

电气设计说明

工程概况：

- 1.本工程为山西省晋城市人民检察院技侦楼修缮工程。
- 2.建设单位：晋城市人民检察院。
- 3.建设地点：山西省晋城市城区。
- 4.面积指标：建筑面积：7670.85m<sup>2</sup>。
- 5.本工程建筑层数：地下一层，地上九层。
- 本工程为多层公共建筑。

设计范围包括：

- 1.对地下室至九层所有插座、照明进行装修改造设计。
- 2.所有空调均走单独回路，每两个办公室一路空调回路，所有回路更换导线，其总配电柜不更换。所有分体空调均更换，其位置见平面图相应插座位置处。
- 3.部分弱电线路（互联网网线和电话线+涉密线）进行更换，其弱电插孔位置不动，参照原有位置。
- 4.本楼存在电气拆除内容，拆除内容是现在图纸上相应的电气内容。所有新建的照明管线均在墙面上刷槽施工。

设计依据：中华人民共和国国家标准规范及行业标准

- 1、供电系统设计规范 GB50052-2009
- 2、低压配电设计规范 GB50054-2011
- 3、建筑电气与智能化通用规范 GB55024-2022
- 4、建筑设计防火规范 GB50016-2014(2018年版)
- 5、建筑照明设计标准 GB50034-2023
- 6、通用用电设备电气配电规范 GB50055-2011
- 7、民用建筑电气设计标准 GB51348-2019

一、强电设计说明

（一）设计范围：供电电、插座、照明等。

（二）供电设计


 
 
 
 
 

 
 
 
 
 
 
 
 
 
 
- 1、负荷分类及容量：室外消防用水量为25/S，均为三级负荷。
- 2.供电电源：每层设层配电箱，其电源均由单位一层总配电室放射式由电井沿墙敷设至各层配电箱。
- 层配电箱至各终端插座、照明均沿桥架敷设。
- 3.计量方式：在总进柜内总计量。

（三）照明设计

- 1、光源及灯具：所有场所均采用高效光源、高效灯具和节能控制措施，卫生间等潮湿、多灰尘场所采用防水防尘灯。应急回路照明灯均带防火保护罩。荧光灯为显色指数大于80的三基色高效节能型细管稀土荧光灯，cosφ≥0.9,自带电子镇流器。开关、插座和照明灯具靠近可燃物时，应采取隔热、散热等防火措施。卤钨灯和额定功率不小于100W的白炽灯泡的吸顶灯、槽灯、嵌入式灯，其引入线应采用瓷管、矿棉等不燃材料作隔热保护。额定功率不小于60W的白炽灯、卤钨灯、高压钠灯、金属卤化物灯、荧光高压汞灯(包括电感镇流器)等，不应直接安装在可燃物体上或采取其他防火措施。
- 2、除注明外，开关、插座分别距地1.3m、0.3m暗装。开关边缘距门框边缘的距离为0.15m。卫生间、浴室、厨房内插座选用防潮、防溅型面板；有淋浴、浴缸的卫生间内插座须设在2区以外。所有插座均选用安全型插座，插座回路配电加装漏电开关保护动作电流为30mA,其动作时间不大于0.1S,并敷设接地保护线（PE线）。
- （四）线路选择及敷设
- 1、一般用电线路采用低烟无卤阻燃电缆或导线。支线采用WDZ-BYJ-450V/750V铜芯线穿SC焊接钢管沿墙及楼板暗敷。本工程绝缘导体均应符合工作电压的要求，室内敷设塑料绝缘电线不应低于0.45kV/0.75kV,电力电缆不应低于0.6kV/1kV。电线电缆燃烧性能应选用燃烧性能B1级材料制品。
- 2、电气水平线路现浇于板内暗敷设管线交叉时应分别敷设于现浇板和垫层内在楼板、墙体、柱内所有缆线（有防火要求的缆线除外），其保护厚度覆盖层厚度应大于15mm。消防设备配电线路及控制线路暗敷时应穿管并应敷设在非燃烧体结构内且保护层厚度不应小于30mm,明敷时（包括敷设在吊顶内），穿金属管或封闭式金属槽盒，并采取防火保护措施。金属槽盒直线段长度超过30m或经过建筑物伸缩（沉降）缝时，应预留20~30mm的补偿余量。
- 3、图中所有未注明插座、照明回路配线均为三线，插座距离暖气片应大于300mm。未注明的单联开关至灯具配线均为两线。
- 4、配电线路不得穿越通风管道内腔或直接敷设在通风管道外壁上，穿金属导管保护的配电线路可紧贴风管管道外壁敷设。
- 5、电气线路不应穿越或敷设在燃烧性能为B1或B2级的保温材料中；确需穿越或敷设时，应采取穿金属管并在金属管周围采用不燃隔热材料进行防火隔离等防火保护措施。设置开关、插座等电器配件的部位周围应采取不燃隔热材料进行防火隔离等防火保护措施。
- 6、在有可燃物的闷顶和封闭吊顶内明敷的配电线路，应采用金属导管或金属槽盒布线。
- 7、强弱电桥架敷设做法参见12D8-144~166。
- 8、强弱电桥架穿墙处密封做法参见12D8-168~170。

二、其它

- 1、本工程所选设备、材料必须具有国家级检测中心的检测合格证书（3C认证）；必须满足与产品相关的国家标准；供电产品、消防产品应具有入网许可证。
- 2、施工单位必须按照工程设计图纸和施工技术标准施工，不得擅自修改工程设计。
- 3、建设工程竣工验收时，必须具备设计单位签署的质量合格文件。
- 4、当管线长度超过30m时，中间应作接线盒，接线盒规格由施工单位现场确定。
- 5、管线暗敷穿梁柱时，做法参见结施01大样图。
- 6、电气管线穿变形缝、伸缩缝做法参见12D8-229,接地线、避雷带过变形缝、伸缩缝做法参见12D10-49.金属桥架过变形缝、伸缩缝做法参见12D8-234。
- 7、预留二次装修照明回路的场所其防火的要求应严格按下列要求执行。
- （1）开关、插座和照明器靠近可燃物时，应采取隔热、散热等保护措施。
- （2）卤钨灯和超过100W的白炽灯泡的吸顶灯、槽灯、嵌入式灯的引入线应采取保护措施。白炽灯、卤钨灯、荧光高压汞灯、镇流器等不应直接设置在可燃装修材料或可燃构件上。
- 8、电缆桥架及线槽必须设于水管上方，距梁底、板底下200mm安装。
- 9、未注之处参照《建筑电气通用图集》及《建筑电气安装工程图集》第二版本施工。
- 10、本设计图中有错误、矛盾、未表达清楚处，施工单位一旦发现，应及时与我单位联系解决，不得自行处理。

19					
18					
17		电话插孔+网线插孔	RJ-45+TEL201-000L	个	底边距地0.3m，具体位置见原有施工现场
16		挂式五孔暗插座（安全型）	250V,10A	个	底边距地2.0m，建议采用公牛插座
15		柜式五孔暗插座（安全型）	250V,16A	个	底边距地0.3m，建议采用公牛插座
14		单相五孔暗插座（安全型）	250V,10A	个	底边距地0.3m，建议采用公牛插座
13		雷达吸顶荧光灯	32W,LED	盏	吸顶安装，建议采用雷士、松下照明灯
12		方形吸顶荧光灯	32W,LED	盏	吊项内安装，建议采用雷士、松下照明灯
11		格栅双管荧光灯	2x22W,LED	盏	吊项内安装，建议采用雷士、松下照明灯
10		半圆吸顶灯	32W,LED	盏	吊项内安装，建议采用雷士、松下照明灯
9		声光控延时暗装开关	250V,10A	个	设于灯具内，建议采用公牛、西门子插座
8		三联单控扳把暗装开关	250V,10A	个	底边距地1.3米，建议采用公牛、西门子插座
7		双联单控扳把暗装开关	250V,10A	个	底边距地1.3米，建议采用公牛、西门子插座
6		单联单控扳把暗装开关	250V,10A	个	底边距地1.3米，建议采用公牛、西门子插座
5		局部等电位端子箱	LEB	台	底边距地0.3米
4		总等电位端子箱	MEB	台	底边距地0.5米
3		动力配电箱	AP	台	底边距地1.4米，建议采用ABB、西门子配电箱元器件
2		电源自动切换箱	AT	台	底边距地1.4米，建议采用ABB、西门子配电箱元器件
1		照明配电箱	AL	台	底边距地1.4米，建议采用ABB、西门子配电箱元器件
序号	图例	名称	规格	单位	备注




设备及主要材料表



中誉恒信工程咨询有限公司  
ZHONGYUHENXIN ENGINEERING CONSULTING CO.,LTD

建筑行业（建筑工程）	甲级
城乡规划编制	乙级
市政行业（排水 给水 道路 桥梁）	乙级
风景园林工程设计专项	乙级
人防工程	乙级
工程勘察专业类	乙级
农林行业	乙级

   联系电话：0371-58576067  
备 注：

设计签字栏				
审 定 人	殷建平			
审 核 人	肖军广			
项目负责人	殷建平			
专业负责人	肖军广			
校 对 人	刘智威			
设 计 人	杨松霖			
制 图 人	杨松霖			

会签栏				
建 筑		结 构		
给排水		电 气		
暖 通				

建设单位

晋城市人民检察院

项目名称

山西省晋城市人民检察院技侦楼修缮工程

子项名称

山西省晋城市人民检察院技侦楼修缮工程

图纸名称

电气设计说明

单位出图章

执业注册章

工程编号	26-11		
阶 段	▲11图	图 别	电 气
版 次	A	日 期	2026.03
比 例	1:100	图 号	▲▲-01

图纸未加盖本院出图章及设计注册章无效

控制箱编号	系统图	安装方式	备注
9AL 9层配电箱 Pn= 40 kW Kd = 0.80 cosφ = 0.90 Pc = 32.00 kW Ic = 54.02 A		明装	1. 箱体参考尺寸: 500x600x120 2. 配电箱型式: 终端箱(JXF) 3. 配电箱进线电缆规格: YJV-5x16-SC50-WC-WS 4. 底边距地: 4m
8AL 8层配电箱 Pn= 30 kW Kd = 0.90 cosφ = 0.90 Pc = 27.00 kW Ic = 45.58 A		明装	1. 箱体参考尺寸: 500x600x120 2. 配电箱型式: 终端箱(JXF) 3. 配电箱进线电缆规格: YJV-5x16-SC50-WC-WS 4. 底边距地: 4m
7AL 7层配电箱 Pn= 30 kW Kd = 0.90 cosφ = 0.90 Pc = 27.00 kW Ic = 45.58 A		明装	1. 箱体参考尺寸: 500x600x120 2. 配电箱型式: 终端箱(JXF) 3. 配电箱进线电缆规格: YJV-5x16-SC50-WC-WS 4. 底边距地: 4m

配电系统图1

注：所有SC管均采用镀锌钢管。

设计签字栏
审 定 人 唐建平
审 核 人 井智广
项目负责人 唐建平
专业负责人 井智广
校 对 人 刘国威
设 计 人 杨松林
审 图 人 杨松林
会签栏
建 筑
给排水
暖 通
电 气
建设单位
晋城市人民医院
项目名称
山西省晋城市人民医院医技楼修缮工程
子项名称
山西省晋城市人民医院医技楼修缮工程
图纸名称
配电系统图
单位出图章
执业注册章
工程编号 26-11
版 次 1 图 则 电 气
版 次 A 日 期 2026.03
比 例 1:100 附 图 02

图纸未加盖本院出图章及设计注册章无效




中馨恒信工程咨询有限公司  
ZHONGXINGHIN ENGINEERING CONSULTING CO.,LTD

建筑行业（建筑工程）	甲级
城乡规划编制	乙级
市政行业（排水、给水、道路、桥梁）	乙级
风景园林工程设计专项	乙级
人防工程	乙级
工程勘察专业类	乙级
农林行业	乙级

联系电话：0351-5853067  
备 注：

- 明 装
- 箱体参考尺寸: 500x600x120
  - 配电箱型式: 终端箱(JXF)
  - 配电箱进线电缆规格: YJV-5x16-SC50-WC-WS
  - 底边距地: 4m

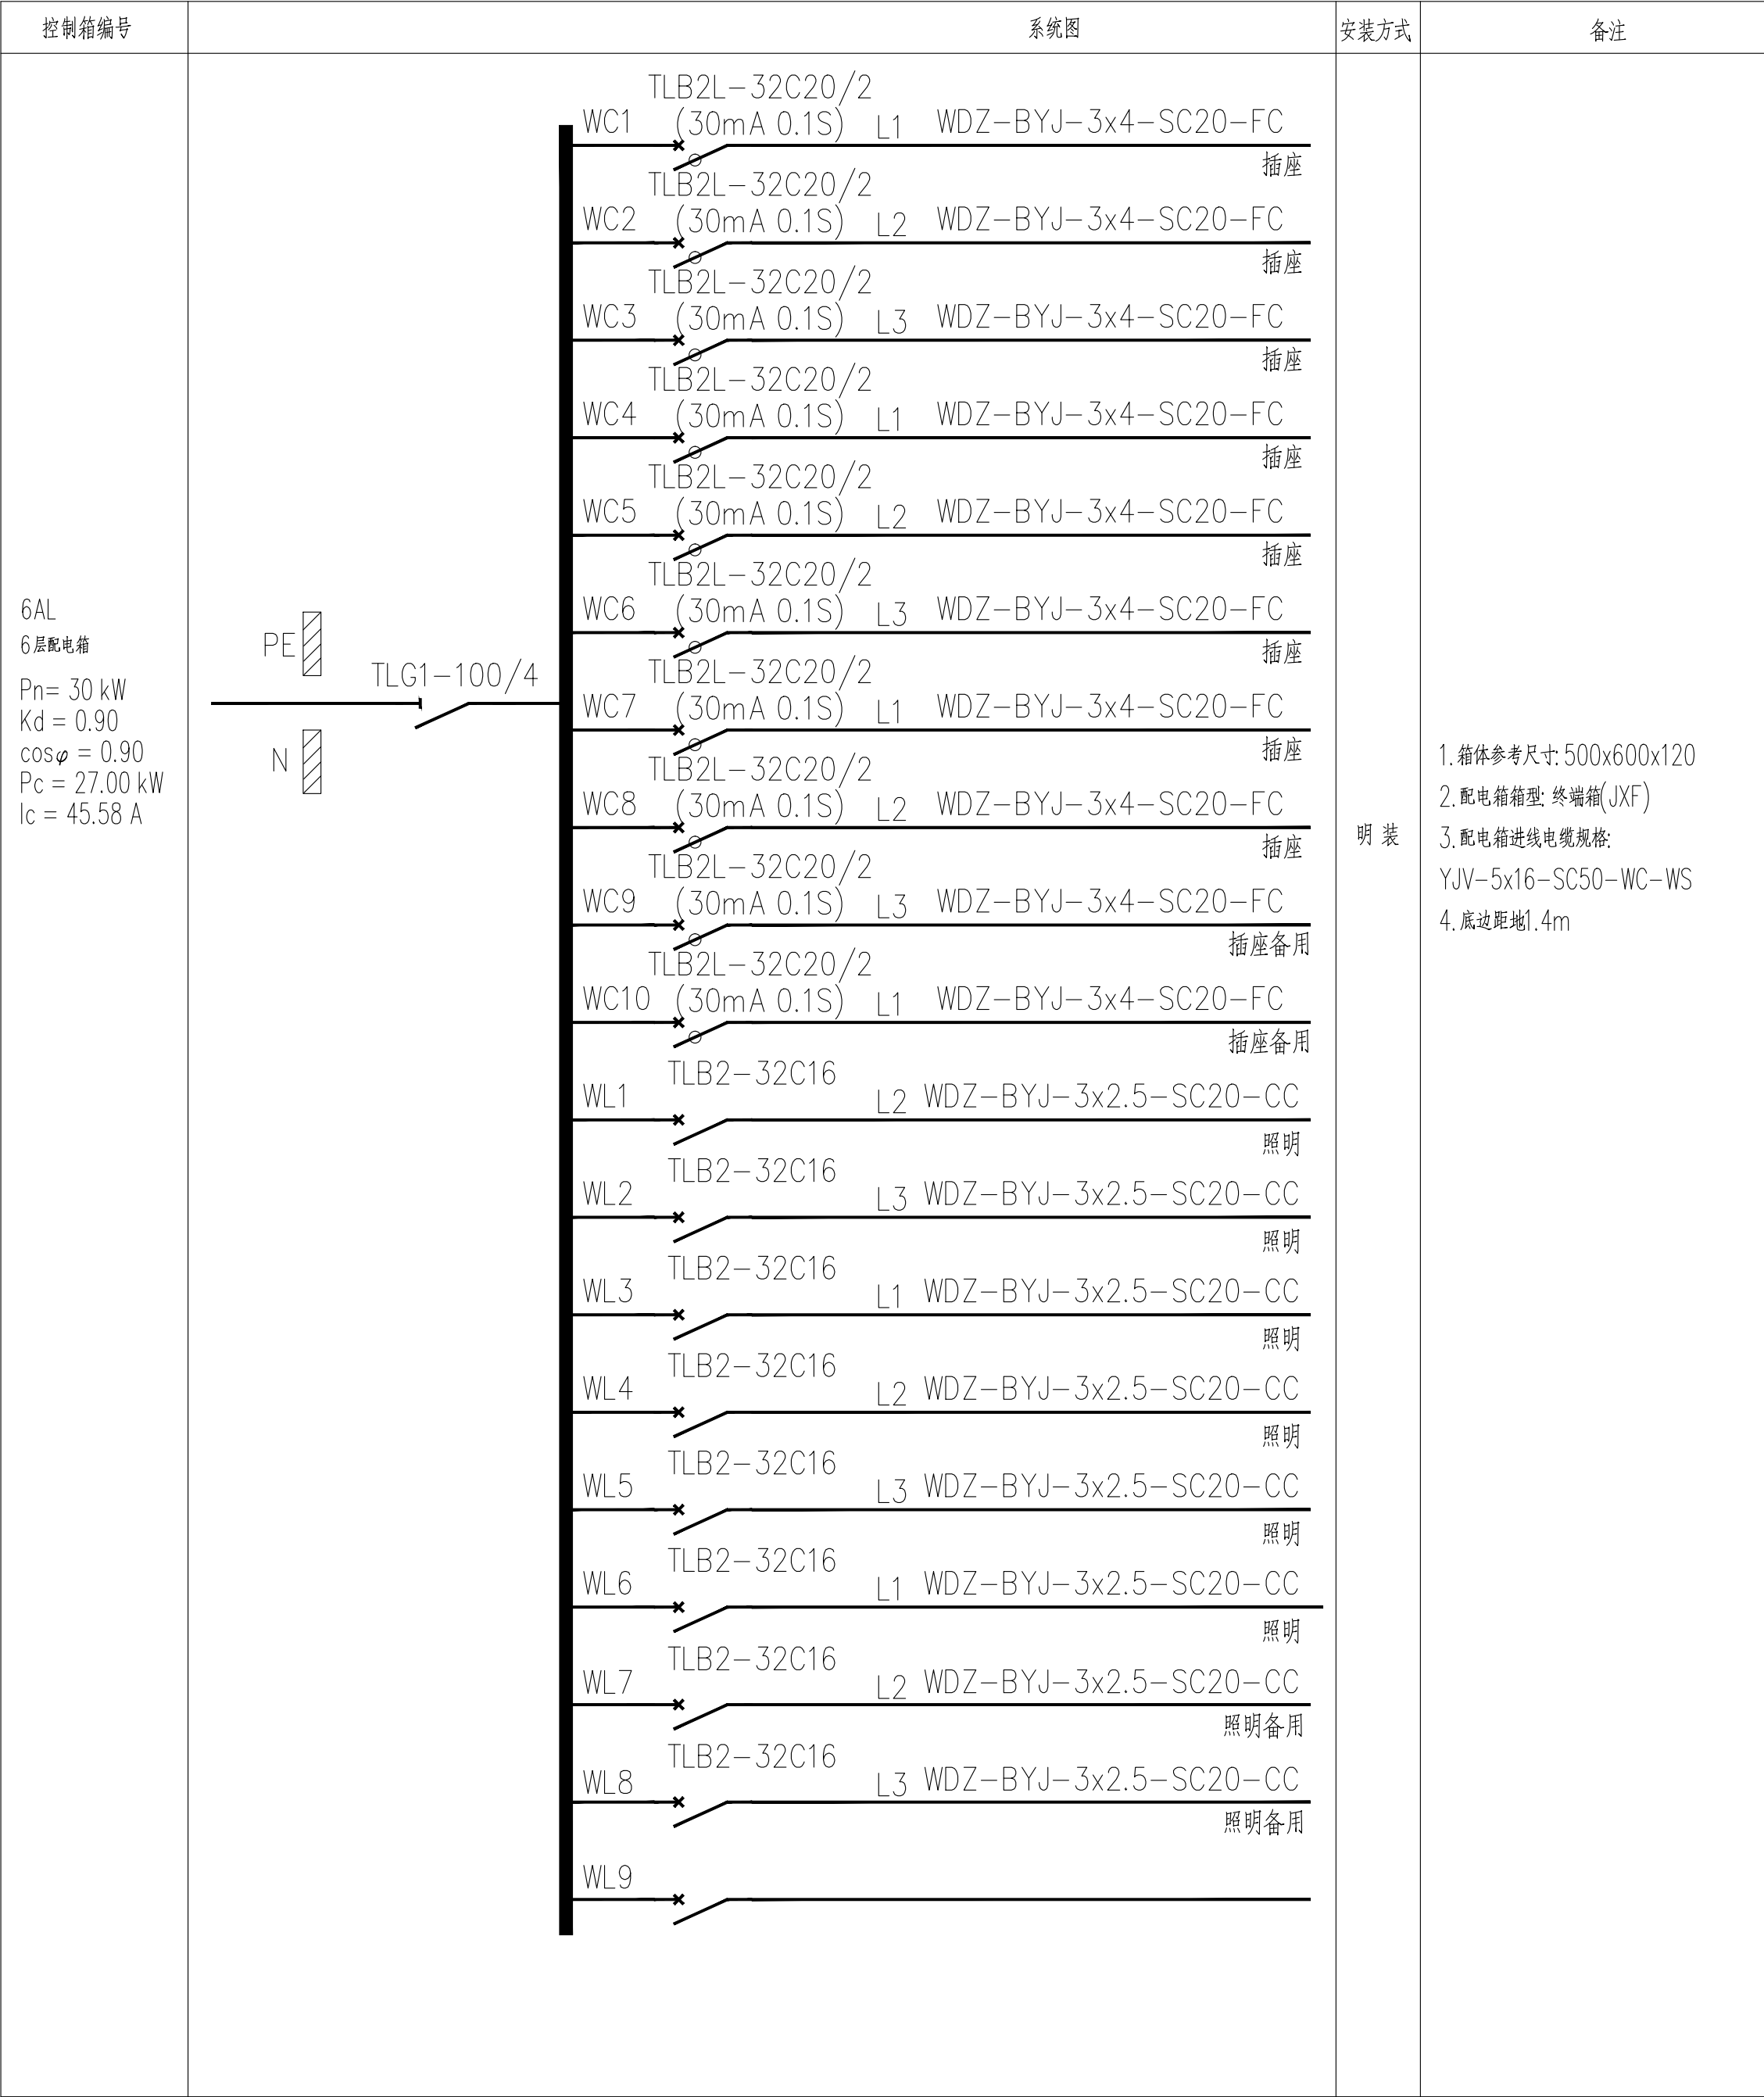


安装方式

明 装

备注

1.箱体参考尺寸:500x600x120  
2.配电箱箱型:终端箱(JXF)  
3.配电箱进线电缆规格:  
YJV-5x16-SC50-WC-WS  
4.底边距地1.4m

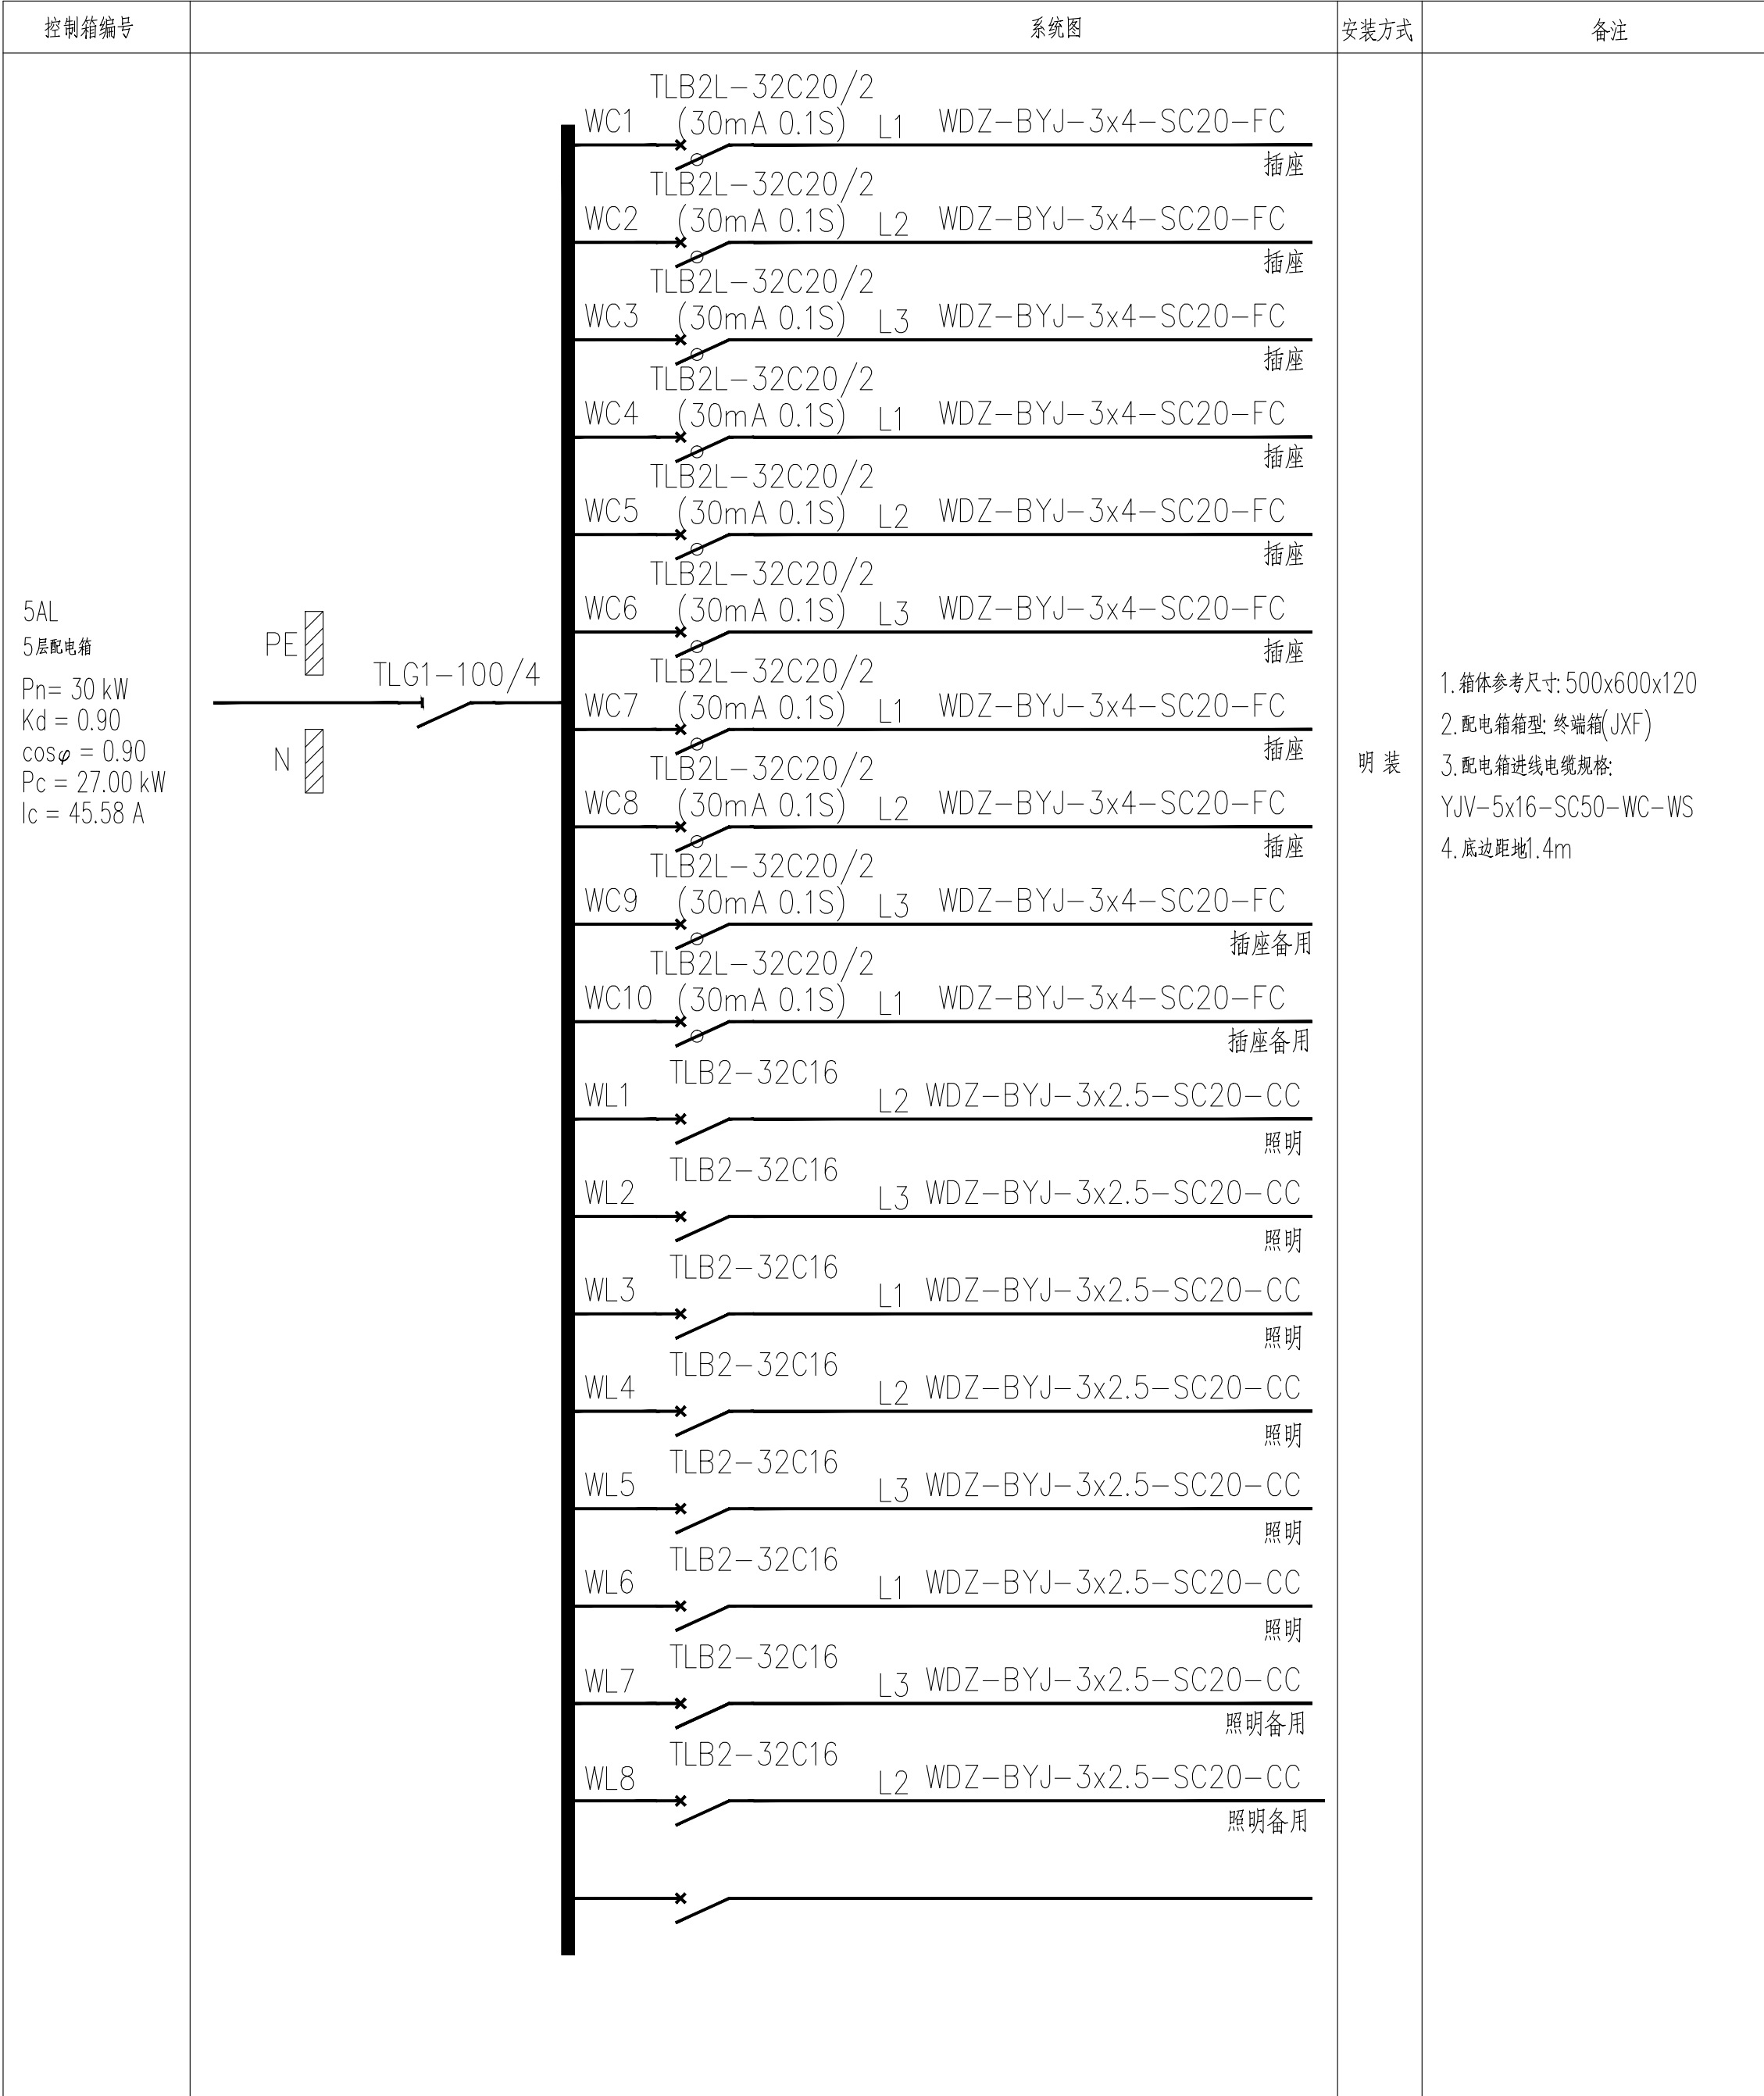

安装方式

明 装

备注

1.箱体参考尺寸:500x600x120  
2.配电箱箱型:终端箱(JXF)  
3.配电箱进线电缆规格:  
YJV-5x16-SC50-WC-WS  
4.底边距地1.4m

配电系统图2

注：所有SC管均采用镀锌钢管。

Hz

中誉恒信工程咨询有限公司  
ZHONGYUHENXIN ENGINEERING CONSULTING CO.,LTD

建筑行业（建筑工程）  
甲级

城乡规划编制  
乙级

市政行业（排水 给水 道路 桥梁）  
乙级

风景园林工程设计专项  
乙级

人防工程  
乙级

工程勘察专业类  
乙级

农林行业  
乙级

联系电话：0371-58579067  
备 注：

设计签字栏

审 定 人	原建平	原建平	
审 核 人	李军广	李军广	
项目负责人	原建平	原建平	
专业负责人	李军广	李军广	
校 对 人	刘智威	刘智威	
设 计 人	杨松霖	杨松霖	
制 图 人	杨松霖	杨松霖	

会签栏

建 筑		结 构	
给排水		电 气	
暖 通			

建设单位

晋城市人民医院

项目名称

山西省晋城市人民医院医技楼修缮工程

子项名称

山西省晋城市人民医院医技楼修缮工程

图纸名称

配电系统图2

单位出图章

执业注册章

工程编号 26-11

阶 段 施工图

图 别 电气



版 次 A

日 期 2026.03

比 例 1:100

图 号 26-03

图纸未加章本院出图章及设计注册章无效

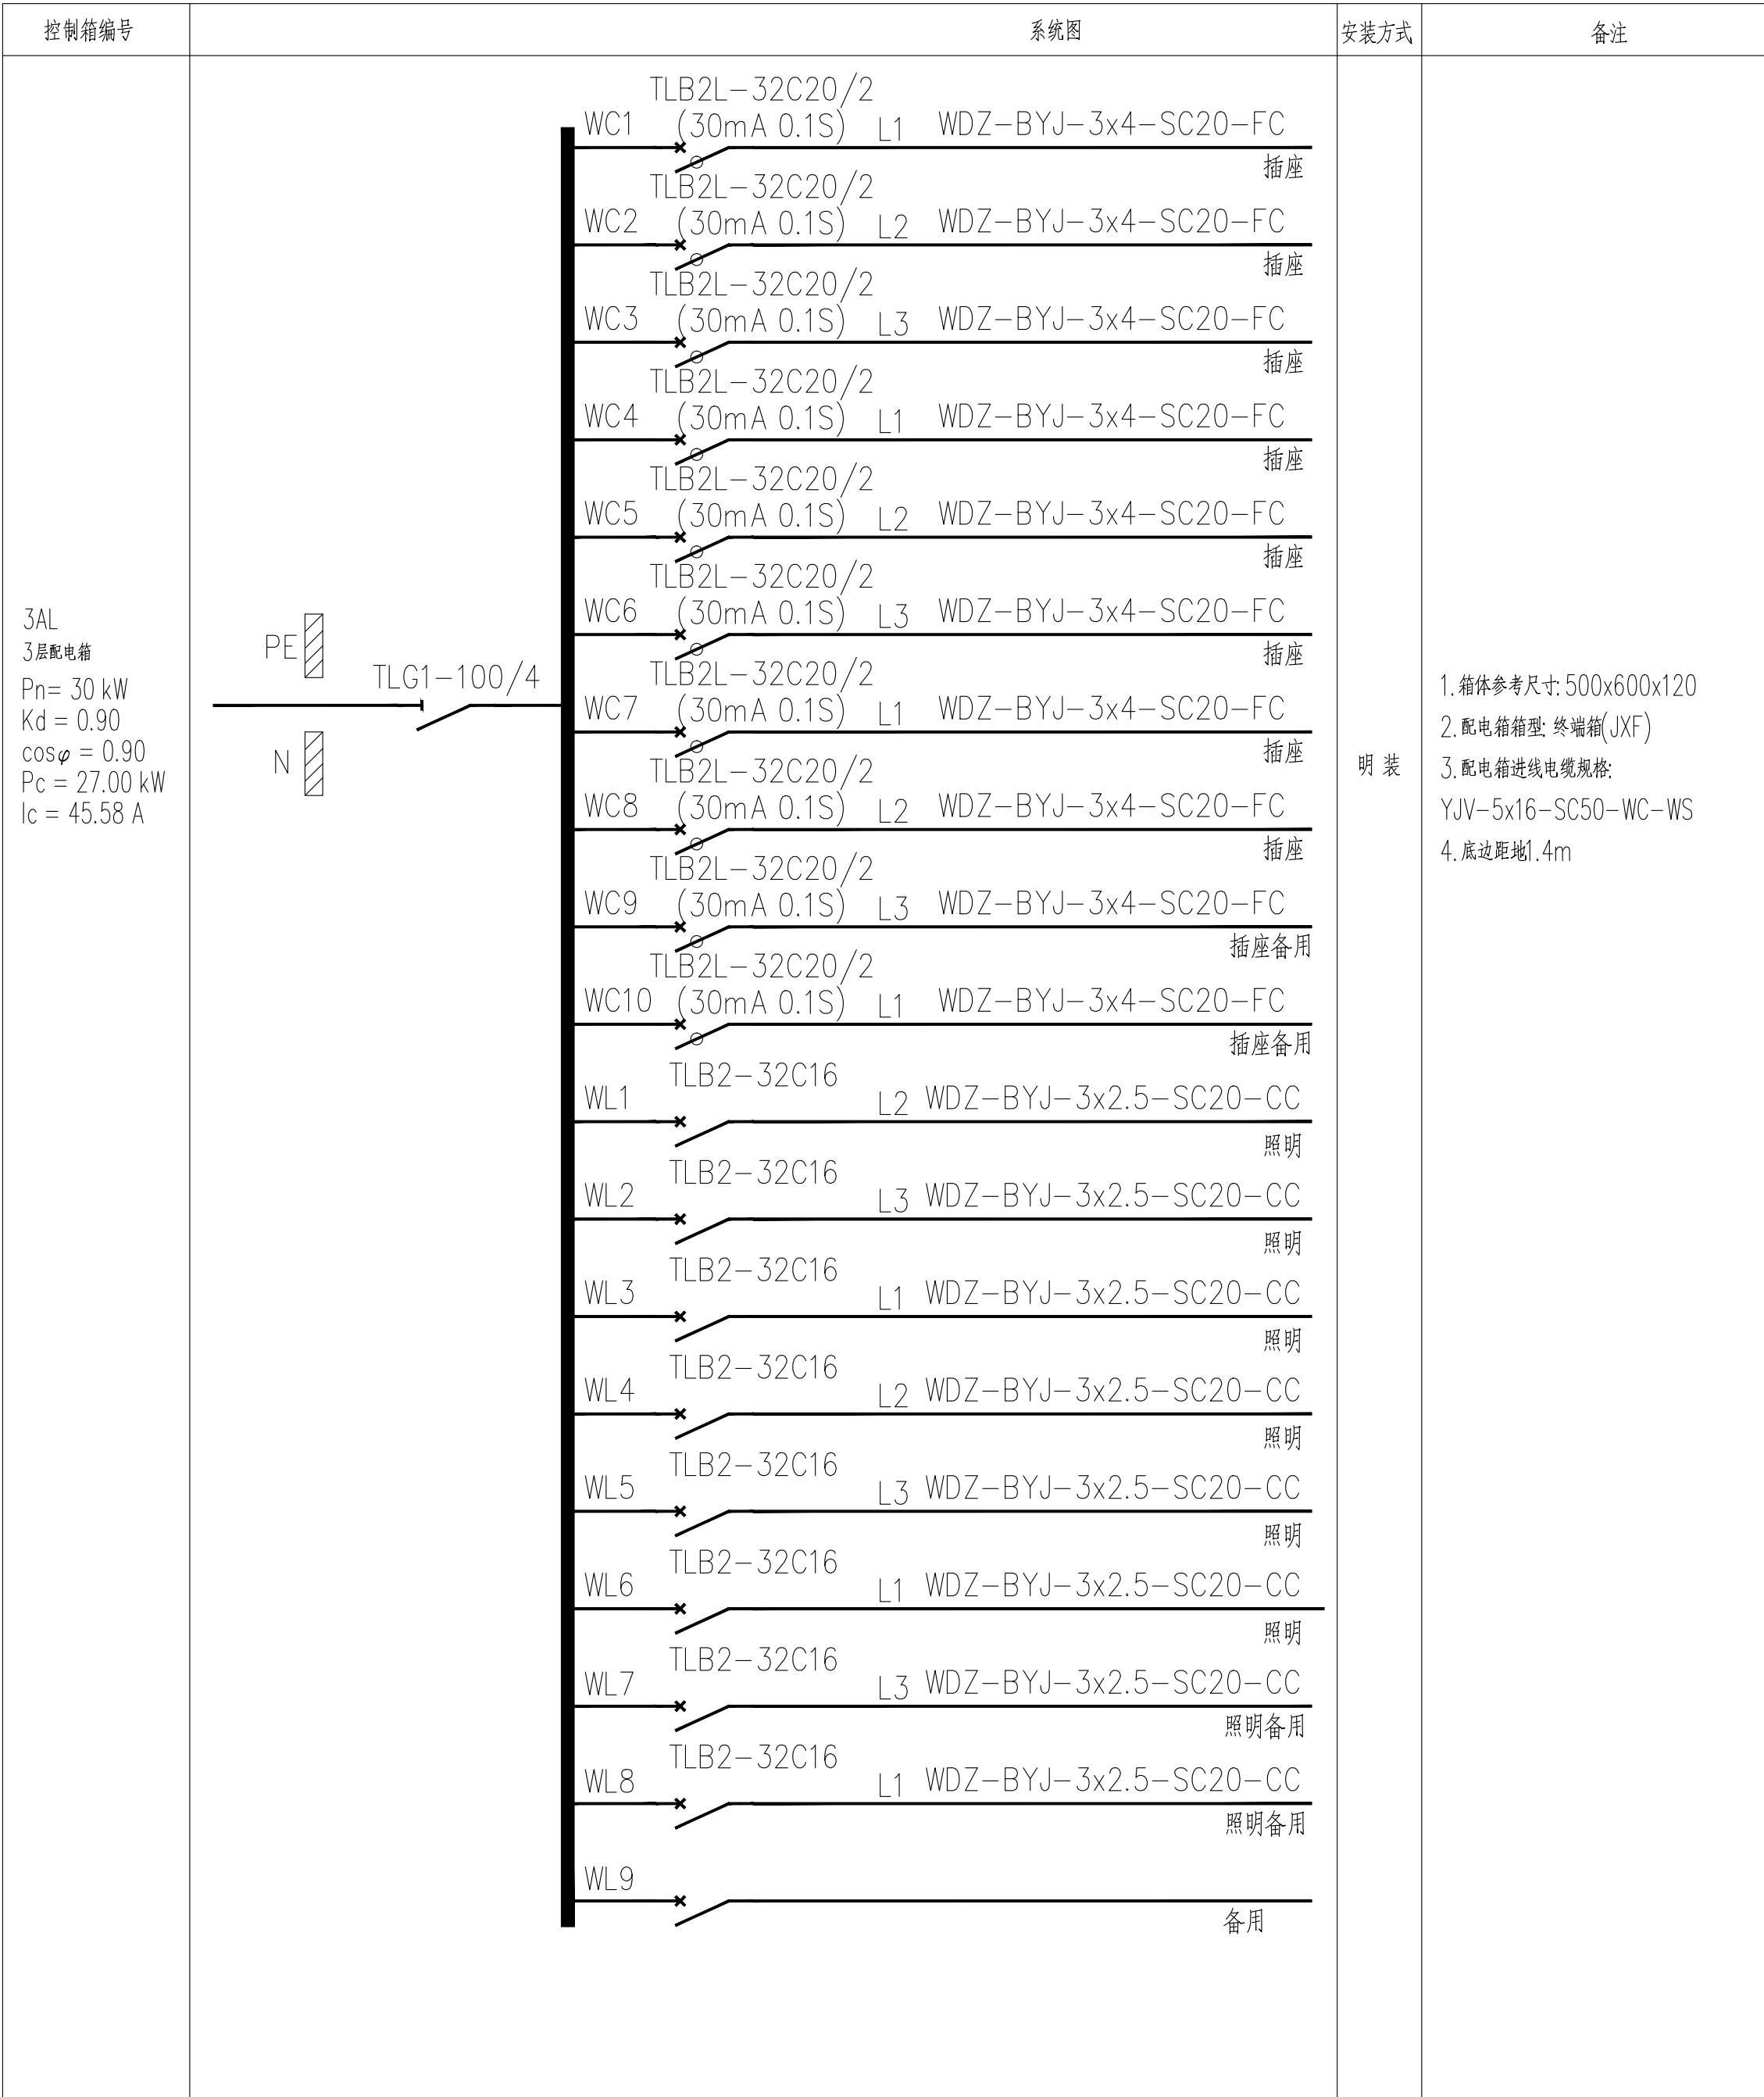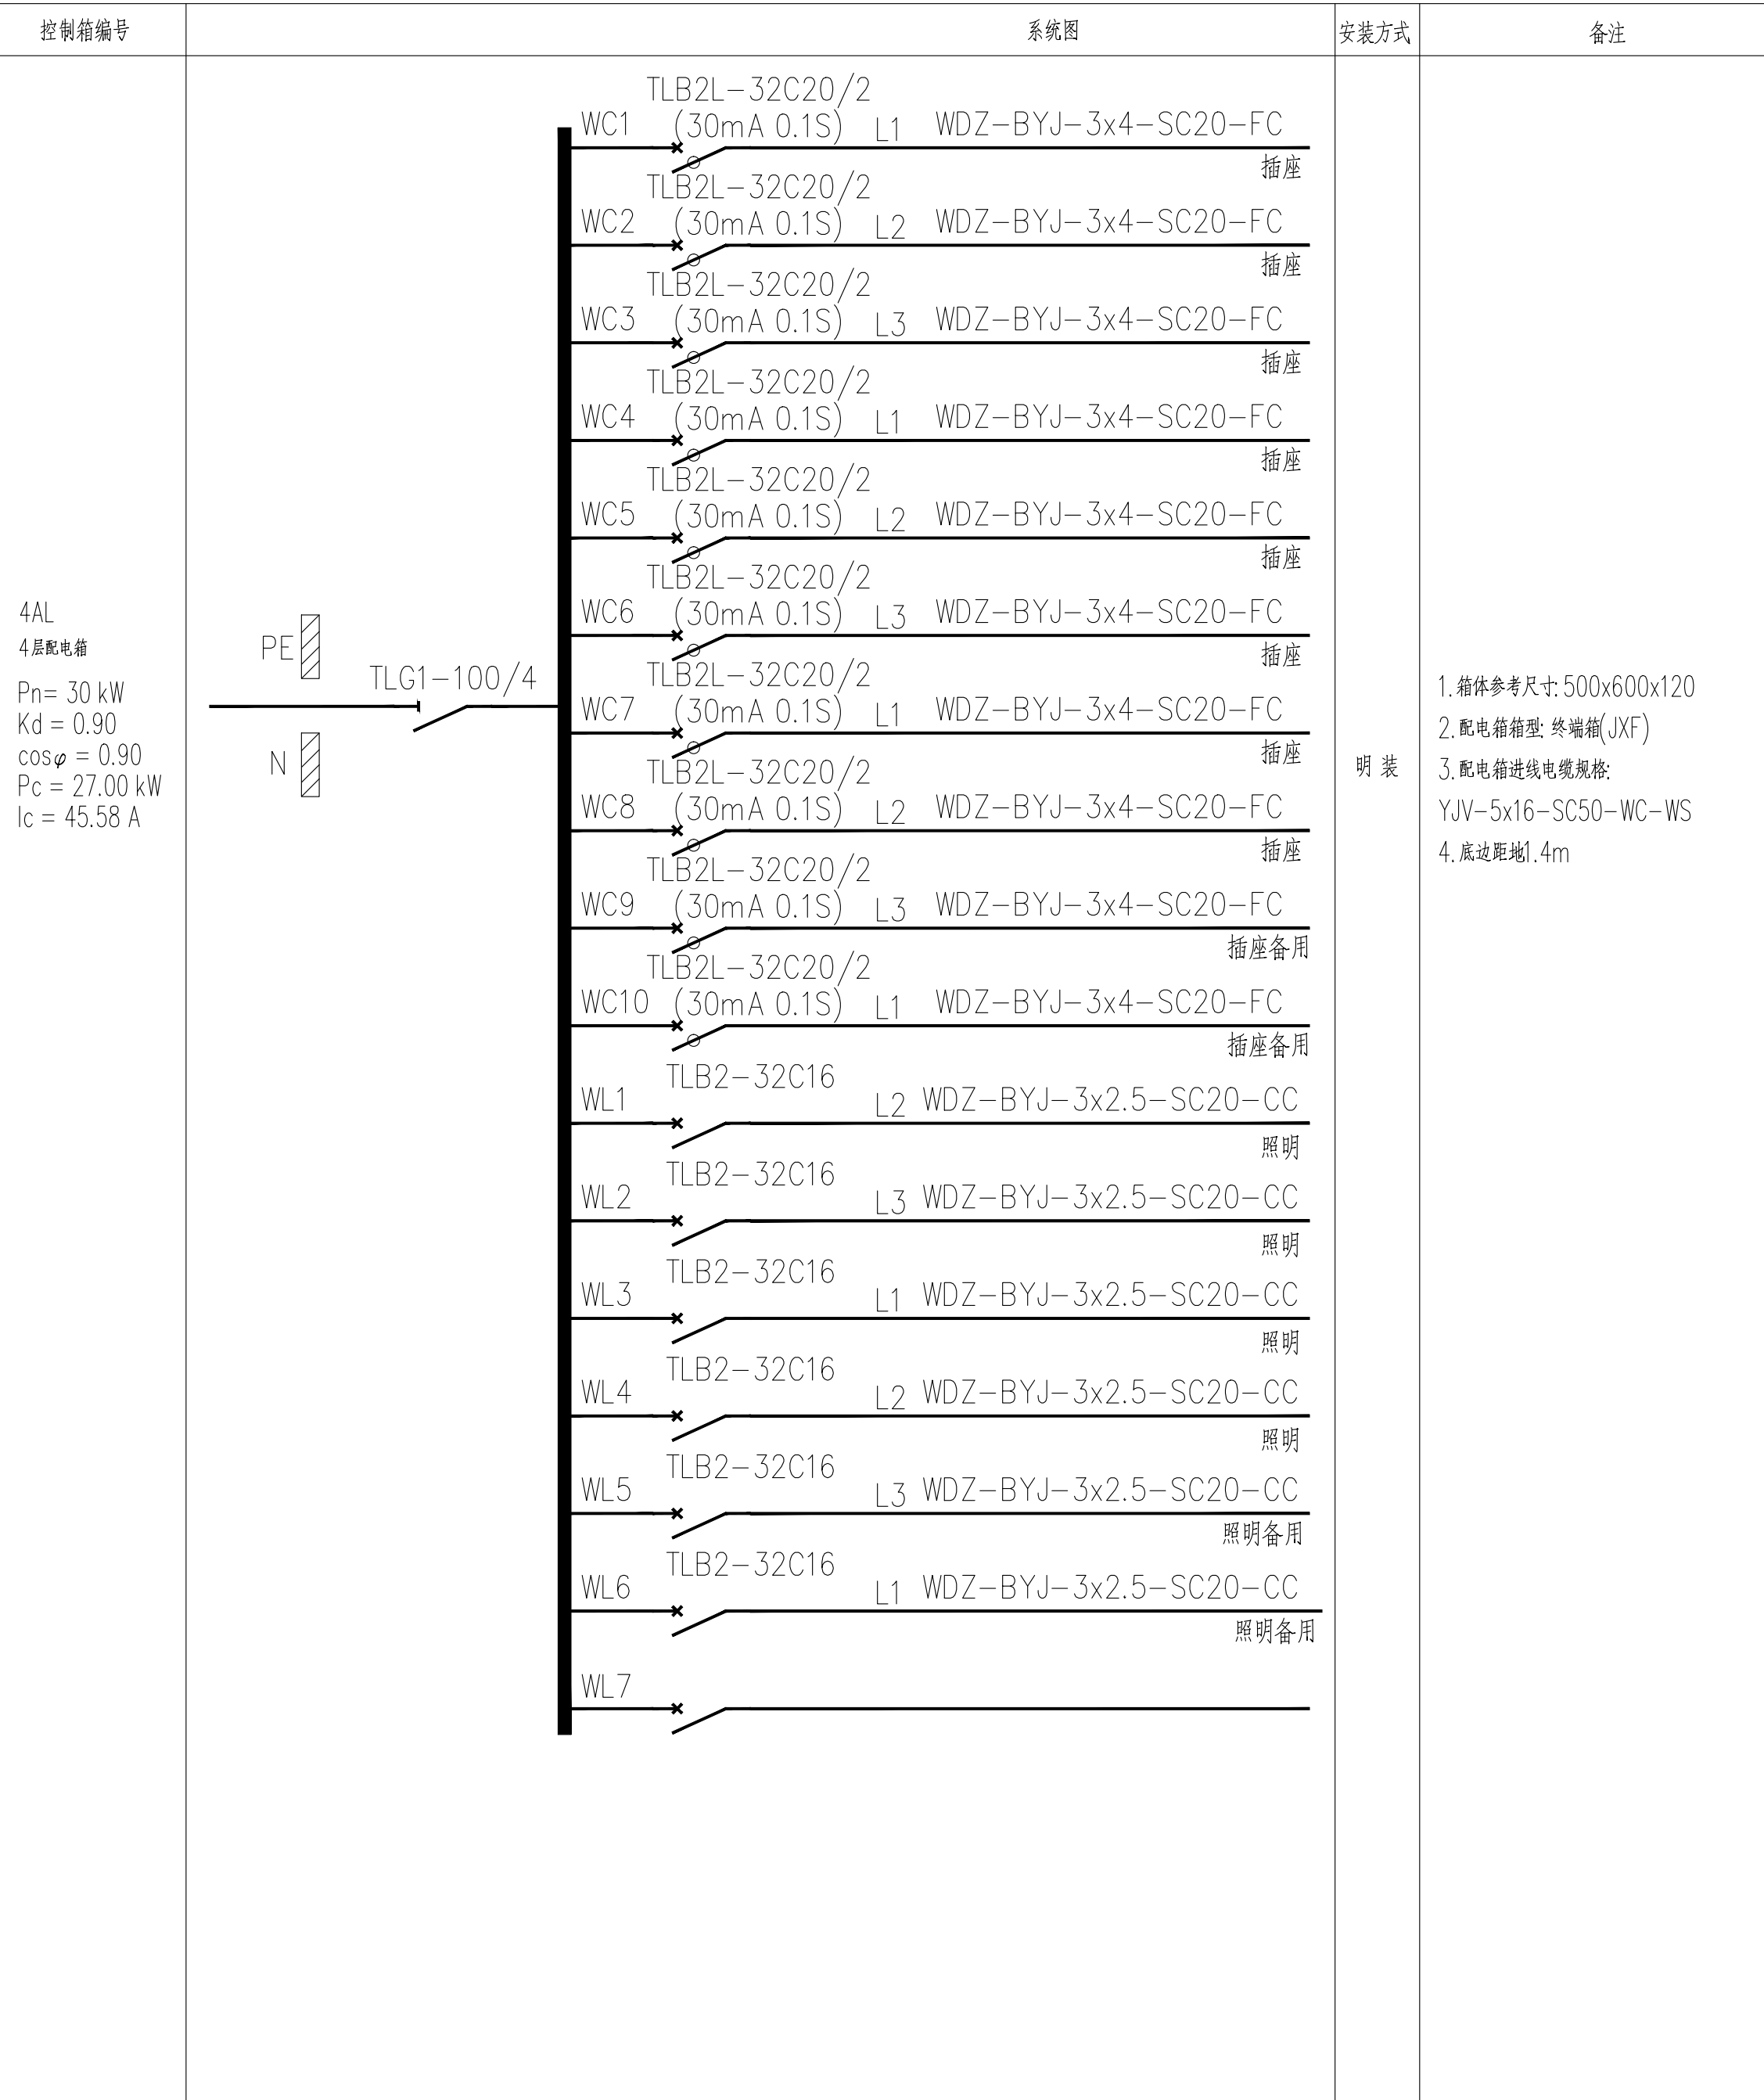

配电系统图3

注：所有SC管均采用镀锌钢管。

中誉恒信工程咨询有限公司  
ZHONGHENGXIN ENGINEERING CONSULTING CO.,LTD

建筑行业（建筑工程）	甲级
城乡规划编制	乙级
市政行业（排水 给水 道路 桥梁）	乙级
风景园林工程设计专项	乙级
人防工程	乙级
工程勘察专业类	乙级
农林行业	乙级

联系电话：0371-58576067  
备 注：

设计签字栏			
审 定 人	原建平	李军广	
审 核 人	李军广	李军广	
项目负责人	原建平	李军广	
专业负责人	李军广	李军广	
校 对 人	刘智威	刘智威	
设 计 人	杨松霖	杨松霖	
制 图 人	杨松霖	杨松霖	
会签栏			
建 筑		结 构	
给排水		电 气	
暖 通			
建设单位			
晋城市人民医院			
项目名称			
山西省晋城市人民医院医技楼续修工程			
子项名称			
山西省晋城市人民医院医技楼续修工程			
图纸名称			
配电系统图3			
单位出图章			
执业注册章			
工程编号 26-11			
阶 段	施工图	图 别	电 气
版 次	A	日 期	2026.03
比 例	1:100	图 号	电-04

图纸未加盖本单位出图章及设计注册章无效



控制箱编号		系统图	安装方式	备注				
2AL 2层配电箱 Pn= 30 kW Kd = 0.90 cosφ = 0.90 Pc = 27.00 kW Ic = 45.58 A		TLB2L-32C20/2 WC1 (30mA 0.1S) L1 WDZ-BYJ-3x4-SC20-FC 插座	明 装	1. 箱体参考尺寸: 500x600x120 2. 配电箱箱型: 终端柜(JXF) 3. 配电箱进线电缆规格: YJV-5x16-SC50-WC-WS 4. 底边距地1.4m				
		TLB2L-32C20/2 WC2 (30mA 0.1S) L2 WDZ-BYJ-3x4-SC20-FC 插座						
		TLB2L-32C20/2 WC3 (30mA 0.1S) L3 WDZ-BYJ-3x4-SC20-FC 插座						
		TLB2L-32C20/2 WC4 (30mA 0.1S) L1 WDZ-BYJ-3x4-SC20-FC 插座						
		TLB2L-32C20/2 WC5 (30mA 0.1S) L2 WDZ-BYJ-3x4-SC20-FC 插座						
		TLB2L-32C20/2 WC6 (30mA 0.1S) L3 WDZ-BYJ-3x4-SC20-FC 插座						
		TLB2L-32C20/2 WC7 (30mA 0.1S) L1 WDZ-BYJ-3x4-SC20-FC 插座						
		TLB2L-32C20/2 WC8 (30mA 0.1S) L2 WDZ-BYJ-3x4-SC20-FC 插座						
		TLB2L-32C20/2 WC9 (30mA 0.1S) L3 WDZ-BYJ-3x4-SC20-FC 插座						
		TLB2L-32C20/2 WC10 (30mA 0.1S) L1 WDZ-BYJ-3x4-SC20-FC 插座备用						
2AL 2层配电箱 Pn= 30 kW Kd = 0.90 cosφ = 0.90 Pc = 27.00 kW Ic = 45.58 A		TLB2-32C16 WL1 L2 WDZ-BYJ-3x2.5-SC20-CC 照明	明 装	1. 箱体参考尺寸: 500x600x120 2. 配电箱箱型: 终端柜(JXF) 3. 配电箱进线电缆规格: YJV-5x16-SC50-WC-WS 4. 底边距地1.4m				
		TLB2-32C16 WL2 L3 WDZ-BYJ-3x2.5-SC20-CC 照明						
		TLB2-32C16 WL3 L1 WDZ-BYJ-3x2.5-SC20-CC 照明						
		TLB2-32C16 WL4 L2 WDZ-BYJ-3x2.5-SC20-CC 照明						
		TLB2-32C16 WL5 L3 WDZ-BYJ-3x2.5-SC20-CC 照明						
		TLB2-32C16 WL6 L1 WDZ-BYJ-3x2.5-SC20-CC 照明备用						
		TLB2-32C16 WL7 L1 WDZ-BYJ-3x2.5-SC20-CC 照明备用						
		2AL 2层配电箱 Pn= 30 kW Kd = 0.90 cosφ = 0.90 Pc = 27.00 kW Ic = 45.58 A				TLB2L-32C20/2 WC1 (30mA 0.1S) L1 WDZ-BYJ-3x4-SC20-FC 插座	明 装	1. 箱体参考尺寸: 500x600x120 2. 配电箱箱型: 终端柜(JXF) 3. 配电箱进线电缆规格: YJV-5x16-SC50-WC-WS 4. 底边距地1.4m
						TLB2L-32C20/2 WC2 (30mA 0.1S) L2 WDZ-BYJ-3x4-SC20-FC 插座备用		
						TLB2L-32C20/2 WC3 (30mA 0.1S) L3 WDZ-BYJ-3x4-SC20-FC 插座备用		
TLB2-32C16 WL1 L1 WDZ-BYJ-3x2.5-SC20-CC 照明								
TLB2-32C16 WL2 L2 WDZ-BYJ-3x2.5-SC20-CC 照明								
TLB2-32C16 WL3 L3 WDZ-BYJ-3x2.5-SC20-CC 照明								
TLB2-32C16 WL4 L1 WDZ-BYJ-3x2.5-SC20-CC 照明备用								
TLB2-32C16 WL5 L2 WDZ-BYJ-3x2.5-SC20-CC 照明备用								
TLB2-32C16 WL6								
2AL 2层配电箱 Pn= 30 kW Kd = 0.90 cosφ = 0.90 Pc = 27.00 kW Ic = 45.58 A			TLB2L-32C20/2 WC1 (30mA 0.1S) L1 WDZ-BYJ-3x4-SC20-FC 插座	明 装		1. 箱体参考尺寸: 500x600x120 2. 配电箱箱型: 终端柜(JXF) 3. 配电箱进线电缆规格: YJV-5x16-SC50-WC-WS 4. 底边距地1.4m		
		TLB2L-32C20/2 WC2 (30mA 0.1S) L2 WDZ-BYJ-3x4-SC20-FC 插座						
		TLB2L-32C20/2 WC3 (30mA 0.1S) L3 WDZ-BYJ-3x4-SC20-FC 插座						
		TLB2L-32C20/2 WC4 (30mA 0.1S) L1 WDZ-BYJ-3x4-SC20-FC 插座						
		TLB2L-32C20/2 WC5 (30mA 0.1S) L2 WDZ-BYJ-3x4-SC20-FC 插座						
		TLB2L-32C20/2 WC6 (30mA 0.1S) L3 WDZ-BYJ-3x4-SC20-FC 插座						
		TLB2L-32C20/2 WC7 (30mA 0.1S) L1 WDZ-BYJ-3x4-SC20-FC 插座						
		TLB2L-32C20/2 WC8 (30mA 0.1S) L2 WDZ-BYJ-3x4-SC20-FC 插座						
		TLB2L-32C20/2 WC9 (30mA 0.1S) L3 WDZ-BYJ-3x4-SC20-FC 插座						
		TLB2L-32C20/2 WC10 (30mA 0.1S) L1 WDZ-BYJ-3x4-SC20-FC 插座						
2AL 2层配电箱 Pn= 30 kW Kd = 0.90 cosφ = 0.90 Pc = 27.00 kW Ic = 45.58 A		TLB2L-32C20/2 WC11 (30mA 0.1S) L2 WDZ-BYJ-3x4-SC20-FC 插座	明 装	1. 箱体参考尺寸: 500x600x120 2. 配电箱箱型: 终端柜(JXF) 3. 配电箱进线电缆规格: YJV-5x16-SC50-WC-WS 4. 底边距地1.4m				
		TLB2L-32C20/2 WC12 (30mA 0.1S) L3 WDZ-BYJ-3x4-SC20-FC 插座						
		TLB2L-32C20/2 WC13 (30mA 0.1S) L1 WDZ-BYJ-3x4-SC20-FC 插座						
		TLB2L-32C20/2 WC14 (30mA 0.1S) L2 WDZ-BYJ-3x4-SC20-FC 插座备用						
		TLB2L-32C20/2 WC15 (30mA 0.1S) L3 WDZ-BYJ-3x4-SC20-FC 插座备用						
		TLB2-32C16 WL1 L1 WDZ-BYJ-3x2.5-SC20-CC 照明						
		TLB2-32C16 WL2 L2 WDZ-BYJ-3x2.5-SC20-CC 照明						
		TLB2-32C16 WL3 L3 WDZ-BYJ-3x2.5-SC20-CC 照明						
		TLB2-32C16 WL4 L1 WDZ-BYJ-3x2.5-SC20-CC 照明						
		TLB2-32C16 WL5 L2 WDZ-BYJ-3x2.5-SC20-CC 照明						
2AL 2层配电箱 Pn= 30 kW Kd = 0.90 cosφ = 0.90 Pc = 27.00 kW Ic = 45.58 A		TLB2-32C16 WL6 L3 WDZ-BYJ-3x2.5-SC20-CC 照明	明 装	1. 箱体参考尺寸: 500x600x120 2. 配电箱箱型: 终端柜(JXF) 3. 配电箱进线电缆规格: YJV-5x16-SC50-WC-WS 4. 底边距地1.4m				
		TLB2-32C16 WL7 L1 WDZ-BYJ-3x2.5-SC20-CC 照明						
		TLB2-32C16 WL8 L2 WDZ-BYJ-3x2.5-SC20-CC 照明						
		TLB2-32C16 WL9 L3 WDZ-BYJ-3x2.5-SC20-CC 照明						
		TLB2-32C16 WL10						
		2AL 2层配电箱 Pn= 30 kW Kd = 0.90 cosφ = 0.90 Pc = 27.00 kW Ic = 45.58 A				TLB2L-32C20/2 WC1 (30mA 0.1S) L1 WDZ-BYJ-3x4-SC20-FC 插座	明 装	1. 箱体参考尺寸: 500x600x120 2. 配电箱箱型: 终端柜(JXF) 3. 配电箱进线电缆规格: YJV-5x16-SC50-WC-WS 4. 底边距地1.4m
						TLB2L-32C20/2 WC2 (30mA 0.1S) L2 WDZ-BYJ-3x4-SC20-FC 插座		
						TLB2L-32C20/2 WC3 (30mA 0.1S) L3 WDZ-BYJ-3x4-SC20-FC 插座		
						TLB2L-32C20/2 WC4 (30mA 0.1S) L1 WDZ-BYJ-3x4-SC20-FC 插座		
						TLB2L-32C20/2 WC5 (30mA 0.1S) L2 WDZ-BYJ-3x4-SC20-FC 插座		
TLB2L-32C20/2 WC6 (30mA 0.1S) L3 WDZ-BYJ-3x4-SC20-FC 插座								
TLB2L-32C20/2 WC7 (30mA 0.1S) L1 WDZ-BYJ-3x4-SC20-FC 插座								
TLB2L-32C20/2 WC8 (30mA 0.1S) L2 WDZ-BYJ-3x4-SC20-FC 插座								
TLB2L-32C20/2 WC9 (30mA 0.1S) L3 WDZ-BYJ-3x4-SC20-FC 插座								
TLB2L-32C20/2 WC10 (30mA 0.1S) L1 WDZ-BYJ-3x4-SC20-FC 插座								
2AL 2层配电箱 Pn= 30 kW Kd = 0.90 cosφ = 0.90 Pc = 27.00 kW Ic = 45.58 A		TLB2L-32C20/2 WC11 (30mA 0.1S) L2 WDZ-BYJ-3x4-SC20-FC 插座	明 装	1. 箱体参考尺寸: 500x600x120 2. 配电箱箱型: 终端柜(JXF) 3. 配电箱进线电缆规格: YJV-5x16-SC50-WC-WS 4. 底边距地1.4m				
		TLB2L-32C20/2 WC12 (30mA 0.1S) L3 WDZ-BYJ-3x4-SC20-FC 插座						
		TLB2L-32C20/2 WC13 (30mA 0.1S) L1 WDZ-BYJ-3x4-SC20-FC 插座						
		TLB2L-32C20/2 WC14 (30mA 0.1S) L2 WDZ-BYJ-3x4-SC20-FC 插座						
		TLB2L-32C20/2 WC15 (30mA 0.1S) L3 WDZ-BYJ-3x4-SC20-FC 插座						
		TLB2-32C16 WL1 L1 WDZ-BYJ-3x2.5-SC20-CC 照明						
		TLB2-32C16 WL2 L2 WDZ-BYJ-3x2.5-SC20-CC 照明						
		TLB2-32C16 WL3 L3 WDZ-BYJ-3x2.5-SC20-CC 照明						
		TLB2-32C16 WL4 L1 WDZ-BYJ-3x2.5-SC20-CC 照明						
		TLB2-32C16 WL5 L2 WDZ-BYJ-3x2.5-SC20-CC 照明						
2AL 2层配电箱 Pn= 30 kW Kd = 0.90 cosφ = 0.90 Pc = 27.00 kW Ic = 45.58 A		TLB2-32C16 WL6 L3 WDZ-BYJ-3x2.5-SC20-CC 照明	明 装	1. 箱体参考尺寸: 500x600x120 2. 配电箱箱型: 终端柜(JXF) 3. 配电箱进线电缆规格: YJV-5x16-SC50-WC-WS 4. 底边距地1.4m				
		TLB2-32C16 WL7 L1 WDZ-BYJ-3x2.5-SC20-CC 照明						
		TLB2-32C16 WL8 L2 WDZ-BYJ-3x2.5-SC20-CC 照明						
		TLB2-32C16 WL9 L3 WDZ-BYJ-3x2.5-SC20-CC 照明						
		TLB2-32C16 WL10						

中誉恒信工程咨询有限公司

ZHONGYUHENXIN ENGINEERING CONSULTING CO.,LTD

建筑行业（建筑工程）

甲级

城乡规划编制

乙级

市政行业（排水 给水 道路 桥梁）

乙级

风景园林工程设计专项

乙级

人防工程

乙级

工程勘察专业类

乙级

农林行业

乙级

联系电话：0371-58570067  
备 注：

设计签字栏			
审 定 人	原建平	李海平	
审 核 人	李军广	李海平	
项目负责人	原建平	李海平	
专业负责人	李军广	李海平	
校 对 人	刘智威	叶世成	
设 计 人	杨松霖	杨松霖	
制 图 人	杨松霖	杨松霖	

会签栏

建 筑		结 构	
给排水		电 气	
暖 通			

建设单位

晋城市人民医院

项目名称

山西省晋城市人民医院医技楼修缮工程

子项名称

山西省晋城市人民医院医技楼修缮工程

图纸名称

配电系统图4

单位出图章

执业注册章

工程编号

26-11

阶 段

▲11

图 别

电 气

版 次

A

日 期


2026.03

比 例

1:100

图 号

 ▲-05



板下净高2870  
窗户距地1400

设计签字栏			
审定人	殷建平	高建平	
审核人	井军广	井军广	
项目负责人	殷建平	高建平	
专业负责人	井军广	井军广	
校对人	刘贤威	刘贤威	
设计人	杨松霖	杨松霖	
制图人	杨松霖	杨松霖	
会签栏			
建筑		结构	
给排水		电气	
暖通			

[illegible]

晋城市人民检察院

项目名称	
------	--

山西省晋城市人民检察院技侦楼修缮工程

子项名称	
------	--

山西省晋城市人民检察院技术楼修缮工程

图纸名称	
------	--

地下室插座、照明平面图

单位出图章

执业注册章

工程编号	26-11		
阶 段	施工图	图 别	电 气
版 次	A	日 期	2026.03
比 例	1:100	图 号	电-06

图纸未加盖本院出图章及设计注册章无效



中誉恒信工程咨询有限公司  
ZHONGHENGXIN ENGINEERING CONSULTING CO.,LTD

建筑行业（建筑工程）	甲级
城乡规划编制	乙级
市政行业（排水 给水 道路 桥梁）	乙级
风景园林工程设计专项	乙级
人防工程	乙级
工程勘察专业类	乙级
农林行业	乙级

联系电话：0371-58576067  
备注：

设计签字栏		
审 定 人	原建平	原建平
审 核 人	原建平	原建平
项目负责人	原建平	原建平
专业负责人	原建平	原建平
校 对 人	刘智威	刘智威
设 计 人	杨松霖	杨松霖
制 图 人	杨松霖	杨松霖

会 签 栏		
建 筑	结 构	
给 排 水	电 气	
暖 通		

建设单位

晋城市人民法院

项目名称

山西省晋城市人民法院技防设施修缮工程

子项名称

山西省晋城市人民法院技防设施修缮工程

图纸名称

一层插座平面图

单位出图章

执业注册章


工程编号 26-11

阶 段 施工图 图 别 电 气

版 次 A 日 期 2026.03

比 例 1:100 图 号 电-07

图纸未加盖本院出图章及设计注册章无效

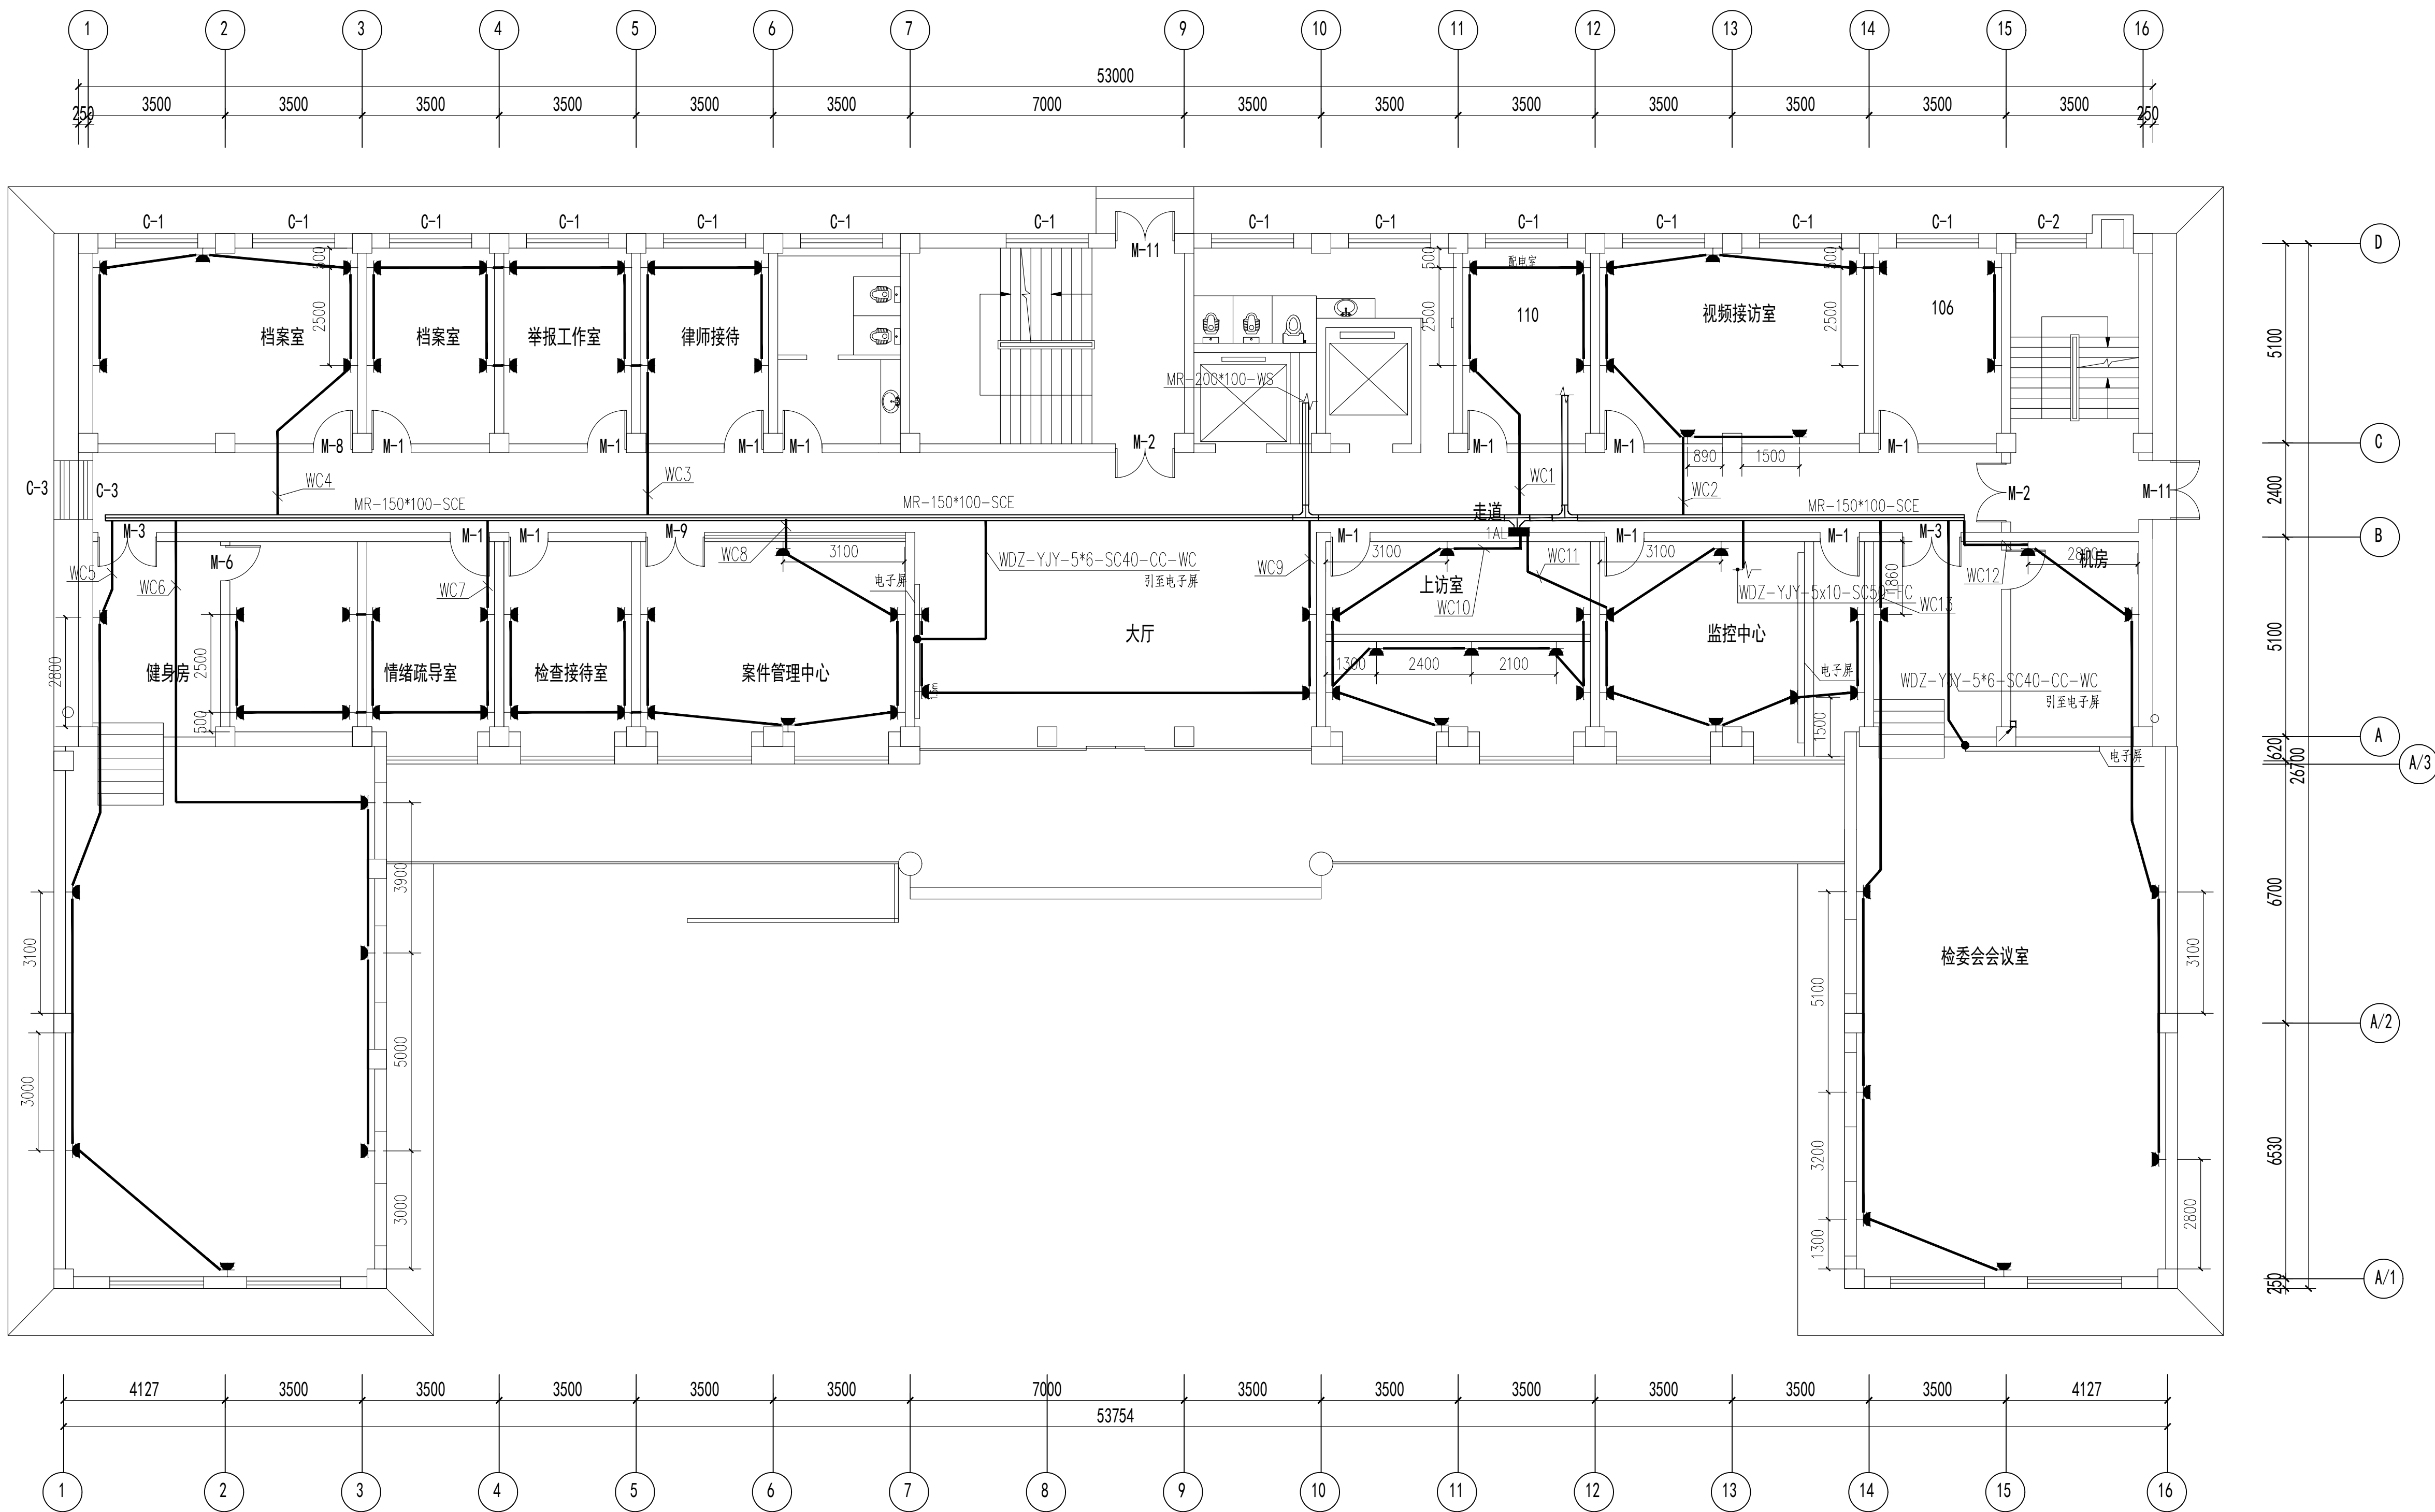

一层插座平面图 1:100

大厅吊顶下净高6400


其余净高2900



中誉恒信工程咨询有限公司  
ZHONGYUHENXIN ENGINEERING CONSULTING CO.,LTD

建筑行业（建筑工程）	甲级
城乡规划编制	乙级
市政行业（排水 给水 道路 桥梁）	乙级
风景园林工程设计专项	乙级
人防工程	乙级
工程勘察专业类	乙级
农林行业	乙级

联系电话：0371-58576067  
备注：

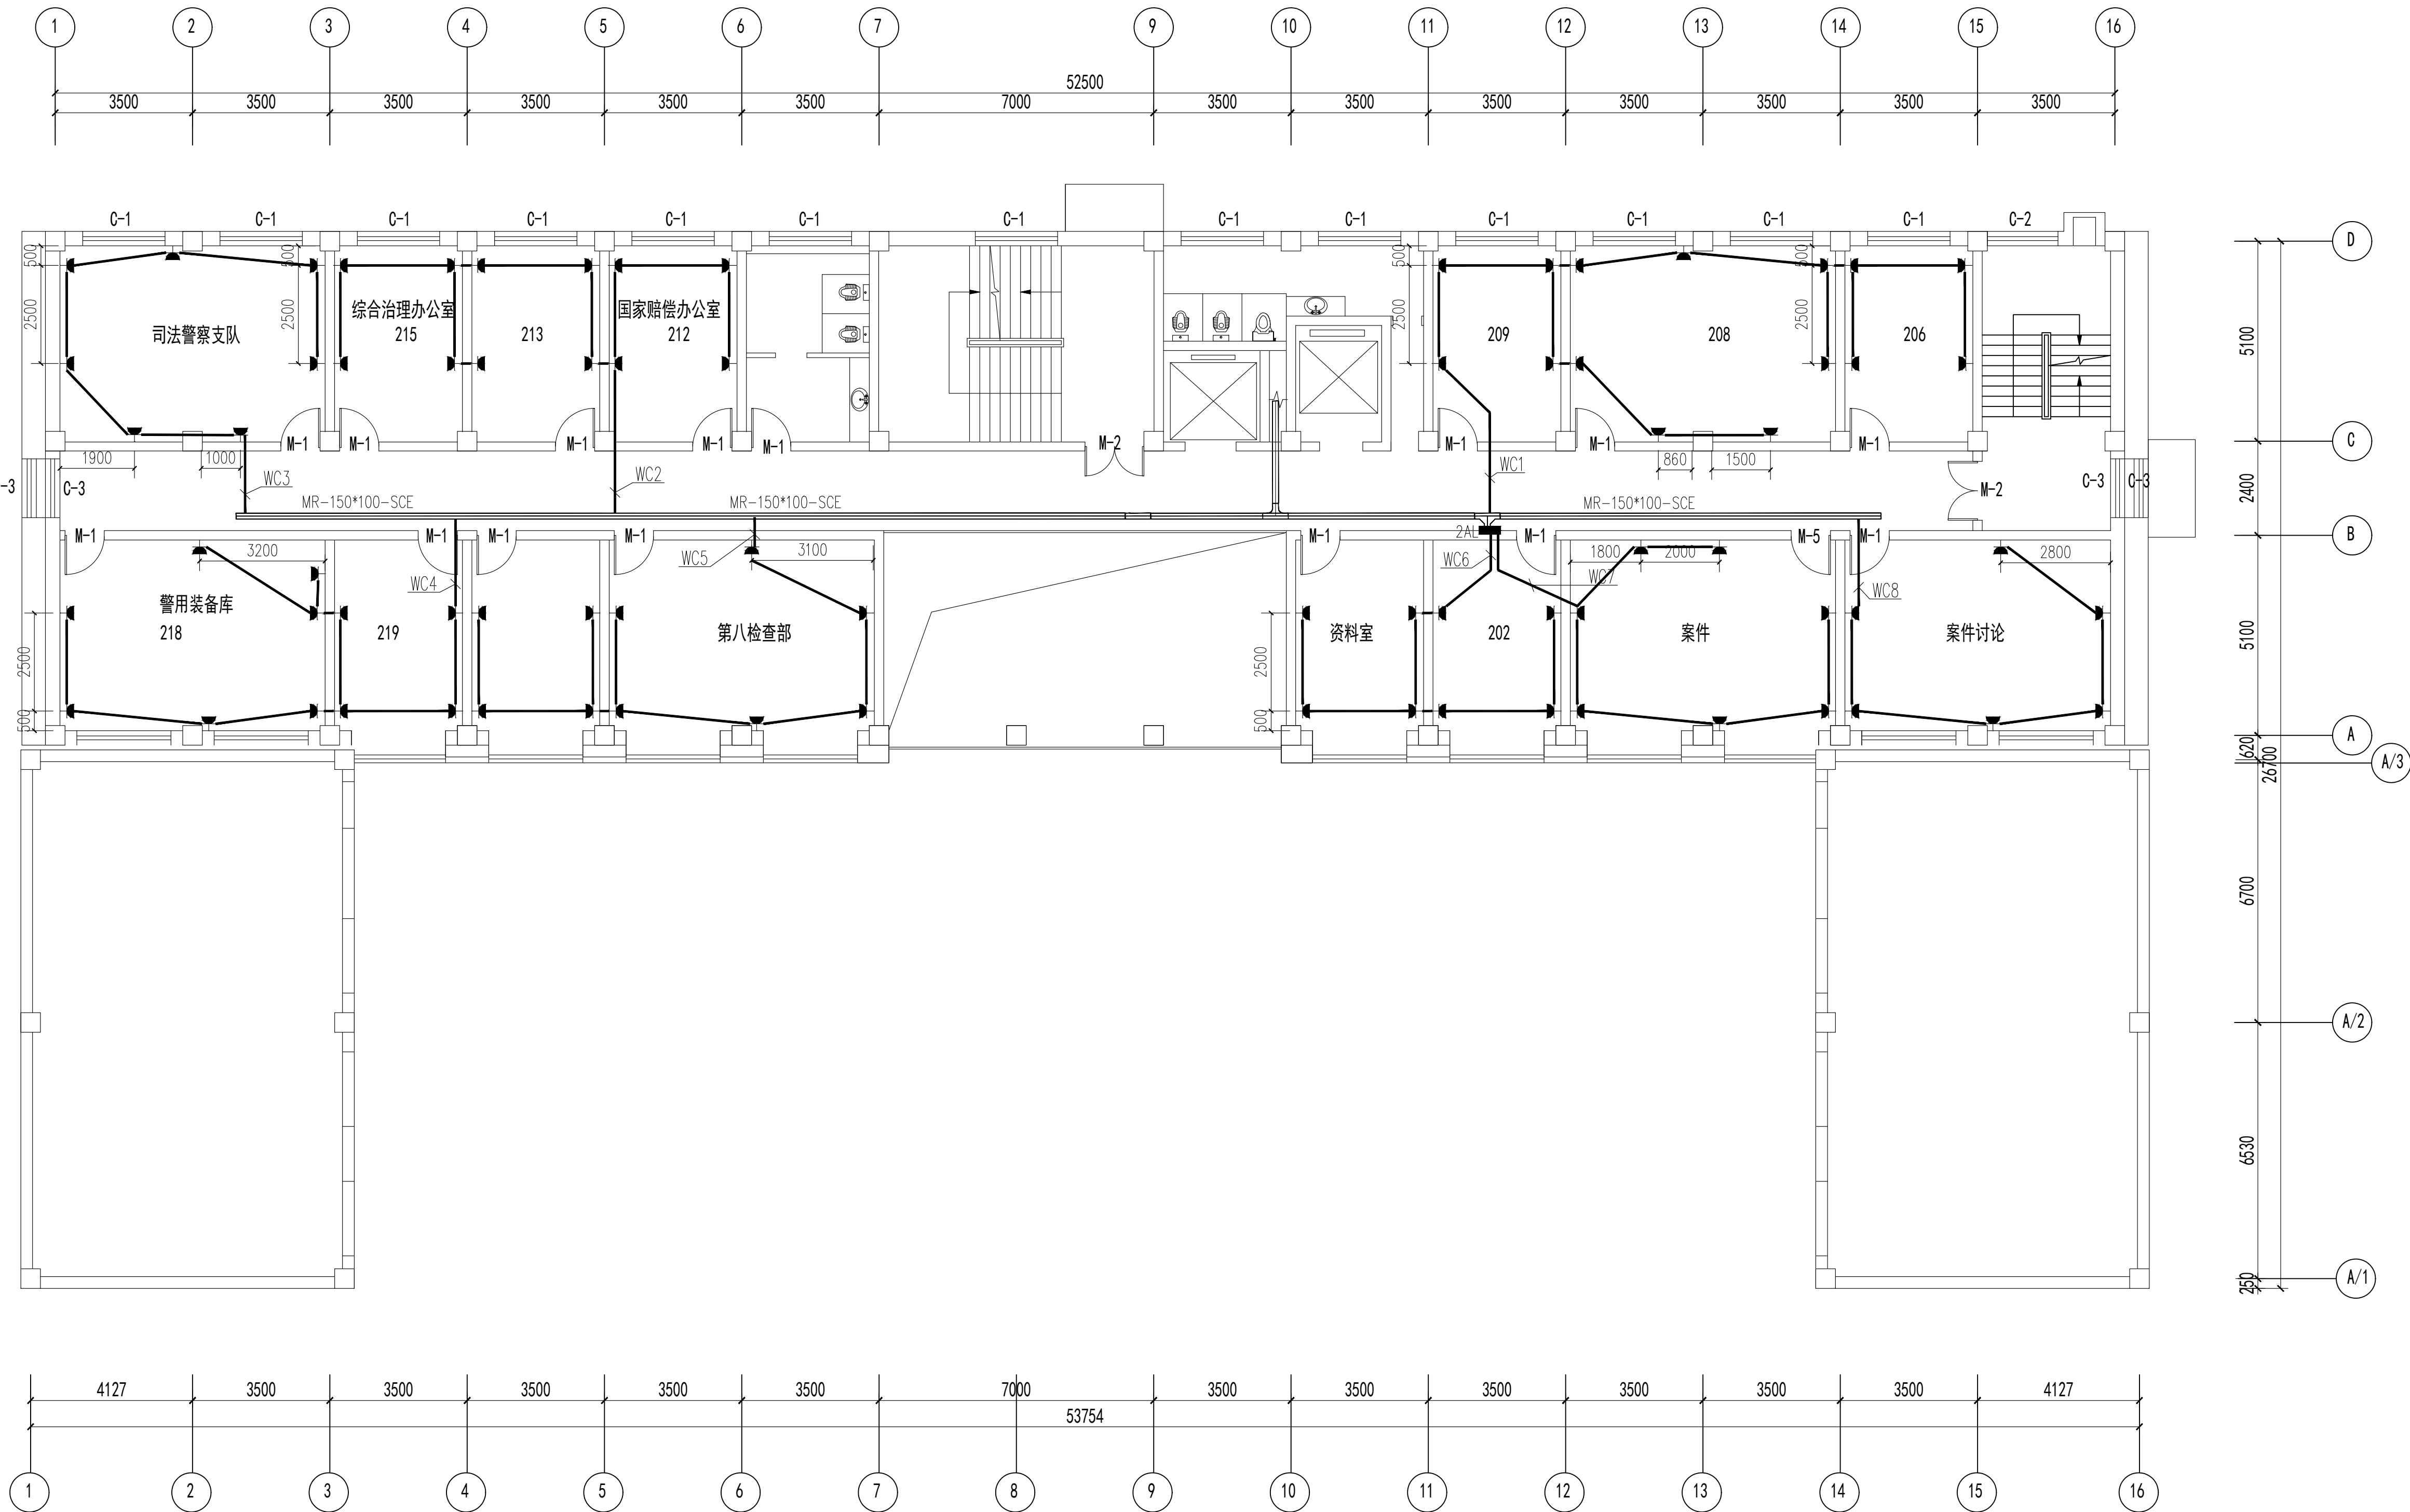

二层插座平面图 1:100

吊顶下净高2600

设计签字栏		
审 定 人	殷建平	殷建平
审 核 人	李军广	李军广
项目负责人	殷建平	殷建平
专业负责人	李军广	李军广
校 对 人	刘芳威	刘芳威
设 计 人	杨松霖	杨松霖
制 图 人	杨松霖	杨松霖

会签栏		
建 筑		结 构
给排水		电 气
暖 通		

建设单位

晋城市人民法院

项目名称

山西省晋城市人民法院技防设施修缮工程

子项名称

山西省晋城市人民法院技防设施修缮工程

图纸名称

二层插座平面图

单位出图章

执业注册章

工程编号 26-11

阶 段 施工图 图 别 电 气

版 次 A 日 期 2026.03

比 例 1:100 图 号 26-08

图纸未加盖本院出图章及设计注册章无效





中誉恒信工程咨询有限公司  
ZHONGYUHENGIN ENGINEERING CONSULTING CO.,LTD

建筑行业（建筑工程）	甲级
城乡规划编制	乙级
市政行业（排水 给水 道路 桥梁）	乙级
风景园林工程设计专项	乙级
人防工程	乙级
工程勘察专业类	乙级
农林行业	乙级

联系电话: 0371-58576067  
备 注:


设计签字栏			
审 定 人	原建平	原建平	
审 核 人	井军广	井军广	
项目负责人	原建平	原建平	
专业负责人	井军广	井军广	
校 对 人	刘贺威	刘贺威	
设 计 人	杨松霖	杨松霖	
制 图 人	杨松霖	杨松霖	
会签栏			
建 筑		结 构	
给排水		电 气	
暖 通			

建设单位	晋城市人民检察院
项目名称	晋城市人民检察院技侦楼修缮项目
子项名称	晋城市人民检察院技侦楼修缮项目
图纸名称	三层插座平面图

单位出图章	
执业注册章	

工程编号	26-11		
阶 段	施工图	图 别	电 气
版 次	A	日 期	2026.03
比 例	1:100	图 号	26-09

图纸未加盖本院出图章及设计注册章无效

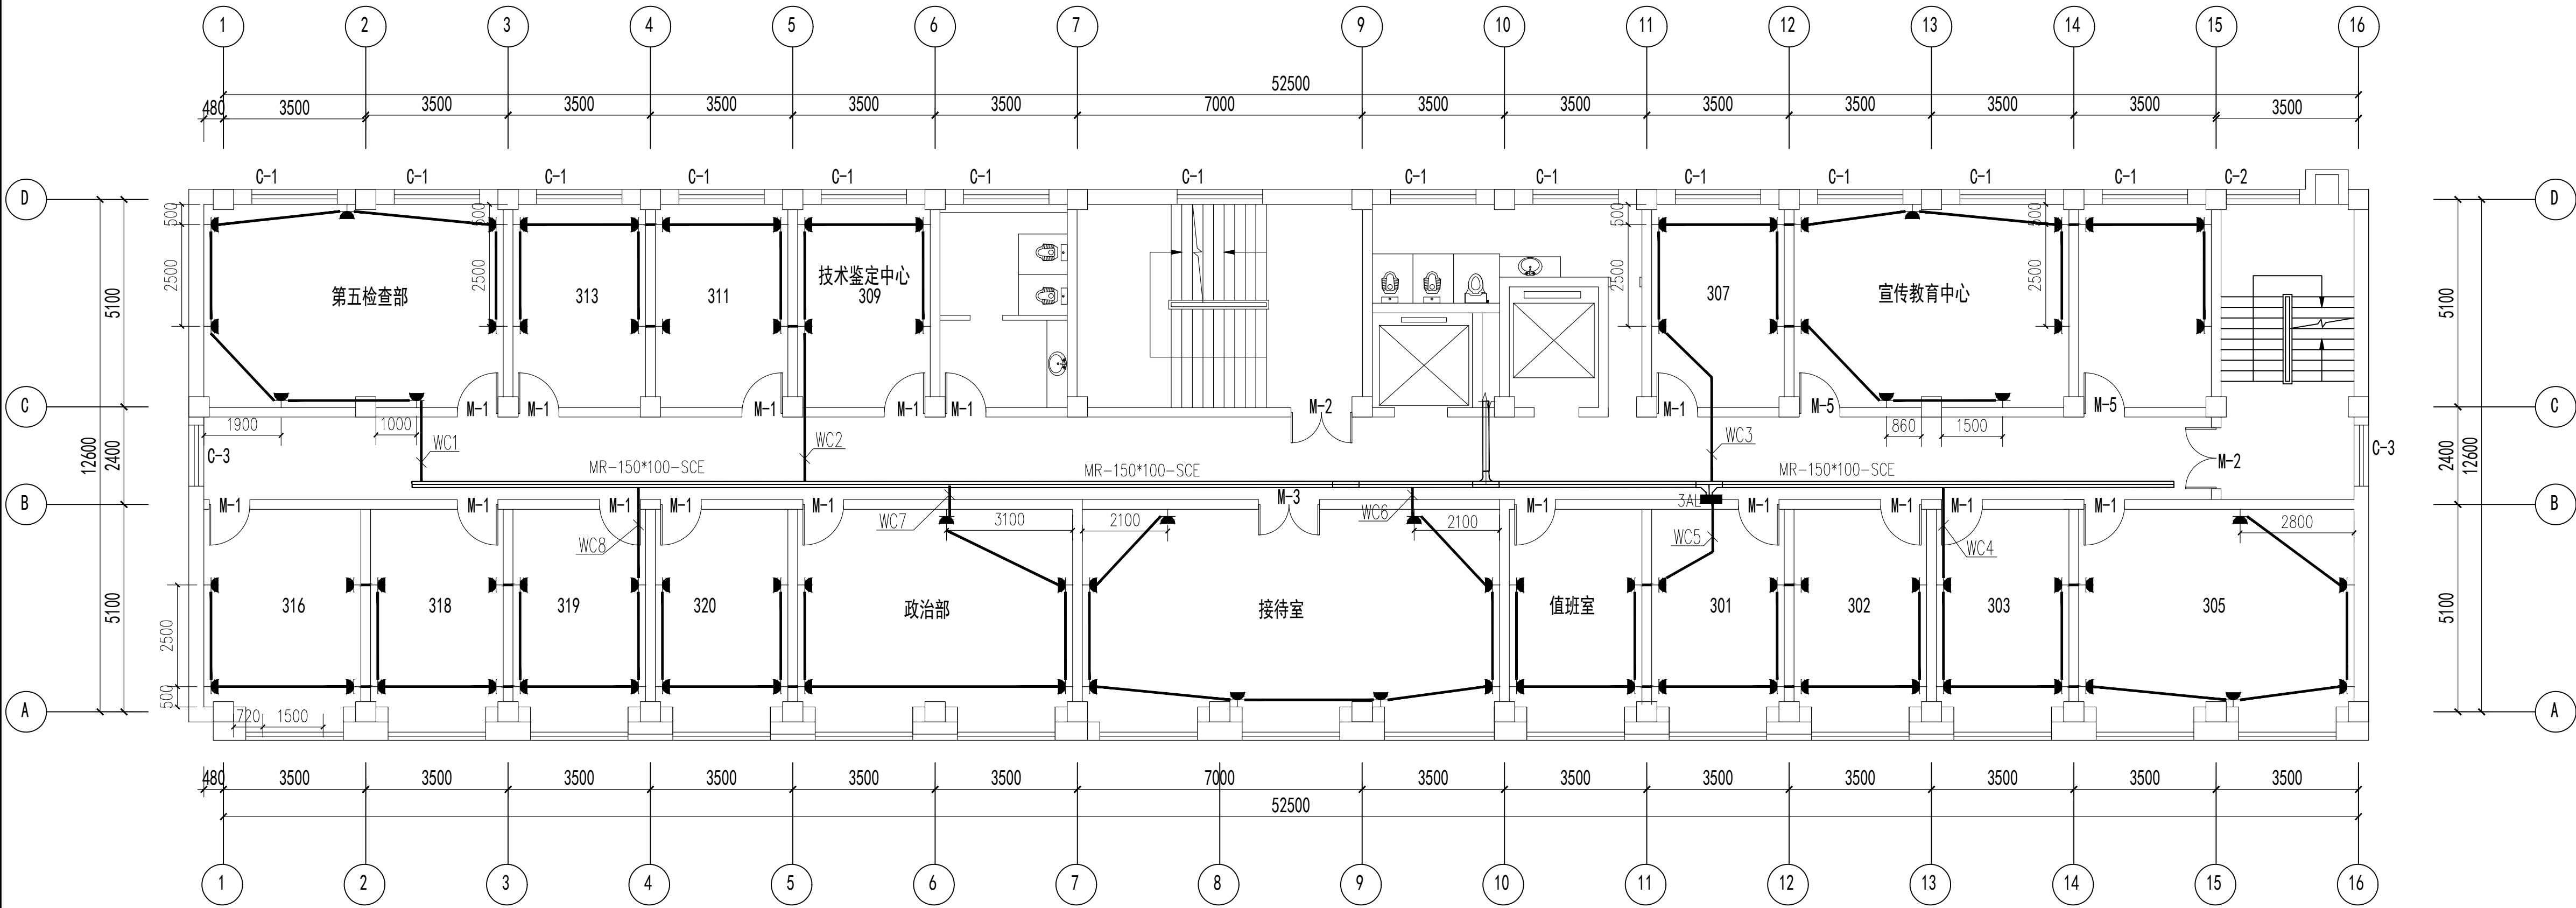

三层插座平面图 1:100



中誉恒信工程咨询有限公司  
ZHONGYUHENGIN ENGINEERING CONSULTING CO.,LTD

建筑行业（建筑工程）	甲级
城乡规划编制	乙级
市政行业（排水 给水 道路 桥梁）	乙级
风景园林工程设计专项	乙级
人防工程	乙级
工程勘察专业类	乙级
农林行业	乙级

联系电话：0371-58576067  
备 注：

设计签字栏			
审 定 人	原建平	原建平	
审 核 人	井军广	井军广	
项目负人	原建平	原建平	
专业负责人	井军广	井军广	
校 对 人	刘贺威	刘贺威	
设 计 人	杨松霖	杨松霖	
制 图 人	杨松霖	杨松霖	

会签栏			
建 筑		结 构	
给排水		电 气	
暖 通			


建设单位	
晋城市人民检察院	
项目名称	
晋城市人民检察院技侦楼维修项目	
子项名称	
晋城市人民检察院技侦楼维修项目	

图纸名称
四层插座平面图

单位出图章	
执业注册章	


工程编号	26-11
阶 段	施工图
版 次	A
比 例	1:100
图 别	电 气
日 期	2026.05
图 号	44-10

图纸未加盖本院出图章及设计注册章无效

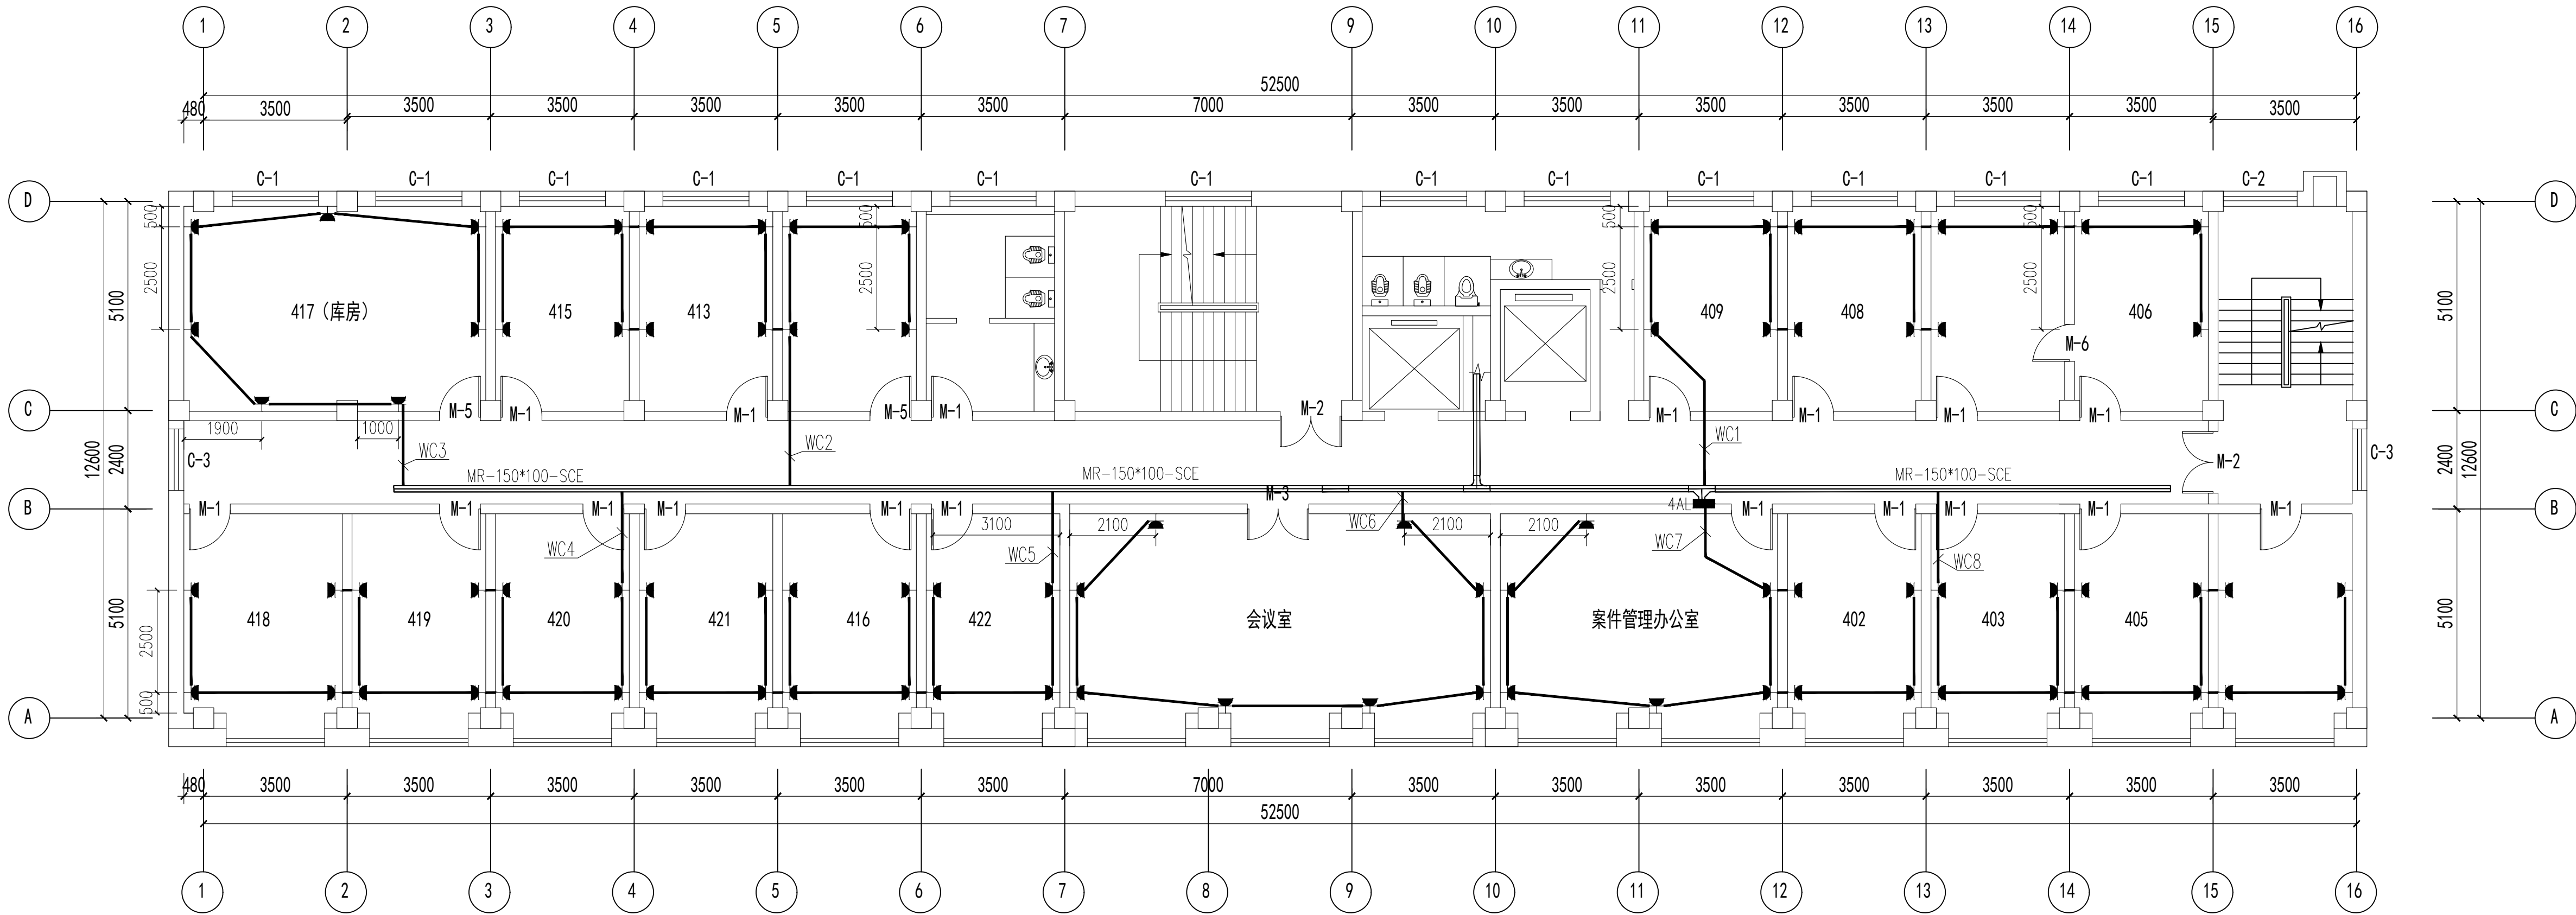

四层插座平面图 1:100

 吊顶下净高2600



建筑行业（建筑工程）	甲级
城乡规划编制	乙级
市政行业（排水 给水 道路 桥梁）	乙级
风景园林工程设计专项	乙级
人防工程	乙级
工程勘察专业类	乙级
农林行业	乙级

联系电话: 0371-58576067  
备 注:

设计签字栏			
审 定 人	原建平	殷建平	
审 核 人	井军广	井军广	
项目负责人	殷建平	殷建平	
专业负责人	井军广	井军广	
校 对 人	刘贺威	刘贺威	
设 计 人	杨松霖	杨松霖	
制 图 人	杨松霖	杨松霖	

会签栏				
建 筑			结 构	
给排水			电 气	
暖 通				

建设单位

晋城市人民检察院

项目名称

晋城市人民检察院技侦楼修缮项目

子项名称

晋城市人民检察院技侦楼修缮项目


图纸名称

### 五层插座平面图

单位出图章


工程编号	26-11			
阶 段	施工图	图 别	电 气	
版 次	A	日 期	2026.03	
比 例	1:100	图 号	电施-11	

图纸未加盖本院出图章及设计注册章无效

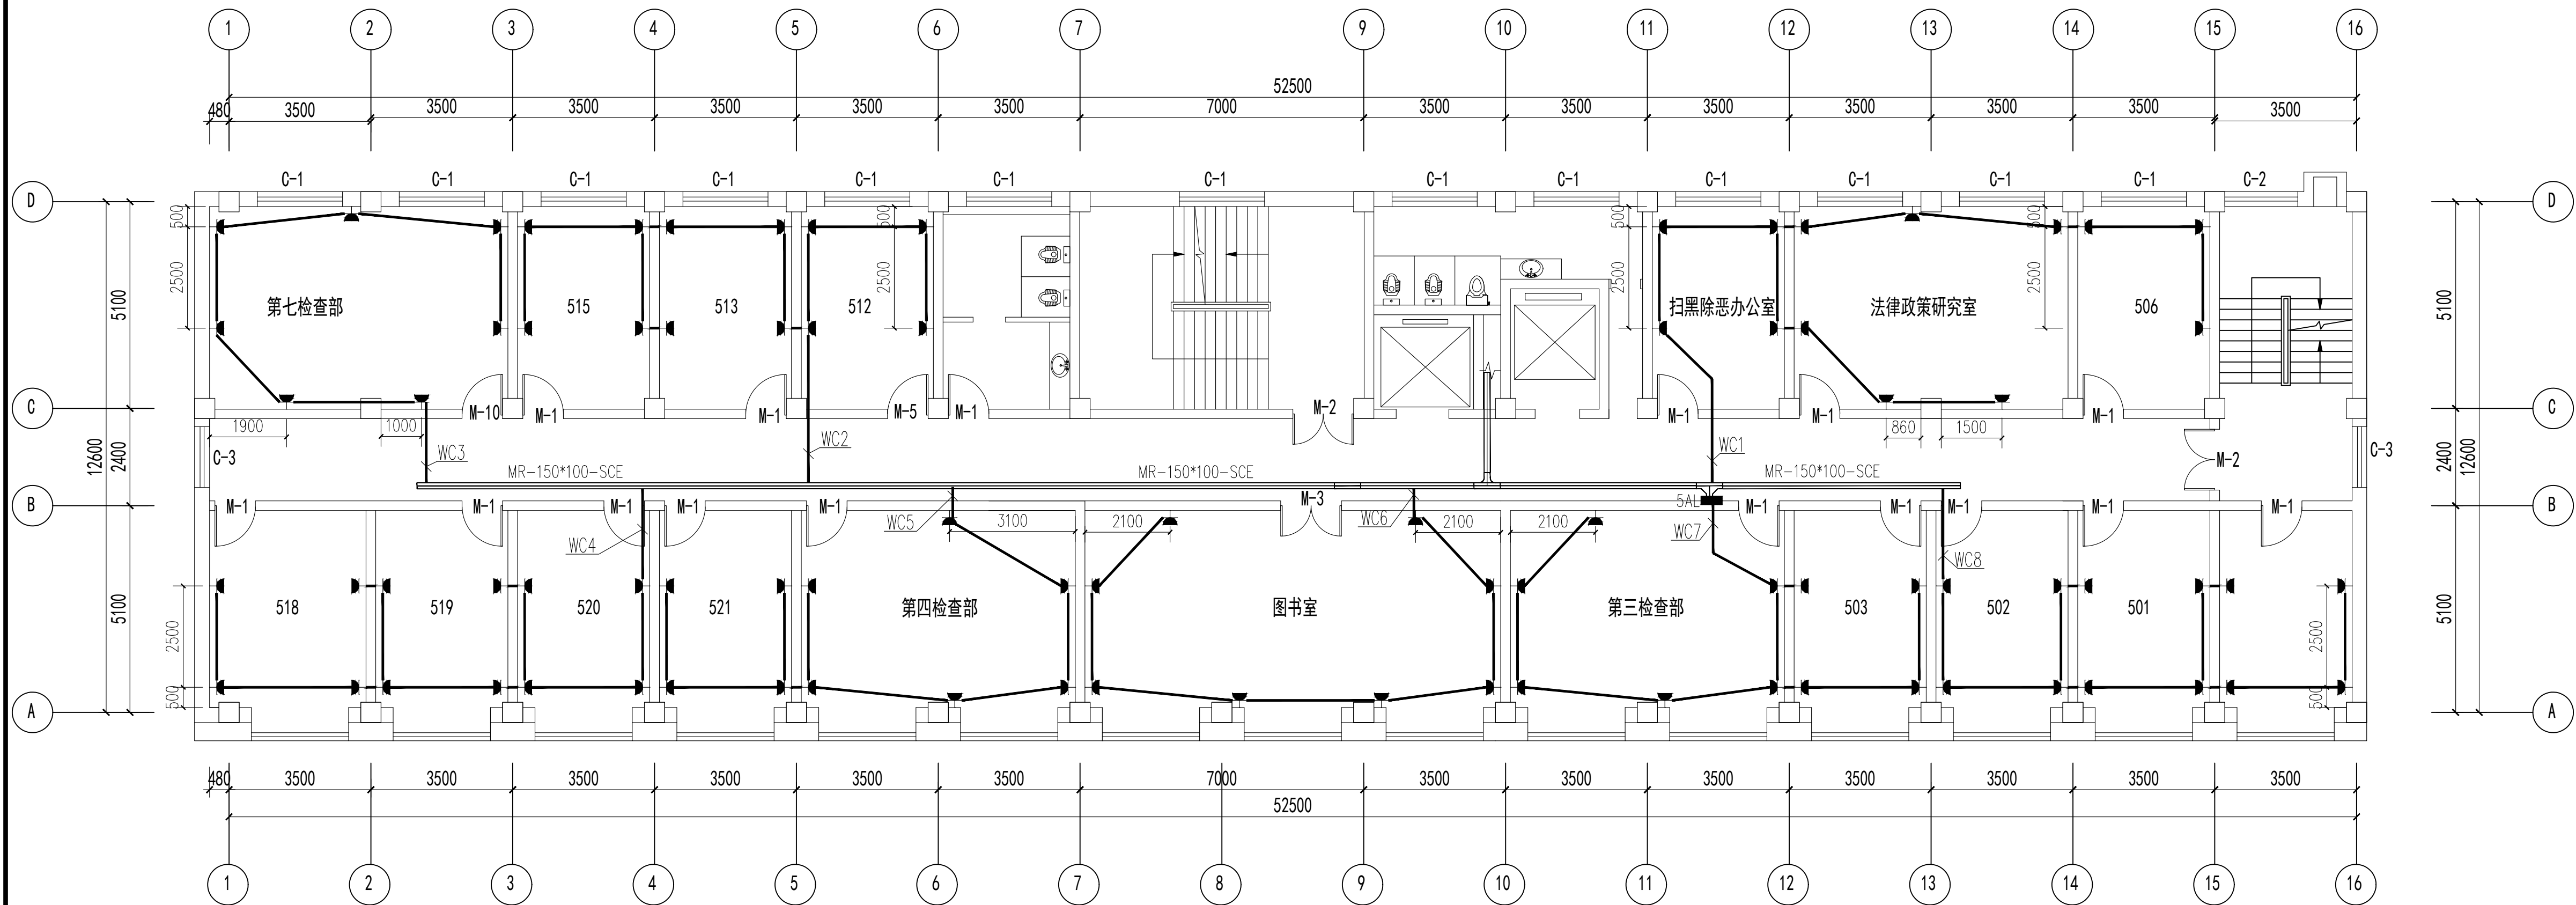

五层插座平面图 1:100

 吊顶下净高2600



建筑行业（建筑工程）	甲级
城乡规划编制	乙级
市政行业（排水 给水 道路 桥梁）	乙级
风景园林工程设计专项	乙级
人防工程	乙级
工程勘察专业类	乙级
农林行业	乙级

联系电话: 0371-58576067  
备 注:

设计签字栏			
审定人	廖健平	廖建平	
审核人	井军广	井军广	
项目负责人	廖健平	廖建平	
专业负责人	井军广	井军广	
校对	刘荣成	刘荣成	
设计人	杨松霖	杨松霖	
制图人	杨松霖	杨松霖	
会签栏			
建筑		结构	
给排水		电气	
暖通			

建设单位

晋城市人民检察院

项目名称

晋城市人民检察院技侦楼修缮项目

子项名称

晋城市人民检察院技侦楼修缮项目


图纸名称

### 六层插座平面图

单位出图章

工程编号	26-11			
阶 段	施工图	图 别	电 气	
版 次	A	日 期	2026.03	
比 例	1:100	图 号	电气-12	

图纸未加盖本院出图章及设计注册章无效

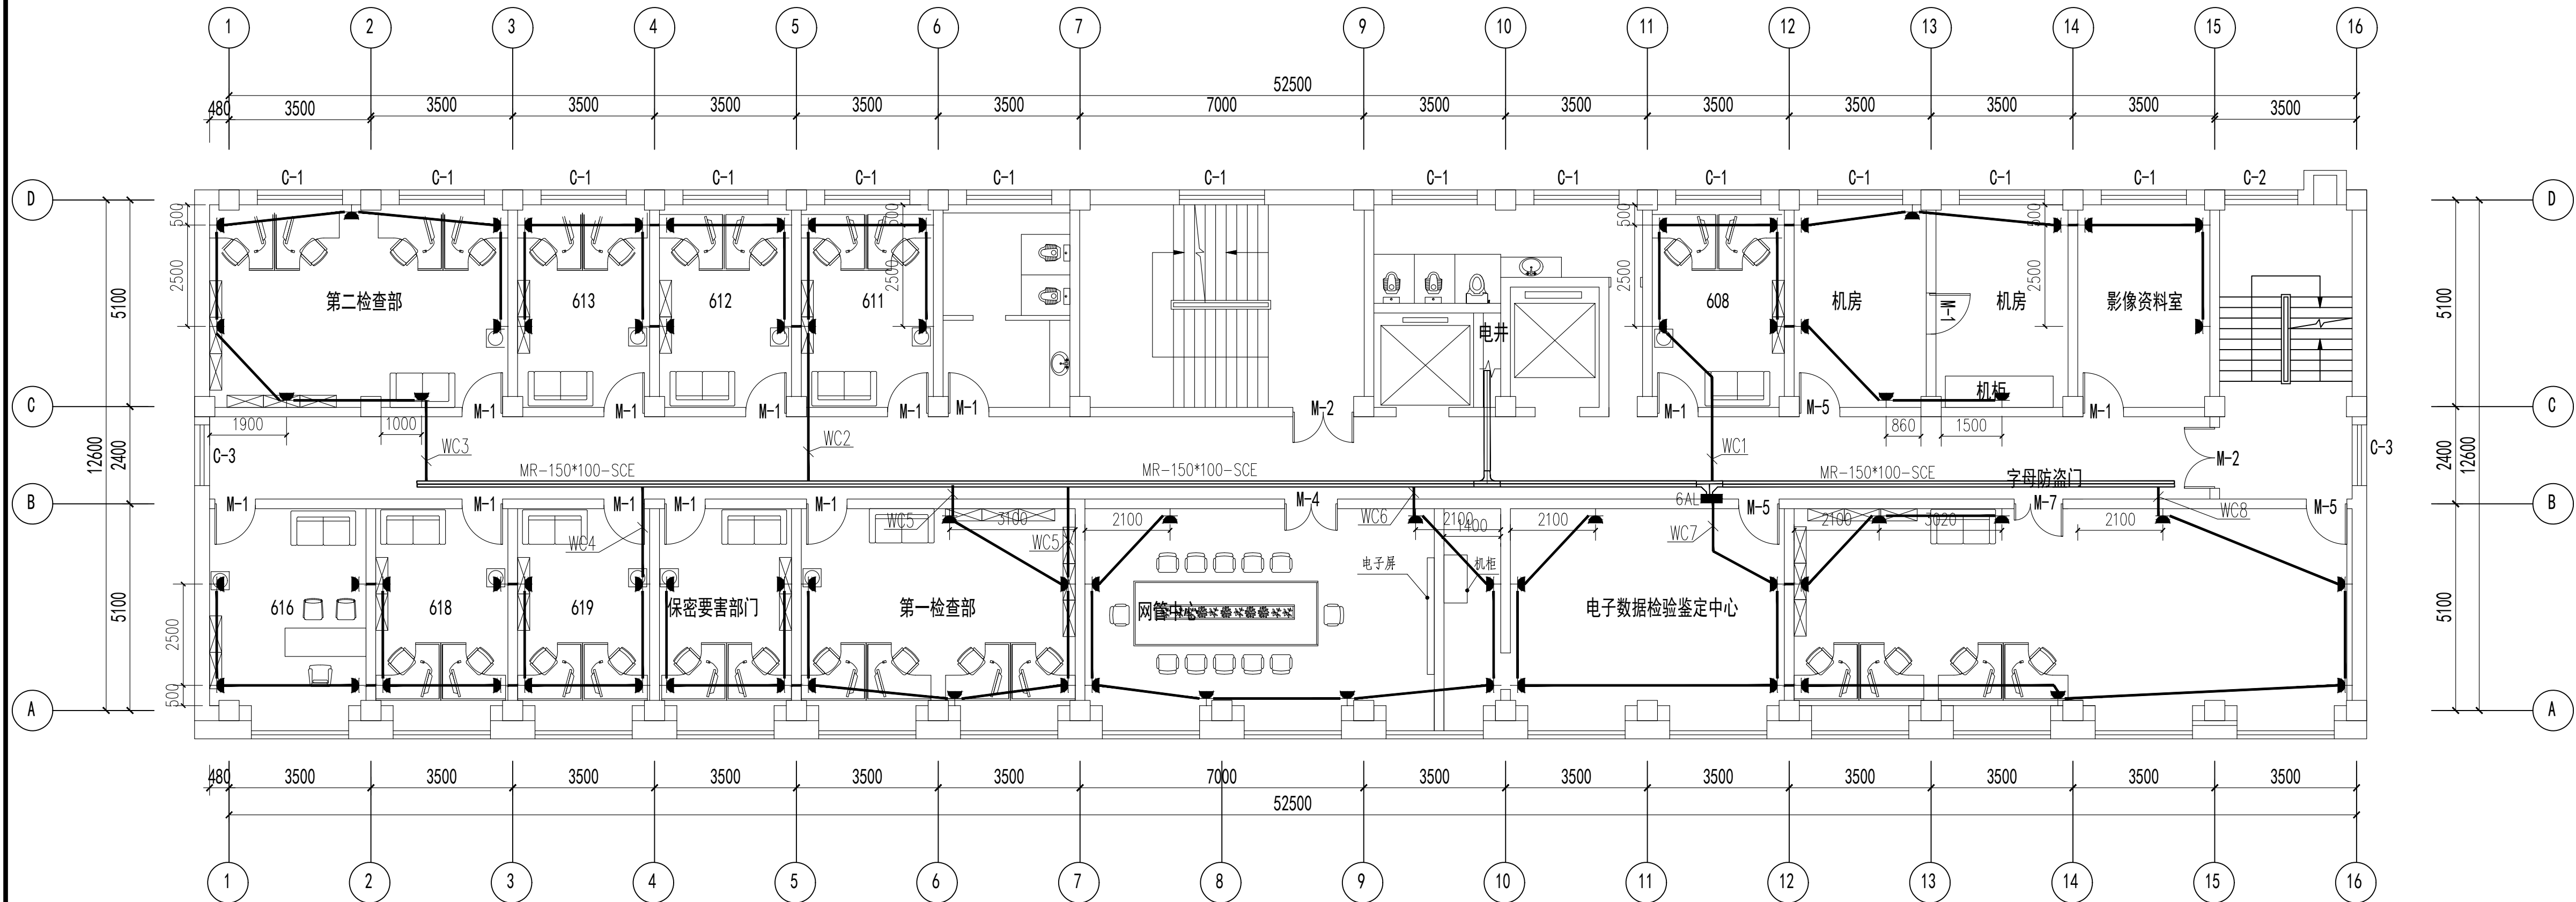

六层插座平面图 1:100

吊顶下净高2600





中誉恒信工程咨询有限公司  
ZHONGYUHENGIN ENGINEERING CONSULTING CO.,LTD

建筑行业（建筑工程）	甲级
城乡规划编制	乙级
市政行业（排水 给水 道路 桥梁）	乙级
风景园林工程设计专项	乙级
人防工程	乙级
工程勘察专业类	乙级
农林行业	乙级

联系电话：0371-58576067  
备 注：

设计签字栏			
审 定 人	原建平	原建平	
审 核 人	井军广	井军广	
项目负负责人	原建平	原建平	
专业负责人	井军广	井军广	
校 对 人	刘贺威	刘贺威	
设 计 人	杨松霖	杨松霖	
制 图 人	杨松霖	杨松霖	


会签栏			
建 筑		结 构	
给排水		电 气	
暖 通			

建设单位	
晋城市人民检察院	
项目名称	
晋城市人民检察院技侦楼修缮项目	
子项名称	
晋城市人民检察院技侦楼修缮项目	
图纸名称	
七层插座平面图	

单位出图章	
执业注册章	

工程编号	26-11
阶 段	施工图
版 次	A
比 例	1:100
图 号	电 气
日 期	2026.05
图 号	电 气

图纸未加盖本院出图章及设计注册章无效

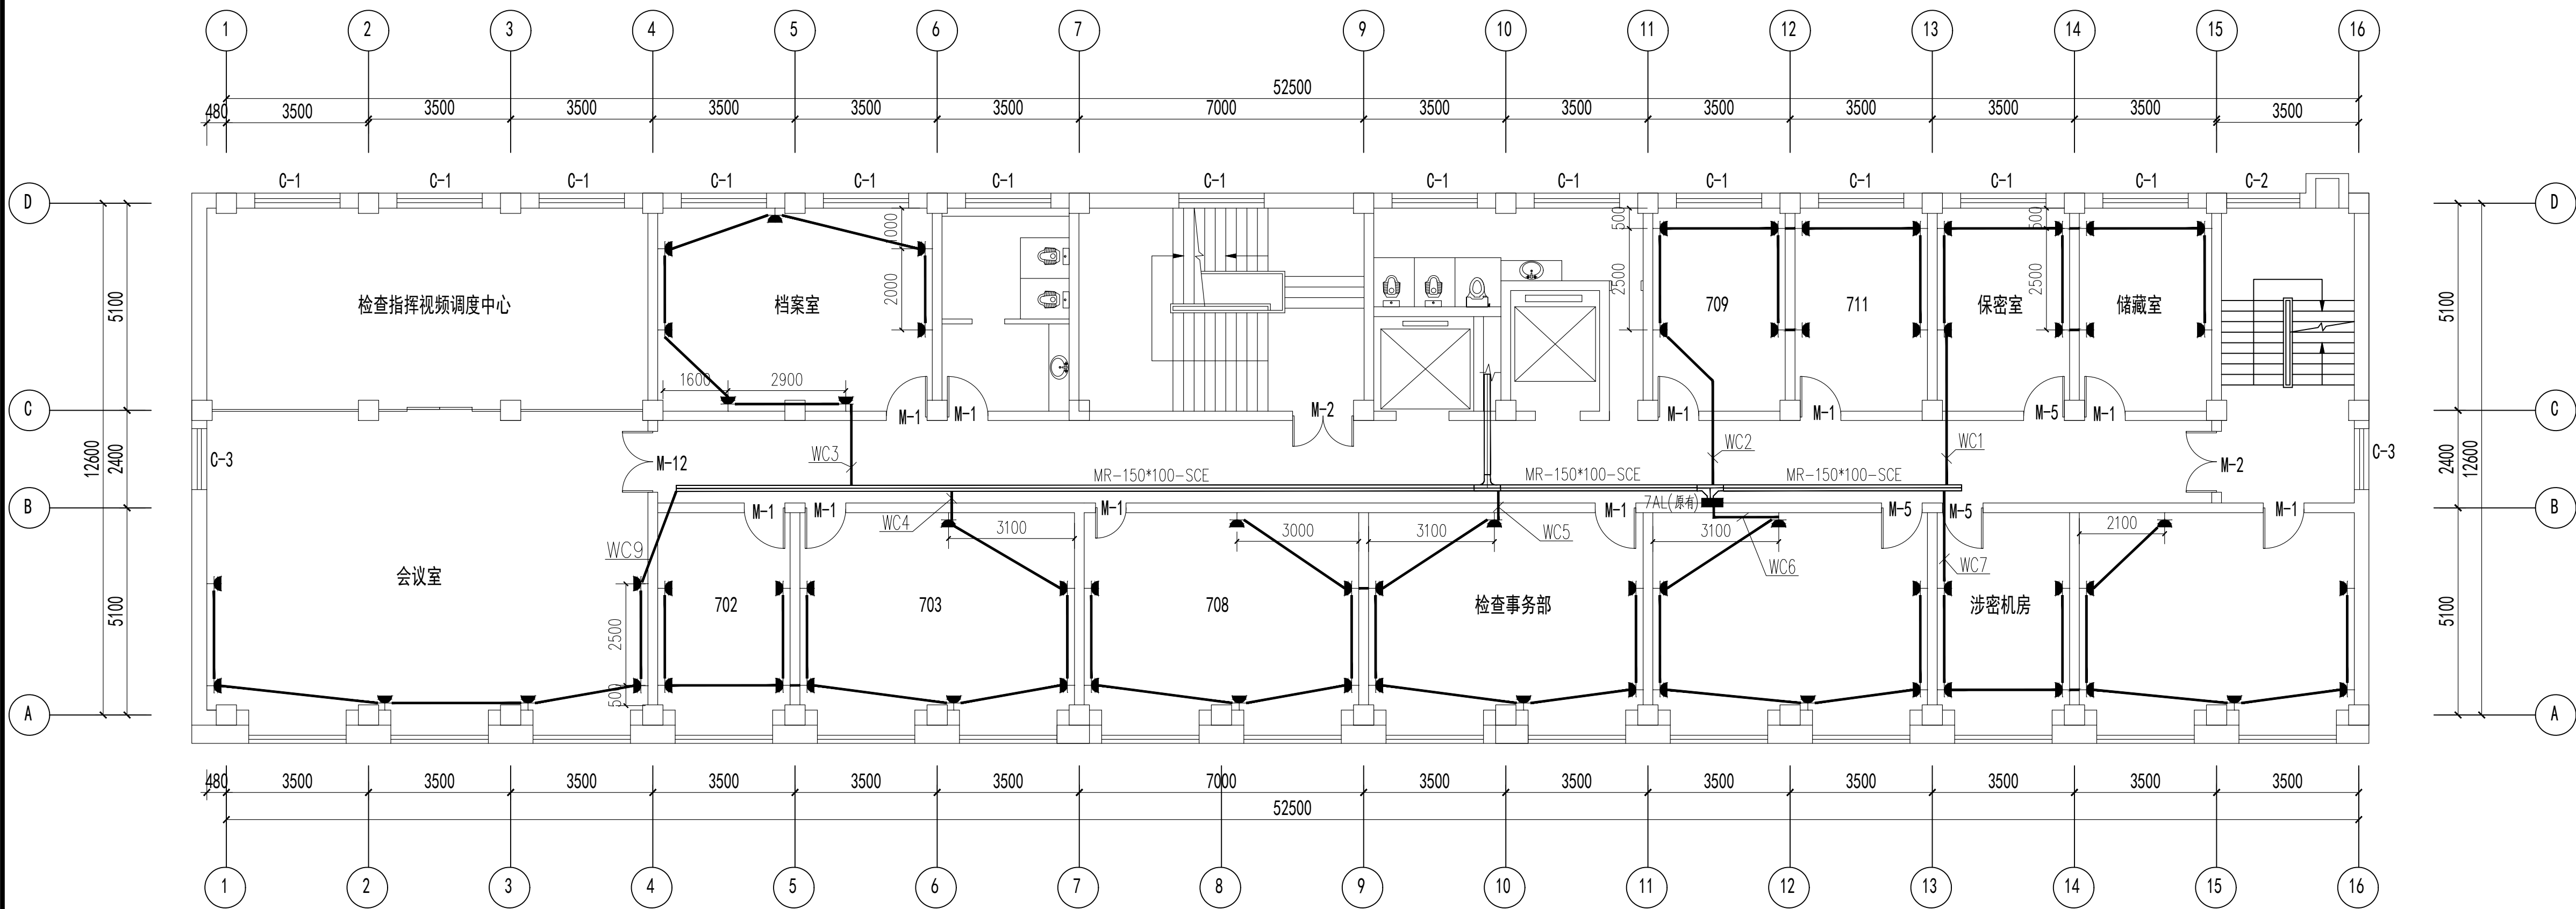

七层插座平面图 1:100

吊顶下净高2600



中誉恒信工程咨询有限公司  
ZHONGYUHENGIN ENGINEERING CONSULTING CO.,LTD

建筑行业（建筑工程）	甲级
城乡规划编制	乙级
市政行业（排水 给水 道路 桥梁）	乙级
风景园林工程设计专项	乙级
人防工程	乙级
工程勘察专业类	乙级
农林行业	乙级

联系电话：0371-58576067  
备 注：

设计签字栏			
审 定 人	原建平	原建平	
审 核 人	井军广	井军广	
项目负人	原建平	原建平	
专业负责人	井军广	井军广	
校 对 人	刘贺威	刘贺威	
设 计 人	杨松霖	杨松霖	
制 图 人	杨松霖	杨松霖	

建 筑		结 构	
给排水		电 气	
暖 通			

建设单位

晋城市人民检察院

项目名称

晋城市人民检察院技侦维修项目

子项名称

晋城市人民检察院技侦维修项目

图纸名称


八层插座平面图

单位出图章

执业注册章


工程编号	26-11	图 别	电 气
阶 段	施工图	日 期	2026.05
版 次	A	图 号	电-14
比 例	1:100	图 号	电-14

图纸未加盖本院出图章及设计注册章无效

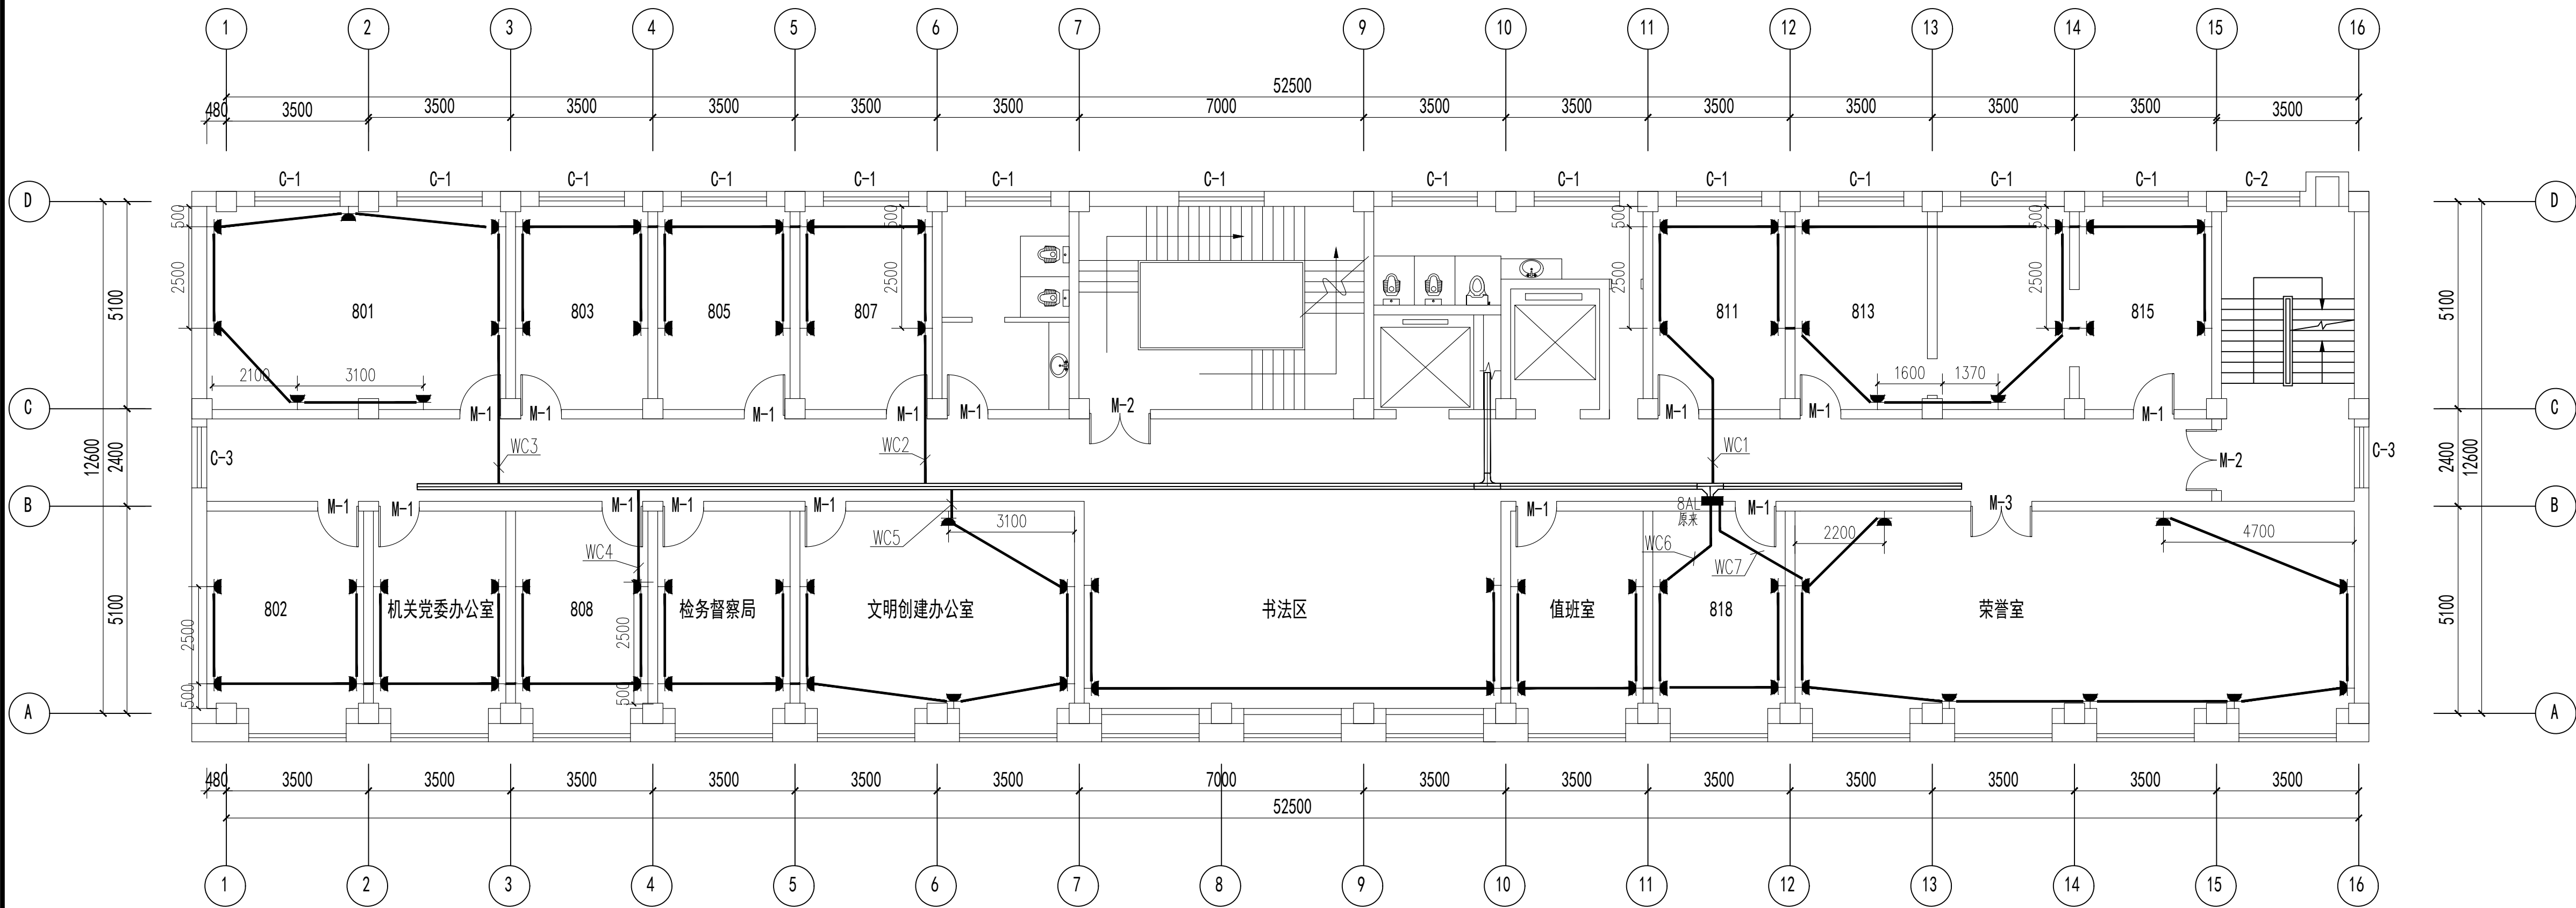

八层插座平面图 1:100

吊顶下净高2600

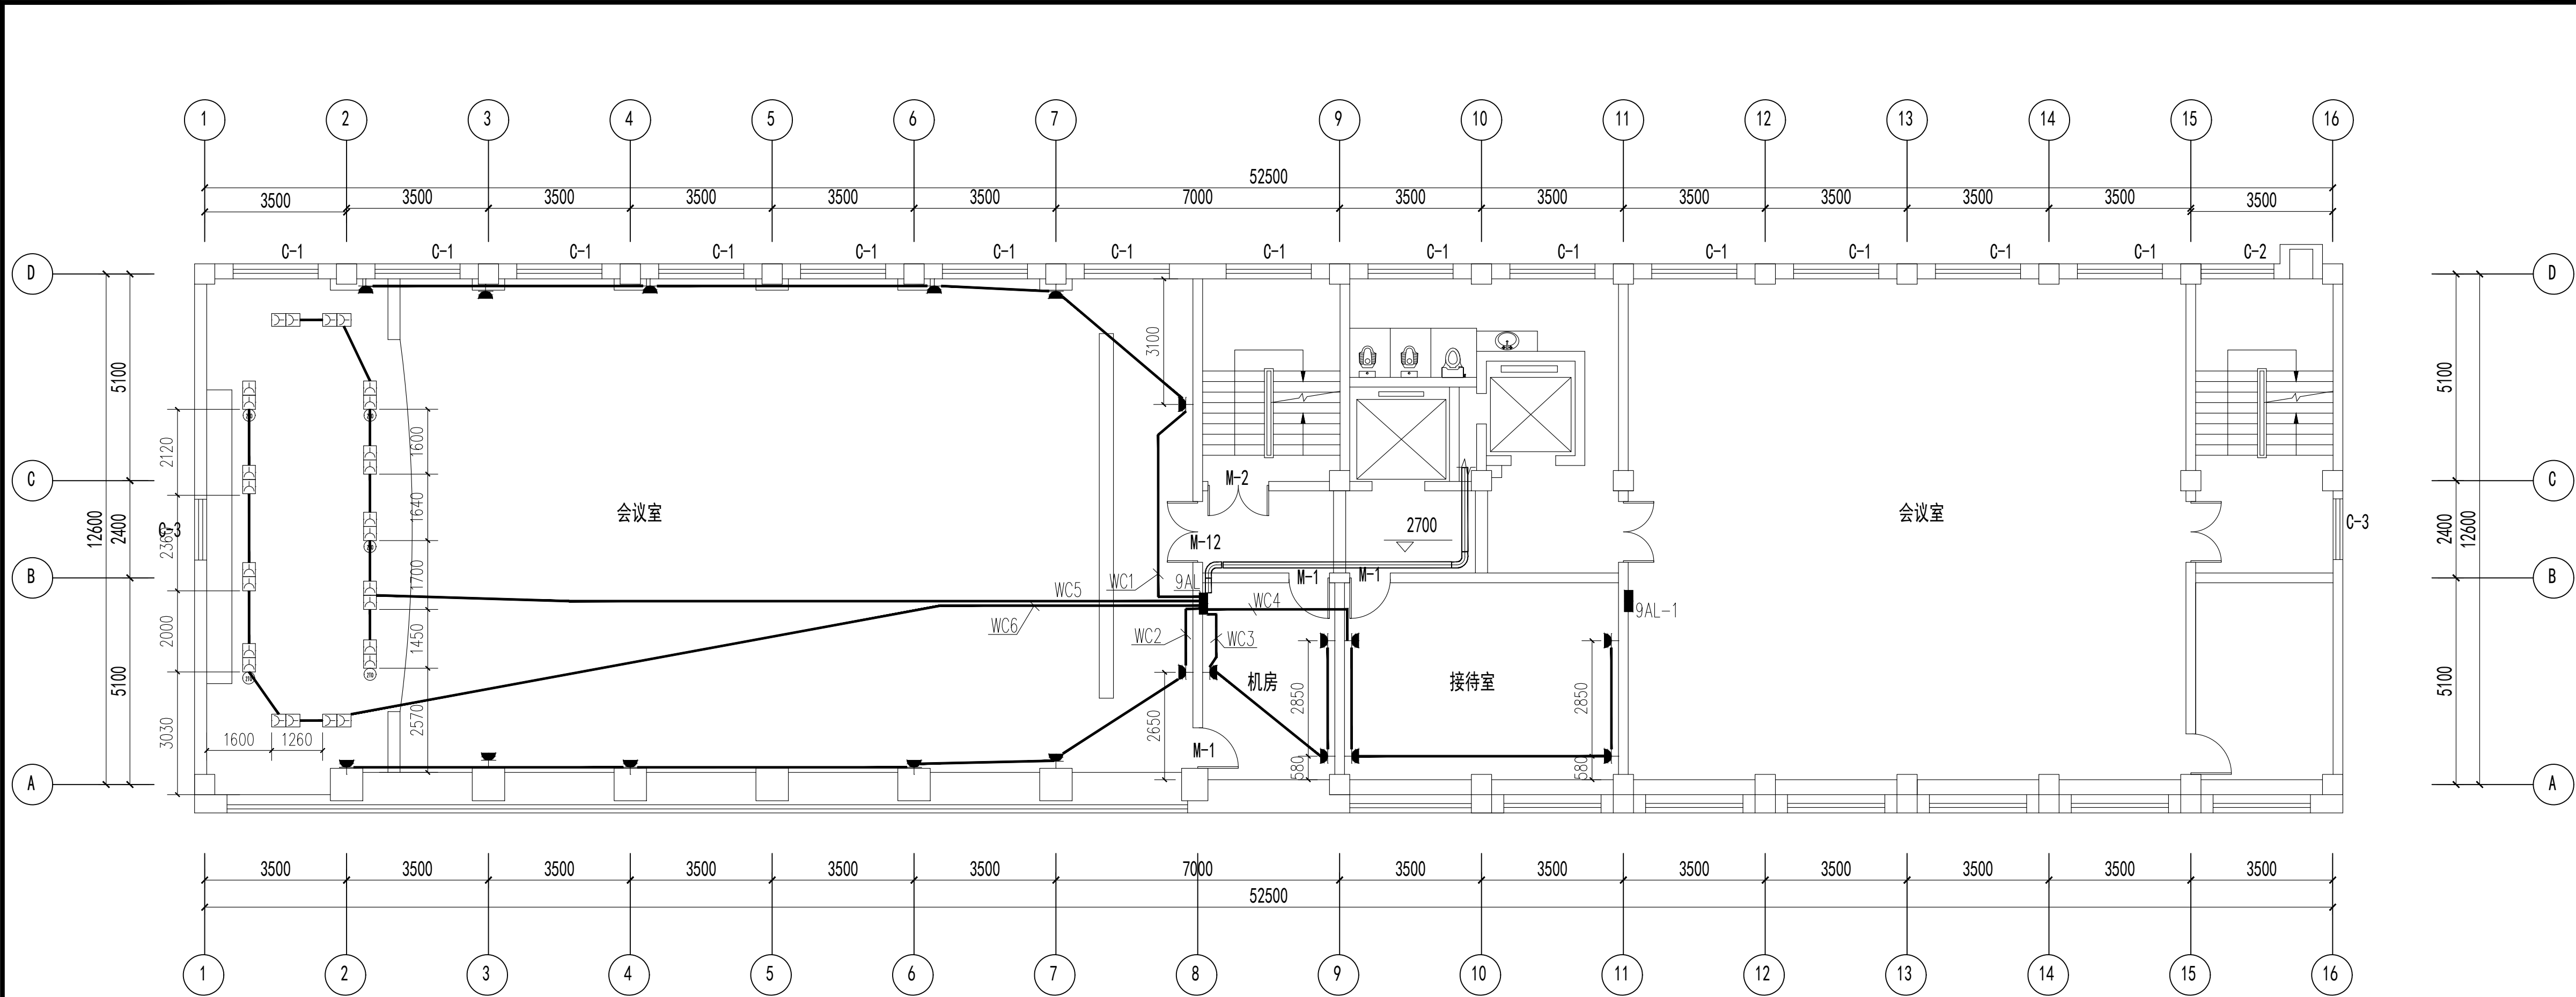

九层插座平面图 1:100



中誉恒信工程咨询有限公司  
ZHONGYUHENGIN ENGINEERING CONSULTING CO.,LTD

建筑行业（建筑工程）	甲级
城乡规划编制	乙级
市政行业（排水 给水 道路 桥梁）	乙级
风景园林工程设计专项	乙级
人防工程	乙级
工程勘察专业类	乙级
农林行业	乙级

联系电话：0371-58576067  
备 注：

设计签字栏			
审 定 人	原建平	原建平	
审 核 人	井军广	井军广	
项目负贵人	原建平	原建平	
专业负责人	井军广	井军广	
校 对 人	刘贺威	刘贺威	
设 计 人	杨松霖	杨松霖	
制 图 人	杨松霖	杨松霖	


会签栏			
建 筑		结 构	
给排水		电 气	
暖 通			

建设单位	
晋城市人民检察院	
项目名称	
晋城市人民检察院技侦楼修缮项目	
子项名称	
晋城市人民检察院技侦楼修缮项目	
图纸名称	
九层插座平面图	

单位出图章	
执业注册章	

工程编号	26-11
阶 段	施工
版 次	A
比 例	1:100
图 别	电 气
日 期	2026.05
图 号	15

 图纸未加盖本院出图章及设计注册章无效



建筑行业（建筑工程）	甲级
城乡规划编制	乙级
政行业（排水 给水 道路 桥梁）	乙级
景观园林工程设计专项	乙级
防工程	乙级
程勘察专业类	乙级
林行业	乙级

联系电话: 0371-58576067  
注:

设计签字栏			
审定人	顾建平	顾建平	
审核人	朱军广	朱军广	
项目负责人	顾建平	顾建平	
专业负责人	朱军广	朱军广	
校对	刘贺威	刘贺威	
设计人	杨松霖	杨松霖	
绘图人	杨松霖	杨松霖	

主 筑			结 构		
-----	--	--	-----	--	--

建设单位

项目名称	
------	--

山西省晋城市人民检察院技侦楼修缮工程

项名称	
-----	--

山西省晋城市人民检察院技侦楼修缮工程

日紙名称
------


照明平面图

单位出图章

企业注册章


工程编号	26-11		
阶段	施工图	图别	电气
次序	A	日期	2026.03
比例	1:100	图号	电气-16

图纸未加盖本院出图章及设计注册章无效

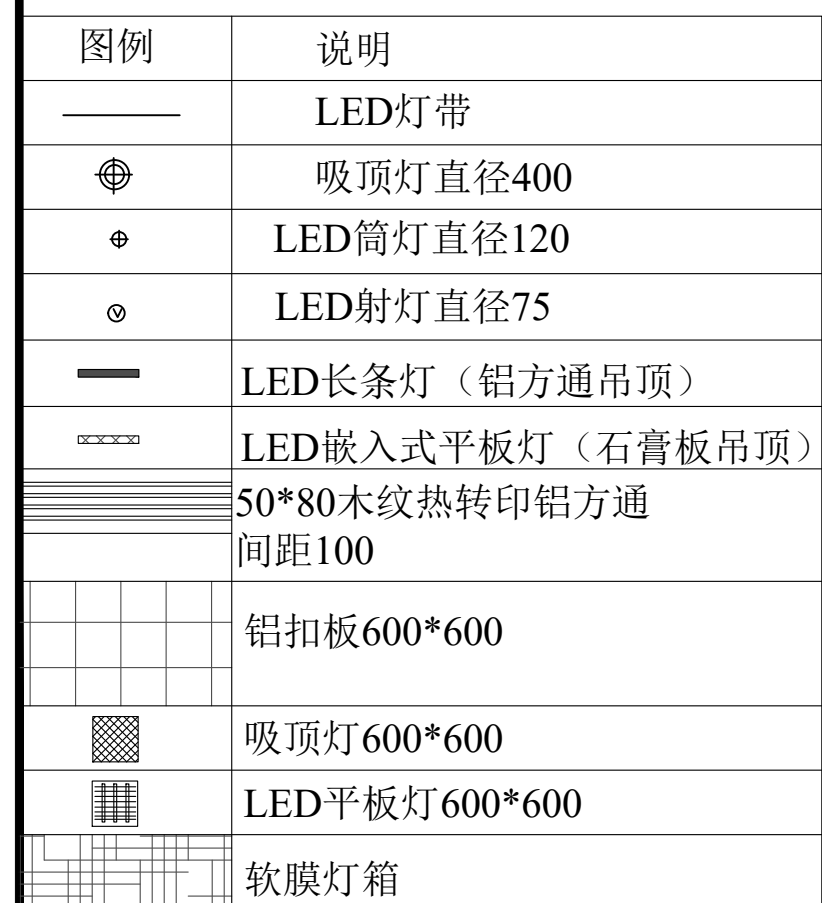

大厅吊顶下净高6400  
其余净高2900



 

建筑行业（建筑工程）	甲级
城乡规划编制	乙级
市政行业（排水 给水 道路 桥梁）	乙级
景观园林工程设计专项	乙级
防工程	乙级
工程勘察专业类	乙级
林行业	乙级

联系电话: 0371-58576067  
注:

设计签字栏			
审定人	顾建平		
审核人	乔军广		
项目负责人	顾建平		
专业负责人	乔军广		
校对	刘斌成		
设计	杨松霖		
制图	杨松霖		

筑			结 构		
排水			电 气		
通					

建设单位
------

城市人民检察院

项目名称	
------	--

山西省晋城市人民检察院技侦楼修缮工程

项目名称	
------	--

山西省晋城市人民检察院技侦楼修缮工程

旧纸名称	
------	--


二、层照明平面图

单位出图章



注册章


工程编号	26-11		
阶段	施工图	图别	电气
版本	A	日期	2026.03

 图纸未加盖本院出图章及设计注册章无效



吊顶下净高2600

图例	说明
	LED灯带
	吸顶灯直径400
	LED筒灯直径120
	LED射灯直径75
	LED长条灯（铝方通吊顶）
	LED嵌入式平板灯（石膏板吊顶）
	50*80木纹热转印铝方通
	间距100
	铝扣板600*600
	吸顶灯600*600
	LED平板灯600*600

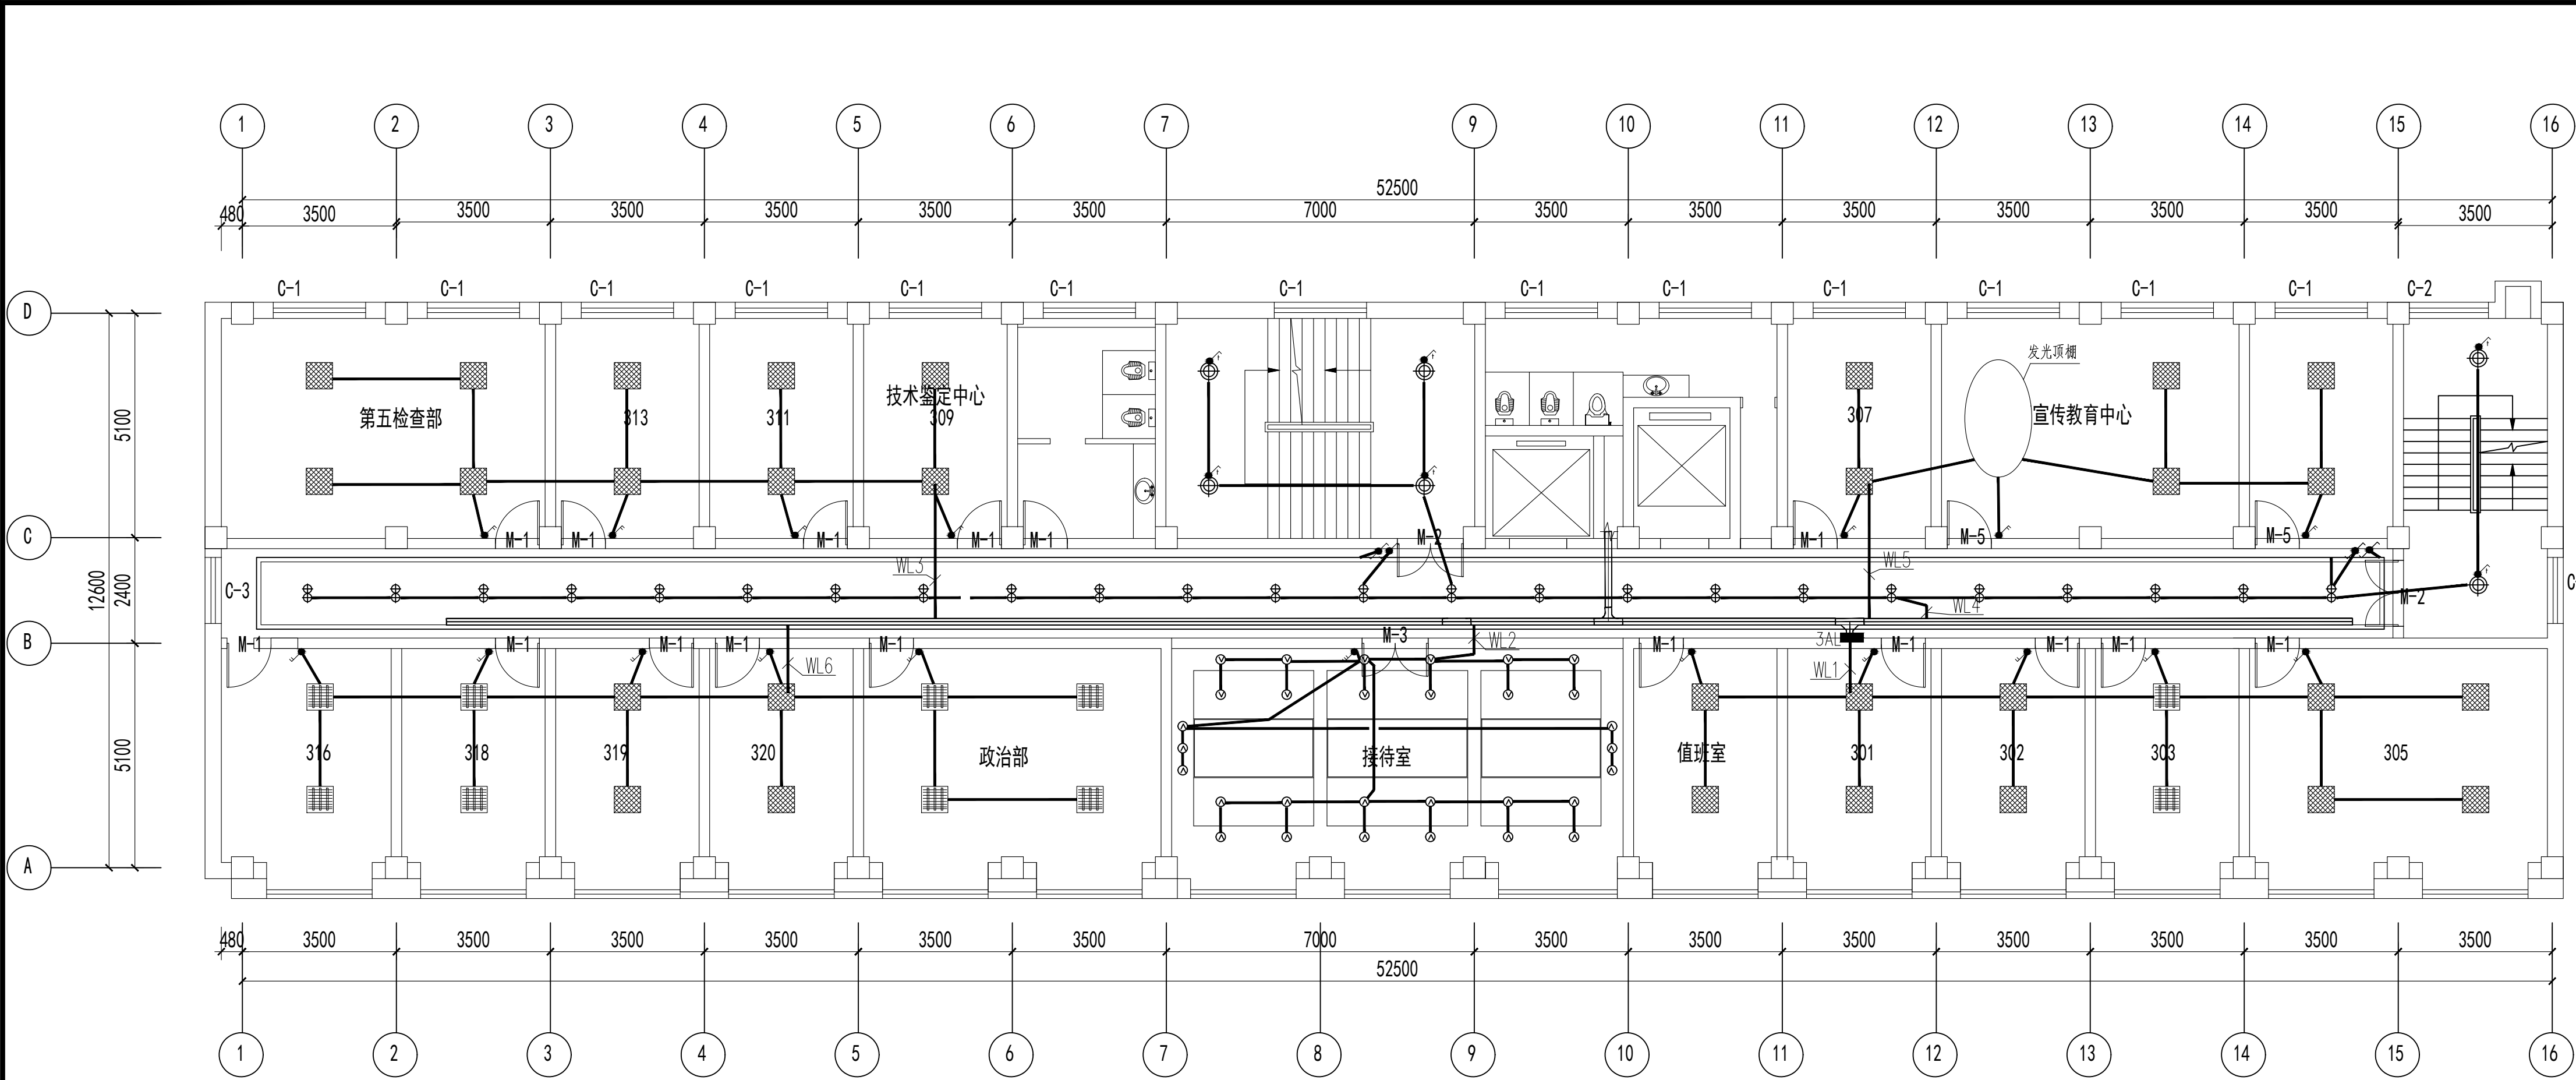

三层照明平面图 1:100

图例	说明
	LED灯带
	吸顶灯直径400
	LED筒灯直径120
	LED射灯直径75
	LED长条灯（铝方通吊顶）
	LED嵌入式平板灯（石膏板吊顶）
	50*80木纹热转印铝方通 间距100
	铝扣板600*600
	吸顶灯600*600
	LED平板灯600*600



中誉恒信工程咨询有限公司  
ZHONGYU HENGXIN ENGINEERING CONSULTING CO.,LTD

建筑行业（建筑工程）	甲级
城乡规划编制	乙级
市政行业（排水 给水 道路 桥梁）	乙级
风景园林工程设计专项	乙级
人防工程	乙级
工程勘察专业类	乙级
农林行业	乙级

联系电话：0371-58576067  
备 注：


设计签字栏			
审 定 人	原建平	原建平	
审 核 人	井军广	井军广	
项 目 负 责 人	原建平	原建平	
专业负责人	井军广	井军广	
校 对 人	刘贺威	刘贺威	
设 计 人	杨松霖	杨松霖	
制 图 人	杨松霖	杨松霖	
会签栏			
建 筑		结 构	
给排水		电 气	
暖 通			

建设单位
晋城市人民检察院
项目名称
晋城市人民检察院技侦楼修缮项目
子项名称
晋城市人民检察院技侦楼修缮项目
图纸名称
三层照明平面图

单位出图章
执业注册章

工程编号	26-11
阶 段	施工图
版 次	A
比 例	1:100
图 号	18

图纸未加盖本院出图章及设计注册章无效

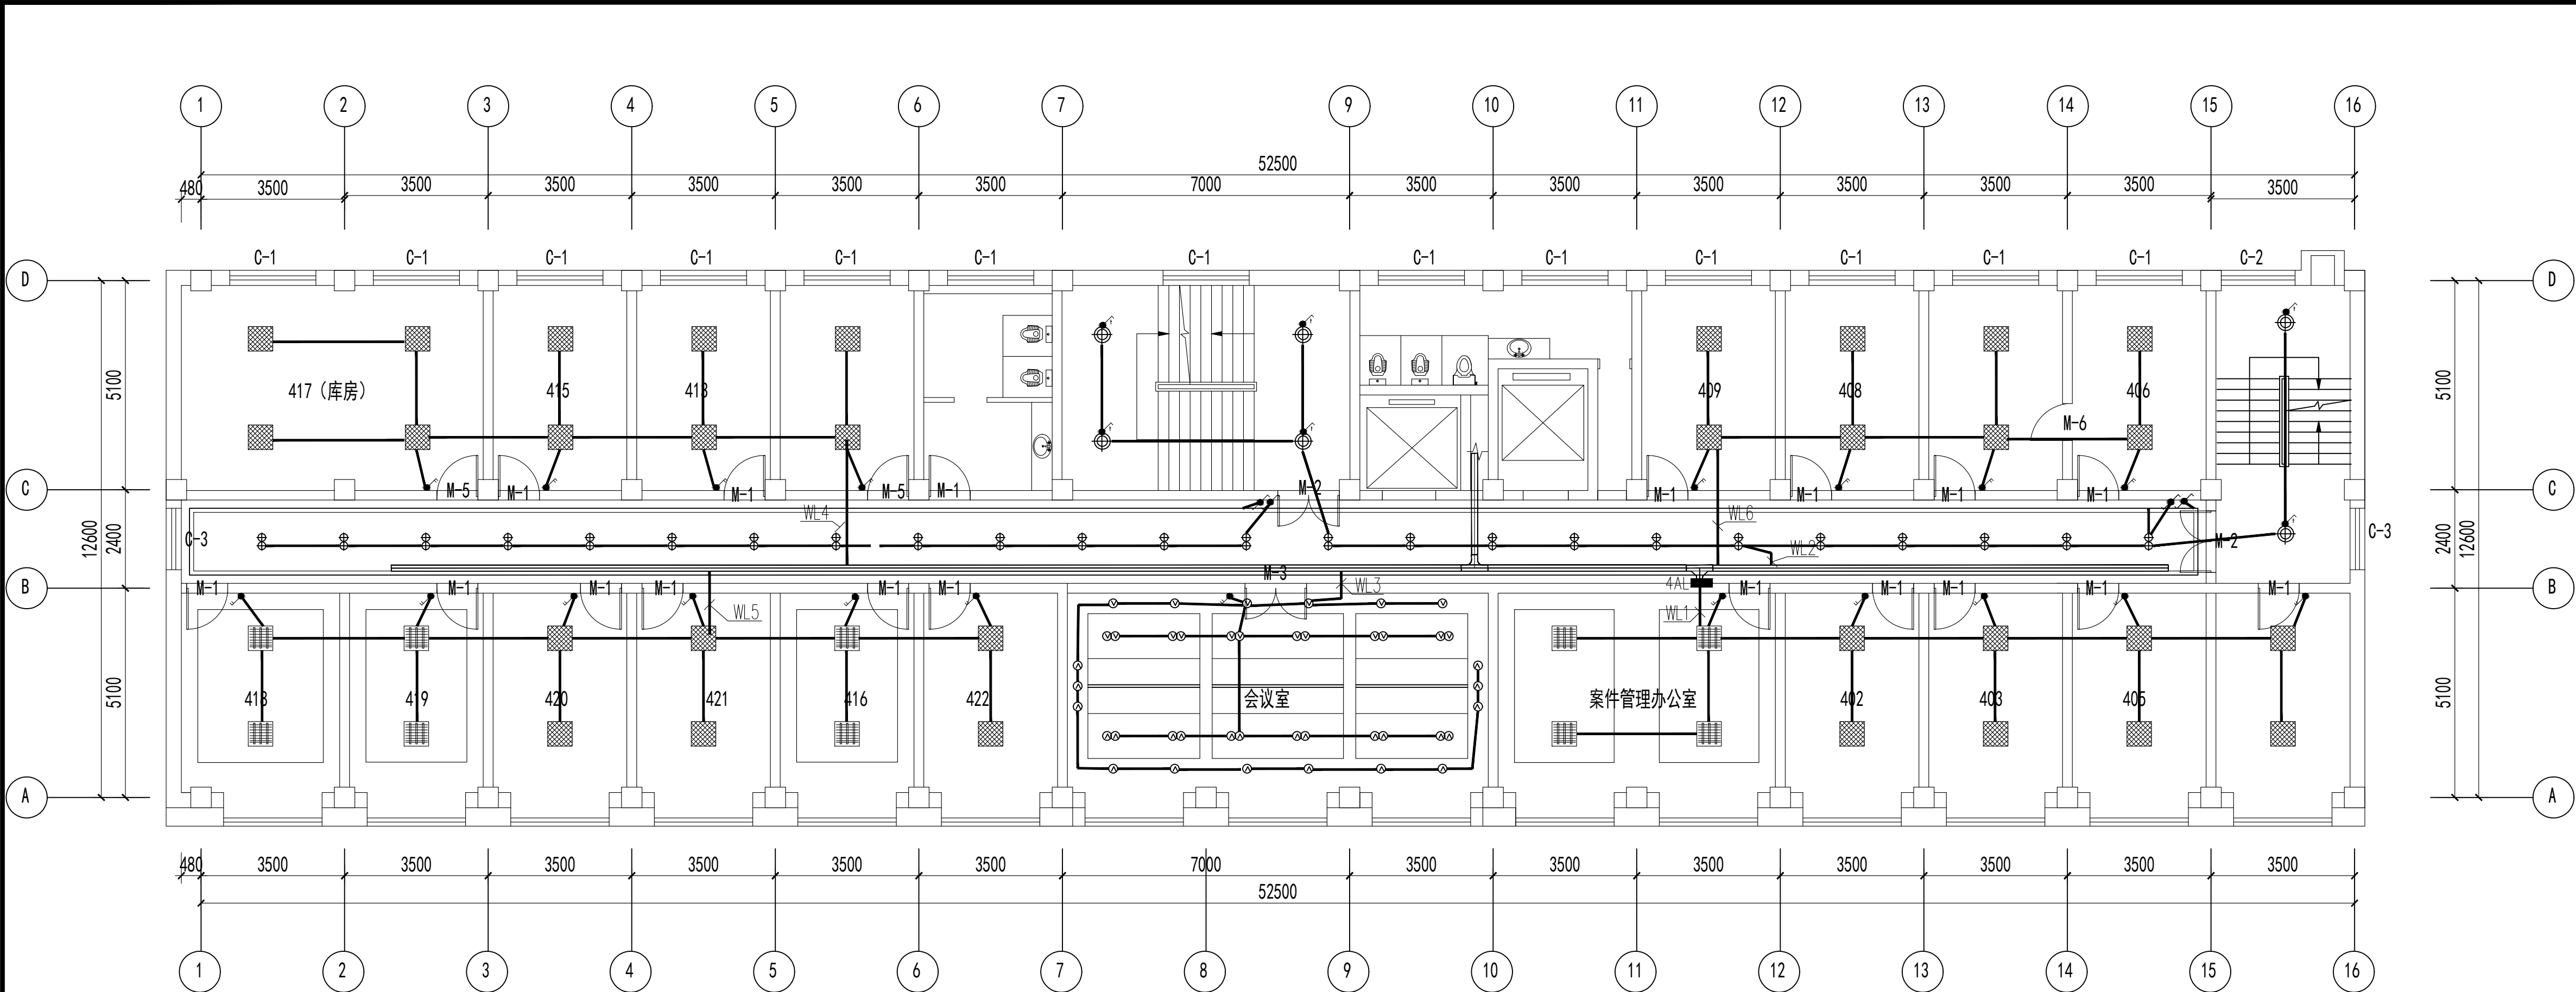

四层照明平面图 1:100

吊顶下净高2600

图例	说明
	LED灯带
	吸顶灯直径400
	LED筒灯直径120
	LED射灯直径75
	LED长条灯（铝方通吊顶）
	LED嵌入式平板灯（石膏板吊顶）
	50*80木纹热转印铝方通 间距100
	铝扣板600*600
	吸顶灯600*600
	LED平板灯600*600



中誉恒信工程咨询有限公司  
ZHONGYU HENGXIN ENGINEERING CONSULTING CO.,LTD

建筑行业（建筑工程）	甲级
城乡规划编制	乙级
市政行业（排水 给水 道路 桥梁）	乙级
风景园林工程设计专项	乙级
人防工程	乙级
工程勘察专业类	乙级
农林行业	乙级

联系电话：0371-58576067  
备 注：

设计签字栏			
审 定 人	原建平	原建平	
审 核 人	井军广	井军广	
项 目 负 责 人	原建平	原建平	
专 业 负 责 人	井军广	井军广	
校 对 人	刘贺威	刘贺威	
设 计 人	杨松霖	杨松霖	
制 图 人	杨松霖	杨松霖	
会签栏			
建 筑		结 构	
给 排 水		电 气	
暖 通			

建设单位

晋城市人民检察院

项目名称

晋城市人民检察院技侦楼修缮项目

子项名称

晋城市人民检察院技侦楼修缮项目

图纸名称

四层照明平面图

单位出图章

执业注册章

工程编号	26-11
阶 段	施工图
版 次	A
比 例	1:100
图 号	电 气 19


图纸未加盖本院出图章及设计注册章无效



吊顶下净高2600

工程编号	26-11			
阶 段	施工图	图 别	电 气	
版 次	A	日 期	2026.03	
比 例	1:100	图 号	电施-20	



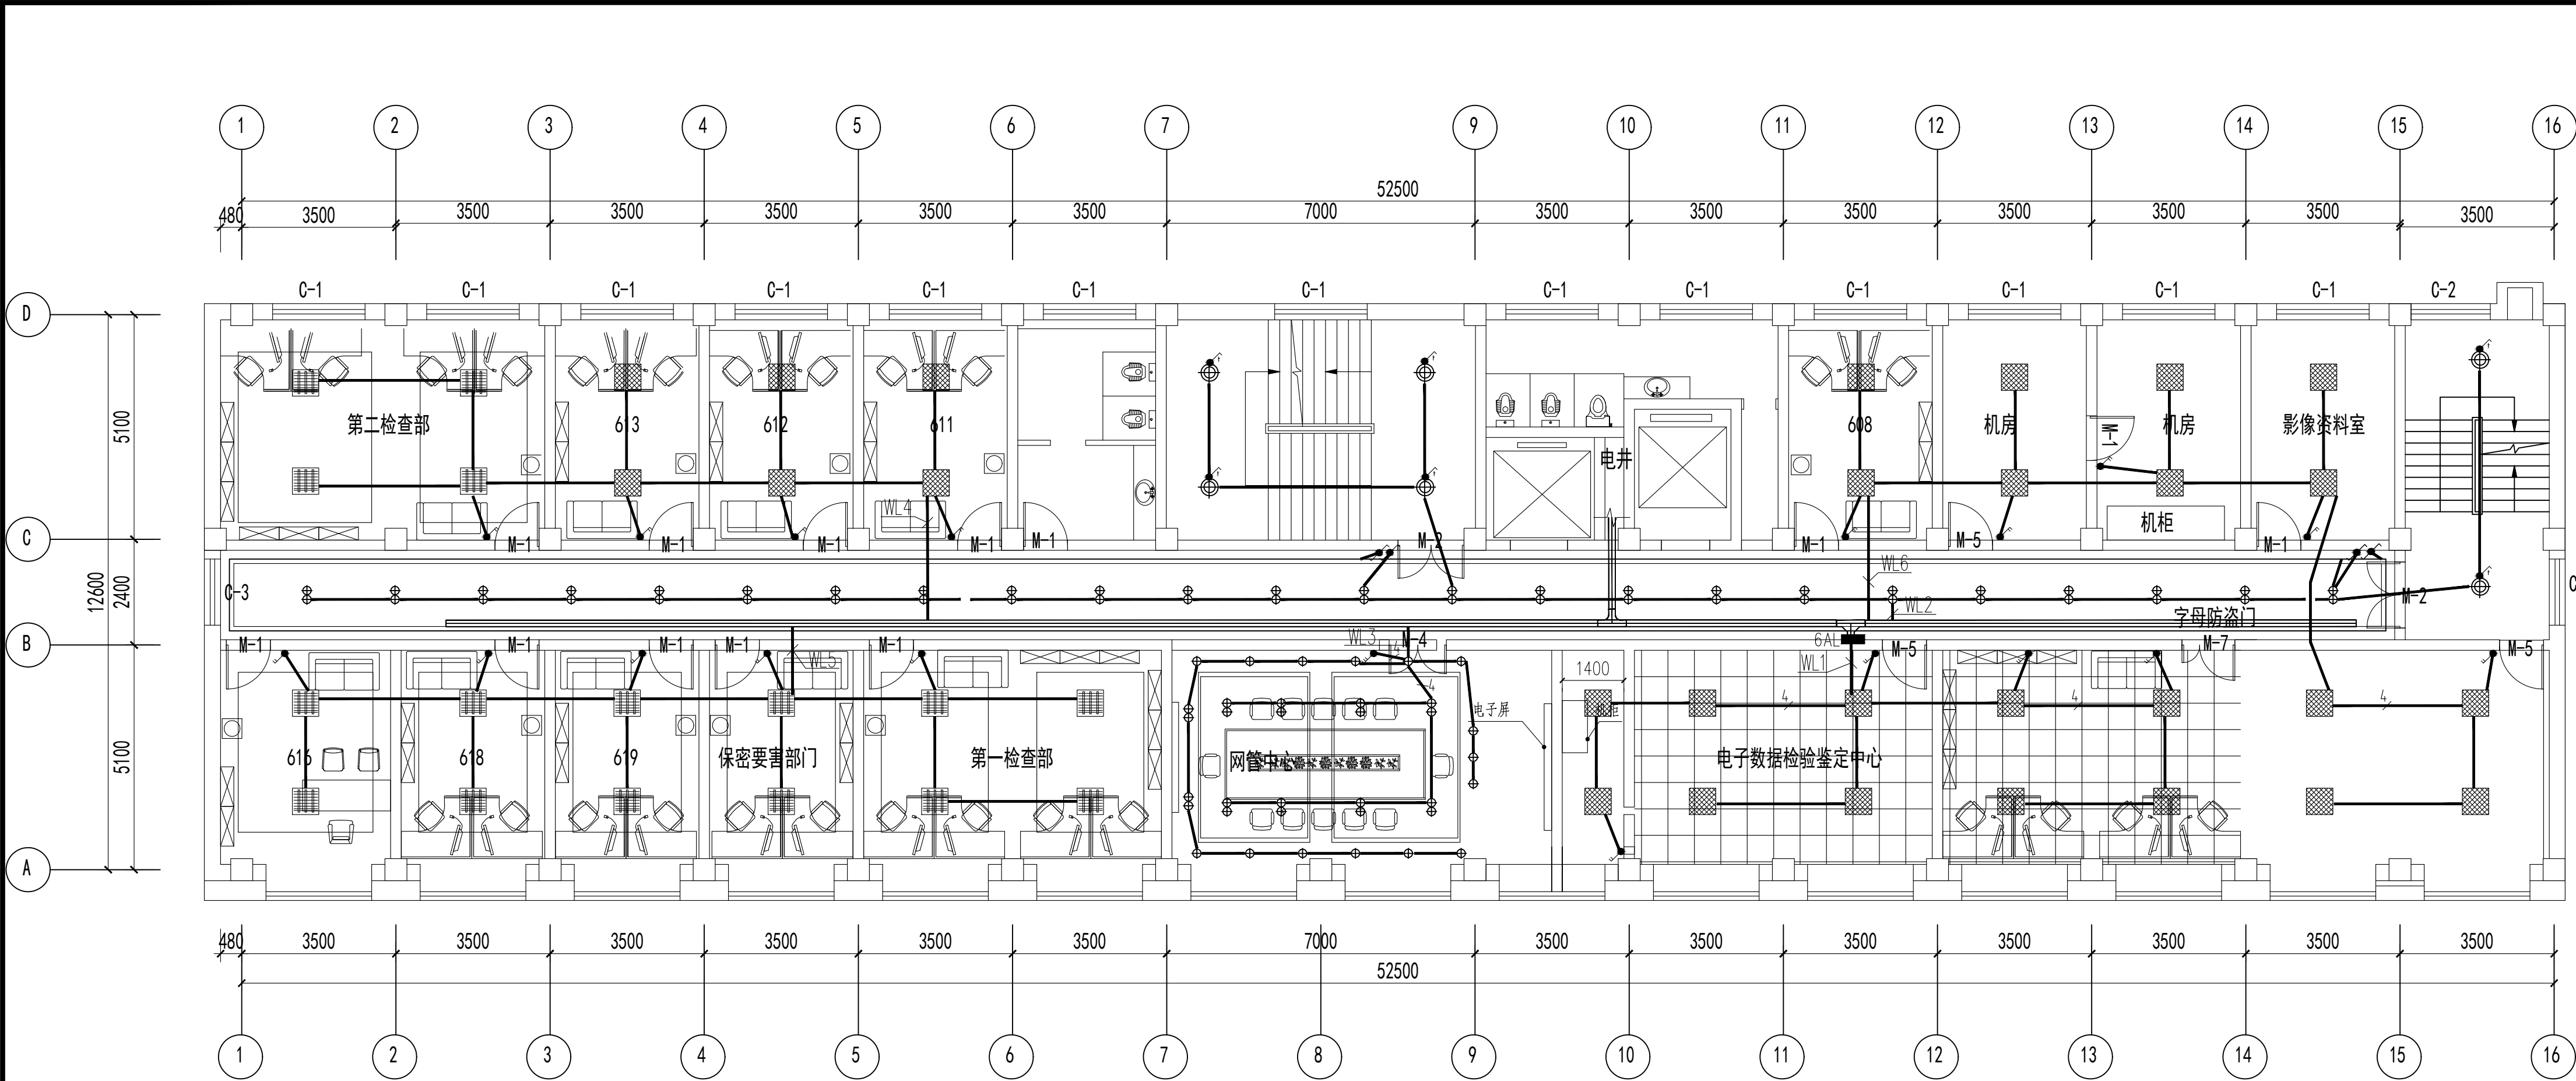

图例	说明
	LED灯带
	吸顶灯直径400
	LED筒灯直径120
	LED射灯直径75
	LED长条灯（铝方通吊顶）
	LED嵌入式平板灯（石膏板吊顶）
	50*80木纹热转印铝方通 间距100
	铝扣板600*600
	吸顶灯600*600
	LED平板灯600*600

六层照明平面图 1:100



中誉恒信工程咨询有限公司  
ZHONGYUEHENGXIN ENGINEERING CONSULTING CO.,LTD

建筑行业（建筑工程）	甲级
城乡规划编制	乙级
市政行业（排水 给水 道路 桥梁）	乙级
风景园林工程设计专项	乙级
人防工程	乙级
工程勘察专业类	乙级
农林行业	乙级

联系电话：0371-58576067  
备 注：

设计签字栏			
审 定 人	原建平	原建平	
审 核 人	井军广	井军广	
项 目 负 责 人	原建平	原建平	
专业负责人	井军广	井军广	
校 对 人	刘贺威	刘贺威	
设 计 人	杨松霖	杨松霖	
制 图 人	杨松霖	杨松霖	


会签栏			
建 筑		结 构	
给 排 水		电 气	
暖 通			

建设单位	
晋城市人民检察院	
项目名称	
晋城市人民检察院技侦维修项目	
子项名称	
晋城市人民检察院技侦维修项目	
图纸名称	
六层照明平面图	

单位出图章	
执业注册章	

工程编号	26-11
阶 段	施 工
版 次	A
比 例	1:100
图 号	电 气 21

图纸未加盖本院出图章及设计注册章无效

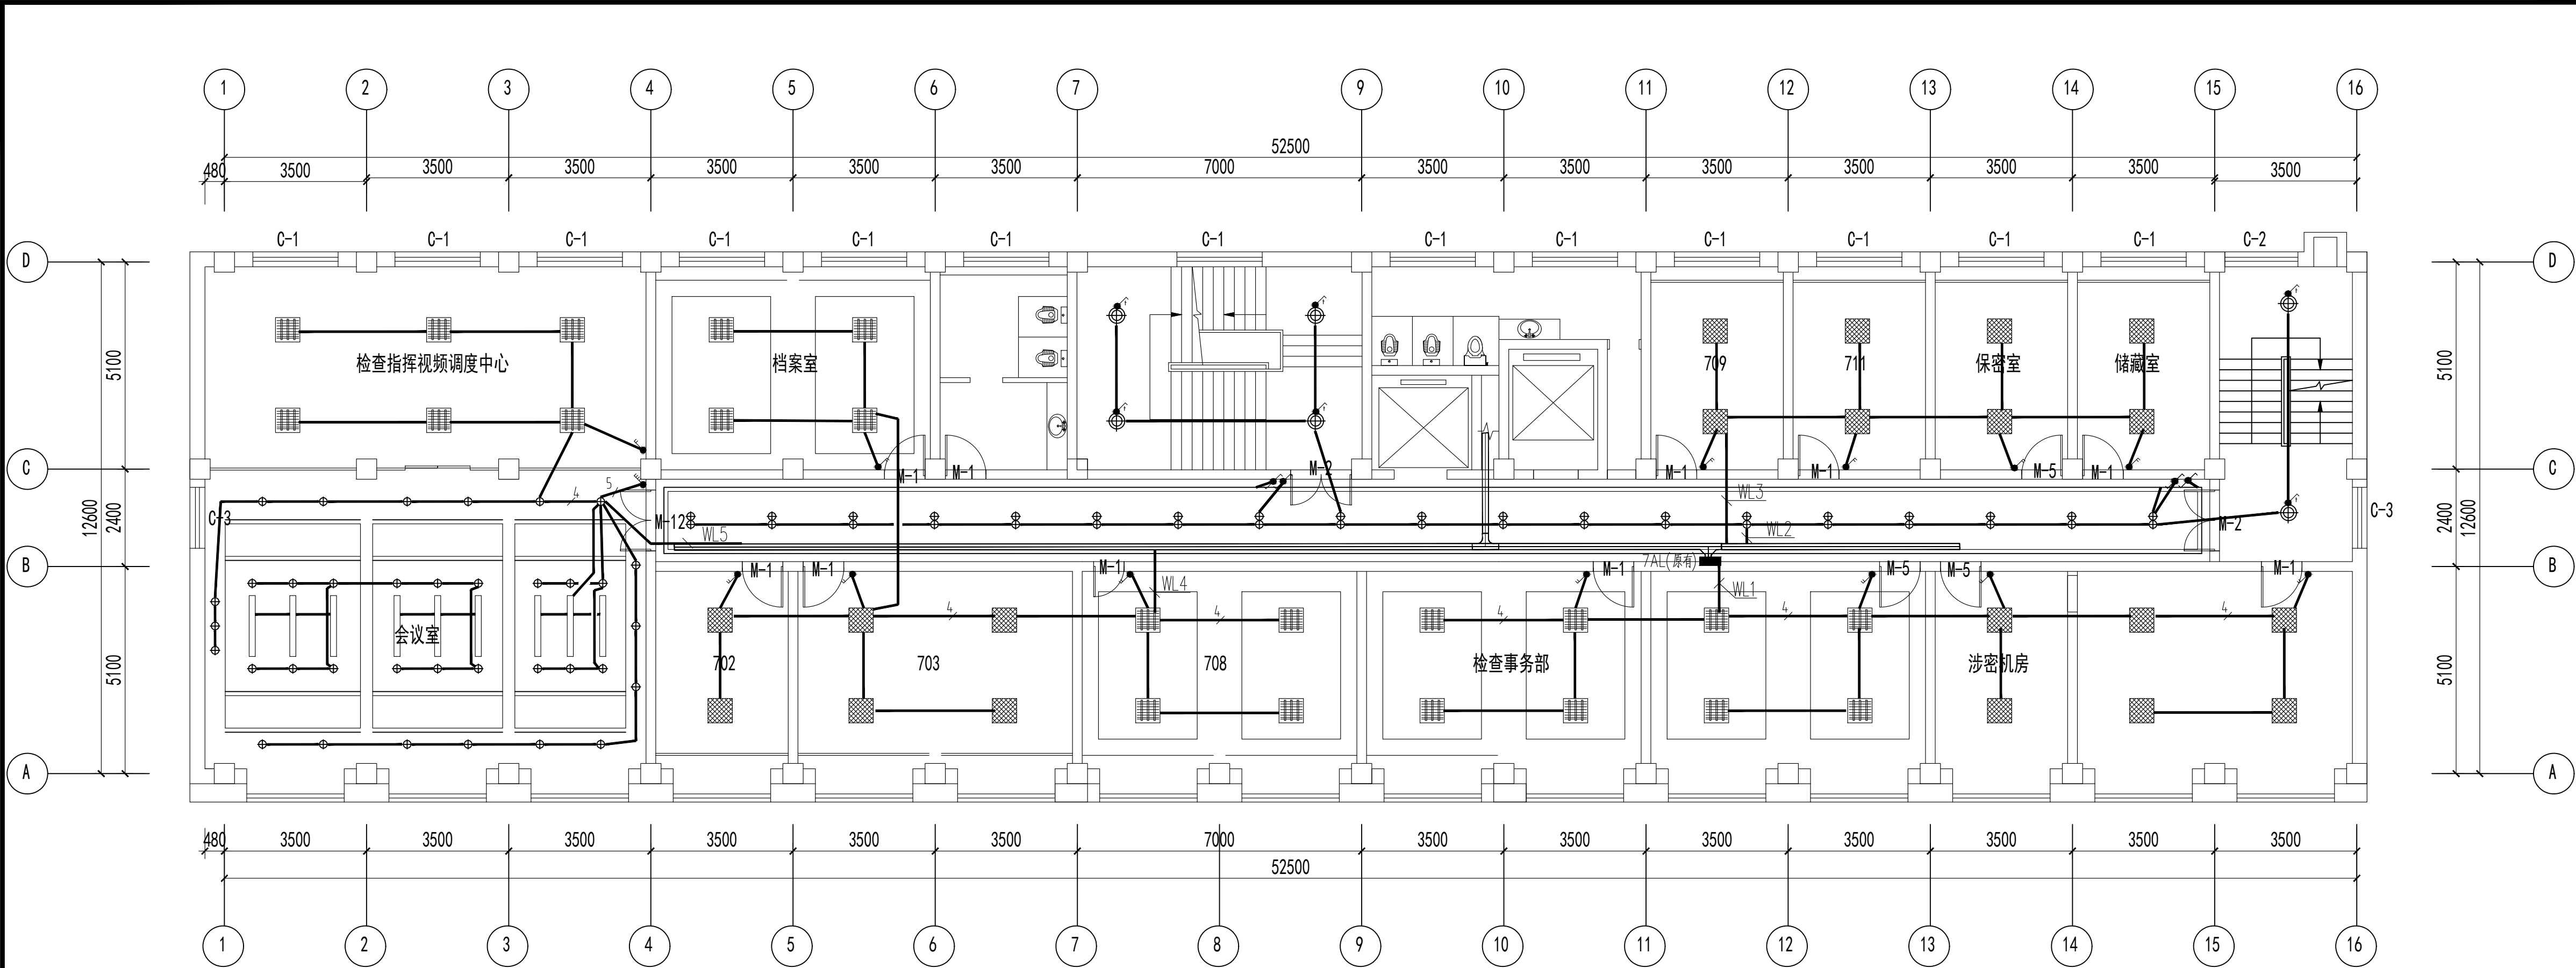

图例	说明
—	LED灯带
⊕	吸顶灯直径400
⊕	LED筒灯直径120
⊙	LED射灯直径75
—	LED长条灯（铝方通吊顶）
—	LED嵌入式平板灯（石膏板吊顶）
—	50*80木纹热转印铝方通 间距100
—	铝扣板600*600
■	吸顶灯600*600
■	LED平板灯600*600

七层照明平面图 1:100

吊顶下净高2600



中誉恒信工程咨询有限公司  
ZHONGYU HENGXIN ENGINEERING CONSULTING CO.,LTD

建筑行业（建筑工程）	甲级
城乡规划编制	乙级
市政行业（排水 给水 道路 桥梁）	乙级
风景园林工程设计专项	乙级
人防工程	乙级
工程勘察专业类	乙级
农林行业	乙级

联系电话：0371-58576067  
备 注：

设计签字栏			
审 定 人	原建平	原建平	
审 核 人	井军广	井军广	
项目负责人	原建平	原建平	
专业负责人	井军广	井军广	
校 对 人	刘贺威	刘贺威	
设 计 人	杨松霖	杨松霖	
制 图 人	杨松霖	杨松霖	


会签栏			
建 筑		结 构	
给排水		电 气	
暖 通			

建设单位
晋城市人民检察院
项目名称
晋城市人民检察院技侦楼修缮项目
子项名称
晋城市人民检察院技侦楼修缮项目
图纸名称
七层照明平面图

单位出图章
执业注册章

工程编号	26-11
阶 段	施工图
版 次	A
比 例	1:100
图 号	22

图纸未加盖本院出图章及设计注册章无效

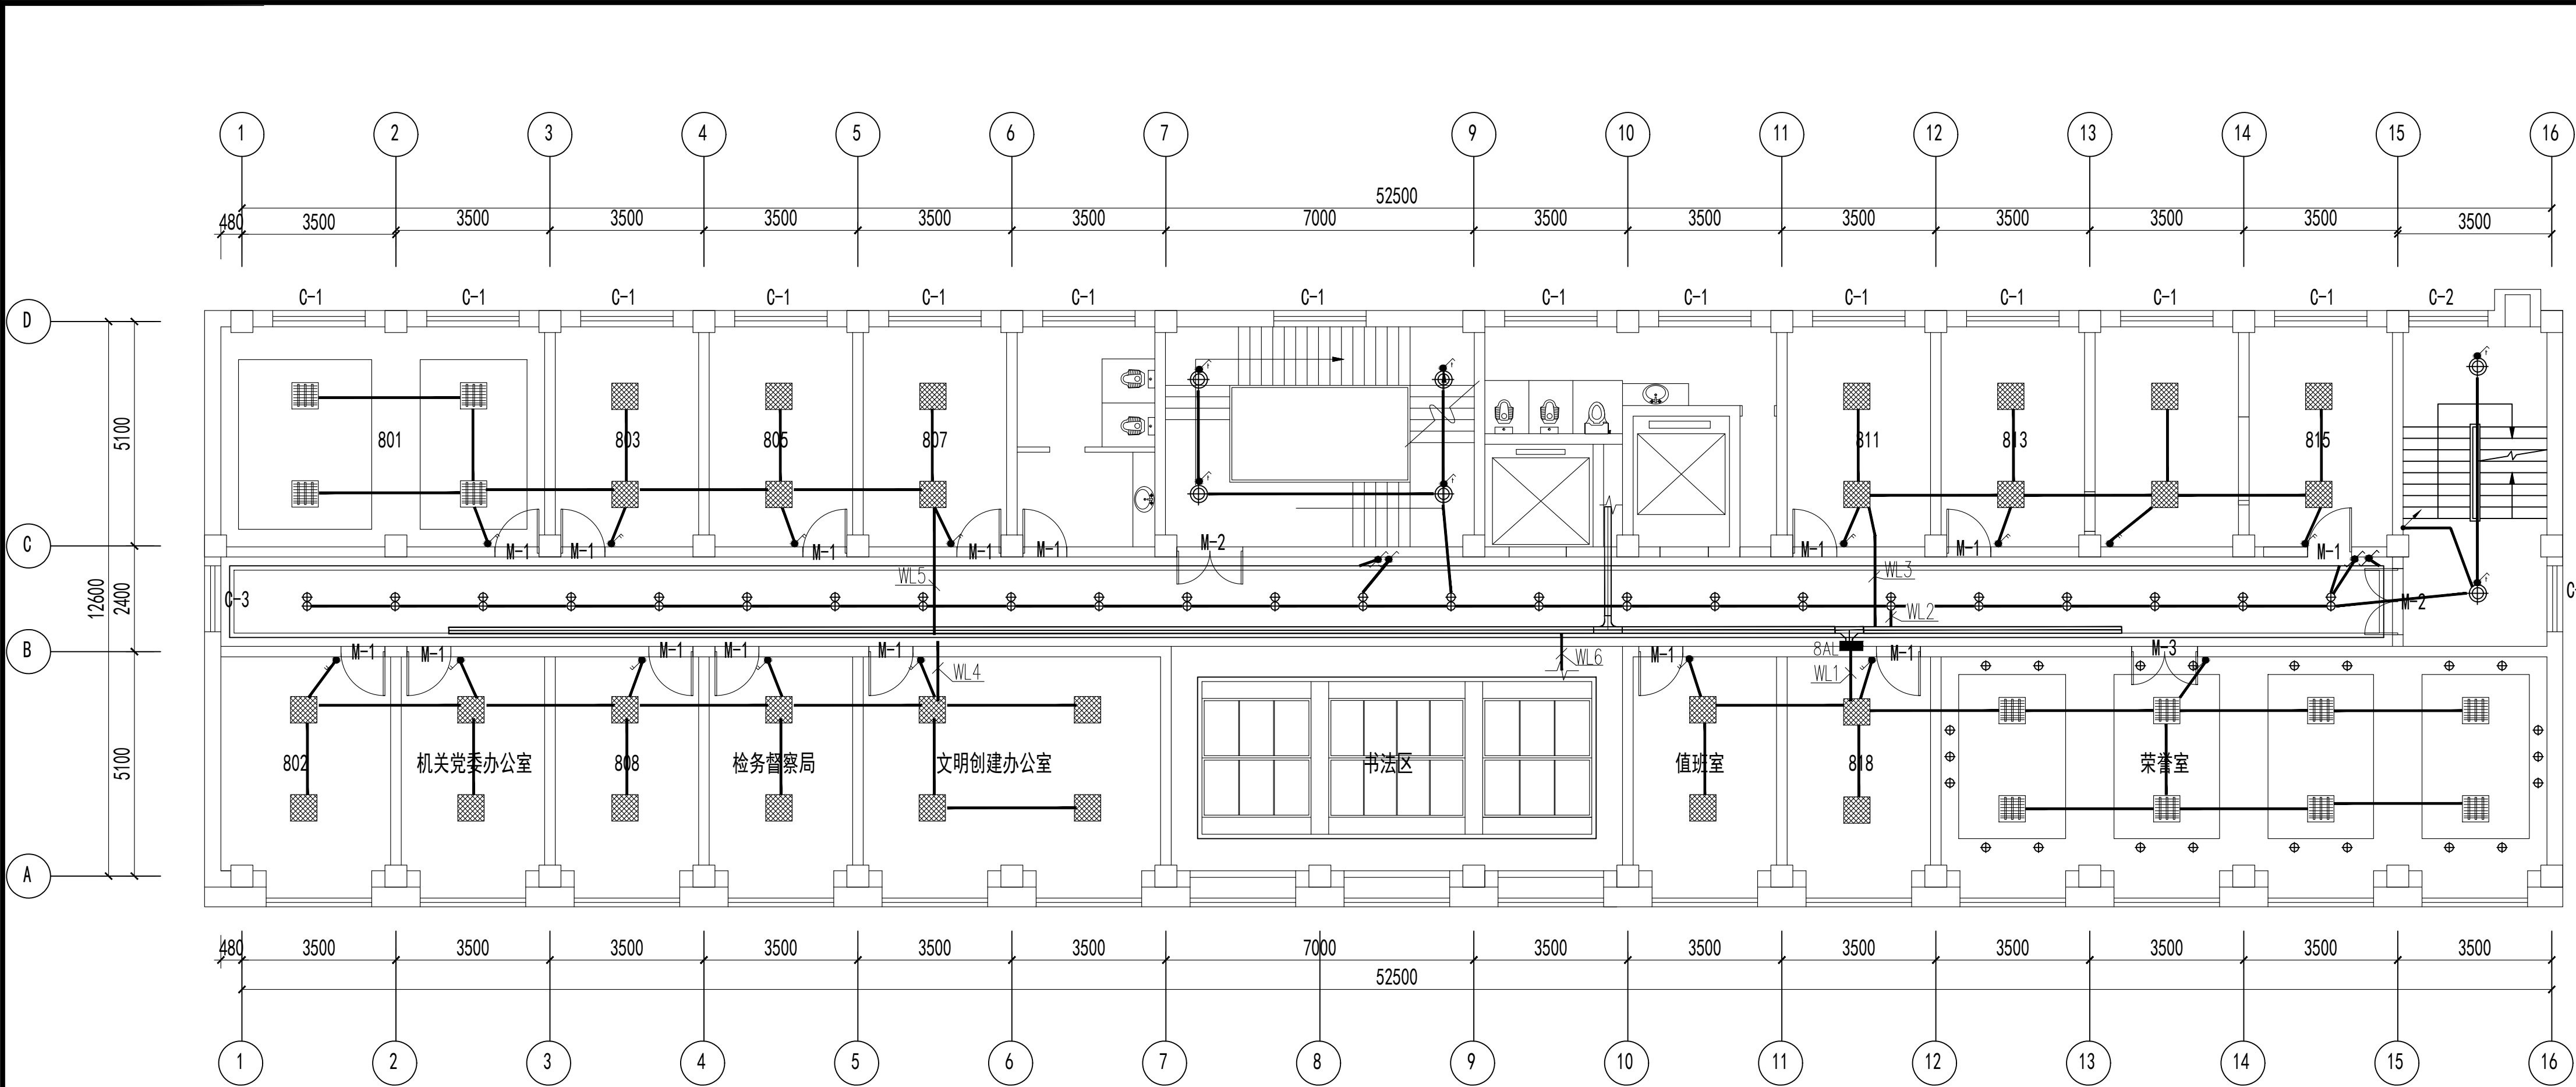

八层照明平面图 1:100

吊顶下净高2600

图例	说明
	LED灯带
	吸顶灯直径400
	LED筒灯直径120
	LED射灯直径75
	LED长条灯（铝方通吊顶）
	LED嵌入式平板灯（石膏板吊顶）
	50*80木纹热转印铝方通 间距100
	铝扣板600*600
	吸顶灯600*600
	LED平板灯600*600



中誉恒信工程咨询有限公司  
ZHONGYUEHENGXIN ENGINEERING CONSULTING CO.,LTD

建筑行业（建筑工程）	甲级
城乡规划编制	乙级
市政行业（排水 给水 道路 桥梁）	乙级
风景园林工程设计专项	乙级
人防工程	乙级
工程勘察专业类	乙级
农林行业	乙级


联系电话：0371-58576067  
备 注：

设计签字栏			
审 定 人	原建平	原建平	
审 核 人	井军广	井军广	
项目负责人	原建平	原建平	
专业负责人	井军广	井军广	
校 对 人	刘贺威	刘贺威	
设 计 人	杨松霖	杨松霖	
制 图 人	杨松霖	杨松霖	
会签栏			
建 筑		结 构	
给排水		电 气	
暖 通			

建设单位
晋城市人民检察院
项目名称
晋城市人民检察院技侦楼修缮项目
子项名称
晋城市人民检察院技侦楼修缮项目
图纸名称
八层照明平面图
单位出图章
执业注册章

工程编号	26-11
阶 段	施工图
版 次	A
比 例	1:100
图 号	电 气 23

图纸未加盖本院出图章及设计注册章无效

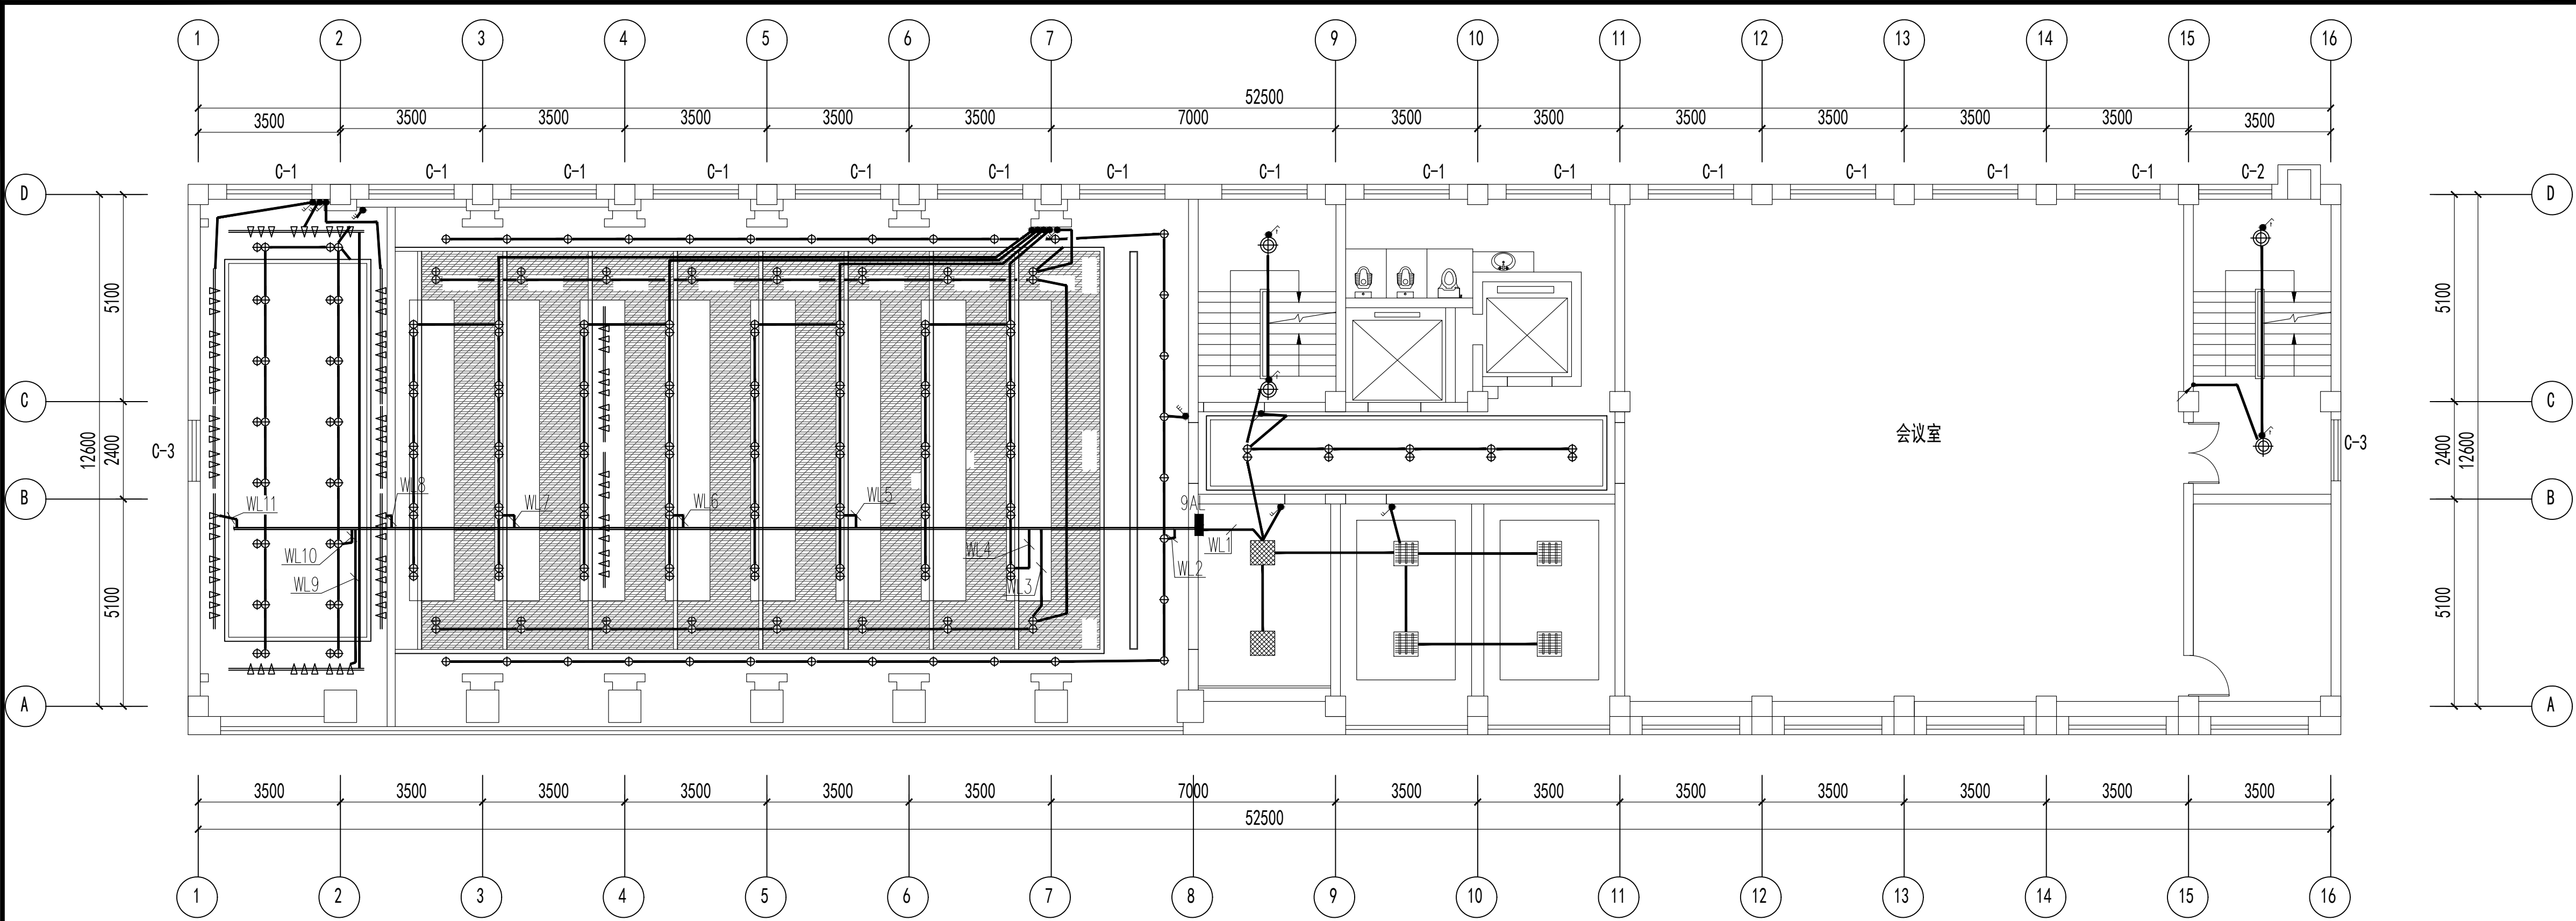

九层照明平面图 1:100

图例	说明
	LED灯带
	吸顶灯直径400
	LED筒灯直径120
	LED射灯直径75
	LED长条灯（铝方通吊顶）
	LED嵌入式平板灯（石膏板吊顶）
	50*80木纹热转印铝方通 间距100
	铝扣板600*600
	吸顶灯600*600
	LED平板灯600*600



中誉恒信工程咨询有限公司  
ZHONGYU HENGXIN ENGINEERING CONSULTING CO.,LTD

建筑行业（建筑工程）	甲级
城乡规划编制	乙级
市政行业（排水 给水 道路 桥梁）	乙级
风景园林工程设计专项	乙级
人防工程	乙级
工程勘察专业类	乙级
农林行业	乙级

联系电话：0371-58576067  
备 注：

设计签字栏			
审 定 人	原建平		
审 核 人	井军广		
项 目 负 责 人	原建平		
专业负责人	井军广		
校 对 人	刘贺威		
设 计 人	杨松霖		
制 图 人	杨松霖		

会签栏			
建 筑		结 构	
给排水		电 气	
暖 通			

建设单位	
晋城市人民检察院	
项目名称	
晋城市人民检察院技侦楼修缮项目	
子项名称	
晋城市人民检察院技侦楼修缮项目	
图纸名称	
九层照明平面图	

单位出图章	
执业注册章	

工程编号	26-11		
阶 段	施工图	图 别	电 气
版 次	A	日 期	2026.05
比 例	1:100	图 号	电-24


图纸未加盖本院出图章及设计注册章无效



中誉恒信工程咨询有限公司  
ZHONGTUHENGXIN ENGINEERING CONSULTING CO.,LTD

建筑行业（建筑工程）	甲级
城乡规划编制	乙级
市政行业（排水 给水 道路 桥梁）	乙级
风景园林工程设计专项	乙级
人防工程	乙级
工程勘察专业类	乙级
农林行业	乙级

联系电话：0371-58579067  
备注：

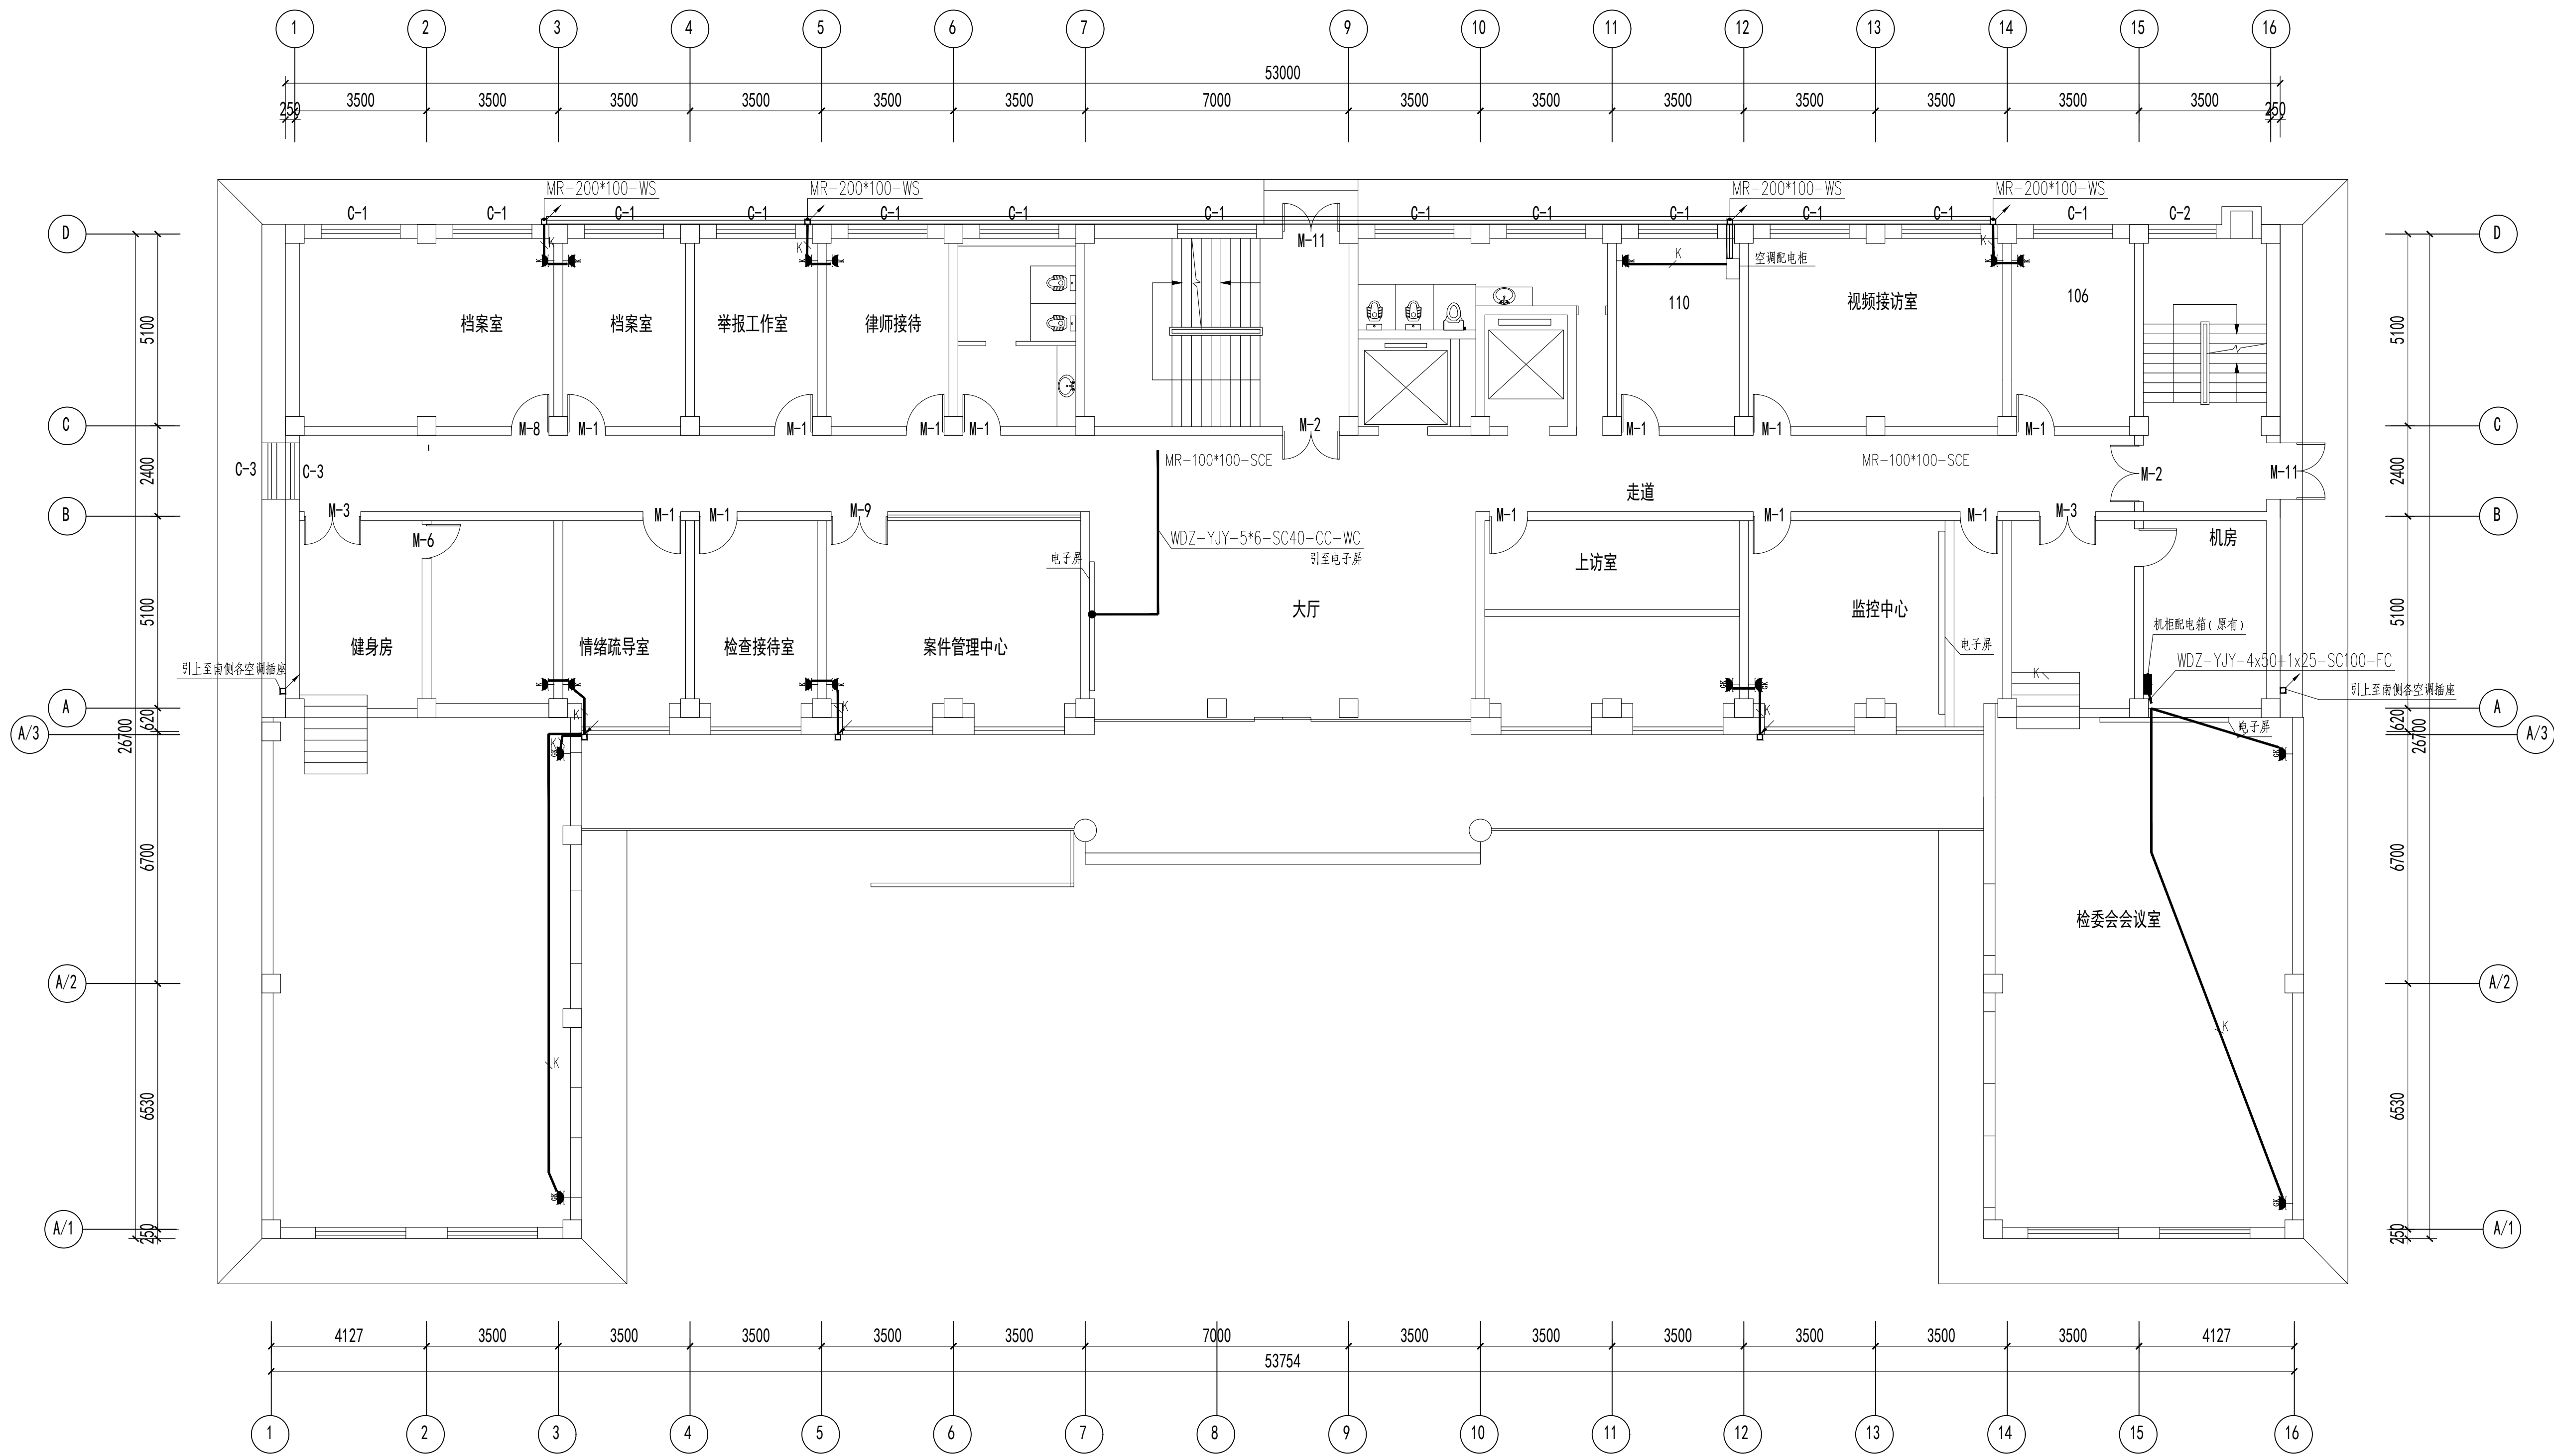

一层空调平面图 1:100

注：空调回路配线 K: WDZ-BYJ-3x4-SC20-FC 共12条。

设计签字栏			
审 定 人	原建平	刘建平	
审 核 人	李军广	李军广	
项目负责人	原建平	原建平	
专业负责人	李军广	李军广	
校 对 人	刘建武	刘建武	
设 计 人	杨松霖	杨松霖	
制 图 人	杨松霖	杨松霖	

会签栏			
建 筑		结 构	
给排水		电 气	
暖 通			

建设单位  
晋城市人民法院

项目名称  
山西省晋城市人民法院技防设施修缮工程

子项名称  
山西省晋城市人民法院技防设施修缮工程

图纸名称  
一层空调平面图

单位出图章

执业注册章

工程编号 26-11

阶 段 施工图 图 别 电 气

版 次 A 日 期 2026.03

比 例 1:100 图 号 25


图纸未加盖本院出图章及设计注册章无效



中誉恒信工程咨询有限公司  
ZHONGYUHENGIN ENGINEERING CONSULTING CO.,LTD

建筑行业（建筑工程）	甲级
城乡规划编制	乙级
市政行业（排水 给水 道路 桥梁）	乙级
风景园林工程设计专项	乙级
人防工程	乙级
工程勘察专业类	乙级
农林行业	乙级

联系电话：0371-58570067  
备 注：

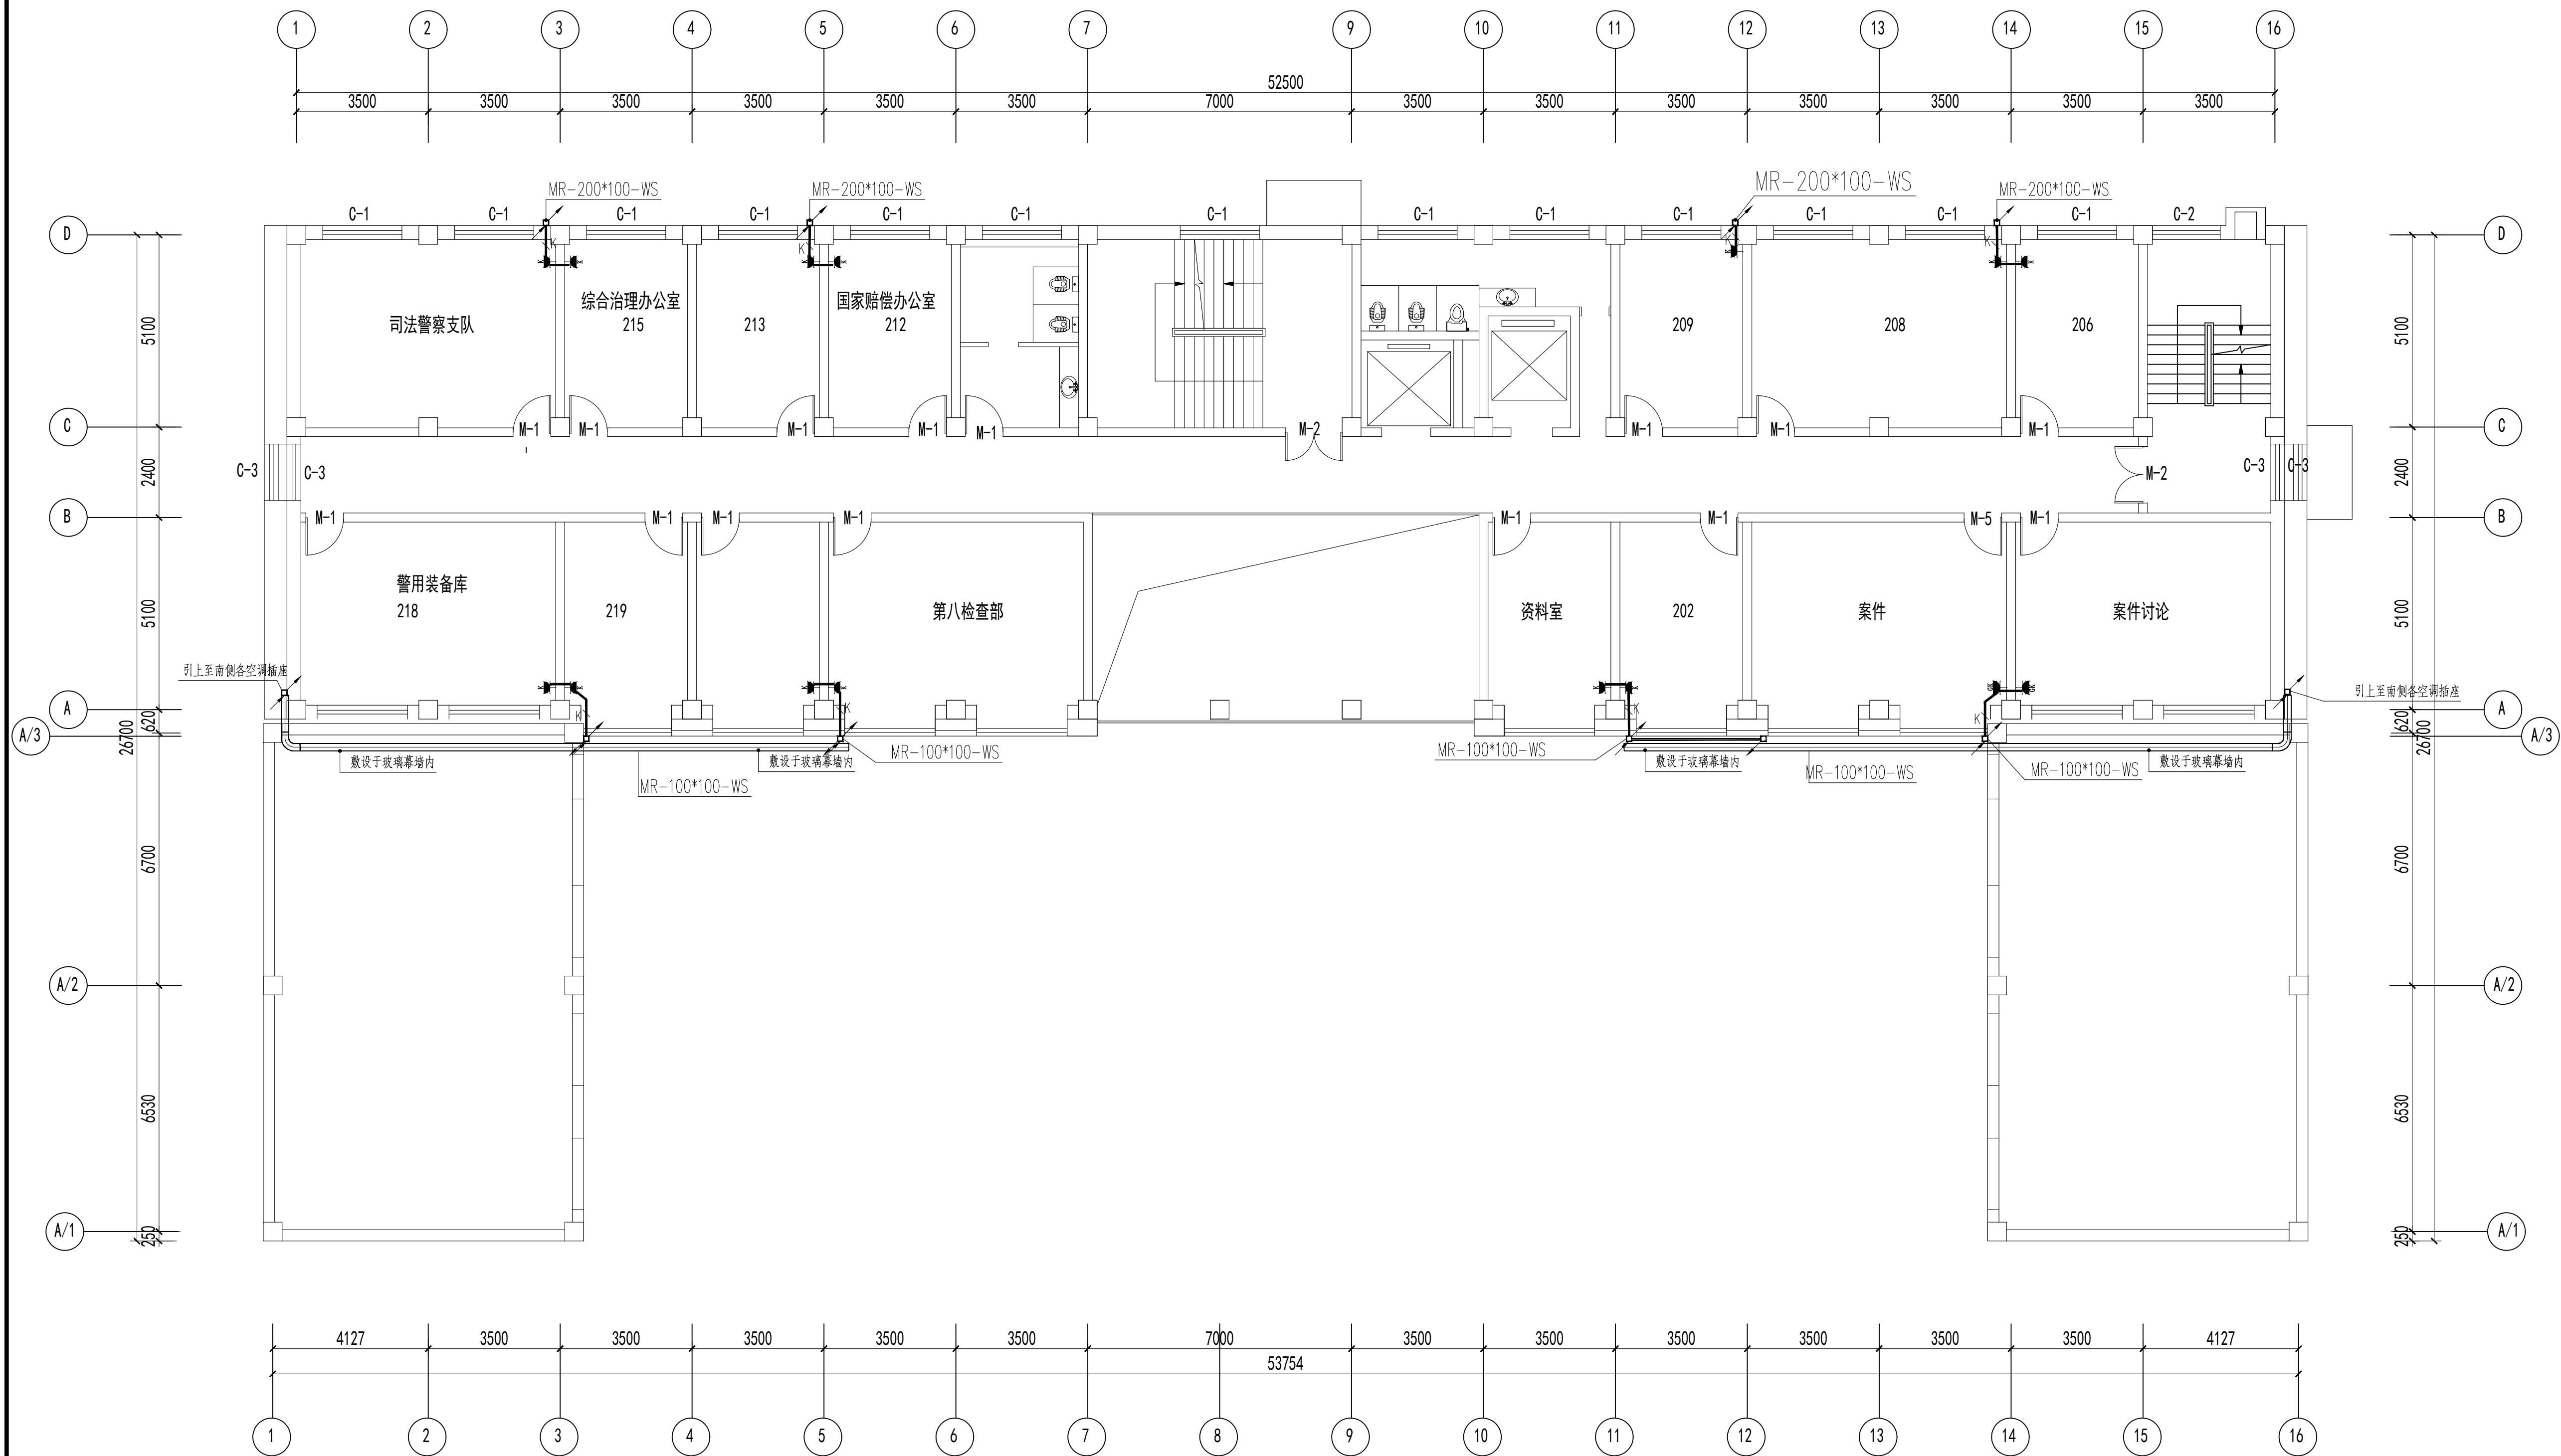

二层空调平面图 1:100

注：空调回路配线 K: WDZ-BYJ-3x4-SC20-FC 共9条。

设计签字栏			
审 定 人	原建平	原建平	
审 核 人	原建平	原建平	
项目负责人	原建平	原建平	
专业负责人	原建平	原建平	
校 对 人	刘贺成	刘贺成	
设 计 人	杨松霖	杨松霖	
制 图 人	杨松霖	杨松霖	

会签栏			
建 筑		结 构	
给 排 水		电 气	
暖 通			

建设单位	晋城市人民检察院
项目名称	山西省晋城市人民检察院技防设施修缮工程
子项名称	山西省晋城市人民检察院技防设施修缮工程
图纸名称	二层空调平面图

单位出图章	
执业注册章	

工程编号	26-11
阶 段	施工图
版 次	A
比 例	1:100
图 号	26-26

图纸未加盖本院出图章及设计注册章无效





中誉恒信工程咨询有限公司  
ZHONGYUHENGIN ENGINEERING CONSULTING CO.,LTD

建筑行业（建筑工程）	甲级
城乡规划编制	乙级
市政行业（排水 给水 道路 桥梁）	乙级
风景园林工程设计专项	乙级
人防工程	乙级
工程勘察专业类	乙级
农林行业	乙级

联系电话：0371-58576067  
备 注：

设计签字栏				
审 定 人	原建平	原建平		
审 核 人	井军广	井军广		
项目负责人	原建平	原建平		
专业负责人	井军广	井军广		
校 对 人	刘贺威	刘贺威		
设 计 人	杨松霖	杨松霖		
制 图 人	杨松霖	杨松霖		
会签栏				
建 筑		结 构		
给排水		电 气		
暖 通				

建设单位
晋城市人民检察院
项目名称
晋城市人民检察院技侦楼维修项目
子项名称
晋城市人民检察院技侦楼维修项目
图纸名称
三层空调平面图

单位出图章
执业注册章

工程编号	26-11		
阶 段	施工图	图 别	电 气
版 次	A	日 期	2026.03
比 例	1:100	图 号	电施-27

图纸未加盖本院出图章及设计注册章无效

三层空调平面图 1:100

注：空调回路配线 K: WDZ-BYJ-3x4-SC20-FC 共11条。



中誉恒信工程咨询有限公司  
ZHONGYU HENGXIN ENGINEERING CONSULTING CO., LTD.

建筑行业（建筑工程）	甲级
城乡规划编制	乙级
市政行业（排水 给水 道路 桥梁）	乙级
风景园林工程设计专项	乙级
人防工程	乙级
工程勘察专业类	乙级
农林行业	乙级

联系电话：0371-58576067  
备 注：

设计签字栏			
审 定 人	原建平	原建平	
审 核 人	井军广	井军广	
项目负人	原建平	原建平	
	井军广	井军广	
专业负责人	井军广	井军广	
校 对 人	刘贺威	刘贺威	
设 计 人	杨松霖	杨松霖	
制 图 人	杨松霖	杨松霖	

会签栏			
建 筑		结 构	
给排水		电 气	
暖 通			

建设单位

晋城市人民检察院

项目名称

晋城市人民检察院技侦楼修缮项目

子项名称

晋城市人民检察院技侦楼修缮项目

图纸名称


四层空调平面图

单位出图章

执业注册章

工程编号	26-11		
阶 段	施工图	图 别	电 气
版 次	A	日 期	2026.03
比 例	1:100	图 号	28

图纸未加盖本院出图章及设计注册章无效

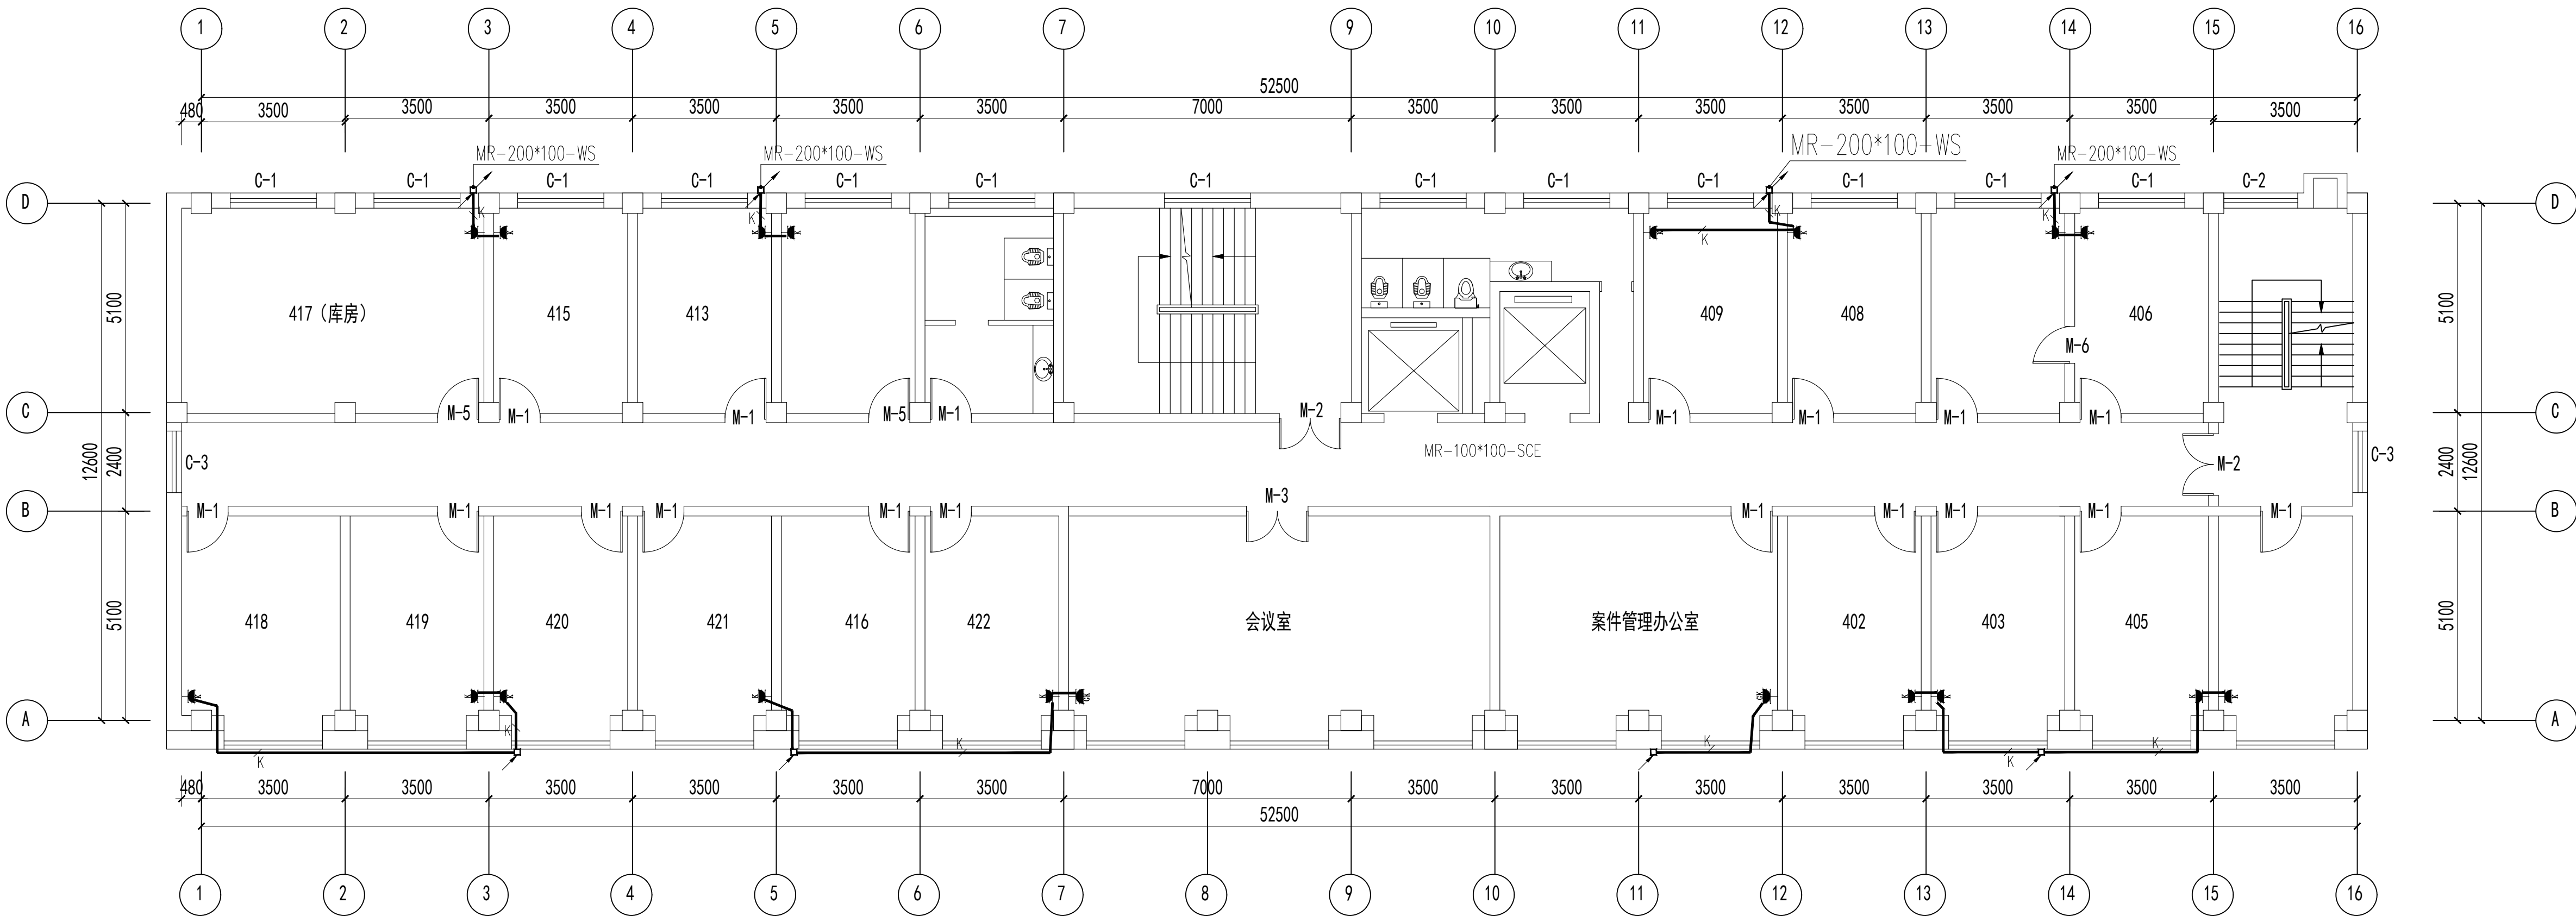


四层空调平面图

1:100

吊顶下净高2600

 注：空调回路配线 K: WDZ-BYJ-3x4-SC20-FC 共11条。



建筑行业（建筑工程）	甲级
城乡规划编制	乙级
市政行业（排水 给水 道路 桥梁）	乙级
风景园林工程设计专项	乙级
人防工程	乙级
工程勘察专业类	乙级
农林行业	乙级

联系电话: 0371-58576067  
备 注:

审 定 人	原建平	殷建平	
审 核 人	井军广	井军广	
项目负责人	殷建平	殷建平	
专业负责人	井军广	井军广	
校 对 人	刘贺威	刘贺威	
设 计 人	杨松霖	杨松霖	
制 图 人	杨松霖	杨松霖	

建筑			结构		
给排水			电气		
暖通					

建设单位

晋城市人民检察院

项目名称

晋城市人民检察院技侦楼修缮项目

子项名称

晋城市人民检察院技侦楼修缮项目


图纸名称

五层空调平面图

单位出图章

工程编号	26-11			
阶 段	施工图	图 别	电 气	
版 次	A	日 期	2026.03	
比 例	1:100	图 号	电施-29	

图纸未加盖本院出图章及设计注册章无效

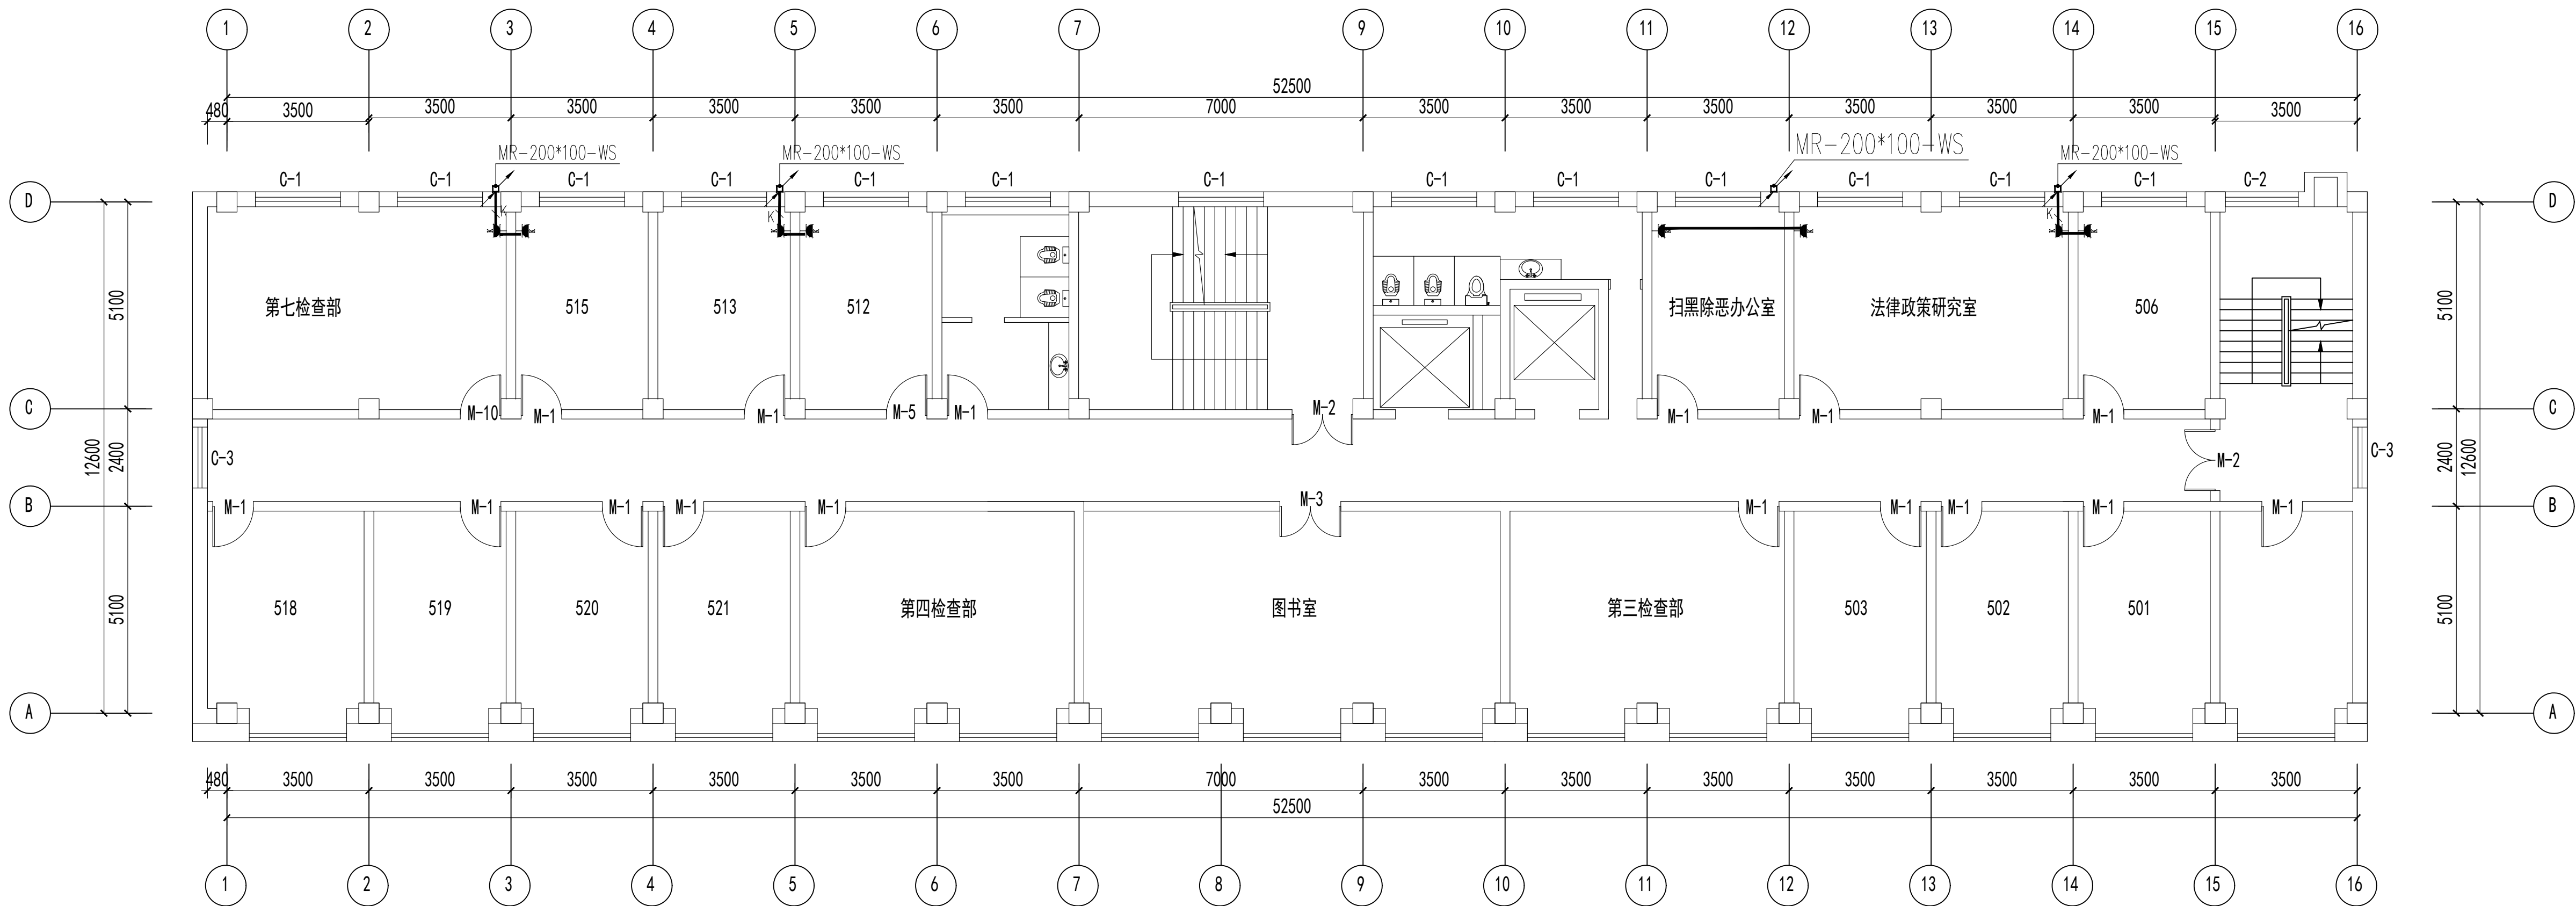

五层空调平面图 1:100

吊顶下净高2600

注: 空调回路配线 K: WDW-BYJ-3x4-SC20-FC 共4条。

南面办公用房均为中央空调,其配电不更换。



中誉恒信工程咨询有限公司  
ZHONGYU HENGXIN ENGINEERING CONSULTING CO., LTD.

建筑行业（建筑工程）	甲级
城乡规划编制	乙级
市政行业（排水 给水 道路 桥梁）	乙级
风景园林工程设计专项	乙级
人防工程	乙级
工程勘察专业类	乙级
农林行业	乙级

联系电话：0371-58576067  
备 注：


设计签字栏			
审 定 人	原建平	原建平	
审 核 人	井军广	井军广	
项目负责人	原建平	原建平	
专业负责人	井军广	井军广	
校 对 人	刘贺威	刘贺威	
设 计 人	杨松霖	杨松霖	
制 图 人	杨松霖	杨松霖	
会签栏			
建 筑		结 构	
给排水		电 气	
暖 通			

建设单位
晋城市人民检察院
项目名称
晋城市人民检察院技侦维修项目
子项名称
晋城市人民检察院技侦维修项目
图纸名称
六层空调平面图

单位出图章
执业注册章

工程编号	26-11
阶 段	施工图
版 次	A
比 例	1:100
图 号	电 气 2026.03 30

图纸未加盖本院出图章及设计注册章无效

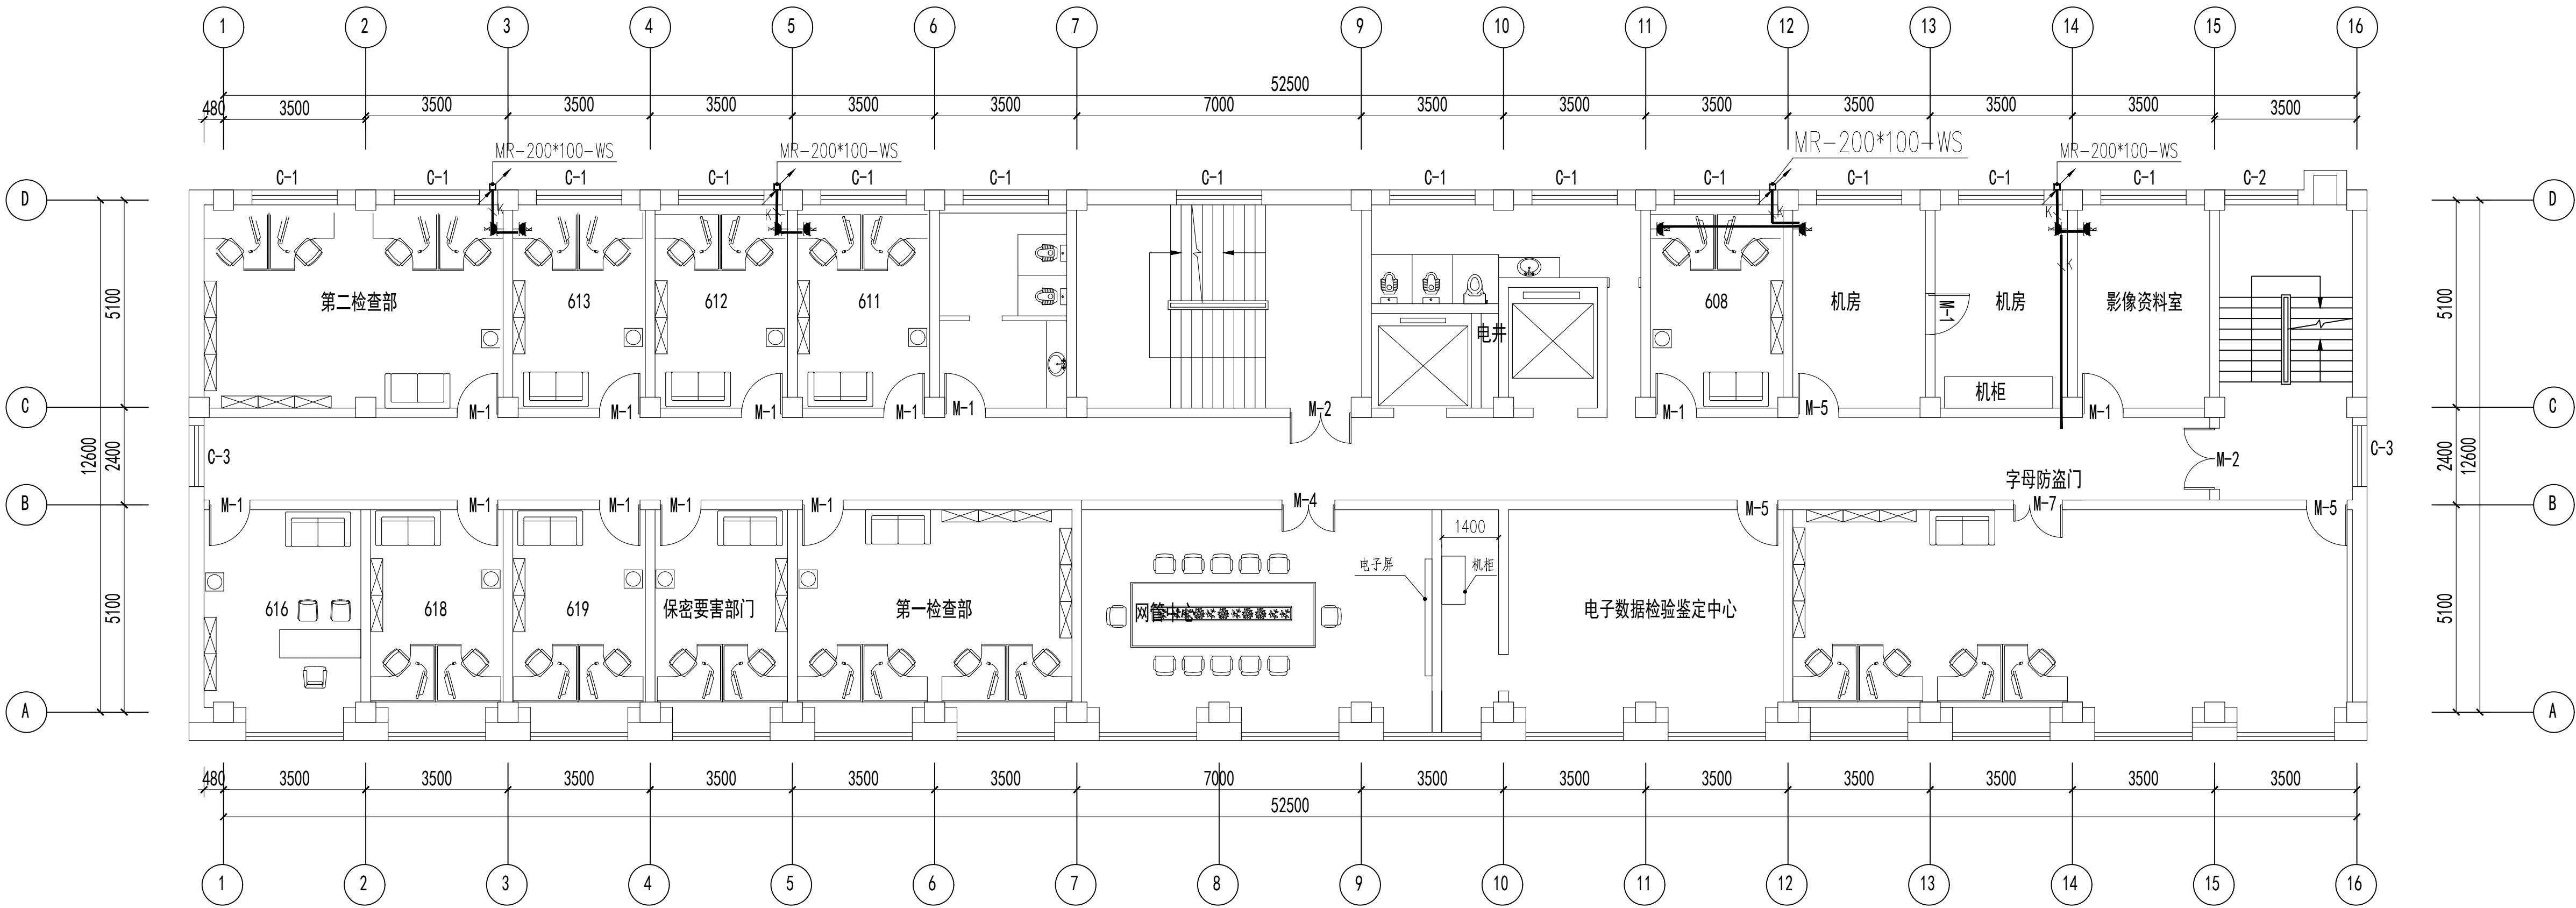

六层空调平面图 1:100

吊顶下净高2600

注：空调回路配线 K：WDZ-BYJ-3x4-SC20-FC 共4条。  
南面办公用房均为中央空调，其配电不更换。



中誉恒信工程咨询有限公司  
ZHONGYUHENGIN ENGINEERING CONSULTING CO.,LTD

建筑行业（建筑工程）	甲级
城乡规划编制	乙级
市政行业（排水 给水 道路 桥梁）	乙级
风景园林工程设计专项	乙级
人防工程	乙级
工程勘察专业类	乙级
农林行业	乙级

联系电话：0371-58576067  
备 注：

设计签字栏			
审 定 人	原建平	原建平	
审 核 人	井军广	井军广	
项目负人	原建平	原建平	
	井军广	井军广	
专业负责人	井军广	井军广	
校 对 人	刘贺威	刘贺威	
设 计 人	杨松霖	杨松霖	
制 图 人	杨松霖	杨松霖	

会签栏			
建 筑		结 构	
给排水		电 气	
暖 通			

建设单位

晋城市人民检察院

项目名称

晋城市人民检察院技侦楼修缮项目

子项名称

晋城市人民检察院技侦楼修缮项目

图纸名称


七层空调平面图

单位出图章

执业注册章

工程编号	26-11		
阶 段	施工图	图 别	电 气
版 次	A	日 期	2026.03
比 例	1:100	图 号	电-31

图纸未加盖本院出图章及设计注册章无效

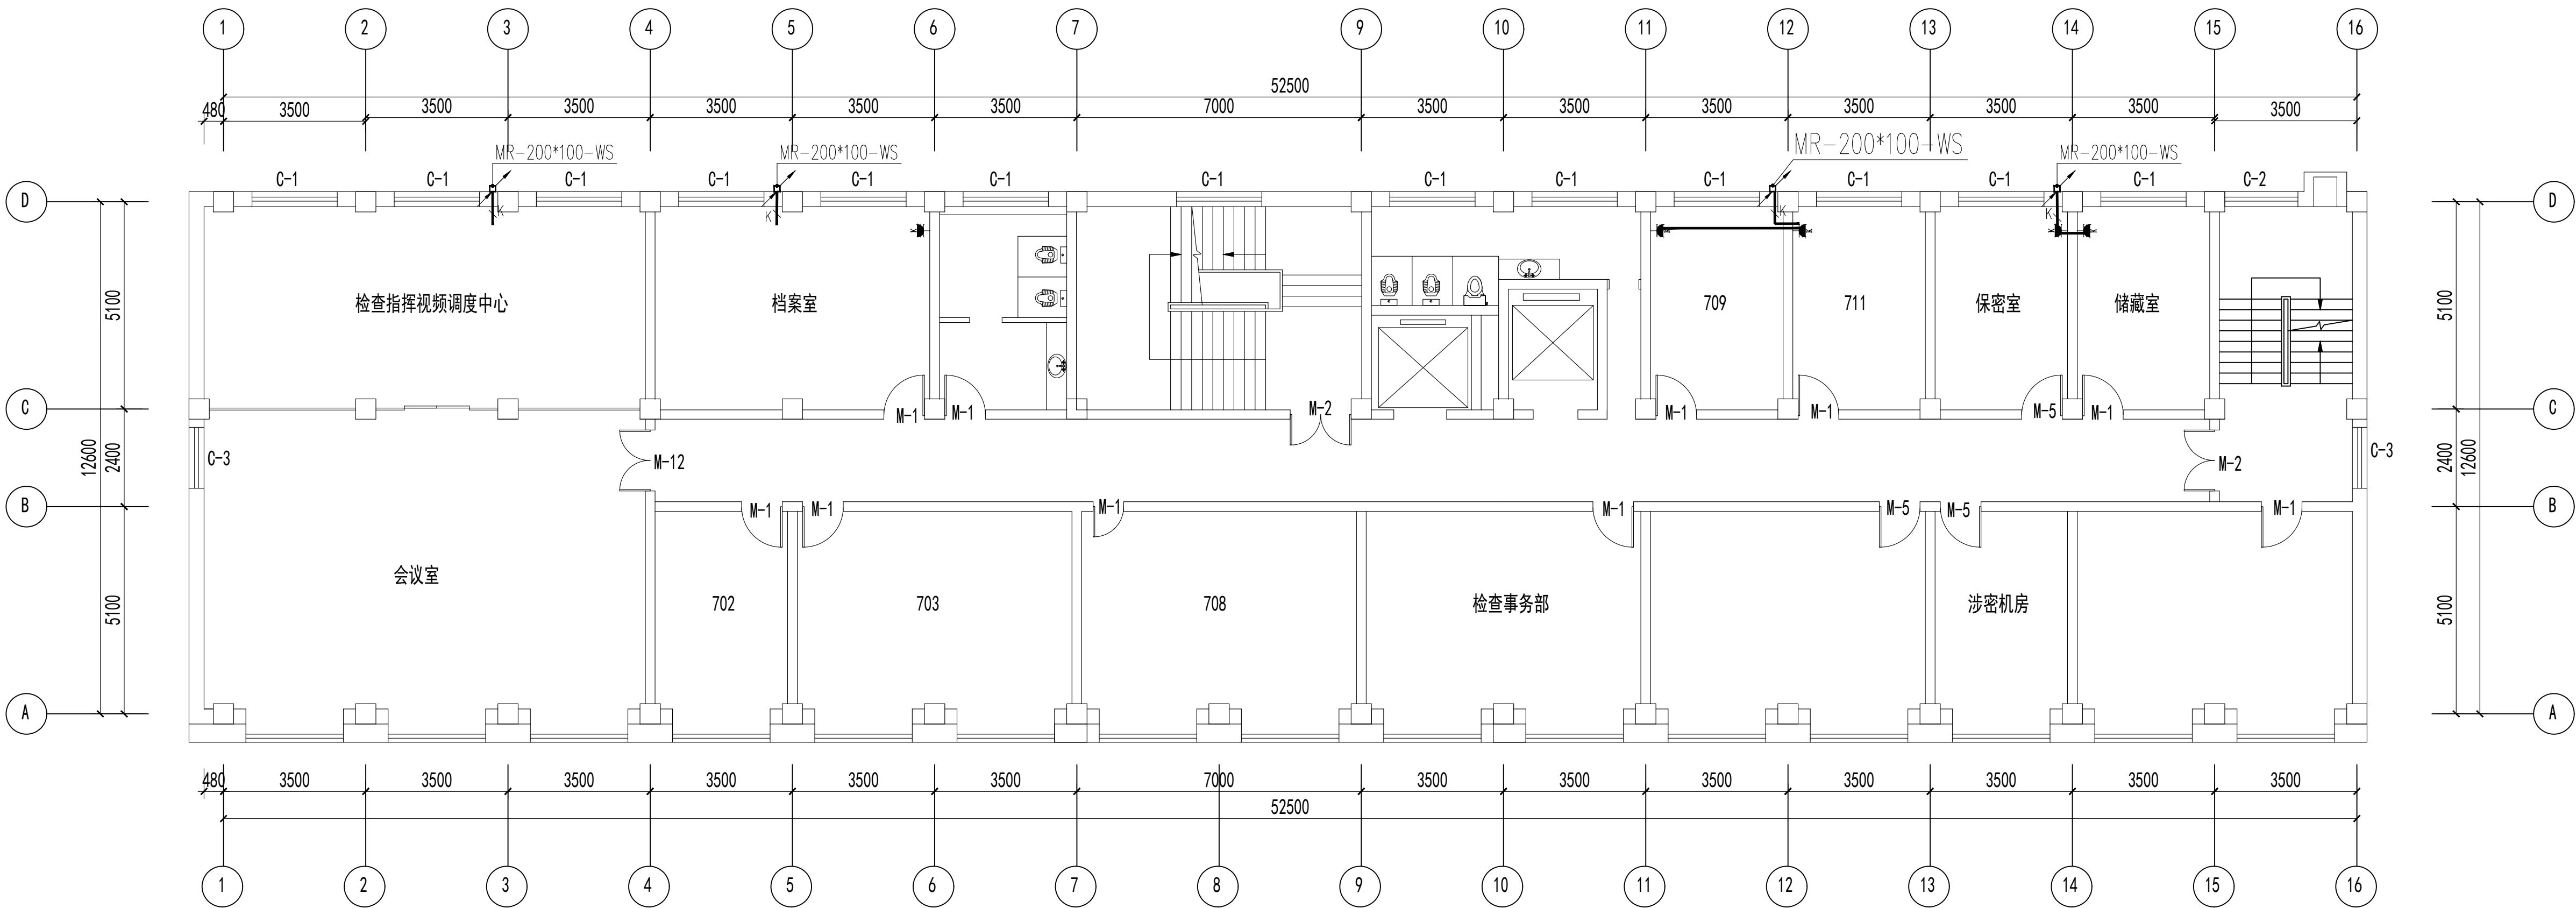

七层空调平面图 1:100

吊顶下净高2600

注：空调回路配线 K: Wdz-BYJ-3x4-SC20-FC 共3条。

南面办公用房均为中央空调，其配电不更换。



中誉恒信工程咨询有限公司  
ZHONGYUHENGIN ENGINEERING CONSULTING CO.,LTD

建筑行业（建筑工程）	甲级
城乡规划编制	乙级
市政行业（排水 给水 道路 桥梁）	乙级
风景园林工程设计专项	乙级
人防工程	乙级
工程勘察专业类	乙级
农林行业	乙级

联系电话：0371-58576067  
备 注：

设计签字栏			
审 定 人	原建平	原建平	
审 核 人	井军广	井军广	
项目负责入	原建平	原建平	
	井军广	井军广	
专业负责人	井军广	井军广	
校 对 人	刘贺威	刘贺威	
设 计 人	杨松霖	杨松霖	
制 图 人	杨松霖	杨松霖	

会签栏			
建 筑		结 构	
给排水		电 气	
暖 通			

建设单位

晋城市人民检察院

项目名称

晋城市人民检察院技侦维修项目

子项名称

晋城市人民检察院技侦维修项目

图纸名称

八层空调平面图

单位出图章

执业注册章

工程编号	26-11		
阶 段	施工图	图 别	电 气
版 次	A	日 期	2026.03
比 例	1:100	图 号	电-32

图纸未加盖本院出图章及设计注册章无效

## 八层空调平面图 1:100

吊顶下净高2600


注：空调回路配线 K: WDZ-BYJ-3x4-SC20-FC 共4条。  
南面办公用房均为中央空调，其配电不更换。



中誉恒信工程咨询有限公司  
ZHONGYU HENGXIN ENGINEERING CONSULTING CO., LTD

建筑行业（建筑工程）	甲级
城乡规划编制	乙级
市政行业（排水 给水 道路 桥梁）	乙级
风景园林工程设计专项	乙级
人防工程	乙级
工程勘察专业类	乙级
农林行业	乙级

联系电话：0371-58576067  
备注：

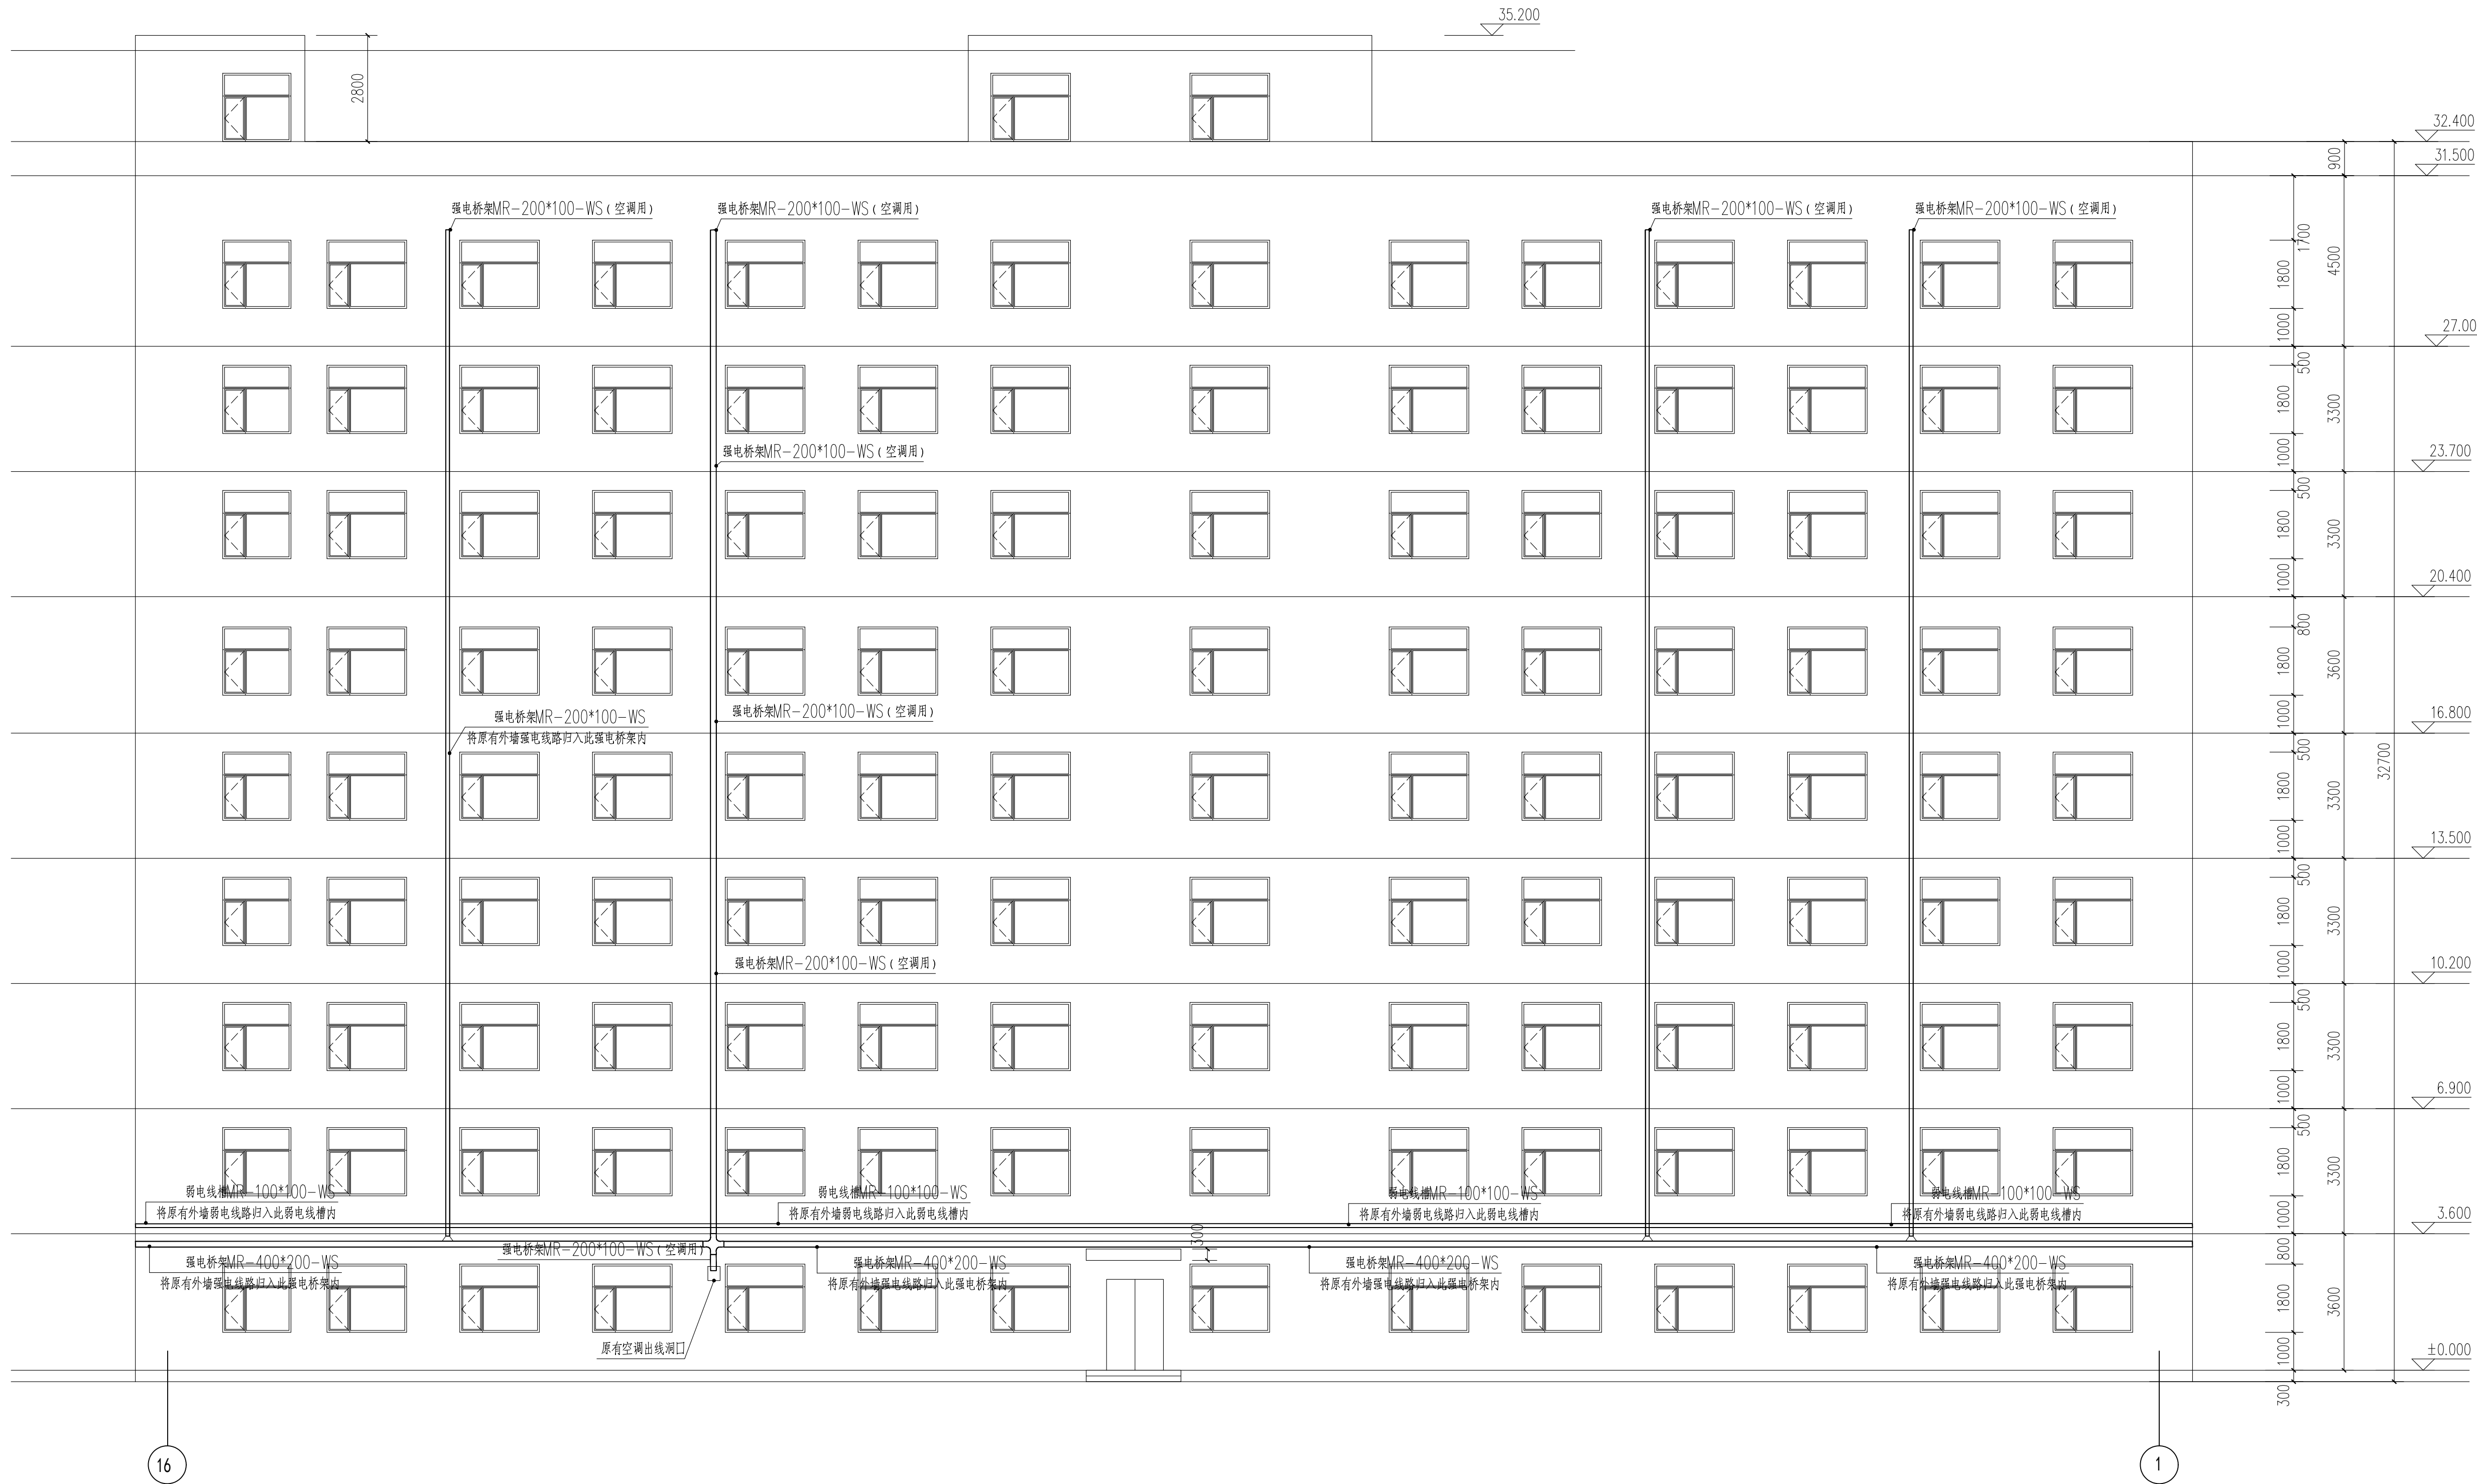

北立面电气改造平面图 1:100

设计签字栏			
审 定 人	原建平	刘建平	
审 核 人	刘建平	刘建平	
项目负责人	原建平	刘建平	
专业负责人	刘建平	刘建平	
校 对 人	刘建平	刘建平	
设 计 人	刘建平	刘建平	
制 图 人	刘建平	刘建平	

会签栏			
建 筑		结 构	
给排水		电 气	
暖 通			

建设单位

晋城市人民医院

项目名称

山西省晋城市人民医院医技楼修缮工程

子项名称

山西省晋城市人民医院医技楼修缮工程

图纸名称

北立面电气改造平面图

单位出图章

执业注册章

工程编号 26-11

阶 段 施工图 图 别 电 气

版 次 A 日 期 2026.03

比 例 1:100 图 号 电-33

图纸未加盖本院出图章及设计注册章无效





中誉恒信工程咨询有限公司  
ZHONGTENGXIN ENGINEERING CONSULTING CO.,LTD

建筑行业（建筑工程）	甲级
城乡规划编制	乙级
市政行业（排水 给水 道路 桥梁）	乙级
风景园林工程设计专项	乙级
人防工程	乙级
工程勘察专业类	乙级
农林行业	乙级

联系电话：0371-58570067  
备 注：

设计签字栏			
审 定 人	原建平	李军广	
审 核 人	李军广	李军广	
项目负责人	原建平	李军广	
专业负责人	李军广	李军广	
校 对 人	刘芳威	叶发成	
设 计 人	杨松霖	杨松霖	
制 图 人	杨松霖	杨松霖	


会签栏			
建 筑		结 构	
给排水		电 气	
暖 通			

建设单位
晋城市人民检察院
项目名称
山西省晋城市人民检察院技侦楼修缮工程
子项名称
山西省晋城市人民检察院技侦楼修缮工程
图纸名称
地下室电气改造平面图

单位出图章
执业注册章

工程编号	26-11			
阶 段	施工图	图 别	电 气	
版 次	A	日 期	2026.03	
比 例	1:100	图 号	电-34	

图纸未加盖本院出图章及设计注册章无效

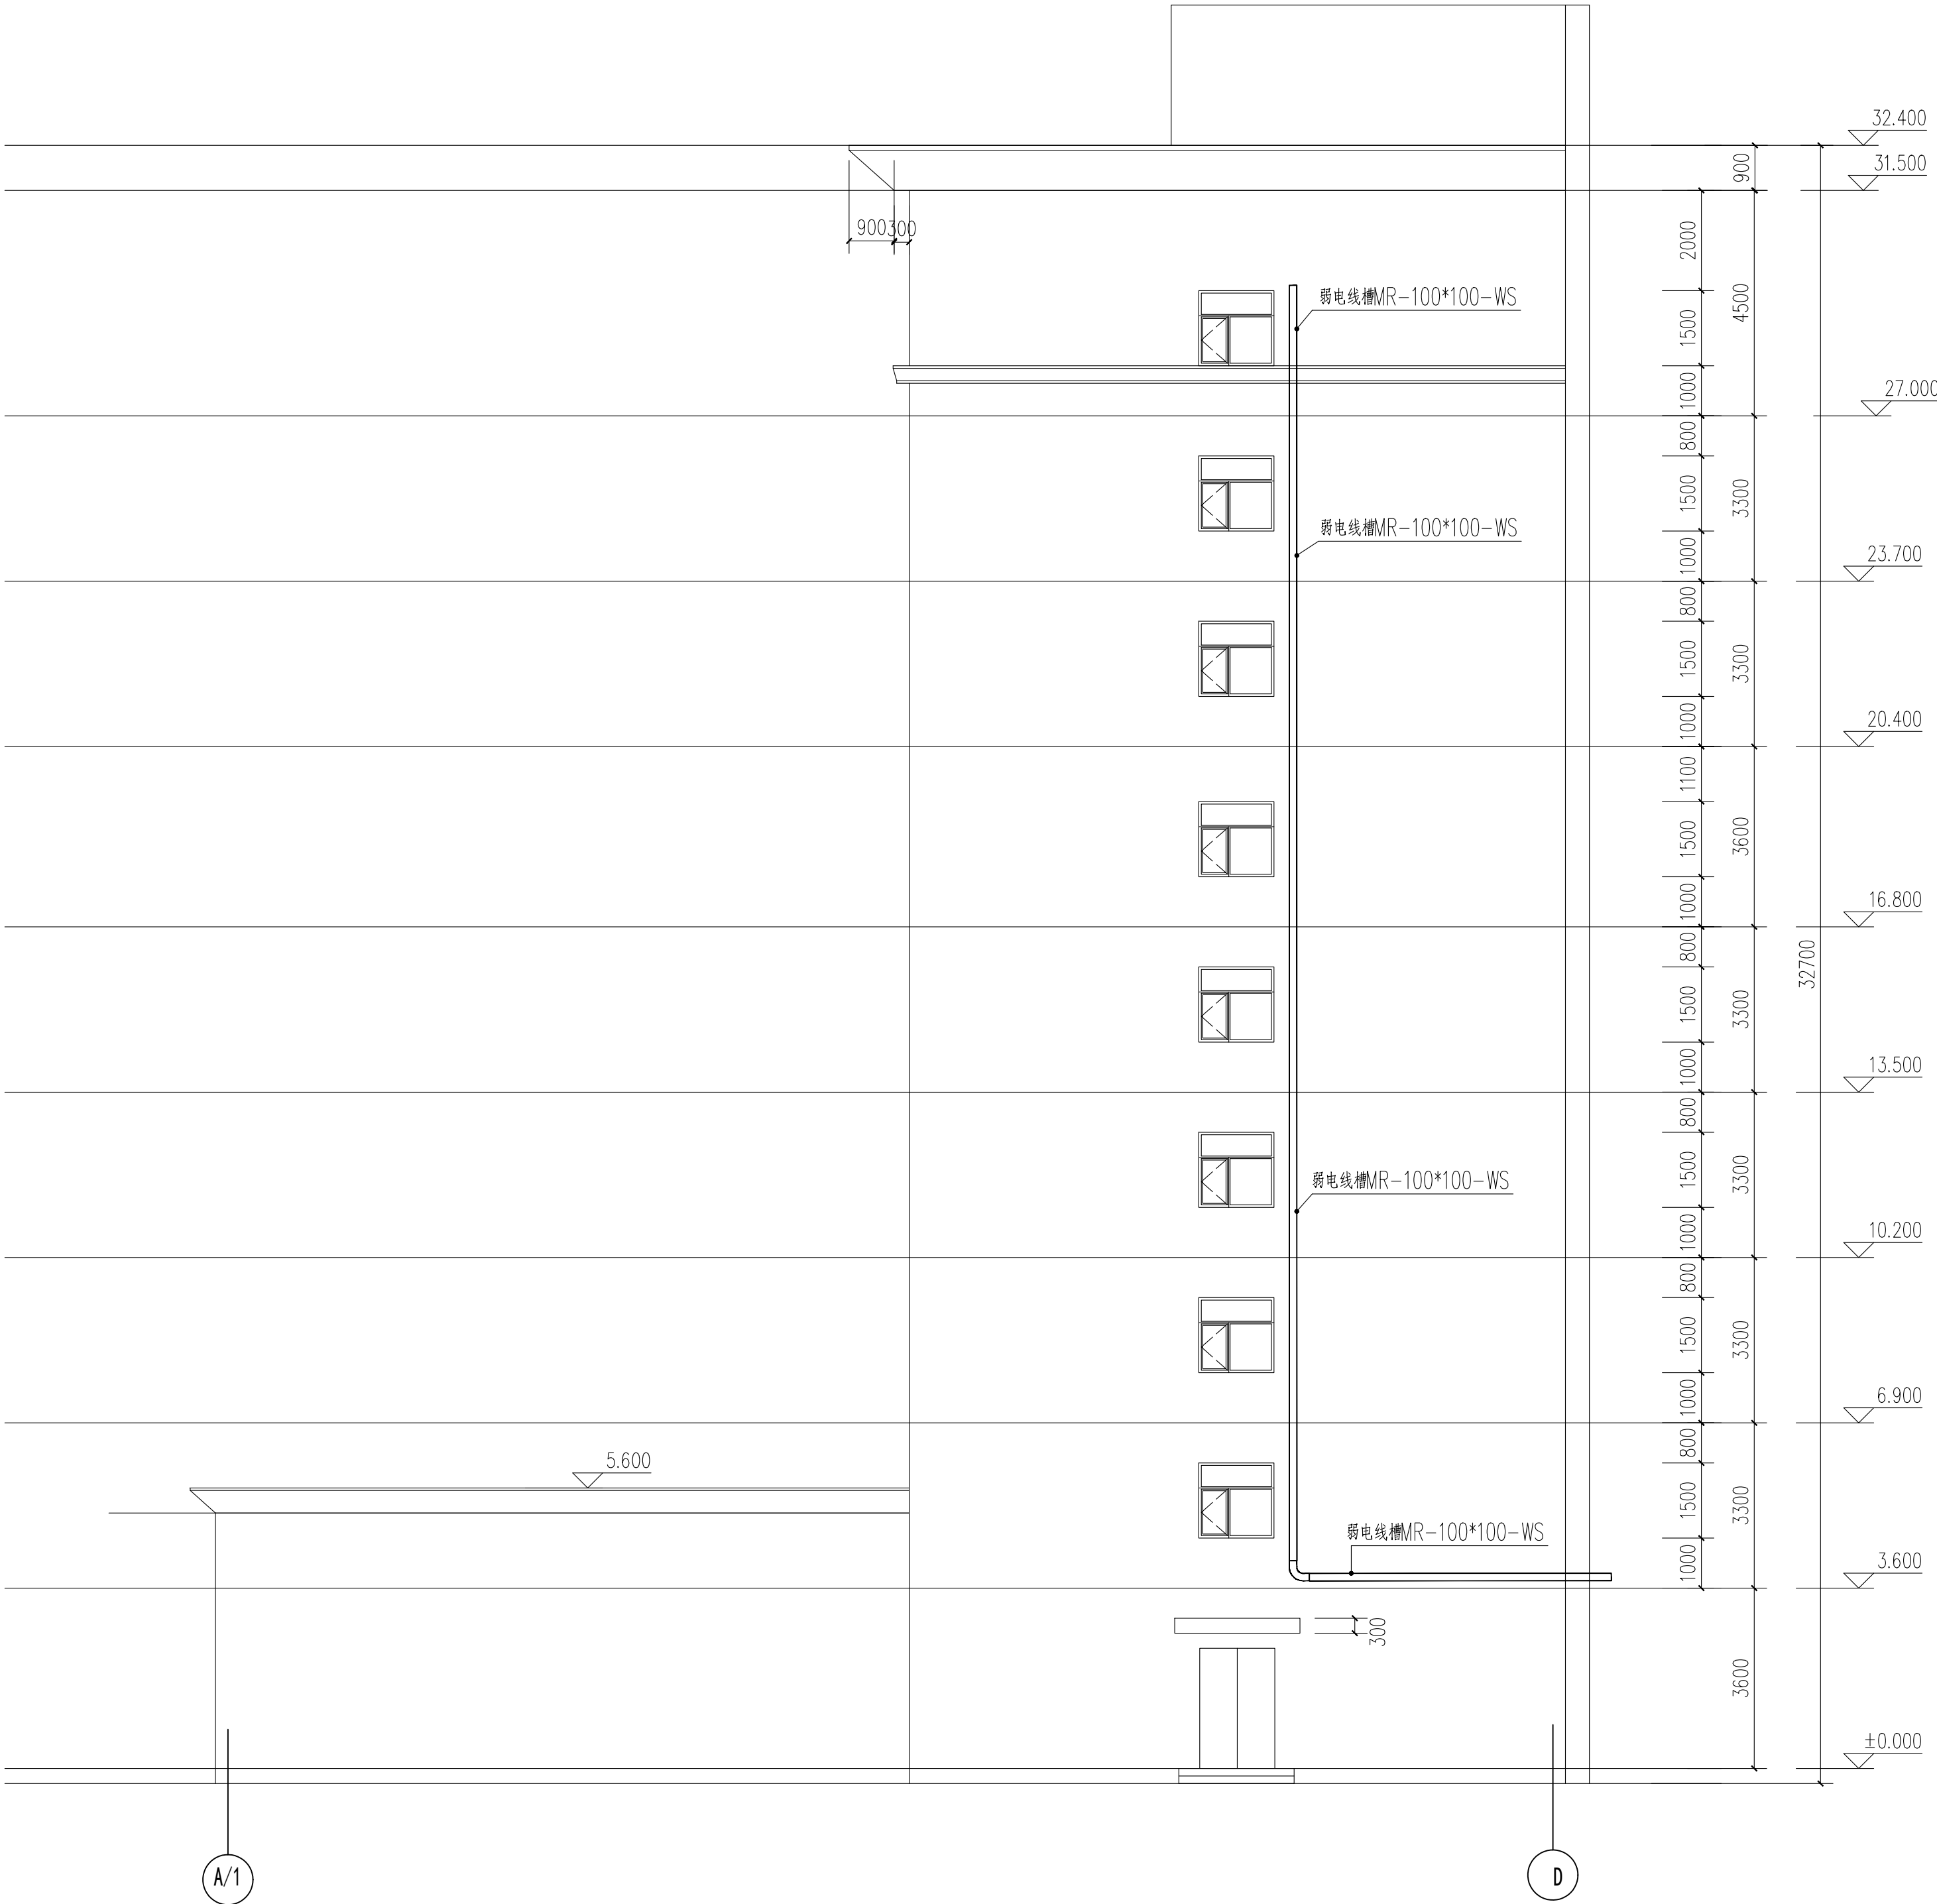

剖面面电气改造平面图 1:100



中誉恒信工程咨询有限公司  
ZHONGHENGXIN ENGINEERING CONSULTING CO.,LTD

建筑行业（建筑工程）	甲级
城乡规划编制	乙级
市政行业（排水 给水 道路 桥梁）	乙级
风景园林工程设计专项	乙级
人防工程	乙级
工程勘察专业类	乙级
农林行业	乙级

联系电话：0371-58579067  
备注：-

设计签字栏			
审 定 人	原建平	李军广	
审 核 人	李军广	李军广	
项目负责人	原建平	李军广	
专业负责人	李军广	李军广	
校 对 人	刘智威	叶文成	
设 计 人	杨松霖	杨松霖	
制 图 人	杨松霖	杨松霖	

会签栏			
建 筑		结 构	
给排水		电 气	
暖 通			

建设单位  
晋城市人民法院

项目名称

山西省晋城市人民法院技防设施修缮工程

子项名称

山西省晋城市人民法院技防设施修缮工程

图纸名称


设计总说明 (-)

单位出图章

执业注册章

工程编号	26-11		
阶 段	施工图	图 别	电 气
版 次	A	日 期	2026.03
比 例	1:100	图 号	电-35

图纸未加盖本院出图章及设计注册章无效

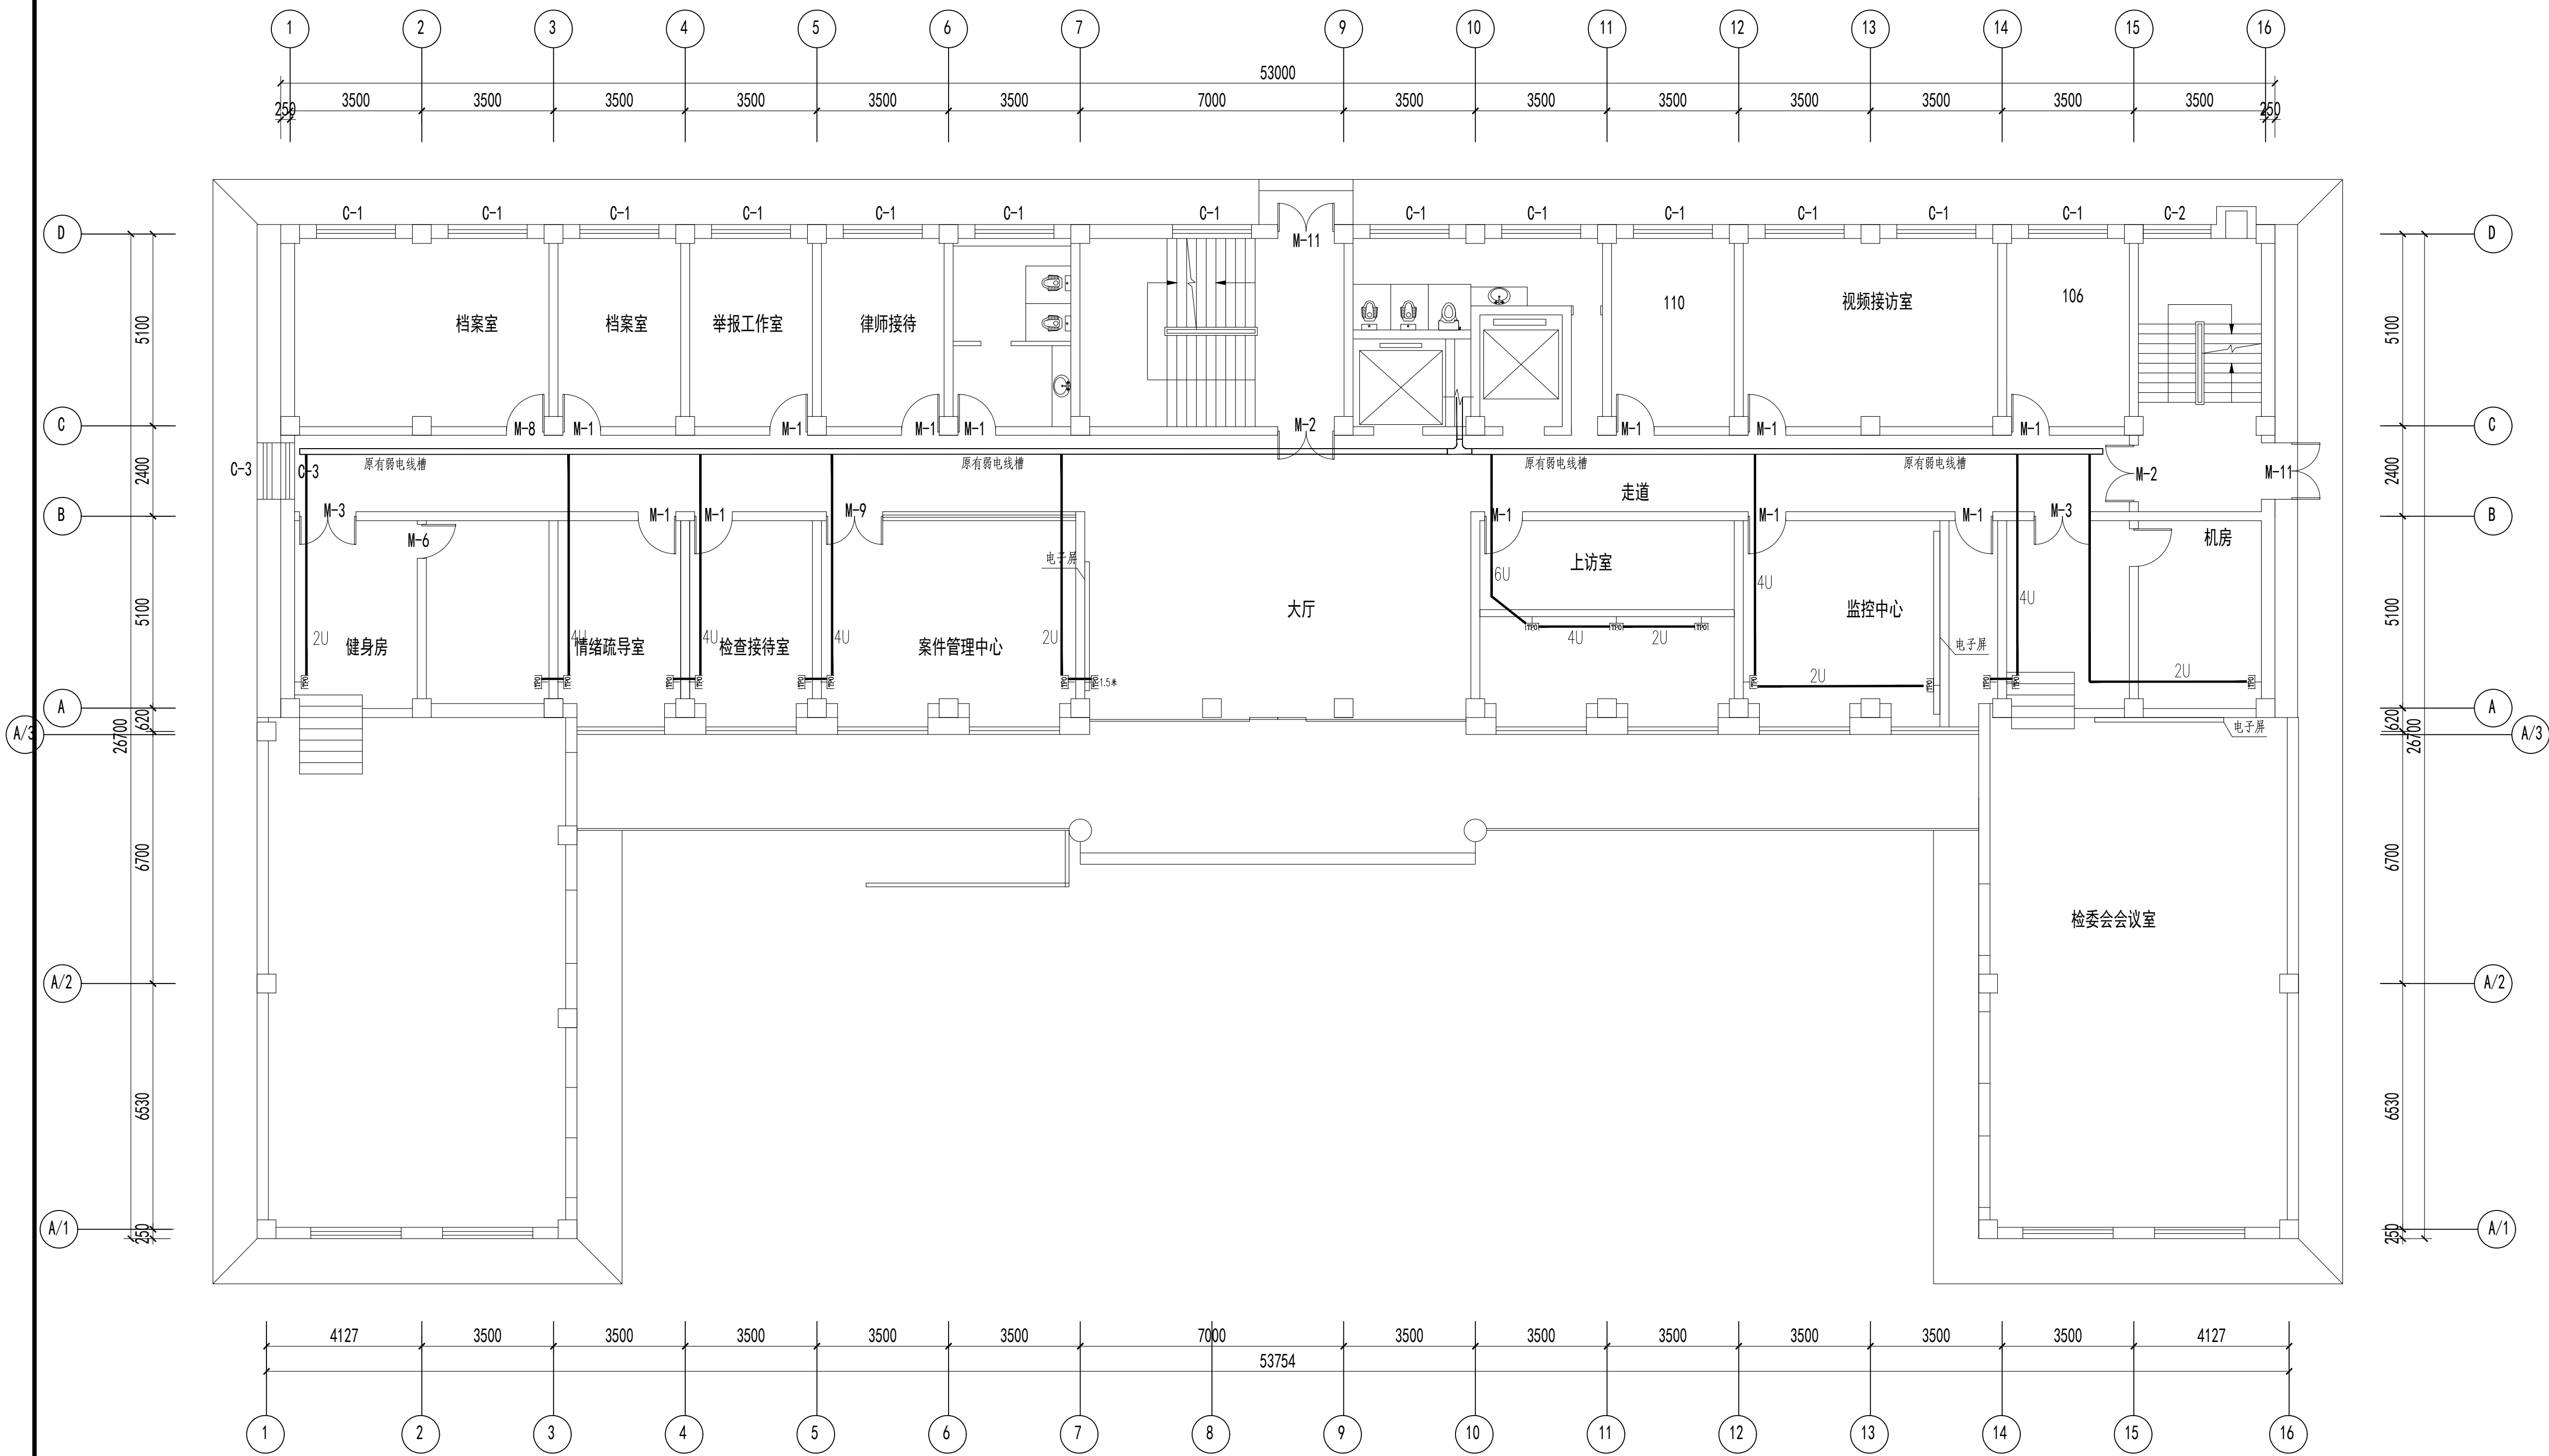

一层弱电平面图 1:100

大厅吊顶下净高6400  
其余净高2900

注：1. 至各信息口的导线均为UTP超6类4对对绞线 穿管布。

U穿SC15,2U穿SC15;3U,4U穿SC25;5U,6U,7U穿SC32;8U穿SC40。



中誉恒信工程咨询有限公司  
ZHONGYUHENGXIN ENGINEERING CONSULTING CO.,LTD

建筑行业（建筑工程）	甲级
城乡规划编制	乙级
市政行业（排水 给水 道路 桥梁）	乙级
风景园林工程设计专项	乙级
人防工程	乙级
工程勘察专业类	乙级
农林行业	乙级

联系电话：0371-58576067  
备 注：

设计签字栏			
审 定 人	原建平	李军广	
审 核 人	李军广	李军广	
项目负责人	原建平	李军广	
专业负责人	李军广	李军广	
校 对 人	刘智威	刘智威	
设 计 人	杨松霖	杨松霖	
制 图 人	杨松霖	杨松霖	

会签栏			
建 筑		结 构	
给排水		电 气	
暖 通			

建设单位

晋城市人民法院

项目名称

山西省晋城市人民法院技防设施修缮工程

子项名称

山西省晋城市人民法院技防设施修缮工程

图纸名称


设计总说明 (-)

单位出图章

执业注册章

工程编号	26-11		
阶 段	施工图	图 别	电 气
版 次	A	日 期	2026.03
比 例	1:100	图 号	26-36

图纸未加盖本院出图章及设计注册章无效

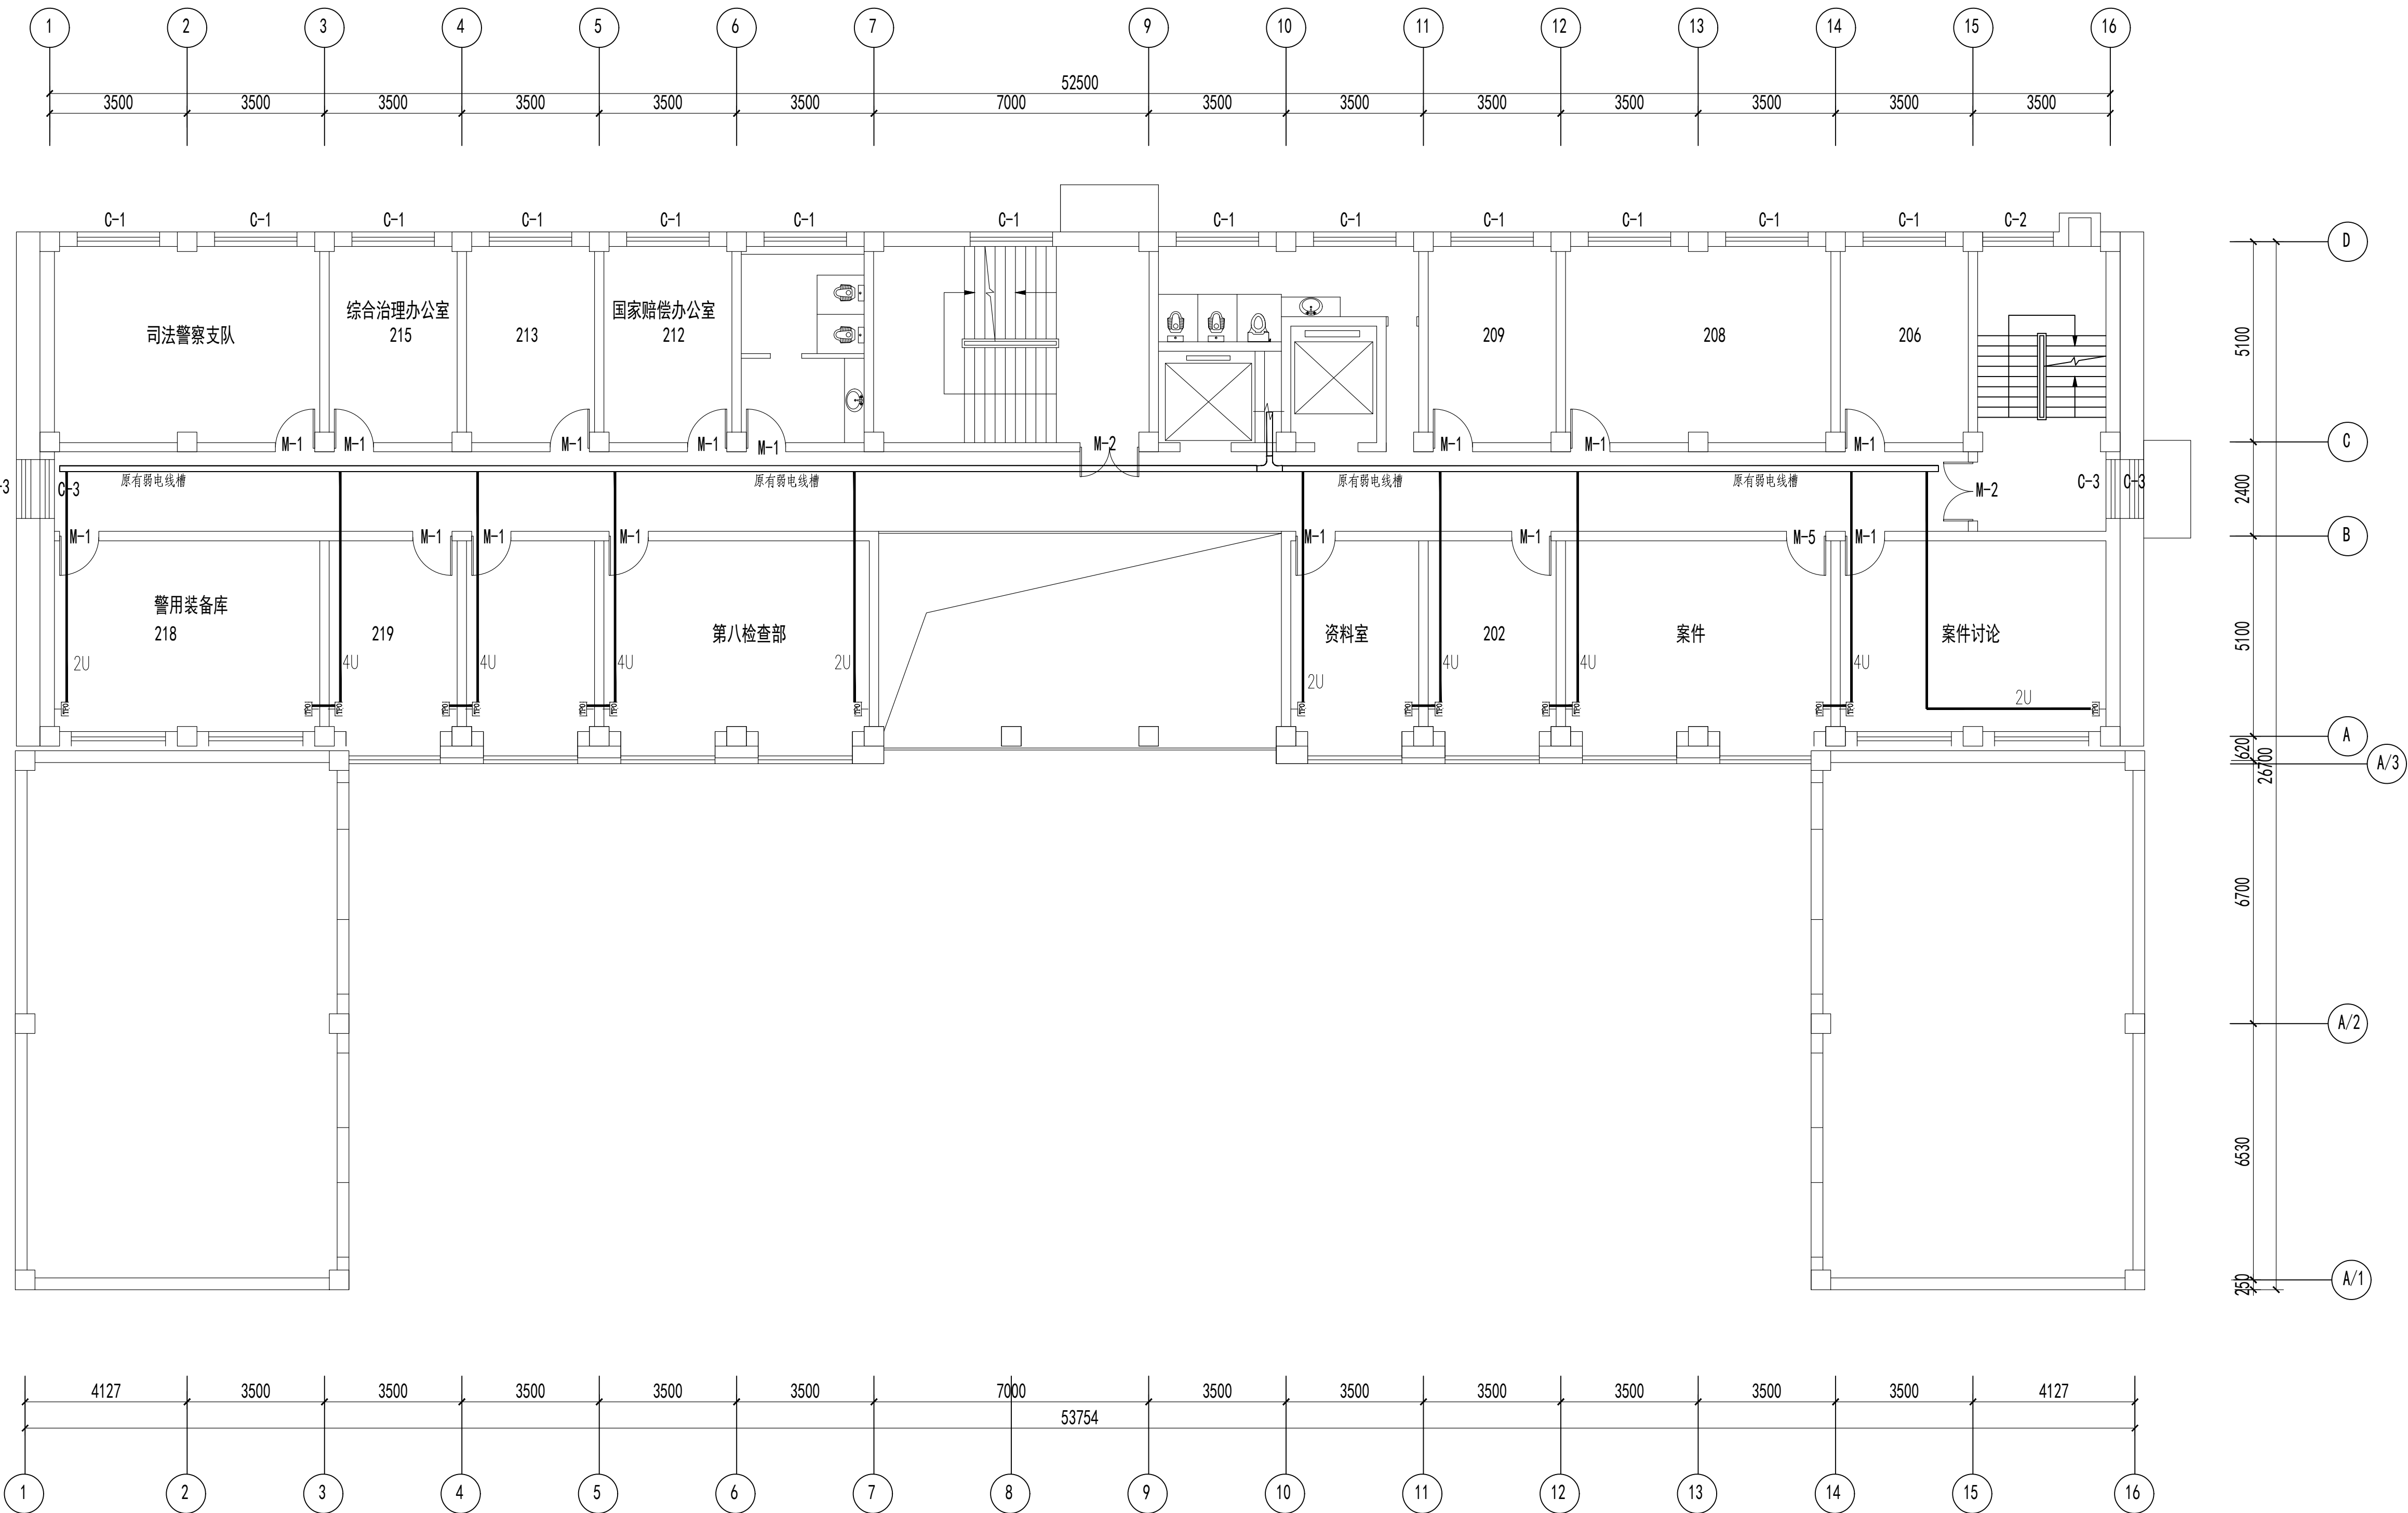

二层弱电平面图 1:100

吊顶下净高2600

注: 1. 至各信息口的导线均沿UTP(槽)索4对对绞线穿管布。  
U#SC15; 2U#SC15; 3U, 4U#SC25; 5U, 6U, 7U#SC32; 8U#SC40。



中誉恒信工程咨询有限公司  
ZHONGYU HENGXIN ENGINEERING CONSULTING CO., LTD.

建筑行业（建筑工程）	甲级
城乡规划编制	乙级
市政行业（排水 给水 道路 桥梁）	乙级
风景园林工程设计专项	乙级
人防工程	乙级
工程勘察专业类	乙级
农林行业	乙级

联系电话：0371-58576067  
备 注：

设计签字栏			
审 定 人	原建平	原建平	
审 核 人	井军广	井军广	
项目负责人	原建平	原建平	
专业负责人	井军广	井军广	
校 对 人	刘贺威	刘贺威	
设 计 人	杨松霖	杨松霖	
制 图 人	杨松霖	杨松霖	


会签栏			
建 筑		结 构	
给排水		电 气	
暖 通			

建设单位	
晋城市人民检察院	
项目名称	
晋城市人民检察院技侦楼修缮项目	
子项名称	
晋城市人民检察院技侦楼修缮项目	
图纸名称	
设计说明（一）	

单位出图章	
执业注册章	

工程编号	26-11		
阶 段	施工图	图 别	电 气
版 次	A	日 期	2026.05
比 例	1:100	图 号	电-37

图纸未加盖本院出图章及设计注册章无效

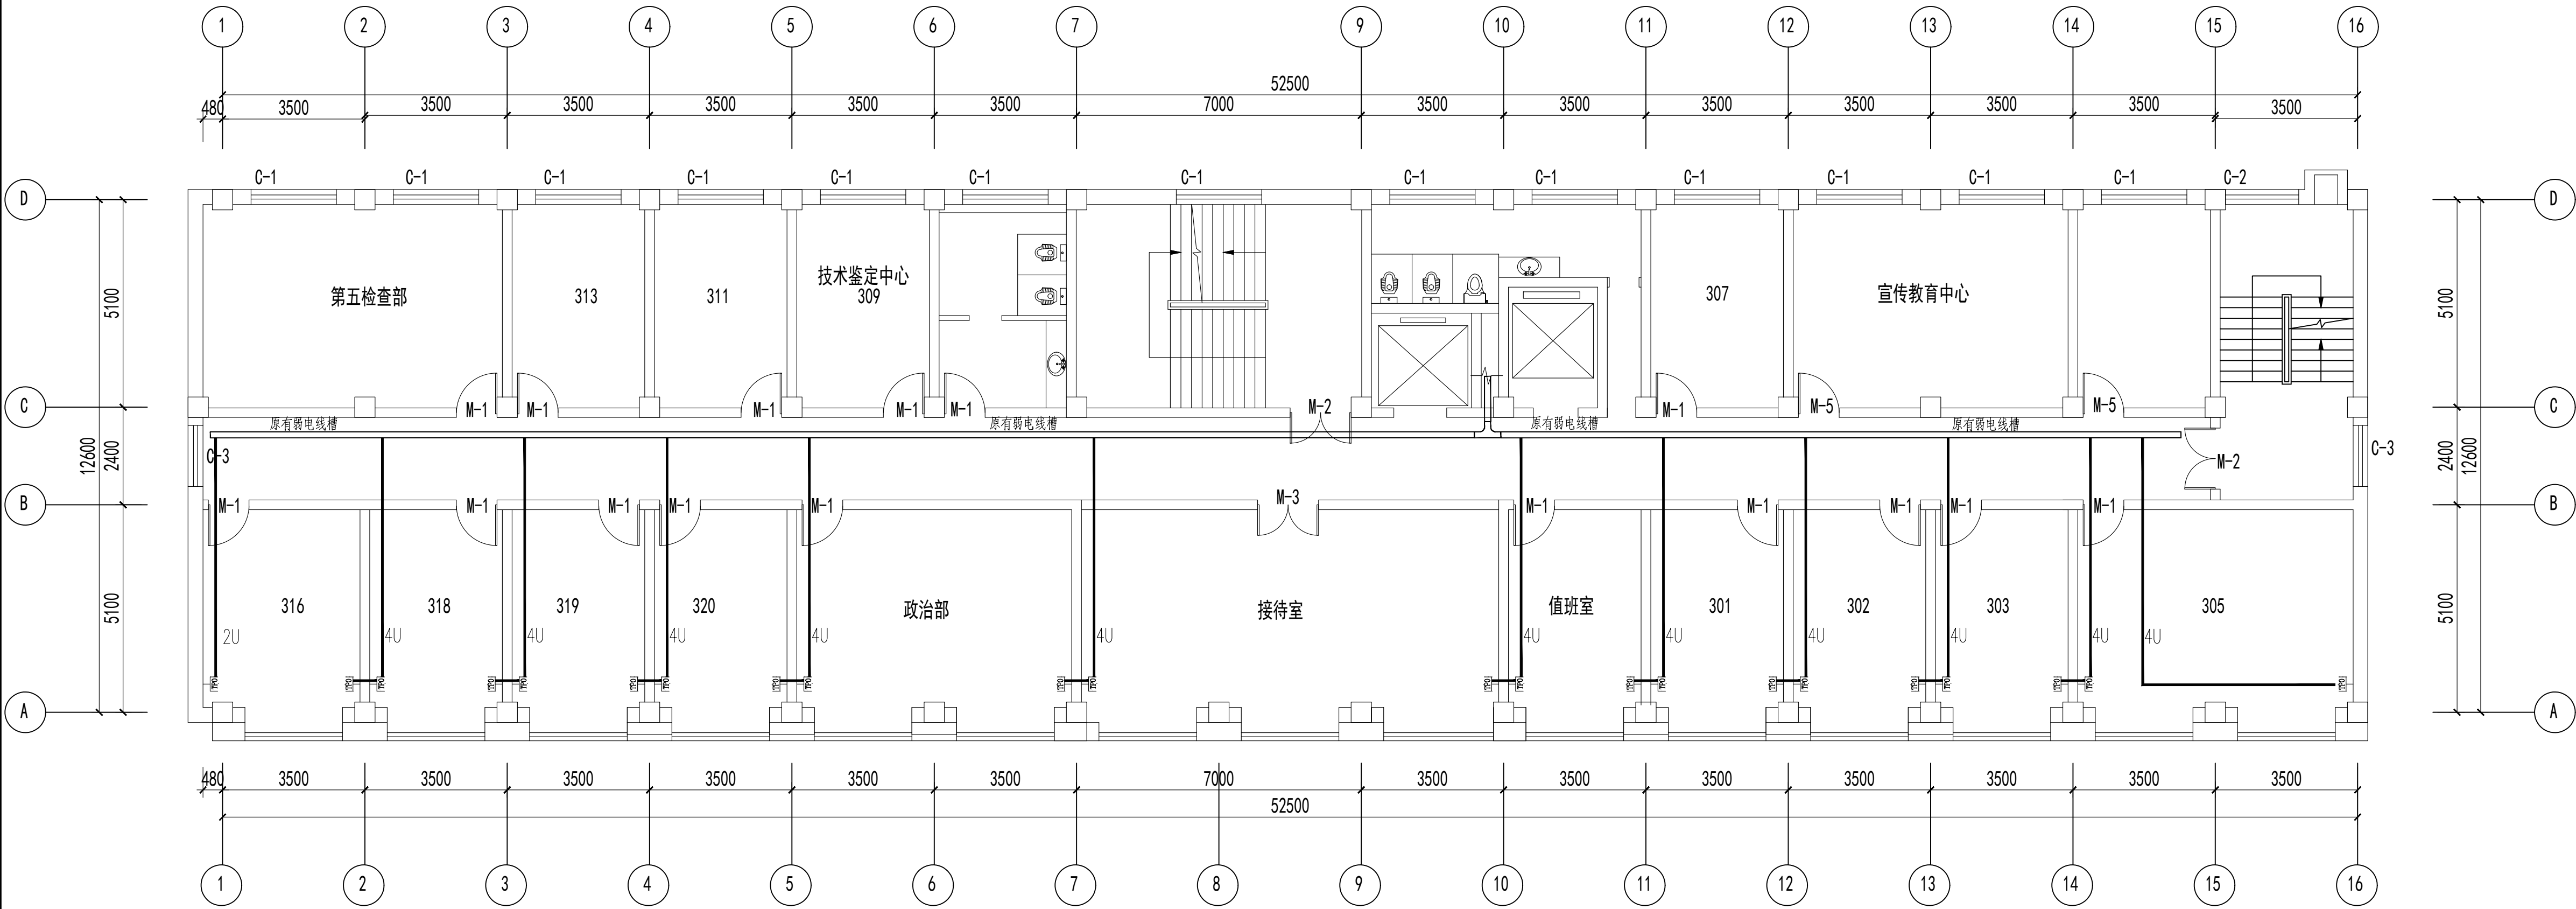

三层弱电平面图 1:100

注：1. 至各信息口的导线均为UTP超6类4对双绞线，穿管为：  
U穿SC15, 2U穿SC15; 3U, 4U穿SC25; 5U, 6U, 7U穿SC32; 8U穿SC40.



中誉恒信工程咨询有限公司  
ZHONGYUHENGIN ENGINEERING CONSULTING CO.,LTD

建筑行业（建筑工程）	甲级
城乡规划编制	乙级
市政行业（排水 给水 道路 桥梁）	乙级
风景园林工程设计专项	乙级
人防工程	乙级
工程勘察专业类	乙级
农林行业	乙级

联系电话：0371-58576067  
备 注：

设计签字栏			
审 定 人	原建平	原建平	
审 核 人	井军广	井军广	
项目负责人	原建平	原建平	
专业负责人	井军广	井军广	
校 对 人	刘贺威	刘贺威	
设 计 人	杨松霖	杨松霖	
制 图 人	杨松霖	杨松霖	


会签栏			
建 筑		结 构	
给排水		电 气	
暖 通			

建设单位	
晋城市人民检察院	
项目名称	
晋城市人民检察院技侦维修项目	
子项名称	
晋城市人民检察院技侦维修项目	
图纸名称	
设计说明（一）	

单位出图章	
执业注册章	

工程编号	26-11		
阶 段	建 理	图 别	电 气
版 次	A	日 期	2026.05
比 例	1:100	图 号	电-38

图纸未加盖本院出图章及设计注册章无效

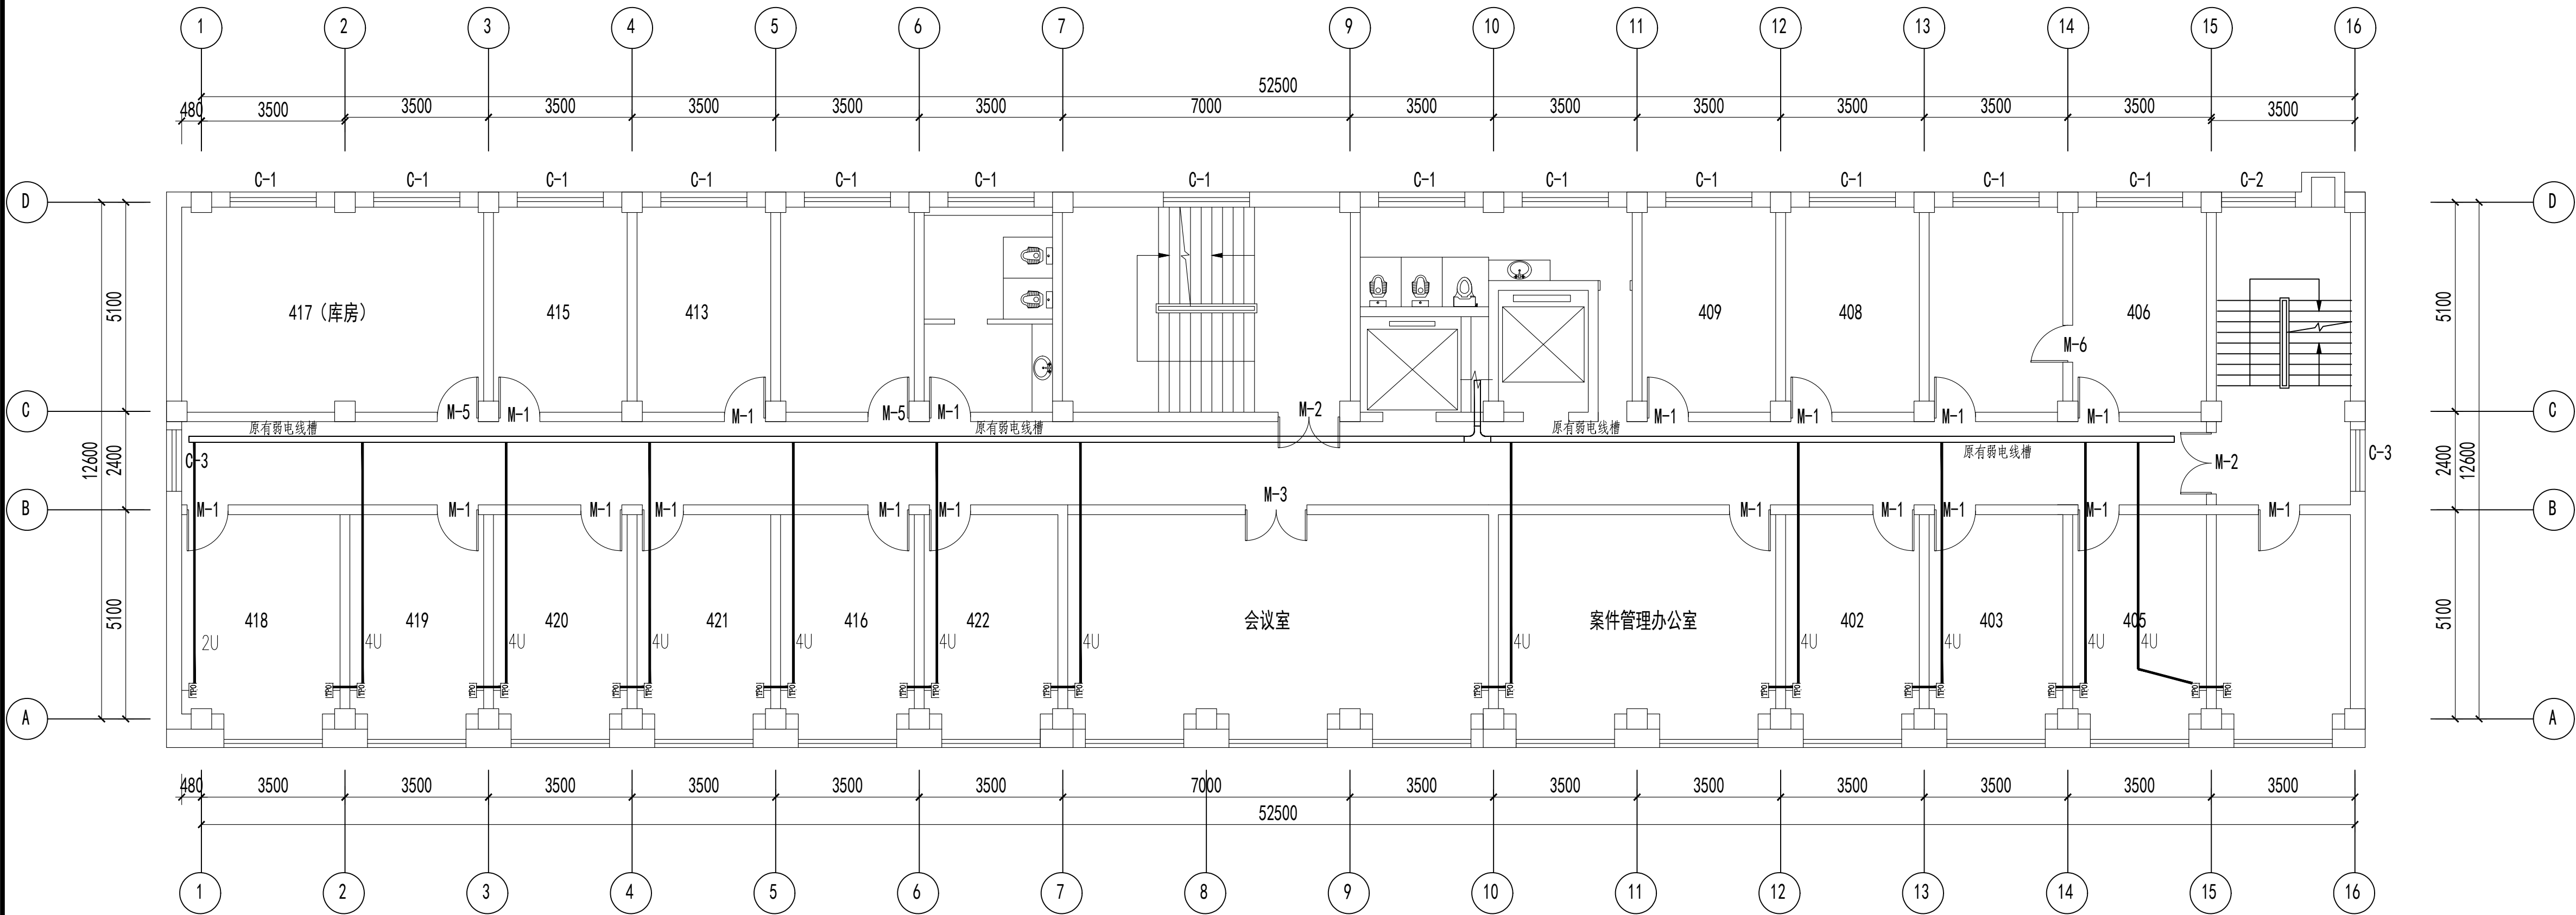

四层弱电平面图 1:100

吊顶下净高2600

注: 1. 至各信息口的导线均为UTP 超5类4对对绞线 穿管为:  
U穿SC15;2U穿SC15;3U,4U穿SC25;5U,6U,7U穿SC32;8U穿SC40.



中誉恒信工程咨询有限公司  
ZHONGYUHENGIN ENGINEERING CONSULTING CO.,LTD

建筑行业（建筑工程）	甲级
城乡规划编制	乙级
市政行业（排水 给水 道路 桥梁）	乙级
风景园林工程设计专项	乙级
人防工程	乙级
工程勘察专业类	乙级
农林行业	乙级

联系电话：0371-58576067  
备 注：

设计签字栏				
审 定 人	原建平	原建平		
审 核 人	井军广	井军广		
项目负人	原建平	原建平		
专业负责人	井军广	井军广		
校 对 人	刘贺威	刘贺威		
设 计 人	杨松霖	杨松霖		
制 图 人	杨松霖	杨松霖		
会签栏				
建 筑		结 构		
给排水		电 气		
暖 通				

建设单位

晋城市人民检察院

项目名称

晋城市人民检察院技侦楼修缮项目

子项名称

晋城市人民检察院技侦楼修缮项目

图纸名称


设计说明（一）

单位出图章

执业注册章

工程编号	26-11			
阶 段	施工图	图 别	电 气	
版 次	A	日 期	2026.05	
比 例	1:100	图 号	电-39	

图纸未加盖本院出图章及设计注册章无效

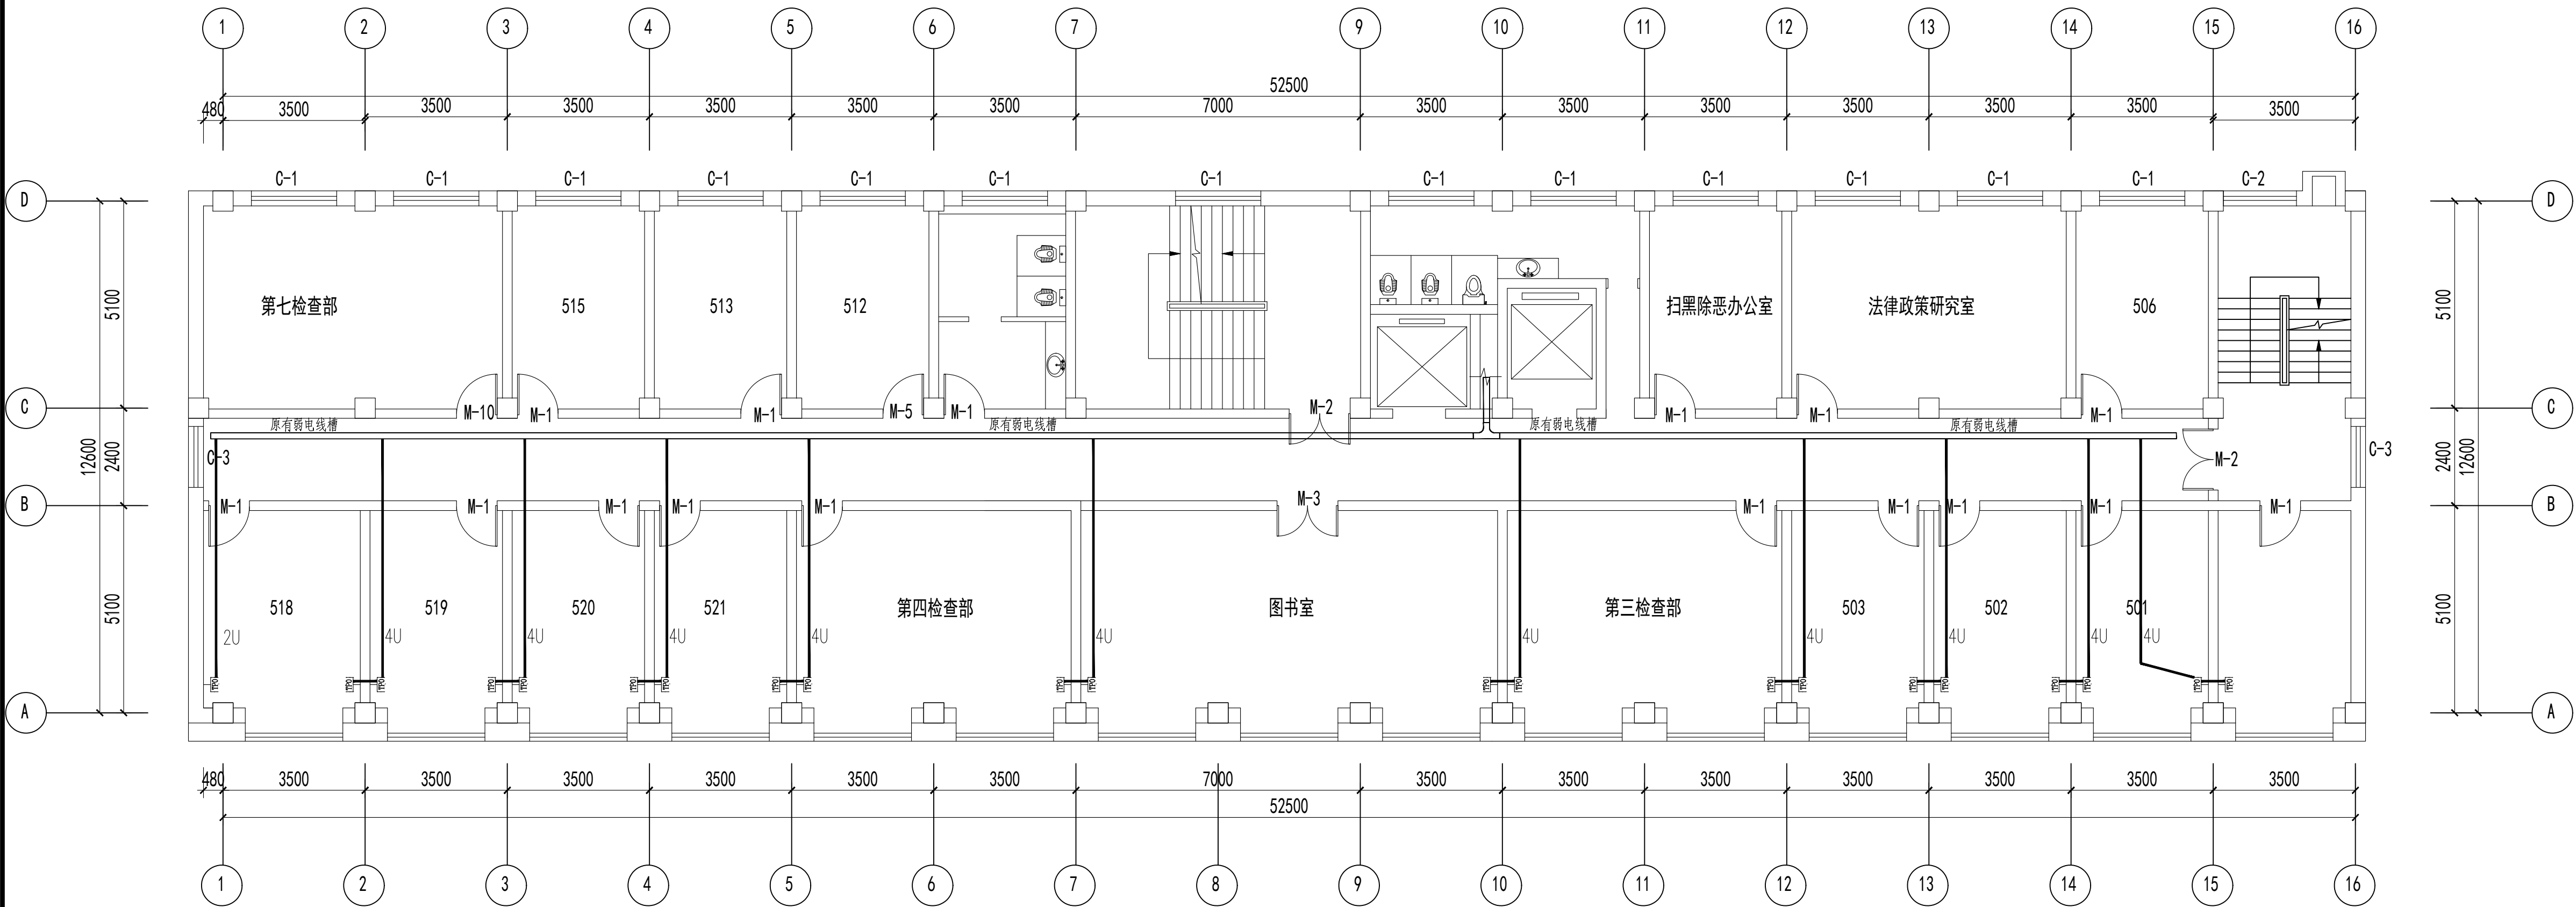

五层弱电平面图 1:100

吊顶下净高2600

注: 1. 至各信息口的导线均为UTP超6类4对对绞线 穿管为:

U穿SC15;2U穿SC15;3U,4U穿SC25;5U,6U,7U穿SC32;8U穿SC40.



中誉恒信工程咨询有限公司  
ZHONGYUHENGIN ENGINEERING CONSULTING CO.,LTD

建筑行业（建筑工程）	甲级
城乡规划编制	乙级
市政行业（排水 给水 道路 桥梁）	乙级
风景园林工程设计专项	乙级
人防工程	乙级
工程勘察专业类	乙级
农林行业	乙级

联系电话：0371-58576067  
备 注：

设计签字栏			
审 定 人	原建平	原建平	
审 核 人	井军广	井军广	
项目负责人	原建平	原建平	
专业负责人	井军广	井军广	
校 对 人	刘贺威	刘贺威	
设 计 人	杨松霖	杨松霖	
制 图 人	杨松霖	杨松霖	

会签栏			
建 筑		结 构	
给排水		电 气	
暖 通			

建设单位	
晋城市人民检察院	

项目名称	
晋城市人民检察院技侦楼维修项目	

子项名称	
晋城市人民检察院技侦楼维修项目	

图纸名称	
设计说明（一）	


单位出图章	
-------	--

执业注册章	
-------	--

工程编号	26-11
阶 段	施工图

版 次	A	日 期	2026.05
比 例	1:100	图 号	电-40

图纸未加盖本院出图章及设计注册章无效

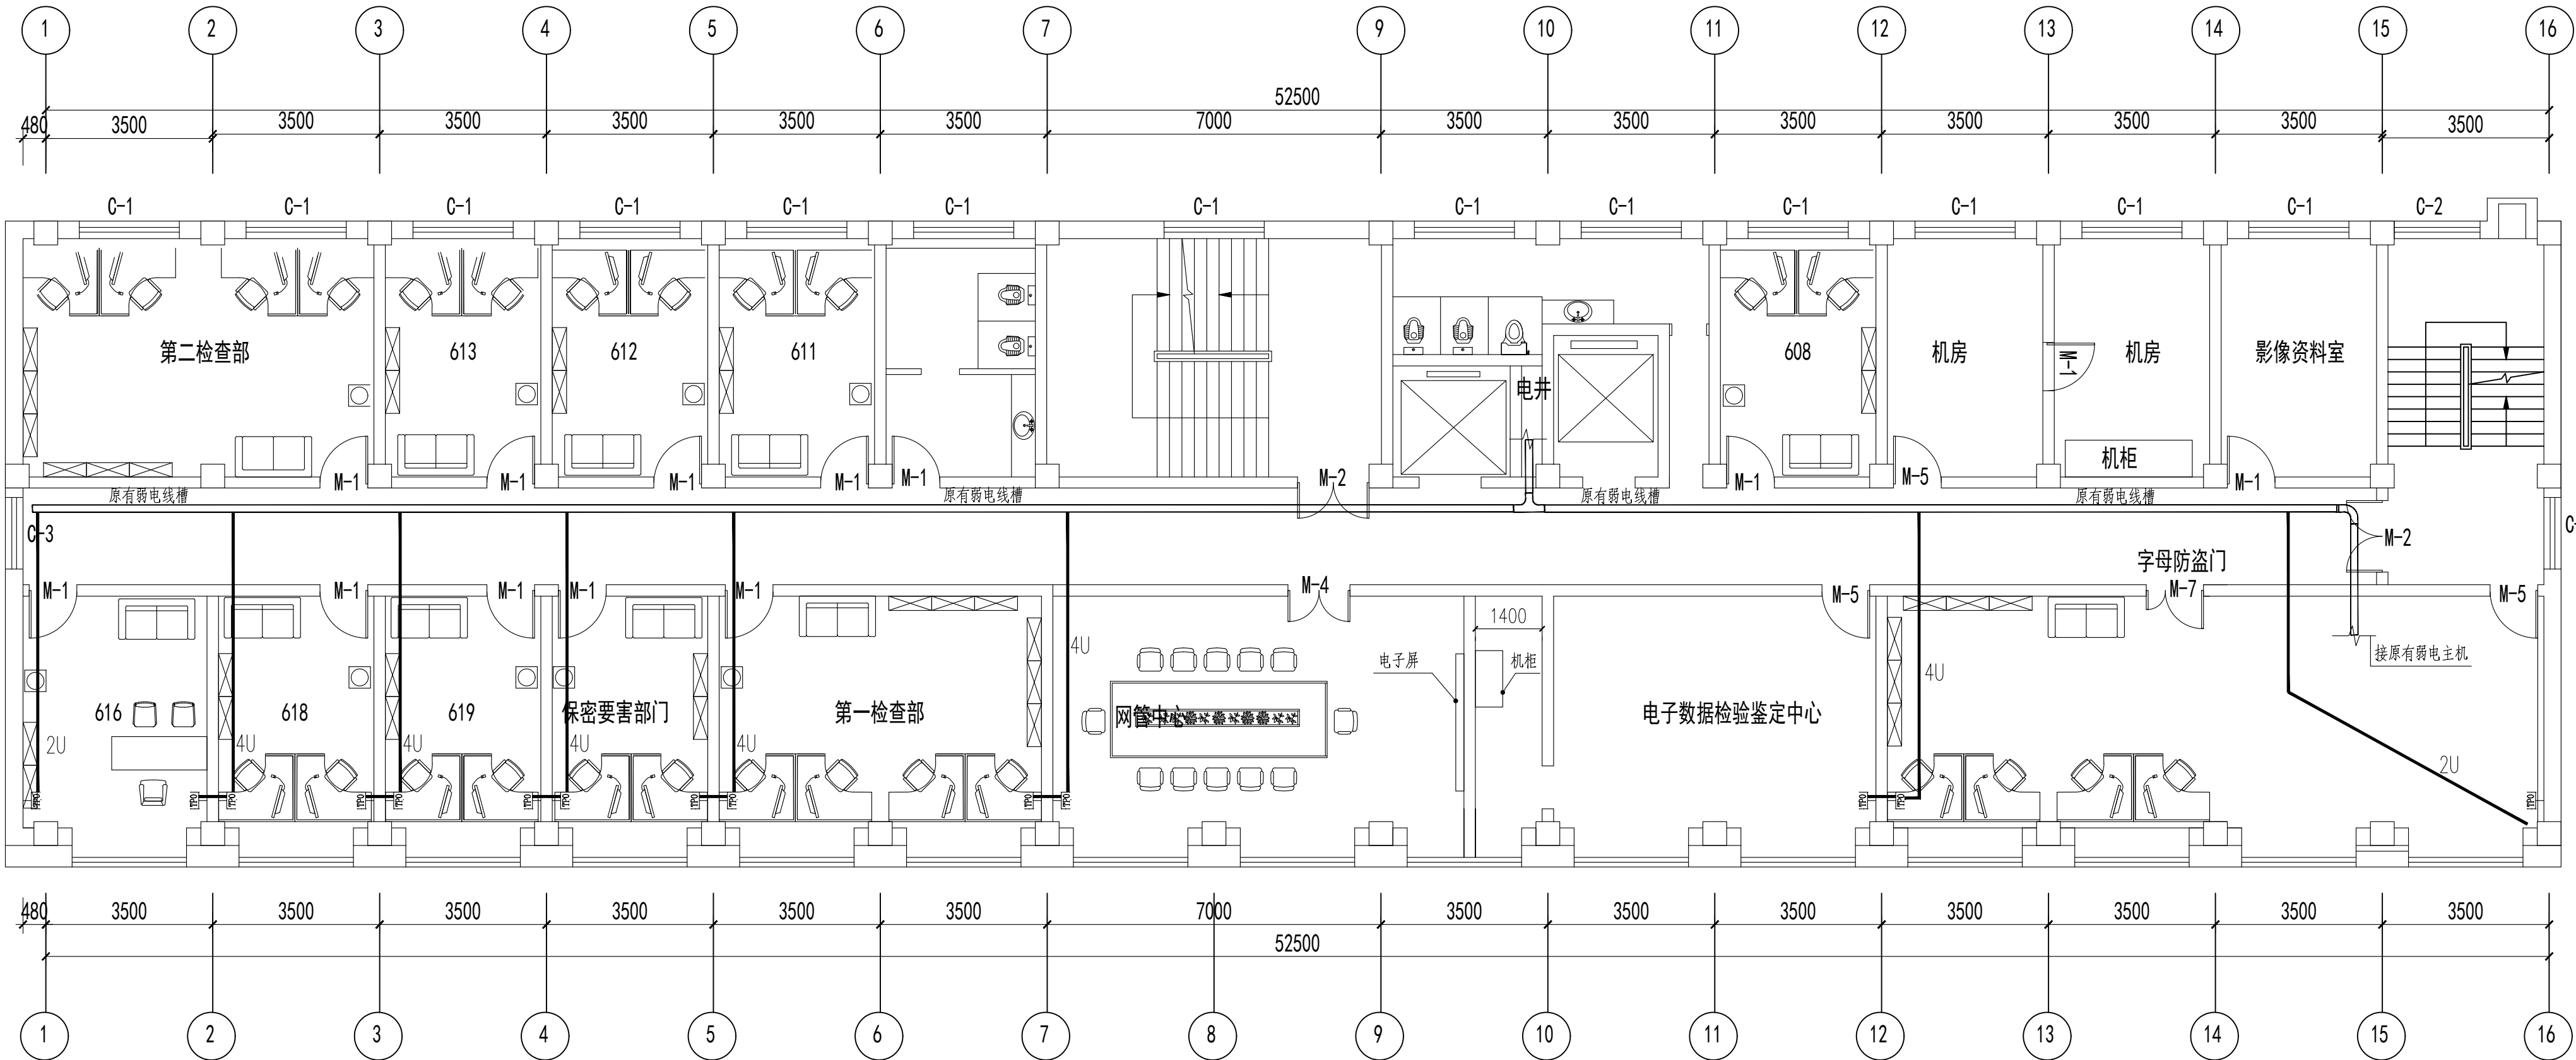

六层弱电平面图 1:100

吊顶下净高2600

注：1. 至各信息口的导线均为UTP超6类4对对绞线，穿管为：  
U穿SC15,2U穿SC15;3U,4U穿SC25;5U,6U,7U穿SC32;8U穿SC40.





中誉恒信工程咨询有限公司  
ZHONGYUHENGIN ENGINEERING CONSULTING CO.,LTD

建筑行业（建筑工程）	甲级
城乡规划编制	乙级
市政行业（排水 给水 道路 桥梁）	乙级
风景园林工程设计专项	乙级
人防工程	乙级
工程勘察专业类	乙级
农林行业	乙级

联系电话：0371-58576067  
备 注：

设计签字栏			
审 定 人	原建平	原建平	
审 核 人	井军广	井军广	
项目负责人	原建平	原建平	
专业负责人	井军广	井军广	
校 对 人	刘贺威	刘贺威	
设 计 人	杨松霖	杨松霖	
制 图 人	杨松霖	杨松霖	
会签栏			
建 筑		结 构	
给排水		电 气	
暖 通			

建设单位

晋城市人民检察院

项目名称

晋城市人民检察院技侦楼修缮项目

子项名称

晋城市人民检察院技侦楼修缮项目

图纸名称


设计说明（一）

单位出图章

执业注册章

工程编号	26-11		
阶 段	施工图	图 别	电 气
版 次	A	日 期	2026.03
比 例	1:100	图 号	电-41

图纸未加盖本院出图章及设计注册章无效

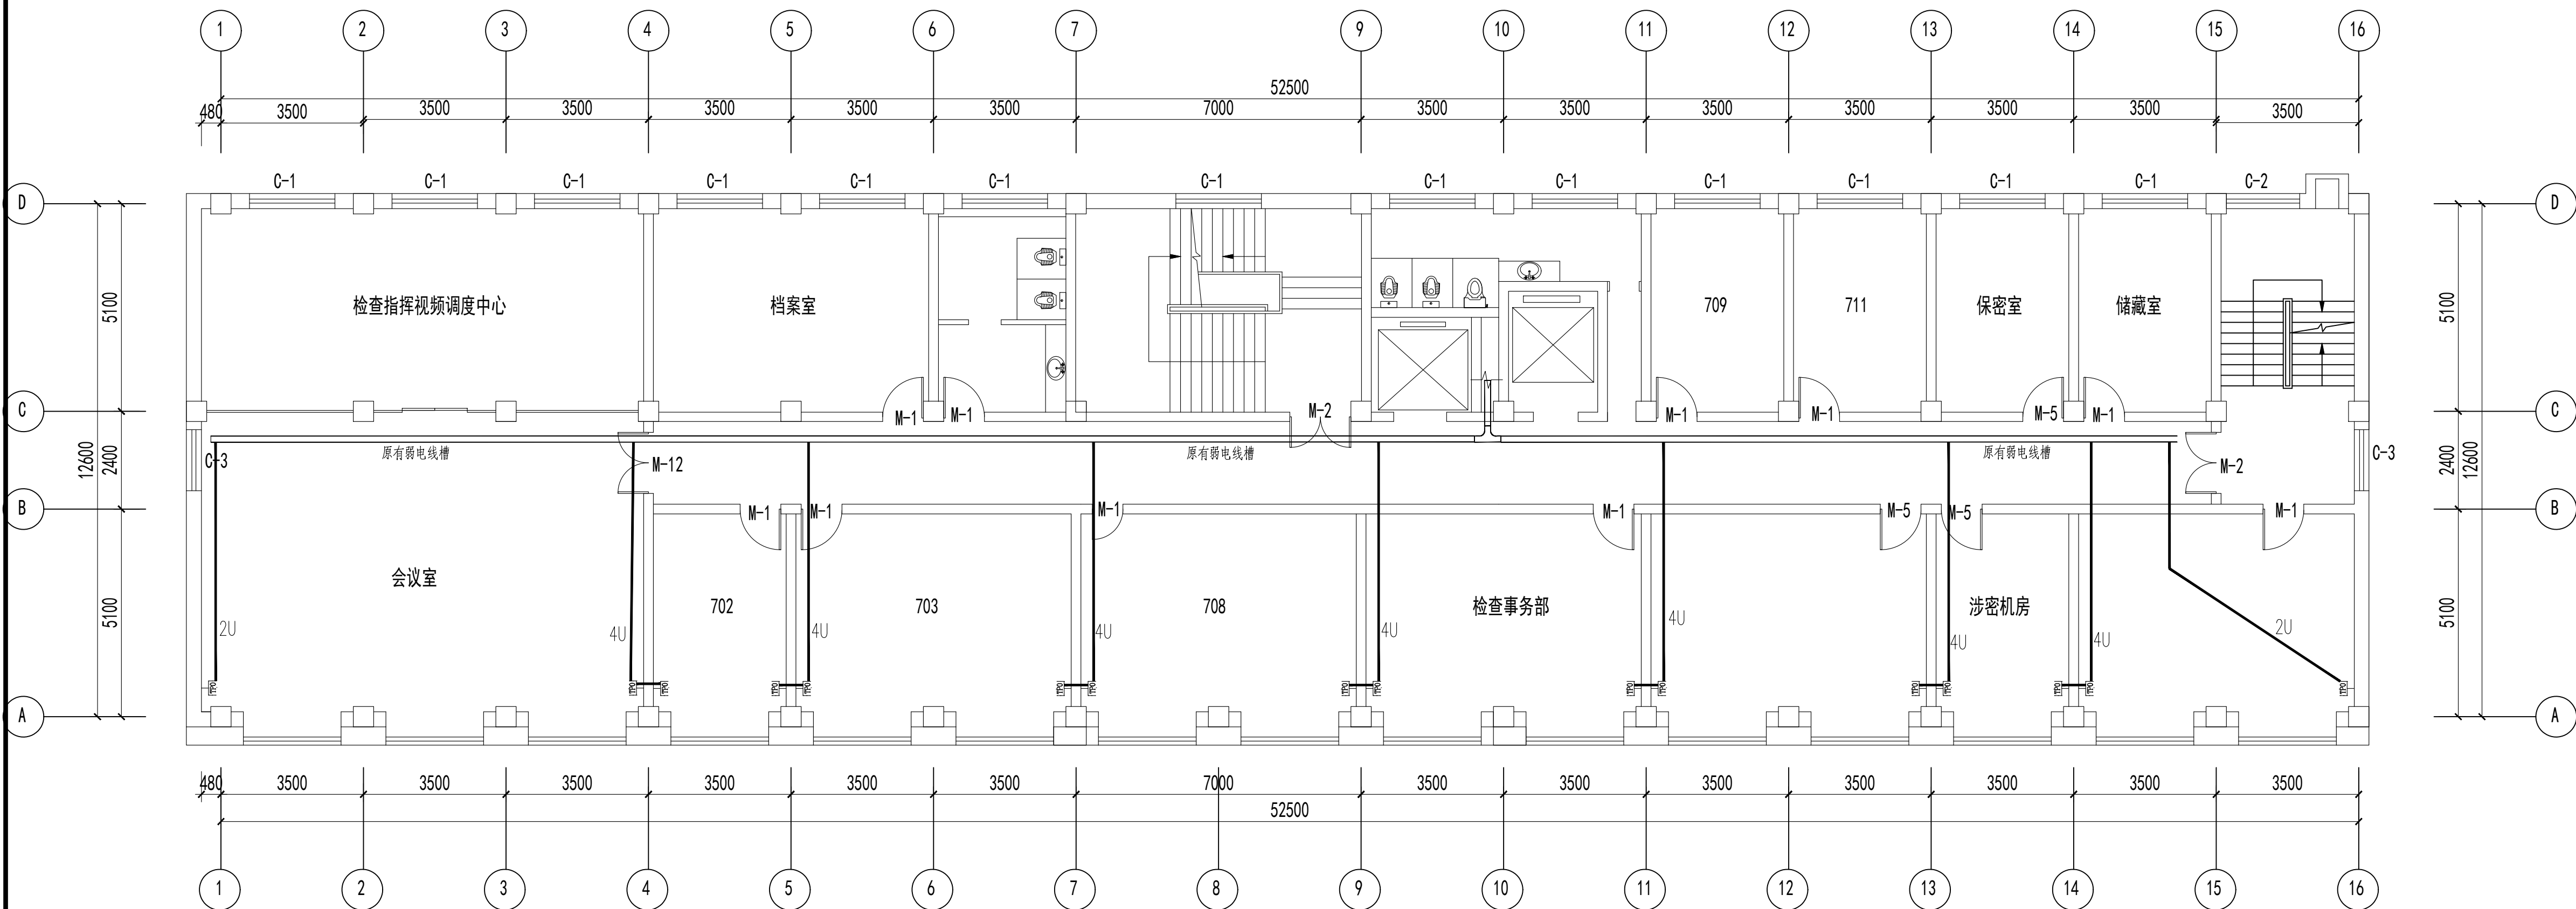

七层弱电平面图 1:100

吊顶下净高2600

注: 1. 至各信息口的导线均为UTP超6类4对对绞线 穿管为:  
U穿SC15,2U穿SC15;3U,4U穿SC25;5U,6U,7U穿SC32;8U穿SC40.



中誉恒信工程咨询有限公司  
ZHONGYU HENGXIN ENGINEERING CONSULTING CO., LTD.

建筑行业（建筑工程）	甲级
城乡规划编制	乙级
市政行业（排水 给水 道路 桥梁）	乙级
风景园林工程设计专项	乙级
人防工程	乙级
工程勘察专业类	乙级
农林行业	乙级

联系电话：0371-58576067  
备 注：

设计签字栏			
审 定 人	原建平	原建平	
审 核 人	井军广	井军广	
项目负责人	原建平	原建平	
专业负责人	井军广	井军广	
校 对 人	刘贺威	刘贺威	
设 计 人	杨松霖	杨松霖	
制 图 人	杨松霖	杨松霖	

会签栏			
建 筑		结 构	
给排水		电 气	
暖 通			


建设单位	晋城市人民检察院
项目名称	晋城市人民检察院扶债维修项目
子项名称	晋城市人民检察院扶债维修项目
图纸名称	

设计说明（一）

单位出图章	
执业注册章	

工程编号	26-11
阶 段	施工图
版 次	A
比 例	1:100
图 号	42

图纸未加盖本院出图章及设计注册章无效

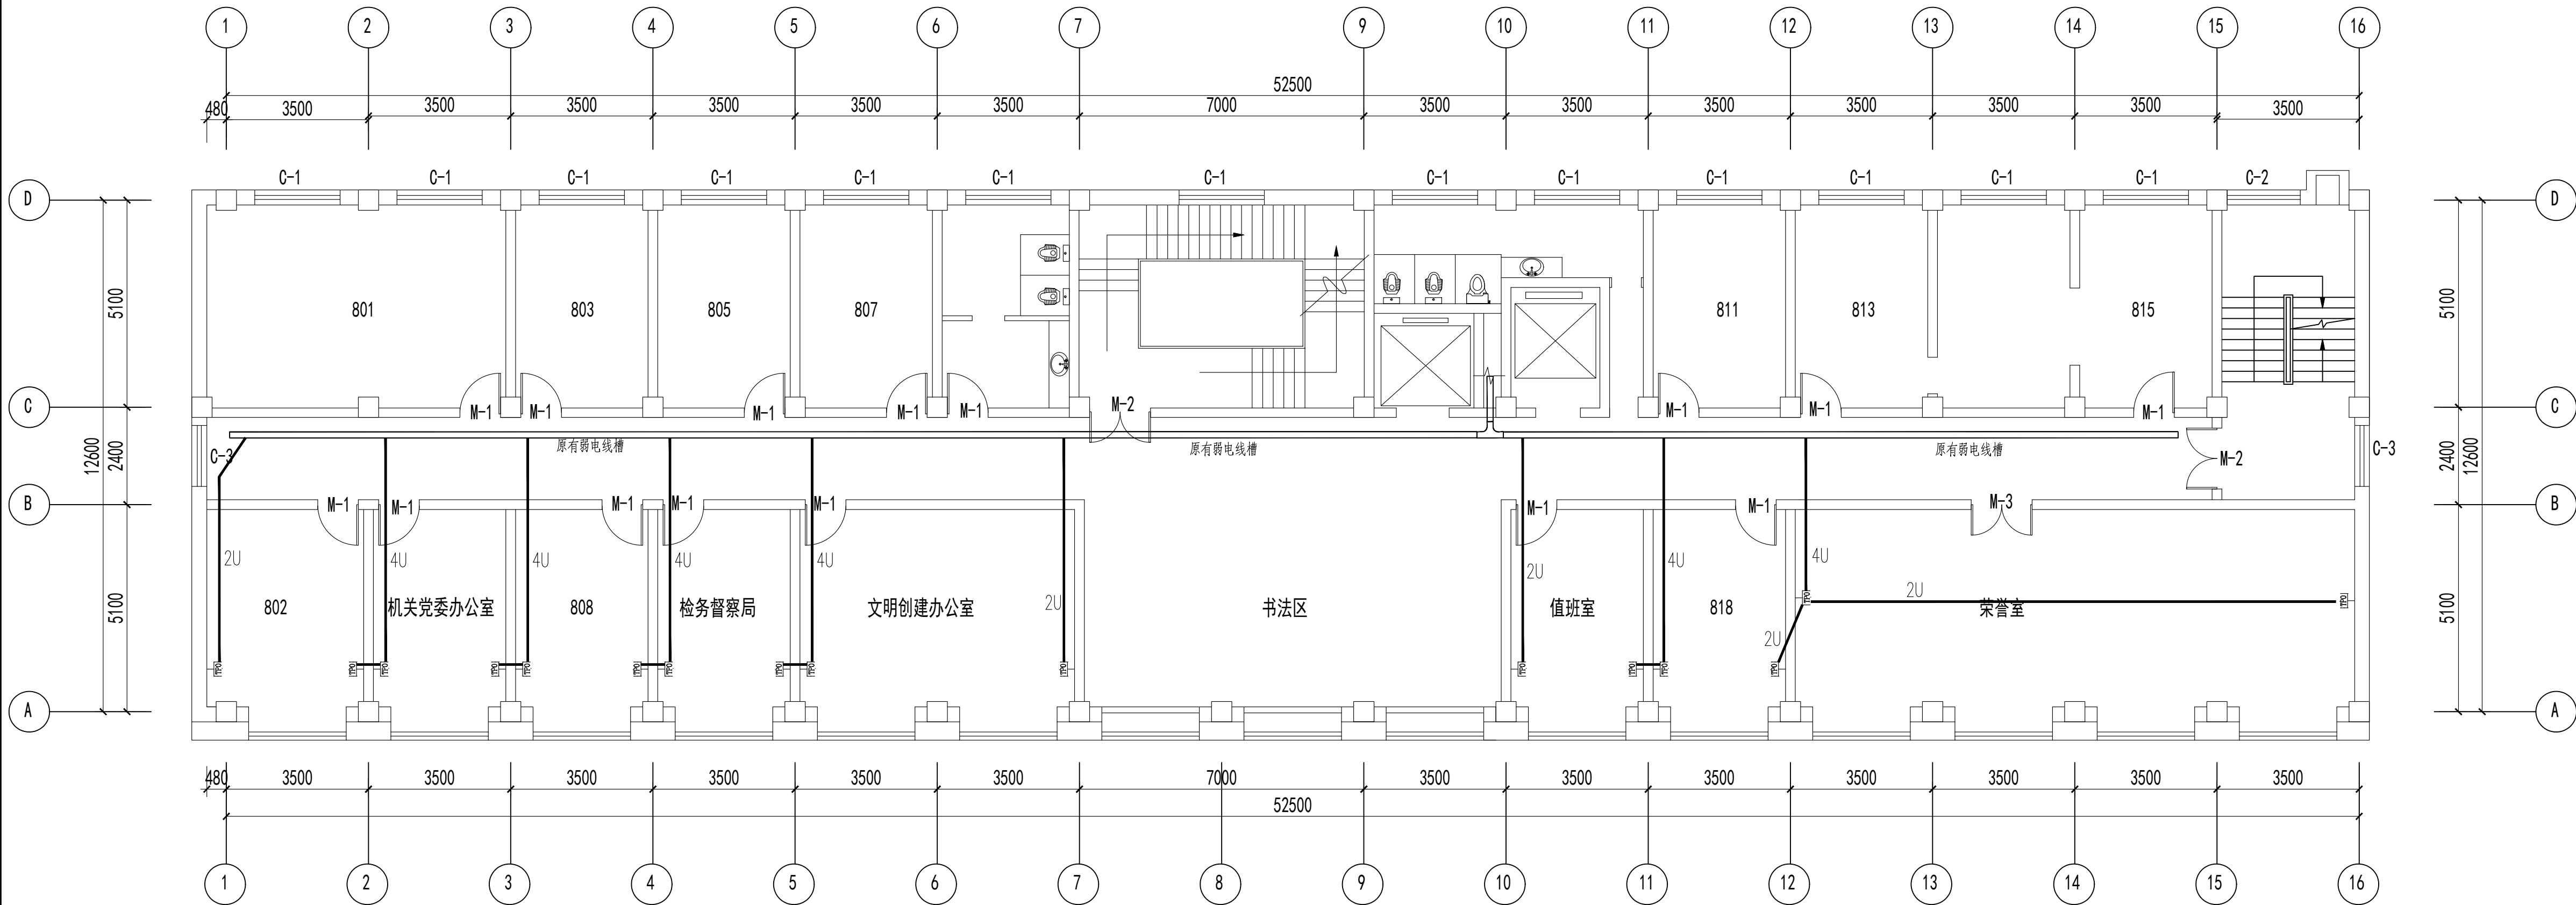

八层弱电平面图 1:100

吊顶下净高2600

注：1. 至各信息口的导线均为UTP超6类4对对绞线，穿管为：  
U穿SC15, 2U穿SC15; 3U, 4U穿SC25; 5U, 6U, 7U穿SC32; 8U穿SC40。



中誉恒信工程咨询有限公司  
ZHONGYUHENXIN ENGINEERING CONSULTING CO.,LTD

建筑行业（建筑工程）	甲级
城乡规划编制	乙级
市政行业（排水 给水 道路 桥梁）	乙级
风景园林工程设计专项	乙级
人防工程	乙级
工程勘察专业类	乙级
农林行业	乙级

联系电话：0371-58576067  
备 注：

设计签字栏				
审 定 人	原建平	原建平		
审 核 人	井军广	井军广		
项目负责入	原建平	原建平		
专业负责人	井军广	井军广		
校 对 人	刘贺威	刘贺威		
设 计 人	杨松霖	杨松霖		
制 图 人	杨松霖	杨松霖		

会签栏				
建 筑		结 构		
给排水		电 气		
暖 通				

建设单位				
晋城市人民检察院				

项目名称				
晋城市人民检察院技侦维修项目				

子项名称				
晋城市人民检察院技侦维修项目				

图纸名称				
设计说明（一）				

单位出图章				


执业注册章				





工程编号	26-11			
阶 段	施工图	图 别	电 气	
版 次	A	日 期	2026.05	
比 例	1:100	图 号	43	

图纸未加盖本院出图章及设计注册章无效

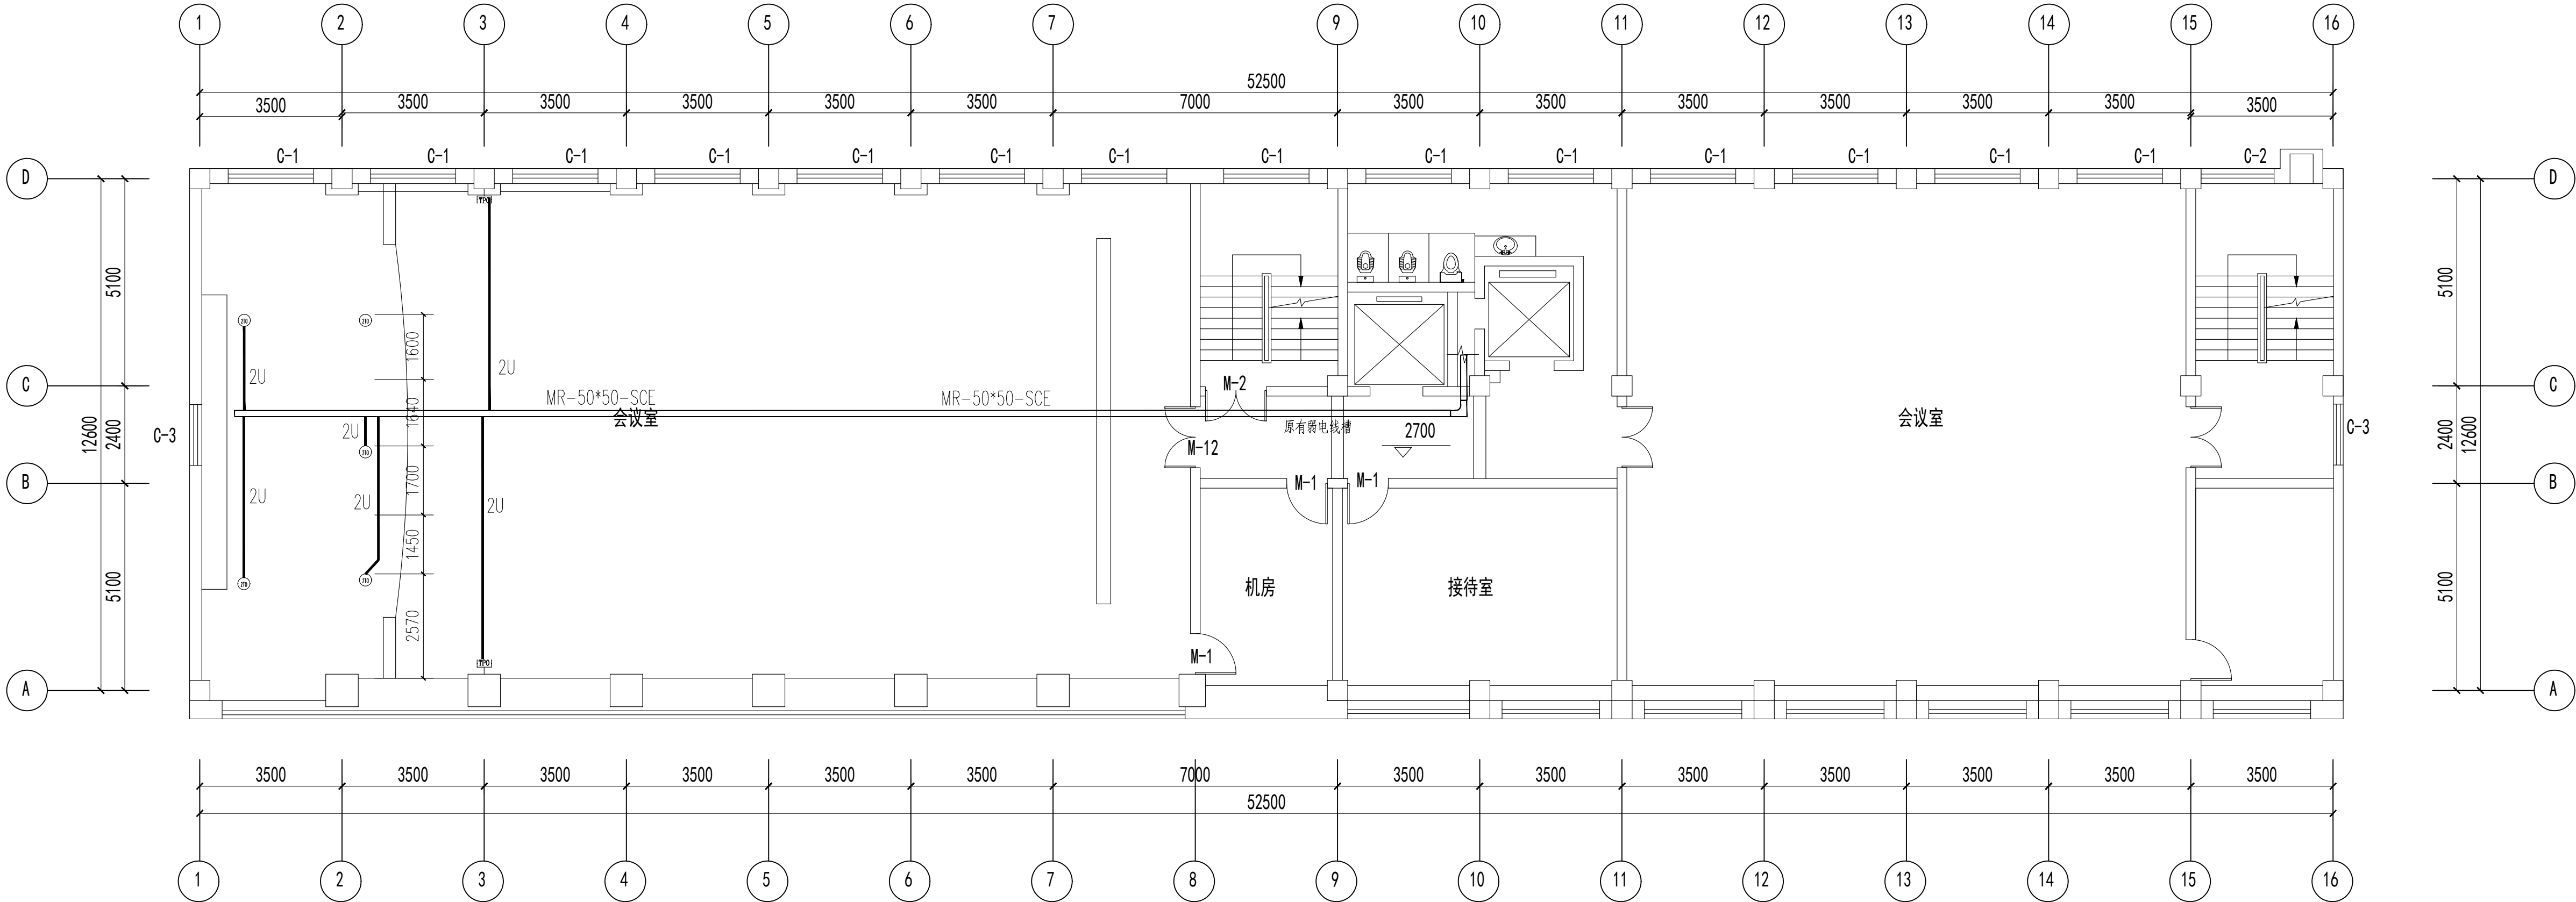

九层弱电平面图 1:100

注：1. 至各信息口的导线均为UTP超6类4对对绞线 穿管为：  
U穿SC15,2U穿SC15;3U,4U穿SC25;5U,6U,7U穿SC32;8U穿SC40.