

山西省晋城市人民检察院  
技侦楼修缮工程

序号	图纸名称	图纸编号	备注
1	目录	ZS-01	
2	设计说明	ZS-02	
3	室内工程做法表	ZS-03	
4	地下室原始结构图	ZS-04	
5	地下室拆除图	ZS-05	
6	地下室地面铺装图	ZS-06	
7	地下室顶面布置图	ZS-07	
8	地下室立面材质索引图	ZS-08	
9	一层原始结构图	ZS-09	
10	一层拆除图	ZS-10	
11	一层平面图	ZS-11	
12	一层地面铺装图	ZS-12	
13	一层顶面布置图	ZS-13	
14	一层立面材质索引图	ZS-14	
15	二层原始结构图	ZS-15	
16	二层拆除图	ZS-16	
17	二层平面图	ZS-17	
18	二层地面铺装图	ZS-18	
19	二层顶面布置图	ZS-19	
20	二层立面材质索引图	ZS-20	
21	三层原始结构图	ZS-21	
22	三层拆除图	ZS-22	
23	三层平面图	ZS-23	
24	三层地面铺装图	ZS-24	
25	三层顶面布置图	ZS-25	
26	三层立面材质索引图	ZS-26	
27	四层原始结构图	ZS-27	
28	四层拆除图	ZS-28	
29	四层平面图	ZS-29	
30	四层地面铺装图	ZS-30	
31	四层顶面布置图	ZS-31	
32	四层立面材质索引图	ZS-32	
33	五层原始结构图	ZS-33	
34	五层拆除图	ZS-34	
35	五层平面图	ZS-35	
36	五层地面铺装图	ZS-36	
37	五层顶面布置图	ZS-37	

序号	图纸名称	图纸编号	备注
38	五层立面材质索引图	ZS-38	
39	六层原始结构图	ZS-39	
40	六层拆除图	ZS-40	
41	六层平面图	ZS-41	
42	六层地面铺装图	ZS-42	
43	六层顶面布置图	ZS-43	
44	六层立面材质索引图	ZS-44	
45	七层原始结构图	ZS-45	
46	七层拆除图	ZS-46	
47	七层平面图	ZS-47	
48	七层地面铺装图	ZS-48	
49	七层顶面布置图	ZS-49	
50	七层立面材质索引图	ZS-50	
51	八层原始结构图	ZS-51	
52	八层拆除图	ZS-52	
53	八层平面图	ZS-53	
54	八层地面铺装图	ZS-54	
55	八层顶面布置图	ZS-55	
56	八层立面材质索引图	ZS-56	
57	九层原始结构图	ZS-57	
58	九层拆除图	ZS-58	
59	九层平面图	ZS-59	
60	九层地面铺装图	ZS-60	
61	九层顶面布置图	ZS-61	
62	九层立面材质索引图	ZS-62	
63	一层大厅平面放大图	ZS-63	
64	一层大厅天花布置放大图	ZS-64	
65	一层大厅灯具定位放大图	ZS-65	
66	一层大厅立面图1	ZS-66	
67	一层大厅立面图2	ZS-67	
68	一层会议室平面放大图	ZS-68	
69	一层会议室天花布置放大图	ZS-69	
70	一层会议室灯具定位放大图	ZS-70	
71	一层会议室立面图	ZS-71	
72	三层接待室平面放大图	ZS-72	
73	三层接待室天花布置放大图	ZS-73	
74	三层接待室灯具定位放大图	ZS-74	

[illegible]

<div>恒信</div> <div>中誉恒信工程咨询有限公司</div> <div>ZHONGYUHENGXIN ENGINEERING CONSULTING CO.,LTD</div>				
建筑行业（建筑工程）			甲级	
城乡规划编制			乙级	
市政行业（排水 给水 道路 桥梁）			乙级	
风景园林工程设计专项			乙级	
人防工程			乙级	
工程勘察专业类			乙级	
农林行业			乙级	
联系电话：0371-58576067				
备 注：				
设计签字栏				
审 定 人			高建平	
审 核 人			高建平	
项目 负责人			高建平	
专业负责人			叶飞	
校 对 人			石哲	
设 计 人			闫琳	
制 图 人			闫琳	
会签栏				
建 筑			结 构	
给排水			电 气	
暖 通				
建设单位				
项目名称				
山西省晋城市人民检察院技侦楼修缮工程				
子项名称				
图纸名称				
目录				
单位出图章				
执业注册章				
工程编号				
阶 段		图 别		
版 次		日 期	2026. 3	
比 例		图 号	ZS-01	

图纸未加盖本院出图章及设计注册章无效



# 设计说明

## 一、设计依据

- 1.0.0 业主提出的设计要求及设计合同。
- 1.0.1 原有建筑现场测量数据
- 1.0.2 国家或地方颁布的有关设计规范、标准
- 1.0.3 《建筑内部装修设计防火规范》[GB50222-2017]
- 1.0.4 《民用建筑工程室内环境污染控制规范》[GB50325-2010（2013年版）]
- 1.0.5 国家与地方有关设计和施工的规范，标准和规定。
- 1.1.6 《室内装饰装修材料胶粘剂中有害物质质量》[GB18583-2008]
- 1.1.7 《建筑材料及制品燃烧性能分级》[GB8624-2012]
- 1.1.8 《建筑防火通用规范》[GB5037-2022]、《建筑设计防火规范》[GB50016-2014]

## 二、本工程设计概况

- 2.0.1 本工程名称：山西省晋城市人民检察院技侦楼修缮工程
- 2.0.2 本工程设计面积：7000平方米
- 2.0.3 建设单位：
- 2.0.4 本次精装修设计范围场地部分空间
- 2.0.5 本设计说明为办公室改造项目
- 2.0.6 本设计在不影响建筑、水、电、风主要系统下进行室内装饰设计
- 2.1.7 室内装饰施工应遵守本图有关说明外,尚应满足机电设备各专业图纸的有关要求。
- 未尽说明的,请参考国家施工规范图集，必须符合国家现行各种法律、法规及施工安全规范。

## 三、设计标高

- 3.0.1 室内底层终饰设计标高为±0.000,地坪完成面为基准,单位米。
- 3.0.2 本工程设计平面所例吊顶标高以各楼层地坪完成面标高为基础，单位毫米。

## 四、节能设计

- 4.0.1 设计执行《公共建筑节能设计标准》[GB50189-2015]
- 4.0.2 室内装修应保护好原外门窗的保温和气密性。
- 4.0.3 未降低原节能设计标准

## 五、防火设计

- 5.0.1 未改变原消防设计，未降低原节能消防标准。

## 5.0.2 内部装修材料燃烧性能等级要求

装修材料燃烧性能等级							
顶棚	墙面	地面	隔断	固定家具	装饰织物 窗帘	帷幕	其他装饰材料
A	A	B1	B1	B1	B1		B1

## 六、材料要求：

- a. 所用陶瓷地砖的性能应符合国家标准《陶瓷砖》[GB/T4100-2015]
- b. 所用人造石饰面板的质量应符合有关标准的规定。
- c. 所用轻钢龙骨的性能应符合国家标准《建筑用轻钢龙骨》[GB/T11981-2008]
- d. 所用纸面石膏板的性能应符合国家标准《纸面石膏板》[GB/T9775-2008]
- e. 所用金属吊顶饰面板性能应符合行业标准《金属及金属符合材料吊顶板》[GB/T23444-2009]
- f. 所用铝合金龙骨的性能应符合国家标准《铝合金建筑型材》[GB/T5237-2017]

## 七、隐蔽工程：

- 7.0.1 全部隐蔽工程需经验收合格后,方可进入面装饰阶段.全部隐蔽工程必须经过严格防腐,防火处理.
- 7.0.2 除铝合金,不锈钢等防腐材料外,其它预埋或外露铁件均应刷防锈漆或镀锌处理,凡预埋在混凝土或砖墙内的木砖均应进行防腐处理。


## 八、成品产品：

- 8.0.1 卫生洁具、五金配件、成品隔断的供应厂商，应提供产品合格证、检验报告、安装技术条件等，并指导配合施工。
- 8.0.2 室内光环境设计执行《建筑照明设计标准》[GB50034-2017]《公共建筑节能设计标准》[GB50189-2015] 照明灯具的供应厂商，应提供产品合格证、检验报告、安装技术条件等，所选用品必须由设计单位及建设单位确认，同时根据室内光环境设计要求，由供应厂商提供配光曲线、光通量、灯具功率等技术参数，供电气工种计算照度值。

## 九、门窗设计：

- 9.0.1 设计依据 本工程门窗设计依据以下现行规范、标准及图纸进行： 《建筑设计防火规范》GB 50016-2014 《建筑用安全玻璃》GB 15763 系列 《建筑外门窗气密、水密、抗风压性能分级及检测方法》GB/T 7106 《建筑节能设计标准》（对应项目所在地现行标准） 本工程建筑施工图、结构施工图及节能设计文件。
- 9.0.2. 防火门设计要求 防火门的选型、耐火极限应符合建筑防火分区及疏散要求，甲级防火门耐火极限≥1.5h，乙级≥1.0h，丙级≥0.5h。防火门应采用国家定点厂家生产的合格产品，具有消防产品认证证书，门框、门扇及五金配件（闭门器、顺序器、防火锁等）均需满足对应防火等级要求。常开式防火门应配备电磁释放装置，火灾时能自动关闭并反馈信号；常闭式防火门应保持关闭状态，不得擅自拆除或改装。 防火门与墙体间的缝隙应采用不燃材料填塞密实，表面用防火密封胶封堵。
- 9.0.3. 外窗设计性能要求 气密性：外窗气密性等级不低于《建筑外门窗气密、水密、抗风压性能分级及检测方法》GB/T 7106 规定的6级（节能建筑不低于 7 级）。 水密性：外窗水密性等级不低于3 级，高层及沿海地区建筑需提高至 4 级及以上。 抗风压性能：根据项目所在地风压、建筑高度确定，等级不低于 3 级，确保窗扇、型材在风压作用下不发生损坏、变形。 节能与保温：外窗型材采用断桥铝合金 / 塑钢等节能型材，玻璃采用中空玻璃（如 6Low-E+12A+6），传热系数满足本工程节能设计指标要求。
- 9.0.4 安全玻璃使用要求 下列部位的门窗必须使用安全玻璃（钢化玻璃、夹层玻璃或钢化夹层玻璃）： 面积大于 0.5㎡的窗玻璃； 7 层及 7 层以上建筑的外开窗玻璃； 倾斜装配窗、各类天棚（含天窗、采光顶）、吊顶； 楼梯、阳台、平台走廊的栏板和中庭内栏板； 易遭受撞击、冲击而造成人体伤害的其他部位。安全玻璃应具有 3C 认证，安装前需核查产品合格证及检测报告。
- 9.0.5. 外开窗防脱落装置要求 所有外开窗（包括上悬外开窗、平开上悬窗）必须安装防脱落装置（防坠链、防坠器或限位装置），防止窗扇坠落。 防脱落装置应采用不锈钢材质，与窗框、窗扇可靠连接，其承载力应满足窗扇自重及风荷载作用下的安全要求。 安装完成后需进行开关及防脱落性能测试，确保装置有效。
- 9.0.6 其他通用要求 门窗框与墙体间缝隙采用保温材料（如聚氨酯发泡剂）填塞，外侧打耐候密封胶，内侧打中性硅酮密封胶，确保密封、防水、保温性能。 门窗五金件应选用耐腐蚀、耐磨损的合格产品，平开窗配备滑撑、风撑，推拉窗配备防脱轨装置，所有五金件应满足开启次数及使用寿命要求。 门窗施工前需进行样板安装，经建设、监理、施工单位验收合格后方可大面积施工。

门														
编号	洞口尺寸 (mm) 宽x高	数量										合计	备 注	
		1F	1F	2F	3F	4F	5F	6F	7F	8F	9F			
M-1	1000X2100		10	16	16	18	16	12	10	15	3	116	成品套木门（拆除并更换）	
M-1-1	1000X2100		2									2	成品套木门（拆除）	
M-1-2	1000X2100		1									1	成品套木门（新做）	
FM乙-2	1500X2100	1	2	2	2	2	2	2	2	2	1	18	乙级防火门（拆除并更换）	
M-3	1500X2100		2		1	1	1			1		5	成品套木门（拆除并更换）	
M-4	1300X2100							1				1	成品套木门（拆除并更换）	
M-5	1000X2400			1	2	2	1	3	3			12	防盗门（原有不动）	
M-6	900X2100		3	1			1	1				6	成品套木门（拆除并更换）	
M-7	1200X2400							1				1	防盗门（原有不动）	
M-8	1000X2600		1									1	铁制门（拆除）	
M-9	1500X2400		1									1	钢化玻璃门	
M-9-1	1500X2400		1										新做钢化玻璃门	
M-10	1000X2300						1					1	铁制门（拆除）	
M-11	1500X2400		2									2	防盗门（原有不动）	
M-12	1500X2400								1		1	2	成品套木门（拆除并更换）	
窗														
编号	洞口尺寸 (mm) 宽x高	数量										合计	备 注	
		1F	1F	2F	3F	4F	5F	6F	7F	8F	9F			
C-1	2100X1800		13	13	13	13	13	13	13	13	14	116		
C-2	1800X1800		1	1	1	1	1	1	1	1	1	9		
C-3	1500X1800		2	3	1	1	1	1	1	1	1	12		
C-4	2100X800	12												
C-5	1735X800	1												
C-6	1950X2800		12											
C-5	2400X2800		4											



中誉恒信工程咨询有限公司  
ZHONGYUHEXIN ENGINEERING CONSULTING CO.,LTD

建筑行业（建筑工程）	甲级
城乡规划编制	乙级
市政行业（排水 给水 道路 桥梁）	乙级
风景园林工程设计专项	乙级
人防工程	乙级
工程勘察专业类	乙级
农林行业	乙级

联系电话：0371-58576067  
备 注：

设计签字栏				
审 定 人				
审 核 人				
项目负责人				
专业负责人				
校 对 人				
设 计 人				
制 图 人				
会签栏				
建 筑		结 构		
给 排 水		电 气		
暖 通				
建设单位				
项目名称				
山西省晋城市人民检察院技侦楼修缮工程				
子项名称				
图纸名称				
设 计 说 明				
单位出图章				
执业注册章				
工程编号				
阶 段		图 别		
版 次		日 期	2026.3	
比 例		图 号	ZS-02	

图纸未加盖本院出图章及设计注册章无效

室内工程做法表

项目	做法名称	工程做法	备 注
地面	地砖地面	1. 拆除原有地砖 2. 20厚DS干拌砂浆粘结层 3. 5厚DTA砂浆粘结层 4. 800*800米黄色地砖, DTG擦缝(美缝)	
	木地板地面抬高	1. 拆除原有地台 2. 5厚镀锌钢板 , 10#镀锌膨胀螺丝 3. 40*40*4mm镀锌方管 (间距800*800) 4. 18阻燃板 5. 木地板	
	地坪漆	1. 清洁, 并打磨地面 2. 1:2. 5水泥砂浆修补坑洞裂缝 3. 水泥浆一道 (内掺建筑胶) 4. 最薄处30mm厚C20细石混凝土找坡层, 抹平 5. 15厚自流平, 环氧地坪漆两遍	
	塑胶地板	1. 拆除原有塑胶地板 2. 清洁, 并打磨地面 3. 铺设成品5mm塑胶地板	
	静电地板	1. 拆除原有静电地板 2. 重新铺设成品防静电地板高度150	
柱子	乳胶漆柱子	1、挂网 2、满批腻子两度, 打磨处理, 乳胶漆两度	办公室乳胶漆柱子
	木饰面柱子	1、拆除原有柱子面层 2、30*40木龙骨骨架, 三防处理 3、18阻燃板打底 4、18木饰面板饰面	办公室木饰面柱子
	铝塑板柱子	1、拆除原有柱子面层 2、75型轻钢龙骨隔断间距600*1200 3、18阻燃板打底 4、5mm厚铝塑板饰面	一层会议室 铝塑板柱子
顶面	轻钢龙骨石膏板吊顶	1、ø8丝杆加固 M8膨胀螺栓固定 2、50主龙ø500 50副龙ø300系列轻钢龙骨吊顶 3、双层12mm厚石膏板 4、满批腻子两度 乳胶漆两度	
	木饰面木饰面吊顶	1、ø8丝杆加固 M8膨胀螺栓固定 2、50主龙ø500 50副龙ø300系列轻钢龙骨吊顶 3、18阻燃板打底 4、18木饰面板饰面	
	弧形石膏板吊顶	1、ø8丝杆加固 M8膨胀螺栓固定 2、50主龙ø500 50副龙ø300系列轻钢龙骨吊顶 3、15欧松板打底 4、双层12mm厚石膏板饰面 5、满批腻子两度 乳胶漆两度,	
	软膜天花	1、ø8丝杆加固 M8膨胀螺栓固定 2、50主龙ø500 50副龙ø300系列轻钢龙骨吊顶 3、18阻燃板打底 4、双层12mm石膏板, 满批腻子两度 乳胶漆两度 5、专用金属构件固定透光膜	
	铝扣板吊顶	1、ø8丝杆加固 M8膨胀螺栓固定 2、配套金属龙骨 3、600*600铝扣板	

项目	做法名称	工程做法	备 注
顶面	铝方通吊顶	1、ø8丝杆 M8膨胀螺栓固定 2、配套金属龙骨 3、高强度自攻丝固定50*80木纹热转印铝方通间距100 4、铝方通上方顶面喷黑漆两遍	
	乳胶漆顶面	1、满批腻子两度 乳胶漆两度,	
踢脚线	石材踢脚线	1. 拆除原有踢脚线 2. 刷专用界面剂一遍 3. 6厚1:2水泥砂浆 4. 素水泥浆一道 5. 3~4厚1:1水泥砂浆加水重20%建筑胶 6. 5~7厚石材, 水泥浆擦缝	
墙	乳胶漆墙面	1. 铲除原有涂料层 2. 挂网, 刮腻子两遍磨平 3. 封闭抗碱底涂料一道 4. 白色乳胶漆两遍	
	木饰面墙面	1.30*40木龙骨骨架, 三防处理 2. 18阻燃板打底 3. 18木饰面板饰面	
	铝塑板墙面	1、18阻燃板打底 2、5mm厚铝塑板饰面	
	墙砖	1、8#槽钢、4#角钢焊接骨架间距600*1200 2、石材干挂件 3、600*1200米黄色墙砖 (5*5V字形工艺缝 )	
其它		1. 所有垃圾外运10公里, 2. 新做过门石 3. 所有地面均用石膏板成品保护 4. 拆除并更换窗台石 5. 拆除并更换入户大厅玻璃门 6. 拆除原有灯具 7. 拆除并新做入户雨棚底部 8. 拆除并更换窗台石、拆除暖气罩, 并重新制作暖气罩 9. 拆除并更换安全出口指示牌66个 10. 拆除并更换消防应急指示灯46个 11. 办公室拆除空调挂机101台, 新做空调挂机1. 5P 40台、3P 2台, 再次安装原有拆除的空调挂机59台 12. 所有办公室窗户拆除并新做窗帘, pvc卷帘680. 4平米, 布帘76. 6平米	

中誉恒信工程咨询有限公司

ZHONGYUHENGIN ENGINEERING CONSULTING CO.,LTD

建筑行业 (建筑工程)

甲级

城乡规划编制

乙级

市政行业 (排水 给水 道路 桥梁)

乙级

风景园林工程设计专项

乙级

人防工程

乙级

工程勘察专业类

乙级

农林行业

乙级

联系电话: 0371-58576067

备 注:

设计签字栏

审 定 人		签字	
审 核 人		签字	
项目负责人		签字	
专业负责人		签字	
校 对 人		签字	
设 计 人		签字	
制 图 人		签字	
会签栏			
建 筑		结 构	
给排水		电 气	
暖 通			

建设单位

项目名称

山西省晋城市人民检察院技侦楼修缮工程

子项名称

图纸名称

室内工程做法表

单位出图章

执业注册章

工程编号			
阶 段	图 别		
版 次	日 期	2026.3	
比 例	图 号	25-03	


图纸未加盖本院出图章及设计注册章无效



中誉恒信工程咨询有限公司  
ZHONGYU HENGXIN ENGINEERING CONSULTING CO.,LTD

建筑行业（建筑工程）	甲级
城乡规划编制	乙级
市政行业（排水 给水 道路 桥梁）	乙级
风景园林工程设计专项	乙级
人防工程	乙级
工程勘察专业类	乙级
农林行业	乙级

联系电话：0371-58579067  
备 注：

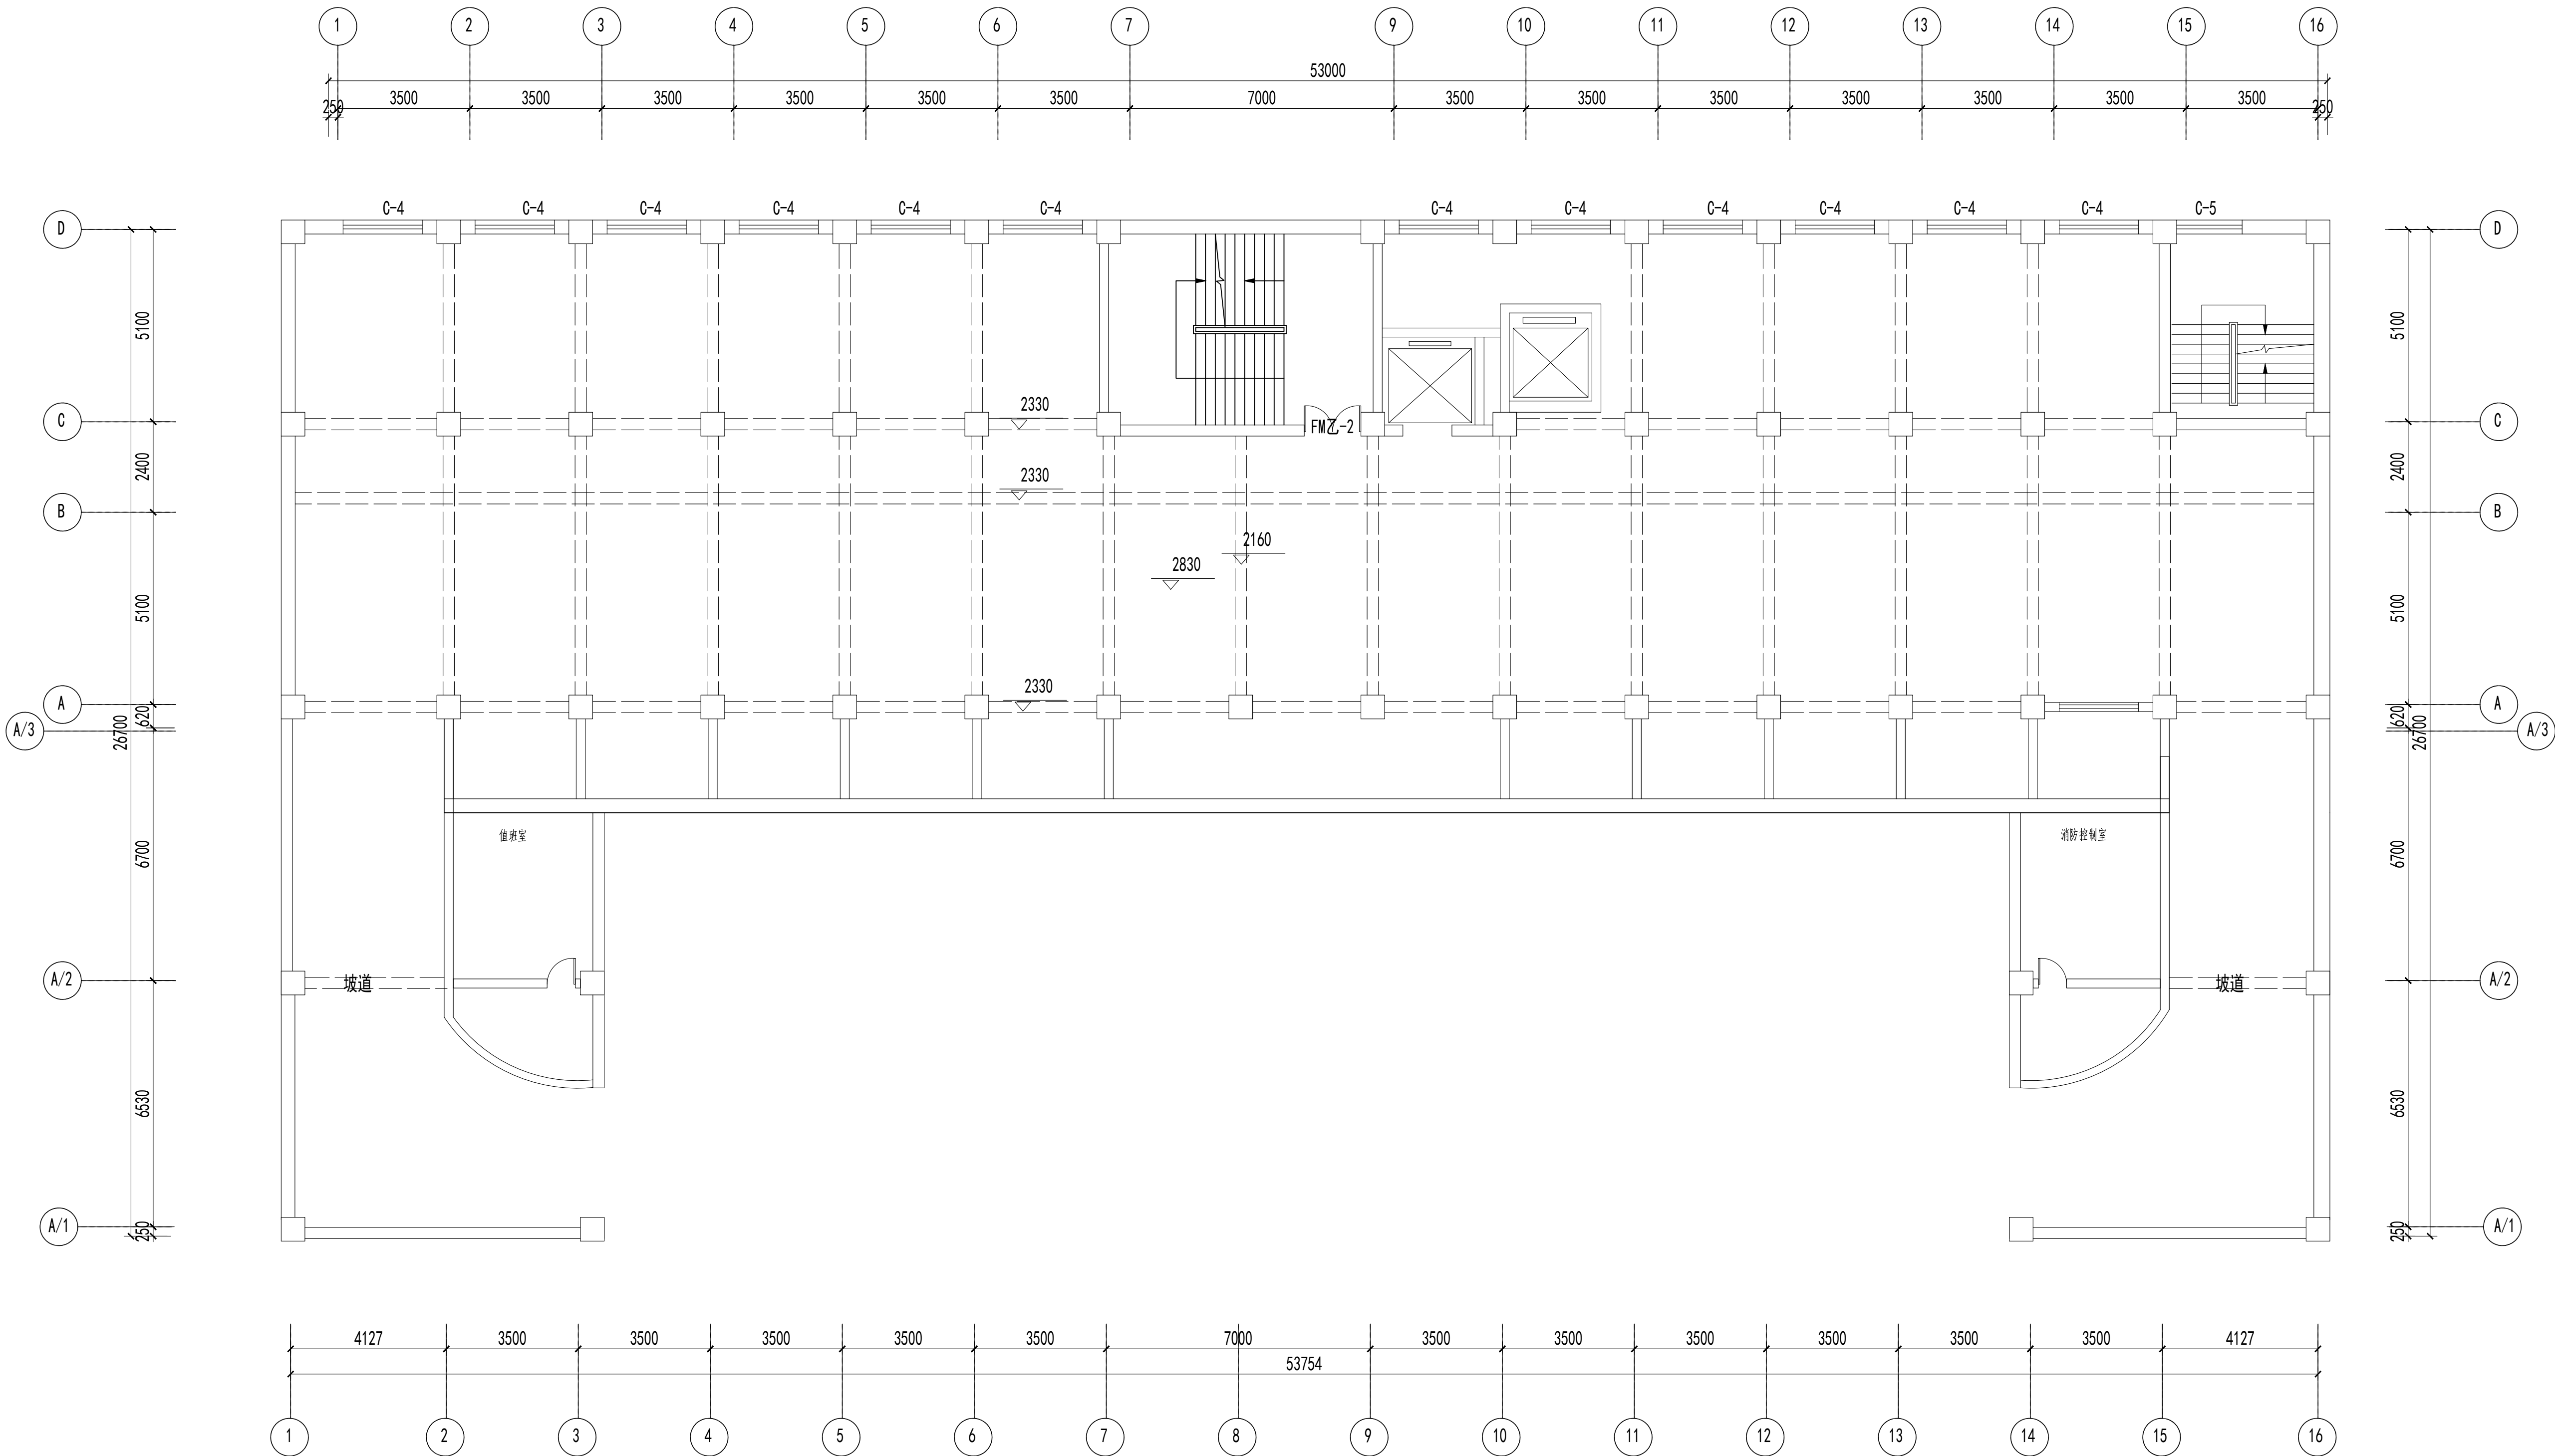

地下室原始结构图 1:150

设计签字栏			
审 定 人			
审 核 人			
项目负责人			
专业负责人			
校 对 人			
设 计 人			
制 图 人			
会签栏			
建 筑		结 构	
给 排 水		电 气	
暖 通			

建设单位

项目名称

山西省晋城市人民检察院技侦楼修缮工程

子项名称

图纸名称

地下室原始结构图

单位出图章

执业注册章

工程编号			
阶 段		图 别	
版 次		日 期	2026.3
比 例		图 号	ZS-04


图纸未加盖本院出图章及设计注册章无效



中誉恒信工程咨询有限公司  
ZHONGYUHENGIN ENGINEERING CONSULTING CO.,LTD

建筑行业（建筑工程）	甲级
城乡规划编制	乙级
市政行业（排水 给水 道路 桥梁）	乙级
风景园林工程设计专项	乙级
人防工程	乙级
工程勘察专业类	乙级
农林行业	乙级

联系电话：0371-58576067  
备注：

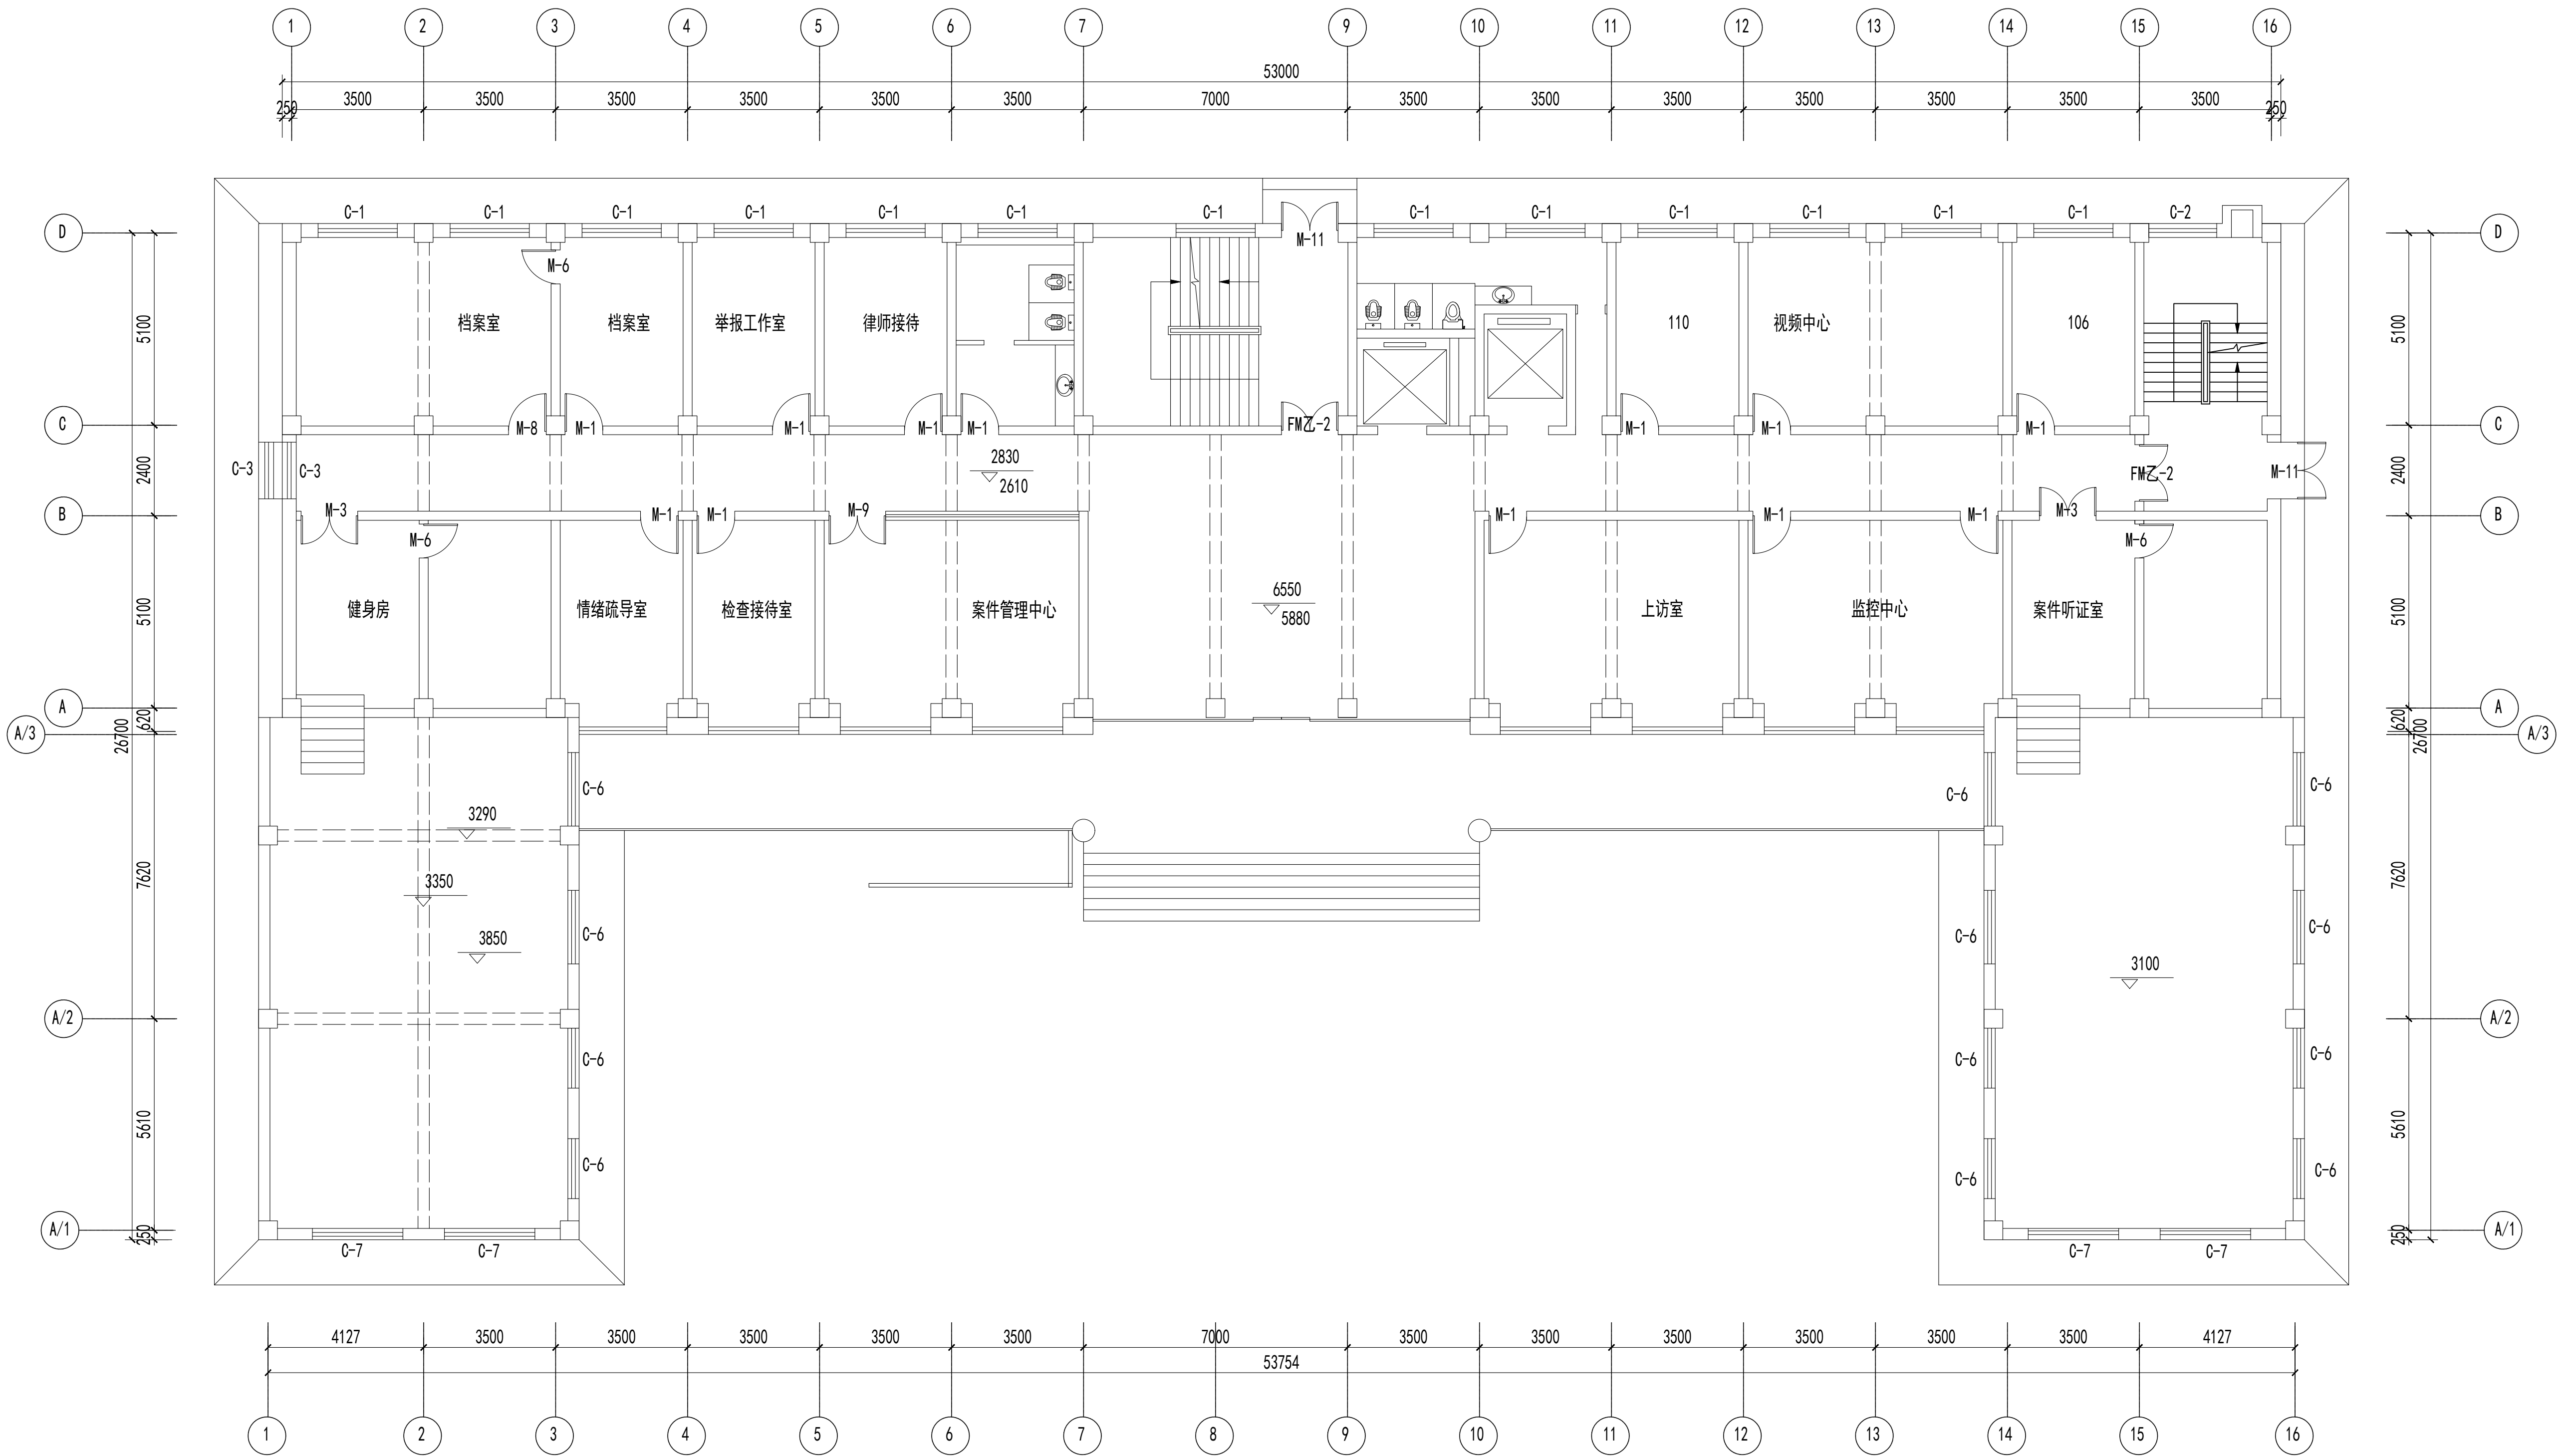


一层原始结构图 1:150

设计签字栏			
审 定 人			
审 核 人			
项目负责人			
专业负责人			
校 对 人			
设 计 人			
制 图 人			
会签栏			
建 筑		结 构	
给排水		电 气	
暖 通			
建设单位			

项目名称	
山西省晋城市人民检察院技侦楼修缮工程	
子项名称	
图纸名称	
一层原始结构图	
单位出图章	


执业注册章	
工程编号	
阶 段	图 别
版 次	日 期
比 例	图 号

 图纸未加盖本院出图章及设计注册章无效



建筑行业（建筑工程）	甲级
城乡规划编制	乙级
政行业（排水 给水 道路 桥梁）	乙级
景观园林工程设计专项	乙级
防工程	乙级
程勘察专业类	乙级
林行业	乙级

 联系电话: 0371-58576067  
注:



设计栏					
审定人			高建东		
审核人			张永		
项目负责人			高建东		
专业负责人			张永		
设计人			李坤		
设计人			李坤		
绘图人			李坤		
签字栏					
签字			结构		
排水			电气		
通					

建设单位

项目名称	
------	--

山西省晋城市人民检察院技侦楼修缮工程

项目名称	
------	--

旧纸名称	
------	--

二层原始结构图

单位出图章

業注册章

工程编号				
分 段		图 别		
版 次		日 期	2026.3	
之 例		图 号	ZS-15	


图纸未加盖本院出图章及设计注册章无效



中誉恒信工程咨询有限公司  
ZHONGYUHENXIN ENGINEERING CONSULTING CO.,LTD

建筑行业（建筑工程）	甲级
城乡规划编制	乙级
市政行业（排水 给水 道路 桥梁）	乙级
风景园林工程设计专项	乙级
人防工程	乙级
工程勘察专业类	乙级
农林行业	乙级

联系电话：0371-58576067  
备 注：

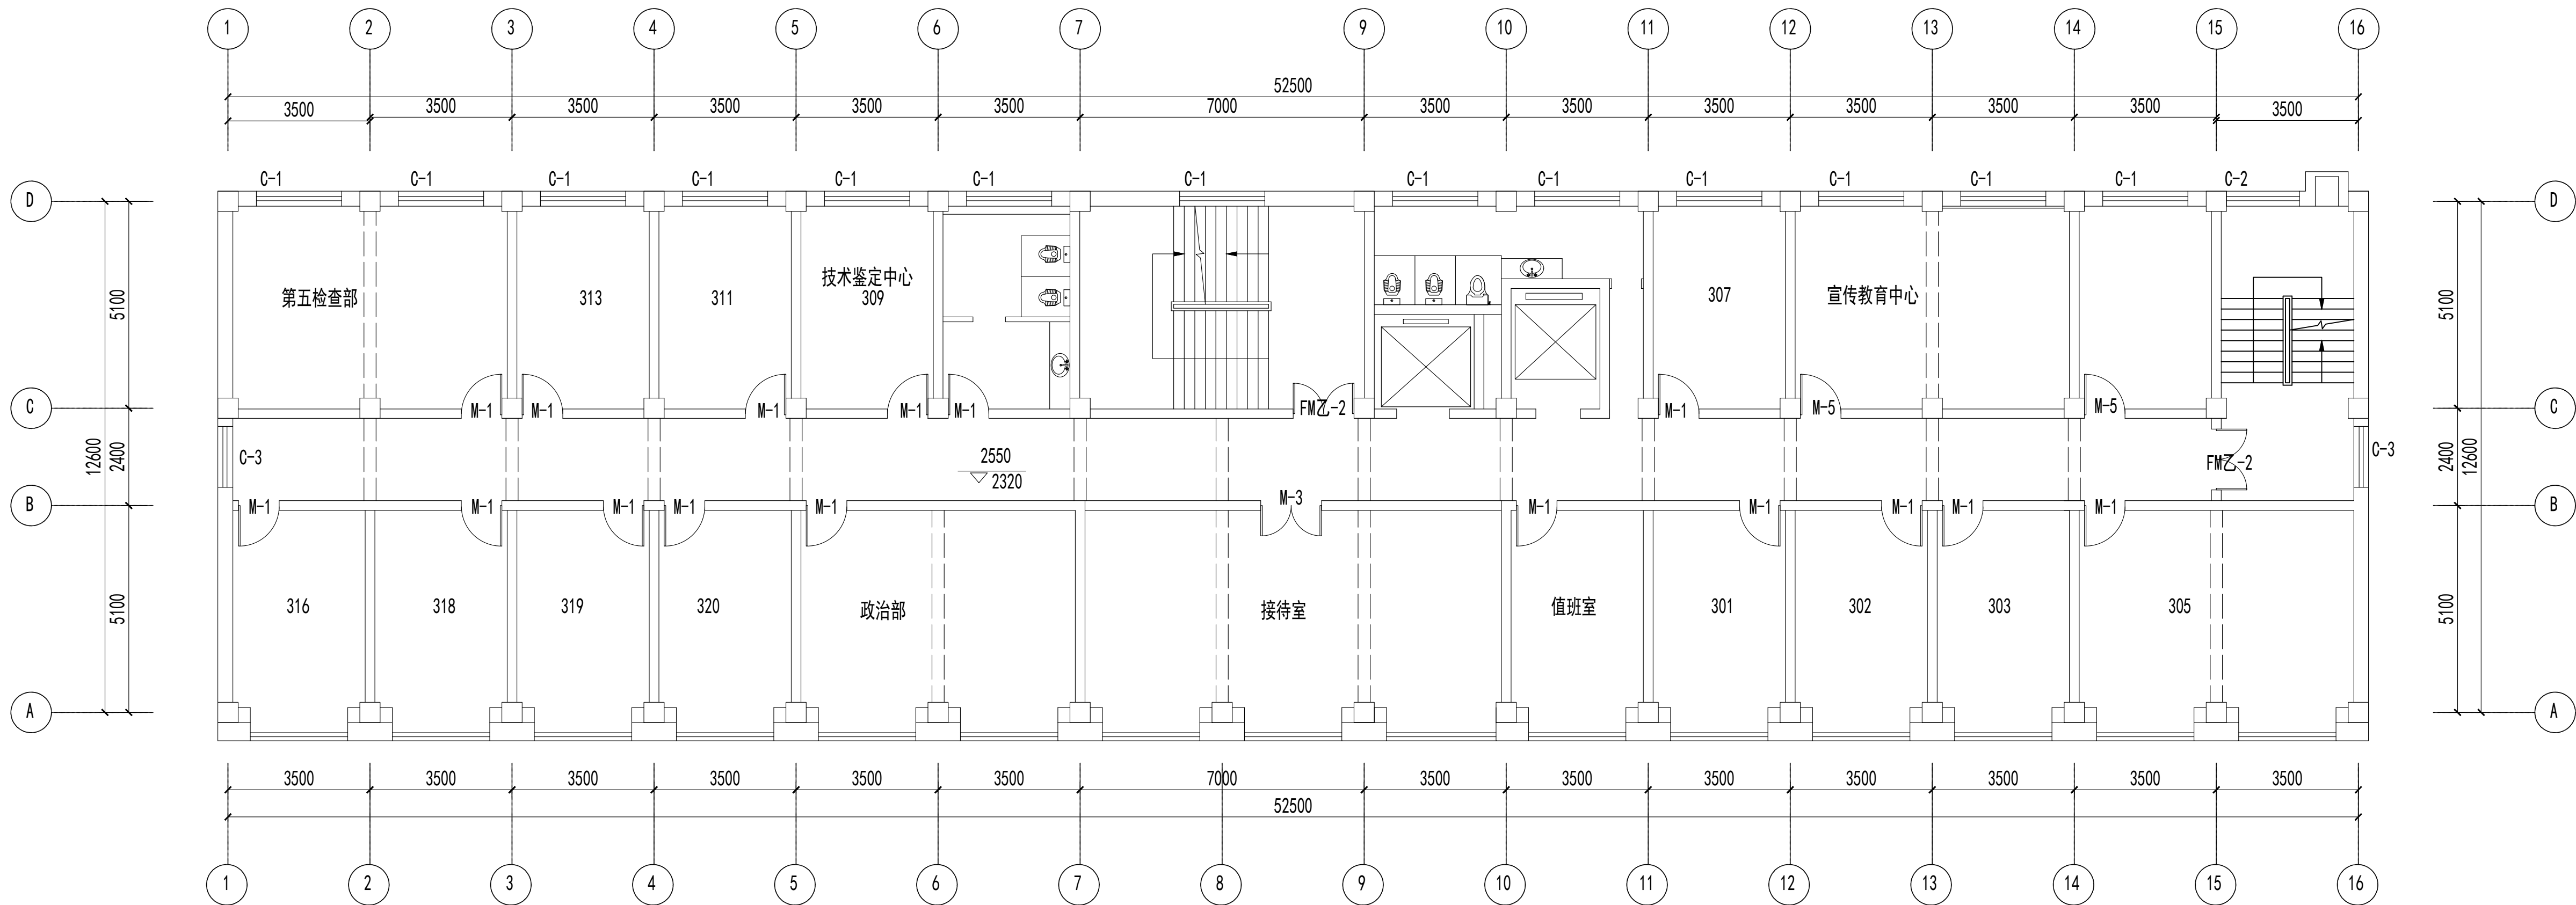

三层原始结构图 1:150

设计签字栏				
审 定 人				
审 核 人				
项 目 负 责 人				
专 业 负 责 人				
校 对 人				
设 计 人				
制 图 人				

会 签 栏				
建 筑		结 构		
给 排 水		电 气		
暖 通				

建设单位

项目名称

山西省晋城市人民检察院技侦楼修缮工程

子项名称

图纸名称

三层原始结构图

单位出图章

执业注册章

工程编号				
阶 段		图 别		
版 次		日 期	2026.3	
比 例		图 号	ZS-21	


图纸未加盖本院出图章及设计注册章无效



中誉恒信工程咨询有限公司  
ZHONGTUHENGXIN ENGINEERING CONSULTING CO.,LTD

建筑行业（建筑工程）	甲级
城乡规划编制	乙级
市政行业（排水 给水 道路 桥梁）	乙级
风景园林工程设计专项	乙级
人防工程	乙级
工程勘察专业类	乙级
农林行业	乙级

联系电话：0371-58576067  
备注：

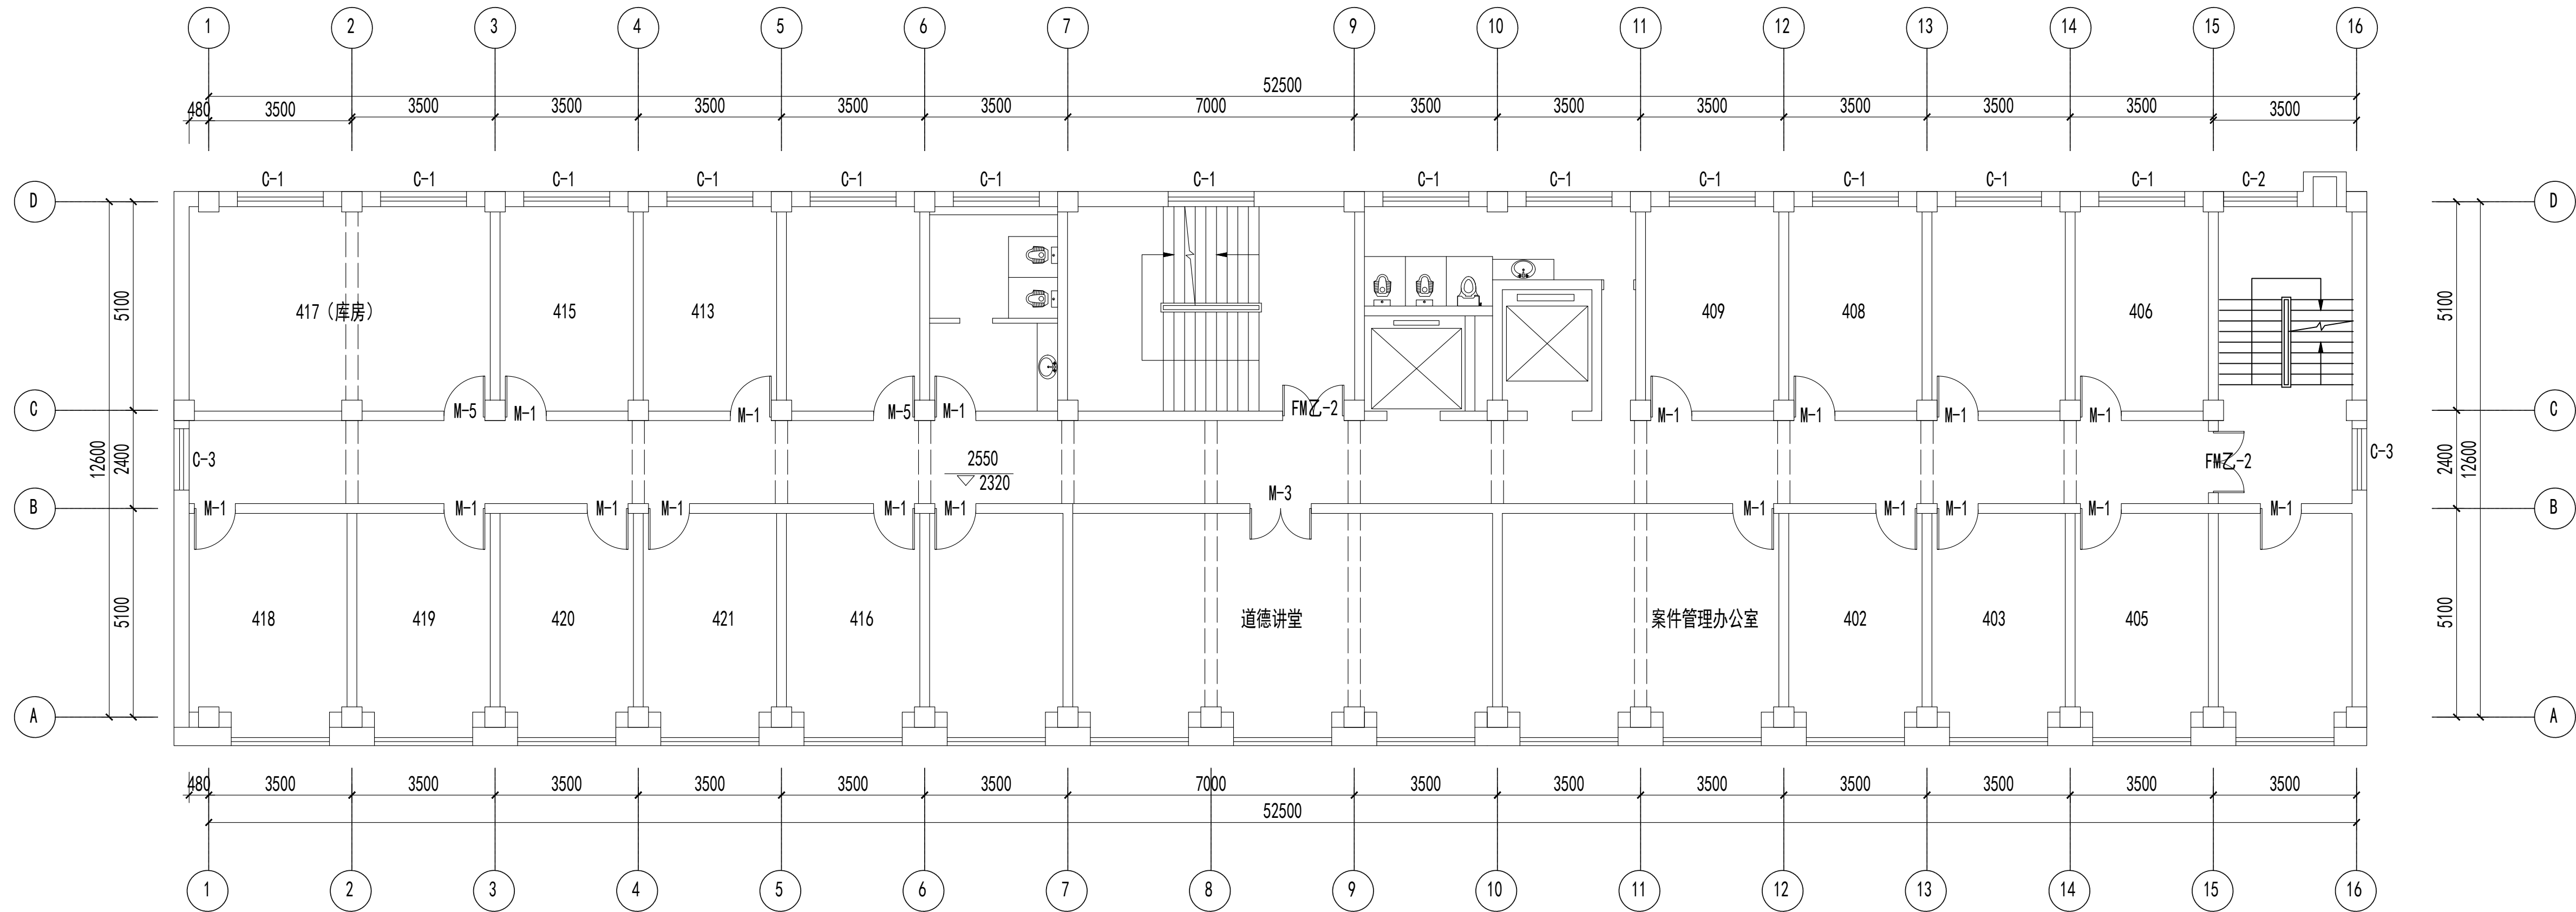

四层原始结构图 1:150

设计签字栏			
审 定 人		审核人	
审 核 人		审核人	
项目负责人		审核人	
专业负责人		审核人	
校 对 人		审核人	
设 计 人		审核人	
制 图 人		审核人	

会签栏			
建 筑		结 构	
给排水		电 气	
暖 通			

建设单位			
项目名称			
山西省晋城市人民检察院技侦楼修缮工程			
子项名称			
图纸名称			
四层原始结构图			

单位出图章			
执业注册章			

工程编号		图 别	
阶 段		日 期	2026.3
版 次		图 号	ZS-27
比 例			


图纸未加盖本院出图章及设计注册章无效



中誉恒信工程咨询有限公司  
ZHONGYUHENXIN ENGINEERING CONSULTING CO.,LTD

建筑行业（建筑工程）	甲级
城乡规划编制	乙级
市政行业（排水 给水 道路 桥梁）	乙级
风景园林工程设计专项	乙级
人防工程	乙级
工程勘察专业类	乙级
农林行业	乙级

联系电话：0371-58576067  
备 注：

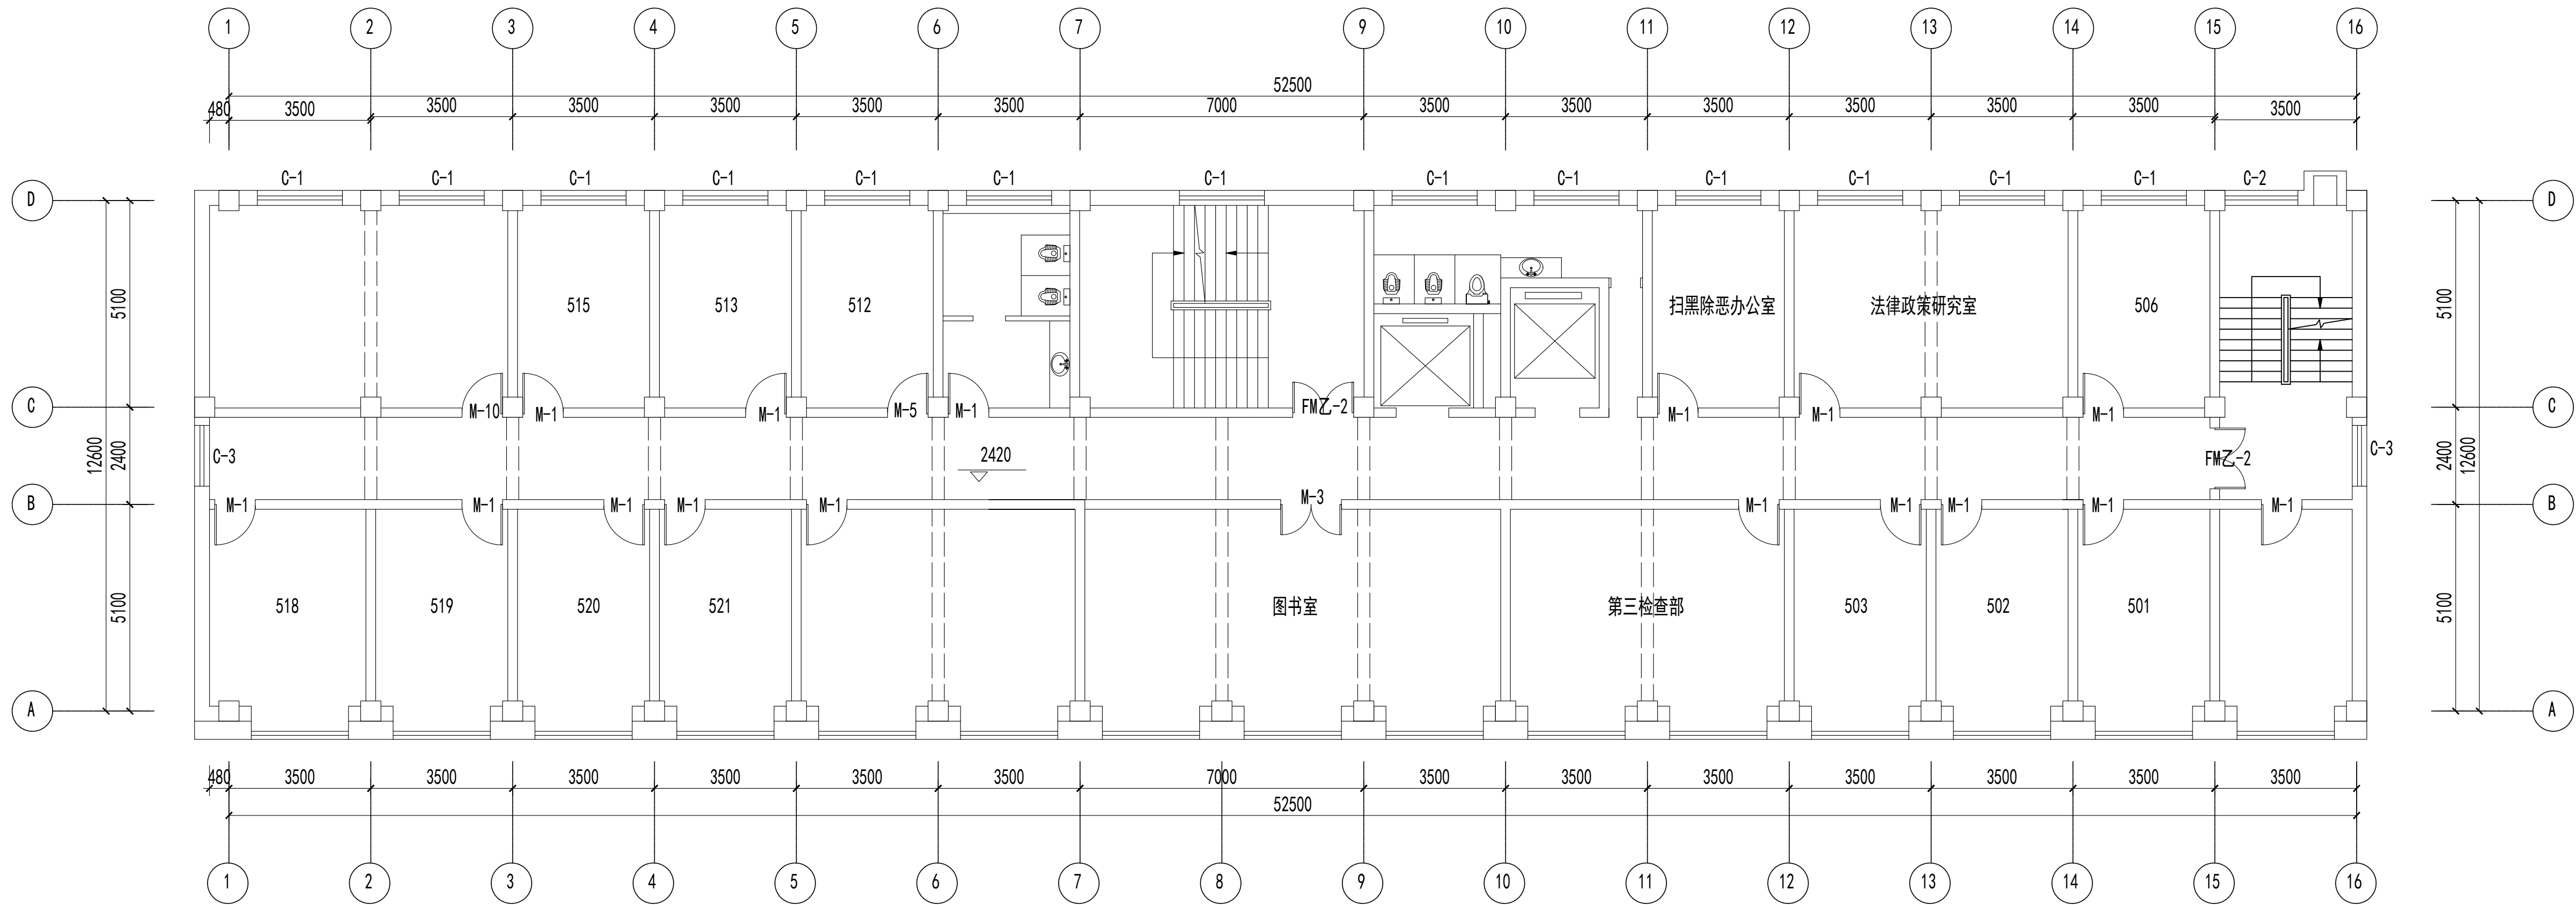

五层原始结构图 1:150

设计签字栏				
审 定 人				
审 核 人				
项目负责人				
专业负责人				
校 对 人				
设 计 人				
制 图 人				
会签栏				
建 筑		结 构		
给排水		电 气		
暖 通				

建设单位
项目名称
山西省晋城市人民检察院技侦楼修缮工程
子项名称
图纸名称
五层原始结构图

单位出图章
执业注册章

工程编号			
阶 段		图 别	
版 次		日 期	2026.3
比 例		图 号	ZS-33

图纸未加盖本院出图章及设计注册章无效






中誉恒信工程咨询有限公司  
ZHONGTUHENGXIN ENGINEERING CONSULTING CO.,LTD

建筑行业（建筑工程）	甲级
城乡规划编制	乙级
市政行业（排水 给水 道路 桥梁）	乙级
风景园林工程设计专项	乙级
人防工程	乙级
工程勘察专业类	乙级
农林行业	乙级

联系电话：0371-58576067  
备 注：-

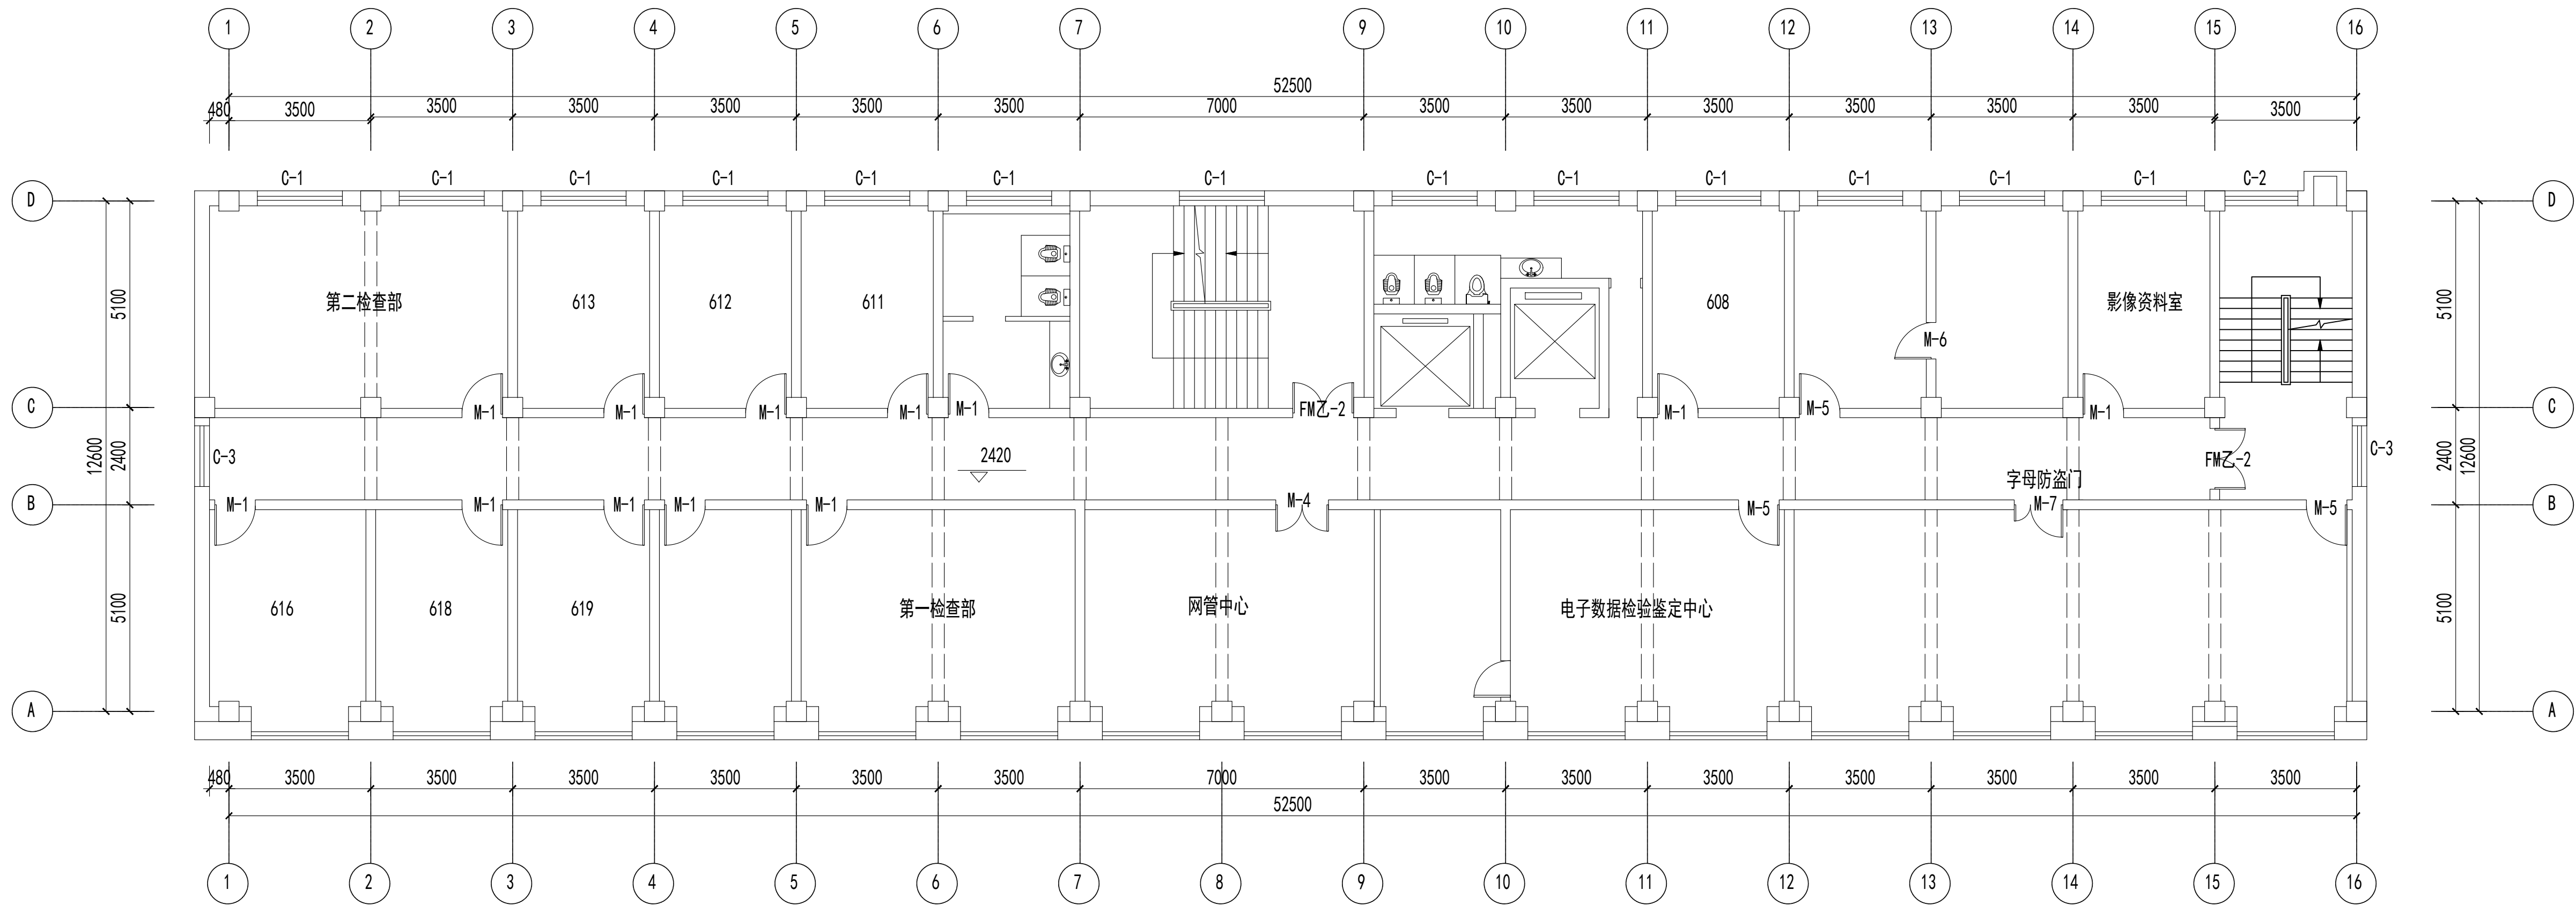

六层原始结构图 1:150

设计签字栏			
审 定 人		审核人	
审 核 人		项目负责	
项目负责		专业负责人	
专业负责人		校 对 人	
校 对 人		设 计 人	
设 计 人		制 图 人	
制 图 人		会签栏	
建 筑		结 构	
给排水		电 气	
暖 通			

建设单位

项目名称

山西省晋城市人民检察院技侦楼修缮工程

子项名称

图纸名称


六层原始结构图

单位出图章

执业注册章

工程编号		图 别	
阶 段		日 期	2026.3
版 次		图 号	ZS-39
比 例			

图纸未加盖本院出图章及设计注册章无效

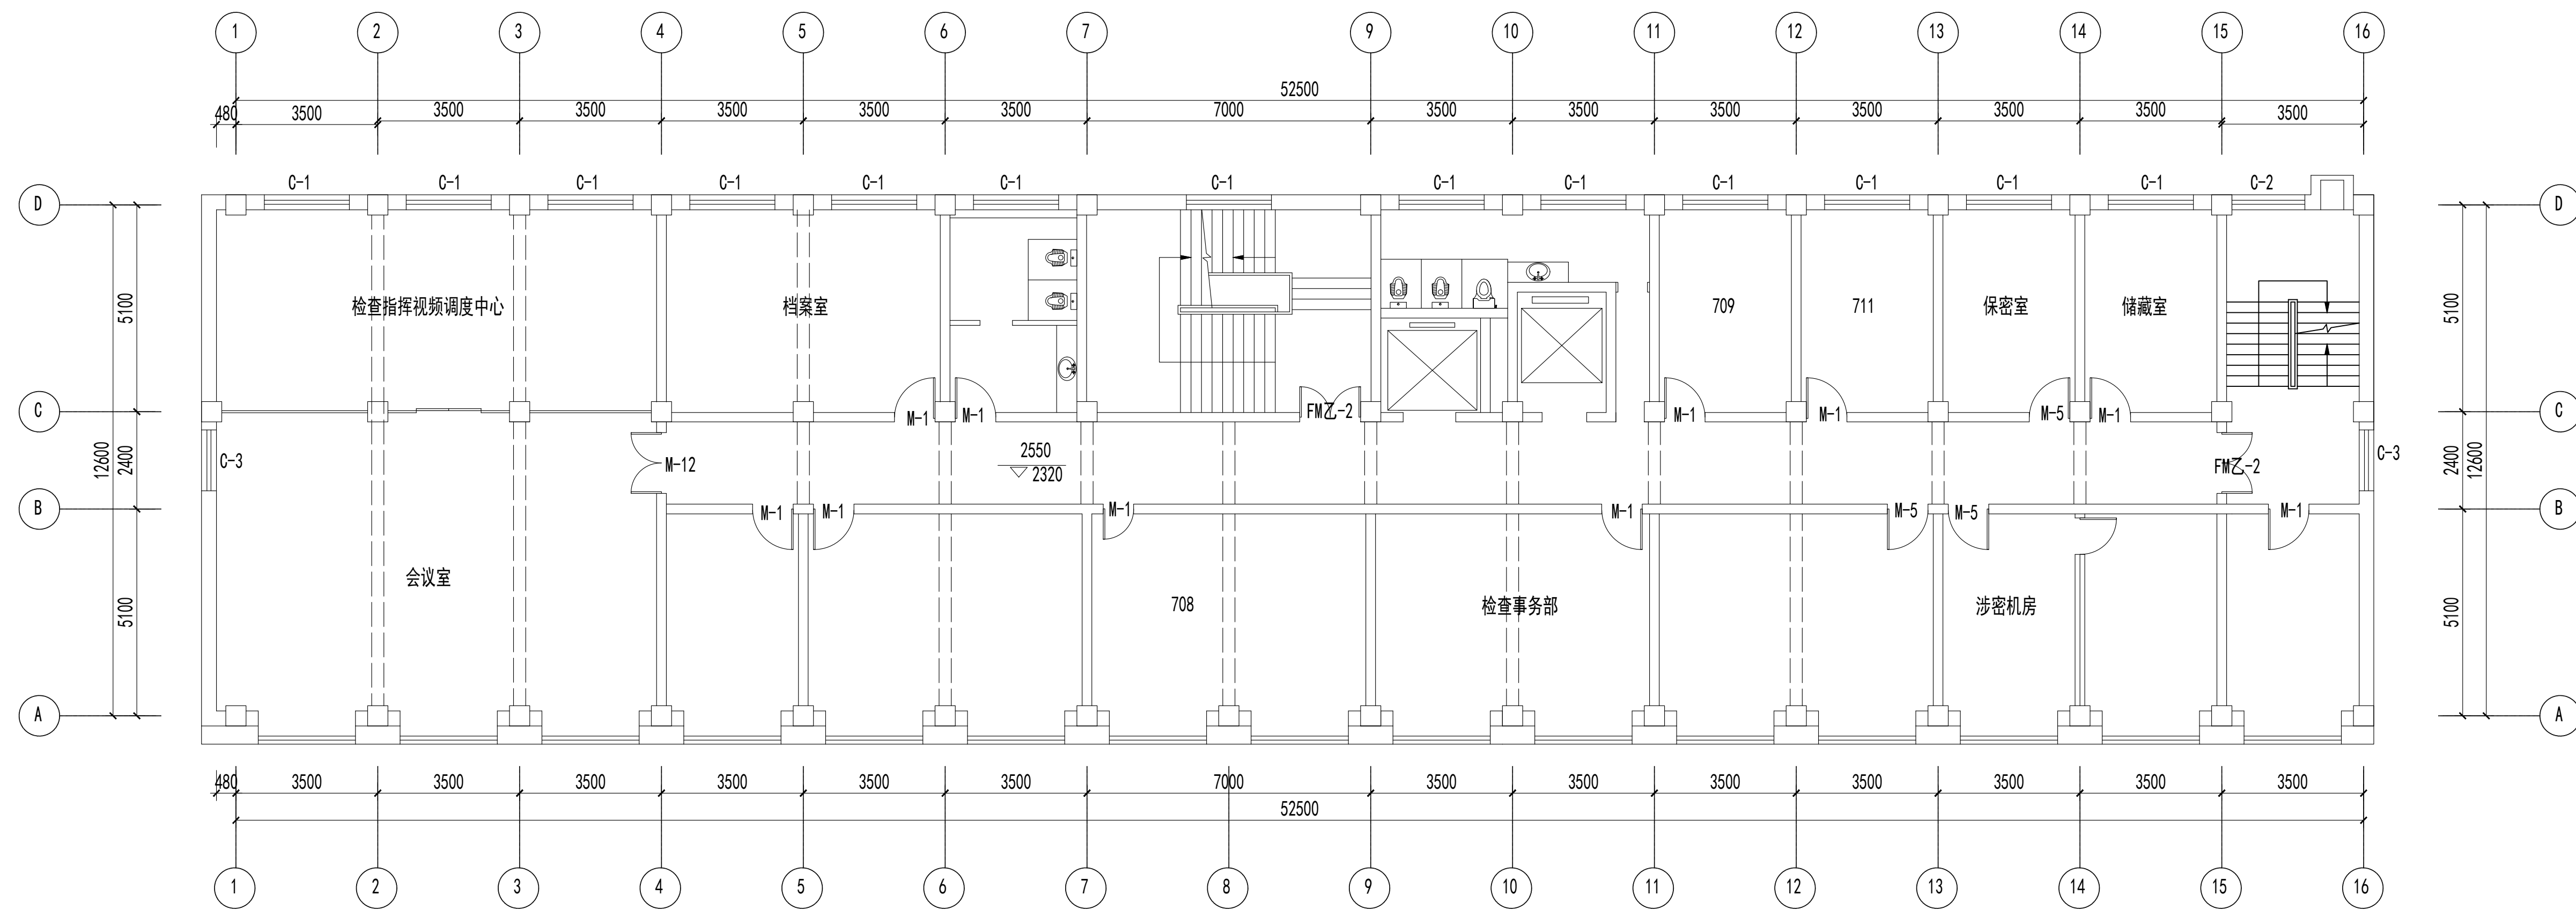

七层原始结构图 1:150

设计人	设计人	设计人	设计人
审核人	审核人	审核人	审核人
项目负责人	项目负责人	项目负责人	项目负责人
专业负责人	专业负责人	专业负责人	专业负责人
交对人	交对人	交对人	交对人
设计人	设计人	设计人	设计人
制图人	制图人	制图人	制图人

筑			结 构		
排水			电 气		
通					

建设单位

项目名称	项目内容	项目金额	项目备注
1. 项目一	项目一内容	1000000	项目一备注
2. 项目二	项目二内容	2000000	项目二备注
3. 项目三	项目三内容	3000000	项目三备注
4. 项目四	项目四内容	4000000	项目四备注
5. 项目五	项目五内容	5000000	项目五备注
6. 项目六	项目六内容	6000000	项目六备注
7. 项目七	项目七内容	7000000	项目七备注
8. 项目八	项目八内容	8000000	项目八备注
9. 项目九	项目九内容	9000000	项目九备注
10. 项目十	项目十内容	10000000	项目十备注

山西省晋城市人民检察院技侦楼修缮工程

序号	项目名称	项目内容	项目金额	项目备注
1	项目一	项目一内容	100000	
2	项目二	项目二内容	200000	
3	项目三	项目三内容	300000	
4	项目四	项目四内容	400000	
5	项目五	项目五内容	500000	
6	项目六	项目六内容	600000	
7	项目七	项目七内容	700000	
8	项目八	项目八内容	800000	
9	项目九	项目九内容	900000	
10	项目十	项目十内容	1000000	

[illegible]七层原始结构图单位出图章

業注册章


工程编号				
分 段		图 别		
版 次		日 期	2026. 3	
之 例		图 号	ZS-45	



中誉恒信工程咨询有限公司  
ZHONGYUHENXIN ENGINEERING CONSULTING CO.,LTD

建筑行业（建筑工程）	甲级
城乡规划编制	乙级
市政行业（排水 给水 道路 桥梁）	乙级
风景园林工程设计专项	乙级
人防工程	乙级
工程勘察专业类	乙级
农林行业	乙级

联系电话：0371-58576067  
备 注：

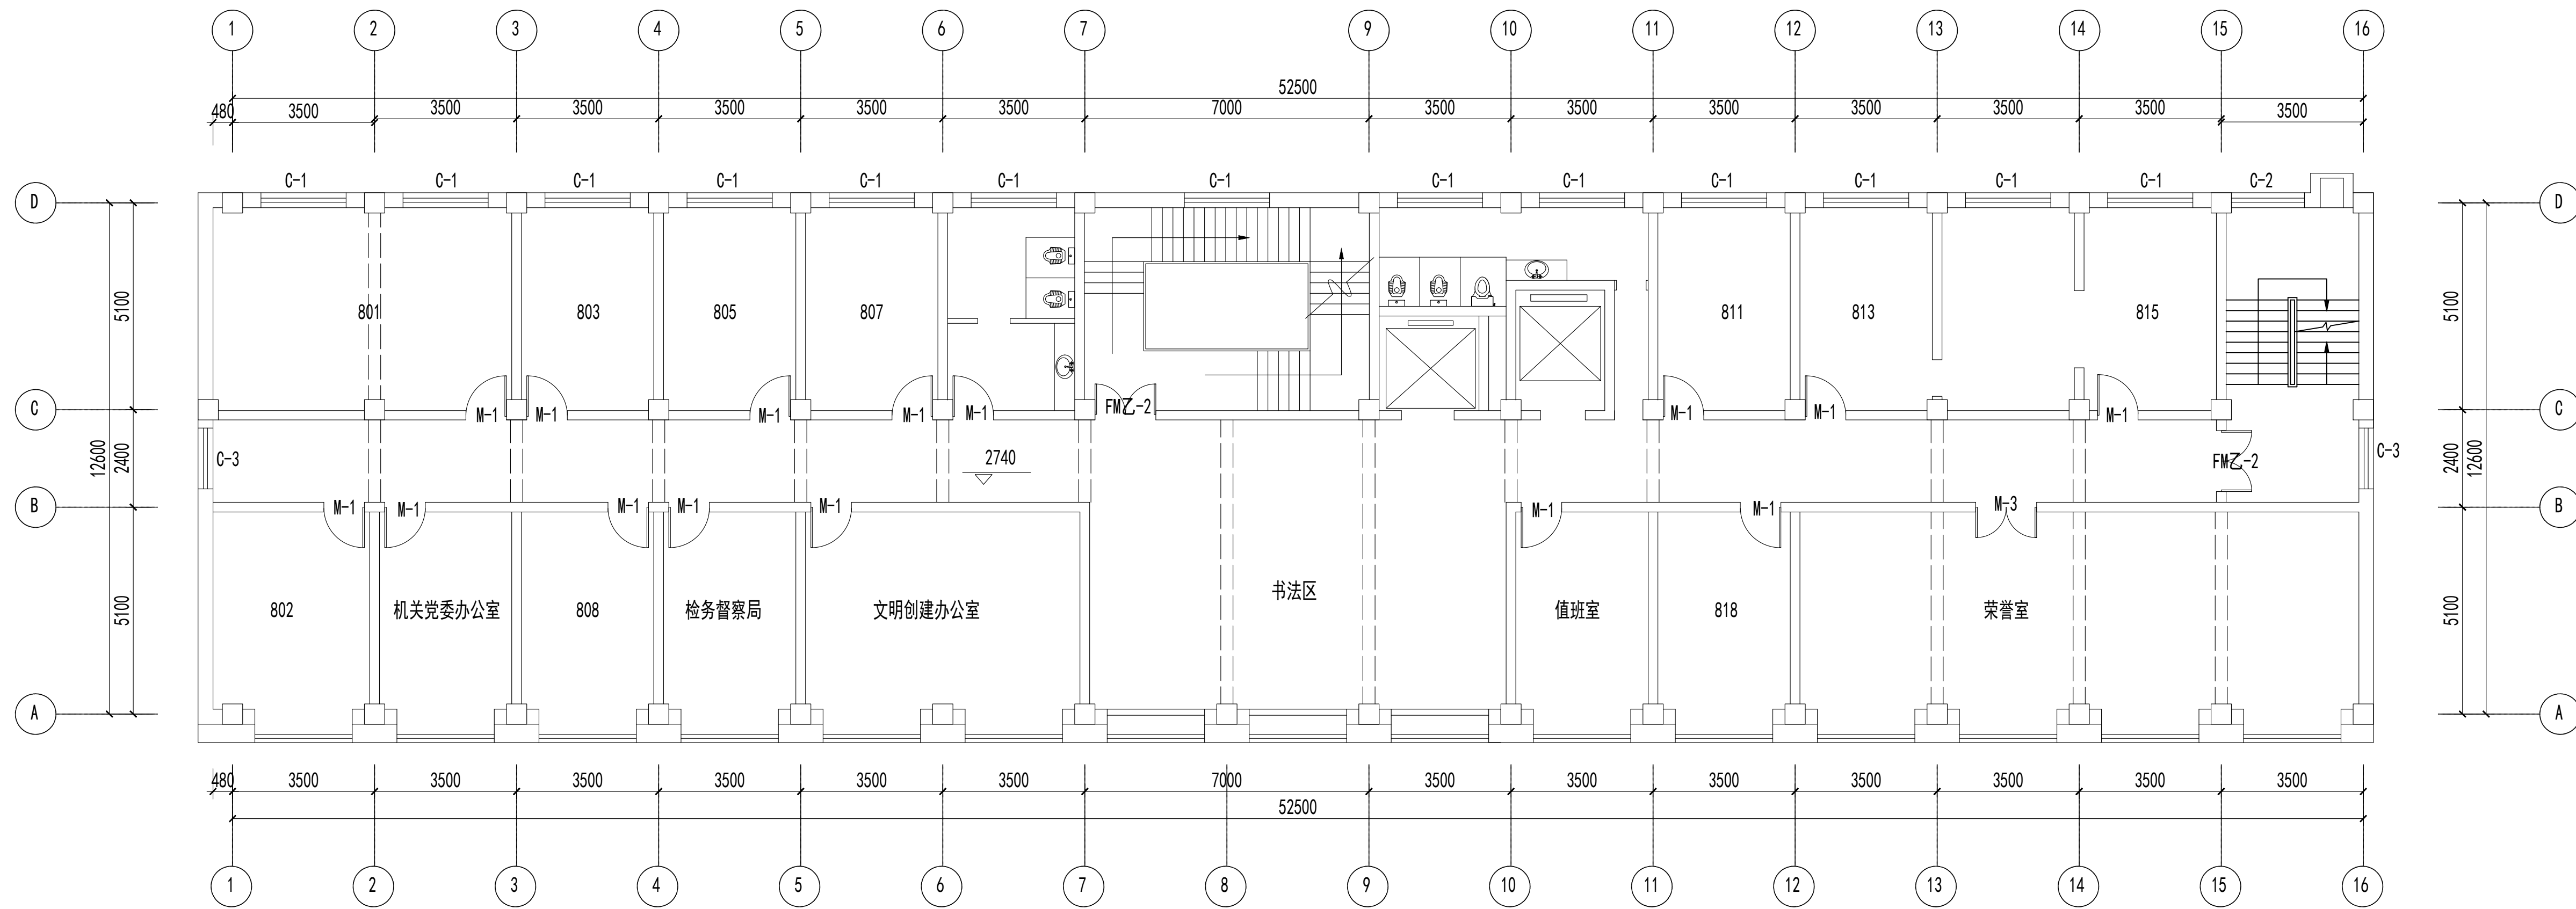

八层原始结构图 1:150

设计签字栏			
审 定 人		审 核 人	
项 目 负 责 人		专 业 负 责 人	
校 对 人		设 计 人	
制 图 人		会 签 栏	
建 筑		结 构	
给 排 水		电 气	
暖 通			

建设单位
项目名称
山西省晋城市人民检察院技侦楼修缮工程
子项名称
图纸名称
八层原始结构图

单位出图章
执业注册章

工程编号		图 别	
阶 段		日 期	2026.3
版 次		图 号	ZS-01


图纸未加盖本院出图章及设计注册章无效



中誉恒信工程咨询有限公司  
ZHONGTUHENGXIN ENGINEERING CONSULTING CO.,LTD

建筑行业（建筑工程）	甲级
城乡规划编制	乙级
市政行业（排水 给水 道路 桥梁）	乙级
风景园林工程设计专项	乙级
人防工程	乙级
工程勘察专业类	乙级
农林行业	乙级

联系电话：0371-58576067  
备 注：

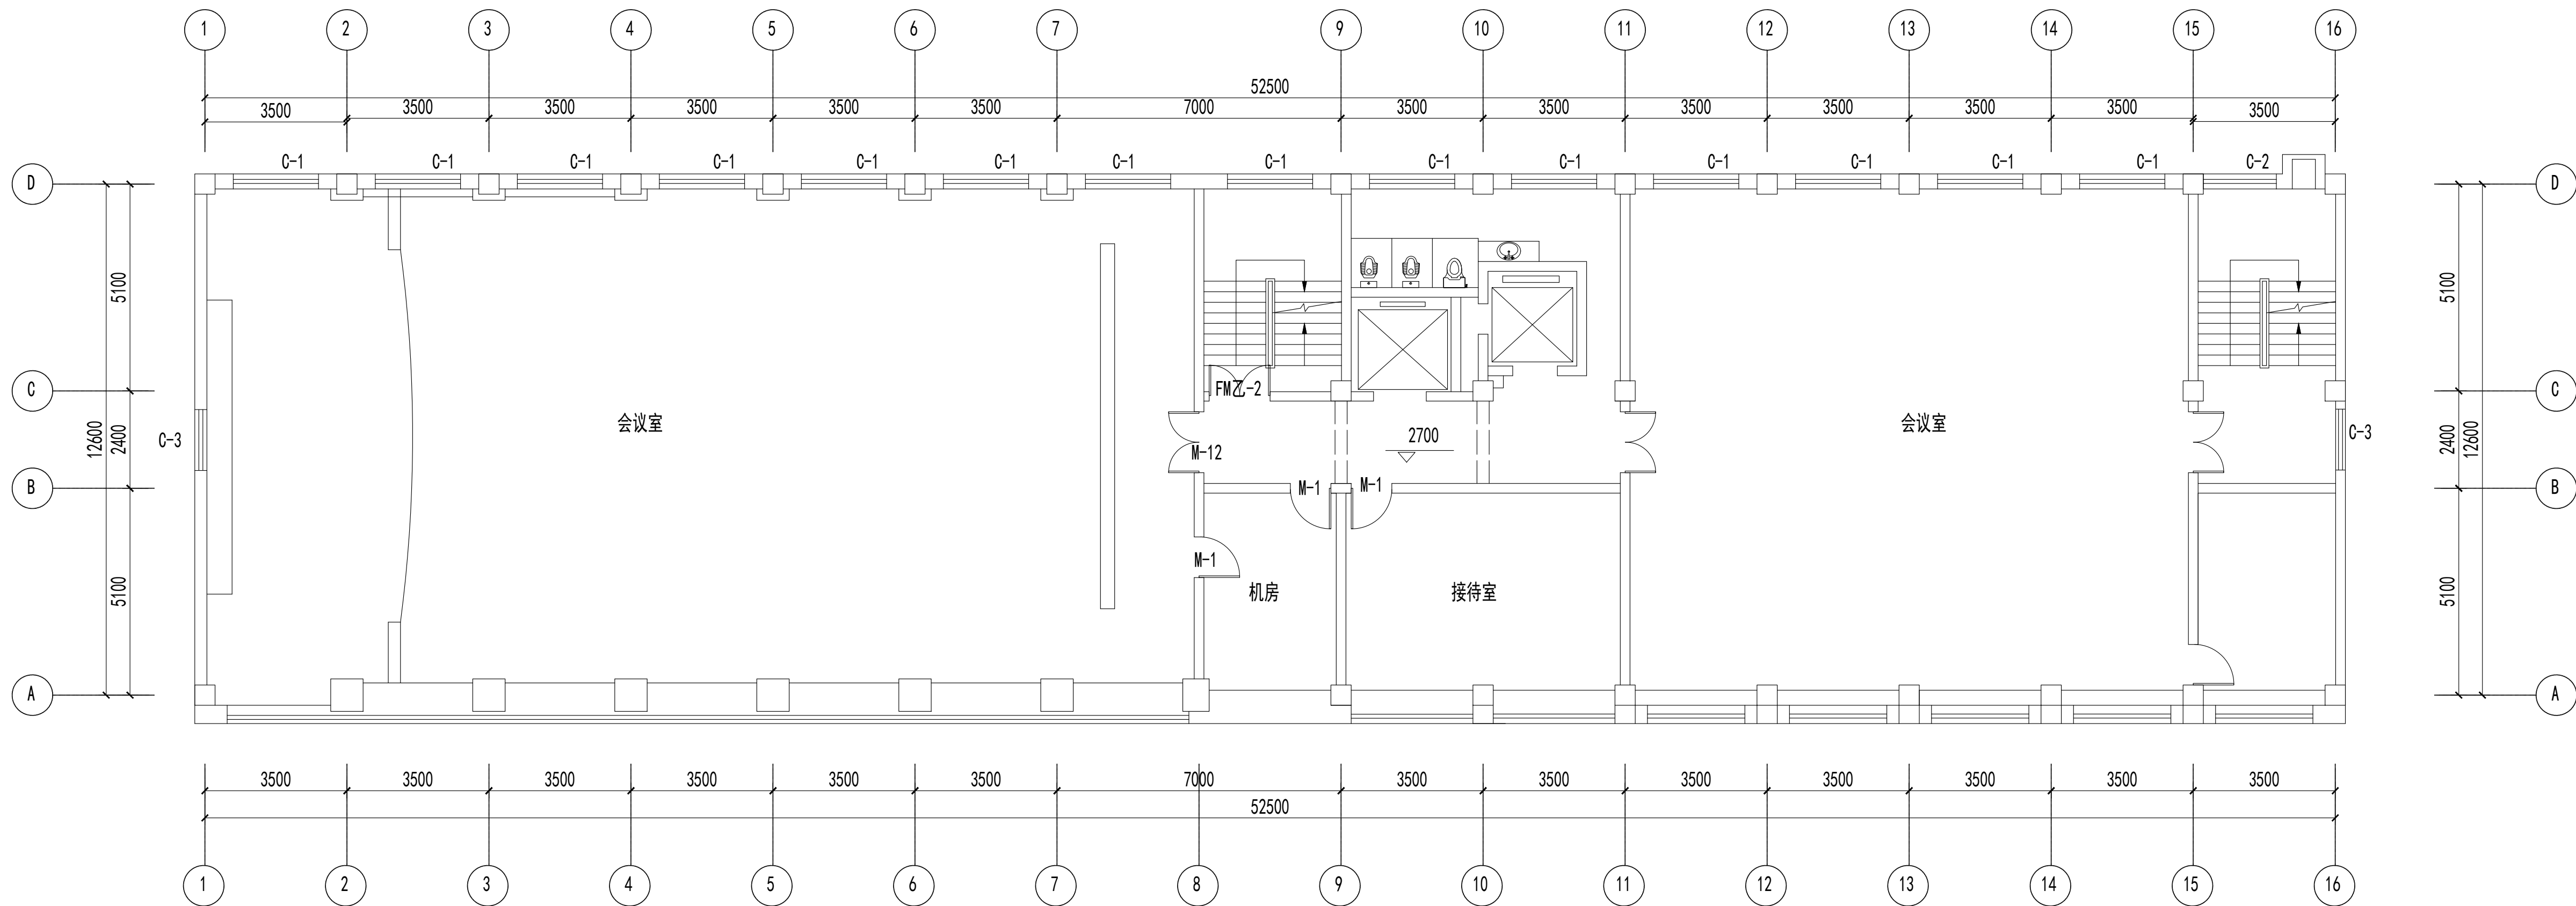

九层原始结构图 1:150


设计签字栏				
审 定 人				
审 核 人				
项目负责人				
专业负责人				
校 对 人				
设 计 人				
制 图 人				
会签栏				
建 筑		结 构		
给排水		电 气		
暖 通				

建设单位
项目名称
山西省晋城市人民检察院技侦楼修缮工程
子项名称
图纸名称
九层原始结构图

单位出图章
执业注册章


工程编号			
阶 段		图 别	
版 次		日 期	2026.3
比 例		图 号	ZS-57

 图纸未加盖本院出图章及设计注册章无效



建筑行业（建筑工程）	甲级
城乡规划编制	乙级
政行业（排水 给水 道路 桥梁）	乙级
景园林工程设计专项	乙级
防工程	乙级
程勘察专业类	乙级
林行业	乙级

 联系电话: 0371-58576067



设计签字栏					
审定人				高建平	
审核人				张长	
项目负责人				高建平	
专业负责人				张长	
设计人				李坤	
绘图人				李坤	
设计签字栏					
氨			结构		
排水			电气		
通					

建设单位

项目名称	项目内容	项目金额	项目备注
1. 项目一	项目一内容	1000000	项目一备注
2. 项目二	项目二内容	2000000	项目二备注
3. 项目三	项目三内容	3000000	项目三备注
4. 项目四	项目四内容	4000000	项目四备注
5. 项目五	项目五内容	5000000	项目五备注
6. 项目六	项目六内容	6000000	项目六备注
7. 项目七	项目七内容	7000000	项目七备注
8. 项目八	项目八内容	8000000	项目八备注
9. 项目九	项目九内容	9000000	项目九备注
10. 项目十	项目十内容	10000000	项目十备注

山西省晋城市人民检察院技侦楼修缮工程

序号	项目名称	项目内容	项目金额	项目备注
1	项目一	项目一内容	100000	
2	项目二	项目二内容	200000	
3	项目三	项目三内容	300000	
4	项目四	项目四内容	400000	
5	项目五	项目五内容	500000	
6	项目六	项目六内容	600000	
7	项目七	项目七内容	700000	
8	项目八	项目八内容	800000	
9	项目九	项目九内容	900000	
10	项目十	项目十内容	1000000	

日期	纸张名称	数量	用途
2018.12.1	普通纸	1000	办公用品
2018.12.2	普通纸	1000	办公用品
2018.12.3	普通纸	1000	办公用品
2018.12.4	普通纸	1000	办公用品
2018.12.5	普通纸	1000	办公用品
2018.12.6	普通纸	1000	办公用品
2018.12.7	普通纸	1000	办公用品
2018.12.8	普通纸	1000	办公用品
2018.12.9	普通纸	1000	办公用品
2018.12.10	普通纸	1000	办公用品
2018.12.11	普通纸	1000	办公用品
2018.12.12	普通纸	1000	办公用品
2018.12.13	普通纸	1000	办公用品
2018.12.14	普通纸	1000	办公用品
2018.12.15	普通纸	1000	办公用品
2018.12.16	普通纸	1000	办公用品
2018.12.17	普通纸	1000	办公用品
2018.12.18	普通纸	1000	办公用品
2018.12.19	普通纸	1000	办公用品
2018.12.20	普通纸	1000	办公用品
2018.12.21	普通纸	1000	办公用品
2018.12.22	普通纸	1000	办公用品
2018.12.23	普通纸	1000	办公用品
2018.12.24	普通纸	1000	办公用品
2018.12.25	普通纸	1000	办公用品
2018.12.26	普通纸	1000	办公用品
2018.12.27	普通纸	1000	办公用品
2018.12.28	普通纸	1000	办公用品
2018.12.29	普通纸	1000	办公用品
2018.12.30	普通纸	1000	办公用品
2018.12.31	普通纸	1000	办公用品


地下室拆除图

单位出图章

業注册章

程编号				
分 段		图 别		
版 次		日 期	2026.3	
之 例		图 号	ZS-05	

 图纸未加盖本院出图章及设计注册章无效




工程编号				
分 段		图 别		
次		日 期	2026. 3	
例		图 号	ZS-10	



中誉恒信工程咨询有限公司  
ZHONGHENGXIN ENGINEERING CONSULTING CO.,LTD

建筑行业（建筑工程）	甲级
城乡规划编制	乙级
市政行业（排水 给水 道路 桥梁）	乙级
风景园林工程设计专项	乙级
人防工程	乙级
工程勘察专业类	乙级
农林行业	乙级

联系电话：0371-58576067  
备 注：

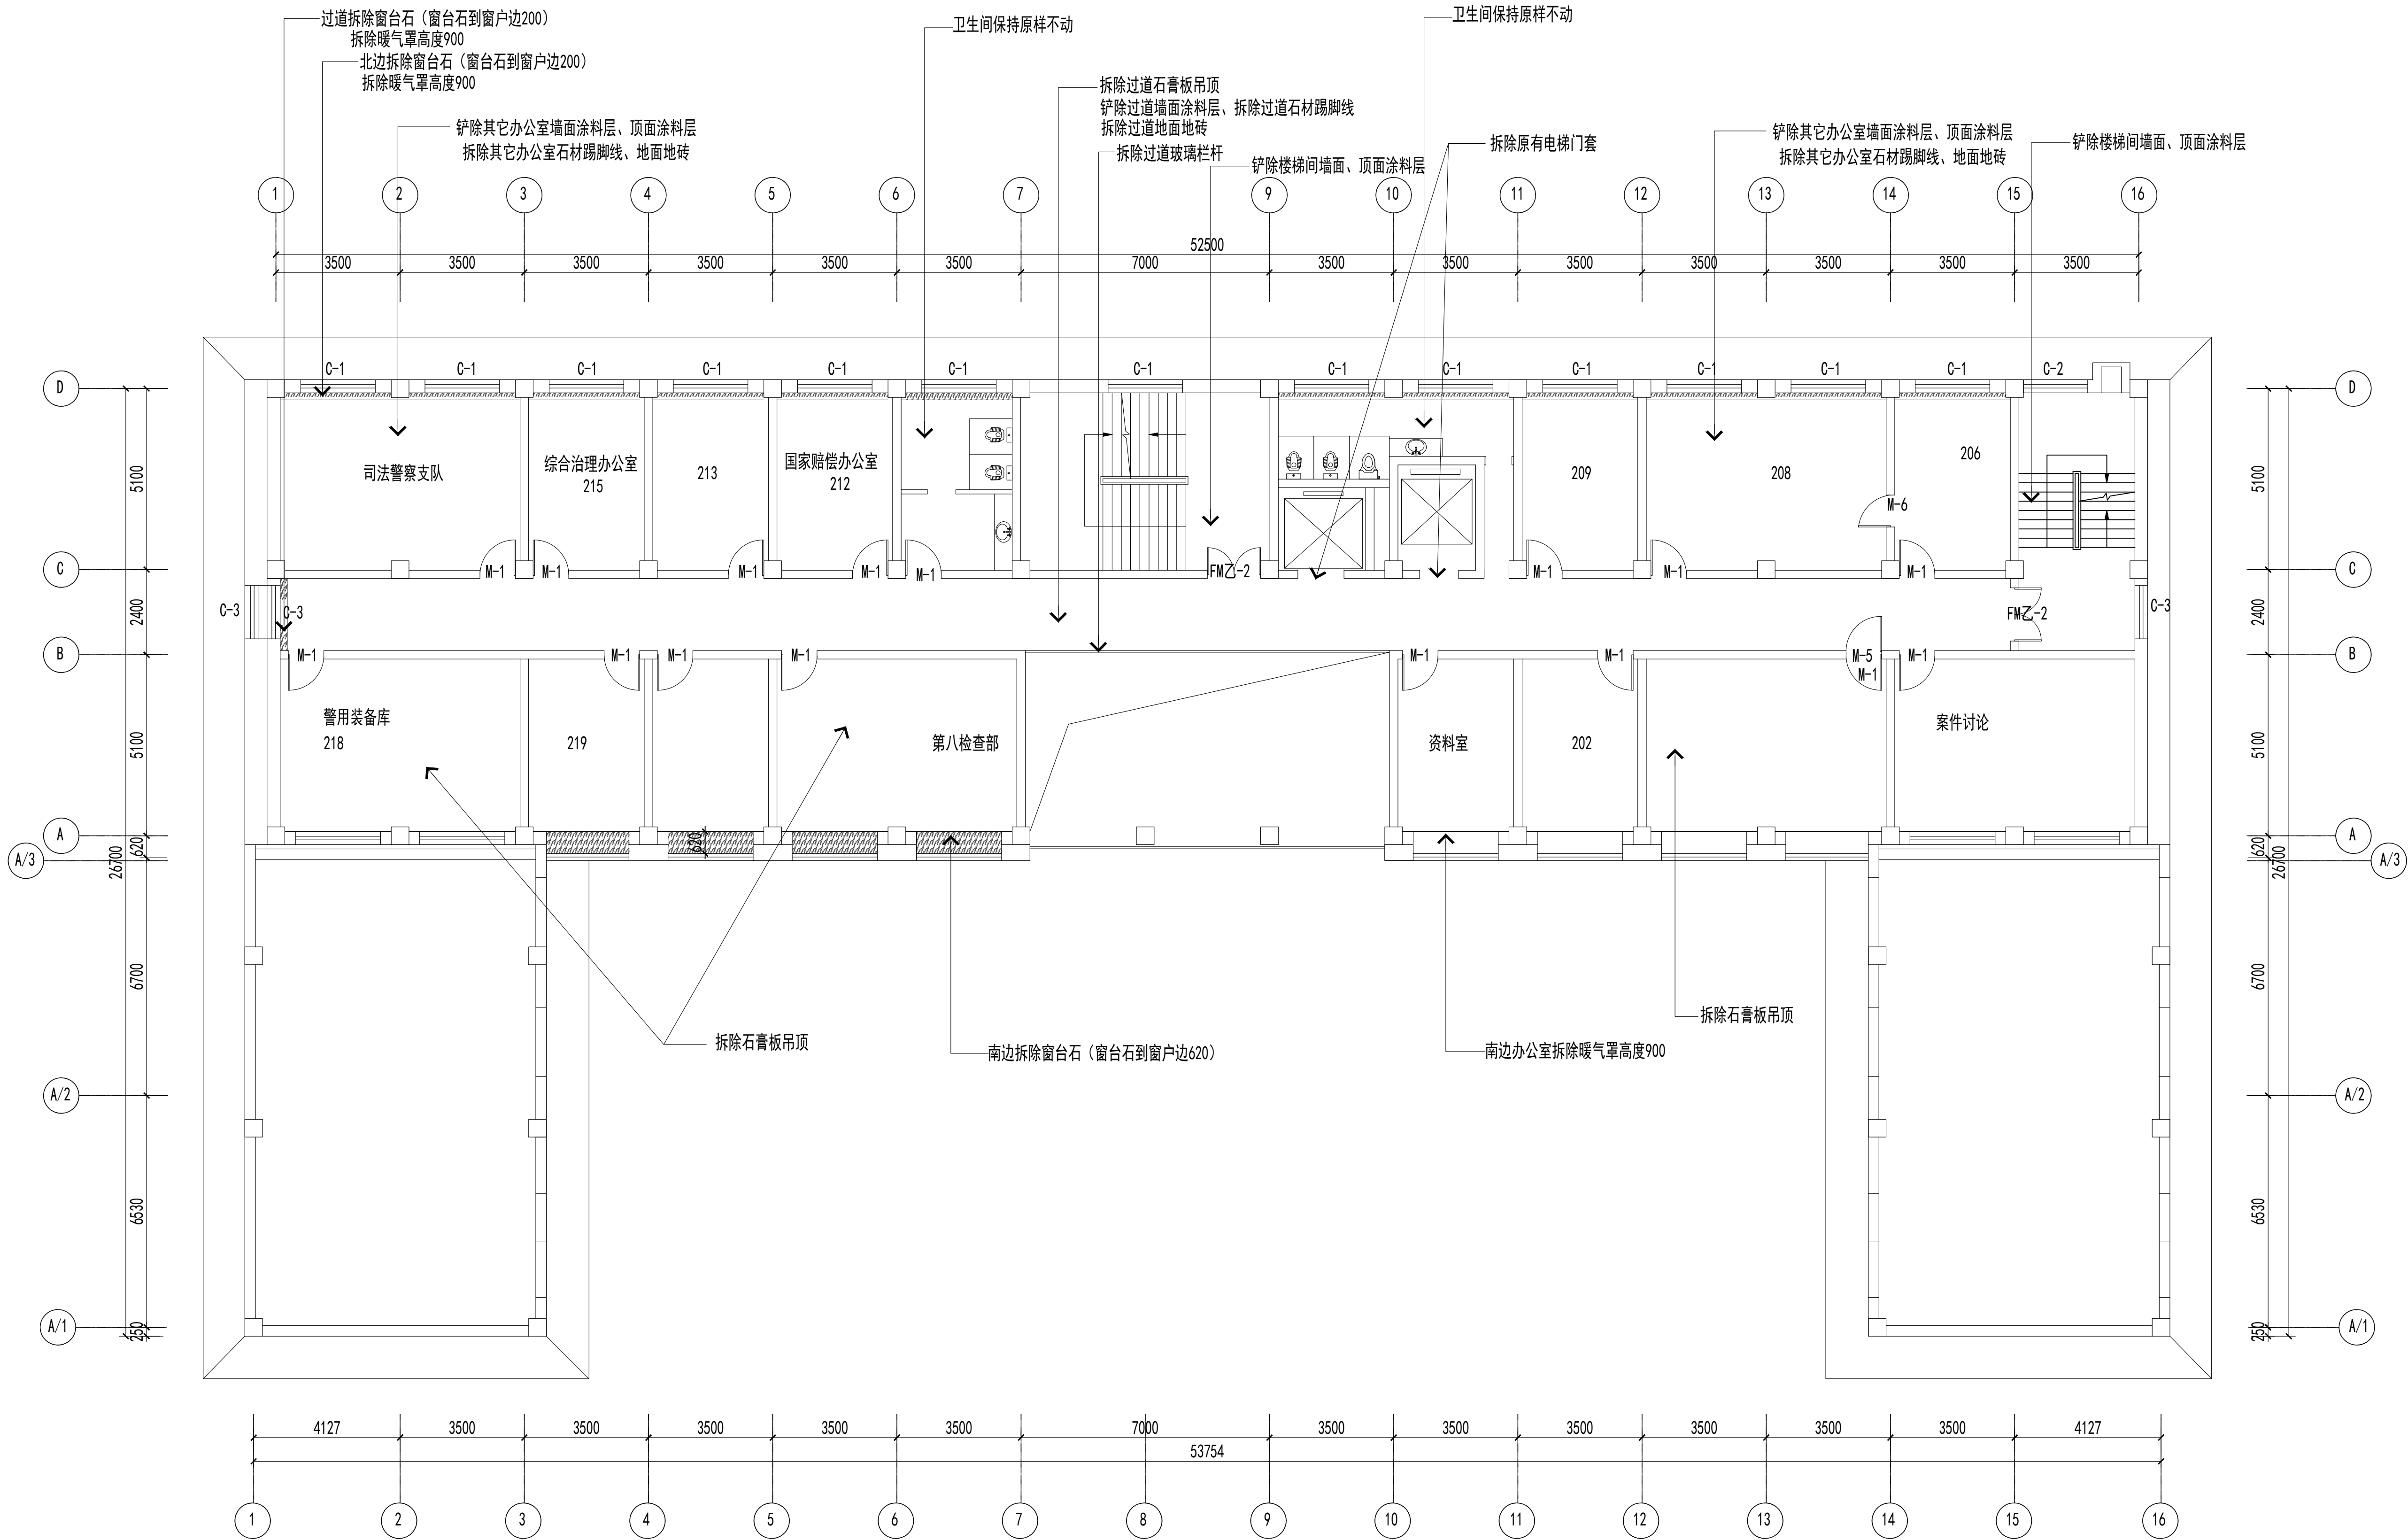

二层拆除图

1:150

说明:拆除高度按吊顶高度

设计签字栏			
审 定 人			
审 核 人			
项目负责人			
专业负责人			
校 对 人			
设 计 人			
制 图 人			
会签栏			
建 筑		结 构	
给排水		电 气	
暖 通			

建设单位

项目名称

山西省晋城市人民检察院技侦楼修缮工程

子项名称

图纸名称

二层拆除图

单位出图章

执业注册章

工程编号			
阶 段		图 别	
版 次		日 期	2026.3
比 例		图 号	ZS-16


图纸未加盖本院出图章及设计注册章无效



中誉恒信工程咨询有限公司  
ZHONGYUHENGIN ENGINEERING CONSULTING CO.,LTD

建筑行业（建筑工程）	甲级
城乡规划编制	乙级
市政行业（排水 给水 道路 桥梁）	乙级
风景园林工程设计专项	乙级
人防工程	乙级
工程勘察专业类	乙级
农林行业	乙级

联系电话：0371-58576067  
备注：

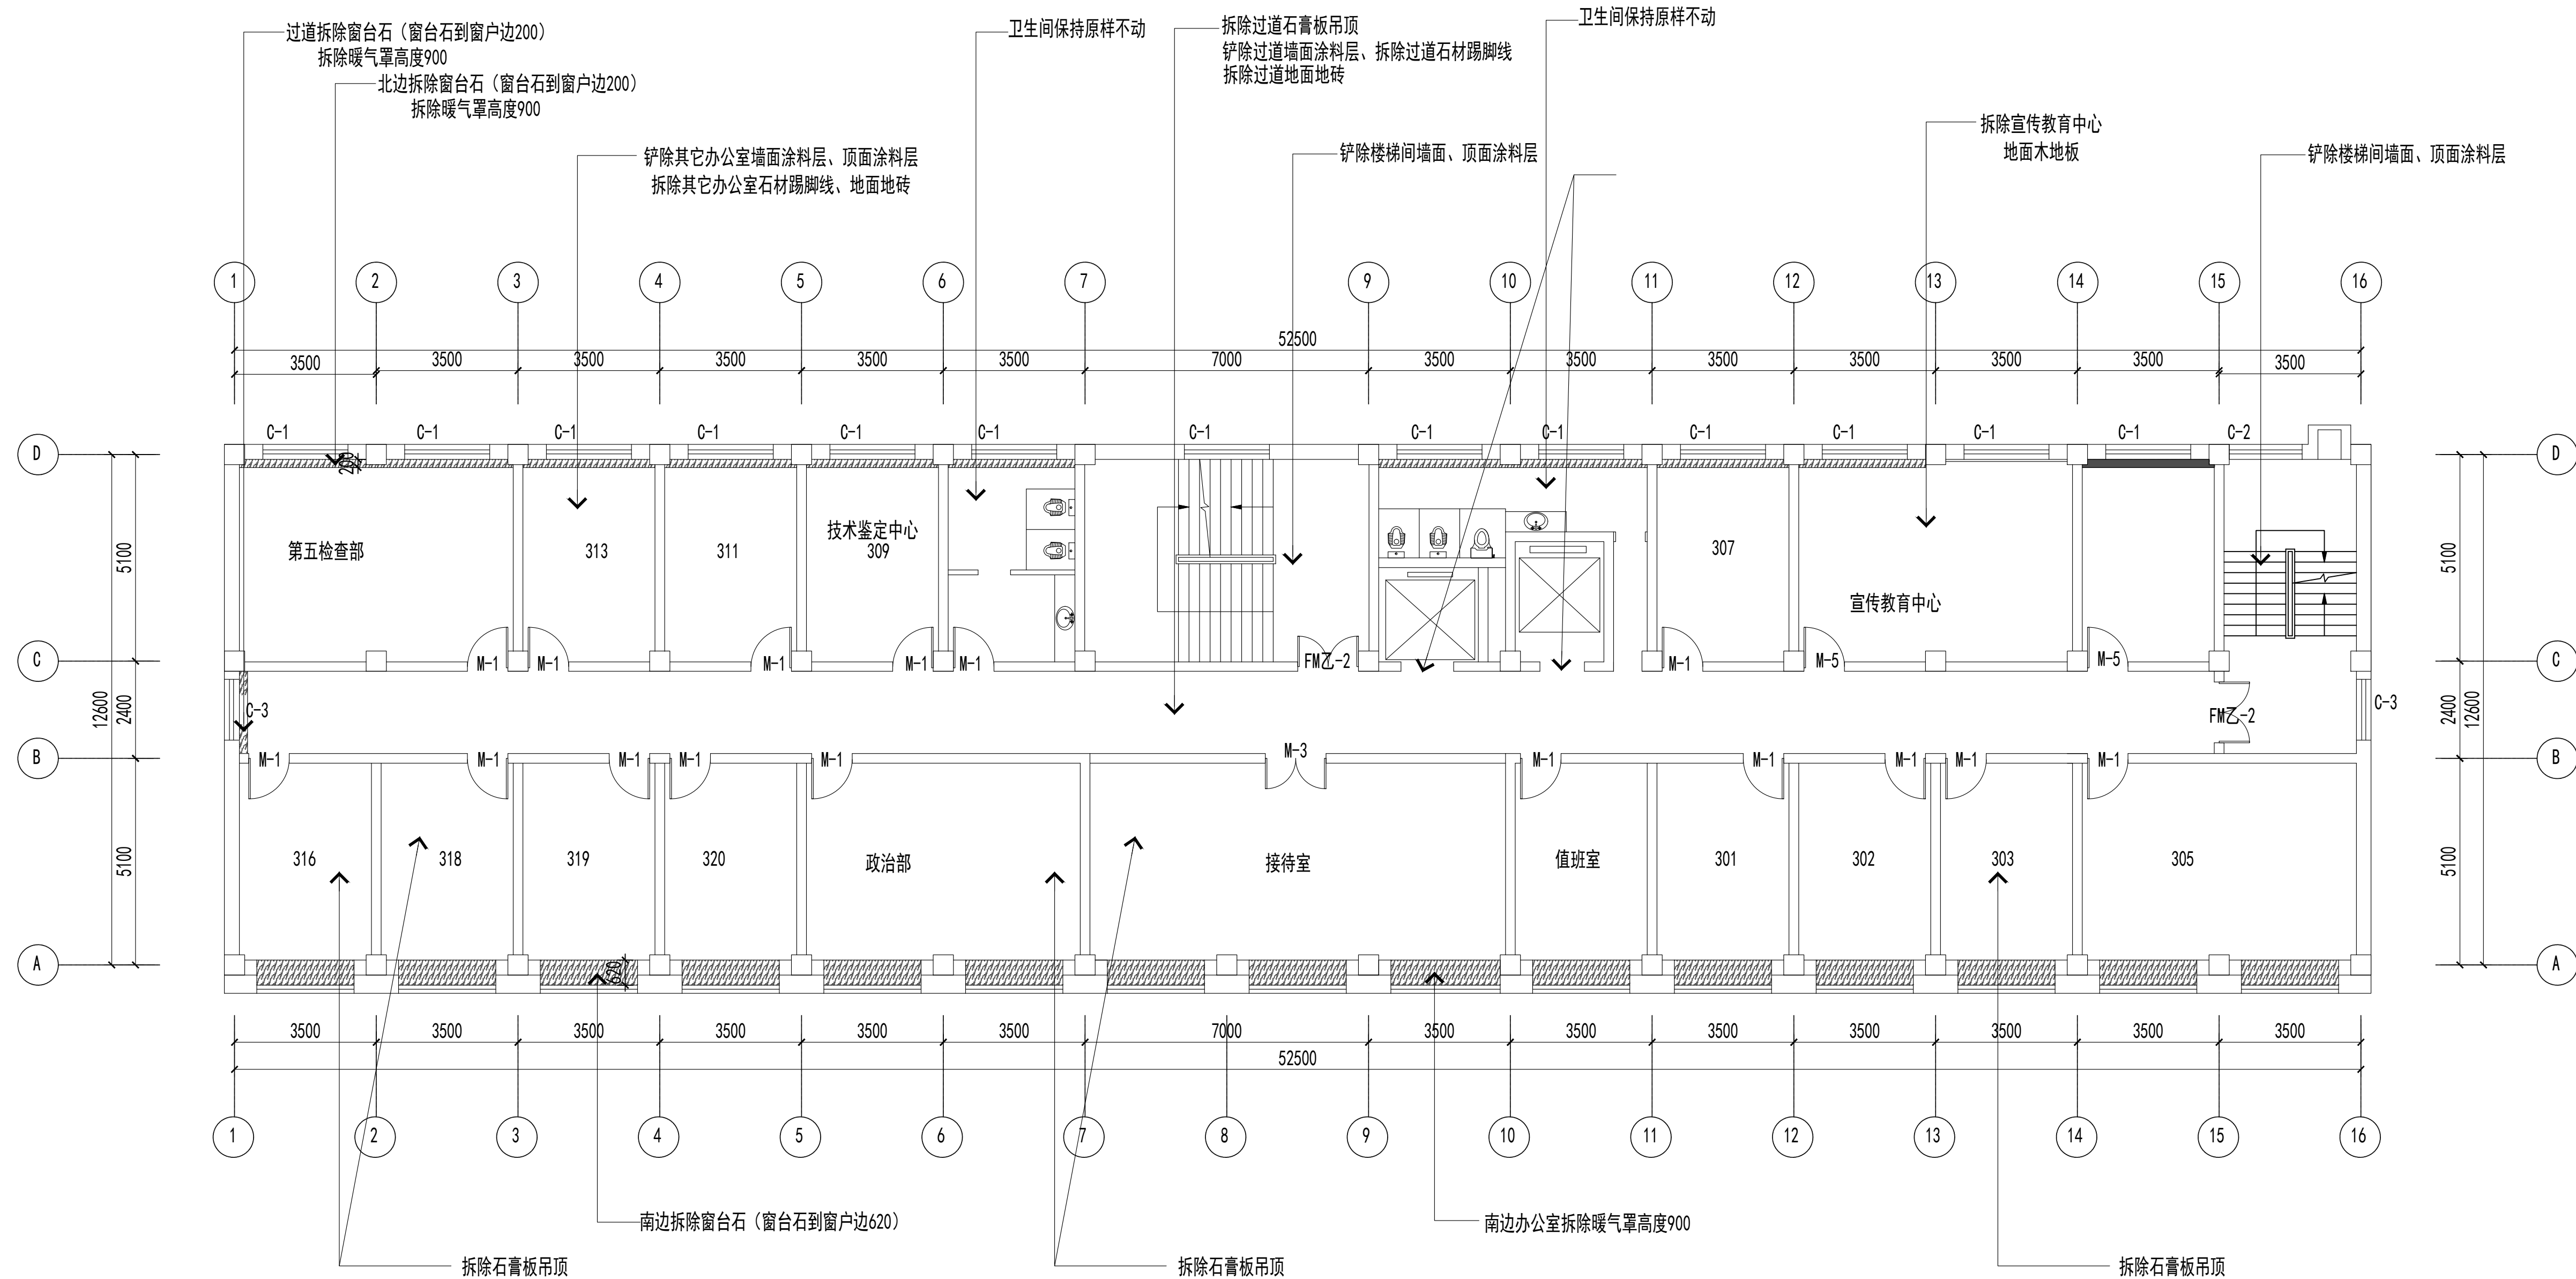

三层拆除图 1:150

说明:拆除高度按吊顶高度

设计签字栏			
审 定 人			
审 核 人			
项目负责人			
专业负责人			
校 对 人			
设 计 人			
制 图 人			

会签栏			
建 筑		结 构	
给 排 水		电 气	
暖 通			

建设单位

项目名称

山西省晋城市人民检察院技侦楼修缮工程

子项名称

图纸名称

三层拆除图

单位出图章

执业注册章

工程编号			
阶 段		图 别	
版 次		日 期	2026.3
比 例		图 号	ZS-22

图纸未加盖本院出图章及设计注册章无效






中誉恒信工程咨询有限公司  
ZHONGTUHENGXIN ENGINEERING CONSULTING CO.,LTD

建筑行业（建筑工程）	甲级
城乡规划编制	乙级
市政行业（排水 给水 道路 桥梁）	乙级
风景园林工程设计专项	乙级
人防工程	乙级
工程勘察专业类	乙级
农林行业	乙级

联系电话：0371-58576067  
备 注：

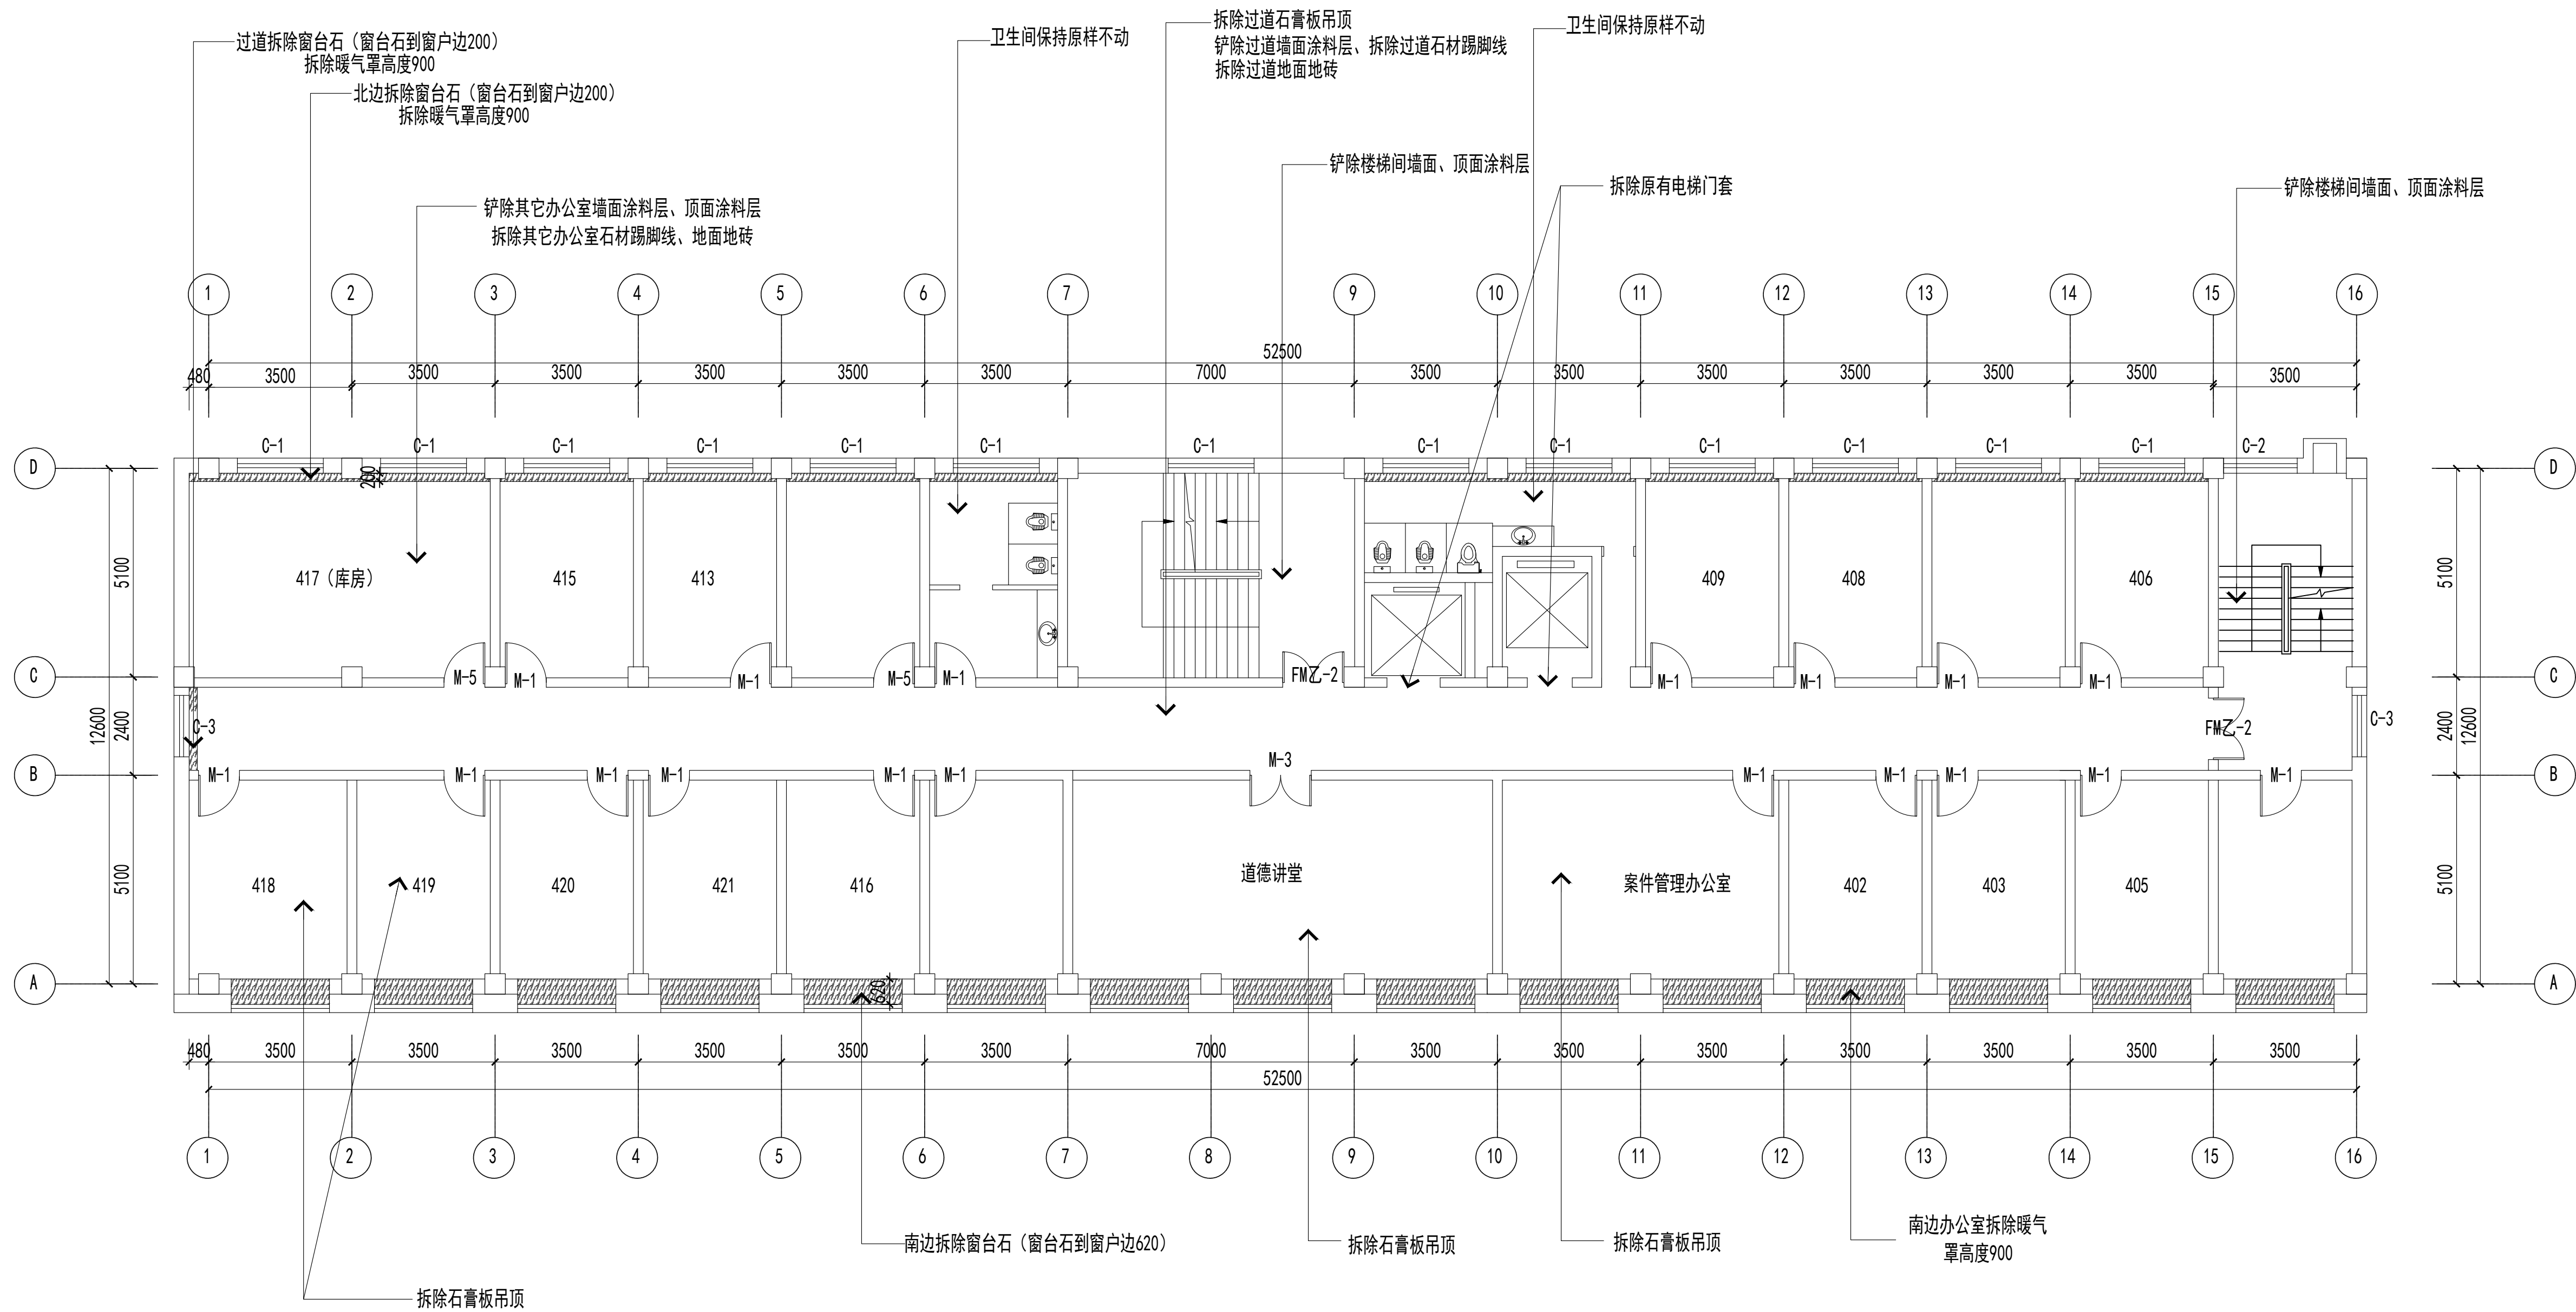

四层拆除图 1:150

说明:拆除高度按吊顶高度


设计签字栏			
审 定 人			
审 核 人			
项目负责人			
专业负责人			
校 对 人			
设 计 人			
制 图 人			
会签栏			
建 筑		结 构	
给排水		电 气	
暖 通			

建设单位
项目名称
山西省晋城市人民检察院技侦楼修缮工程
子项名称
图纸名称
四层拆除图

单位出图章
执业注册章

工程编号			
阶 段		图 别	
版 次		日 期	2026.3
比 例		图 号	ZS-28

图纸未加盖本院出图章及设计注册章无效

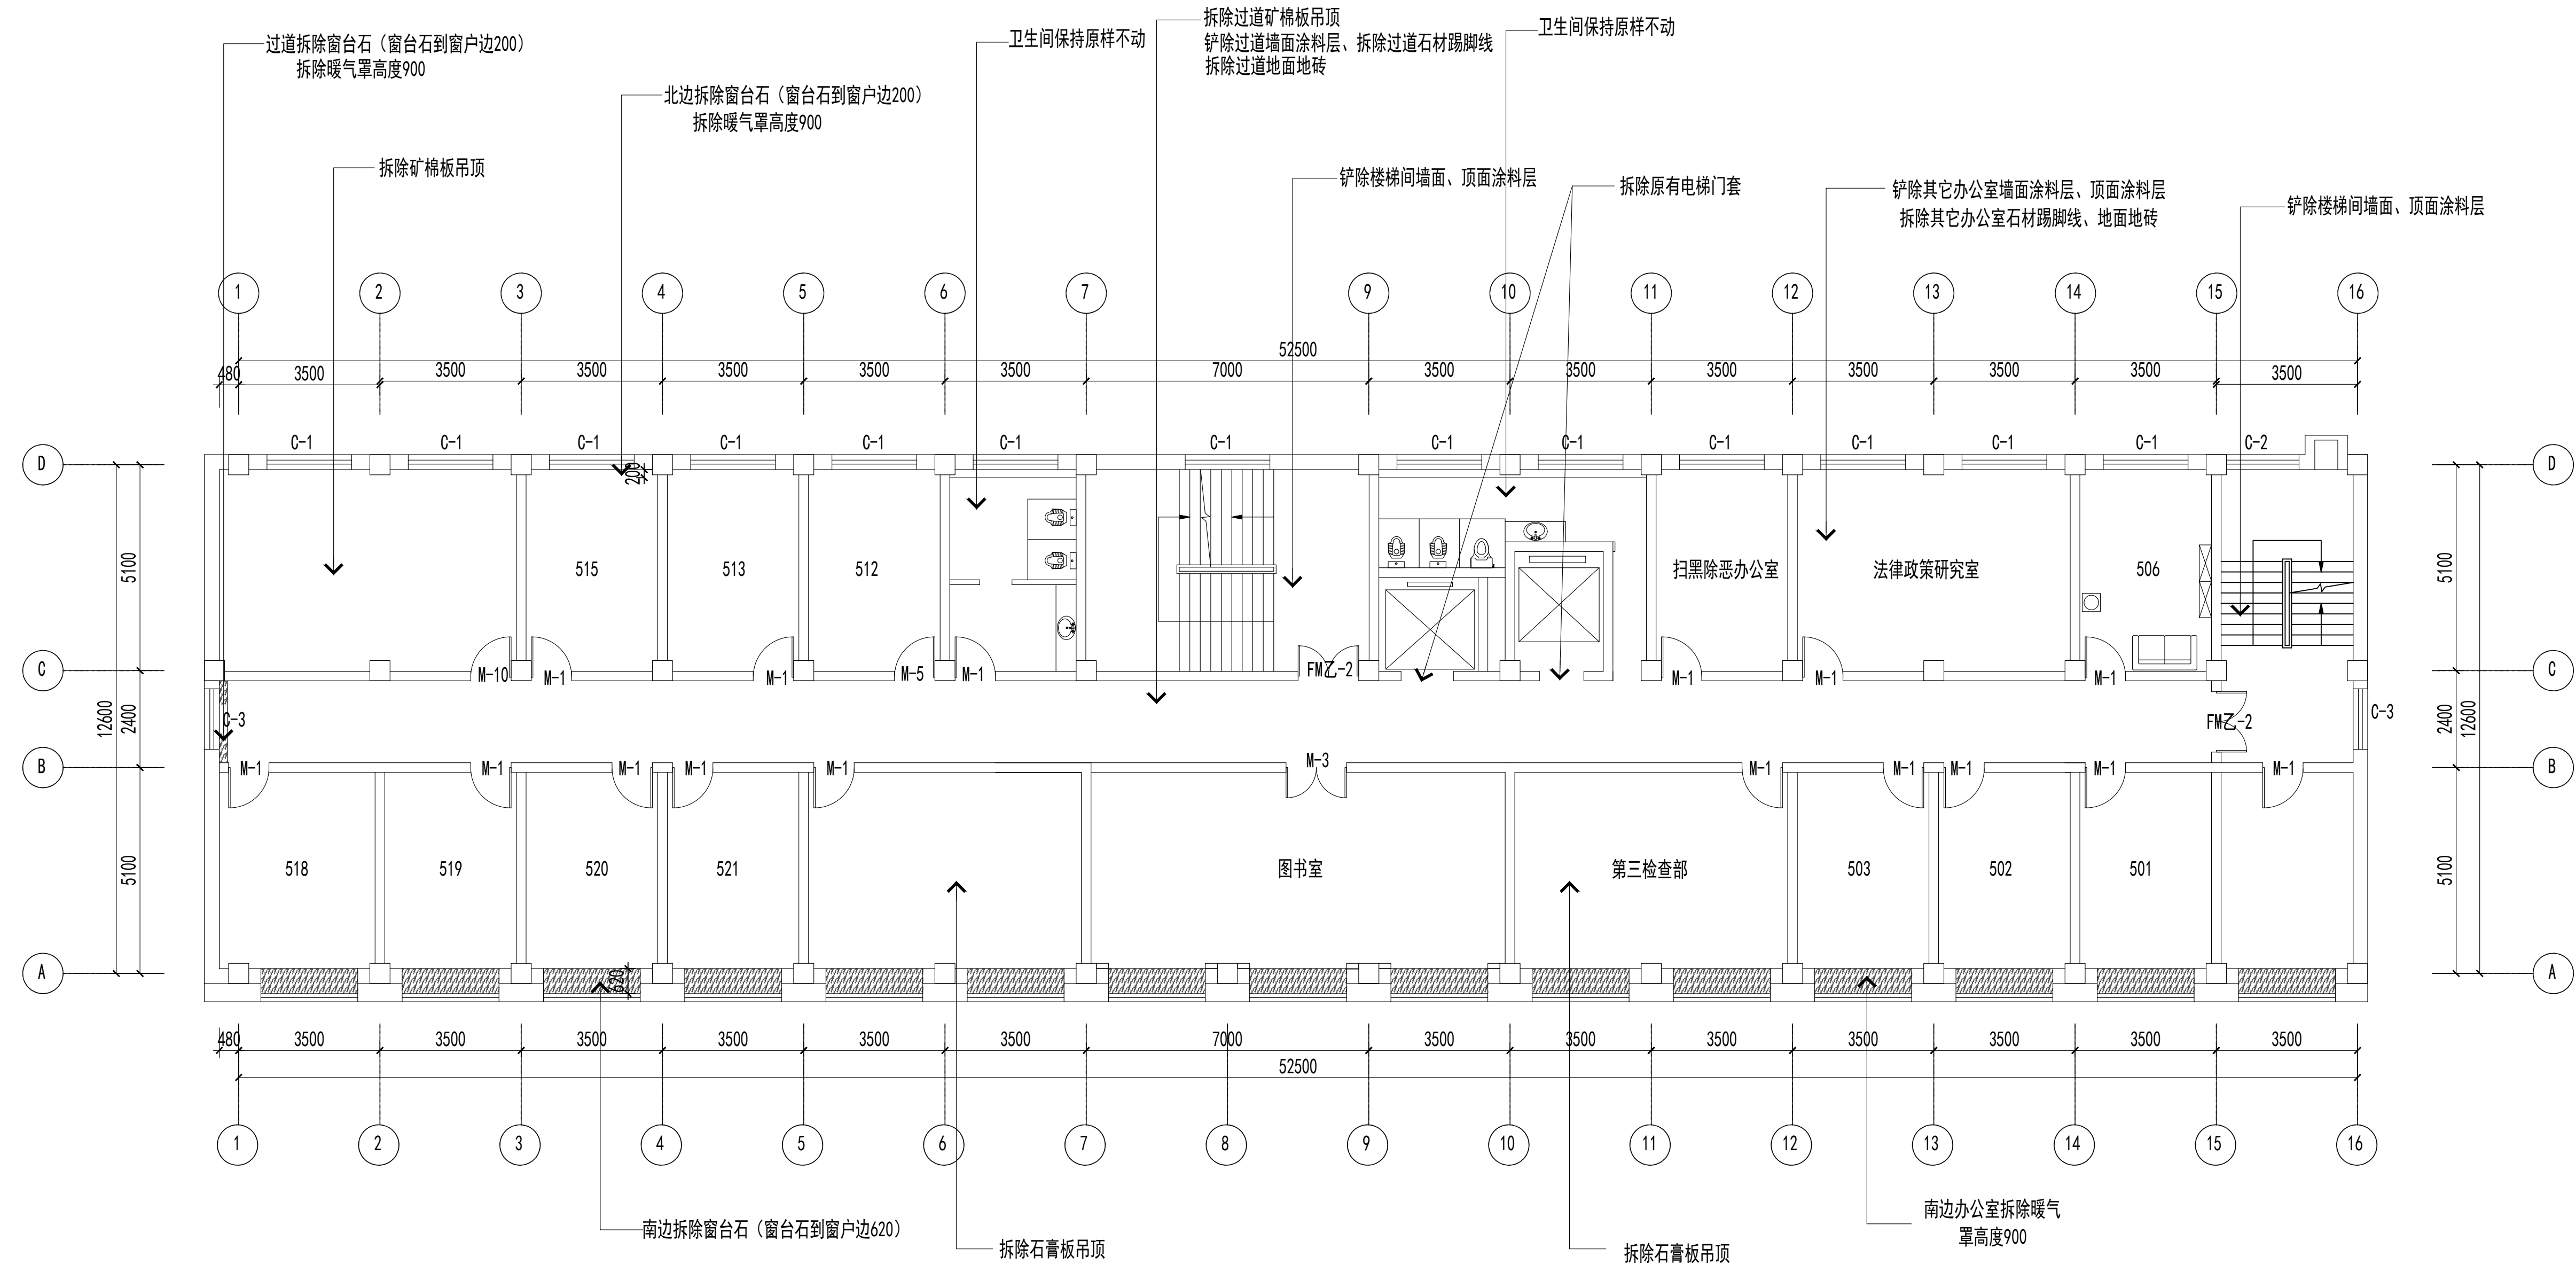

五层拆除图 1:150

说明:拆除高度按吊顶高度

审定人		俞建平	
审核人		纪长	
项目负责人		俞建平	
专业负责人		纪长	
校对		俞建	
设计人		俞建	
制图人		俞建	

主 筑			结 构		
排水			电 气		
通					

建设单位

项目名称	
------	--

山西省晋城市人民检察院技侦楼修缮工程

序号	项目名称	项目内容	项目金额	项目备注
1	项目一	项目一内容	100000	
2	项目二	项目二内容	200000	
3	项目三	项目三内容	300000	
4	项目四	项目四内容	400000	
5	项目五	项目五内容	500000	
6	项目六	项目六内容	600000	
7	项目七	项目七内容	700000	
8	项目八	项目八内容	800000	
9	项目九	项目九内容	900000	
10	项目十	项目十内容	1000000	

旧纸名称	
------	--


五层拆除图单位出图章

業注册章

工程编号				
分 段		图 别		
版 次		日 期	2026.3	
之 例		图 号	ZS-34	

建筑行业（建筑工程）	甲级
城乡规划编制	乙级
政行业（排水 给水 道路 桥梁）	乙级
景观园林工程设计专项	乙级
防工程	乙级
程勘察专业类	乙级
林行业	乙级

 联系电话: 0371-5857606  
注:



说明:拆除高度按吊顶高度

设计签字栏				
审定人			高建平	
审核人			纪永	
项目负责人			高建平	
专业负责人			纪永	
校对			高建平	
设计人			李坤	
绘图人			李坤	
设计签字栏				
审核人		结构		
给排水		电气		
暖通				

建设单位
项目名称
山西省晋城市人民检察院技侦楼修缮工程
子项名称
图纸名称
六层拆除图

单位出图章

業注册章


工程编号				
分 段		图 别		
版 次		日 期	2026.3	
之 例		图 号	ZS-40	



中誉恒信工程咨询有限公司  
ZHONGYUHENXIN ENGINEERING CONSULTING CO.,LTD

建筑行业（建筑工程）	甲级
城乡规划编制	乙级
市政行业（排水 给水 道路 桥梁）	乙级
风景园林工程设计专项	乙级
人防工程	乙级
工程勘察专业类	乙级
农林行业	乙级

联系电话：0371-58576067  
备 注：

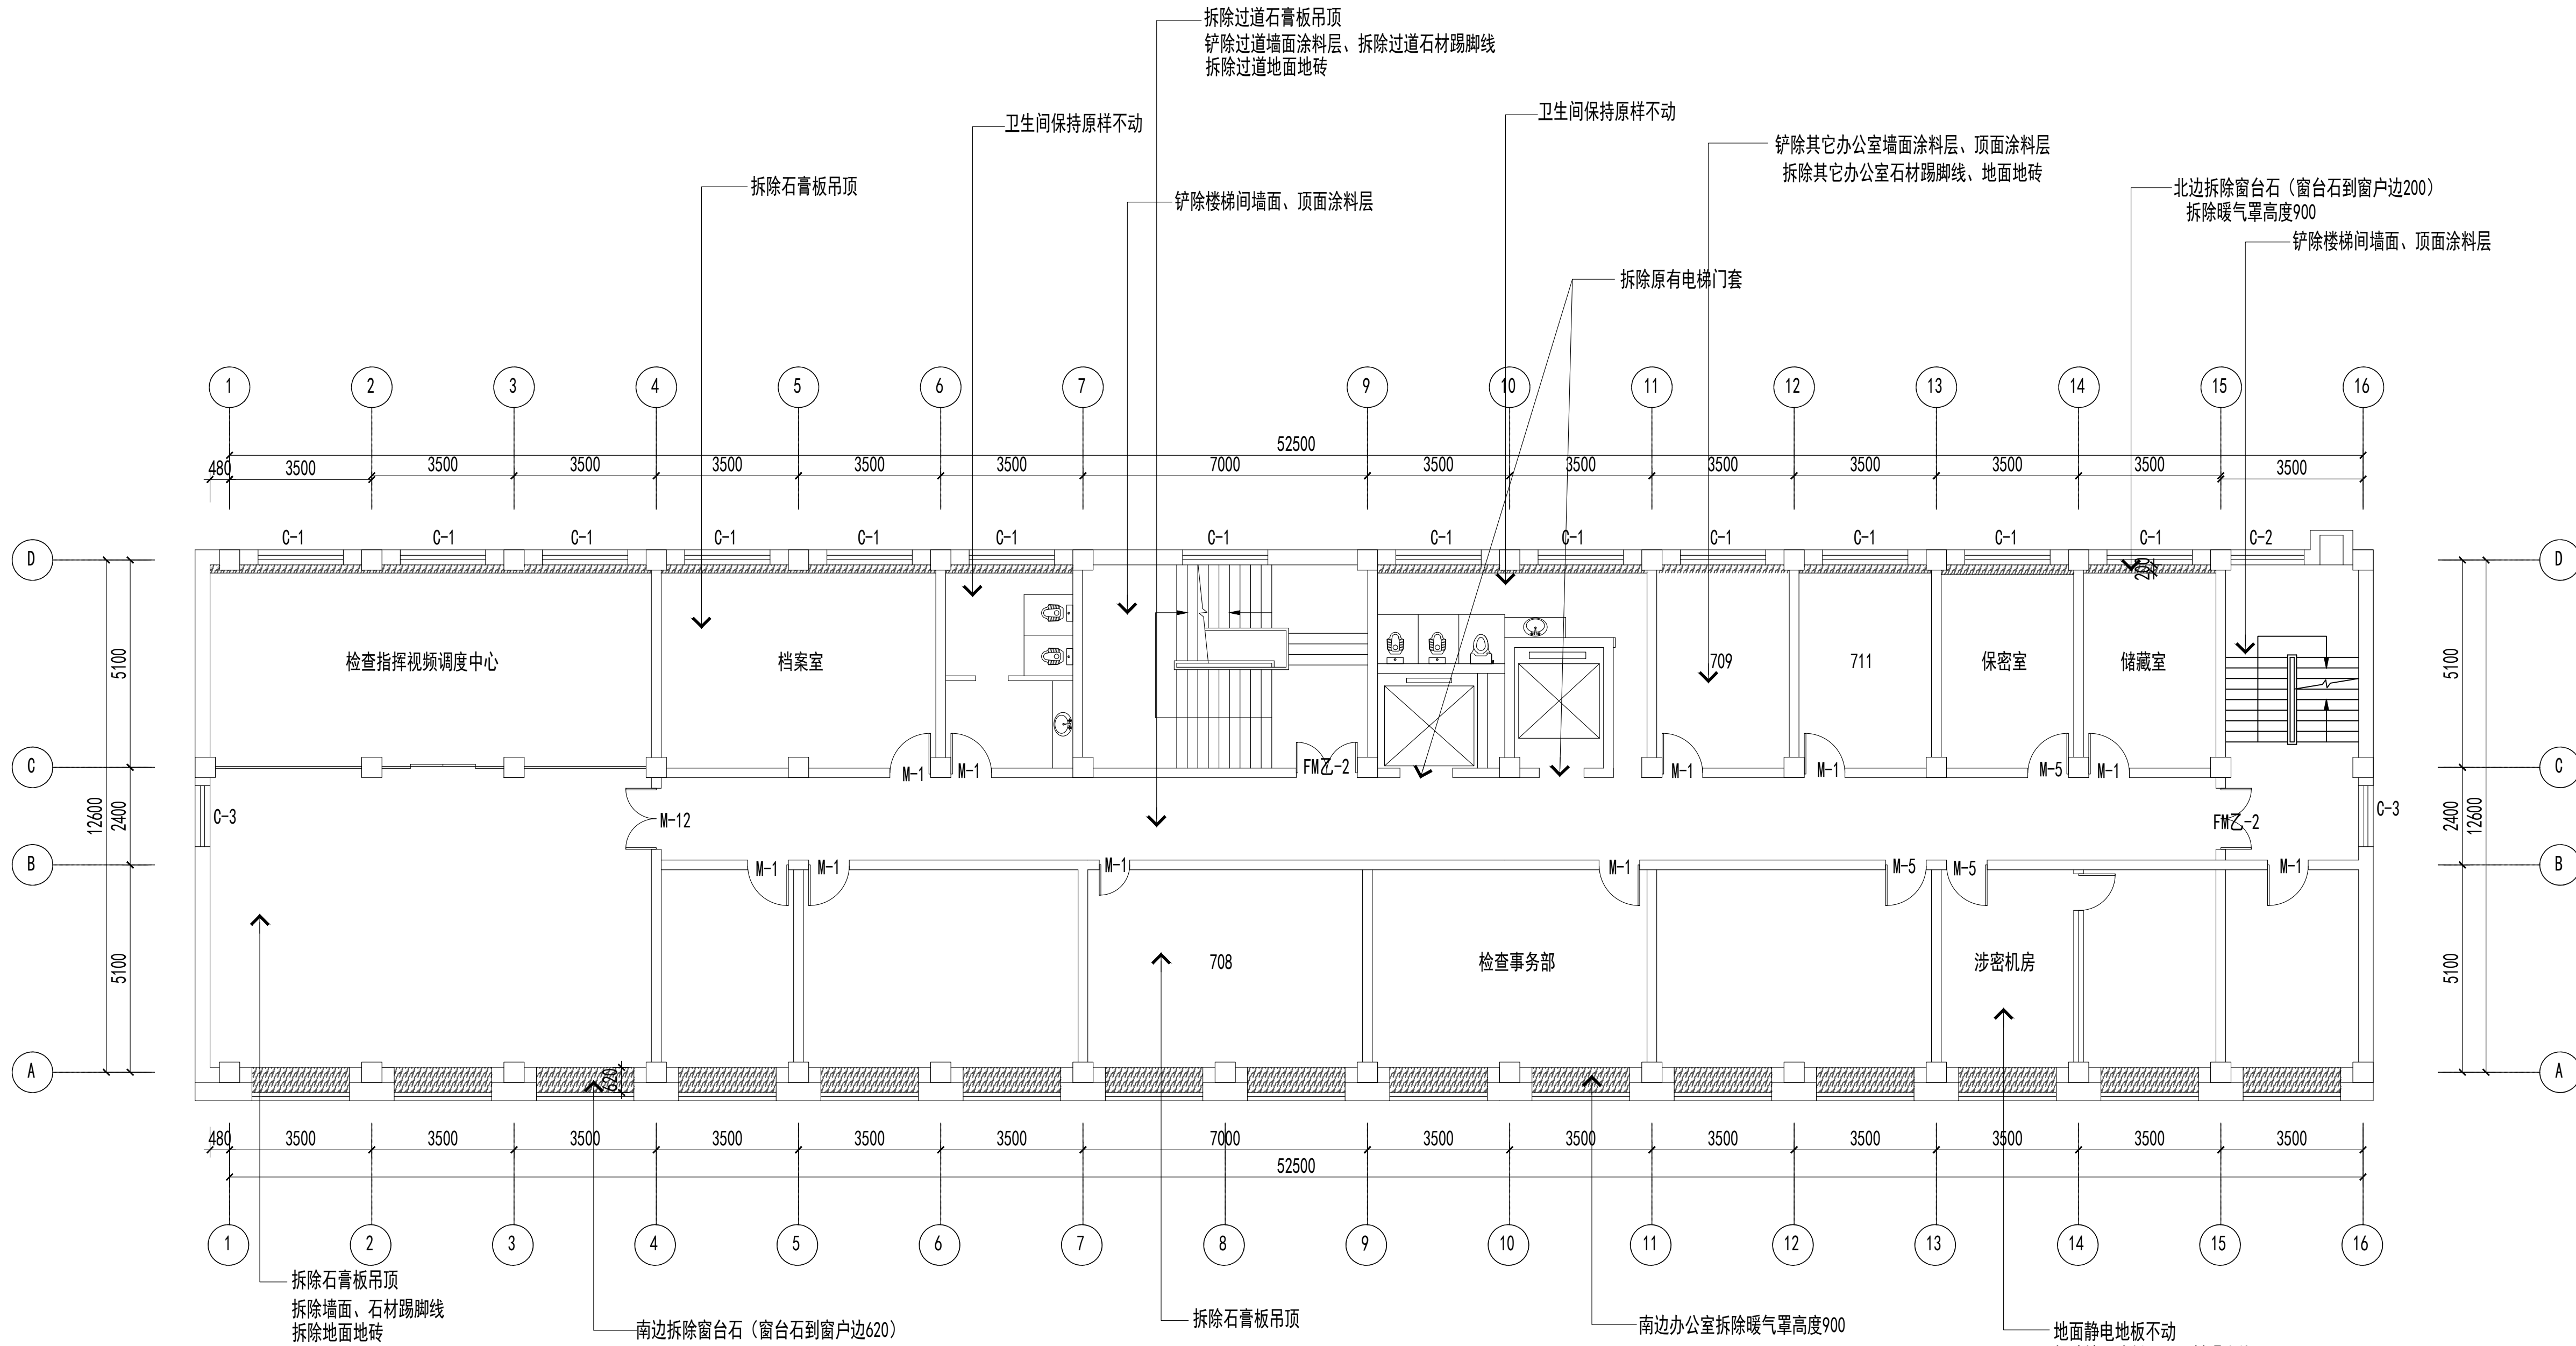

七层拆除图 1:150

说明:拆除高度按吊顶高度

设计签字栏			
审 定 人		审核人	
审 核 人		项目负责	
项目负责		专业负责	
校 对 人		设 计 人	
制 图 人		会 签 栏	
建 筑		结 构	
给 排 水		电 气	
暖 通			

建设单位
项目名称
山西省晋城市人民检察院技侦楼修缮工程
子项名称
图纸名称
七层拆除图

单位出图章
执业注册章

工程编号		图 别	
阶 段		日 期	2026.3
比 例		图 号	ZS-46


图纸未加盖本院出图章及设计注册章无效



中誉恒信工程咨询有限公司  
ZHONGTUHENGXIN ENGINEERING CONSULTING CO.,LTD

建筑行业（建筑工程）	甲级
城乡规划编制	乙级
市政行业（排水 给水 道路 桥梁）	乙级
风景园林工程设计专项	乙级
人防工程	乙级
工程勘察专业类	乙级
农林行业	乙级

联系电话：0371-58576067  
备 注：

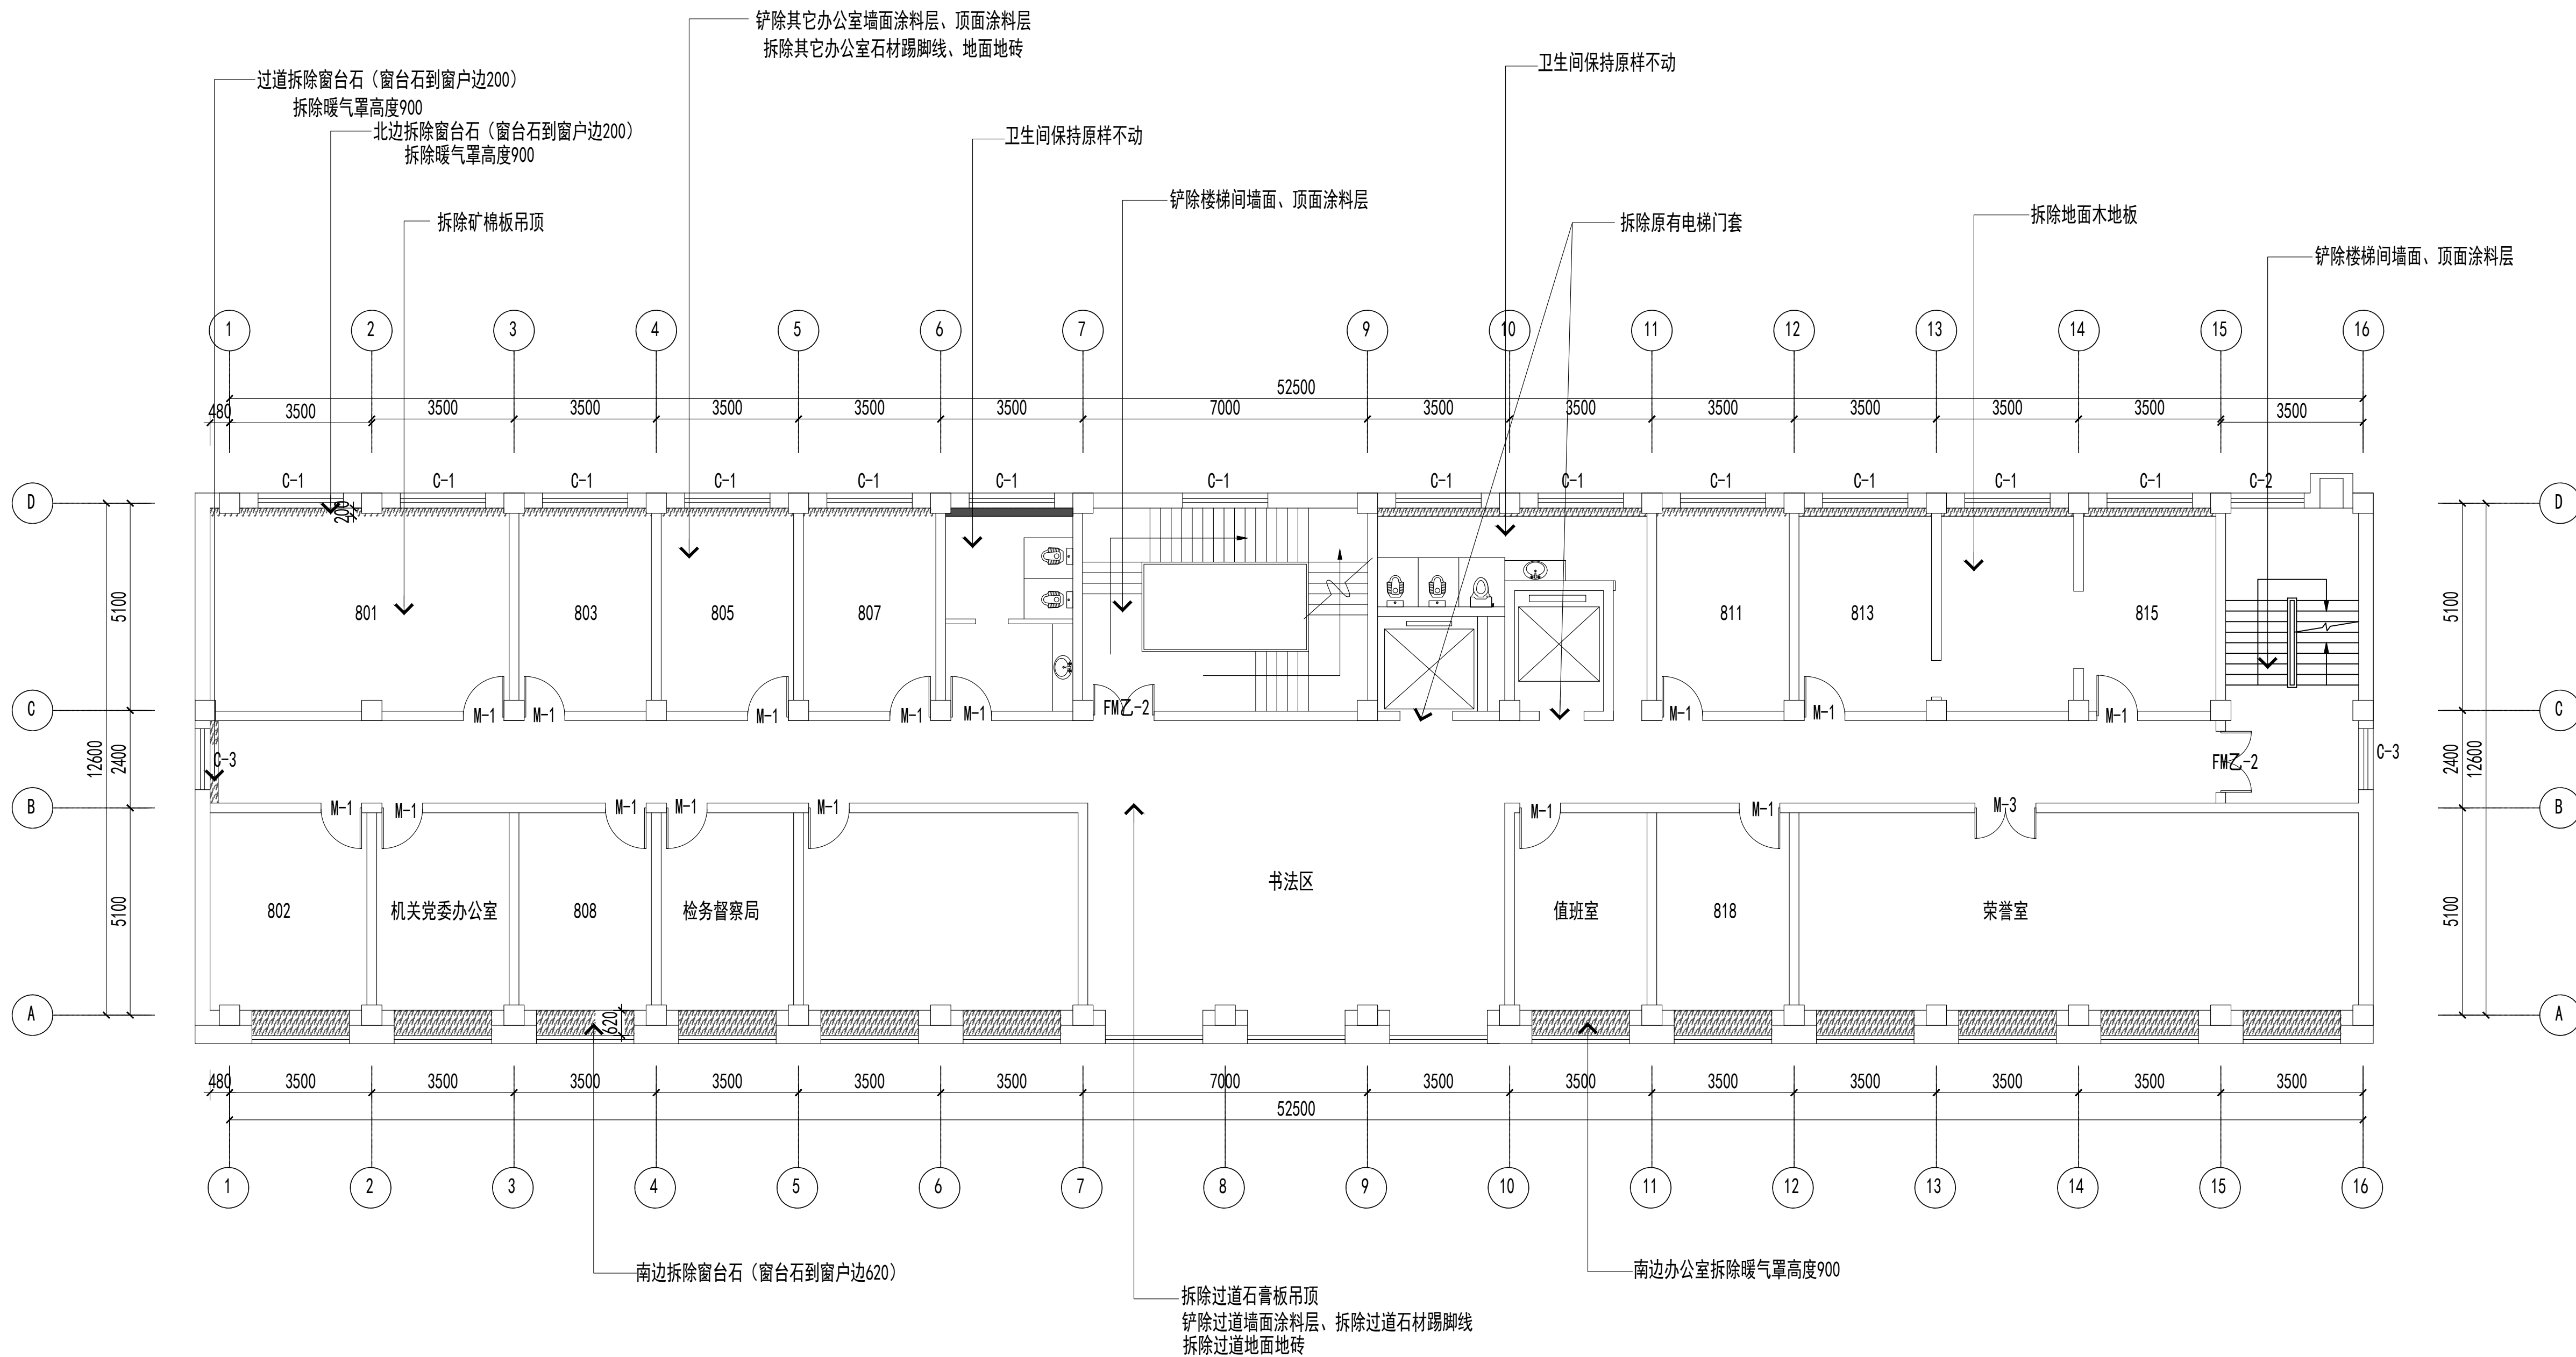

八层拆除图 1:150

说明:拆除高度按吊顶高度

设计签字栏				
审 定 人				
审 核 人				
项目负责人				
专业负责人				
校 对 人				
设 计 人				
制 图 人				
会签栏				
建 筑		结 构		
给 排 水		电 气		
暖 通				

建设单位

项目名称

山西省晋城市人民检察院技侦楼修缮工程

子项名称

图纸名称


八层拆除图

单位出图章

执业注册章

工程编号			
阶 段		图 别	
版 次		日 期	2026.3
比 例		图 号	ZS-62

图纸未加盖本院出图章及设计注册章无效

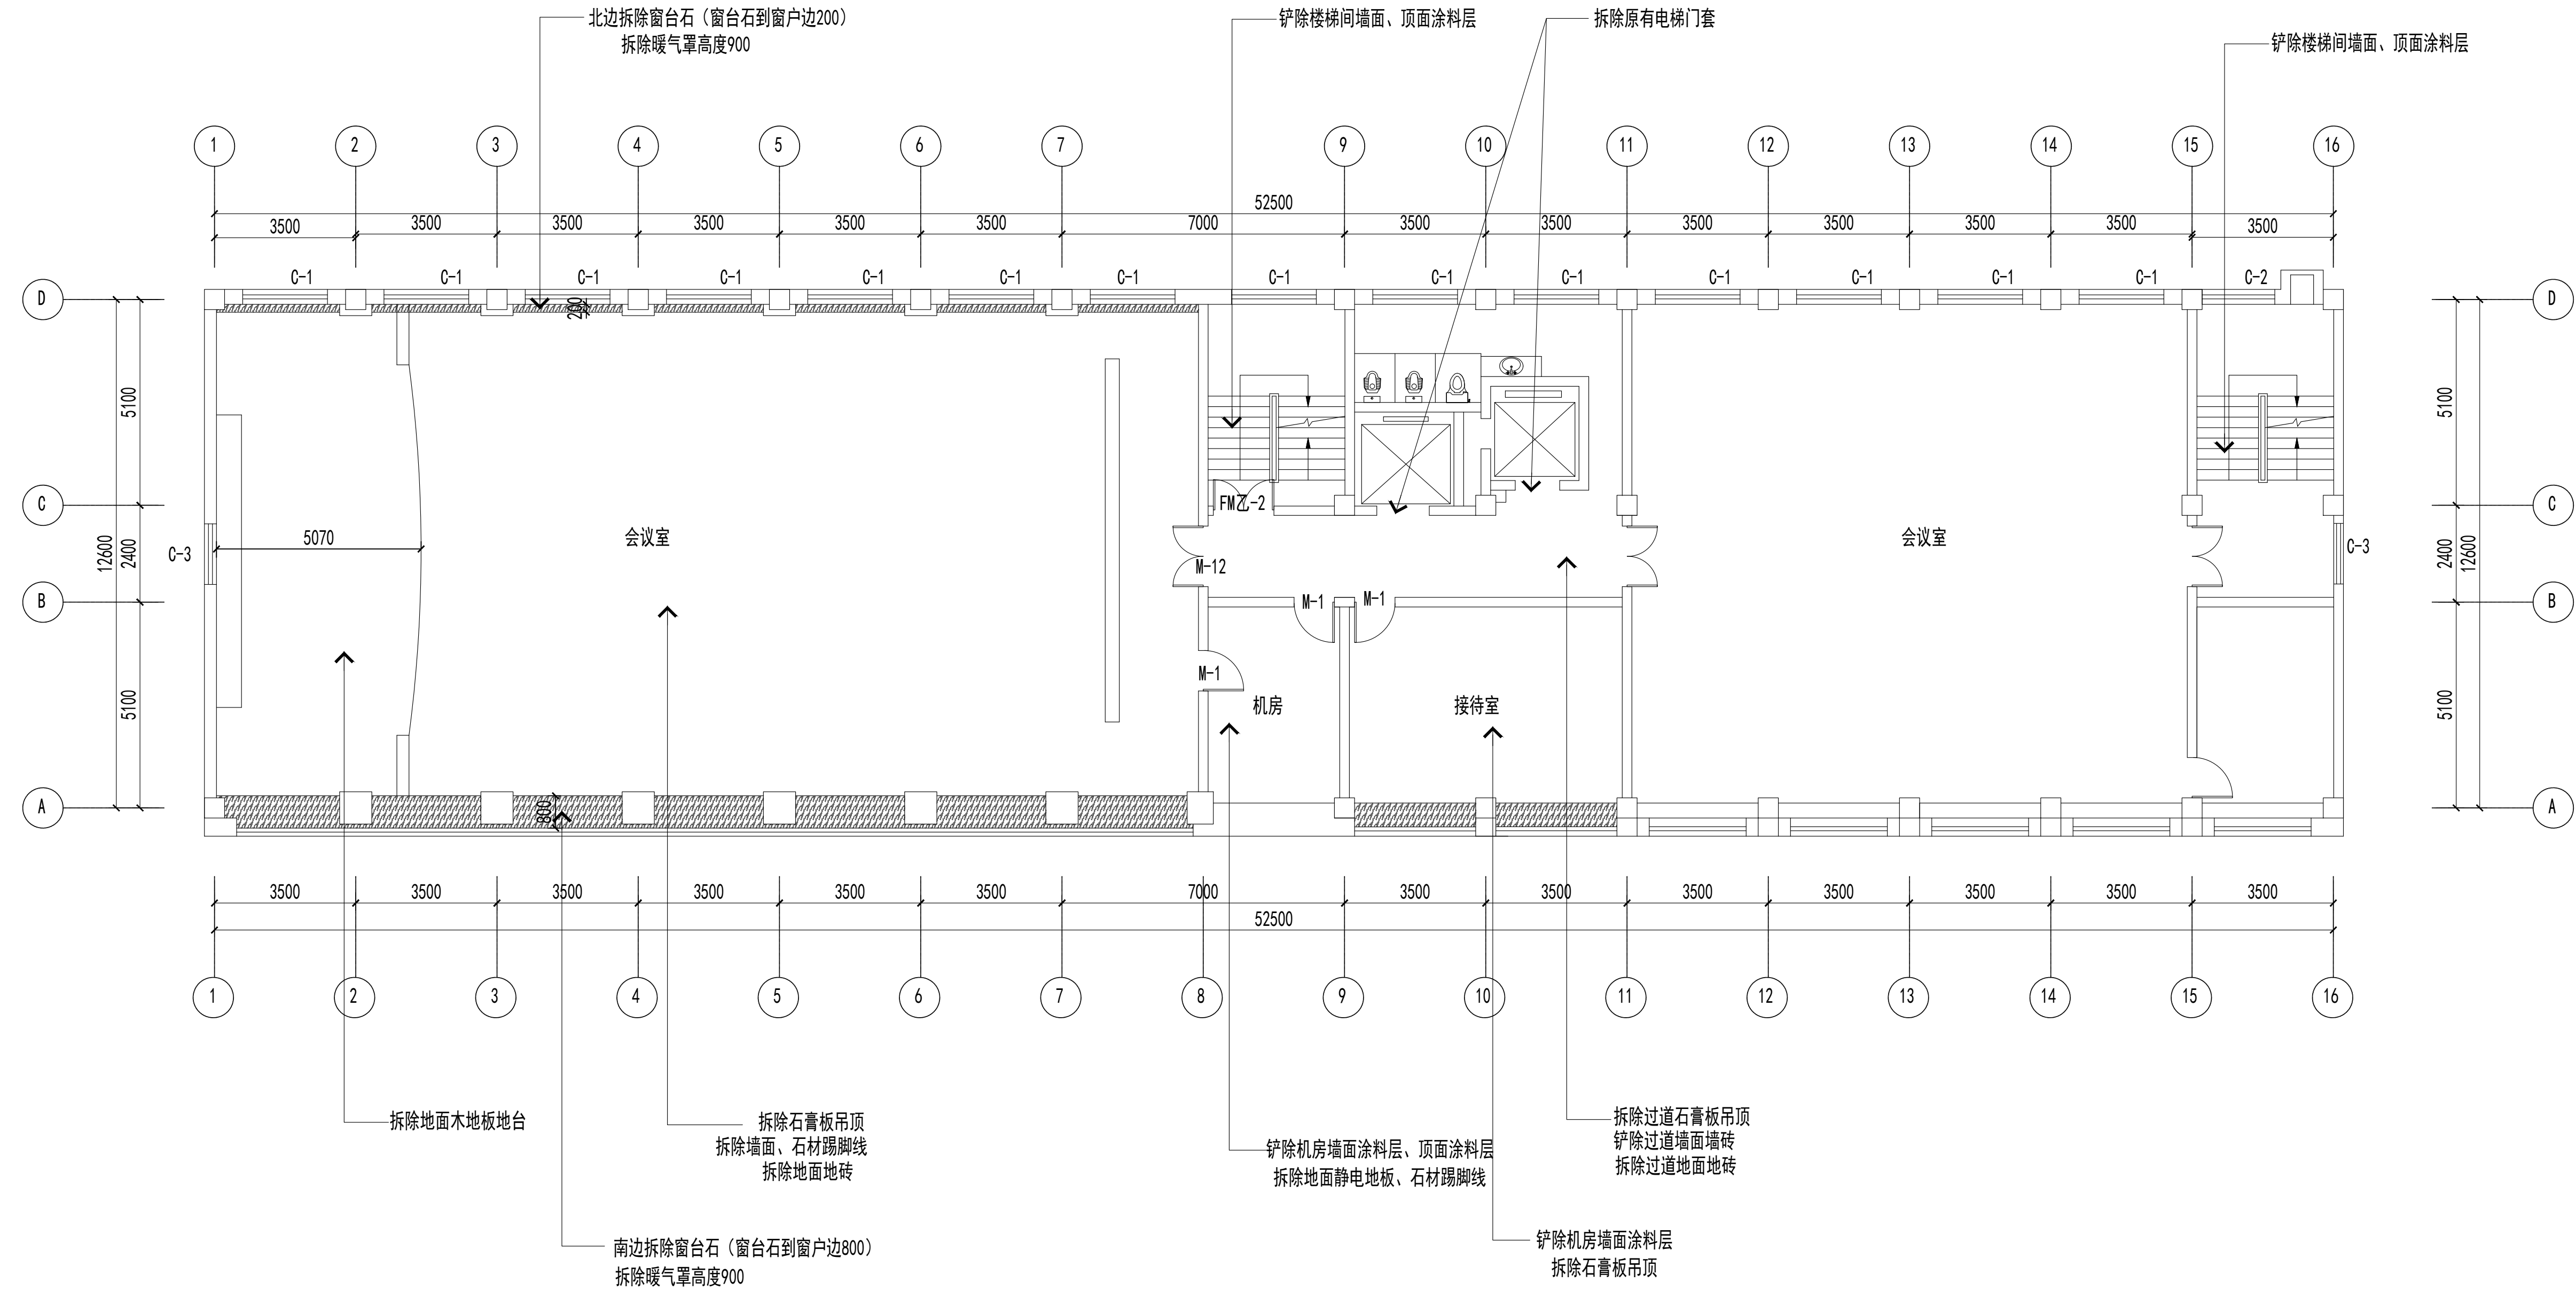

九层拆除图 1:150

说明:拆除高度按吊顶高度

设计签字栏			
审定人		设计人	
审核人		校对	
项目负责人		设计人	
专业负责人		校对	
设计人		设计人	
审核人		校对	
签字栏		结构	
暖通		电气	
给排水			
通			

建设单位

项目名称	项目内容	项目金额	项目备注
1. 项目一	项目一内容	100000	项目一备注
2. 项目二	项目二内容	200000	项目二备注
3. 项目三	项目三内容	300000	项目三备注
4. 项目四	项目四内容	400000	项目四备注
5. 项目五	项目五内容	500000	项目五备注
6. 项目六	项目六内容	600000	项目六备注
7. 项目七	项目七内容	700000	项目七备注
8. 项目八	项目八内容	800000	项目八备注
9. 项目九	项目九内容	900000	项目九备注
10. 项目十	项目十内容	1000000	项目十备注

山西省晋城市人民检察院技侦楼修缮工程

[illegible][illegible]

九层拆除图

单位出图章

業注册章

工程编号			
分 段		图 别	
次		日 期	2026.3
例		图 号	ZS-58



中誉恒信工程咨询有限公司  
ZHONGYUHENGIN ENGINEERING CONSULTING CO.,LTD

建筑行业（建筑工程）	甲级
城乡规划编制	乙级
市政行业（排水 给水 道路 桥梁）	乙级
风景园林工程设计专项	乙级
人防工程	乙级
工程勘察专业类	乙级
农林行业	乙级

联系电话：0371-58576067  
备注：

设计签字栏			
审 定 人			
审 核 人			
项目负责人			
专业负责人			
校 对 人			
设 计 人			
制 图 人			
会 签 栏			
建 筑		结 构	
给 排 水		电 气	
暖 通			
建设单位			

项目名称  
山西省晋城市人民检察院技侦楼修缮工程


图纸名称  
一层平面图

单位出图章

执业注册章

工程编号			
阶 段		图 别	
版 次		日 期	2026.3
比 例		图 号	ZS-11

图纸未加盖本院出图章及设计注册章无效

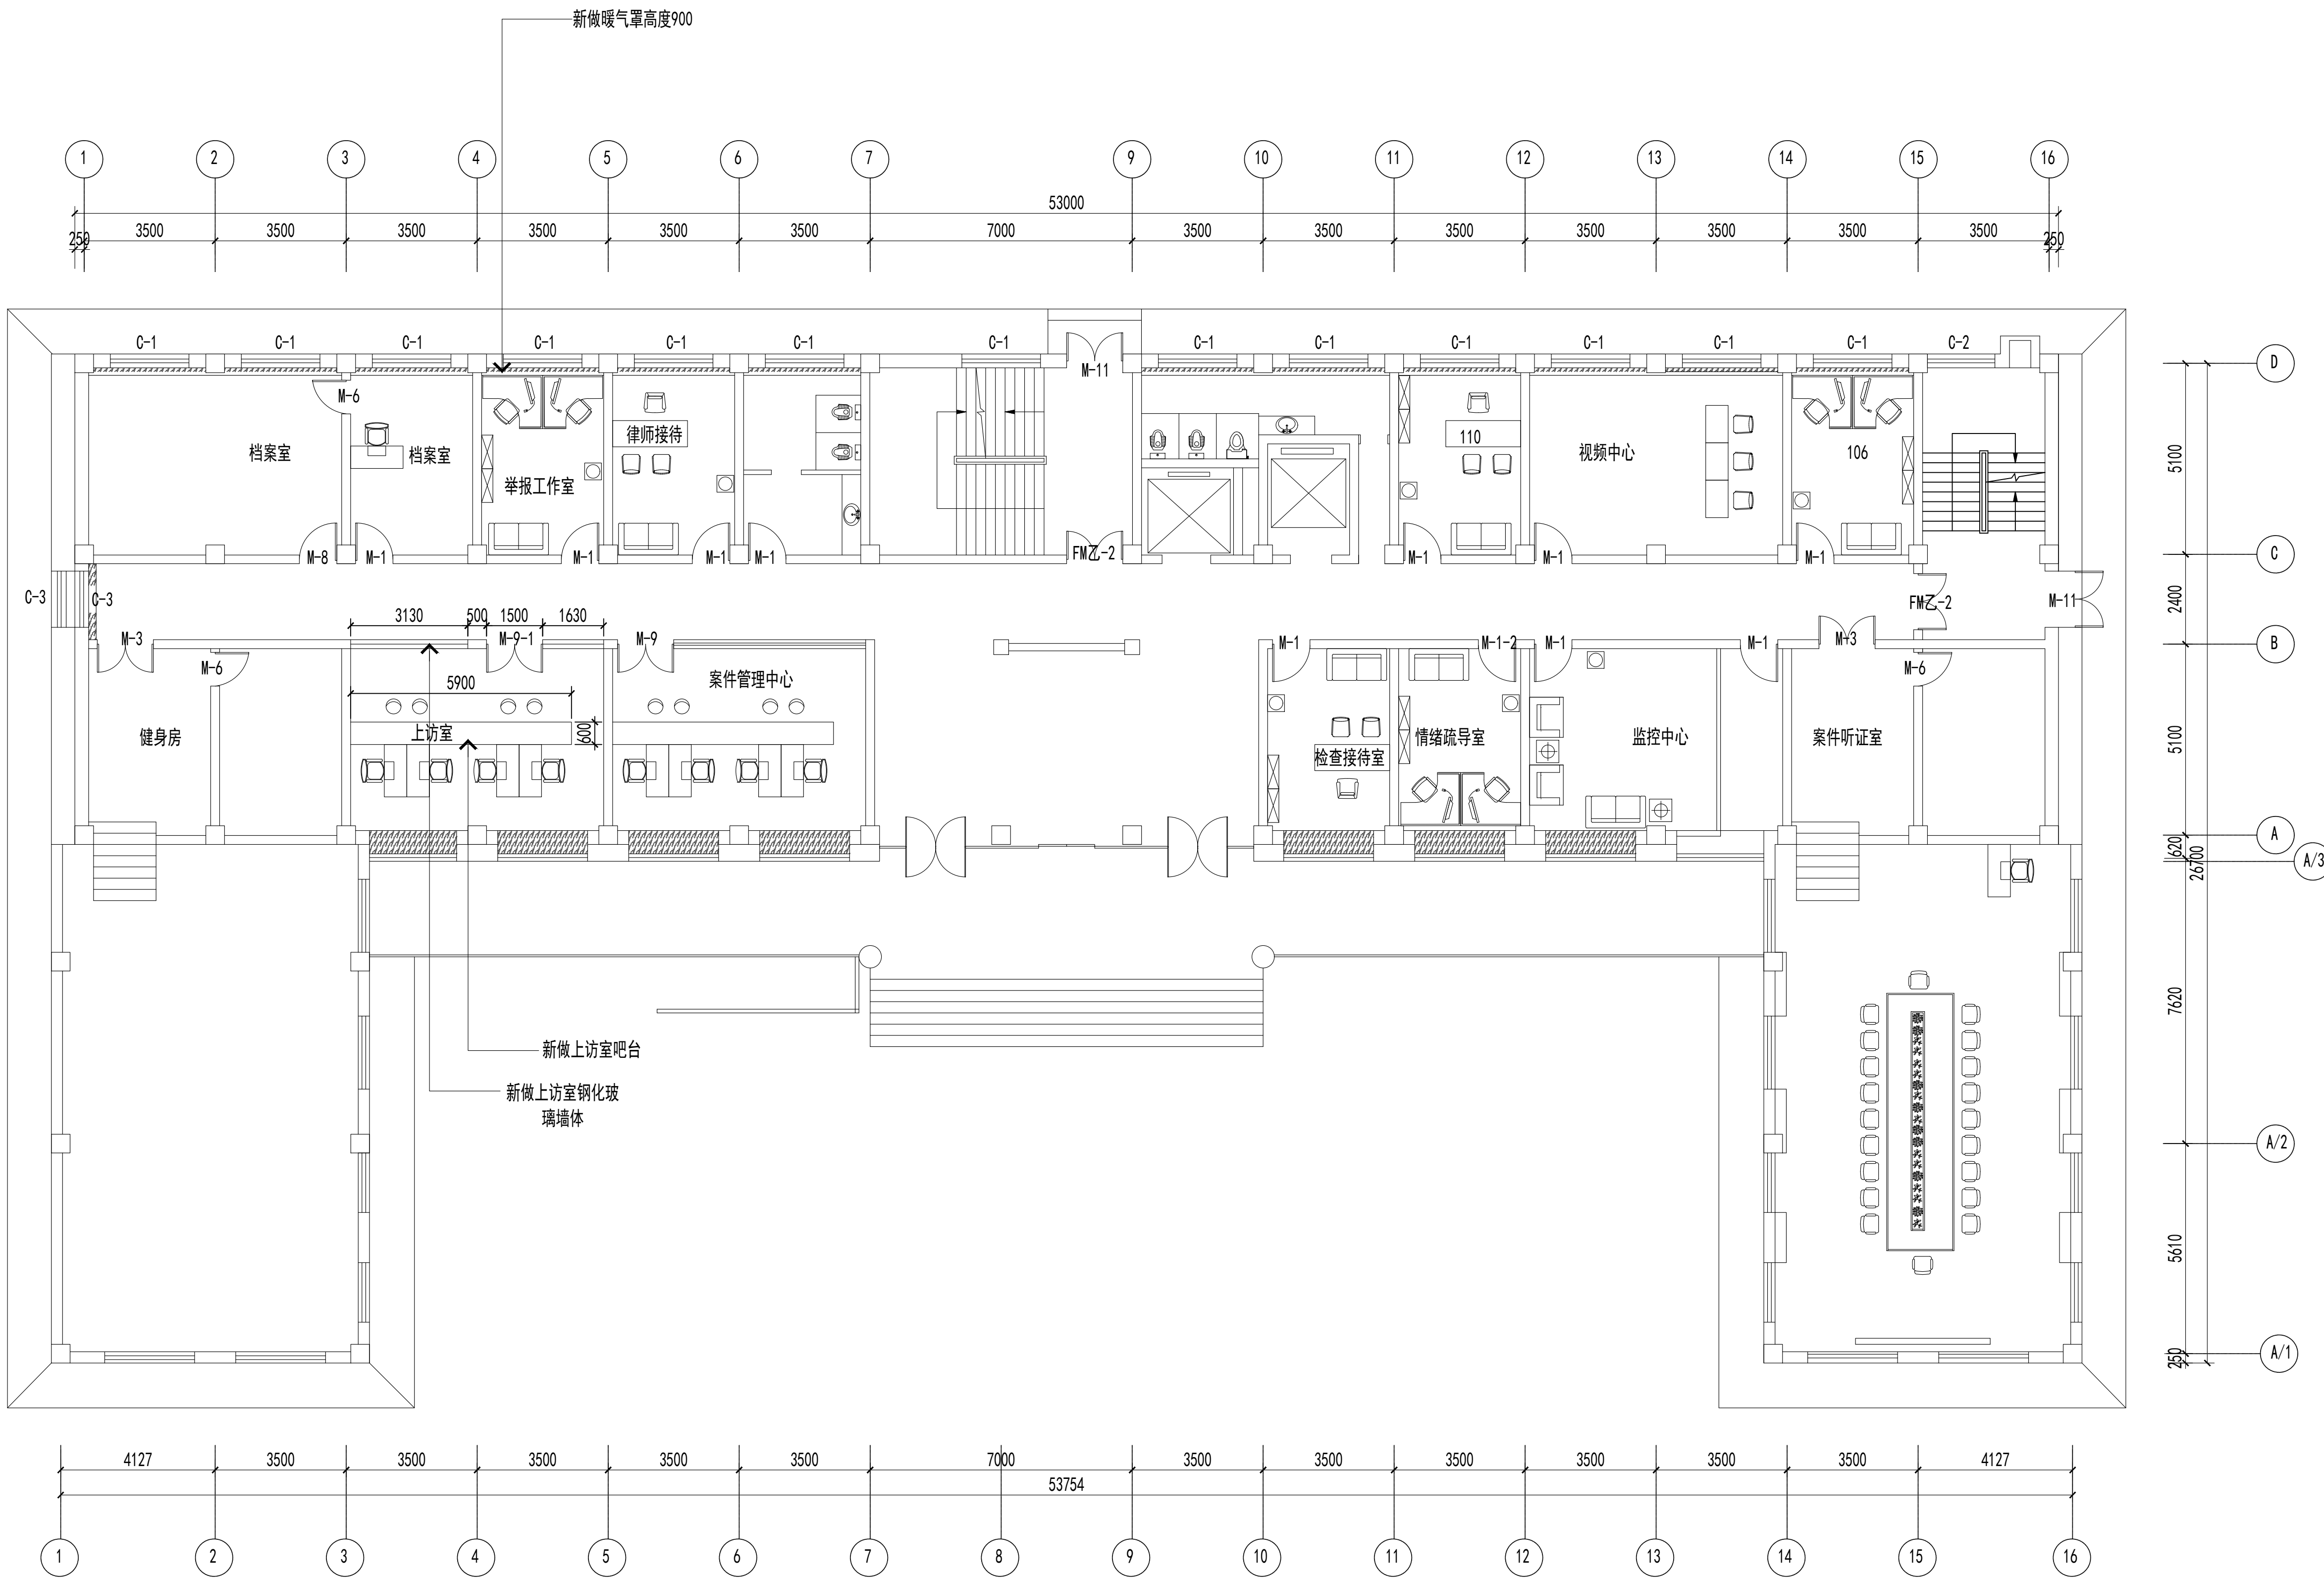

一层平面图 1:150






中誉恒信工程咨询有限公司  
ZHONGTUHENGXIN ENGINEERING CONSULTING CO.,LTD

建筑行业（建筑工程）	甲级
城乡规划编制	乙级
市政行业（排水 给水 道路 桥梁）	乙级
风景园林工程设计专项	乙级
人防工程	乙级
工程勘察专业类	乙级
农林行业	乙级

联系电话：0371-58579067  
备 注：

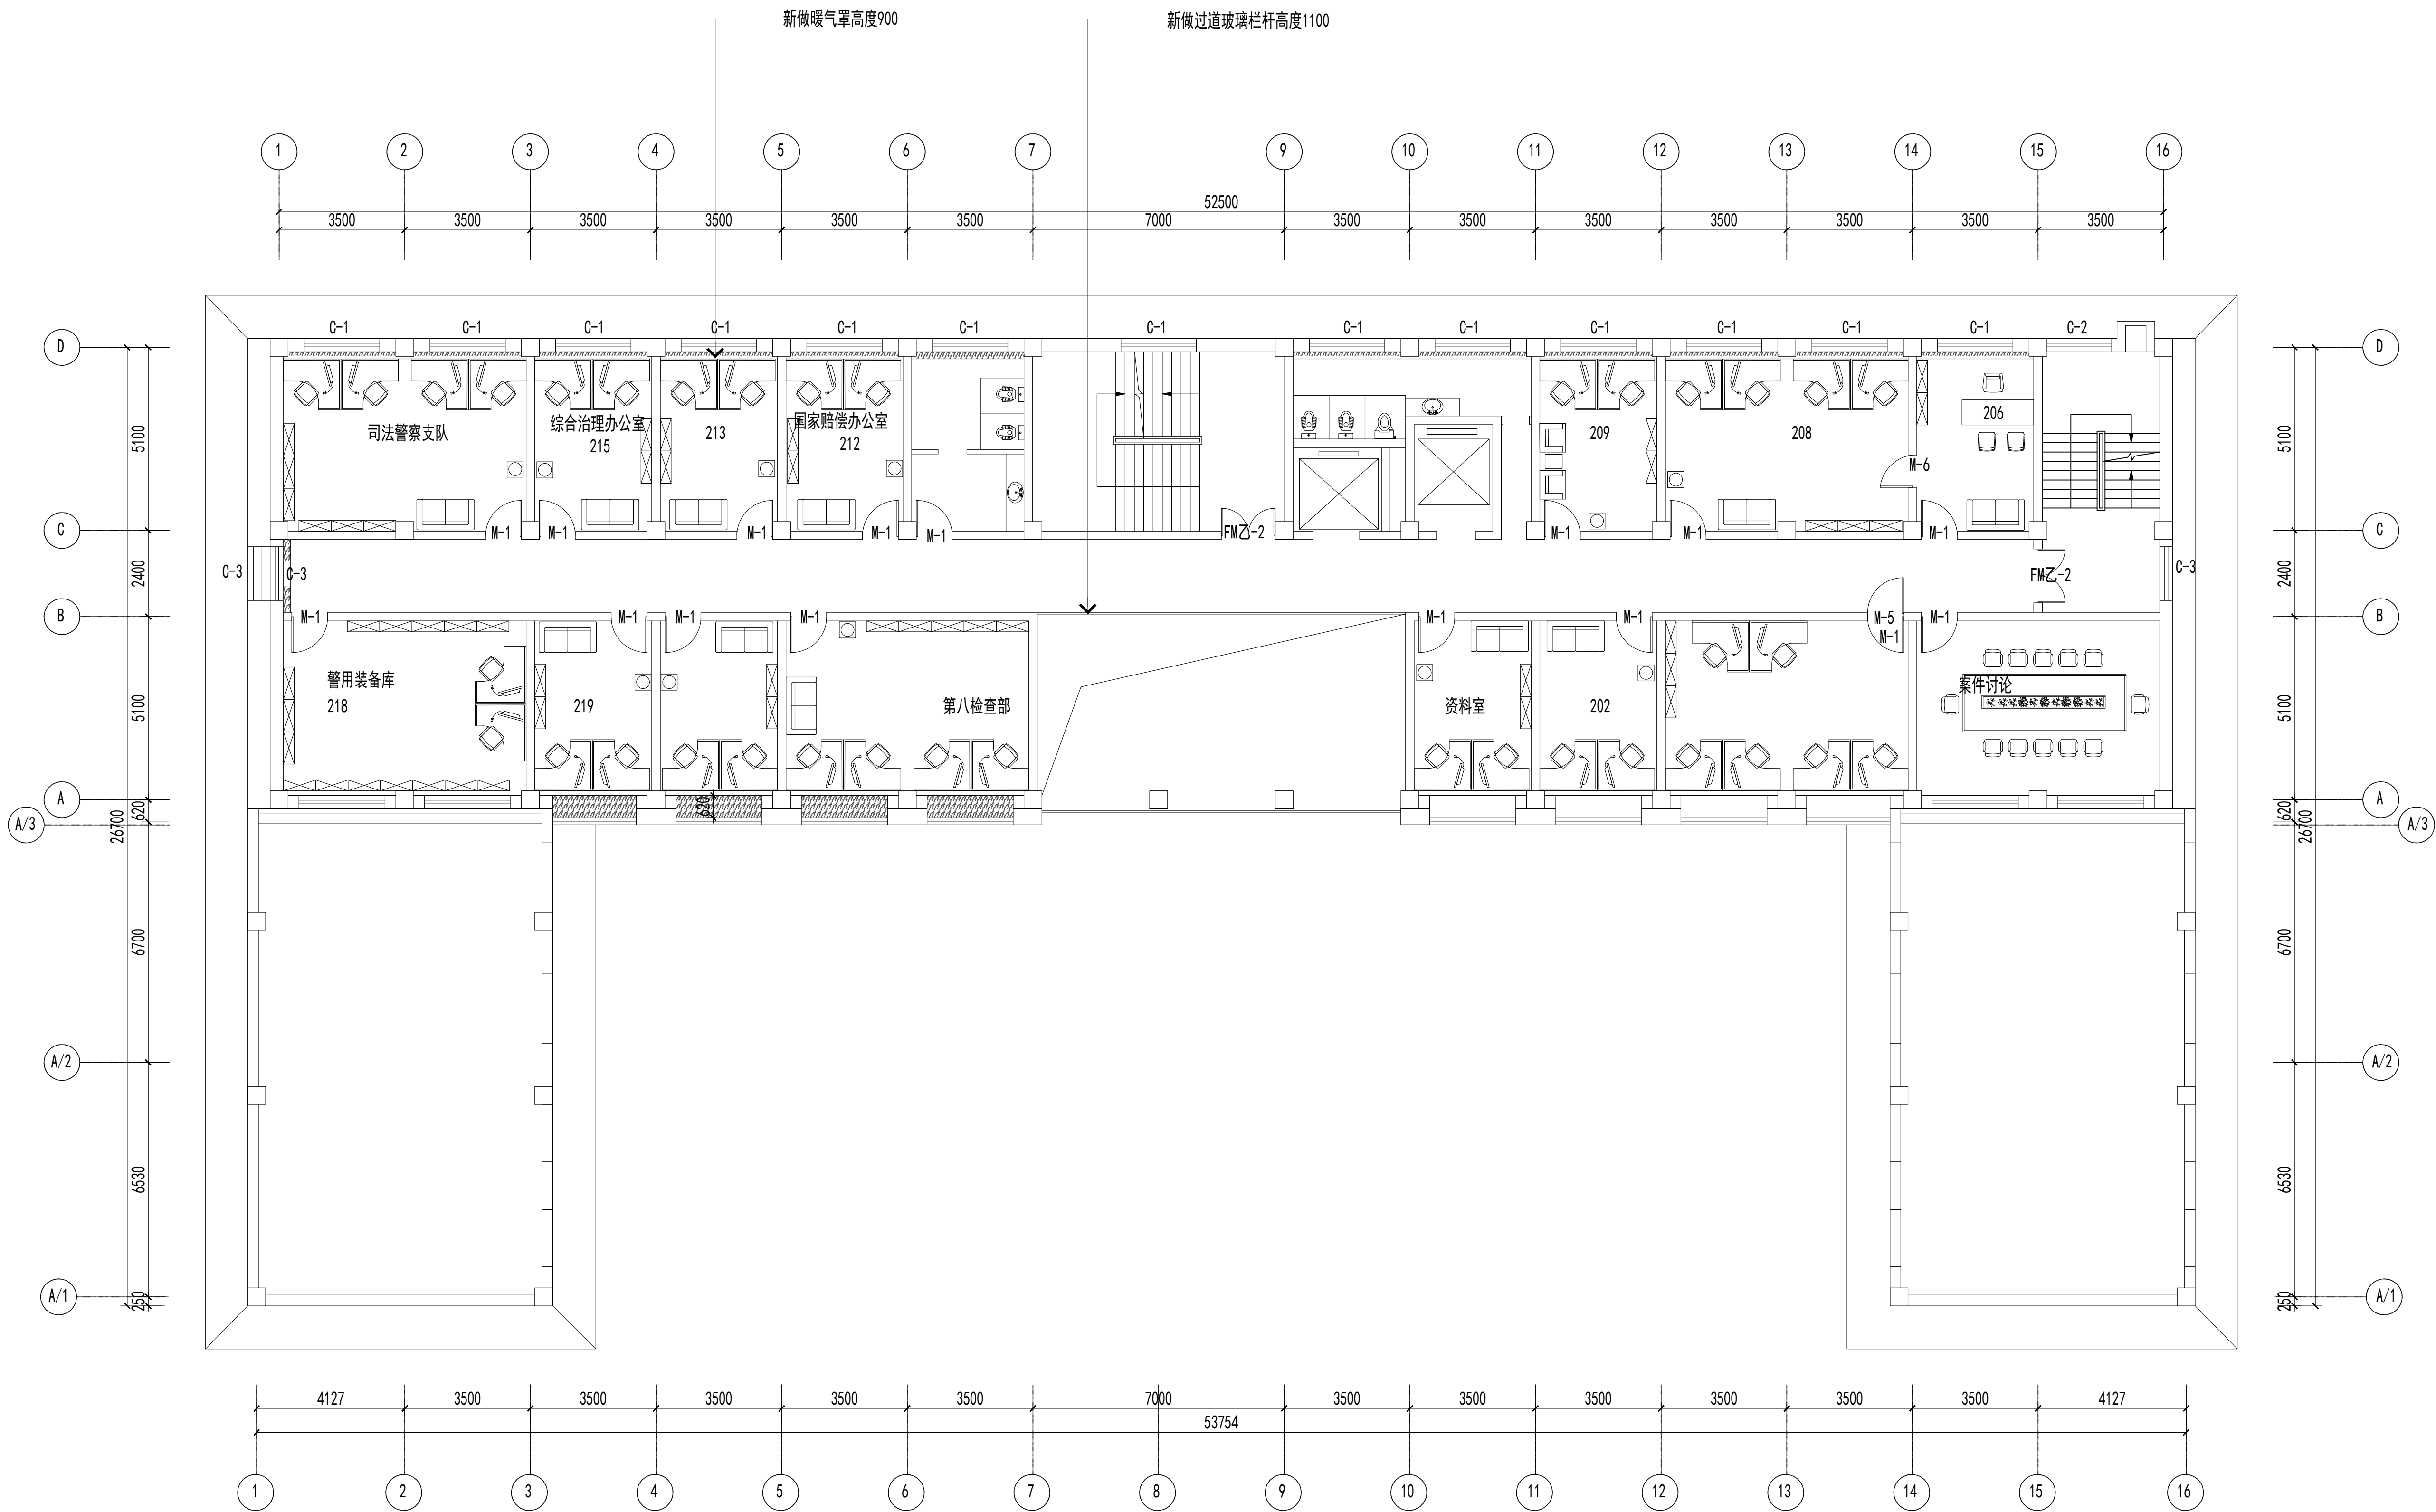

二层平面图 1:150

设计签字栏			
审 定 人			
审 核 人			
项目负责人			
专业负责人			
校 对 人			
设 计 人			
制 图 人			
会签栏			
建 筑		结 构	
给 排 水		电 气	
暖 通			

建设单位

项目名称

山西省晋城市人民检察院技侦楼修缮工程

子项名称

图纸名称

二层平面图

单位出图章

执业注册章

工程编号			
阶 段		图 别	
版 次		日 期	2026.3
比 例		图 号	ZS-17

图纸未加盖本院出图章及设计注册章无效






中誉恒信工程咨询有限公司  
ZHONGTUHENGXIN ENGINEERING CONSULTING CO.,LTD

建筑行业（建筑工程）	甲级
城乡规划编制	乙级
市政行业（排水 给水 道路 桥梁）	乙级
风景园林工程设计专项	乙级
人防工程	乙级
工程勘察专业类	乙级
农林行业	乙级

联系电话：0371-58576067  
备注：

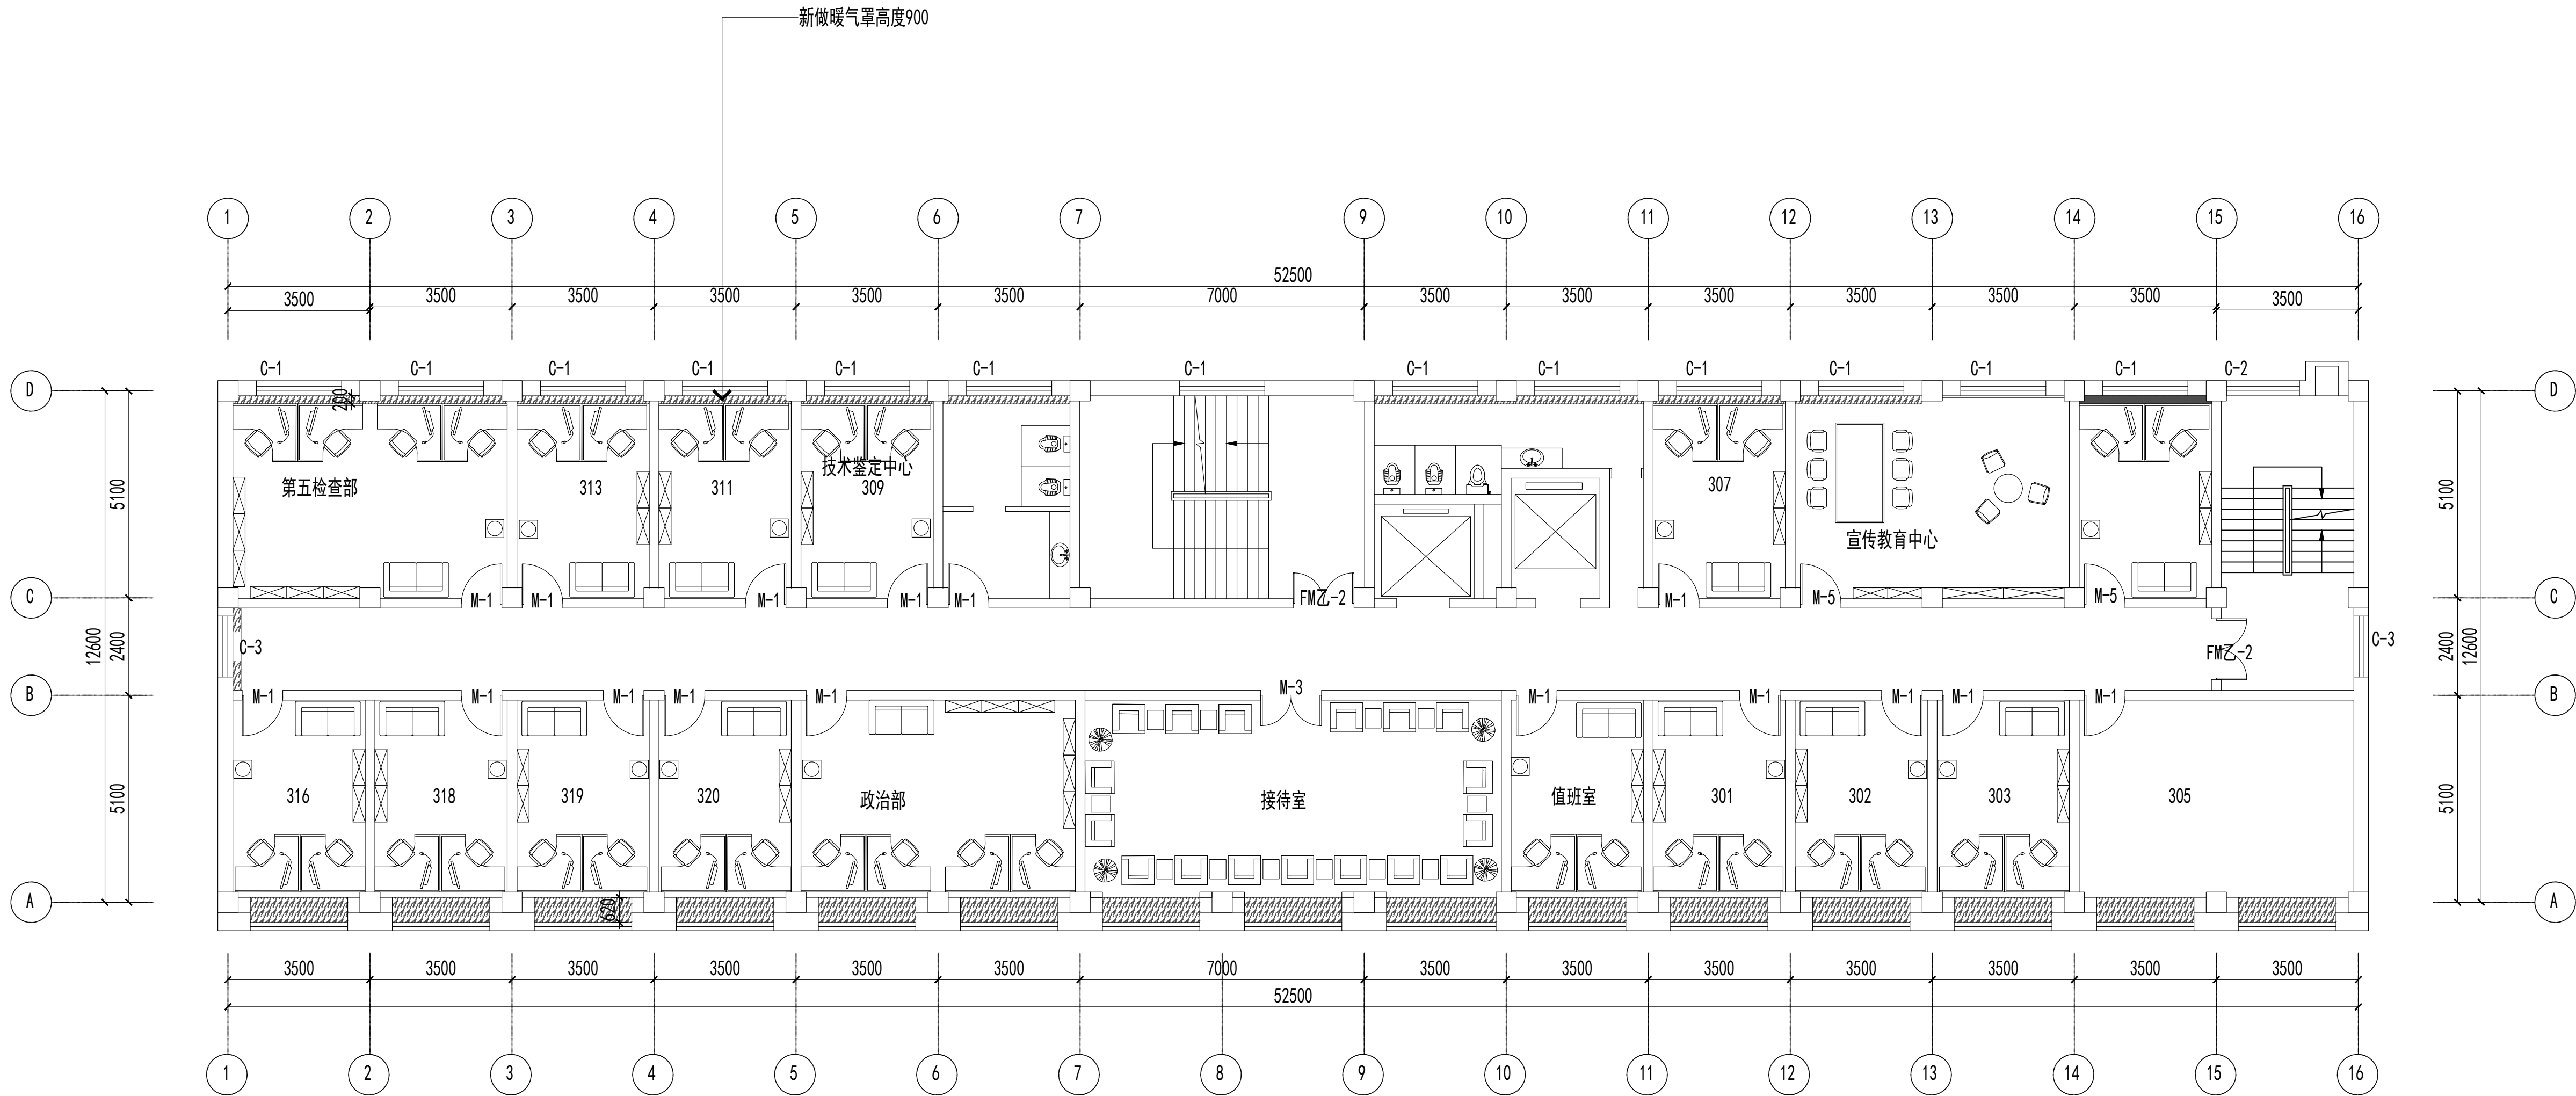

三层平面图 1:150

设计签字栏			
审 定 人		审 核 人	
项 目 负 责 人		专 业 负 责 人	
校 对 人		设 计 人	
制 图 人		会 签 栏	
建 筑		结 构	
给 排 水		电 气	
暖 通			

建设单位
项目名称
山西省晋城市人民检察院技侦楼修缮工程
子项名称
图纸名称
三层平面图

单位出图章
执业注册章

工程编号		图 别	
阶 段		日 期	2026.3
版 次		图 号	ZS-23
比 例			


图纸未加盖本院出图章及设计注册章无效



中誉恒信工程咨询有限公司  
ZHONGYUHENGIN ENGINEERING CONSULTING CO.,LTD

建筑行业（建筑工程）	甲级
城乡规划编制	乙级
市政行业（排水 给水 道路 桥梁）	乙级
风景园林工程设计专项	乙级
人防工程	乙级
工程勘察专业类	乙级
农林行业	乙级

联系电话：0371-58576067  
备 注：

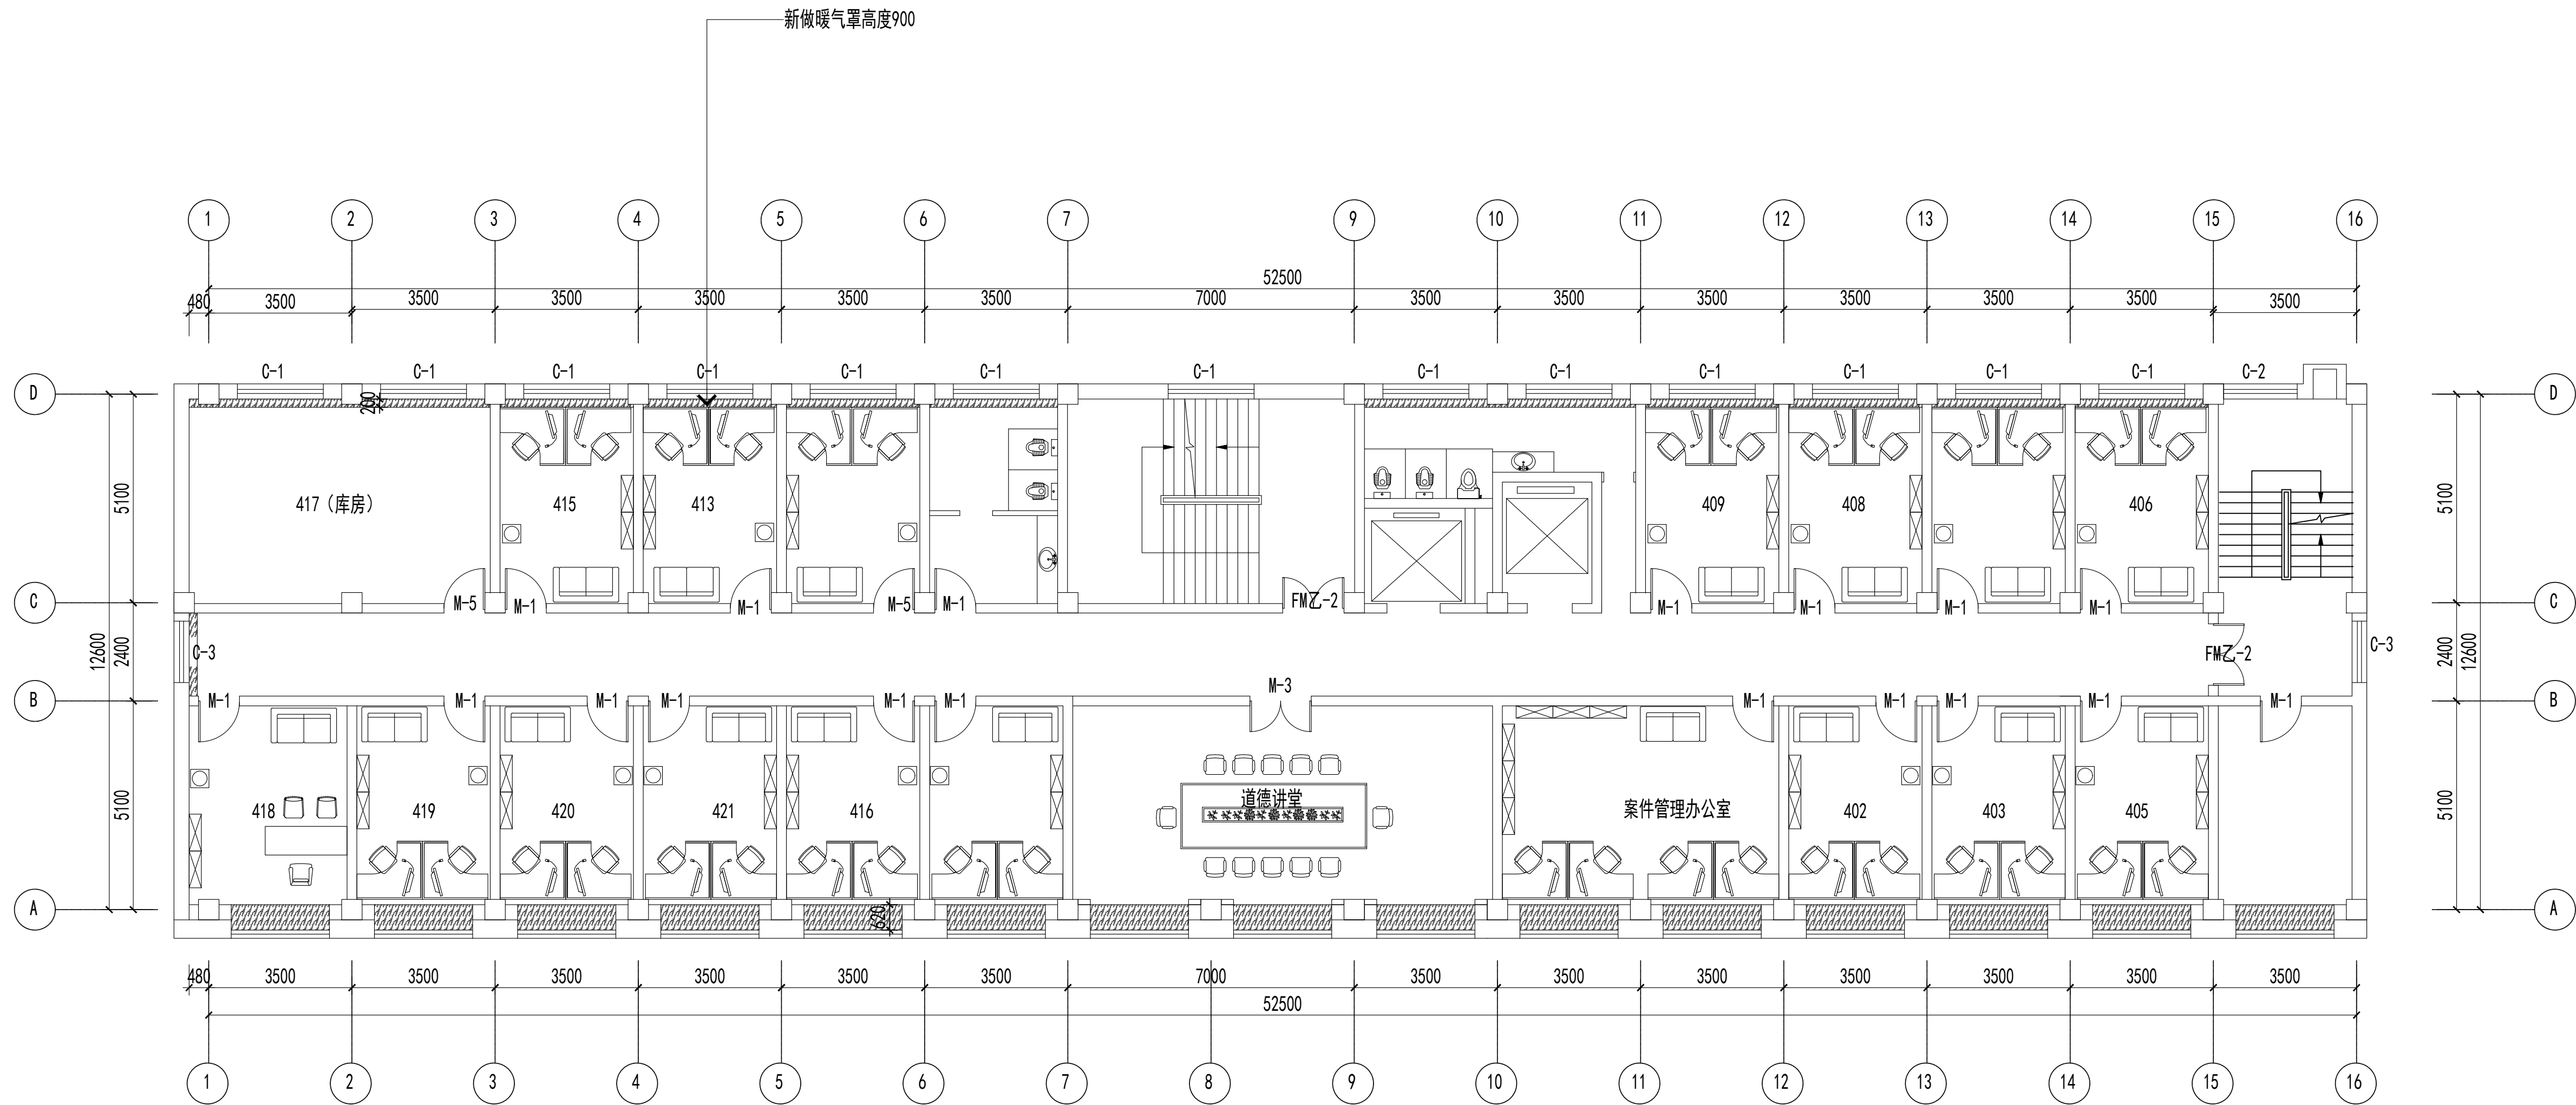

四层平面图 1:150

设计签字栏			
审 定 人		审 核 人	
项 目 负 责 人		专 业 负 责 人	
校 对 人		设 计 人	
制 图 人		会 签 栏	
建 筑		结 构	
给 排 水		电 气	
暖 通			

建设单位
项目名称
山西省晋城市人民检察院技侦楼修缮工程
子项名称
图纸名称
四层平面图

单位出图章
执业注册章

工程编号		图 别	
阶 段		日 期	2026.3
版 次		图 号	ZS-29
比 例			


图纸未加盖本院出图章及设计注册章无效



中誉恒信工程咨询有限公司  
ZHONGTUHENGXIN ENGINEERING CONSULTING CO.,LTD

建筑行业（建筑工程）	甲级
城乡规划编制	乙级
市政行业（排水 给水 道路 桥梁）	乙级
风景园林工程设计专项	乙级
人防工程	乙级
工程勘察专业类	乙级
农林行业	乙级

联系电话：0371-58576067  
备 注：

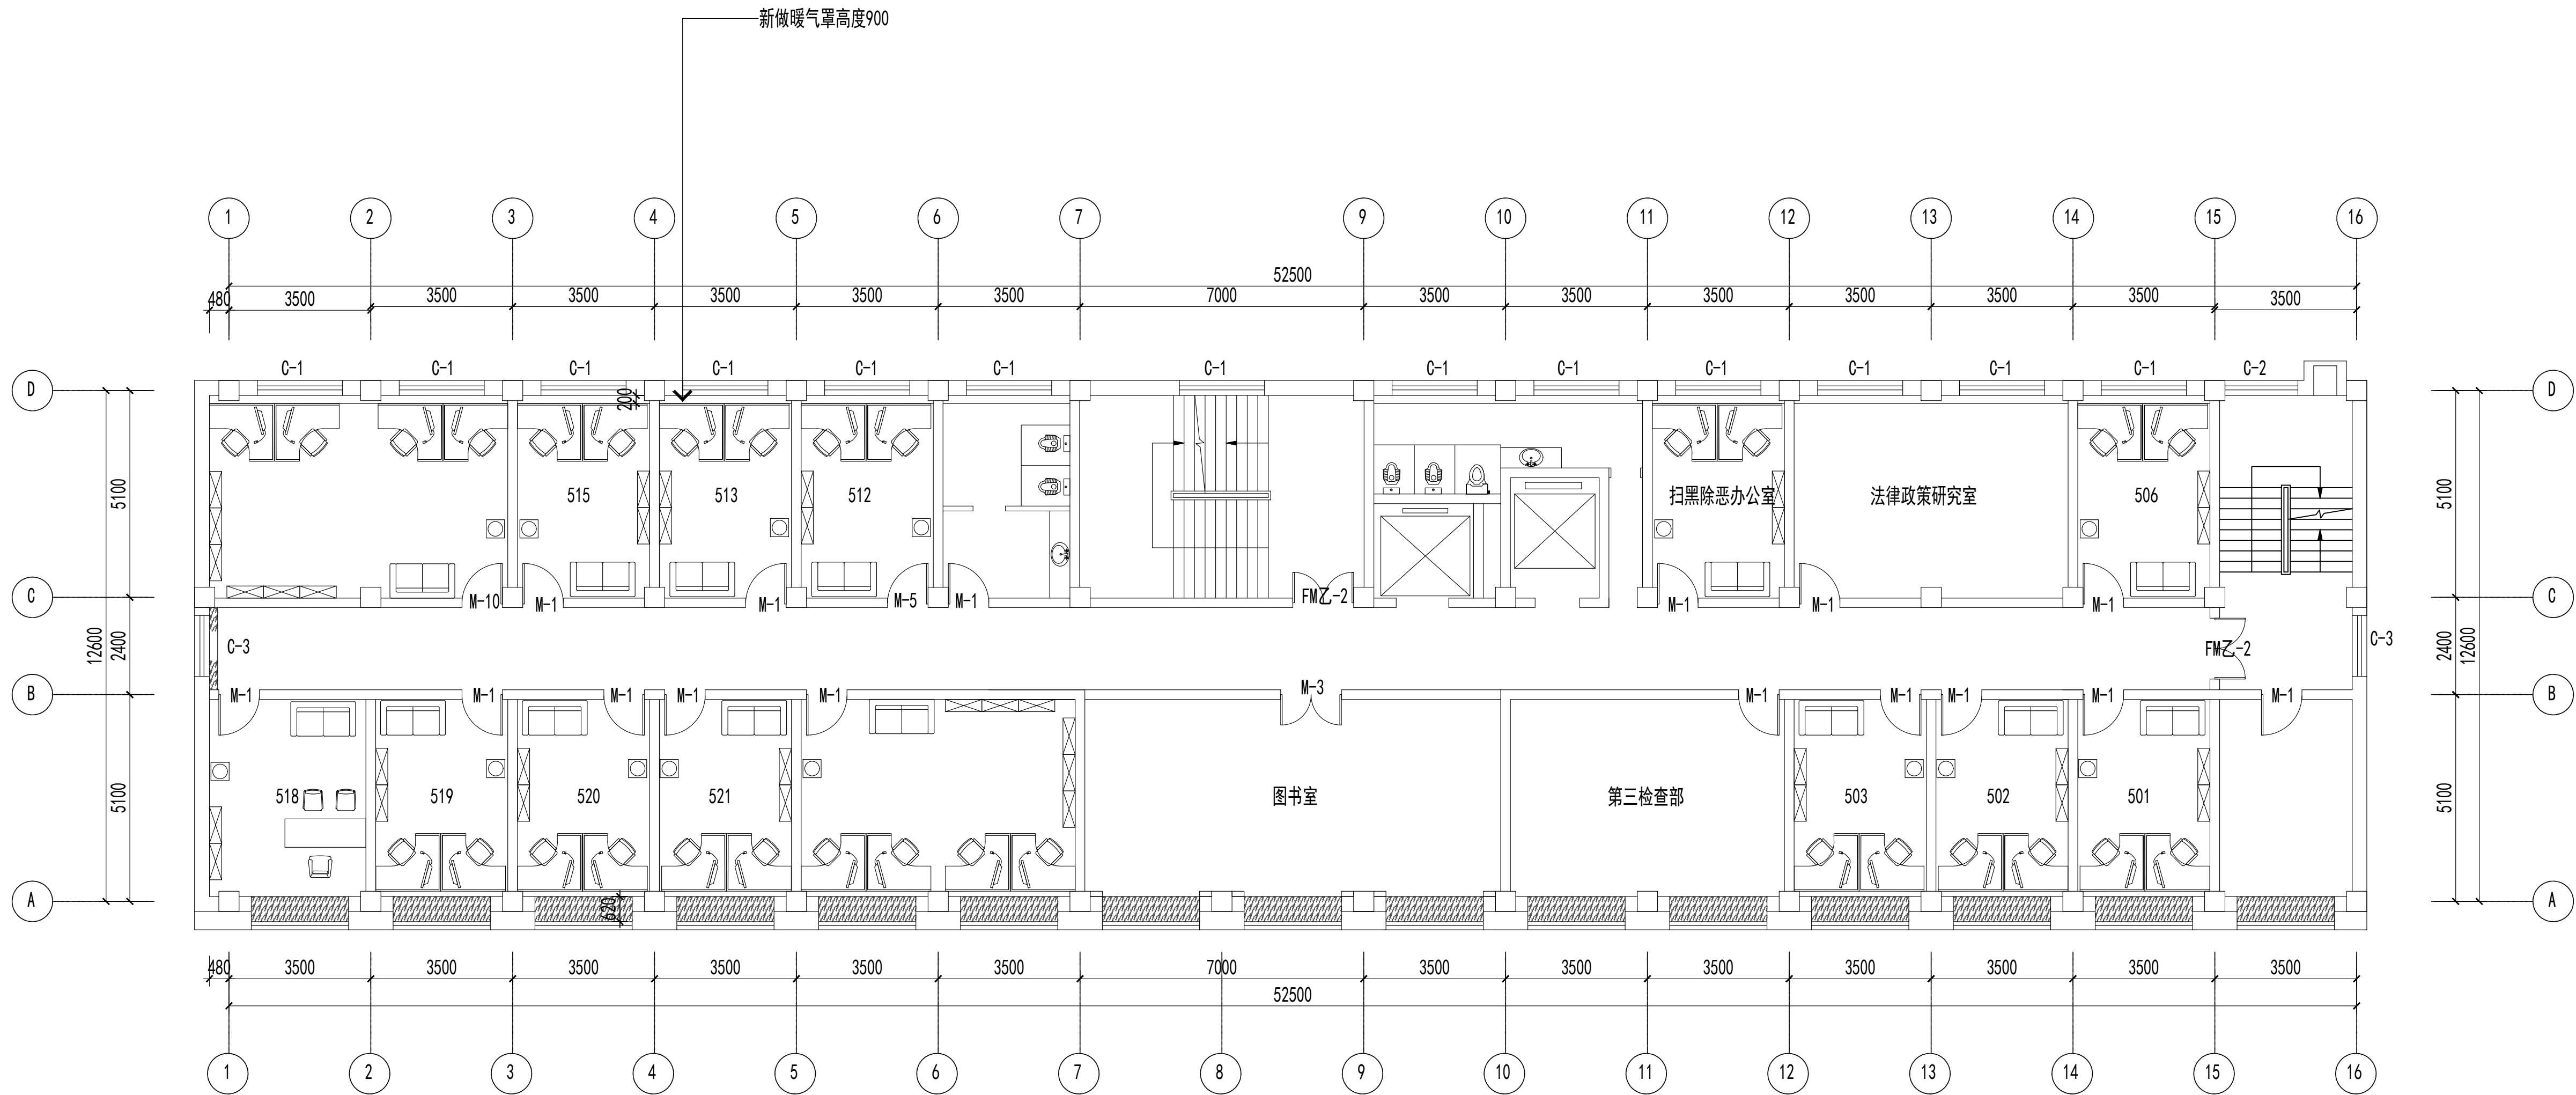

五层平面图 1:150

设计签字栏			
审 定 人		审 核 人	
项 目 负 责 人		专 业 负 责 人	
校 对 人		设 计 人	
制 图 人		会 签 栏	
建 筑		结 构	
给 排 水		电 气	
暖 通			

建设单位
项目名称
山西省晋城市人民检察院技侦楼修缮工程
子项名称
图纸名称
五层平面图


单位出图章
执业注册章

工程编号		图 别	
阶 段		日 期	2026.3
版 次		图 号	ZS-35

图纸未加盖本院出图章及设计注册章无效

建筑行业（建筑工程）	甲级
城乡规划编制	乙级
政行业（排水 给水 道路 桥梁）	乙级
景观园林工程设计专项	乙级
防工程	乙级
程勘察专业类	乙级
林行业	乙级

 联系电话: 0371-5857606  
注:



设计字栏				
负责人			高建平	
审核人			张长	
项目负责人			高建平	
专业负责人			张长	
校对			李坤	
设计人			李坤	
制图人			李坤	
设计字栏				
审核		结构		
排水		电气		
通				

建设单位
项目名称
山西省晋城市人民检察院技侦楼修缮工程
子项名称
图纸名称
六层平面图

单位出图章

業注册章


工程编号				
分 段		图 别		
版 次		日 期	2026.3	
之 例		图 号	ZS-41	



中誉恒信工程咨询有限公司  
ZHONGTUHENGXIN ENGINEERING CONSULTING CO.,LTD

建筑行业（建筑工程）	甲级
城乡规划编制	乙级
市政行业（排水 给水 道路 桥梁）	乙级
风景园林工程设计专项	乙级
人防工程	乙级
工程勘察专业类	乙级
农林行业	乙级

联系电话：0371-58576067  
备注：-

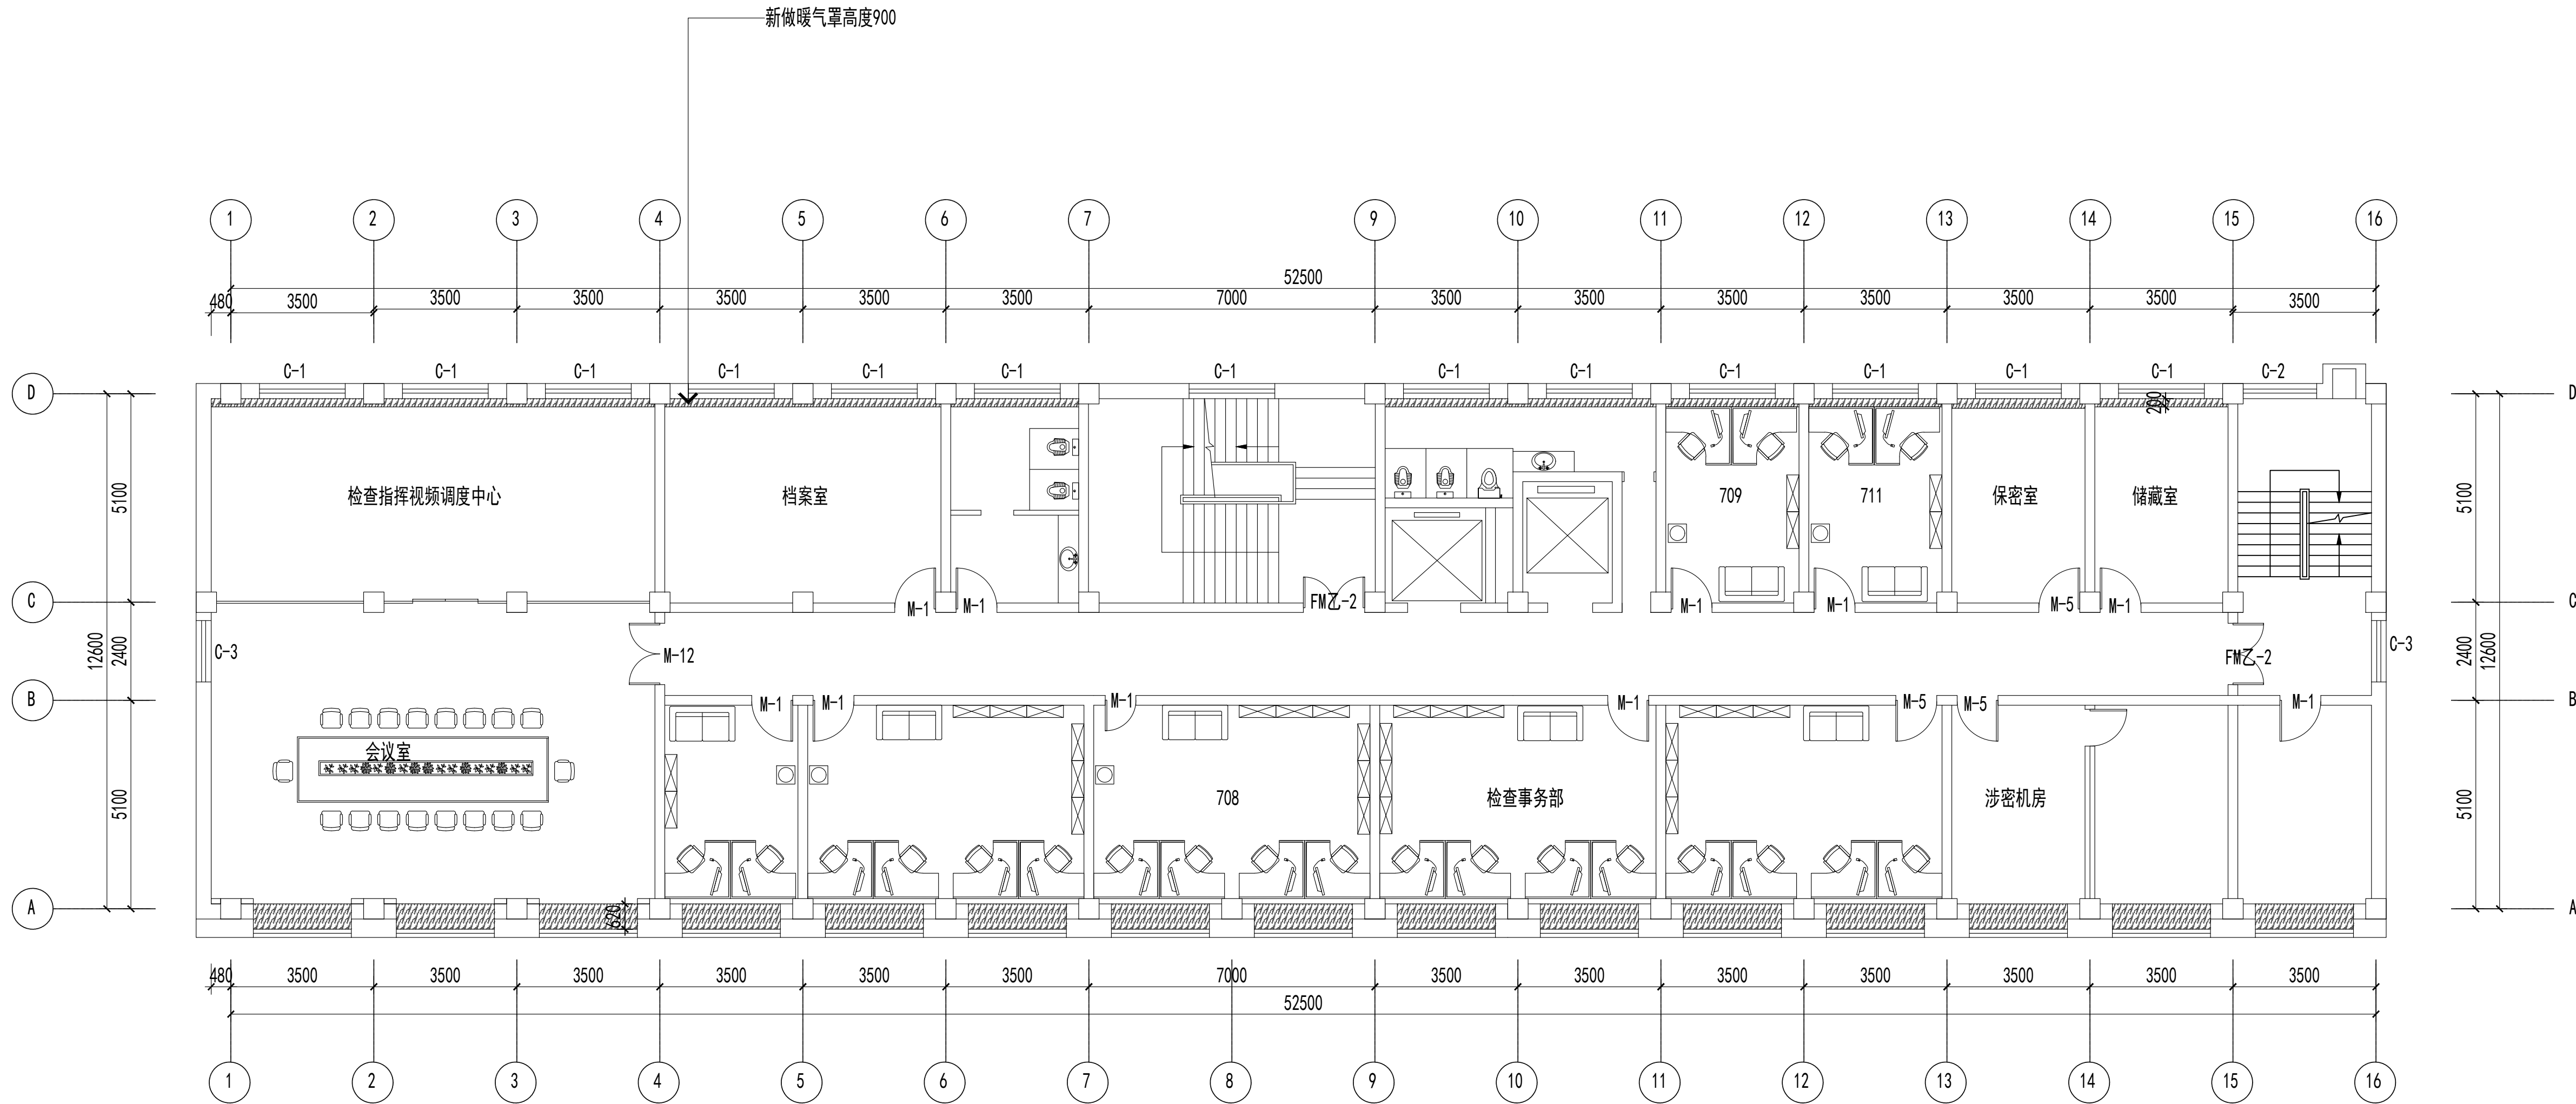

七层平面图 1:150


设计签字栏			
审 定 人		审 核 人	
项 目 负 责 人		专 业 负 责 人	
校 对 人		设 计 人	
制 图 人		会 签 栏	
建 筑		结 构	
给 排 水		电 气	
暖 通			

建设单位
项目名称
山西省晋城市人民检察院技侦楼修缮工程
子项名称
图纸名称
七层平面图

单位出图章				

图纸未加盖本院出图章及设计注册章无效

建筑行业（建筑工程）	甲级
城乡规划编制	乙级
政行业（排水 给水 道路 桥梁）	乙级
景观园林工程设计专项	乙级
防工程	乙级
程勘察专业类	乙级
林行业	乙级

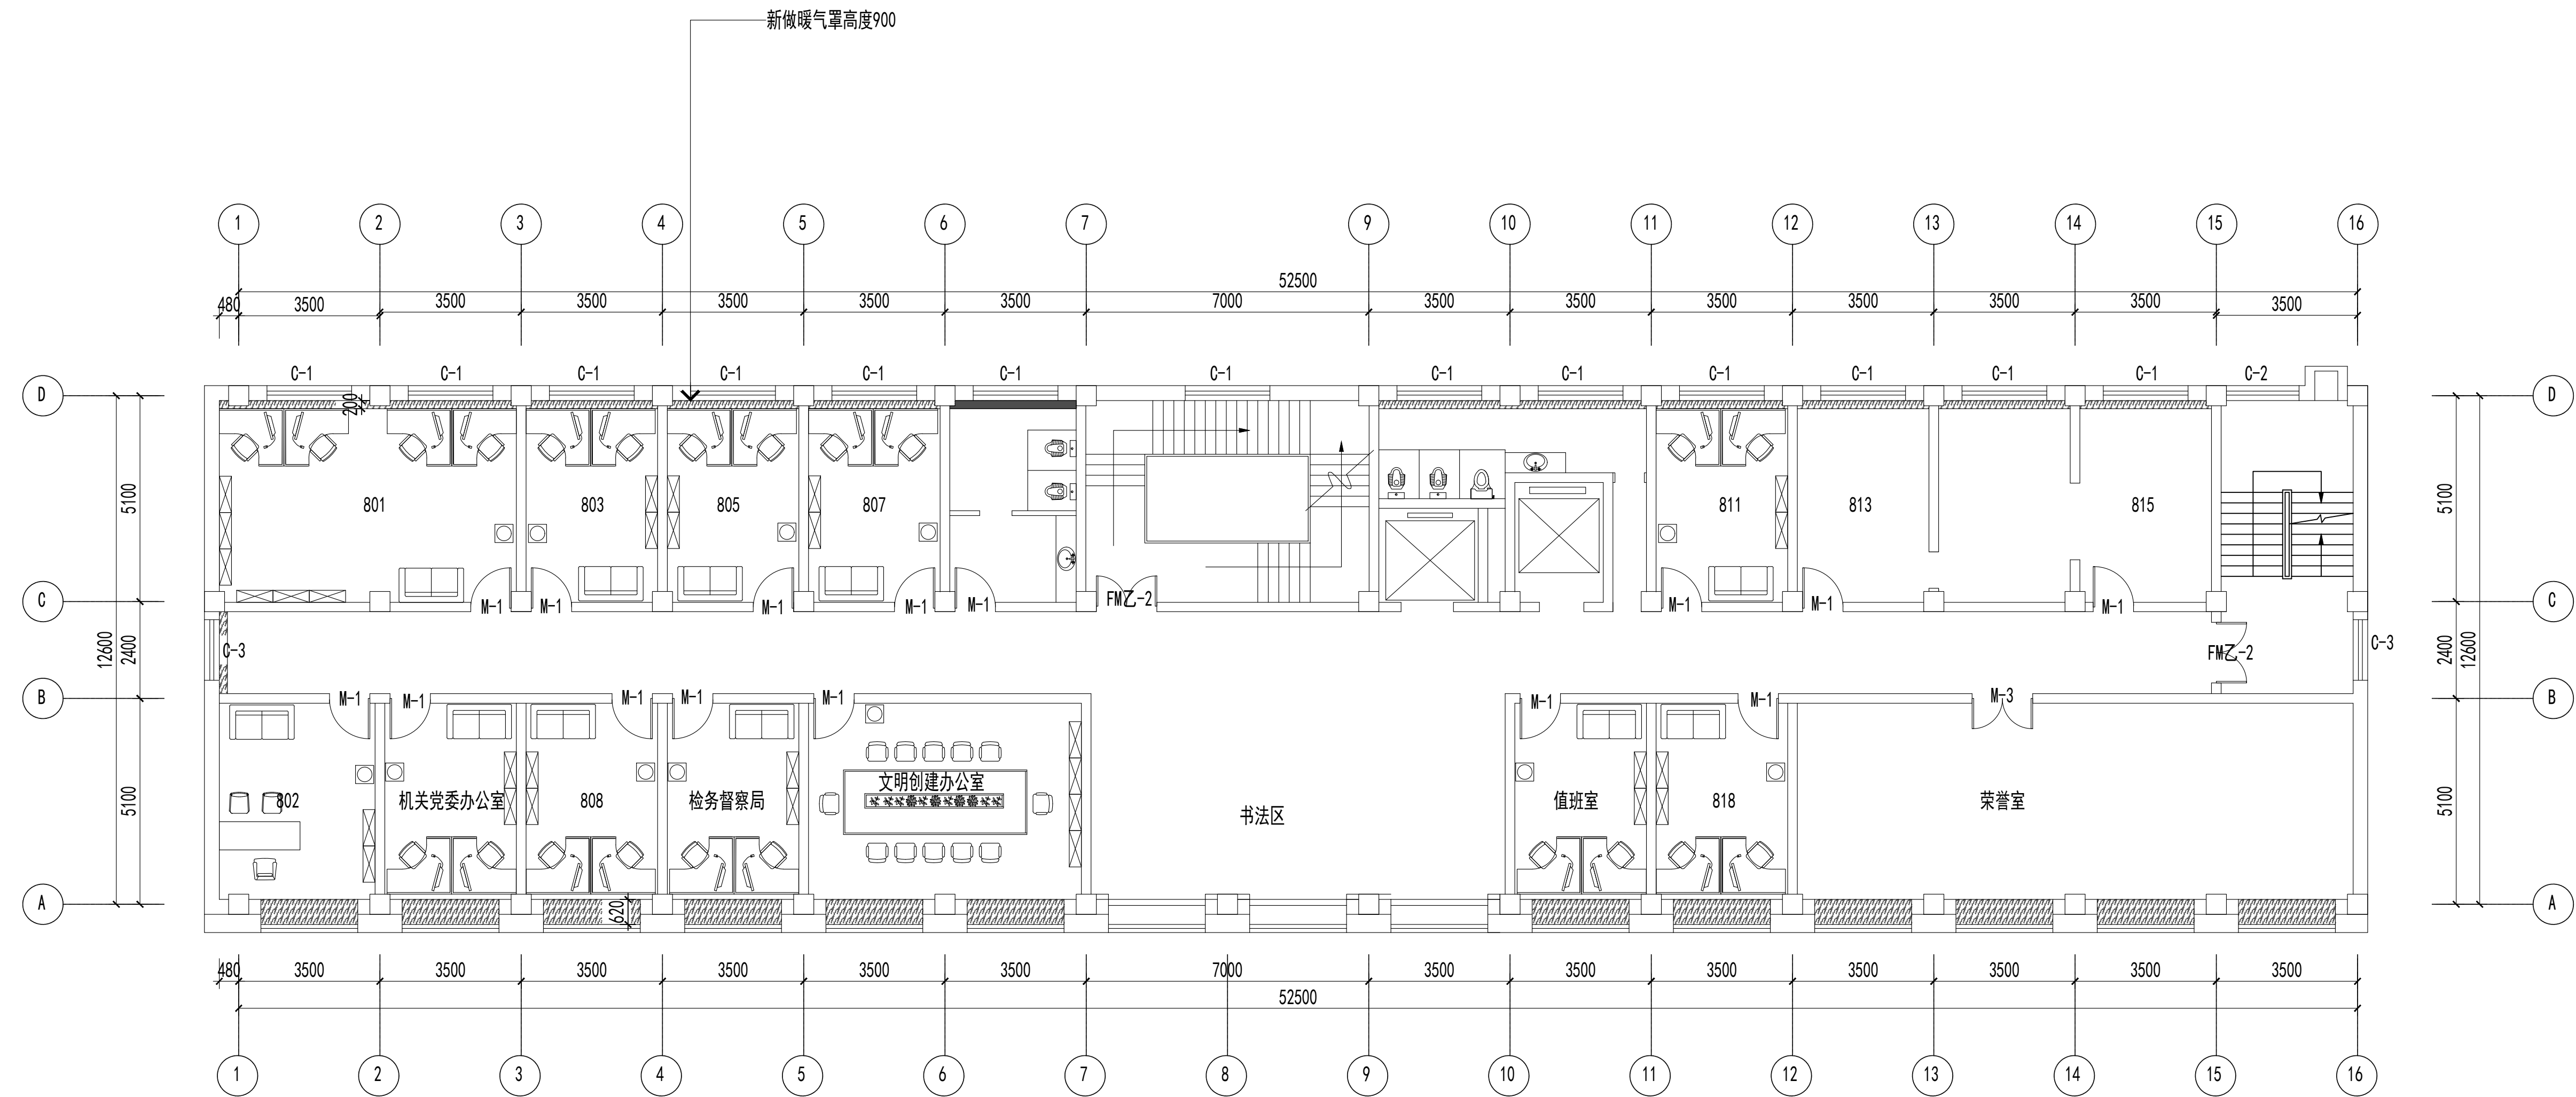

八层平面图 1:150

设计字栏				
负责人			高建平	
审核人			张永长	
项目负责人			高建平	
专业负责人			张永长	
校对			李坤	
设计人			李坤	
绘图人			李坤	
设计字栏				
审核		结构		
排水		电气		
通				

建设单位
项目名称
山西省晋城市人民检察院技侦楼修缮工程
子项名称
图纸名称
八层平面图


工程编号				
个 段	图 别			
次	日 期	2026.3		
之 例	图 号	ZS-53		



中誉恒信工程咨询有限公司  
ZHONGTUHENGXIN ENGINEERING CONSULTING CO.,LTD

建筑行业（建筑工程）	甲级
城乡规划编制	乙级
市政行业（排水 给水 道路 桥梁）	乙级
风景园林工程设计专项	乙级
人防工程	乙级
工程勘察专业类	乙级
农林行业	乙级

联系电话：0371-58576067  
备 注：

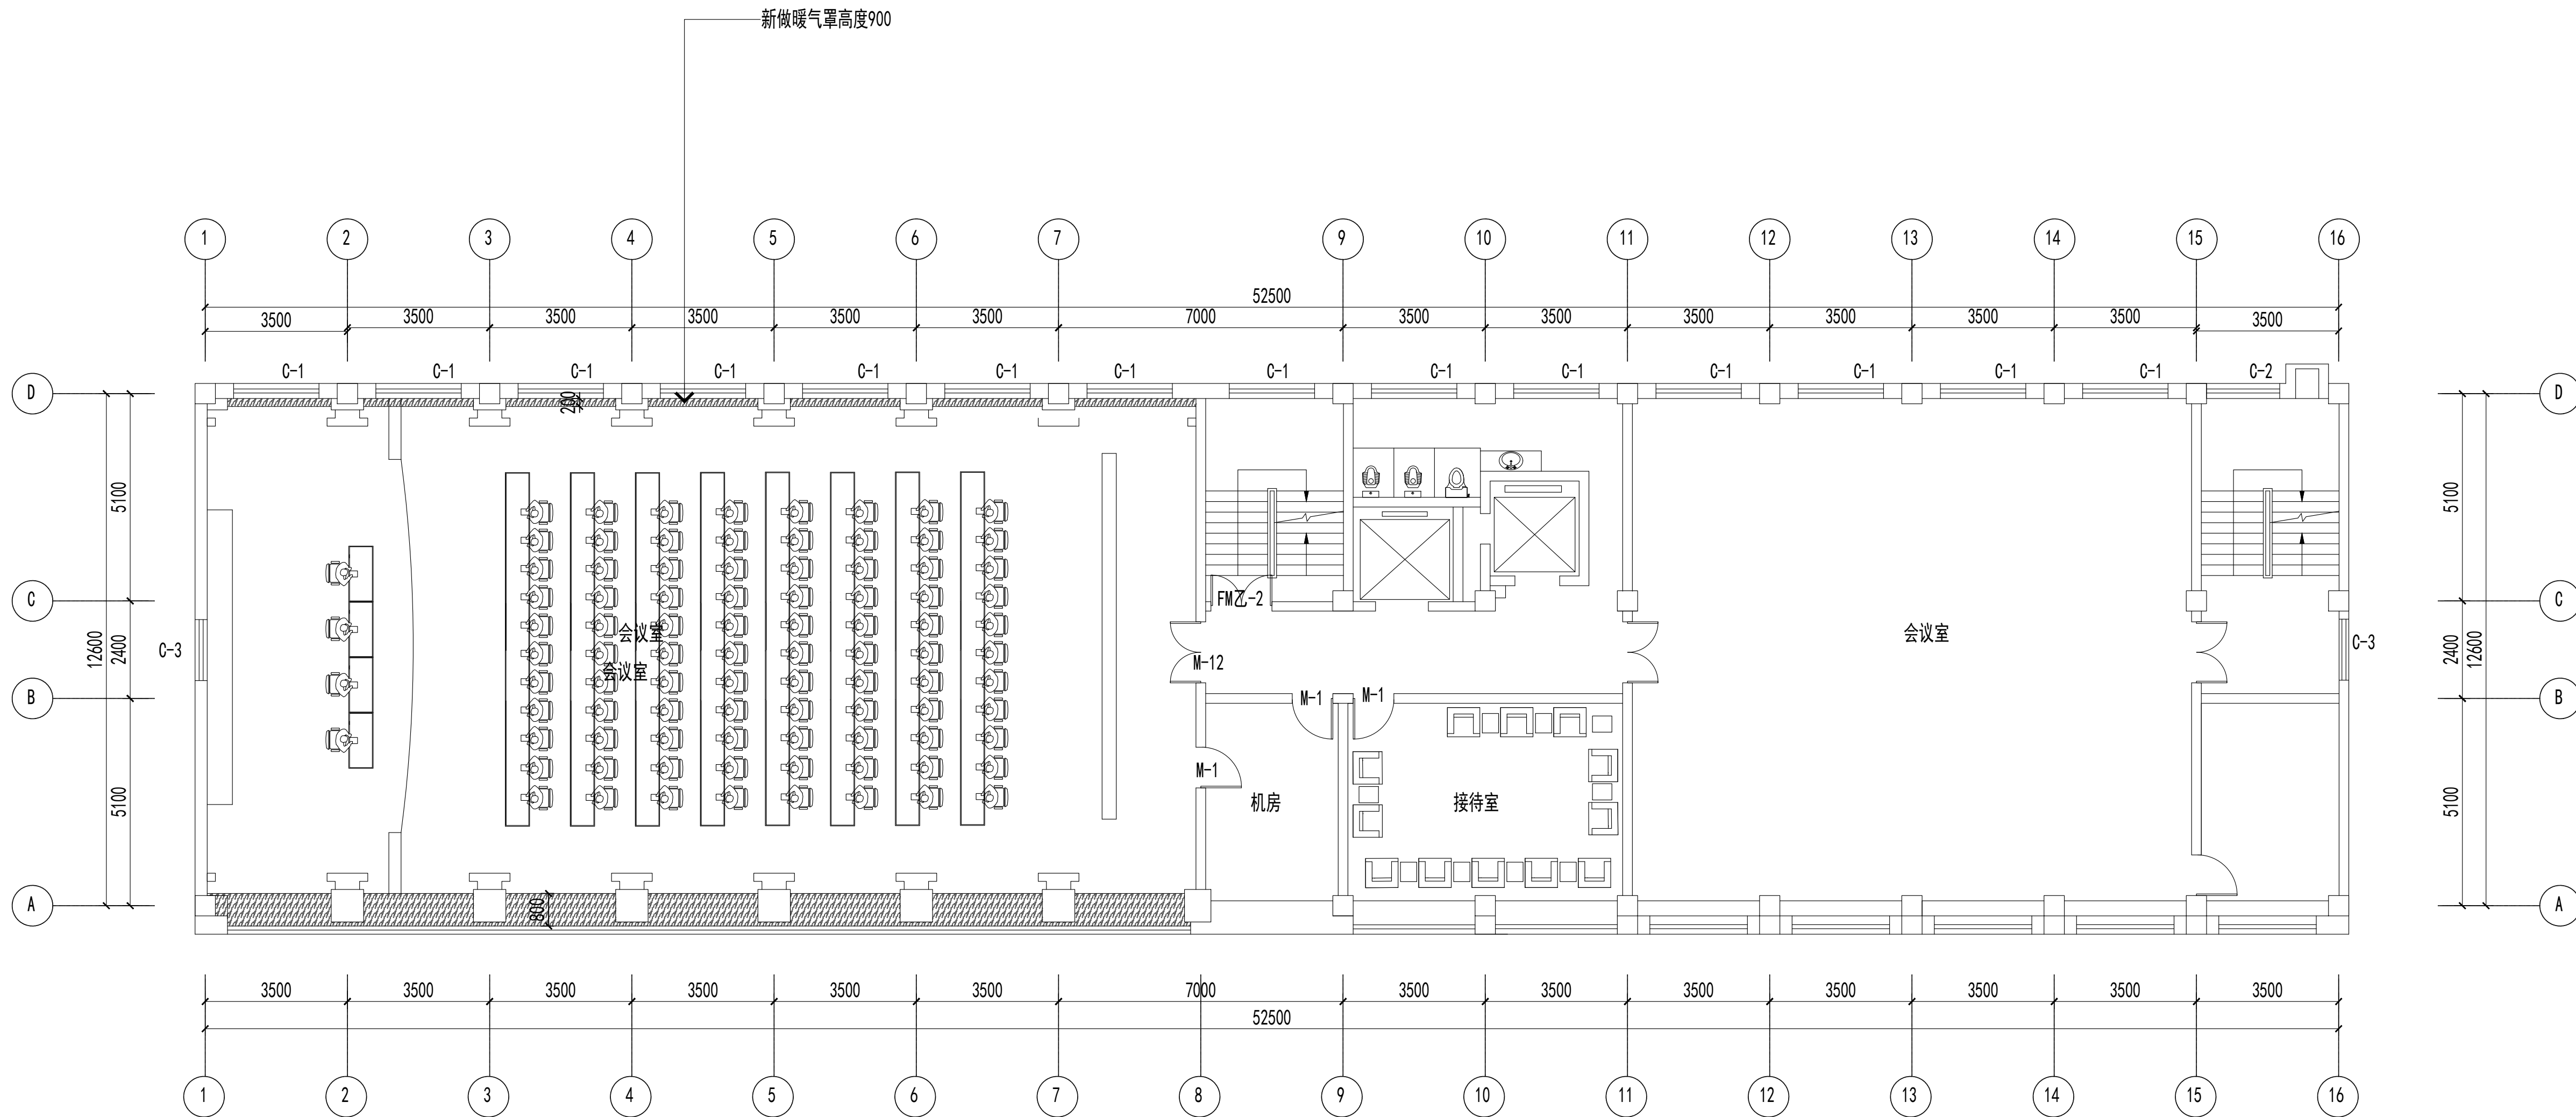

九层平面图 1:150

设计签字栏				
审 定 人				
审 核 人				
项目负责人				
专业负责人				
校 对 人				
设 计 人				
制 图 人				
会签栏				
建 筑		结 构		
给排水		电 气		
暖 通				

建设单位
项目名称
山西省晋城市人民检察院技侦楼修缮工程
子项名称
图纸名称
九层平面图

单位出图章
执业注册章

工程编号			
阶 段		图 别	
版 次		日 期	2026.3
比 例		图 号	ZS-09

图纸未加盖本院出图章及设计注册章无效



中誉恒信工程咨询有限公司  
ZHONGYUHENGIN ENGINEERING CONSULTING CO.,LTD

建筑行业（建筑工程）	甲级
城乡规划编制	乙级
市政行业（排水 给水 道路 桥梁）	乙级
风景园林工程设计专项	乙级
人防工程	乙级
工程勘察专业类	乙级
农林行业	乙级

联系电话：0371-58579067  
备 注：

设计签字栏			
审 定 人		审核人	
审 核 人		项目负责	
项目负责		专业负责	
校 对 人		设 计 人	
制 图 人		会 签 栏	
建 筑		结 构	
给 排 水		电 气	
暖 通			

建设单位

项目名称

山西省晋城市人民检察院技侦楼修缮工程

子项名称

图纸名称


地下室地面铺装图

单位出图章

执业注册章

工程编号		图 别	
阶 段		日 期	2026.3
比 例		图 号	ZS-06

图纸未加盖本院出图章及设计注册章无效

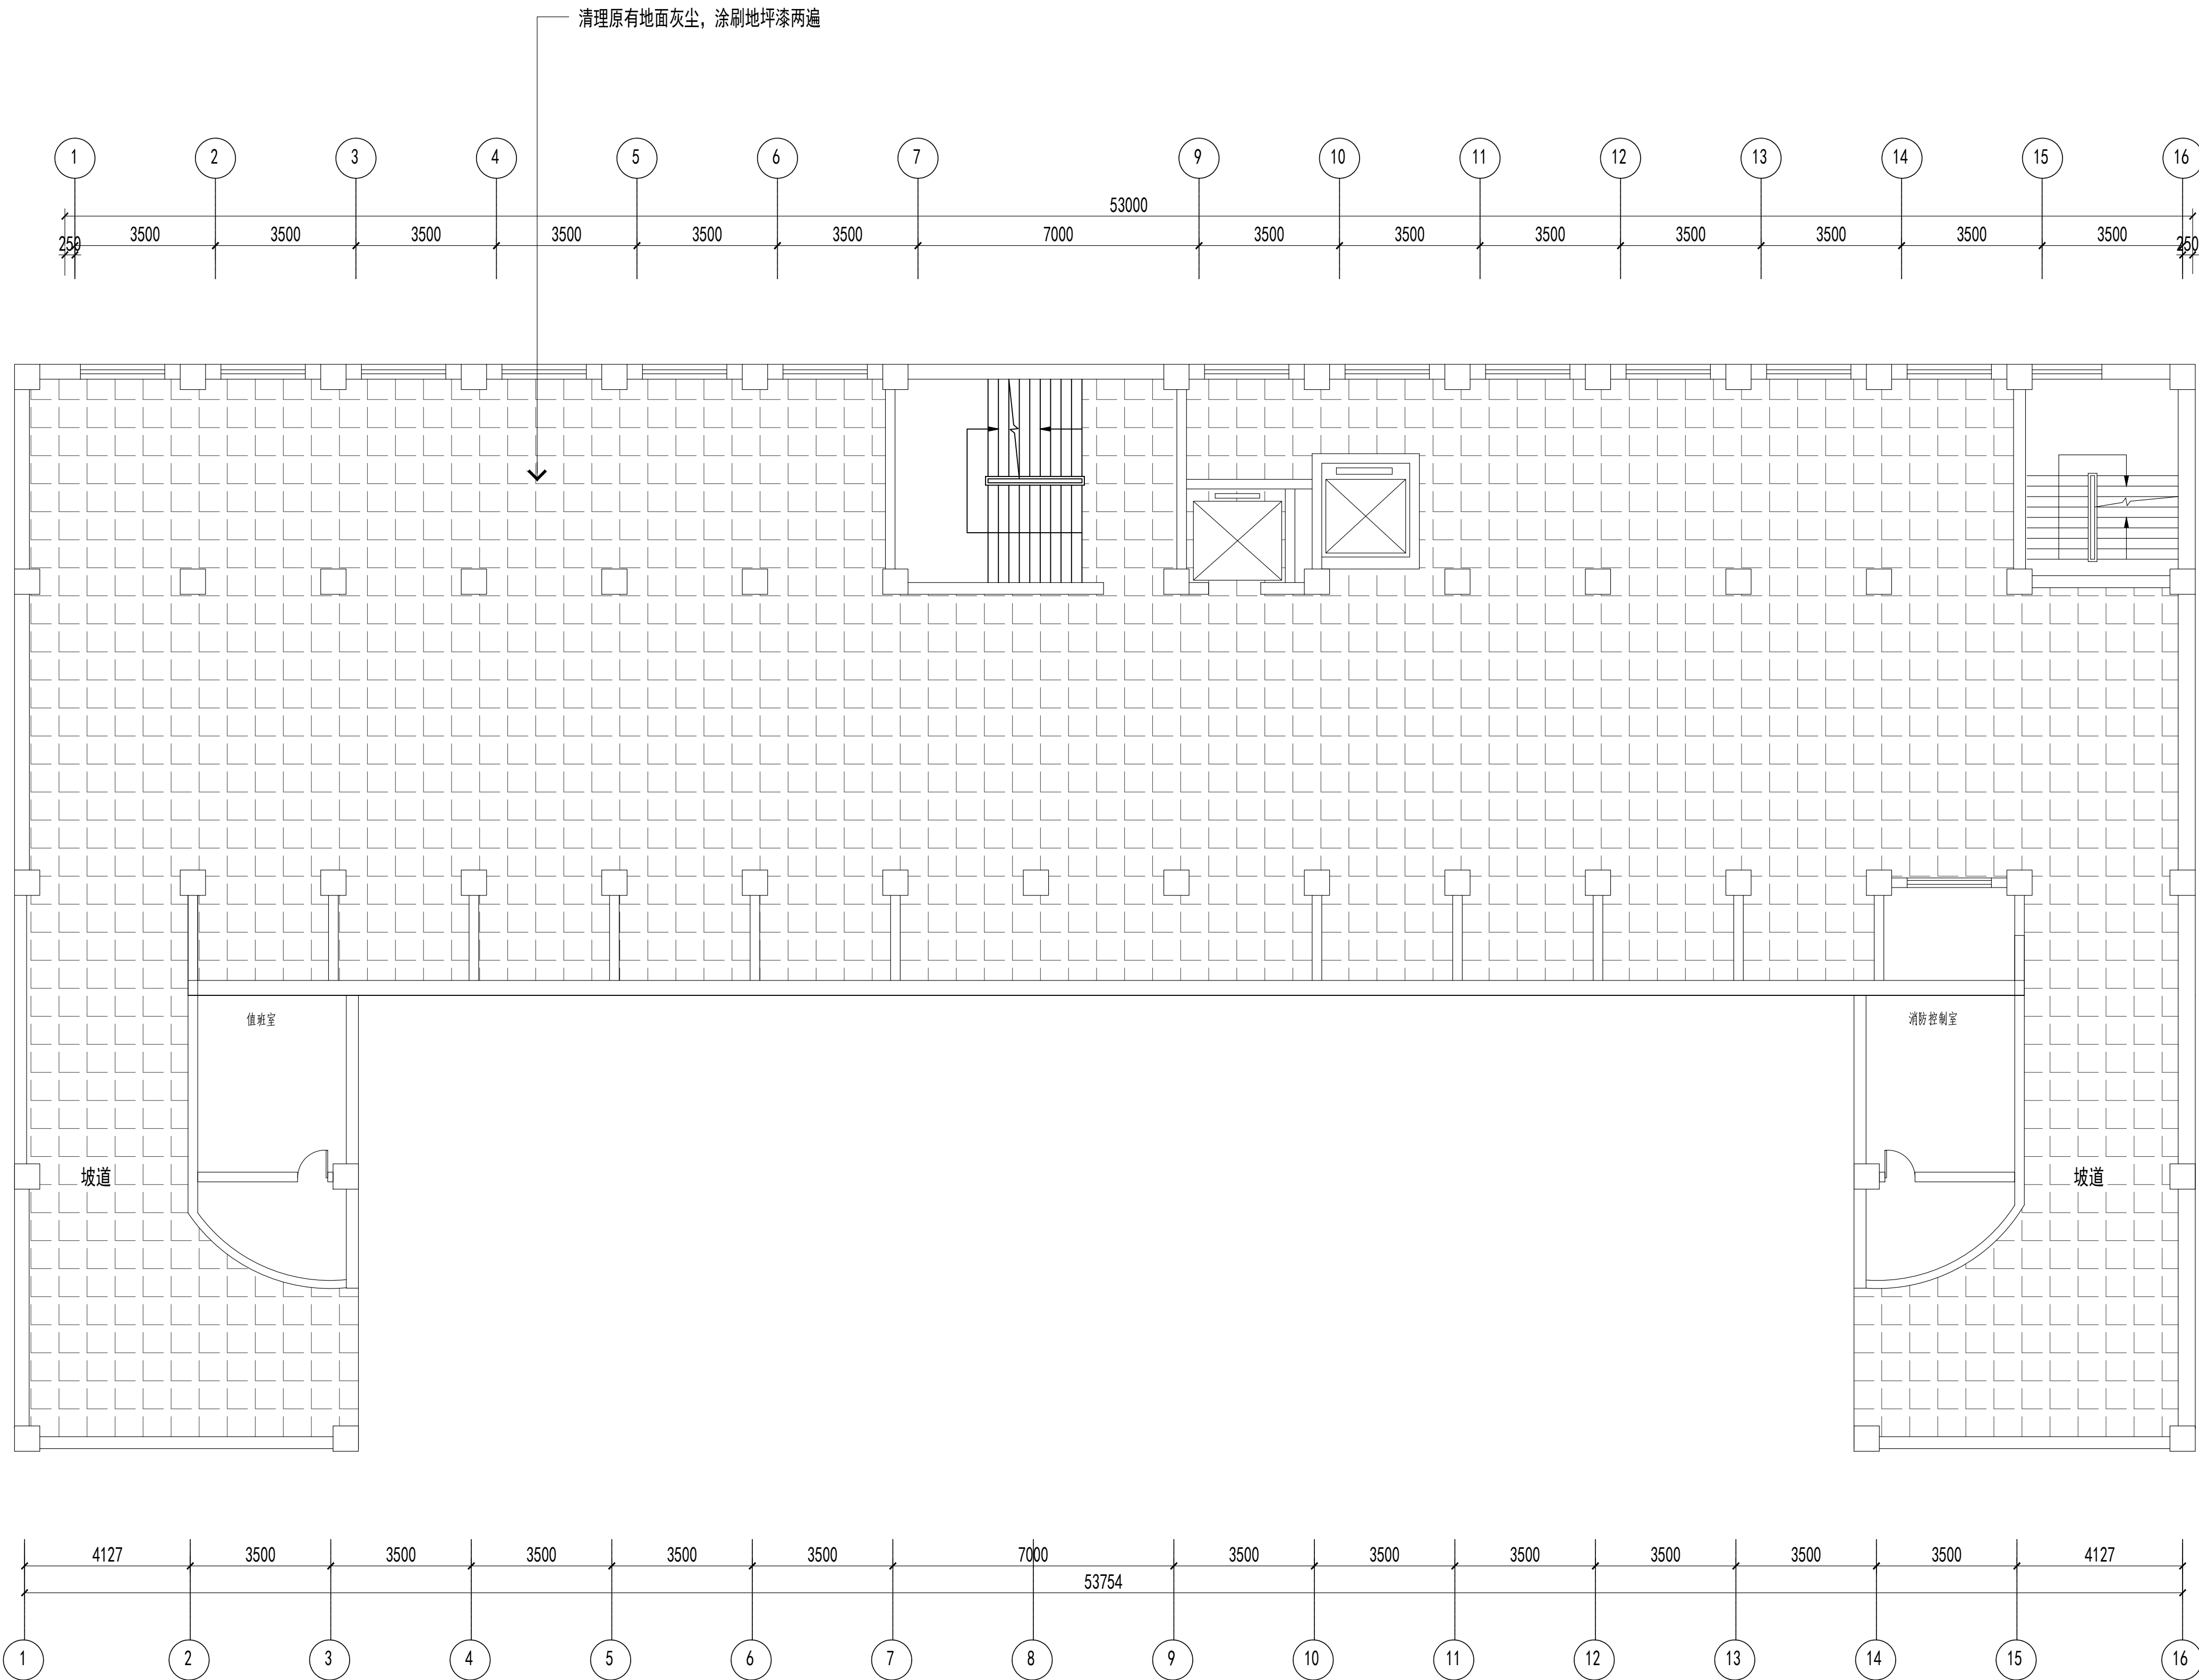

地下室地面铺装图 1:150






中誉恒信工程咨询有限公司  
ZHONGYUHENGIN ENGINEERING CONSULTING CO.,LTD

建筑行业（建筑工程）	甲级
城乡规划编制	乙级
市政行业（排水 给水 道路 桥梁）	乙级
风景园林工程设计专项	乙级
人防工程	乙级
工程勘察专业类	乙级
农林行业	乙级

联系电话：0371-58579067  
备 注：

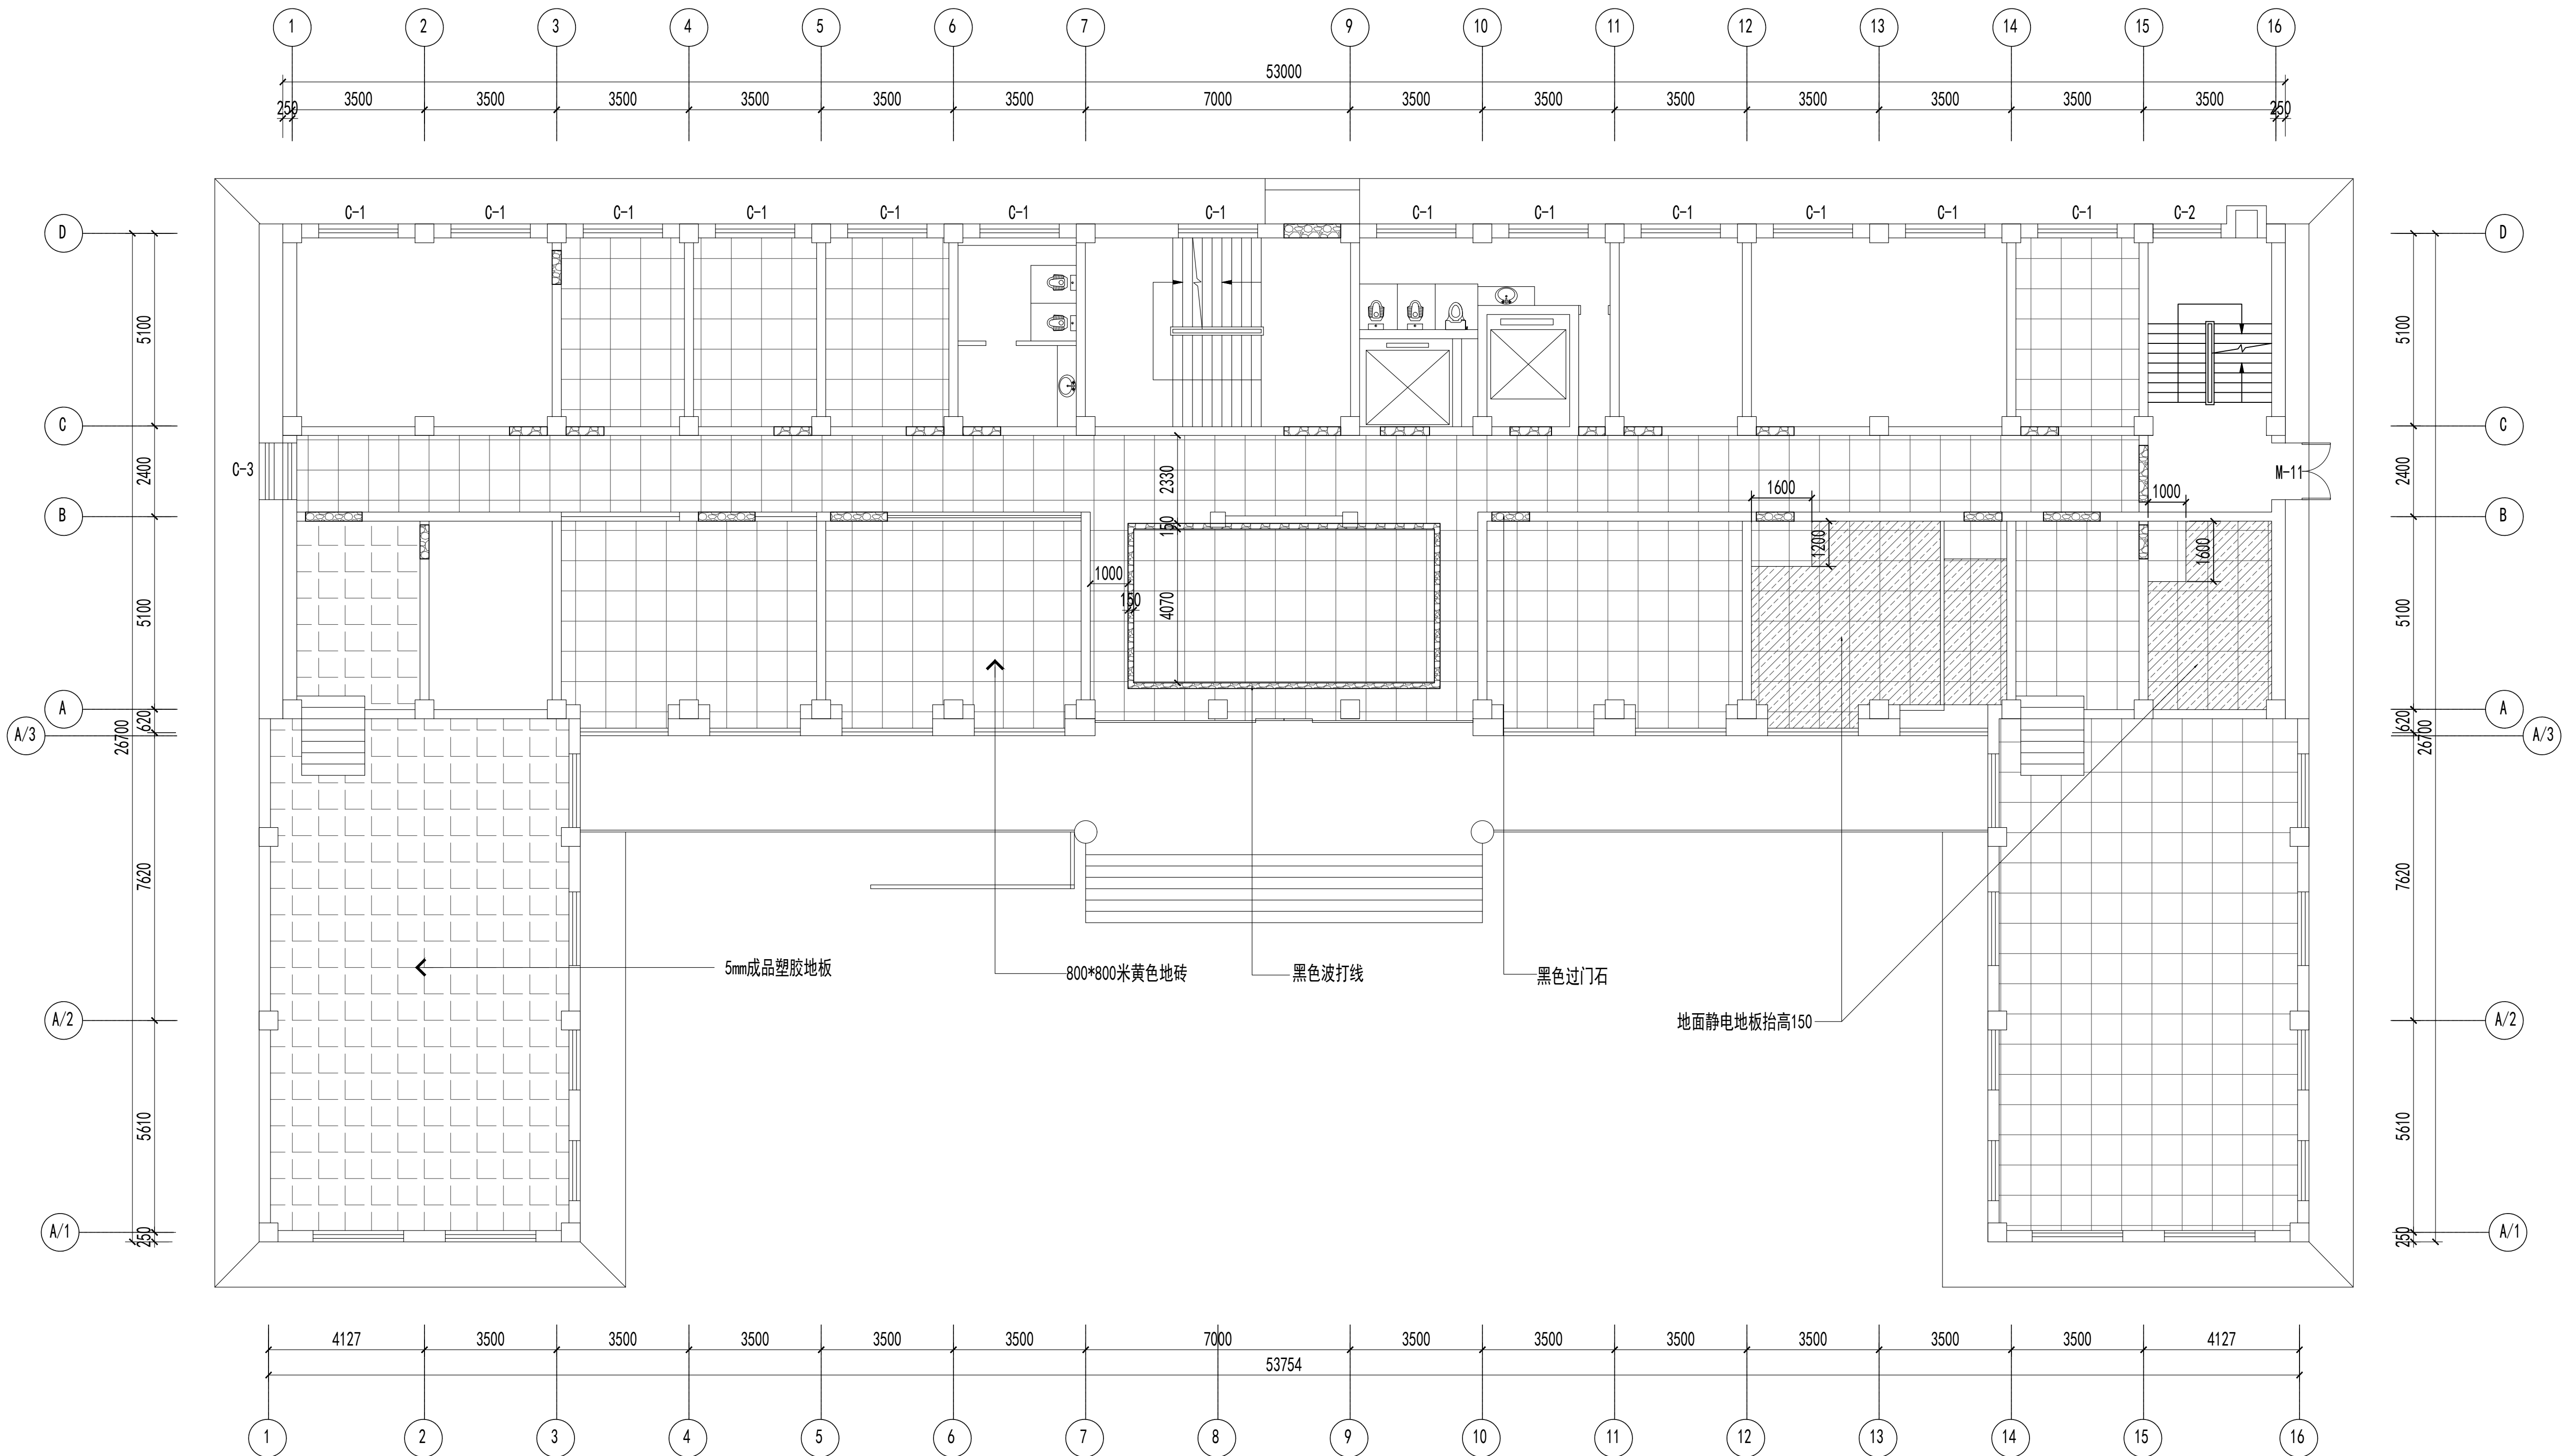

一层地面铺装图 1:150

设计签字栏			
审 定 人		审 核 人	
项 目 负 责 人		专 业 负 责 人	
校 对 人		设 计 人	
制 图 人		会 签 栏	
建 筑		结 构	
给 排 水		电 气	
暖 通			

建设单位

项目名称

山西省晋城市人民检察院技侦楼修缮工程

子项名称

图纸名称

一层地面铺装图

单位出图章

执业注册章

工程编号		图 别	
阶 段		日 期	2026.3
版 次		图 号	ZS-12
比 例			


图纸未加盖本院出图章及设计注册章无效



中誉恒信工程咨询有限公司  
ZHONGTUHENGXIN ENGINEERING CONSULTING CO.,LTD

建筑行业（建筑工程）	甲级
城乡规划编制	乙级
市政行业（排水 给水 道路 桥梁）	乙级
风景园林工程设计专项	乙级
人防工程	乙级
工程勘察专业类	乙级
农林行业	乙级

联系电话：0371-58579067  
备注：

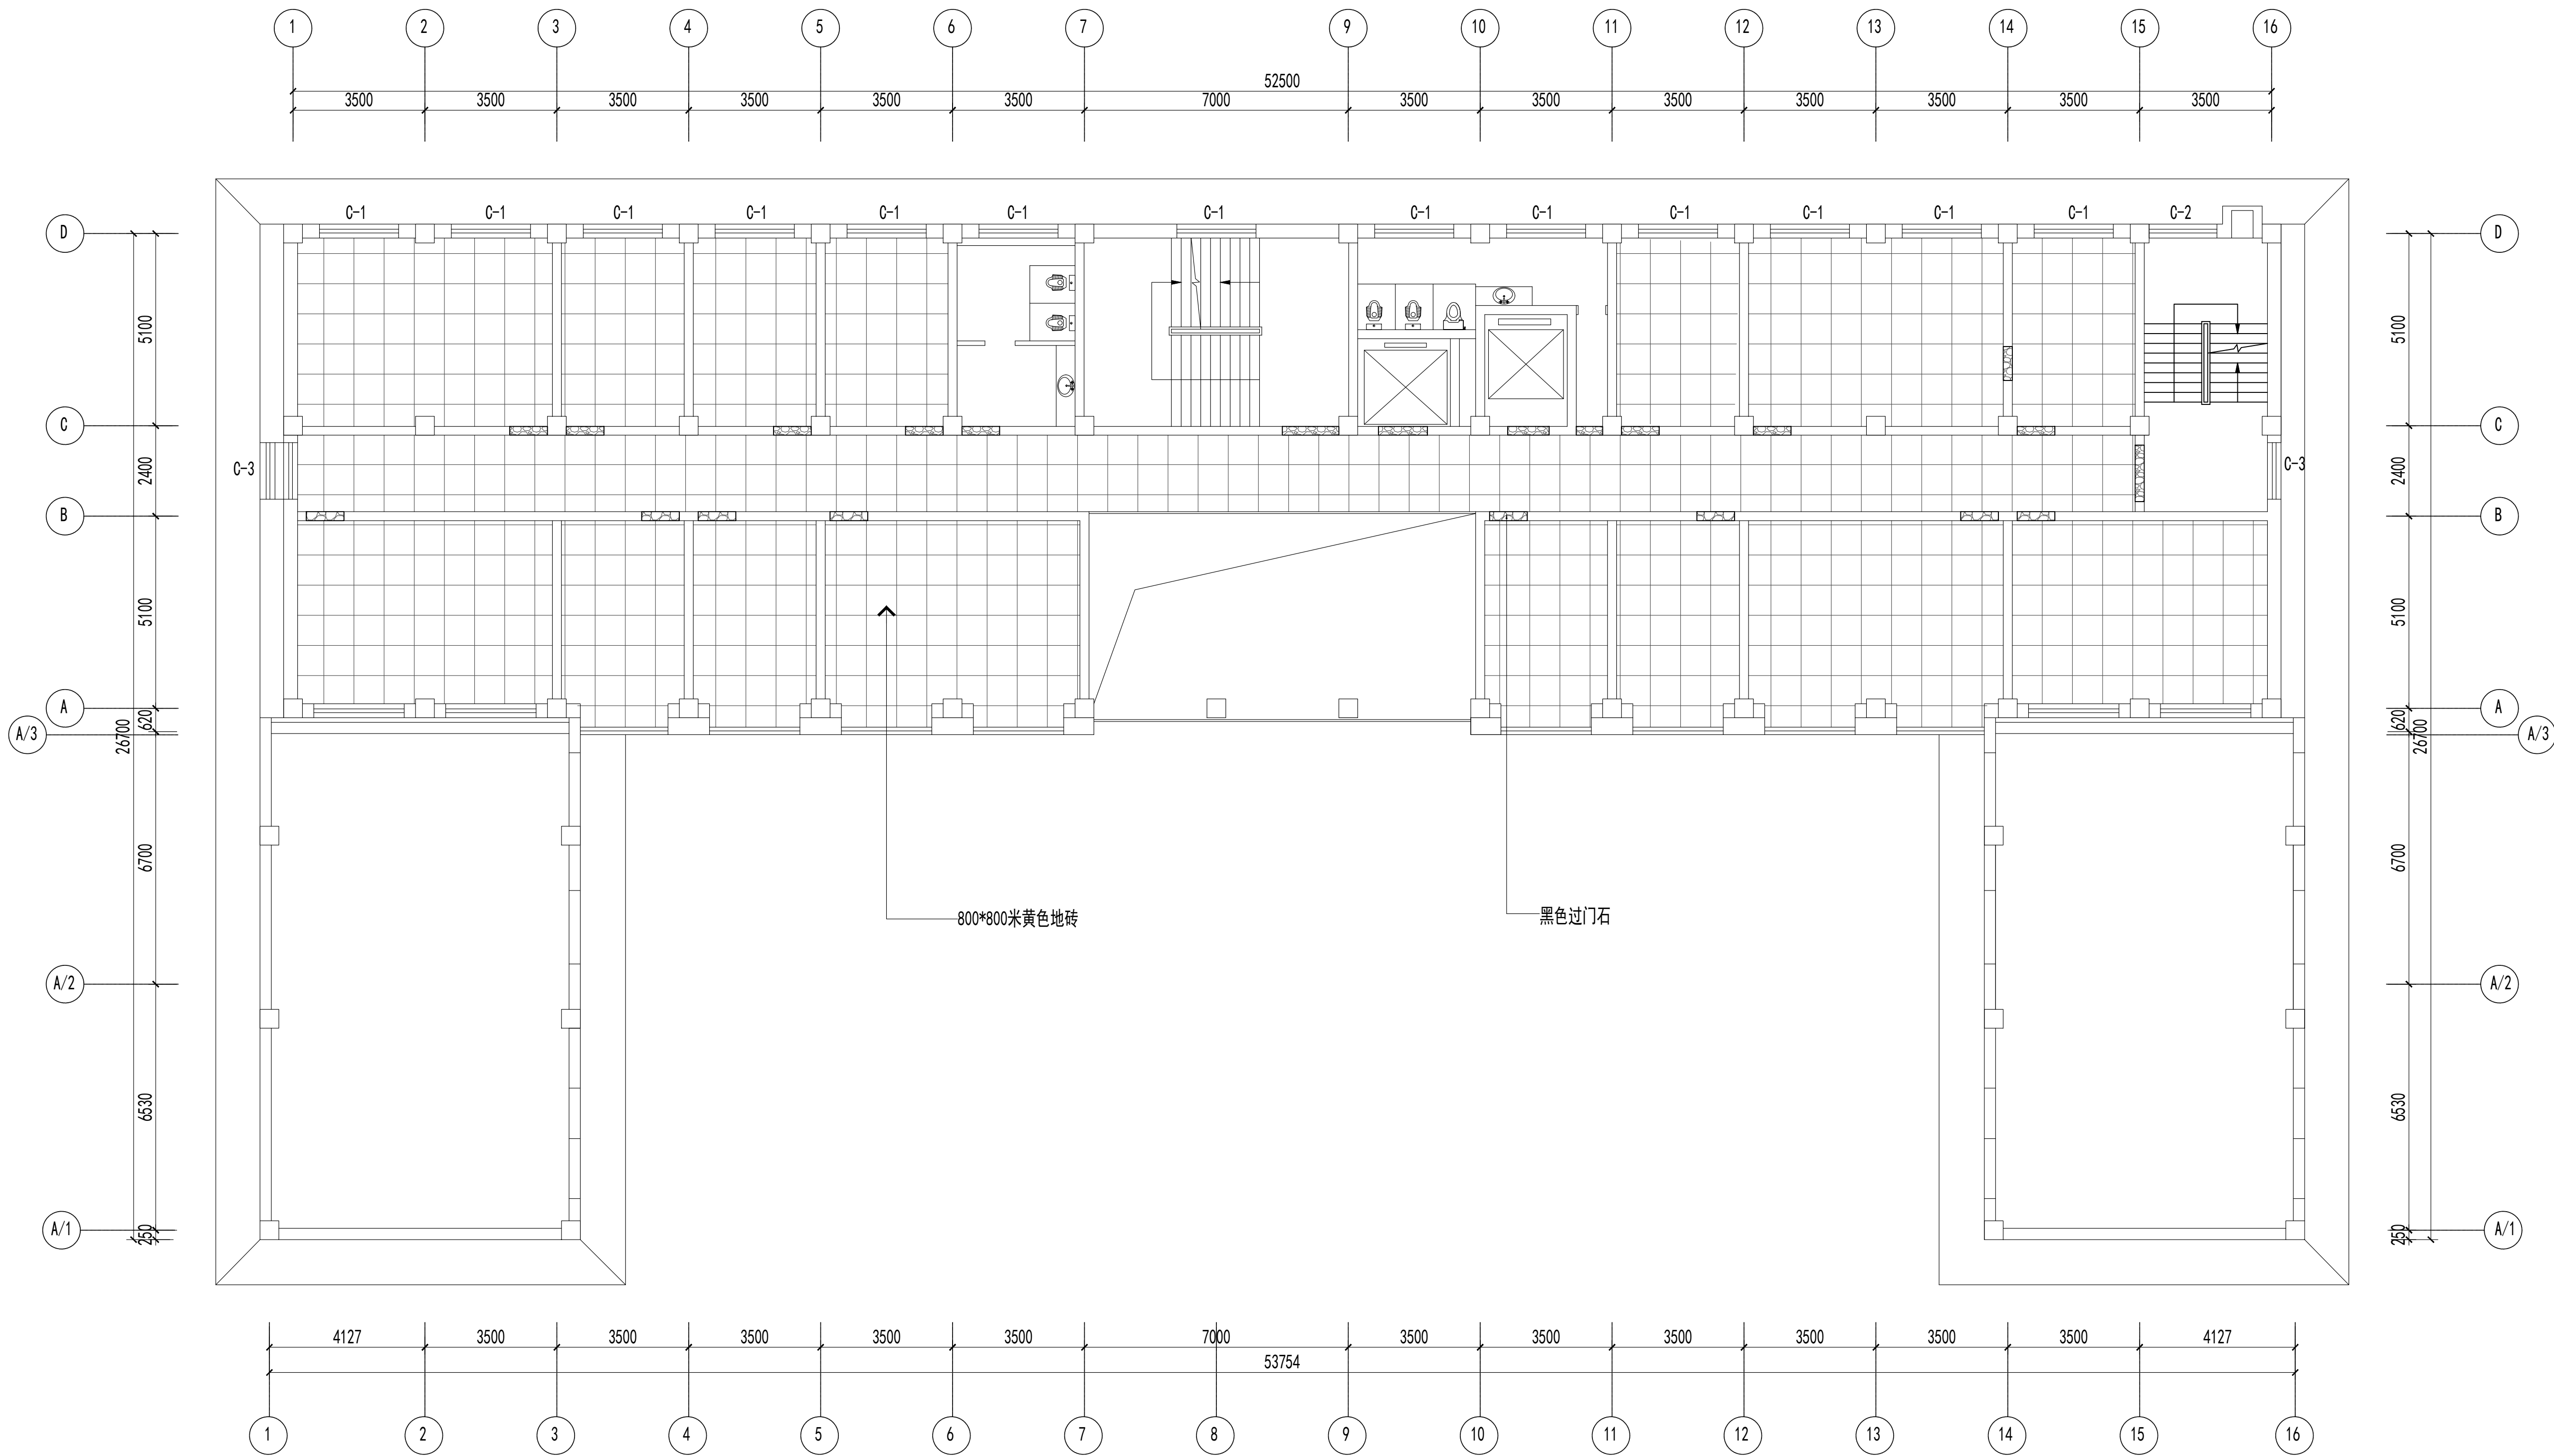

二层地面铺装图 1:150

设计签字栏			
审 定 人		审 核 人	
项 目 负 责 人		专 业 负 责 人	
校 对 人		设 计 人	
制 图 人		会 签 栏	
建 筑		结 构	
给 排 水		电 气	
暖 通			

建设单位

项目名称

山西省晋城市人民检察院技侦楼修缮工程

子项名称

图纸名称

二层地面铺装图

单位出图章

执业注册章

工程编号		图 别	
阶 段		日 期	2026.3
比 例		图 号	ZS-18


图纸未加盖本院出图章及设计注册章无效



中誉恒信工程咨询有限公司  
ZHONGYUHENXIN ENGINEERING CONSULTING CO.,LTD

建筑行业（建筑工程）	甲级
城乡规划编制	乙级
市政行业（排水 给水 道路 桥梁）	乙级
风景园林工程设计专项	乙级
人防工程	乙级
工程勘察专业类	乙级
农林行业	乙级

联系电话：0371-58576067  
备 注：

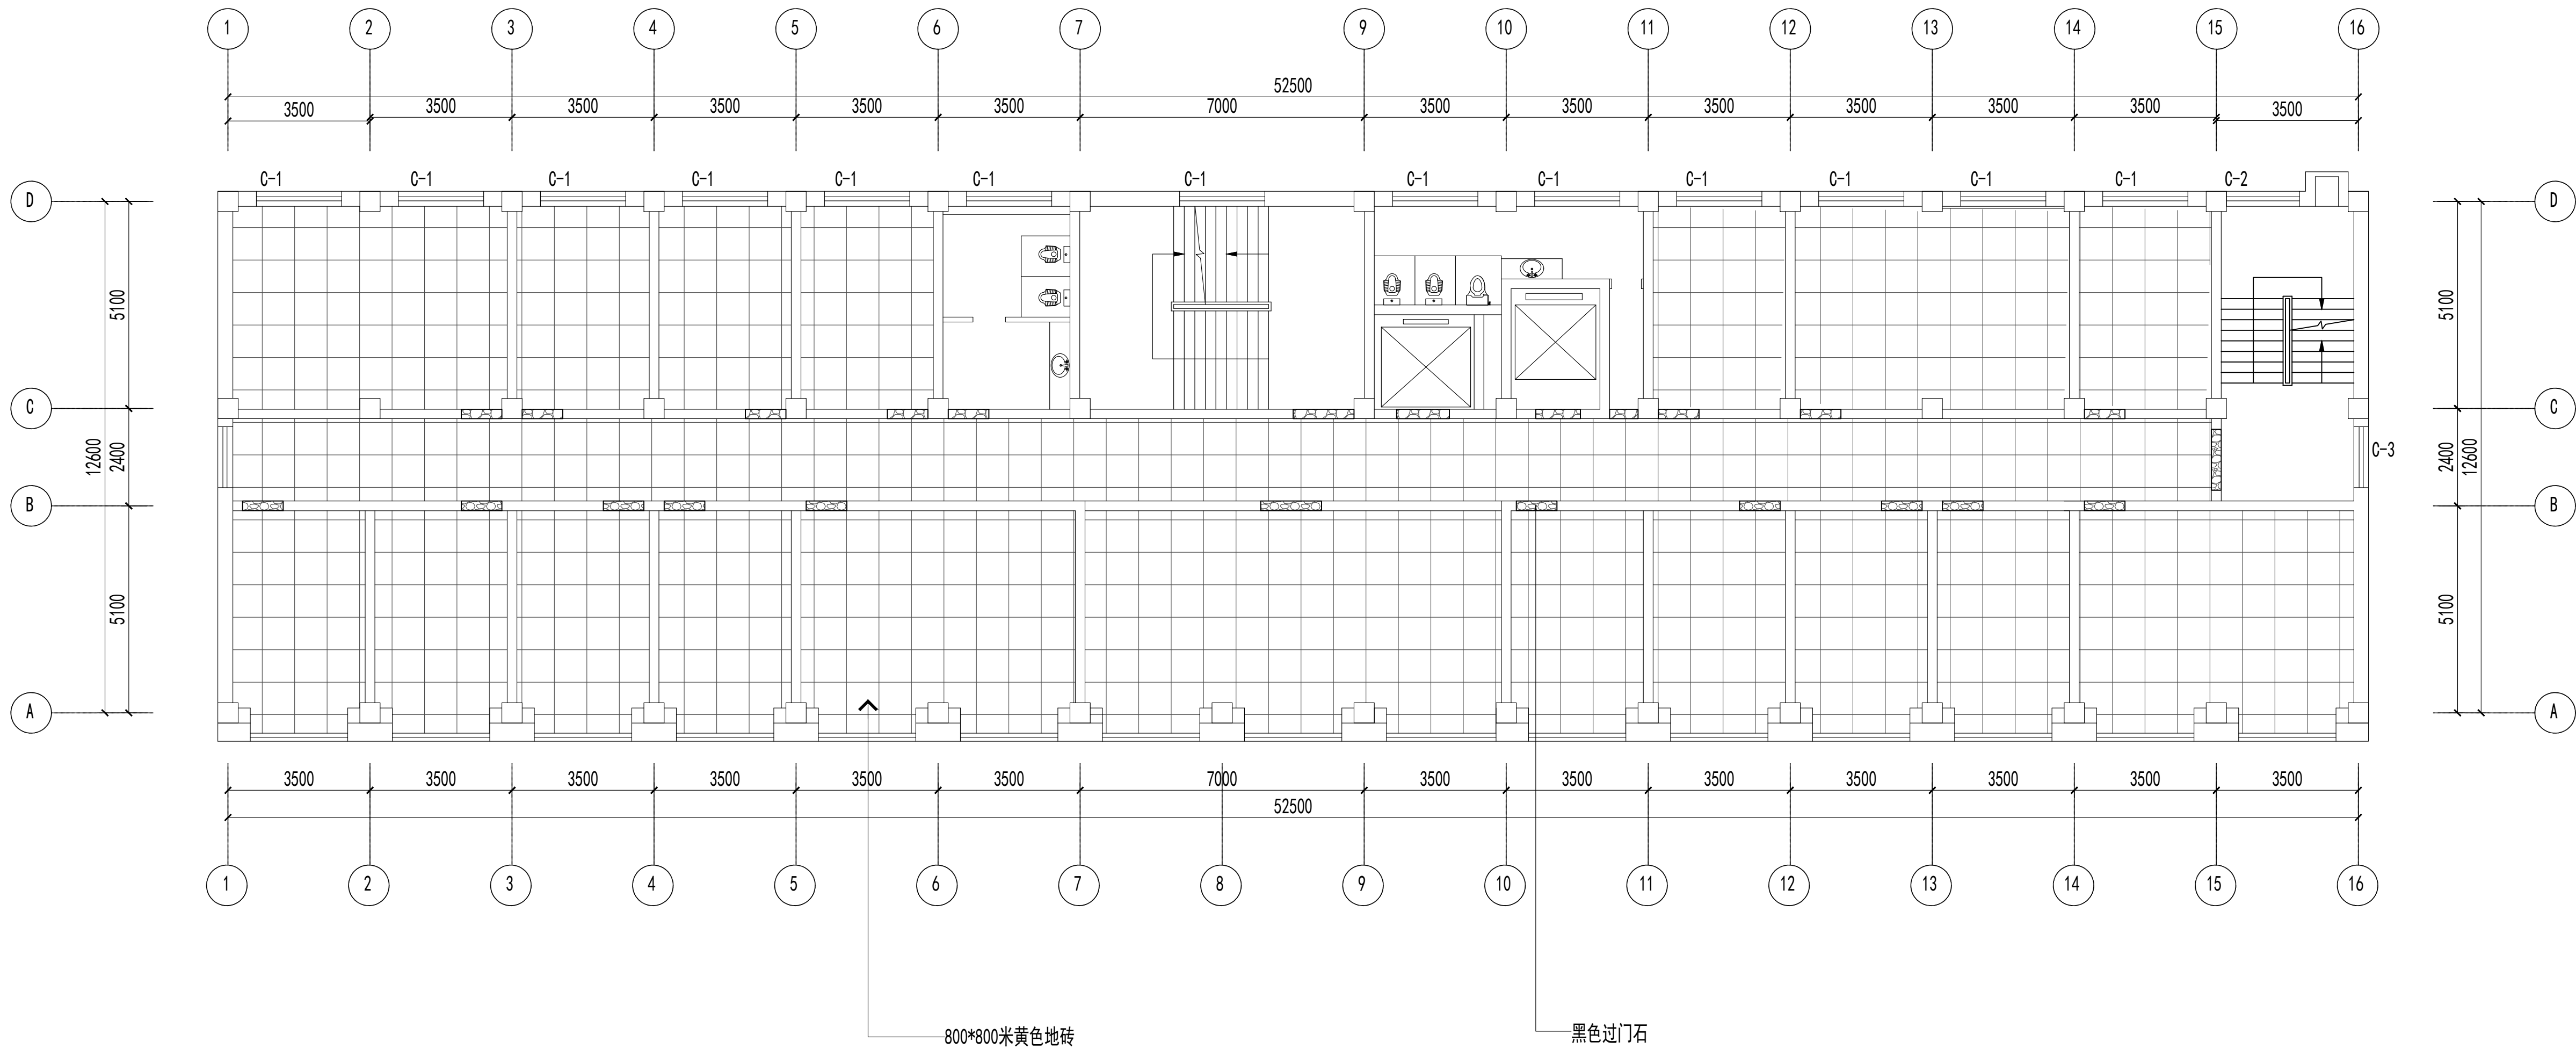

三层地面铺装图 1:150

设计签字栏				
审 定 人				
审 核 人				
项目负责人				
专业负责人				
校 对 人				
设 计 人				
制 图 人				
会签栏				
建 筑		结 构		
给排水		电 气		
暖 通				
建设单位				

项目名称	
山西省晋城市人民检察院技侦楼修缮工程	
子项名称	
图纸名称	
三层地面铺装图	

单位出图章	
执业注册章	
工程编号	
阶 段	图 别
版 次	日 期
比 例	图 号


图纸未加盖本院出图章及设计注册章无效



中誉恒信工程咨询有限公司  
ZHONGTUHENGXIN ENGINEERING CONSULTING CO.,LTD

建筑行业（建筑工程）	甲级
城乡规划编制	乙级
市政行业（排水 给水 道路 桥梁）	乙级
风景园林工程设计专项	乙级
人防工程	乙级
工程勘察专业类	乙级
农林行业	乙级

联系电话：0371-58576067  
备注：

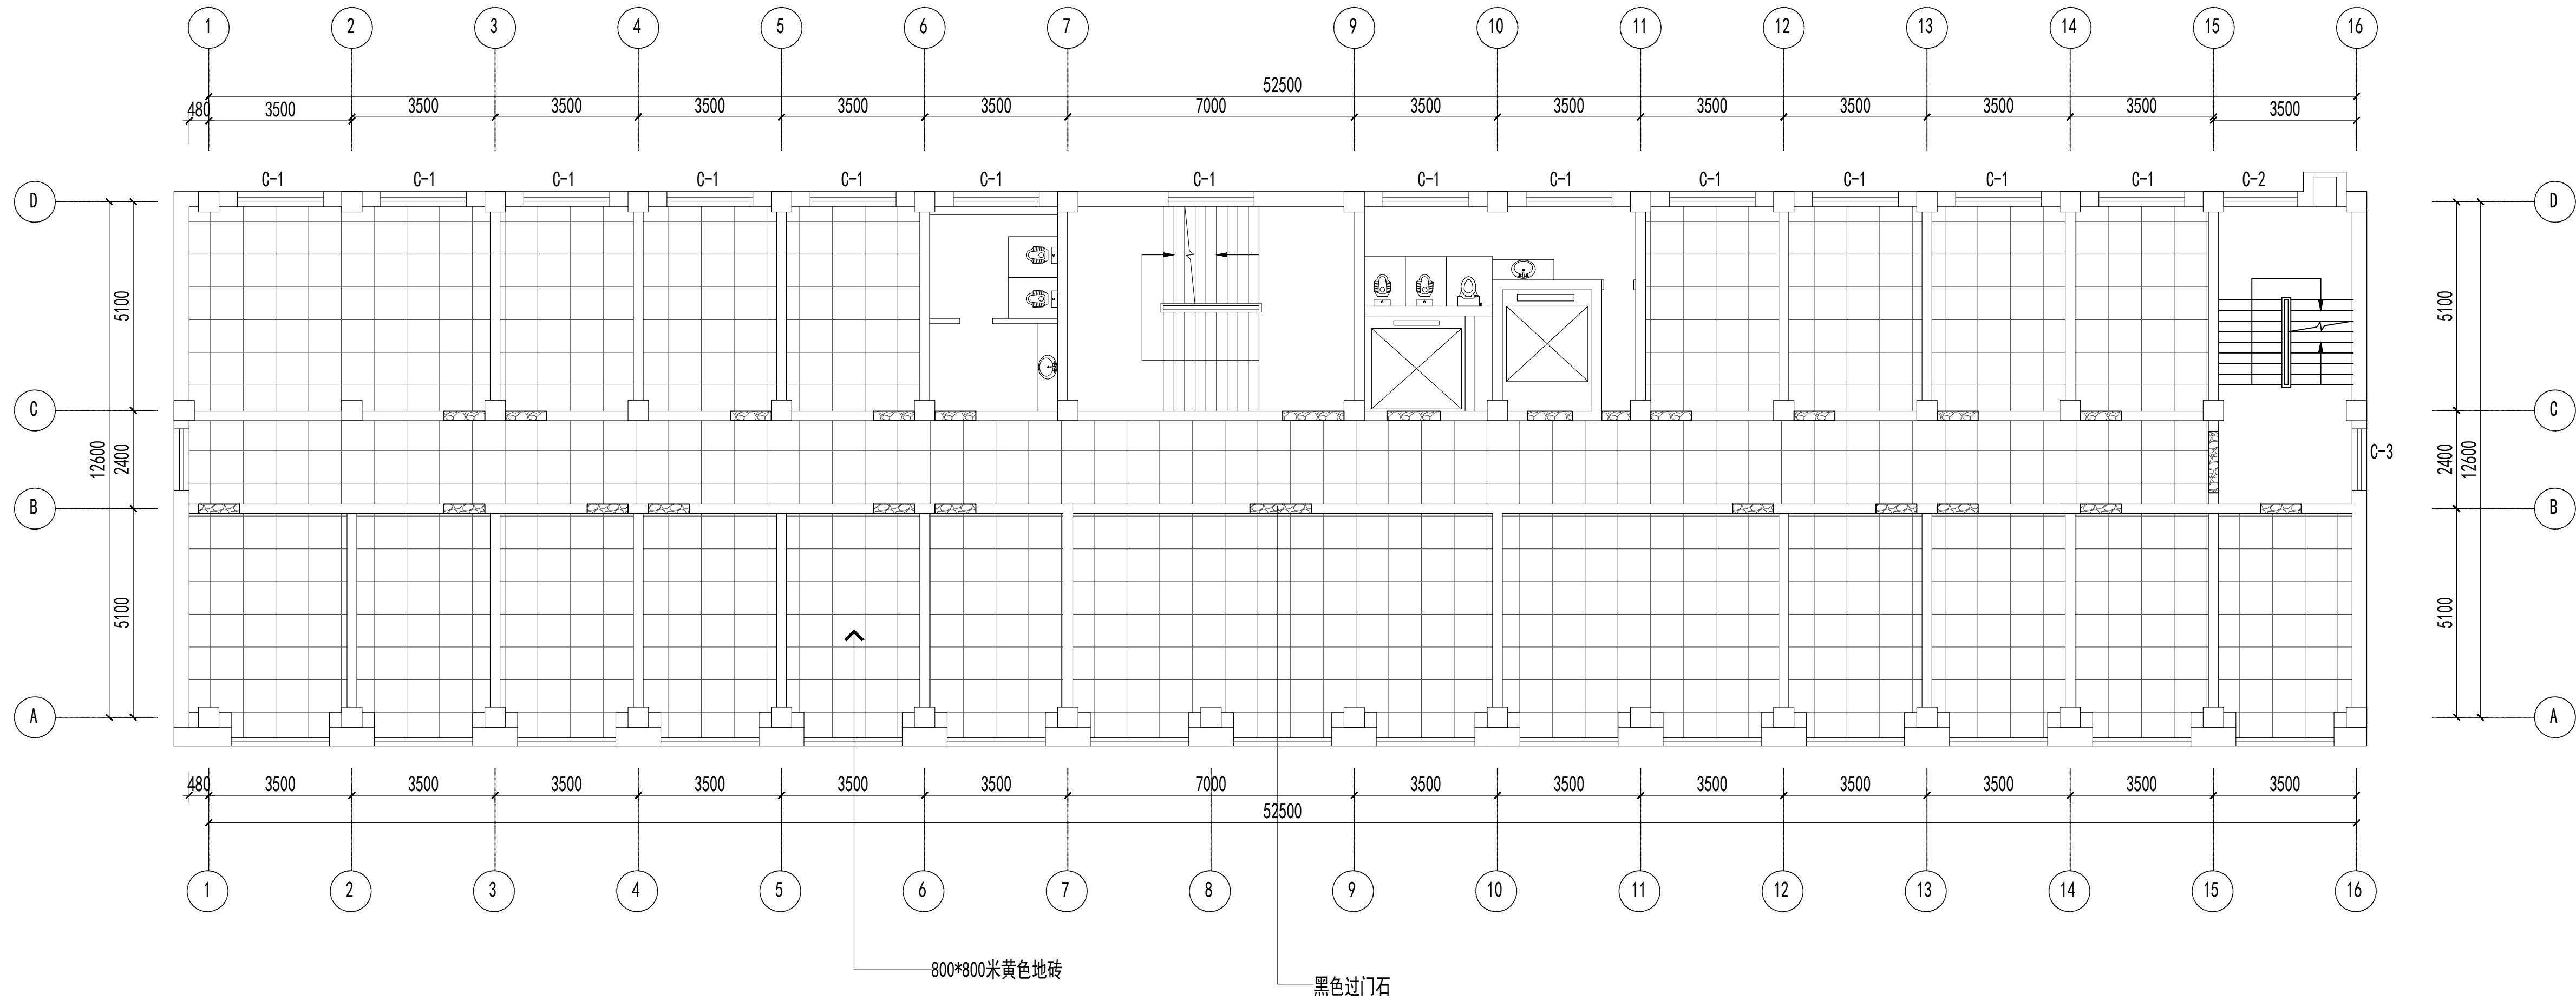

四层地面铺装图 1:150

设计签字栏			
审 定 人		审 核 人	
项 目 负 责 人		专 业 负 责 人	
校 对 人		设 计 人	
制 图 人		会 签 栏	
建 筑		结 构	
给 排 水		电 气	
暖 通			

建设单位
项目名称
山西省晋城市人民检察院技侦楼修缮工程
子项名称
图纸名称
四层地面铺装图

单位出图章
执业注册章

工程编号		图 别	
阶 段		日 期	2026.3
版 次		图 号	ZS-30


图纸未加盖本院出图章及设计注册章无效



中誉恒信工程咨询有限公司  
ZHONGYUHENXIN ENGINEERING CONSULTING CO.,LTD

建筑行业（建筑工程）	甲级
城乡规划编制	乙级
市政行业（排水 给水 道路 桥梁）	乙级
风景园林工程设计专项	乙级
人防工程	乙级
工程勘察专业类	乙级
农林行业	乙级

联系电话：0371-58576067  
备 注：

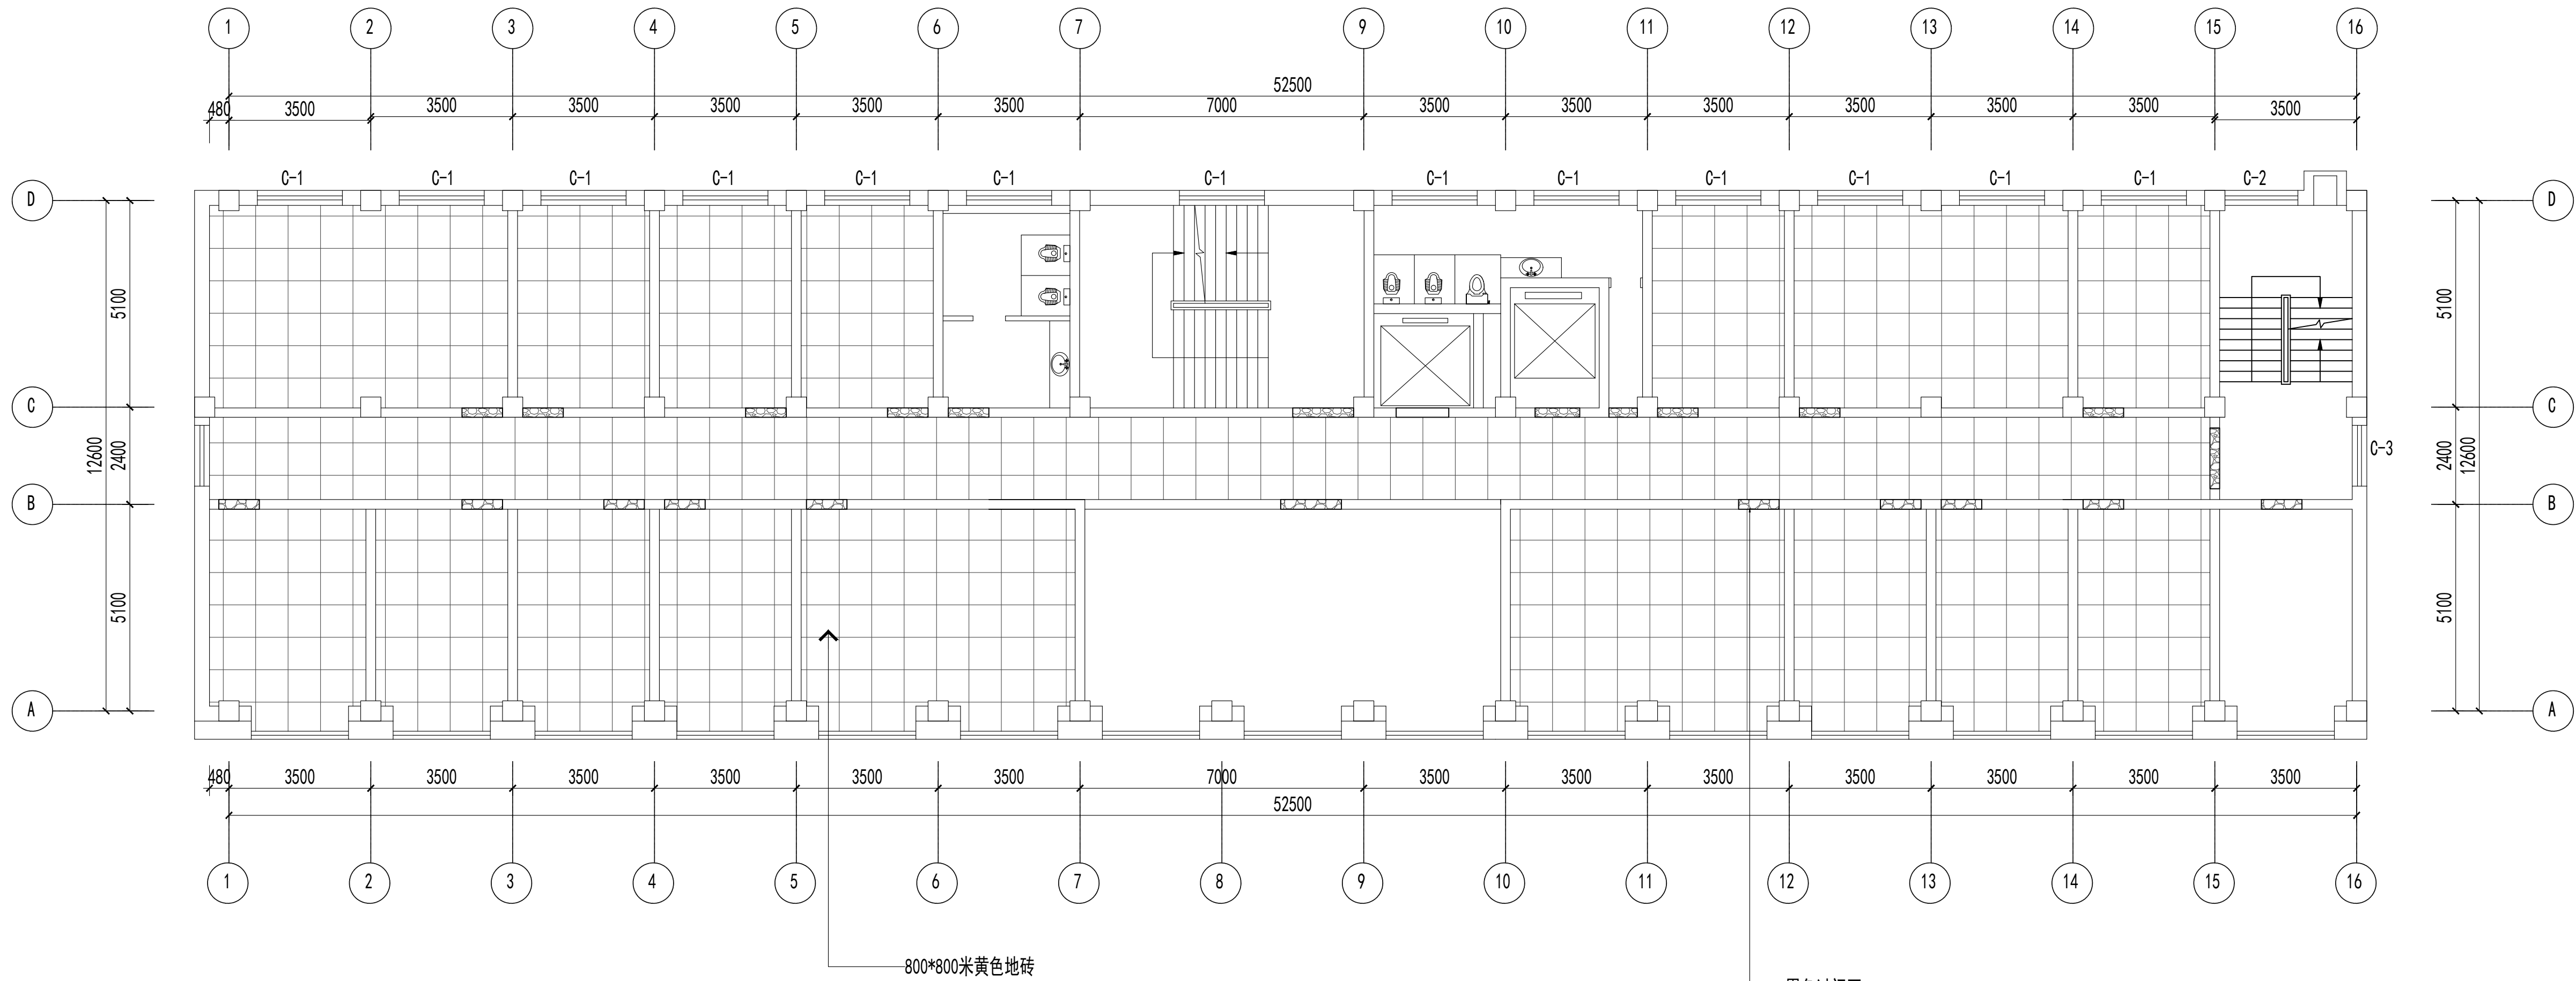

五层地面铺装图 1:150

设计签字栏			
审 定 人			
审 核 人			
项目负责人			
专业负责人			
校 对 人			
设 计 人			
制 图 人			
会签栏			
建 筑		结 构	
给 排 水		电 气	
暖 通			

建设单位
项目名称
山西省晋城市人民检察院技侦楼修缮工程
子项名称
图纸名称
五层地面铺装图

单位出图章
执业注册章

工程编号			
阶 段		图 别	
版 次		日 期	2026.3
比 例		图 号	ZS-36


图纸未加盖本院出图章及设计注册章无效



中誉恒信工程咨询有限公司  
ZHONGTUHENGXIN ENGINEERING CONSULTING CO.,LTD

建筑行业（建筑工程）	甲级
城乡规划编制	乙级
市政行业（排水 给水 道路 桥梁）	乙级
风景园林工程设计专项	乙级
人防工程	乙级
工程勘察专业类	乙级
农林行业	乙级

联系电话：0371-58576067  
备 注：

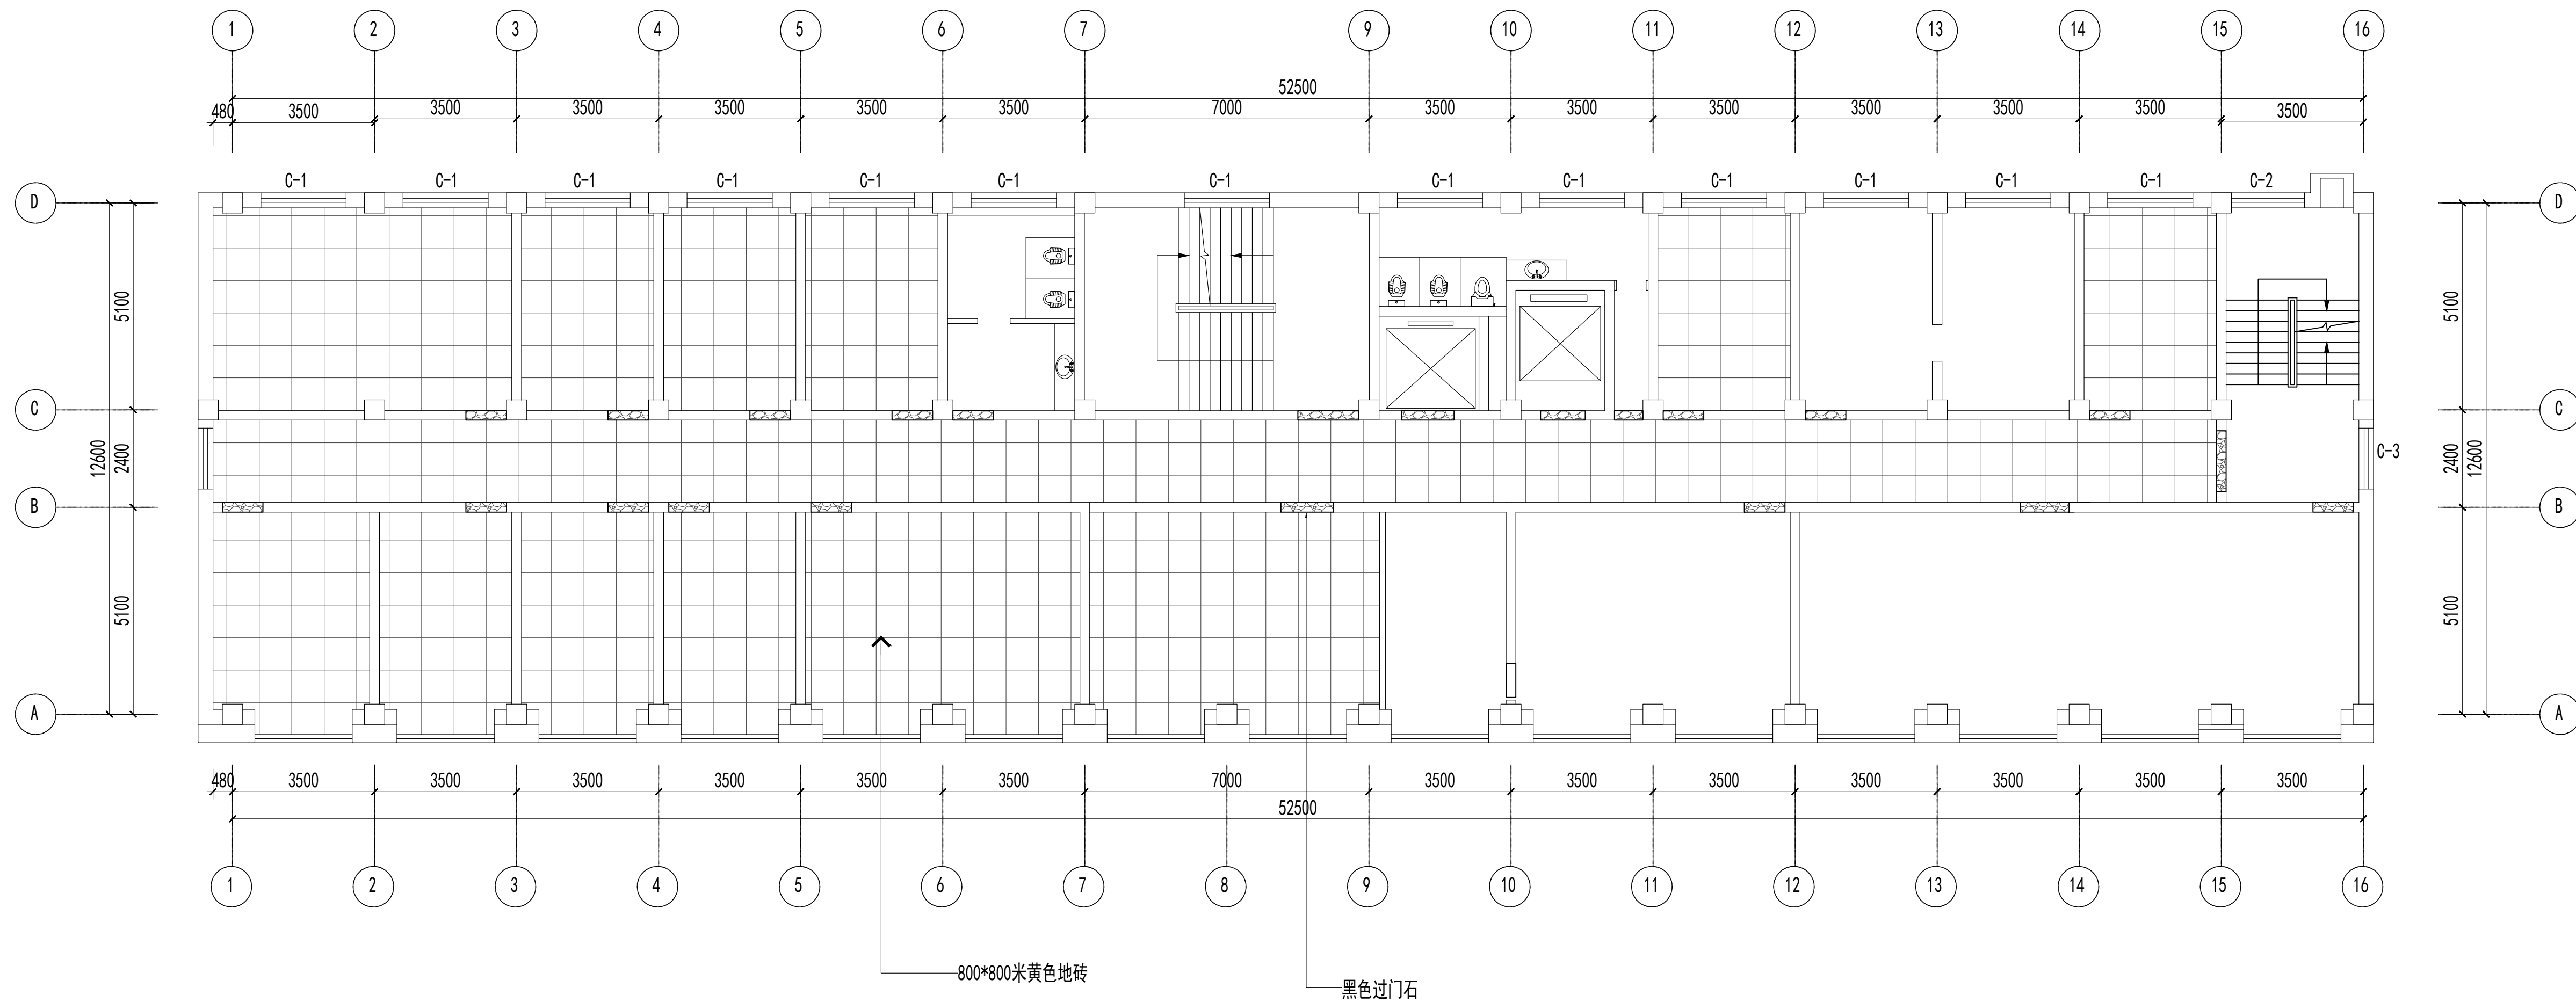

六层地面铺装图 1:150

设计签字栏			
审 定 人		审 核 人	
项 目 负 责 人		专 业 负 责 人	
校 对 人		设 计 人	
制 图 人		会 签 栏	
建 筑		结 构	
给 排 水		电 气	
暖 通			

建设单位
项目名称
山西省晋城市人民检察院技侦楼修缮工程
子项名称
图纸名称
六层地面铺装图

单位出图章			
执业注册章			


图纸未加盖本院出图章及设计注册章无效



中誉恒信工程咨询有限公司  
ZHONGYUHENGIN ENGINEERING CONSULTING CO.,LTD

建筑行业（建筑工程）	甲级
城乡规划编制	乙级
市政行业（排水 给水 道路 桥梁）	乙级
风景园林工程设计专项	乙级
人防工程	乙级
工程勘察专业类	乙级
农林行业	乙级

联系电话：0371-58576067  
备 注：

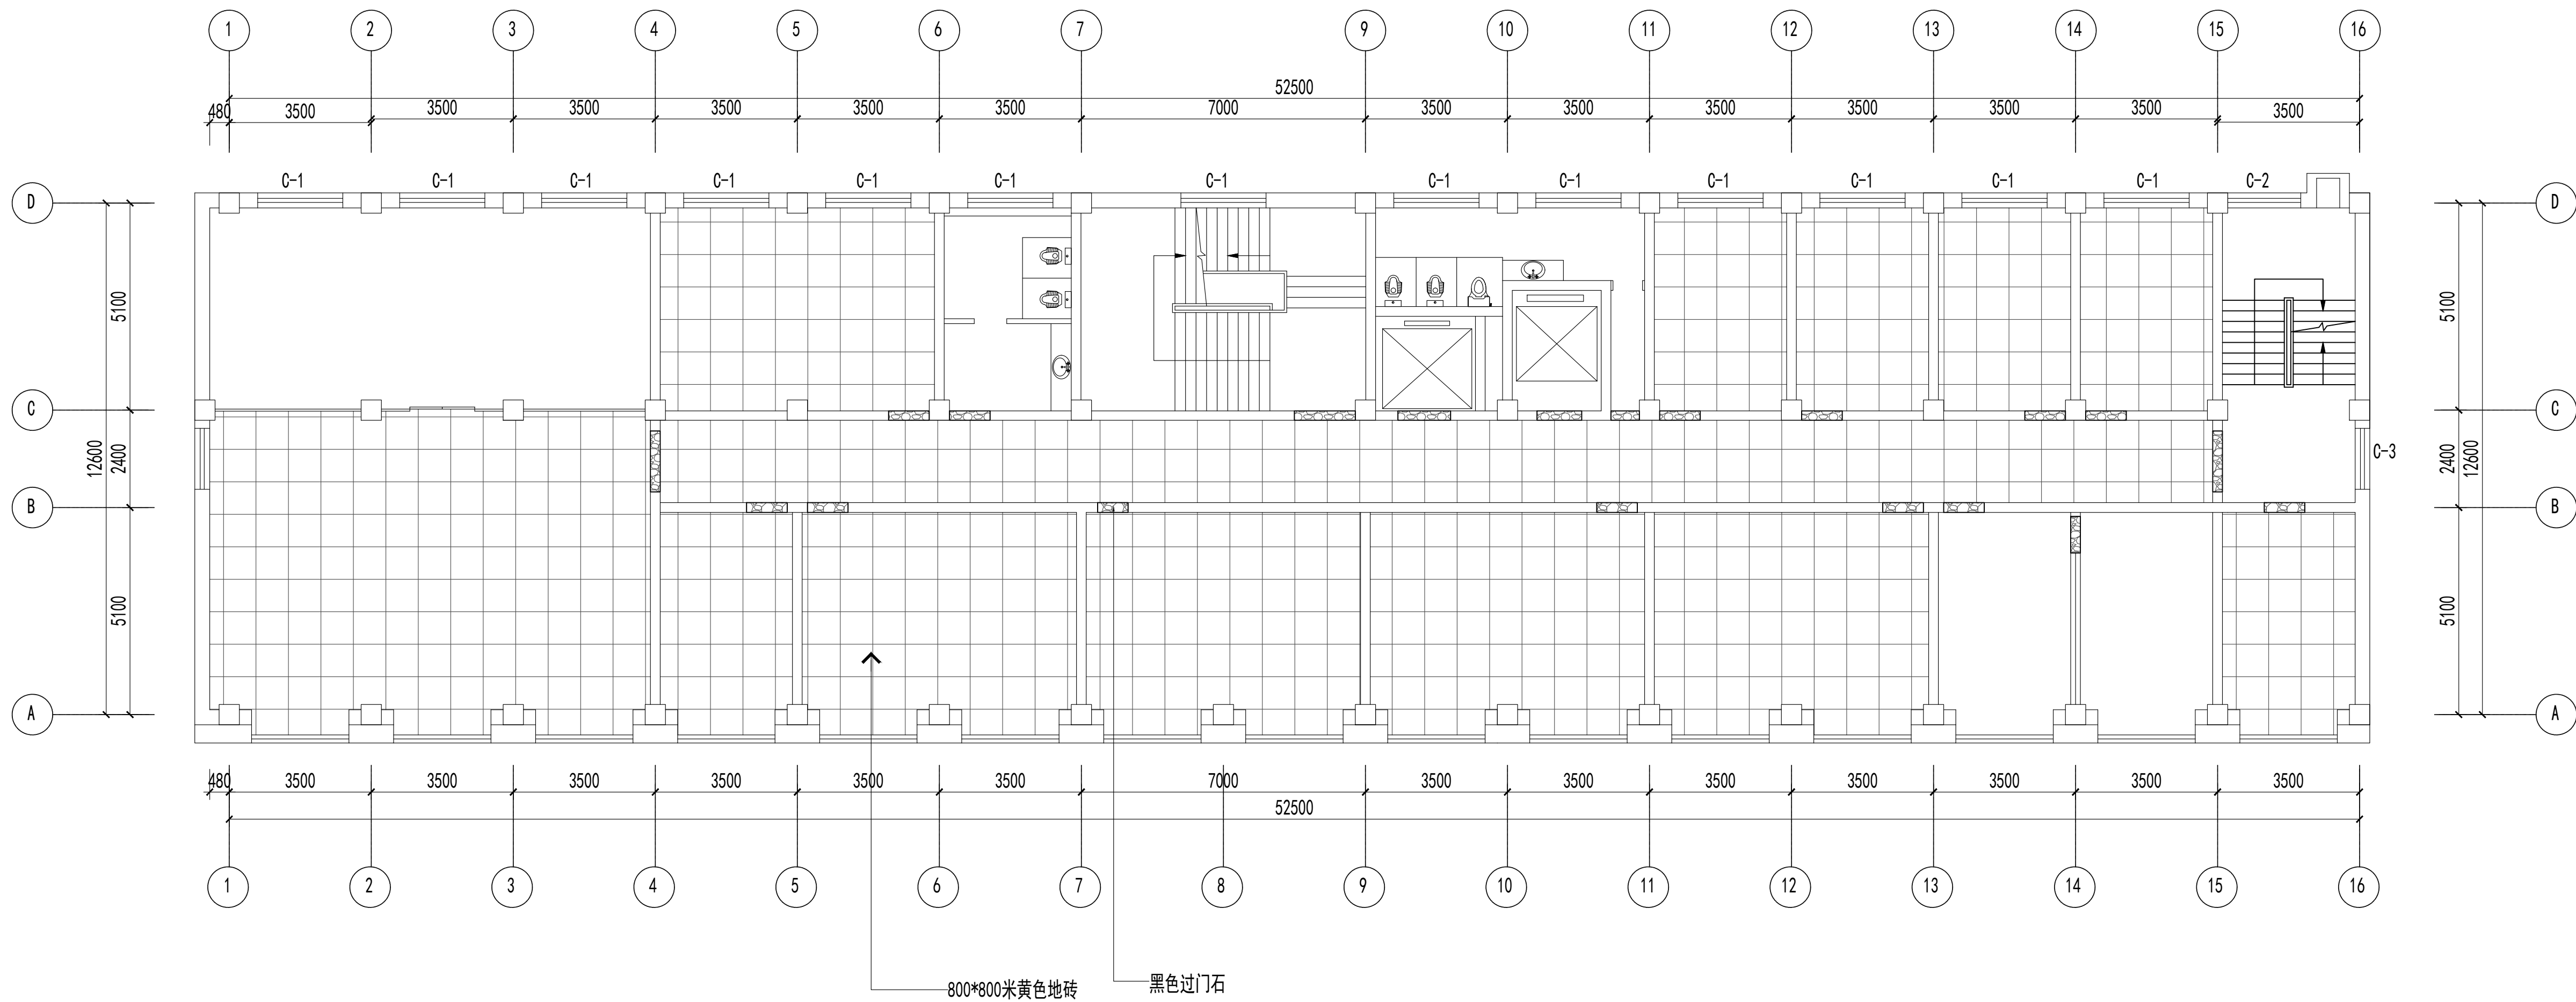

七层地面铺装图 1:150

设计签字栏			
审 定 人			
审 核 人			
项目负责人			
专业负责人			
校 对 人			
设 计 人			
制 图 人			
会签栏			
建 筑		结 构	
给 排 水		电 气	
暖 通			
建设单位			

项目名称	
山西省晋城市人民检察院技侦楼修缮工程	
子项名称	
图纸名称	
七层地面铺装图	

单位出图章	
执业注册章	

工程编号		图 别	
阶 段		日 期	2026.3
比 例		图 号	ZS-48


图纸未加盖本院出图章及设计注册章无效



中誉恒信工程咨询有限公司  
ZHONGYUHENGIN ENGINEERING CONSULTING CO.,LTD

建筑行业（建筑工程）	甲级
城乡规划编制	乙级
市政行业（排水 给水 道路 桥梁）	乙级
风景园林工程设计专项	乙级
人防工程	乙级
工程勘察专业类	乙级
农林行业	乙级

联系电话：0371-58576067  
备 注：

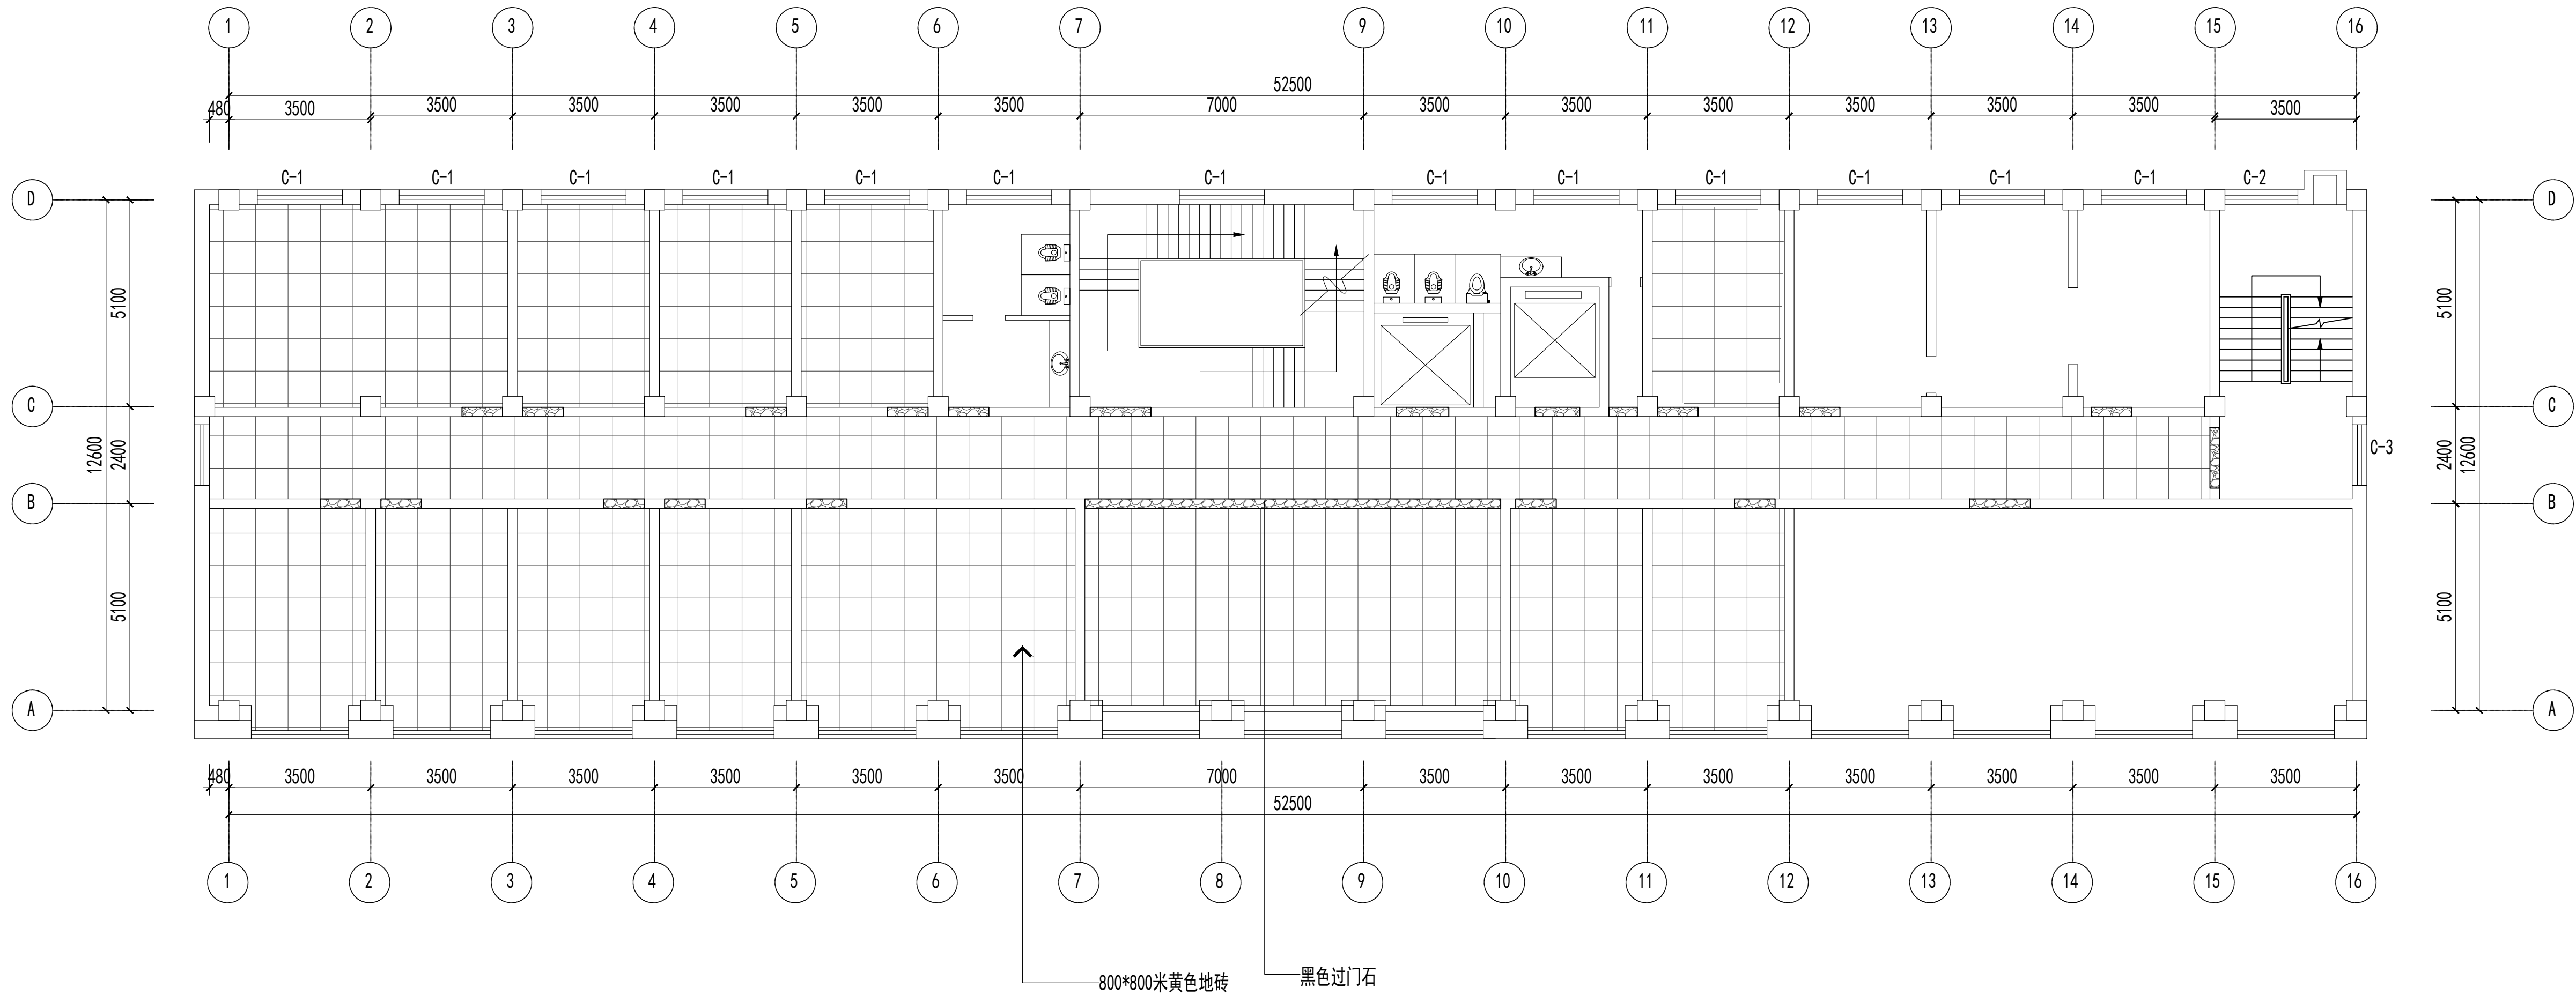

八层地面铺装图 1:150

设计签字栏				
审 定 人				
审 核 人				
项目负责人				
专业负责人				
校 对 人				
设 计 人				
制 图 人				
会签栏				
建 筑		结 构		
给排水		电 气		
暖 通				

建设单位
项目名称
山西省晋城市人民检察院技侦楼修缮工程
子项名称
图纸名称
八层地面铺装图

单位出图章
执业注册章

工程编号			
阶 段		图 别	
版 次		日 期	2026.3
比 例		图 号	ZS-04

图纸未加盖本院出图章及设计注册章无效






中誉恒信工程咨询有限公司  
ZHONGTUHENGXIN ENGINEERING CONSULTING CO.,LTD

建筑行业（建筑工程）	甲级
城乡规划编制	乙级
市政行业（排水 给水 道路 桥梁）	乙级
风景园林工程设计专项	乙级
人防工程	乙级
工程勘察专业类	乙级
农林行业	乙级

联系电话：0371-58576067  
备 注：

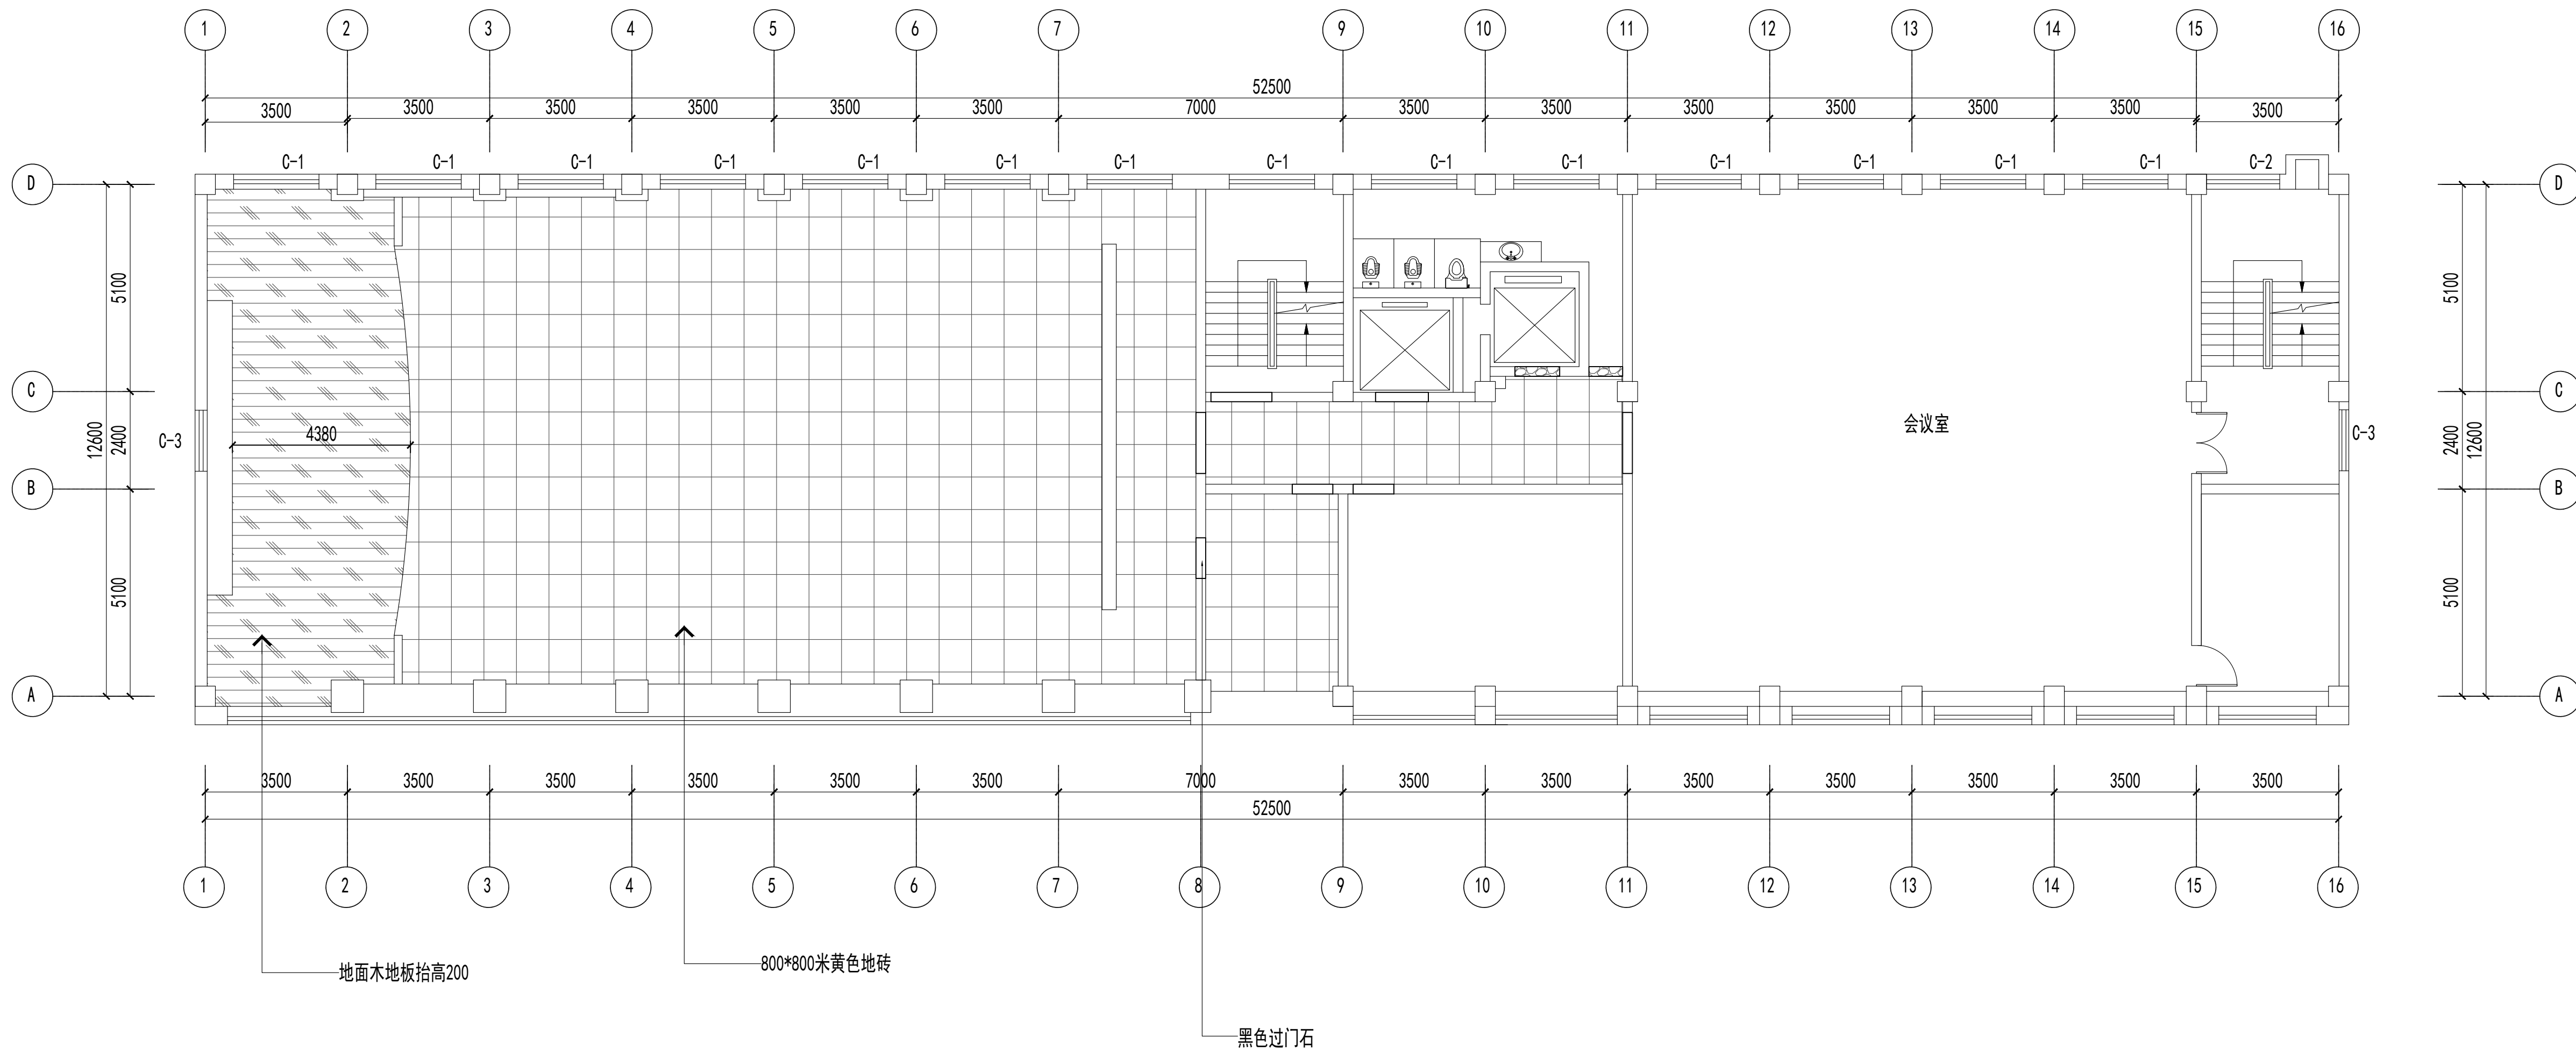

九层地面铺装图 1:150

设计签字栏				
审 定 人				
审 核 人				
项目负责人				
专业负责人				
校 对 人				
设 计 人				
制 图 人				

会签栏				
建 筑		结 构		
给排水		电 气		
暖 通				

建设单位	
项目名称	
山西省晋城市人民检察院技侦楼修缮工程	
子项名称	
图纸名称	九层地面铺装图

单位出图章	
执业注册章	

工程编号			
阶 段		图 别	
版 次		日 期	2026.3
比 例		图 号	ZS-60

图纸未加盖本院出图章及设计注册章无效



中誉恒信工程咨询有限公司  
ZHONGTUHENGXIN ENGINEERING CONSULTING CO.,LTD

建筑行业（建筑工程）	甲级
城乡规划编制	乙级
市政行业（排水 给水 道路 桥梁）	乙级
风景园林工程设计专项	乙级
人防工程	乙级
工程勘察专业类	乙级
农林行业	乙级

联系电话：0371-58579067  
备 注：


设计签字栏			
审 定 人		审核人	
审 核 人		项目负责	
项目负责		专业负责	
校 对 人		校 对 人	
设 计 人		制 图 人	
会签栏			
建 筑		结 构	
给排水		电 气	
暖 通			
建设单位			

项目名称
山西省晋城市人民检察院技侦楼修缮工程
子项名称
图纸名称
地下室顶面布置图

单位出图章
执业注册章

工程编号		图 别	
阶 段		日 期	2026.3
比 例		图 号	ZS-07

图纸未加盖本院出图章及设计注册章无效

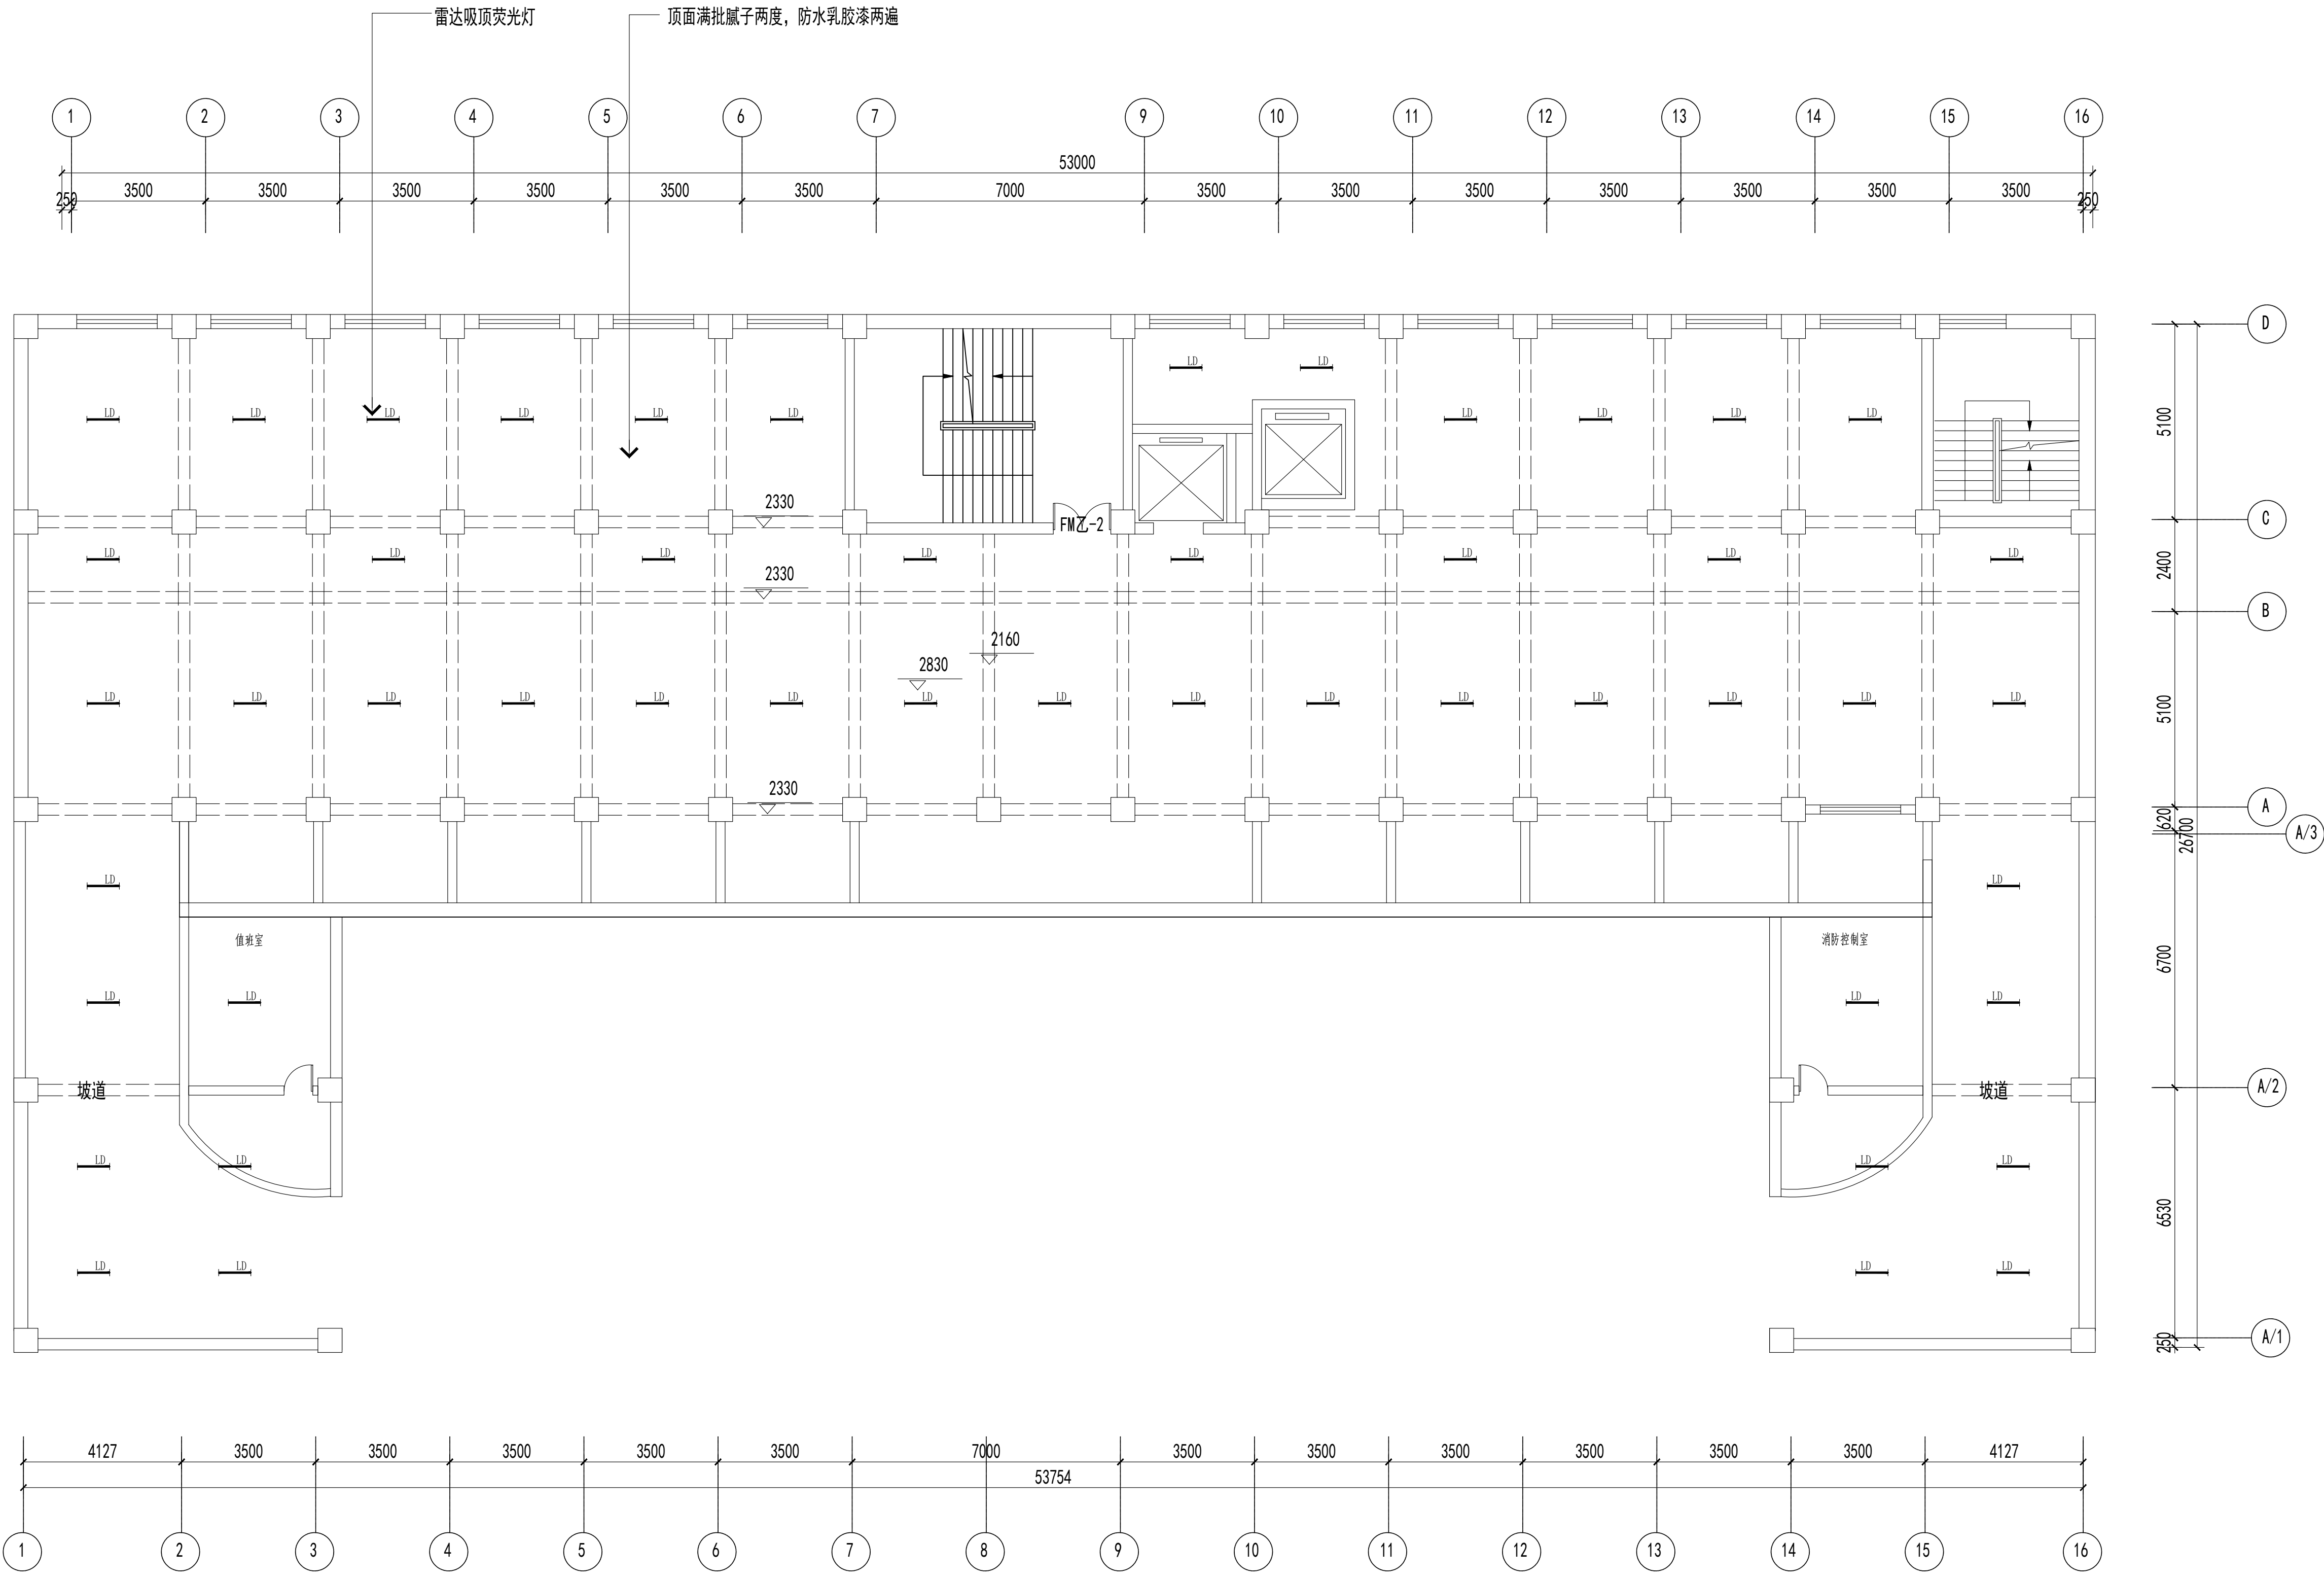

图例	说明
—	LED灯带
⊕	吸顶灯直径400
⊕	LED筒灯直径120
○	LED射灯直径75
—	LED长条灯（铝方通吊顶）
—	LED嵌入式平板灯（石膏板吊顶）
—	50*80木纹热转印铝方通 间距100
—	铝扣板600*600
—	吸顶灯600*600
—	LED平板灯600*600



中誉恒信工程咨询有限公司  
ZHONGYUHENXIN ENGINEERING CONSULTING CO.,LTD

建筑行业（建筑工程）	甲级
城乡规划编制	乙级
市政行业（排水 给水 道路 桥梁）	乙级
风景园林工程设计专项	乙级
人防工程	乙级
工程勘察专业类	乙级
农林行业	乙级

联系电话：0371-58576067  
备 注：

设计签字栏			
审 定 人		审 核 人	
项 目 负 责 人		专 业 负 责 人	
校 对 人		设 计 人	
制 图 人		会 签 栏	
建 筑		结 构	
给 排 水		电 气	
暖 通			
建设单位			

项目名称  
山西省晋城市人民检察院技侦楼修缮工程

子项名称

图纸名称



一层顶面布置图

单位出图章

执业注册章

工程编号		图 别	
阶 段		日 期	2026.3
比 例		图 号	ZS-13

图纸未加盖本院出图章及设计注册章无效

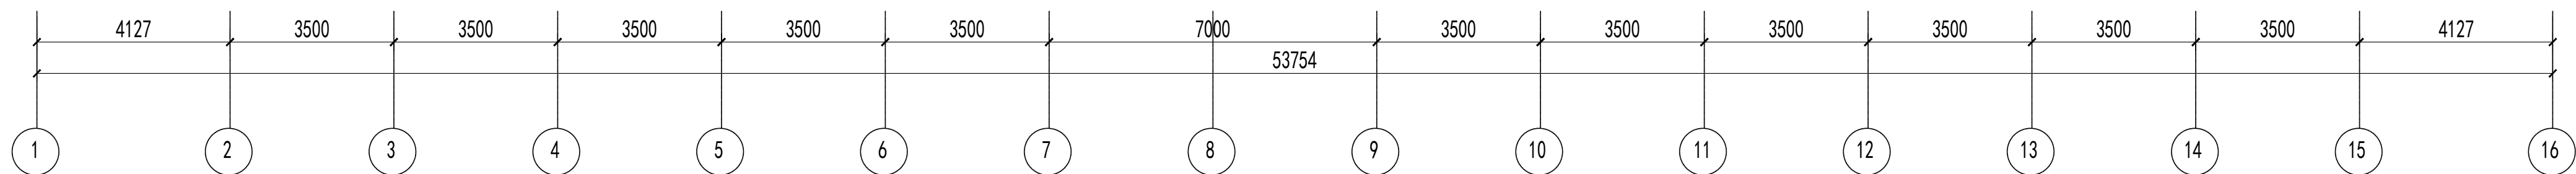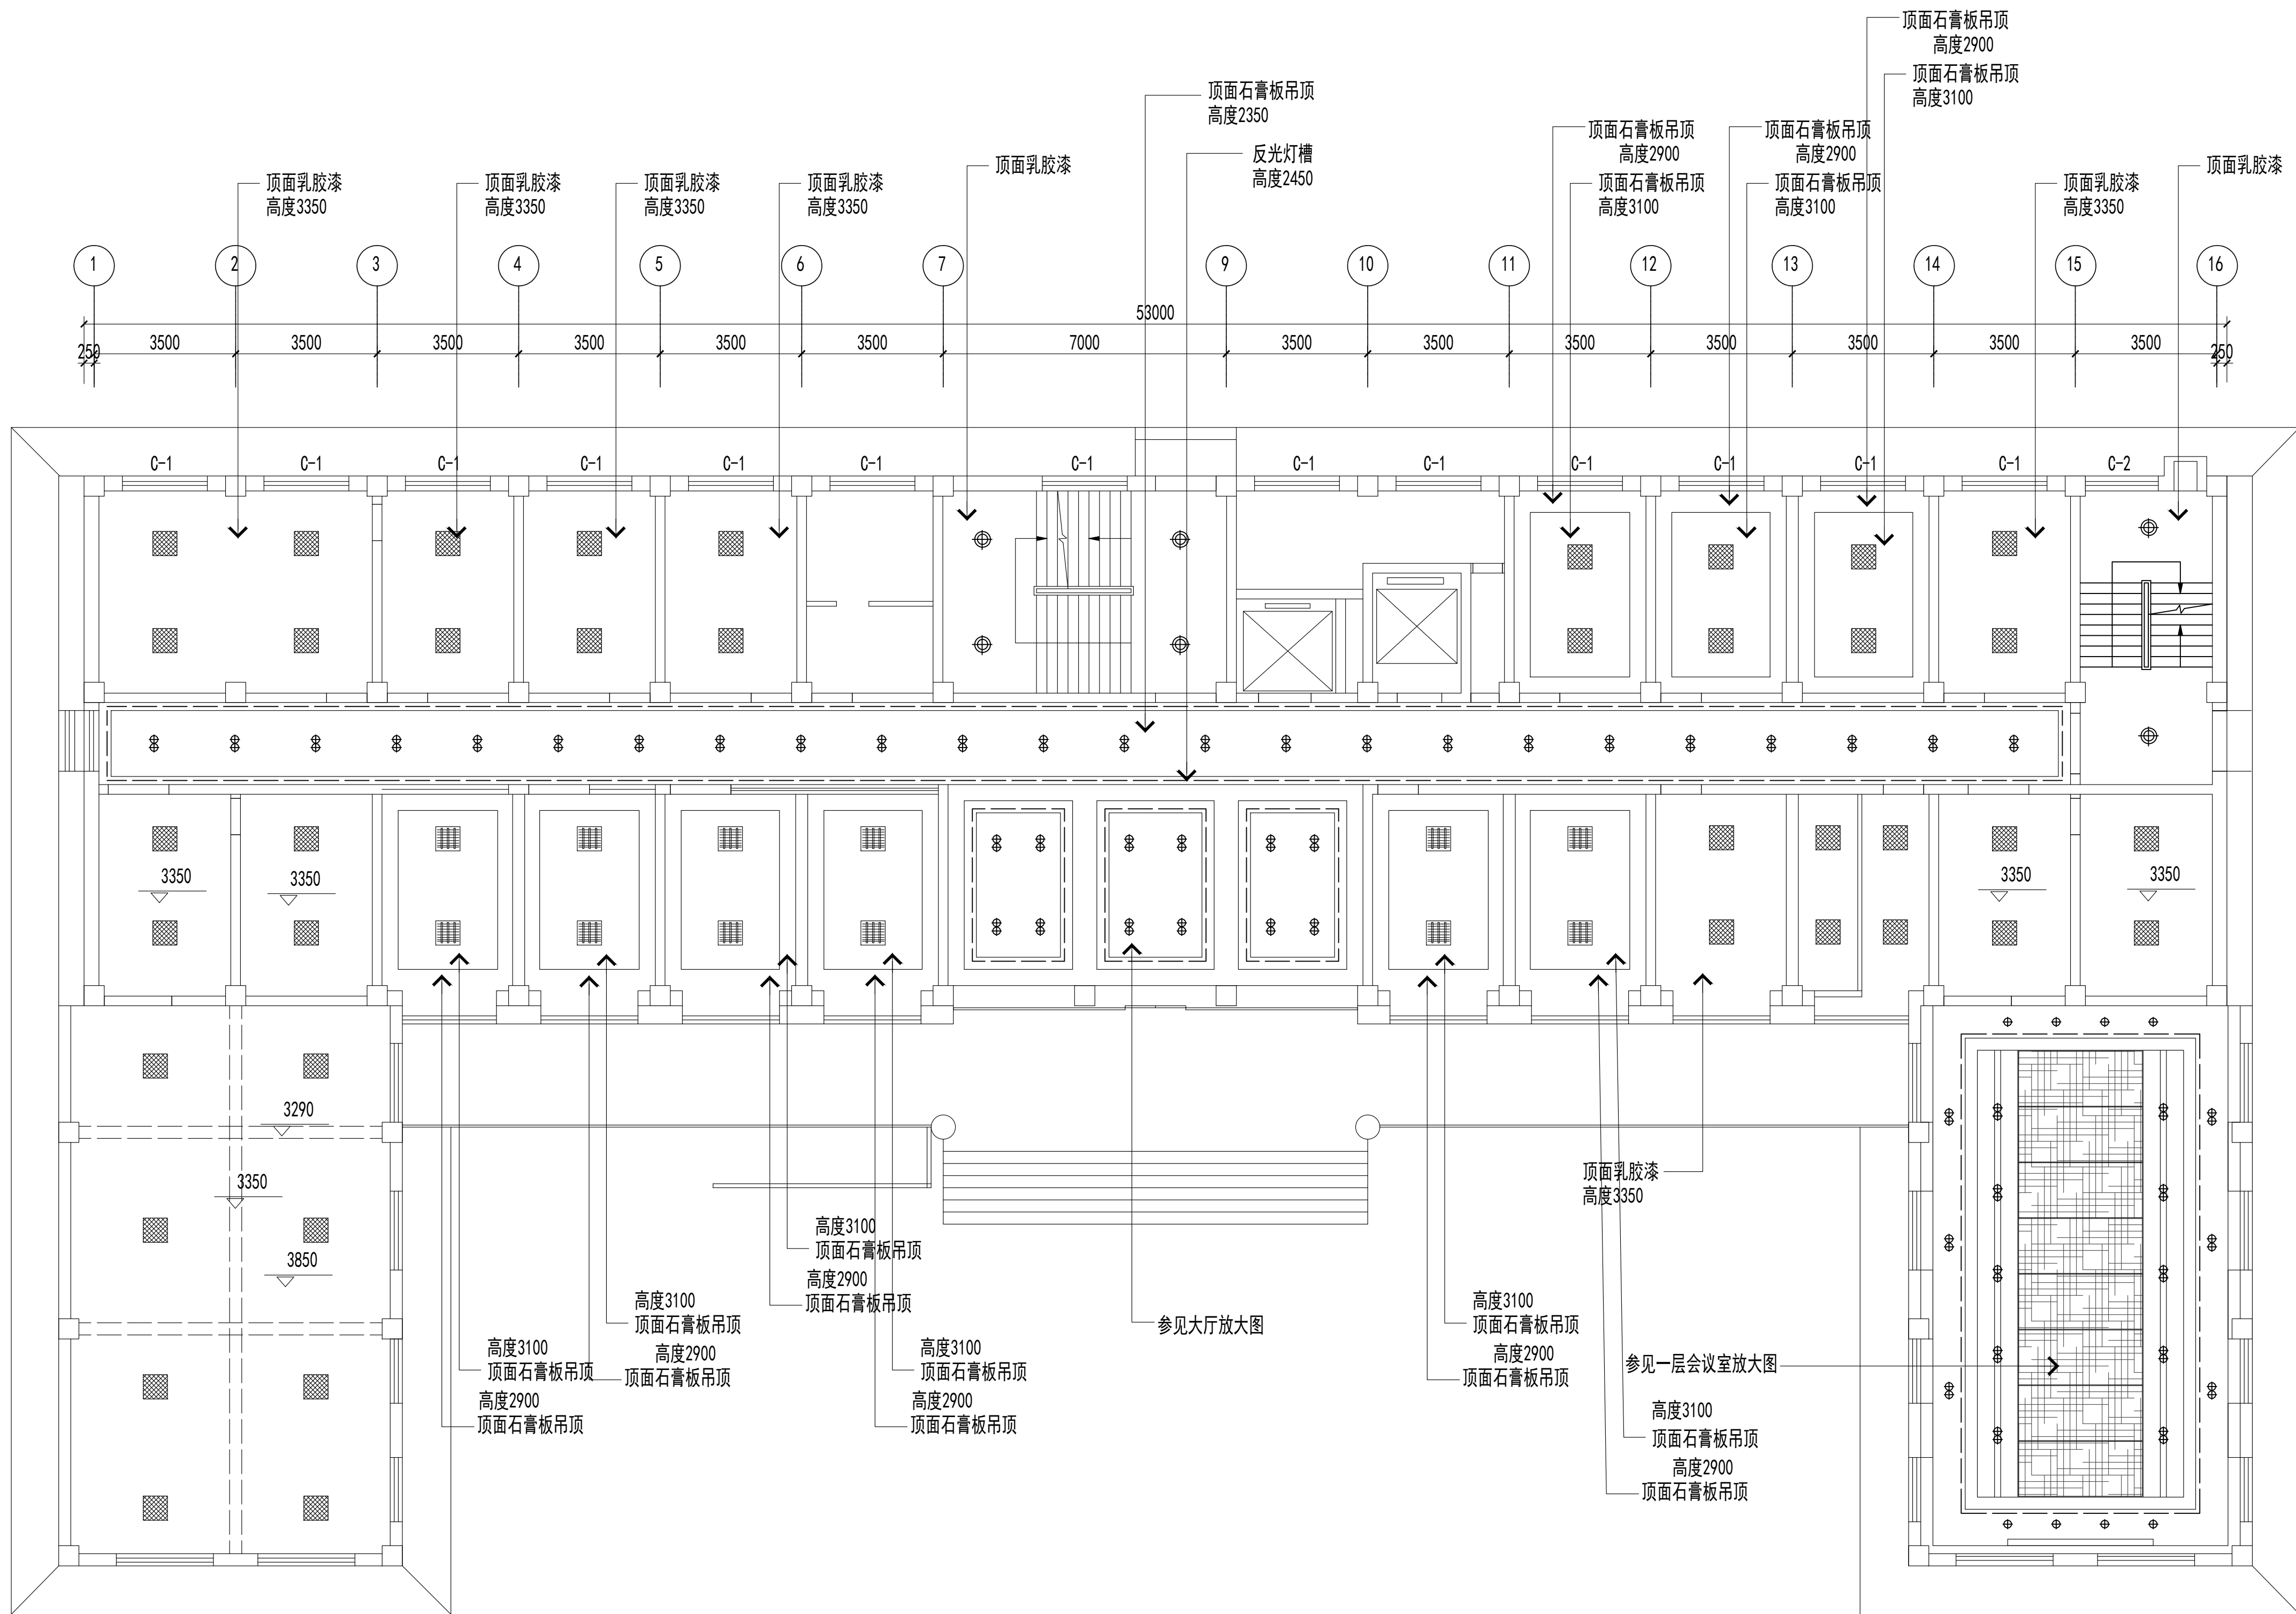

图例	说明
---	LED灯带
⊗	吸顶灯直径400
⊕	LED筒灯直径120
○	LED射灯直径75
—	LED长条灯（铝方通吊顶）
▨	LED嵌入式平板灯（石膏板吊顶）
▨	50*80木纹热转印铝方通 间距100
▨	铝扣板600*600
▨	吸顶灯600*600
▨	LED平板灯600*600
▨	软膜灯箱

一层顶面布置图 1:150

说明:一层至四层办公室吊顶宽度为400  
五层至九层办公室吊顶宽度为500（内部做中央空调）



中誉恒信工程咨询有限公司  
ZHONGYU HENGXIN ENGINEERING CONSULTING CO., LTD

建筑行业（建筑工程）	甲级
城乡规划编制	乙级
市政行业（排水 给水 道路 桥梁）	乙级
风景园林工程设计专项	乙级
人防工程	乙级
工程勘察专业类	乙级
农林行业	乙级

联系电话：0371-58576067  
备注：

设计签字栏			
审 定 人		审 核 人	
项 目 负 责 人		校 对 人	
专 业 负 责 人		设 计 人	
制 图 人		会 签 栏	
建 筑		结 构	
给 排 水		电 气	
暖 通			

建设单位

项目名称

山西省晋城市人民检察院技侦楼修缮工程

子项名称

图纸名称

二层顶面布置图


单位出图章

执业注册章

工程编号		图 别	
阶 段		日 期	2026.3
比 例		图 号	ZS-19


图纸未加盖本院出图章及设计注册章无效

图例	说明
—	LED灯带
⊕	吸顶灯直径400
⊙	LED筒灯直径120
○	LED射灯直径75
—	LED长条灯（铝方通吊顶）
—	LED嵌入式平板灯（石膏板吊顶）
—	50*80木纹热转印铝方通 间距100
—	铝扣板600*600
■	吸顶灯600*600
■	LED平板灯600*600

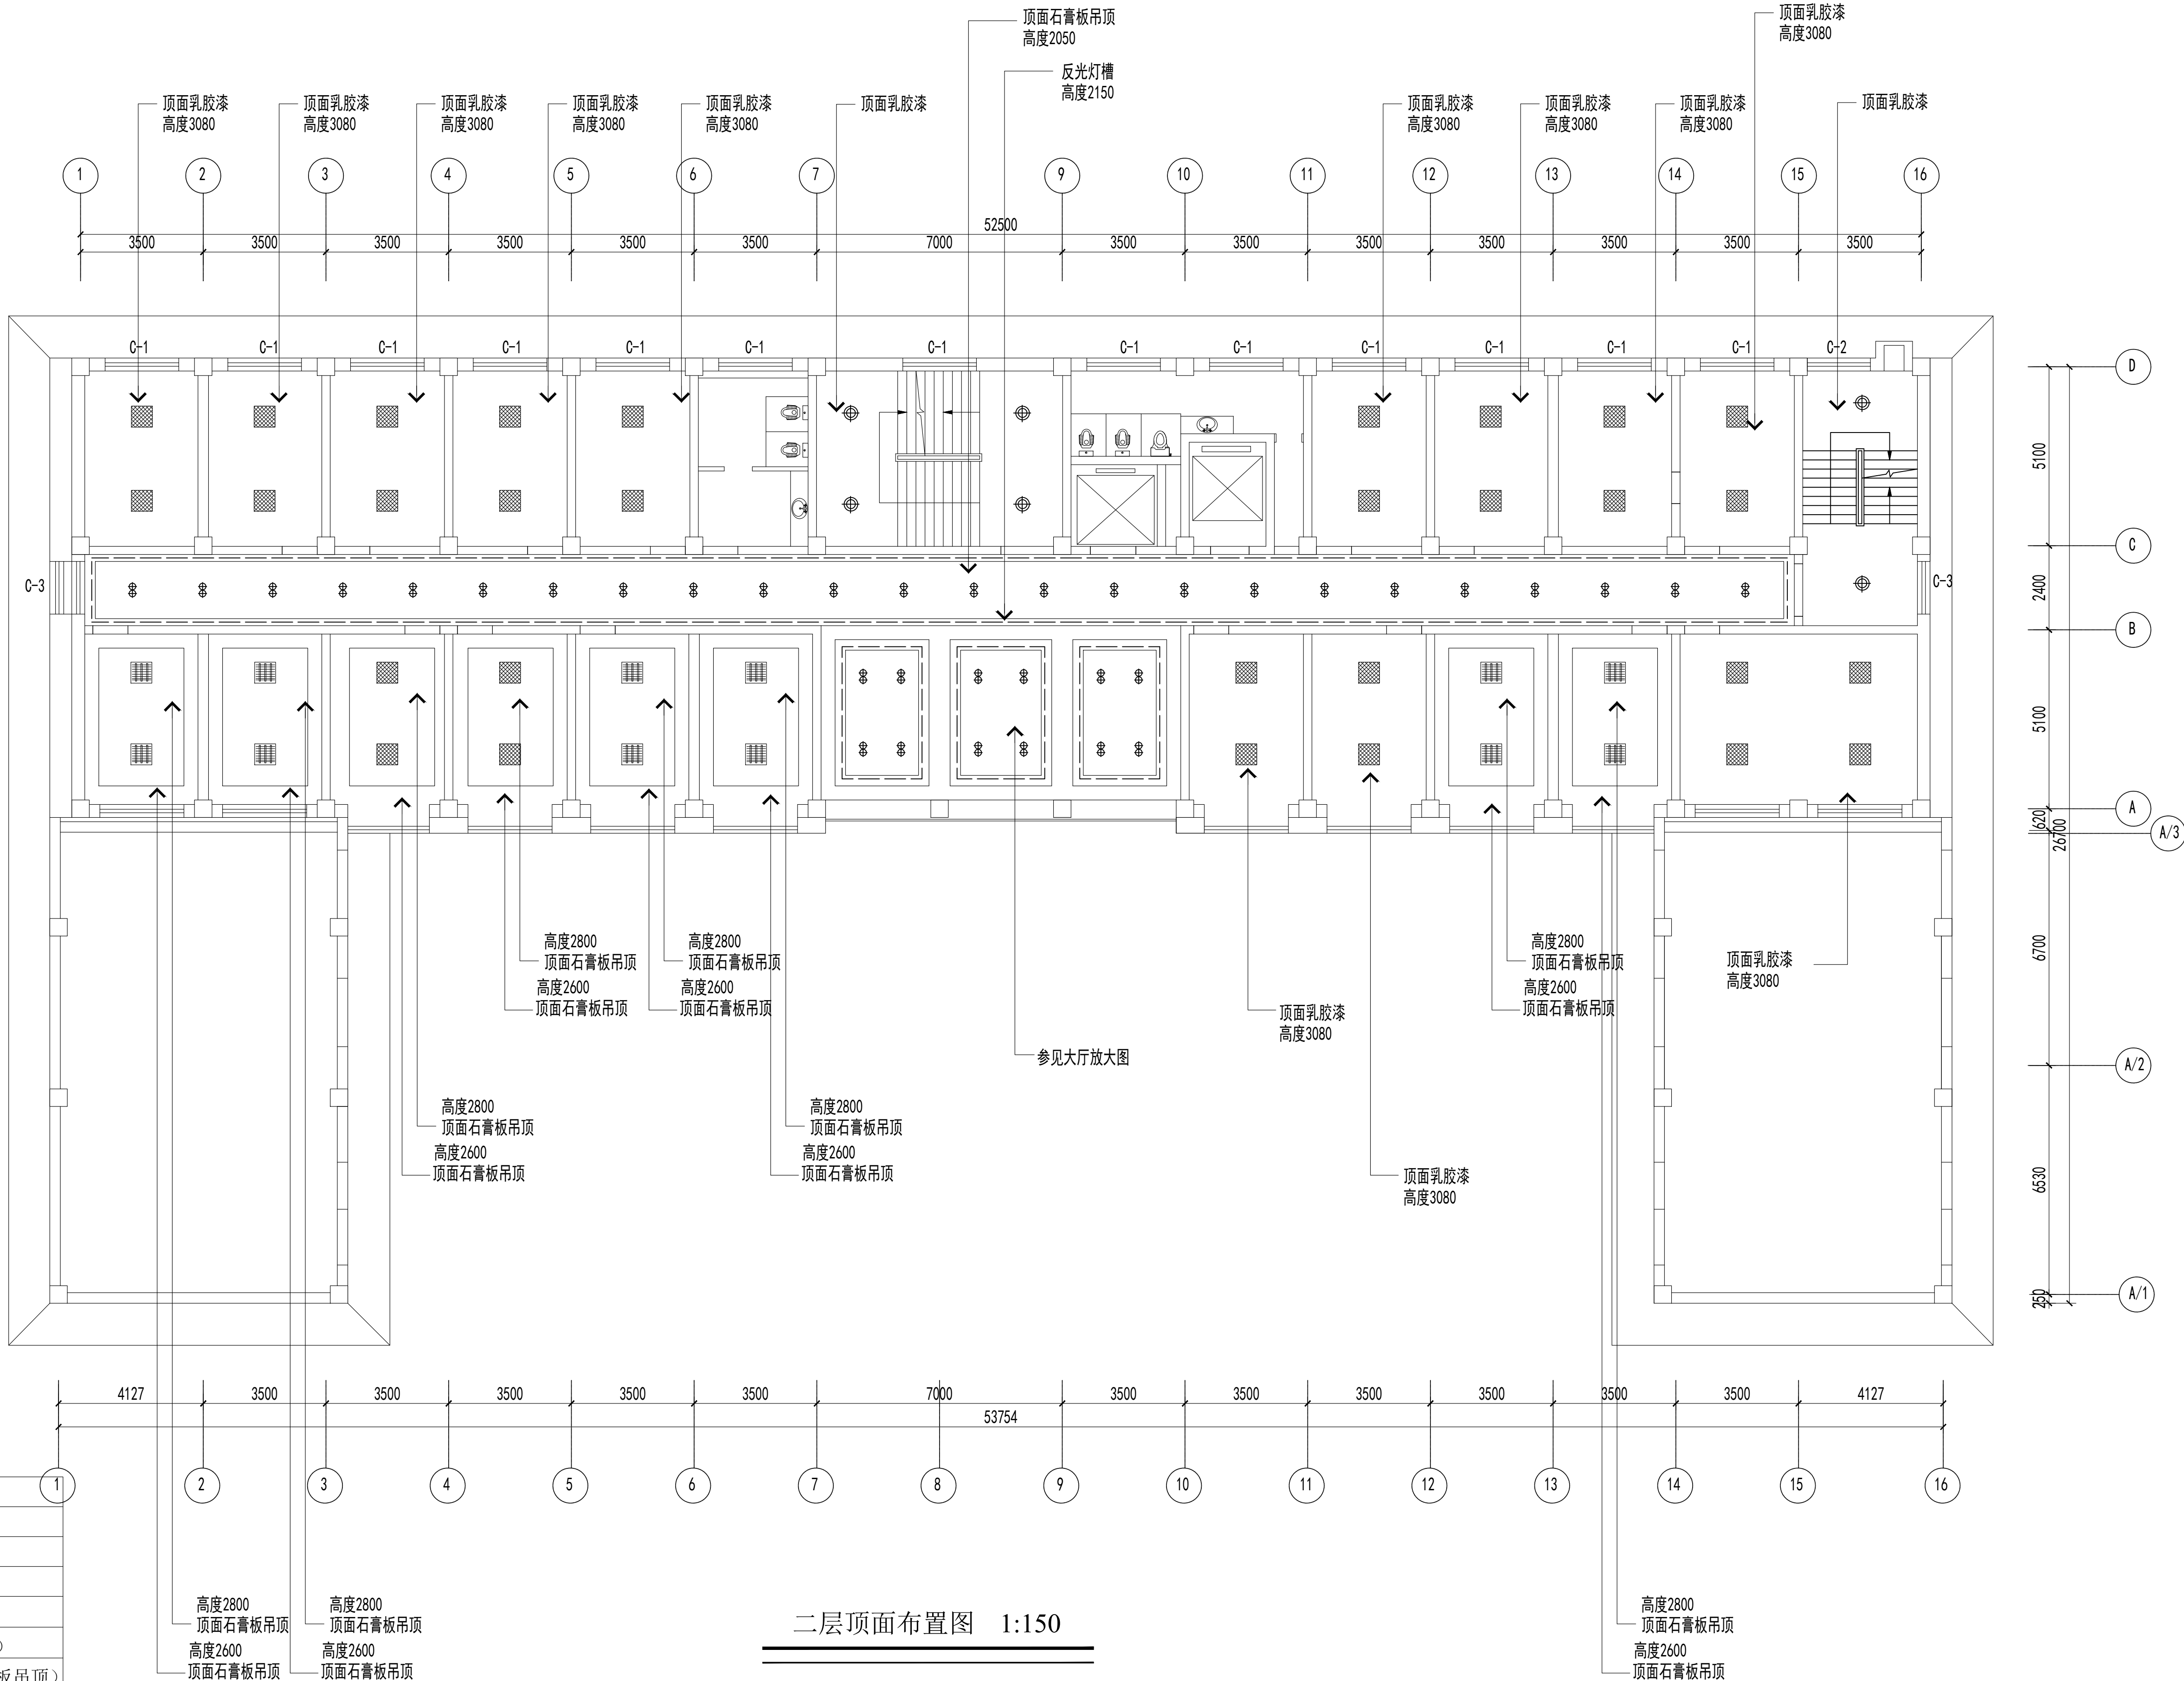

二层顶面布置图 1:150

 说明:一层至四层办公室吊顶宽度为400  
五层至九层办公室吊顶宽度为500（内部做中央空调）



建筑行业（建筑工程）	甲级
城乡规划编制	乙级
市政行业（排水 给水 道路 桥梁）	乙级
风景园林工程设计专项	乙级
人防工程	乙级
工程勘察专业类	乙级
农林行业	乙级

联系电话: 0371-58576067  
备 注:



说明:一层至四层办公室吊顶宽度为400  
五层至九层办公室吊顶宽度为500 (内部做中央空调)

设计签字栏				
审 定 人			高建平	
审 核 人			张永	
项目负责人			高建平	
专业负责人			张永	
校 对 人			张永	
设 计 人			李坤	
制 图 人			李坤	
会签栏				
建 筑			结 构	
给排水			电 气	
暖 通				

项目名称	山西省晋城市人民检察院技侦楼修缮工程
子项名称	
图纸名称	三层顶面布置图


单位出图章				
执业注册章				
工程编号				
阶段	图别			
版次	日期	2026.3		
比例	图号	ZS-25		



中誉恒信工程咨询有限公司  
ZHONGYU HENGXIN ENGINEERING CONSULTING CO., LTD

建筑行业（建筑工程）	甲级
城乡规划编制	乙级
市政行业（排水 给水 道路 桥梁）	乙级
风景园林工程设计专项	乙级
人防工程	乙级
工程勘察专业类	乙级
农林行业	乙级

联系电话：0371-58576067  
备注：

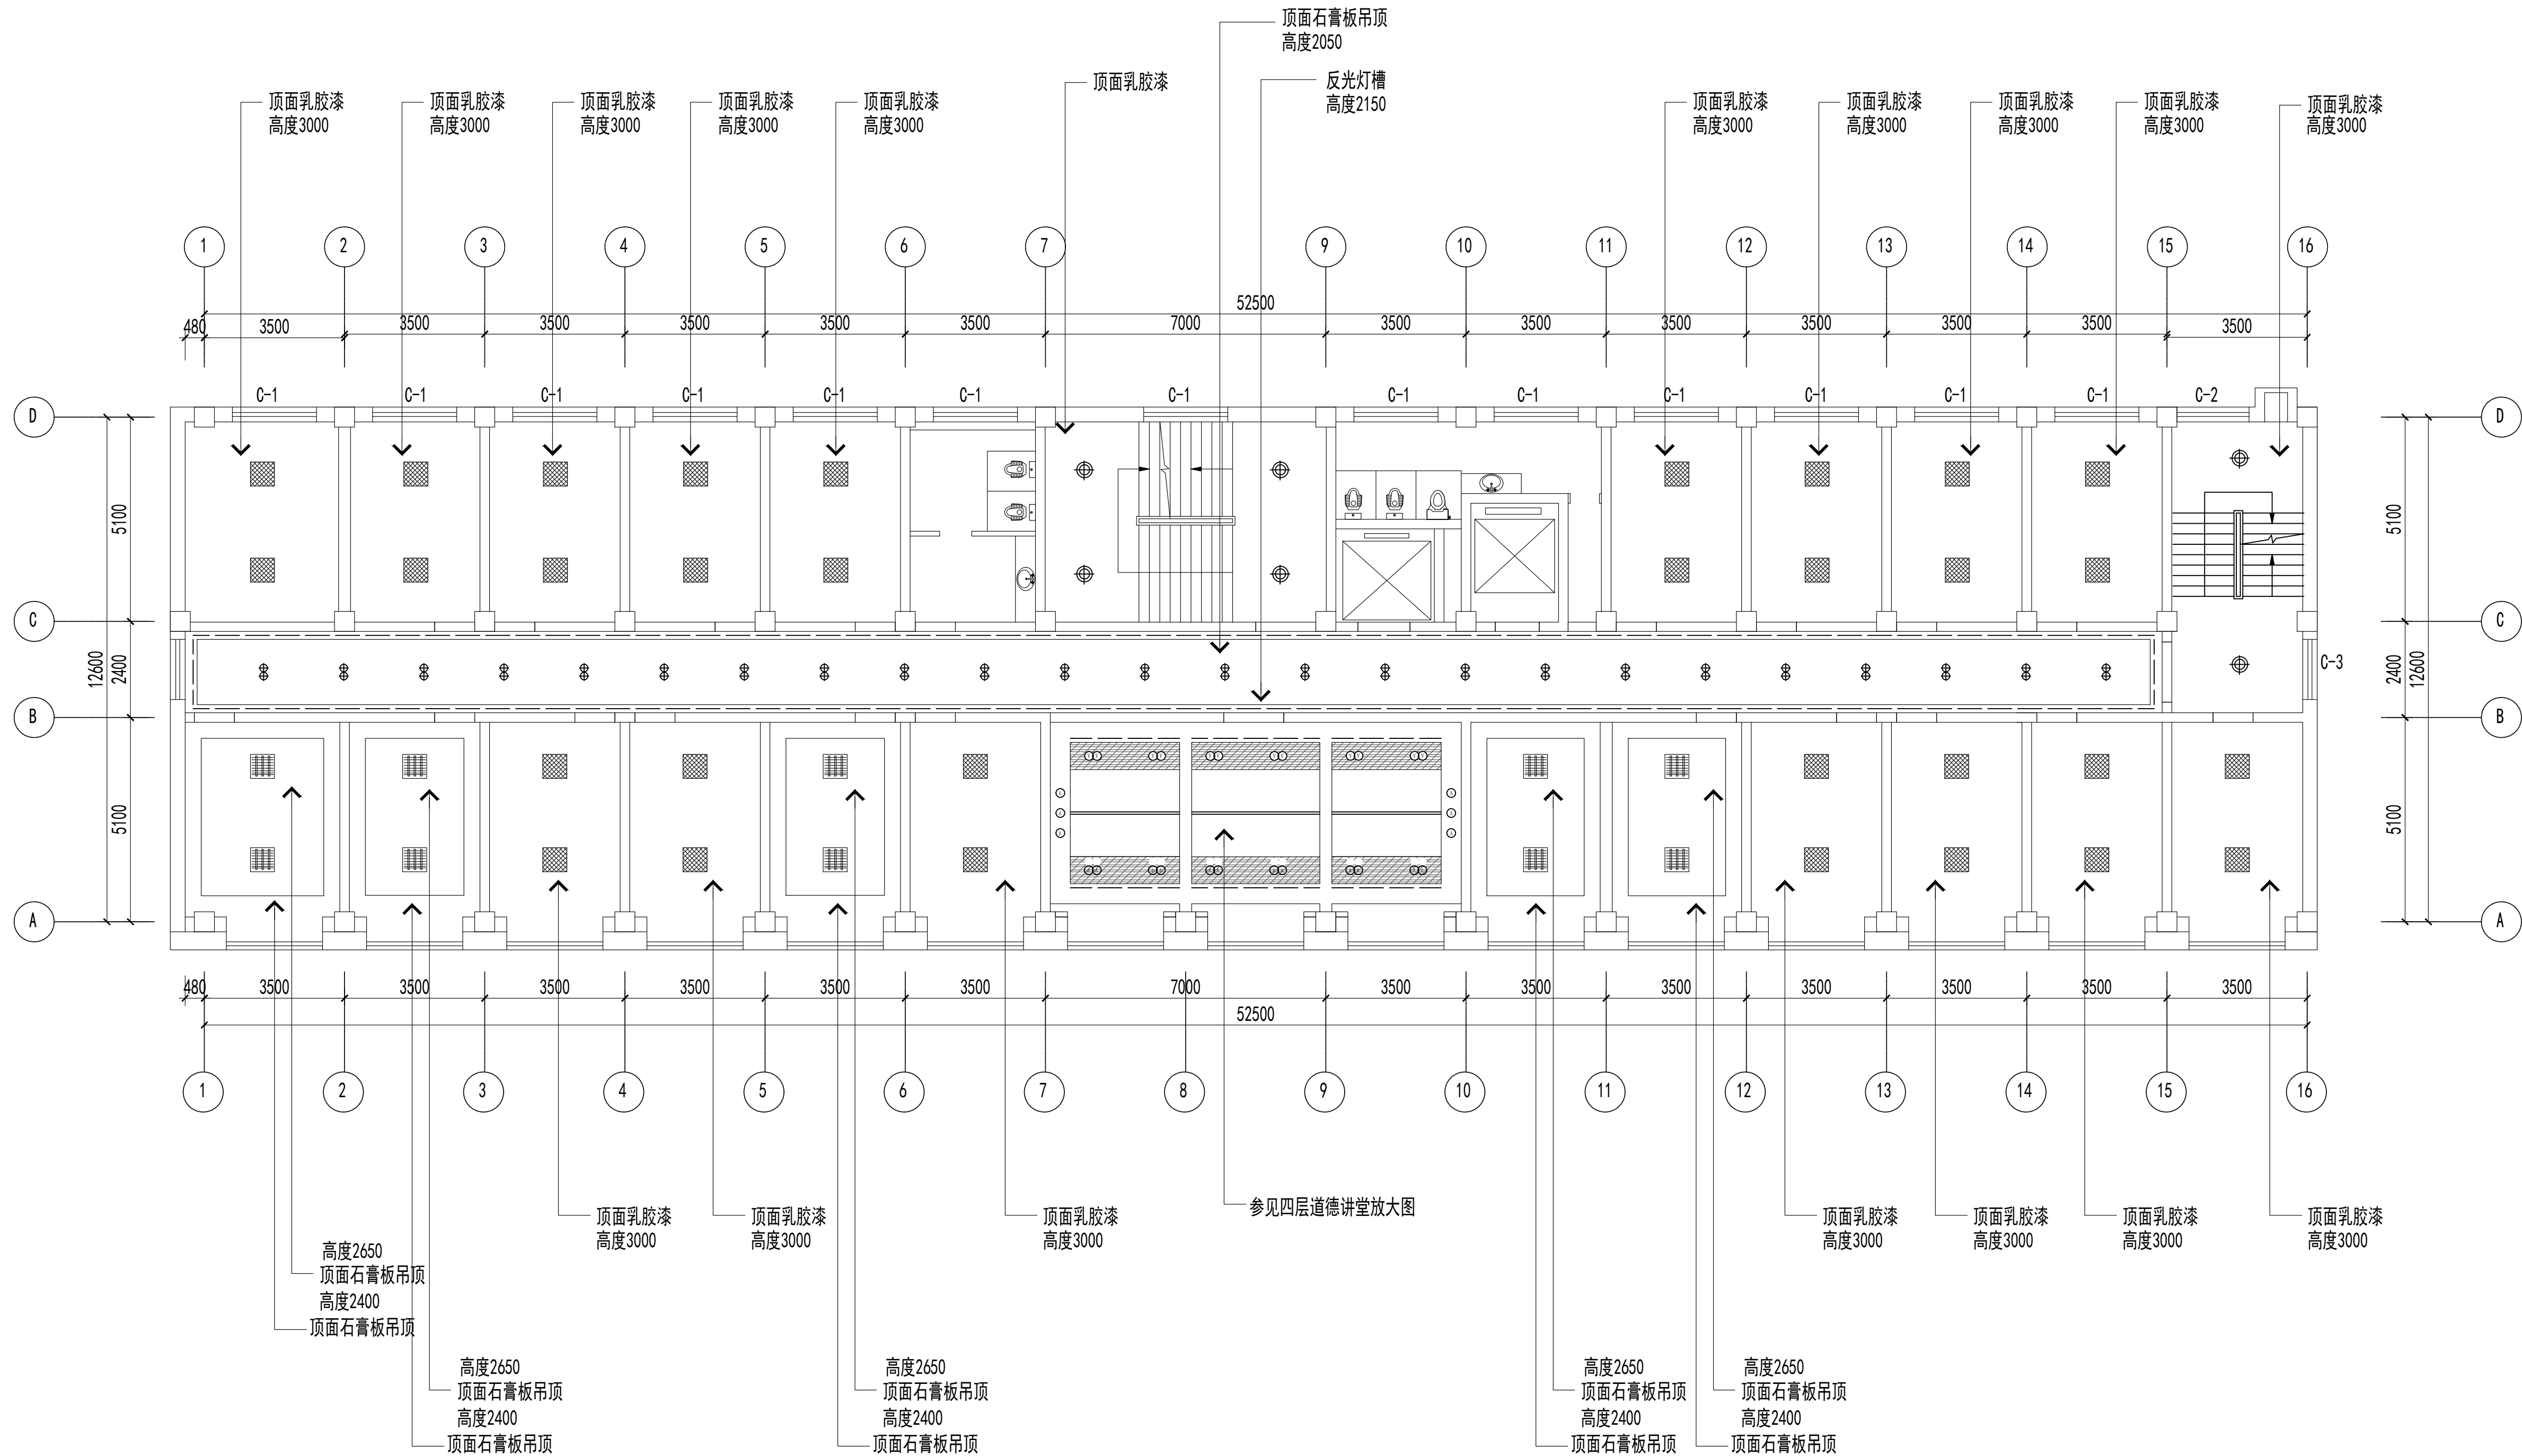

图例	说明
—	LED灯带
⊕	吸顶灯直径400
⊙	LED筒灯直径120
○	LED射灯直径75
—	LED长条灯（铝方通吊顶）
—	LED嵌入式平板灯（石膏板吊顶）
—	50*80木纹热转印铝方通 间距100
—	铝扣板600*600
■	吸顶灯600*600
■	LED平板灯600*600

四层顶面布置图 1:150

说明:一层至四层办公室吊顶宽度为400  
五层至九层办公室吊顶宽度为500（内部做中央空调）

设计签字栏			
审 定 人			
审 核 人			
项目负责人			
专业负责人			
校 对 人			
设 计 人			
制 图 人			

会签栏			
建 筑	结 构		
给排水	电 气		
暖 通			

建设单位

项目名称

山西省晋城市人民检察院技术楼修缮工程

子项名称

图纸名称

四层顶面布置图

单位出图章

执业注册章

工程编号			
阶 段		图 别	
版 次		日 期	2026.3
比 例		图 号	ZS-31


图纸未加盖本院出图章及设计注册章无效



中誉恒信工程咨询有限公司  
ZHONGHENGXIN ENGINEERING CONSULTING CO.,LTD

建筑行业（建筑工程）	甲级
城乡规划编制	乙级
市政行业（排水 给水 道路 桥梁）	乙级
风景园林工程设计专项	乙级
人防工程	乙级
工程勘察专业类	乙级
农林行业	乙级

联系电话：0371-58576067  
备 注：

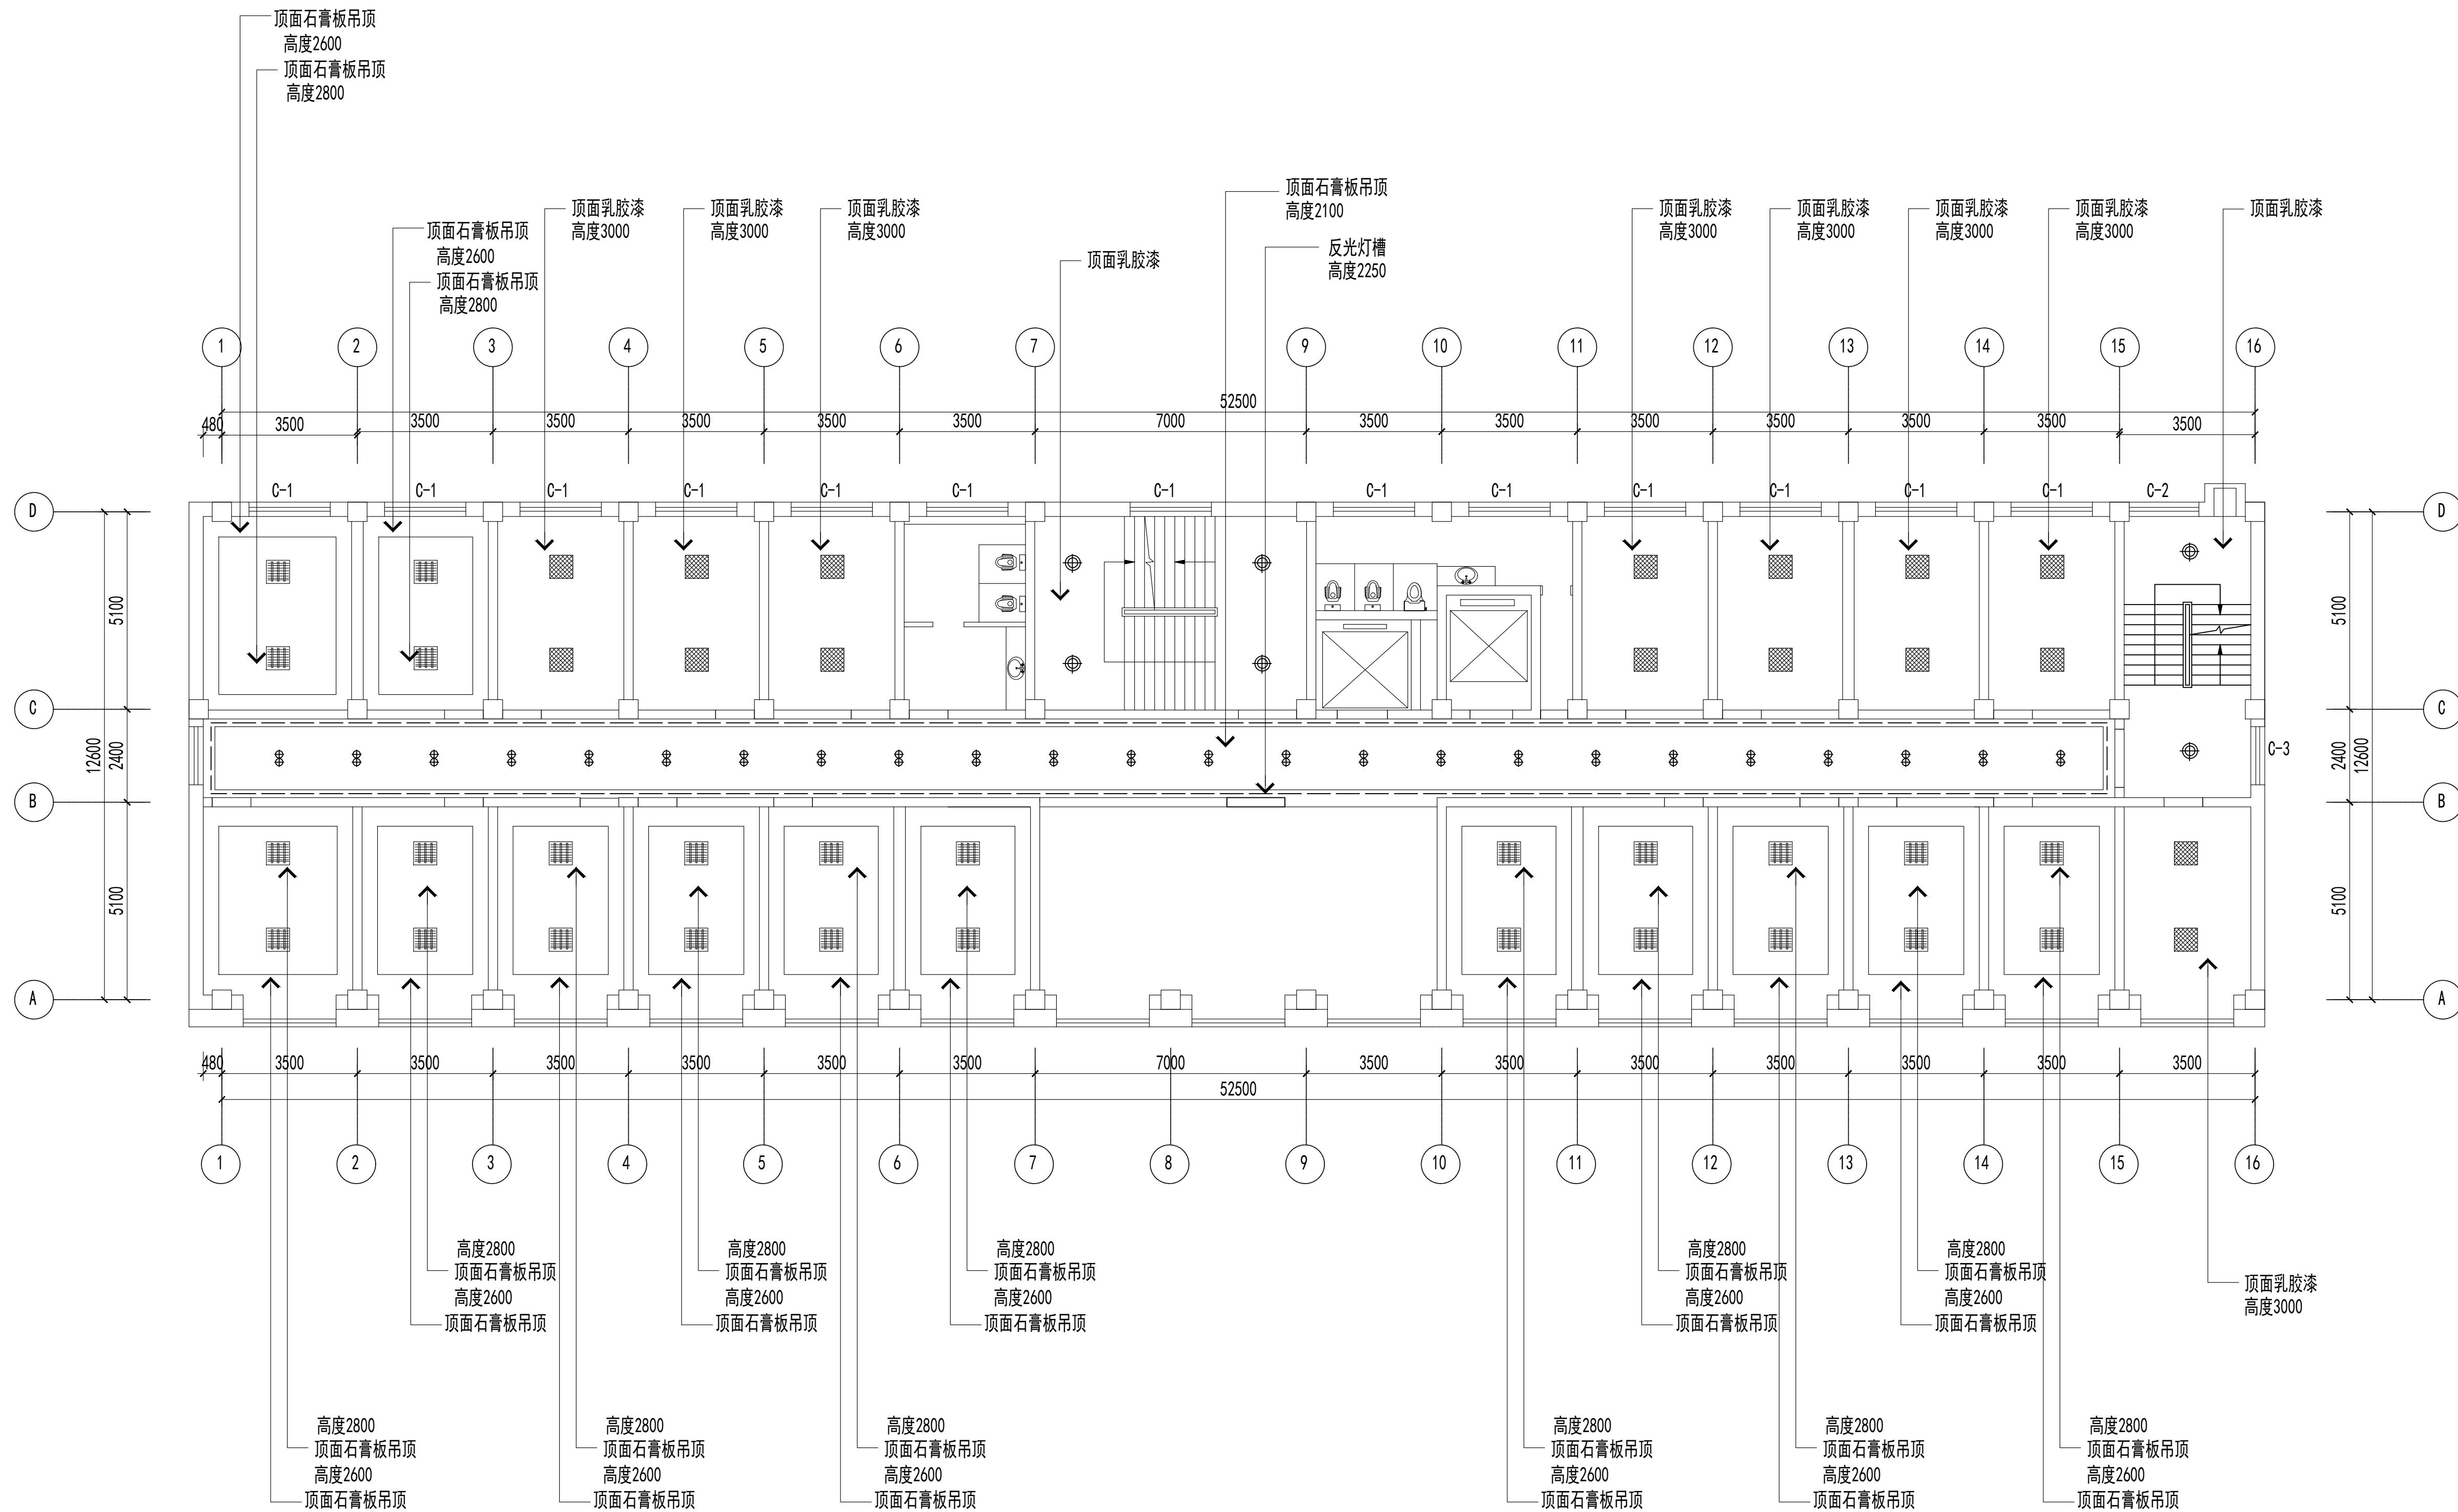

五层顶面布置图 1:150

图例	说明
——	LED灯带
⊕	吸顶灯直径400
⊙	LED筒灯直径120
○	LED射灯直径75
—	LED长条灯（铝方通吊顶）
▨	LED嵌入式平板灯（石膏板吊顶）
▨	50*80木纹热转印铝方通 间距100
▨	铝扣板600*600
▨	吸顶灯600*600
▨	LED平板灯600*600

设计签字栏			
审 定 人			
审 核 人			
项目负责人			
专业负责人			
校 对 人			
设 计 人			
制 图 人			

会签栏			
建 筑		结 构	
给排水		电 气	
暖 通			

建设单位

项目名称

山西省晋城市人民检察院技侦楼修缮工程

子项名称

图纸名称

五层顶面布置图

单位出图章


执业注册章

工程编号			
阶 段		图 别	
版 次		日 期	2026.3
比 例		图 号	ZS-37

图纸未加盖本院出图章及设计注册章无效



图例	说明
<div></div>	LED灯带
<div>⊕</div>	吸顶灯直径400
<div>⊙</div>	LED筒灯直径120
<div>○</div>	LED射灯直径75
<div></div>	LED长条灯（铝方通吊顶）
<div></div>	LED嵌入式平板灯（石膏板吊顶）
<div></div>	50*80木纹热转印铝方通 间距100
<div></div>	铝扣板600*600
<div></div>	吸顶灯600*600
<div></div>	LED平板灯600*600

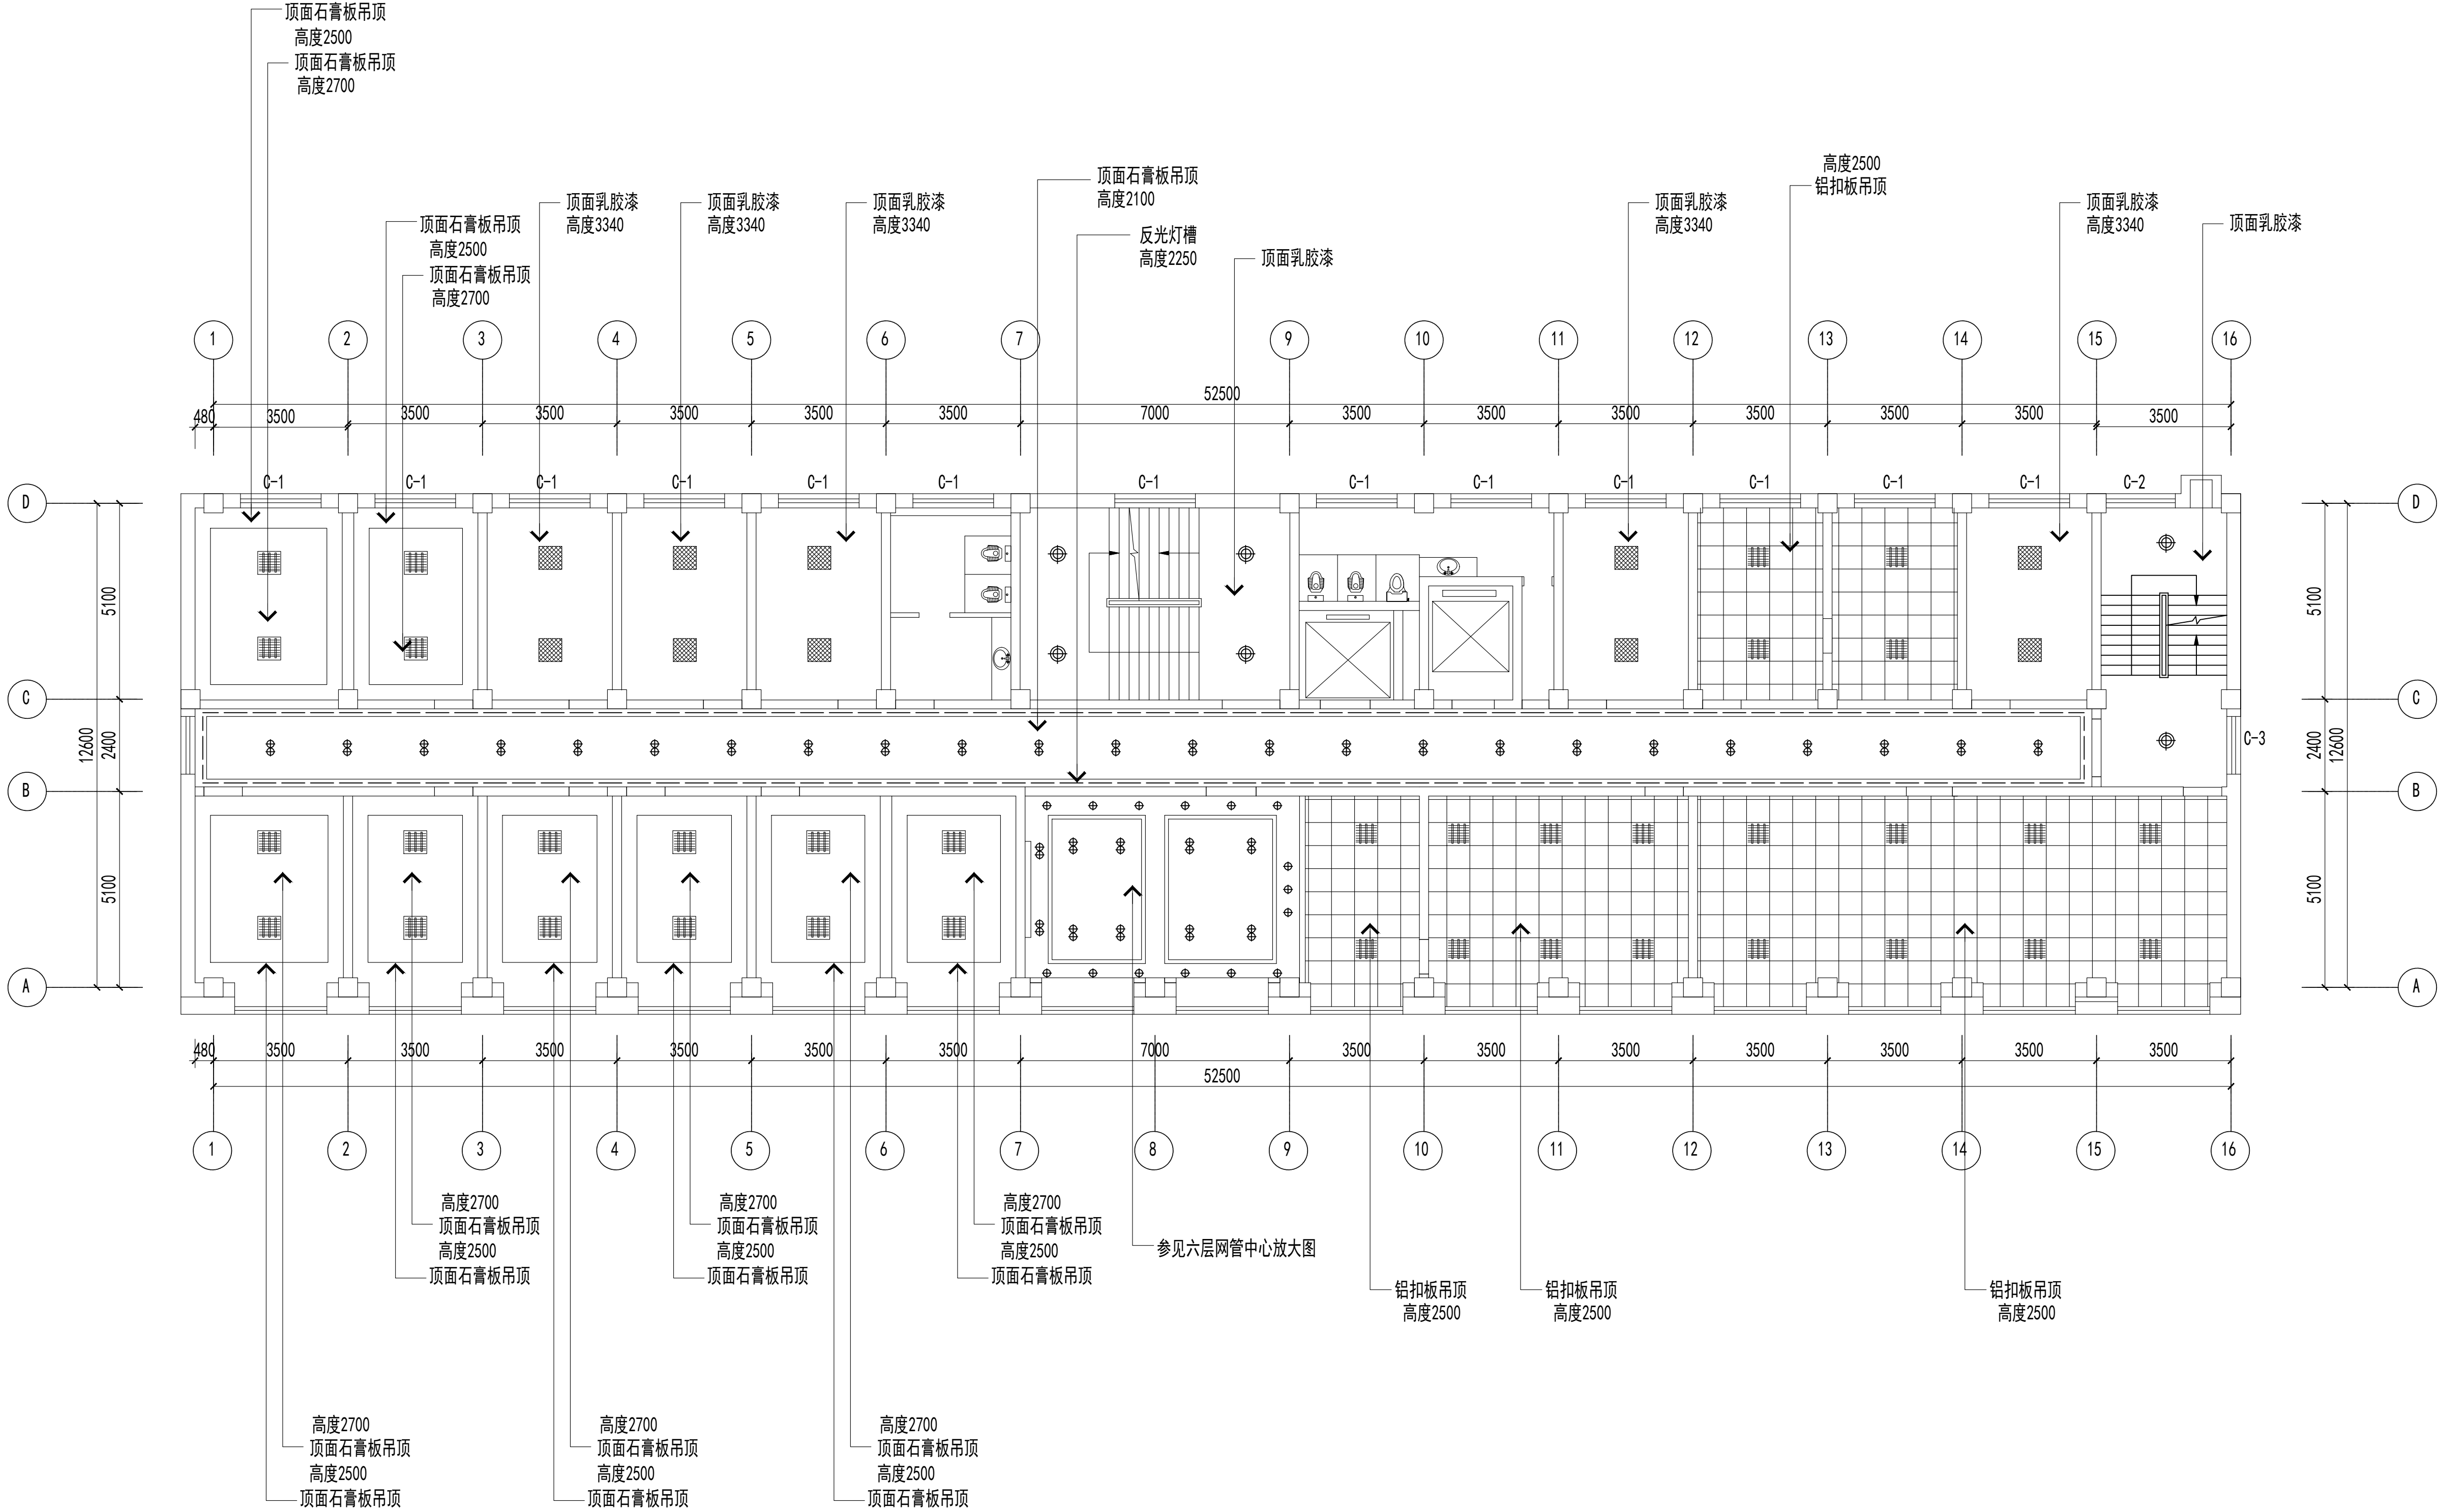

六层顶面布置图 1:150

说明:一层至四层办公室吊顶宽度为400  
五层至九层办公室吊顶宽度为500（内部做中央空调）

中誉恒信工程咨询有限公司

ZHONGYUHENXIN ENGINEERING CONSULTING CO.,LTD

建筑行业（建筑工程）

甲级

城乡规划编制

乙级

市政行业（排水 给水 道路 桥梁）

乙级

风景园林工程设计专项

乙级

人防工程

乙级

工程勘察专业类

乙级

农林行业


乙级

联系电话：0371-58576067

备 注：

设计签字栏			
审 定 人			
审 核 人			
项目负责人			
专业负责人			
校 对 人			
设 计 人			
制 图 人			
会签栏			
建 筑		结 构	
给排水		电 气	
暖 通			
建设单位			
项目名称			
山西省晋城市人民检察院技侦楼修缮工程			
子项名称			
图纸名称			
六层顶面布置图			
单位出图章			
执业注册章			
工程编号			
阶 段		图 别	
版 次		日 期	2026.3
比 例		图 号	ZS-43



 












建筑行业（建筑工程）	甲级
城乡规划编制	乙级
市政行业（排水 给水 道路 桥梁）	乙级
风景园林工程设计专项	乙级
人防工程	乙级
工程勘察专业类	乙级
农林行业	乙级

联系电话: 0371-58576067  
备 注:



图例	说明
	LED灯带
	吸顶灯直径400
	LED筒灯直径120
	LED射灯直径75
	LED长条灯（铝方通吊顶）
	LED嵌入式平板灯（石膏板吊顶）
	50*80木纹热转印铝方通
	间距100
	铝扣板600*600
	吸顶灯600*600
	LED平板灯 600*600

说明:一层至四层办公室吊顶宽度为400  
五层至九层办公室吊顶宽度为500 (内部做中央空调)


设计签字栏				
审 定 人			高建平	
审 核 人			程长	
项目负责人			高建平	
专业负责人			程长	
校 对 人			程长	
设 计 人			李坤	
制 图 人			李坤	
会签栏				
建 筑			结 构	
给排水			电 气	
暖 通				

项目名称
山西省晋城市人民检察院技侦楼修缮工程
子项名称
图纸名称
七层顶面布置图

单位出图章


工程编号				
阶 段		图 别		
版 次		日 期	2026. 3	
比 例		图 号	ZS-49	

 图纸未加盖本院出图章及设计注册章无效



建筑行业（建筑工程）	甲级
城乡规划编制	乙级
市政行业（排水 给水 道路 桥梁）	乙级
风景园林工程设计专项	乙级
人防工程	乙级
工程勘察专业类	乙级
农林行业	乙级

 联系电话: 0371-58576067  
备 注:



说明:一层至四层办公室吊顶宽度为400  
五层至九层办公室吊顶宽度为500 (内部做中央空调)


图例	说明
	LED灯带
	吸顶灯直径400
	LED筒灯直径120
	LED射灯直径75
	LED长条灯（铝方通吊顶）
	LED嵌入式平板灯（石膏板吊顶）
	50*80木纹转印铝方通
	间距100
	铝扣板600*600
	吸顶灯600*600
	LED平板灯600*600
	

设计签字栏				
审 定 人			高建斗	
审 核 人			高建斗	
项目负责人			高建斗	
专业负责人			高建斗	
校 对 人			高建斗	
设 计 人			高建斗	
制 图 人			高建斗	
会签栏				
建 筑			结 构	
给排水			电 气	
暖 通				
建设单位				

项目名称
山西省晋城市人民检察院技侦楼修缮工程
子项目名称
图纸名称
八层顶面布置图


单位出图章			
执业注册章			
工程编号			
价 段	图 别		
版 次	日 期	2026.3	
比 例	图 号	ZS-55	

 图纸未加盖本院出图章及设计注册章无效



建筑行业（建筑工程）	甲级
城乡规划编制	乙级
市政行业（排水 给水 道路 桥梁）	乙级
风景园林工程设计专项	乙级
人防工程	乙级
工程勘察专业类	乙级
农林行业	乙级

 联系电话: 0371-58576067  
备 注:



图例	说明
	LED灯带
	吸顶灯直径400
	LED筒灯直径120
	LED射灯直径75
	LED长条灯（铝方通吊顶）
	LED嵌入式平板灯（石膏板吊顶）
	50*80木纹转印铝方通
	间距100
	
	
	
	
	
	
	
	
	
	
	
	
	
	

---

五层至九层办公室吊顶宽度为500（内部做中央空调）

设计签字栏			
审 定 人		高建平	
审 核 人		纪长	
项目负责人		高建平	
专业负责人		纪长	
校 对 人		高建平	
设 计 人		李琳	
制 图 人		李琳	

会签栏					
建 筑			结 构		
给排水			电 气		
暖 通					

建设单位
------

项目名称	
------	--

山西省晋城市人民检察院技侦楼修缮工程

子项名称
------

图纸名称
------

九层顶面布置图

单位出图章

执业注册章

工程编号				
阶 段		图 别		
版 次		日 期	2026. 3	
比 例		图 号	ZS-61	


图纸未加盖本院出图章及设计注册章无效



中誉恒信工程咨询有限公司  
ZHONGYU HENGXIN ENGINEERING CONSULTING CO., LTD

建筑行业（建筑工程）	甲级
城乡规划编制	乙级
市政行业（排水 给水 道路 桥梁）	乙级
风景园林工程设计专项	乙级
人防工程	乙级
工程勘察专业类	乙级
农林行业	乙级

联系电话：0371-58576067  
备 注：

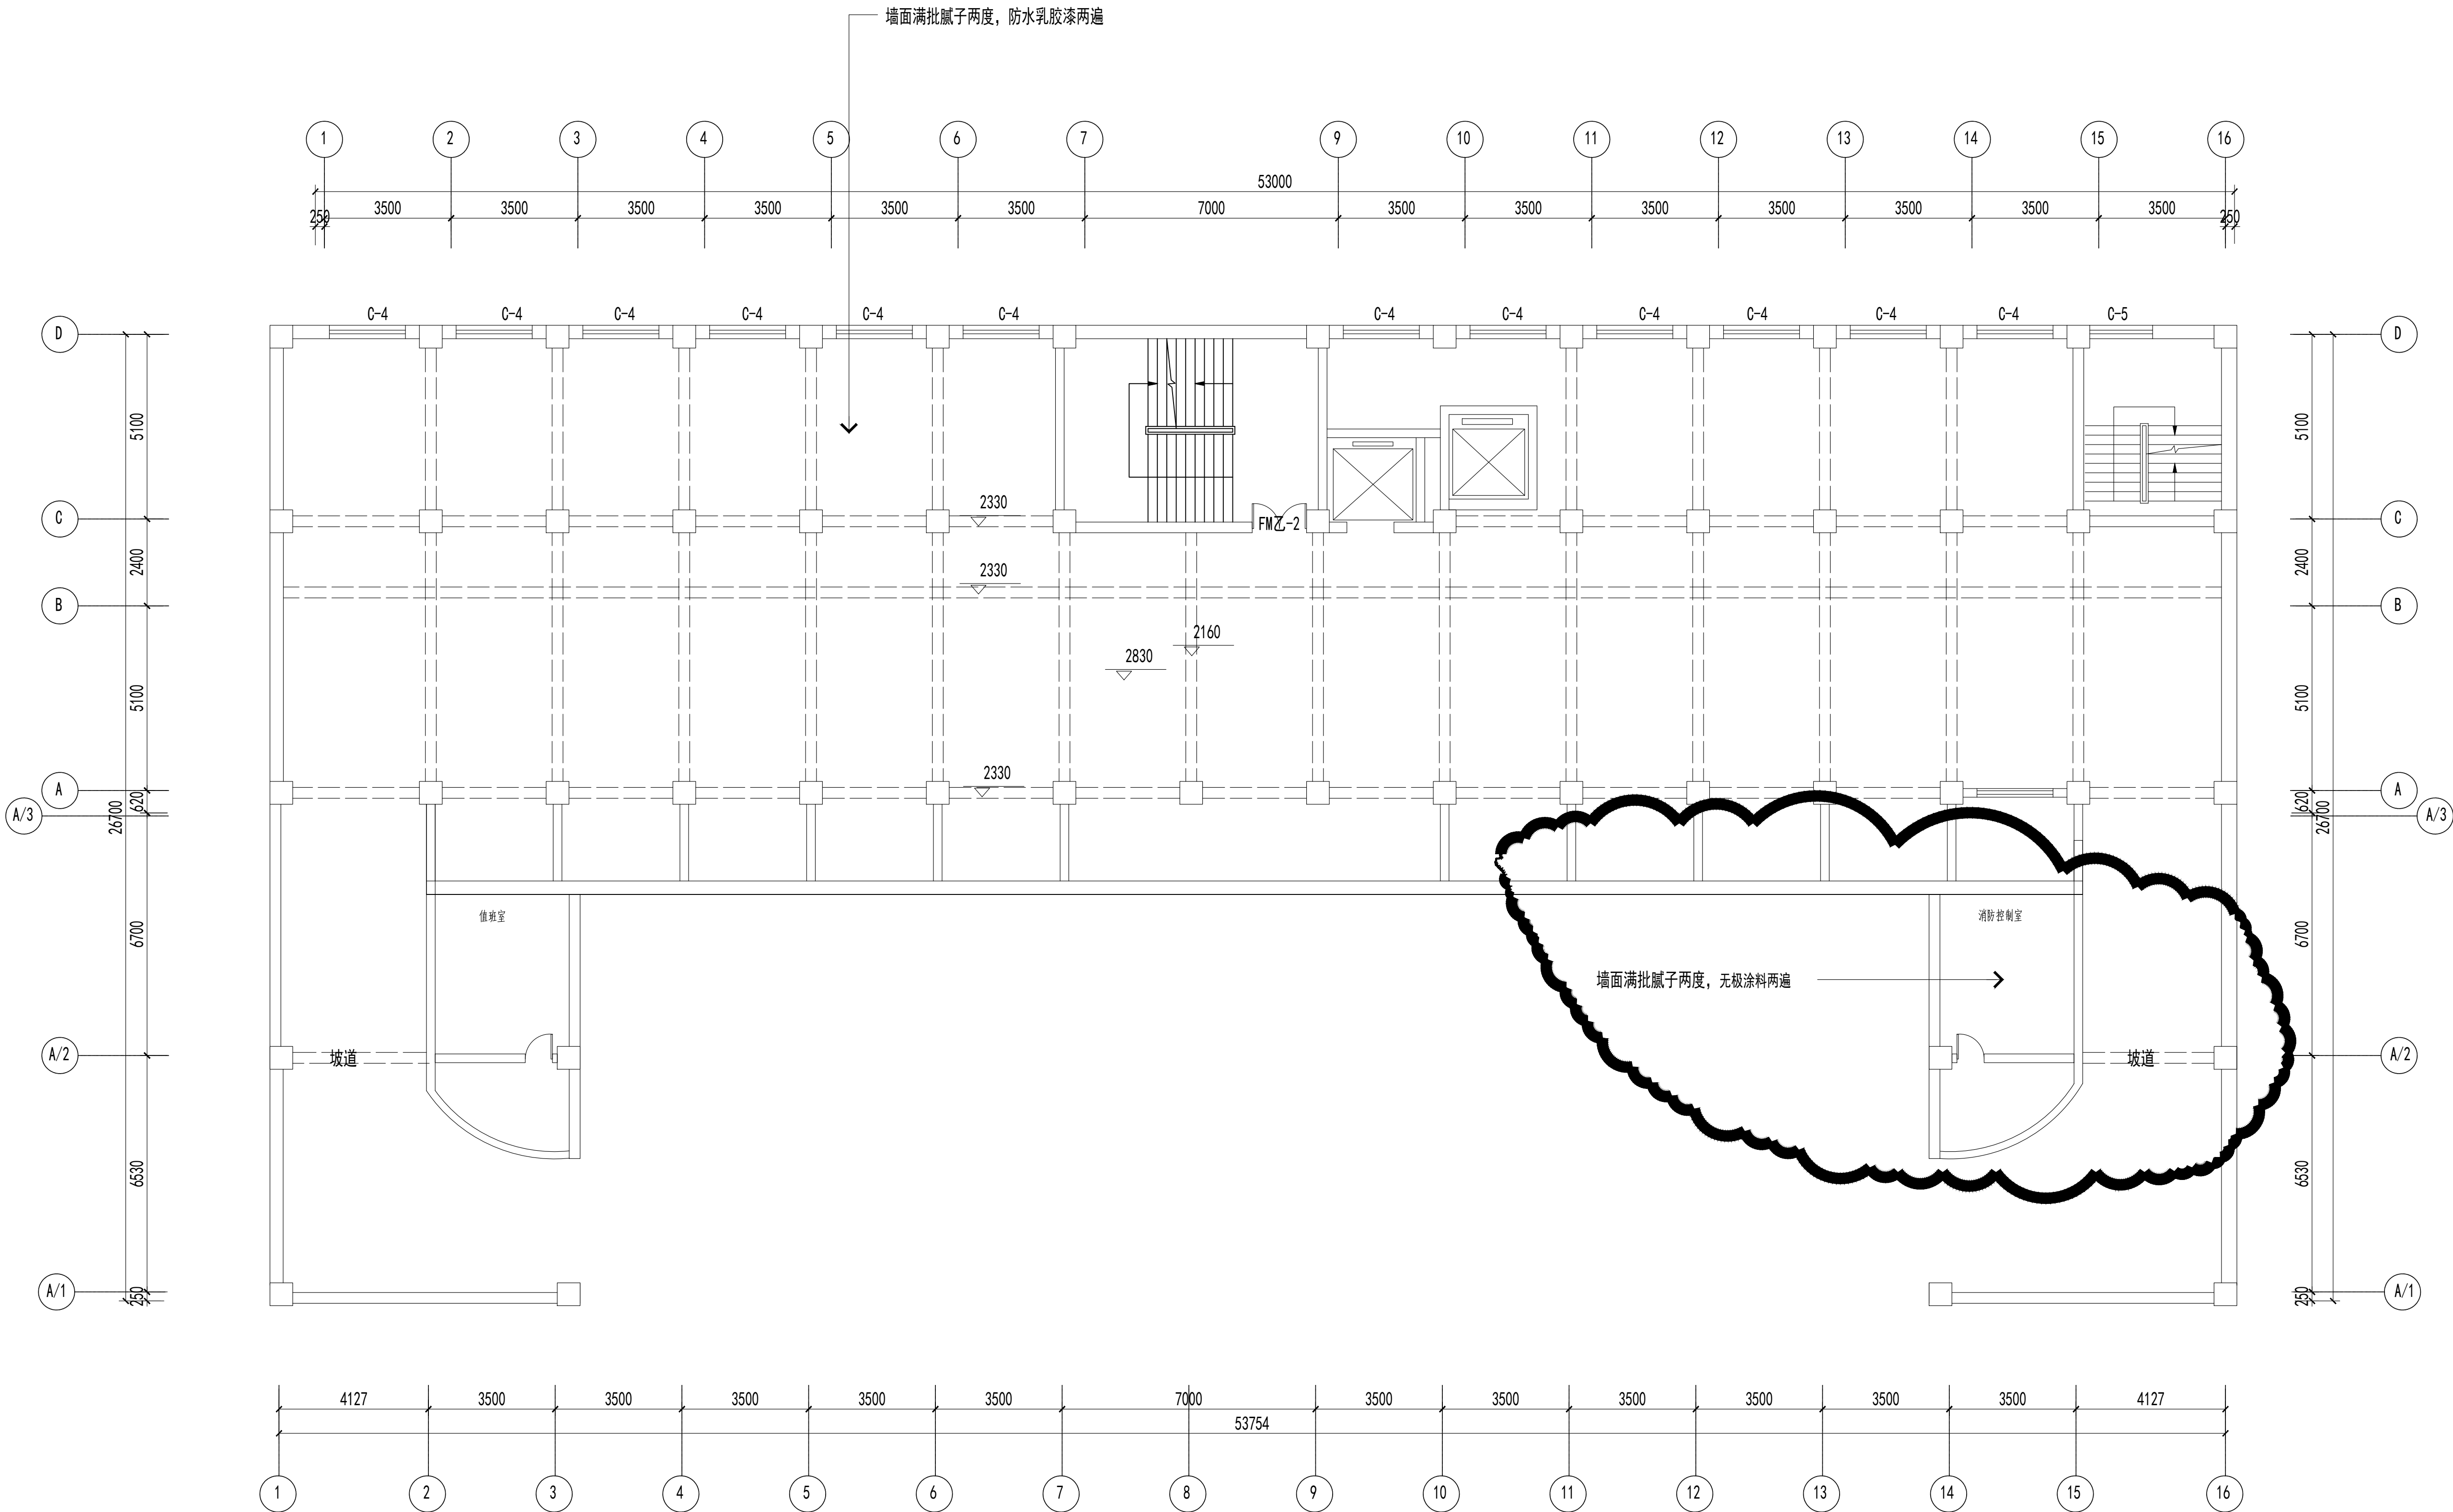

地下室立面材质索引图 1:150

设计签字栏			
审 定 人		审 核 人	
项 目 负 责 人		专 业 负 责 人	
校 对 人		设 计 人	
制 图 人		会 签 栏	
建 筑		结 构	
给 排 水		电 气	
暖 通			

建设单位

项目名称

山西省晋城市人民检察院技侦楼修缮工程

子项名称

图纸名称

地下室立面材质索引图

单位出图章

执业注册章

工程编号		图 别	
阶 段		日 期	2026.3
比 例		图 号	ZS-08

图纸未加盖本院出图章及设计注册章无效



中誉恒信工程咨询有限公司  
ZHONGYUHENGXIN ENGINEERING CONSULTING CO.,LTD

建筑行业（建筑工程）	甲级
城乡规划编制	乙级
市政行业（排水 给水 道路 桥梁）	乙级
风景园林工程设计专项	乙级
人防工程	乙级
工程勘察专业类	乙级
农林行业	乙级

联系电话：0371-58576067  
备 注：

设计签字栏			
审 定 人		审 核 人	
项 目 负 责 人		专 业 负 责 人	
校 对 人		设 计 人	
制 图 人		会 签 栏	
建 筑		结 构	
给 排 水		电 气	
暖 通			

建设单位

项目名称

山西省晋城市人民检察院技侦楼修缮工程

子项名称

图纸名称


一层立面材质索引图

单位出图章

执业注册章

工程编号		图 别	
阶 段		日 期	2026.3
比 例		图 号	ZS-14

图纸未加盖本院出图章及设计注册章无效

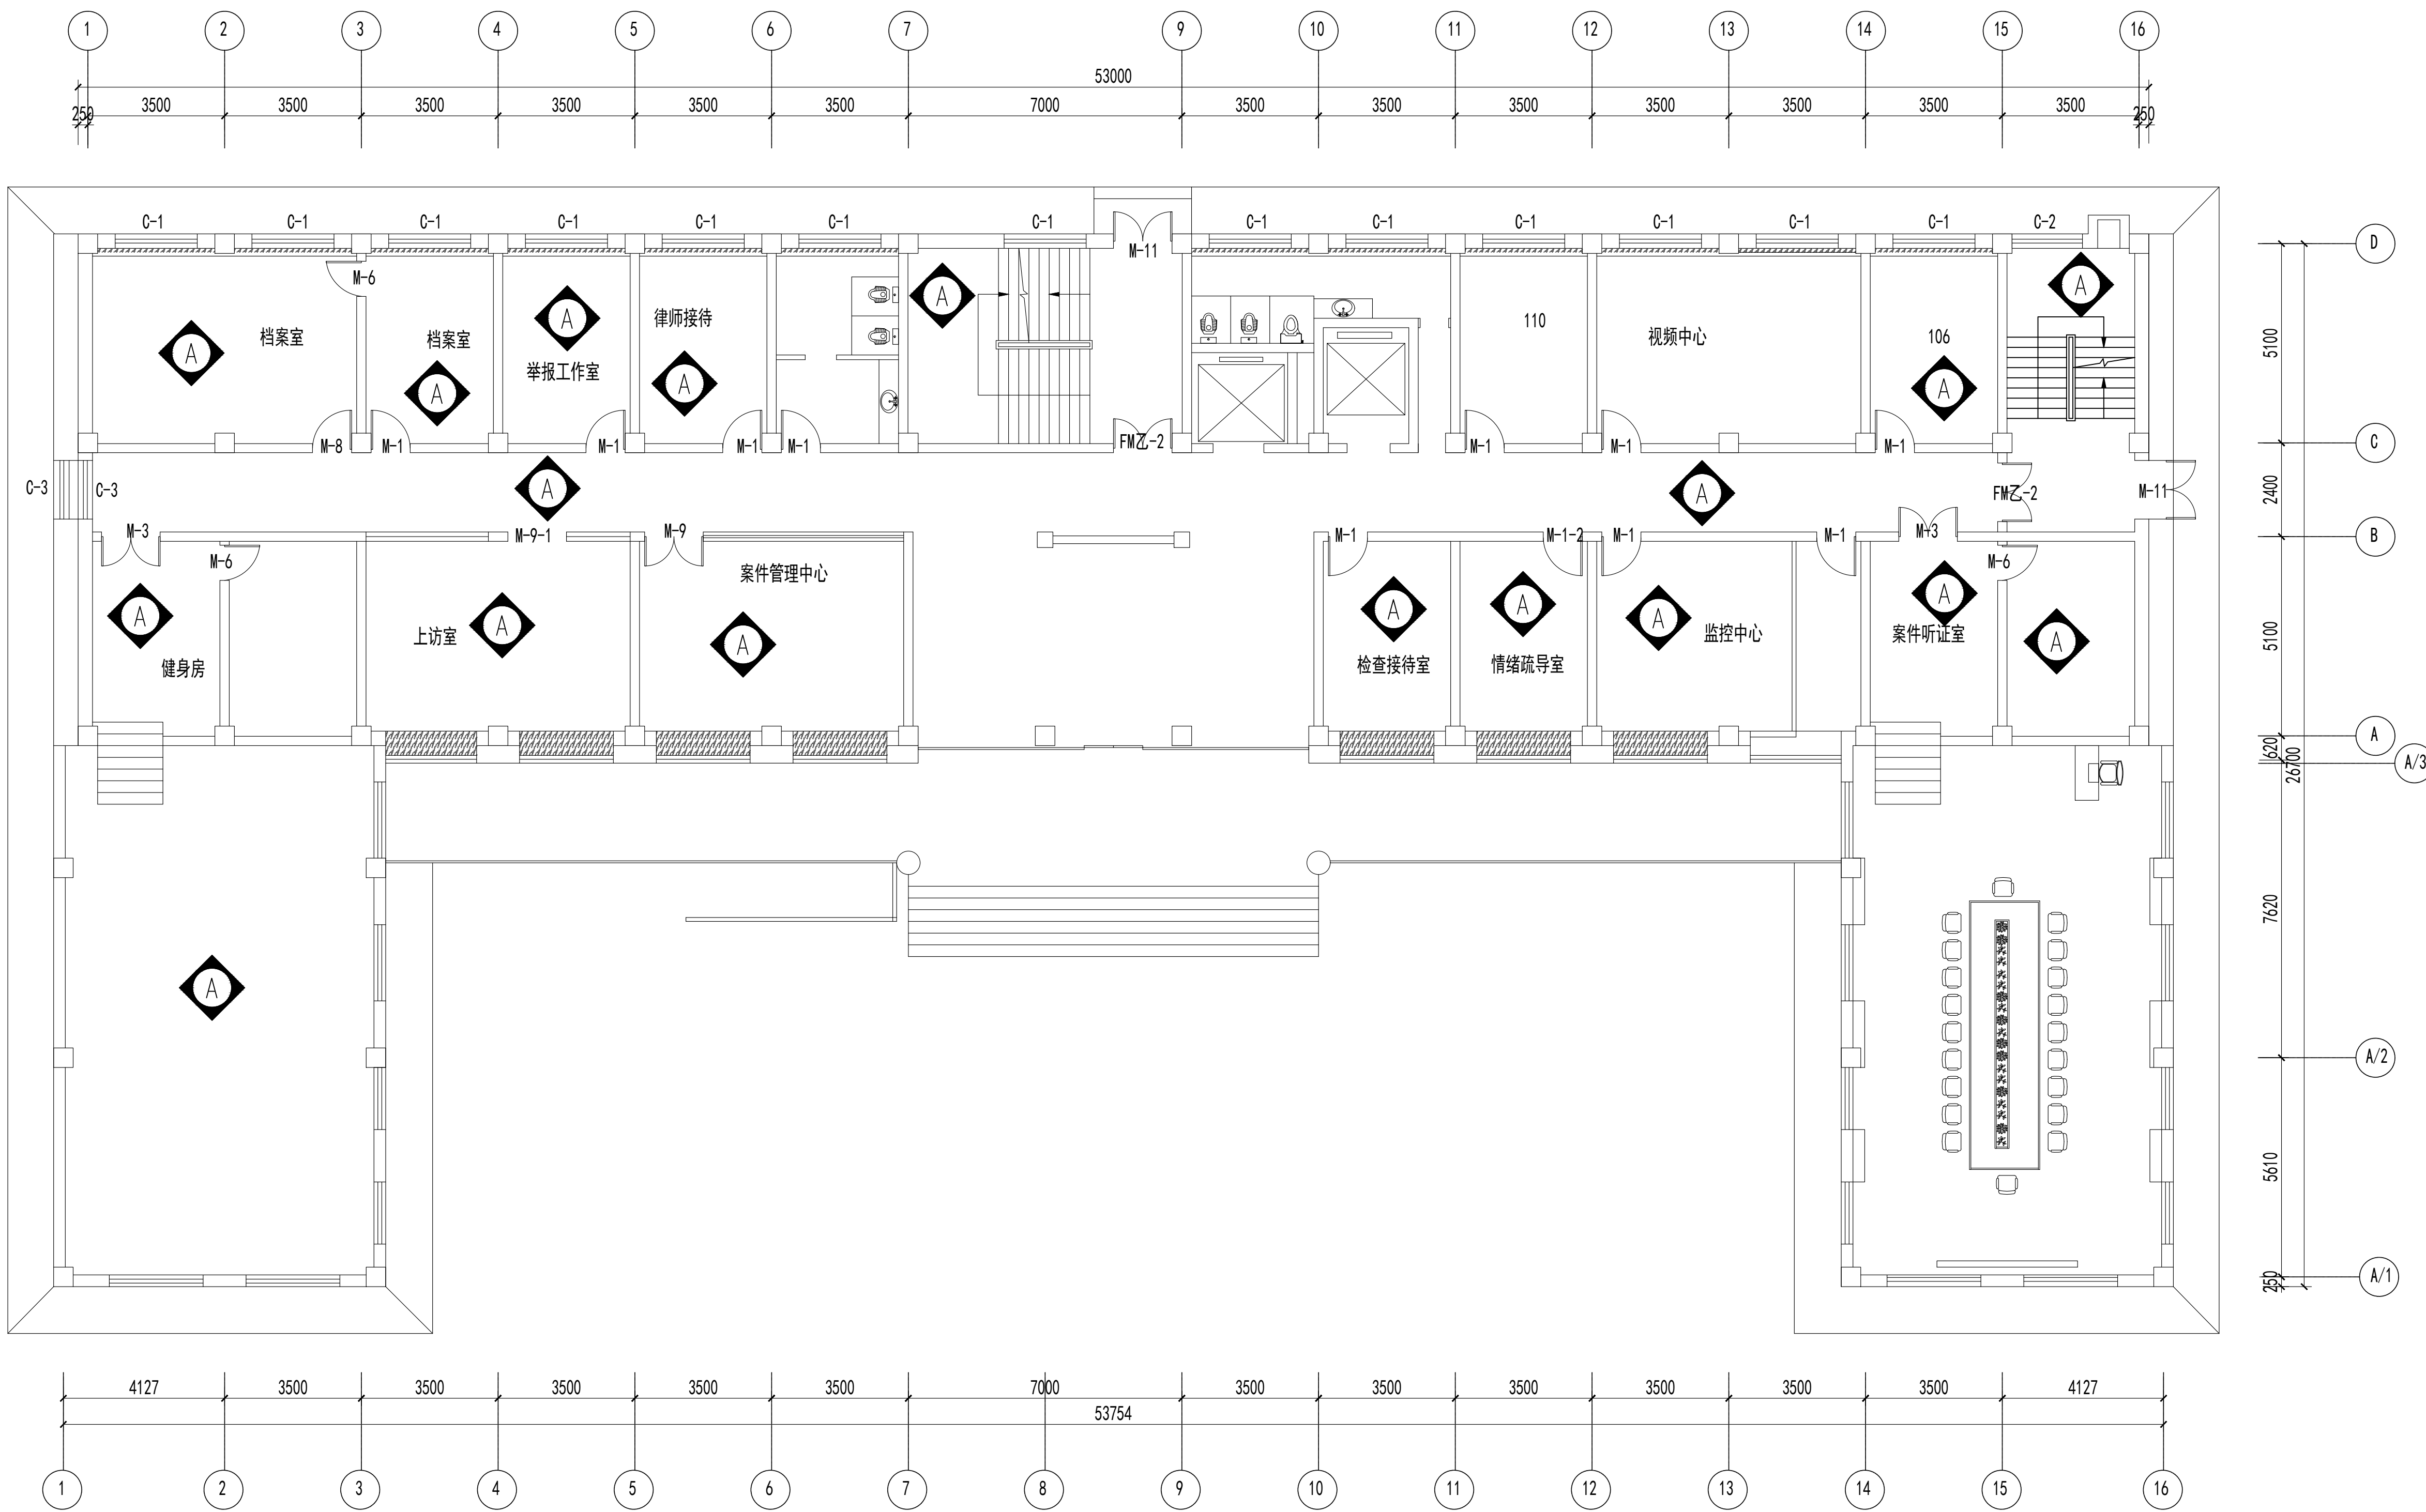

一层立面材质索引图 1:150

图例	说明
	100高石材踢脚线+白色乳胶漆到吊顶



中誉恒信工程咨询有限公司  
ZHONGTENGXIN ENGINEERING CONSULTING CO.,LTD

建筑行业（建筑工程）	甲级
城乡规划编制	乙级
市政行业（排水 给水 道路 桥梁）	乙级
风景园林工程设计专项	乙级
人防工程	乙级
工程勘察专业类	乙级
农林行业	乙级

联系电话：0371-58579067  
备 注：

设计签字栏			
审 定 人		审 核 人	
项 目 负 责 人		专 业 负 责 人	
校 对 人		设 计 人	
制 图 人		会 签 栏	
建 筑		结 构	
给 排 水		电 气	
暖 通			

建设单位

项目名称

山西省晋城市人民检察院技侦楼修缮工程

子项名称

图纸名称


二层立面材质索引图

单位出图章

执业注册章

工程编号		图 别	
阶 段		日 期	2026.3
比 例		图 号	ZS-20

图纸未加盖本院出图章及设计注册章无效

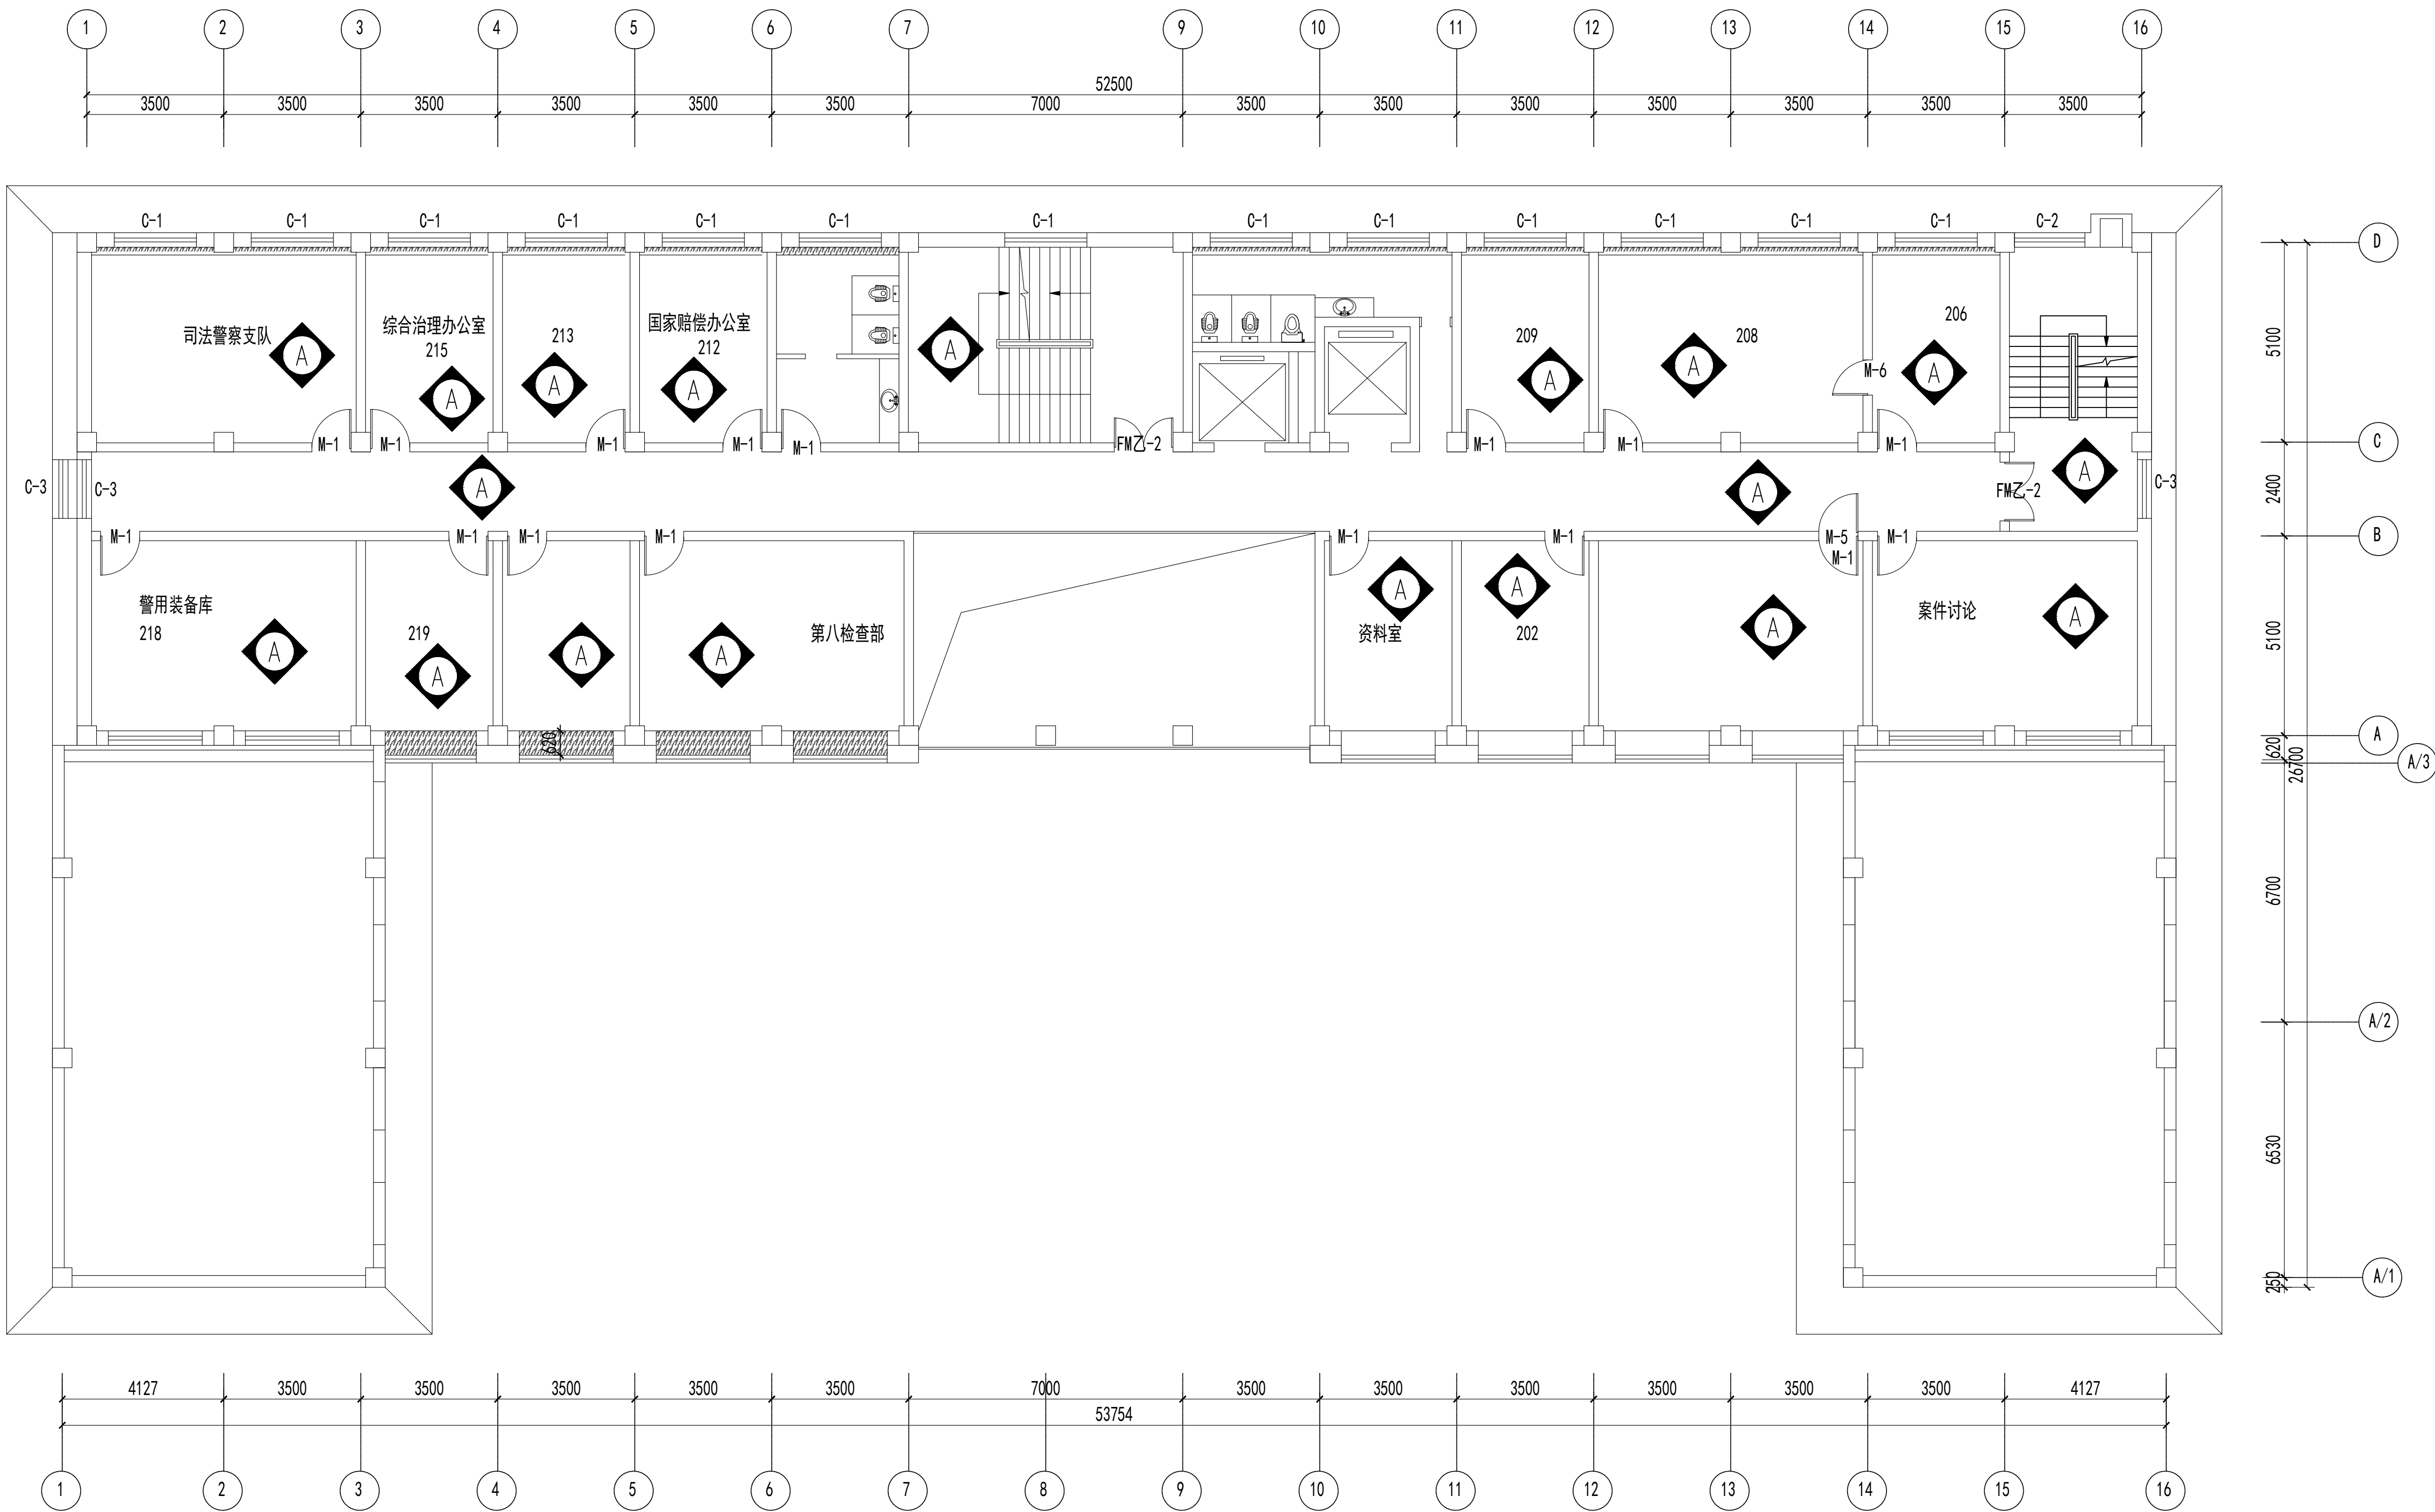

二层立面材质索引图 1:150


图例	说明
	100高石材踢脚线+白色乳胶漆到吊顶



中誉恒信工程咨询有限公司  
ZHONGYUHENXIN ENGINEERING CONSULTING CO.,LTD

建筑行业（建筑工程）	甲级
城乡规划编制	乙级
市政行业（排水 给水 道路 桥梁）	乙级
风景园林工程设计专项	乙级
人防工程	乙级
工程勘察专业类	乙级
农林行业	乙级

联系电话：0371-58576067  
备 注：

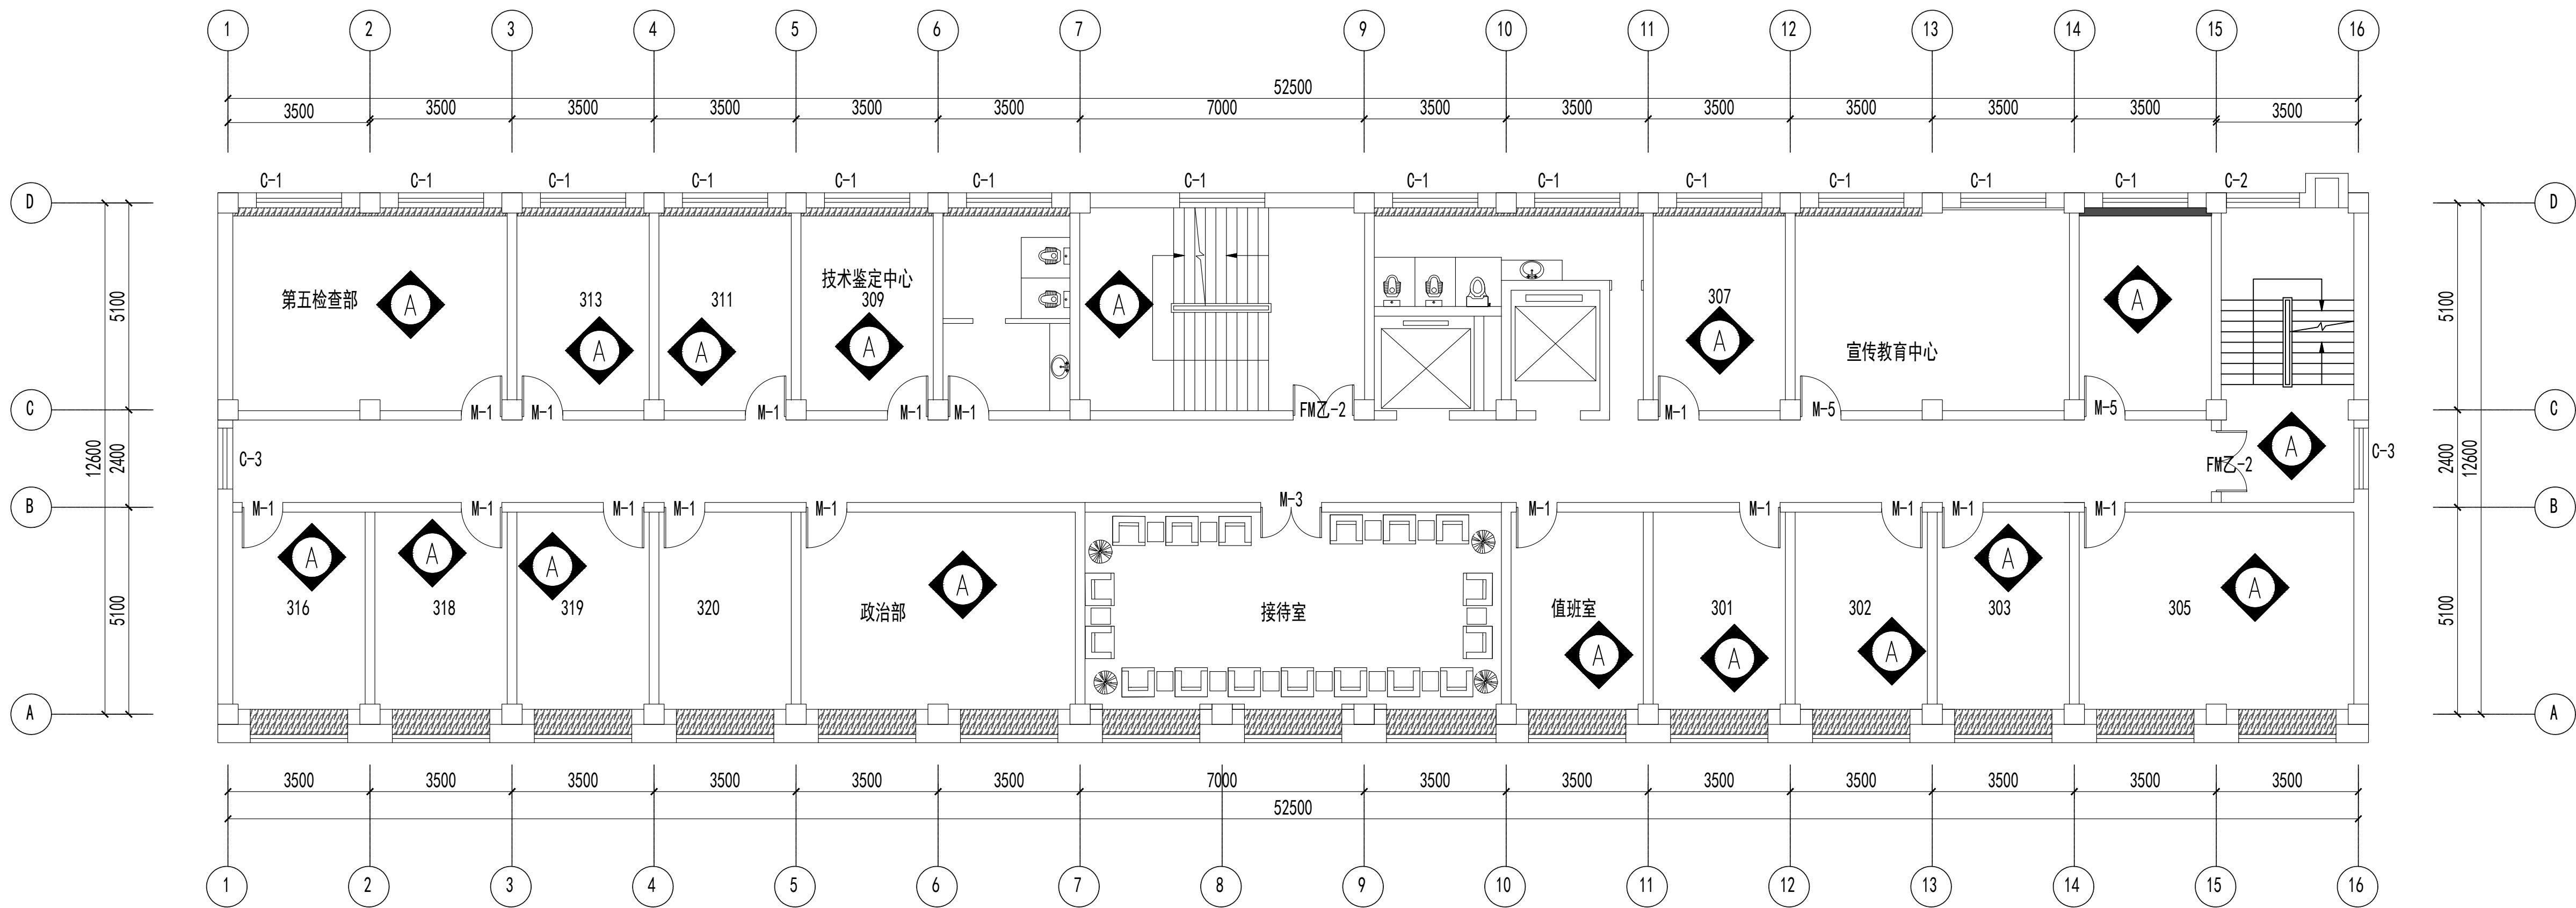

三层立面材质索引图 1:150

图例	说明
	100高石材踢脚线+白色乳胶漆到吊顶

设计签字栏				
审 定 人				
审 核 人				
项目负责人				
专业负责人				
校 对 人				
设 计 人				
制 图 人				

会签栏				
建 筑		结 构		
给排水		电 气		
暖 通				

建设单位

项目名称

山西省晋城市人民检察院技侦楼修缮工程

子项名称

图纸名称

三层立面材质索引图

单位出图章

执业注册章

工程编号				
阶 段		图 别		
版 次		日 期	2026.3	
比 例		图 号	ZS-26	

图纸未加盖本院出图章及设计注册章无效






中誉恒信工程咨询有限公司  
ZHONGYU HENGXIN ENGINEERING CONSULTING CO., LTD.

建筑行业（建筑工程）	甲级
城乡规划编制	乙级
市政行业（排水 给水 道路 桥梁）	乙级
风景园林工程设计专项	乙级
人防工程	乙级
工程勘察专业类	乙级
农林行业	乙级

联系电话：0371-58576067  
备 注：

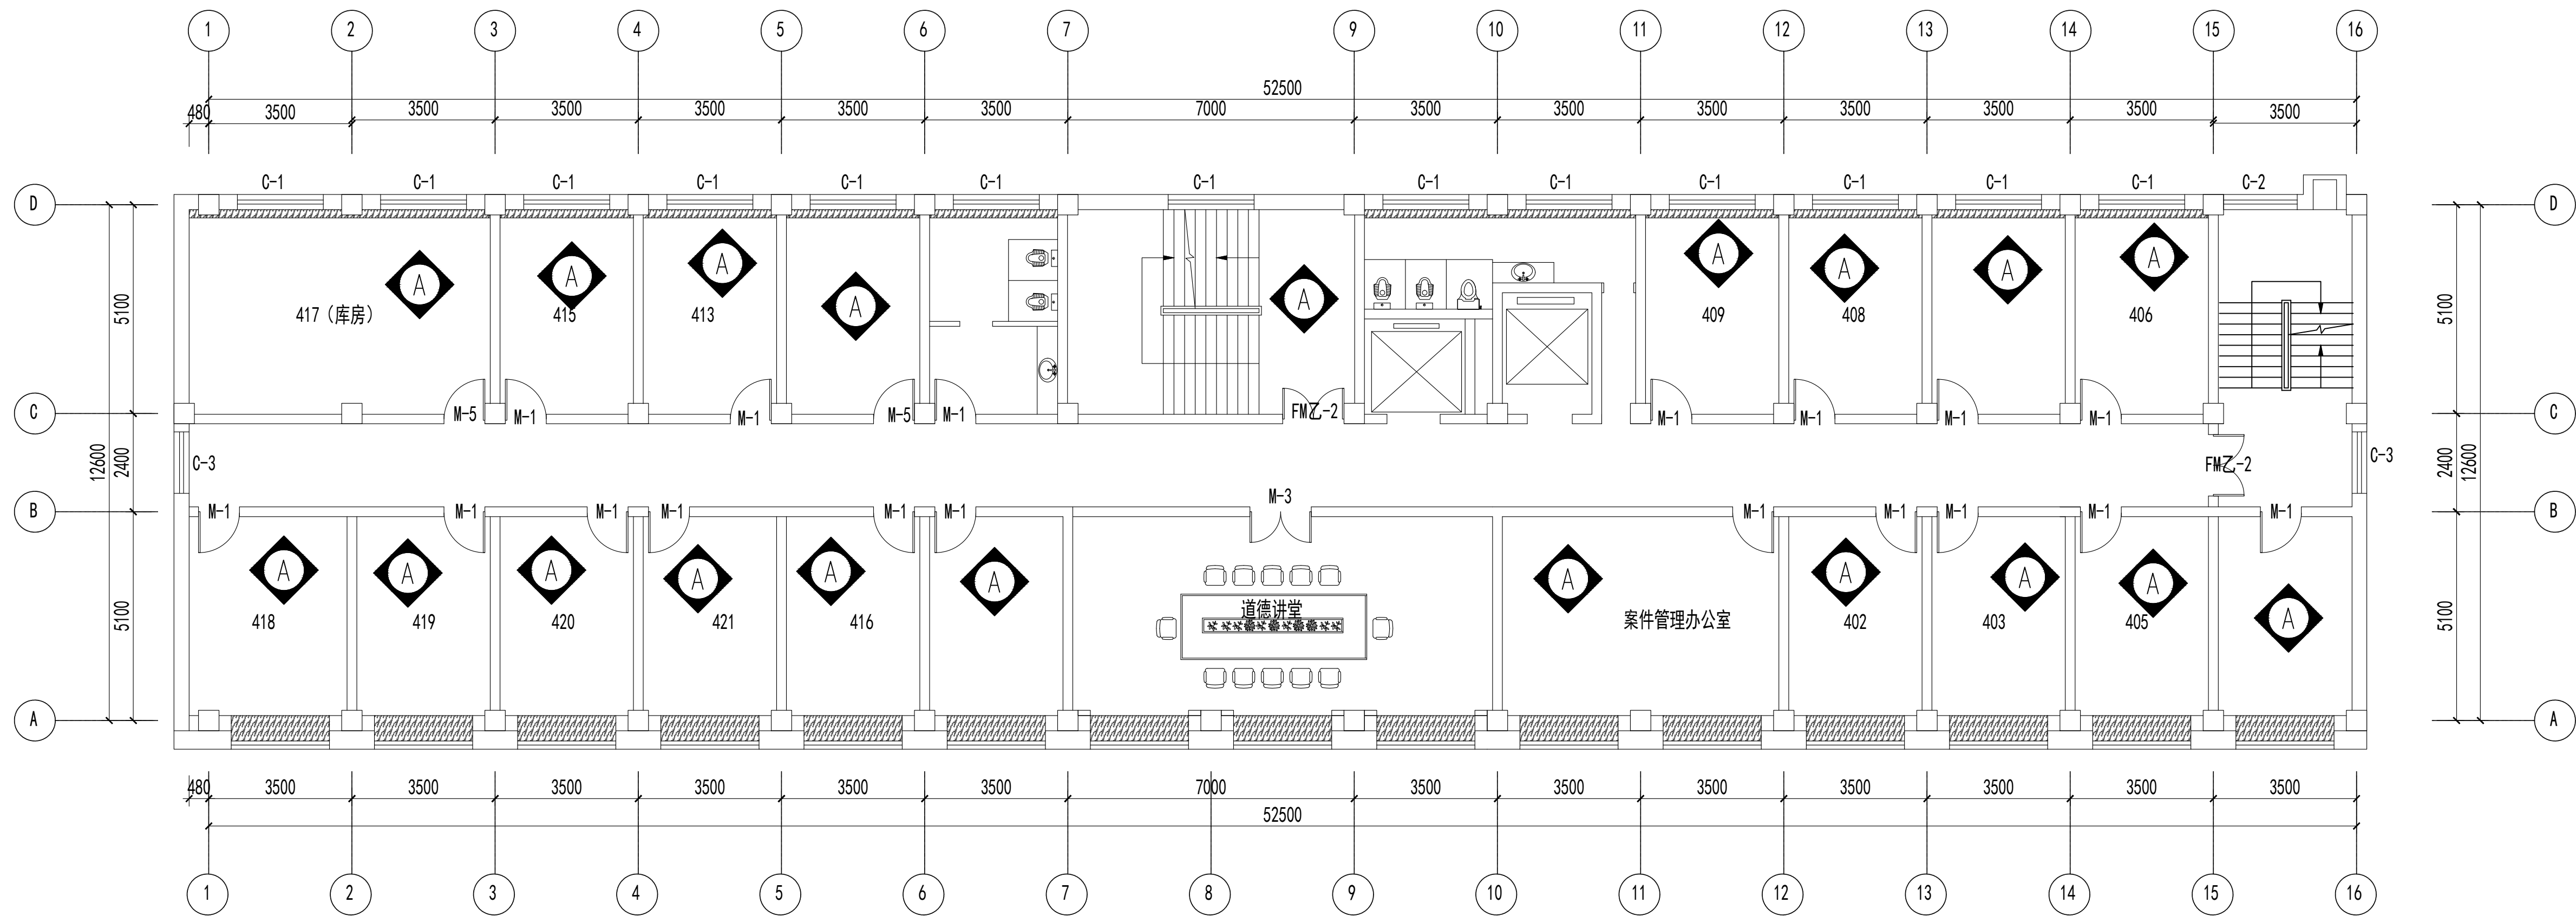

四层立面材质索引图 1:150

图例	说明
	100高石材踢脚线+白色乳胶漆到吊顶

设计签字栏			
审 定 人			
审 核 人			
项目负责人			
专业负责人			
校 对 人			
设 计 人			
制 图 人			
会签栏			
建 筑		结 构	
给排水		电 气	
暖 通			

建设单位
项目名称
山西省晋城市人民检察院技侦楼修缮工程
子项名称
图纸名称
四层立面材质索引图

单位出图章
执业注册章

工程编号	
阶 段	图 别
版 次	日 期
比 例	图 号

图纸未加盖本院出图章及设计注册章无效






中誉恒信工程咨询有限公司  
ZHONGTENGXIN ENGINEERING CONSULTING CO.,LTD

建筑行业（建筑工程）	甲级
城乡规划编制	乙级
市政行业（排水 给水 道路 桥梁）	乙级
风景园林工程设计专项	乙级
人防工程	乙级
工程勘察专业类	乙级
农林行业	乙级

联系电话：0371-58576067  
备 注：

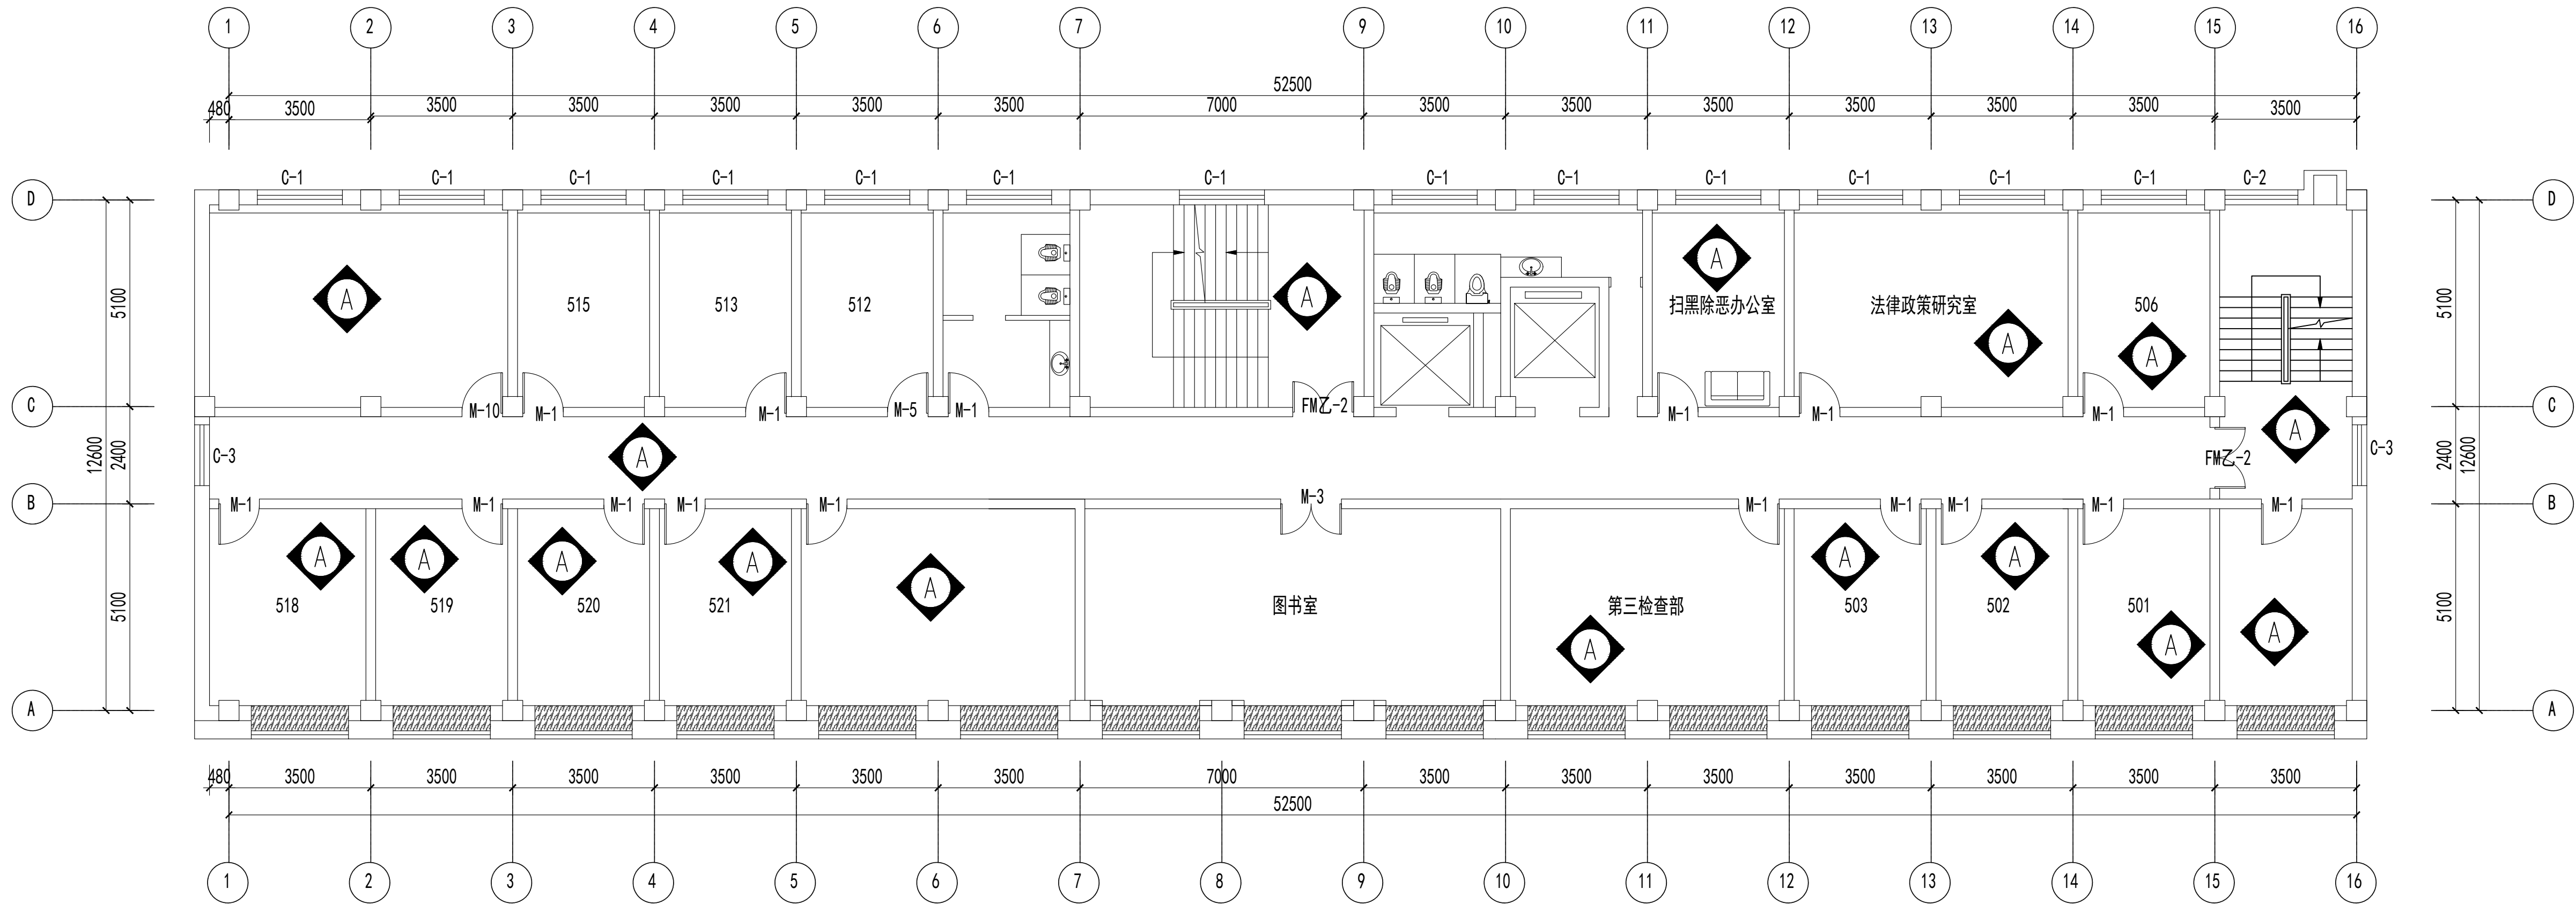

五层立面材质索引图 1:150

图例	说明
	100高石材踢脚线+白色乳胶漆到吊顶


设计签字栏				
审 定 人				
审 核 人				
项目负责人				
专业负责人				
校 对 人				
设 计 人				
制 图 人				
会签栏				
建 筑		结 构		
给排水		电 气		
暖 通				

建设单位
项目名称
山西省晋城市人民检察院技侦楼修缮工程
子项名称
图纸名称
五层立面材质索引图

单位出图章
执业注册章

工程编号			
阶 段		图 别	
版 次		日 期	2026.3
比 例		图 号	ZS-38

图纸未加盖本院出图章及设计注册章无效

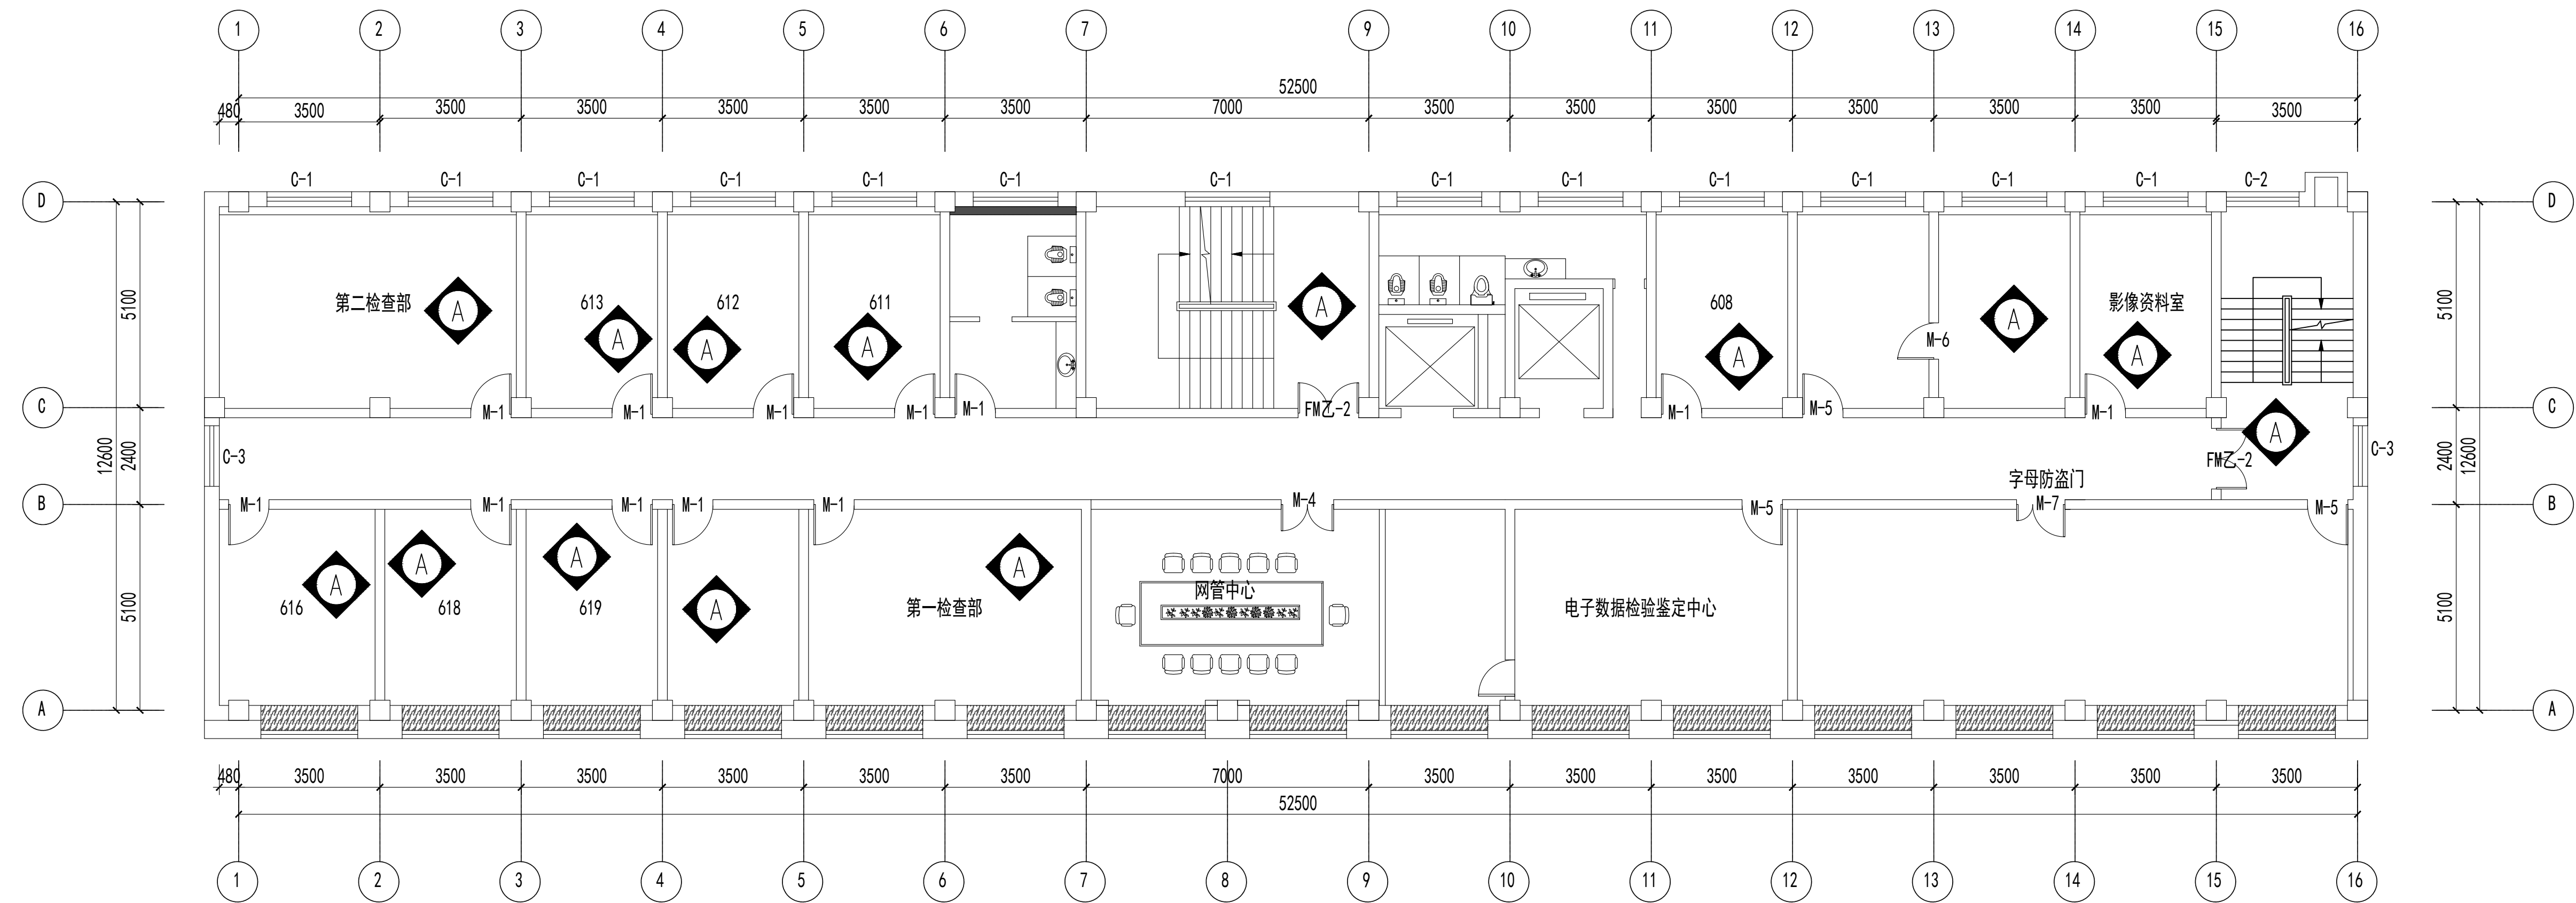


设计签字栏					
审定人				高建平	
审核人				张长	
项目负责人				高建平	
专业负责人				张长	
设计人				李坤	
绘图人				李坤	
设计签字栏					
审核人			结构		
设计人			电气		
审核人					

建设单位
项目名称
山西省晋城市人民检察院技侦楼修缮工程
子项名称
图纸名称
六层立面材质索引图

工程编号				
个 段	图 别			
次	日 期	2026.3		
之 例	图 号	ZS-44		

六层立面材质索引图 1:150


图例	说明
	100高石材踢脚线+白色乳胶漆到吊顶



中誉恒信工程咨询有限公司  
ZHONGTUHENGXIN ENGINEERING CONSULTING CO.,LTD

建筑行业（建筑工程）	甲级
城乡规划编制	乙级
市政行业（排水 给水 道路 桥梁）	乙级
风景园林工程设计专项	乙级
人防工程	乙级
工程勘察专业类	乙级
农林行业	乙级

联系电话：0371-58576067  
备 注：

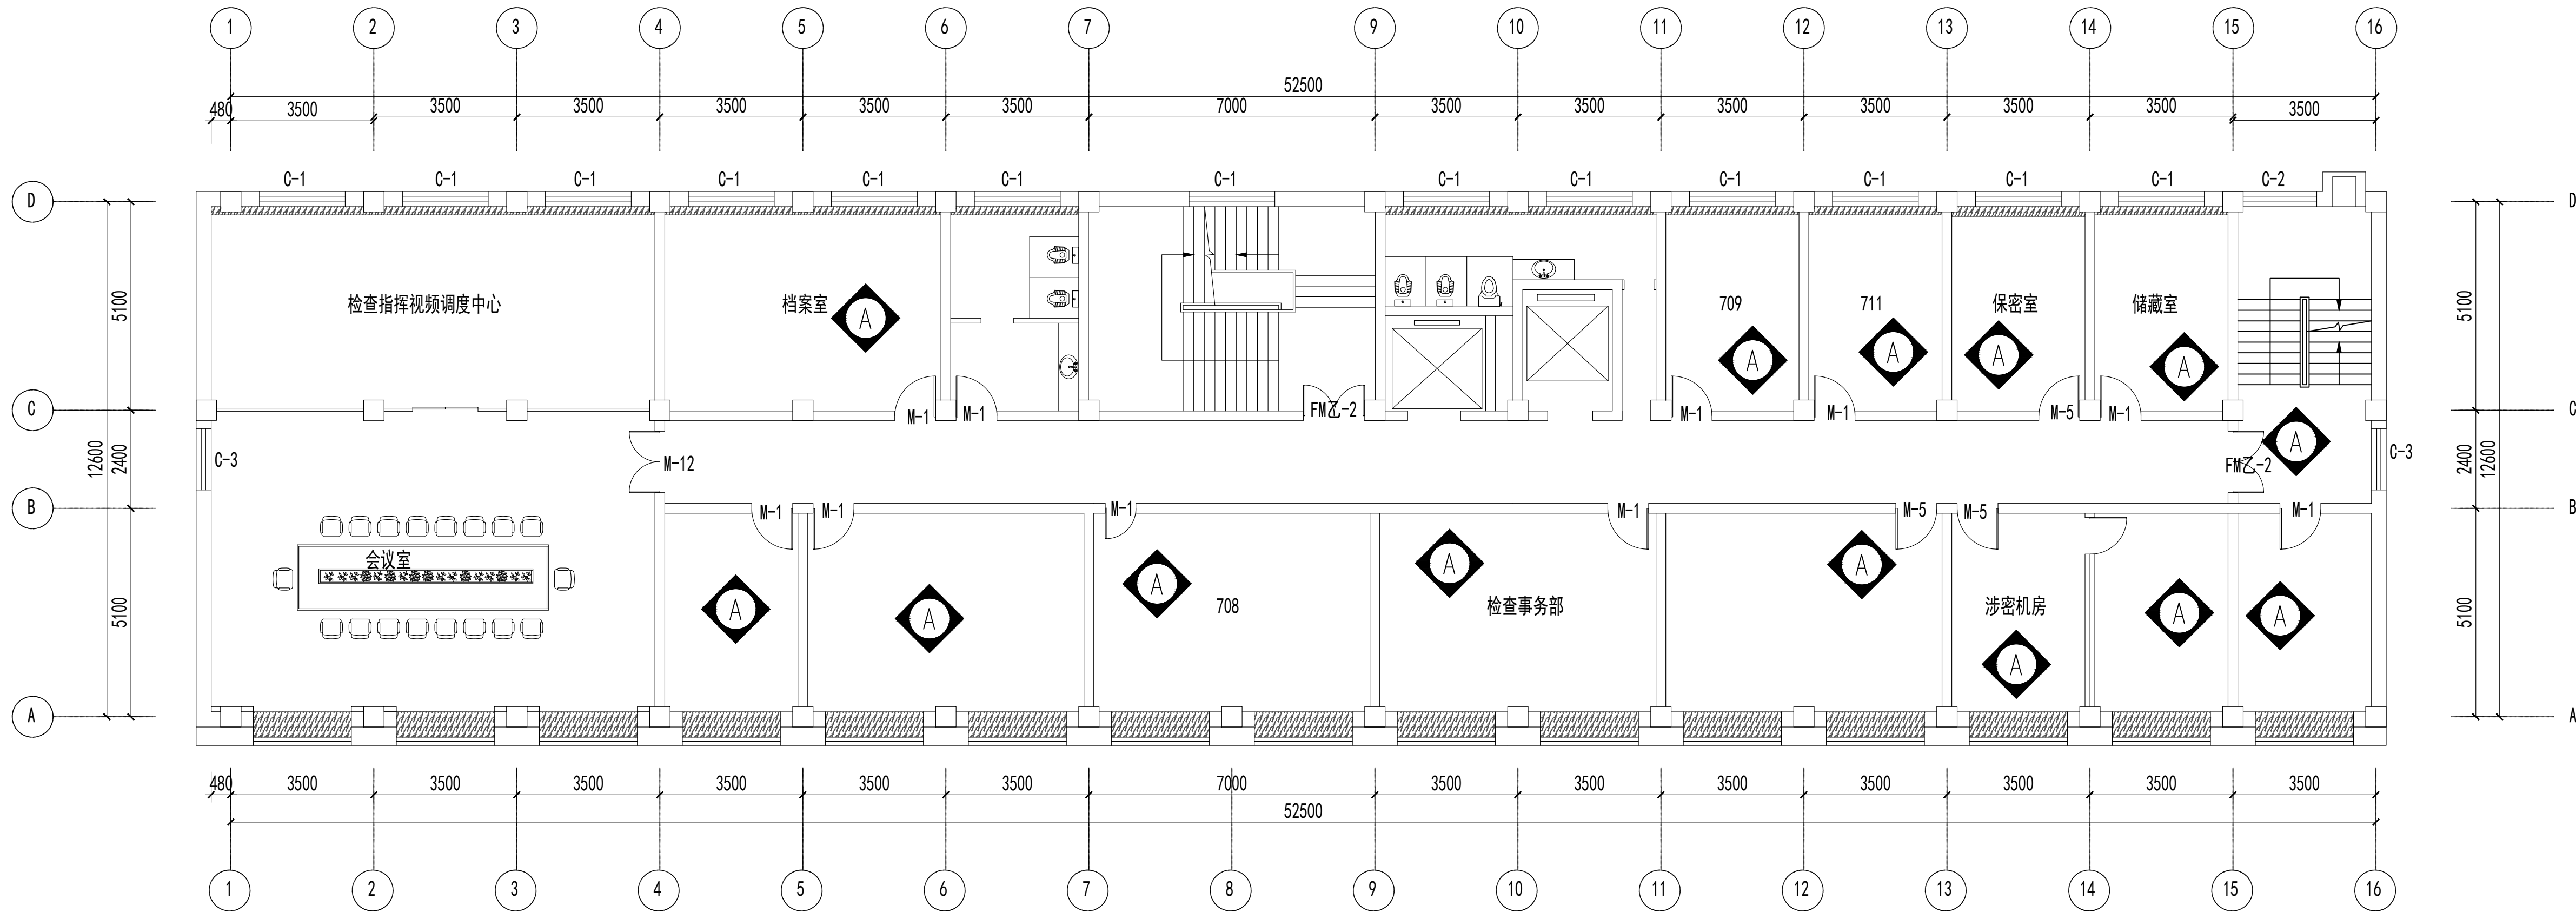

七层立面材质索引图 1:150

图例	说明
	100高石材踢脚线+白色乳胶漆到吊顶

设计签字栏			
审 定 人			
审 核 人			
项 目 负 责 人			
专 业 负 责 人			
校 对 人			
设 计 人			
制 图 人			
会 签 栏			
建 筑		结 构	
给 排 水		电 气	
暖 通			

建设单位

项目名称

山西省晋城市人民检察院技侦楼修缮工程

子项名称

图纸名称

七层立面材质索引图

单位出图章

执业注册章

工程编号		图 别	
阶 段		日 期	2026.3
比 例		图 号	ZS-00


图纸未加盖本院出图章及设计注册章无效



中誉恒信工程咨询有限公司  
ZHONGTUHENGXIN ENGINEERING CONSULTING CO.,LTD

建筑行业（建筑工程）	甲级
城乡规划编制	乙级
市政行业（排水 给水 道路 桥梁）	乙级
风景园林工程设计专项	乙级
人防工程	乙级
工程勘察专业类	乙级
农林行业	乙级

联系电话：0371-58576067  
备 注：

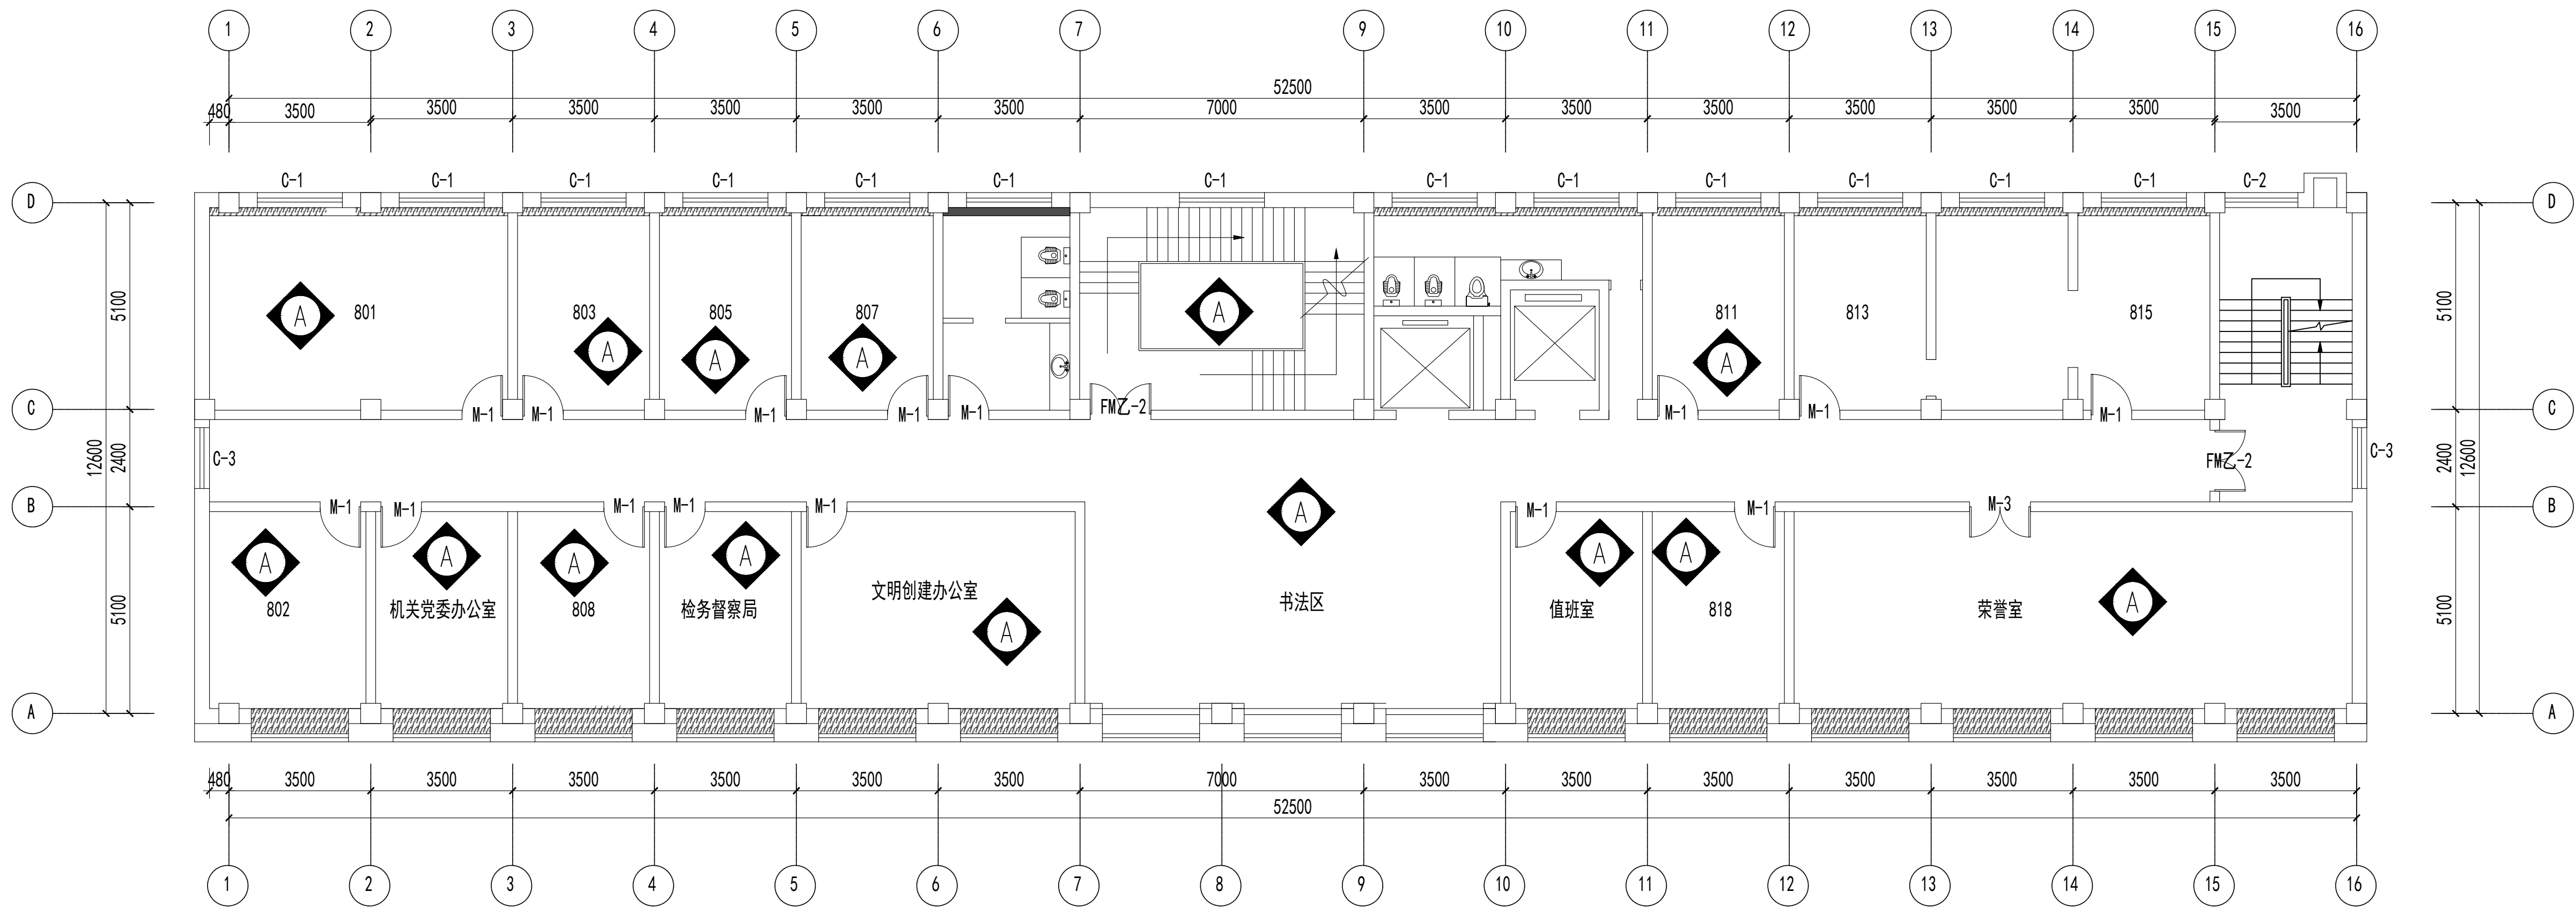

八层立面材质索引图 1:150

图例	说明
	100高石材踢脚线+白色乳胶漆到吊顶

设计签字栏			
审 定 人			
审 核 人			
项目负责人			
专业负责人			
校 对 人			
设 计 人			
制 图 人			
会签栏			
建 筑		结 构	
给排水		电 气	
暖 通			

建设单位
项目名称
山西省晋城市人民检察院技侦楼修缮工程
子项名称
图纸名称
八层立面材质索引图

单位出图章
执业注册章

工程编号		图 别	
阶 段		日 期	2026.3
比 例		图 号	ZS-56


图纸未加盖本院出图章及设计注册章无效



中誉恒信工程咨询有限公司  
ZHONGYU HENGXIN ENGINEERING CONSULTING CO., LTD

建筑行业（建筑工程）	甲级
城乡规划编制	乙级
市政行业（排水 给水 道路 桥梁）	乙级
风景园林工程设计专项	乙级
人防工程	乙级
工程勘察专业类	乙级
农林行业	乙级

联系电话：0371-58576067  
备 注：

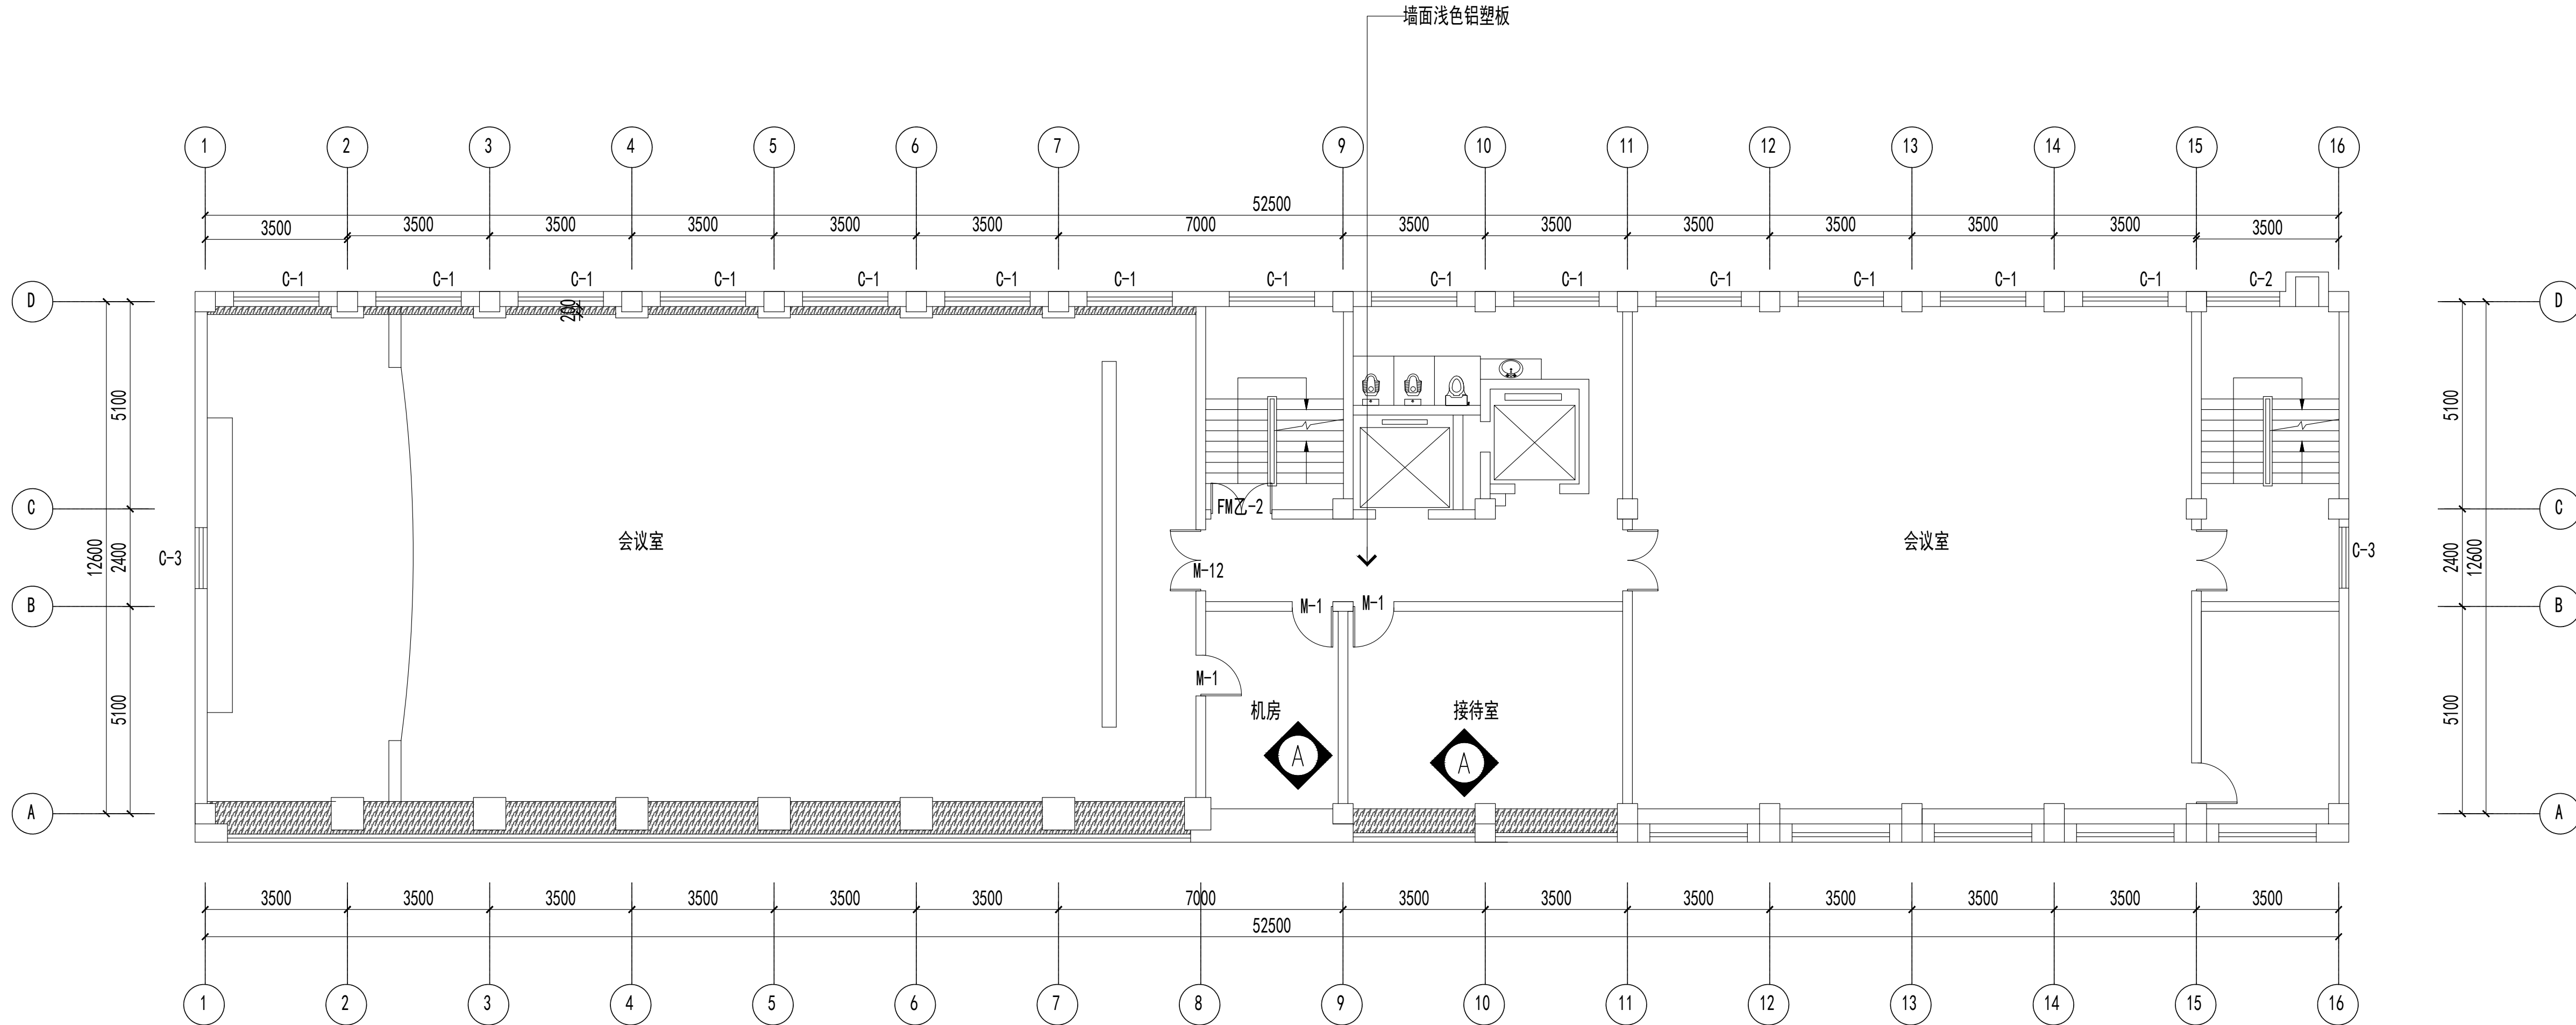

九层立面材质索引图 1:150

图例	说明
	100高石材踢脚线+白色乳胶漆到吊顶

设计签字栏				
审 定 人				
审 核 人				
项目负责人				
专业负责人				
校 对 人				
设 计 人				
制 图 人				

会签栏				
建 筑		结 构		
给排水		电 气		
暖 通				

建设单位	
项目名称	
山西省晋城市人民检察院技侦楼修缮工程	
子项名称	
图纸名称	
九层立面材质索引图	

单位出图章	
执业注册章	

工程编号			
阶 段		图 别	
版 次		日 期	2026.3
比 例		图 号	ZS-62

图纸未加盖本院出图章及设计注册章无效



中誉恒信工程咨询有限公司  
ZHONGYU HENGXIN ENGINEERING CONSULTING CO., LTD

建筑行业（建筑工程）	甲级
城乡规划编制	乙级
市政行业（排水 给水 道路 桥梁）	乙级
风景园林工程设计专项	乙级
人防工程	乙级
工程勘察专业类	乙级
农林行业	乙级

联系电话：0371-58576067  
备 注：

设计签字栏

审 定 人				
审 核 人				
项目负责人				
专业负责人				
校 对 人				
设 计 人				
制 图 人				

会签栏

建 筑			结 构		
给排水			电 气		
暖 通					

建设单位

项目名称

山西省晋城市人民检察院技侦楼修缮工程

子项名称

图纸名称


一层大厅平面放大图

单位出图章

执业注册章

工程编号			
阶 段		图 别	
版 次		日 期	2026.3
比 例		图 号	ZS-63

图纸未加盖本院出图章及设计注册章无效

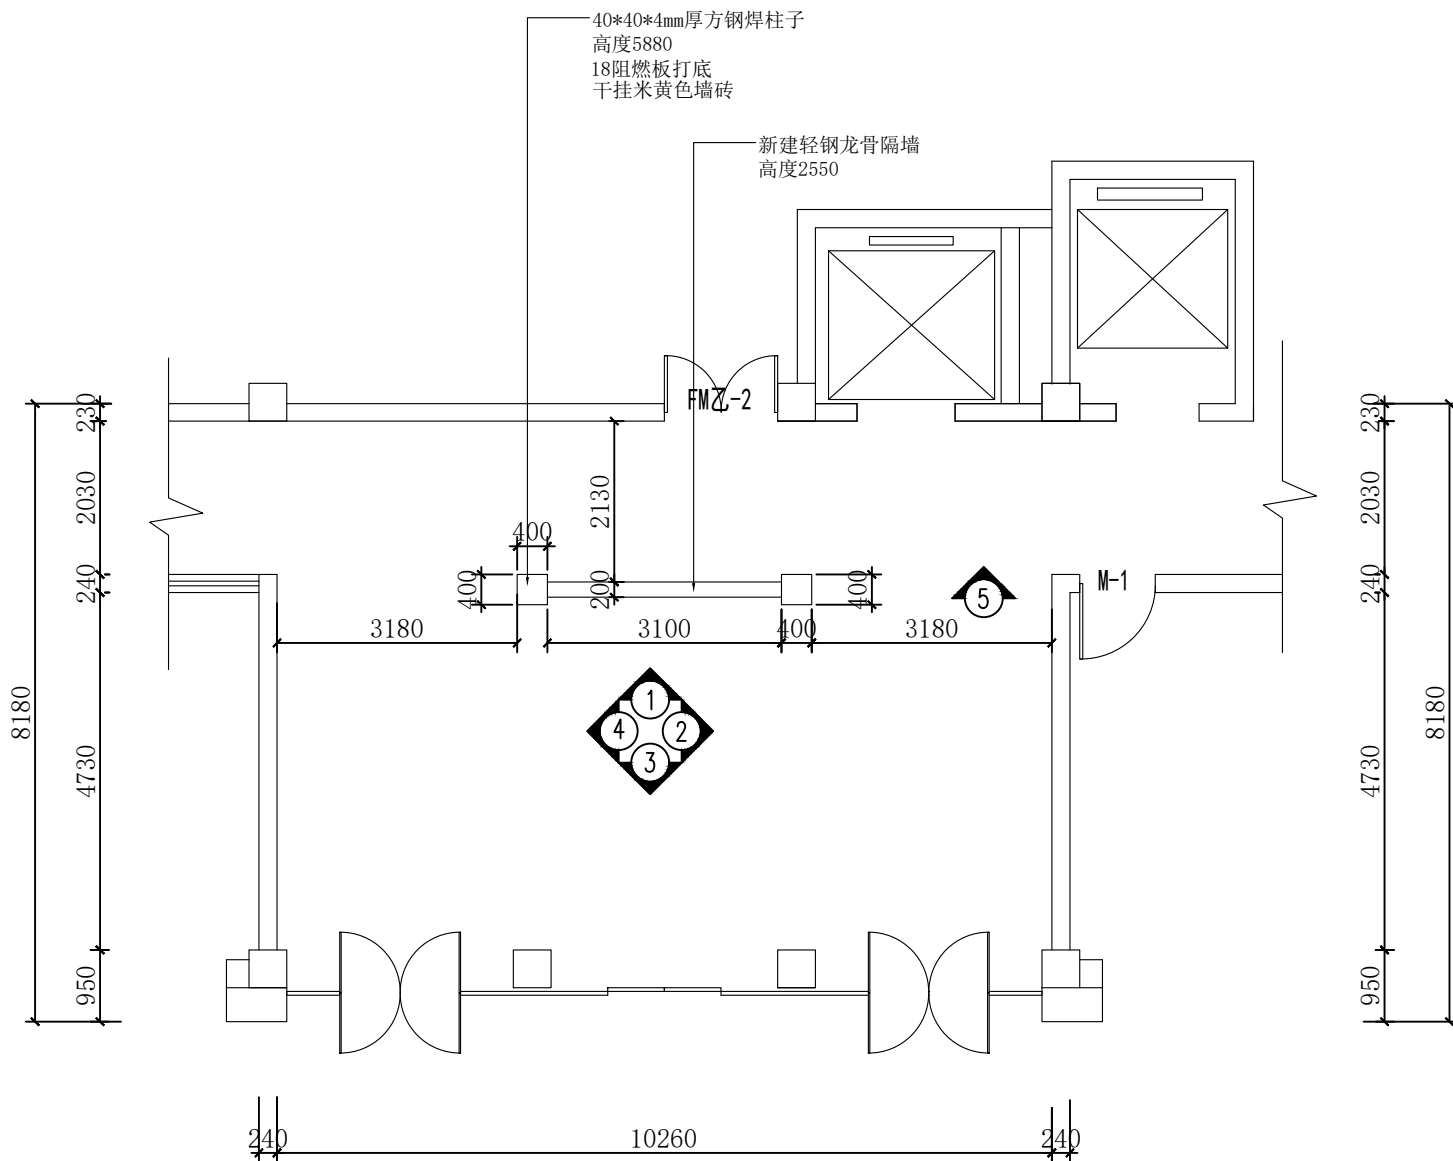

一层大厅平面放大图 1:50



中誉恒信工程咨询有限公司  
ZHONGYUHENGIN ENGINEERING CONSULTING CO.,LTD

建筑行业（建筑工程）	甲级
城乡规划编制	乙级
市政行业（排水 给水 道路 桥梁）	乙级
风景园林工程设计专项	乙级
人防工程	乙级
工程勘察专业类	乙级
农林行业	乙级

联系电话：0371-58576067  
备 注：

设计签字栏			
审 定 人			
审 核 人			
项目负责人			
专业负责人			
校 对 人			
设 计 人			
制 图 人			
会签栏			
建 筑		结 构	
给排水		电 气	
暖通			

建设单位

项目名称

山西省晋城市人民检察院技侦楼修缮工程

子项名称

图纸名称


一层会议室平面放大图

单位出图章

执业注册章

工程编号			
阶 段		图 别	
版 次		日 期	2026.3
比 例		图 号	ZS-68

图纸未加盖本院出图章及设计注册章无效

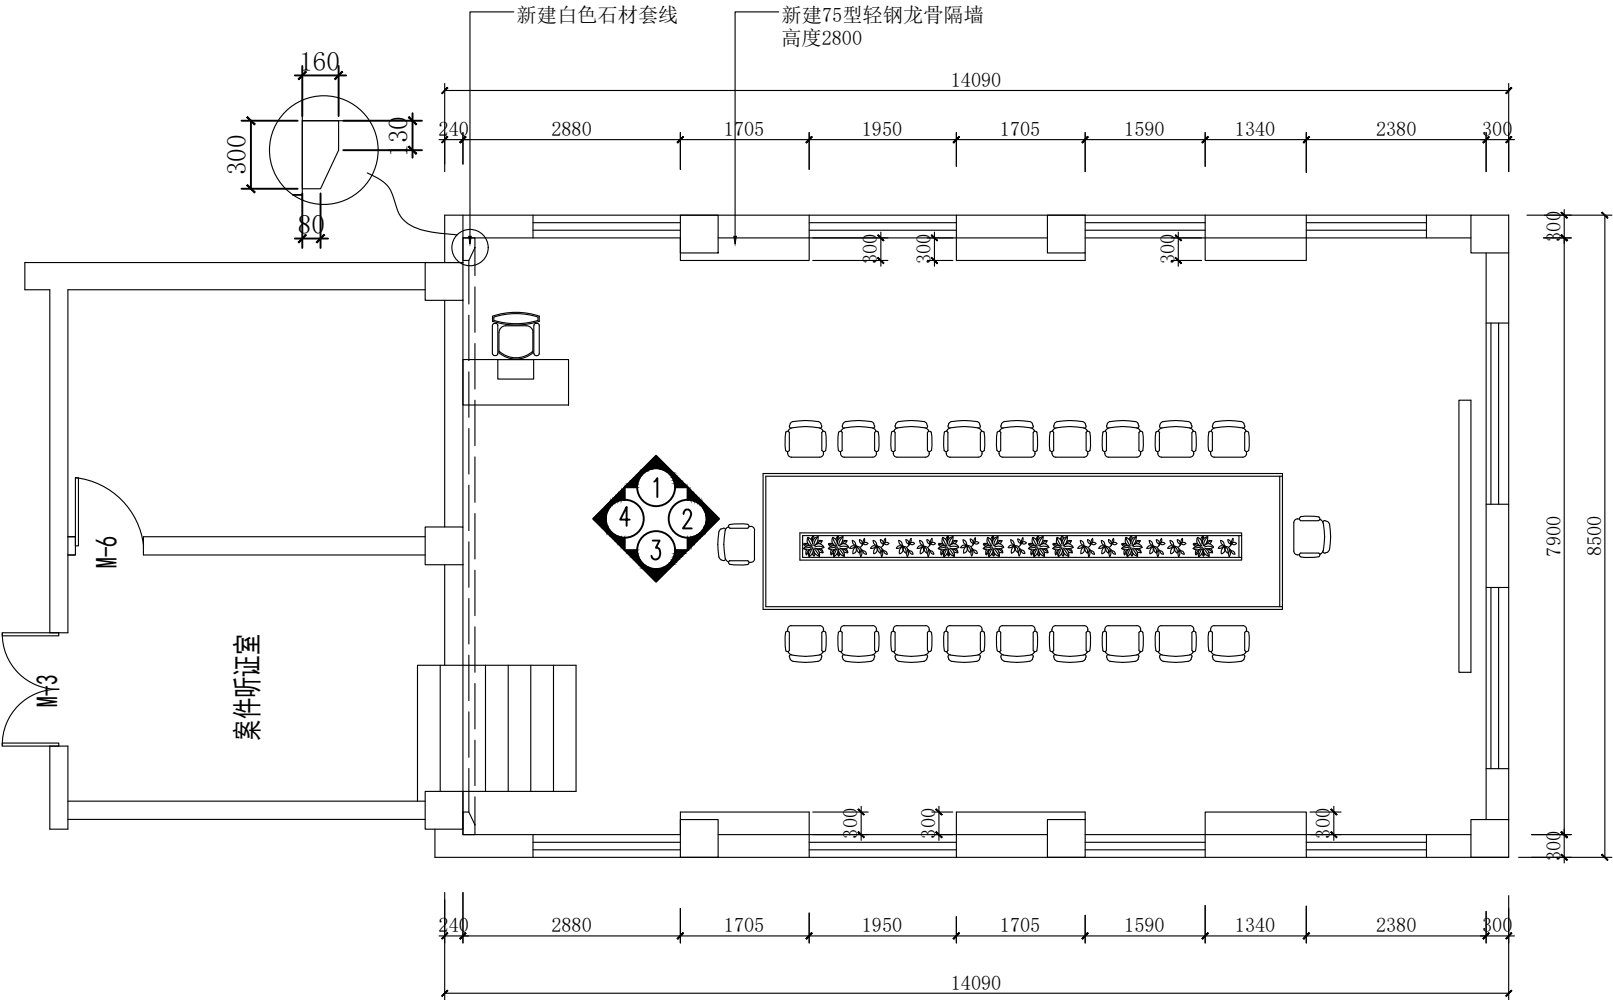

一层会议室平面放大图 1:50



中誉恒信工程咨询有限公司  
ZHONGYU HENGXIN ENGINEERING CONSULTING CO., LTD

建筑行业（建筑工程）	甲级
城乡规划编制	乙级
市政行业（排水 给水 道路 桥梁）	乙级
风景园林工程设计专项	乙级
人防工程	乙级
工程勘察专业类	乙级
农林行业	乙级

联系电话：0371-58576067  
备 注：

设计签字栏			
审 定 人			
审 核 人			
项目负责人			
专业负责人			
校 对 人			
设 计 人			
制 图 人			
会签栏			
建 筑		结 构	
给 排 水		电 气	
暖 通			

建设单位

项目名称

山西省晋城市人民检察院技侦楼修缮工程

子项名称

图纸名称


三层接待室平面放大图

单位出图章

执业注册章

工程编号			
阶 段		图 别	
版 次		日 期	2026.3
比 例		图 号	ZS-72

图纸未加盖本院出图章及设计注册章无效

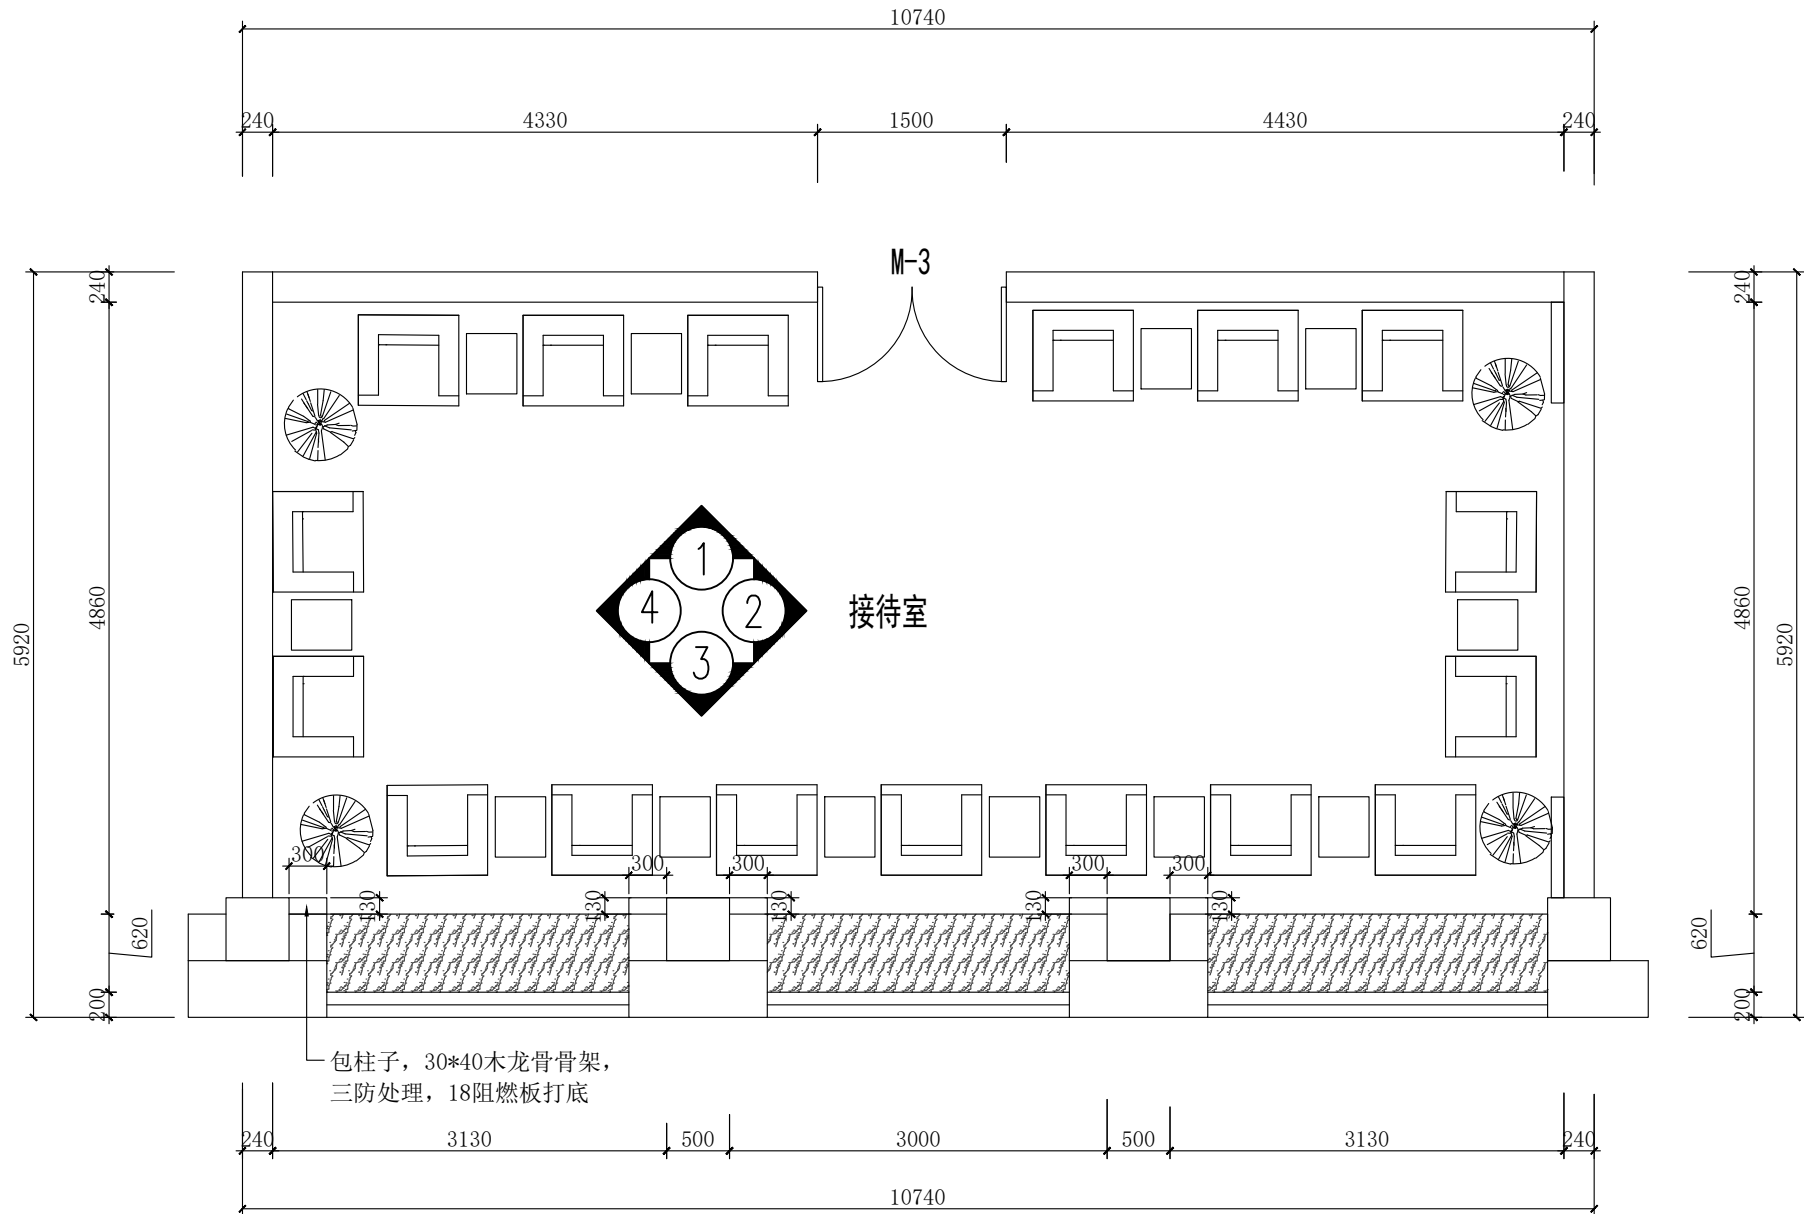

三层接待室平面放大图 1:30





中誉恒信工程咨询有限公司  
ZHONGYU HENGXIN ENGINEERING CONSULTING CO., LTD.

建筑行业（建筑工程）	甲级
城乡规划编制	乙级
市政行业（排水 给水 道路 桥梁）	乙级
风景园林工程设计专项	乙级
人防工程	乙级
工程勘察专业类	乙级
农林行业	乙级

联系电话：0371-58576067  
备注：

设计签字栏			
审 定 人			
审 核 人			
项目负责人			
专业负责人			
校 对 人			
设 计 人			
制 图 人			
会签栏			
建 筑		结 构	
给 排 水		电 气	
暖 通			

建设单位

项目名称

山西省晋城市人民检察院技侦楼修缮工程

子项名称

图纸名称


四层道德讲堂平面放大图

单位出图章


执业注册章

工程编号			
阶 段		图 别	
版 次		日 期	2026.3
比 例		图 号	ZS-77

图纸未加盖本院出图章及设计注册章无效

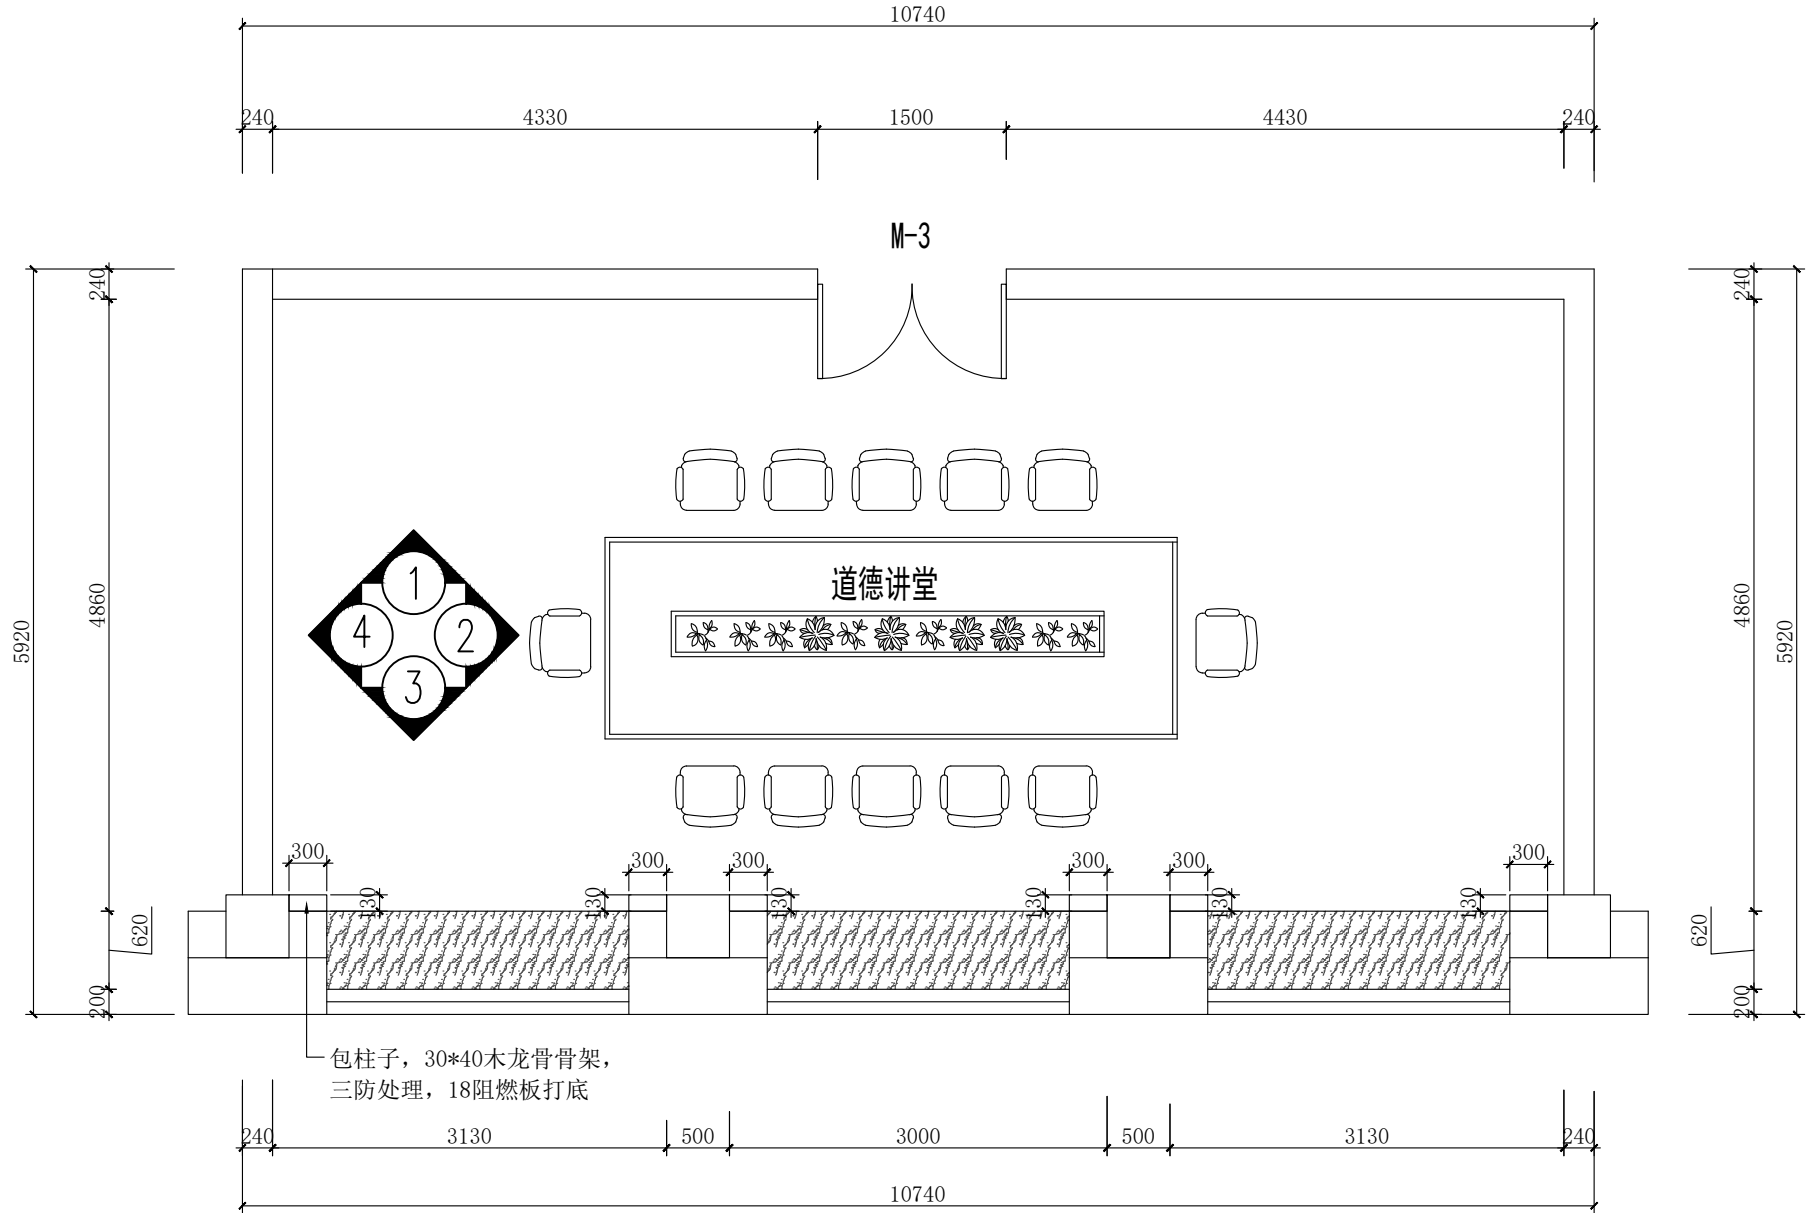

四层道德讲堂平面放大图 1:30

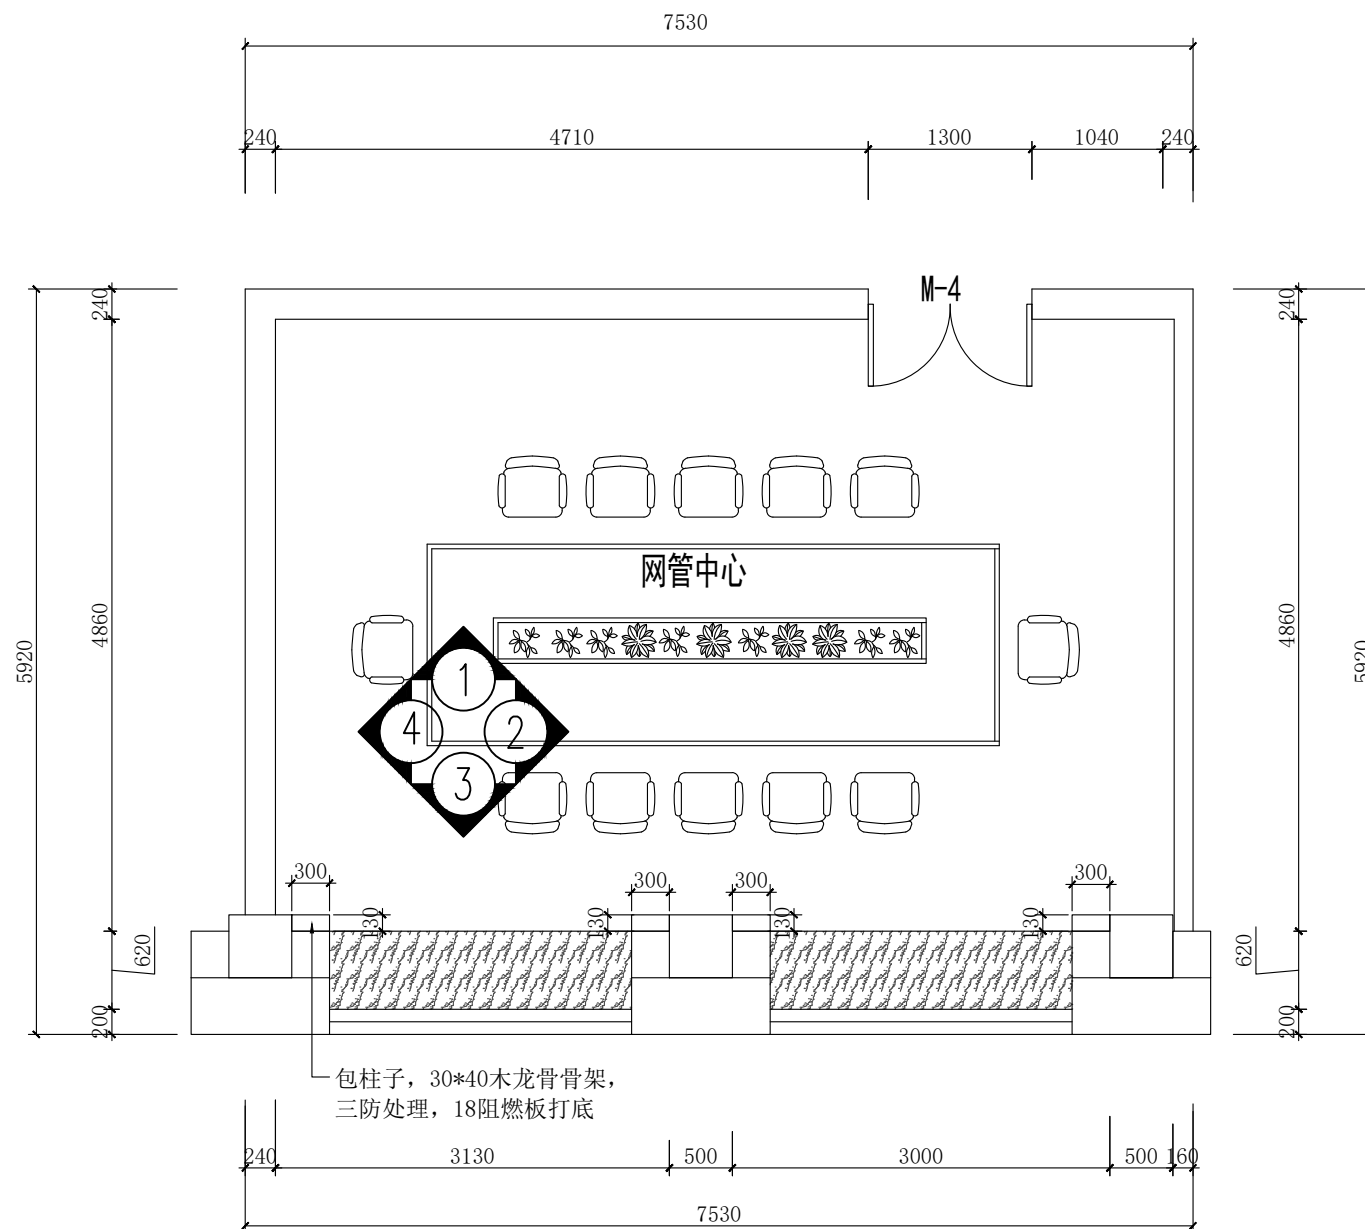

六层网管中心放大图 1:30



中誉恒信工程咨询有限公司  
ZHONGYU HENGXIN ENGINEERING CONSULTING CO.,LTD

建筑行业（建筑工程）	甲级
城乡规划编制	乙级
市政行业（排水 给水 道路 桥梁）	乙级
风景园林工程设计专项	乙级
人防工程	乙级
工程勘察专业类	乙级
农林行业	乙级

联系电话：0371-58576067  
备 注：

设计签字栏				
审 定 人				
审 核 人				
项目负责人				
专业负责人				
校 对 人				
设 计 人				
制 图 人				

会签栏				
建 筑		结 构		
给 排 水		电 气		
暖 通				

建设单位

项目名称

山西省晋城市人民检察院技侦楼修缮工程

子项名称

图纸名称

六层网管中心放大图

单位出图章

执业注册章

工程编号				
阶 段		图 别		
版 次		日 期	2026.3	
比 例		图 号	ZS-82	

图纸未加盖本院出图章及设计注册章无效



中誉恒信工程咨询有限公司  
ZHONGYU HENGXIN ENGINEERING CONSULTING CO., LTD

建筑行业（建筑工程）	甲级
城乡规划编制	乙级
市政行业（排水 给水 道路 桥梁）	乙级
风景园林工程设计专项	乙级
人防工程	乙级
工程勘察专业类	乙级
农林行业	乙级

联系电话：0371-58576067  
备 注：

设计签字栏			
审 定 人			
审 核 人			
项目负责			
专业负责人			
校 对 人			
设 计 人			
制 图 人			

会签栏			
建 筑		结 构	
给排水		电 气	
暖 通			

建设单位

项目名称

山西省晋城市人民检察院技侦楼修缮工程

子项名称

图纸名称


七层会议室平面放大图

单位出图章

执业注册章

工程编号		图 别	
阶 段		日 期	2026.3
版 次		图 号	ZS-87
比 例			

图纸未加盖本院出图章及设计注册章无效

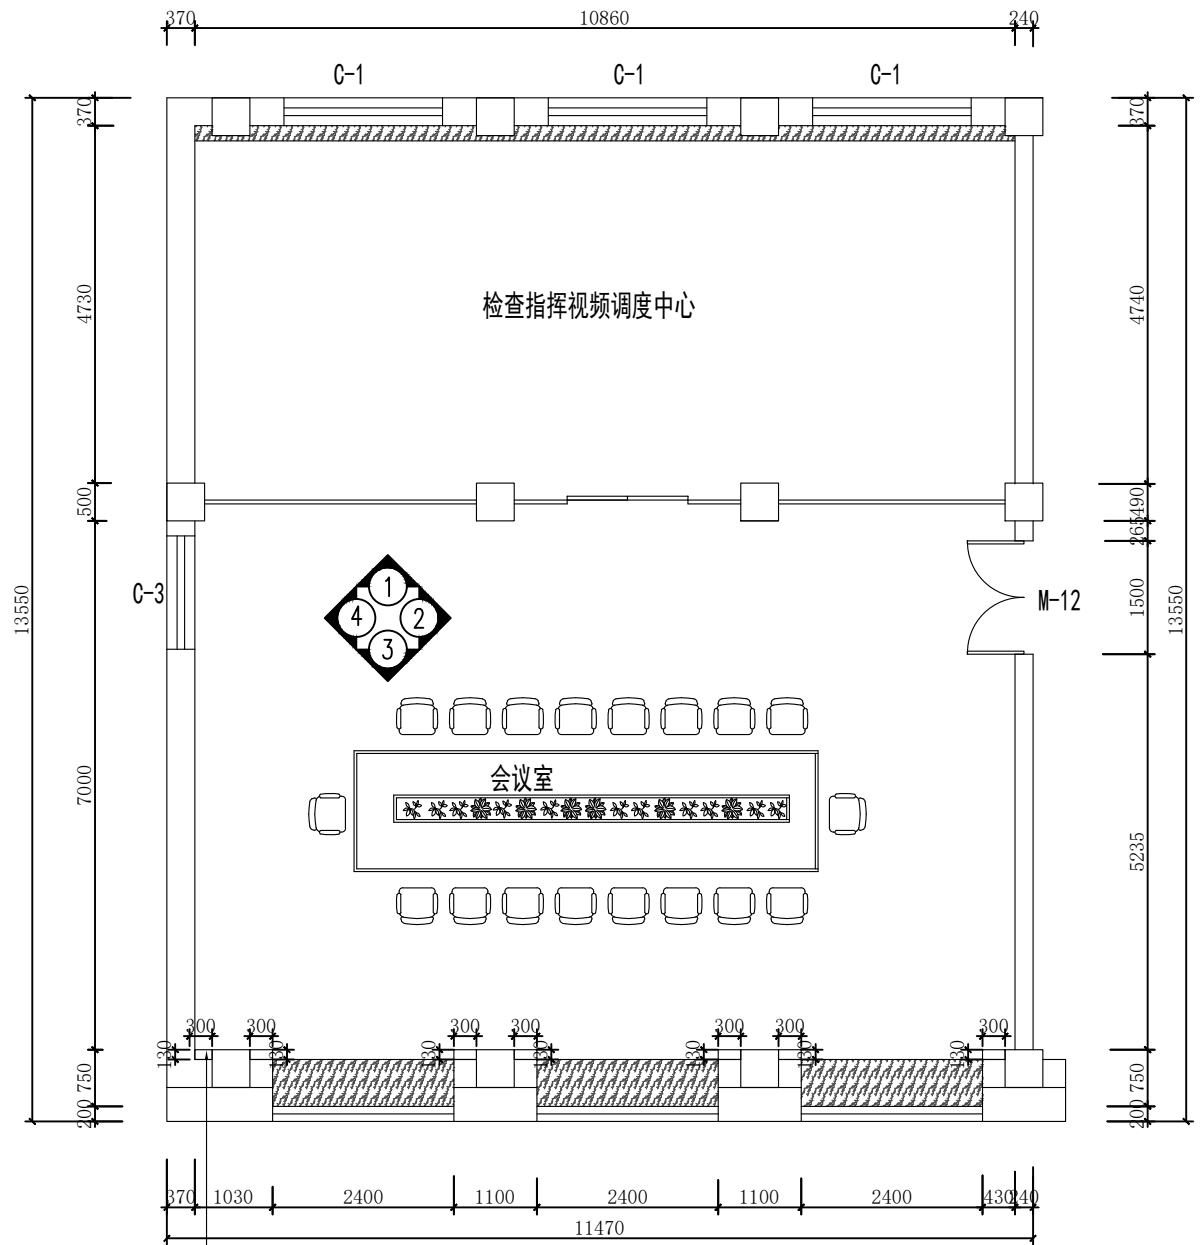

包柱子，30\*40木龙骨骨架，三防处理，18阻燃板打底

七层会议室平面放大图 1:50



中誉恒信工程咨询有限公司  
ZHONGYUEHENGXIN ENGINEERING CONSULTING CO.,LTD

建筑行业（建筑工程）	甲级
城乡规划编制	乙级
市政行业（排水 给水 道路 桥梁）	乙级
风景园林工程设计专项	乙级
人防工程	乙级
工程勘察专业类	乙级
农林行业	乙级

联系电话：0371-58576067  
备注：

设计签字栏			
审 定 人			
审 核 人			
项目负责人			
专业负责人			
校 对 人			
设 计 人			
制 图 人			
会签栏			
建 筑		结 构	
给 排 水		电 气	
暖 通			

建设单位

项目名称

山西省晋城市人民检察院技侦楼修缮工程

子项名称

图纸名称


八层书法区天花布置放大图

单位出图章

执业注册章

工程编号		图 别	
版 次		日 期	2026.3
比 例		图 号	ZS-91

图纸未加盖本院出图章及设计注册章无效

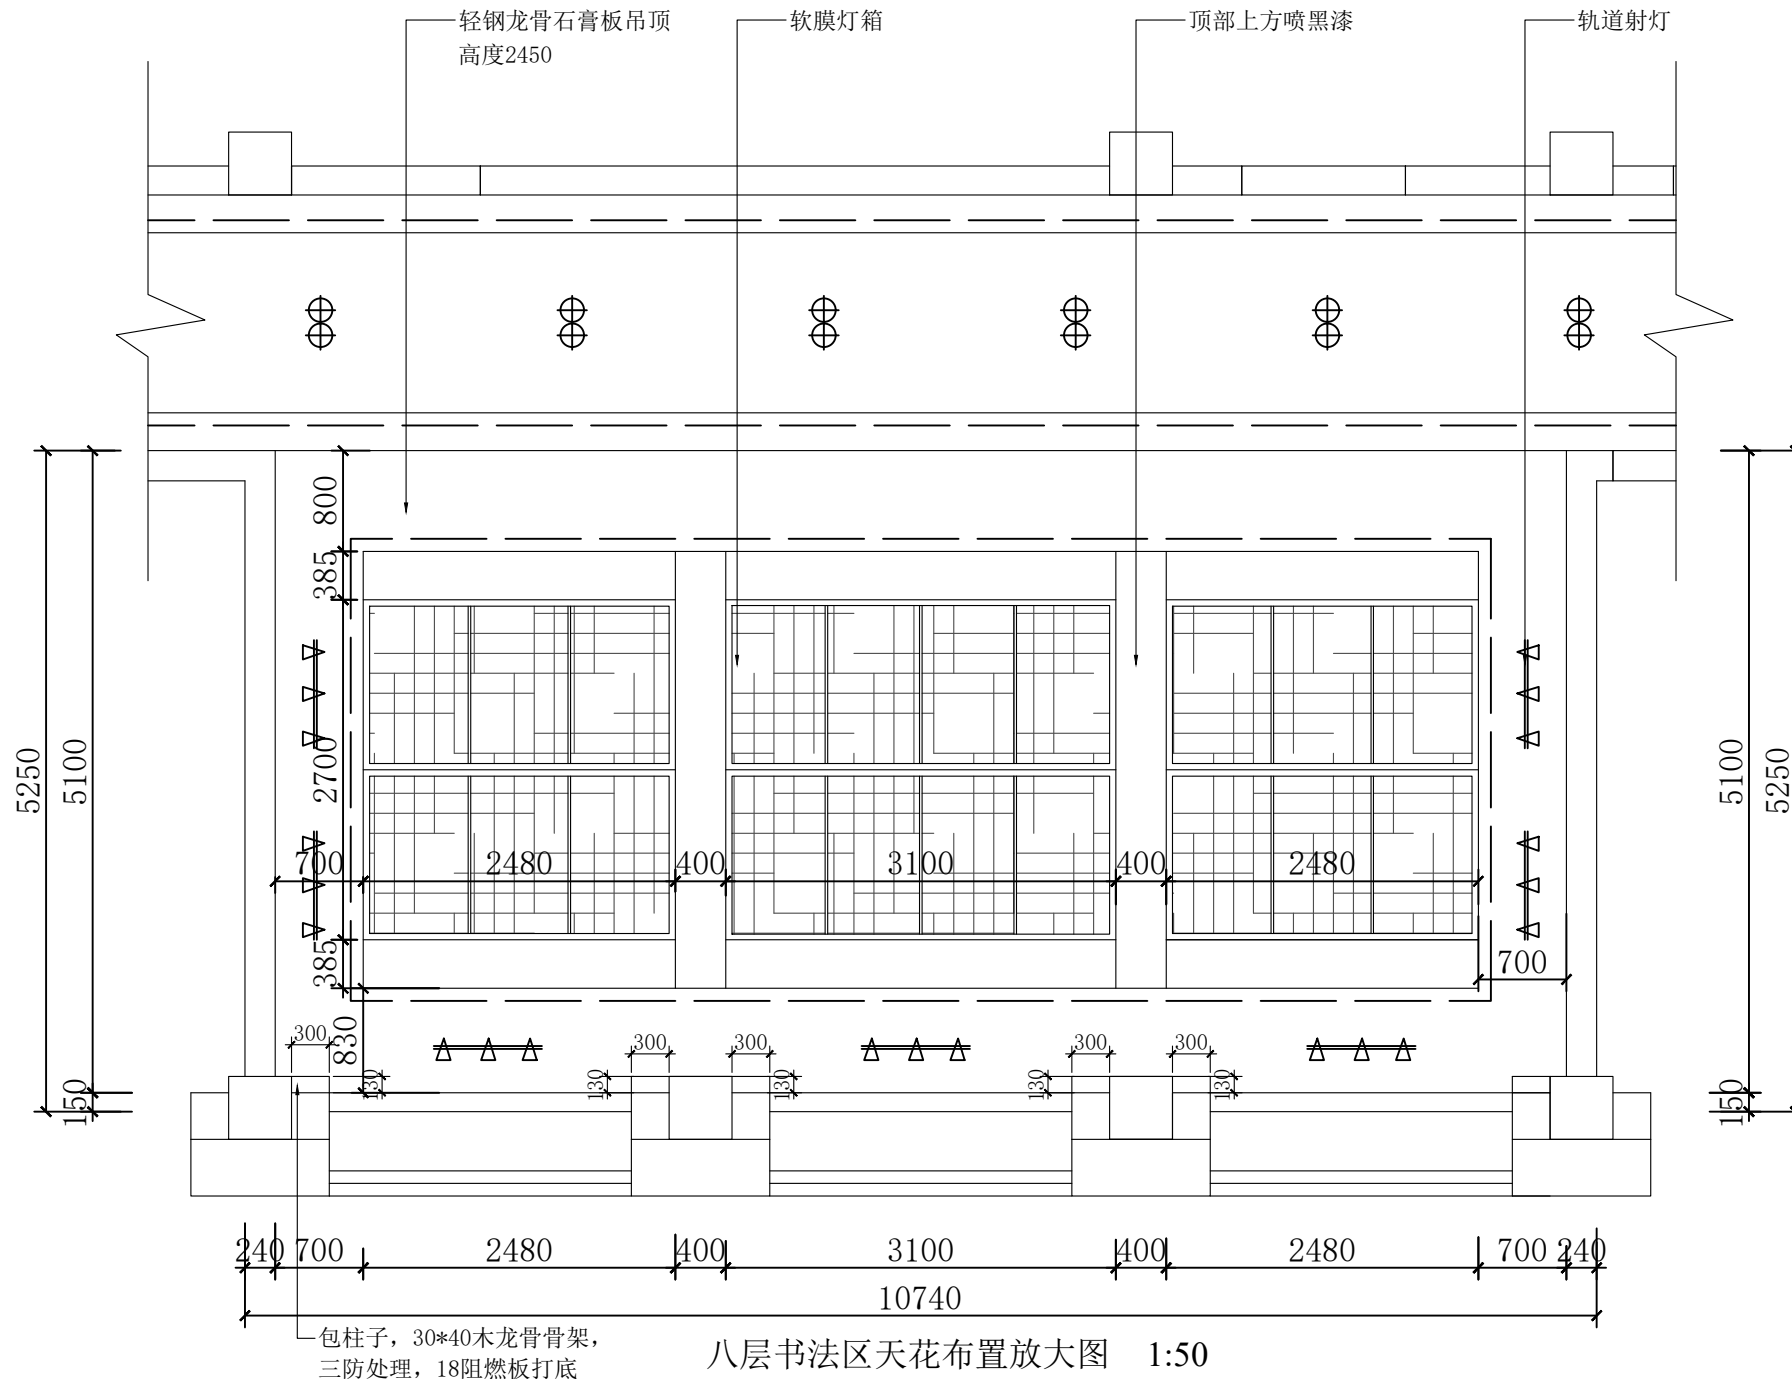



中誉恒信工程咨询有限公司

ZHONGYU HENGXIN ENGINEERING CONSULTING CO., LTD

建筑行业（建筑工程）	甲级
城乡规划编制	乙级
市政行业（排水 给水 道路 桥梁）	乙级
风景园林工程设计专项	乙级
人防工程	乙级
工程勘察专业类	乙级
农林行业	乙级

联系电话：0371-58576067  
备 注：

设计签字栏

审 定 人		高建伟	
审 核 人		高建伟	
项目负责人		高建伟	
专业负责人		叶飞	
校 对 人		石哲	
设 计 人		石哲	
制 图 人		石哲	

会签栏

建 筑		结 构	
给排水		电 气	
暖 通			

建设单位

项目名称

山西省晋城市人民检察院技侦楼修缮工程

子项名称

图纸名称

九层会议室平面放大图


单位出图章

执业注册章

工程编号

阶 段		图 别	
版 次		日 期	2026.3
比 例		图 号	ZS-92

图纸未加盖本院出图章及设计注册章无效

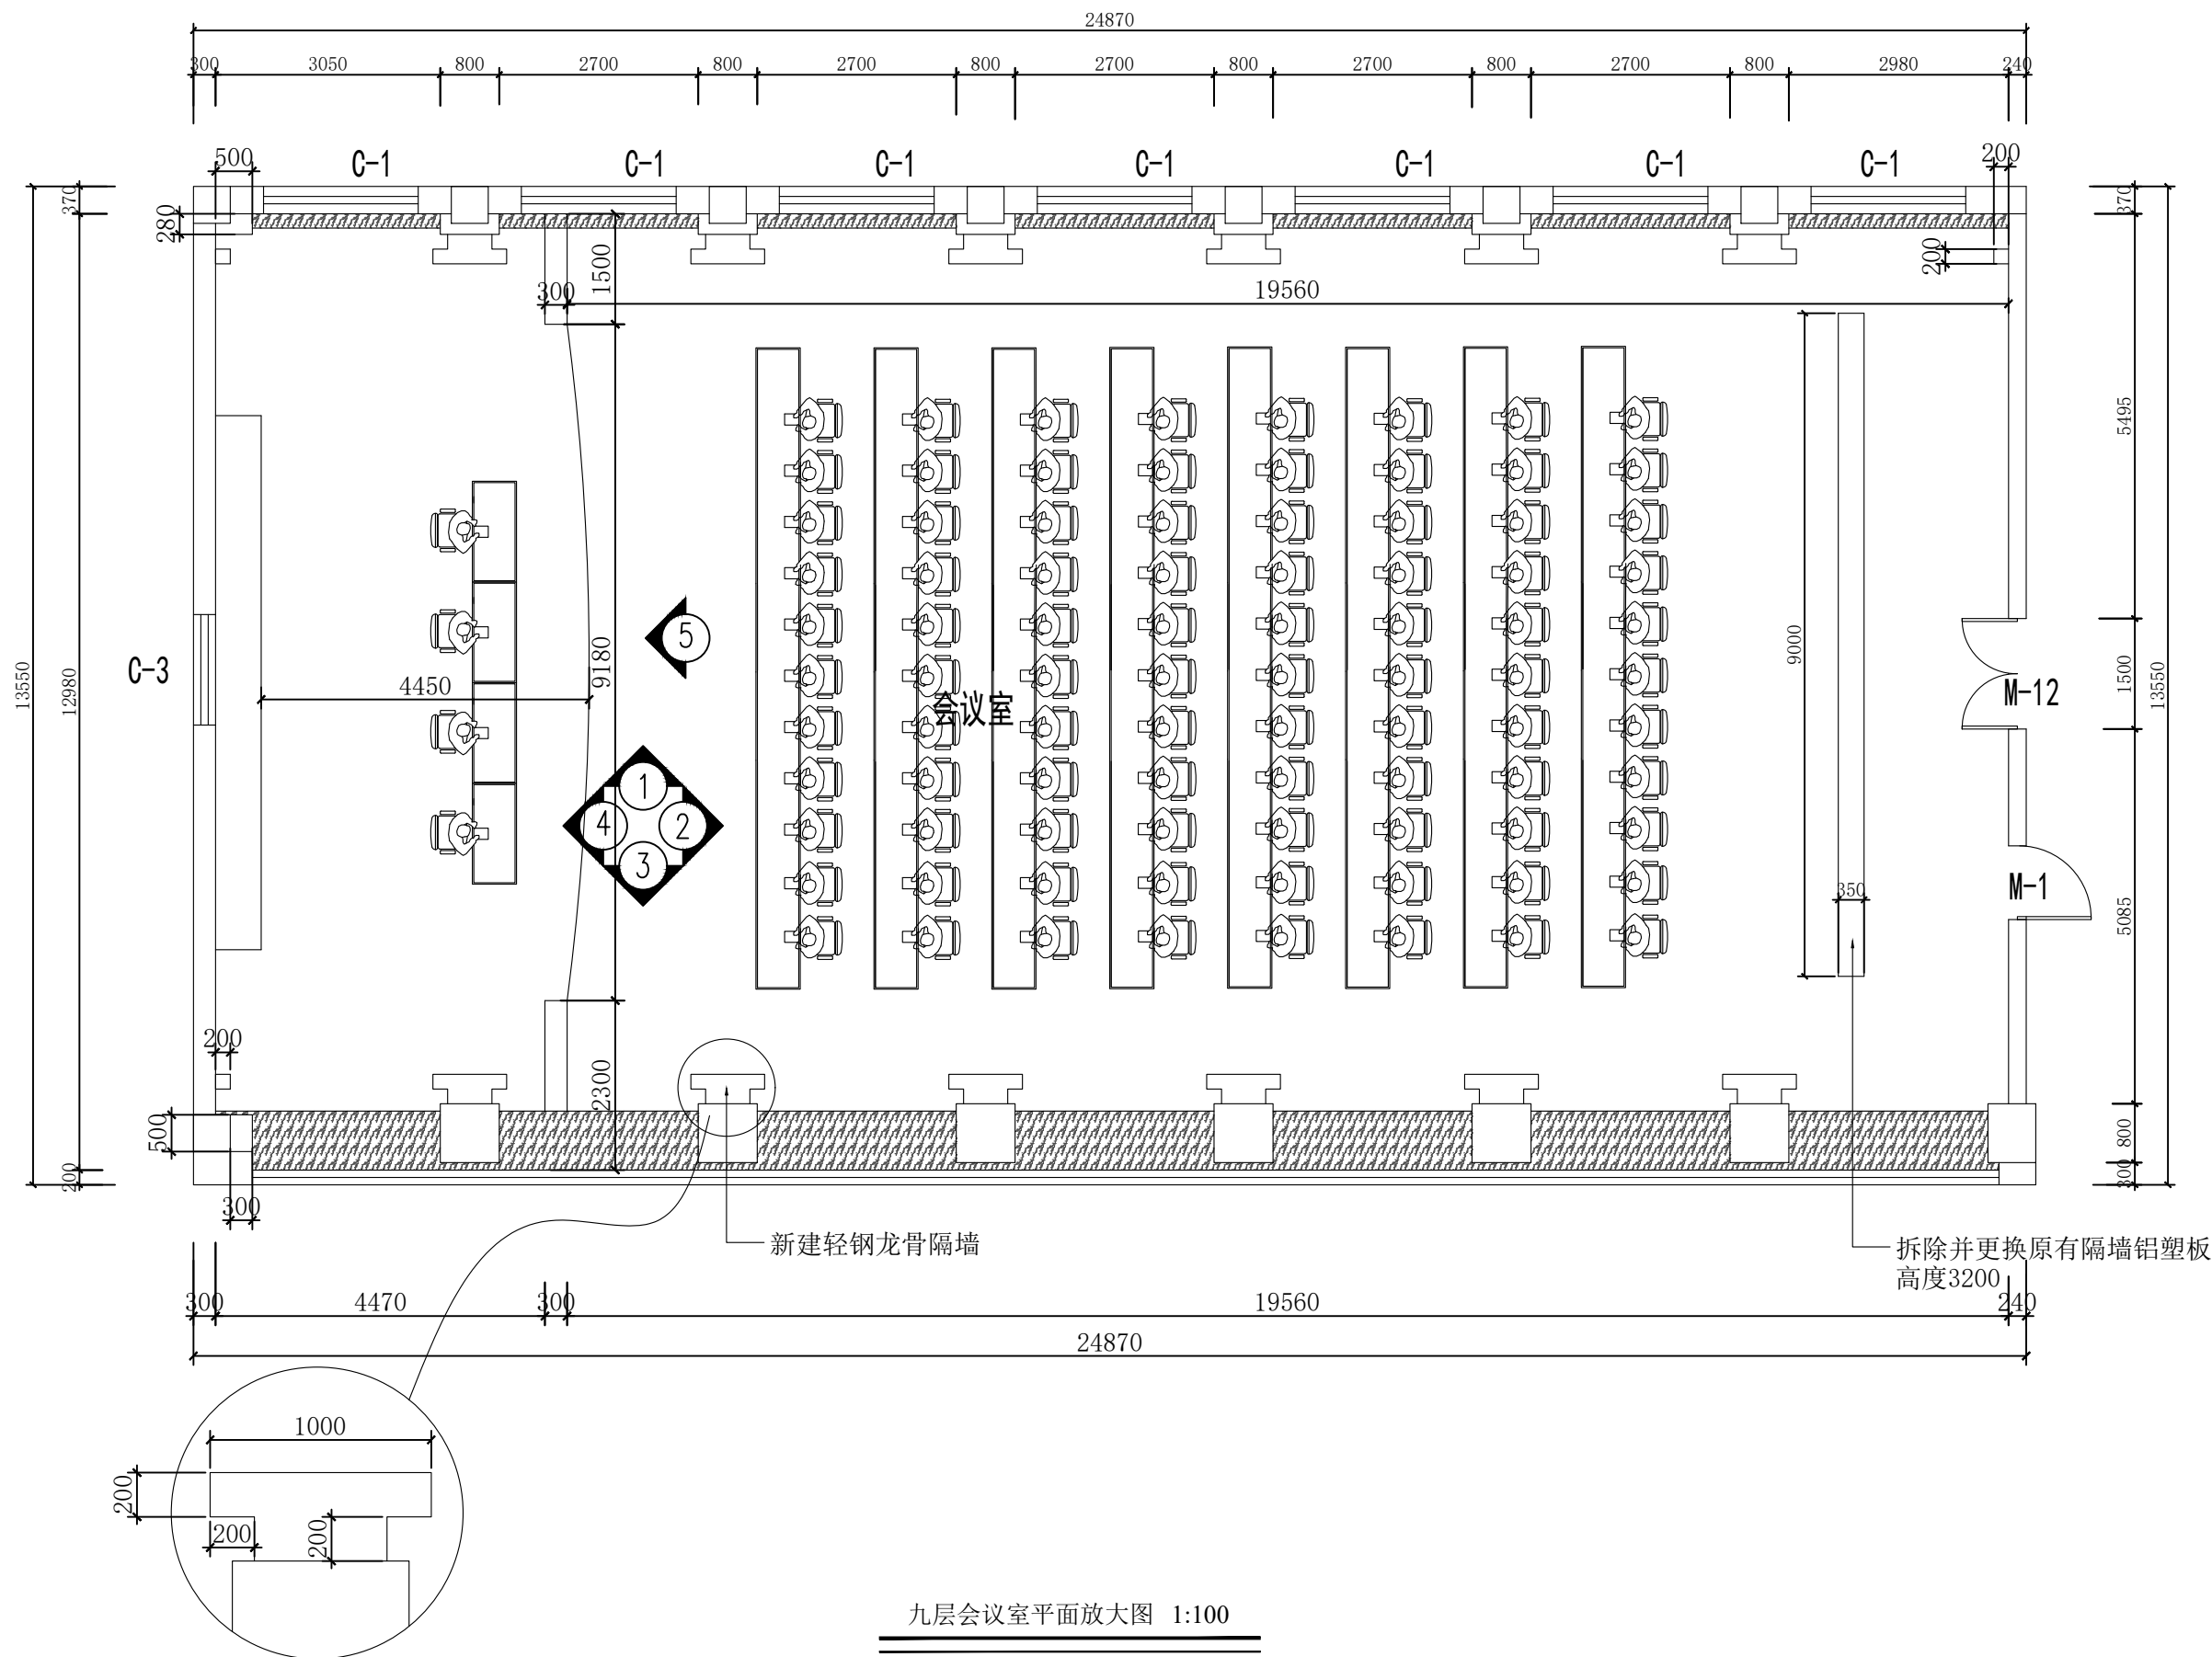

九层会议室平面放大图 1:100



中誉恒信工程咨询有限公司  
ZHONGYU HENGXIN ENGINEERING CONSULTING CO., LTD

建筑行业（建筑工程）	甲级
城乡规划编制	乙级
市政行业（排水 给水 道路 桥梁）	乙级
风景园林工程设计专项	乙级
人防工程	乙级
工程勘察专业类	乙级
农林行业	乙级

联系电话：0371-58576067  
备 注：

设计签字栏				
审 定 人				
审 核 人				
项目负责人				
专业负责人				
校 对 人				
设 计 人				
制 图 人				

会签栏				
建 筑		结 构		
给排水		电 气		
暖 通				

建设单位

项目名称

山西省晋城市人民检察院技侦楼修缮工程

子项名称

图纸名称


一层大厅天花布置放大图

单位出图章

执业注册章

工程编号		图 别		
阶 段		日 期	2026.3	
比 例		图 号	ZS-64	

图纸未加盖本院出图章及设计注册章无效

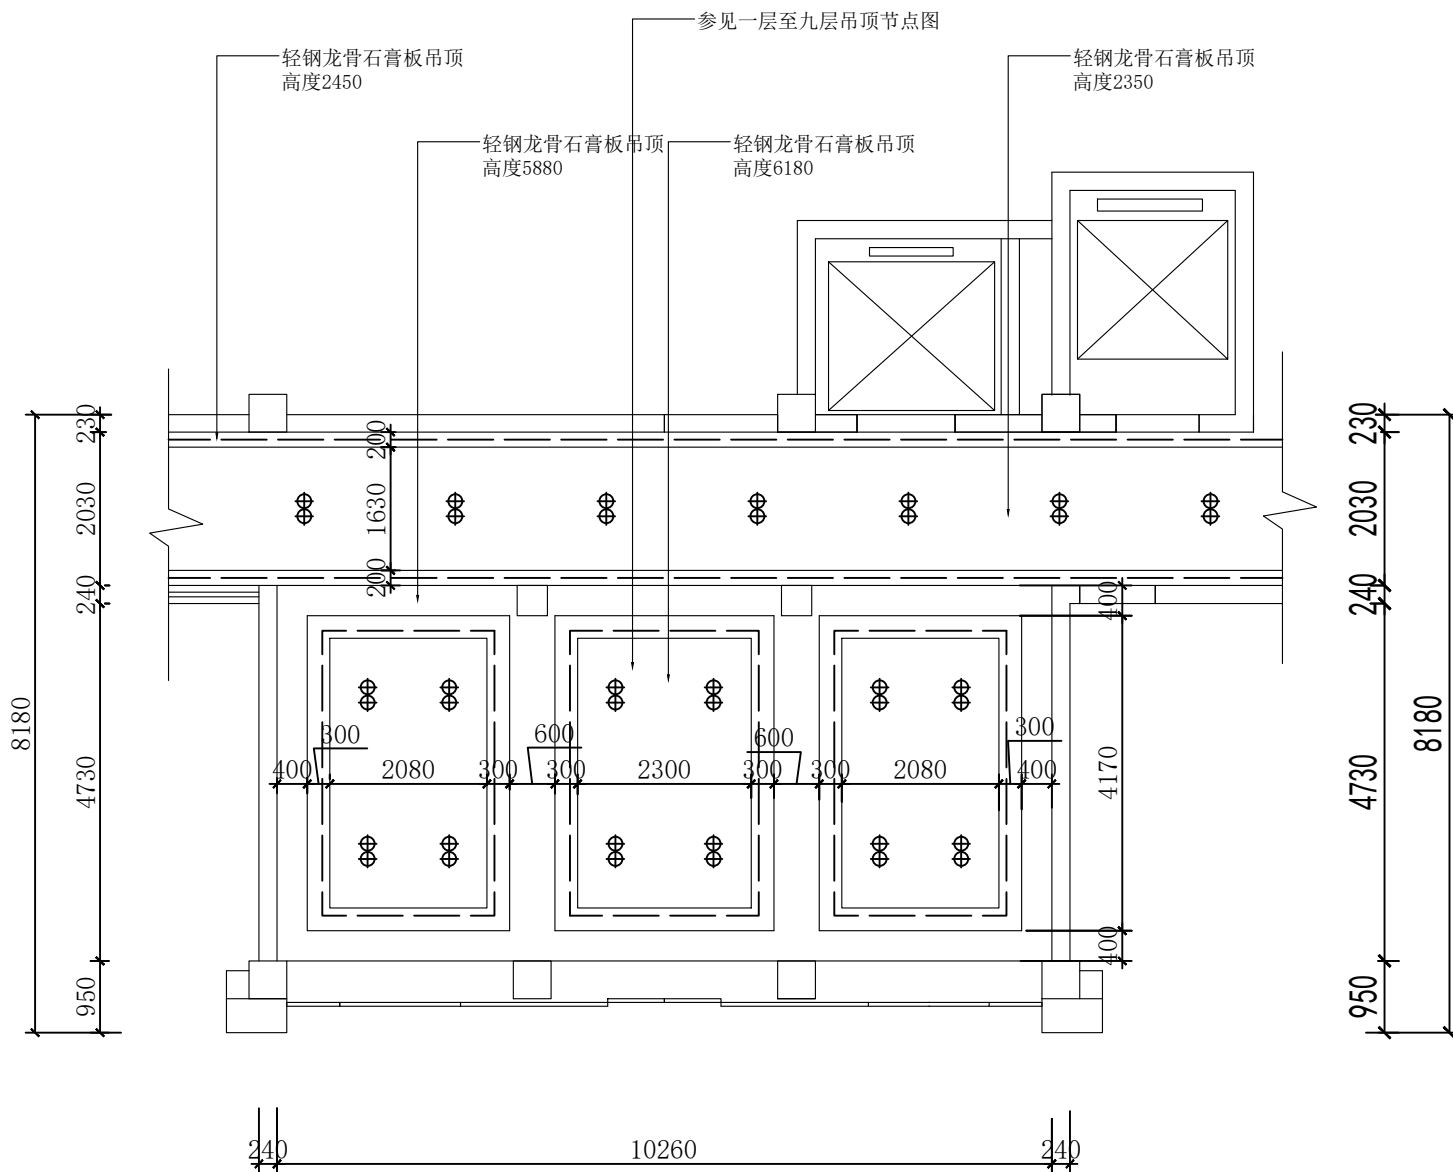

一层大厅天花布置放大图 1:50



中誉恒信工程咨询有限公司  
ZHONGYU HENGXIN ENGINEERING CONSULTING CO., LTD

建筑行业（建筑工程）	甲级
城乡规划编制	乙级
市政行业（排水 给水 道路 桥梁）	乙级
风景园林工程设计专项	乙级
人防工程	乙级
工程勘察专业类	乙级
农林行业	乙级

联系电话：0371-58576067  
备 注：

设计签字栏			
审 定 人			
审 核 人			
项目负责人			
专业负责人			
校 对 人			
设 计 人			
制 图 人			

会签栏			
建 筑		结 构	
给排水		电 气	
暖通			

建设单位

项目名称

山西省晋城市人民检察院技侦楼修缮工程

子项名称

图纸名称

一层大厅灯具定位放大图


单位出图章

执业注册章


工程编号		图 别	
阶 段		日 期	2026.3
版 次		图 号	ZS-65
比 例			

图纸未加盖本院出图章及设计注册章无效


图例	说明
— —	LED灯带
⊙	吸顶灯直径400
◆	LED筒灯直径120
○	LED射灯直径75
—	LED长条灯（铝方通吊顶）
—	LED嵌入式平板灯（石膏板吊顶）
—	50*80木纹热转印铝方通 间距100
—	铝扣板600*600
—	吸顶灯600*600
—	LED平板灯600*600
—	软膜灯箱

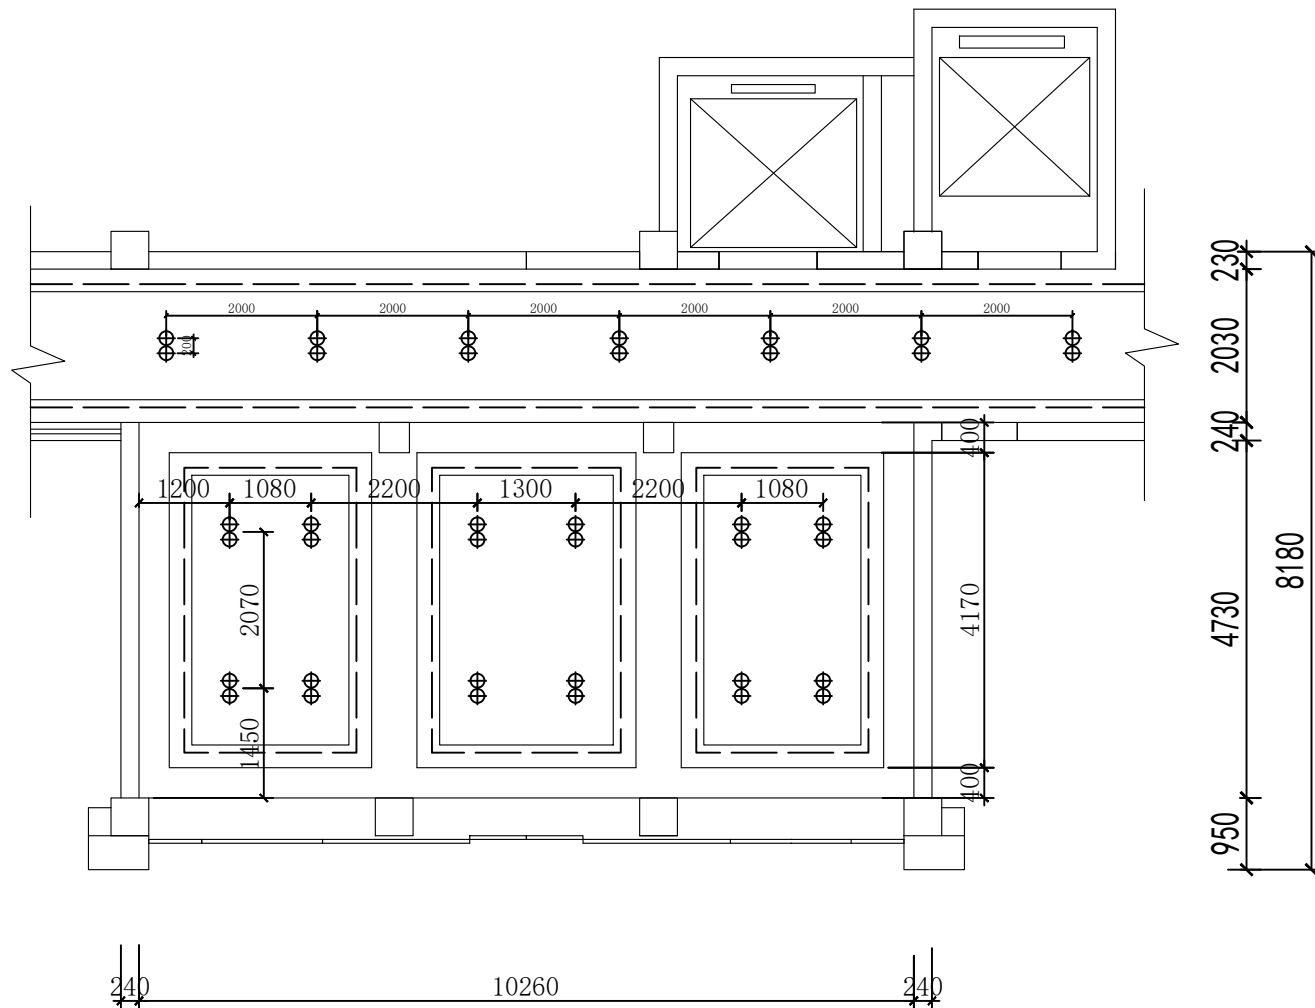


一层大厅灯具定位放大图 1:75

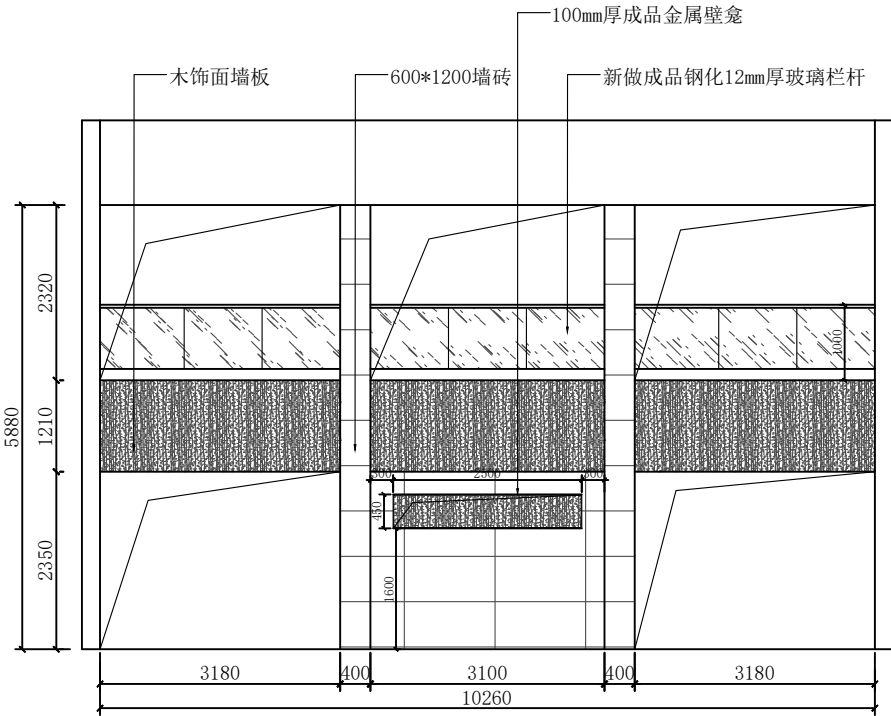


1立面图

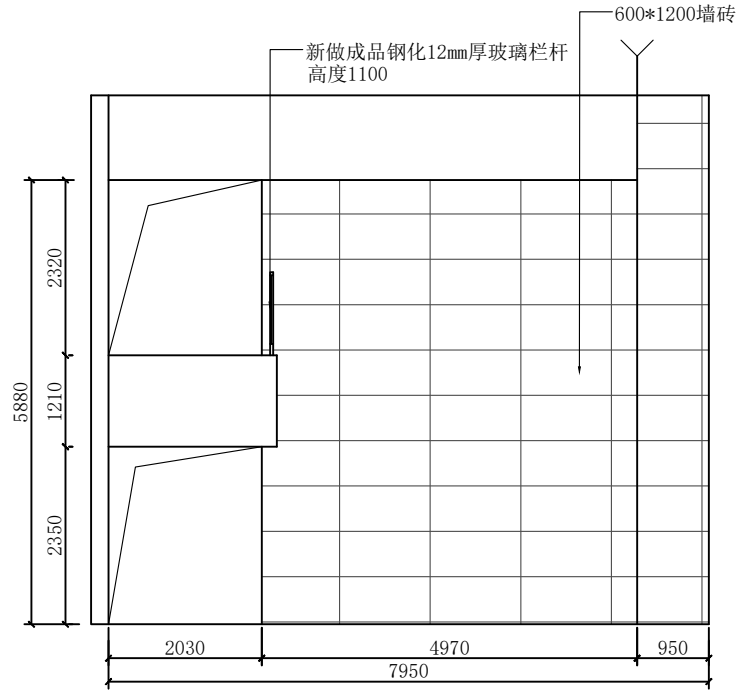

2立面图

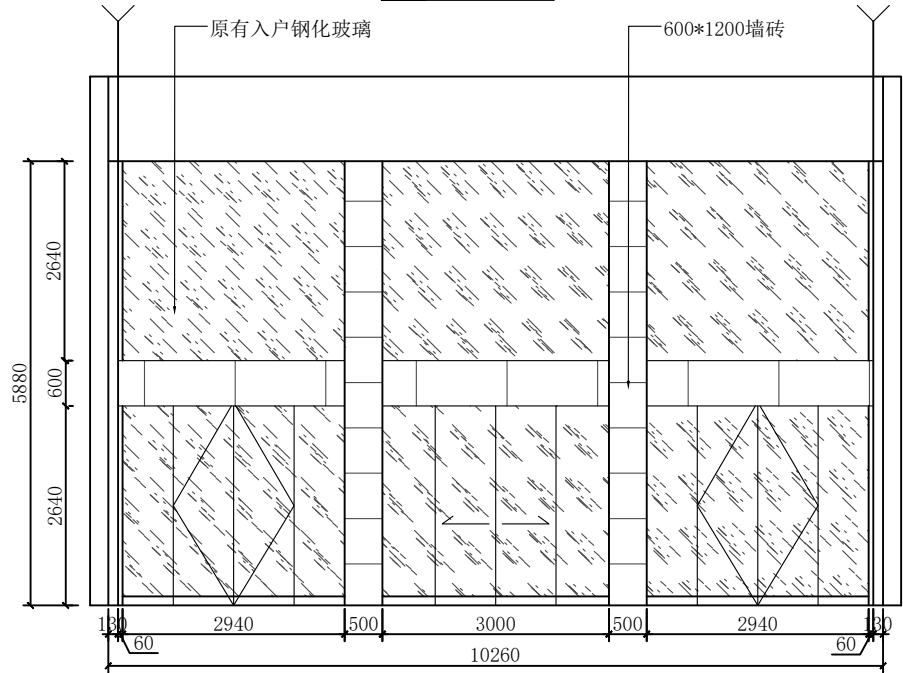

3立面图

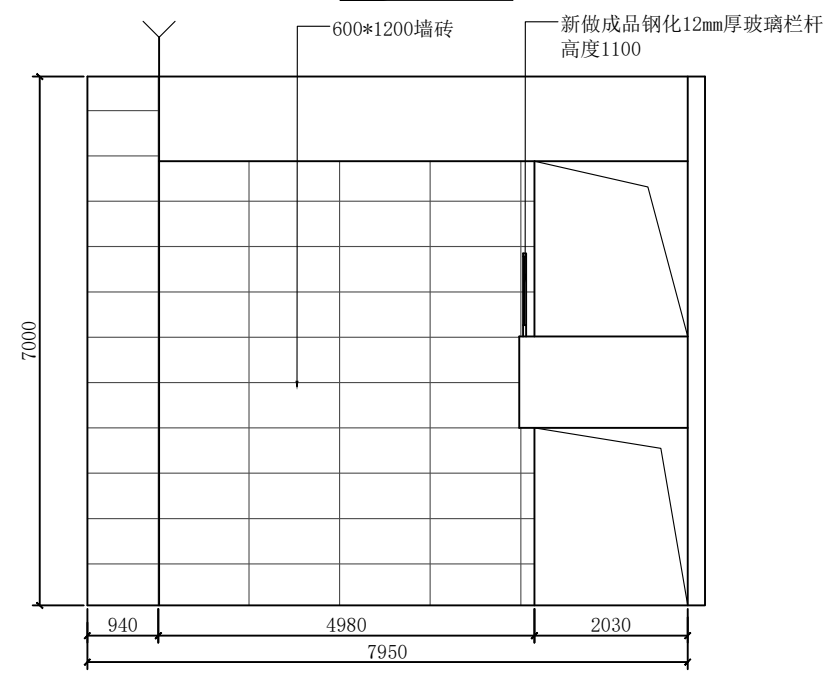

4立面图



中誉恒信工程咨询有限公司  
ZHONGYU HENGXIN ENGINEERING CONSULTING CO., LTD

建筑行业（建筑工程）	甲级
城乡规划编制	乙级
市政行业（排水 给水 道路 桥梁）	乙级
风景园林工程设计专项	乙级
人防工程	乙级
工程勘察专业类	乙级
农林行业	乙级

联系电话：0371-58576067  
备注：

设计签字栏			
审 定 人			
审 核 人			
项目负责人			
专业负责人			
校 对 人			
设 计 人			
制 图 人			
会签栏			
建 筑		结 构	
给 排 水		电 气	
暖 通			

建设单位
项目名称
山西省晋城市人民检察院技侦楼修缮工程
子项名称
图纸名称
一层大厅立面图1
单位出图章
执业注册章

工程编号			
阶 段		图 别	
版 次		日 期	2026.3
比 例		图 号	ZS-66

图纸未加盖本院出图章及设计注册章无效





中誉恒信工程咨询有限公司  
ZHONGYU HENGXIN ENGINEERING CONSULTING CO., LTD.

建筑行业（建筑工程）	甲级
城乡规划编制	乙级
市政行业（排水 给水 道路 桥梁）	乙级
风景园林工程设计专项	乙级
人防工程	乙级
工程勘察专业类	乙级
农林行业	乙级

联系电话：0371-58576067  
备 注：

设计签字栏			
审 定 人		审 核 人	
项 目 负 责 人		专 业 负 责 人	
校 对 人		设 计 人	
制 图 人		审 图 人	

会签栏			
建 筑		结 构	
给 排 水		电 气	
暖 通			

建设单位

项目名称

山西省晋城市人民检察院技侦楼修缮工程

子项名称

图纸名称


一层会议室天花布置放大图

单位出图章

执业注册章

工程编号		图 别	
版 次		日 期	2026.3
比 例		图 号	ZS-69

图纸未加盖本院出图章及设计注册章无效

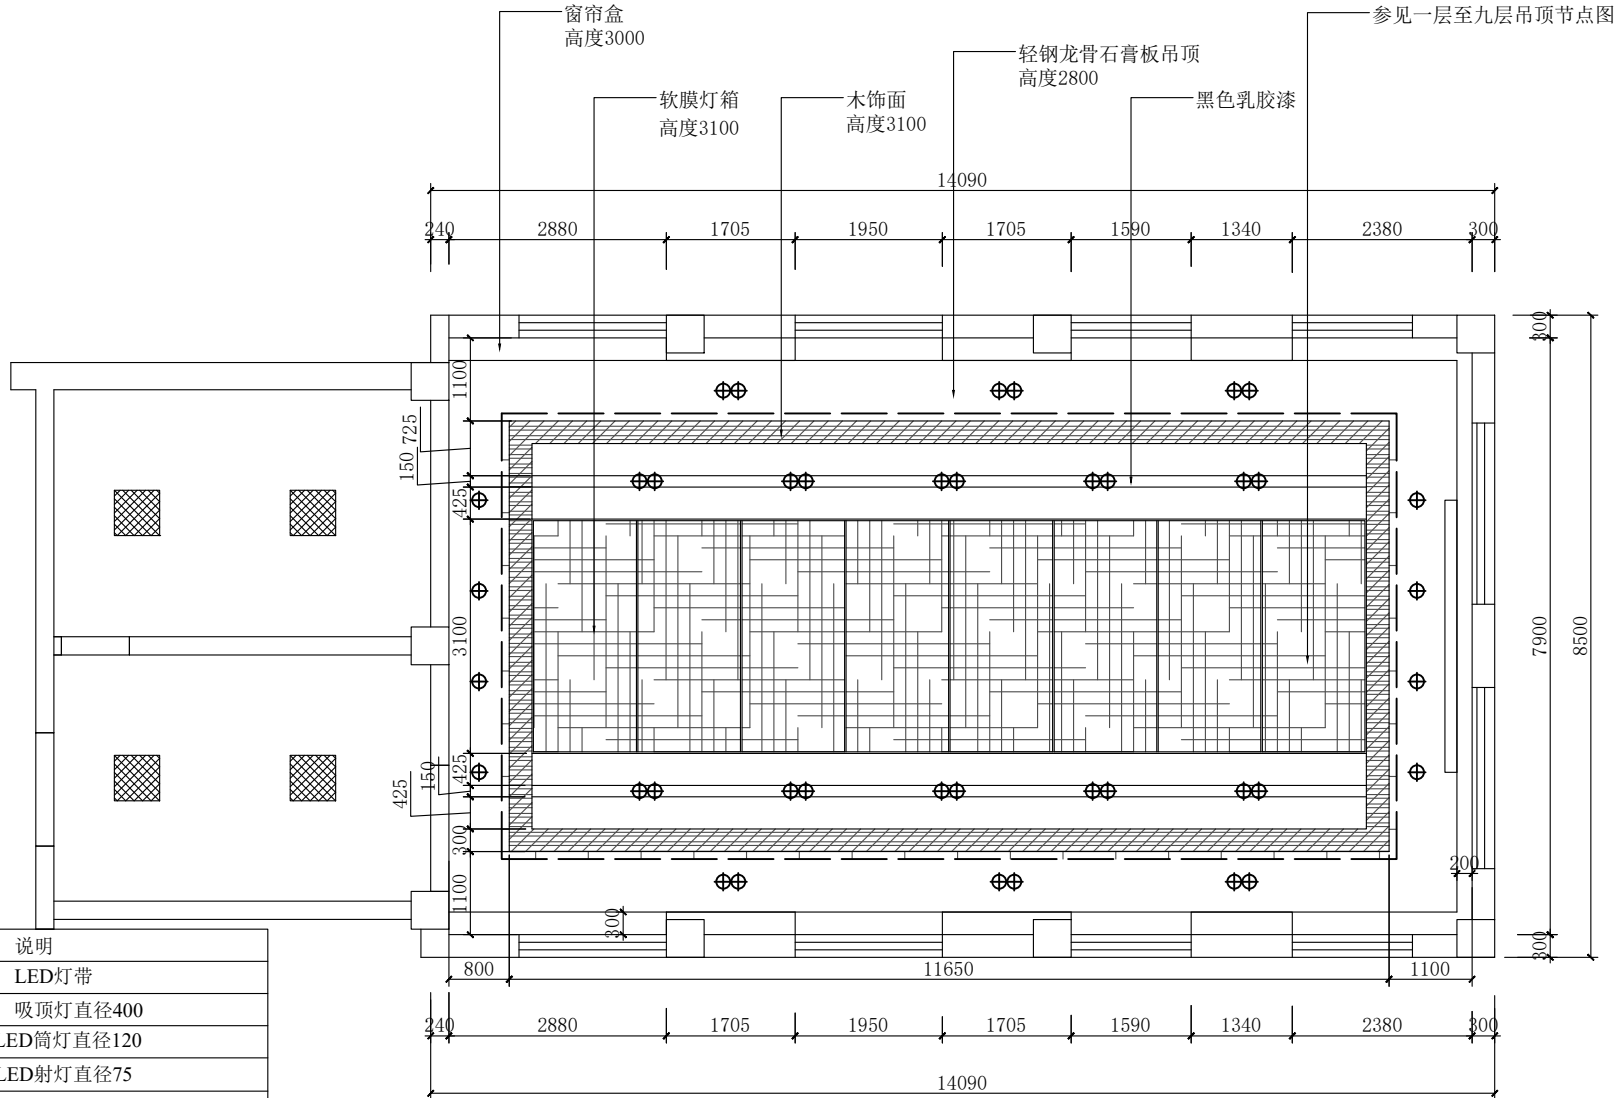

一层会议室天花布置放大图 1:50

图例	说明
— —	LED灯带
⊗	吸顶灯直径400
◆	LED筒灯直径120
○	LED射灯直径75
—	LED长条灯（铝方通吊顶）
—	LED嵌入式平板灯（石膏板吊顶）
—	50*80木纹热转印铝方通 间距100
—	铝扣板600*600
■	吸顶灯600*600
■	LED平板灯600*600
■	软膜灯箱



中誉恒信工程咨询有限公司  
ZHONGYU HENGXIN ENGINEERING CONSULTING CO., LTD

建筑行业（建筑工程）	甲级
城乡规划编制	乙级
市政行业（排水 给水 道路 桥梁）	乙级
风景园林工程设计专项	乙级
人防工程	乙级
工程勘察专业类	乙级
农林行业	乙级

联系电话：0371-58576067  
备 注：

设计签字栏			
审 定 人			
审 核 人			
项目负责人			
专业负责人			
校 对 人			
设 计 人			
制 图 人			
会签栏			
建 筑		结 构	
给 排 水		电 气	
暖 通			

建设单位

项目名称

山西省晋城市人民检察院技侦楼修缮工程

子项名称

图纸名称


一层会议室灯具定位放大图

单位出图章


执业注册章

工程编号		图 别	
阶 段		日 期	2026.3
版 次		图 号	ZS-70

图纸未加盖本院出图章及设计注册章无效

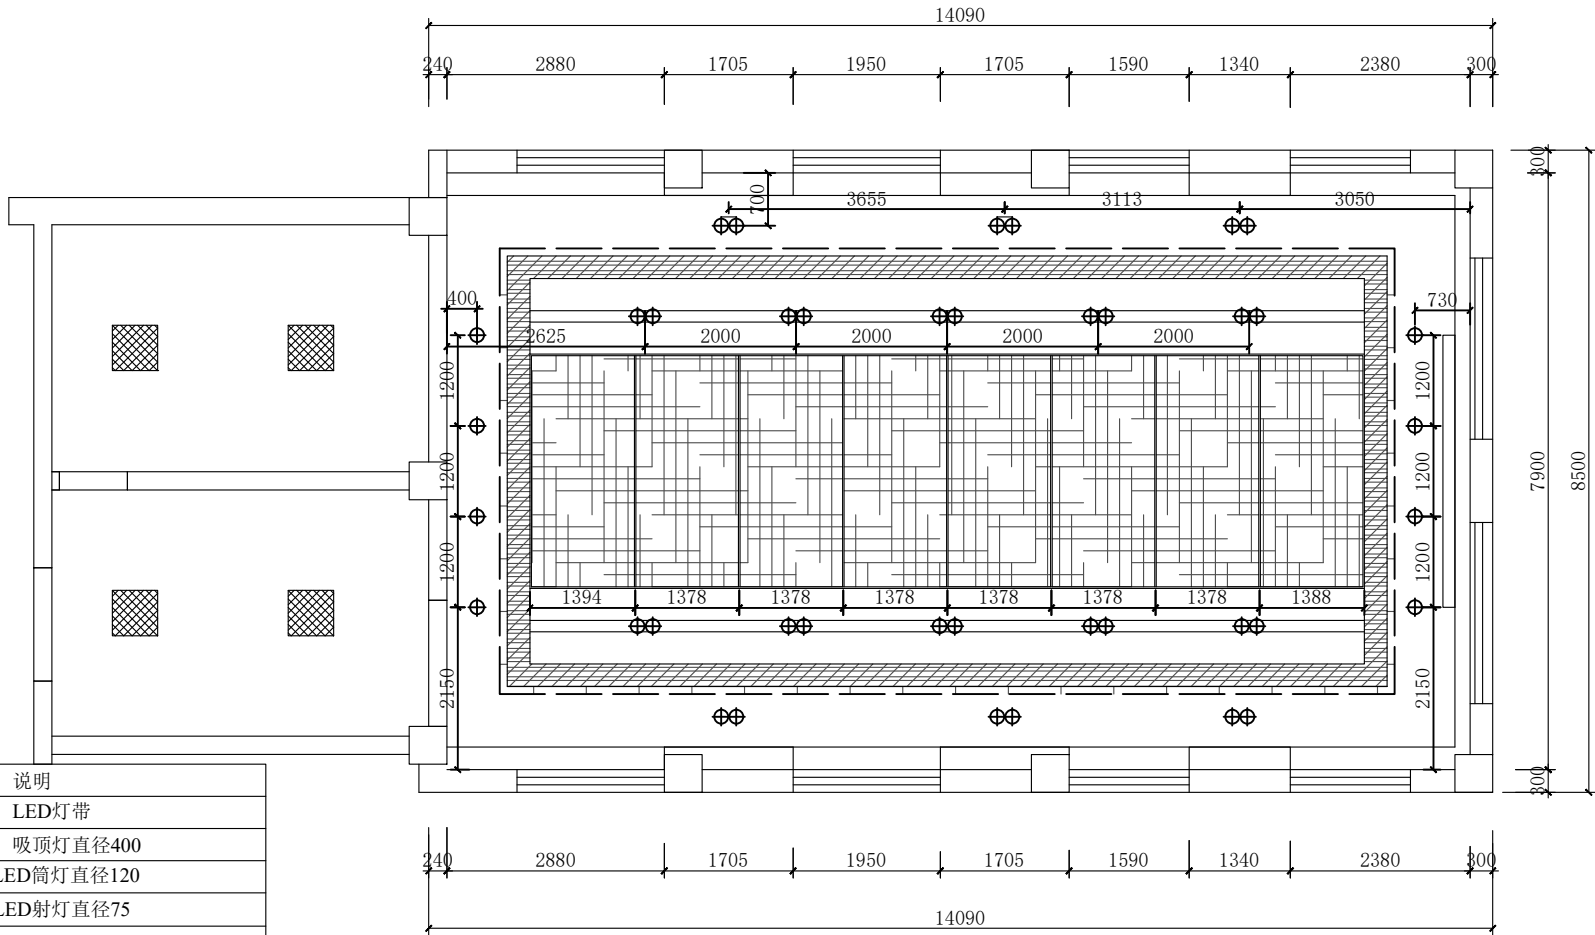

一层会议室灯具定位放大图 1:50

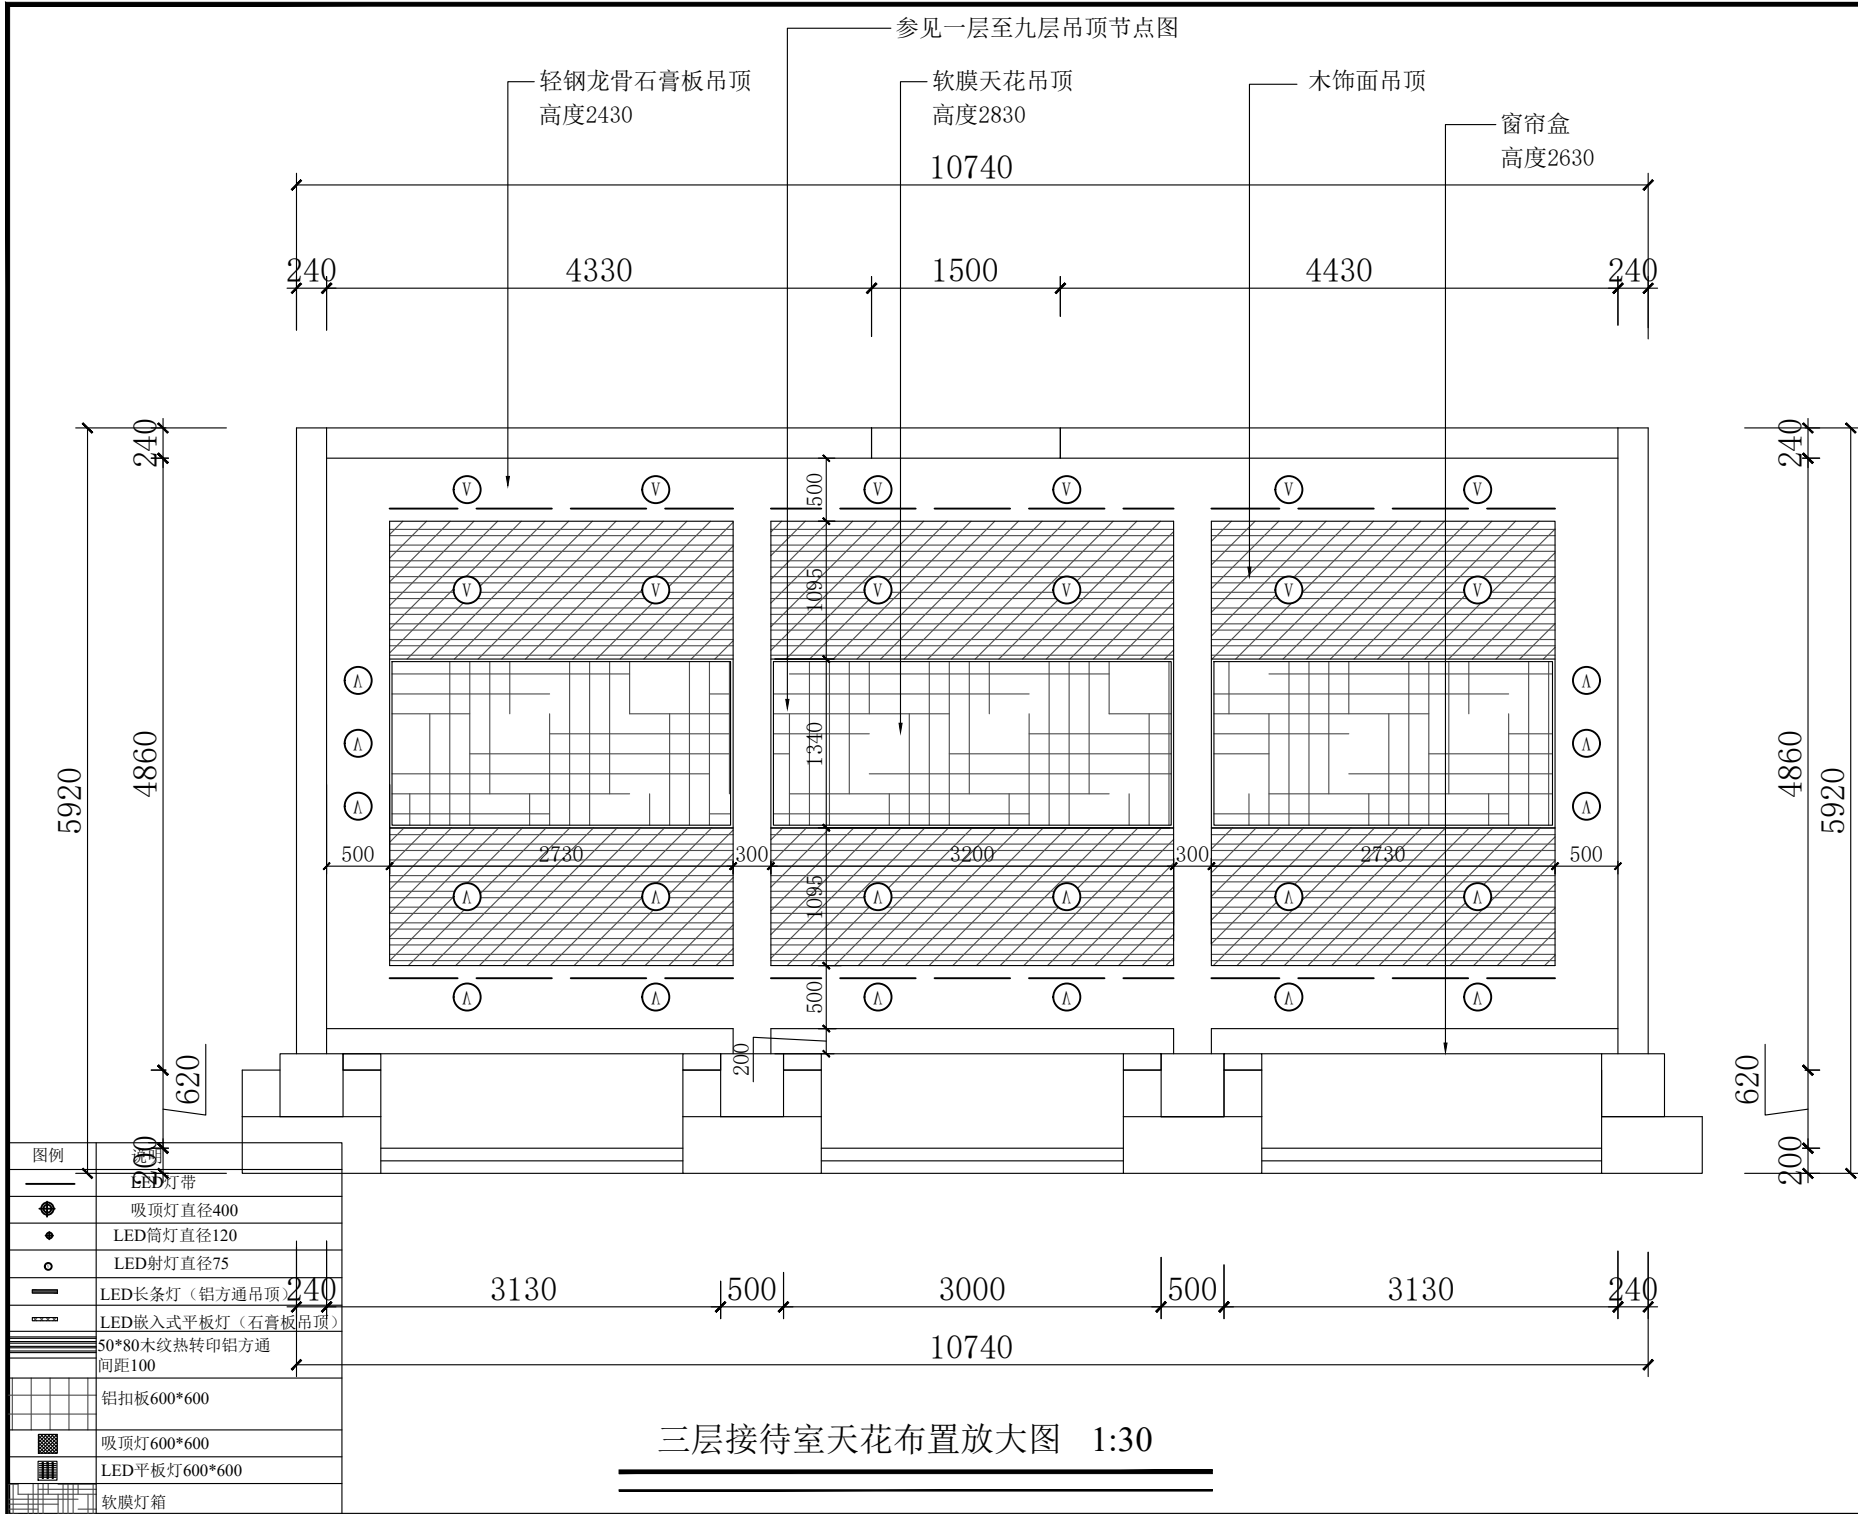

中  
恒

中誉恒信工程咨询有限公司  
ZHONGYUHENGIN ENGINEERING CONSULTING CO.LTD

建筑行业（建筑工程）

甲级

城乡规划编制

乙级

市政行业（排水 给水 道路 桥梁）

乙级

风景园林工程设计专项

乙级

人防工程

乙级

工程勘察专业类

乙级

农林行业

乙级

联系电话：0371-58576067

备 注：

设计签字栏

审 定 人

审 核 人

项目负责人

专业负责人

校 对 人

设 计 人

制 图 人

会签栏

建 筑

结 构

给 排 水

电 气

暖 通

建设单位

项目名称

山西省晋城市人民检察院技侦楼修缮工程

子项名称

图纸名称

三层接待室天花布置放大图

单位出图章

执业注册章

工程编号

阶 段

图 别

版 次

日 期

2026.3

比 例

图 号

ZS-73

图纸未加盖本院出图章及设计注册章无效



中誉恒信工程咨询有限公司  
ZHONGYU HENGXIN ENGINEERING CONSULTING CO., LTD

建筑行业（建筑工程）	甲级
城乡规划编制	乙级
市政行业（排水 给水 道路 桥梁）	乙级
风景园林工程设计专项	乙级
人防工程	乙级
工程勘察专业类	乙级
农林行业	乙级

联系电话：0371-58576067  
备注：

设计签字栏			
审 定 人			
审 核 人			
项目负责人			
专业负责人			
校 对 人			
设 计 人			
制 图 人			
会签栏			
建 筑		结 构	
给 排 水		电 气	
暖 通			

建设单位

项目名称

山西省晋城市人民检察院技侦楼修缮工程

子项名称

图纸名称


三层接待室灯具定位大图

单位出图章

执业注册章

工程编号		图 别	
阶 段		日 期	2026.3
版 次		图 号	ZS-74

图纸未加盖本院出图章及设计注册章无效

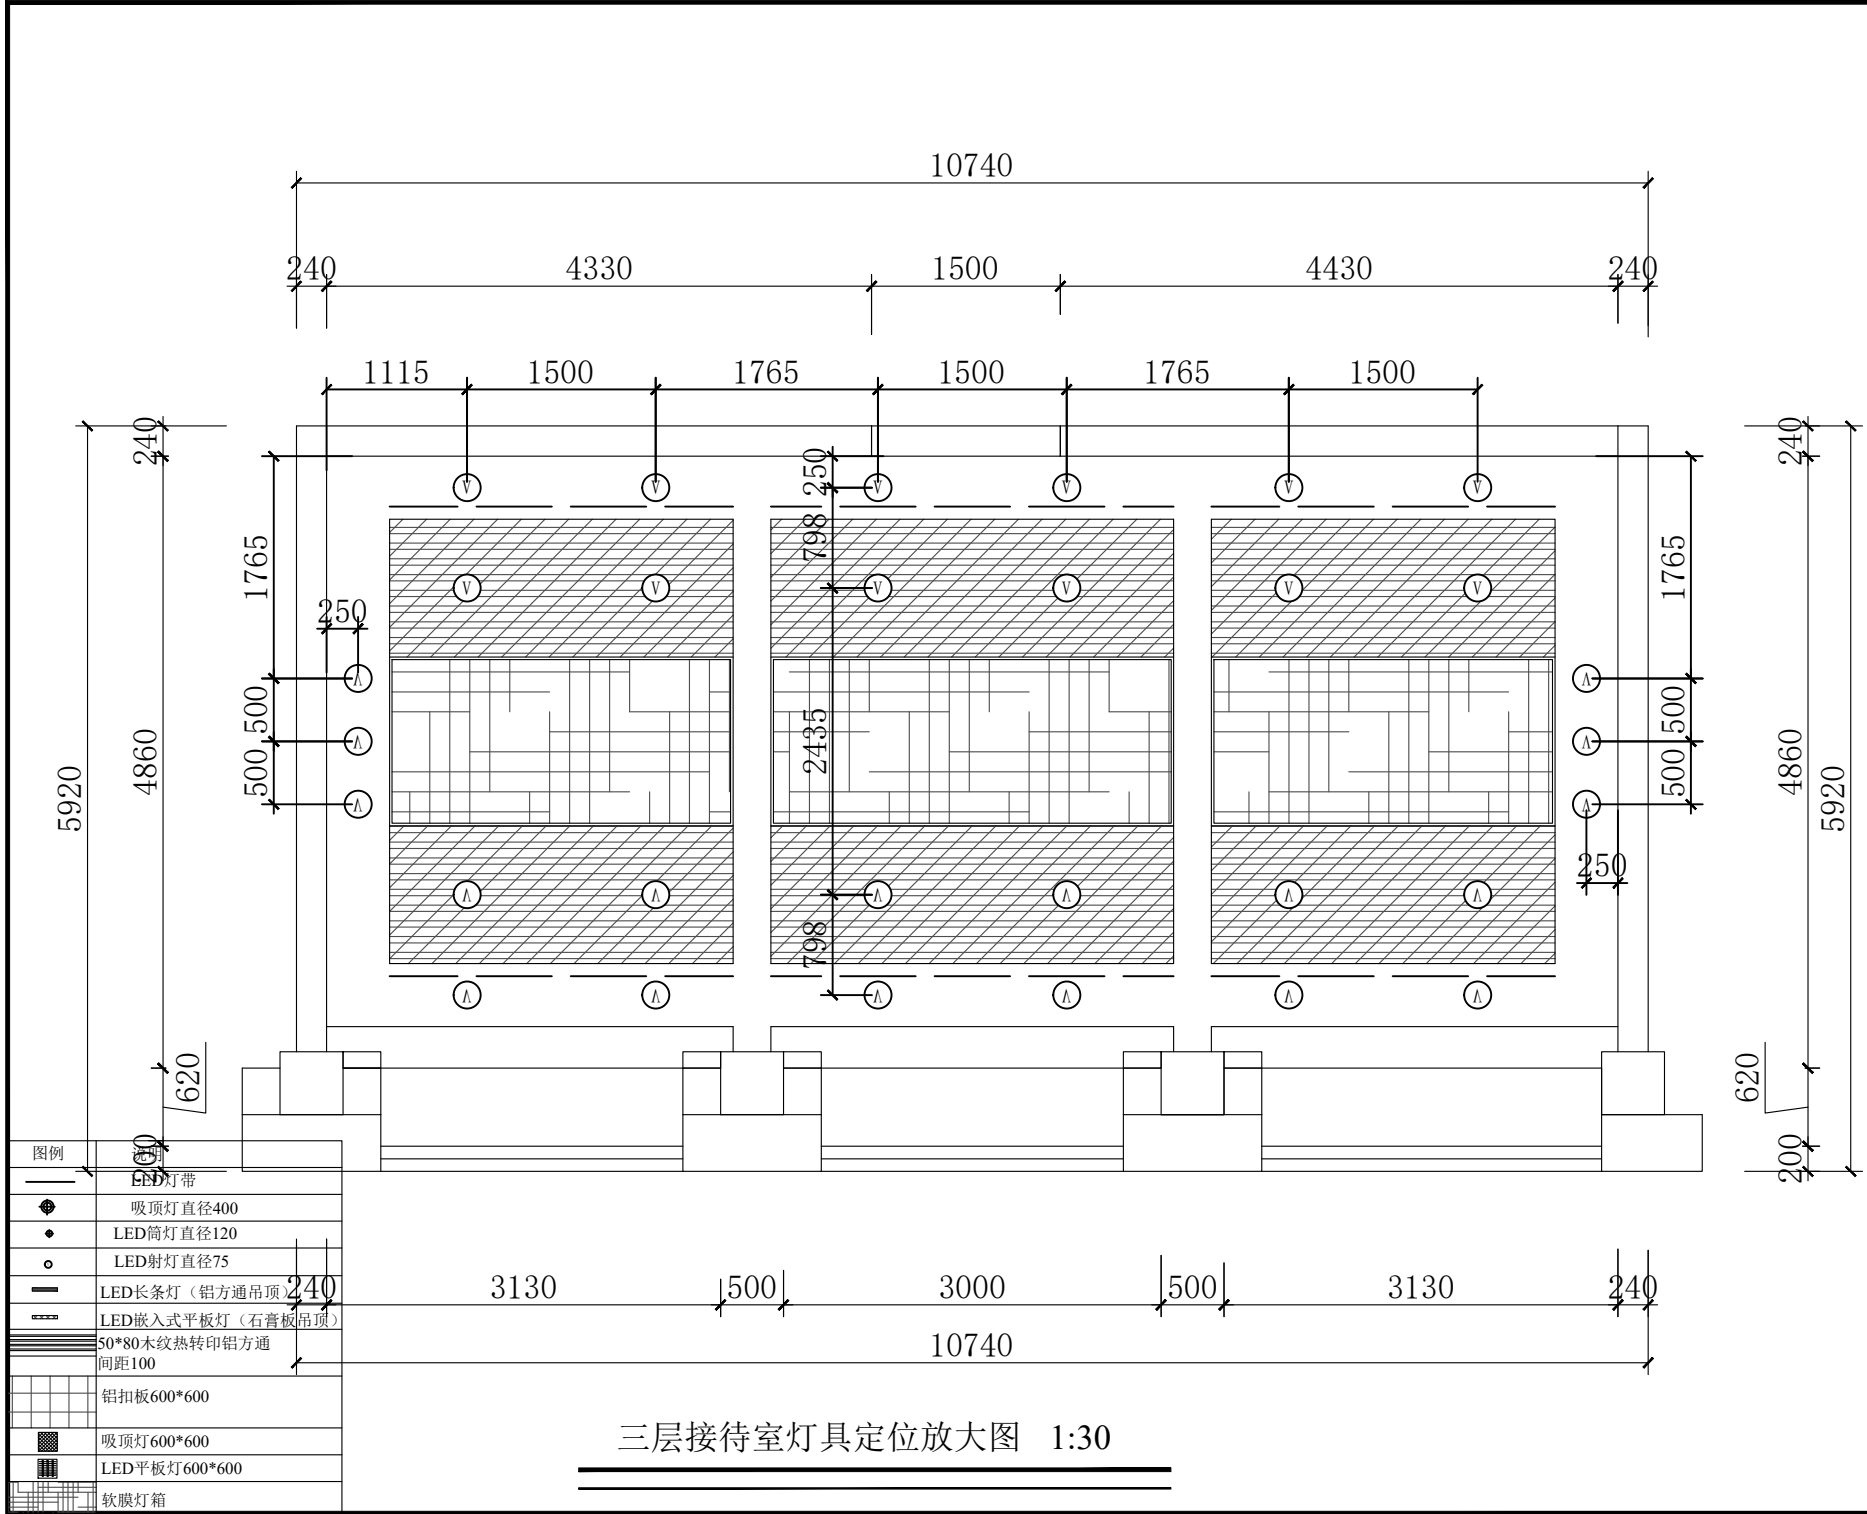



中誉恒信工程咨询有限公司  
ZHONGYUHENGIN ENGINEERING CONSULTING CO.,LTD

建筑行业（建筑工程）	甲级
城乡规划编制	乙级
市政行业（排水 给水 道路 桥梁）	乙级
风景园林工程设计专项	乙级
人防工程	乙级
工程勘察专业类	乙级
农林行业	乙级

联系电话：0371-58576067  
备 注：

设计签字栏			
审 定 人		张 建 伟	
审 核 人		张 建 伟	
项目负责人			
专业负责人		王 飞	
校 对 人		王 飞	
设 计 人		王 飞	
制 图 人		王 飞	

会签栏			
建 筑		结 构	
给 排 水		电 气	
暖 通			

建设单位

项目名称

山西省晋城市人民检察院技侦楼修缮工程

子项名称

图纸名称


三层接待室立面图1

单位出图章


执业注册章

工程编号		图 别	
阶 次		日 期	2026.3
比 例		图 号	ZS-75


图纸未加盖本院出图章及设计注册章无效

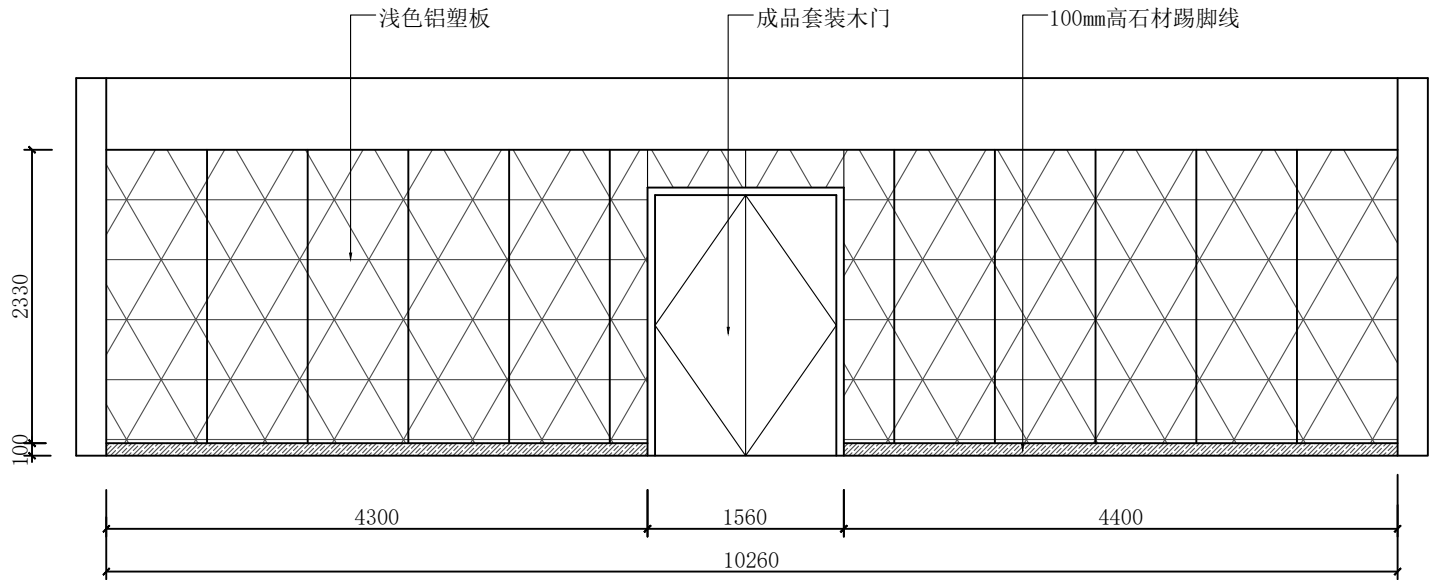


1立面图

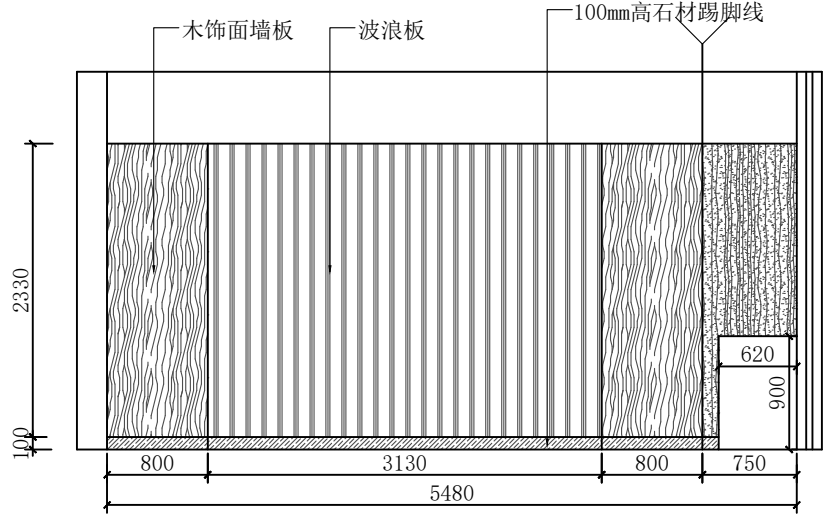

2立面图

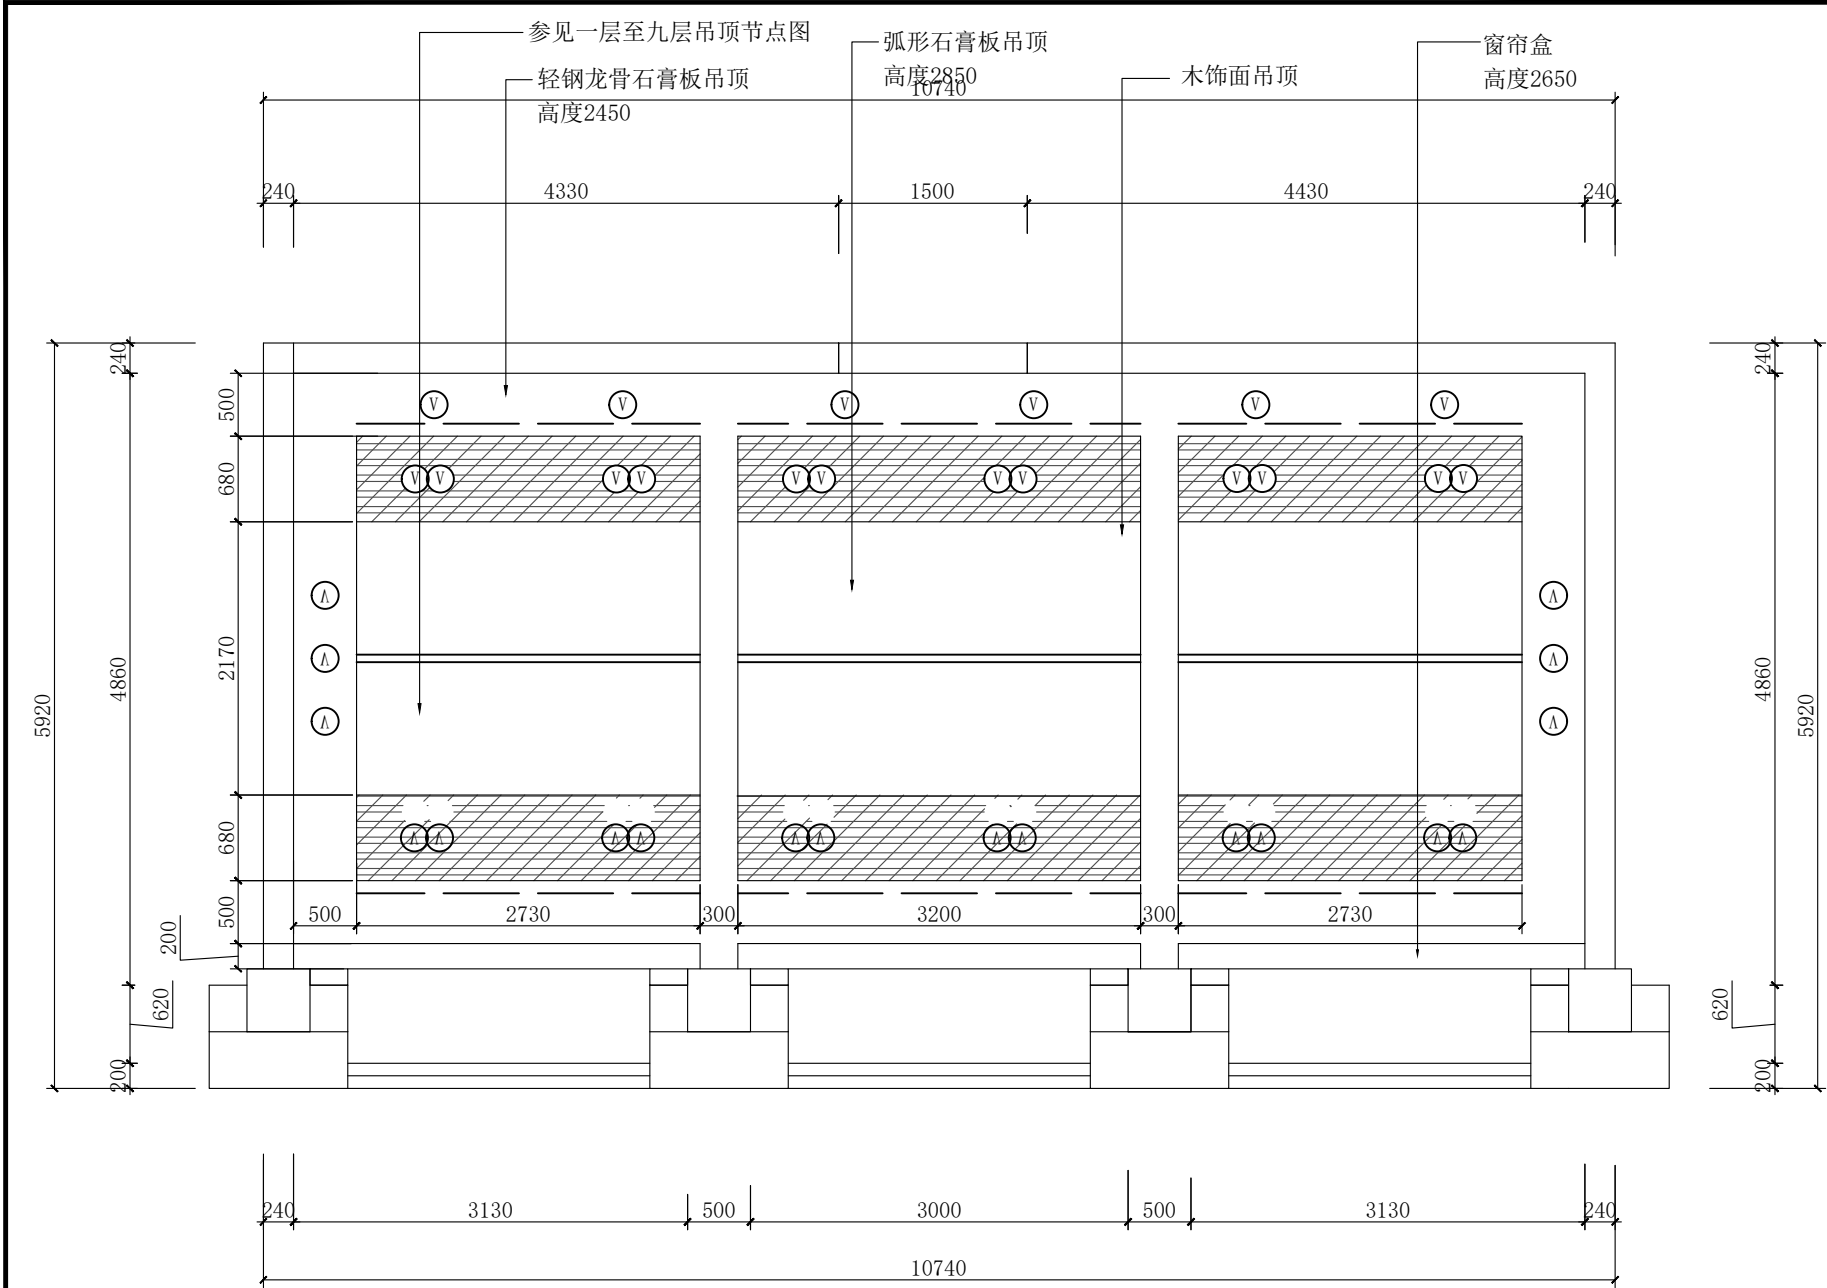

四层道德讲堂天花布置放大图 1:30



中誉恒信工程咨询有限公司  
ZHONGYUEHENGXIN ENGINEERING CONSULTING CO.,LTD

建筑行业（建筑工程） 甲级  
城乡规划编制 乙级  
市政行业（排水 给水 道路 桥梁） 乙级  
风景园林工程设计专项 乙级  
人防工程 乙级  
工程勘察专业类 乙级  
农林行业 乙级

联系电话：0371-58576067  
备注：

设计签字栏			
审 定 人			
审 核 人			
项目负责人			
专业负责人			
校 对 人			
设 计 人			
制 图 人			
会签栏			
建 筑		结 构	
给 排 水		电 气	
暖 通			

建设单位

项目名称

山西省晋城市人民检察院技侦楼修缮工程

子项名称

图纸名称

四层道德讲堂天花布置放大图

单位出图章

执业注册章

工程编号		图 别	
阶 次		日 期	2026.3
版 次		图 号	ZS-78
比 例			

图纸未加盖本院出图章及设计注册章无效



中誉恒信工程咨询有限公司  
ZHONGYU HENGXIN ENGINEERING CONSULTING CO., LTD

建筑行业（建筑工程）	甲级
城乡规划编制	乙级
市政行业（排水 给水 道路 桥梁）	乙级
风景园林工程设计专项	乙级
人防工程	乙级
工程勘察专业类	乙级
农林行业	乙级

联系电话：0371-58576067  
备 注：

设计签字栏			
审 定 人		签字	
审 核 人		签字	
项目负责人		签字	
专业负责人		签字	
校 对 人		签字	
设 计 人		签字	
制 图 人		签字	
会签栏			
建 筑		结 构	
给排水		电 气	
暖 通			

建设单位

项目名称

山西省晋城市人民检察院技侦楼修缮工程

子项名称

图纸名称


四层道德讲堂灯具定位放大图

单位出图章

执业注册章

工程编号		图 别	
阶 段		日 期	2026.3
版 次		图 号	ZS-79
比 例			

图纸未加盖本院出图章及设计注册章无效

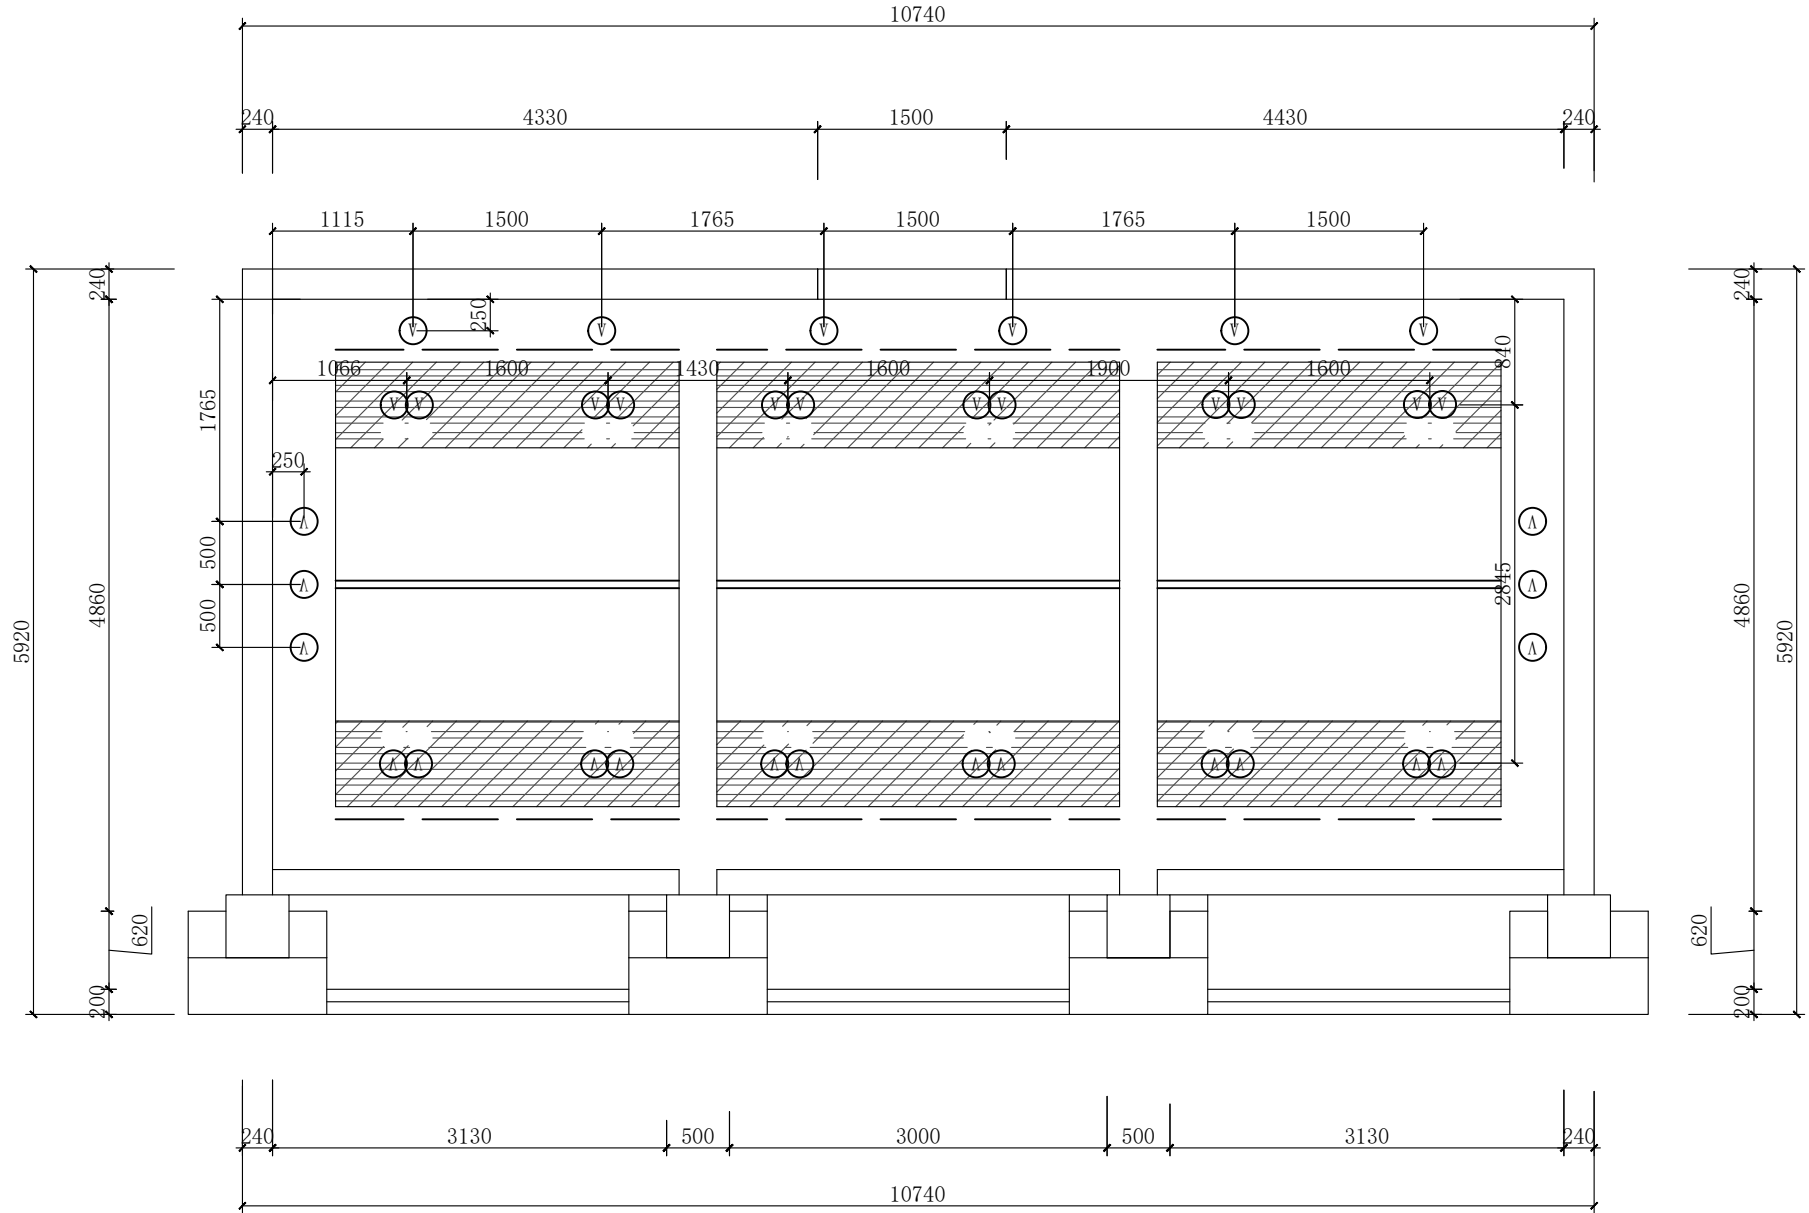

四层道德讲堂灯具定位放大图 1:30



联系电话: 0371-58576067  
备 注:

Downloaded from ascelibrary.org by University of California, San Diego on 06/01/15. Copyright ASCE, For All Rights Reserved, No part of this document may be reproduced without written permission from ASCE.

会签栏					
建 筑			结 构		
给排水			电 气		
暖 通					

--

山西省晋城市人民检察院技侦楼修缮工程

[illegible]

图纸名称	四层道德讲堂立面图1
------	------------

单位出图章

Page 10 of 10

Page 10 of 10


执业注册章	

Page 10 of 10

工程编号	

版次		日期	2026.3
比例		图号	ZS-80

 图纸未加盖本院出图章及设计注册章无效







中誉恒信工程咨询有限公司  
ZHONGYUEHENGXIN ENGINEERING CONSULTING CO.,LTD

建筑行业（建筑工程）	甲级
城乡规划编制	乙级
市政行业（排水 给水 道路 桥梁）	乙级
风景园林工程设计专项	乙级
人防工程	乙级
工程勘察专业类	乙级
农林行业	乙级

联系电话：0371-58576067  
备 注：

设计签字栏				
审 定 人				
审 核 人				
项目负责人				
专业负责人				
校 对 人				
设 计 人				
制 图 人				

会签栏				
建 筑		结 构		
给 排 水		电 气		
暖 通				

建设单位

项目名称

山西省晋城市人民检察院技侦楼修缮工程

子项名称

图纸名称


六层网管中心天花布置放大图

单位出图章


执业注册章

工程编号		图 别	
阶 次		日 期	2026.3
版 次		图 号	ZS-83

图纸未加盖本院出图章及设计注册章无效

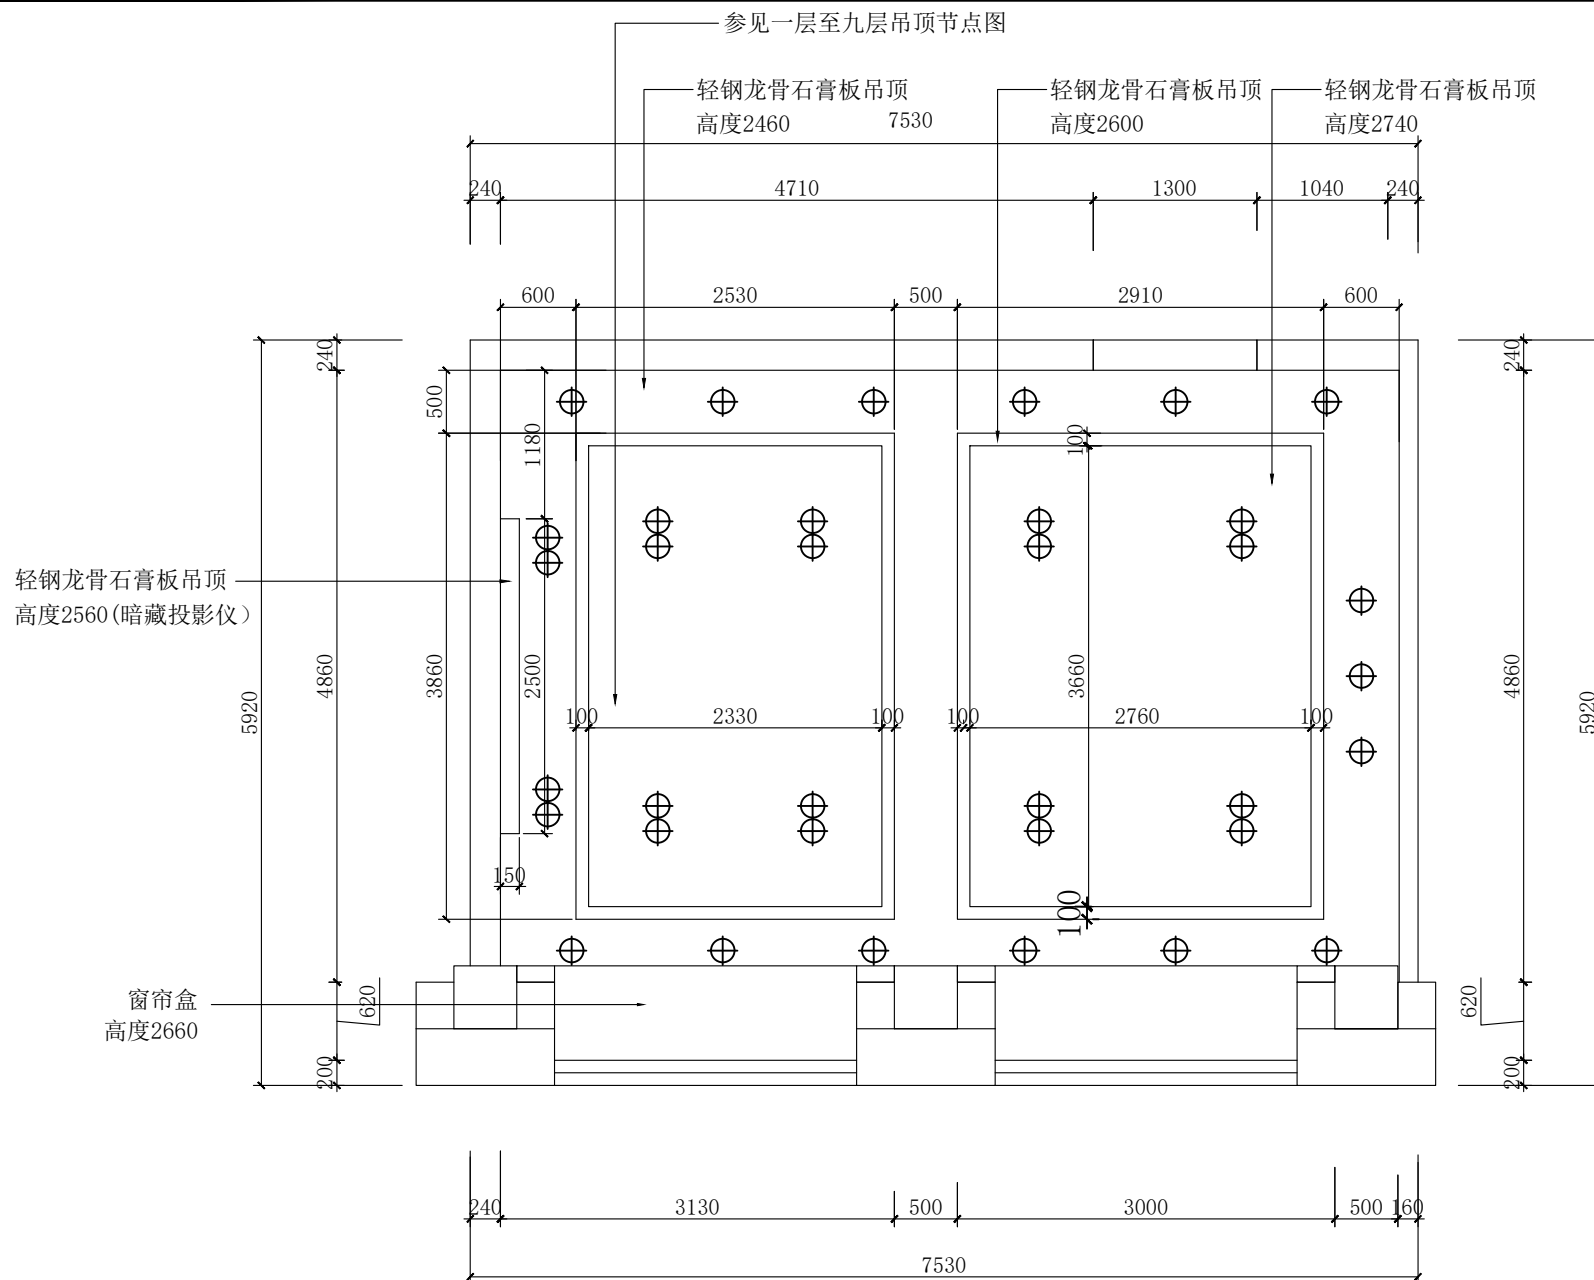

六层网管中心天花布置放大图 1:30

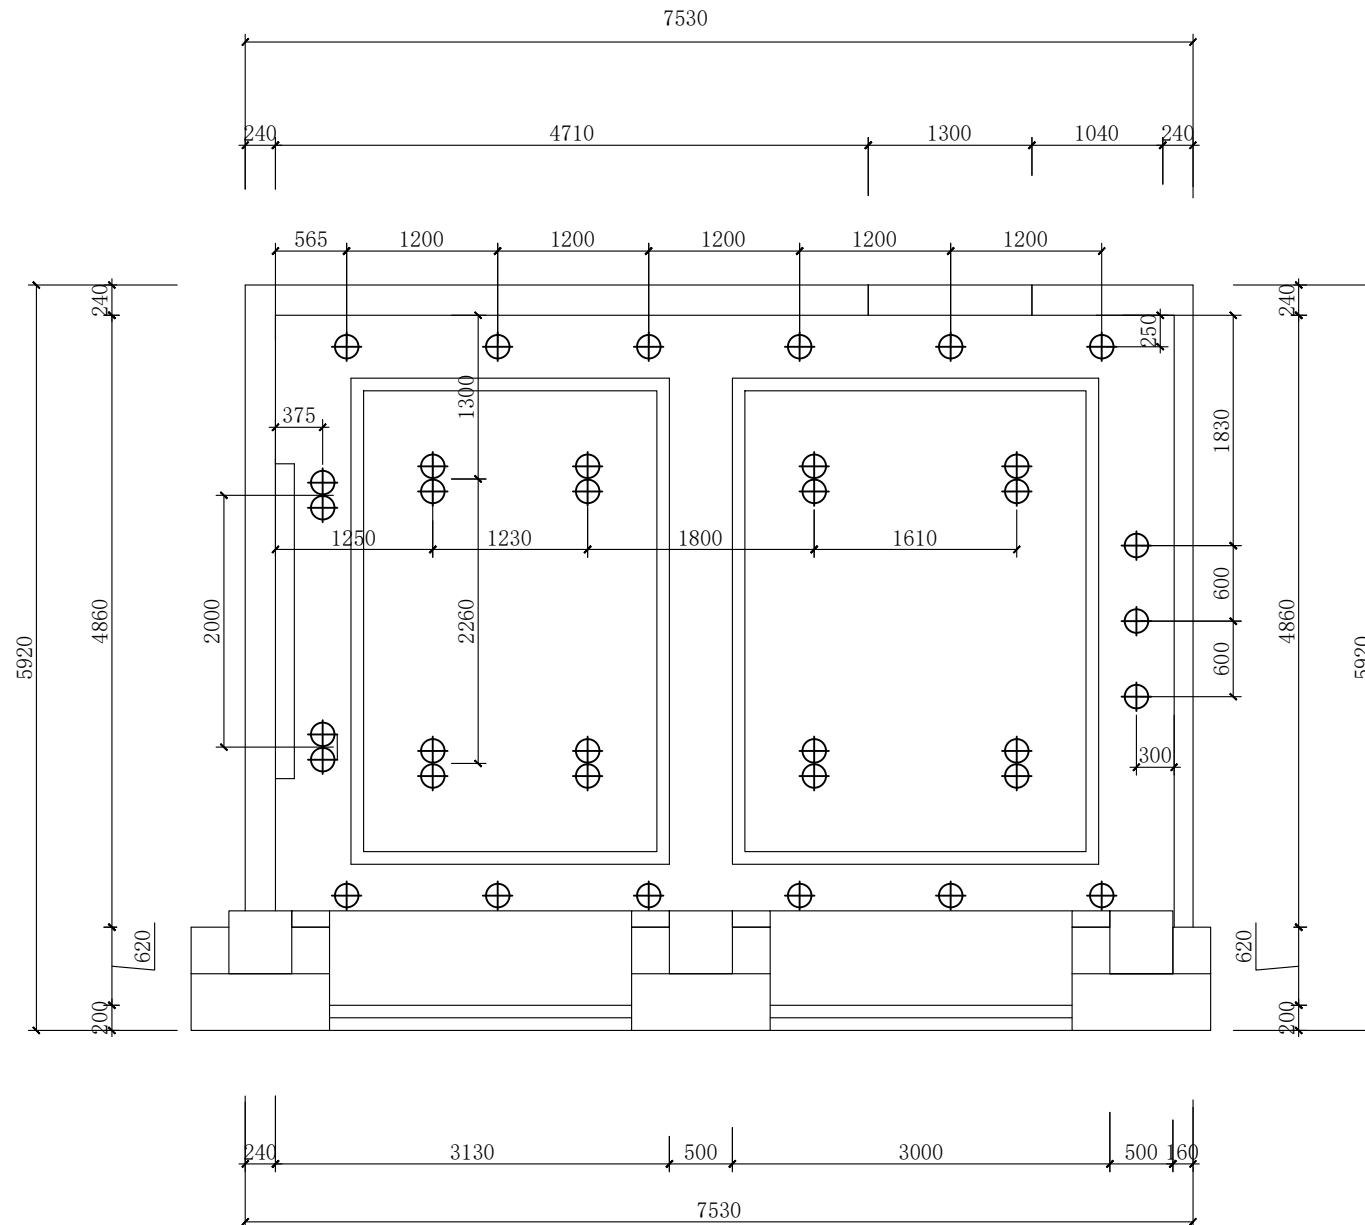

六层网管中心灯具定位放大图 1:30



中誉恒信工程咨询有限公司  
ZHONGYU HENGXIN ENGINEERING CONSULTING CO., LTD

建筑行业（建筑工程）	甲级
城乡规划编制	乙级
市政行业（排水 给水 道路 桥梁）	乙级
风景园林工程设计专项	乙级
人防工程	乙级
工程勘察专业类	乙级
农林行业	乙级

联系电话：0371-58576067  
备 注：

设计签字栏				
审 定 人				
审 核 人				
项目负责人				
专业负责人				
校 对 人				
设 计 人				
制 图 人				
会签栏				
建 筑		结 构		
给 排 水		电 气		
暖 通				

建设单位

项目名称

山西省晋城市人民检察院技侦楼修缮工程

子项名称

图纸名称

六层网管中心灯具定位放大图

单位出图章

执业注册章

工程编号				
阶 段		图 别		
版 次		日 期	2026.3	
比 例		图 号	ZS-84	

图纸未加盖本院出图章及设计注册章无效



中誉恒信工程咨询有限公司  
ZHONGYU HENGXIN ENGINEERING CONSULTING CO., LTD

建筑行业（建筑工程）	甲级
城乡规划编制	乙级
市政行业（排水 给水 道路 桥梁）	乙级
风景园林工程设计专项	乙级
人防工程	乙级
工程勘察专业类	乙级
农林行业	乙级

联系电话：0371-58576067  
备 注：

设计签字栏			
审 定 人		张 建 伟	
审 核 人		张 建 伟	
项目负责人			
专业负责人		王 飞	
校 对 人		王 飞	
设 计 人		王 飞	
制 图 人		王 飞	

会签栏			
建 筑		结 构	
给 排 水		电 气	
暖 通			

建设单位

项目名称

山西省晋城市人民检察院技侦楼修缮工程

子项名称

图纸名称


六层网管中心立面图1

单位出图章


执业注册章

工程编号		图 别	
阶 次		日 期	2026.3
比 例		图 号	ZS-85

图纸未加盖本院出图章及设计注册章无效

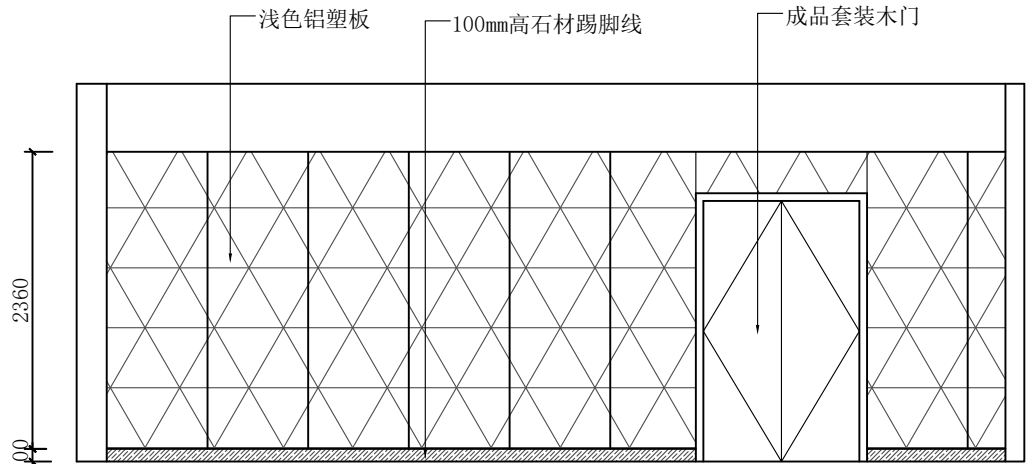

1立面图

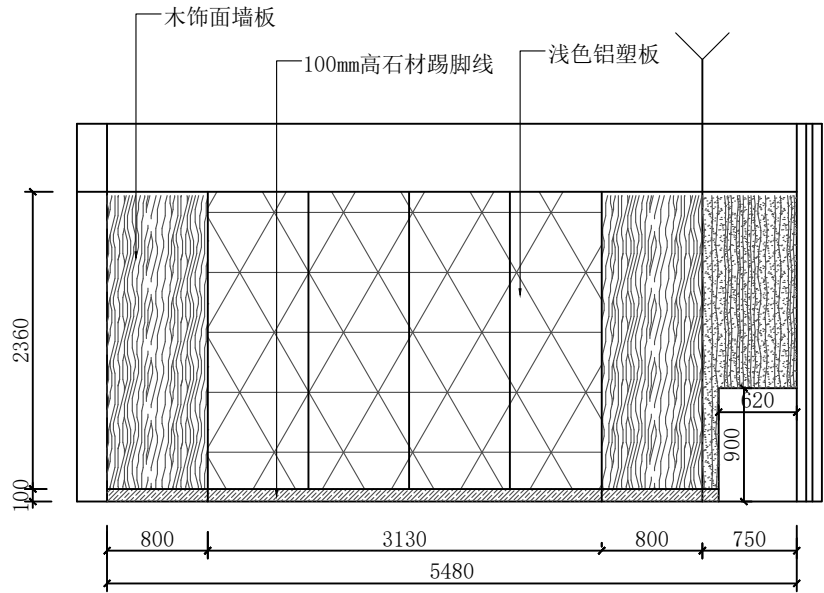

2立面图



中誉恒信工程咨询有限公司  
ZHONGYUHUAXIN ENGINEERING CONSULTING CO.,LTD

建筑行业（建筑工程）	甲级
城乡规划编制	乙级
市政行业（排水 给水 道路 桥梁）	乙级
风景园林工程设计专项	乙级
人防工程	乙级
工程勘察专业类	乙级
农林行业	乙级

联系电话：0371-58576067  
备 注：

设计签字栏			
审 定 人			
审 核 人			
项目负责人			
专业负责人			
校 对 人			
设 计 人			
制 图 人			

会签栏			
建 筑		结 构	
给排水		电 气	
暖 通			

建设单位

项目名称

山西省晋城市人民检察院技侦楼修缮工程

子项名称

图纸名称


七层会议室天花布置放大图

单位出图章

执业注册章

工程编号			
阶 段		图 别	
版 次		日 期	2026.3
比 例		图 号	ZS-88

图纸未加盖本院出图章及设计注册章无效

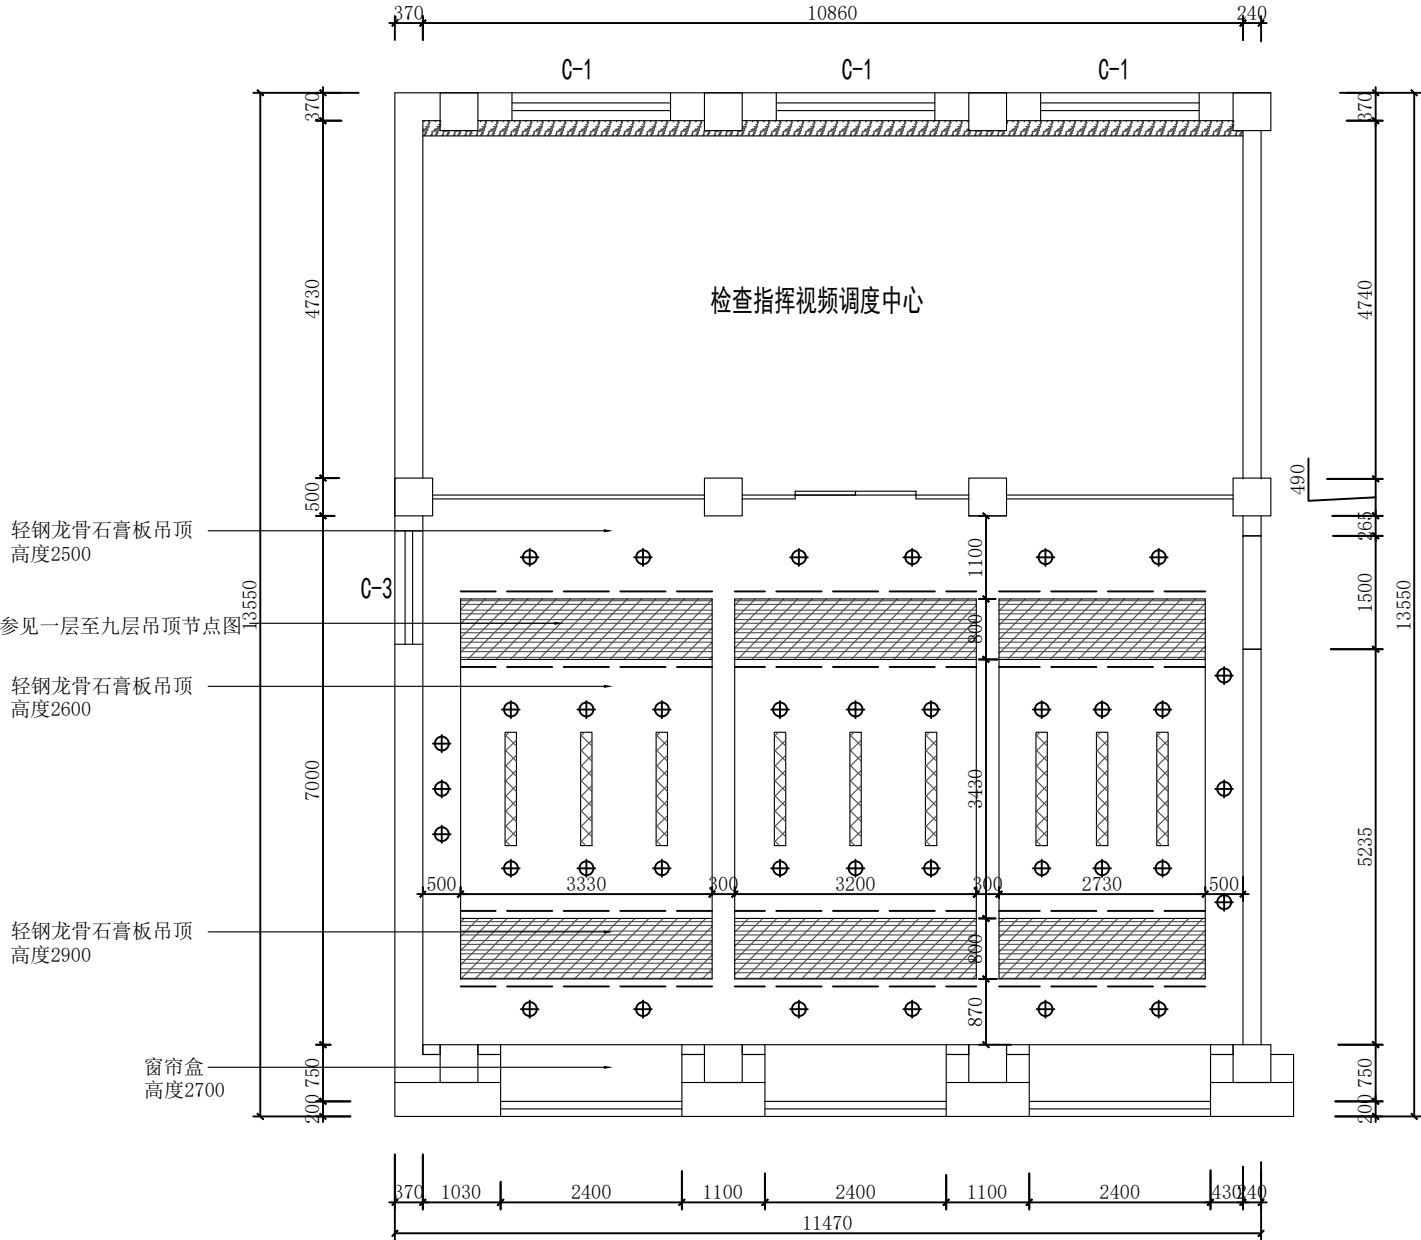

七层会议室天花布置放大图 1:50



中誉恒信工程咨询有限公司  
ZHONGYU HENGXIN ENGINEERING CONSULTING CO., LTD

建筑行业（建筑工程）	甲级
城乡规划编制	乙级
市政行业（排水 给水 道路 桥梁）	乙级
风景园林工程设计专项	乙级
人防工程	乙级
工程勘察专业类	乙级
农林行业	乙级

联系电话：0371-58576067  
备 注：

设计签字栏			
审 定 人			
审 核 人			
项目负责人			
专业负责人			
校 对 人			
设 计 人			
制 图 人			
会签栏			
建 筑		结 构	
给排水		电 气	
暖通			

建设单位

项目名称

山西省晋城市人民检察院技侦楼修缮工程

子项名称

图纸名称


七层会议室灯具定位放大图


单位出图章

执业注册章

工程编号			
阶 段		图 别	
版 次		日 期	2026.3
比 例		图 号	ZS-89

图纸未加盖本院出图章及设计注册章无效

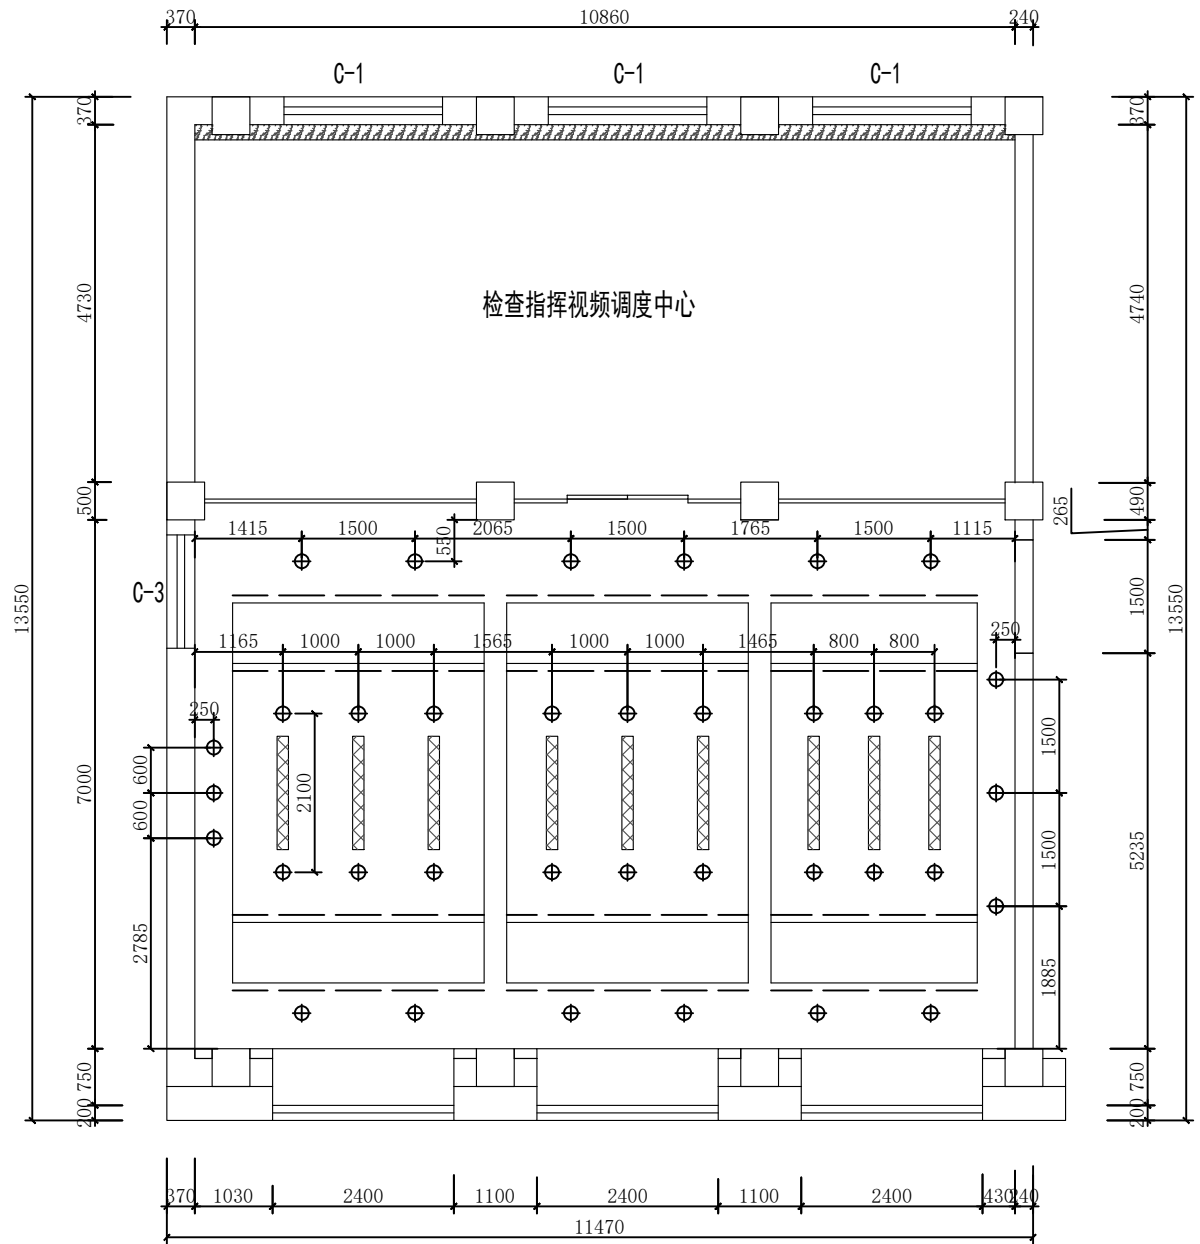

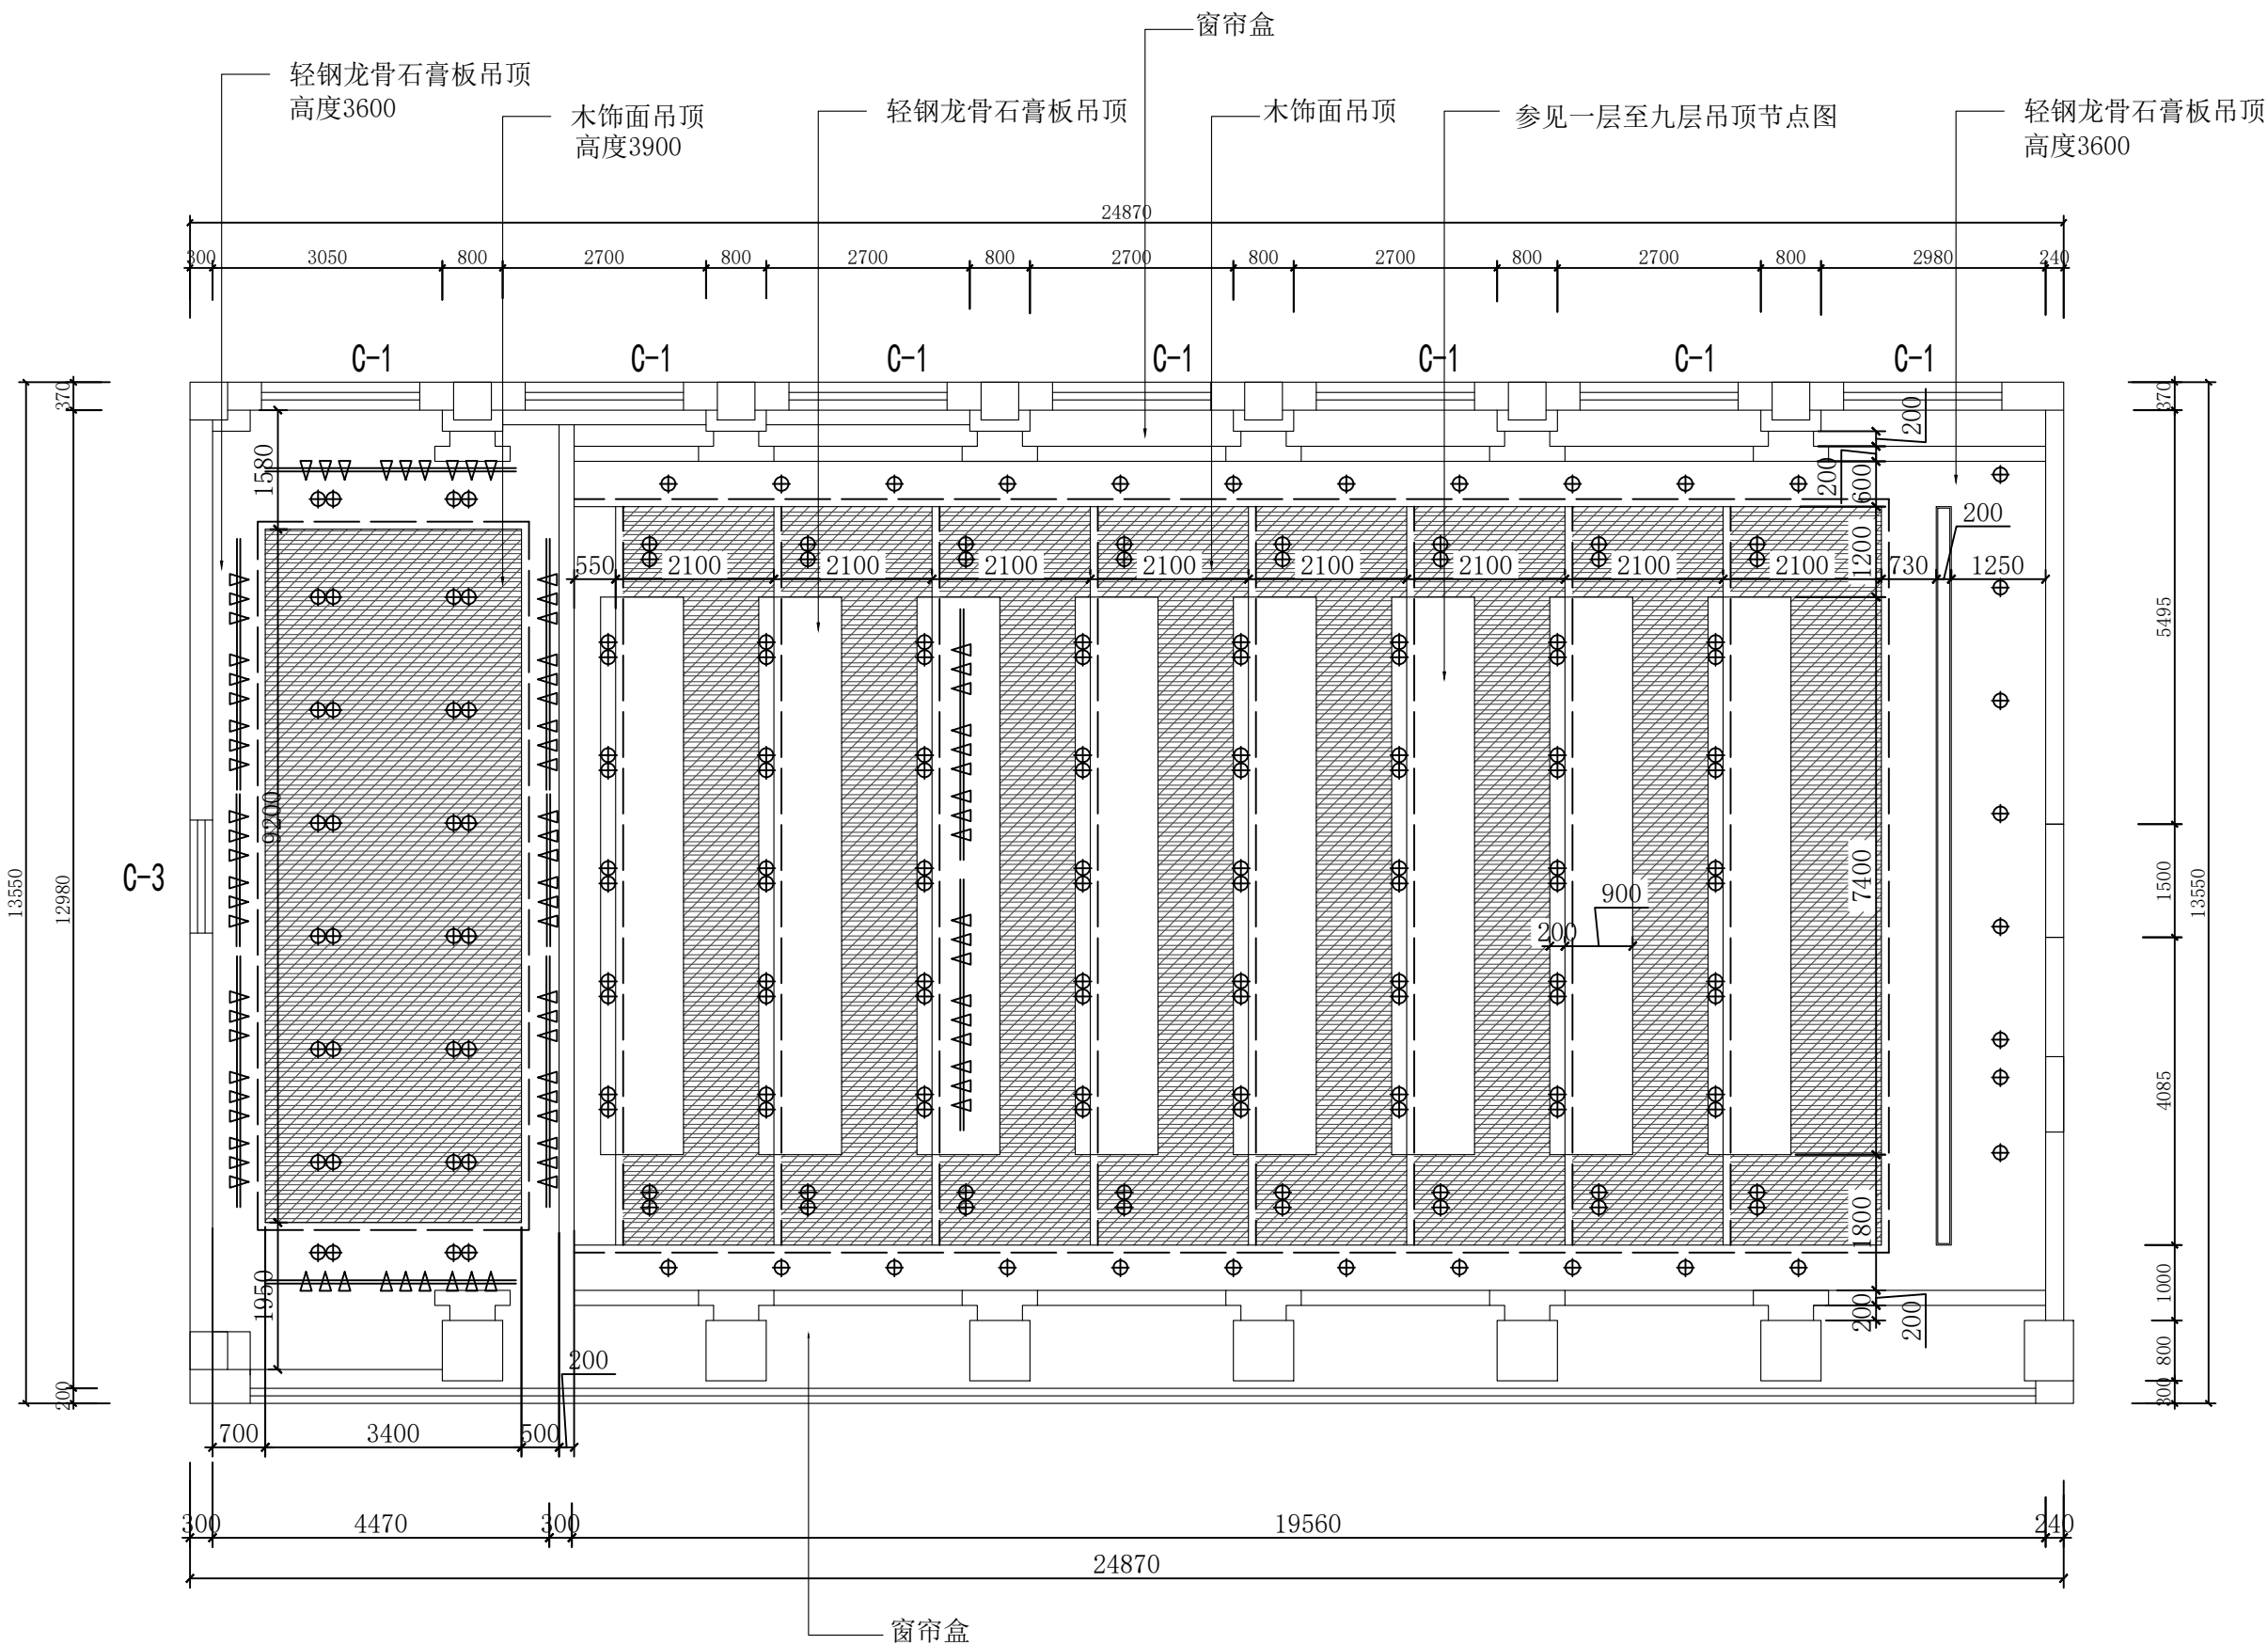

九层会议室天花布置放大图 1:100



中誉恒信工程咨询有限公司  
ZHONGYUHENGIN ENGINEERING CONSULTING CO.,LTD

建筑行业（建筑工程）	甲级
城乡规划编制	乙级
市政行业（排水 给水 道路 桥梁）	乙级
风景园林工程设计专项	乙级
人防工程	乙级
工程勘察专业类	乙级
农林行业	乙级

联系电话：0371-58576067  
备 注：

设计签字栏			
审 定 人		高建伟	
审 核 人		高建伟	
项目负责人		高建伟	
专业负责人		叶飞	
校 对 人		石磊	
设 计 人		田博	
制 图 人		田博	
会签栏			
建 筑		结 构	
给排水		电 气	
暖 通			

建设单位

项目名称

山西省晋城市人民检察院技侦楼修缮工程

子项名称

图纸名称

九层会议室天花布置放大图

单位出图章

执业注册章

工程编号		图 别	
阶 段		日 期	2026.3
版 次		图 号	ZS-93
比 例			

图纸未加盖本院出图章及设计注册章无效



建筑行业（建筑工程）	甲级
城乡规划编制	乙级
市政行业（排水 给水 道路 桥梁）	乙级
风景园林工程设计专项	乙级
人防工程	乙级
工程勘察专业类	乙级
农林行业	乙级

联系电话: 0371-58576067  
备 注:

设计签字栏			
审 定 人		高建平	
审 核 人		高建平	
项目负责人		高建平	
专业负责人		叶松	
校 对 人		石 涛	
设 计 人		高建平	
制 图 人		高建平	
会签栏			
建 筑		结 构	
给排水		电 气	
暖通			

建设单位

项目名称	
------	--

山西省晋城市人民检察院技侦楼修缮工程

子项名称	
------	--

图 纸 名 称	
---------	--



一层会议室立面图

单位出图章


注册

工程编号			
阶 段		图 别	
版 次		日 期	2026. 3
比 例		图 号	ZS-71

  
图纸未加盖本院出图章及设计注册章无效



图纸未加盖本院出图章及设计注册章无效

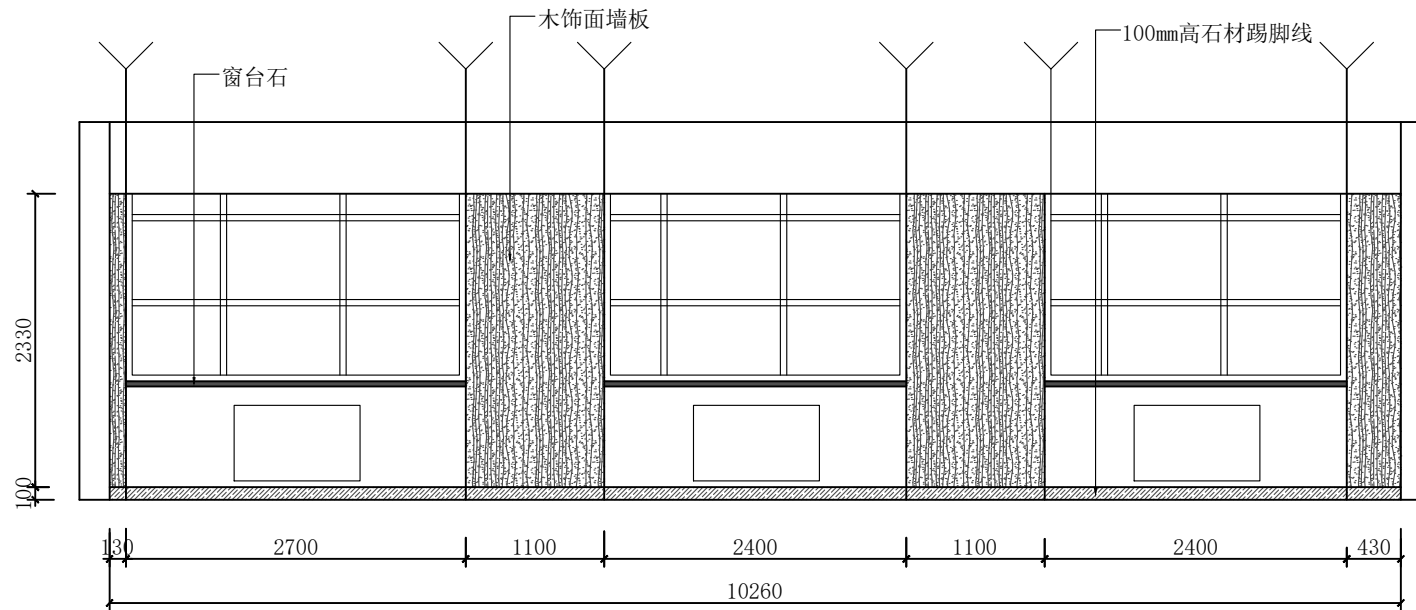

3立面图

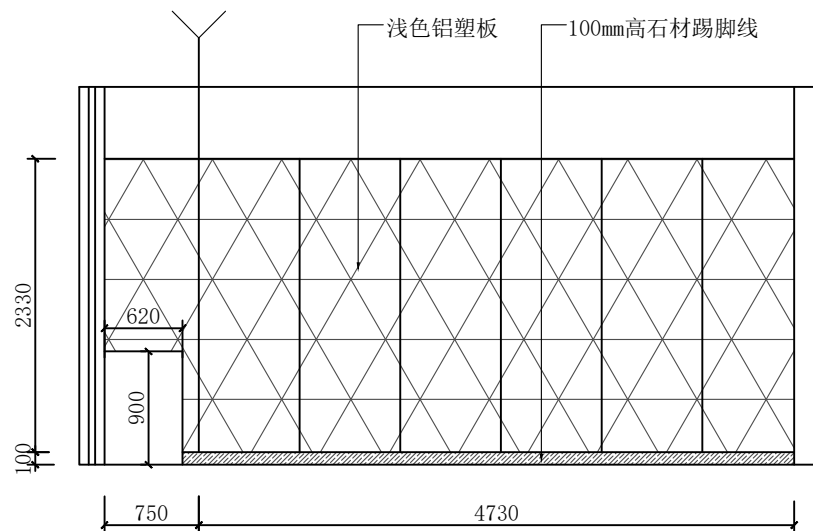

4立面图



中誉恒信工程咨询有限公司  
ZHONGYU HENGXIN ENGINEERING CONSULTING CO., LTD.

建筑行业（建筑工程）	甲级
城乡规划编制	乙级
市政行业（排水 给水 道路 桥梁）	乙级
风景园林工程设计专项	乙级
人防工程	乙级
工程勘察专业类	乙级
农林行业	乙级

联系电话：0371-58576067  
备注：

设计签字栏

审 定 人				
审 核 人				
项目负责人				
专业负责人				
校 对 人				
设 计 人				
制 图 人				

会签栏

建 筑			结 构		
给 排 水			电 气		
暖 通					

建设单位

项目名称

山西省晋城市人民检察院技侦楼修缮工程

子项名称

图纸名称

三层接待室立面图2


单位出图章

执业注册章


工程编号				
阶 段		图 别		
版 次		日 期	2026.3	
比 例		图 号	ZS-76	

图纸未加盖本院出图章及设计注册章无效



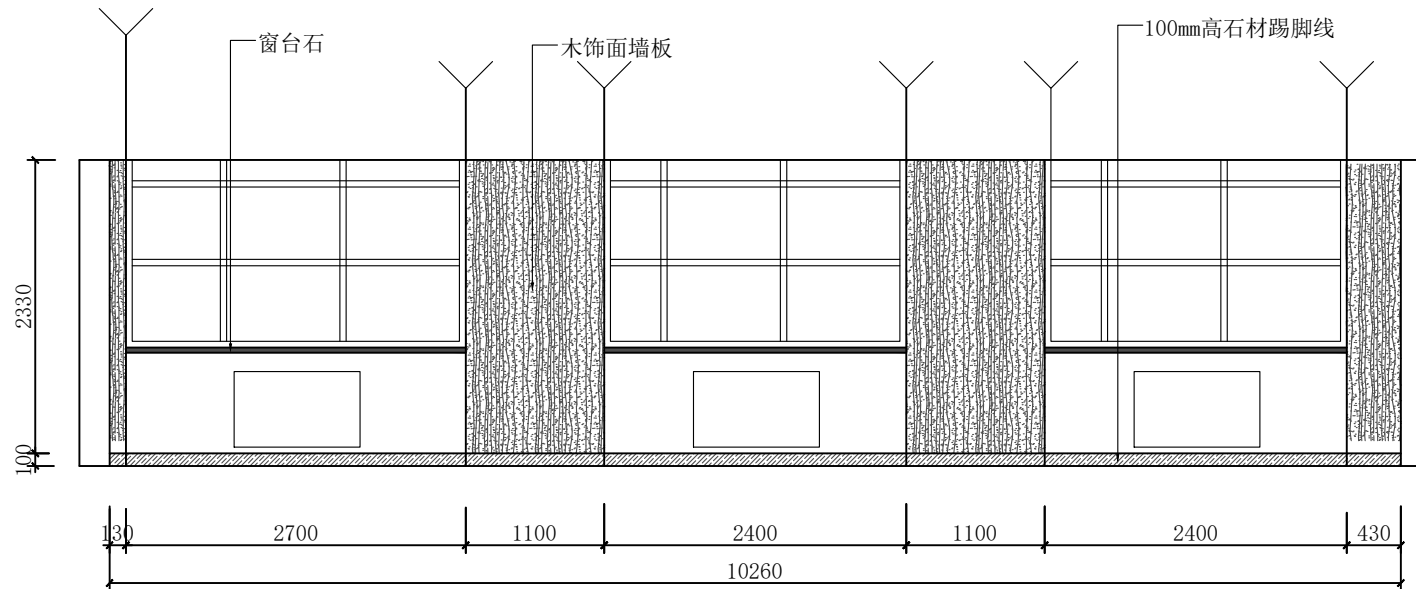

3立面图

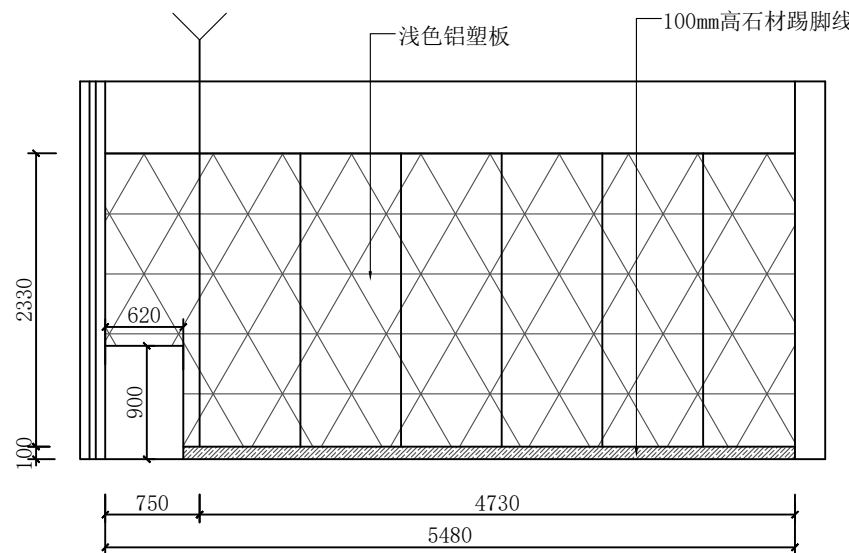

4立面图



中誉恒信工程咨询有限公司  
ZHONGYU HENGXIN ENGINEERING CONSULTING CO., LTD

建筑行业（建筑工程）	甲级
城乡规划编制	乙级
市政行业（排水 给水 道路 桥梁）	乙级
风景园林工程设计专项	乙级
人防工程	乙级
工程勘察专业类	乙级
农林行业	乙级

联系电话：0371-58576067  
备注：

设计签字栏

审 定 人				
审 核 人				
项目负责人				
专业负责人				
校 对 人				
设 计 人				
制 图 人				

会签栏

建 筑			结 构		
给排水			电 气		
暖 通					

建设单位

项目名称

山西省晋城市人民检察院技侦楼修缮工程

子项名称

图纸名称


四层道德讲堂立面图2

单位出图章


执业注册章

工程编号				
阶 段		图 别		
版 次		日 期	2026.3	
比 例		图 号	ZS-81	

图纸未加盖本院出图章及设计注册章无效

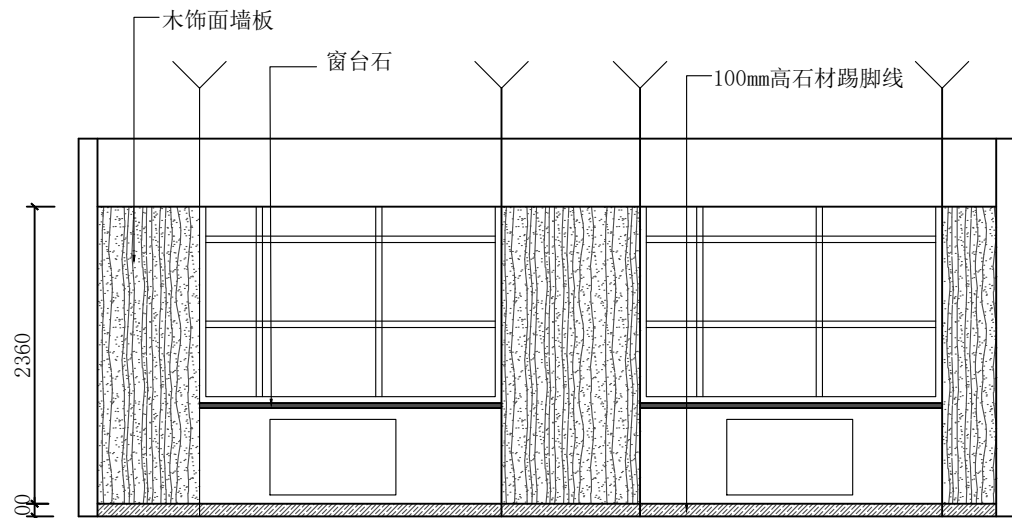

3立面图

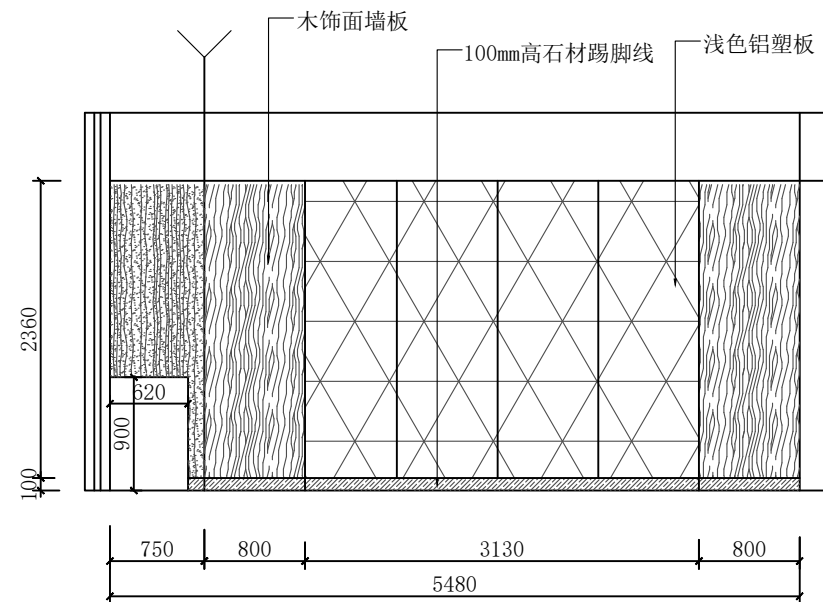

4立面图



中誉恒信工程咨询有限公司  
ZHONGYUHUAXIN ENGINEERING CONSULTING CO.,LTD

建筑行业（建筑工程）	甲级
城乡规划编制	乙级
市政行业（排水 给水 道路 桥梁）	乙级
风景园林工程设计专项	乙级
人防工程	乙级
工程勘察专业类	乙级
农林行业	乙级

联系电话：0371-58576067  
备 注：

设计签字栏

审 定 人				
审 核 人				
项目负责人				
专业负责人				
校 对 人				
设 计 人				
制 图 人				

会签栏

建 筑			结 构		
给排水			电 气		
暖 通					

建设单位

项目名称

山西省晋城市人民检察院技侦楼修缮工程

子项名称

图纸名称

六层网管中心立面图2

单位出图章

执业注册章

工程编号		图 别	
阶 次		日 期	2026.3
比 例		图 号	ZS-88

图纸未加盖本院出图章及设计注册章无效



中誉恒信工程咨询有限公司  
ZHONGYUHENXIN ENGINEERING CONSULTING CO.,LTD

建筑行业（建筑工程）	甲级
城乡规划编制	乙级
市政行业（排水 给水 道路 桥梁）	乙级
风景园林工程设计专项	乙级
人防工程	乙级
工程勘察专业类	乙级
农林行业	乙级

联系电话：0371-58576067  
备注：

设计签字栏			
审 定 人		王 建 伟	
审 核 人		王 建 伟	
项目负责人			
专业负责人		王 建 伟	
校 对 人		王 建 伟	
设 计 人		王 建 伟	
制 图 人		王 建 伟	

会签栏			
建 筑		结 构	
给 排 水		电 气	
暖 通			

建设单位

项目名称

山西省晋城市人民检察院技侦楼修缮工程

子项名称

图纸名称


七层会议室立面图

单位出图章


执业注册章

工程编号			
阶 段		图 别	
版 次		日 期	2026.3
比 例		图 号	ZS-90


图纸未加盖本院出图章及设计注册章无效

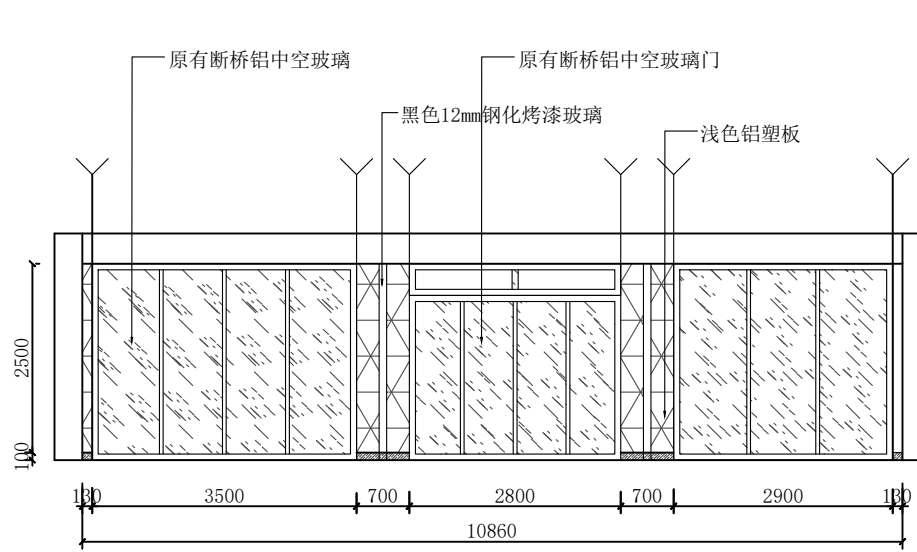


1立面图

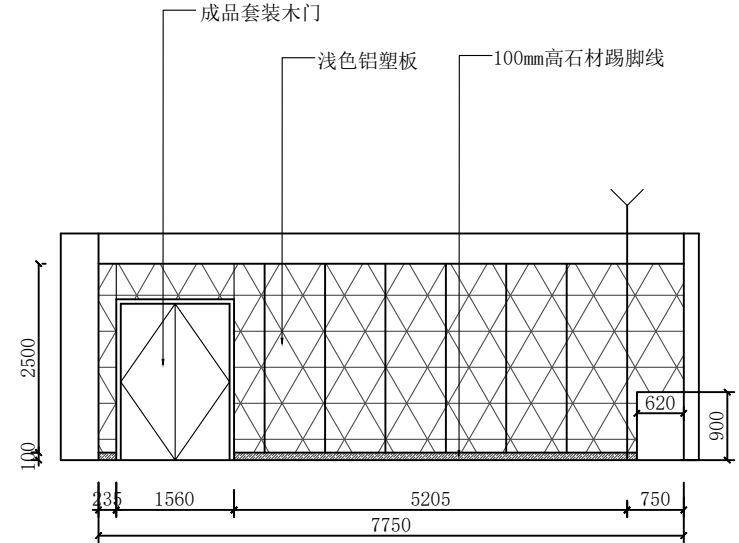

2立面图

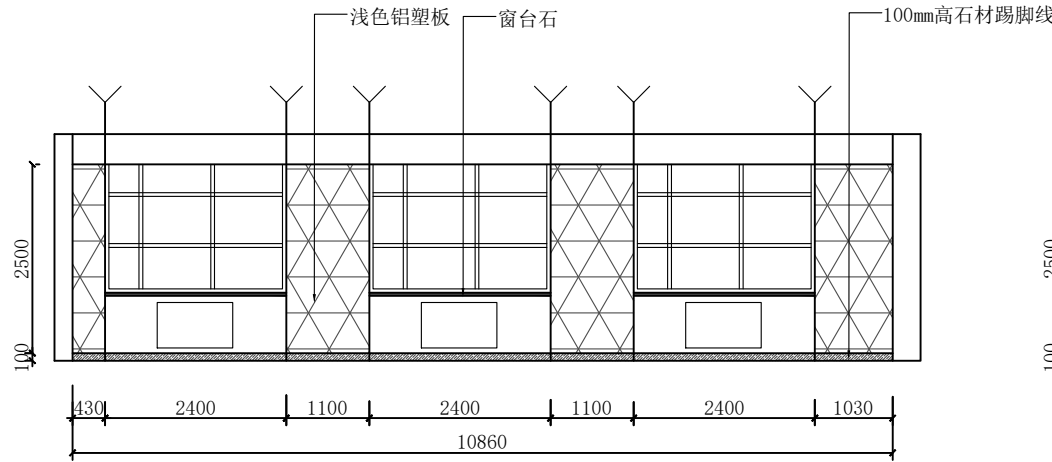

3立面图

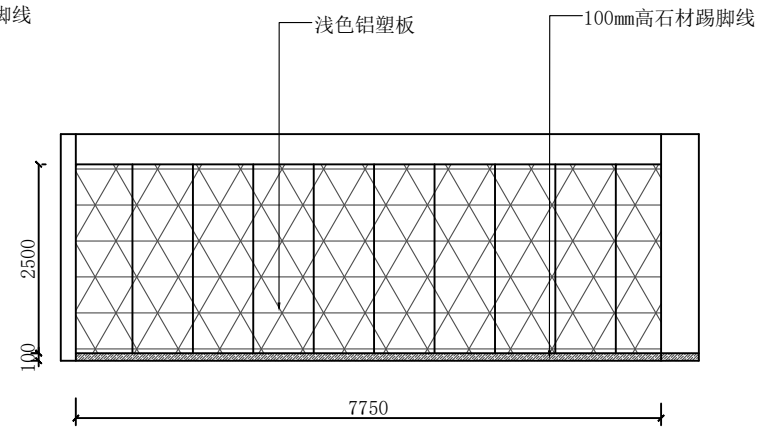

4立面图



中誉恒信工程咨询有限公司  
ZHONGYU HENGXIN ENGINEERING CONSULTING CO., LTD

建筑行业（建筑工程）	甲级
城乡规划编制	乙级
市政行业（排水 给水 道路 桥梁）	乙级
风景园林工程设计专项	乙级
人防工程	乙级
工程勘察专业类	乙级
农林行业	乙级

联系电话：0371-58576067  
备 注：

设计签字栏			
审 定 人		高建伟	
审 核 人		高建伟	
项目负责人		高建伟	
专业负责人		叶飞	
校 对 人		石哲	
设 计 人		田博	
制 图 人		田博	
会签栏			
建 筑		结 构	
给排水		电 气	
暖 通			

建设单位

项目名称

山西省晋城市人民检察院技侦楼修缮工程

子项名称

图纸名称


九层会议室灯具定位放大图

单位出图章

执业注册章

工程编号		图 别	
阶 段		日 期	2026.3
版 次		图 号	ZS-94
比 例			

图纸未加盖本院出图章及设计注册章无效

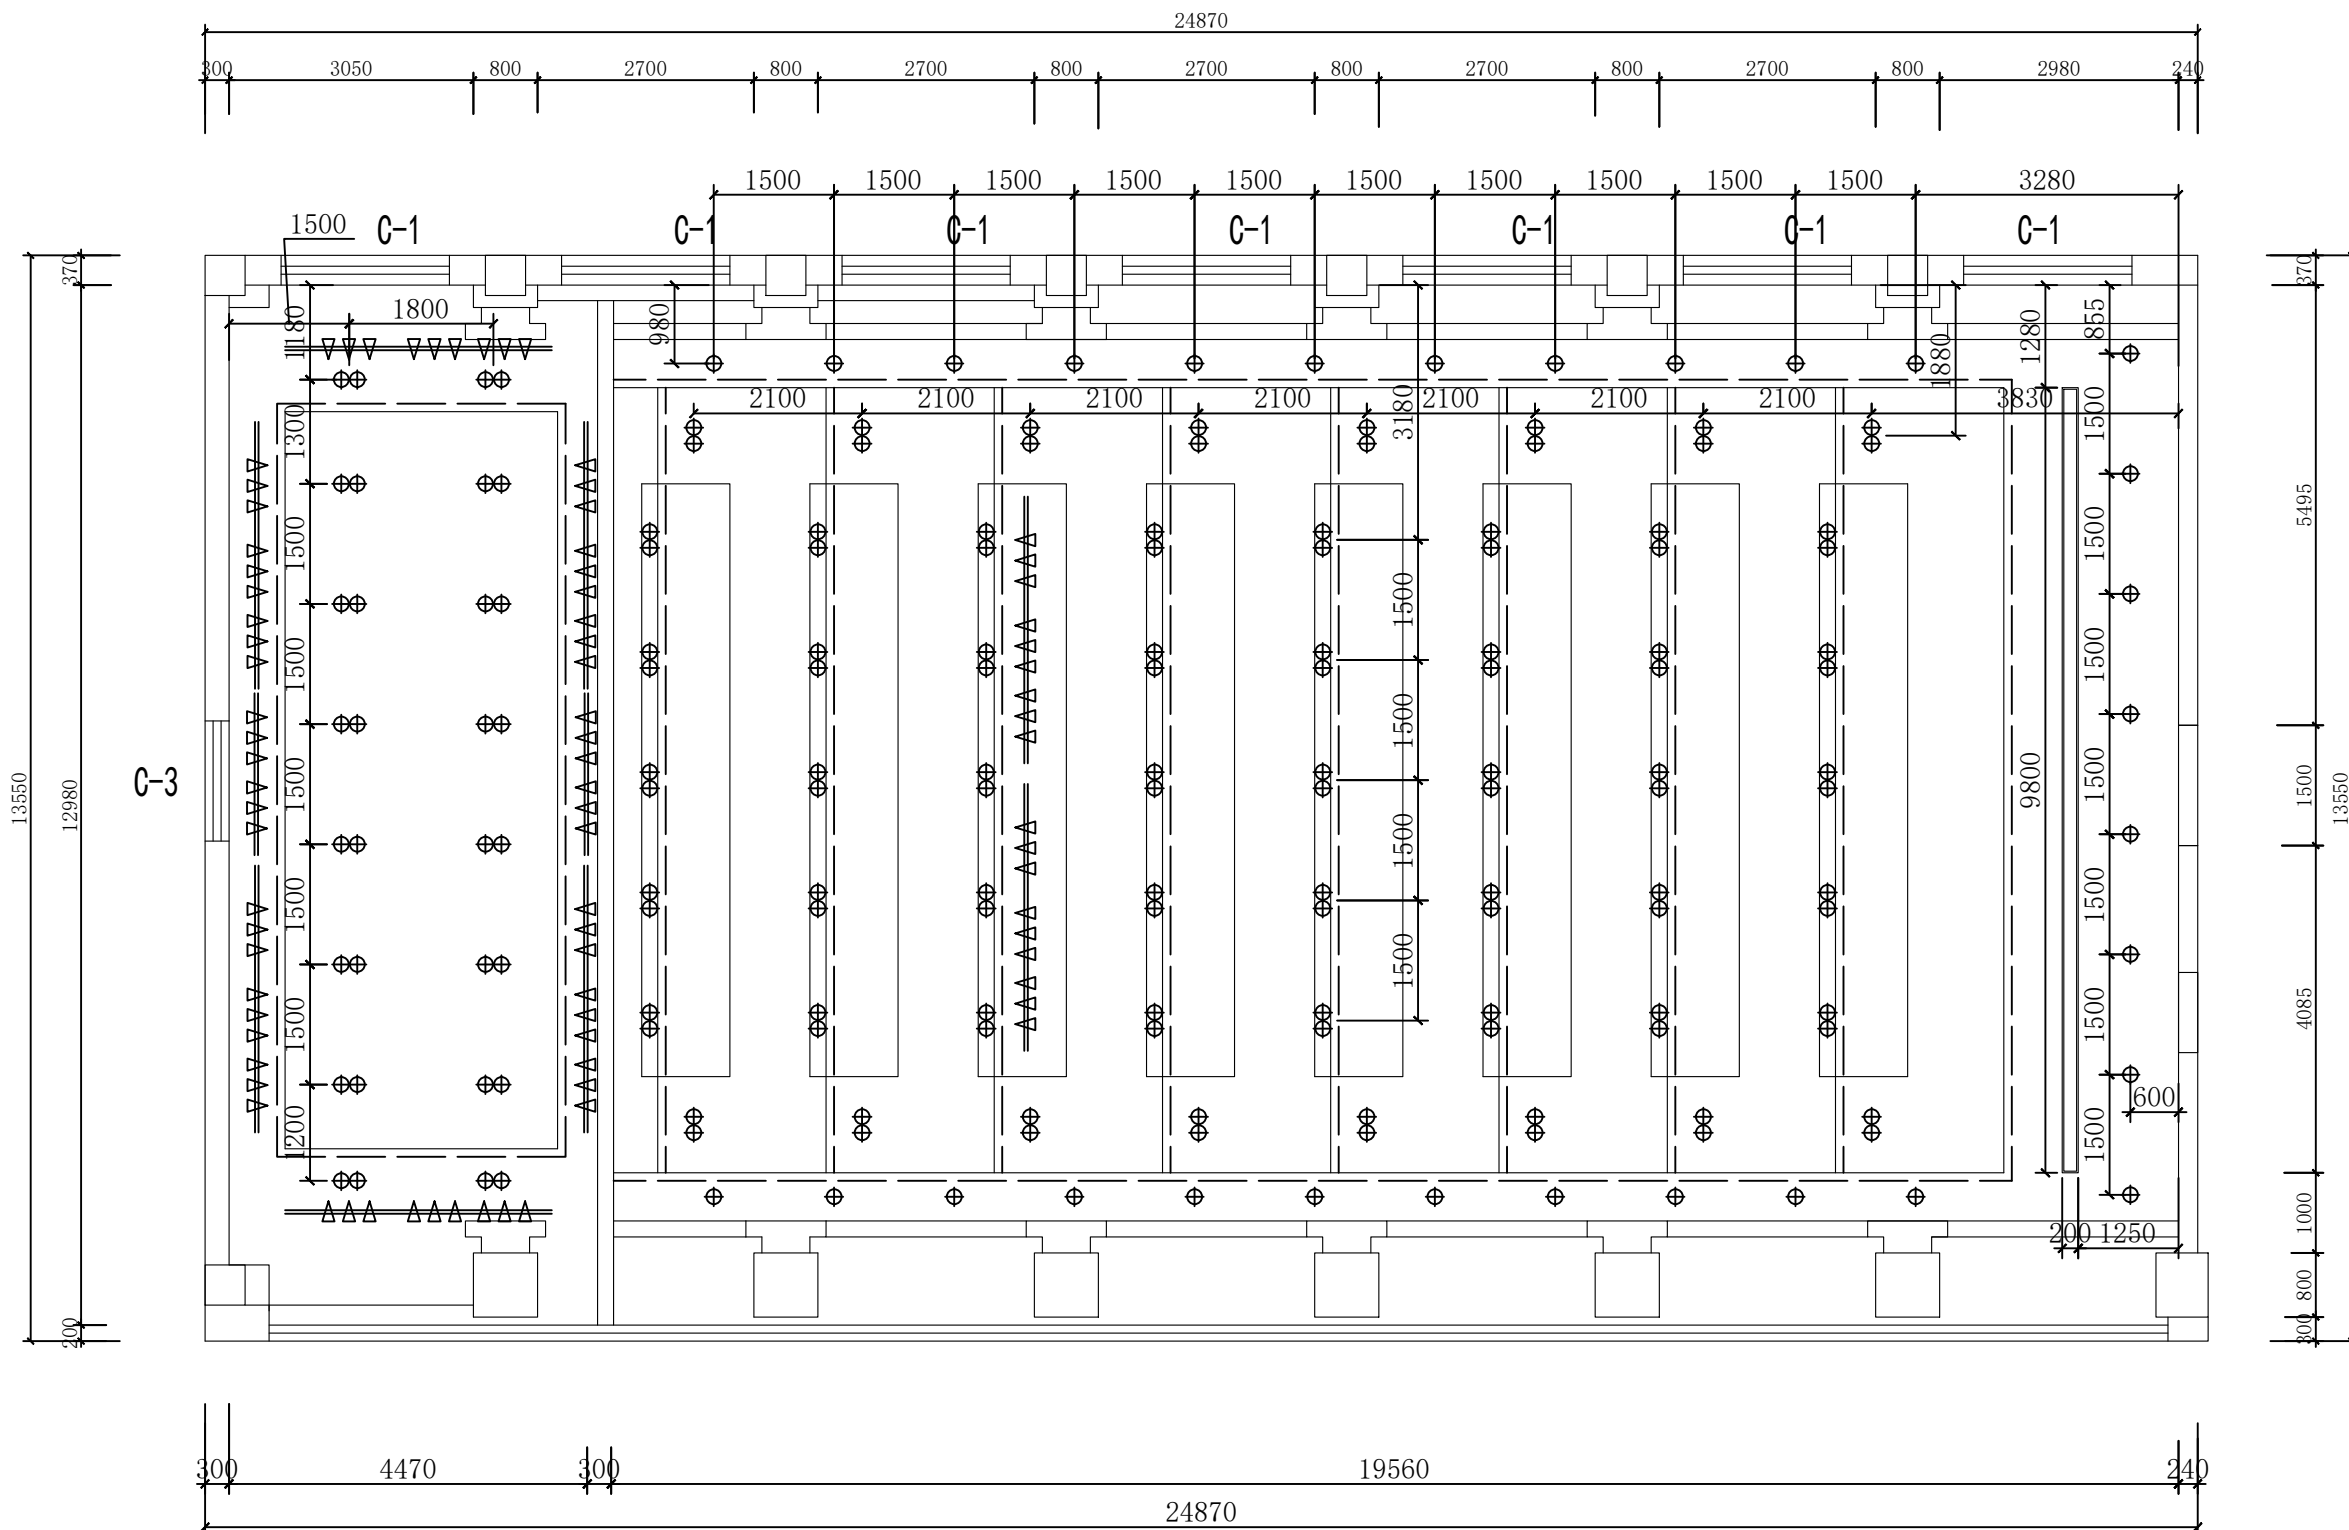

九层会议室灯具定位放大图 1:100



中誉恒信工程咨询有限公司  
ZHONGYU HENGXIN ENGINEERING CONSULTING CO., LTD

建筑行业（建筑工程）	甲级
城乡规划编制	乙级
市政行业（排水 给水 道路 桥梁）	乙级
风景园林工程设计专项	乙级
人防工程	乙级
工程勘察专业类	乙级
农林行业	乙级

联系电话：0371-58576067  
备 注：

设计签字栏			
审 定 人		审 核 人	
项 目 负 责 人		专 业 负 责 人	
校 对 人		制 图 人	
设 计 人		会 签 栏	
建 筑		结 构	
给 排 水		电 气	
暖 通			

建设单位			

项目名称

山西省晋城市人民检察院技侦楼修缮工程

子项名称

图纸名称


一层大厅立面图2

单位出图章

执业注册章

工程编号		图 别	
版 次		日 期	
比 例		图 号	ZS-07

图纸未加盖本院出图章及设计注册章无效

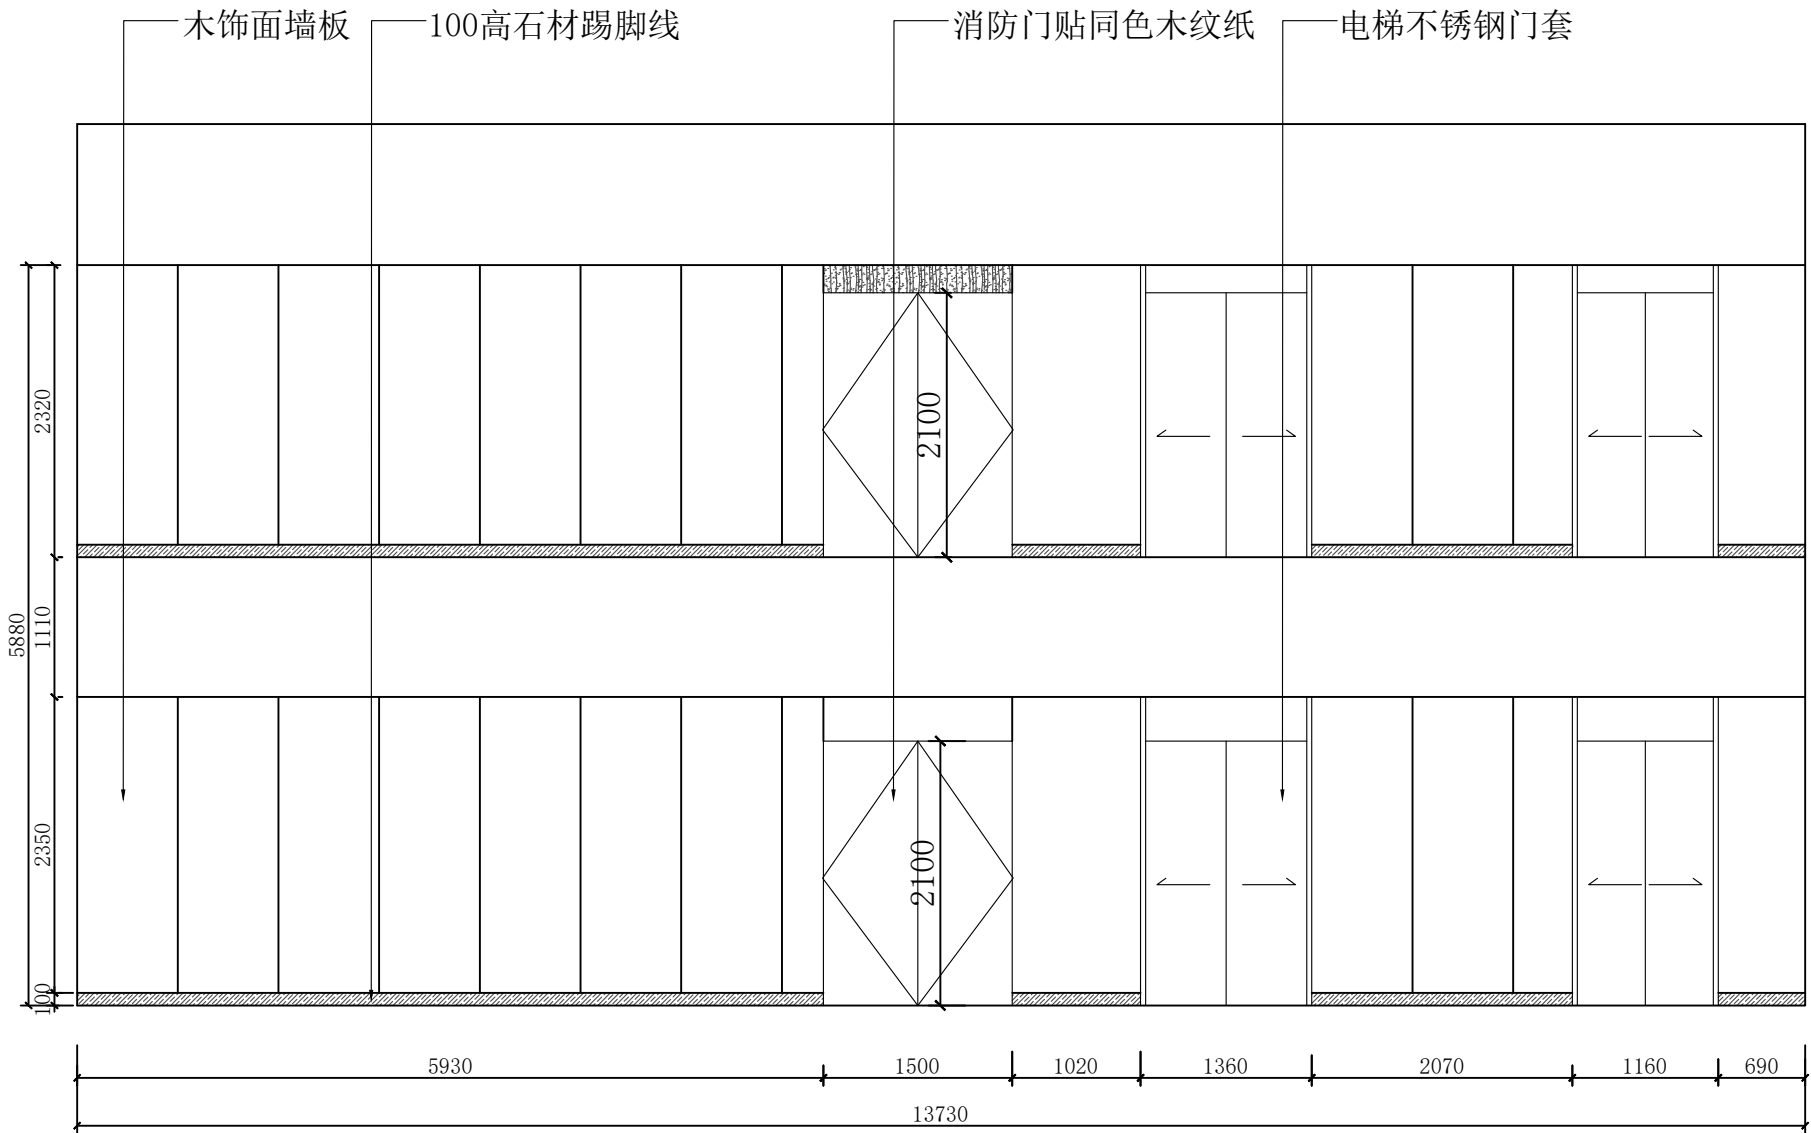

5立面图



中誉恒信工程咨询有限公司

ZHONGYU HENGXIN ENGINEERING CONSULTING CO., LTD

建筑行业（建筑工程）	甲级
城乡规划编制	乙级
市政行业（排水 给水 道路 桥梁）	乙级
风景园林工程设计专项	乙级
人防工程	乙级
工程勘察专业类	乙级
农林行业	乙级

联系电话：0371-58576067

备 注：

设计签字栏			
审 定 人		高建伟	
审 核 人		高建伟	
项目负责人		高建伟	
专业负责人		叶飞	
校 对 人		石哲	
设 计 人		高建伟	
制 图 人		高建伟	

会签栏			
建 筑		结 构	
给排水		电 气	
暖 通			

建设单位

项目名称

山西省晋城市人民检察院技侦楼修缮工程

子项名称

图纸名称


九层会议室立面图1

单位出图章


执业注册章

工程编号			
阶 段		图 别	
版 次		日 期	2026.3
比 例		图 号	ZS-95

图纸未加盖本院出图章及设计注册章无效

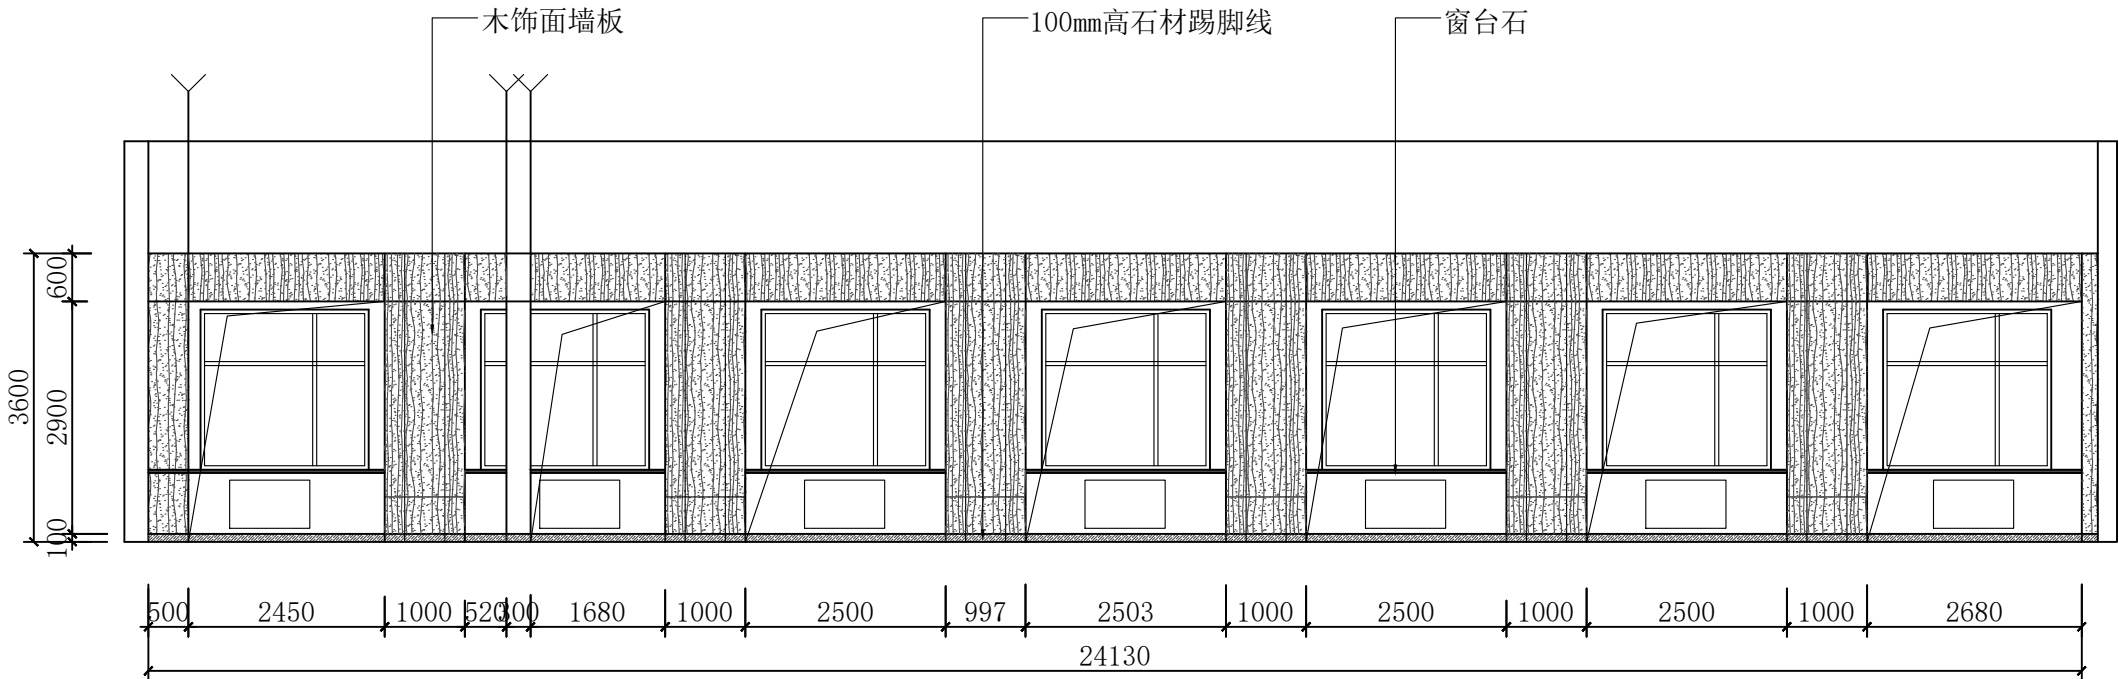

1立面图

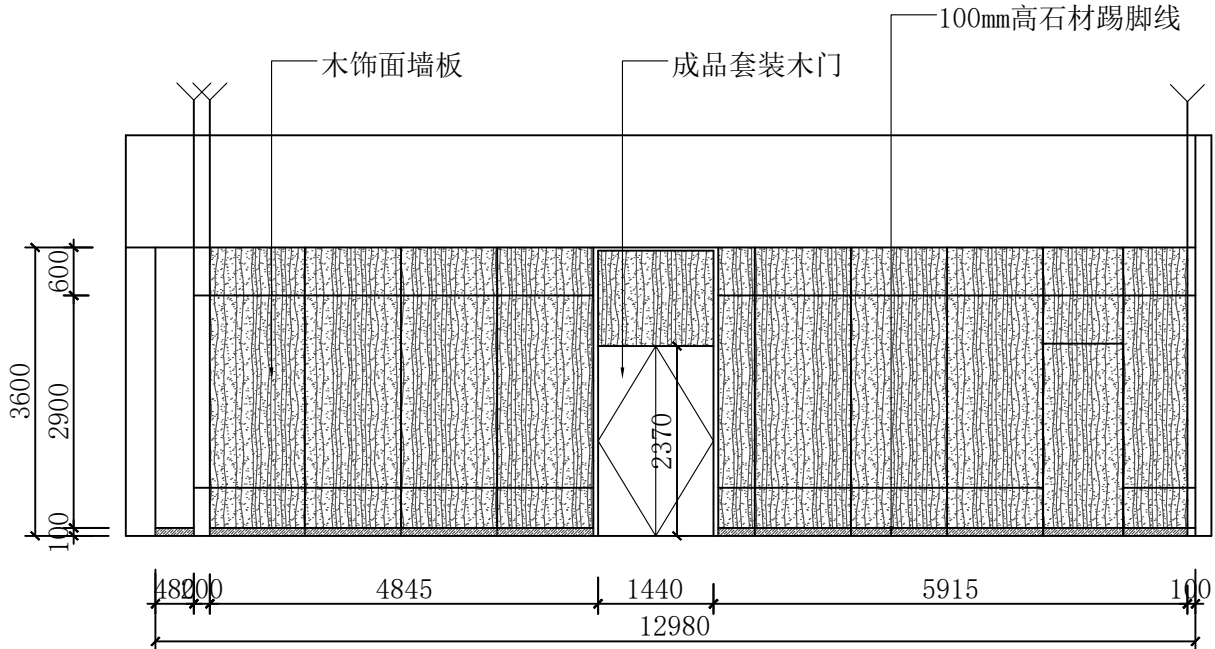

2立面图



中誉恒信工程咨询有限公司

ZHONGYU HENGXIN ENGINEERING CONSULTING CO., LTD

建筑行业（建筑工程）	甲级
城乡规划编制	乙级
市政行业（排水 给水 道路 桥梁）	乙级
风景园林工程设计专项	乙级
人防工程	乙级
工程勘察专业类	乙级
农林行业	乙级

联系电话：0371-58576067  
备 注：

设计签字栏			
审 定 人		高建伟	
审 核 人		高建伟	
项目负责人		高建伟	
专业负责人		叶飞	
校 对 人		石哲	
设 计 人		叶飞	
制 图 人		叶飞	

会签栏			
建 筑		结 构	
给排水		电 气	
暖 通			

建设单位

项目名称

山西省晋城市人民检察院技侦楼修缮工程

子项名称

图纸名称


九层会议室立面图2

单位出图章


执业注册章

工程编号			
阶 段		图 别	
版 次		日 期	2026.3
比 例		图 号	ZS-96


图纸未加盖本院出图章及设计注册章无效

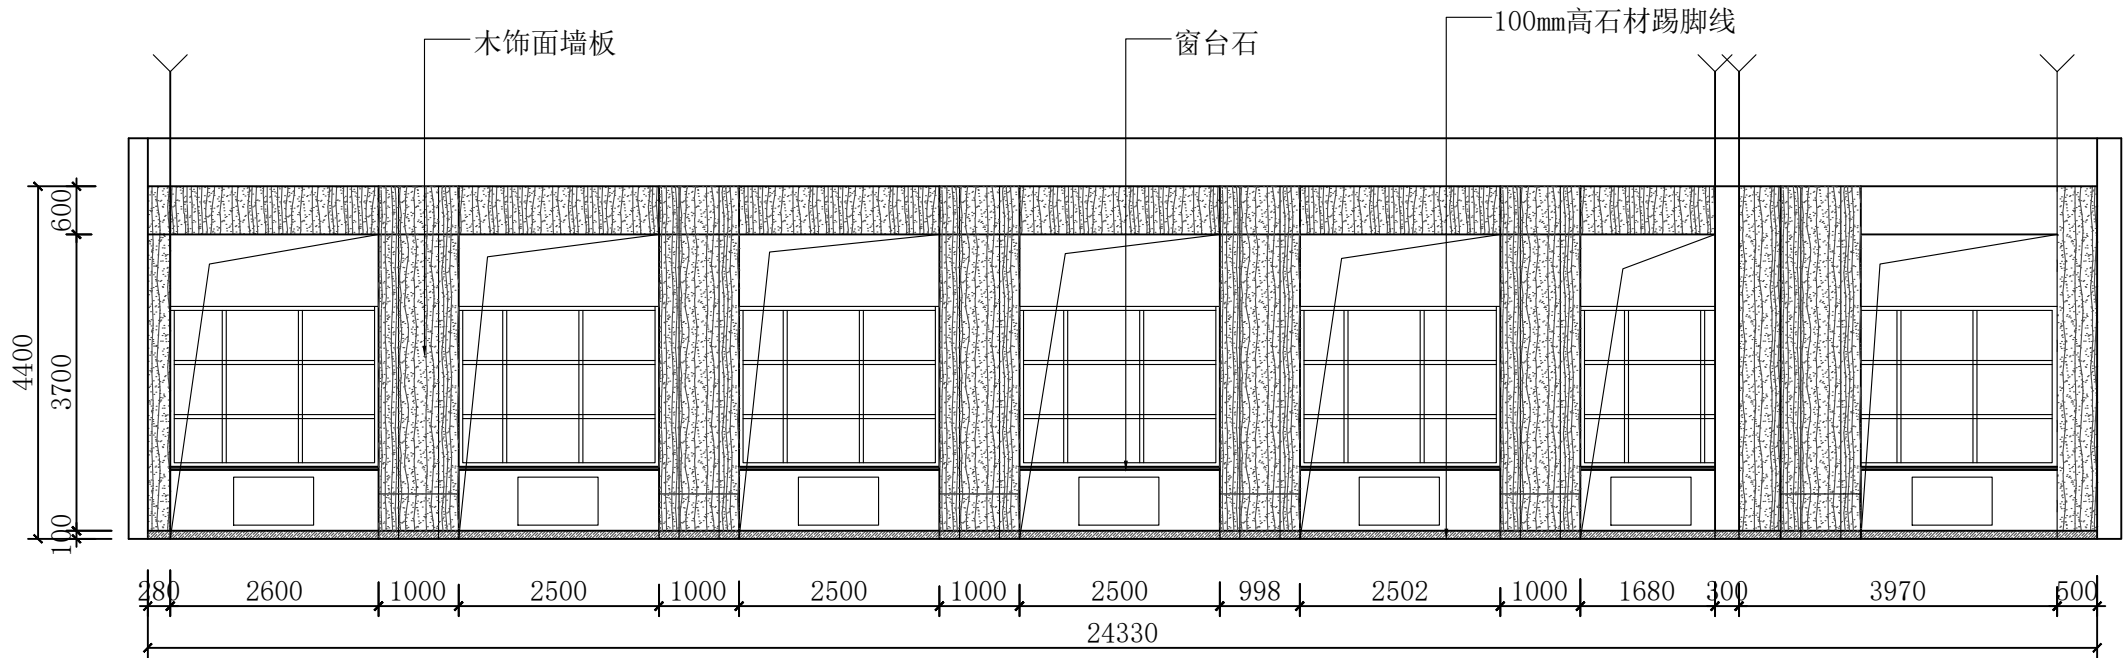

3立面图

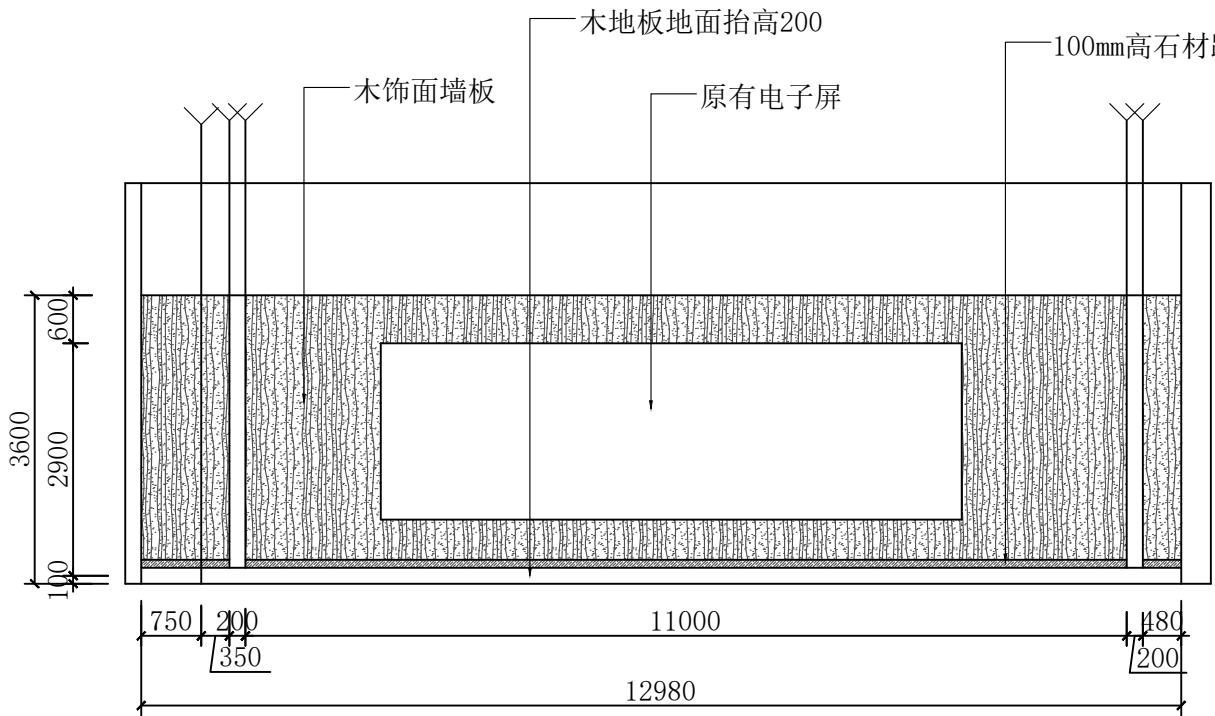

4立面图

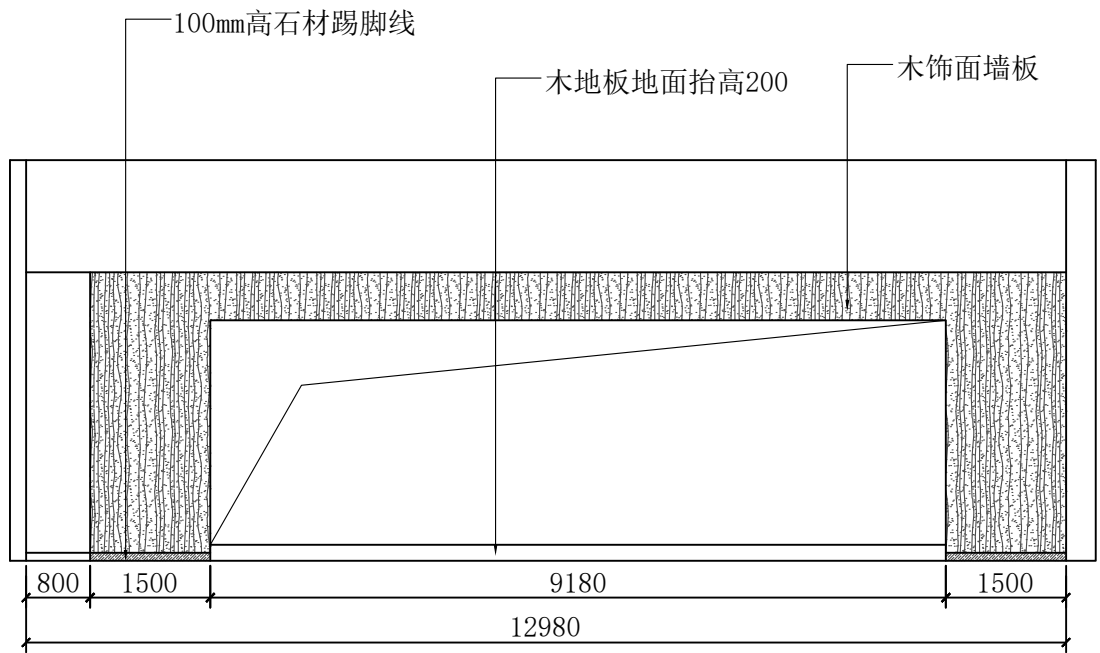

5立面图



中誉恒信工程咨询有限公司  
ZHONGYUHENGIN ENGINEERING CONSULTING CO.,LTD

建筑行业（建筑工程）	甲级
城乡规划编制	乙级
市政行业（排水 给水 道路 桥梁）	乙级
风景园林工程设计专项	乙级
人防工程	乙级
工程勘察专业类	乙级
农林行业	乙级

联系电话：0371-58576067  
备 注：

设计签字栏			
审 定 人			
审 核 人			
项目负责人			
专业负责人			
校 对 人			
设 计 人			
制 图 人			

会签栏			
建 筑		结 构	
给 排 水		电 气	
暖 通			

建设单位

项目名称

山西省晋城市人民检察院技楼楼修缮工程

子项名称

图纸名称

一层至九层吊节点图

单位出图章

执业注册章

工程编号			
阶 段		图 别	
版 次		日 期	2026.3
比 例		图 号	ZS-97

图纸未加盖本院出图章及设计注册章无效

过道吊顶节点图

一层大厅吊顶节点图

一层会议室吊顶节点图

三层接待室吊顶节点图

四层道德讲堂吊顶节点图

五层图书室吊顶节点图

六层网管中心吊顶节点图

七层会议室吊顶节点图

八层书法区吊顶节点图

九层会议室吊顶节点图

九层会议室舞台吊顶节点图


普通办公室吊顶节点图

中央空调办公室吊顶节点图


中央空调吊顶检修口做法

会议室窗帘盒做法大样图




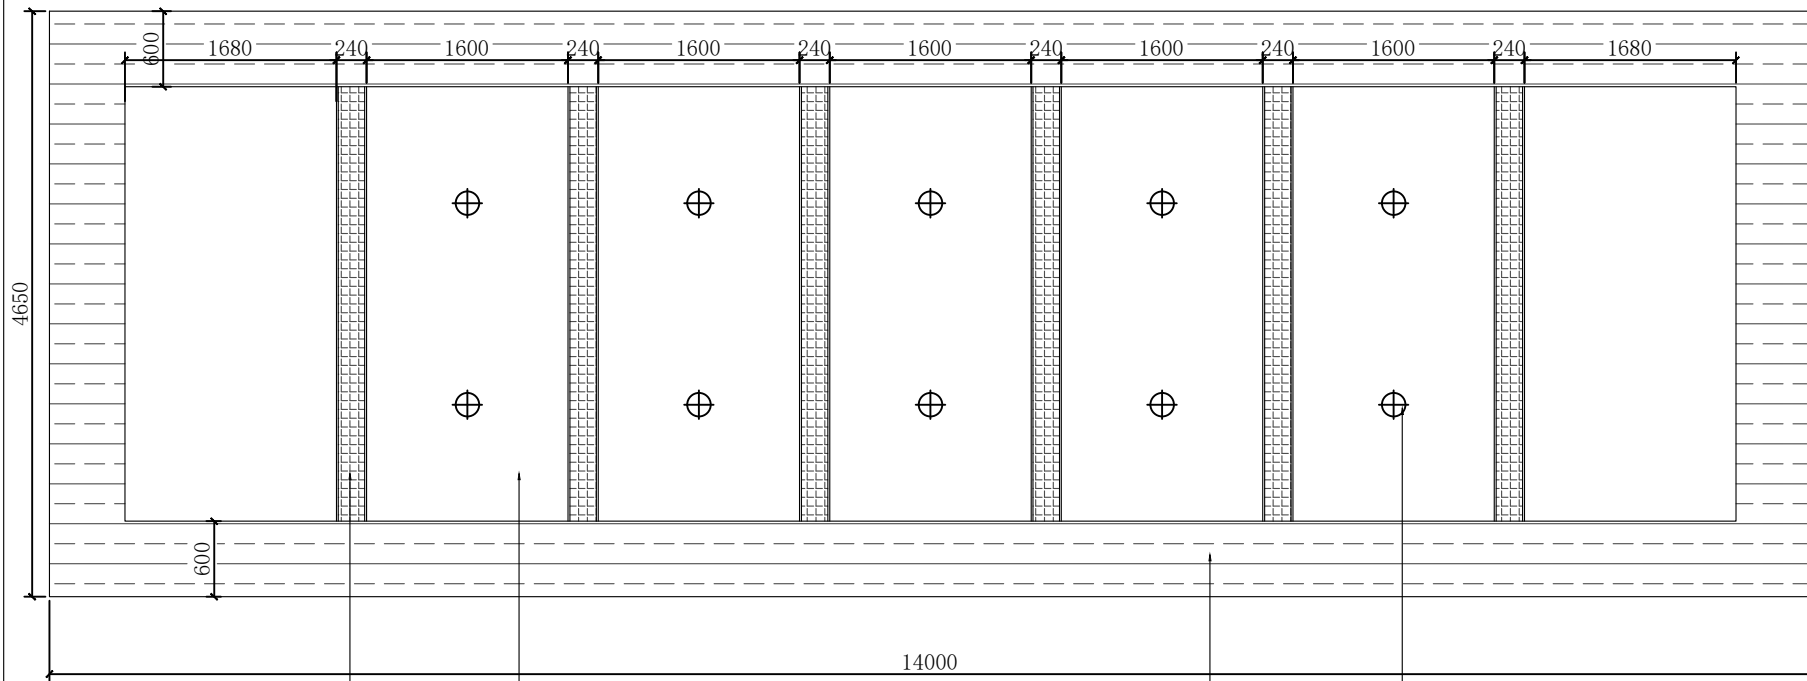

外立面雨棚俯视图

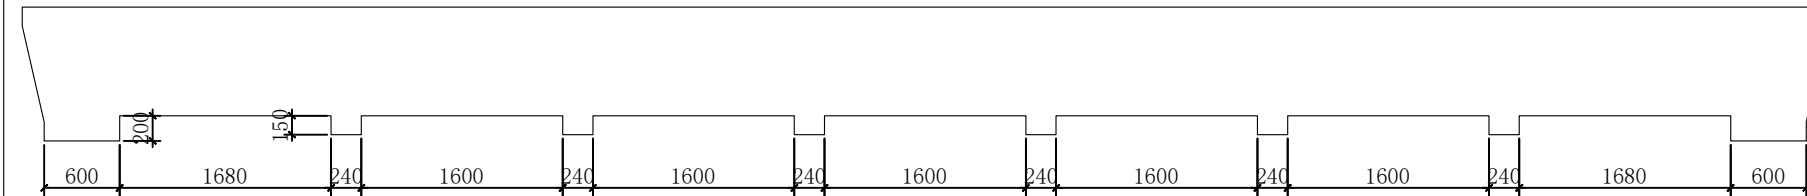

外立面雨棚正视图

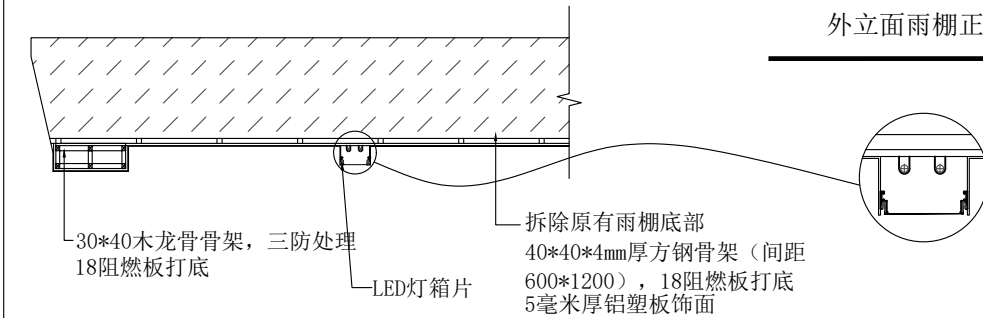

外立面雨棚剖面图



中誉恒信工程咨询有限公司  
ZHONGYU HENGXIN ENGINEERING CONSULTING CO., LTD

建筑行业（建筑工程）	甲级
城乡规划编制	乙级
市政行业（排水 给水 道路 桥梁）	乙级
风景园林工程设计专项	乙级
人防工程	乙级
工程勘察专业类	乙级
农林行业	乙级

联系电话：0371-58576067  
备 注：

设计签字栏			
审 定 人			
审 核 人			
项目负责人			
专业负责人			
校 对 人			
设 计 人			
制 图 人			

会签栏			
建 筑		结 构	
给排水		电 气	
暖通			

建设单位

项目名称

山西省晋城市人民检察院技侦楼修缮工程

子项名称

图纸名称


入户大厅外立面雨棚详图

单位出图章


执业注册章

工程编号		图 别	
阶 次		日 期	2026.3
比 例		图 号	ZS-98



图纸未加盖本院出图章及设计注册章无效

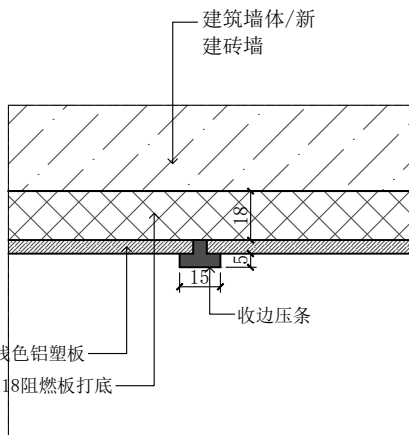


墙板大样图

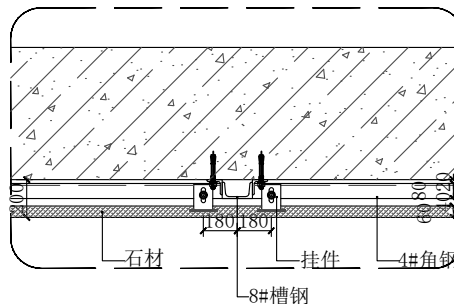


一层大厅、九层过道干挂石材大样图

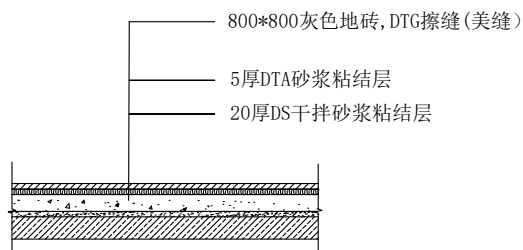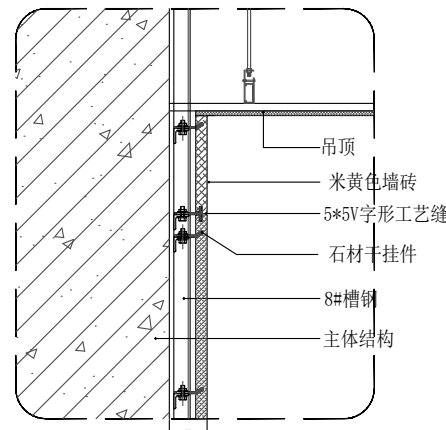


地面做法节点图

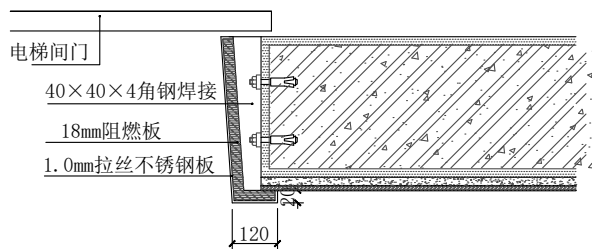

电梯不锈钢门套大样图

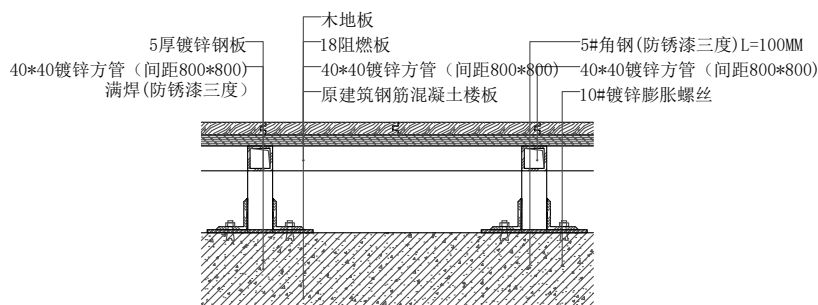

九层舞台地面抬高做法节点图

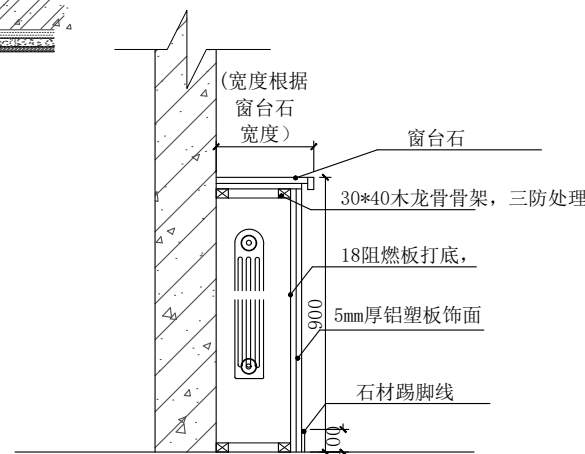

暖气罩大样图



中誉恒信工程咨询有限公司  
ZHONGYUENGXIN ENGINEERING CONSULTING CO.,LTD

建筑行业（建筑工程）	甲级
城乡规划编制	乙级
市政行业（排水 给水 道路 桥梁）	乙级
风景园林工程设计专项	乙级
人防工程	乙级
工程勘察专业类	乙级
农林行业	乙级

联系电话：0371-58576067  
备注：

设计签字栏			
审 定 人		签字	
审 核 人		签字	
项目负责人			
专业负责人		签字	
校 对 人		签字	
设 计 人		签字	
制 图 人		签字	
会签栏			
建 筑		结 构	
给 排 水		电 气	
暖 通			

建设单位

项目名称

山西省晋城市人民检察院技侦楼修缮工程

子项名称

图纸名称


墙面节点大样图

单位出图章


执业注册章

工程编号		图 别	
阶 段		日 期	2026.3
版 次		图 号	ZS-99
比 例			


图纸未加盖本院出图章及设计注册章无效

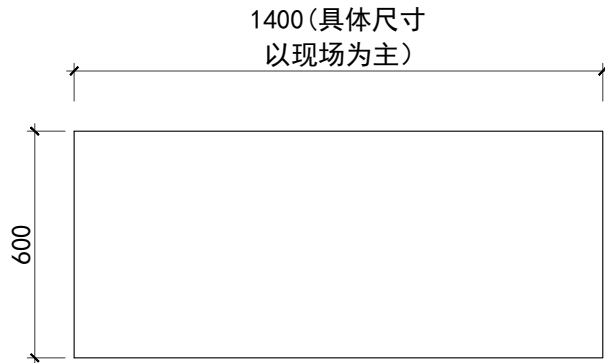


吧台俯视图

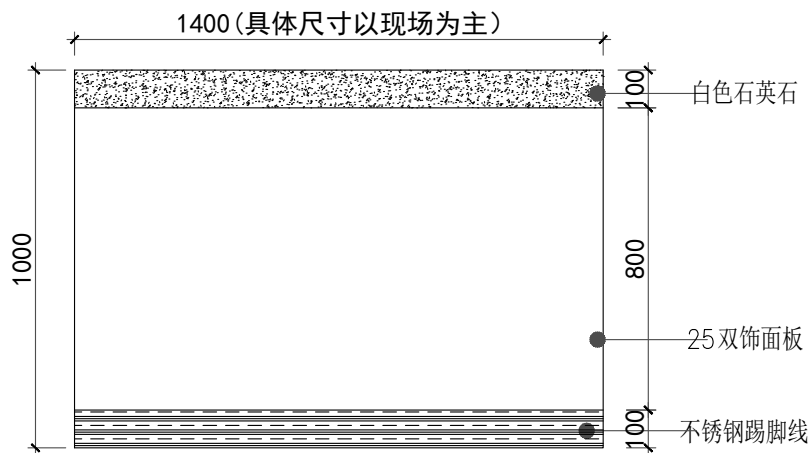

吧台正视图

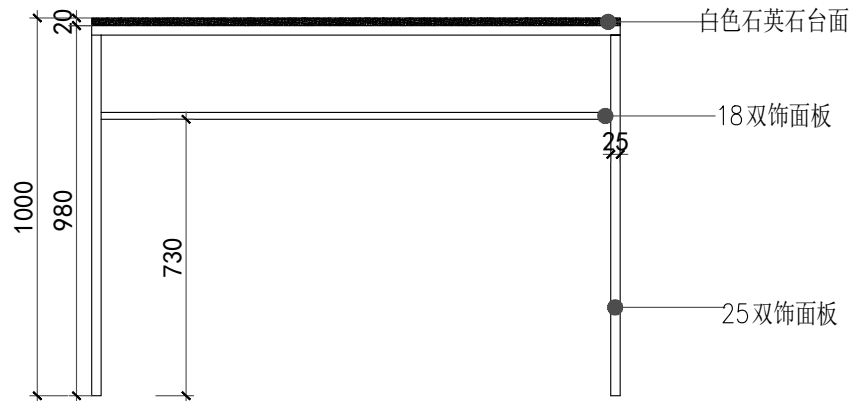

吧台背视图

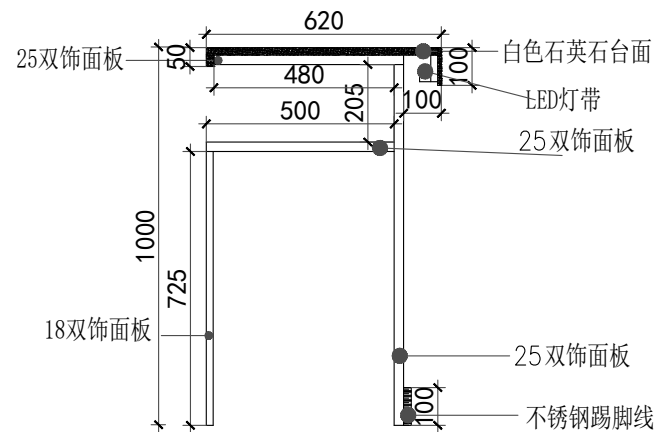

吧台剖面图



中誉恒信工程咨询有限公司  
ZHONGYUHENXIN ENGINEERING CONSULTING CO.,LTD

建筑行业（建筑工程）	甲级
城乡规划编制	乙级
市政行业（排水 给水 道路 桥梁）	乙级
风景园林工程设计专项	乙级
人防工程	乙级
工程勘察专业类	乙级
农林行业	乙级

联系电话：0371-58576067  
备注：

设计签字栏				
审 定 人				
审 核 人				
项目负责人				
专业负责人				
校 对 人				
设 计 人				
制 图 人				

会签栏				
建 筑		结 构		
给排水		电 气		
暖通				

建设单位

项目名称

山西省晋城市人民检察院技侦楼修缮工程

子项目名称

图纸名称

传达室吧台大样图

单位出图章

执业注册章

工程编号			
阶 段		图 别	
版 次		日 期	2026.3
比 例		图 号	ZS-100

图纸未加盖本院出图章及设计注册章无效