



新疆原创城市设计
研究(院)有限公司

Original Create Urban Design Research
(Institute) Co.,Ltd.Xinjiang China

地址：新疆昌吉市西外环路全优农资市场二号楼5楼
邮编：831100
TEL:0994-2528261
FAX:0994-2528103
Xinjiang Changji West Waihuan Straight-a
Agricultural Materials Market 2, 5 Floor

资质证书：
建筑行业：建筑工程 甲级 证书编号：A165003922
城市规划：新自资规乙字22650011
风景园林：乙级 证书号：A265003929
市政行业：（给水、排水、热力、道路工程）丙级
电力行业：（送电工程、变电工程）丙级
证书编号：A265003929
工程咨询： 工咨丙1362012004 丙级

项目名称 PROJECT
奇台县第五小学育馨楼、书馨楼暖气管网及德馨楼、
芳馨楼、多功能厅消防管网设施改造维修项目

子项目名称 PROJECT
消防管网及设施维修


建设单位 CLIENT
奇台县第五小学

盖章 SEAL

制 图 DRAWN	计算机签名	本人签名
	BY 朱文君	朱文君
设 计 DESIGNED	BY 朱文君	朱文君
	专业负责 CHIEF 陈 萍	陈 萍
校 对 CHECKED	BY 林薛艳	林薛艳
审 核 VERIFIED	BY 肖永常	肖永常
	审 定 APPROVED	BY 肖永常

图名DRAWING TITLE
做法及大样

项目编号 PROJECT NO	HT-YC2026C-015-04	阶 段 STATUS	施工图
图 别 DISCIPLINE	电 气	图 号 DRAWING NO	08 / 11
比 例 SCALE	1:100	出图日期 DATE	2026.04

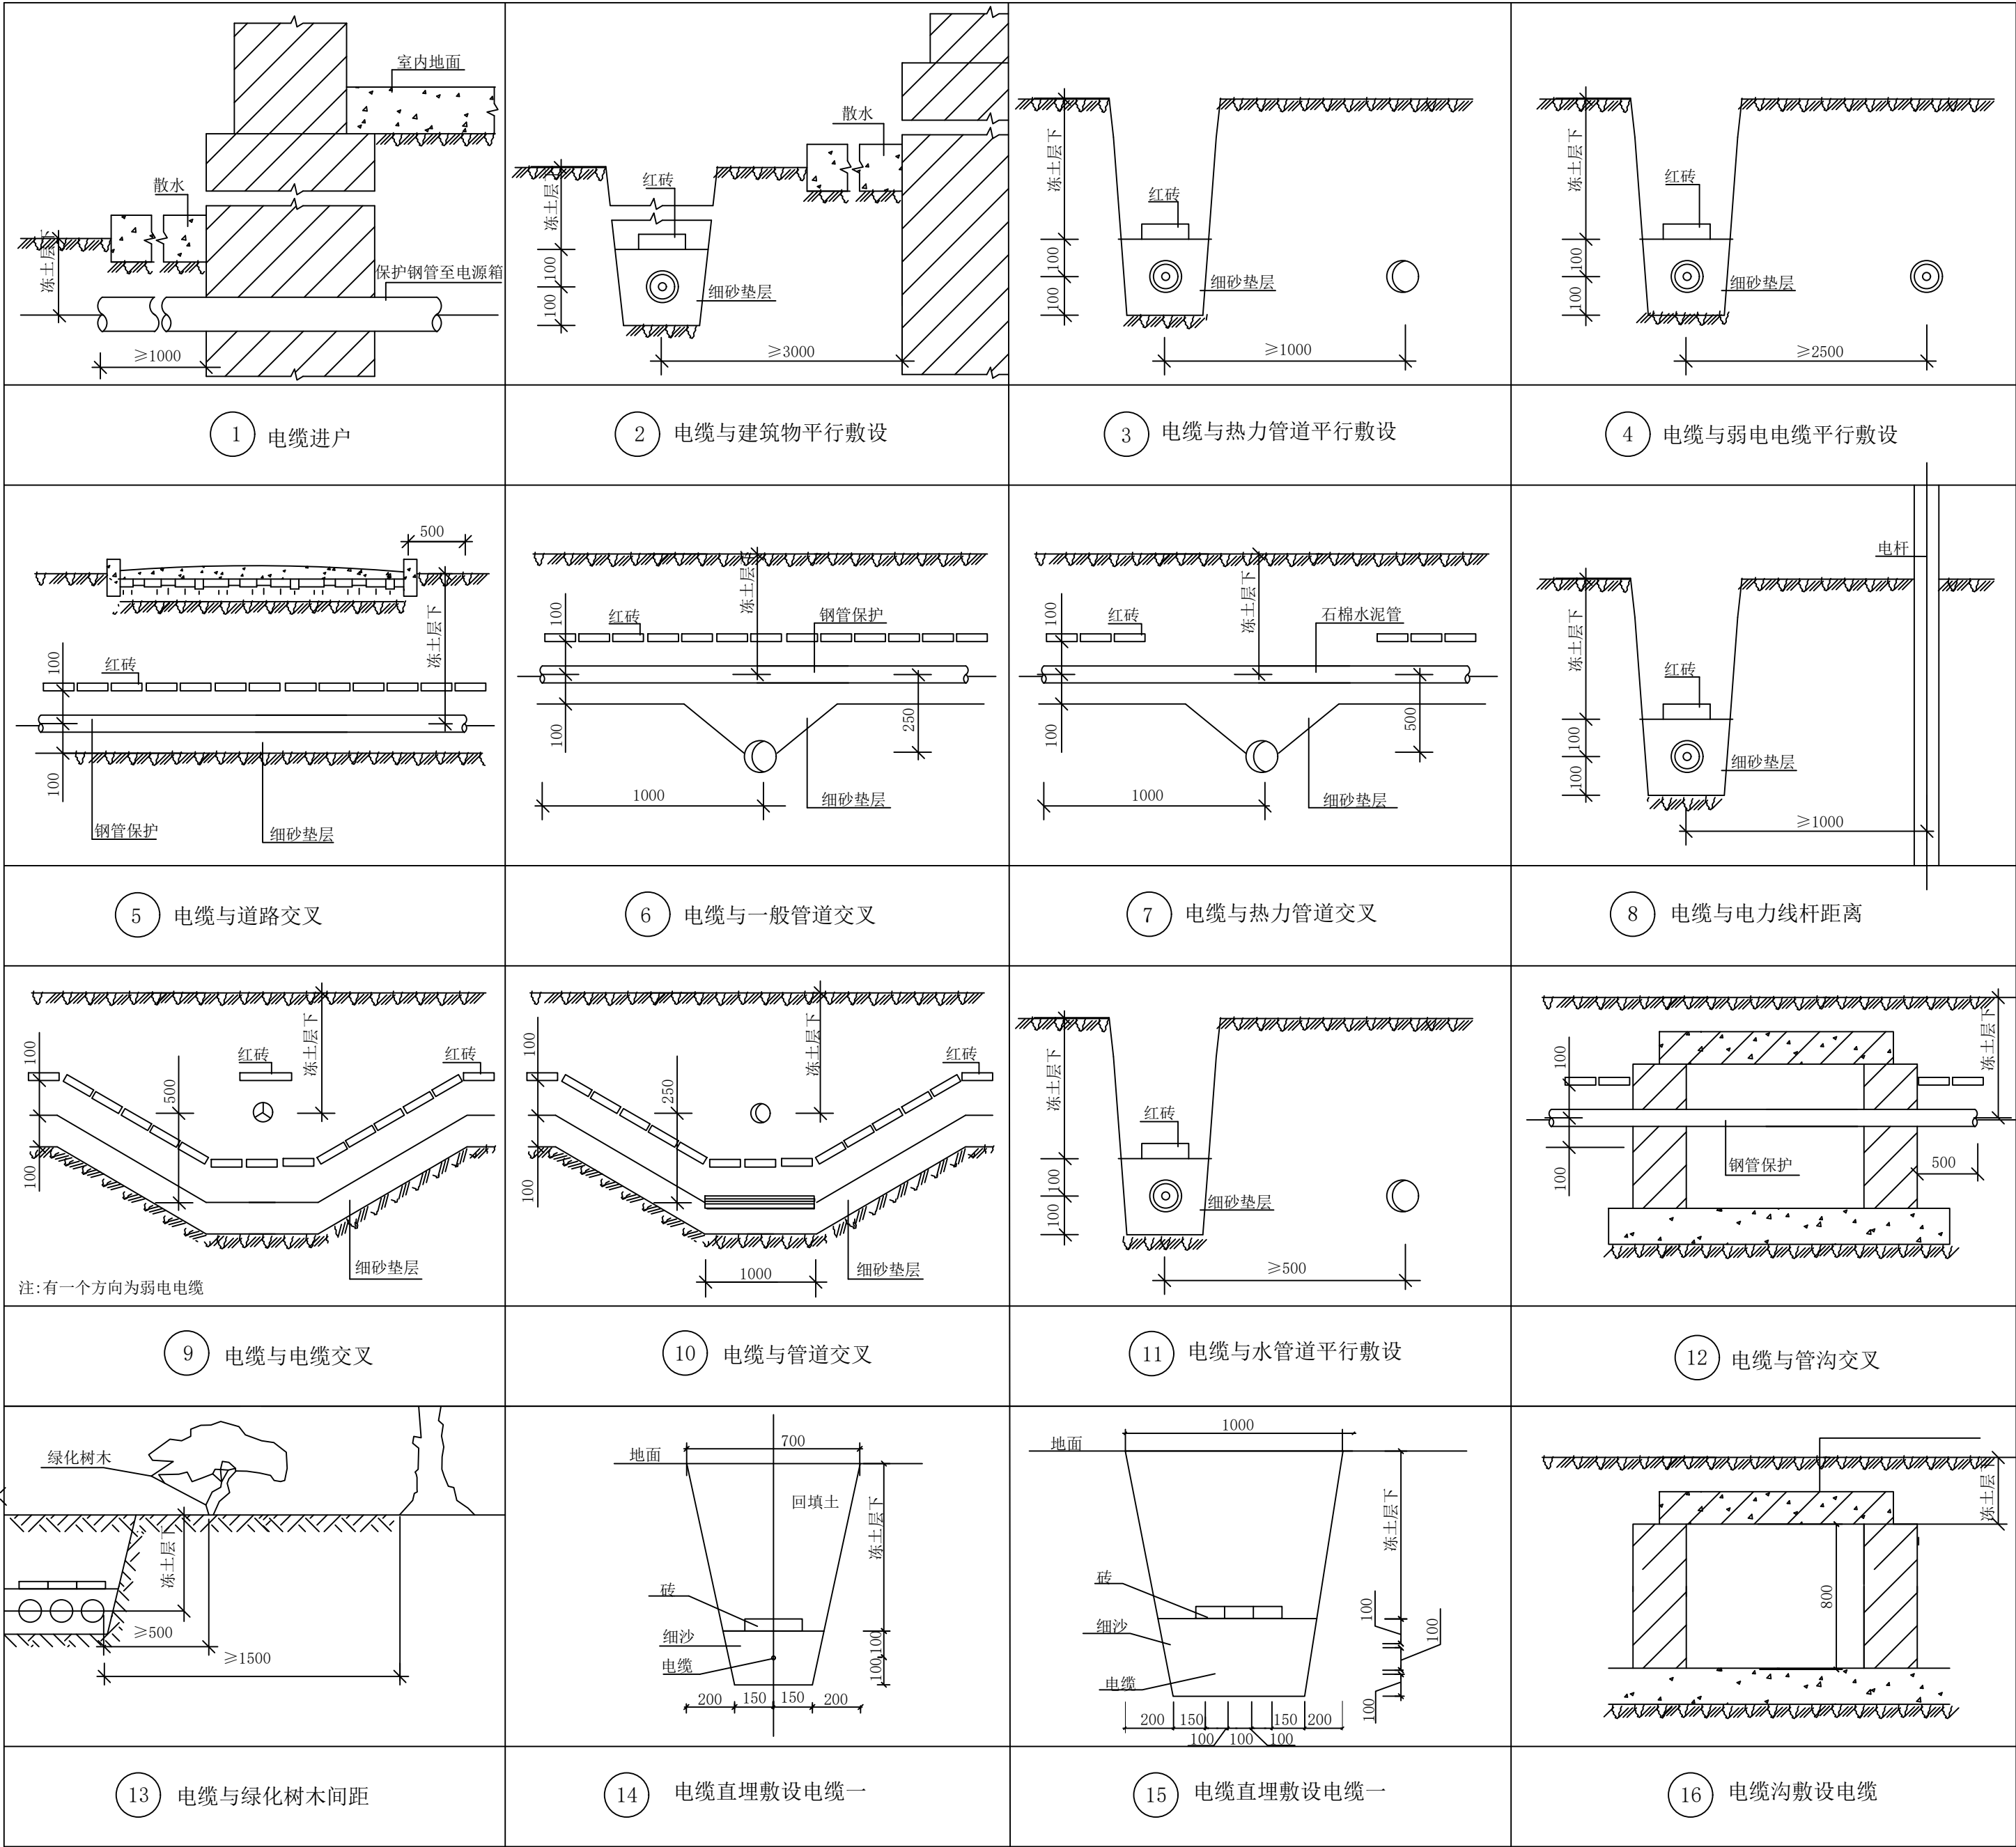

直接埋地敷设的电缆与各种设施的最小净距示意图

注：具体详见图集号新12D3-A14-A18页