

电缆保护管直埋敷设示意图1(根据平面选择相应敷设大样，冻土层深度以本地区为准)



新疆原创城市设计  
研究(院)有限公司

Original Create Urban Design Research  
(Institute) Co.,Ltd.Xinjiang China

地址: 新疆昌吉市西外环路全优农资市场二号楼5楼  
邮编: 831100  
TEL:0994-2528261  
FAX:0994-2528103

Xinjiang Changji West Waihuan Straight-a  
Agricultural Materials Market 2, 5 Floor

资质证书:  
建筑行业: 建筑工程 甲级 证书编号: A165003922  
城市规划: 新自资规乙字22650011  
风景园林: 乙级 证书号: A265003929  
市政行业: (给水、排水、热力、道路工程) 丙级  
电力行业: (送电工程、变电工程) 丙级  
证书编号: A265003929  
工程咨询: 工咨丙1362012004 丙级

项目名称 PROJECT  
奇台县第五小学育馨楼、书馨楼暖气管网及德馨楼、  
芳馨楼、多功能厅消防管网设施改造维修项目

子项目名称 PROJECT  
消防管网及设施维修


建设单位 CLIENT  
奇台县第五小学

盖章 SEAL

制 图 DRAWN	计算机签名	本人签名
	朱文君	朱文君
设 计 DESIGNED	朱文君	朱文君
	陈 萍	陈 萍
专业负责 CHIEF	陈 萍	陈 萍
校 对 CHECKED	林薛艳	林薛艳
审 核 VERIFIED	肖永常	肖永常
审 定 APPROVED	肖永常	肖永常

图名DRAWING TITLE  
做法及大样

项目编号 PROJECT NO	HT-YC2026C-015-04	阶 段 STATUS	施工图
图 别 DISCIPLINE	电 气	图 号 DRAWING NO	09 / 11
比 例 SCALE	1:100	出图日期 DATE	2026.04

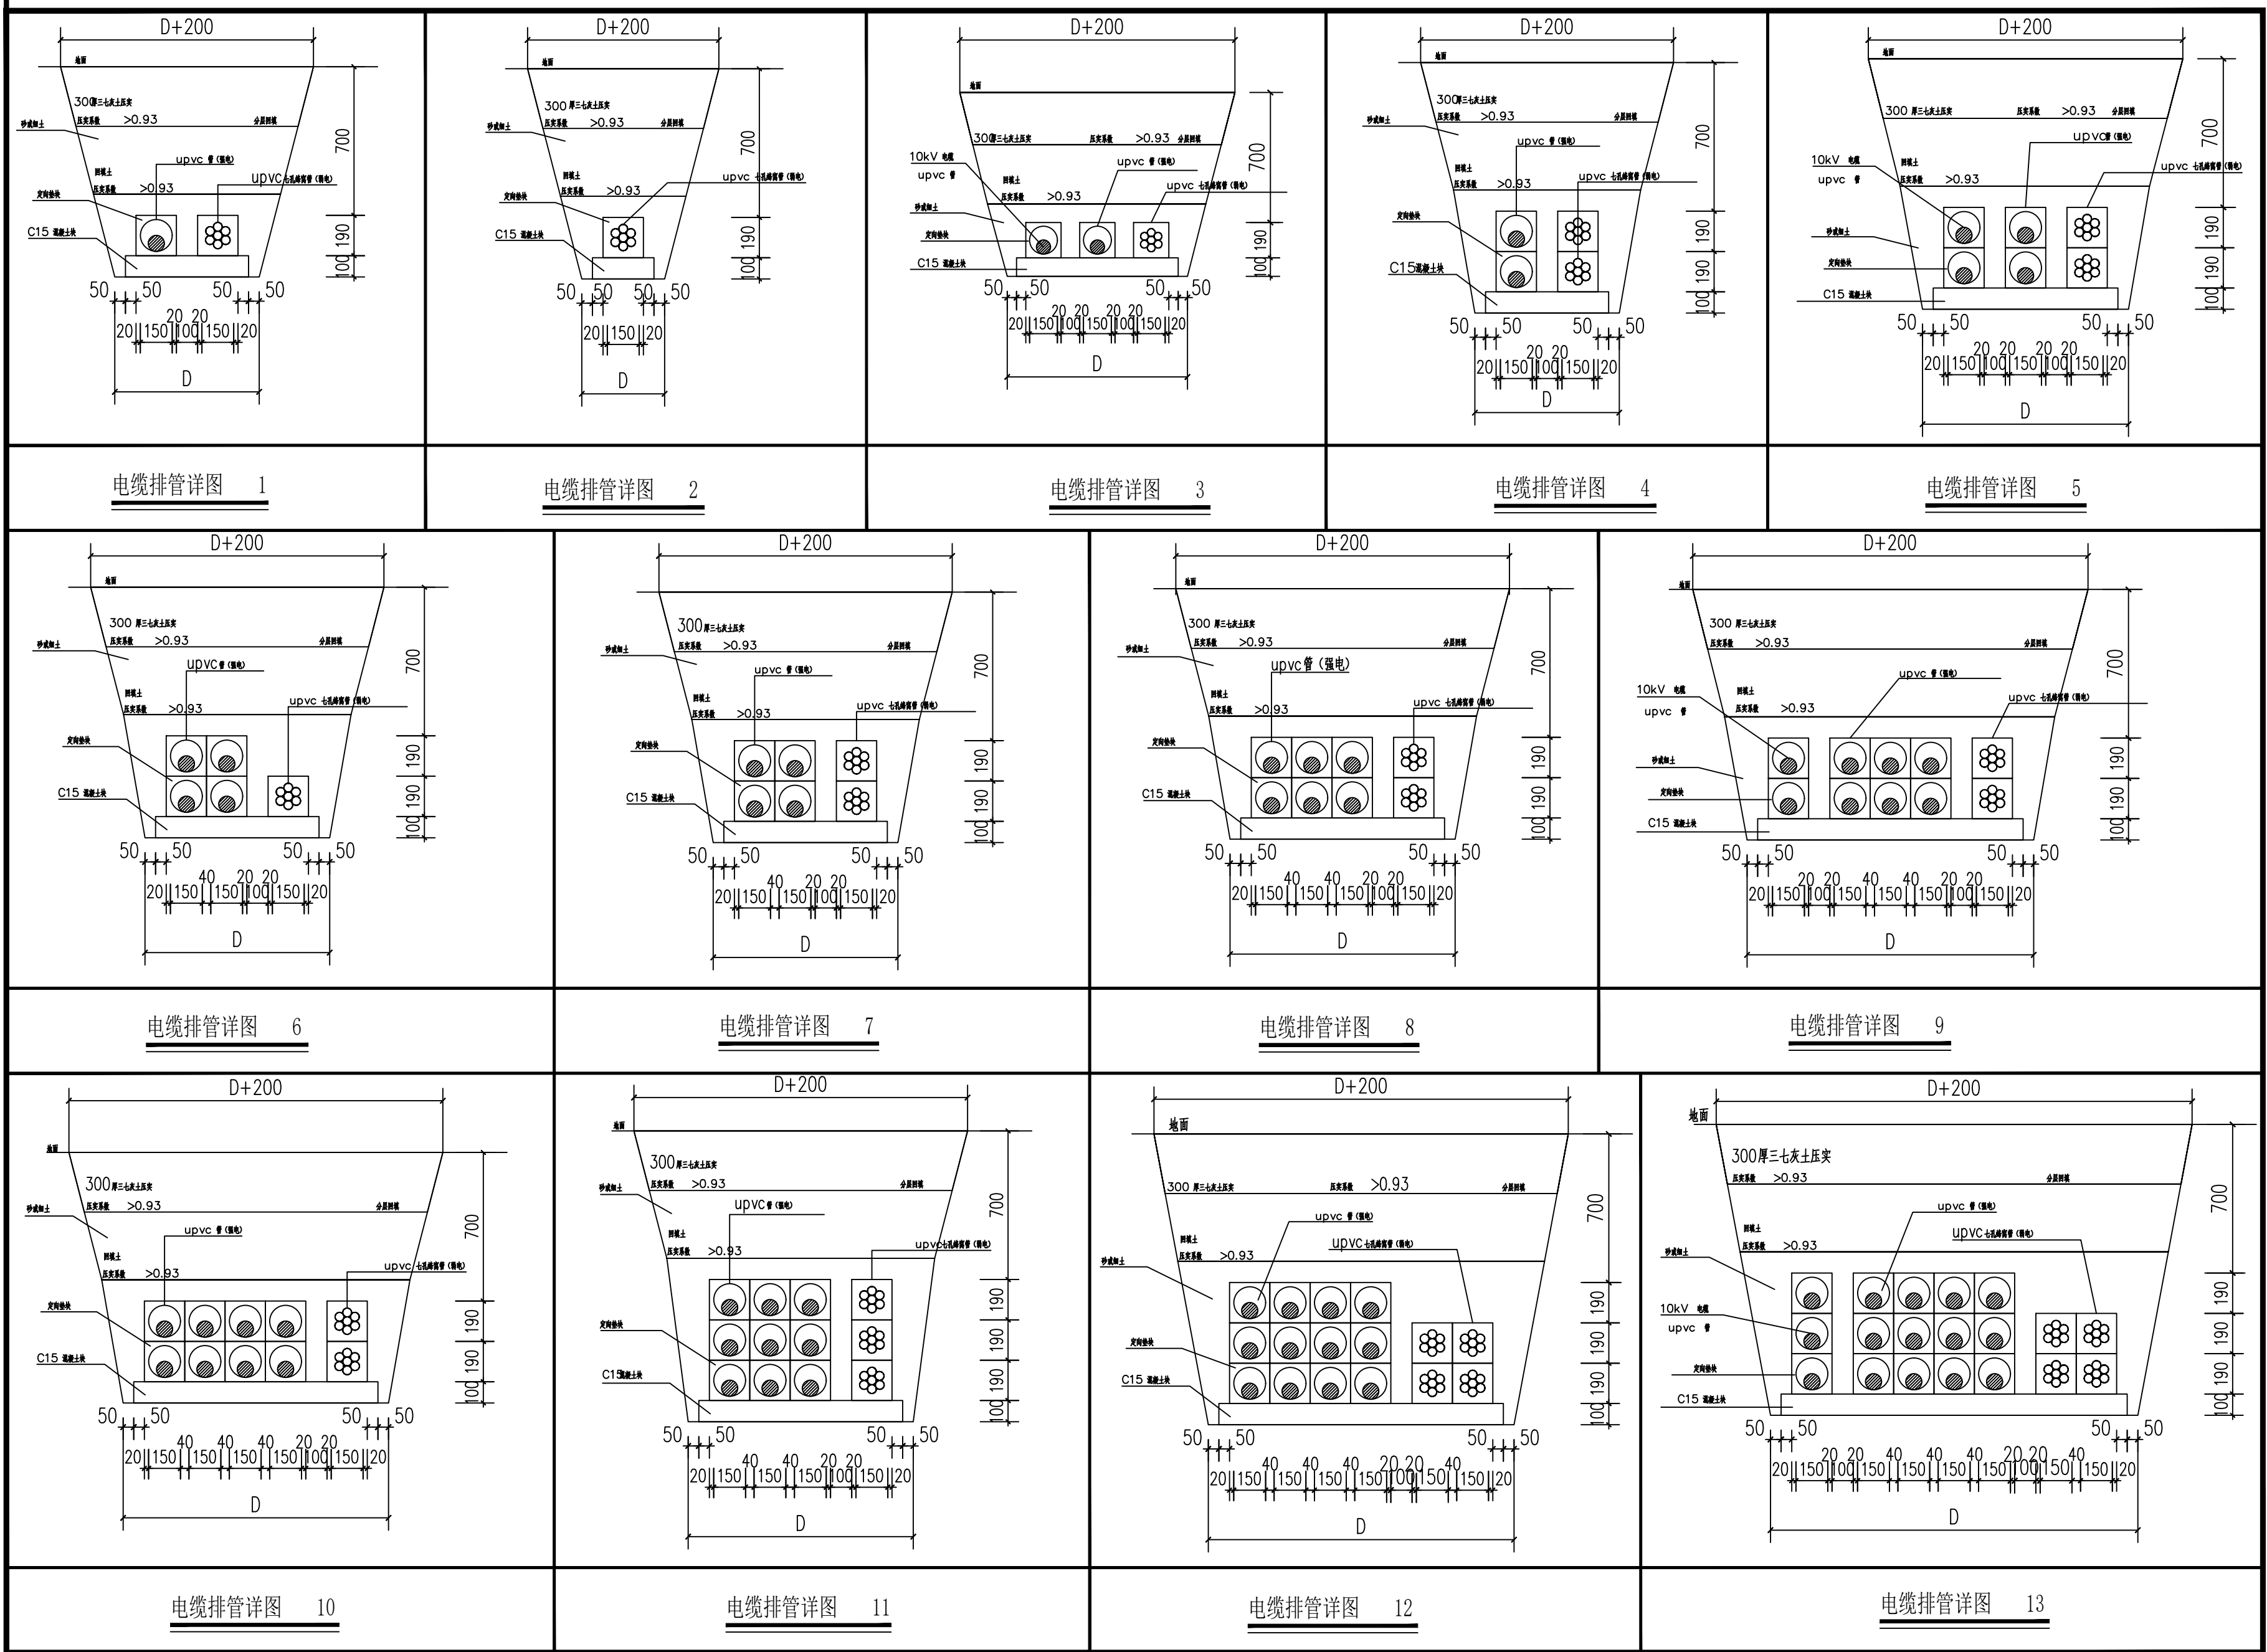

电缆排管详图 1

电缆排管详图 2

电缆排管详图 3

电缆排管详图 4

电缆排管详图 5

电缆排管详图 6

电缆排管详图 7

电缆排管详图 8

电缆排管详图 9

电缆排管详图 10

电缆排管详图 11

电缆排管详图 12

电缆排管详图 13