



新疆原创城市设计  
研究(院)有限公司

Original Create Urban Design Research  
(Institue) Co,Ltd.Xinjiang China

地址：新疆昌吉市西外环路全优农资市场二号楼5楼  
邮编：831100  
TEL:0994-2528261  
FAX:0994-2528103  
**Xinjiang Changji West Waihuan Straight-a  
Agricultural Materials Market 2, 5 Floor**  
资质证书：  
建筑行业：建筑工程 甲级 证书编号：A165003922  
城市规划：新自资规乙字22650011  
风景园林：乙级 证书号：A265003929  
市政行业：（给水、排水、热力、道路工程）丙级  
电力行业：（送电工程、变电工程）丙级  
证书编号： A265003929  
工程咨询： 工咨丙1362012004 丙级

项目名称 PROJECT  
奇台县第五小学有馨楼、书馨楼暖气管网及德馨楼、  
芳馨楼、多功能厅消防管网设施改造维修项目

子项目名称 PROJECT  
消防管网及设施维修


建设单位 CLIENT  
  
奇台县第五小学

盖章 SEAL


制 图 DRAWN BY	计算机签名	本人签名
	朱文君	朱文君
设 计 DESIGNED BY	朱文君	朱文君
专业负责 CHIEF	陈 萍	陈 萍
校 对 CHECKED BY	林薛艳	林薛艳
审 核 VERIFIED BY	肖永常	肖永常
审 定 APPROVED BY	肖永常	肖永常

图名DRAWING TITLE  
地下室火灾自动报警平面图

项目编号 PROJECT NO	HT-YC2026C-015-04	阶 段 STATUS	施工图
图 别 DISCIPLINE	电 气	图 号 DRAWING NO	04 / 06
比 例 SCALE	1:100	出图日期 DATE	2026.04

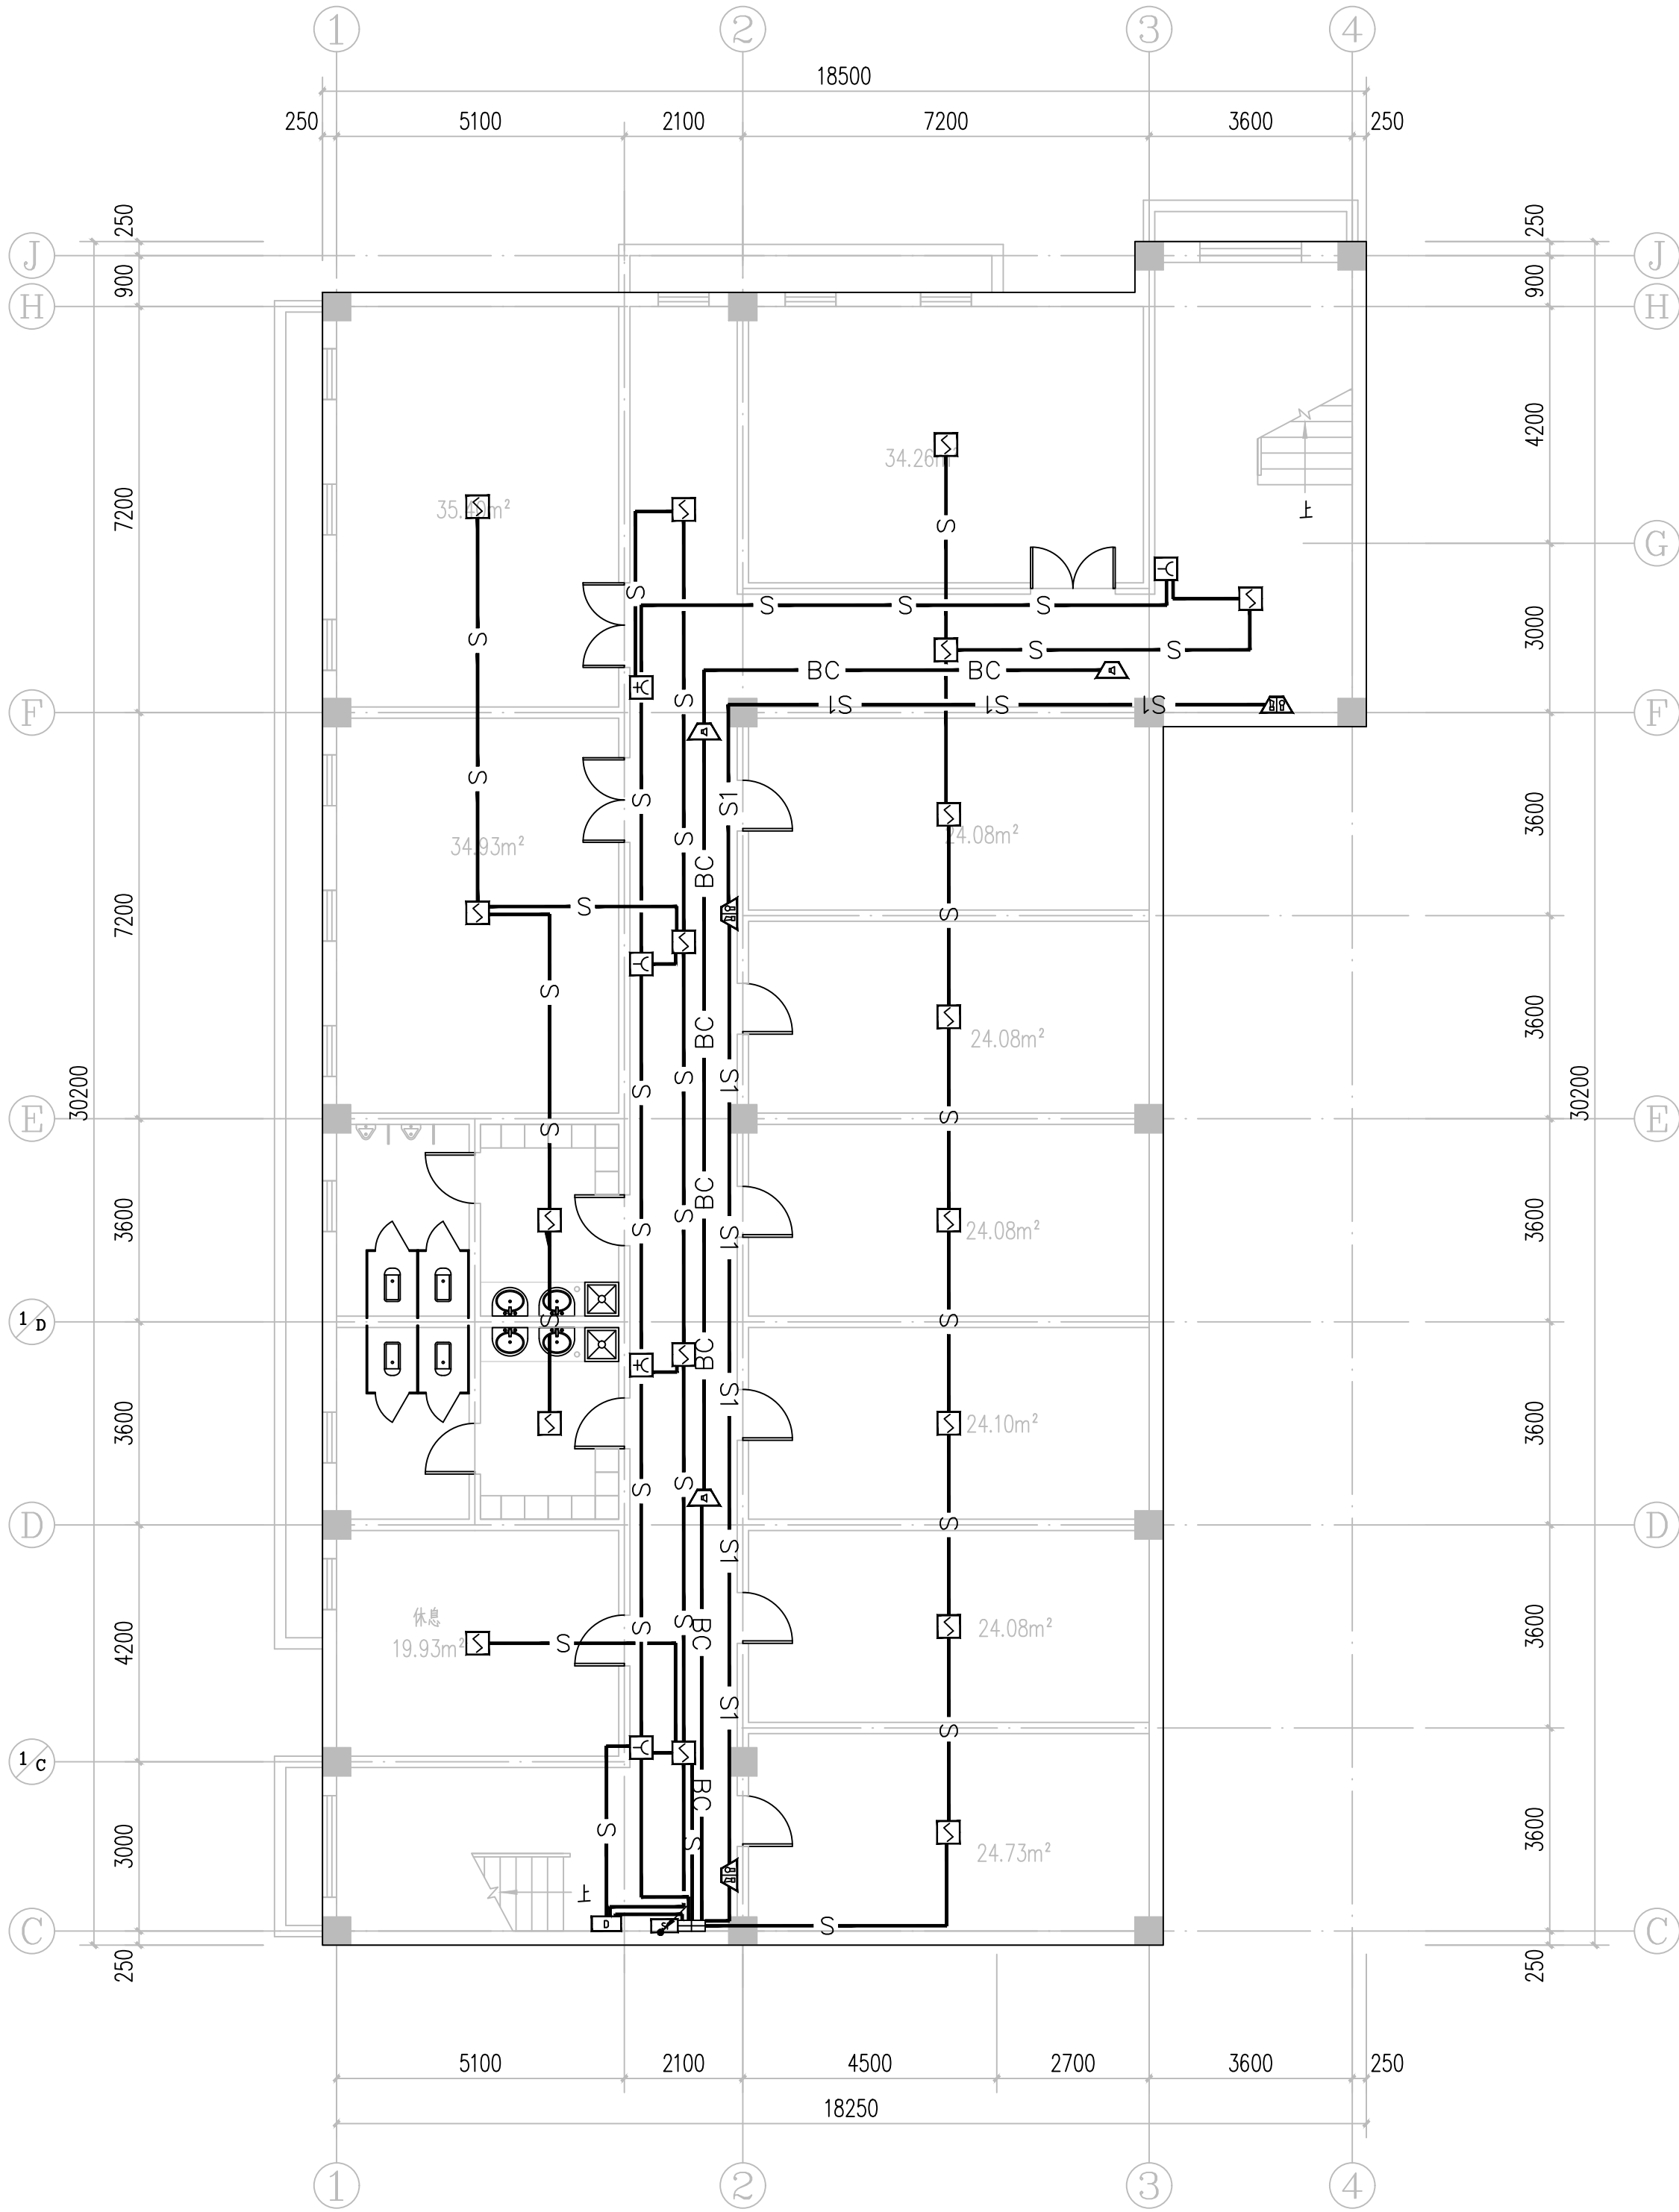

地下室火灾自动报警平面图 1:100

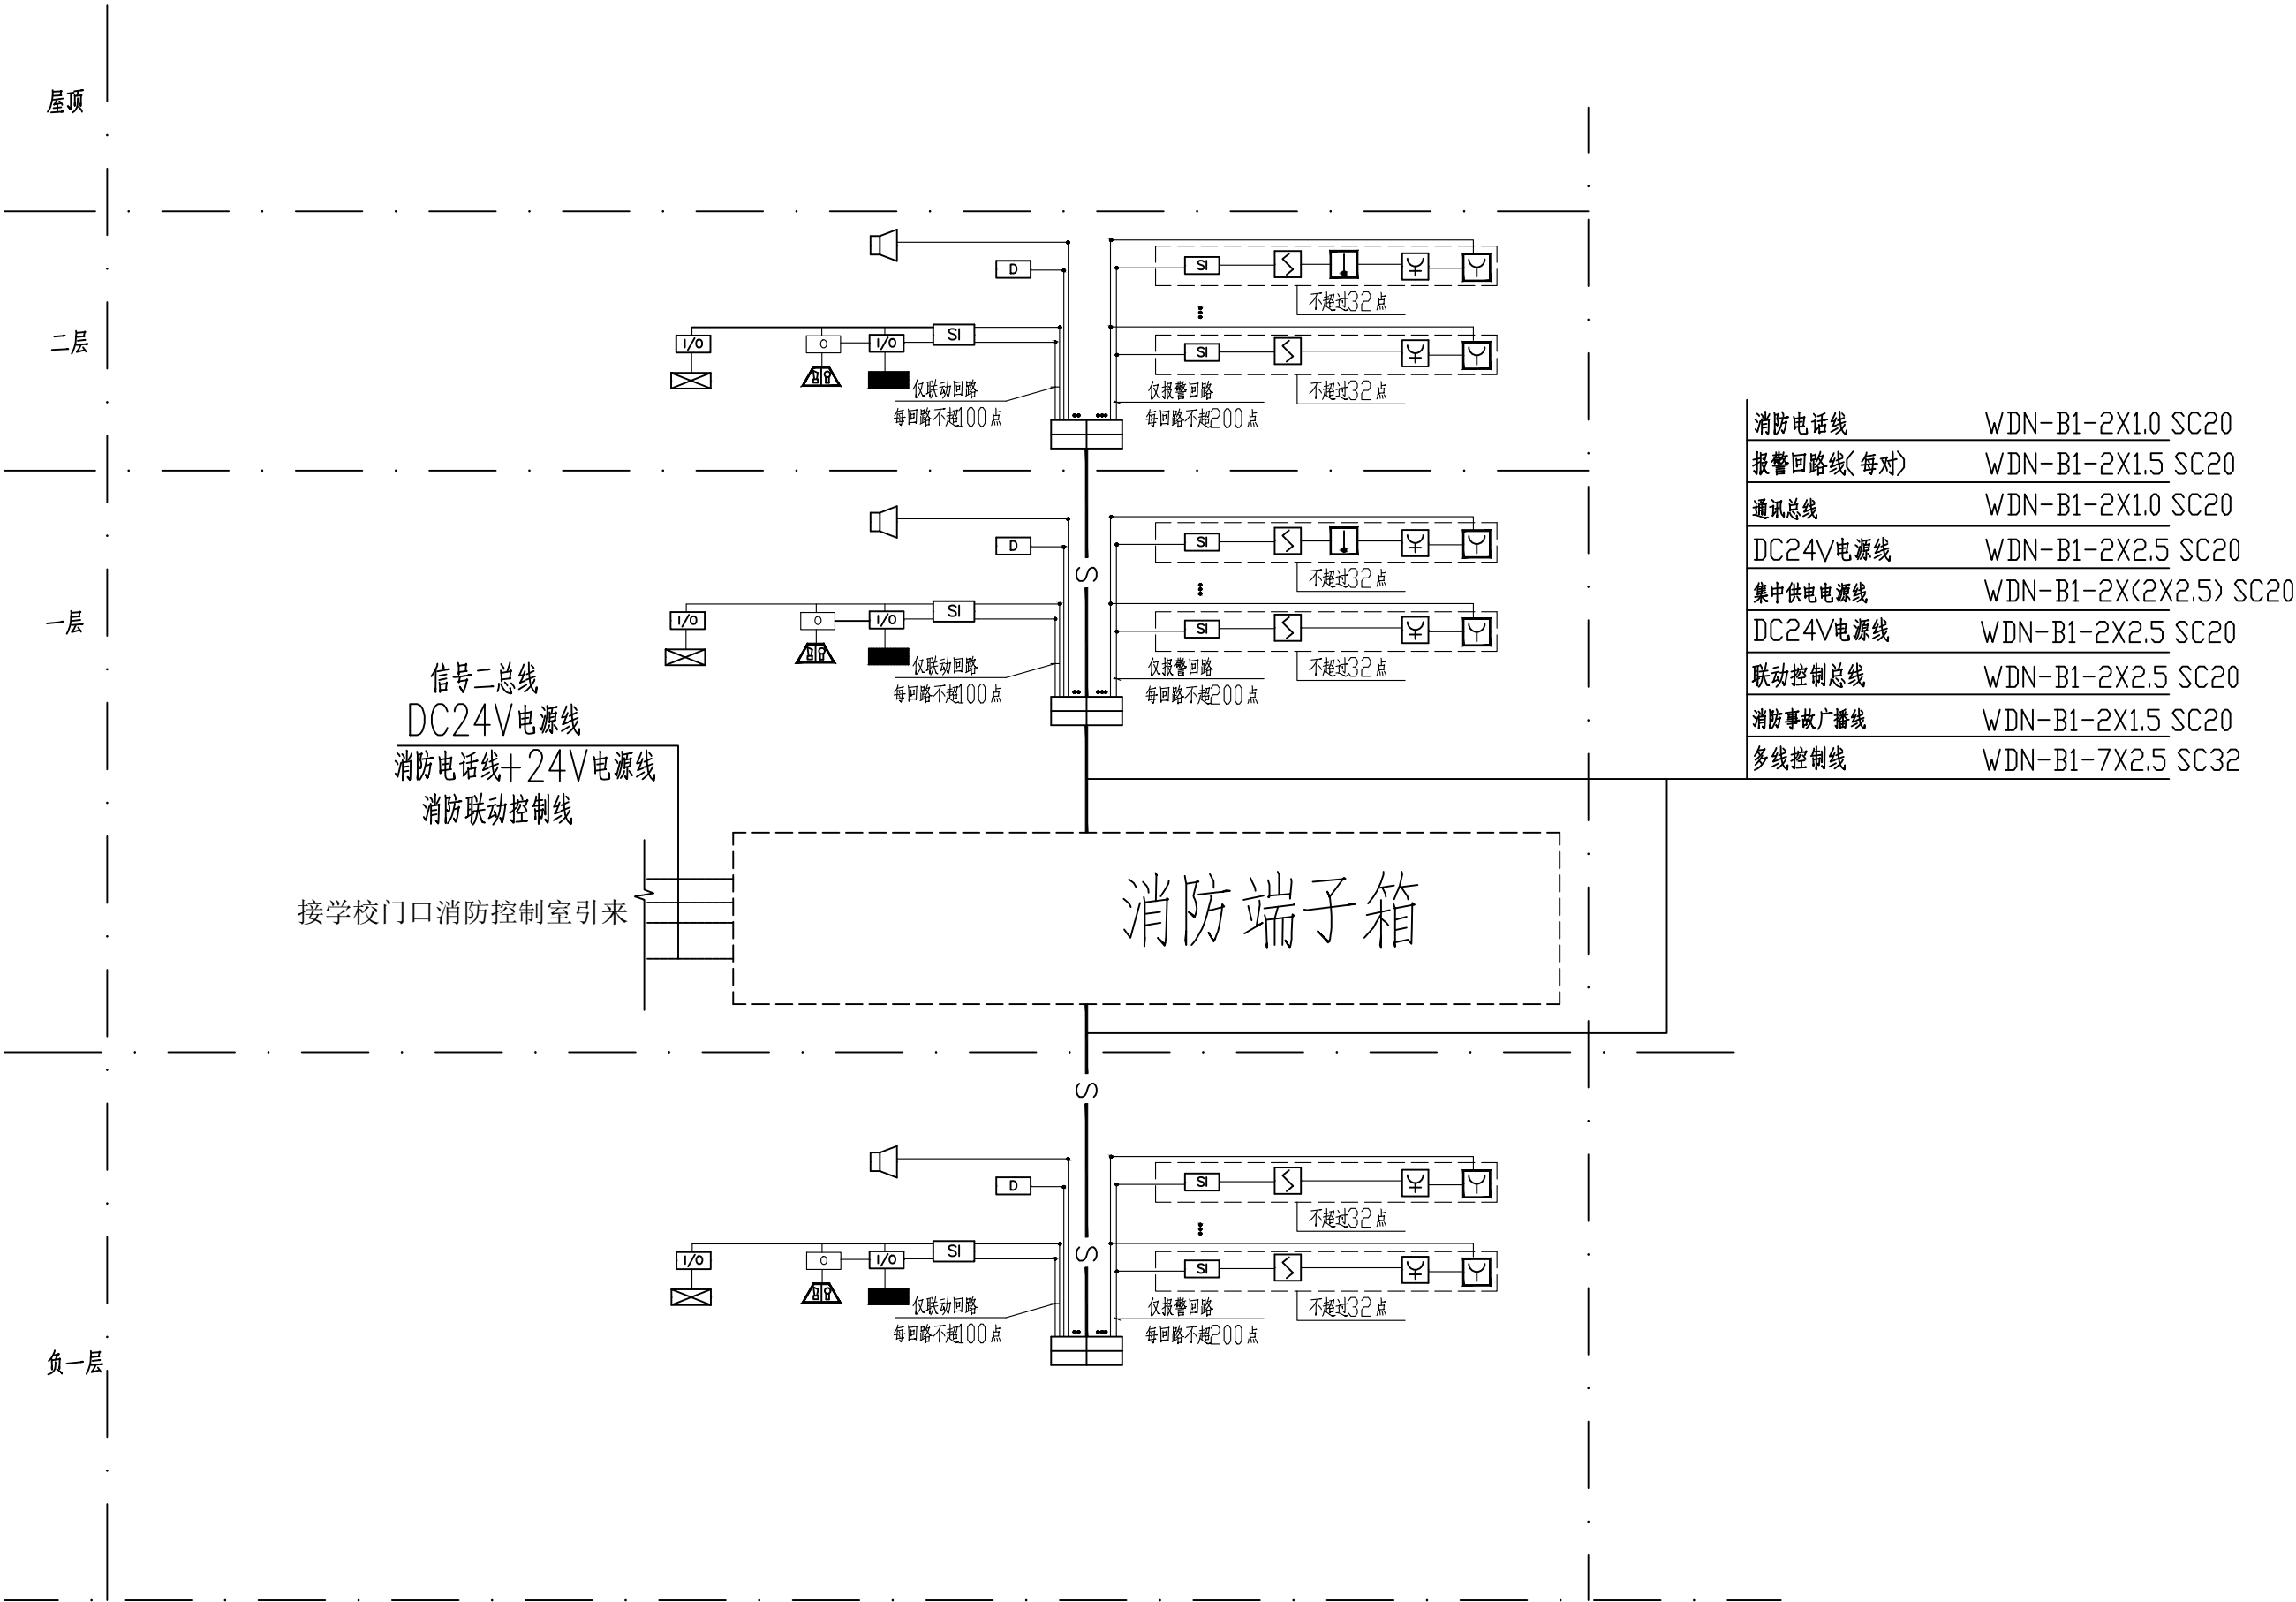

火灾自动报警及消防联动控制系统图

火灾自动报警控制器自带UPS电源（应急时间180分钟）  
消防广播线、消防电话通讯线、控制线与消防信号线各自穿钢管刷防火涂料敷设  
本工程消防控制室已建，具体位置详建筑总平面。  
系统总线上设置总线短路隔离器，每只总线短路隔离器保护的火灾探测器、手动火灾报警按钮和模块等消防设备的总数不得超过32点，总线穿越防火分区时，在穿越处设置总线短路隔离器。  
本工程未集中设置的模块附近应有尺寸不小于100mmX100mm的标识。