



新疆原创城市设计
研究(院)有限公司

Original Create Urban Design Research
(Institue) Co.Ltd.Xinjiang China

地址：新疆昌吉市西外环路全优农资市场二楼5楼
邮编：831100
TEL:0994-2528261
FAX:0994-2528103
**Xinjiang Changji West Waihuan Straight-a
Agricultural Materials Market 2, 5 Floor**
资质证书：
建筑行业：建筑工程 甲级 证书编号：A165003922
城市规划：新自资规乙字22650011
风景园林：乙级 证书号：A265003929
市政行业：（给水、排水、热力、道路工程）丙级
电力行业：（送电工程、变电工程）丙级
证书编号：A265003929
工程咨询：工咨丙1362012004 丙级

项目名称 PROJECT
奇台县第五小学馨楼、书馨楼暖气管网及德馨楼、
芳馨楼、多功能厅消防管网设施改造维修项目

子项目名称 PROJECT
消防管网及设施维修


建设单位 CLIENT
奇台县第五小学

盖章 SEAL

| 制 图 DRAWN BY | 计算机签名 | 本人签名 |
|--------------------|-------|------|
| | 朱文君 | 朱文君 |
| 设 计 DESIGNED BY | 朱文君 | 朱文君 |
| 专业负责 CHIEF | 陈 萍 | 陈 萍 |
| 校 对 CHECKED BY | 林薛艳 | 林薛艳 |
| 审 核 VERIFIED BY | 肖永常 | 肖永常 |
| 审 定 APPROVED BY | 肖永常 | 肖永常 |

图名DRAWING TITLE
一层火灾自动报警平面图

| 项目编号 PROJECT NO | HT-YC2026C-015-04 | 阶 段 STATUS | 施工图 |
|--------------------|-------------------|-------------------|----------|
| 图 别 DISCIPLINE | 电 气 | 图 号 DRAWING NO | 05 / 06 |
| 比 例 SCALE | 1:100 | 出图日期 DATE | 2026. 04 |

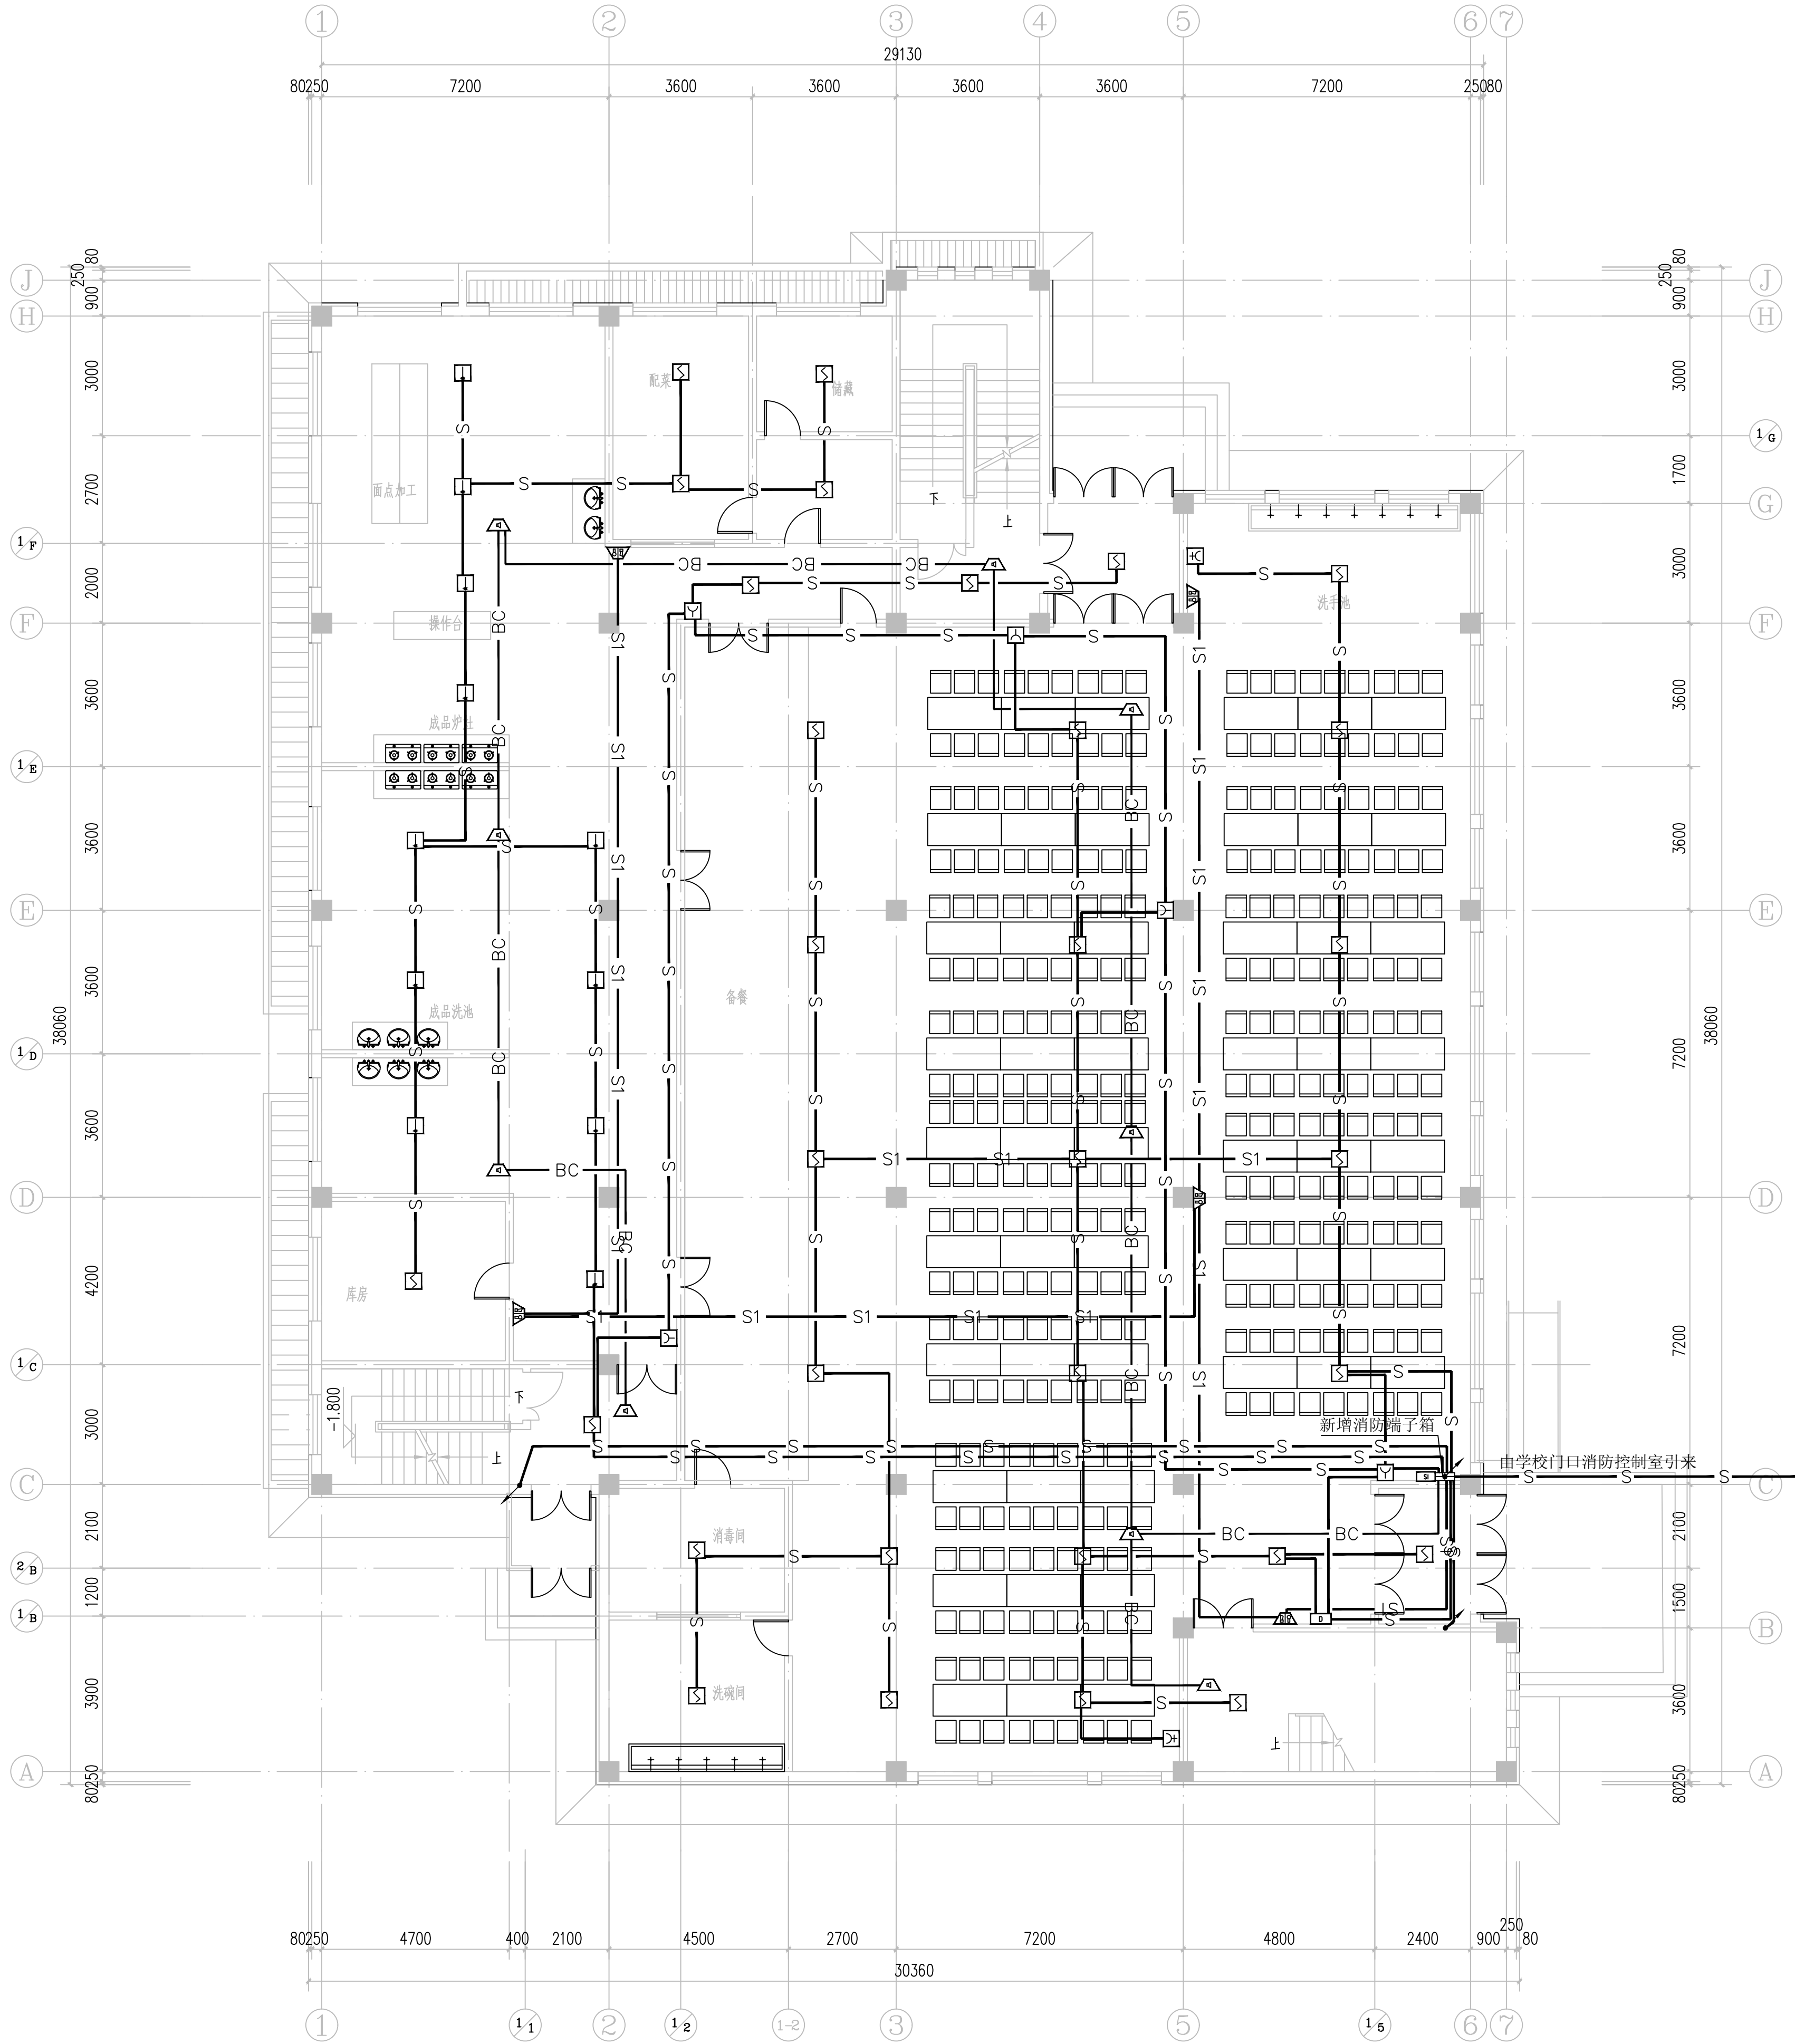

一层火灾自动报警平面图 1:100