



新疆原创城市设计  
研究(院)有限公司

Original Create Urban Design Research  
(Institute) Co.,Ltd.Xinjiang China

地址：新疆昌吉市西外环路全优农贸市场二号楼5楼  
邮编：831100  
TEL:0994-2528261  
FAX:0994-2528103  
Xinjiang Changji West Waihuan Straight-a  
Agricultural Materials Market 2, 5 Floor  
资质证书：  
建筑行业：建筑工程 甲级 证书编号：A165003922  
城市规划：新自资规乙字22650011  
风景园林：乙级 证书号：A265003929  
市政行业：（给水、排水、热力、道路工程）丙级  
电力行业：（送电工程、变电工程）丙级  
证书编号：A265003929  
工程咨询：工咨丙1362012004 丙级

项目名称 PROJECT  
奇台县第五小学有馨楼、书馨楼暖气管网及  
德馨楼、芳馨楼、多功能厅消防管网设施改造维修项目

子项目名称 PROJECT  
德馨楼（男生宿舍楼）消防改造

建设单位 CLIENT  
奇台县第五小学


盖章 SEAL

制 图 DRAWN BY	计算机签名	本人签名
	朱文君	朱文君
设 计 DESIGNED BY	计算机签名	本人签名
	朱文君	朱文君
专业负责 CHIEF	陈 萍	陈 萍
校 对 CHECKED BY	林薛艳	林薛艳
审 核 VERIFIED BY	肖永常	肖永常
审 定 APPROVED BY	肖永常	肖永常

图名 DRAWING TITLE

改造后二层应急照明平面图

项目编号 PROJECT NO	阶 段 STATUS	图 号 DRAWING NO	施 工 图
HT-YC2026C-015-02		05	
图 别 DISCIPLINE	电 气	图 号 DRAWING NO	比 例 SCALE
		10	1:100
比 例 SCALE	1:100	出图日期 DATE	2026. 03

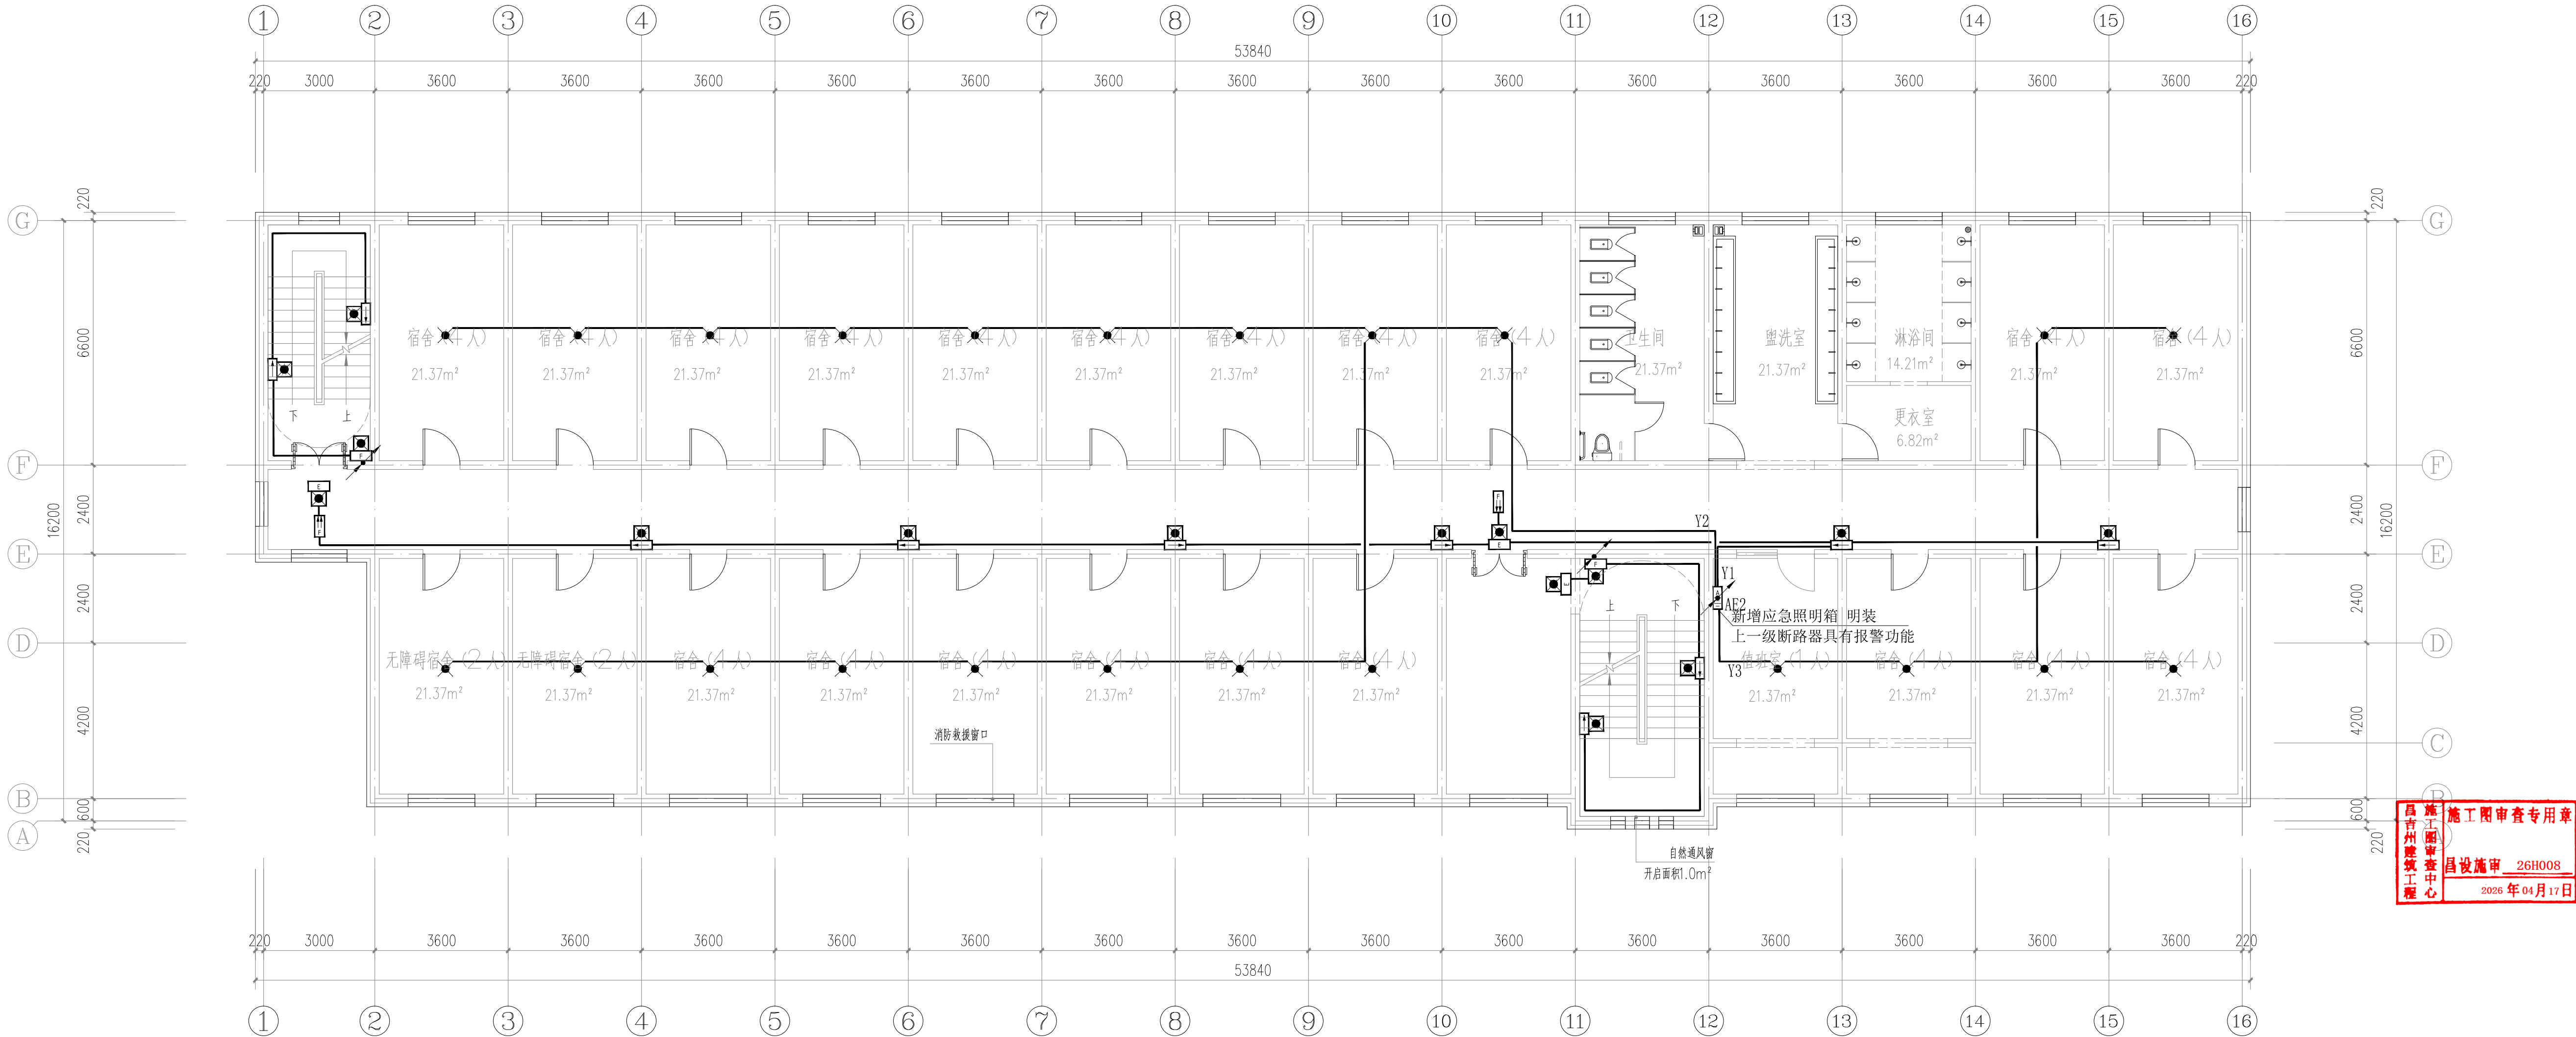

改造后二层应急照明平面图 1:100

说明：  
1、消防改造建筑面积：846.22m²