



新疆原创城市设计
研究(院)有限公司

Original Create Urban Design Research
(Institute) Co.,Ltd.Xinjiang China

地址：新疆昌吉市西外环路全优农贸市场二号楼5楼
邮编：831100
TEL:0994-2528261
FAX:0994-2528103
Xinjiang Changji West Waihuan Straight-a
Agricultural Materials Market 2, 5 Floor
资质证书：
建筑行业：建筑工程 甲级 证书编号：A165003922
城市规划：新自资规乙字22650011
风景园林：乙级 证书号：A265003929
市政行业：（给水、排水、热力、道路工程）丙级
电力行业：（送电工程、变电工程）丙级
证书编号：A265003929
工程咨询：工咨丙1362012004 丙级

项目名称 PROJECT
奇台县第五小学有馨楼、书馨楼暖气管网及
德馨楼、芳馨楼、多功能厅消防管网设施改造维修项目

子项目名称 PROJECT
德馨楼（男生宿舍楼）消防改造


建设单位 CLIENT
奇台县第五小学

盖章 SEAL

制 图 DRAWN BY	计算机签名	本人签名
	朱文君	朱文君
设 计 DESIGNED BY	计算机签名	本人签名
	朱文君	朱文君
专业负责 CHIEF	计算机签名	本人签名
	陈 萍	陈 萍
校 对 CHECKED BY	计算机签名	本人签名
	林薛艳	林薛艳
审 核 VERIFIED BY	计算机签名	本人签名
	肖永常	肖永常
审 定 APPROVED BY	计算机签名	本人签名
	肖永常	肖永常

图名 DRAWING TITLE
改造后三层应急照明平面图

项目编号 PROJECT NO	HT-VC2026C-015-02	阶 段 STATUS	施工图
图 别 DISCIPLINE	电 气	图 号 DRAWING NO	06 10
比 例 SCALE	1:100	出图日期 DATE	2026.03

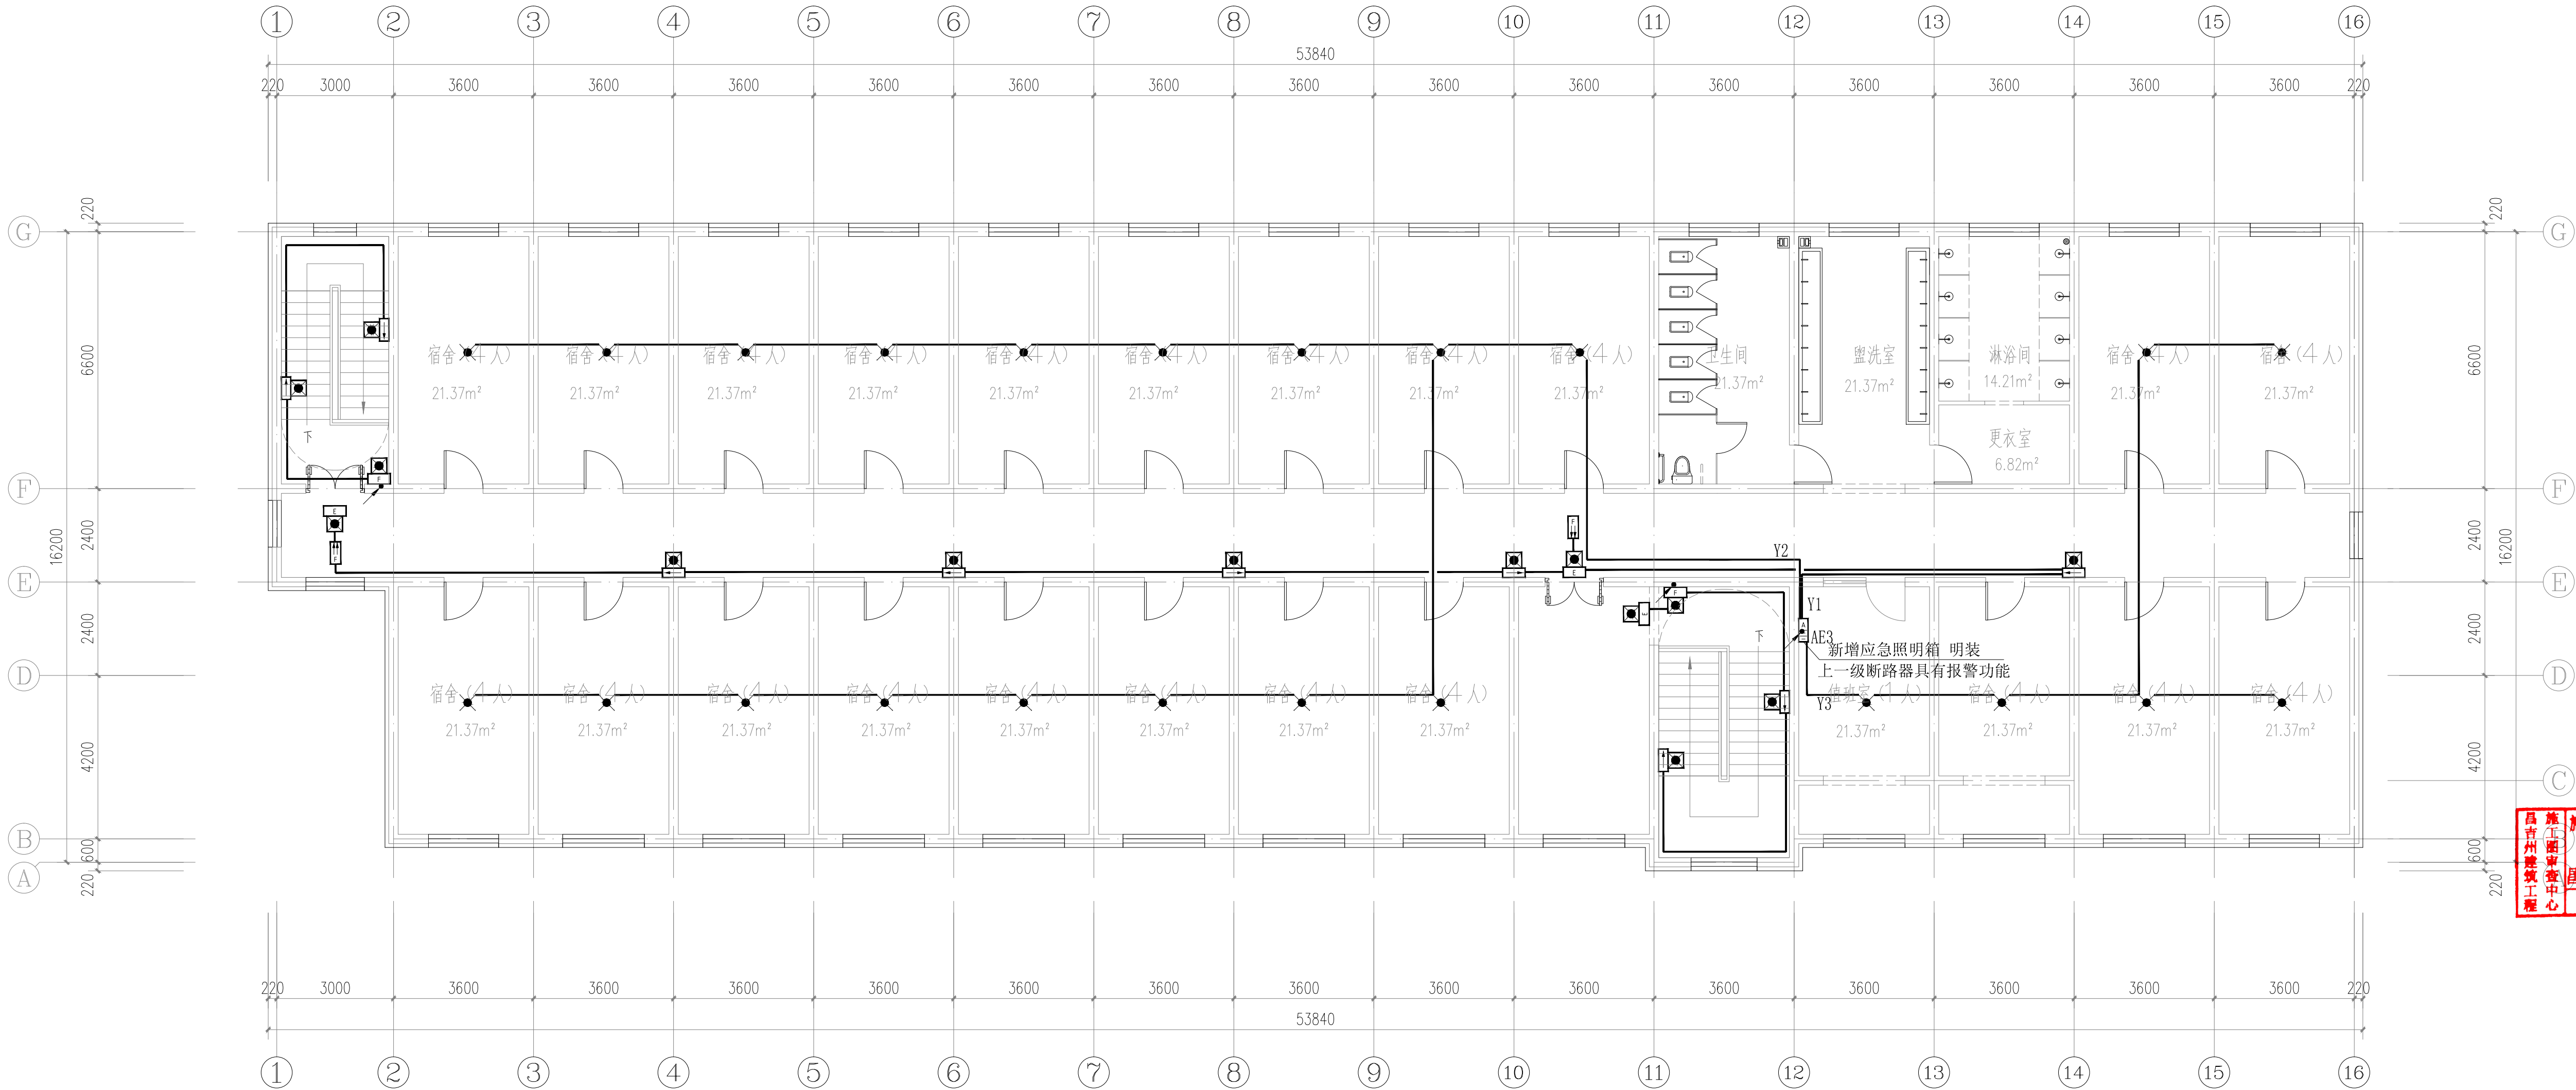

改造后三层应急照明平面图 1:100

说明：
1、消防改造建筑面积：846.22m²

