



新疆原创城市设计
研究院有限公司

Original Create Urban Design Research
Institute Co.,Ltd.Xinjiang China

地址：新疆昌吉市世纪大道南路锦江郡城5楼（庭州书城）
邮编：831100

5th Floor, Jiajiang Capital City, Century
Avenue South Road, Changji City, Xinjiang

资质证书：
建筑行业：建筑工程 甲级 证书编号：A165003922
城乡规划：【新】城规编第（122030）乙级

风景园林：乙级 证书号：A265003929
市政行业：（给水、排水、热力、道路工程）丙级

电力行业：（送电工程、变电工程）丙级
证书编号：A265003929

工程咨询：工咨内1362012004 丙级

项目名称：PROJECT
奇台县第五小学育馨楼、书馨楼暖气管网

及维修、采暖、多市能行市防管网改造及维修项目

子项目名称：SUBCLIENT
育馨楼、书馨楼暖气管网改造

建设单位：CLIENT
奇台县第五小学

盖章 SEAL

制 图
DRAWN BY
计算机签名 本人签名
张玉印 张

设 计
DESIGNED BY
张玉印 玉

专业负责
CHIEF
张玉印 印

校 对
CHECKED BY
米兰 米兰

审 核
VERIFIED BY
周 顺 周顺

审 定
APPROVED BY
周 顺

姓名 DRAWING TITLE
二层采暖平面图

项目编号
PROJECT NO
HT-YC2026-015-01


阶 段
STATUS
施工图

图 别
DISCIPLINE
暖通

图 号
DRAWING NO
03

比 例
SCALE
1:100

出图日期
DATE
2026.03

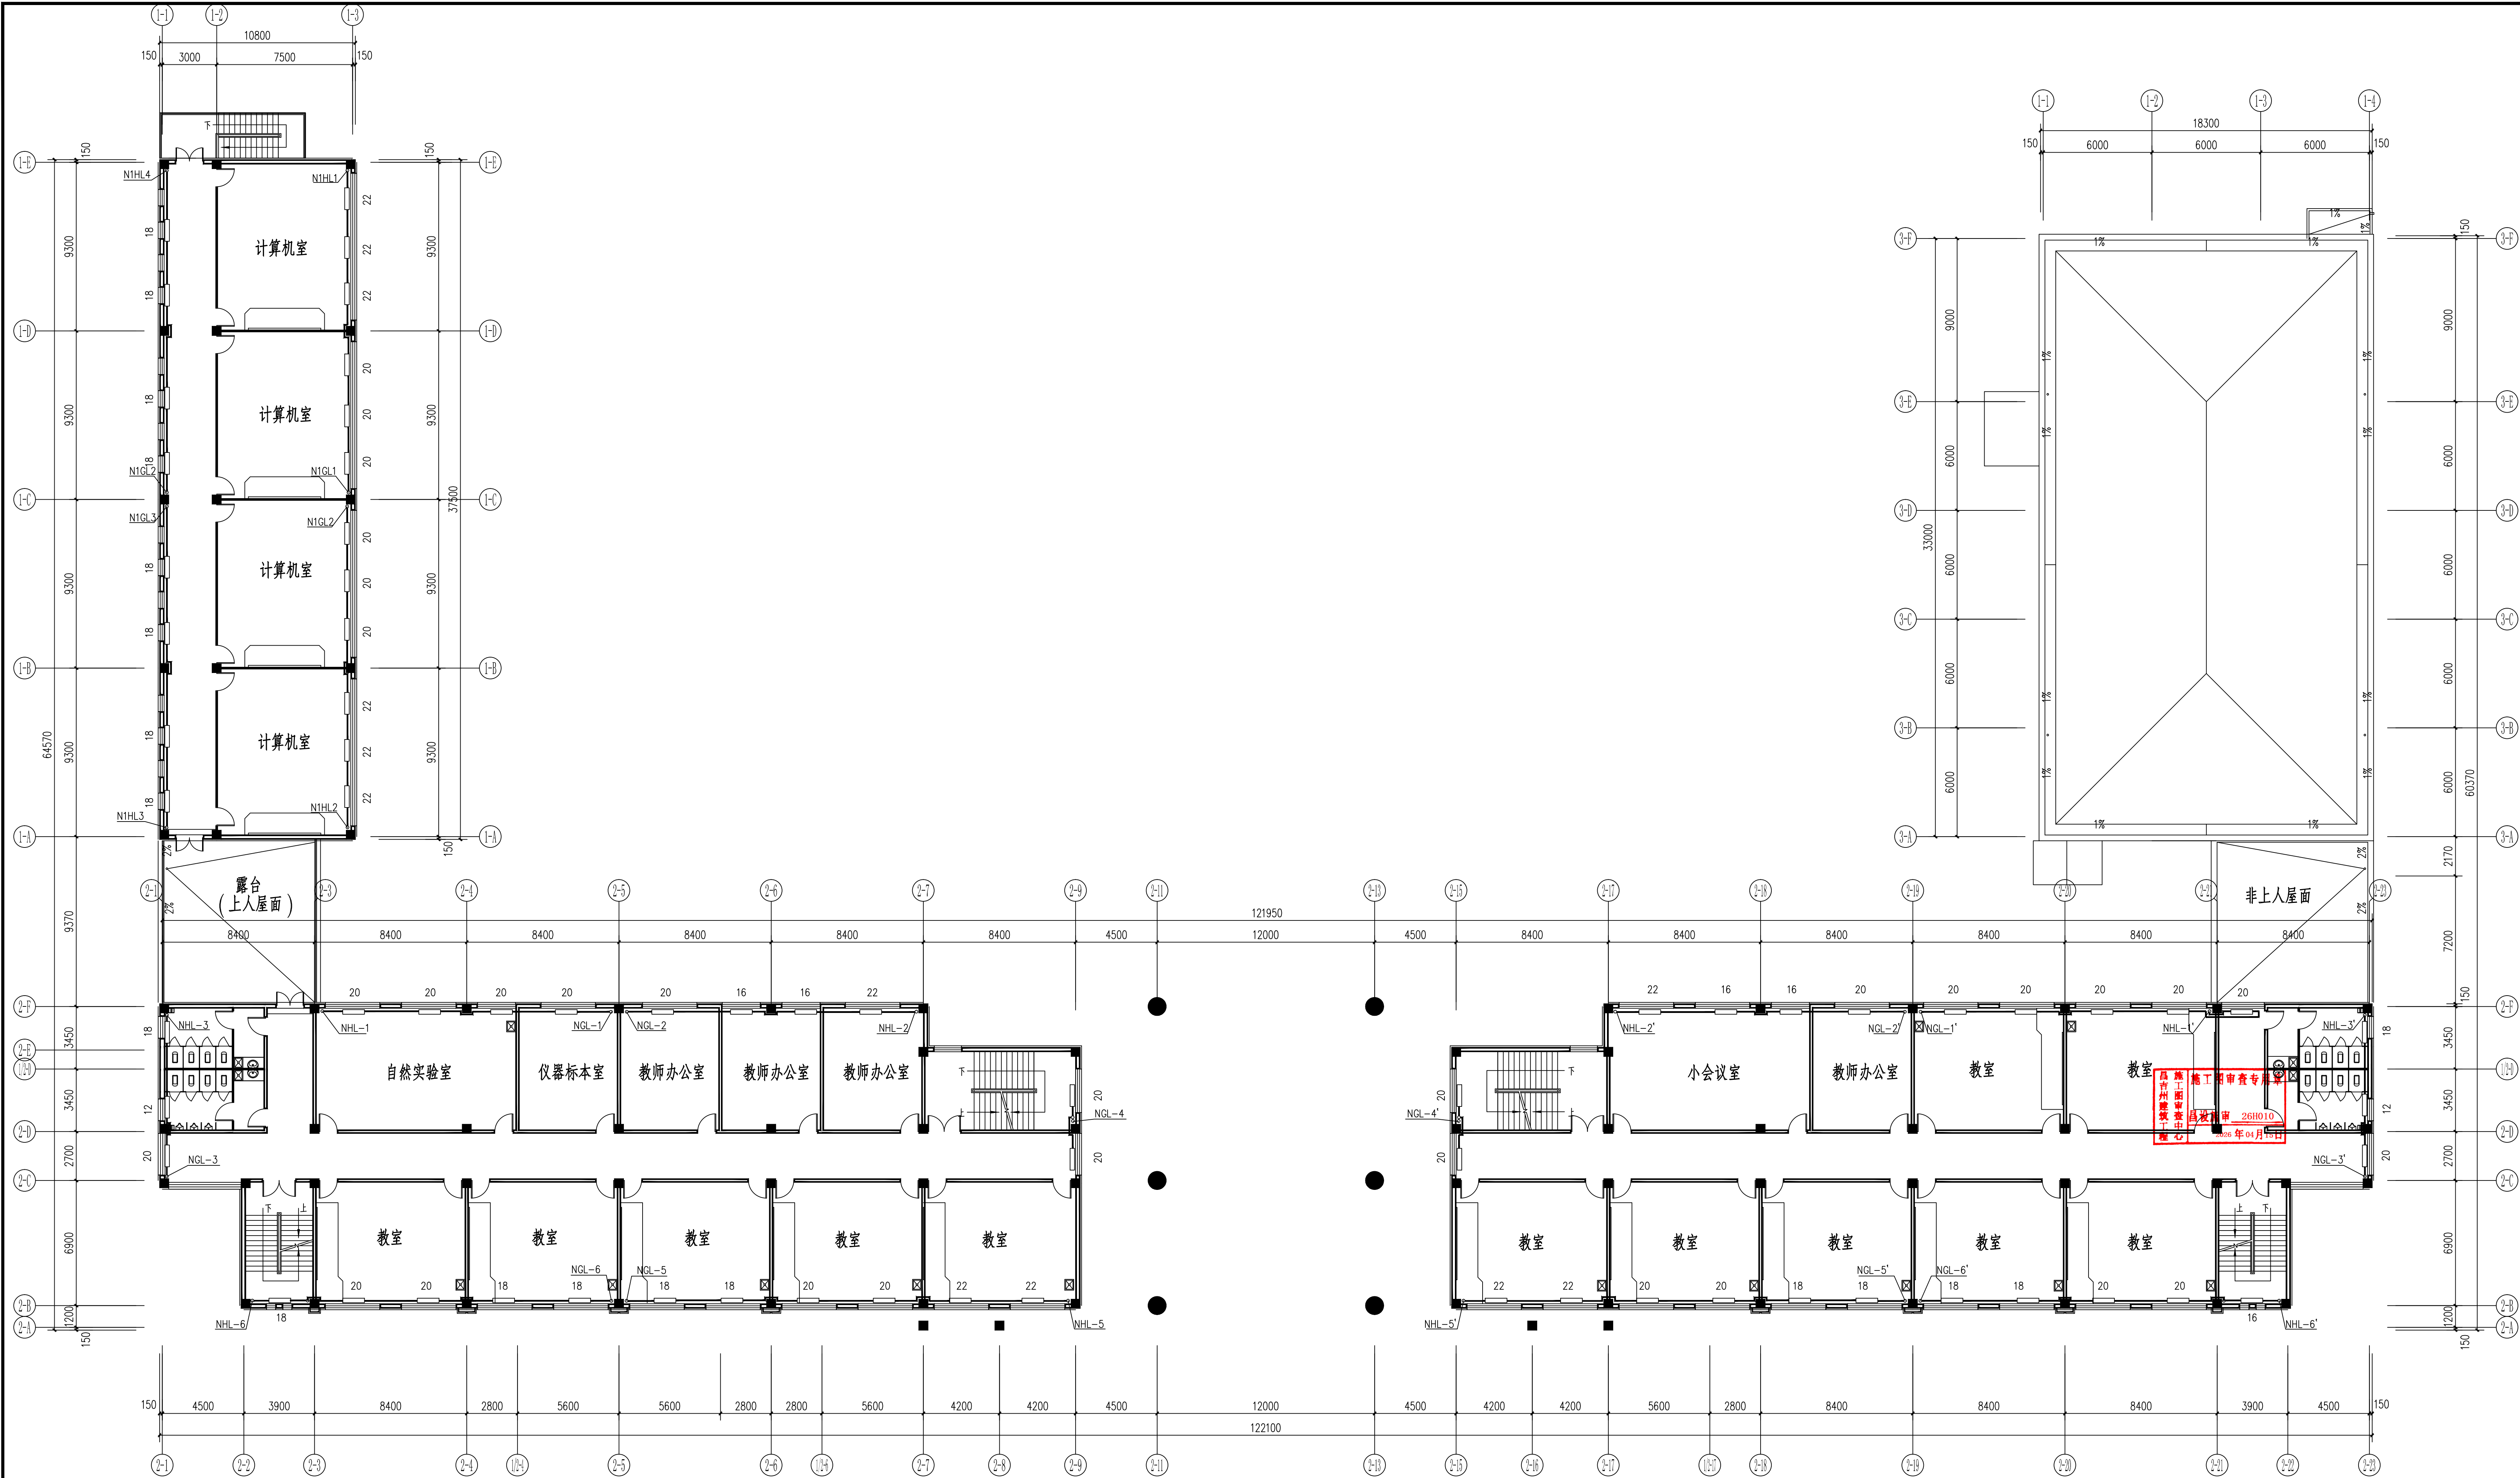

二层采暖平面图 1:150