



新疆原创城市设计
研究院有限公司

Original Create Urban Design Research
Institute Co.,Ltd.Xinjiang China

地址：新疆昌吉市世纪大道南路锦江郡城5楼（庭州书城）
邮编：831100

5th Floor, Jiajiang Capital City, Century
Avenue South Road, Changji City, Xinjiang

资质证书：
建筑行业：建筑工程 甲级 证书编号：A165007922
城市规划：【新疆】城规编第（122030）乙级
风景园林：乙级 证书号：A265003929
市政行业：（给水、排水、热力、道路工程）丙级
电力行业：（送电工程、变电工程）丙级
证书编号：A265003929
工程咨询：工程四（362012004）丙级

项目名称：PROJECT
奇台县第五小学自然楼、书楼暖气等网
及维修、采暖、多市能行市路管网改造及维修项目


子项目名称：SUBCLIENT

育婴楼、书楼暖气管网改造


建设单位：CLIENT

奇台县第五小学

盖章 SEAL

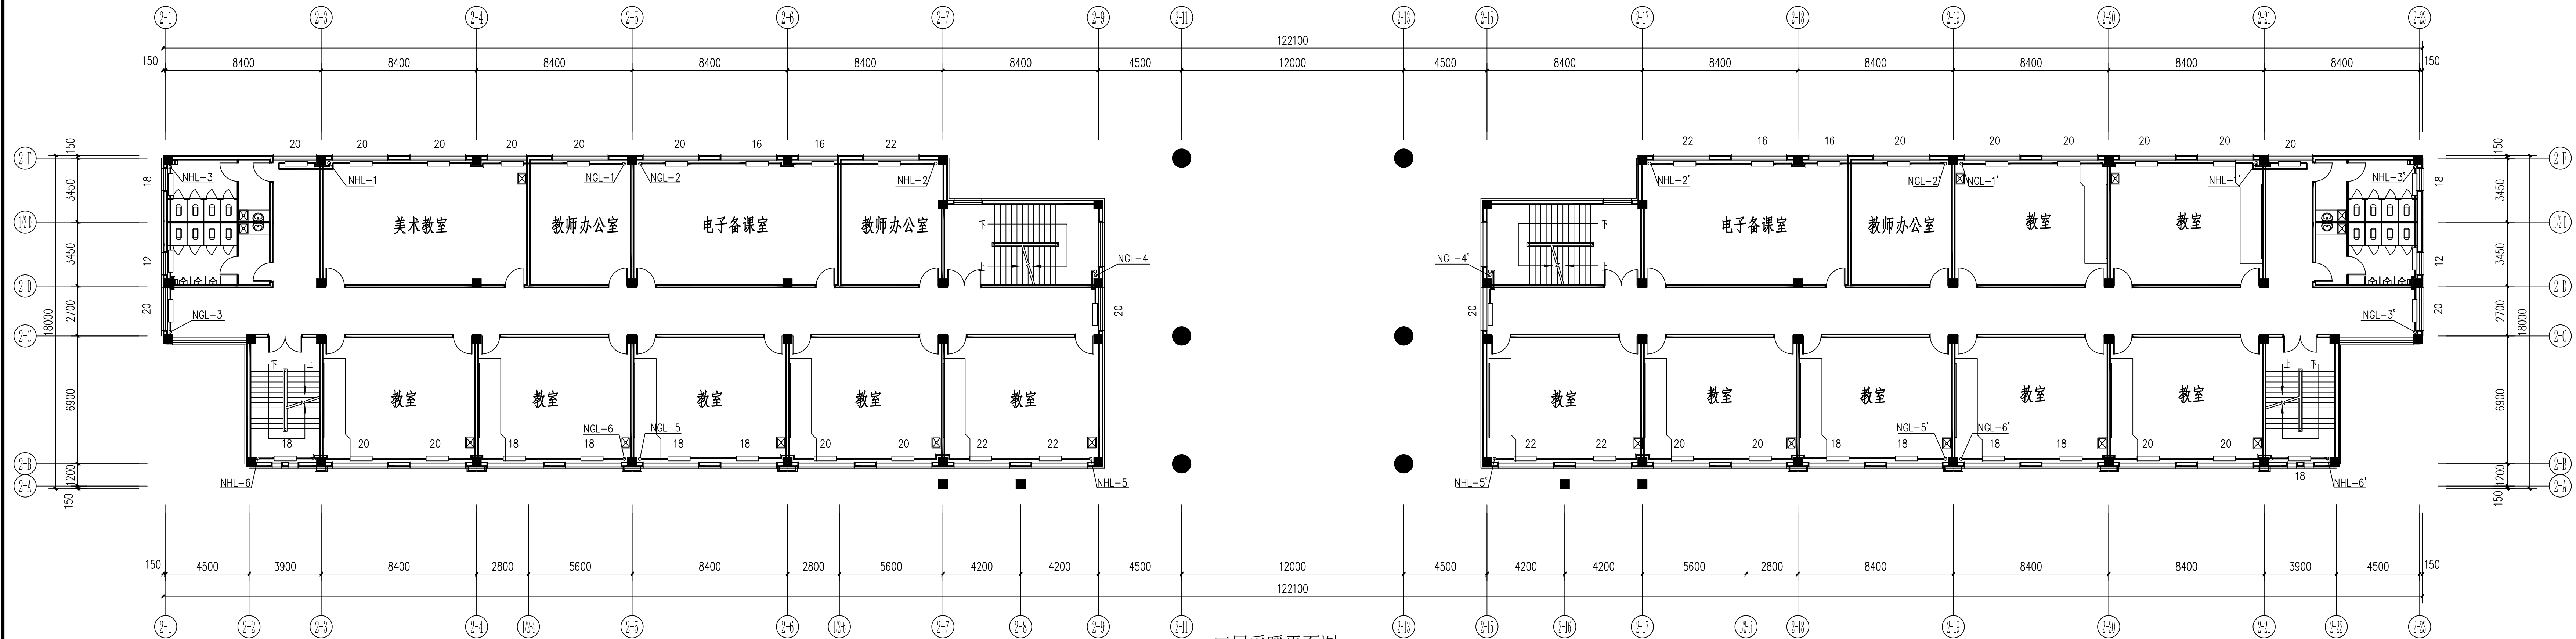

三层采暖平面图 1:150

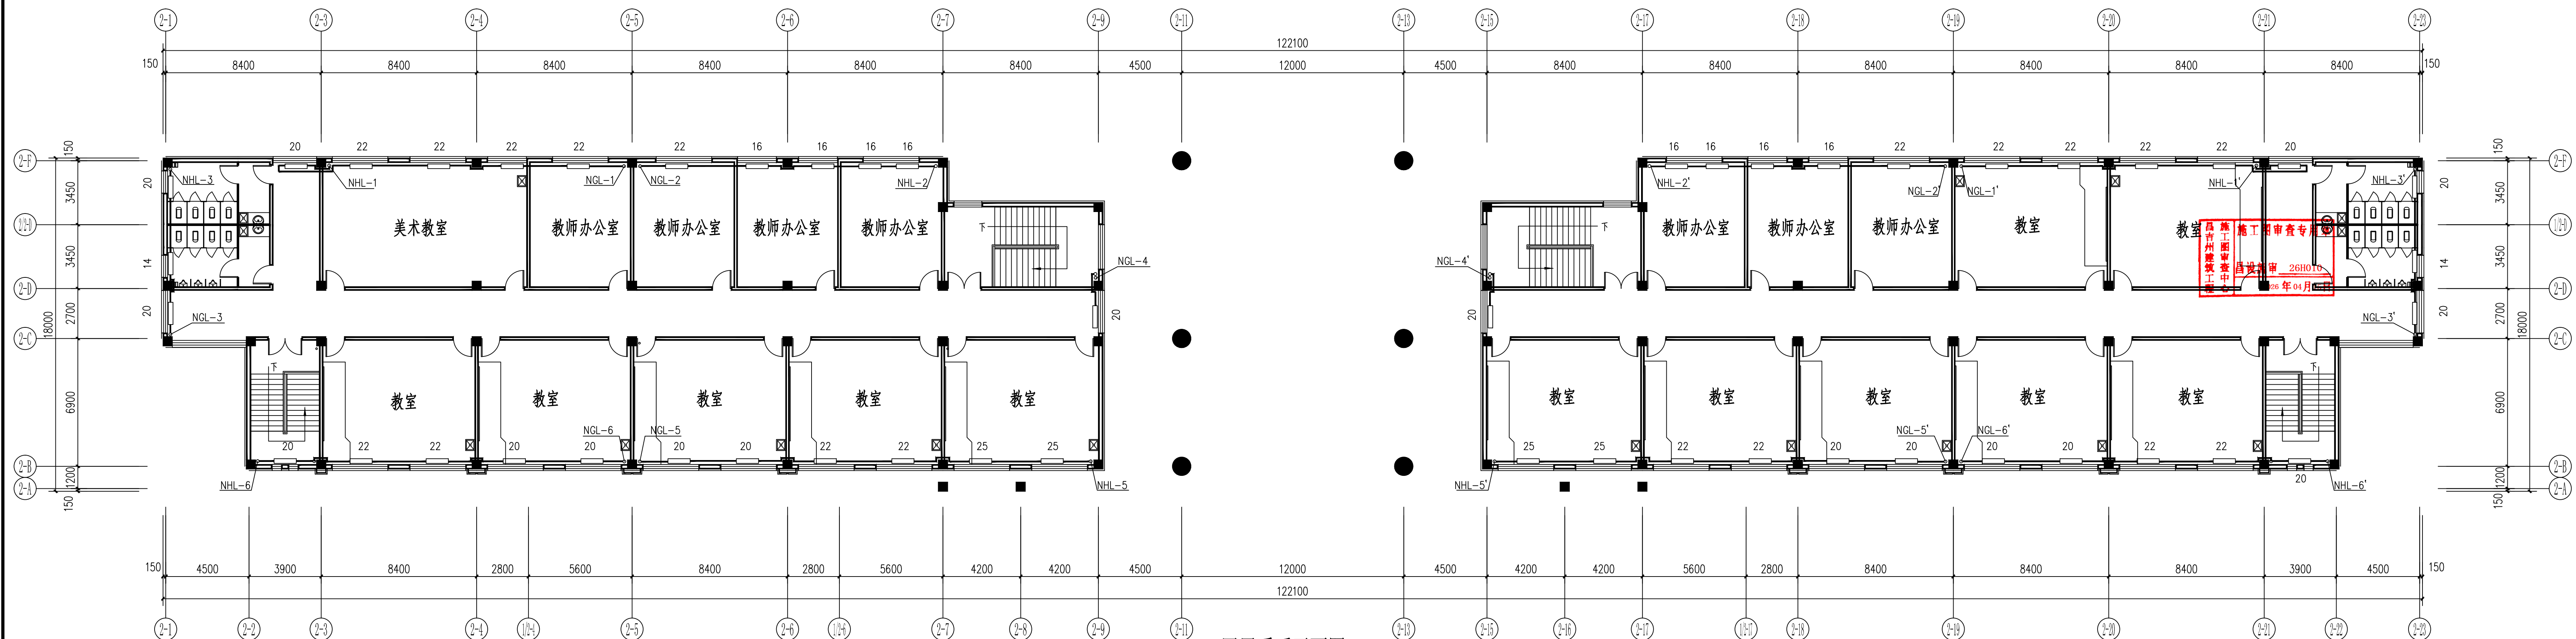

四层采暖平面图 1:150

制图	计算机签名	本人签名
DRAWN BY	张玉印	张
设计	张玉印	玉
DESIGNED BY	张玉印	印
专业负责	张玉印	米
CHIEF	米	米
校对	周顺	周
CHECKED BY	周顺	周
审核	周顺	周
VERIFIED BY	周顺	周
审定	周顺	周
APPROVED BY	周顺	周

姓名 DRAWING TITLE

三层采暖平面图
四层采暖平面图

项目编号	HT-YC2026-015-01	阶段	施工图
图别	暖通	图号	04-06
比例	1:100	日期	2026.03
SCALE	1:100	DATE	2026.03