



新疆原创城市设计  
研究院有限公司

Original Create Urban Design Research  
Institute Co.,Ltd.Xinjiang China

地址：新疆昌吉市世纪大道南路锦江都城5楼（庭州书院）  
邮编：831100  
5th Floor, Jinjiang Capital City, Century  
Avenue South Road, Changji City, Xinjiang


资质证书：  
建筑行业：建筑工程 甲级 证书编号：A165003922  
城市规划：【新】城规编第（122030） 乙级  
风景园林：乙级 证书号：A265003929  
市政行业：（给水、排水、热力、道路工程）丙级  
电力行业：（送电工程、变电工程）丙级  
证书编号：A265003929  
工程咨询：工咨西1362012004 丙级

项目名称 PROJECT  
奇台县第五小学有馨楼、书馨楼暖气管网


子项目名称 SUBCLIENT  
育馨楼、书馨楼暖气管网改造

建设单位 CLIENT  
奇台县第五小学

盖章 SEAL

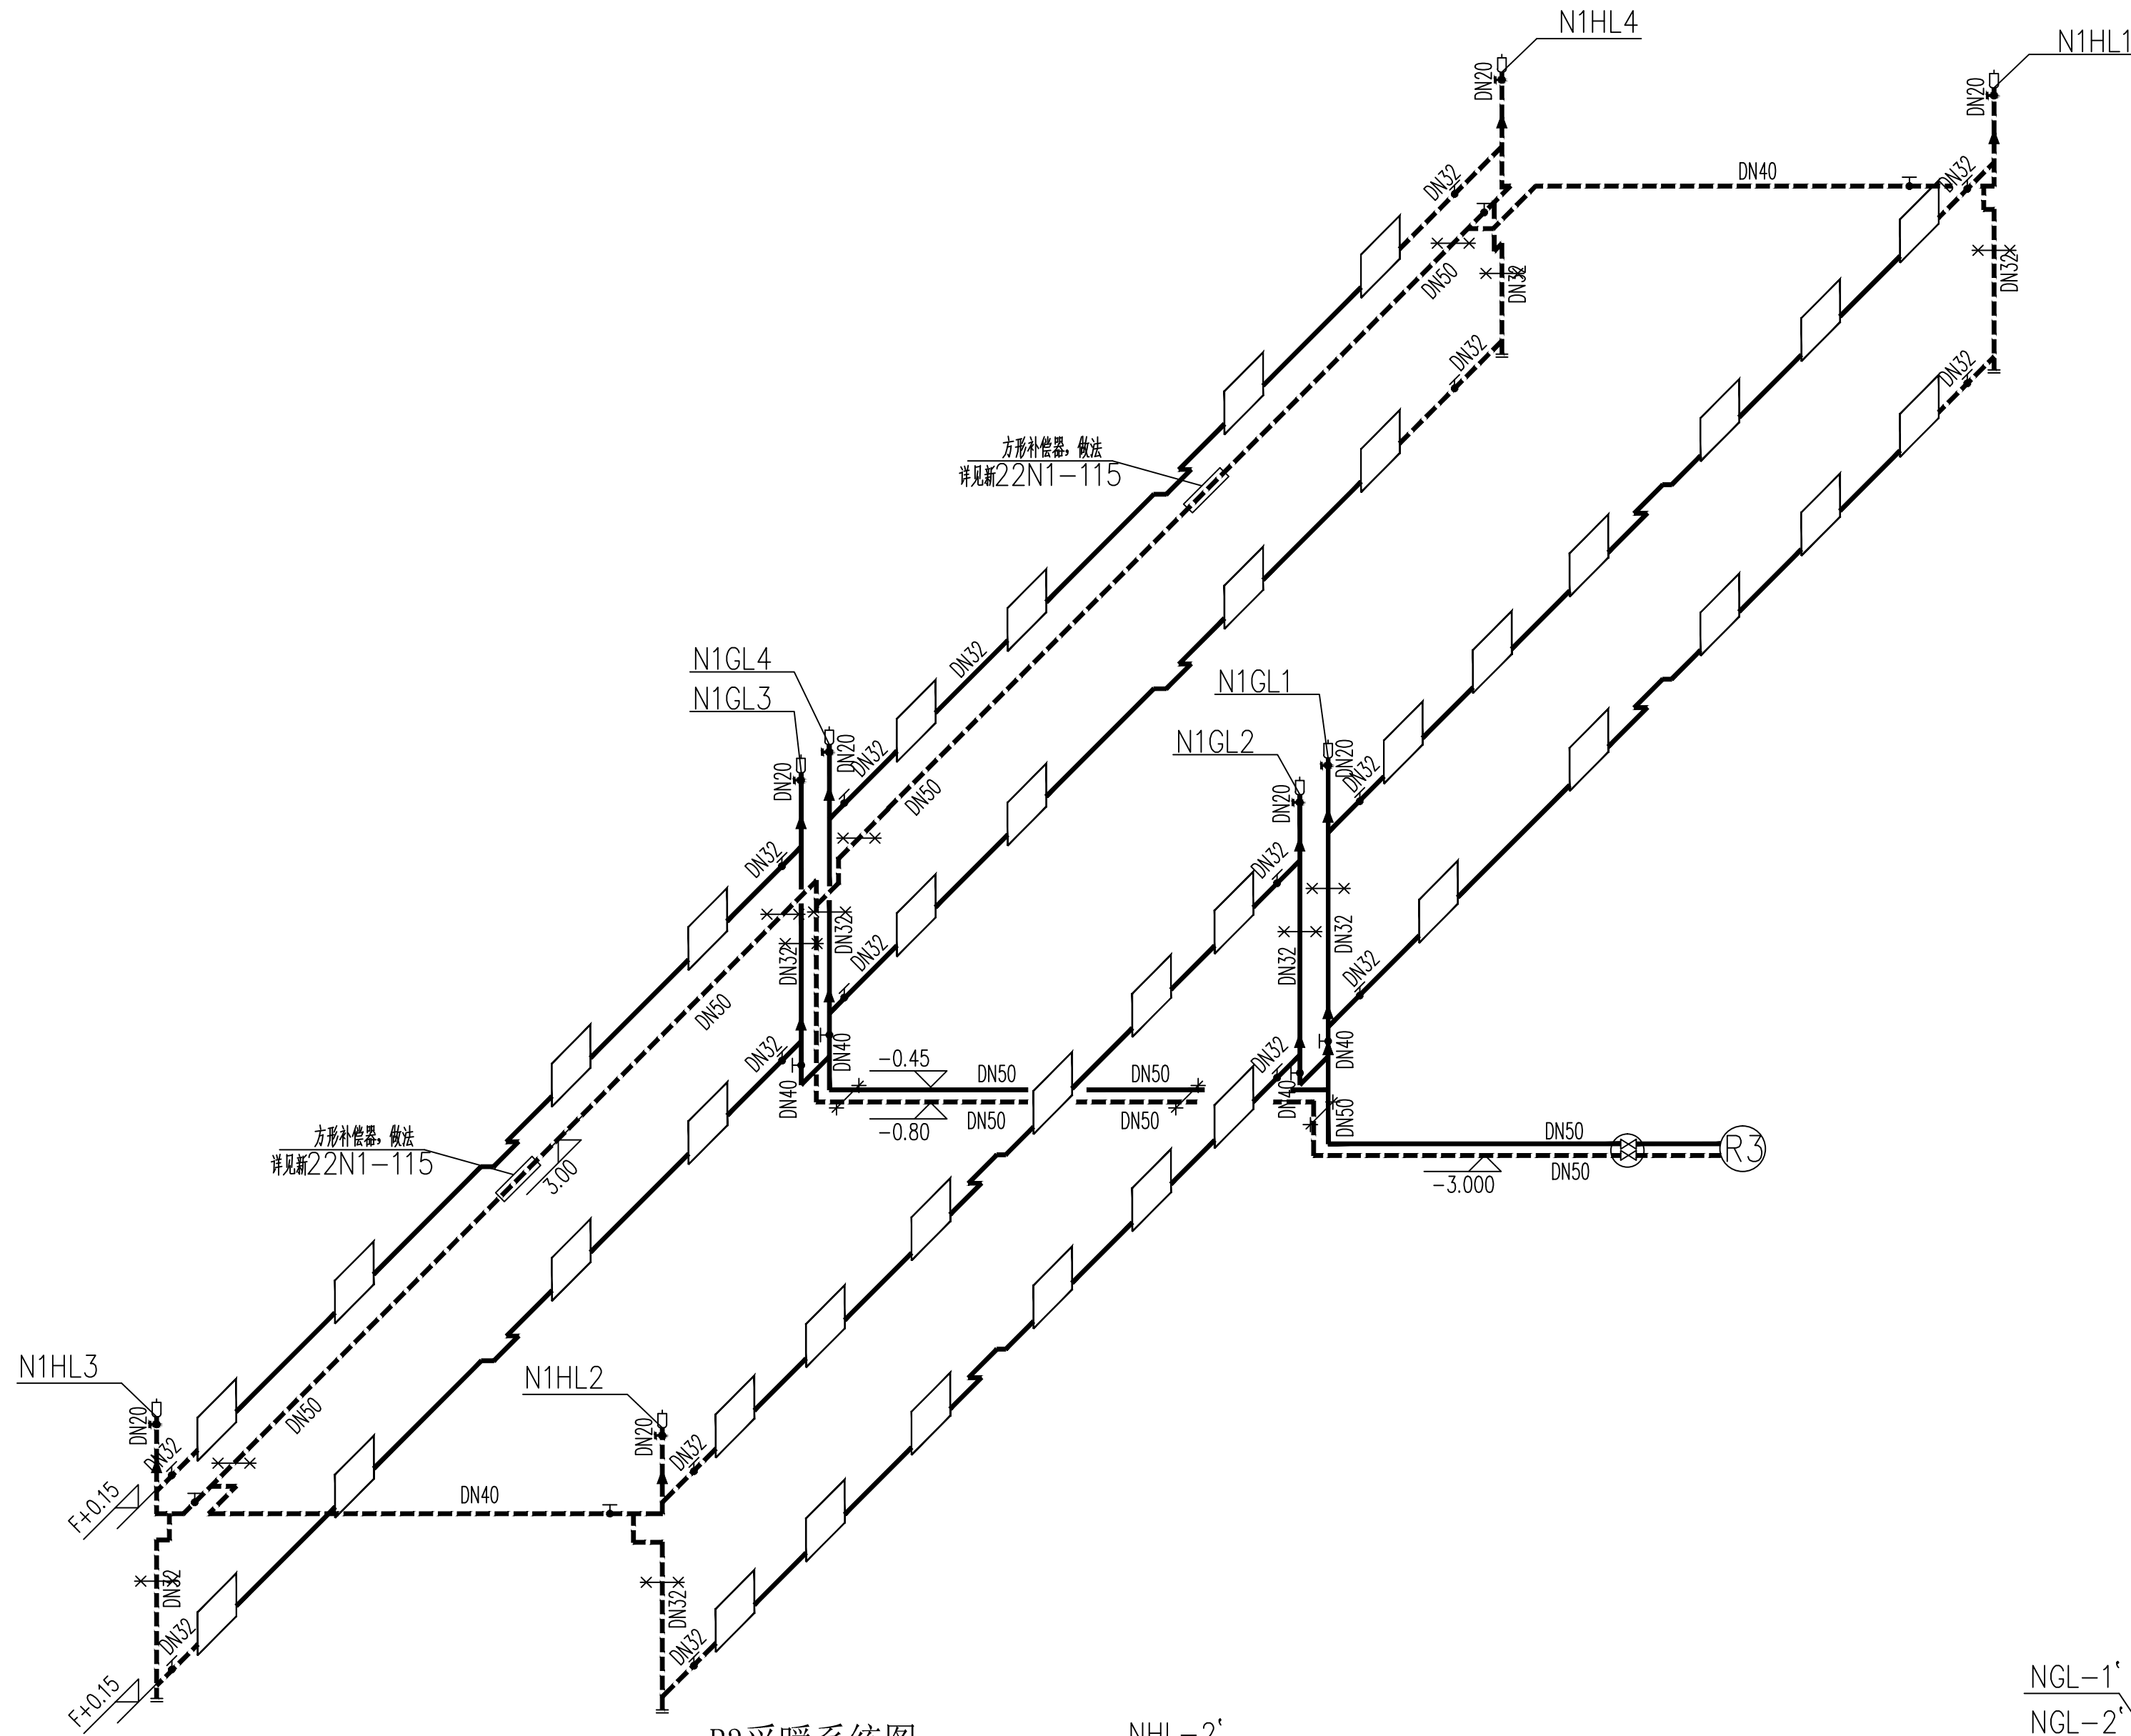

R3采暖系统图

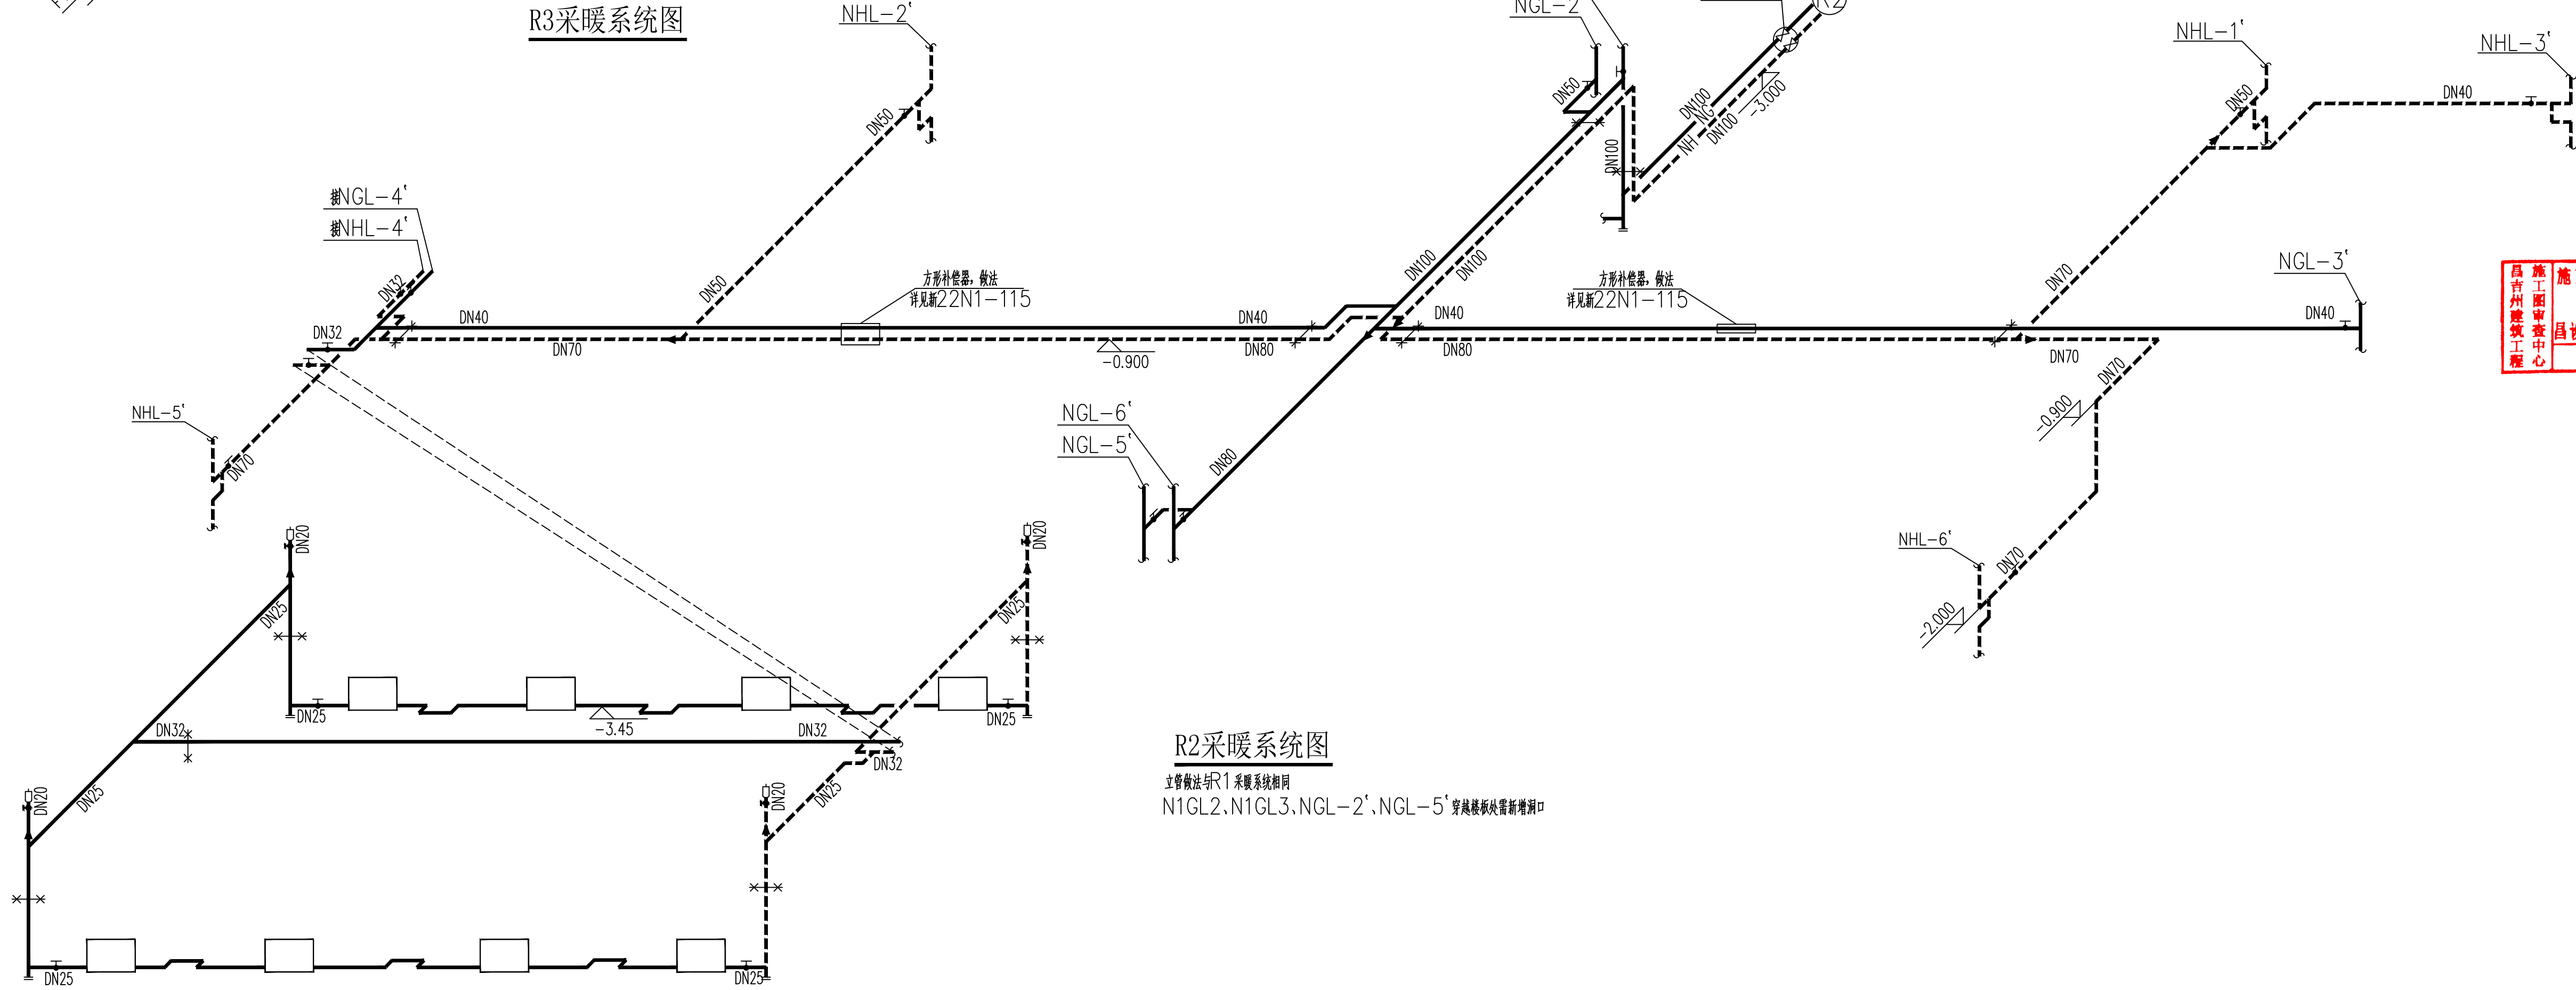

R2采暖系统图

主管做法与R1采暖系统相同  
N1GL2、N1GL3、NGL-2'、NGL-5' 穿越楼板的管新增洞口



制 图 DRAWN BY	计算机签名	本人签名
	张玉印	张
设 计 DESIGNED BY	张玉印	玉
	专业负责 CHIEF	印
校 对 CHECKED BY	米兰	米
	审 核 VERIFIED BY	周 顺
审 定 APPROVED BY	周 顺	周

图名 DRAWING TITLE

R2, R3采暖系统图

项目编号 PROJECT NO	HT-VC2026C-015-01	阶 段 STATUS	施工图
图 别 DISCIPLINE	暖通	图 号 DRAWING NO	06 06
比 例 SCALE	1:100	出图日期 DATE	2026.03