



新疆原创城市设计
研究(院)有限公司

Original Create Urban Design Research
(Institute) Co.,Ltd.Xinjiang China

地址：新疆昌吉市西外环路全优农贸市场二号楼5楼
邮编：831100
TEL:0994-2528261
FAX:0994-2528103
Xinjiang Changji West Waihuan Straight-a
Agricultural Materials Market 2, 5 Floor
资质证书：
建筑行业：建筑工程 甲级 证书编号：A165003922
城市规划：新自资规乙字22650011
风景园林：乙级 证书号：A265003929
市政行业：（给水、排水、热力、道路工程）丙级
电力行业：（送电工程、变电工程）丙级
证书编号：A265003929
工程咨询：工咨丙1362012004 丙级

项目名称 PROJECT
奇台县第五小学有馨楼、书馨楼暖气管网及
德馨楼、芳馨楼、多功能厅消防管网设施改造维修项目

子项目名称 PROJECT
芳馨楼（女生宿舍楼）消防改造


建设单位 CLIENT
奇台县第五小学

盖章 SEAL

| | | |
|--------------------|-------|------|
| 制 图 DRAWN | 计算机签名 | 本人签名 |
| | 朱文君 | 朱文君 |
| 设 计 DESIGNED | 朱文君 | 朱文君 |
| 专业负责 CHIEF | 陈 萍 | 陈 萍 |
| 校 对 CHECKED | 林薛艳 | 林薛艳 |
| 审 核 VERIFIED | 肖永常 | 肖永常 |
| 审 定 APPROVED | 肖永常 | 肖永常 |

图名 DRAWING TITLE
改造后三层应急照明平面图

| | | | |
|--------------------|-------------------|-------------------|----------------|
| 项目编号 PROJECT NO | HT-YC2026C-015-03 | 阶 段 STATUS | 施工图 |
| 图 别 DISCIPLINE | 电 气 | 图 号 DRAWING NO | 06 |
| 比 例 SCALE | 1:100 | 出图日期 DATE | 10 2026. 03 |

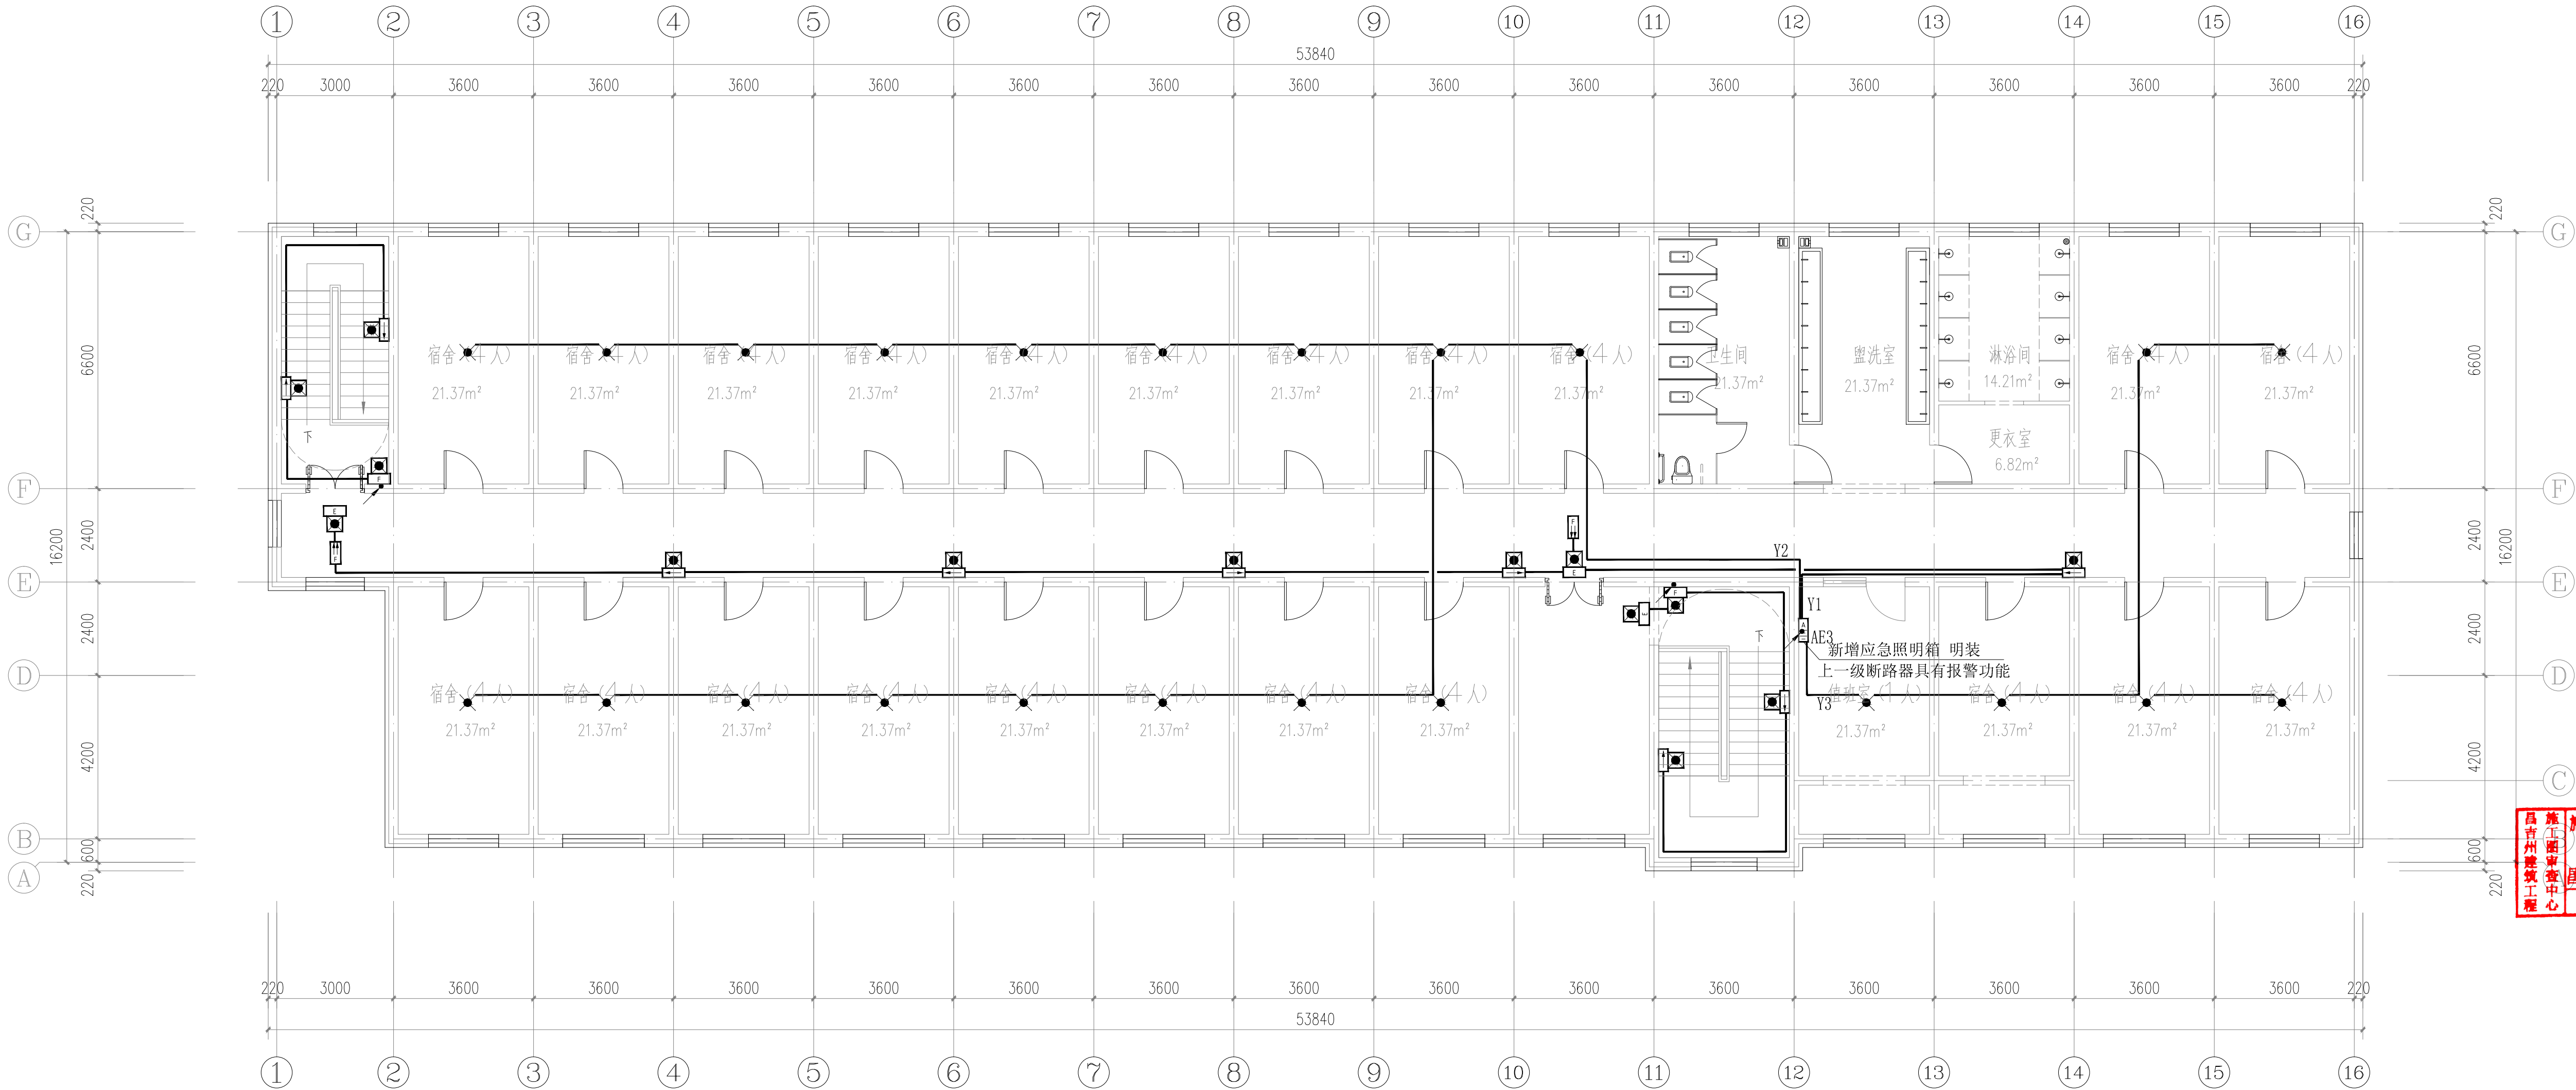

改造后三层应急照明平面图 1:100

说明：
1、消防改造建筑面积：846.22m²