

Original Create Urban Design Research
Institute Co., Ltd. Xinjiang China

地址: 新疆昌吉市世纪大道南路锦江都城5楼(庭州书城)
邮编: 831100
5th Floor, Jinjiang Capital City, Century
Avenue South Road, Changji City, Xinjiang

资质证书：
建筑行业：建筑工程 甲级 证书编号：A165003922
城市规划：【新】城市规划编第（122030） 乙级
风景园林：乙级 证书号：A265003929
市政行业：（给水、排水、热力、道路工程）丙级
电力行业：（送电工程、变电工程）丙级
证书编号：A265003929
工程咨询：工咨丙1362012004 丙级

项目名称 PROJECT
奇台县第五小学育馨楼、书馨楼暖气管网
及德馨楼、芳馨楼、多功能厅消防管网设施改造维修项目

子项目名称 SUBCLIENT

芳馨楼（女生宿舍楼）消防改造

建设单位 CLIENT
奇台县第五小学


盖章 SEAL

| | | |
|--------------------|-------|------|
| 制 图 DRAWN BY | 计算机签名 | 本人签名 |
| | 张玉印 | 张 |
| 设 计 DESIGNED BY | 张玉印 | 玉 |
| 专业负责 CHIEF | 张玉印 | 印 |
| 校 对 CHECKED BY | 米兰 | 米兰 |
| 审 核 VERIFIED BY | 周 顺 | 周顺 |
| 审 定 APPROVED BY | 周 顺 | |

图名 DRAWING TITLE

二层消防平面图

| | | | |
|--------------------|-------------------|-------------------|----------|
| 项目编号 PROJECT NO | HT-YC2026C-015-03 | 阶 段 STATUS | 施工图 |
| 图 别 DISCIPLINE | 给排水 | 图 号 DRAWING NO | 04 05 |
| 比 例 SCALE | 1:100 | 出图日期 DATE | 2026.03 |

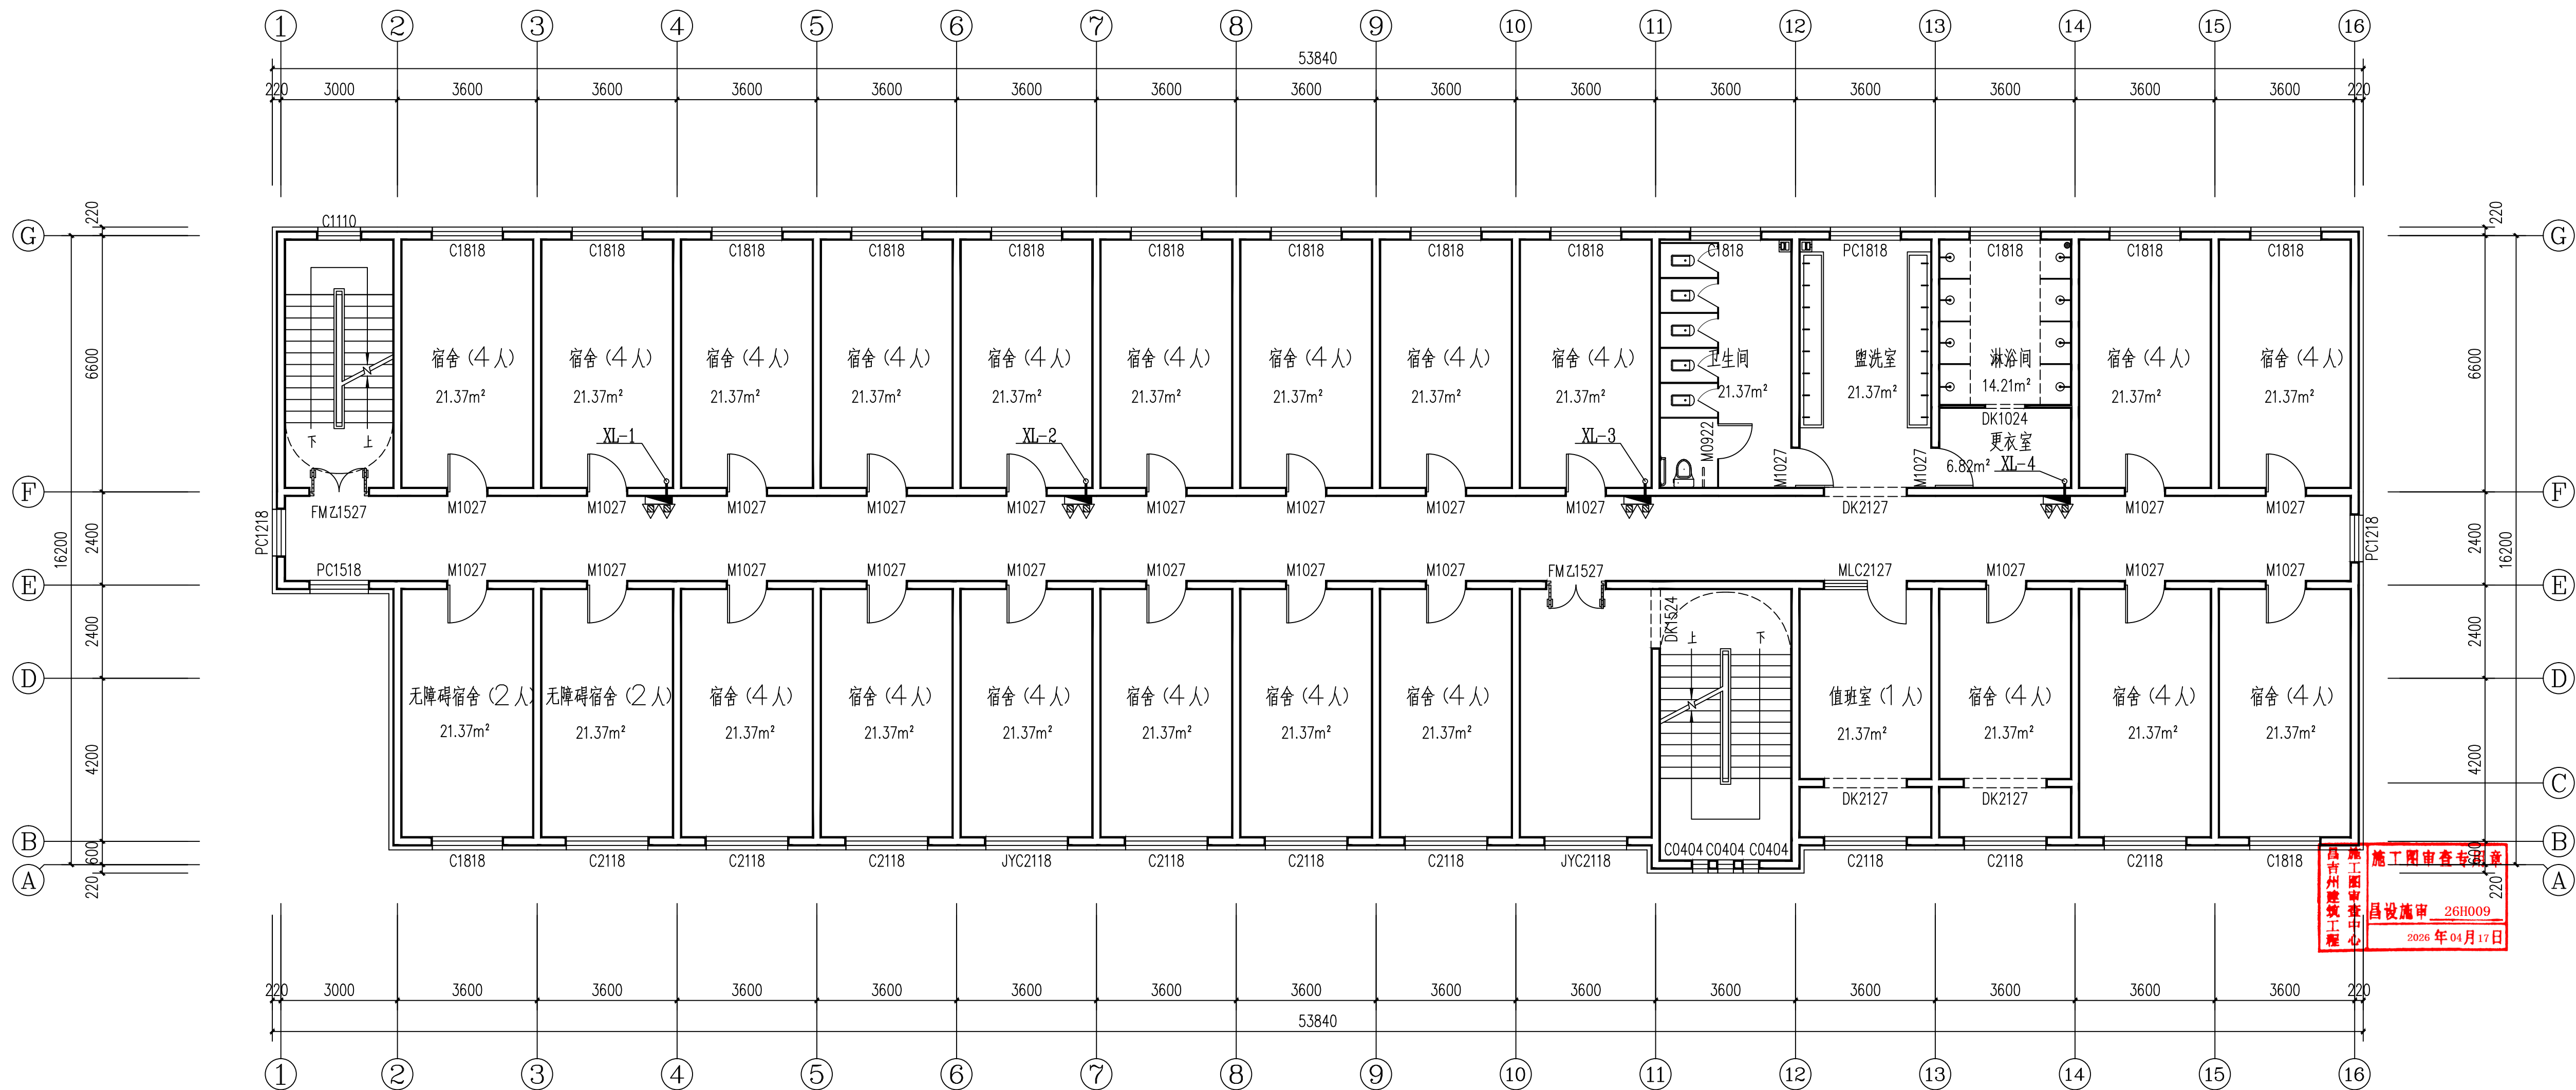

二层消防平面图 1:100