


设计单位		会签栏	建	审	项目负责人	建设单位	图名		比例	出图负责人	注册结构师执业印章	注册建筑师执业印章	未盖出图专用章无效
浙江恒欣设计集团股份有限公司		周明一	水	审	陈安地	天山电影制片厂	天山电影制片厂负一层采暖平面图		1:120				
上海市徐汇区龙腾路111号3楼2楼		水电	暖通	核	李俊杰	天山电影制片厂少数民族语言影片译制审片厅维修改造项目	工程编号	出图日期	图号	版次			
TEL:021-67658768 18930288499		设计/绘图	校	刘雯娟	李俊杰	少数民族影视制作中心		2026.4	NS-09	1			

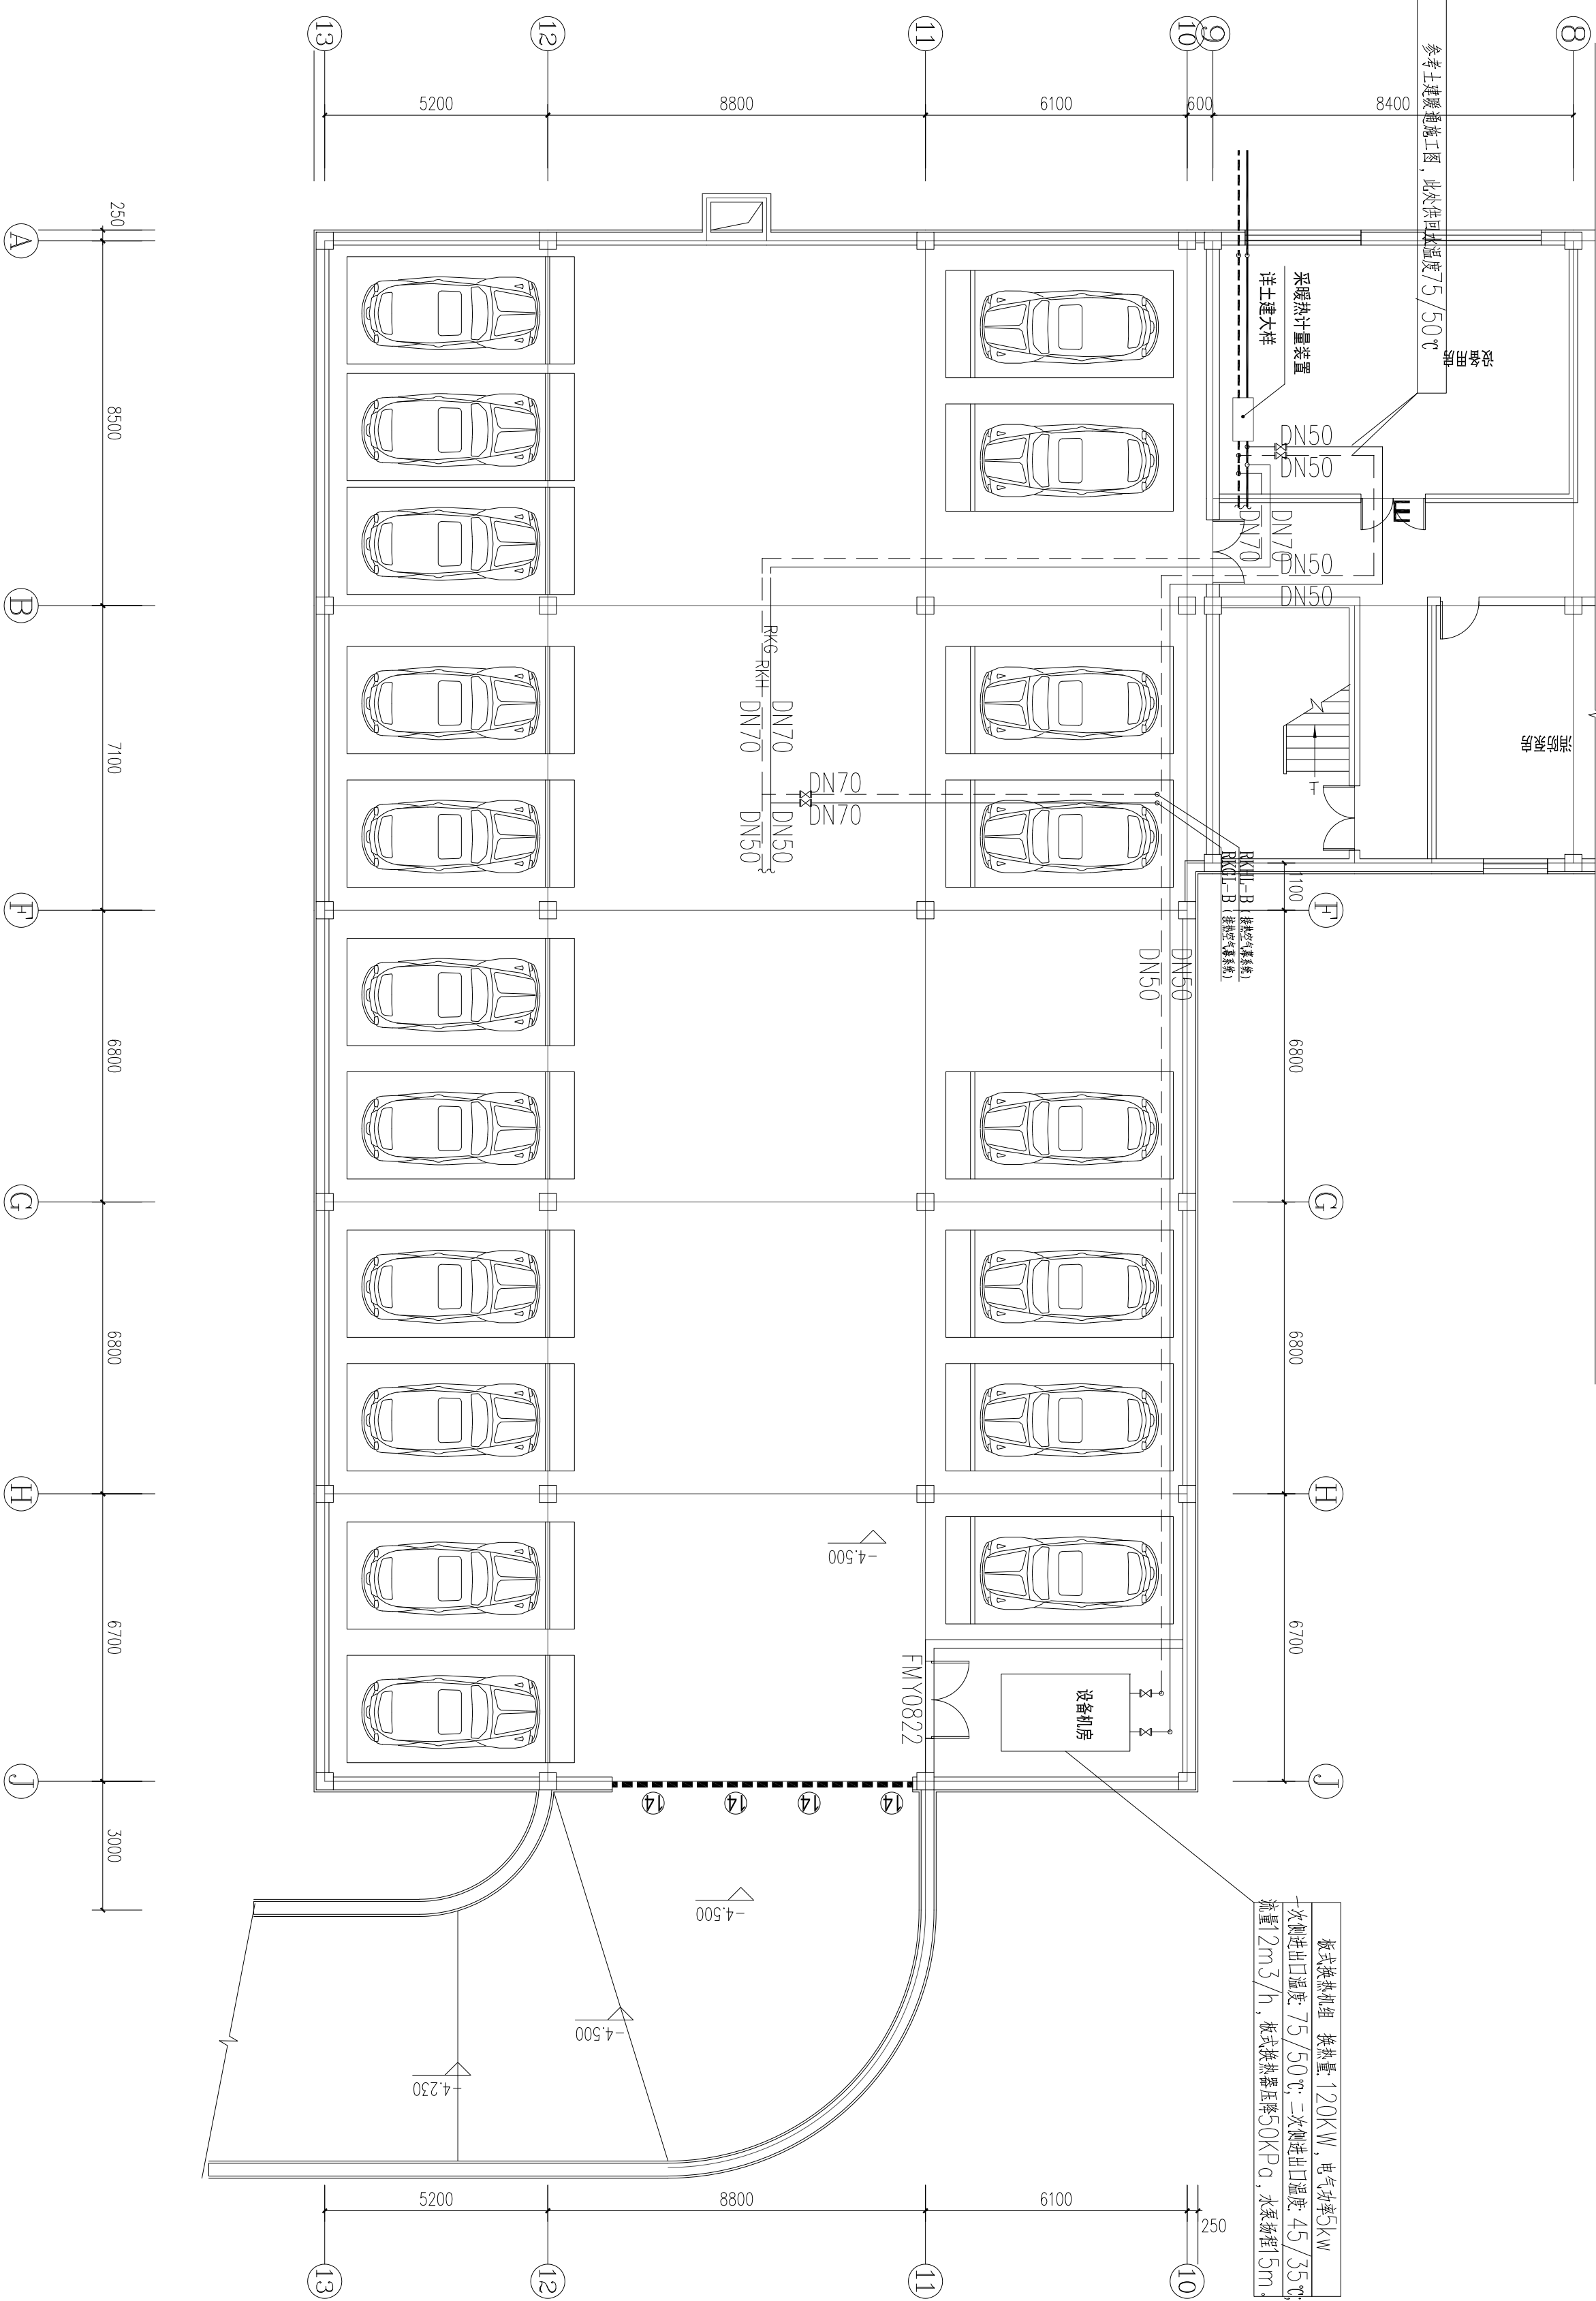

天山电影制片厂负一层采暖平面图 1:120