


设计单位			会签栏		建		审		项目负责人		建设单位: 天山电影制片厂		图名		比例		出图负责人		注册结构师执业印章		注册建筑师执业印章		未盖出图专用章无效	
浙江恒旅设计集团股份有限公司			结		水		审		专业负责人		天山电影制片厂少数民族影片译制审片厅维修改造项目		天山电影制片厂多功能审片厅台阶灯照明平面图		图号		电施-13							
A133A02327			电		暖通		校		设计/绘图		少数民族影视制作中心		工程编号		出图日期		版次							
上海市徐汇区龙腾路111号 9楼C座																								
TEL:021-67658768 18930288499																								

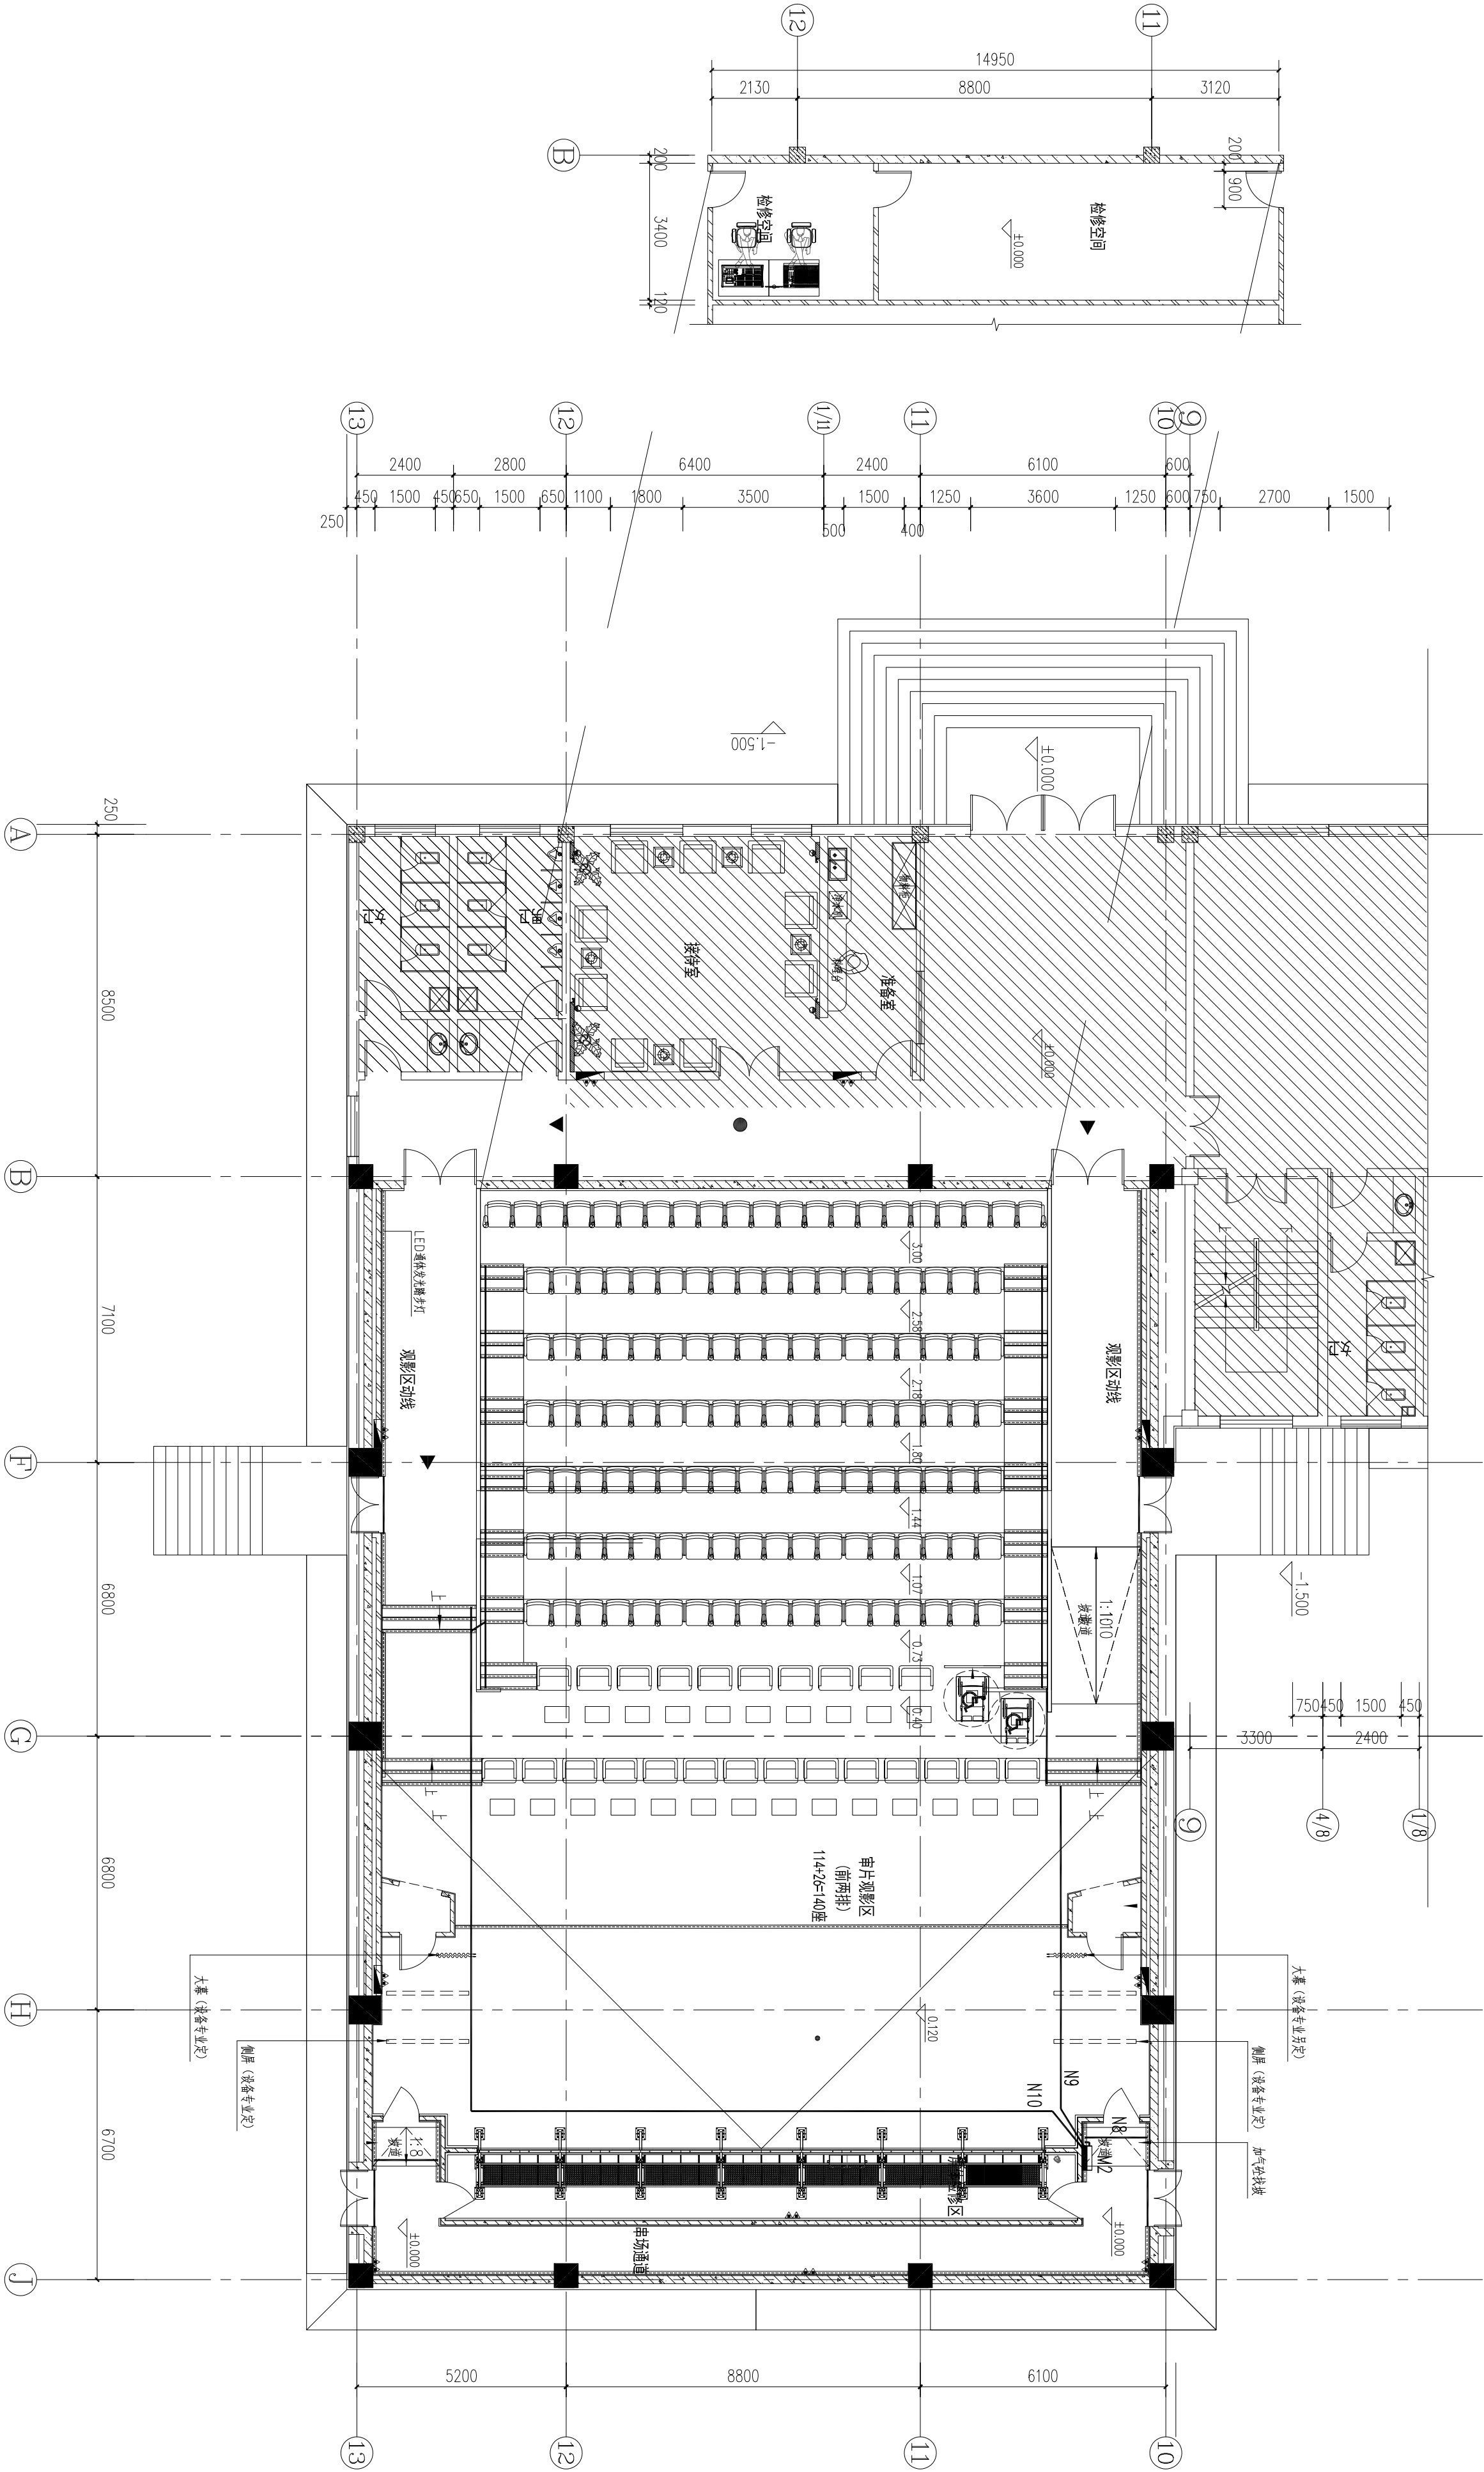

天山电影制片厂多功能审片厅台阶灯照明平面图