

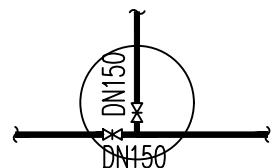


X1阀门井节点图 1:100

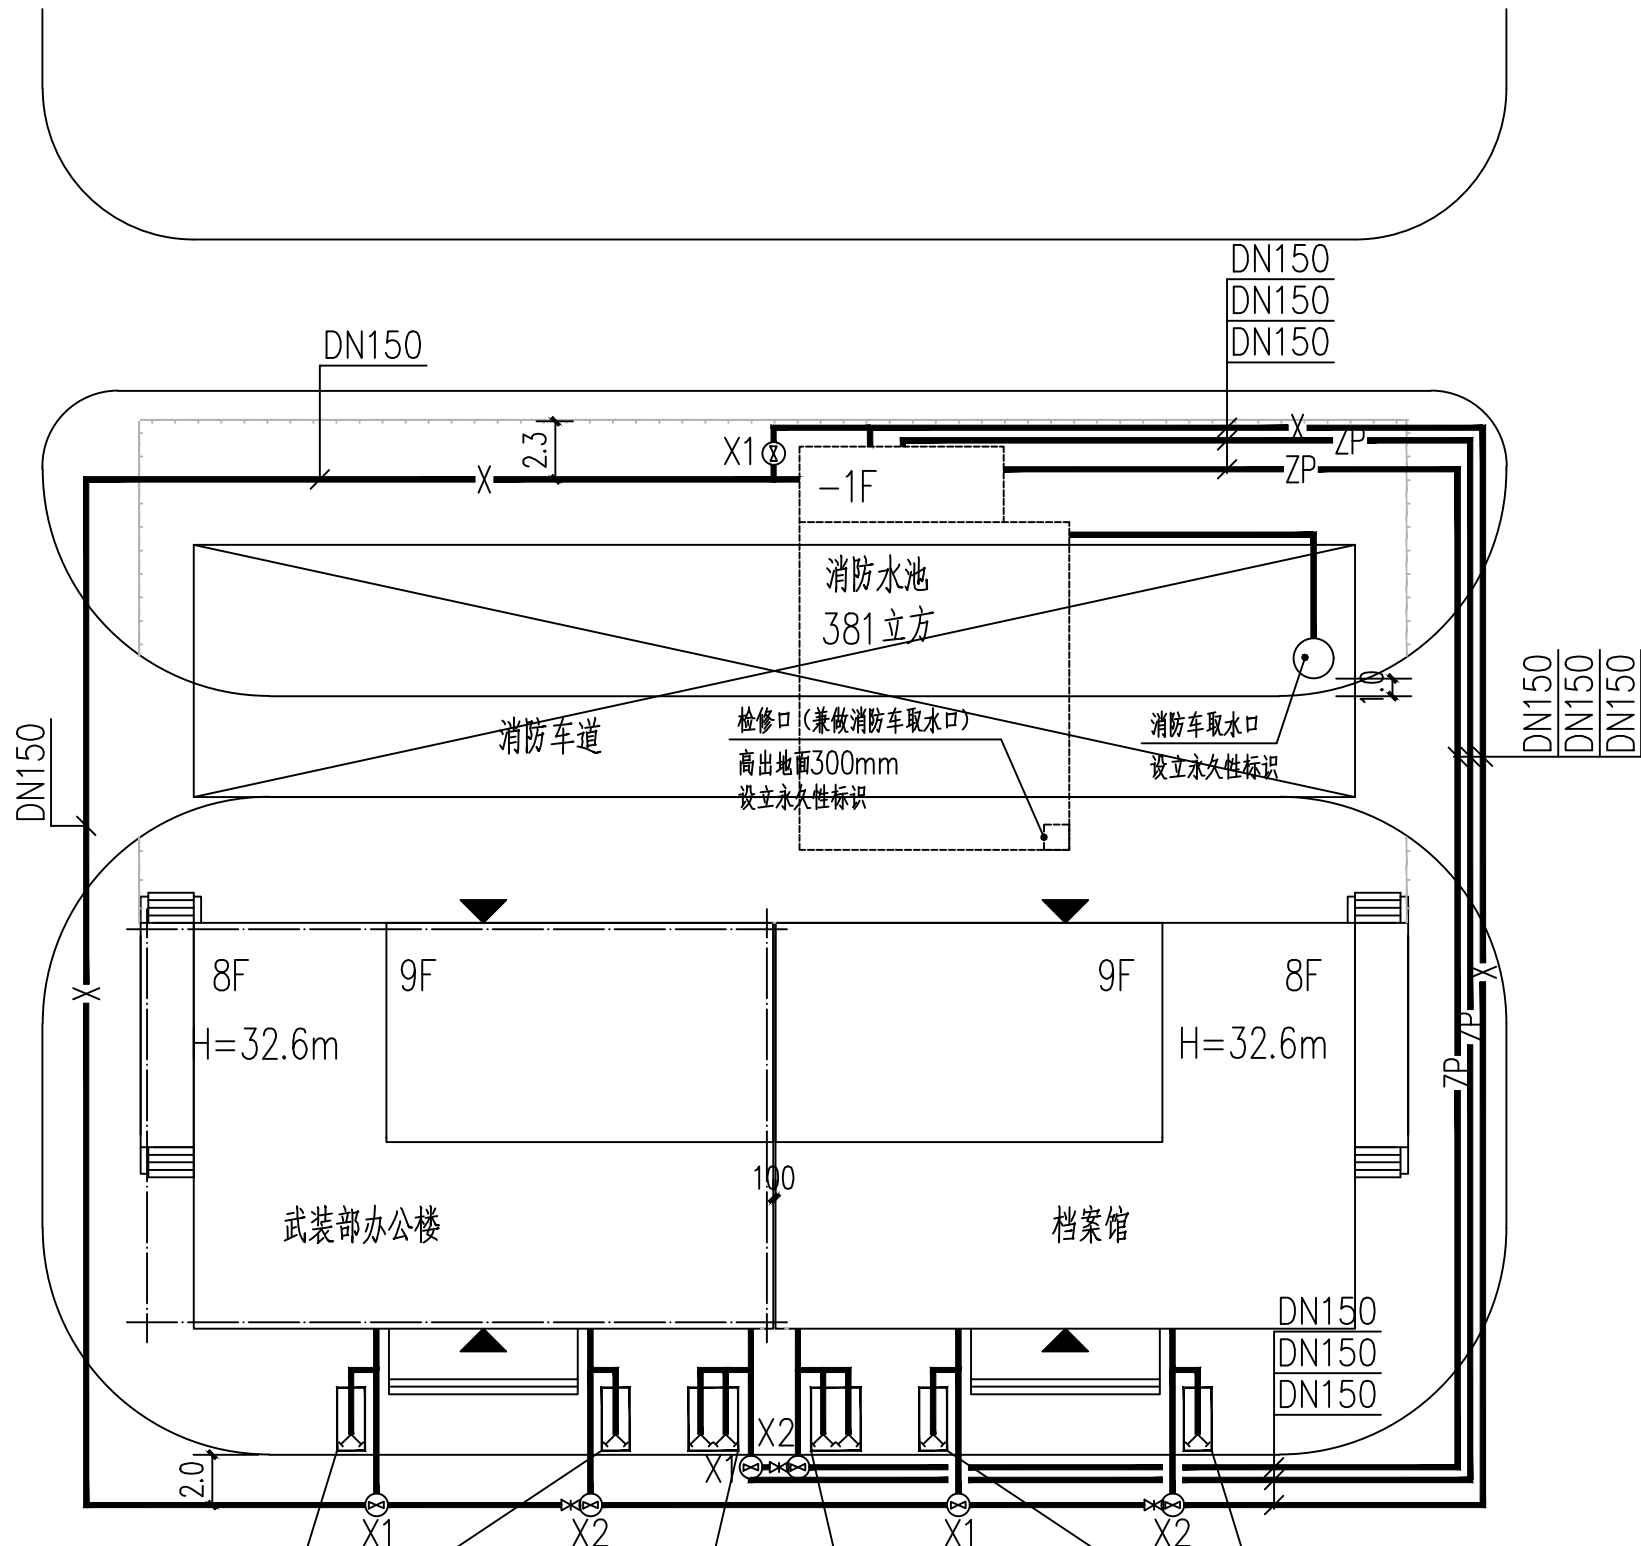

X2阀门井节点图 1:100

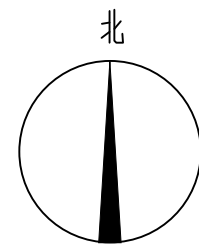

水泵接合器设立如下永久性标志铭牌  
工程名称：汾西县武装部办公楼  
供水系统：室内消火栓系统  
供水范围：1层~8层  
接合器额定压力：1.60MPa  
系统设计流量：20L/S  
系统工作压力：1.12MPa

水泵接合器设立如下永久性标志铭牌  
工程名称：汾西县武装部办公楼  
供水系统：自动喷水灭火系统  
供水范围：1层~8层  
接合器额定压力：1.60MPa  
系统设计流量：25L/S  
系统工作压力：1.07MPa

水泵接合器设立如下永久性标志铭牌  
工程名称：汾西县档案馆  
供水系统：自动喷水灭火系统  
供水范围：1层~8层  
接合器额定压力：1.60MPa  
系统设计流量：25L/S  
系统工作压力：1.07MPa

水泵接合器设立如下永久性标志铭牌  
工程名称：汾西县档案馆  
供水系统：室内消火栓系统  
供水范围：1层~8层  
接合器额定压力：1.60MPa  
系统设计流量：20L/S  
系统工作压力：1.12MPa

消防给水总平面图 1:300

日期 Date	版次 Rev.	版次说明 Description	
建设单位 Client  中国人民解放军山西省 汾西县人民武装部			
设计单位 Design Institute   <b>中国铁建</b> 中铁十七局集团有限公司 CHINA RAILWAY 17TH BUREAU GROUP CO., LTD.			
合作设计单位 Cooperated Design Institute			
工程名称 Project  人武部基础设施(办公楼) (专项整治)			
项目编号 Project No.	2025-FJ-11-01		
项目名称 Project Name	人武部基础设施(办公楼) (专项整治)		
职 责 Responsibility	姓 名 Name	签 字 Signature	日 期 Date
审 定 Approved by	闫富云	闫富云	
审 核 Reviewed by	梁 麟	梁麟	
项目负责人 Principal in charge	刘婷婷	刘婷婷	
专业负责人 Discipline Responsible	杜晓宁	杜晓宁	
校 对 Checked by	刘秀峰	刘秀峰	
设 计 Designed by	杜晓宁	杜晓宁	2025.04
绘 图 Drawn by			
图纸名称 Sheet Title  消防给水总平面图			
专 业 Discipline	给排水	阶 段 Stage	施工图
图 号 Sheet No.	02	版 次 Rev.	A 版
出图签章 Release Stamp			
执业签章 Registration Stamp			
本图须加盖出图签章,否则一律无效。 Invalid Unless Stamped			