



消防水泵房、消防水池1-1剖面图 1:50

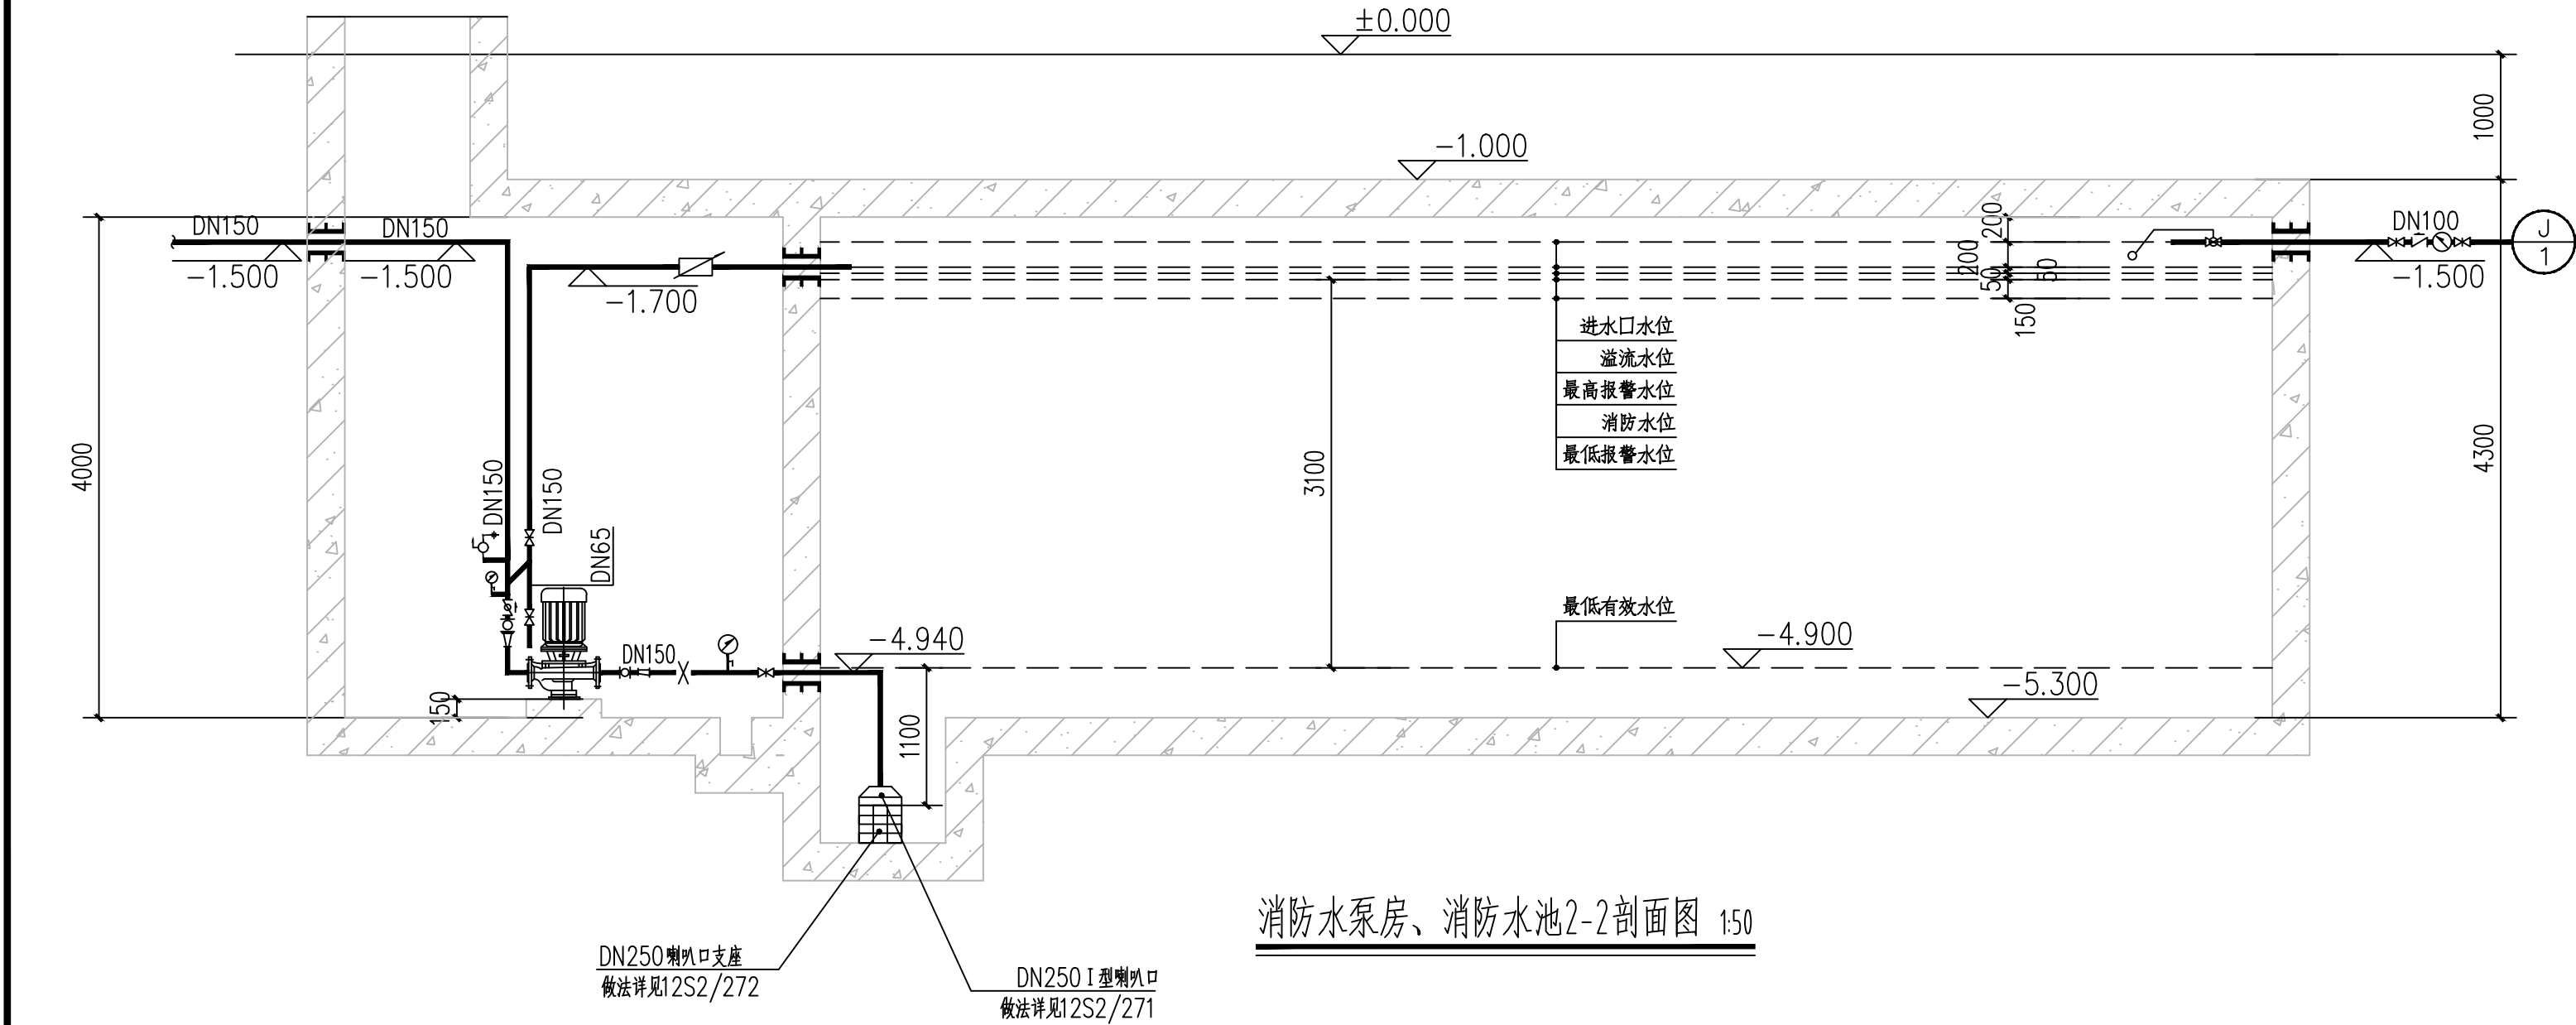

消防水泵房、消防水池2-2剖面图 1:50

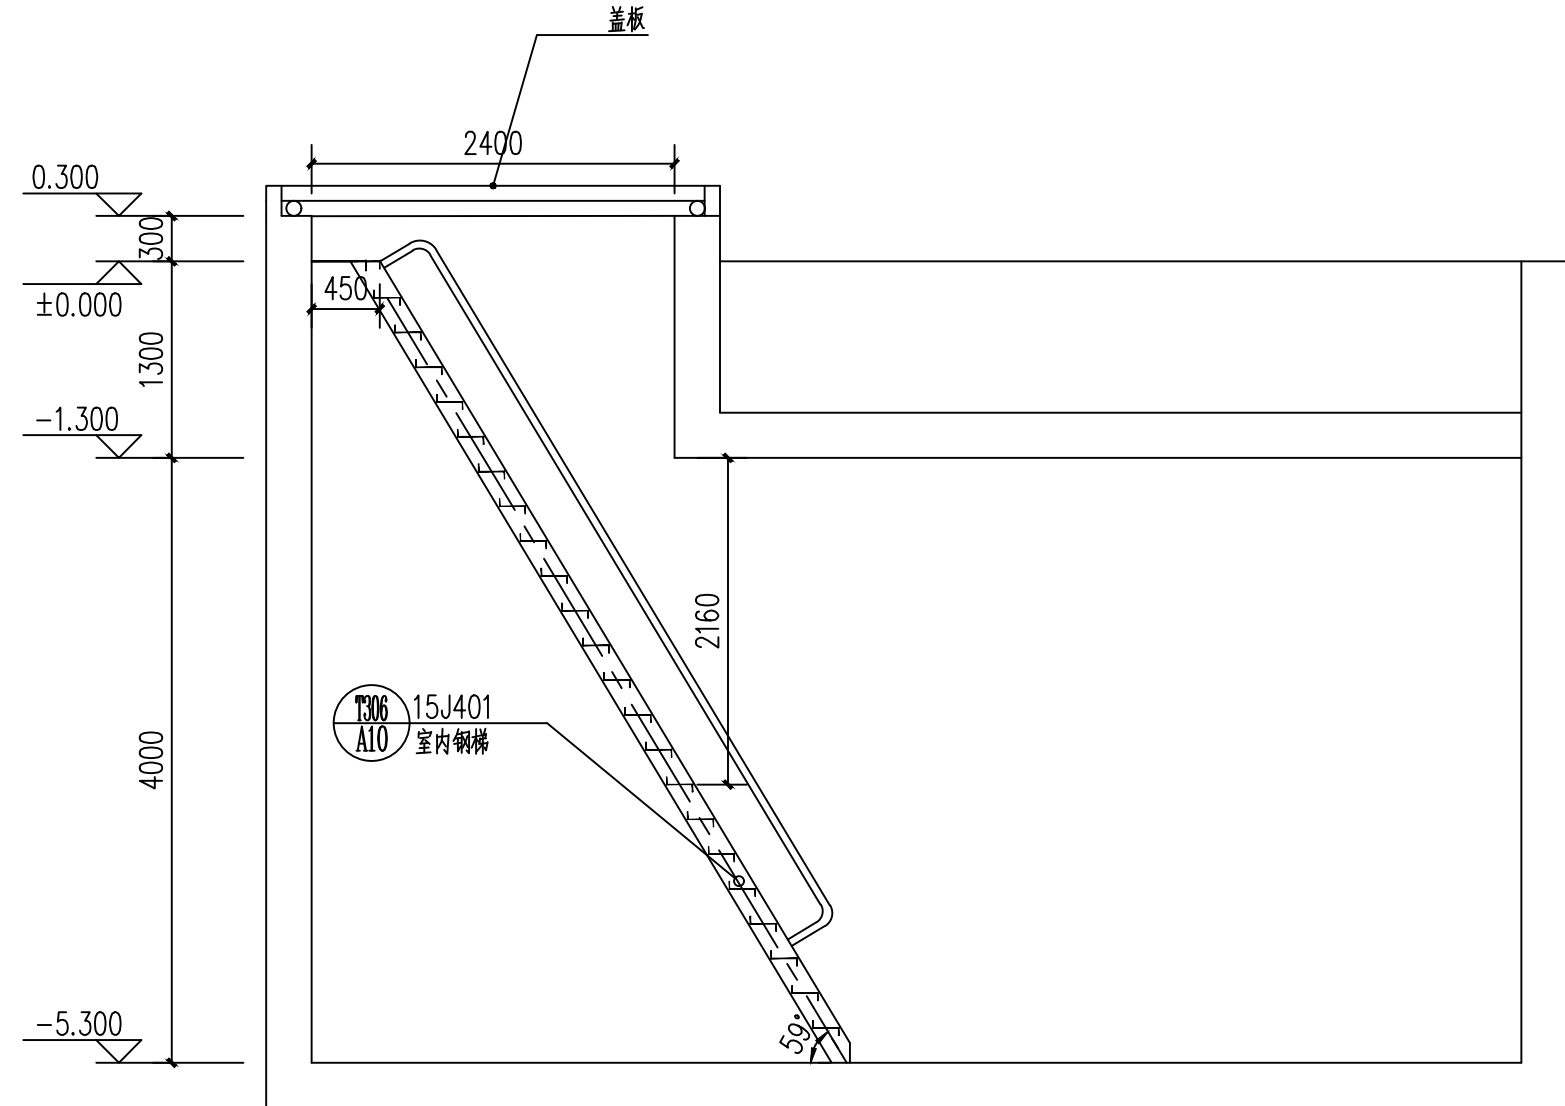

消防水泵房、消防水池3-3剖面图 1:50

日期 Date	版次 Rev.	版次说明 Description
建设单位 Client		
中国人民解放军山西省 汾西县人民武装部		
设计单位 Design Institute		
<div></div> <div>中国铁建</div> <div>中铁十七局集团有限公司</div> <div>CHINA RAILWAY 17TH BUREAU GROUP CO., LTD.</div>		
合作设计单位 Cooperated Design Institute		
工程名称 Project		
人武部基础设施(办公楼) (专项整治)		
项目编号 Project No.	2025-FJ-11-01	
项目名称 ProjectName	人武部基础设施(办公楼)（专项整治）	
职 责 Responsibility	姓 名 Name	签 字 Signature
审 定 Approved by	闫富云	闫富云
审 核 Reviewed by	梁 麟	梁麟
项目负责人 Principal in charge	刘婷婷	刘婷婷
专业负责人 Discipline Responsible	杜晓宁	杜晓宁
校 对 Checked by	刘秀峰	刘秀峰
设 计 Designed by	杜晓宁	杜晓宁
绘 图 Drawn by		2025.04
图纸名称 Sheet Title		
消防水泵房、消防水池1-1、2-2剖面图		
专 业 Discipline	给排水	阶 段 Stage
图 号 Sheet No.	03	版 次 Rev.
A 版		
出图签章 Release Stamp		
执业签章 Registration Stamp		
本图须加盖出图签章,否则一律无效。 Invalid Unless Stamped		