

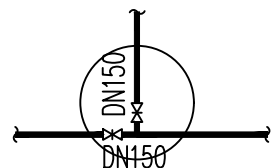


X1阀门井节点图 1:100

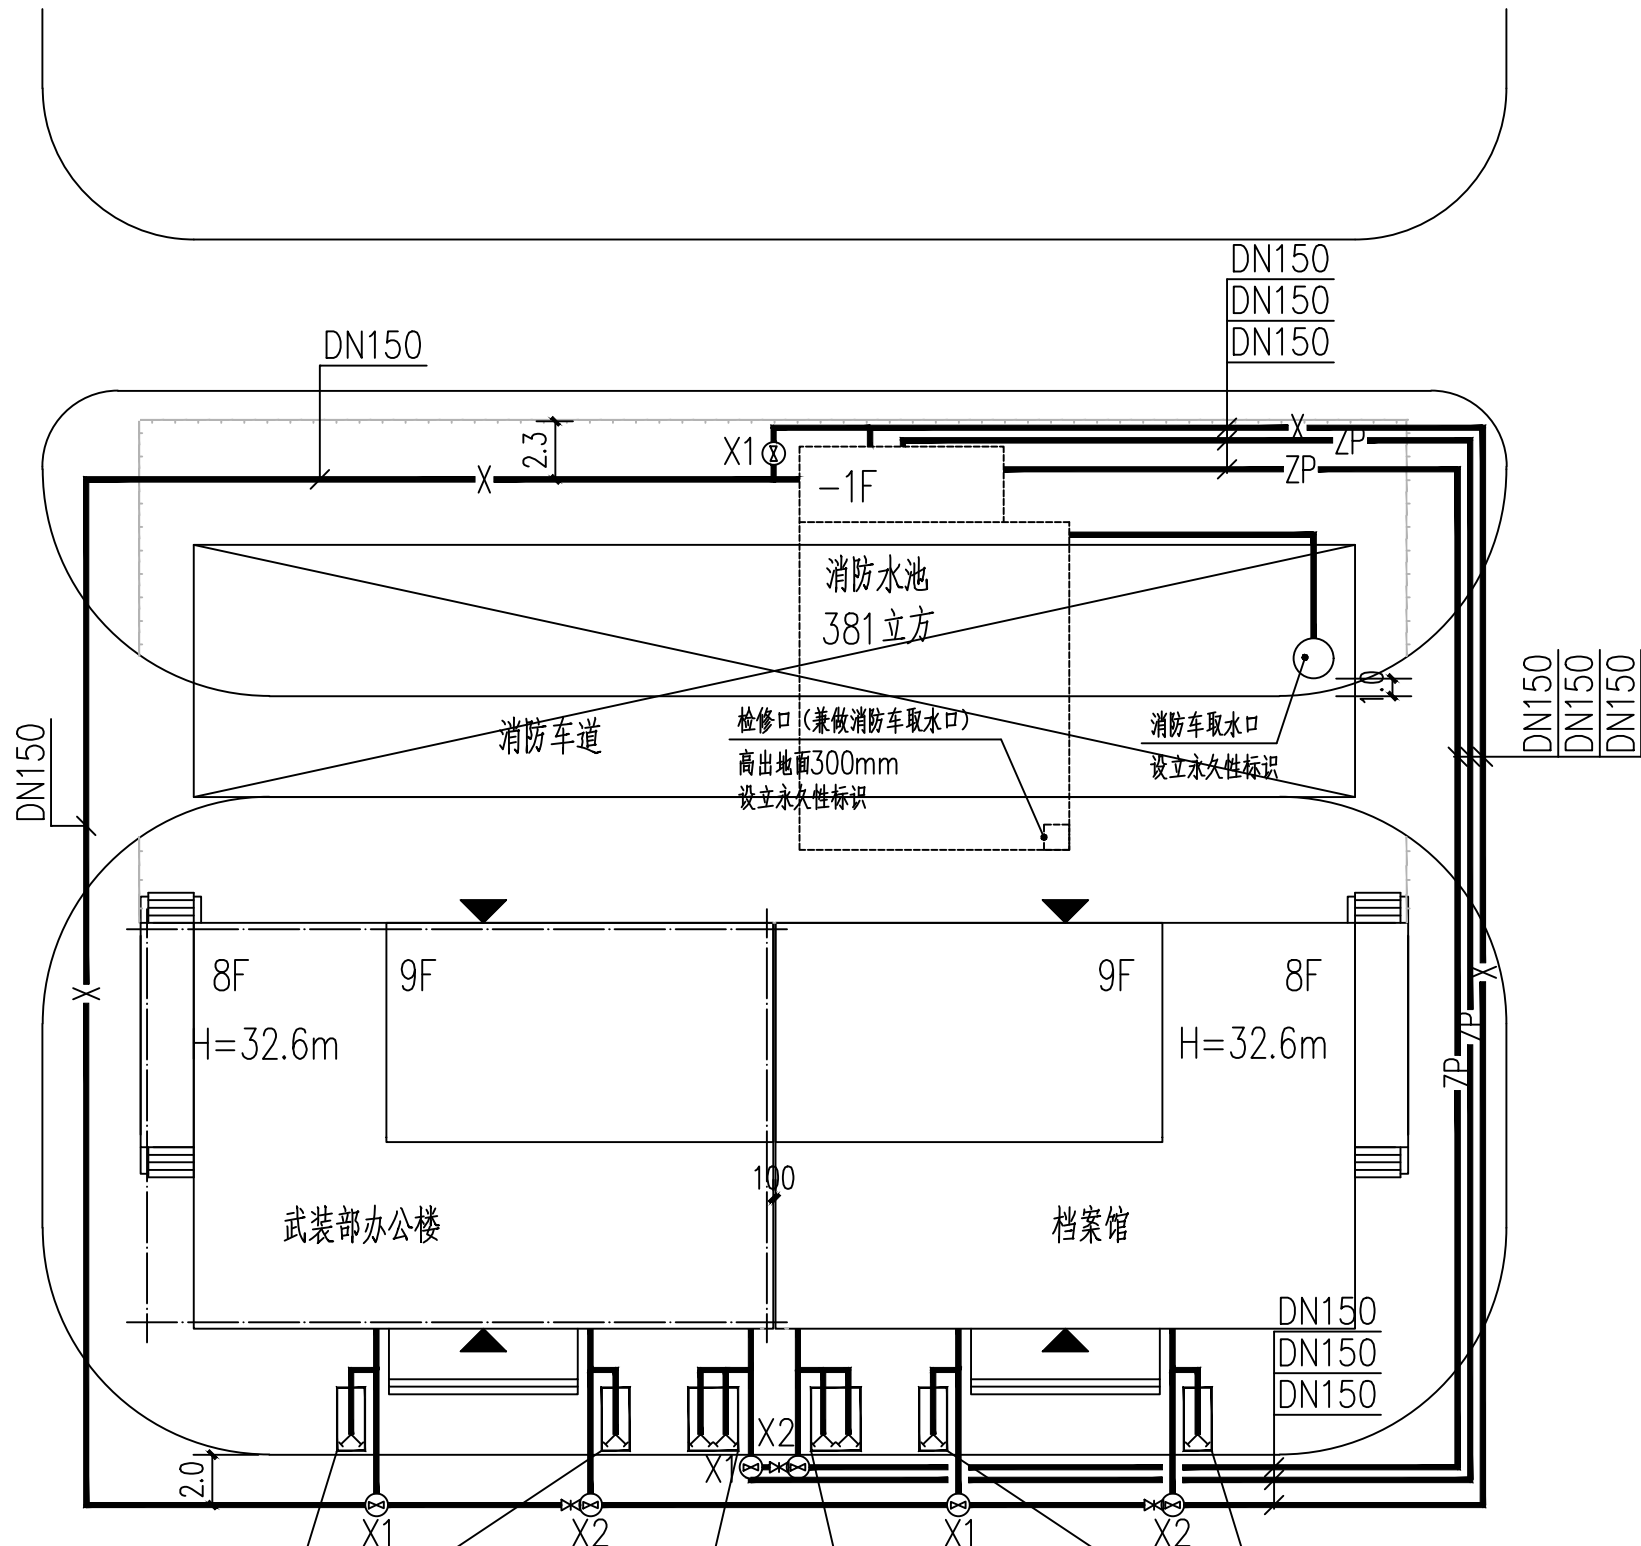

X2阀门井节点图 1:100

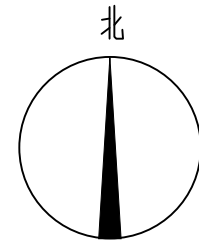


消防给水总平面图 1:300

水泵接合器设立如下永久性标志铭牌
工程名称：汾西县武装部办公楼
供水系统：室内消火栓系统
供水范围：1层~8层
接合器额定压力：1.60MPa
系统设计流量：20L/S
系统工作压力：1.12MPa

水泵接合器设立如下永久性标志铭牌
工程名称：汾西县武装部办公楼
供水系统：自动喷水灭火系统
供水范围：1层~8层
接合器额定压力：1.60MPa
系统设计流量：25L/S
系统工作压力：1.07MPa

水泵接合器设立如下永久性标志铭牌
工程名称：汾西县档案馆
供水系统：自动喷水灭火系统
供水范围：1层~8层
接合器额定压力：1.60MPa
系统设计流量：25L/S
系统工作压力：1.07MPa

水泵接合器设立如下永久性标志铭牌
工程名称：汾西县档案馆
供水系统：室内消火栓系统
供水范围：1层~8层
接合器额定压力：1.60MPa
系统设计流量：20L/S
系统工作压力：1.12MPa

日期 Date	版次 Rev.	版次说明 Description	
建设单位 Client 汾西县档案馆			
设计单位 Design Institute  中国铁建 中铁十七局集团有限公司 CHINA RAILWAY 17TH BUREAU GROUP CO., LTD.			
合作设计单位 Cooperated Design Institute			
工程名称 Project 档案馆建设项目（专项整治）			
项目编号 Project No.	2025-FJ-11		
项目名称 Project Name	档案馆建设项目（专项整治）		
职 责 Responsibility	姓 名 Name	签 字 Signature	日 期 Date
审 定 Approved by	闫富云	闫富云	
审 核 Reviewed by	梁 麟	梁麟	
项目负责人 Principal in charge	刘婷婷	刘婷婷	
专业负责人 Discipline Responsible	杜晓宁	杜晓宁	
校 对 Checked by	刘秀峰	刘秀峰	
设 计 Designed by	杜晓宁	杜晓宁	2025.04
绘 图 Drawn by			
图纸名称 Sheet Title 消防给水总平面图			
专 业 Discipline	给排水	阶 段 Stage	施工图
图 号 Sheet No.	02	版 次 Rev.	A 版
出图签章 Release Stamp			
执业签章 Registration Stamp			
本图须加盖出图签章,否则一律无效。 Invalid Unless Stamped			