



首层防火分区示意图

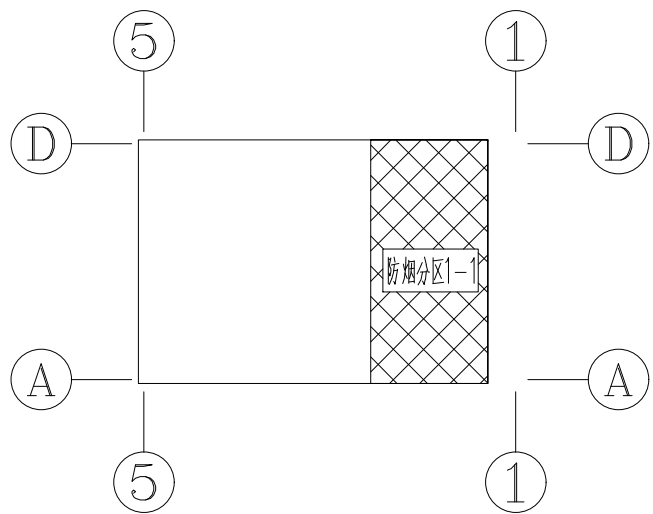

首层防烟分区示意图

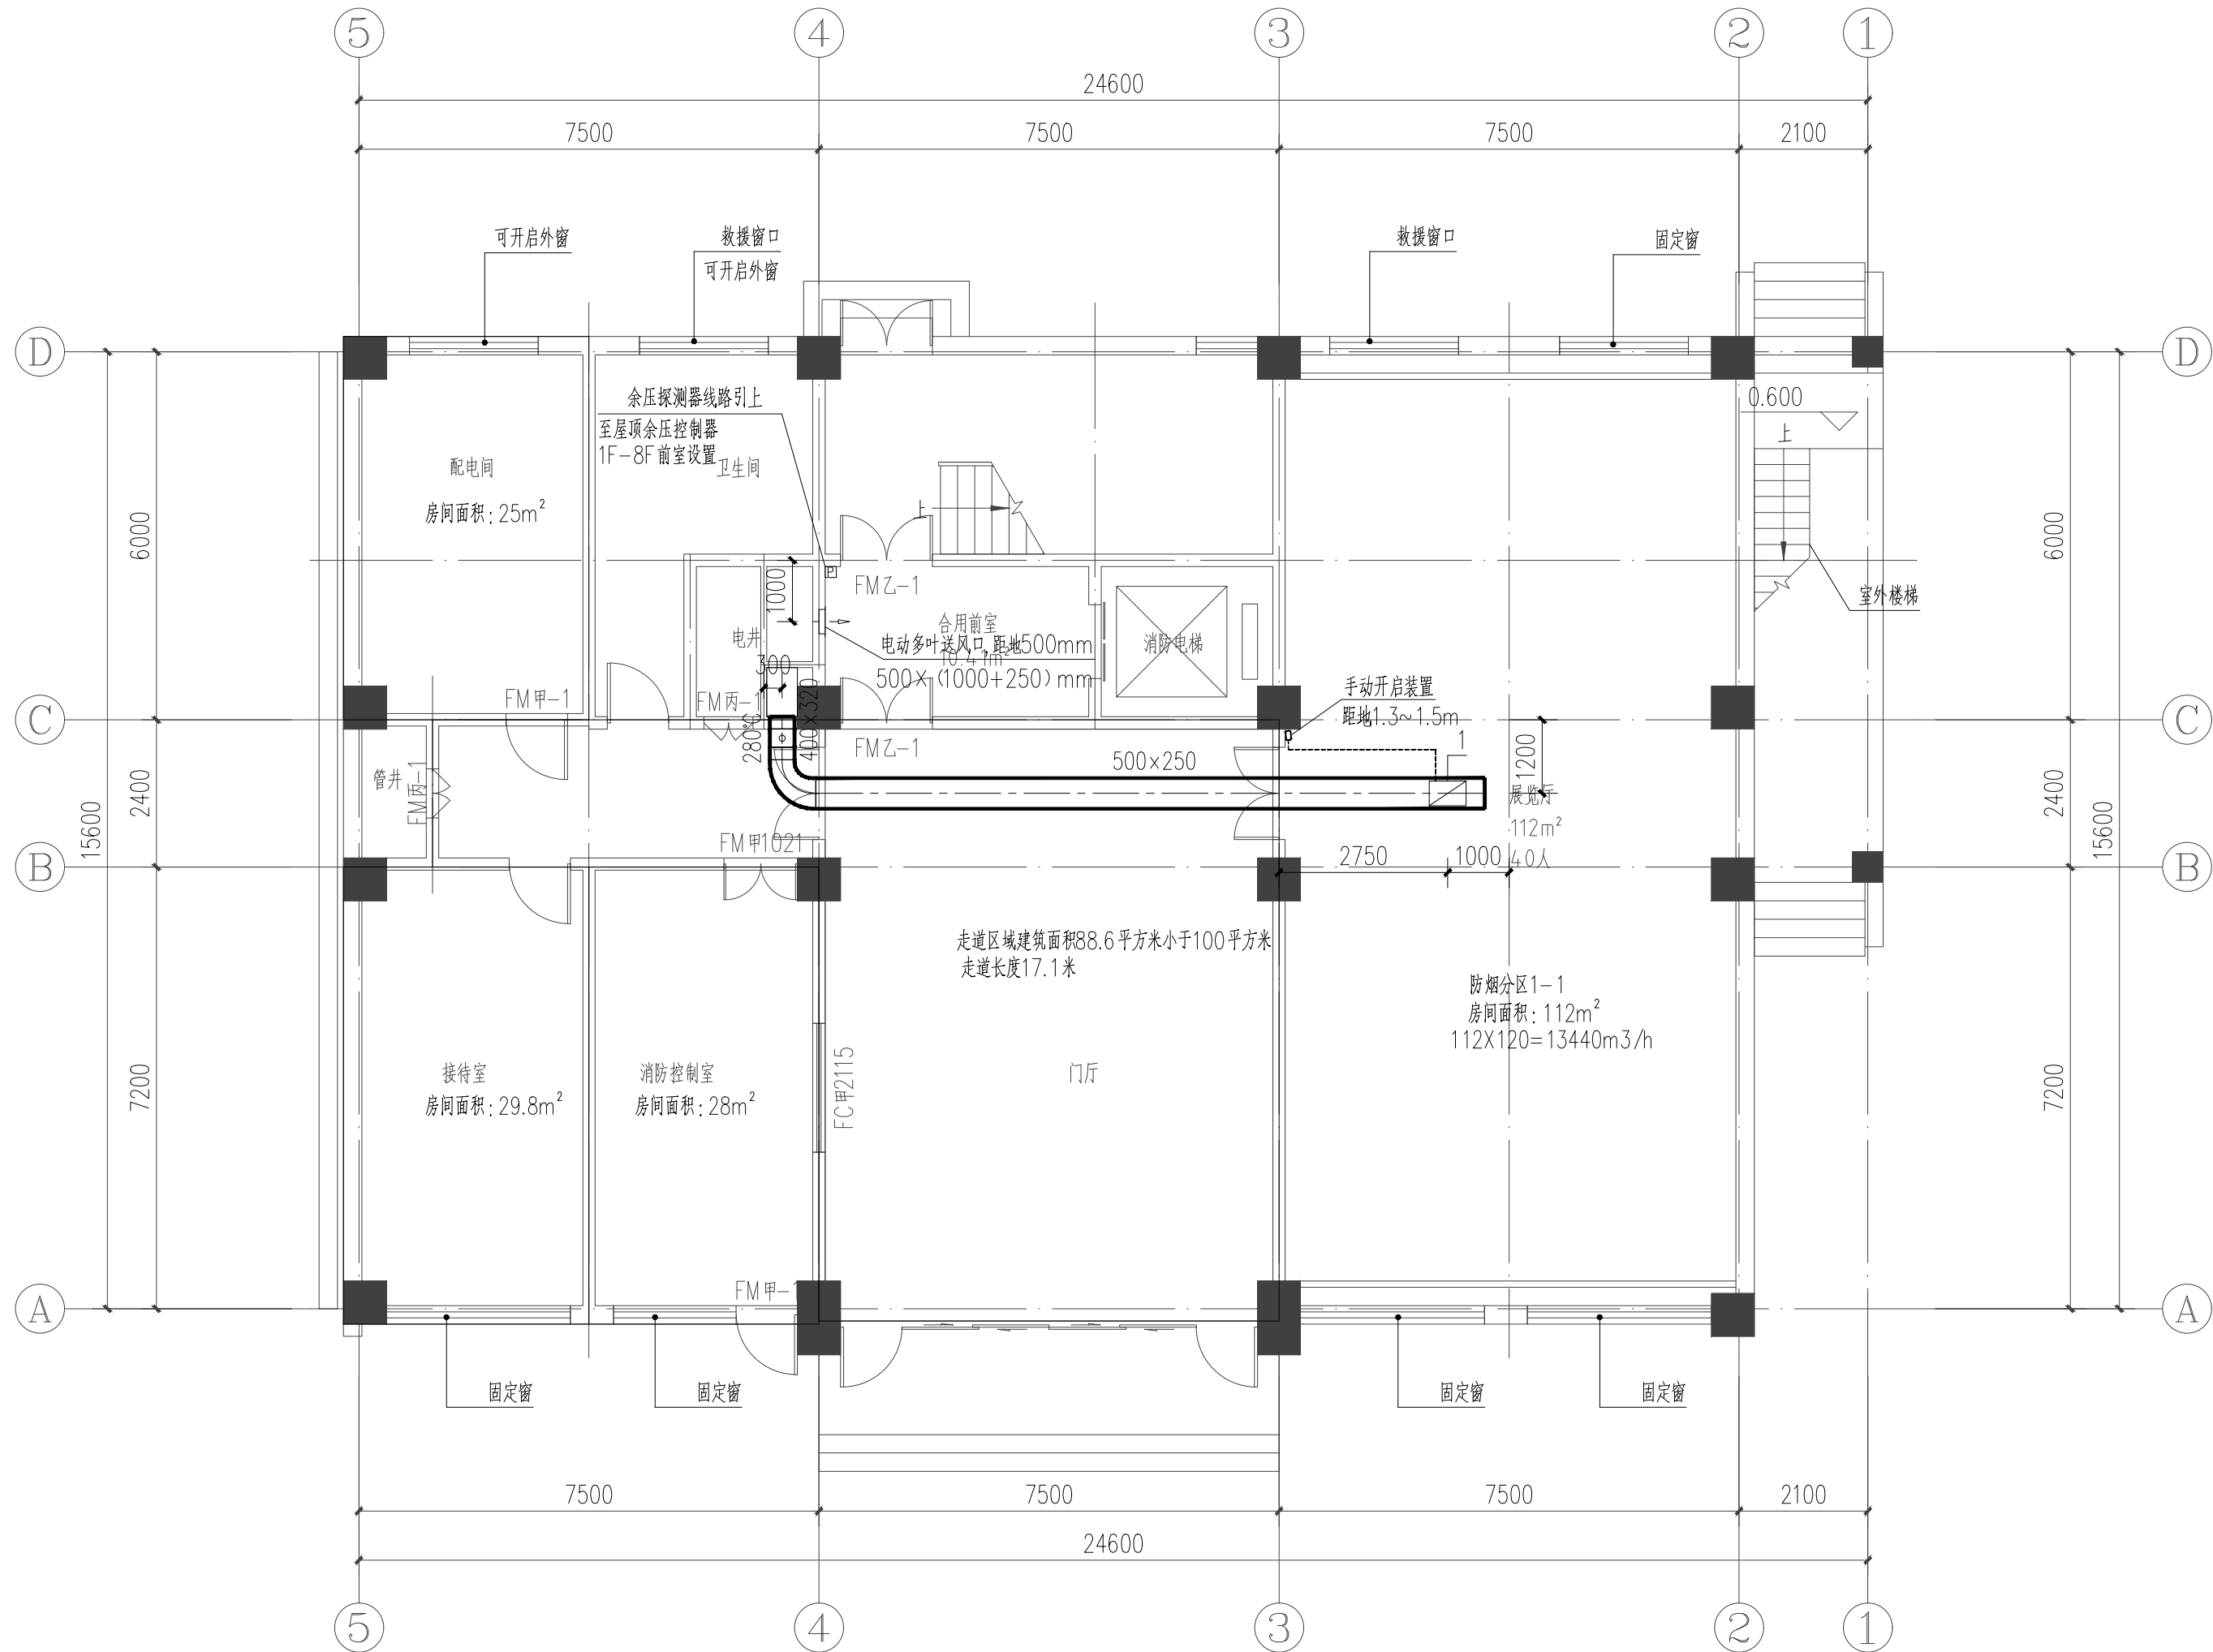

首层防排烟平面图 1:100

图 例

图例	名称	图例	名称
	排烟风管		排烟风机、加压送风机
	280°排烟防火防		电动多叶送风口
	70°排烟防火防		板式排烟口
	单层百叶送风口		送风气流方向

日期 Date	版次 Rev.	版次说明 Description	
建设单位 Client 汾西县档案馆			
设计单位 Design Institute 中国铁建 中铁十七局集团有限公司 CHINA RAILWAY 17 BUREAU GROUP CO., LTD.			
合作设计单位 Cooperated Design Institute			
工程名称 Project 档案馆建设项目（专项整治）			
项目编号 Project No.	2025-FJ-11		
项目名称 Project Name	档案馆建设项目（专项整治）		
职 责 Responsibility	姓 名 Name	签 字 Signature	日 期 Date
审 定 Approved by	闫富云	闫富云	
审 核 Reviewed by	崔高峰	崔高峰	
项目负责人 Principal in charge	刘婷婷	刘婷婷	
专业负责人 Discipline Responsible	史宏岗	史宏岗	
校 对 Checked by	雷 聪	雷 聪	
设 计 Designed by	史宏岗	史宏岗	2025.04
绘 图 Drawn by			
图纸名称 Sheet Title 首层防排烟平面图			
专 业 Discipline	暖 通	阶 段 Stage	施工图
图 号 Sheet No.	02	版 次 Rev.	A 版
出图签章 Release Stamp			
执业签章 Registration Stamp			
本图须加盖出图签章,否则一律无效。 Invalid Unless Stamped			