



四~七层防火分区示意图

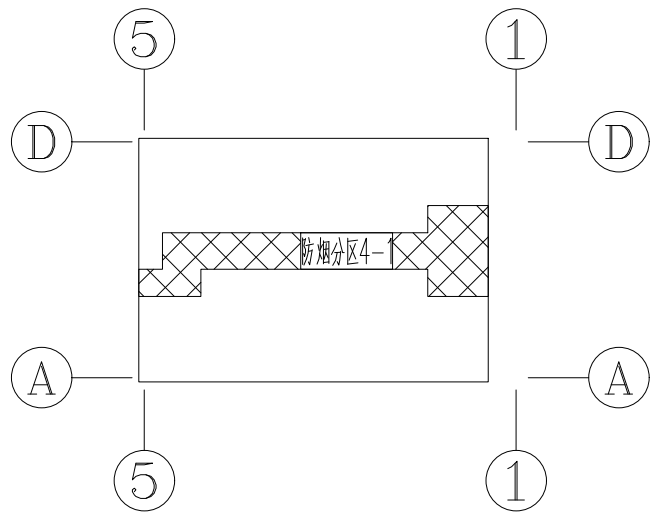


四~七层防烟分区示意图

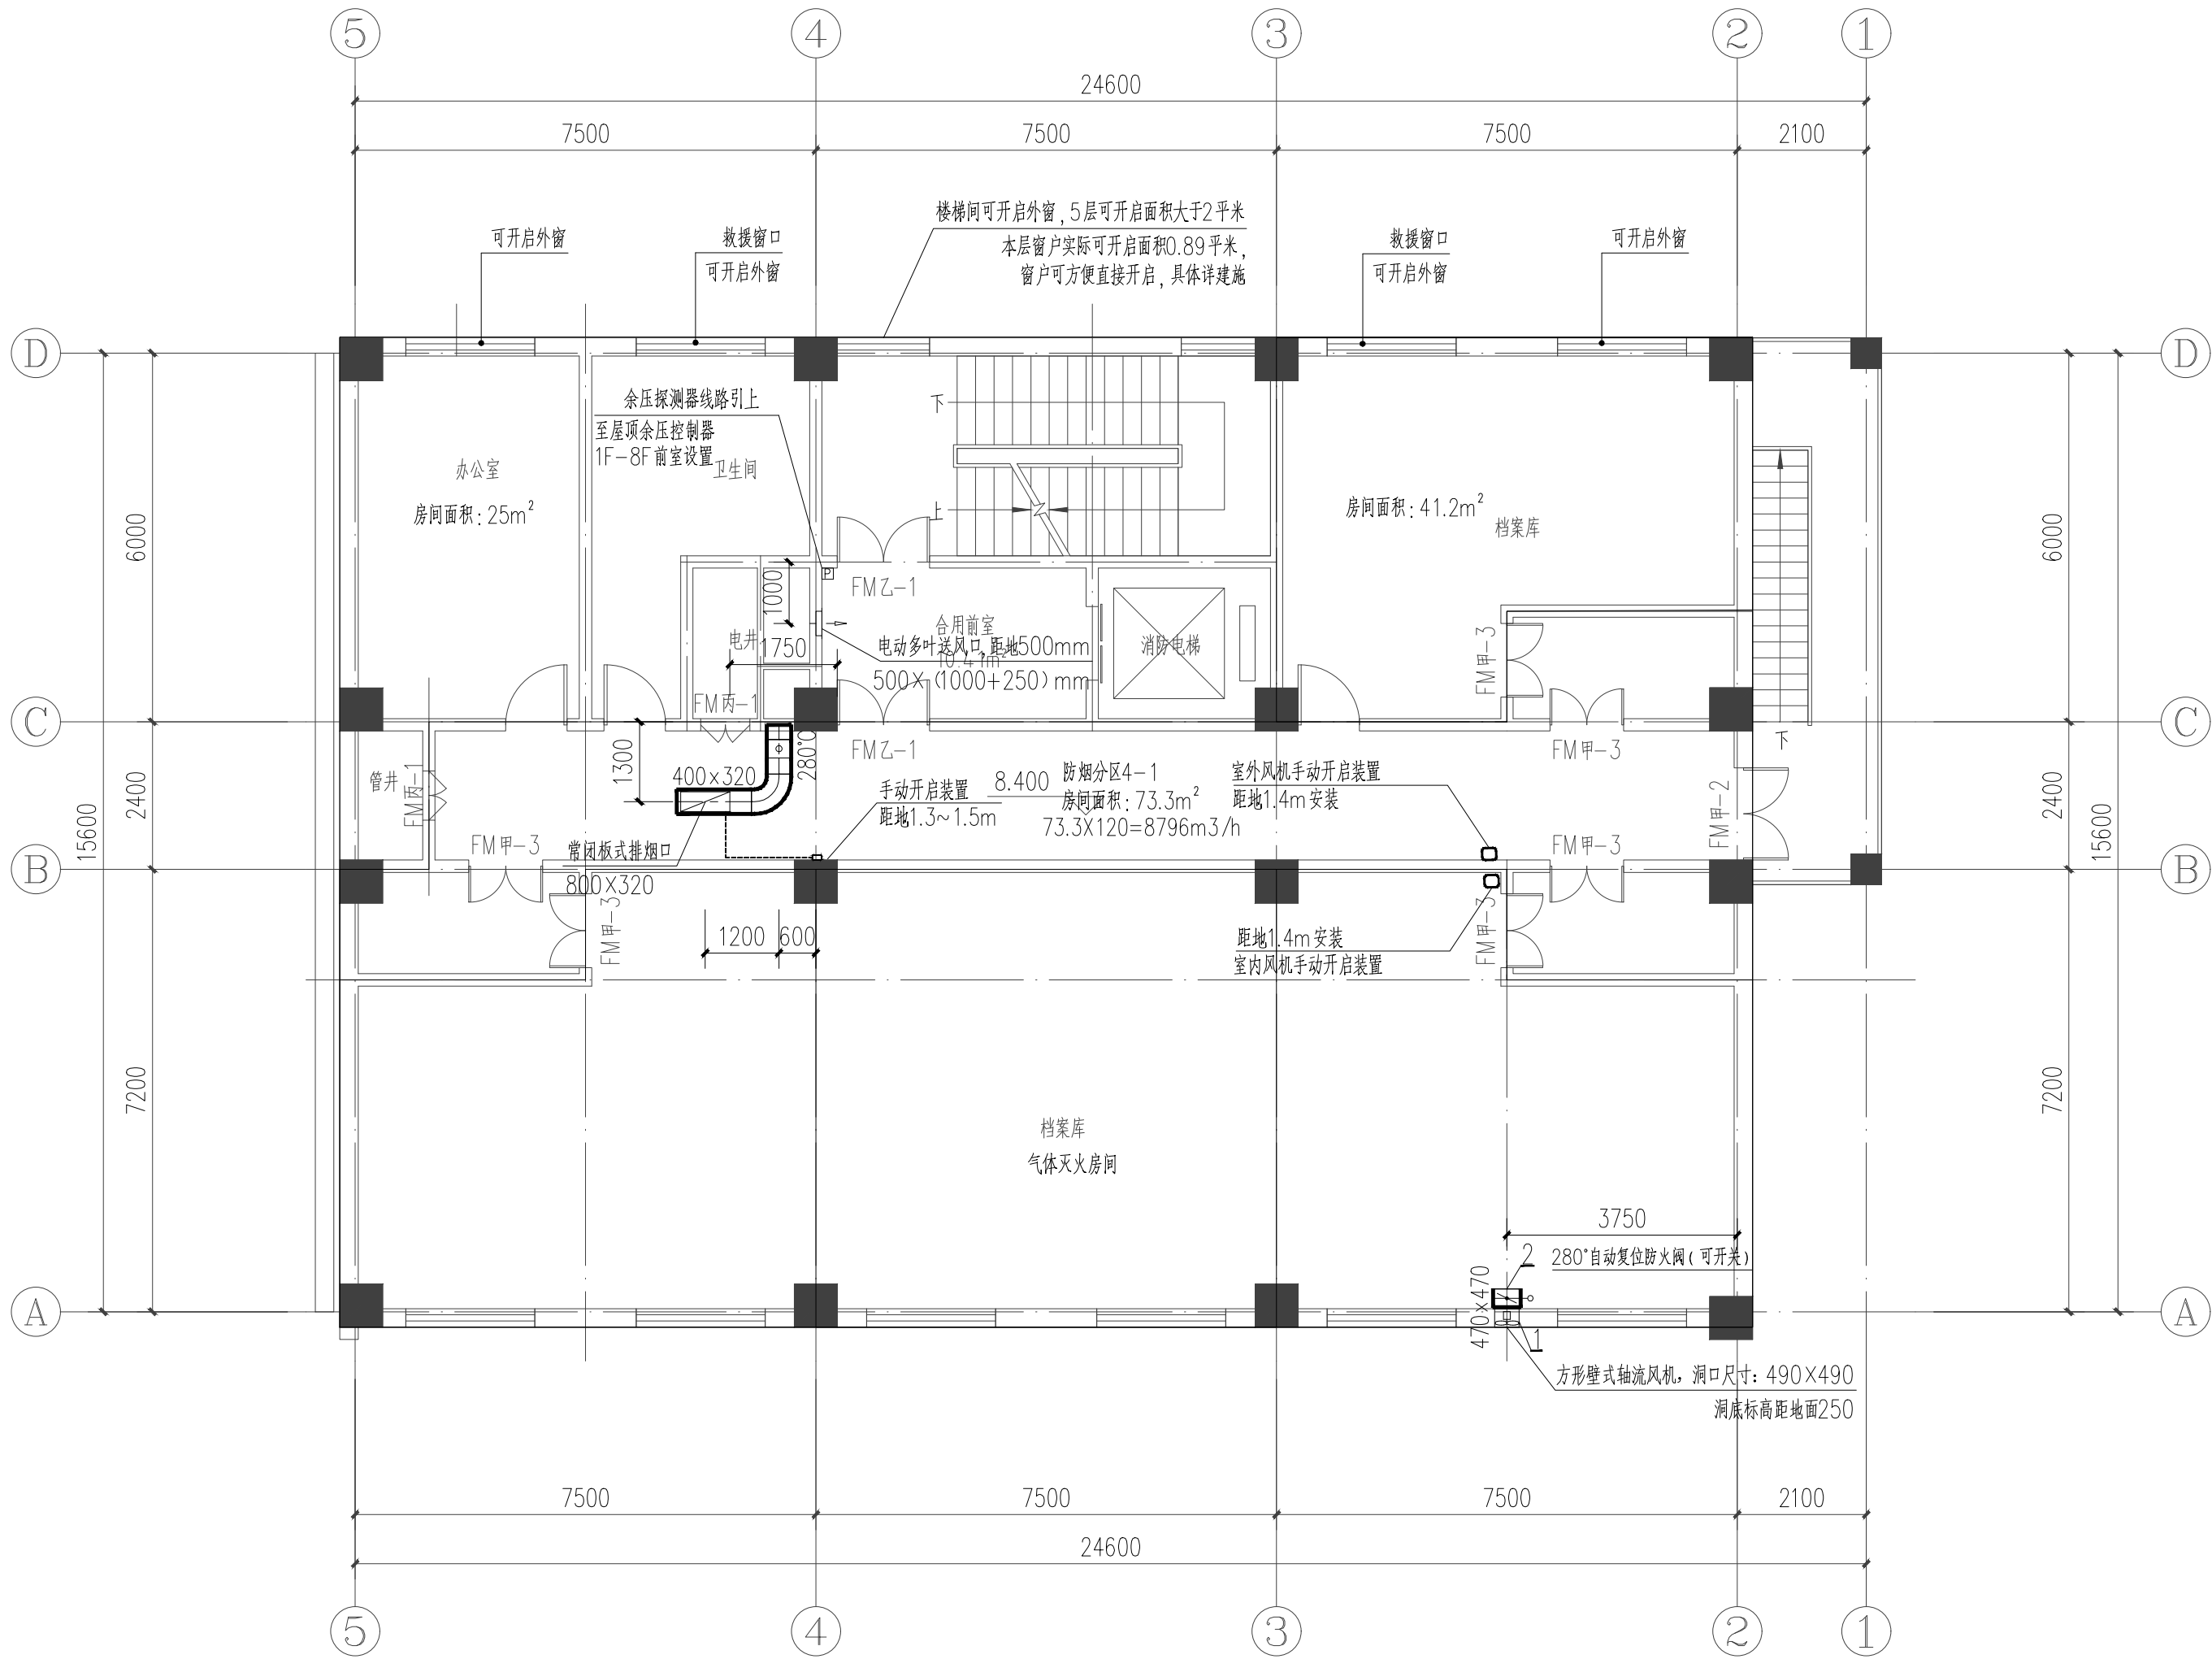

四~七层防排烟平面图 1:100

2	280°自动复位防火阀 (可开关)	风阀尺寸为370X370, 与轴流风机连锁开启	个	4	
1	防爆方形壁式轴流风机	BDFBZ-NO.4.0, 风量4620m ³ /h, 全压97Pa, 功率250W, 自带防雨百叶风口, 风机效率: 62%, 电压380V, 风机尺寸470×470	台	4	消防电源
编号	设备名称	型号及规格	单位	数量	备注
四~七主要设备材料表					

待风机订货以后核实风机尺寸, 在满足结构安全情况下方可开洞

日期 Date	版次 Rev.	版次说明 Description	
建设单位 Client			
汾西县档案馆			
设计单位 Design Institute			
<div></div> <div>中国铁建</div> <div>中铁十七局集团有限公司</div> <div>CHINA RAILWAY 17 BUREAU GROUP CO., LTD.</div>			
合作设计单位 Cooperated Design Institute			
工程名称 Project			
档案馆建设项目（专项整治）			
项目编号 Project No.	2025-FJ-11		
项目名称 Project Name	档案馆建设项目（专项整治）		
职 责 Responsibility	姓 名 Name	签 字 Signature	日 期 Date
审 定 Approved by	闫富云	闫富云	
审 核 Reviewed by	崔高峰	崔高峰	
项目负责人 Principal in charge	刘婷婷	刘婷婷	
专业负责人 Discipline Responsible	史宏岗	史宏岗	
校 对 Checked by	雷 聪	雷 聪	
设 计 Designed by	史宏岗	史宏岗	2025.04
绘 图 Drawn by			
图纸名称 Sheet Title			
四-七层防排烟平面图			
专 业 Discipline	暖 通	阶 段 Stage	施 工 图
图 号 Sheet No.	05	版 次 Rev.	A 版
出图签章 Release Stamp			
执业签章 Registration Stamp			
本图须加盖出图签章,否则一律无效。 Invalid Unless Stamped			