

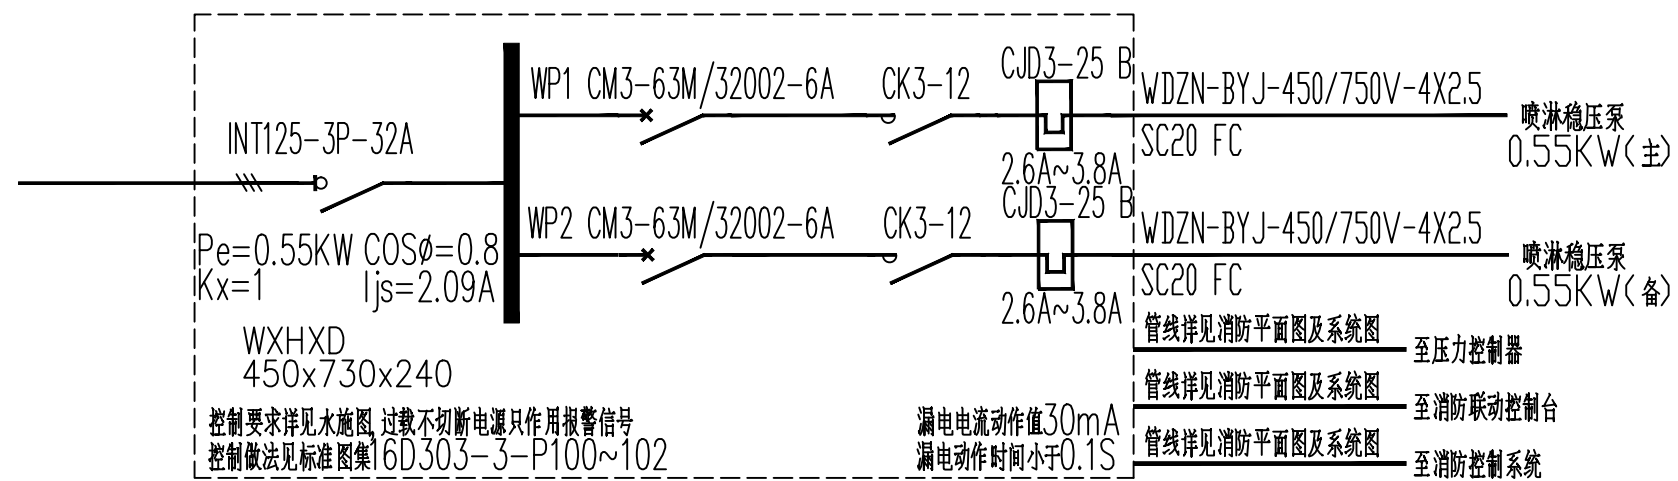
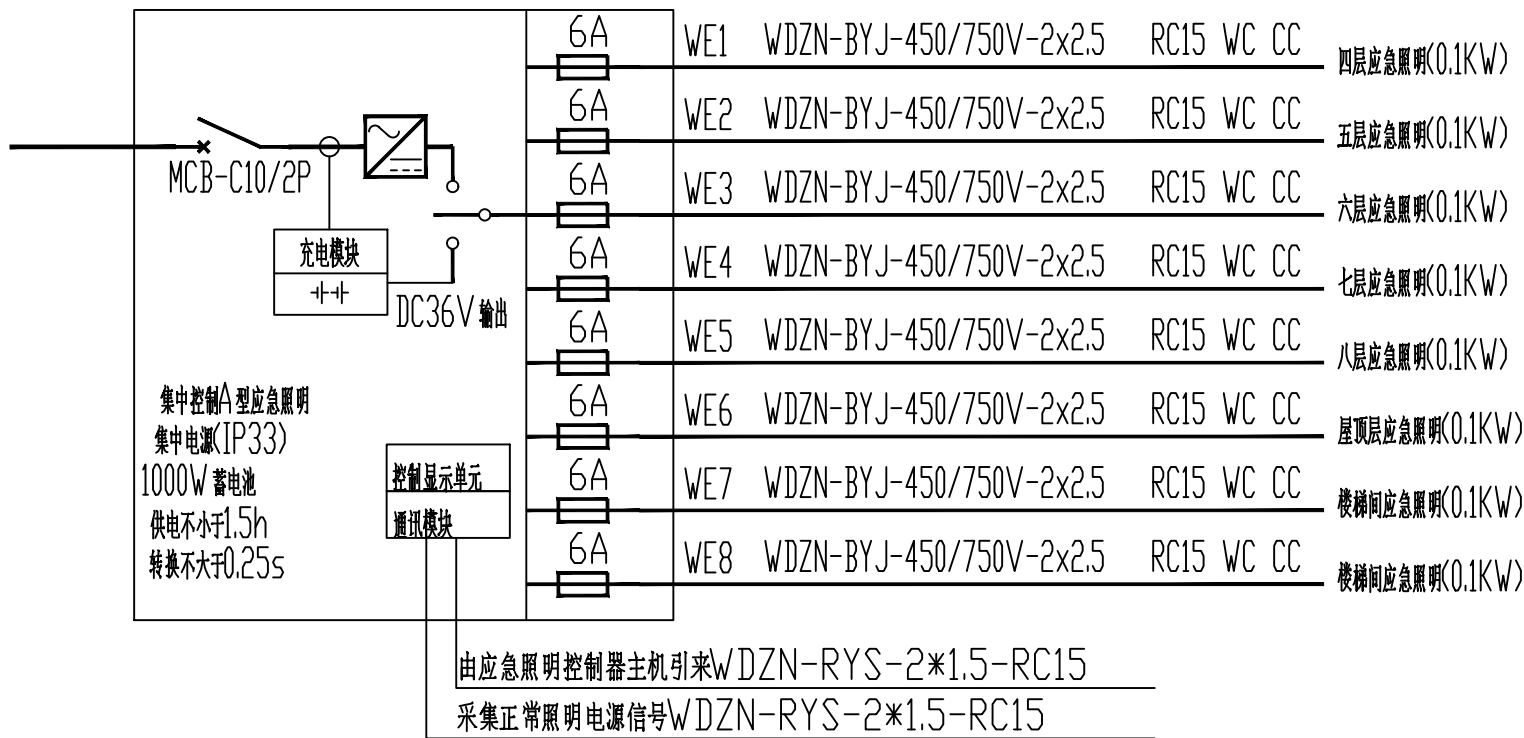
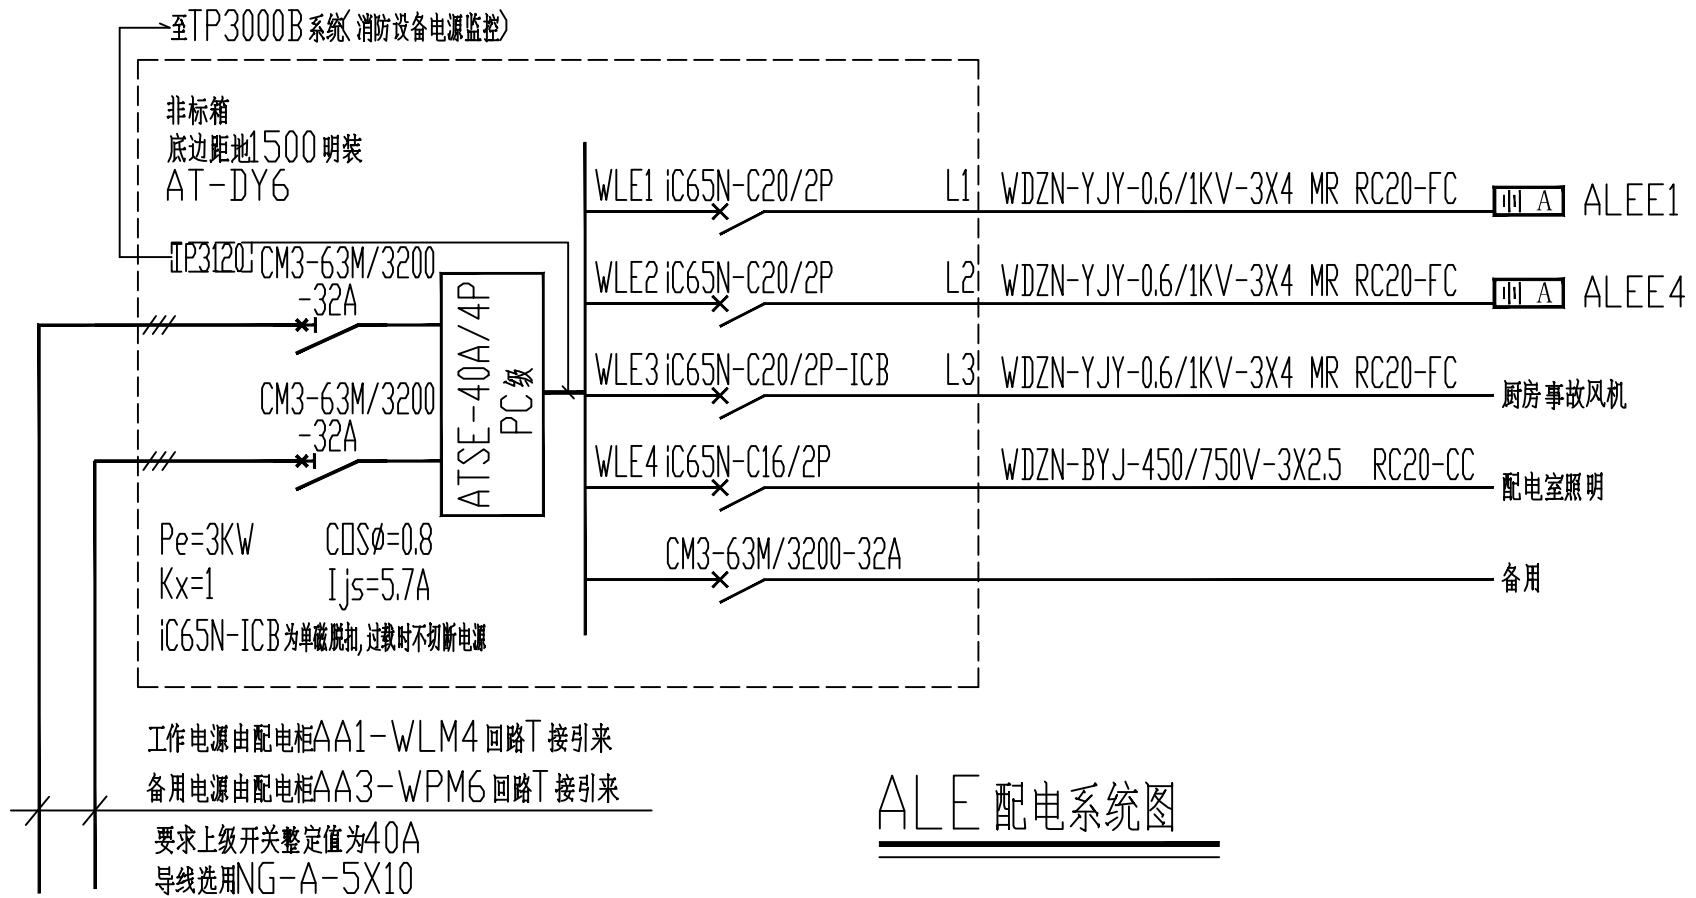
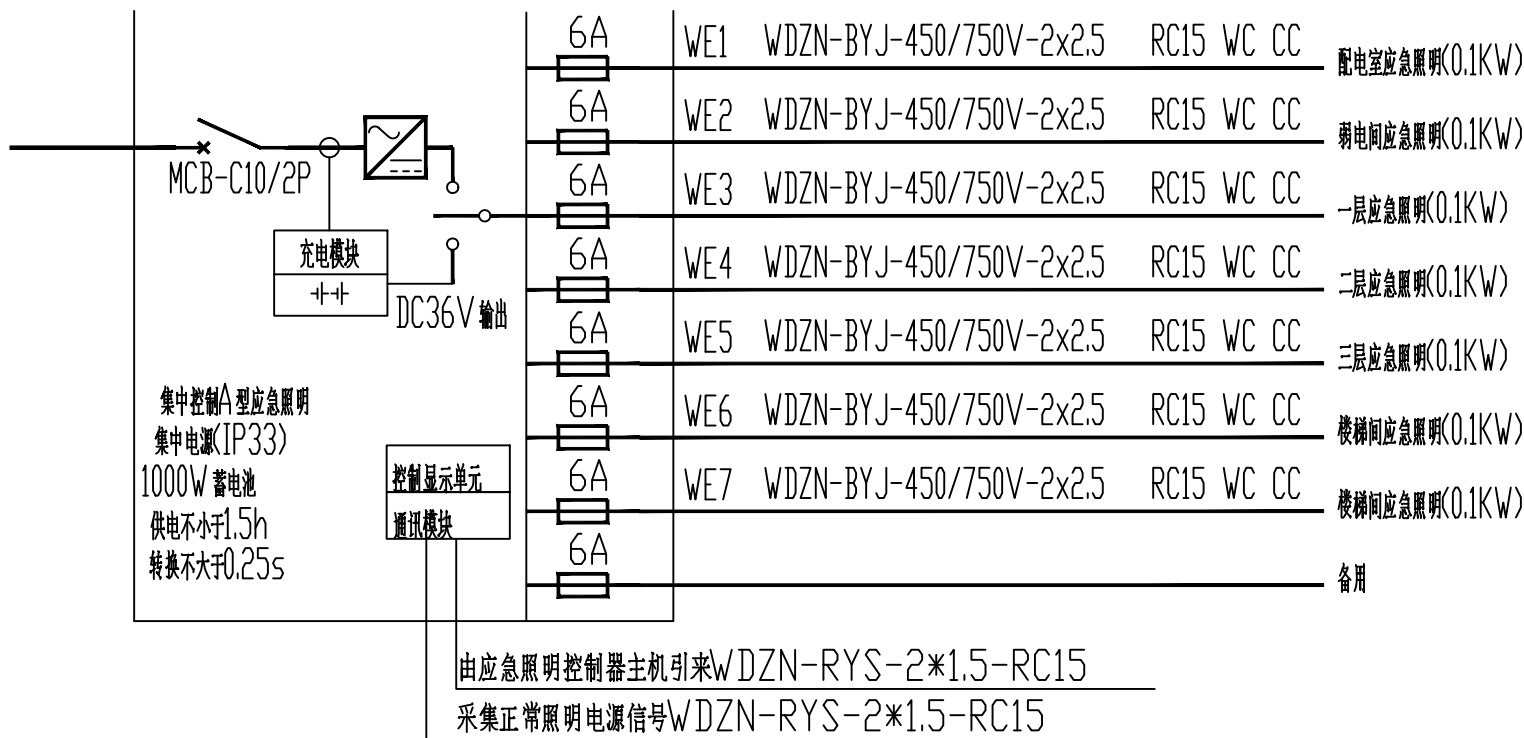


—至TP3000B系统(消防设备电源监控)

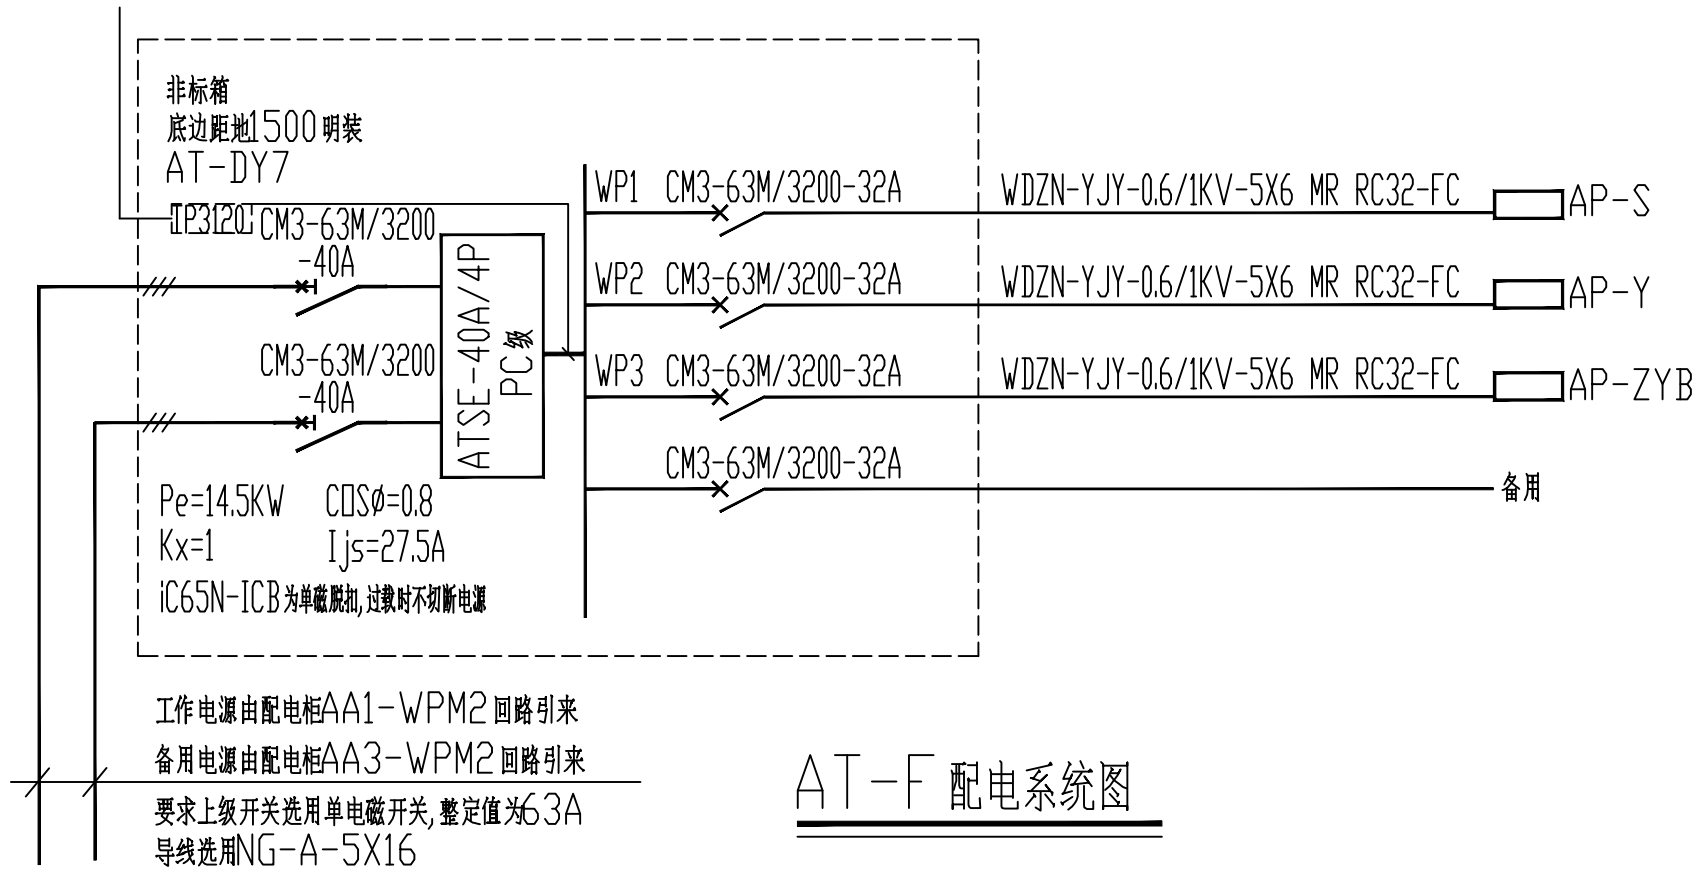

- 注: 1、电梯机房主体控制设备与电梯机房内设置的EB箱采用40X4镀锌扁钢连接。电梯轿厢内设置专用消防对讲电话和视频监控系统的终端设备, 电话线和视频线及穿线管应满足消防要求, 消防对讲电话与消防控制室和电梯机房的五方直通电话, 由电梯厂家完成。
- 2、电梯井道接地做法见15D502-P24。
- 3、电梯井道照明做法见12D7-P25。
- 4、机房电力线路与控制线路应隔离敷设。
- 5、电梯的动力和控制线缆与控制面板的连接处、控制面板的外壳防水性能等级不应低于IPX5。

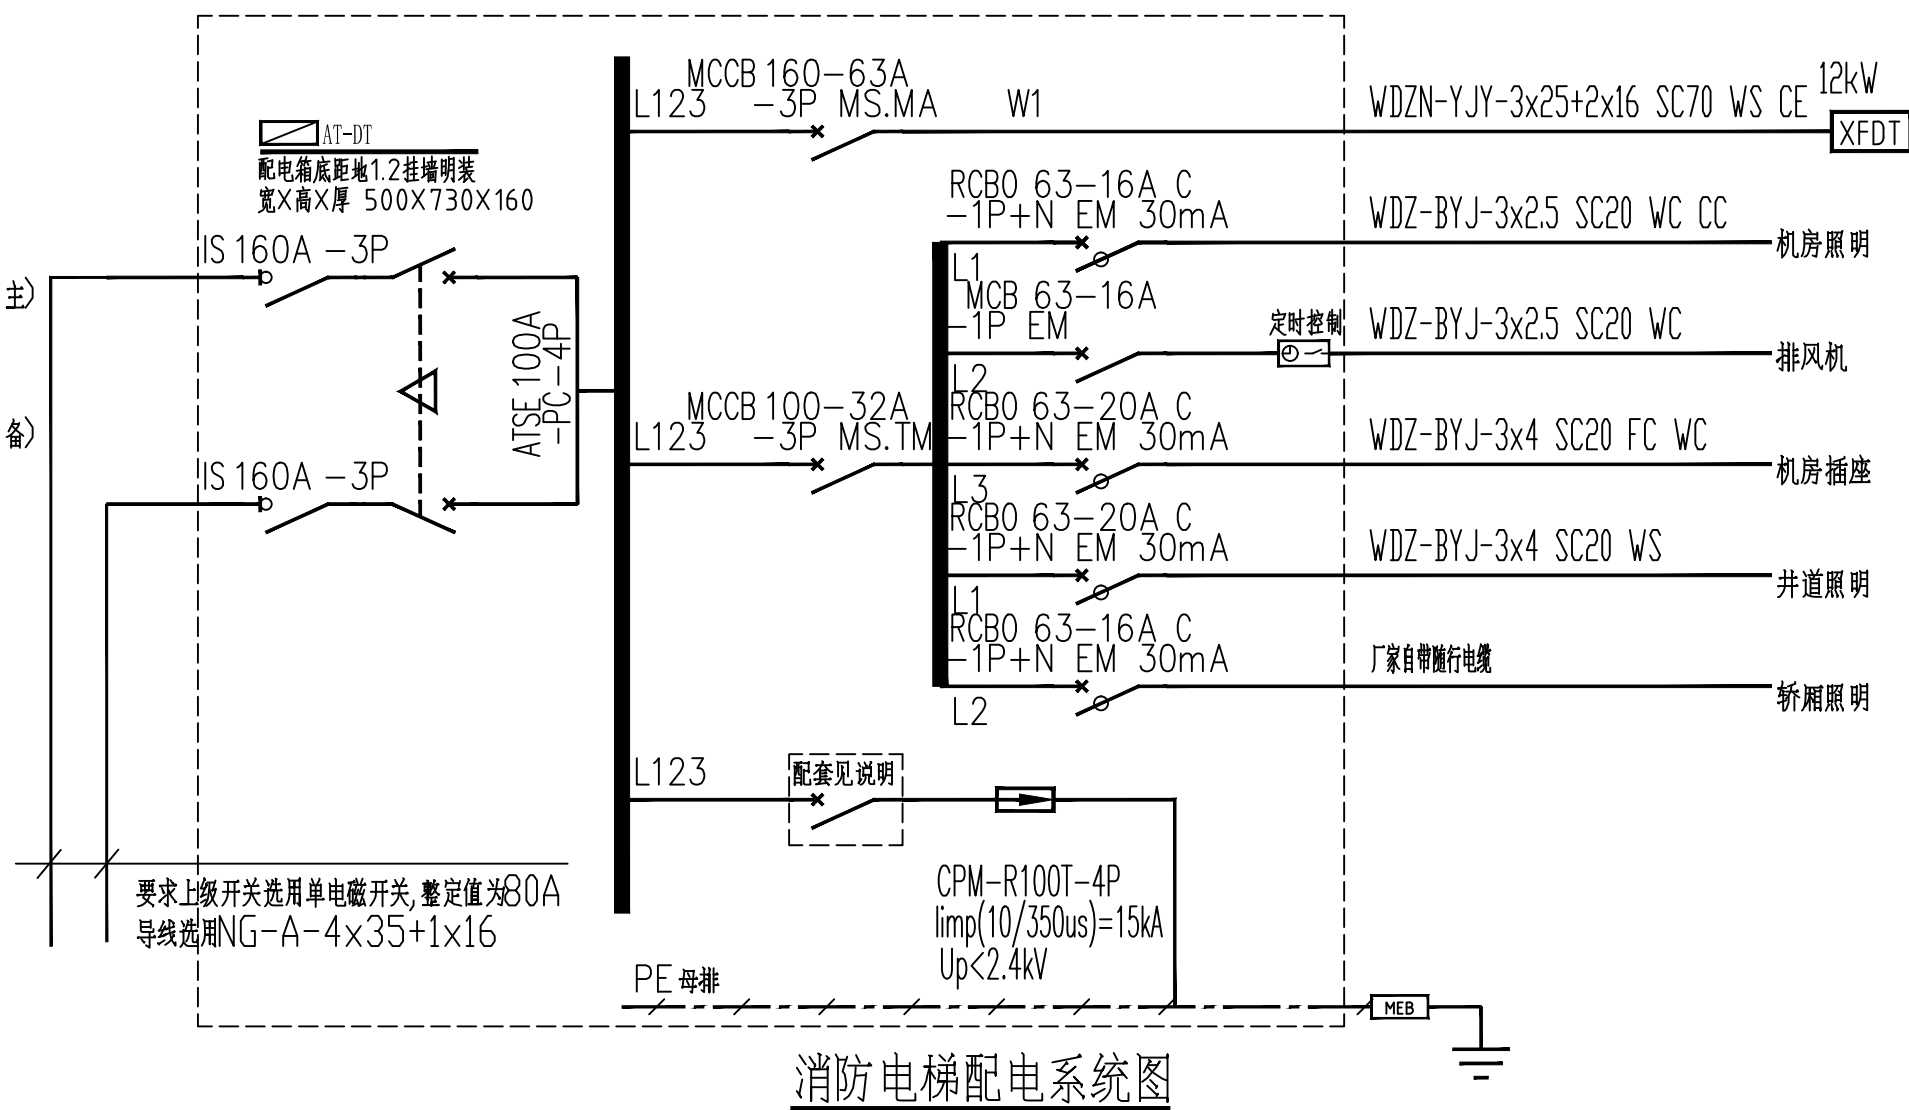

日期 Date	版次 Rev.	版次说明 Description	
建设单位 Client			
汾西县档案馆			
设计单位 Design Institute			
<div> 中国铁建 中铁十七局集团有限公司 CHINA RAILWAY 17 BUREAU GROUP CO., LTD.</div>			
合作设计单位 Cooperated Design Institute			
工程名称 Project			
档案馆建设项目（专项整治）			
项目编号 Project No.	2025-FJ-11		
项目名称 Project Name	档案馆建设项目（专项整治）		
职 责 Responsibility	姓 名 Name	签 字 Signature	日 期 Date
审 定 Approved by	闫富云	闫富云	
审 核 Reviewed by	孟忠斐	孟忠斐	
项目负责人 Principal in charge	刘婷婷	刘婷婷	
专业负责人 Discipline Responsible	孟忠斐	孟忠斐	
校 对 Checked by	张耀仁	张耀仁	
设 计 Designed by	张志明	张志明	2025.04
绘 图 Drawn by			
图纸名称 Sheet Title			
配电箱系统图			
专 业 Discipline	电 气	阶 段 Stage	施 工 图
图 号 Sheet No.	06	版 次 Rev.	A 版
出图签章 Release Stamp			
执业签章 Registration Stamp			
本图须加盖出图签章,否则一律无效。 Invalid Unless Stamped			