

设计单位

正书编号: A265123016

建筑行业(建筑工程)专业乙级

市政行业(给水工程)专业乙级

市政行业(排水工程)专业乙级

市政行业(道路工程)专业乙级

市政行业(桥梁工程)专业乙级



新疆广域建筑设计院
(有限公司)

Xinjiang Guangyu Architectural Design Institute Co. , Ltd.

地址：新疆乌鲁木齐市天山区59号

No. 59, Tianshan District, Urumqi, Xinjiang

建设单位

奇台县古城乡中心幼儿园

工程名称

奇台县古城乡中心幼儿园基础
设施综合维修工程

子项

工程编号	GYSJ-2026-007
------	---------------

出图日期	2026.02
------	---------

簽 名

项目负责人	
-------	--

孙梦璐

审定	
----	--

邢悦

审核	
----	--

何 健

专业负责人	
-------	--

吴宝良

校 对	
-----	--

吴宝良

设计	
----	--

赵文稳

绘图

赵文稳

图 名

三层照明平面


图号

电施 - 08

01

执业专用章（按规定加盖）

未盖出图专用章无效

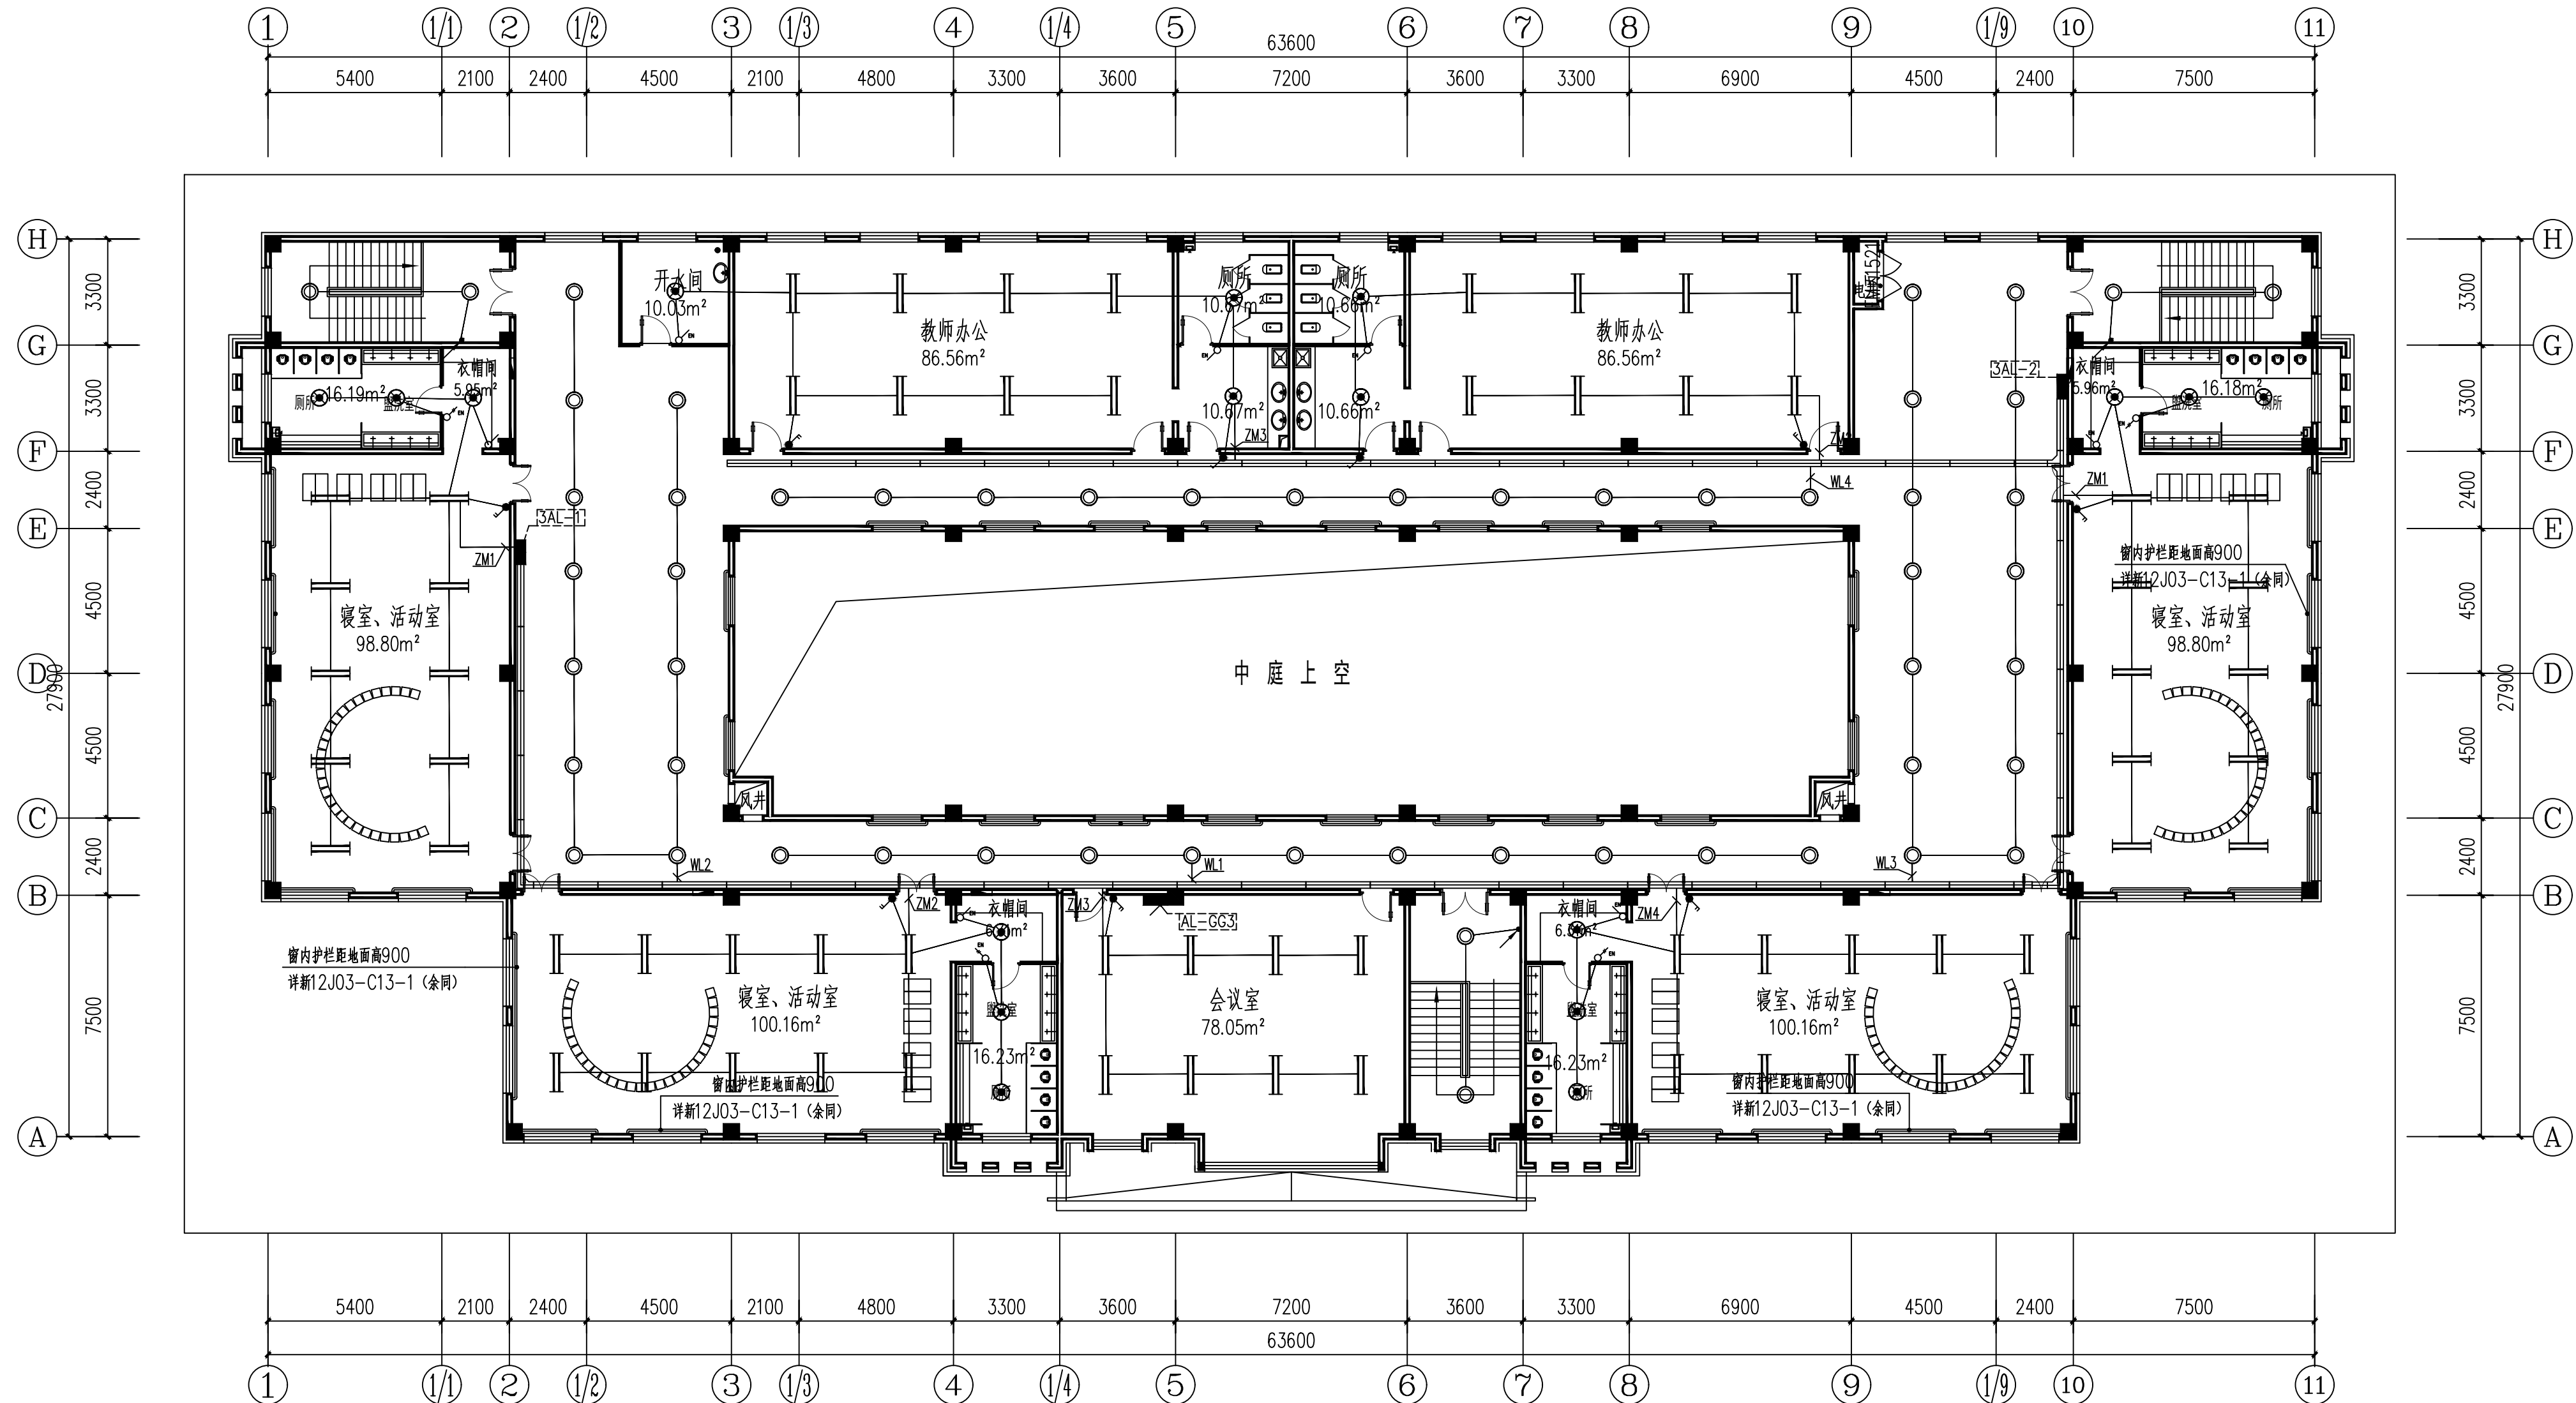

三层照明平面图 1:150

本层平面图:1331.64m²

本图纸未经审图盖章，不得用于施工