




日期	专业	姓名	日期	专业	姓名
2026.05	给排水	陈淑华	2026.05	暖通	周皓
2026.05	电气	马永华			
专业	姓名	日期	专业	姓名	日期
总图	周皓	2026.05	建筑	陈淑华	2026.05
结构					

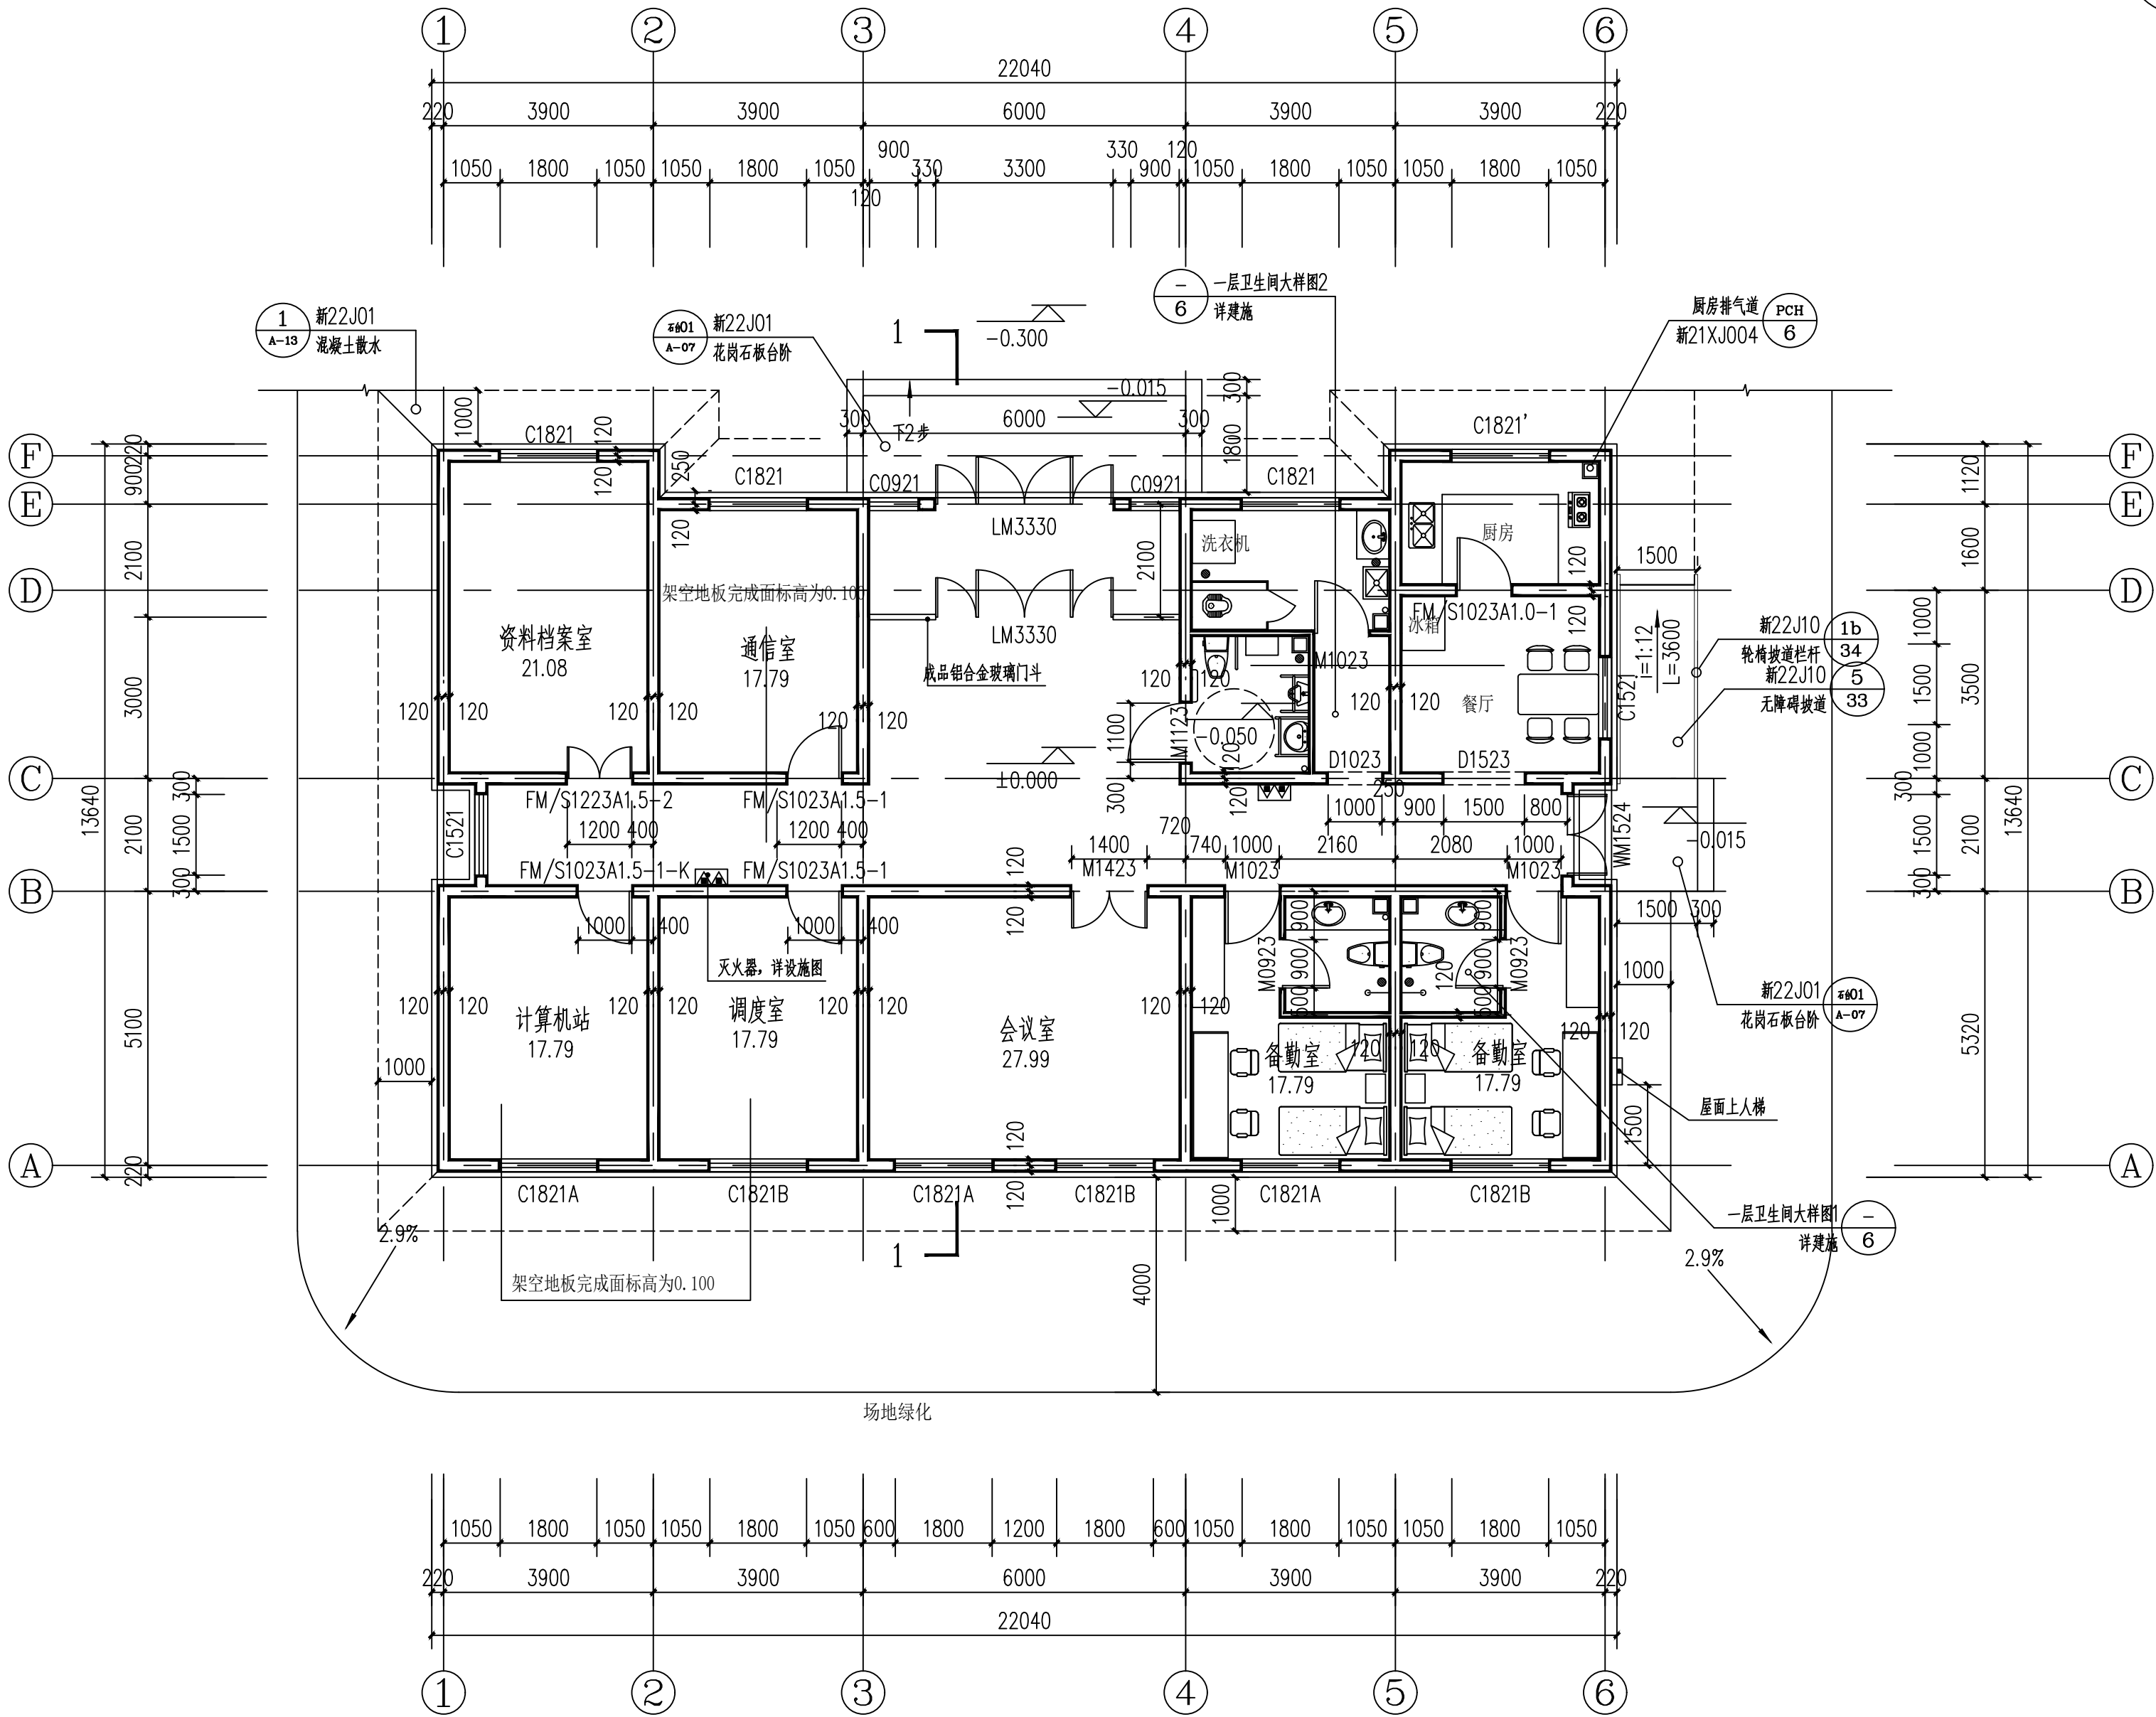

一层平面图 1:100
总建筑面积: 286.28m²

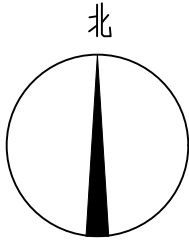

新疆兵团勘测设计院集团 股份有限公司 XPCC Surveying & Designing Institute Group Co., Ltd.		
		
证书编号 CERTIFICATE NO. A165000186 证书级别 甲级 CERTIFICATED GRADE A		
地 址 ADDRESS	乌鲁木齐市建设路36号 No. 36 Jianshe Street Urumqi	
邮政编码 POST CODE	830002	
电子邮箱 E-mail	BTKS2025@163.com	
电 话 TEL	0991-2358858	
<div>本 图 说 明</div> <div>NOTES ON DRAWING</div> <div>1:图纸属设计版权，未经许可严禁翻印。</div> <div>2:图中尺寸以标注为准，严禁度量。</div> <div>3:凡签字区实名和签名同在时方为有效。</div>		
<div>注册师章</div> <div>RE. ENGINEER SEAL</div>		
<div>设计资质章</div> <div>DESIGN QUALIFICATION SEAL</div>		
建设单位 CLIENT	第十四师 水利工程管理服务中心	
项目名称 PROJECT	47团抗旱应急水源工程 管理房新建项目	
子项名称 SUBITEM		
工程编号 PROJECT NO.	JZ25050090104	
设计阶段 DESIGN PHASE	施工图	
制 图 DRAWN BY	胡淑华	胡淑华
设 计 DESIGNED BY	胡淑华	
专业负责 CHIEF	陈 锋	陈 锋
校 核 CHECKED BY	陈 锋	
审 核 VERIFIED BY		
审 定 APPROVED BY	周 皓	周皓
图纸名称 DRAWING TITLE	一层平面图	
图纸编号 DRAWING NO.	建施-06	
版 本	第一版	
出版日期 DATE	2026. 05	