


专业	签名	日期	专业	签名	日期
总图		2025.08	给排水		2025.08
建筑		2025.08	暖通		2025.08
结构		2025.08	电气		2025.08

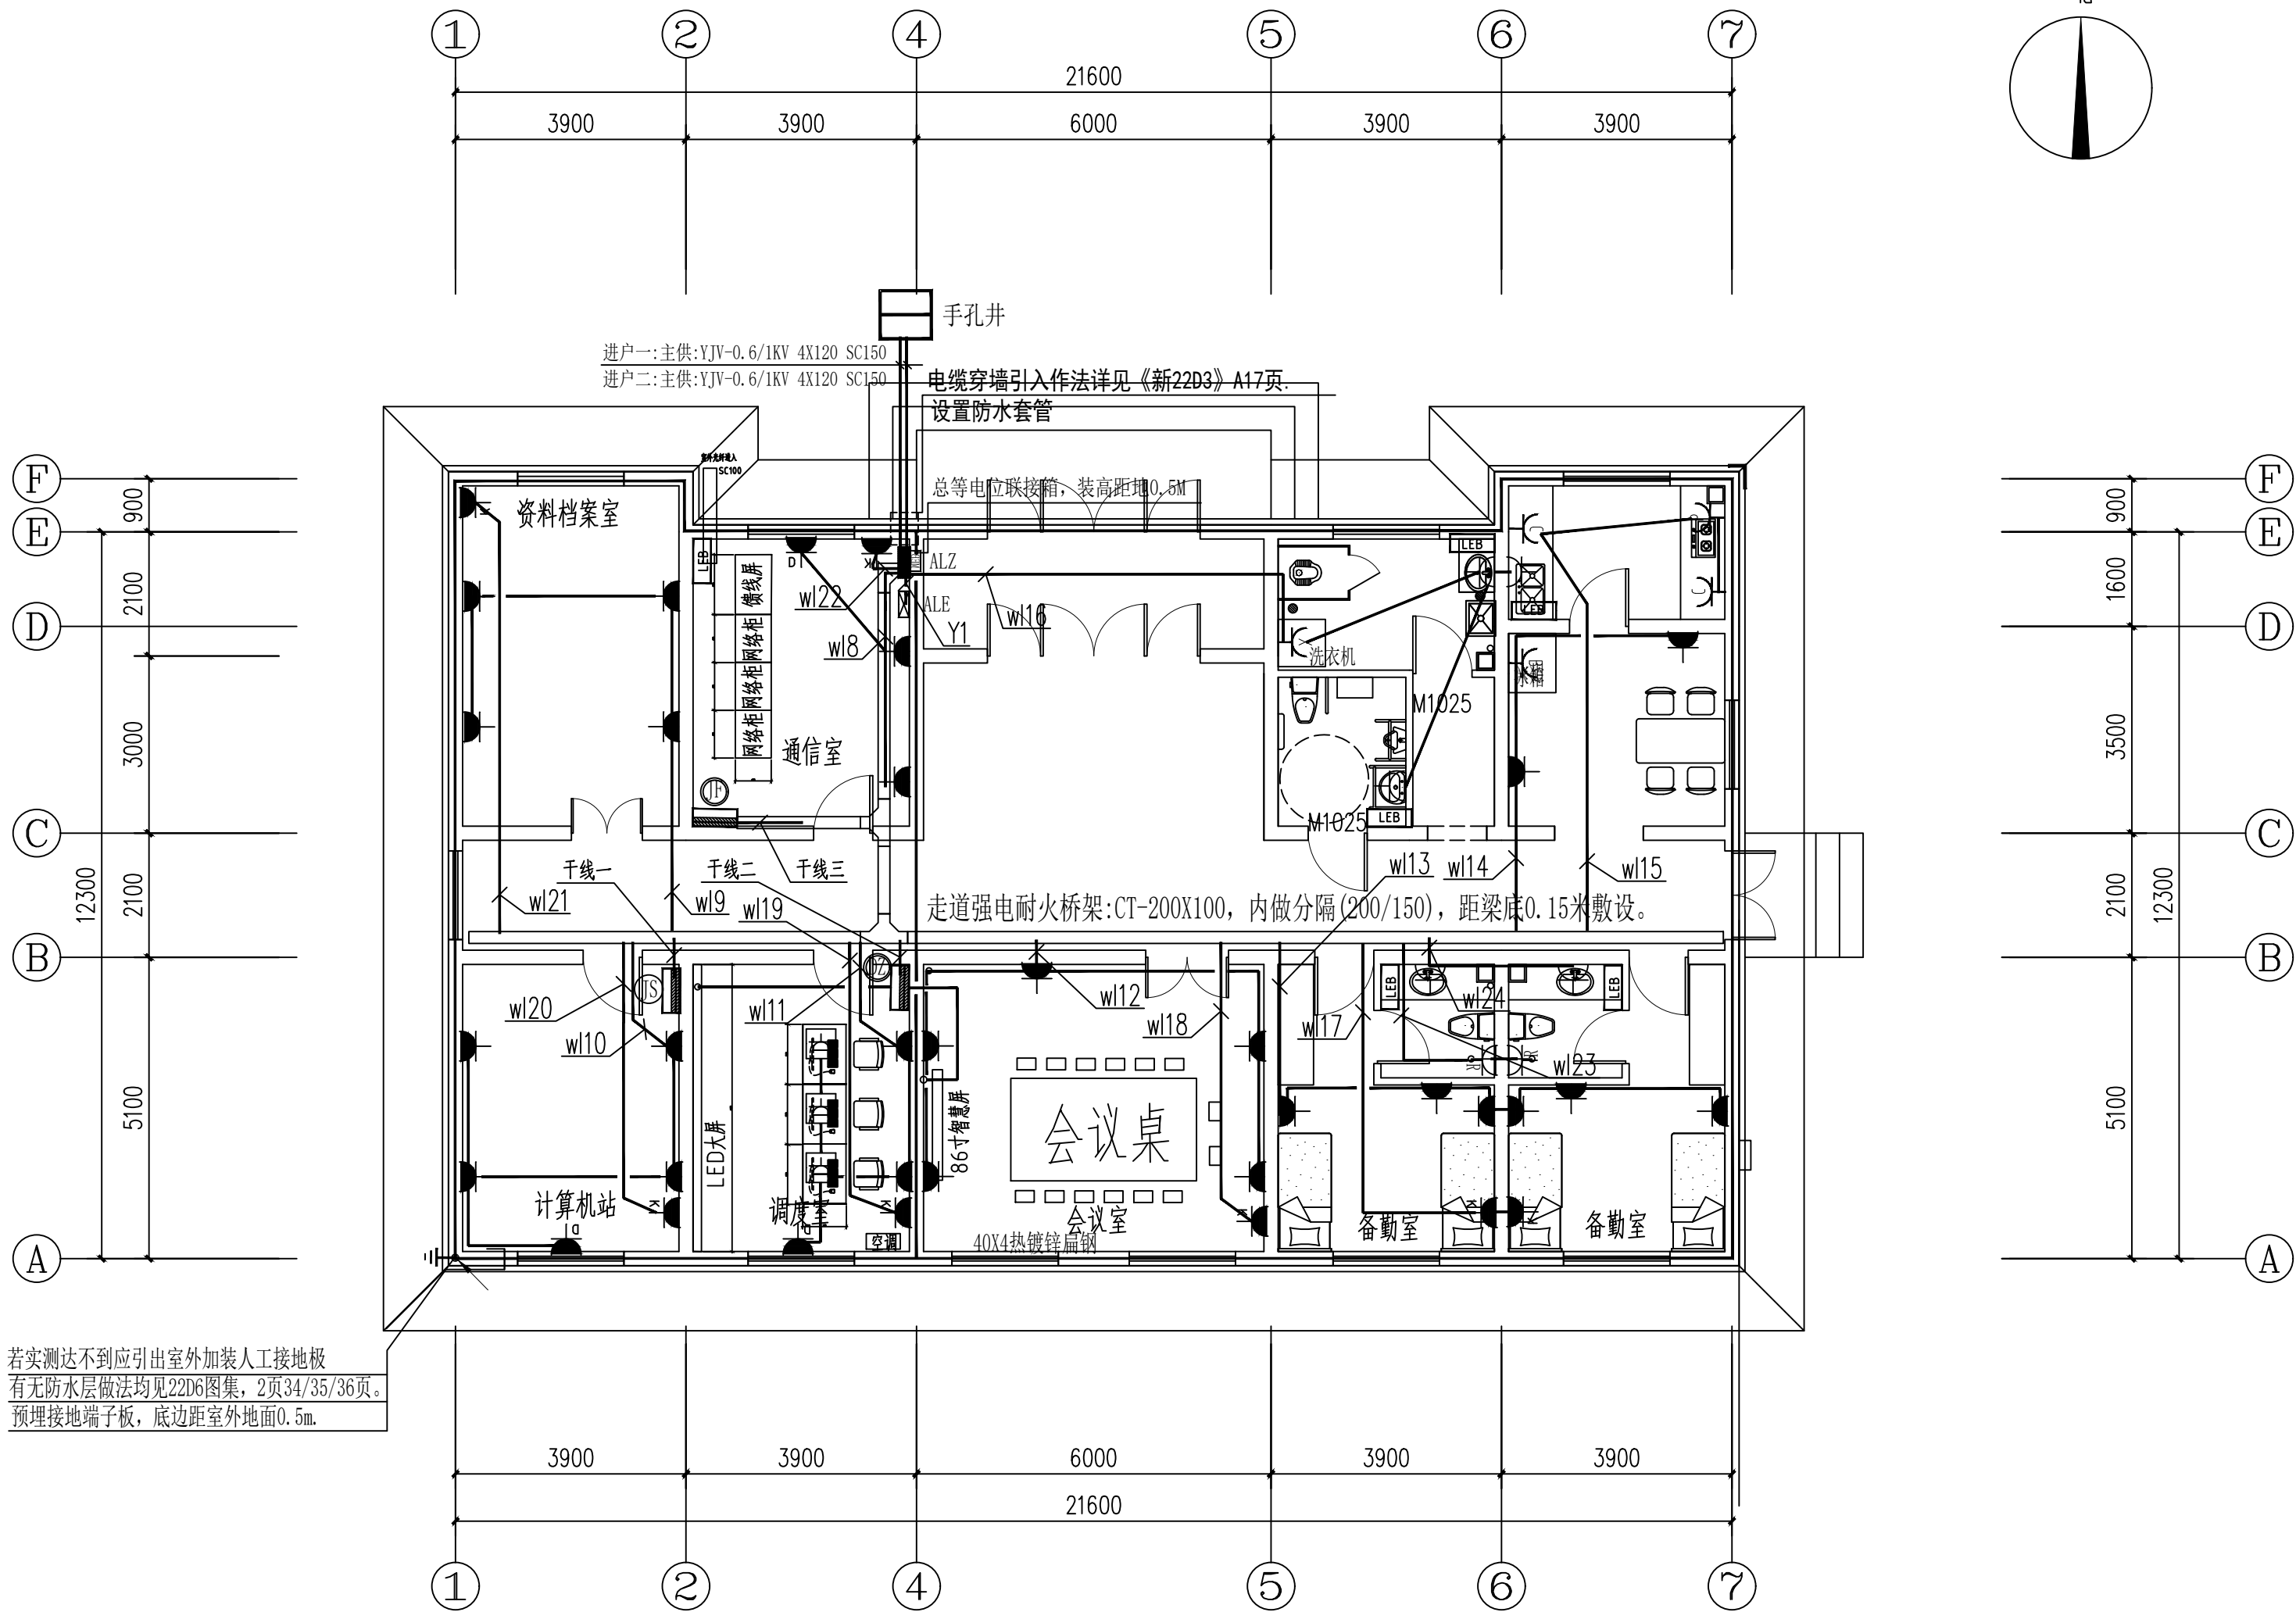

若实测达不到应引出室外加装人工接地极
有防水层做法均见22D6图集, 2页34/35/36页。
预埋接地端子板, 底边距室外地面0.5m.

一层配电平面图 1:100

总建筑面积: 288.60m²

新疆兵团勘测设计院集团
股份有限公司

XPCC Surveying & Designing Institute
Group Co., Ltd.



证书编号 CERTIFICATE NO. A165000186
证书级别 甲级 CERTIFICATED GRADE A

地址 乌鲁木齐市建设路36号
ADDRESS No.36 Jianshe Street Urumqi
邮政编码 830002
POST CODE
电子邮箱 BTKS2025@163.com
E-mail
电话 0991-2358858
TEL

本图说明
NOTES ON DRAWING

- 1: 图纸属设计版权, 未经许可严禁翻印。
- 2: 图中尺寸以标注为准, 严禁度量。
- 3: 凡签字区实名和签名同在时方为有效。

注册师章
RE. ENGINEER SEAL

设计资质章
DESIGN QUALIFICATION SEAL

建设单位 CLIENT	第十四师 水利工程管理服务中心
项目名称 PROJECT	47团抗旱应急水源工程 管理房新建项目
子项名称 SUBITEM	业务楼
工程编号 PROJECT NO.	JZ25050090104
设计阶段 DESIGN PHASE	施工图
制图 DRAWN BY	王新峰 王新峰
设计 DESIGNED BY	王新峰 王新峰
专业负责 CHIEF	王新峰 王新峰
校核 CHECKED BY	龚卿文 龚卿文
审核 VERIFIED BY	
审定 APPROVED BY	李景庆 李景庆

图纸名称 DRAWING TITLE	一层配电平面图
图纸编号 DRAWING NO.	电施-06
版本	第一版
出版日期 DATE	2026.05