


专业	签名	日期	专业	签名	日期
总图		2025.08	给排水		2025.08
建筑		2025.08	暖通		2025.08
结构		2025.08	电气		2025.08

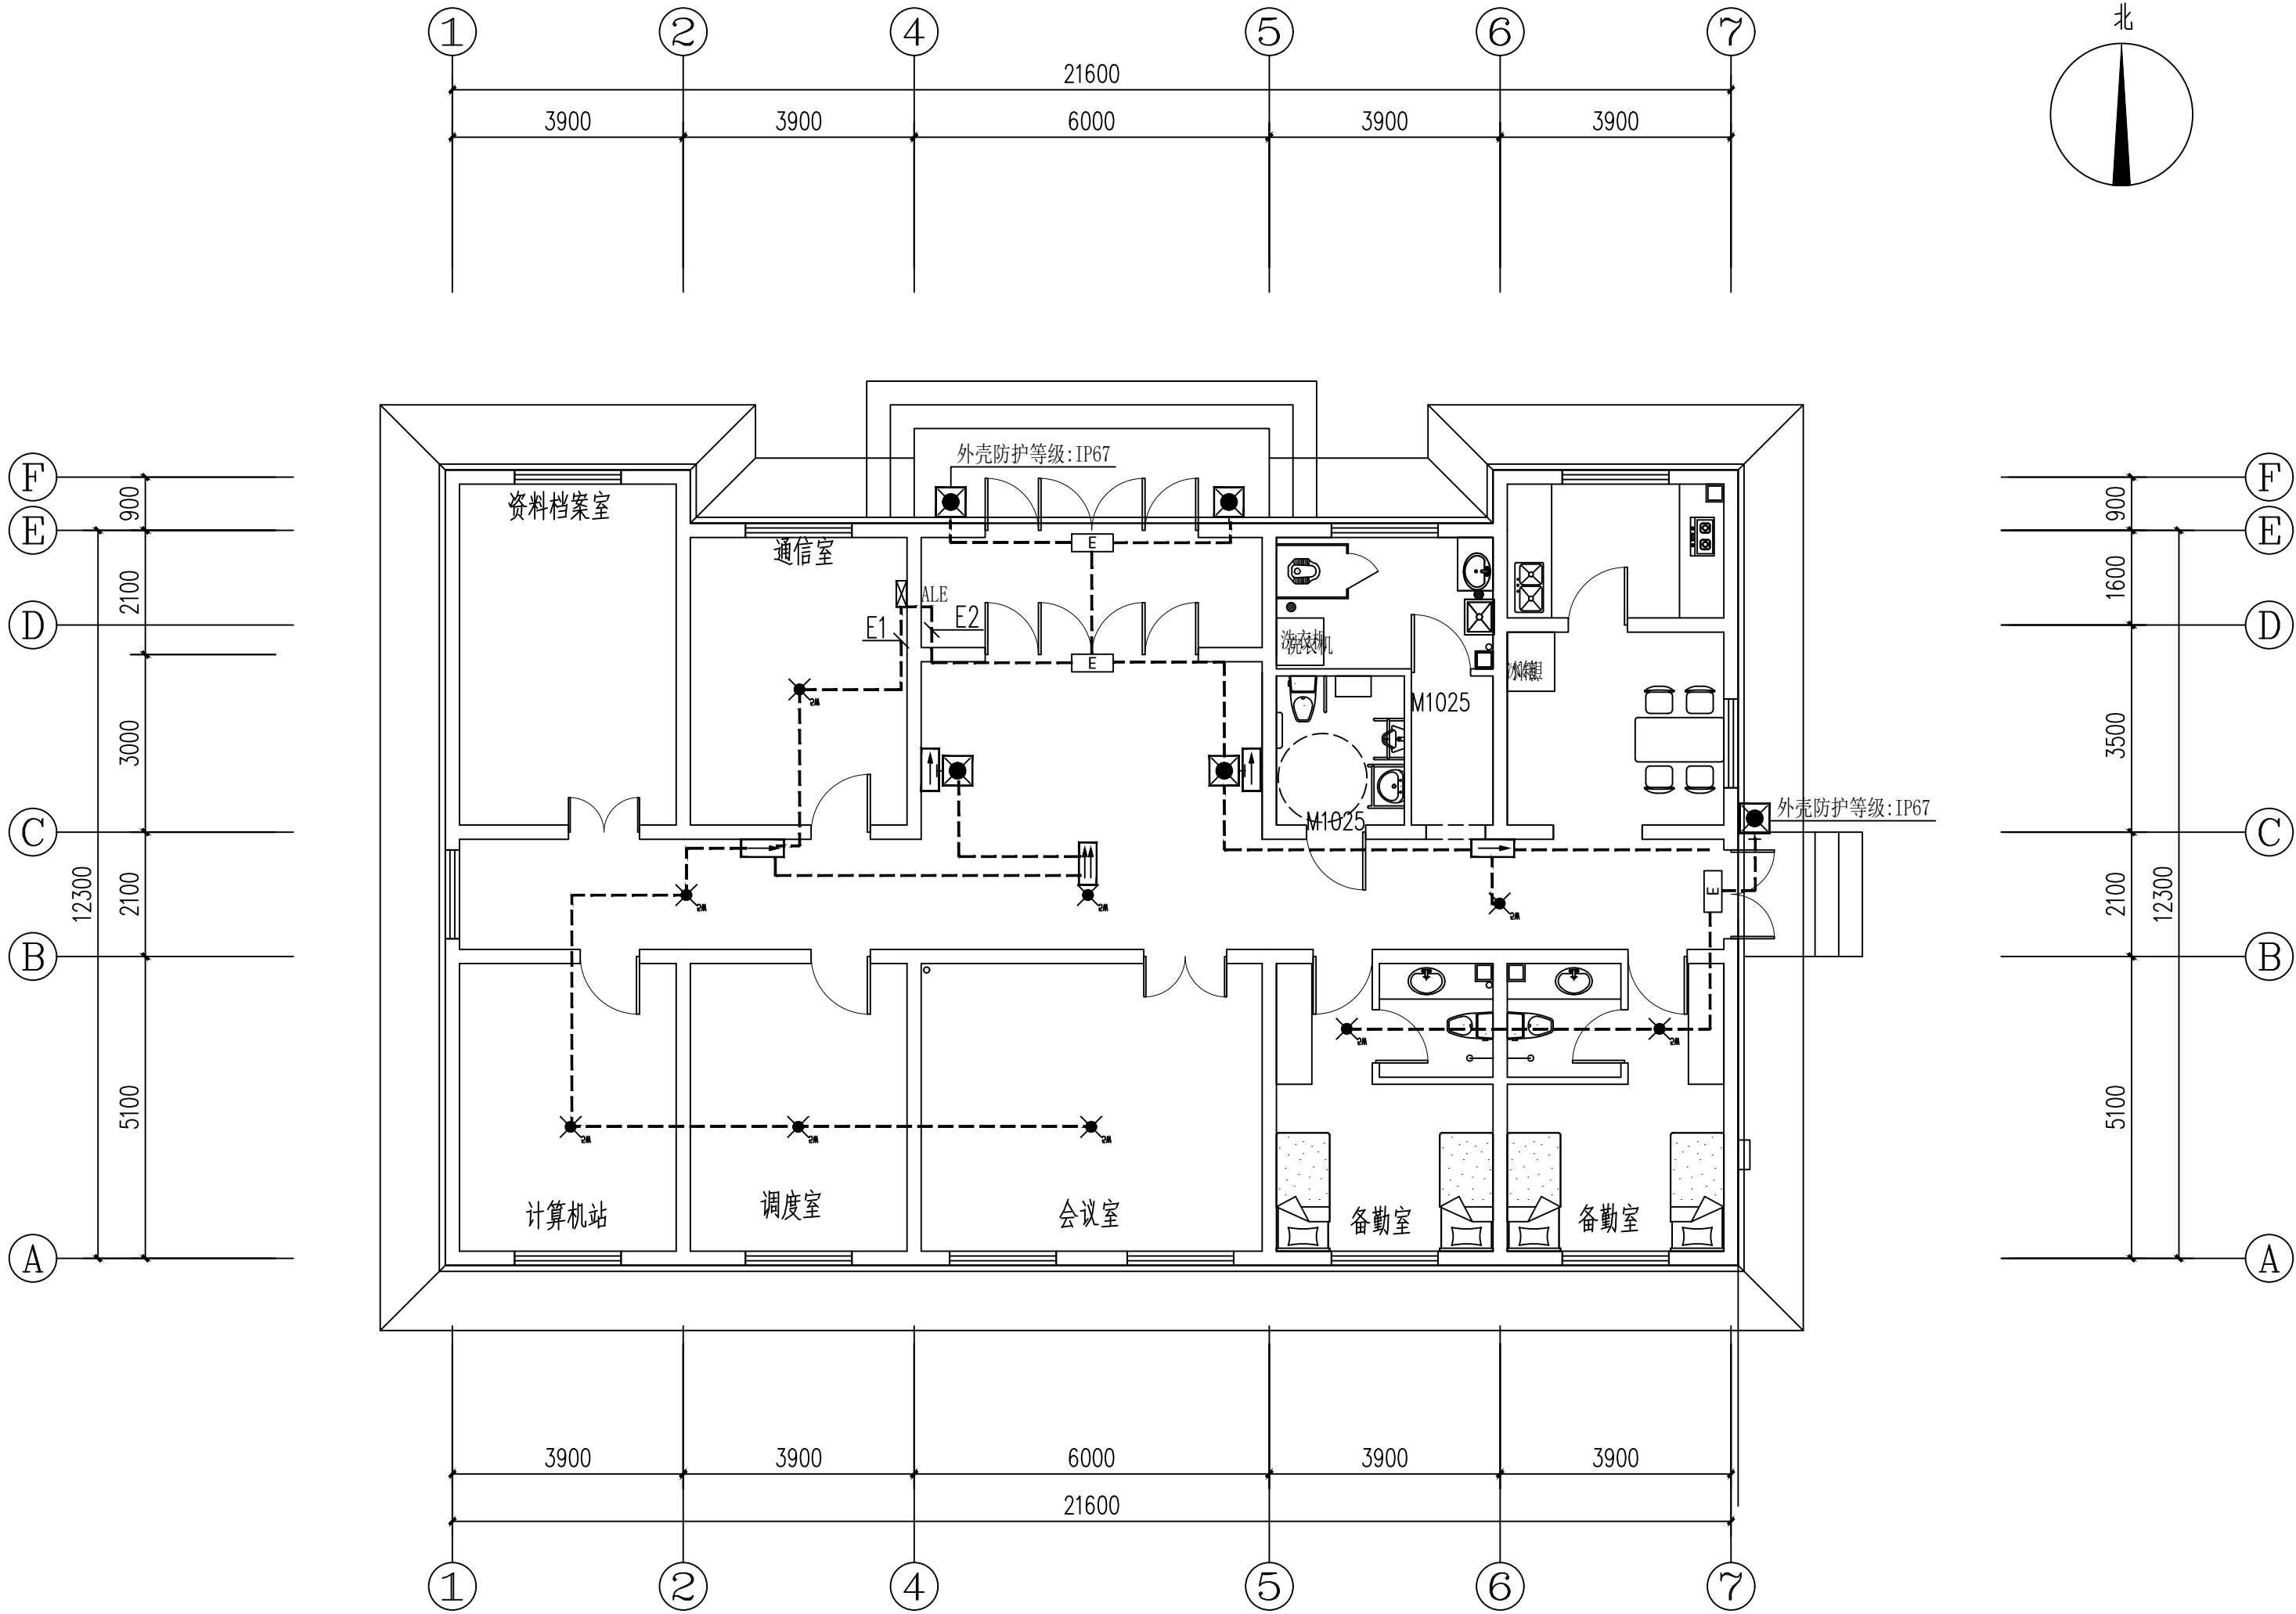

一层应急照明平面图 1:100

总建筑面积: 288.60m²

新疆兵团勘测设计院集团
股份有限公司
XPCC Surveying & Designing Institute
Group Co., Ltd.



证书编号 CERTIFICATE NO. A165000186
证书级别 甲级 CERTIFICATED GRADE A

地 址 ADDRESS	乌鲁木齐市建设路36号 No.36 Jianshe Street Urumqi
邮政编码 POST CODE	830002
电子邮箱 E-mail	BTKS2025@163.com
电 话 TEL	0991-2358858

本 图 说 明
NOTES ON DRAWING
1: 图纸属设计版权, 未经许可严禁翻印。
2: 图中尺寸以标注为准, 严禁度量。
3: 凡签字区实名和签名同在时方为有效。

注册师章
RE. ENGINEER SEAL

设计资质章
DESIGN QUALIFICATION SEAL

建设单位 CLIENT	第十四师 水利工程管理服务中心	
项目名称 PROJECT	47团抗旱应急水源工程 管理房新建项目	
子项名称 SUBITEM	业务楼	
工程编号 PROJECT NO.	JZ25050090104	
设计阶段 DESIGN PHASE	施工图	
制 图 DRAWN BY	王新峰	王新峰
设 计 DESIGNED BY	王新峰	王新峰
专业负责 CHIEF	王新峰	王新峰
校 核 CHECKED BY	龚卿文	龚卿文
审 核 VERIFIED BY		
审 定 APPROVED BY	李景庆	李景庆

图纸名称 DRAWING TITLE	一层应急照明平面图
图纸编号 DRAWING NO.	电施-08
版 本	第一版
出版日期 DATE	2026.05