

专业	签名	日期	专业	签名	日期
总图		2025.08	给排水		2025.08
建筑		2025.08	暖通		2025.08
结构		2025.08	电气		2025.08

47团抗旱应急水源工程管理房建设项目-电力外网总平面图

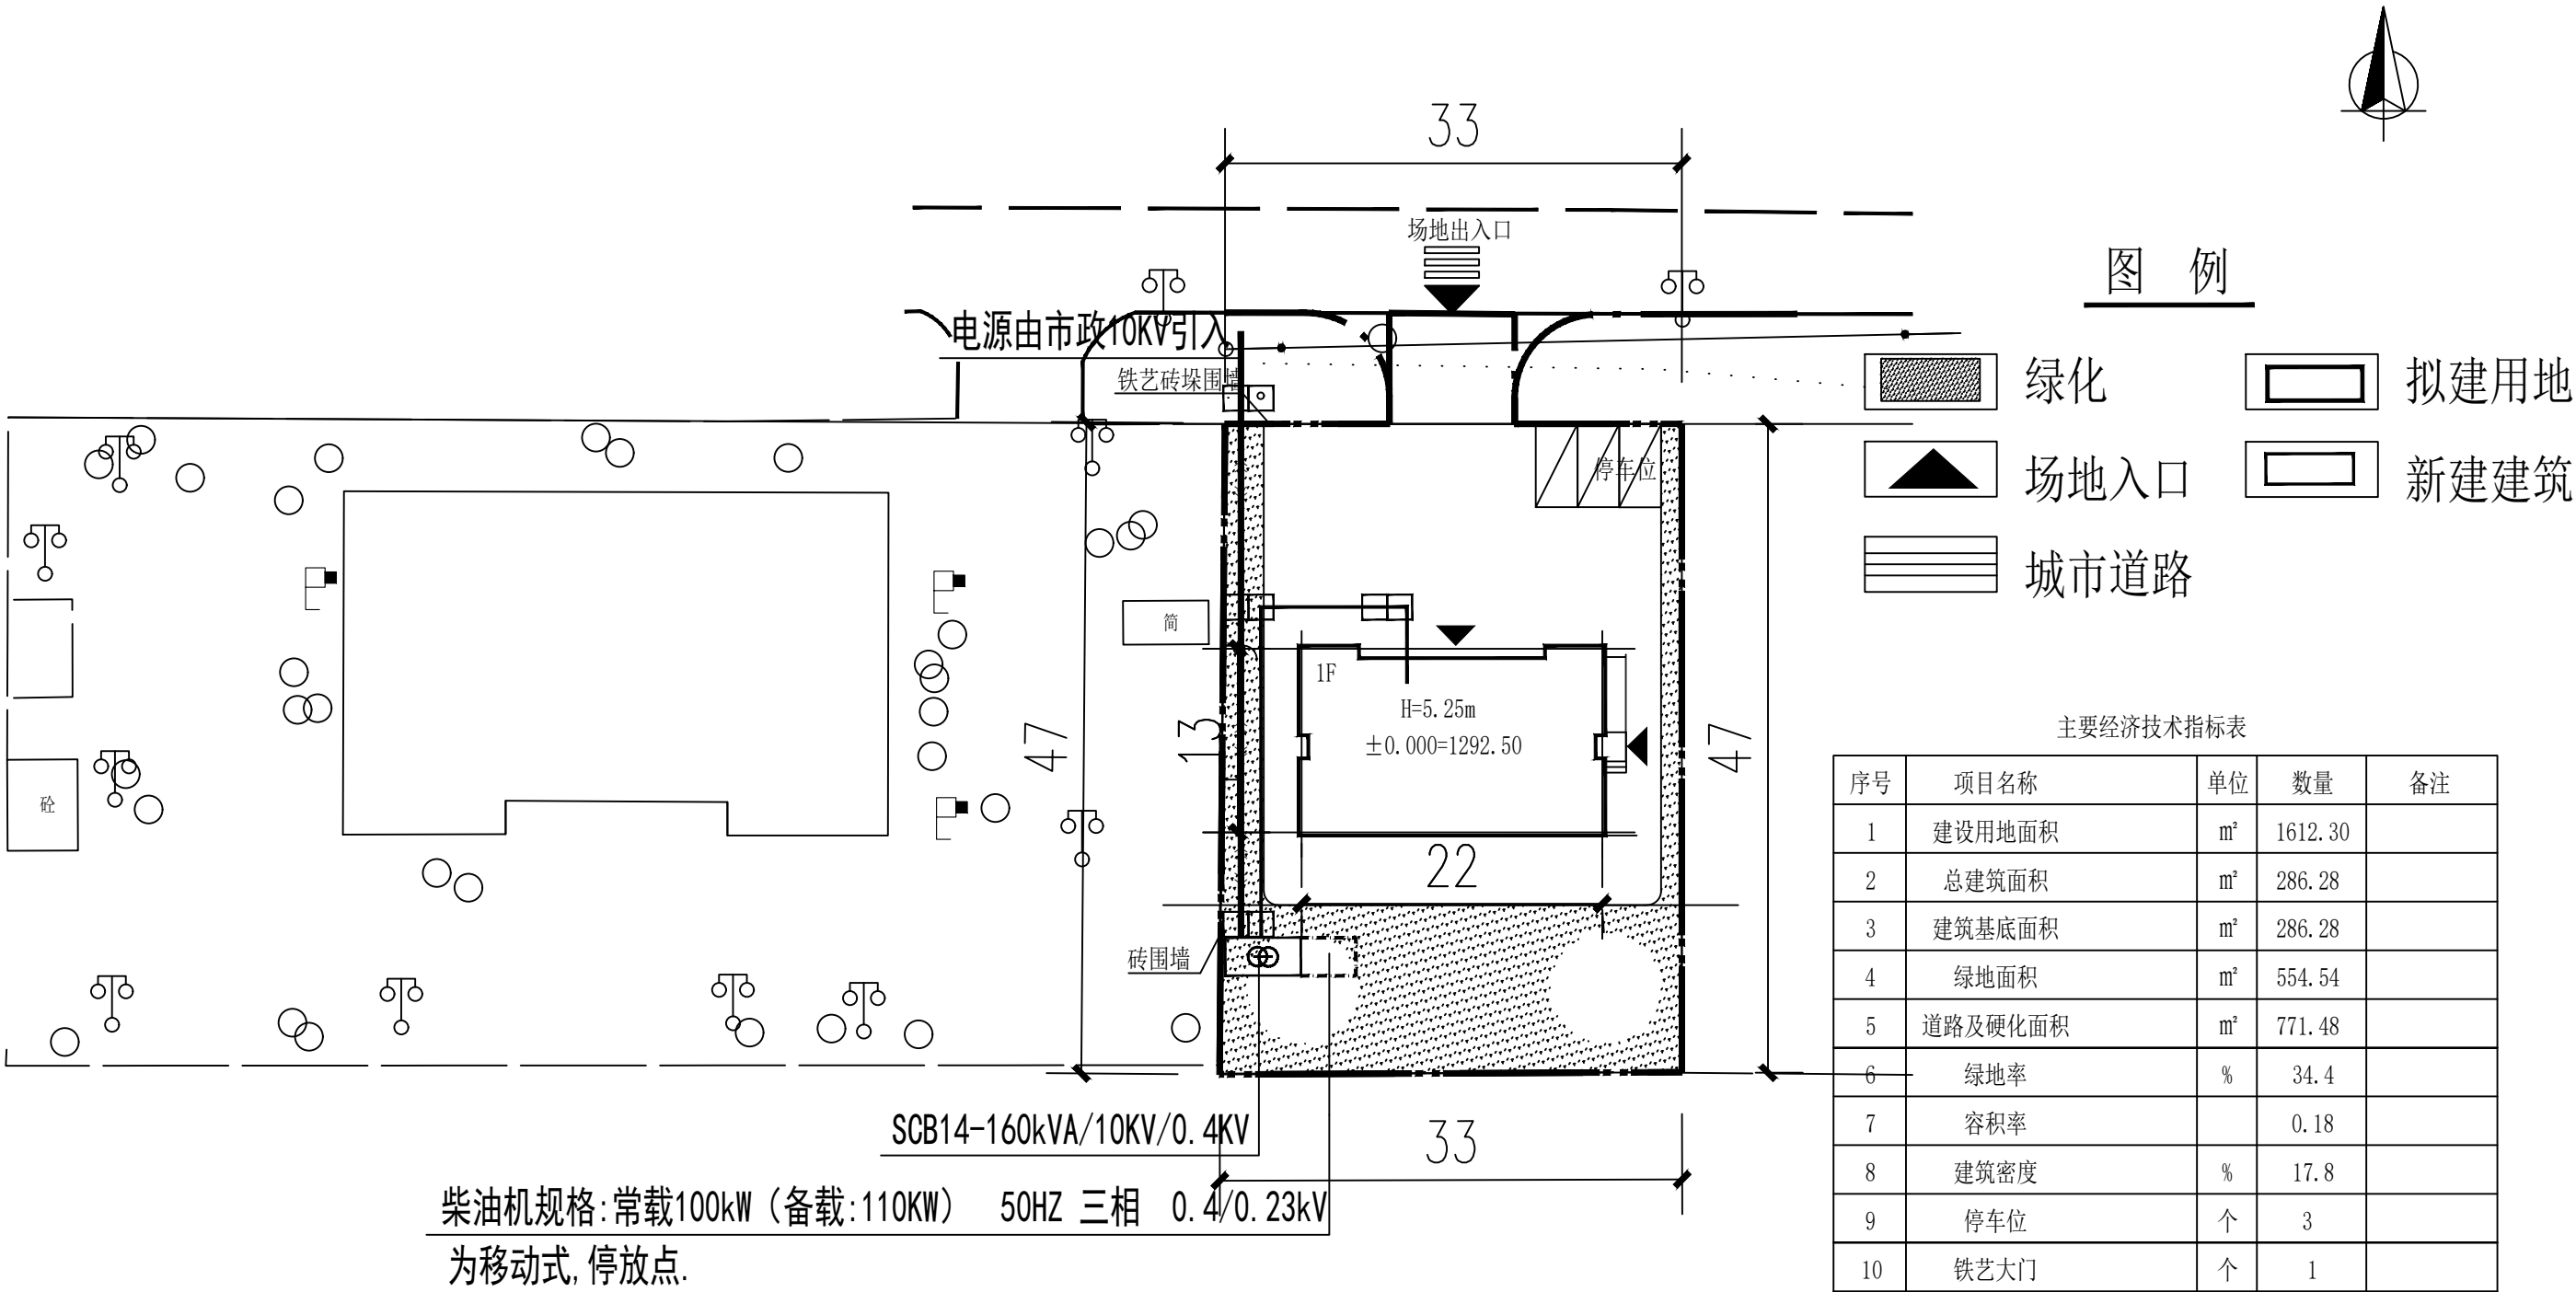


图 例

- 绿化
- 拟建用地
- 场地入口
- 新建建筑
- 城市道路

主要经济技术指标表

序号	项目名称	单位	数量	备注
1	建设用地面积	m²	1612.30	
2	总建筑面积	m²	286.28	
3	建筑基底面积	m²	286.28	
4	绿地面积	m²	554.54	
5	道路及硬化面积	m²	771.48	
6	绿地率	%	34.4	
7	容积率		0.18	
8	建筑密度	%	17.8	
9	停车位	个	3	
10	铁艺大门	个	1	
10	车行门禁	套	1	
11	铁艺砖垛围墙	m	68.0	
12	砖围墙	m	57.0	
13	路缘石	m	97.0	

强电图例

图 型 符 号	名 称	备 注	数 量
	ZRYJV22-8.7KV/15KV-3X70mm²	详《新22D3》第二册A11页	300米
	ZRYJV-0.6/1kV-4x120 SC150		80米
	强电手孔井	详《新22D3》第二册A56/A57/A58页	4 座
	SCB14 160kVA/10KV/0.4KV, 详系统图		1 座
	电力电缆管沟		55米
	移动式柴油发电机	常载100KW(备载110KW) 50HZ 0.4kv/0.23kv	1 座

新疆兵团勘测设计院集团
股份有限公司
XPCC Surveying & Designing Institute
Group Co., Ltd.



证书编号 CERTIFICATE NO. A165000186
证书级别 甲级 CERTIFICATED GRADE A

地 址 ADDRESS	乌鲁木齐市建设路36号 No.36 Jianshe Street Urumqi
邮政编码 POST CODE	830002
电子邮箱 E-mail	BTKS2025@163.com
电 话 TEL	0991-2358858

本 图 说 明
NOTES ON DRAWING

- 1:图纸属设计版权,未经许可严禁翻印。
2:图中尺寸以标注为准,严禁度量。
3:凡签字区实名和签名同时在时方为有效。

注册师章
RE. ENGINEER SEAL

设计资质章
DESIGN QUALIFICATION SEAL

建设单位 CLIENT	第十四师 水利工程管理服务中心	
项目名称 PROJECT	47团抗旱应急水源工程 管理房新建项目	
子项名称 SUBITEM	总图	
工程编号 PROJECT NO.	JZ25050090104	
设计阶段 DESIGN PHASE	施工图	
制 图 DRAWN BY	王新峰	
设 计 DESIGNED BY	王新峰	
专业负责 CHIEF	王新峰	
校 核 CHECKED BY	龚卿文	
审 核 VERIFIED BY		
审 定 APPROVED BY	李景庆	

图纸名称 DRAWING TITLE	电力外网配电平面图
图纸编号 DRAWING NO.	电总施-06
版 本	第一版
出版日期 DATE	2026. 03