



专业	日期	专业	日期
给排水	2026.05	暖通	2026.05
电气	2026.05		
专业	日期	专业	日期
暖通	2026.05	电气	2026.05
结构	2026.05		
专业	日期	专业	日期
暖通	2026.05	电气	2026.05
结构	2026.05		

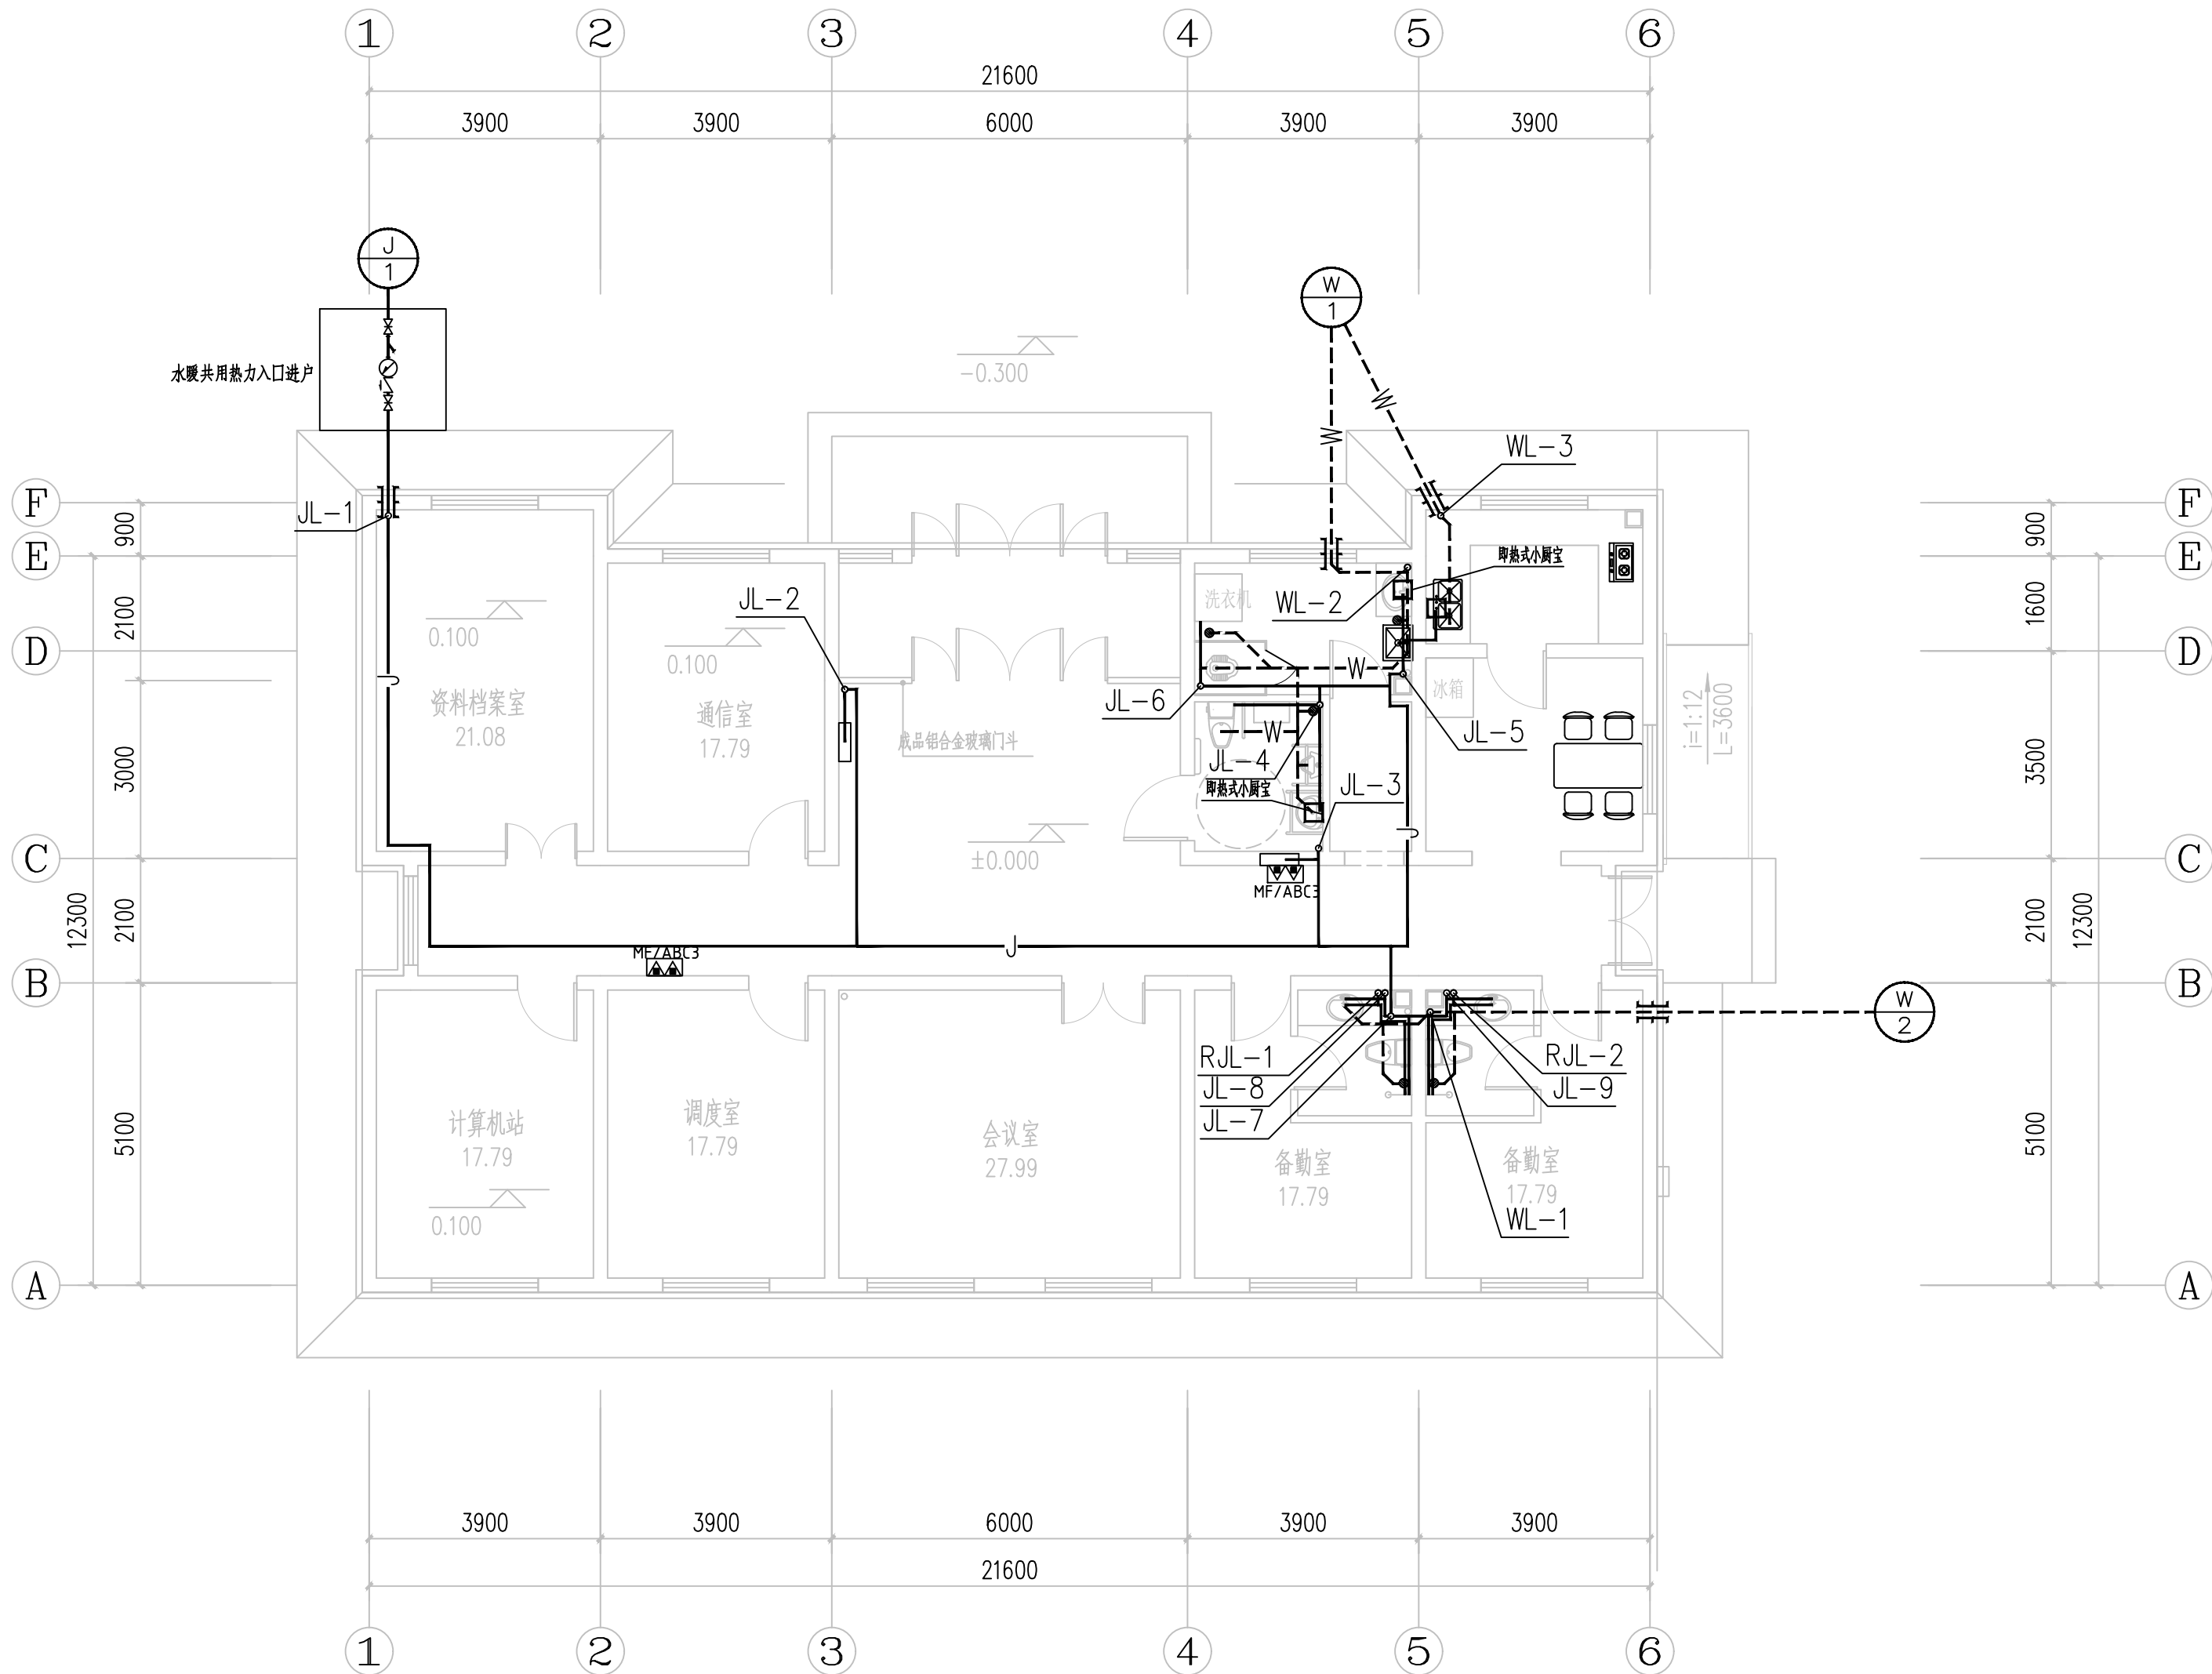

一层给排水平面图 1:100

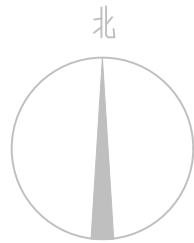

新疆兵团勘测设计院集团  
股份有限公司

XPCC Surveying & Designing Institute

Group Co., Ltd.



证书编号 CERTIFICATE NO. A165000186

证书级别 甲级 CERTIFICATED GRADE A

地 址 ADDRESS	乌鲁木齐市建设路36号 No.36 Jianshe Street Urumqi
邮政编码 POST CODE	830002
电子邮箱 E-mail	BTKS2025@163.com
电 话 TEL	0991-2358858

### 本 图 说 明

#### NOTES ON DRAWING

- 1: 图纸属设计版权, 未经许可严禁翻印。
- 2: 图中尺寸以标注为准, 严禁度量。
- 3: 凡签字区实名和签名同在时方位有效。

注册师章  
RE. ENGINEER SEAL

#### 设计资质章

DESIGN QUALIFICATION SEAL

建设单位 CLIENT	第十四师 水利工程管理服务中心
项目名称 PROJECT	47团抗旱应急水源工程 管理房新建项目
子项名称 SUBITEM	
工程编号 PROJECT NO.	JZ25050090104
设计阶段 DESIGN PHASE	施工图
制 图 DRAWN BY	陈彦韬
设 计 DESIGNED BY	陈彦韬
专业负责 CHIEF	陈彦韬
校 核 CHECKED BY	王俊毅
审 核 VERIFIED BY	
审 定 APPROVED BY	夏远玲
图纸名称 DRAWING TITLE	一层给排水平面图
图纸编号 DRAWING NO.	水施-05
版 本	第一版
出版日期 DATE	2026.05