


日期	2026.05	2026.05	2026.05
专业	给排水	暖通	电气
姓名	陈彦韬	陈彦韬	陈彦韬
日期	2026.05	2026.05	2026.05
专业	给排水	暖通	电气
姓名	陈彦韬	陈彦韬	陈彦韬
日期	2026.05	2026.05	2026.05
专业	给排水	暖通	电气
姓名	陈彦韬	陈彦韬	陈彦韬

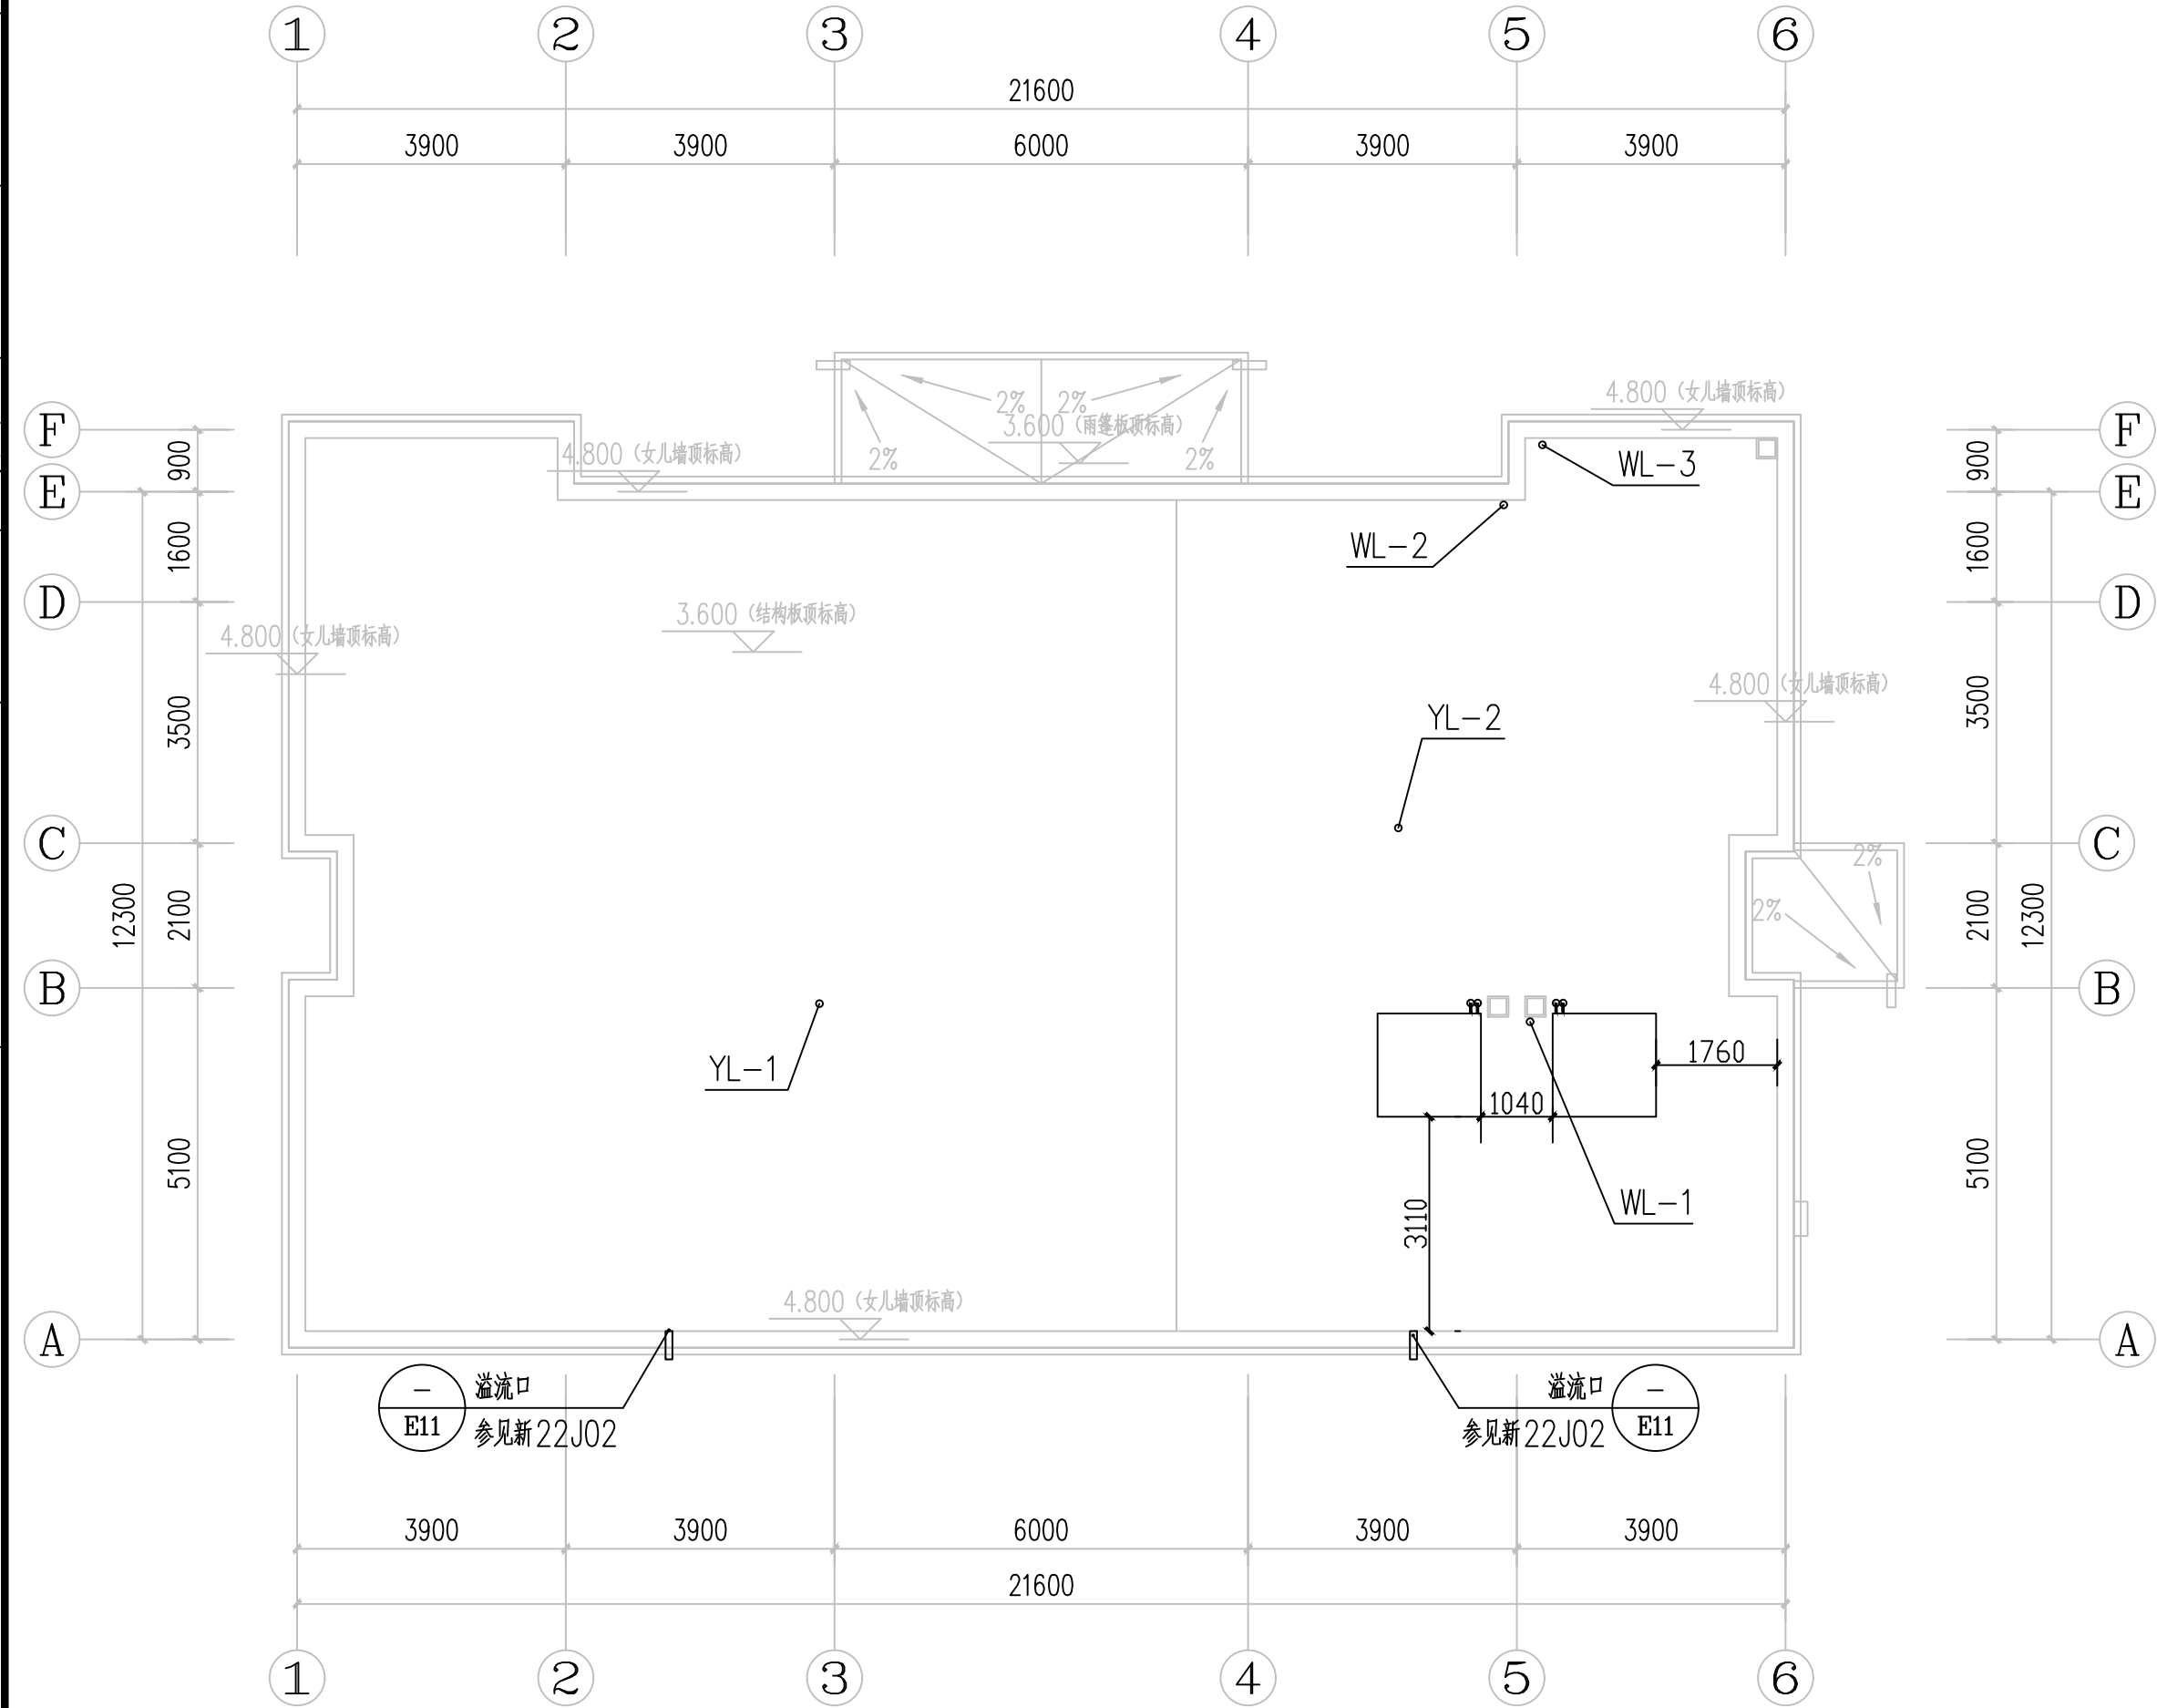

屋顶给排水平面图 1:100

新疆兵团勘测设计院集团
股份有限公司
XPCC Surveying & Designing Institute
Group Co., Ltd.



证书编号 CERTIFICATE NO. A165000186
证书级别 甲级 CERTIFICATED GRADE A

地址 ADDRESS	乌鲁木齐市建设路36号 No.36 Jianshe Street Urumqi
邮政编码 POST CODE	830002
电子邮箱 E-mail	BTKS2025@163.com
电话 TEL	0991-2358858

本图说明
NOTES ON DRAWING
1:图纸属设计版权,未经许可严禁翻印。
2:图中尺寸以标注为准,严禁度量。
3:凡签字区实名和签名同时在时方位有效。

注册师章
RE. ENGINEER SEAL

设计资质章
DESIGN QUALIFICATION SEAL

建设单位 CLIENT	第十四师 水利工程管理服务中心
项目名称 PROJECT	47团抗旱应急水源工程 管理房新建项目
子项名称 SUBITEM	
工程编号 PROJECT NO.	JZ25050090104
设计阶段 DESIGN PHASE	施工图
制图 DRAWN BY	陈彦韬
设计 DESIGNED BY	陈彦韬
专业负责 CHIEF	陈彦韬
校核 CHECKED BY	王俊毅
审核 VERIFIED BY	
审定 APPROVED BY	夏远玲

图纸名称 DRAWING TITLE	屋顶给排水平面图
图纸编号 DRAWING NO.	水施-06
版本	第一版
出版日期 DATE	2026.05