


日期	2026.05	2026.05	2026.05
姓名	陈彦韬	陈彦韬	陈彦韬
专业	给排水	暖通	电气
日期	2026.05	2026.05	2026.05
姓名	胡彦涛	胡彦涛	胡彦涛
专业	总图	建筑	结构

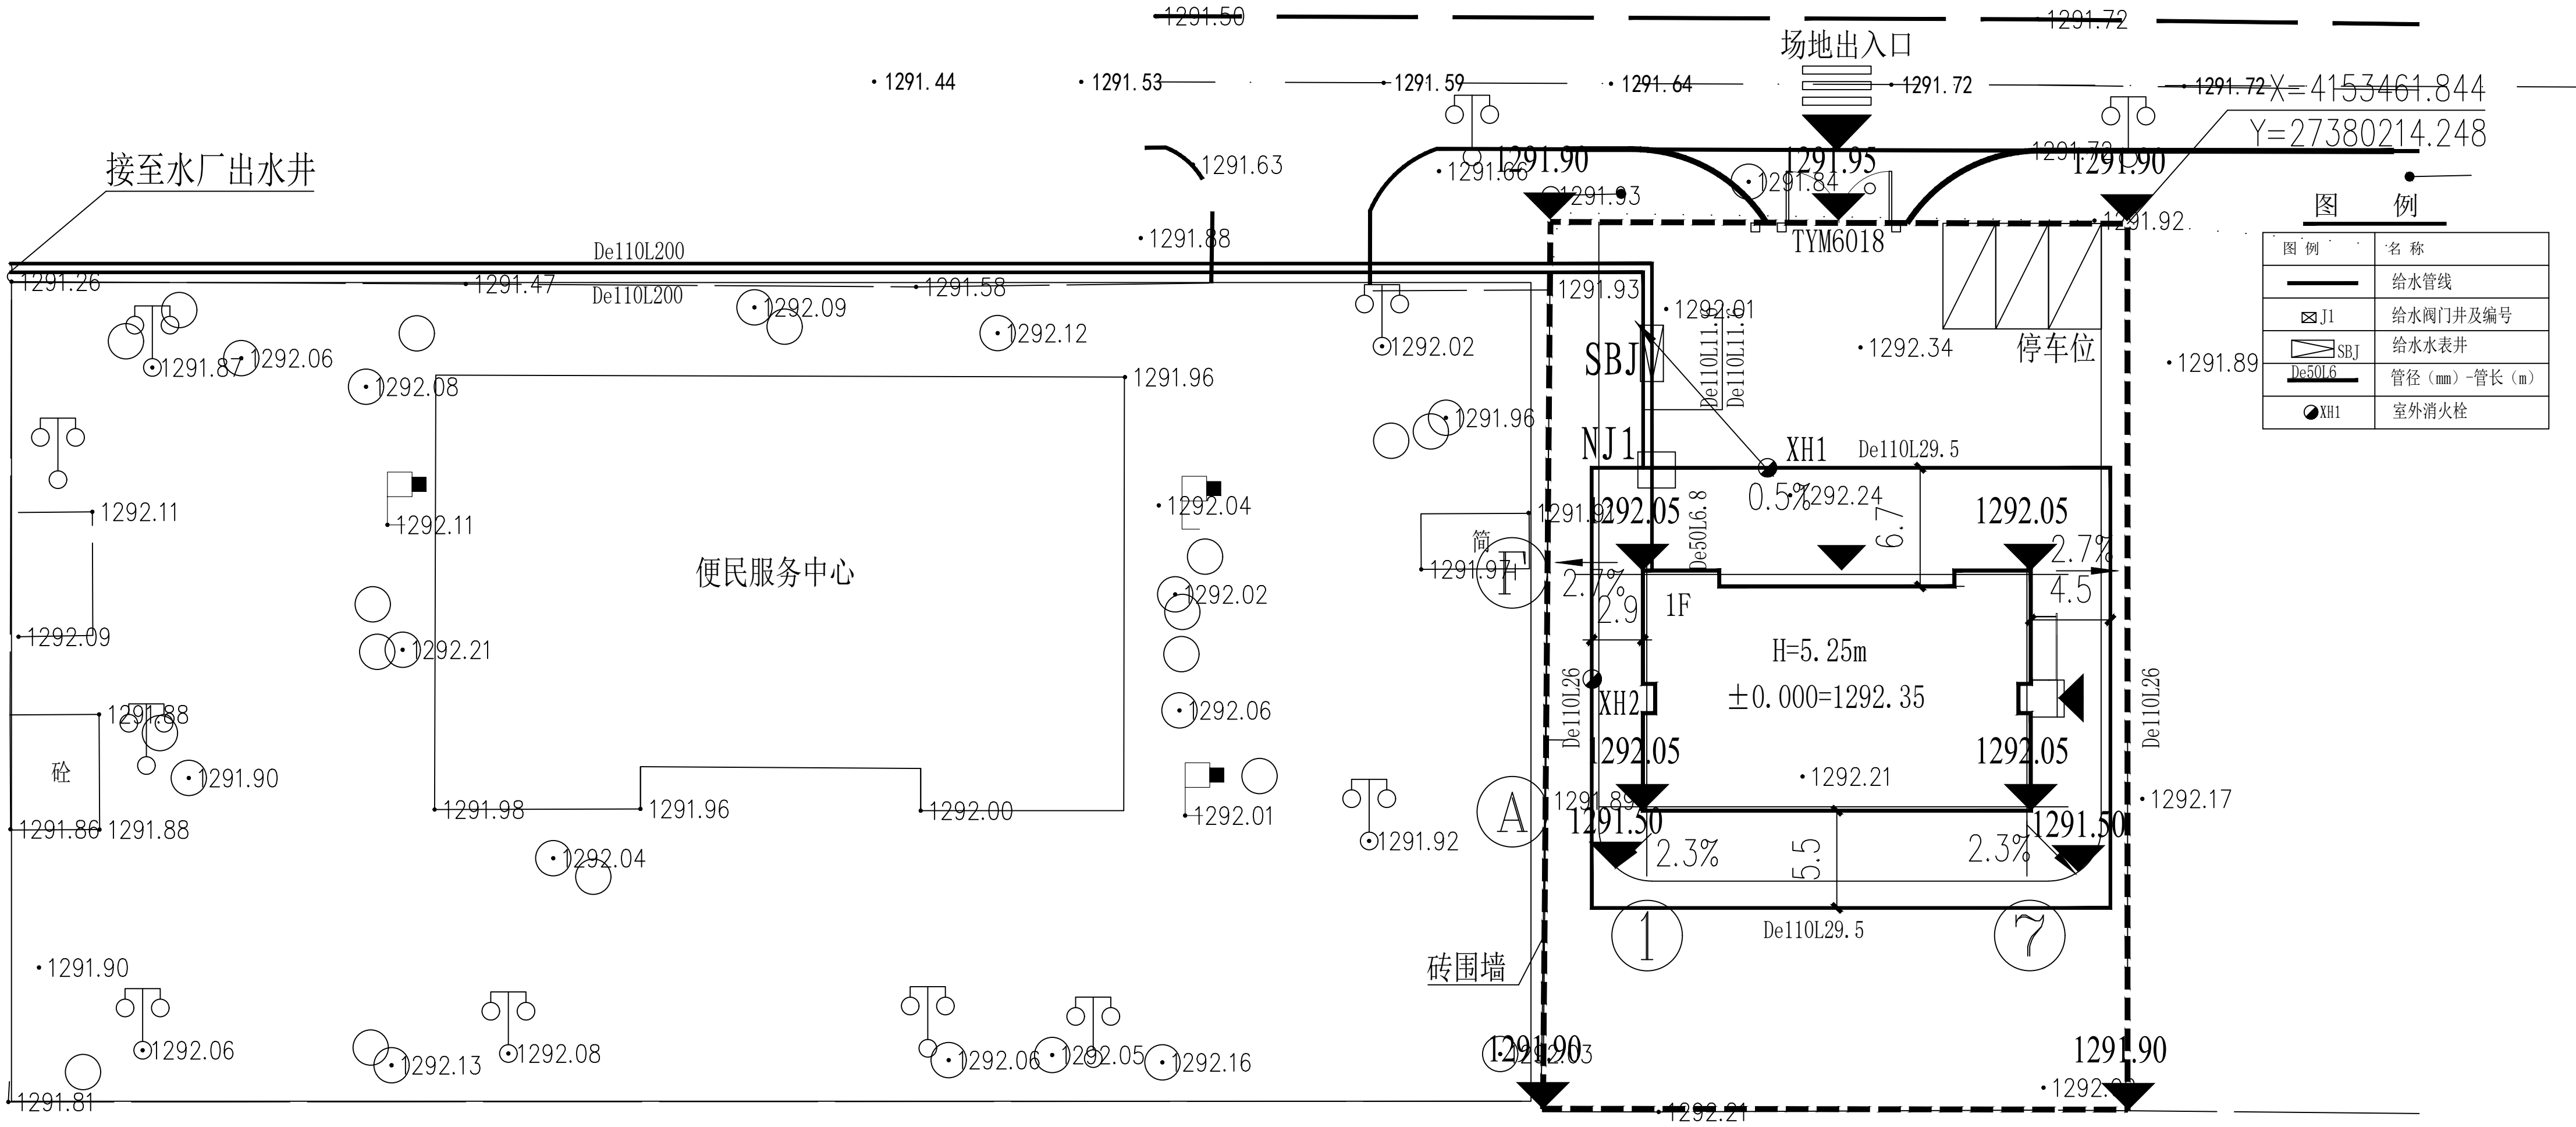

给水管线平面图 1:250

新疆兵团勘测设计院集团 股份有限公司 XPCC Surveying & Designing Institute Group Co., Ltd.	
证书编号 CERTIFICATE NO. A165000186 证书级别 甲级 CERTIFICATED GRADE A	
地 址 ADDRESS	乌鲁木齐市建设路36号 No.36 Jianshe Street Urumqi
邮政编码 POST CODE	830002
电子邮箱 E-mail	BTCS2025@163.com
电 话 TEL	0991-2358858
本 图 说 明 NOTES ON DRAWING 1:图纸属设计版权，未经许可严禁翻印。 2:图中尺寸以标注为准，严禁度量。 3:凡签字区实名和签名同时在时方位有效。	
注册师章 RE. ENGINEER SEAL	
设计资质章 DESIGN QUALIFICATION SEAL	
建设单位 CLIENT	第十四师 水利工程管理服务中心
项目名称 PROJECT	47团抗旱应急水源工程 管理房新建项目
子项名称 SUBITEM	
工程编号 PROJECT NO.	JZ25050090104
设计阶段 DESIGN PHASE	施工图
制 图 DRAWN BY	陈彦韬
设 计 DESIGNED BY	陈彦韬
专业负责 CHIEF	陈彦韬
校 核 CHECKED BY	王俊毅
审 核 VERIFIED BY	
审 定 APPROVED BY	夏远玲
图纸名称 DRAWING TITLE	给水管线平面图
图纸编号 DRAWING NO.	总水施-02
版 本	第一版
出版日期 DATE	2026.05