


| | | | |
|----|---------|---------|---------|
| 日期 | 2026.05 | 2026.05 | 2026.05 |
| 专业 | 给排水 | 暖通 | 电气 |
| 姓名 | 陈彦韬 | 陈彦韬 | 陈彦韬 |
| 日期 | 2026.05 | 2026.05 | 2026.05 |
| 专业 | 给排水 | 暖通 | 电气 |
| 姓名 | 陈彦韬 | 陈彦韬 | 陈彦韬 |
| 日期 | 2026.05 | 2026.05 | 2026.05 |
| 专业 | 给排水 | 暖通 | 电气 |
| 姓名 | 陈彦韬 | 陈彦韬 | 陈彦韬 |

市政排水接入点在项目区西侧，井底高程1289.00
预留排水管线50m，污水检查井2座

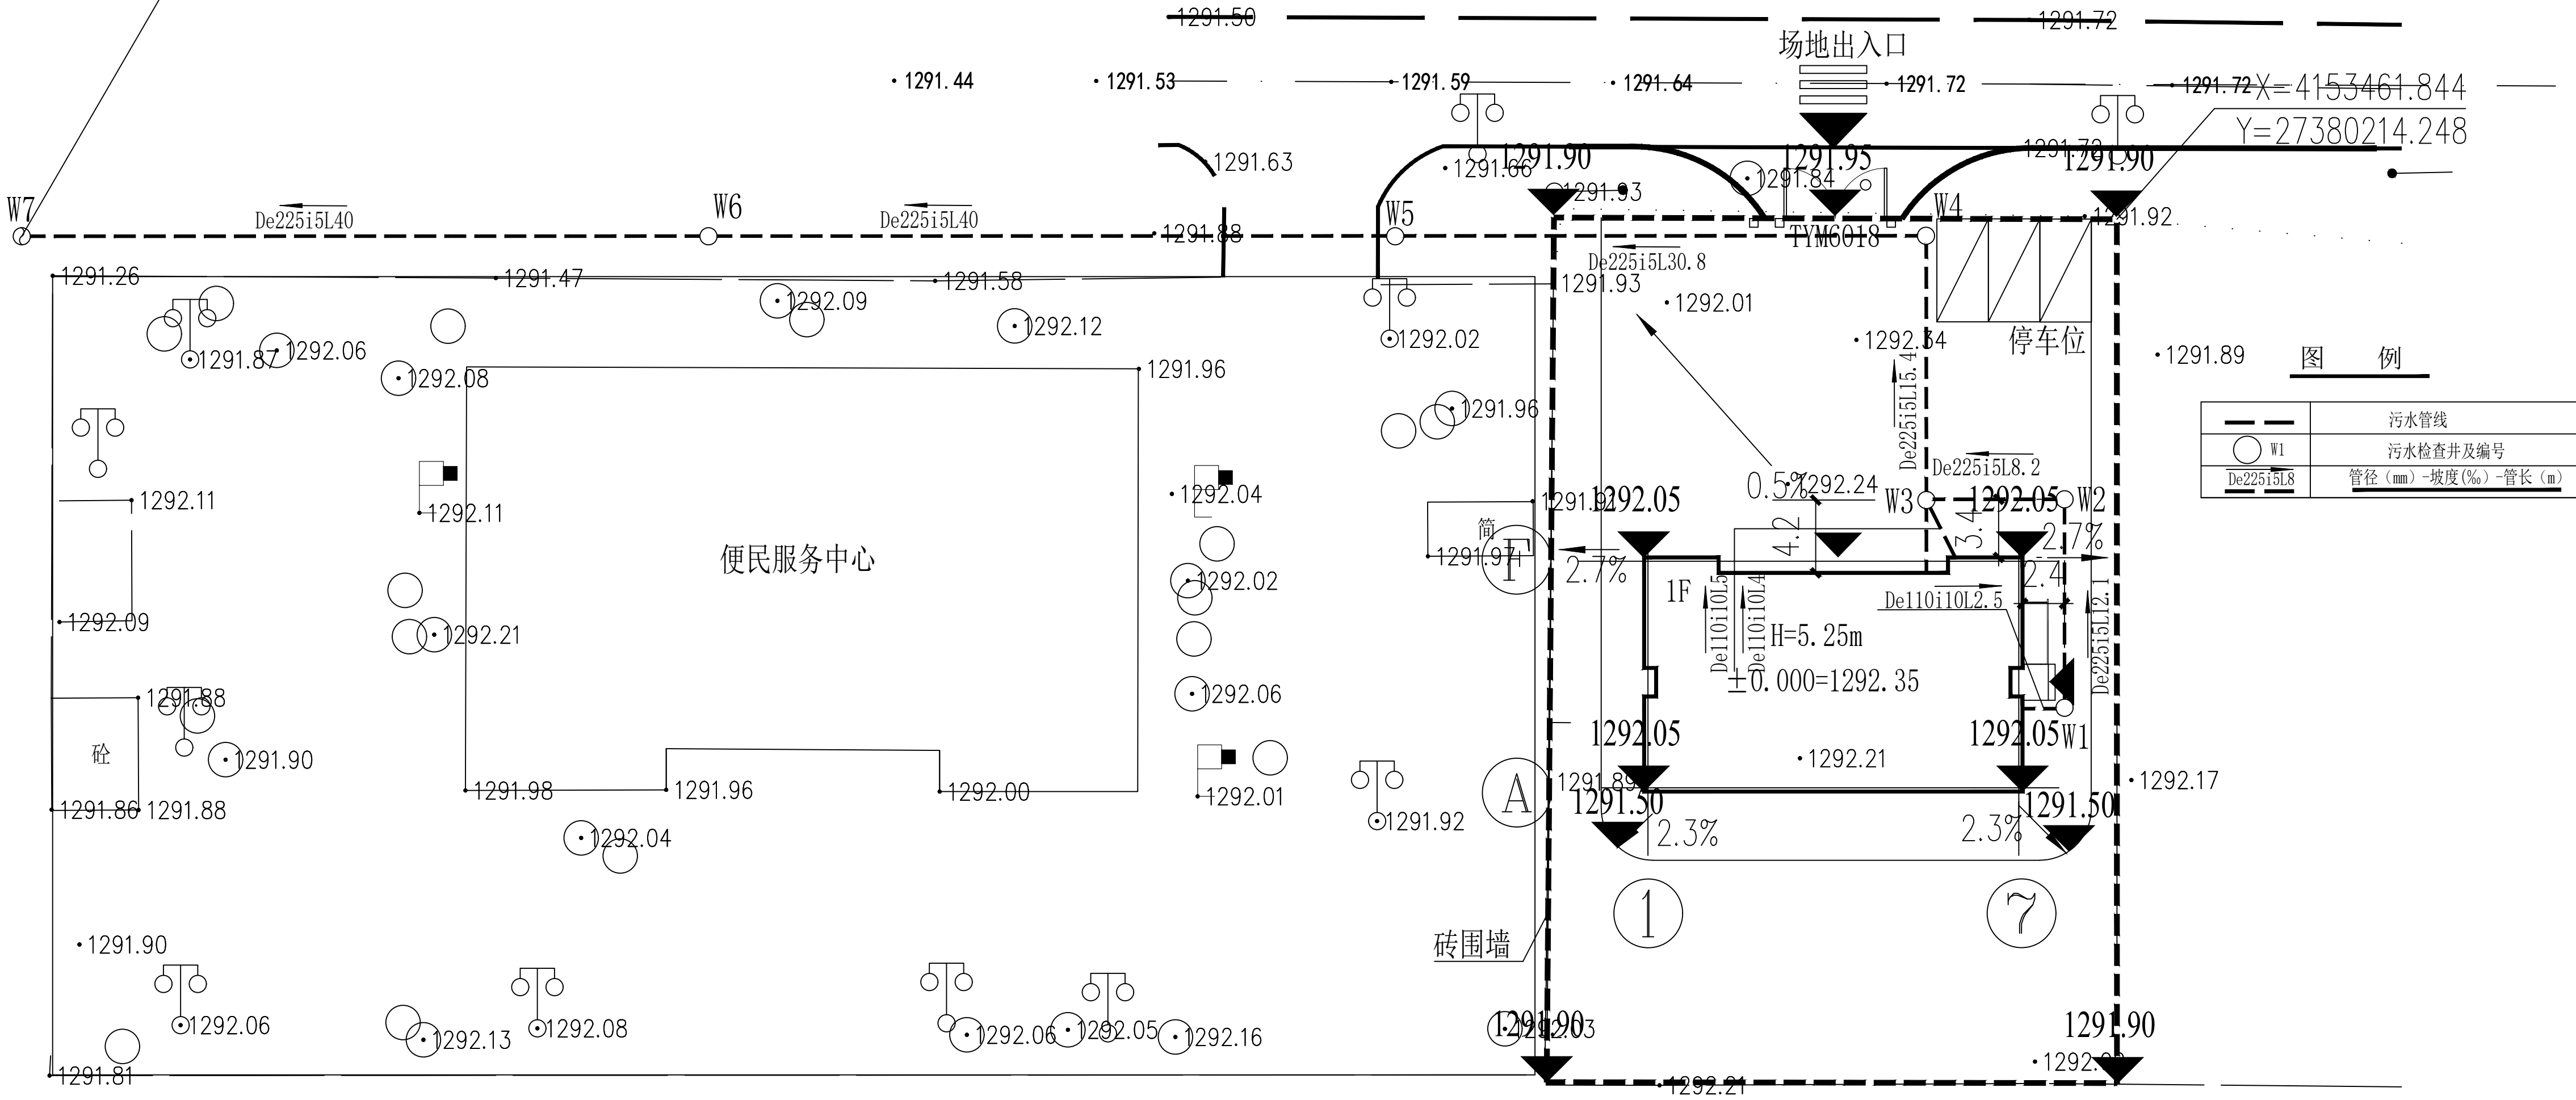

污水管线平面图 1:250

| | |
|---|--|
| 新疆兵团勘测设计院集团 股份有限公司 XPCC Surveying & Designing Institute Group Co., Ltd. | |
| | |
| 证书编号 CERTIFICATE NO. A165000186 证书级别 甲级 CERTIFICATED GRADE A | |
| 地 址 ADDRESS | 乌鲁木齐市建设路36号 No.36 Jianshe Street Urumqi |
| 邮政编码 POST CODE | 830002 |
| 电子邮箱 E-mail | BTKS2025@163.com |
| 电 话 TEL | 0991-2358858 |
| 本 图 说 明 NOTES ON DRAWING 1:图纸属设计版权，未经许可严禁翻印。 2:图中尺寸以标注为准，严禁度量。 3:凡签字区实名和签名同时在时方位有效。 | |
| 注册师章 RE. ENGINEER SEAL | |
| 设计资质章 DESIGN QUALIFICATION SEAL | |
| 建设单位 CLIENT | 第十四师 水利工程管理服务中心 |
| 项目名称 PROJECT | 47团抗旱应急水源工程 管理房新建项目 |
| 子项名称 SUBITEM | |
| 工程编号 PROJECT NO. | JZ25050090104 |
| 设计阶段 DESIGN PHASE | 施工图 |
| 制 图 DRAWN BY | 陈彦韬 |
| 设 计 DESIGNED BY | 陈彦韬 |
| 专业负责 CHIEF | 陈彦韬 |
| 校 核 CHECKED BY | 王俊毅 |
| 审 核 VERIFIED BY | |
| 审 定 APPROVED BY | 夏远玲 |
| 图纸名称 DRAWING TITLE | 污水管线平面图 |
| 图纸编号 DRAWING NO. | 总水施-04 |
| 版 本 | 第一版 |
| 出版日期 DATE | 2026.05 |