



专业	专业	专业	专业	专业	专业
建筑	建筑	建筑	暖通	暖通	暖通
结构	结构	结构	电气	电气	电气
设计	设计	设计	设计	设计	设计
日期	日期	日期	日期	日期	日期
2026.05	2026.05	2026.05	2026.05	2026.05	2026.05
签名	签名	签名	签名	签名	签名
胡松平	胡松平	胡松平	李孝松	李孝松	李孝松

自然地面标高(m)
设计地面标高(m)
设计管内底标高(m)
管内底埋深(m)
管径及坡度(mm,‰)
平面距离(m)
管道基础
井编号

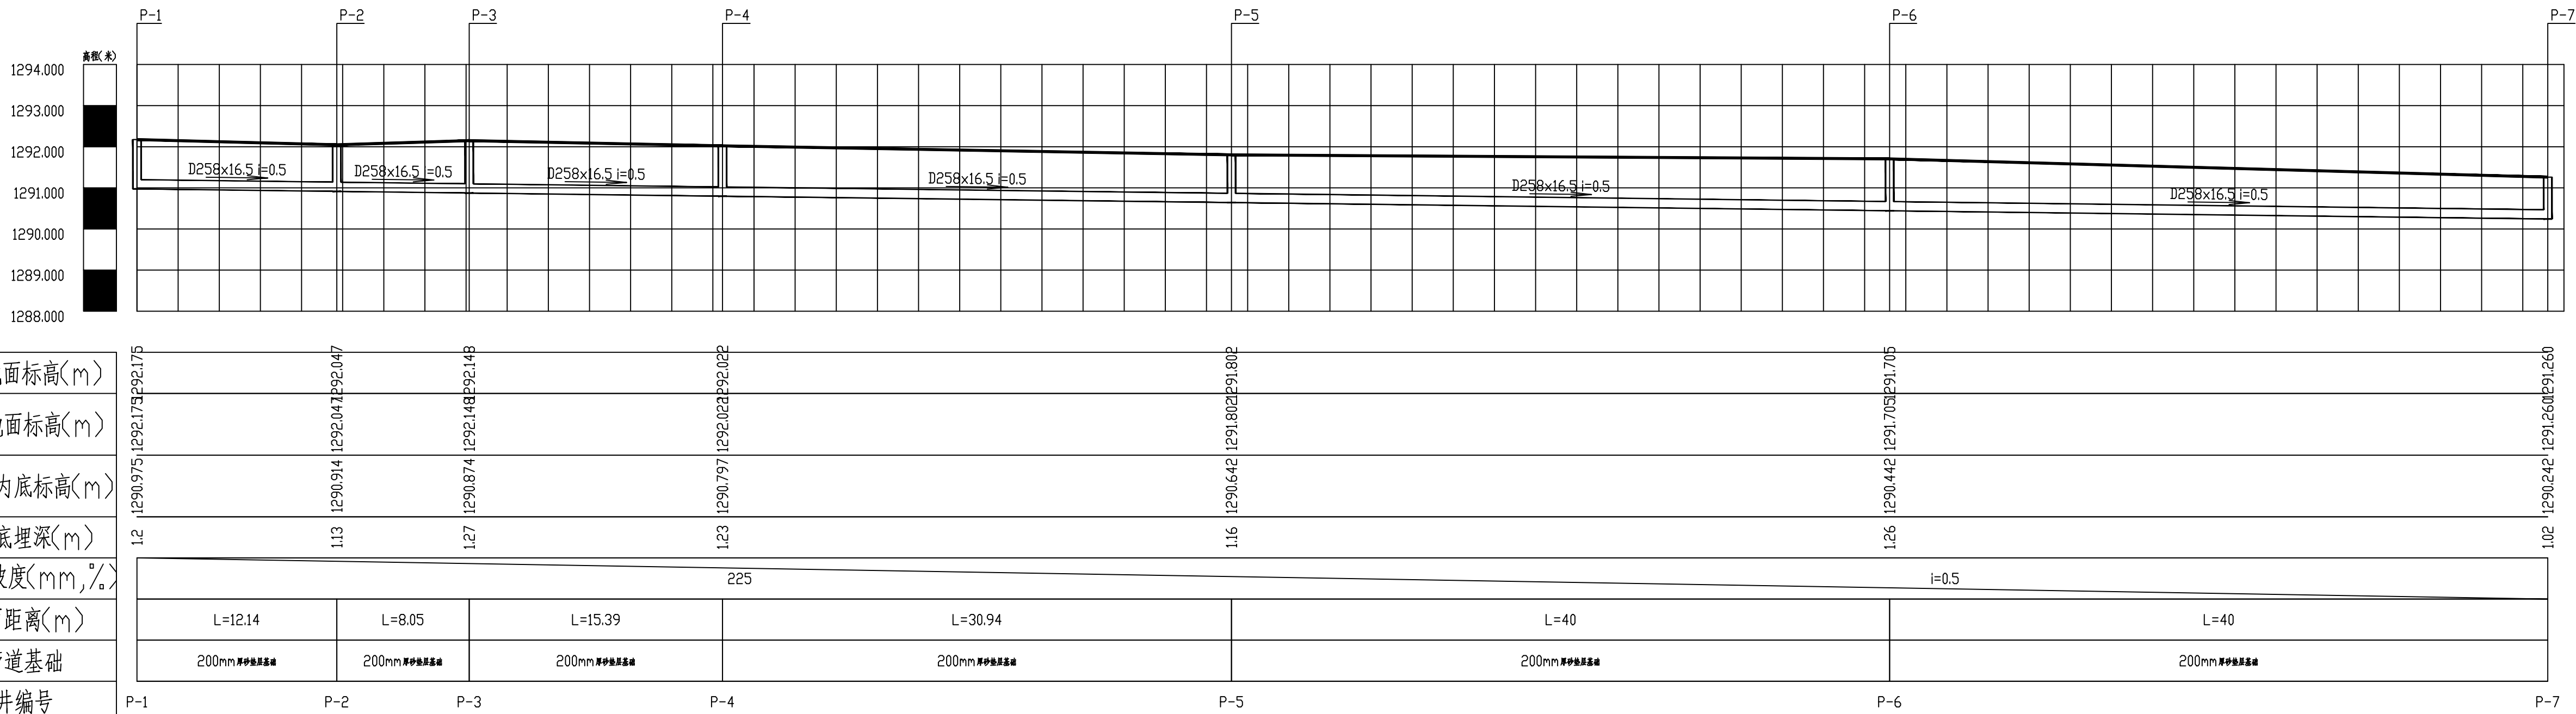

污水管纵断面图

新疆兵团勘测设计院集团 股份有限公司 XPCC Surveying & Designing Institute Group Co., Ltd.			
			
证书编号 CERTIFICATE NO. A165000186 证书级别 甲级 CERTIFICATED GRADE A			
地 址 ADDRESS		乌鲁木齐市建设路36号 No.36 Jianshe Street Urumqi	
邮政编码 POST CODE		830002	
电子邮箱 E-mail		BTKS2025@163.com	
电 话 TEL		0991-2358858	
本 图 说 明 NOTES ON DRAWING			
1:图纸属设计版权，未经许可可严禁翻印。 2:图中尺寸以标注为准，严禁度量。 3:凡签字区实名和签名同在时方位有效。			
注册师章 RE. ENGINEER SEAL			
设计资质章 DESIGN QUALIFICATION SEAL			
建设单位 CLIENT		第十四师 水利工程管理服务服务中心	
项目名称 PROJECT		47团抗旱应急水源工程 管理房新建项目	
子项名称 SUBITEM			
工程编号 PROJECT NO.		JZ25050091014	
设计阶段 DESIGN PHASE		施工图	
制 图 DRAWN BY		陈彦韬	陈彦韬
设 计 DESIGNED BY		陈彦韬	
专业负责 CHIEF		陈彦韬	陈彦韬
校 核 CHECKED BY		王俊毅	王俊毅
审 核 VERIFIED BY			
审 定 APPROVED BY		夏远玲	夏远玲
图纸名称 DRAWING TITLE		污水管纵断面图	
图纸编号 DRAWING NO.		总水施-05	
版 本		第一版	
出版日期 DATE		2026. 05	