


日期	2026.05	2026.05	2026.05
专业	给排水	暖通	电气
姓名	陈彦韬	陈彦韬	陈彦韬
日期	2026.05	2026.05	2026.05
专业	给排水	暖通	电气
姓名	陈彦韬	陈彦韬	陈彦韬
日期	2026.05	2026.05	2026.05
专业	给排水	暖通	电气
姓名	陈彦韬	陈彦韬	陈彦韬

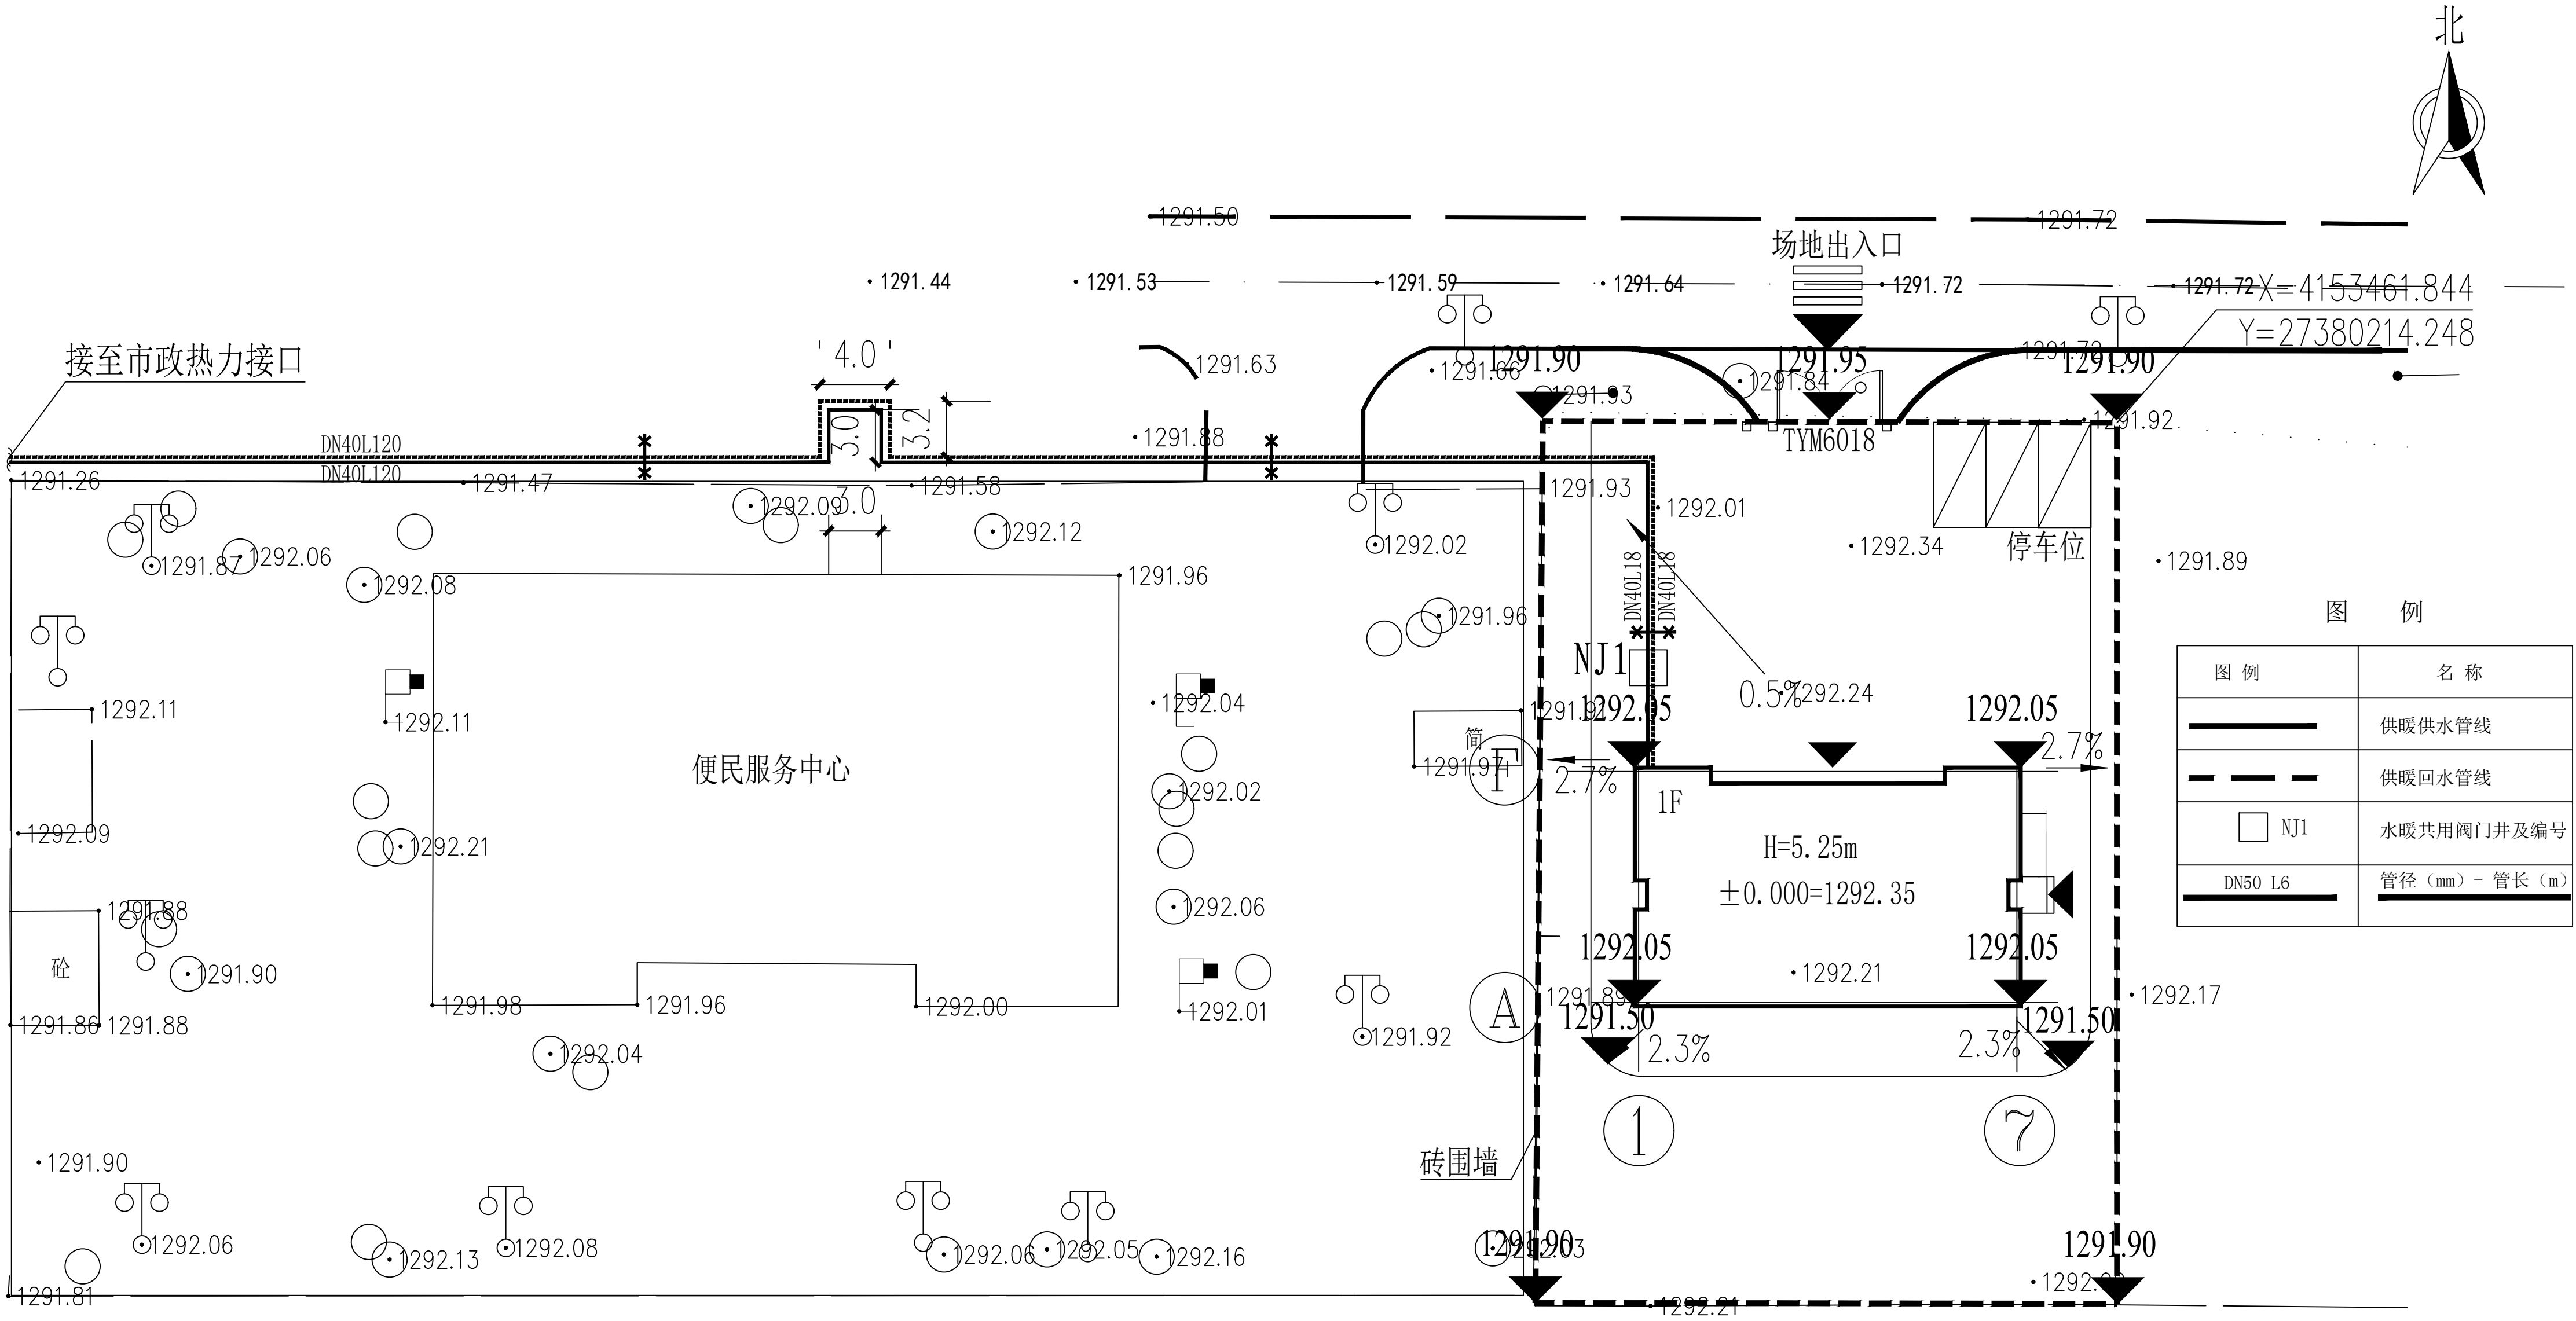

新疆兵团勘测设计院集团 股份有限公司 XPCG Surveying & Designing Institute Group Co., Ltd.	
证书编号 CERTIFICATE NO. A165000186 证书级别 甲级 CERTIFICATED GRADE A	
地 址 ADDRESS	乌鲁木齐市建设路36号 No.36 Jianshe Street Urumqi
邮政编码 POST CODE	830002
电子邮箱 E-mail	BTKS2025@163.com
电 话 TEL	0991-2358858
本 图 说 明 NOTES ON DRAWING 1:图纸属设计版权,未经许可严禁翻印。 2:图中尺寸以标注为准,严禁度量。 3:凡签字区实名和签名同时在时方位有效。	
注册师章 RE. ENGINEER SEAL	
设计资质章 DESIGN QUALIFICATION SEAL	
建设单位 CLIENT	第十四师 水利工程管理服务中心
项目名称 PROJECT	47团抗旱应急水源工程 管理房新建项目
子项名称 SUBITEM	
工程编号 PROJECT NO.	JZ25050090104
设计阶段 DESIGN PHASE	施工图
制 图 DRAWN BY	陈彦韬
设 计 DESIGNED BY	陈彦韬
专业负责 CHIEF	陈彦韬
校 核 CHECKED BY	王俊毅
审 核 VERIFIED BY	
审 定 APPROVED BY	夏远玲
图纸名称 DRAWING TITLE	采暖管线平面图
图纸编号 DRAWING NO.	总暖施-04
版 本	第一版
出版日期 DATE	2026.05