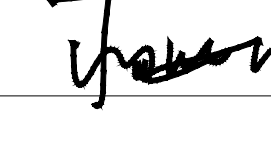
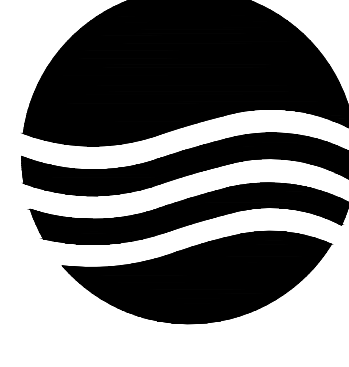
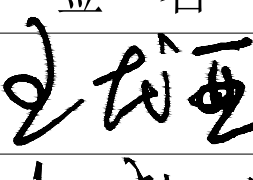
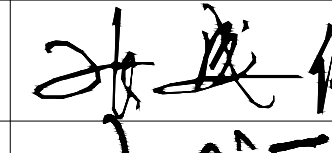
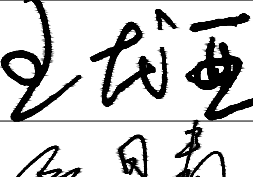
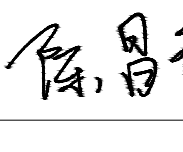
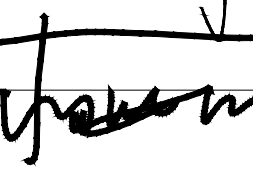


项目二维码		
(无二维码图纸无效)		
项目编号		-
会 签 栏	专 业	签 名
	建 筑	
	结 构	
	给排水	
	电 气	
暖 通		
设计单位		
		
大洲设计咨询集团有限公司		
证书编号: A232006431		
资 质 业 务 范 围	建筑行业 (建筑工程、人防工程)	
	风景园林工程设计专项	
	市政行业、水利工程	
	公路行业 (公路)	
	电力行业 (送电工程、变电工程)	
建设单位		
新疆农业大学		
项目名称	新疆农业大学4号学生宿舍楼 整体维修改造项目	
工程名称	4#宿舍楼改造	
审 核	姓 名	签 名
	王龙亚	
项目负责人	张成俊	
专业负责人	王龙亚	
校 对	陈昌青	
设 计	杨海江	
绘 图	杨海江	
图 纸 名 称	-1F原始结构图	
专 业	建筑	
图 号	-1F-PL-01	
日 期	2026. 01	
执业专用章		
(按规定加盖)		
出图专用章		
本图须加盖出图签章, 否则一律无效		

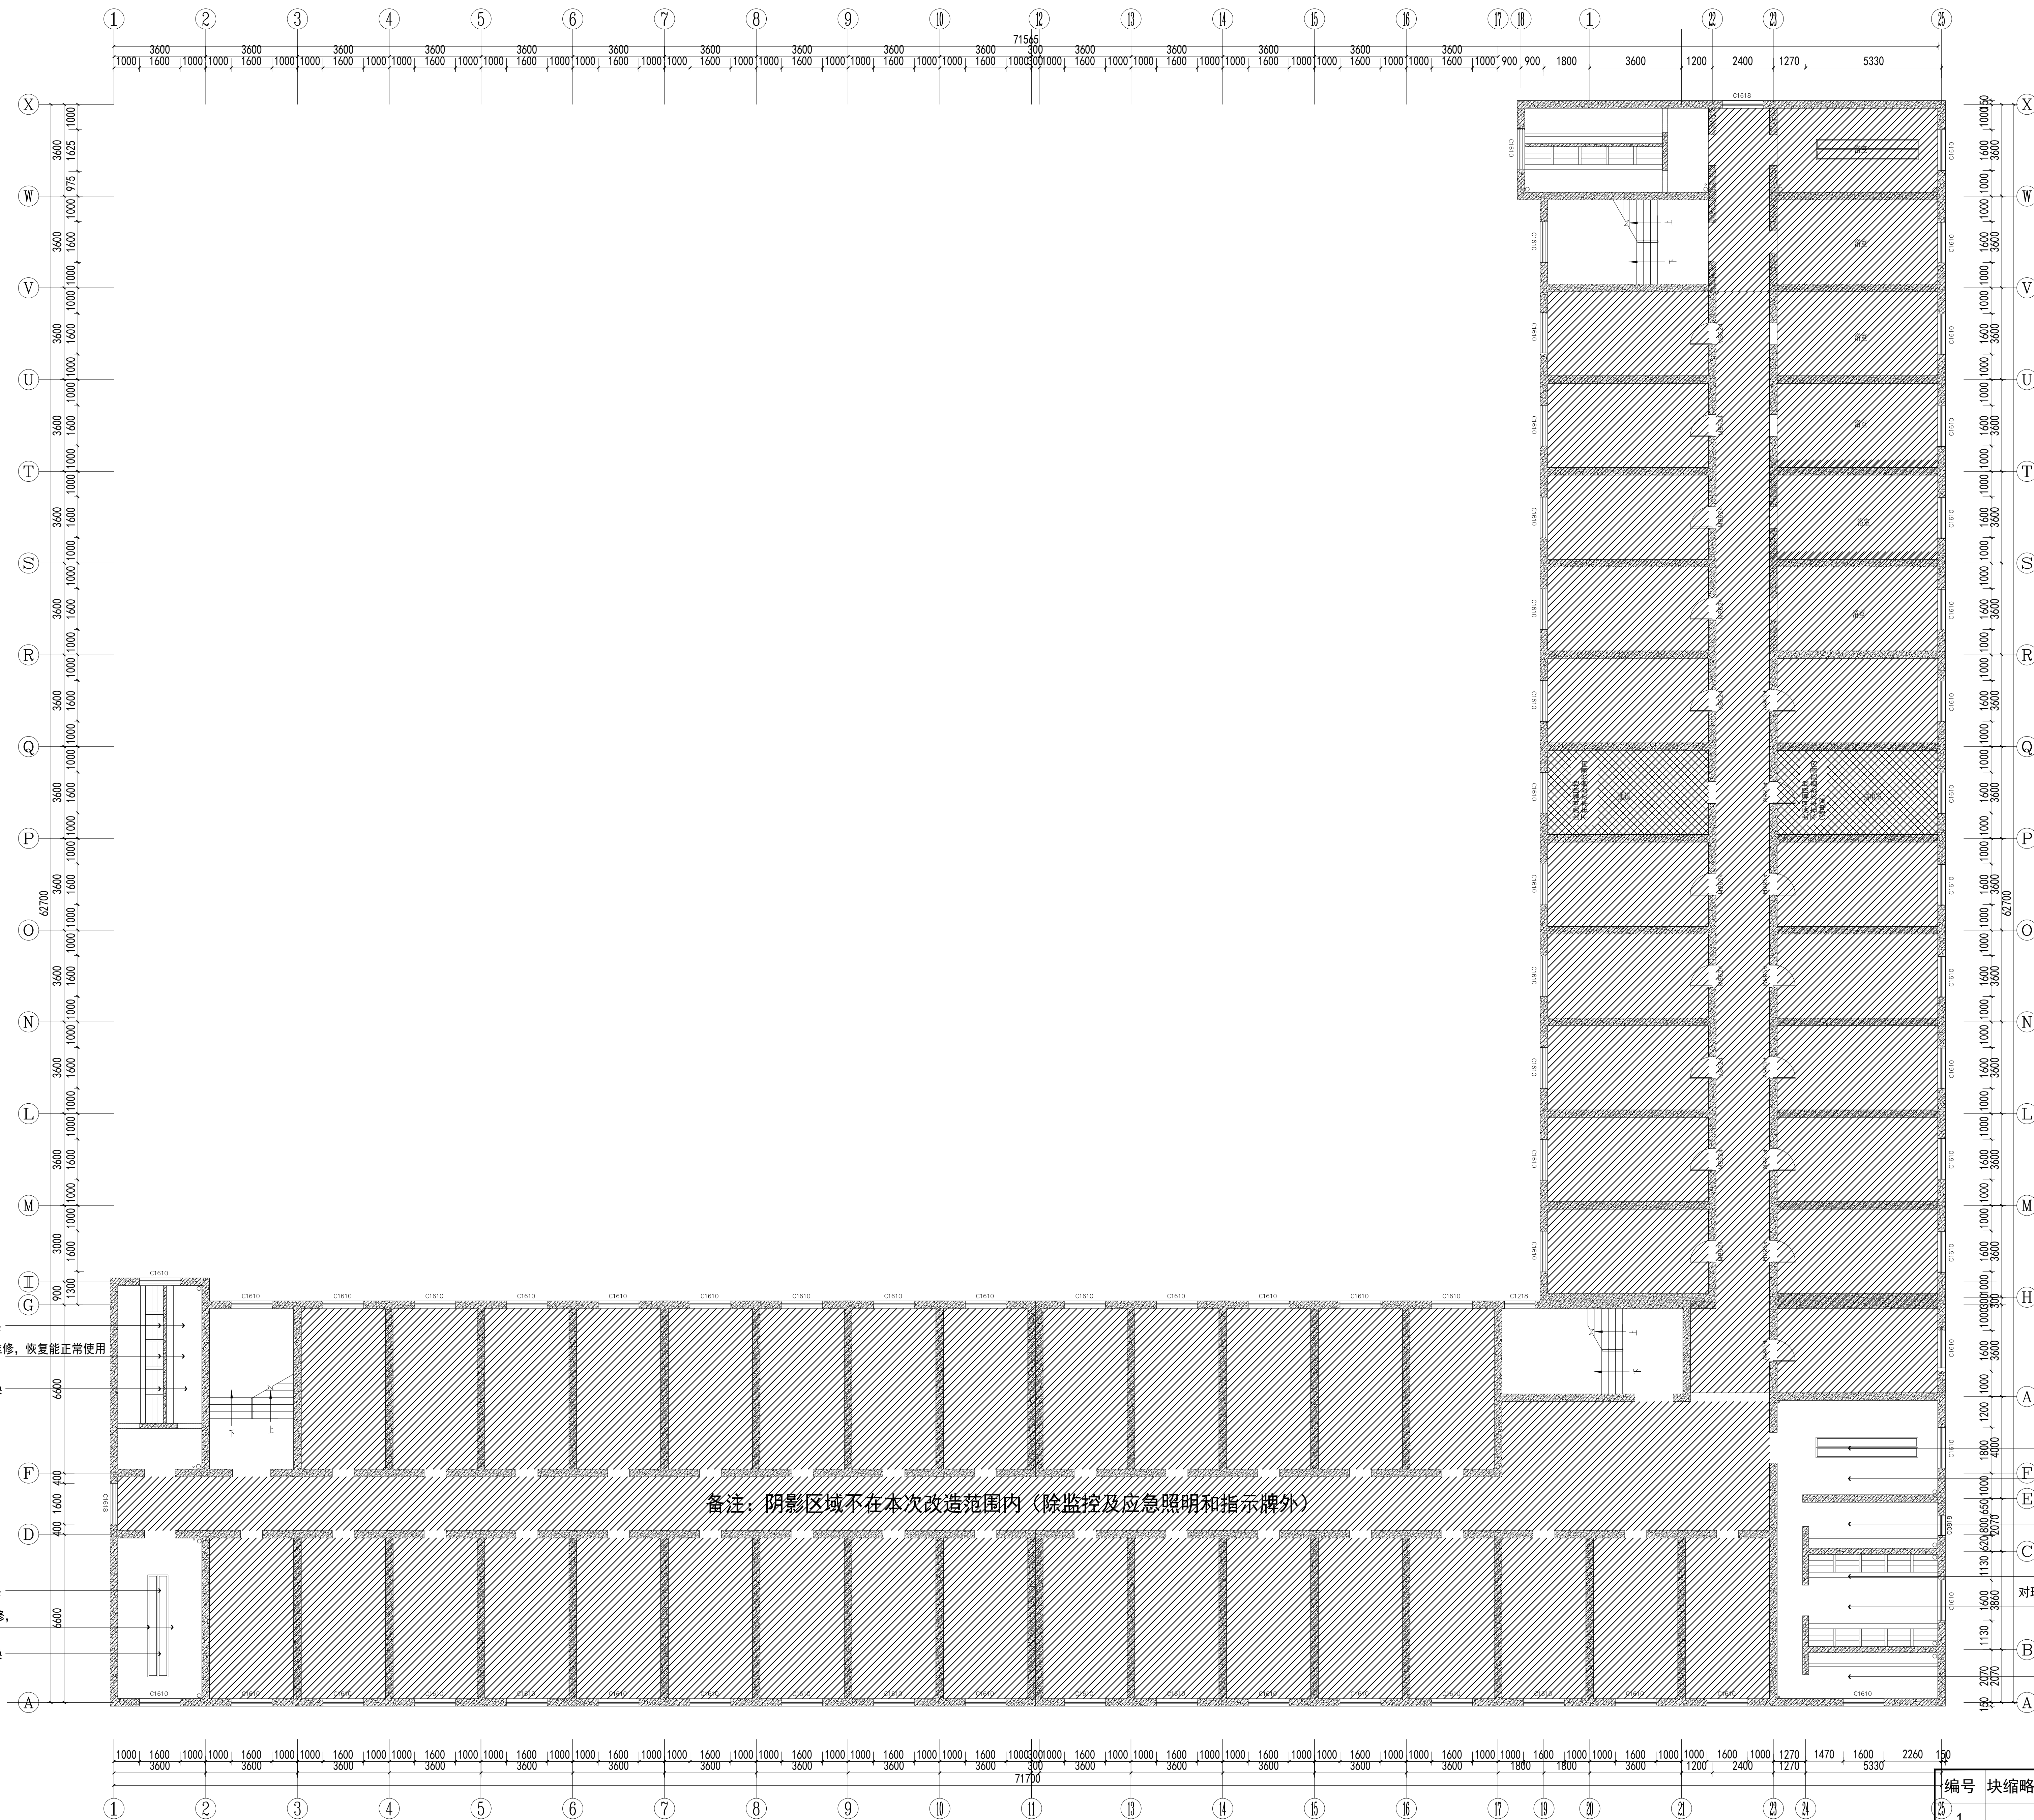
-1F原始结构图  
平面图 SCALE 1:100

层高: 2600MM









-1F给排水点位图  
平面图  
SCALE 1:100

编号	块缩略图	块名称	安装高度
1		冷水点位	小便斗 = 1250mm 洗漱池 = 500mm 蹲便器 = 300mm
2			
3		地漏	
4	(110)	直径110排污口	
5	(50)	直径50排污口	

项目二维码			
(无二维码图纸无效)			
项目编号		-	
会 签 栏	专 业	签 名	
	建 筑		
	结 构		
	给排水		
	电 气		
暖 通			
设计单位			
大洲设计咨询集团有限公司			
证书编号: A232006431			
资 质 业 务 范 围	建筑行业 (建筑工程、人防工程) 风景园林工程设计专项 市政行业、水利工程 公路行业 (公路) 电力行业 (送电工程、变电工程)		
建设单位			
新疆农业大学			
项目名称	新疆农业大学4号学生宿舍楼 整体维修改造项目		
工程名称	4#宿舍楼改造		
审 核	姓 名	王龙亚	签 名
	张成俊		
	项目负责人	张成俊	
	专业负责人	王龙亚	
	校 对	陈昌青	
	设 计	杨海江	
绘 图	杨海江		
图 纸 名 称	-1F给排水点位图		
专 业	建筑		
图 号	-1F-PL-9		
日 期	2026. 01		
执业专用章			
(按规定加盖)			
出图专用章			
本图须加盖出图签章, 否则一律无效			






(按規定加蓋)

本图须加盖出图签章, 否则一律无效

 
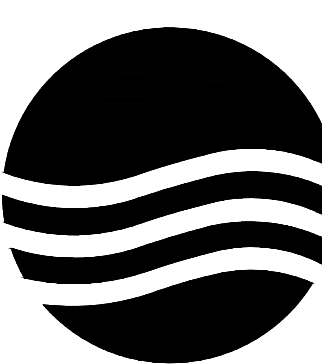
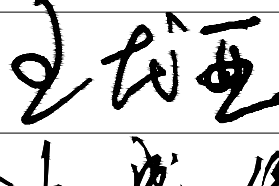
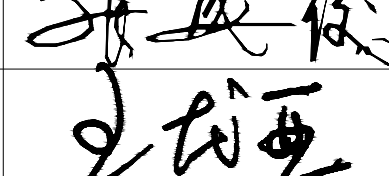
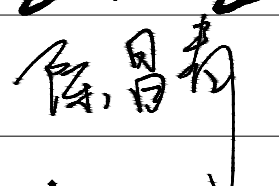
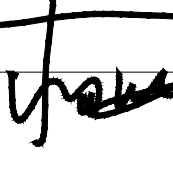

2026 01

(按规定加盖)

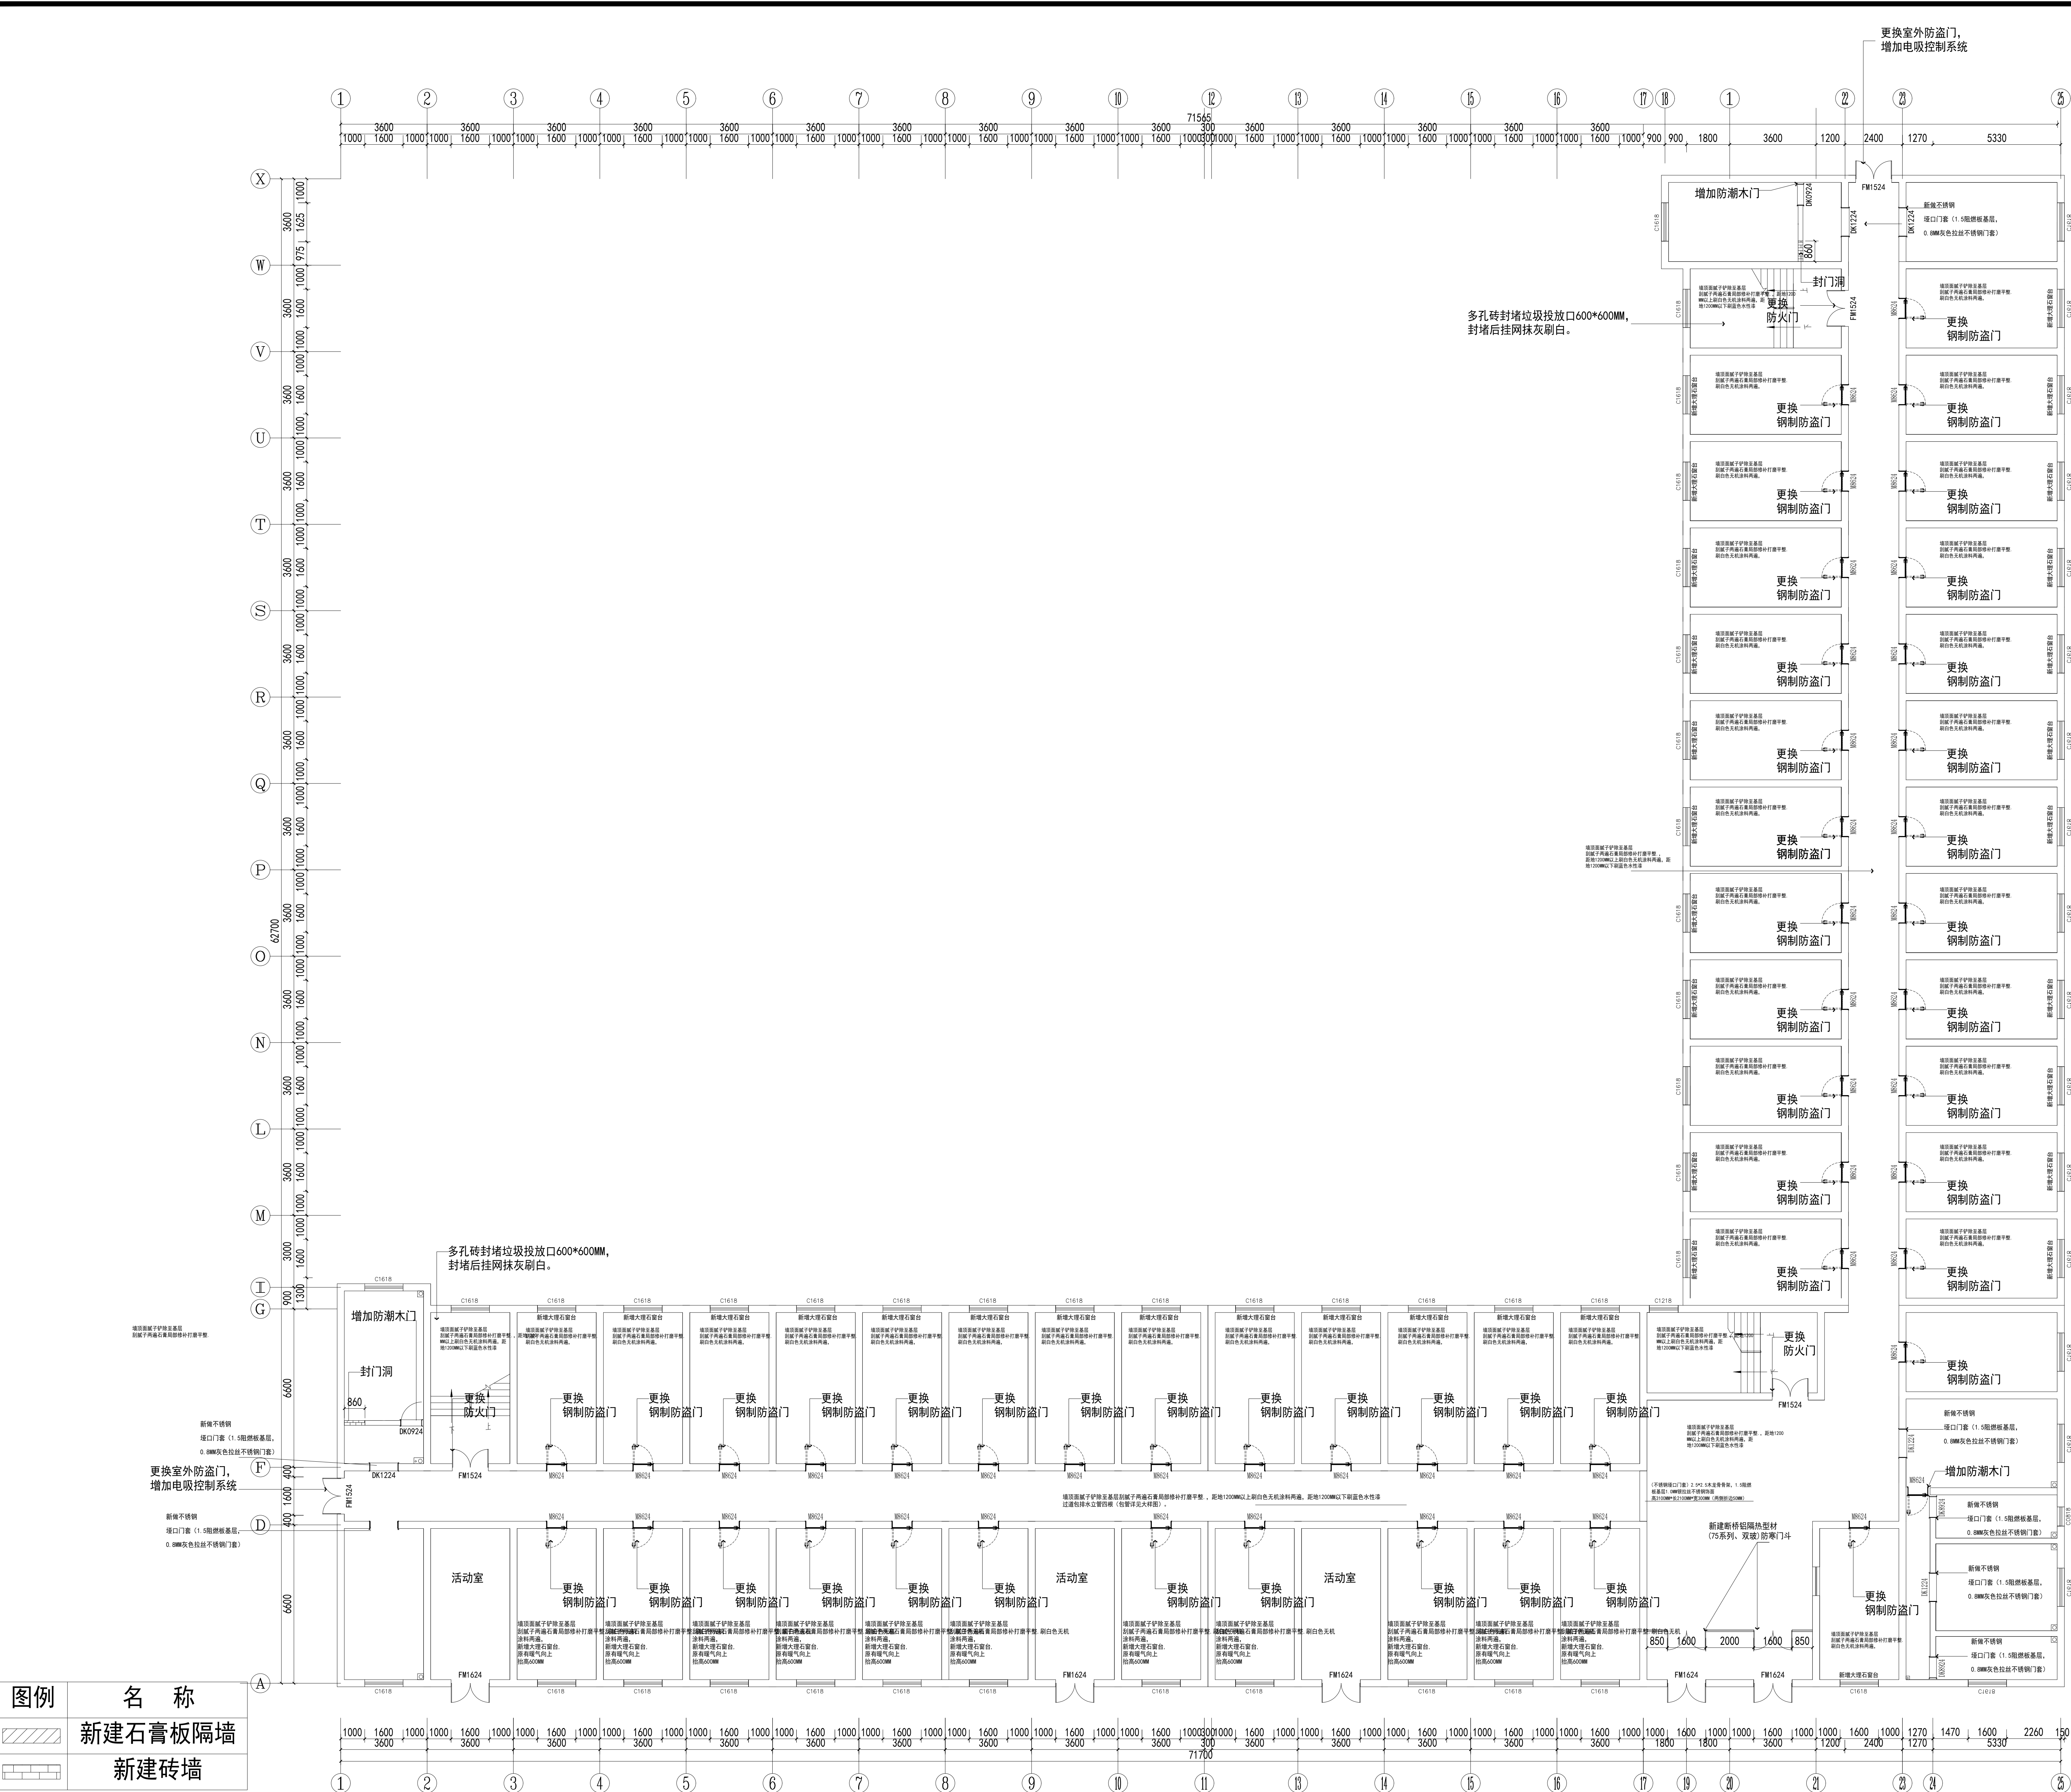
图例	名 称
	备注：卫生间只拆除地面砖，墙面砖拆除高度距地面650MM（防水上翻高度）防水施工完后用砂浆水泥抹平原瓷砖墙面，拆除卫生间，水磨石拖把池，水磨石置物架，小便池，蹲坑，蹲坑隔断，洗漱池，给排水管。拆除所有房间灯具，开关插座，木门。

1F拆除墙体图

平面图 SCALE 1:100

项目二维码			
(无二维码图纸无效)			
项目编号		-	
会 签 栏	专 业	签 名	
	建 筑		
	结 构		
	给排水		
	电 气		
	暖 通		
设计单位			
			
大洲设计咨询集团有限公司			
证书编号: A232006431			
资质 业 务 范 围	建筑行业（建筑工程、人防工程） 风景园林工程设计专项 市政行业、水利工程 公路行业（公路） 电力行业（送电工程、变电工程）		
建设单位			
新疆农业大学			
项目名称		新疆农业大学4号学生宿舍楼 整体维修改造项目	
工程名称		4#宿舍楼改造	
		姓 名	签 名
审 核	王龙亚		
项目负责人	张成俊		
专业负责人	王龙亚		
校 对	陈昌青		
设 计	杨海江		
绘 图	杨海江		
图 纸 名 称	1F拆除墙体图		
专 业	建筑		
图 号	1F-PL-02		
日 期	2026. 01		
执业专用章			
(按规定加盖)			
出图专用章			
本图须加盖出图签章, 否则一律无效			



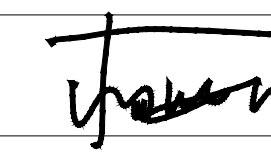
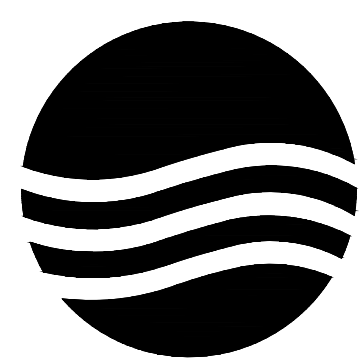
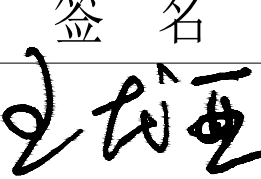
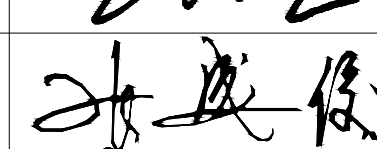
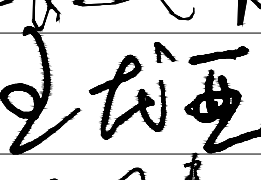
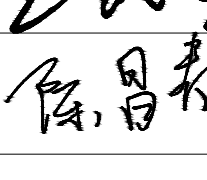
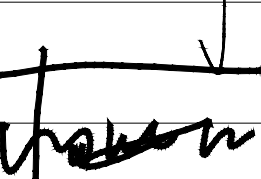


注：1. 以上均为完成面尺寸。  
2. 如实尺寸与现场不符，请联系设计方

备注：卫生间拆除小便池及蹲坑后外漏的墙面用砂浆抹平。

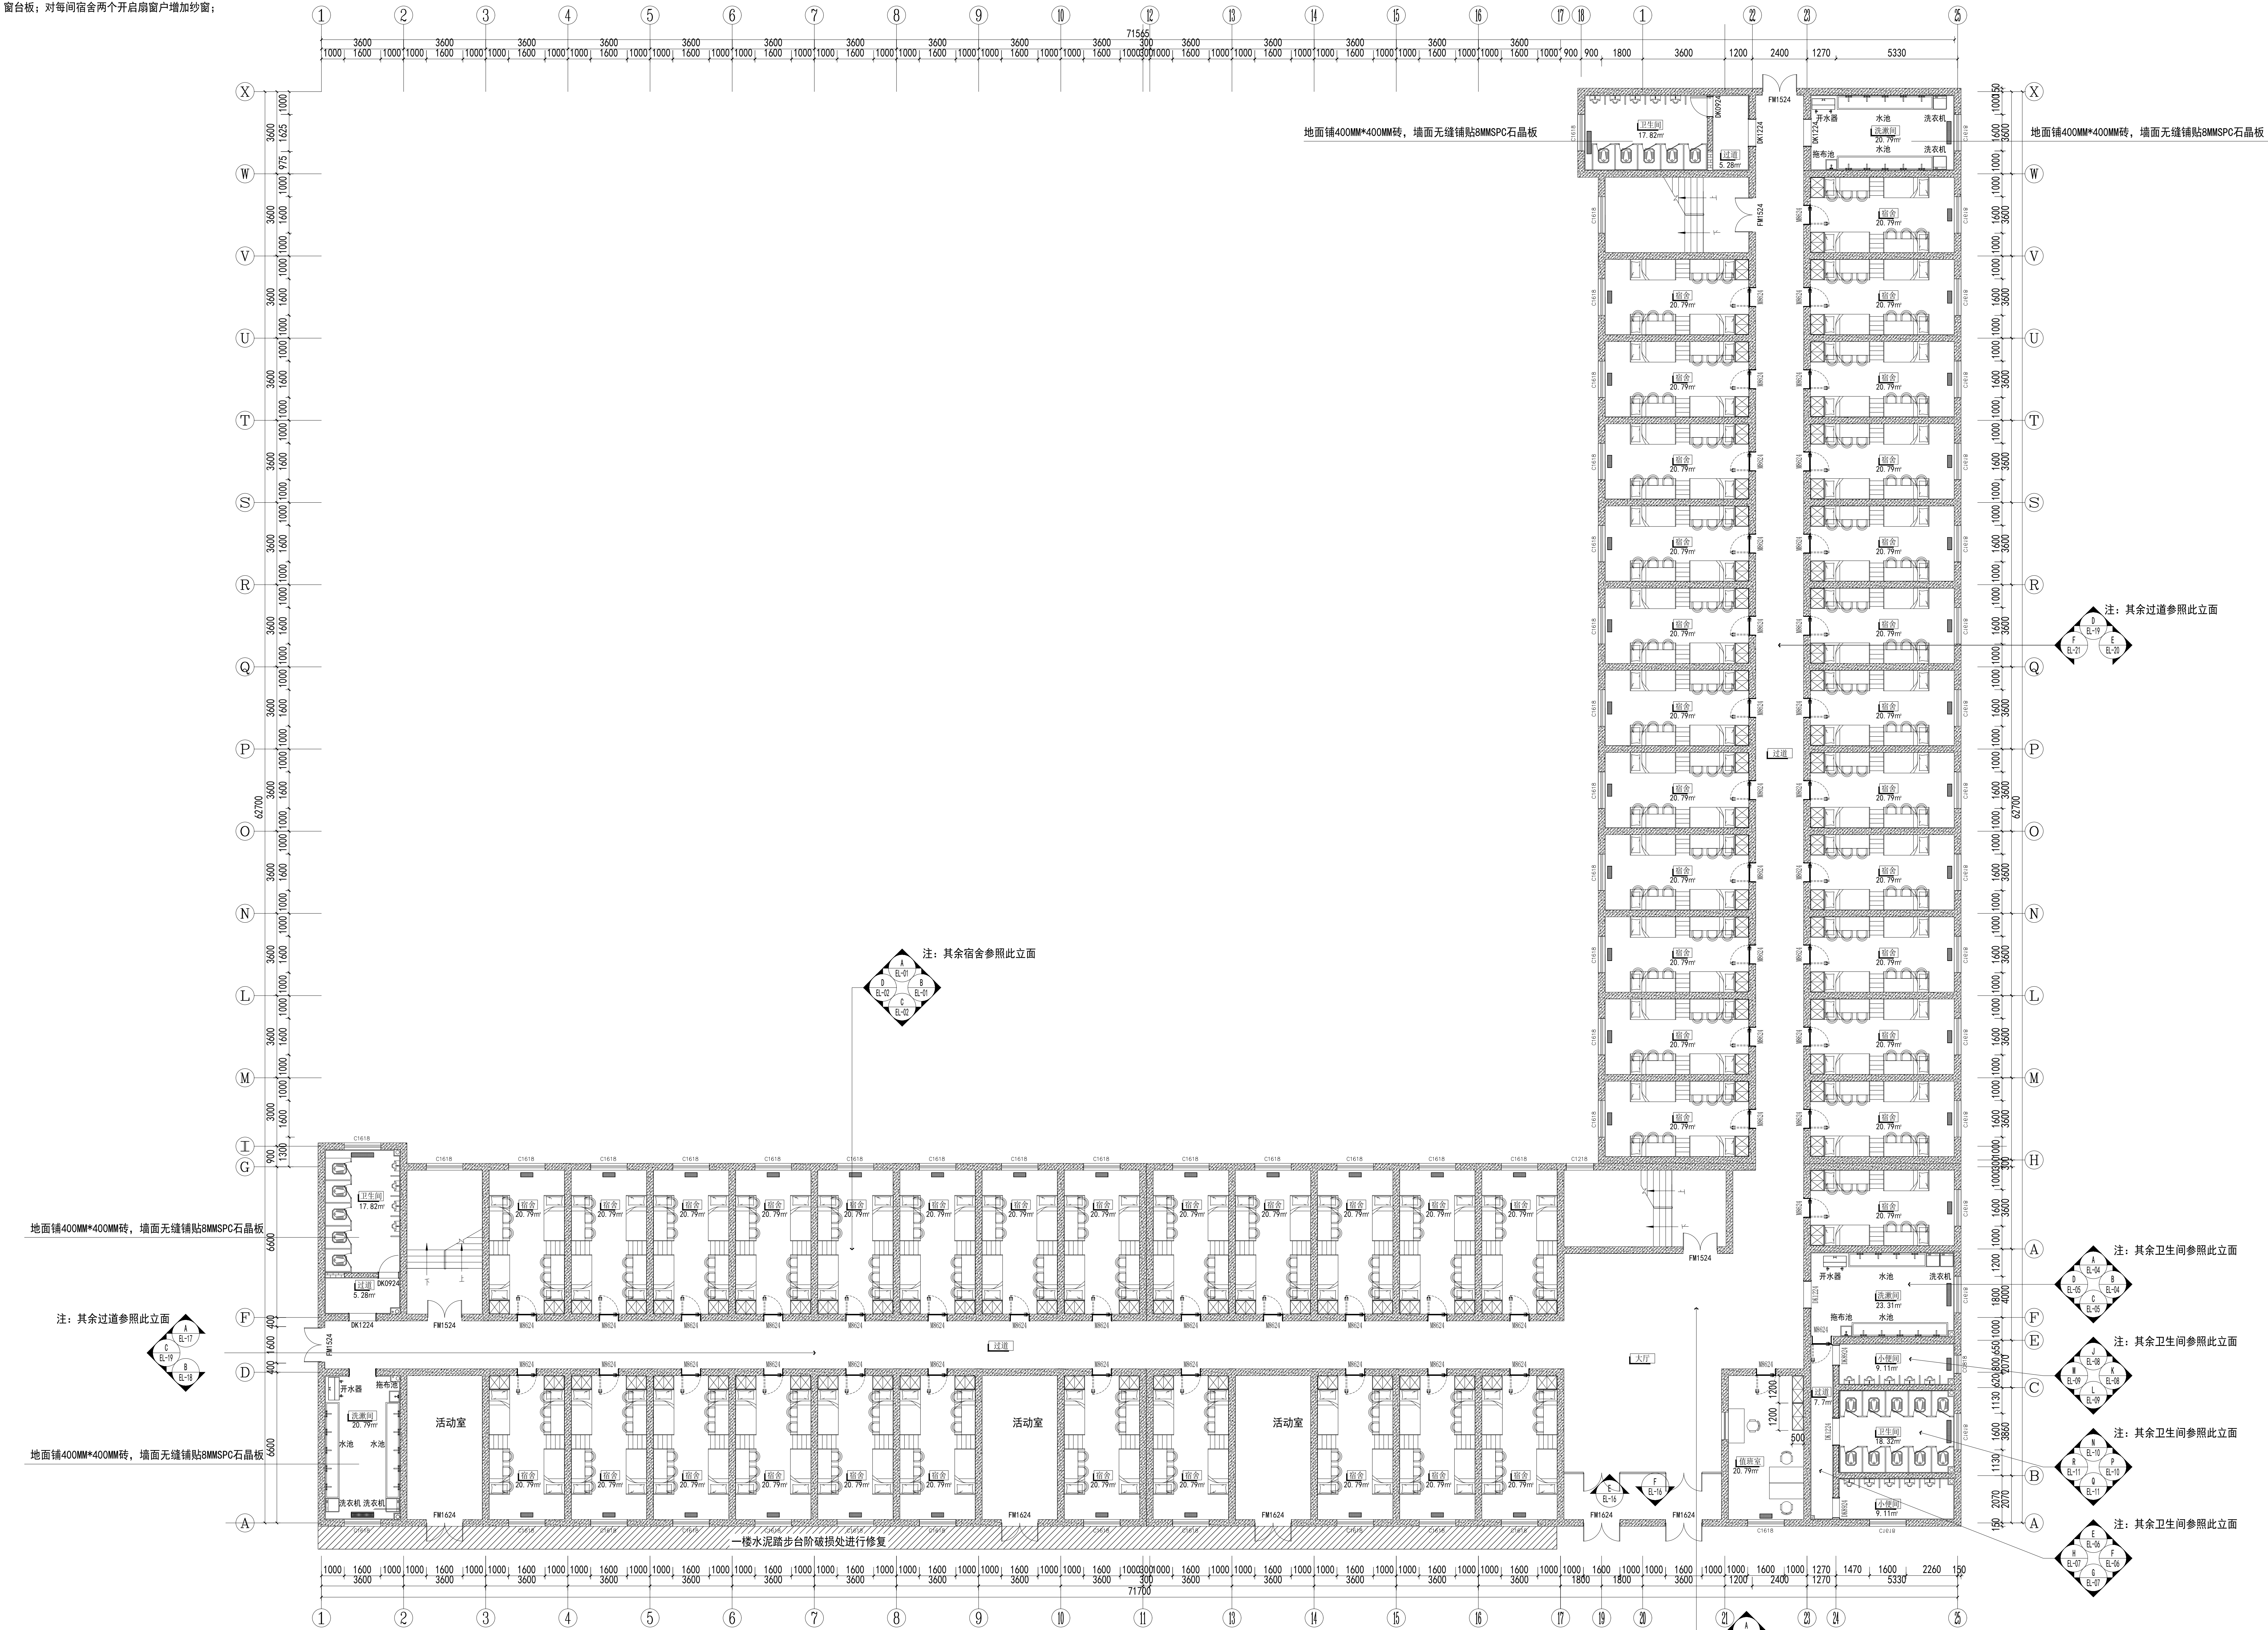
说明：所有建筑外窗内侧与墙体间缝隙进行抹灰密封、打胶封堵

1F新建墙体图  
SCALE 1:100

项目二维码		
(无二维码图纸无效)		
项目编号		-
会 签 栏	专 业	签 名
	建 筑	
	结 构	
	给排水	
	电 气	
	暖 通	
设计单位		
<div></div> <div>大洲设计咨询集团有限公司</div> <div>证书编号：A232006431</div>		
资质 业务 范围	建筑行业（建筑工程、人防工程） 风景园林工程设计专项 市政行业、水利工程 公路行业（公路） 电力行业（送电工程、变电工程）	
建设单位		
新疆农业大学		
项目名称	新疆农业大学4号学生宿舍楼 整体维修改造项目	
工程名称	4#宿舍楼改造	
	姓 名	签 名
审 核	王龙亚	
项目负责人	张成俊	
专业负责人	王龙亚	
校 对	陈昌青	
设 计	杨海江	
绘 图	杨海江	
图 纸 名 称	1F新建墙体图	
专 业	建筑	
图 号	1F-PL-03	
日 期	2026.01	
执业专用章		
(按规定加盖)		
出图专用章		
本图须加盖出图签章,否则一律无效		

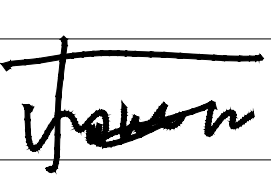
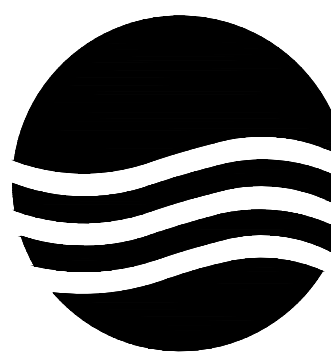
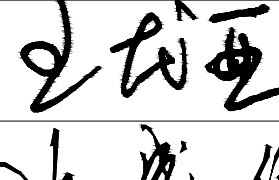
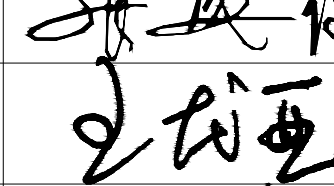
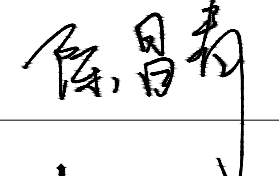
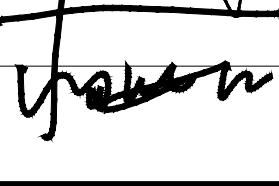



注：1. 楼梯间扶手及立柱打磨光滑，刷白色油漆。  
2. 宿舍暖气包利旧。  
3. 1F大厅、过道及宿舍踢脚线局部修补。  
4. 宿舍内保留原有的晾衣架、窗帘罗马杆，对宿舍内缺失的晾衣架、窗帘罗马杆进行补充；每间宿舍窗台增设窗台板；对每间宿舍两个开启扇窗户增加纱窗；



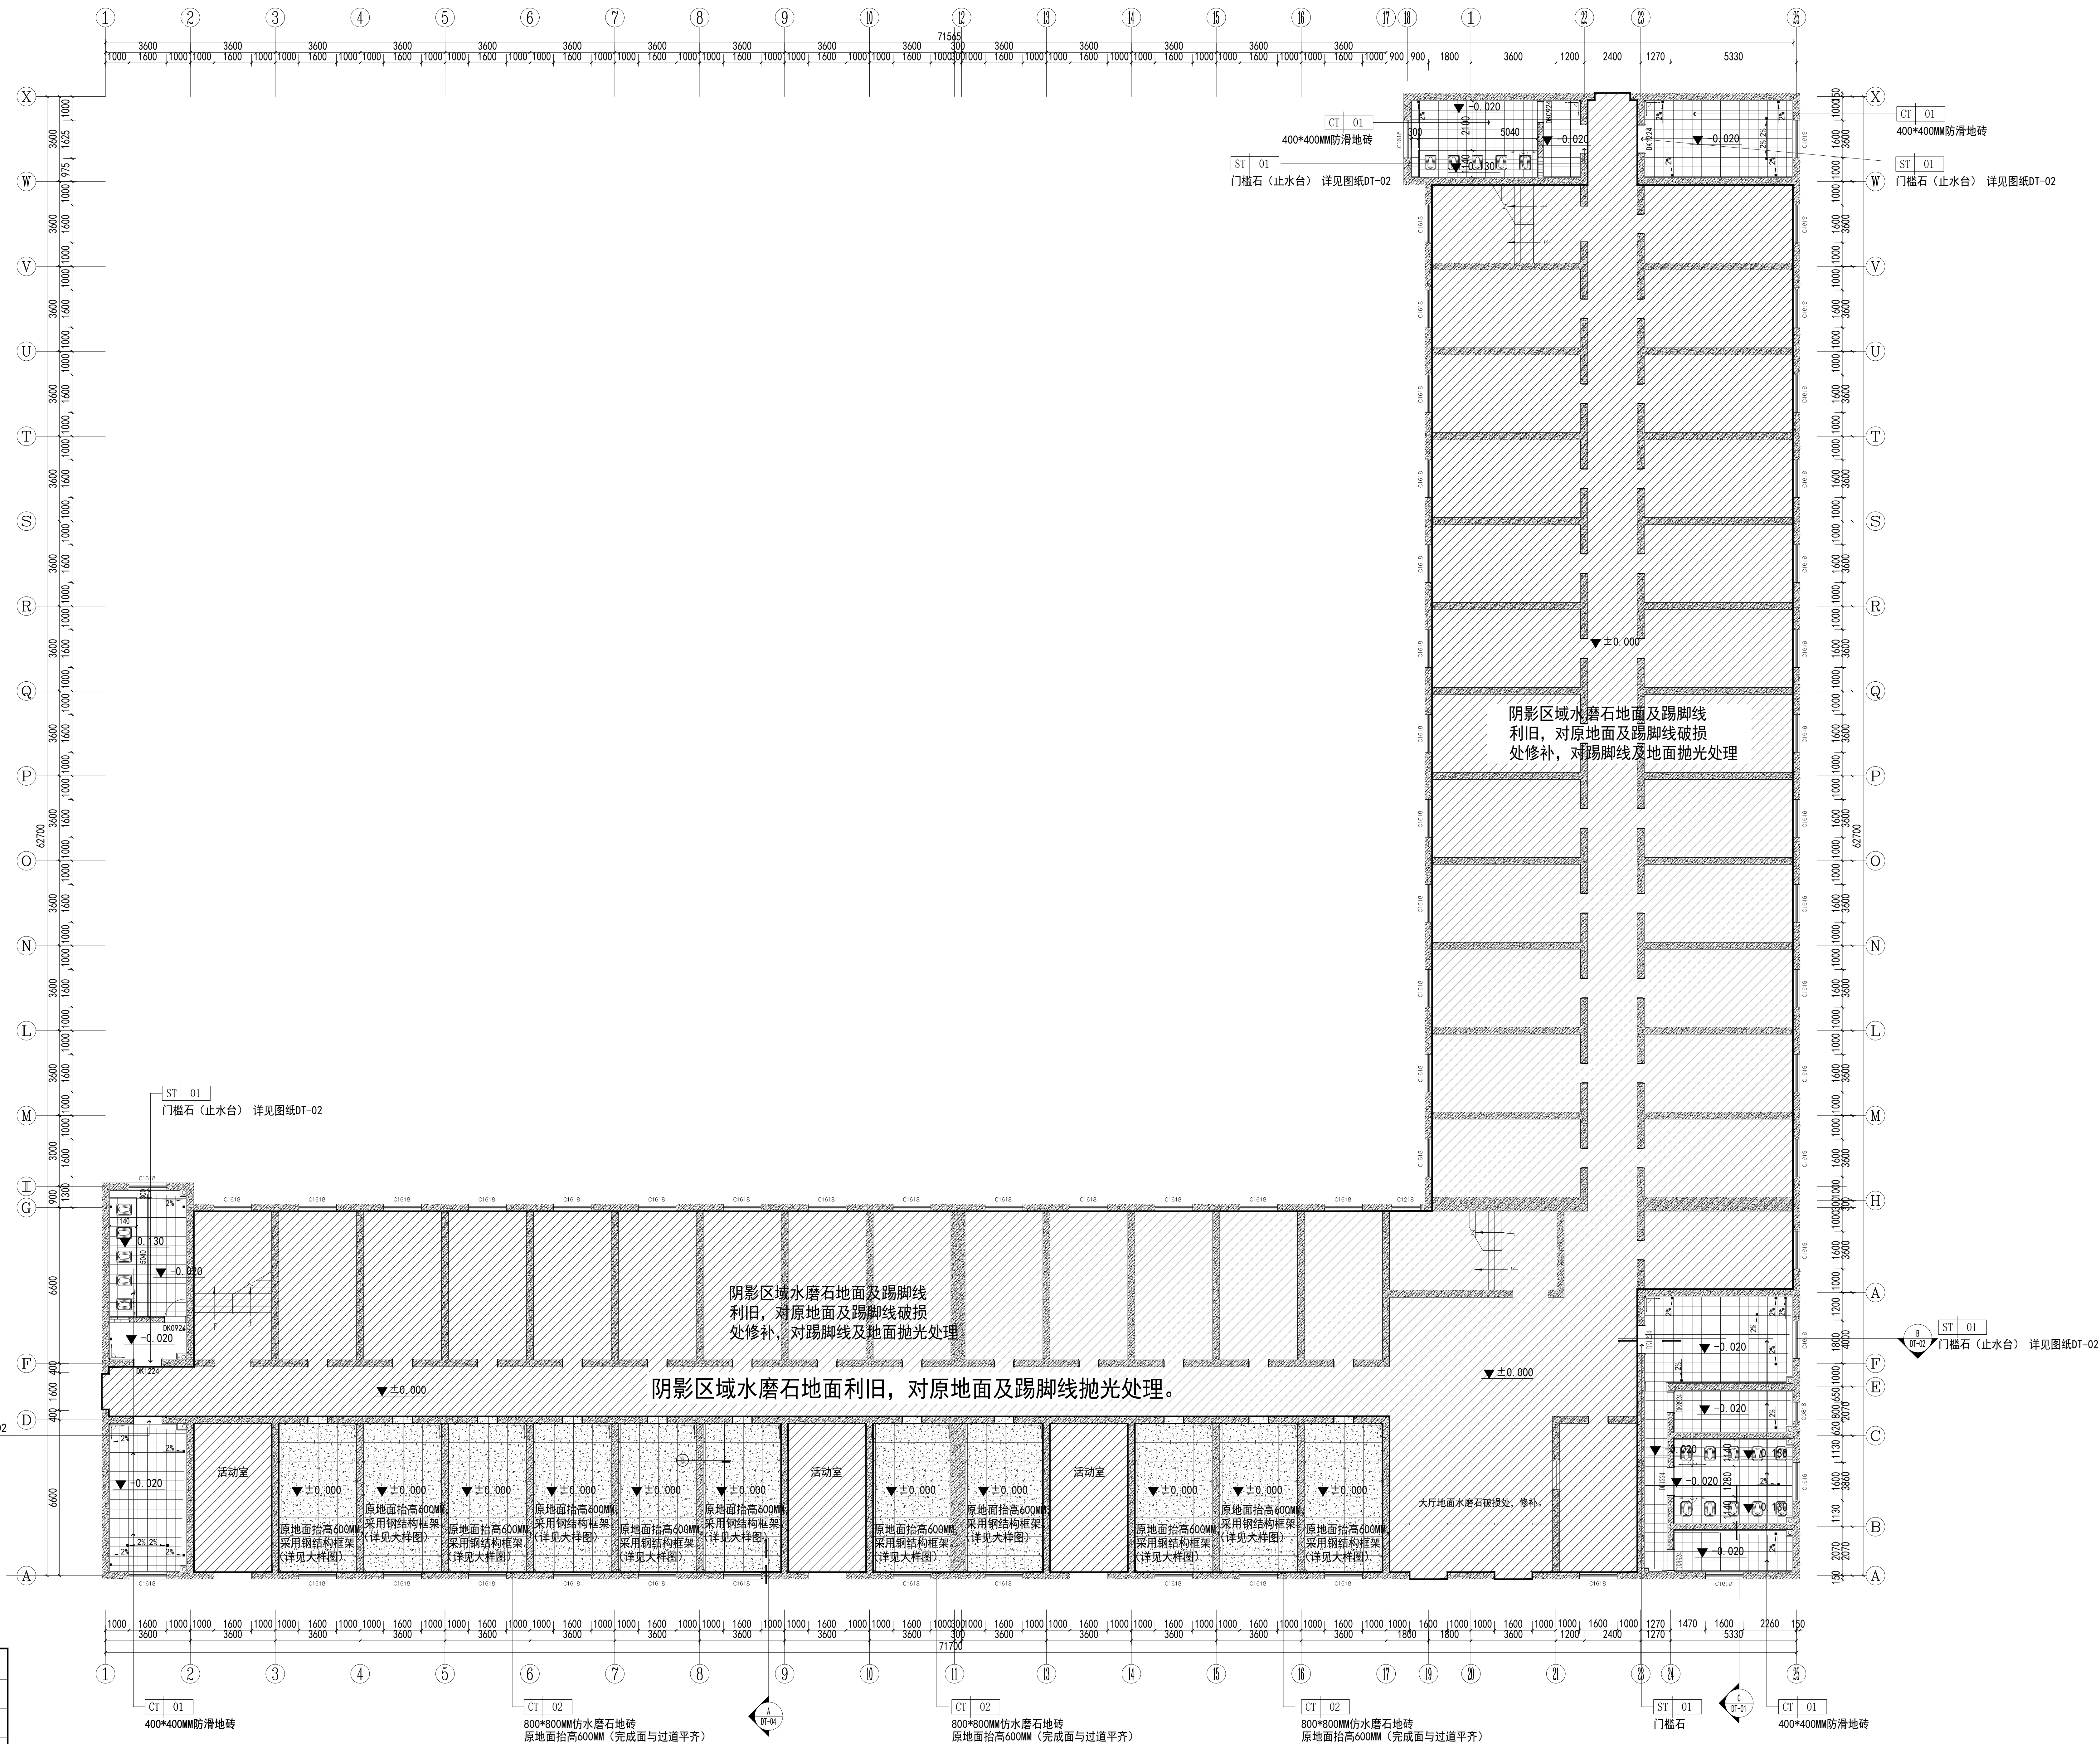
一楼水泥踏步台阶破损处修复做法：  
1. 清理破损部位把松动、起砂、空鼓的混凝土全部敲掉，直到露出坚硬基层阳角缺口要向内侧成斜口（燕尾槽），用毛刷+清水冲洗干净，无灰土、无油污、无松散渣。  
2. 润湿基层+刷界面剂，洒水湿润基层，但表面不能有明水，均匀刷一层混凝土界面剂。  
3. 支模卡住阳角4. 修补砂浆填压压实（破损处约10平方）

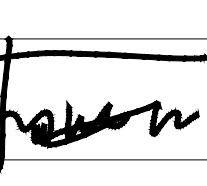
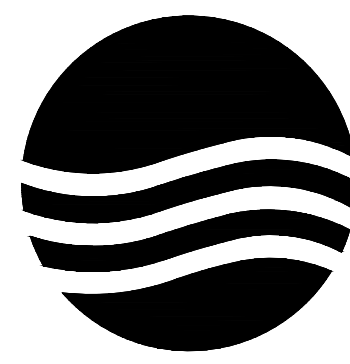
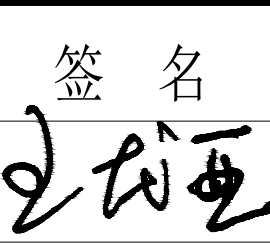
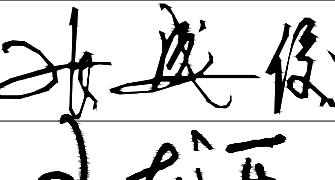
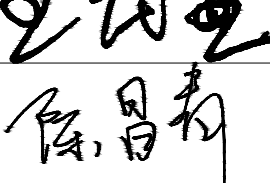
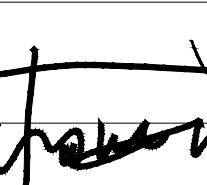
 
1F平面布置图  
SCALE 1:100

项目二维码		
(无二维码图纸无效)		
项目编号		-
会 签 栏	专 业	签 名
	建 筑	
	结 构	
	给排水	
	电 气	
暖 通		
设计单位		
		
大洲设计咨询集团有限公司		
证书编号：A232006431		
资 质 业 务 范 围	建筑行业（建筑工程、人防工程） 风景园林工程设计专项 市政行业、水利工程 公路行业（公路） 电力行业（送电工程、变电工程）	
建设单位		
新疆农业大学		
项目名称	新疆农业大学4号学生宿舍楼 整体维修改造项目	
工程名称	4#宿舍楼改造	
审 核	姓 名	签 名
	王龙亚	
项目负责人	张成俊	
专业负责人	王龙亚	
校 对	陈昌青	
设 计	杨海江	
绘 图	杨海江	
图 纸 名 称	1F平面布置图	
专 业	建筑	
图 号	1F-PL-04	
日 期	2026. 01	
执业专用章		
(按规定加盖)		
出图专用章		
本图须加盖出图签章,否则一律无效		



注：1. 整栋楼地面水磨石进行抛光打蜡。



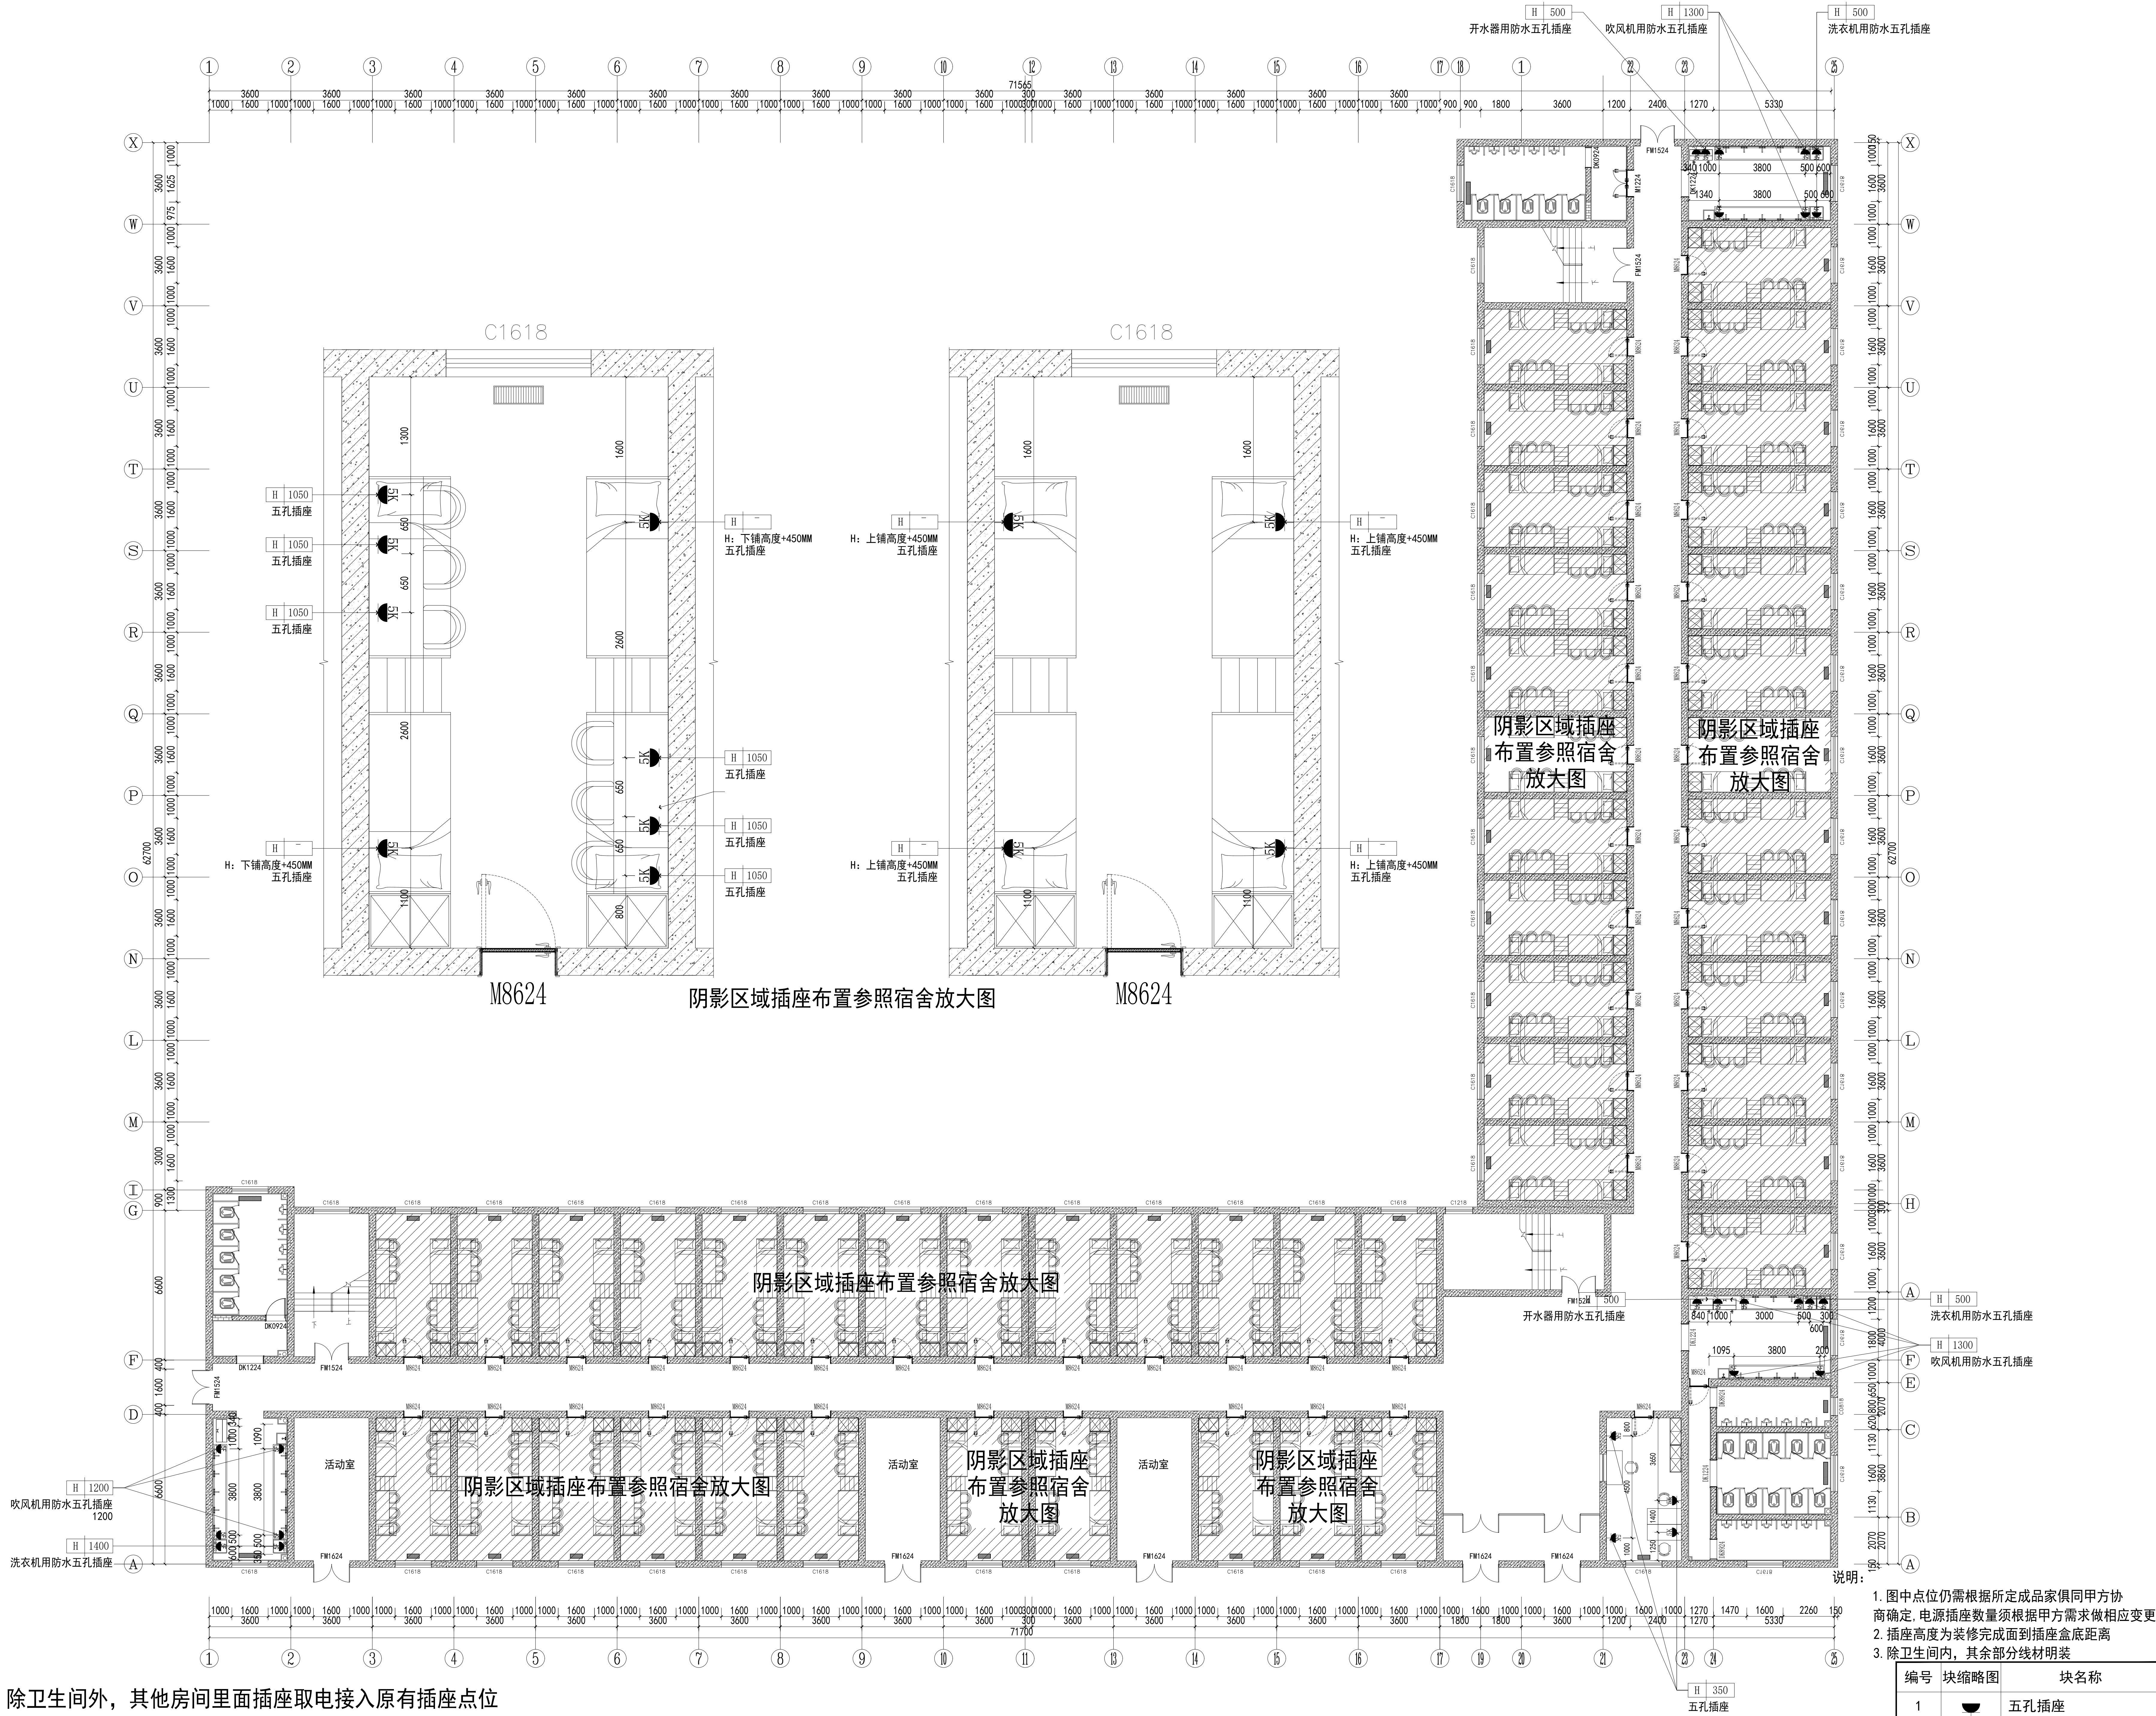
项目二维码		
(无二维码图纸无效)		
项目编号		-
会 签 栏	专 业	签 名
	建 筑	
	结 构	
	给排水	
	电 气	
	暖 通	
设计单位		
		
大洲设计咨询集团有限公司		
证书编号：A232006431		
资 质 业 务 范 围	建筑行业（建筑工程、人防工程）	
	风景园林工程设计专项	
	市政行业、水利工程	
	公路行业（公路）	
	电力行业（送电工程、变电工程）	
建设单位		
新疆农业大学		
项目名称	新疆农业大学4号学生宿舍楼 整体维修改造项目	
工程名称	4#宿舍楼改造	
	姓 名	签 名
审 核	王龙亚	
项目负责人	张成俊	
专业负责人	王龙亚	
校 对	陈昌青	
设 计	杨海江	
绘 图	杨海江	
图 纸 名 称	1F地面铺装图	
专 业	建筑	
图 号	1F-PL-05	
日 期	2026. 01	
执业专用章		
(按规定加盖)		
出图专用章		
本图须加盖出图签章, 否则一律无效		





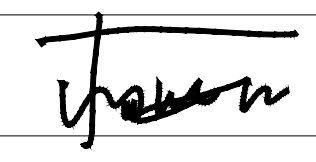
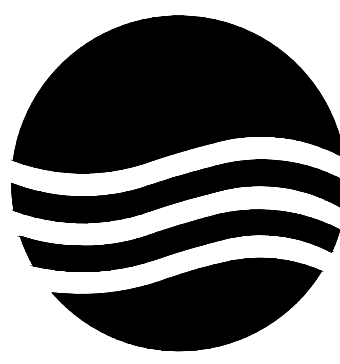
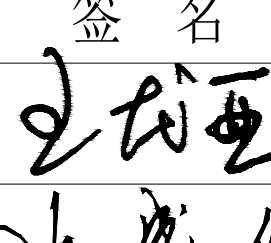
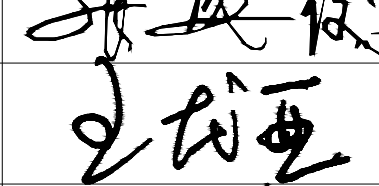
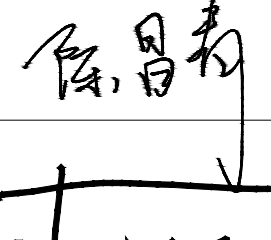
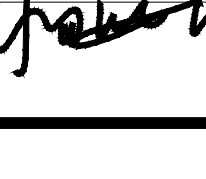
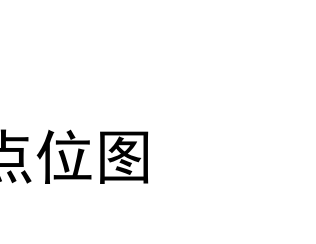



注：1对宿舍楼内网络三家运营商设备设施进行利旧和恢复。





备注：除卫生间外，其他房间里面插座取电接入原有插座点位

1F插座点位图  
SCALE 1:100

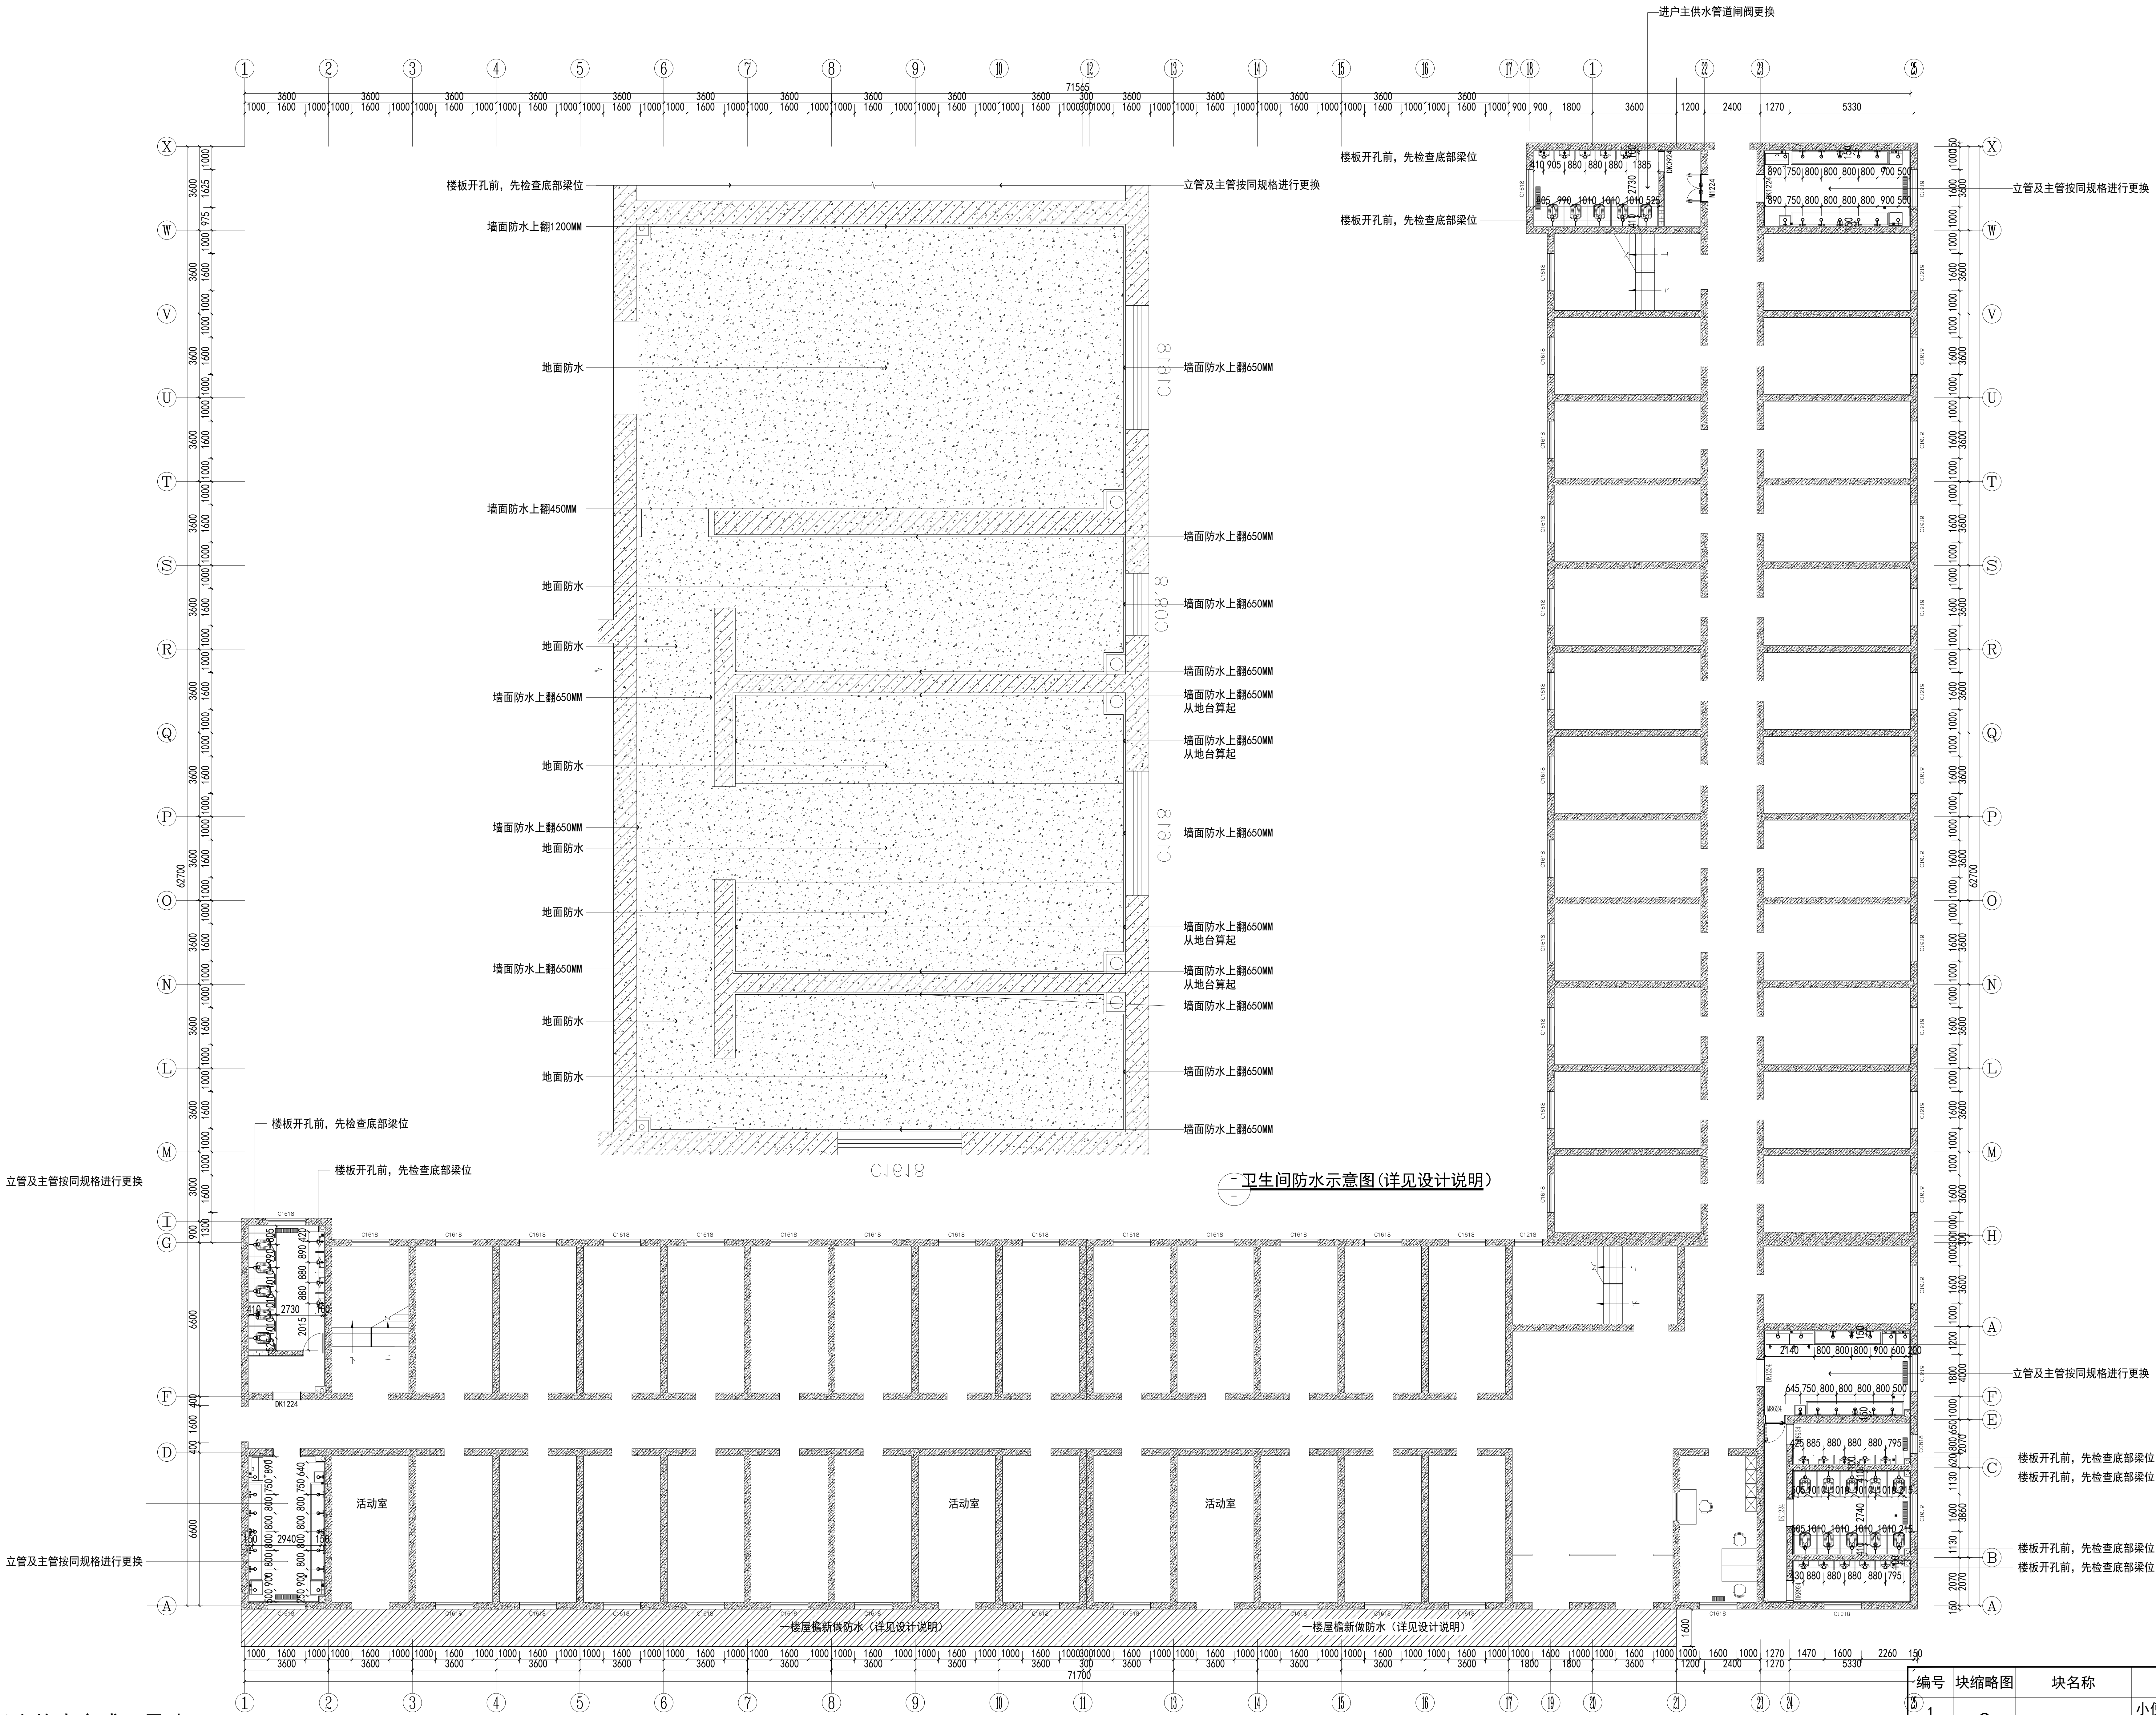
项目二维码		
(无二维码图纸无效)		
项目编号		-
会 签 栏	专 业	签 名
	建 筑	
	结 构	
	给排水	
	电 气	
暖 通		
设计单位		
<div></div> <div>大洲设计咨询集团有限公司</div> <div>证书编号：A232006431</div>		
资 质 业 务 范 围	建筑行业（建筑工程、人防工程） 风景园林工程设计专项 市政行业、水利工程 公路行业（公路） 电力行业（送电工程、变电工程）	
建设单位		
新疆农业大学		
项目名称	新疆农业大学4号学生宿舍楼 整体维修改造项目	
工程名称	4#宿舍楼改造	
	姓 名	签 名
审 核	王龙亚	
项目负责人	张成俊	
专业负责人	王龙亚	
校 对	陈昌青	
设 计	杨海江	
绘 图	杨海江	
图 纸 名 称	1F插座点位图	
专 业	建筑	
图 号	1F-PL-08	
日 期	2026. 01	
执业专用章		
(按规定加盖)		
出图专用章		
本图须加盖出图签章, 否则一律无效		

- 说明：
- 图中点位仍需根据所定成品家俱同甲方协商确定。电源插座数量须根据甲方需求做相应变更
  - 插座高度为装修完成面到插座盒底距离
  - 除卫生间内，其余部分线材明装

编号	块缩略图	块名称
1		五孔插座
2		防水五孔插座开关




注：1. 卫生间、盥洗室内水龙头、小便斗、蹲便器为冲水阀门控制。



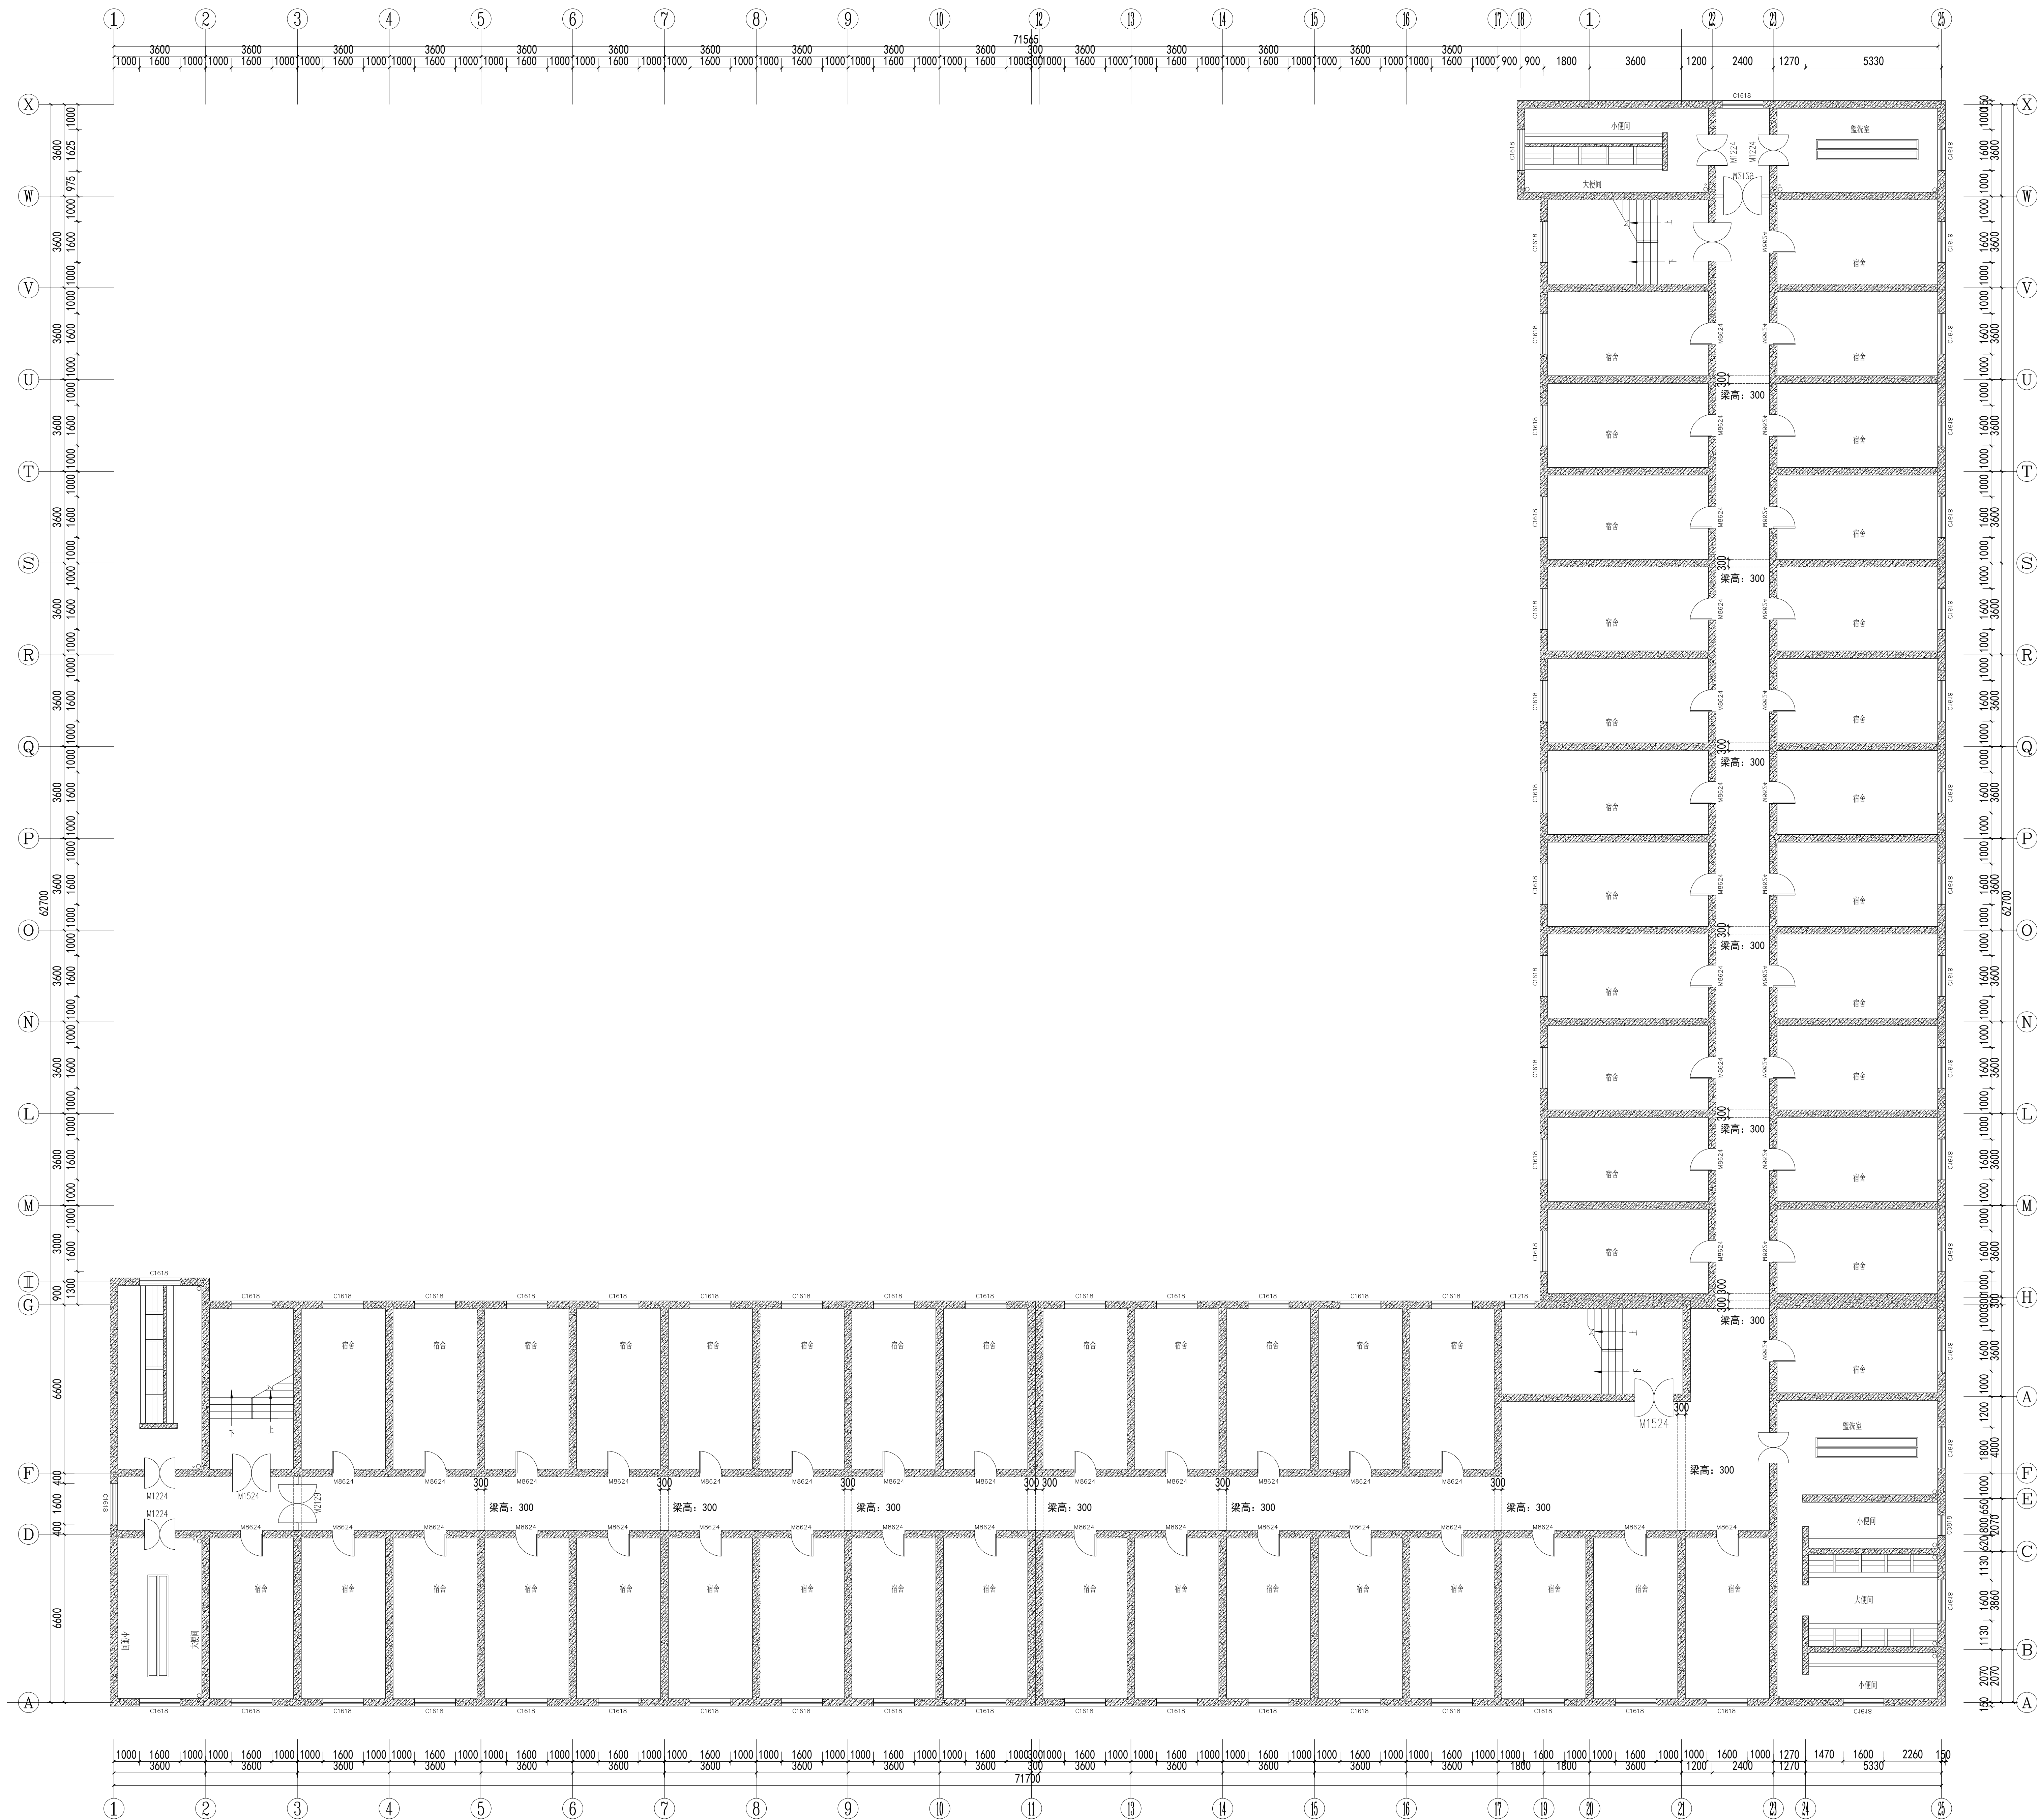
注：1. 以上均为完成面尺寸。  
2. 如实尺寸与现场不符，请联系设计方

1F给排水点位图  
SCALE 1:100

项目二维码			
(无二维码图纸无效)			
项目编号		-	
会 签 栏	专 业	签 名	
	建 筑		
	结 构	Jian	
	给排水		
	电 气		
设计单位	 大洲设计咨询集团有限公司 证书编号: A232006431		
	资 质 业 务 范 围	建筑行业（建筑工程、人防工程） 风景园林工程设计专项 市政行业、水利工程 公路行业（公路） 电力行业（送电工程、变电工程）	
建设单位		新疆农业大学	
项目名称	新疆农业大学4号学生宿舍楼 整体维修改造项目		
工程名称	4#宿舍楼改造		
审 核 项目负责 专业负责 校 对 设 计 绘 图	姓 名	王龙亚	签 名
	张成俊		
	王龙亚		
	陈昌青		
	杨海江		
	杨海江		
图 纸 名 称	1F给排水点位图		
专 业	建筑		
图 号	1F-PL-9		
日 期	2026. 01		
执业专用章		(按规定加盖)	
出图专用章		(按规定加盖)	

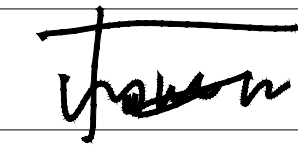
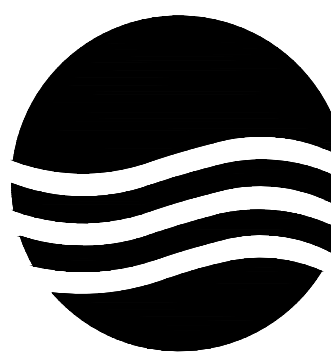
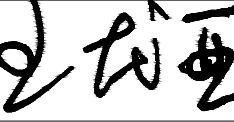



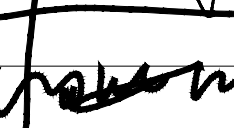
本图须加盖出图签章, 否则一律无效



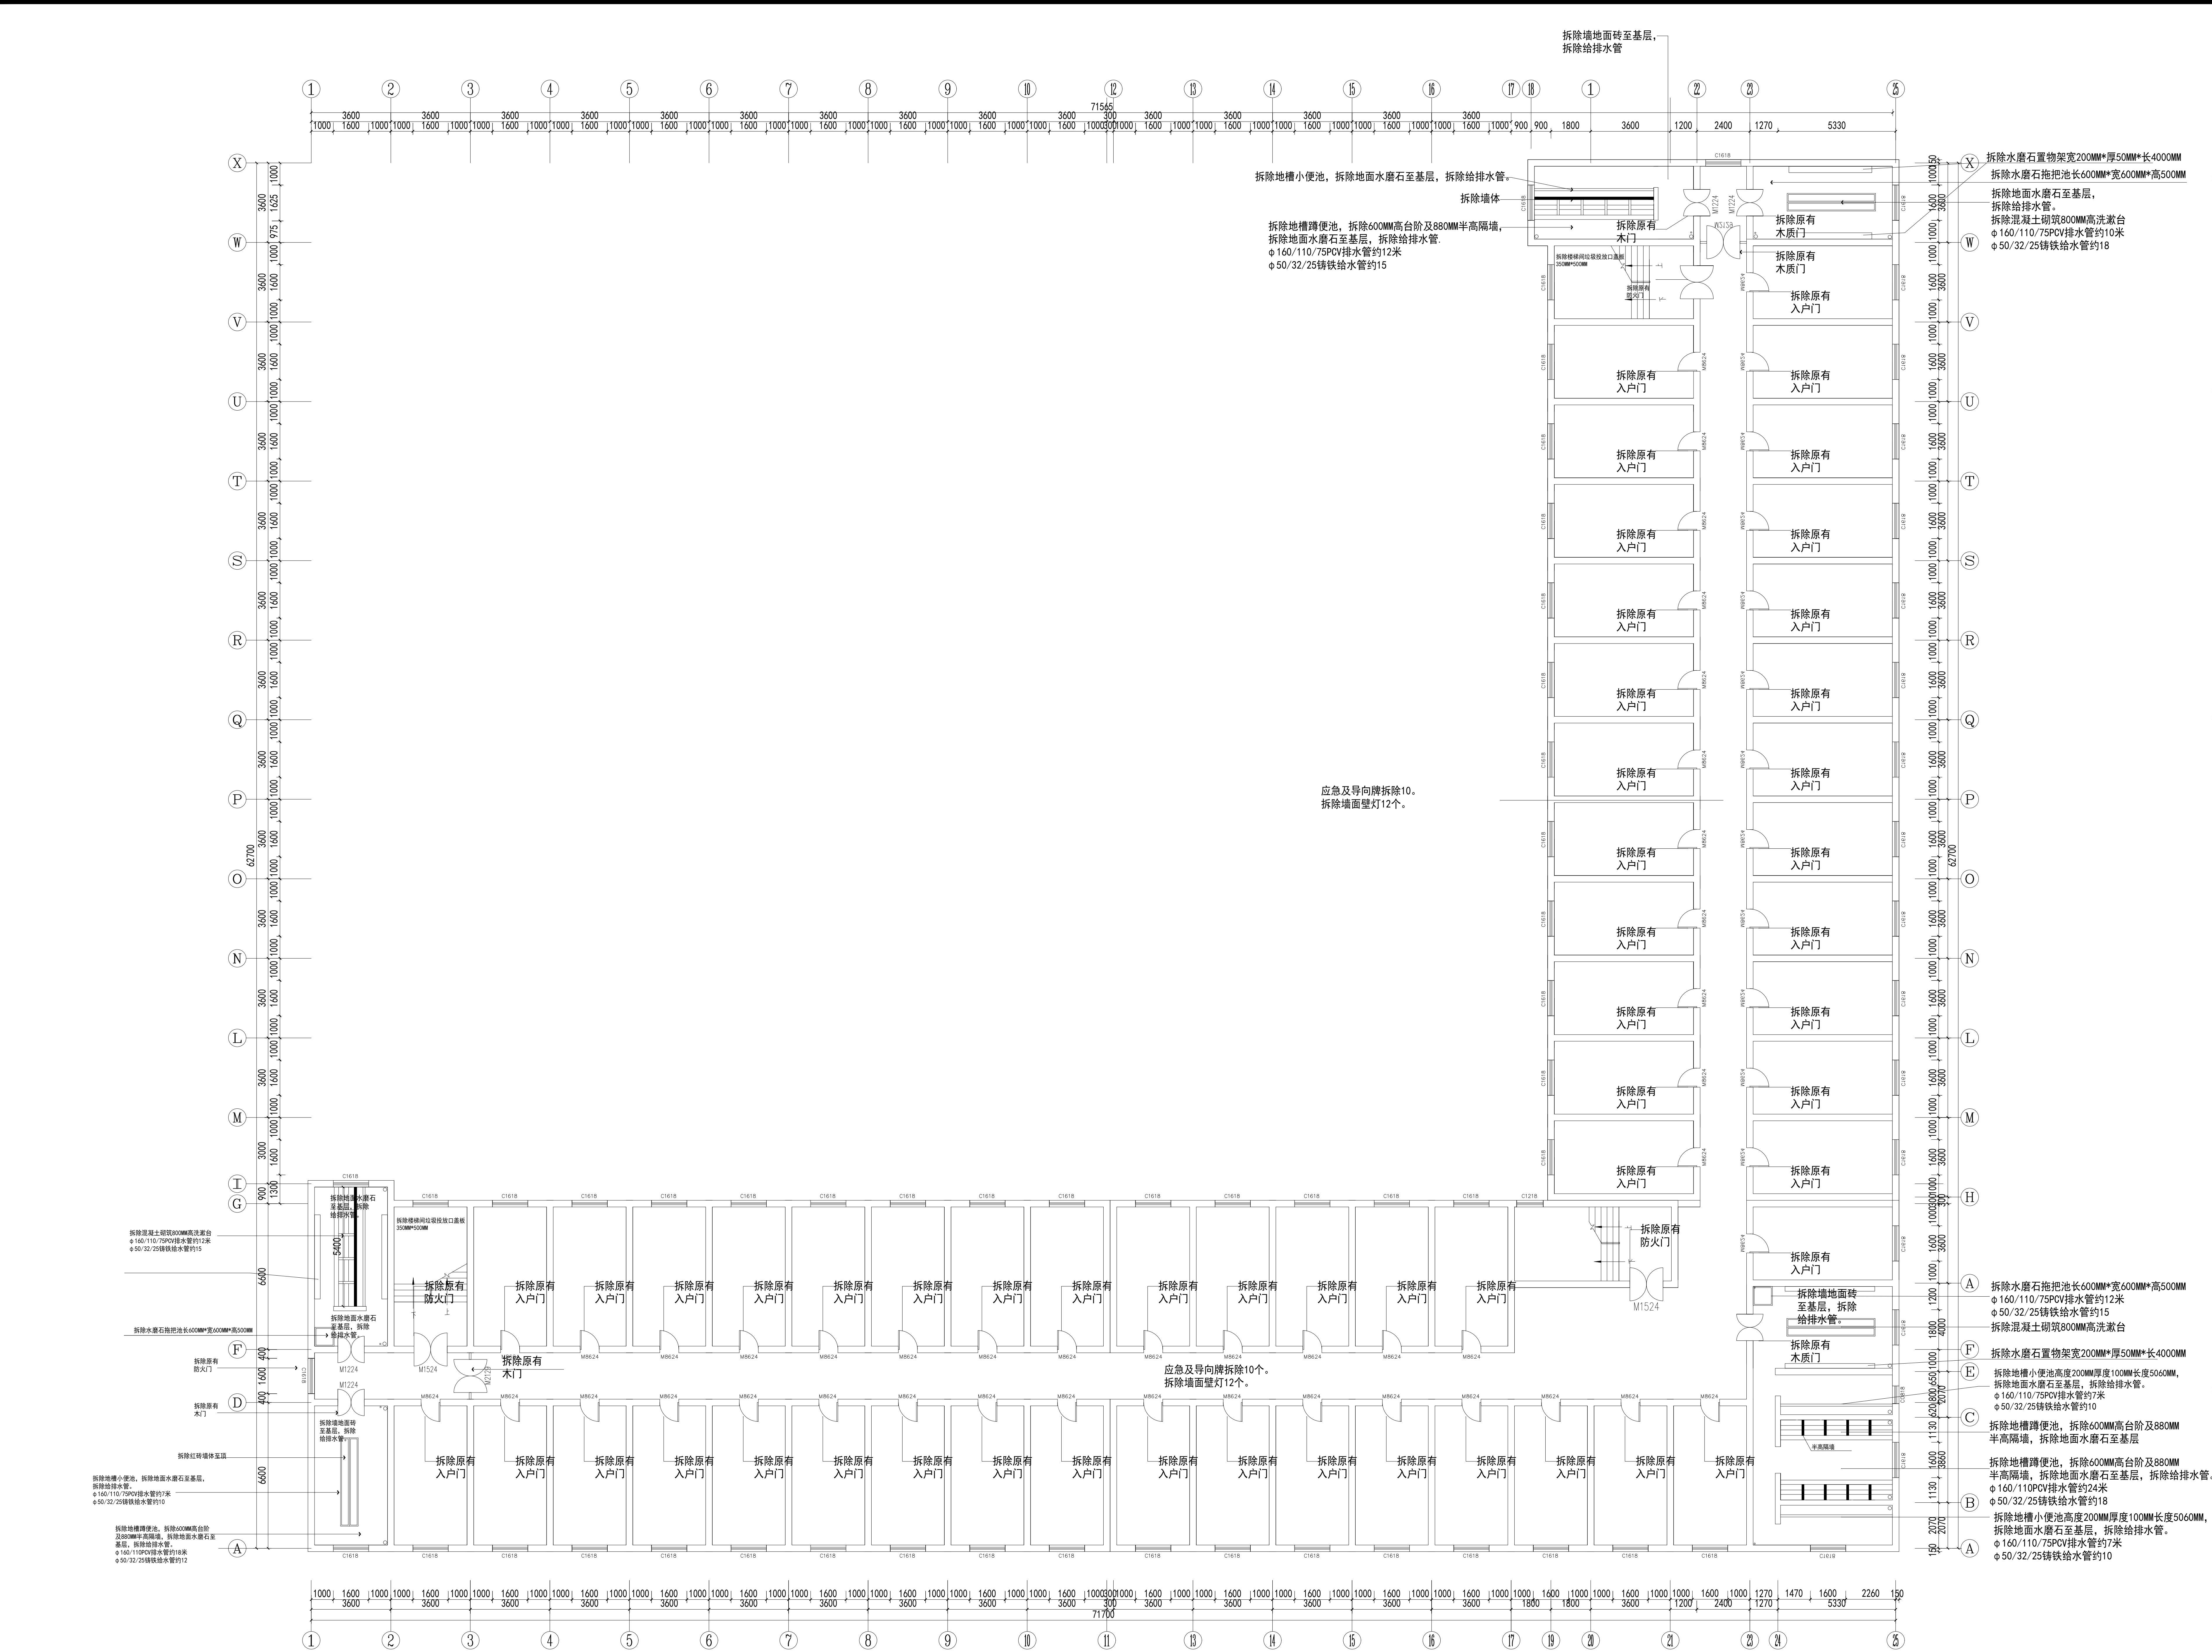


层高：2900MM

2F-6F原始结构图  
平面图  
SCALE 1:100

项目二维码		
(无二维码图纸无效)		
项目编号		-
会 签 栏	专 业	签 名
	建 筑	
	结 构	
	给排水	
	电 气	
暖 通		
设计单位		
		
大洲设计咨询集团有限公司		
证书编号：A232006431		
资 质 业 务 范 围	建筑行业（建筑工程、人防工程）	
	风景园林工程设计专项	
	市政行业、水利工程	
	公路行业（公路）	
	电力行业（送电工程、变电工程）	
建设单位		
新疆农业大学		
项目名称	新疆农业大学4号学生宿舍楼 整体维修改造项目	
工程名称	4#宿舍楼改造	
审 核	姓 名	签 名
	王龙亚	
项目负责人	张成俊	
专业负责人	王龙亚	
校 对	陈昌青	
设 计	杨海江	
绘 图	杨海江	
图 纸 名 称	2F原始结构图	
专 业	建筑	
图 号	2F-PL-01	
日 期	2026. 01	
执业专用章		
(按规定加盖)		
出图专用章		
本图须加盖出图签章, 否则一律无效		

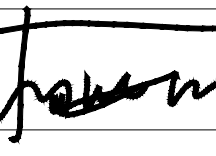
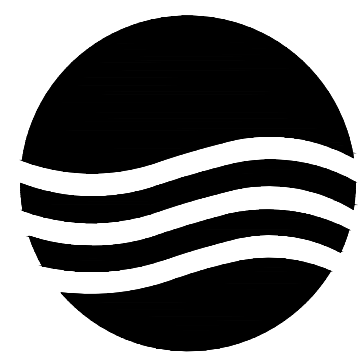
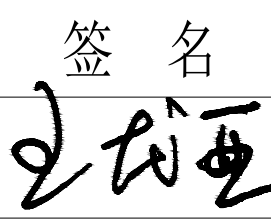

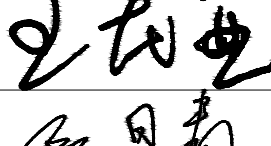
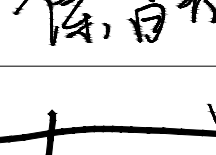





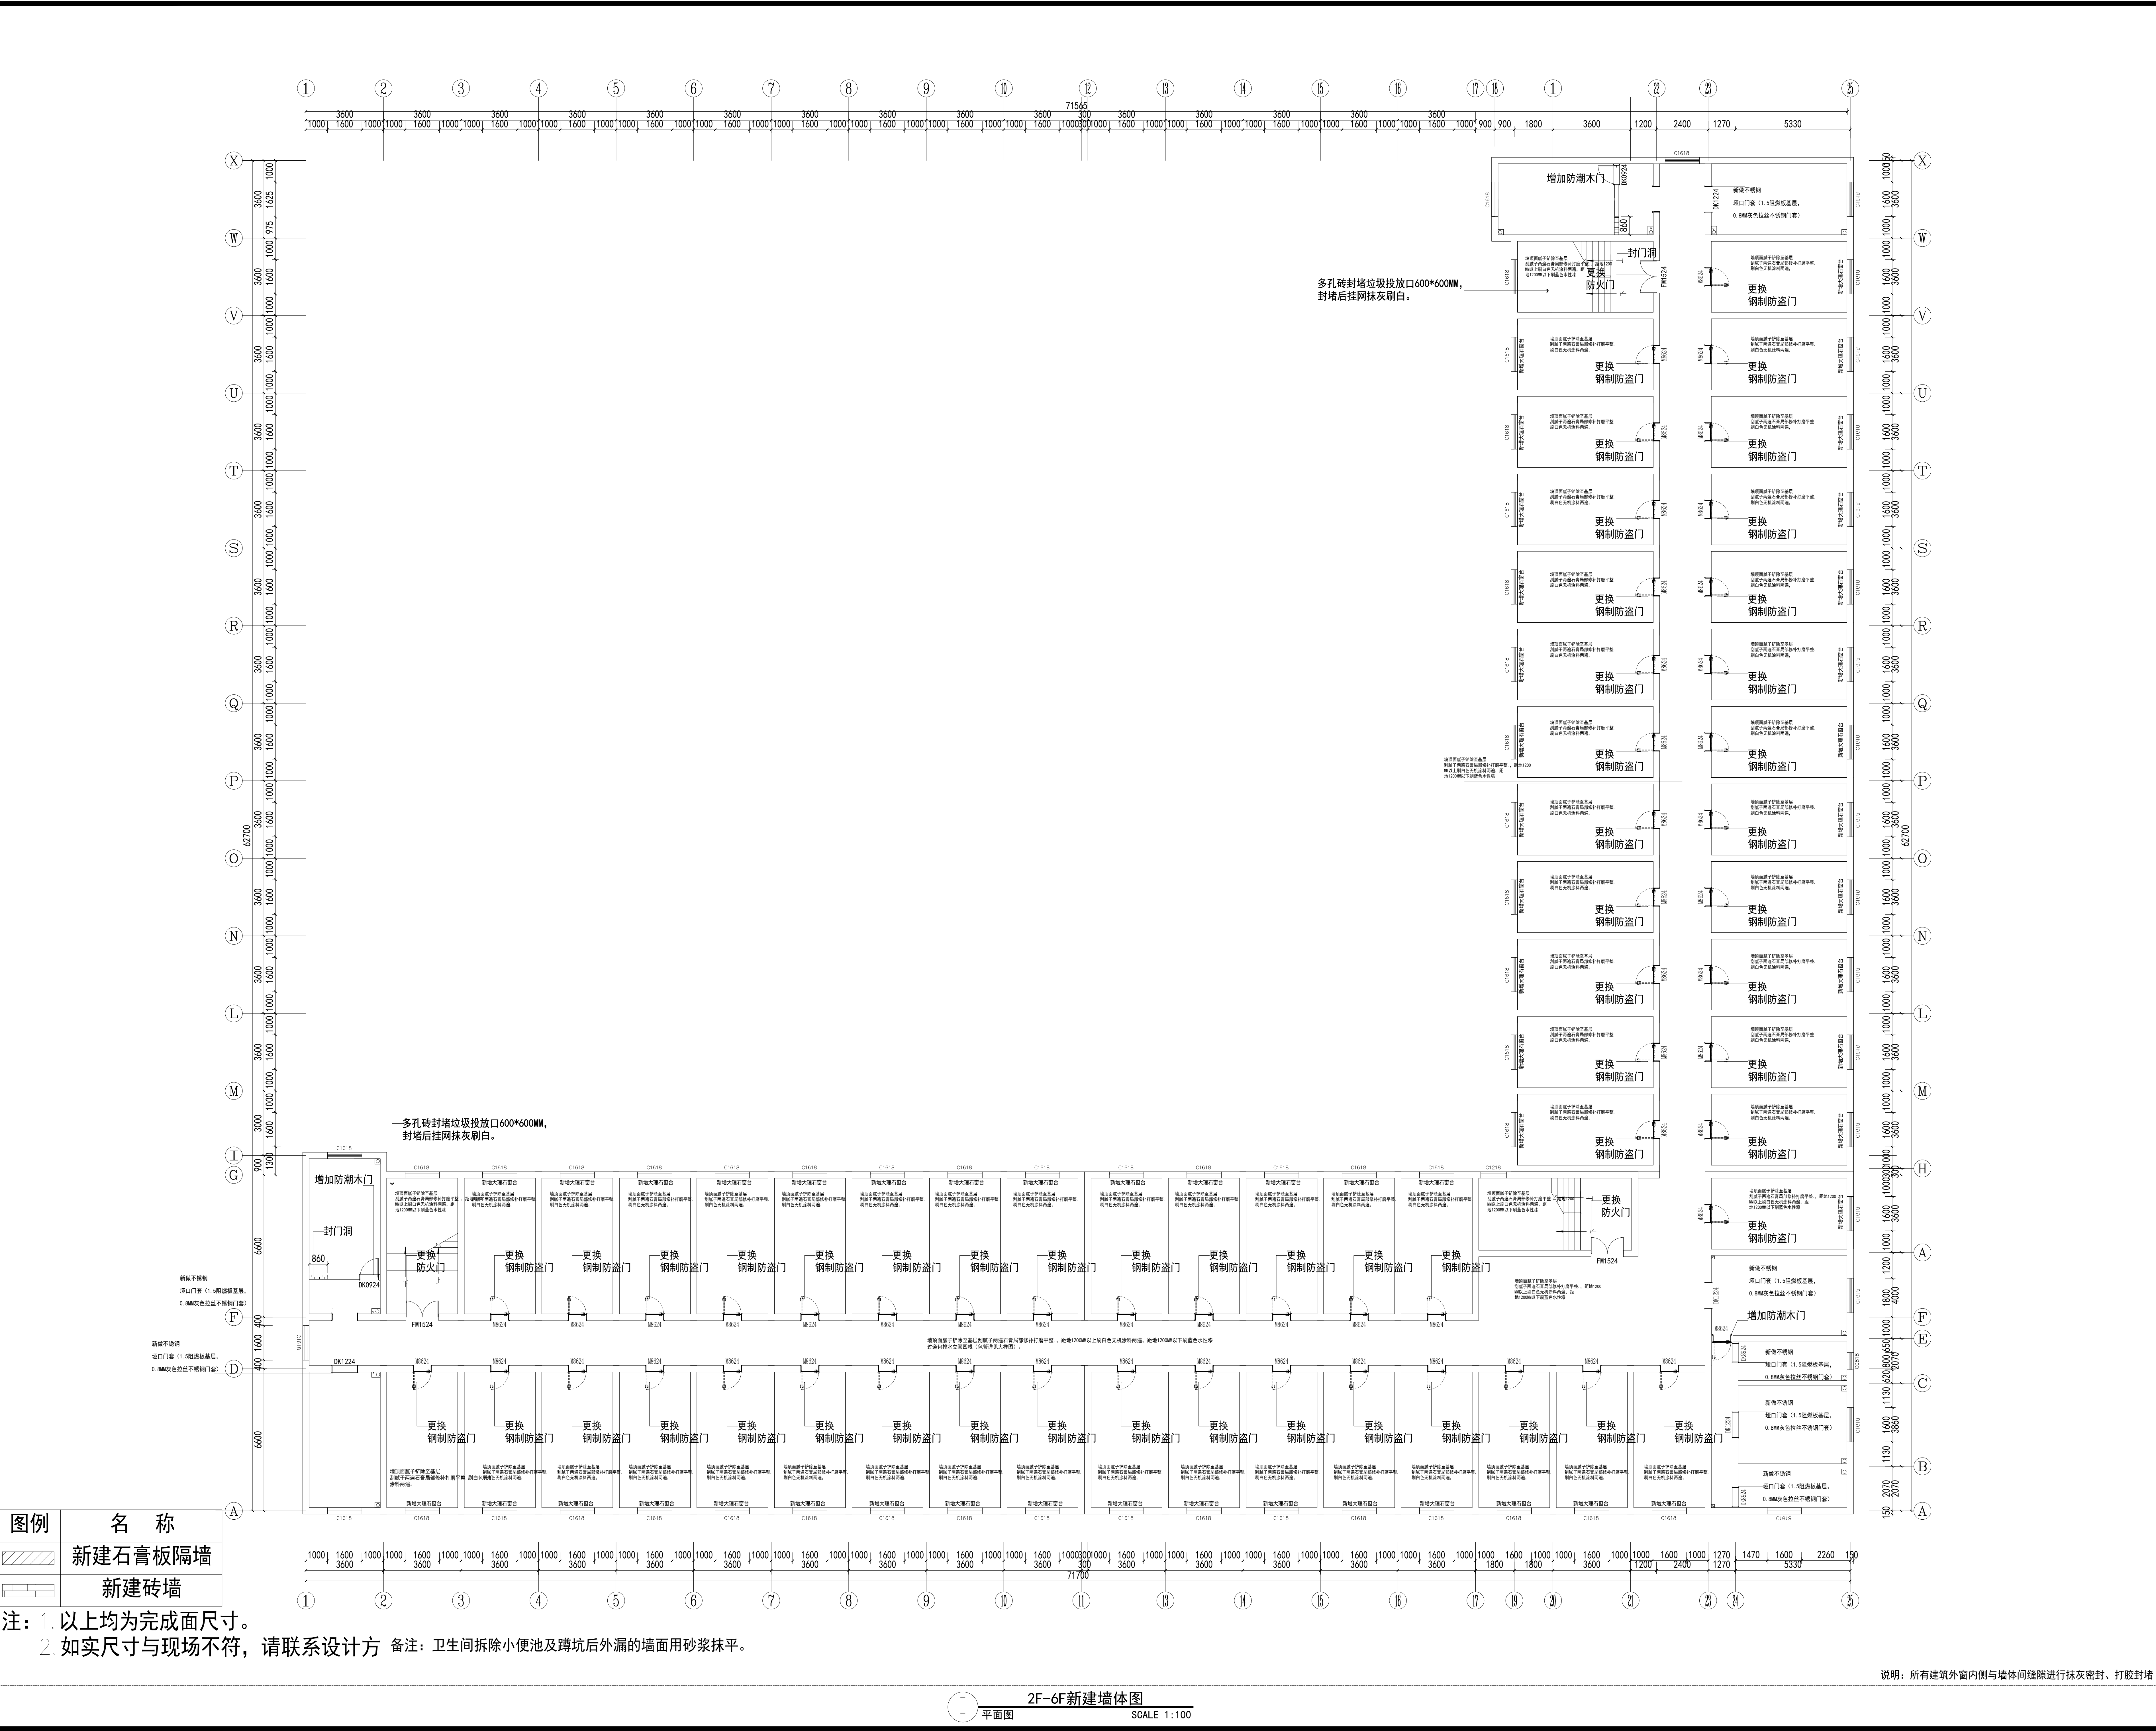
图例 名称

 
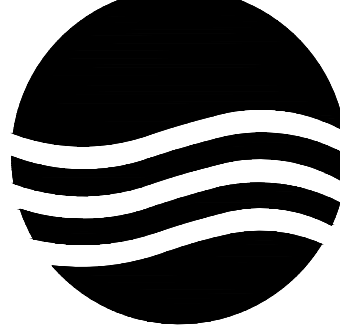
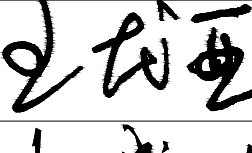

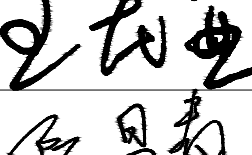
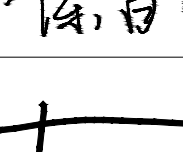
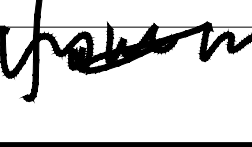
原建筑墙体拆除 备注：卫生间只拆除地面水磨石，墙面砖拆除高度距地面650MM（防水上翻高度）防水施工完后用砂浆水泥抹平原瓷砖墙面，拆除卫生间，小便池，蹲坑，蹲坑隔断，洗漱池，给排水管。拆除所有房间灯具，开关插座，木门。

2F-6F拆除墙体图  
平面图 SCALE 1:100

项目二维码		
(无二维码图纸无效)		
项目编号		-
会签栏	专 业	签 名
	建 筑	
	结 构	
	给排水	
	电 气	
	暖 通	
设计单位		
		
大洲设计咨询集团有限公司		
证书编号：A232006431		
资质业务范围	建筑行业（建筑工程、人防工程） 风景园林工程设计专项 市政行业、水利工程 公路行业（公路） 电力行业（送电工程、变电工程）	
建设单位		
新疆农业大学		
项目名称	新疆农业大学4号学生宿舍楼 整体维修改造项目	
工程名称	4#宿舍楼改造	
	姓 名	签 名
审 核	王龙亚	
项目负责人	张成俊	
专业负责人	王龙亚	
校 对	陈昌青	
设 计	杨海江	
绘 图	杨海江	
图 纸 名 称	2F拆除墙体图	
专 业	建筑	
图 号	2F-PL-02	
日 期	2026. 01	
执业专用章		
(按规定加盖)		
出图专用章		
本图须加盖出图印章, 否则一律无效		

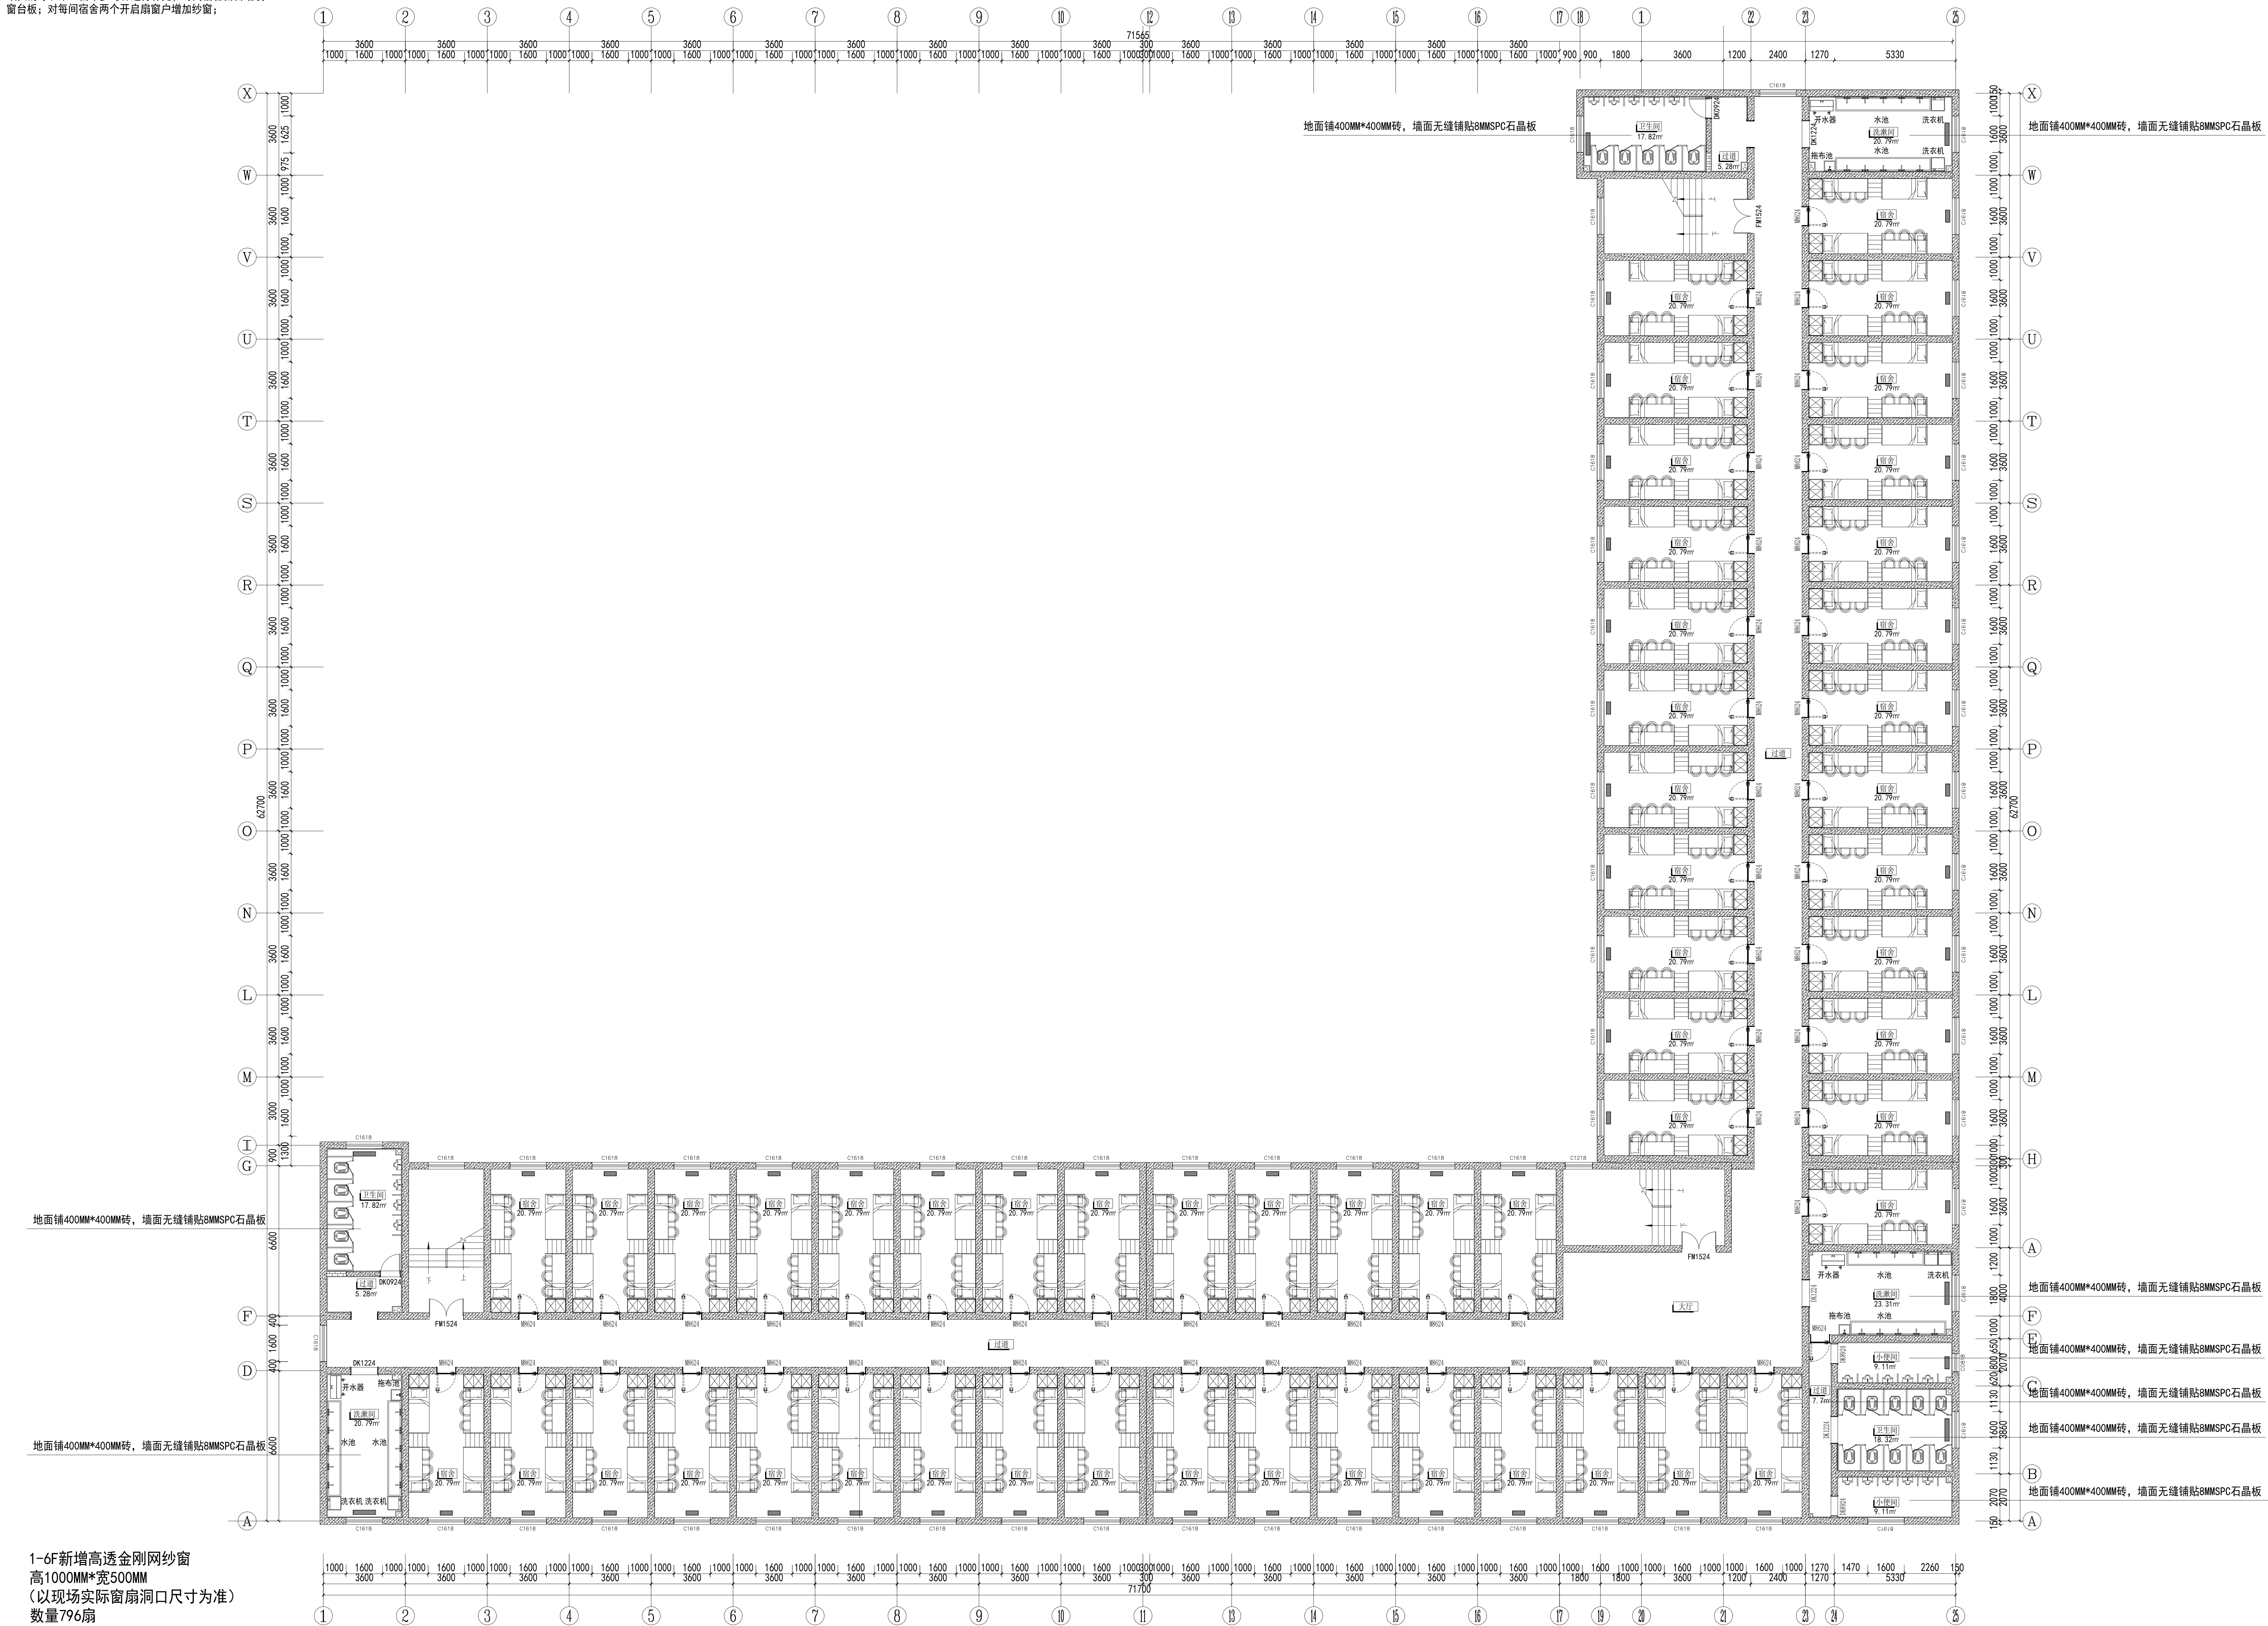




项目二维码			
(无二维码图纸无效)			
项目编号		-	
会签栏	专 业	签 名	
	建 筑		
	结 构		
	给排水		
	电 气		
	暖 通		
设计单位			
			
大洲设计咨询集团有限公司			
证书编号：A232006431			
资质业务范围	建筑行业（建筑工程、人防工程） 风景园林工程设计专项 市政行业、水利工程 公路行业（公路） 电力行业（送电工程、变电工程）		
建设单位			
新疆农业大学			
项目名称		新疆农业大学4号学生宿舍楼整体维修改造项目	
工程名称		4#宿舍楼改造	
	姓 名	签 名	
审 核	王龙亚		
项目负责人	张成俊		
专业负责人	王龙亚		
校 对	陈昌青		
设 计	杨海江		
绘 图	杨海江		
图 纸 名 称	2F新建墙体图		
专 业	建筑		
图 号	2F-PL-03		
日 期	2026. 01		
执业专用章			
(按规定加盖)			
出图专用章			
本图须加盖出图签章, 否则一律无效			

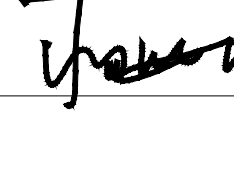
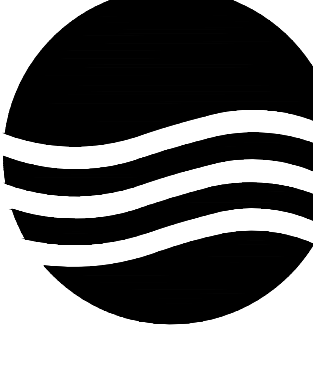
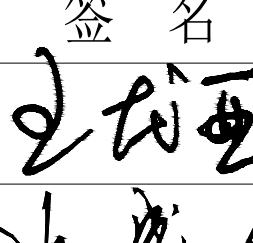
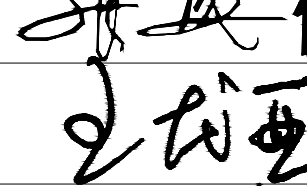
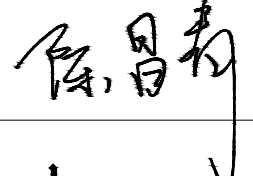
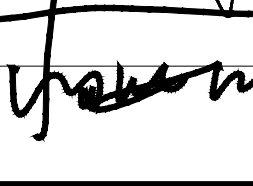


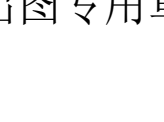


注：1. 楼梯间扶手及立柱打磨光滑，刷白色油漆。  
2. 宿舍暖气包旧日。  
3. 过道及宿舍踢脚线局部修补。  
4. 宿舍内保留原有的晾衣架、窗帘罗马杆，对宿舍内缺失的晾衣架、窗帘罗马杆进行补充；每间宿舍窗台增设窗台板；对每间宿舍两个开启扇窗户增加纱窗；



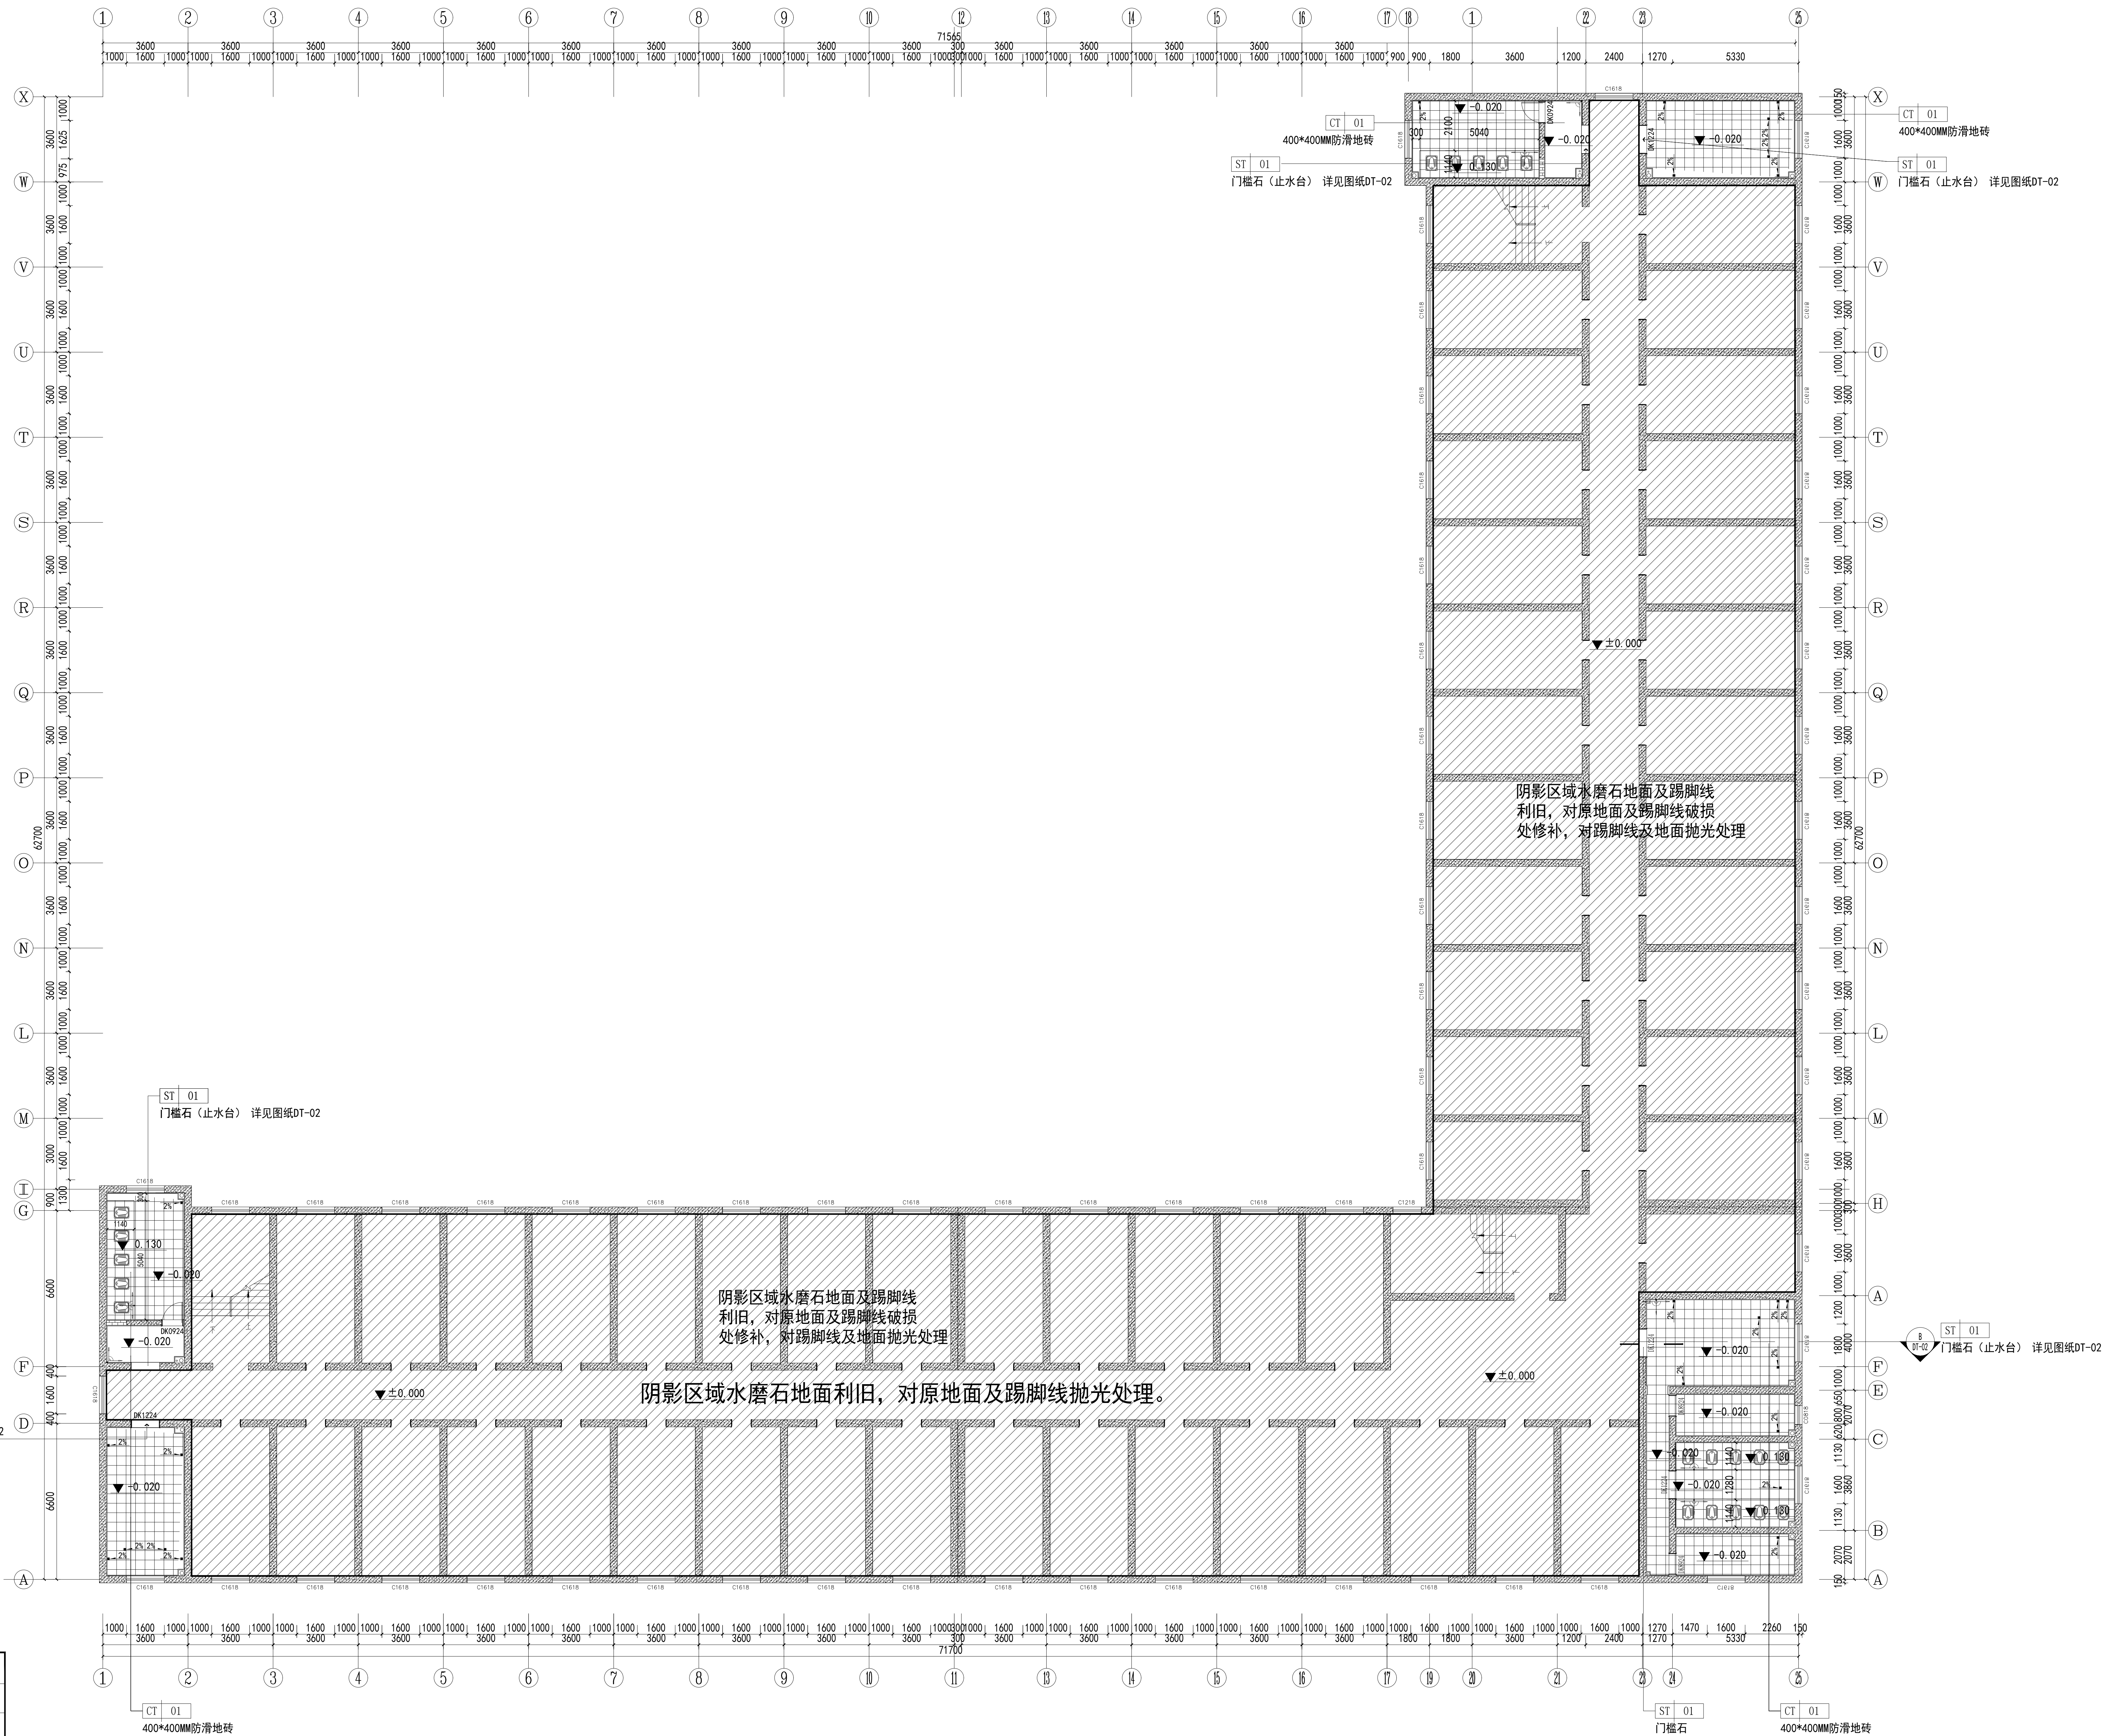
备注: 1-6层 对现有塑钢窗窗扇密封条, 合页, 风撑, 把手进行维修更换 (窗扇数量796扇)  
新增罗马杆3500MM长预估350M, 新增不锈钢晾衣杆3000MM长 预估300M

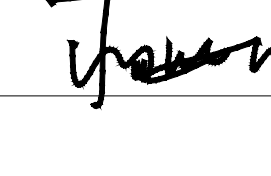
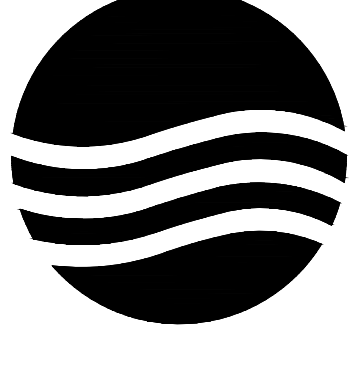
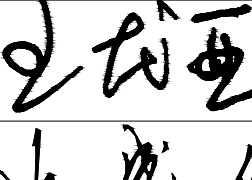
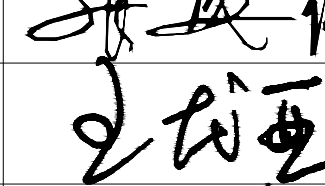
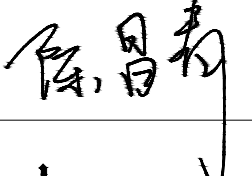
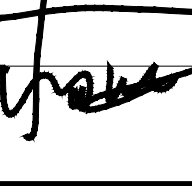

2F-6F平面布置图

项目二维码			
(无二维码图纸无效)			
项目编号		-	
会 签 栏	专 业	签 名	
	建 筑		
	结 构		
	给排水		
	电 气		
	暖 通		
设计单位			
			
大洲设计咨询集团有限公司			
证书编号: A232006431			
资 质 业 务 范 围	建筑行业（建筑工程、人防工程） 风景园林工程设计专项 市政行业、水利工程 公路行业（公路） 电力行业（送电工程、变电工程）		
建设单位			
新疆农业大学			
项目名称	新疆农业大学4号学生宿舍楼 整体维修改造项目		
工程名称	4#宿舍楼改造		
审 核	姓 名	签 名	
	王龙亚		
项目负责人	张成俊		
专业负责人	王龙亚		
校 对	陈昌青		
设 计	杨海江		
绘 图	杨海江		
图 纸 名 称	2F平面布置图		
专 业	建筑		
图 号	2F-PL-04		
日 期	2026. 01		
执业专用章			
			
(按规定加盖)			
出图专用章			
			
本图须加盖出图签章, 否则一律无效			

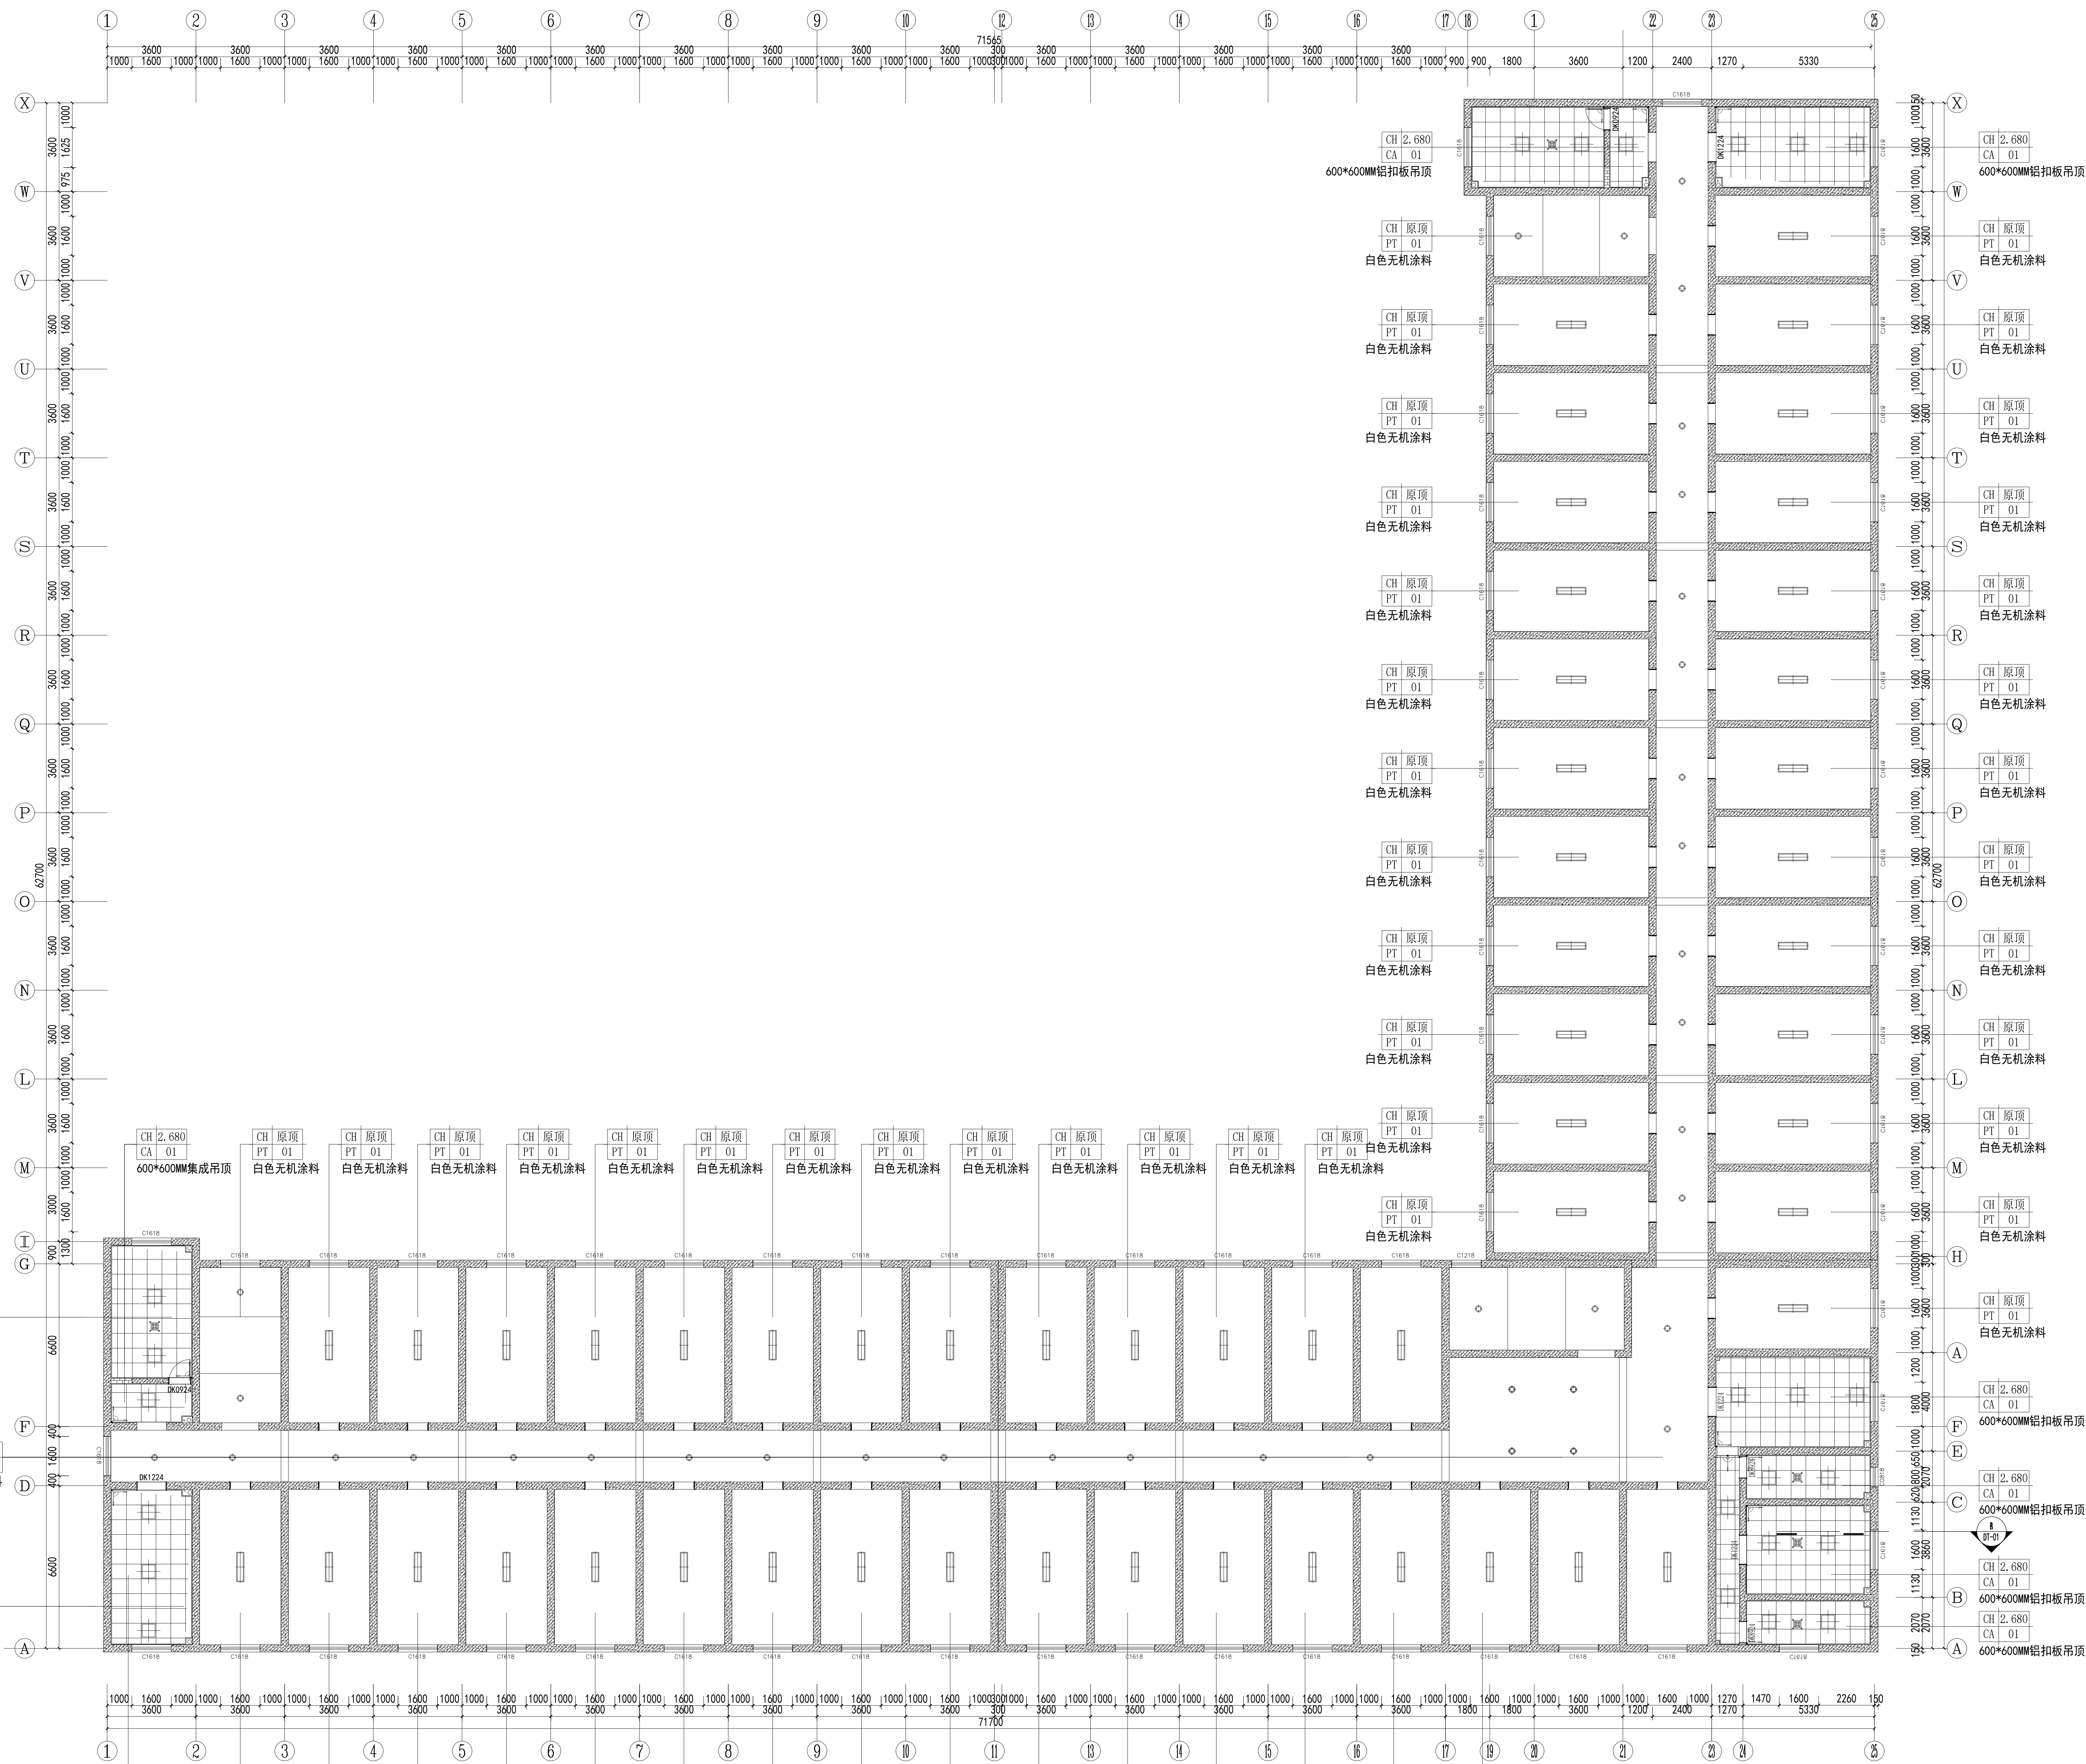


注：1. 整栋楼地面水磨石进行抛光打蜡。



项目二维码		
(无二维码图纸无效)		
项目编号		-
会 签 栏	专 业	签 名
	建 筑	
	结 构	
	给排水	
	电 气	
	暖 通	
设计单位		
		
大洲设计咨询集团有限公司		
证书编号：A232006431		
资 质	建筑行业（建筑工程、人防工程）	
业 务	风景园林工程设计专项	
范 围	市政行业、水利工程	
	公路行业（公路）	
	电力行业（送电工程、变电工程）	
建设单位		
新疆农业大学		
项目名称	新疆农业大学4号学生宿舍楼 整体维修改造项目	
工程名称	4#宿舍楼改造	
	姓 名	签 名
审 核	王龙亚	
项目负责人	张成俊	
专业负责人	王龙亚	
校 对	陈昌青	
设 计	杨海江	
绘 图	杨海江	
图 纸 名 称	2F地面铺装图	
专 业	建筑	
图 号	2F-PL-05	
日 期	2026. 01	
执业专用章		
(按规定加盖)		
出图专用章		
本图须加盖出图签章, 否则一律无效		





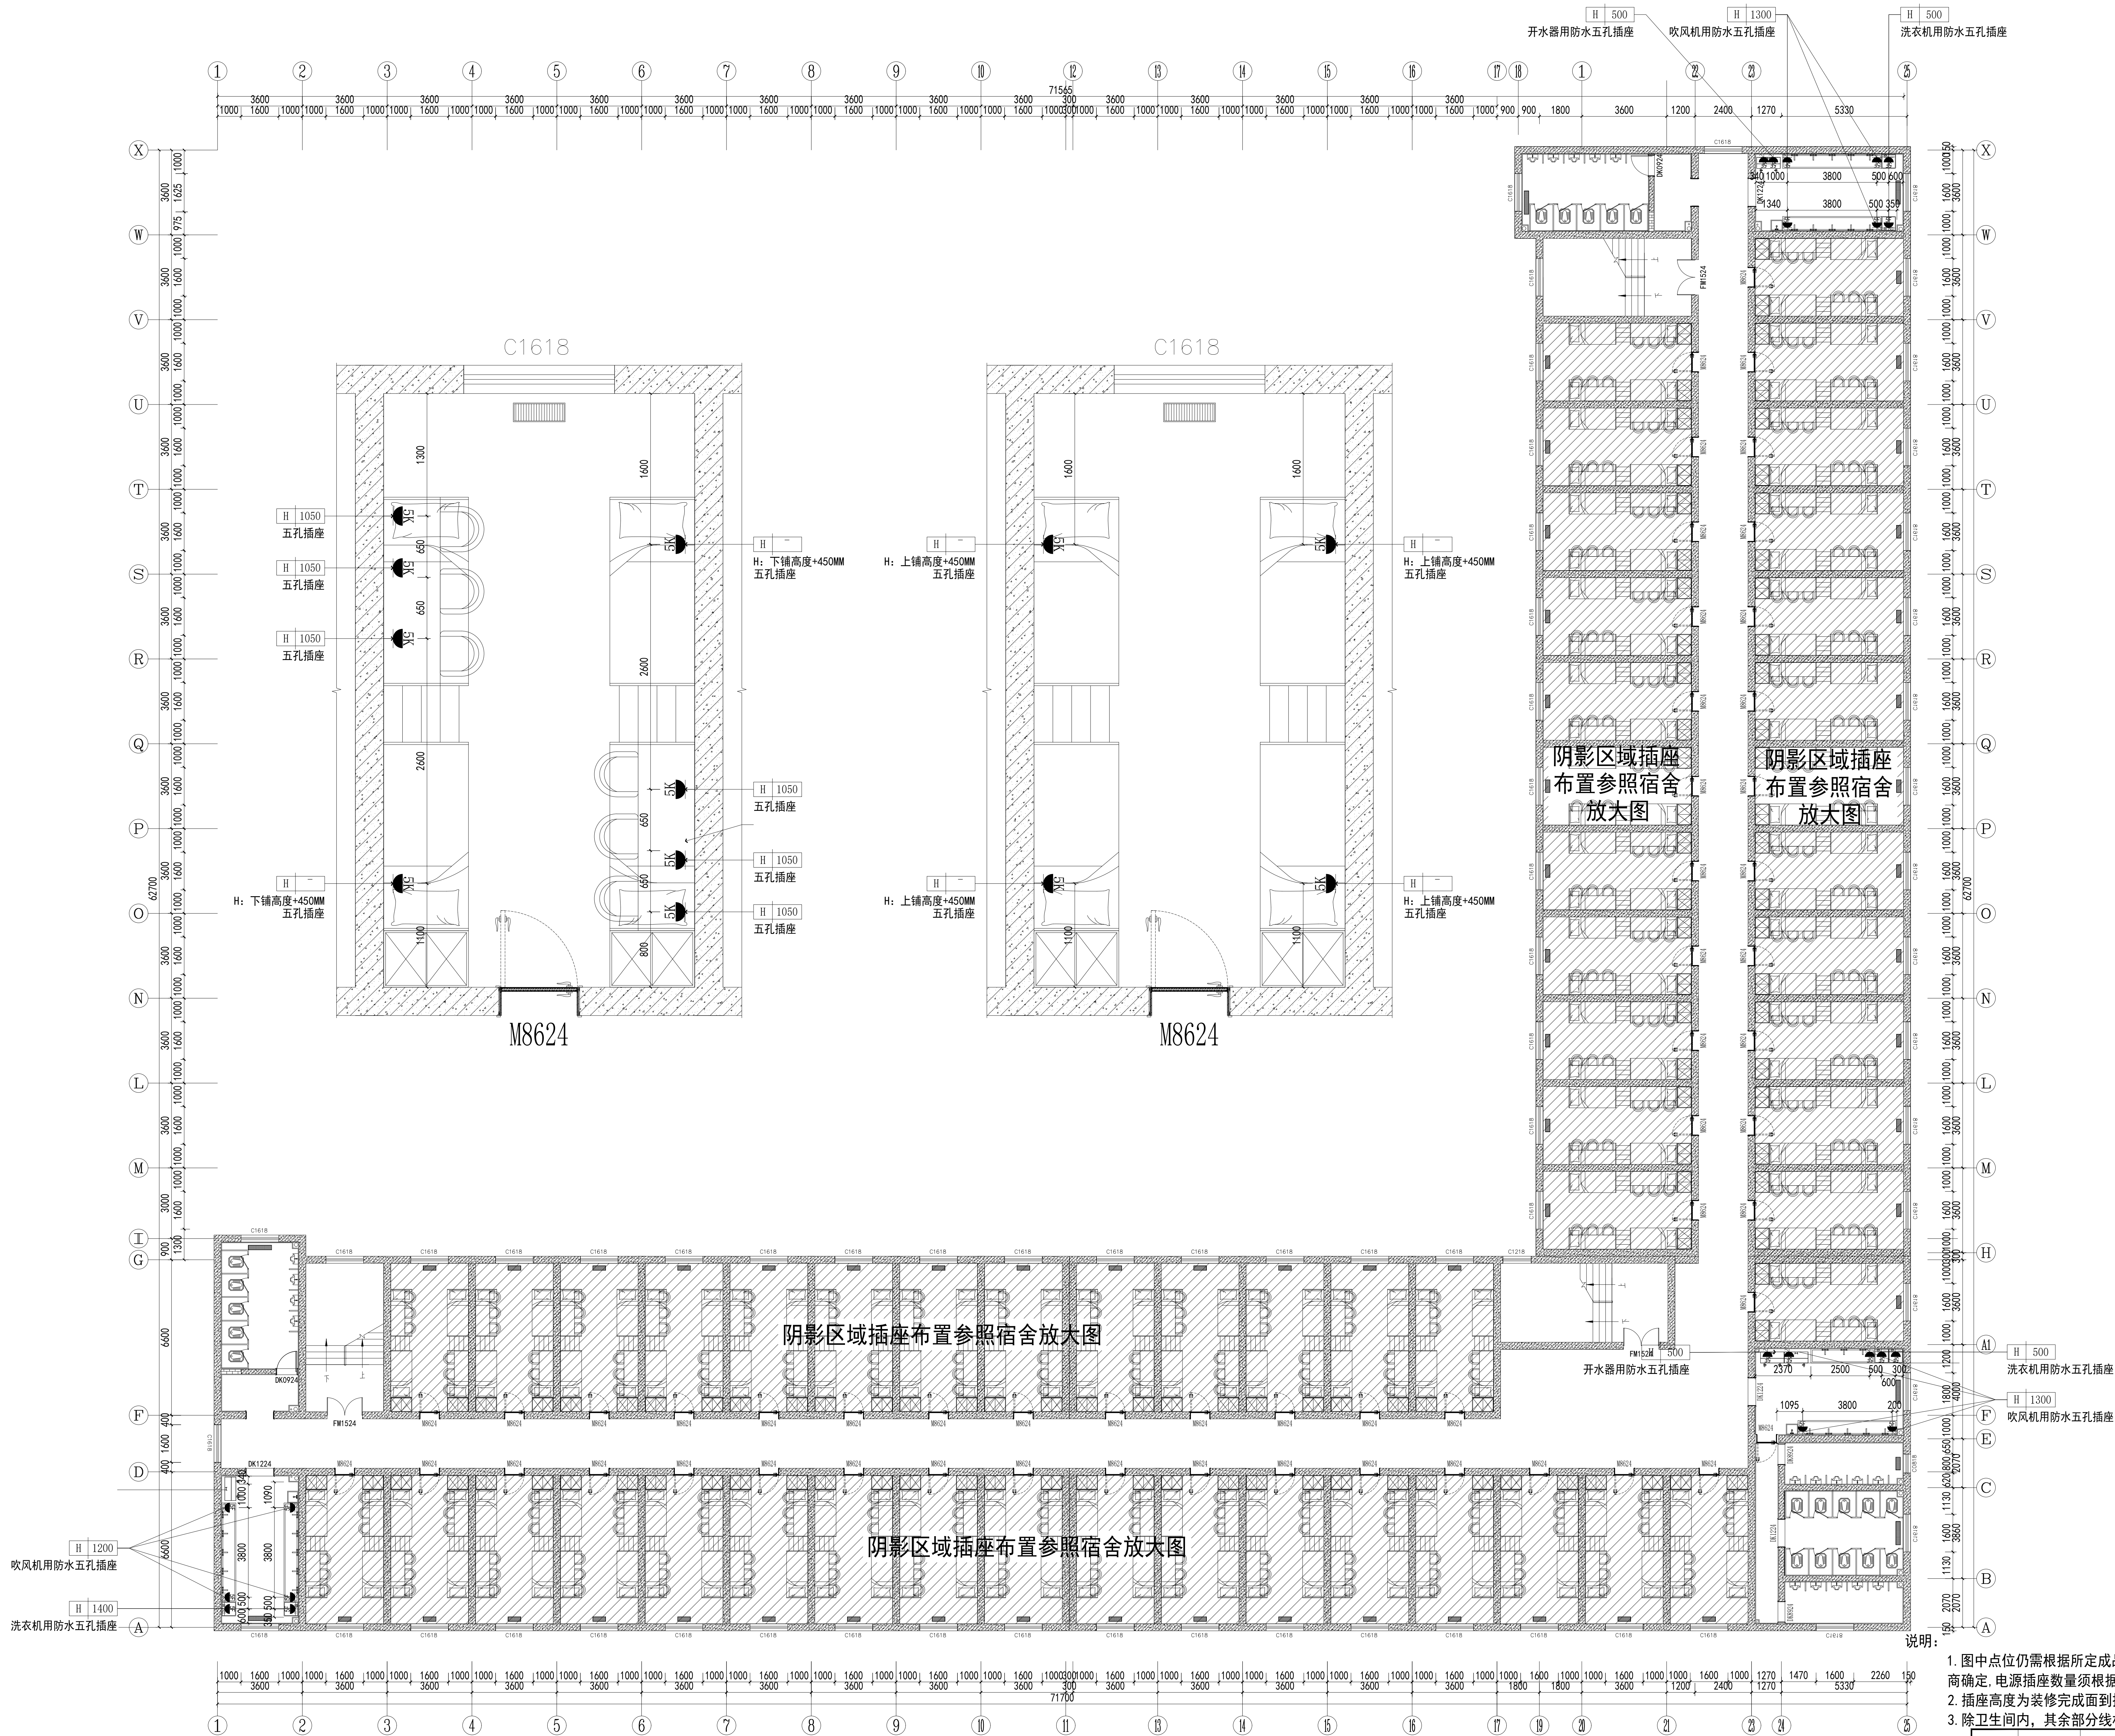
2F-6F天花布置图  
平面图 SCALE 1:100

编号	块缩略图	块名称	使用位置	备注
1		条形灯 (1200×300)	宿舍	参考值: 120*30cm, 70W, 6000K, 防眩罩面罩
2		方形吸顶灯 (600×600)	卫生间	参考值: 60*60cm, 36W, 6000K, 防眩罩面罩
3		圆形吸顶灯 ( 350)	过道	参考值: 35cm, 18W, 6000K, 防眩罩面罩
4		排气扇	卫生间	参考值: 60*60cm, 200W, 铝扣板吊顶专用
5		集成吊顶		
6		硅酸钙板、集成吊顶起铺点		

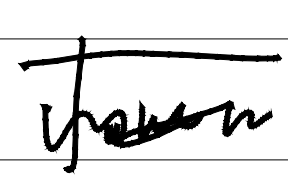
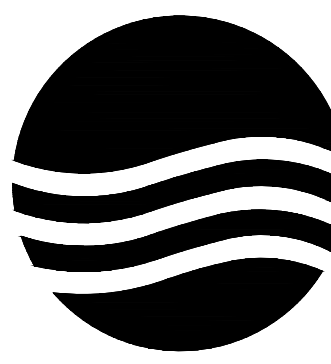
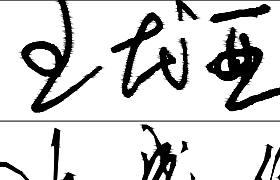
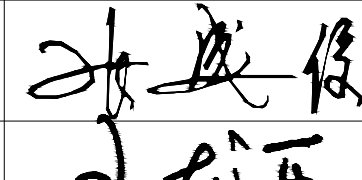
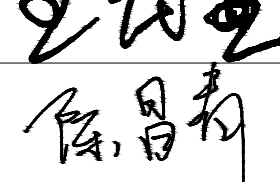
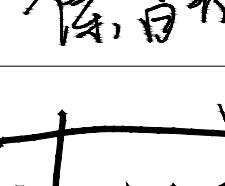
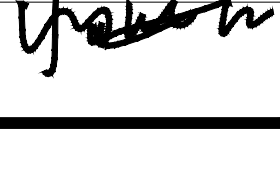
项目二维码			
(无二维码图纸无效)			
项目编号		-	
会 签 栏	专 业	签 名	
	建 筑		
	结 构		
	给排水		
	电 气		
设计单位			
	大洲设计咨询集团有限公司 证书编号: A232006431		
资 质 业 务 范 围	建筑行业 (建筑工程、人防工程) 风景园林工程设计专项 市政行业、水利工程 公路行业 (公路) 电力行业 (送电工程、变电工程)		
	建设单位 新疆农业大学		
项目名称		新疆农业大学4号学生宿舍楼 整体维修改造项目	
工程名称		4#宿舍楼改造	
审 核	姓 名	签 名	
	王龙亚		
	项目负责	张成俊	
	专业负责	王龙亚	
	校 对	陈昌青	
设 计	杨海江		
	绘 图	杨海江	
图 纸 名 称	2F天花布置图		
专 业	建筑		
图 号	2F-PL-06		
日 期	2026. 01		
执业专用章			
(按规定加盖)			
出图专用章			
本图须加盖出图签章, 否则一律无效			



注：1对宿舍楼内网络三家运营商设备设施进行利旧和恢复。



2F-6F插座点位图  
SCALE 1:100

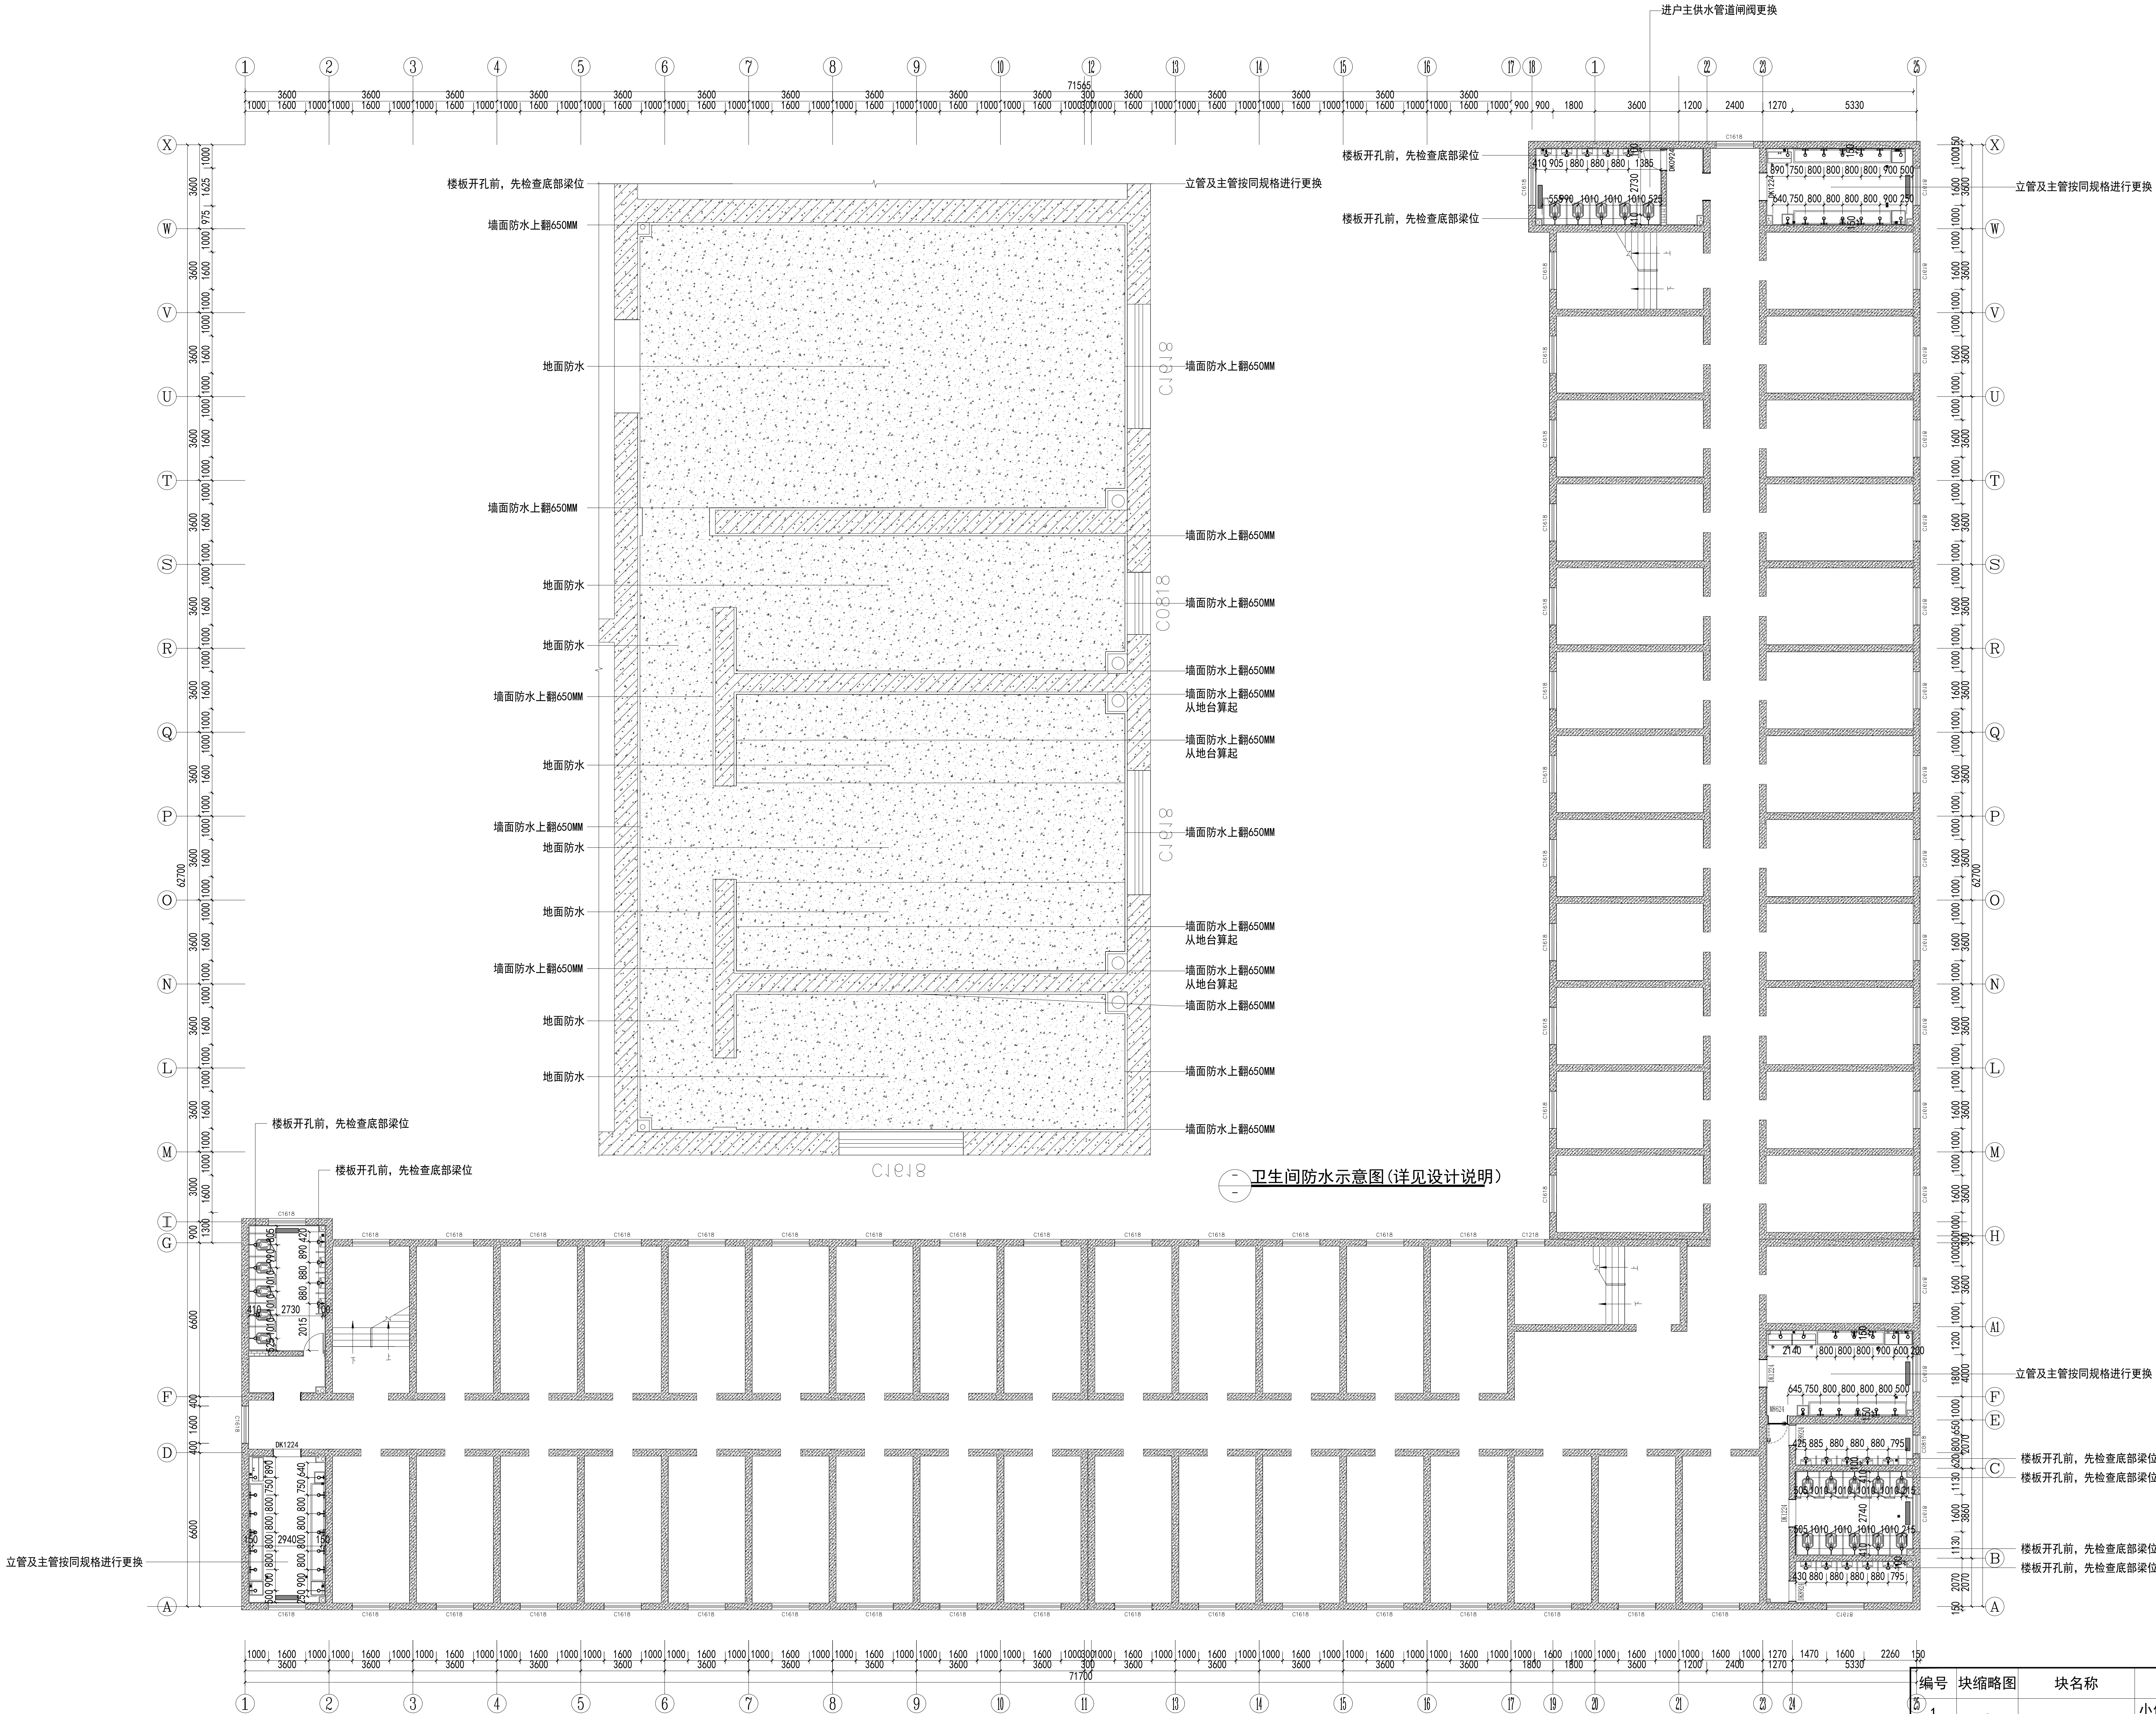
项目二维码		
(无二维码图纸无效)		
项目编号		-
会 签 栏	专 业	签 名
	建 筑	
	结 构	
	给排水	
	电 气	
暖 通		
设计单位		
		
大洲设计咨询集团有限公司		
证书编号: A232006431		
资 质 业 务 范 围	建筑行业（建筑工程、人防工程）	
	风景园林工程设计专项	
	市政行业、水利工程	
	公路行业（公路）	
	电力行业（送电工程、变电工程）	
建设单位		
新疆农业大学		
项目名称	新疆农业大学4号学生宿舍楼 整体维修改造项目	
工程名称	4#宿舍楼改造	
审 核	姓 名	签 名
	王龙亚	
项目负责人	张成俊	
专业负责人	王龙亚	
校 对	陈昌青	
设 计	杨海江	
绘 图	杨海江	
图 纸 名 称	2F插座点位图	
专 业	建筑	
图 号	2F-PL-09	
日 期	2026. 01	
执业专用章		
(按规定加盖)		
出图专用章		
本图须加盖出图签章, 否则一律无效		

- 说明:
- 图中点位仍需根据所定成品家俱同甲方协商确定. 电源插座数量须根据甲方需求做相应变更
  - 插座高度为装修完成面到插座盒底距离
  - 除卫生间内, 其余部分线材明装

编号	块缩略图	块名称
1		五孔插座
2		防水五孔插座开关

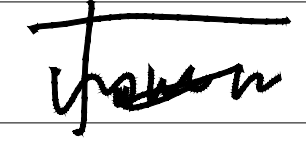
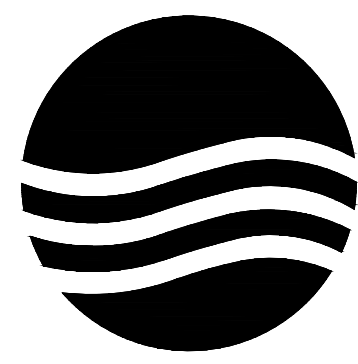
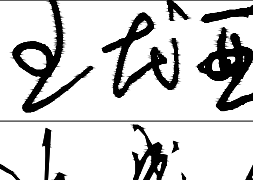
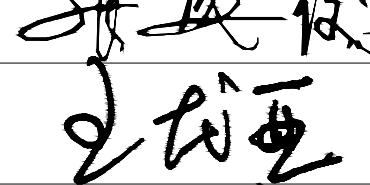
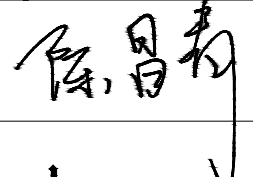
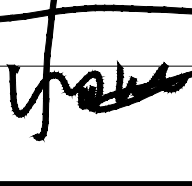



注：1. 卫生间、盥洗室内水龙头、小便斗、蹲便器为冲水阀门控制。



注：1. 以上均为完成面尺寸。  
2. 如实尺寸与现场不符，请联系设计方

2F-6F给排水点位图  
平面图 SCALE 1:100

项目二维码		
(无二维码图纸无效)		
项目编号		-
会 签 栏	专 业	签 名
	建 筑	
	结 构	
	给排水	
	电 气	
	暖 通	
设计单位		
 大洲设计咨询集团有限公司 证书编号: A232006431		
资 质 业 务 范 围	建筑行业（建筑工程、人防工程） 风景园林工程设计专项 市政行业、水利工程 公路行业（公路） 电力行业（送电工程、变电工程）	
建设单位		
新疆农业大学		
项目名称	新疆农业大学4号学生宿舍楼 整体维修改造项目	
工程名称	4#宿舍楼改造	
	姓 名	签 名
审 核	王龙亚	
项目负责人	张成俊	
专业负责人	王龙亚	
校 对	陈昌青	
设 计	杨海江	
绘 图	杨海江	
图 纸 名 称	2F给排水点位图	
专 业	建筑	
图 号	2F-PL-10	
日 期	2026. 01	
执业专用章		
(按规定加盖)		
出图专用章		
本图须加盖出图签章, 否则一律无效		

编号	块缩略图	块名称	安装高度
1		冷水点位	小便斗 = 1250mm 洗漱池 = 500mm 蹲便器 = 300mm
2			
3		地漏	
4	(110)	直径110排污口	
5	(50)	直径50排污口	