

1F暖气片改造图  
SCALE 1:100

编号	块缩略图	块名称
1		五孔插座
2		防水五孔插座开关

项目二维码

(无二维码图纸无效)

项目编号

-

专业

签名

建筑

结构

给排水

电气

暖通

设计单位

大洲设计咨询集团有限公司  
证书编号: A232006431

资质业务范围

建筑行业（建筑工程、人防工程）  
风景园林工程设计专项  
市政行业、水利工程  
公路行业（公路）  
电力行业（送电工程、变电工程）

建设单位

新疆农业大学

项目名称

新疆农业大学4号宿舍楼整体改造项目

工程名称

4号宿舍楼改造

姓名

签名

审核

王龙亚

项目负责人

张成俊

专业负责人

王龙亚

校对

陈昌青

设计

杨海江

绘图

杨海江

图纸名称

1F暖气片改造图

专业

建筑

图号

日期

2026. 01


执业专用章

（按规定加盖）

出图专用章

本图须加盖出图签章, 否则一律无效



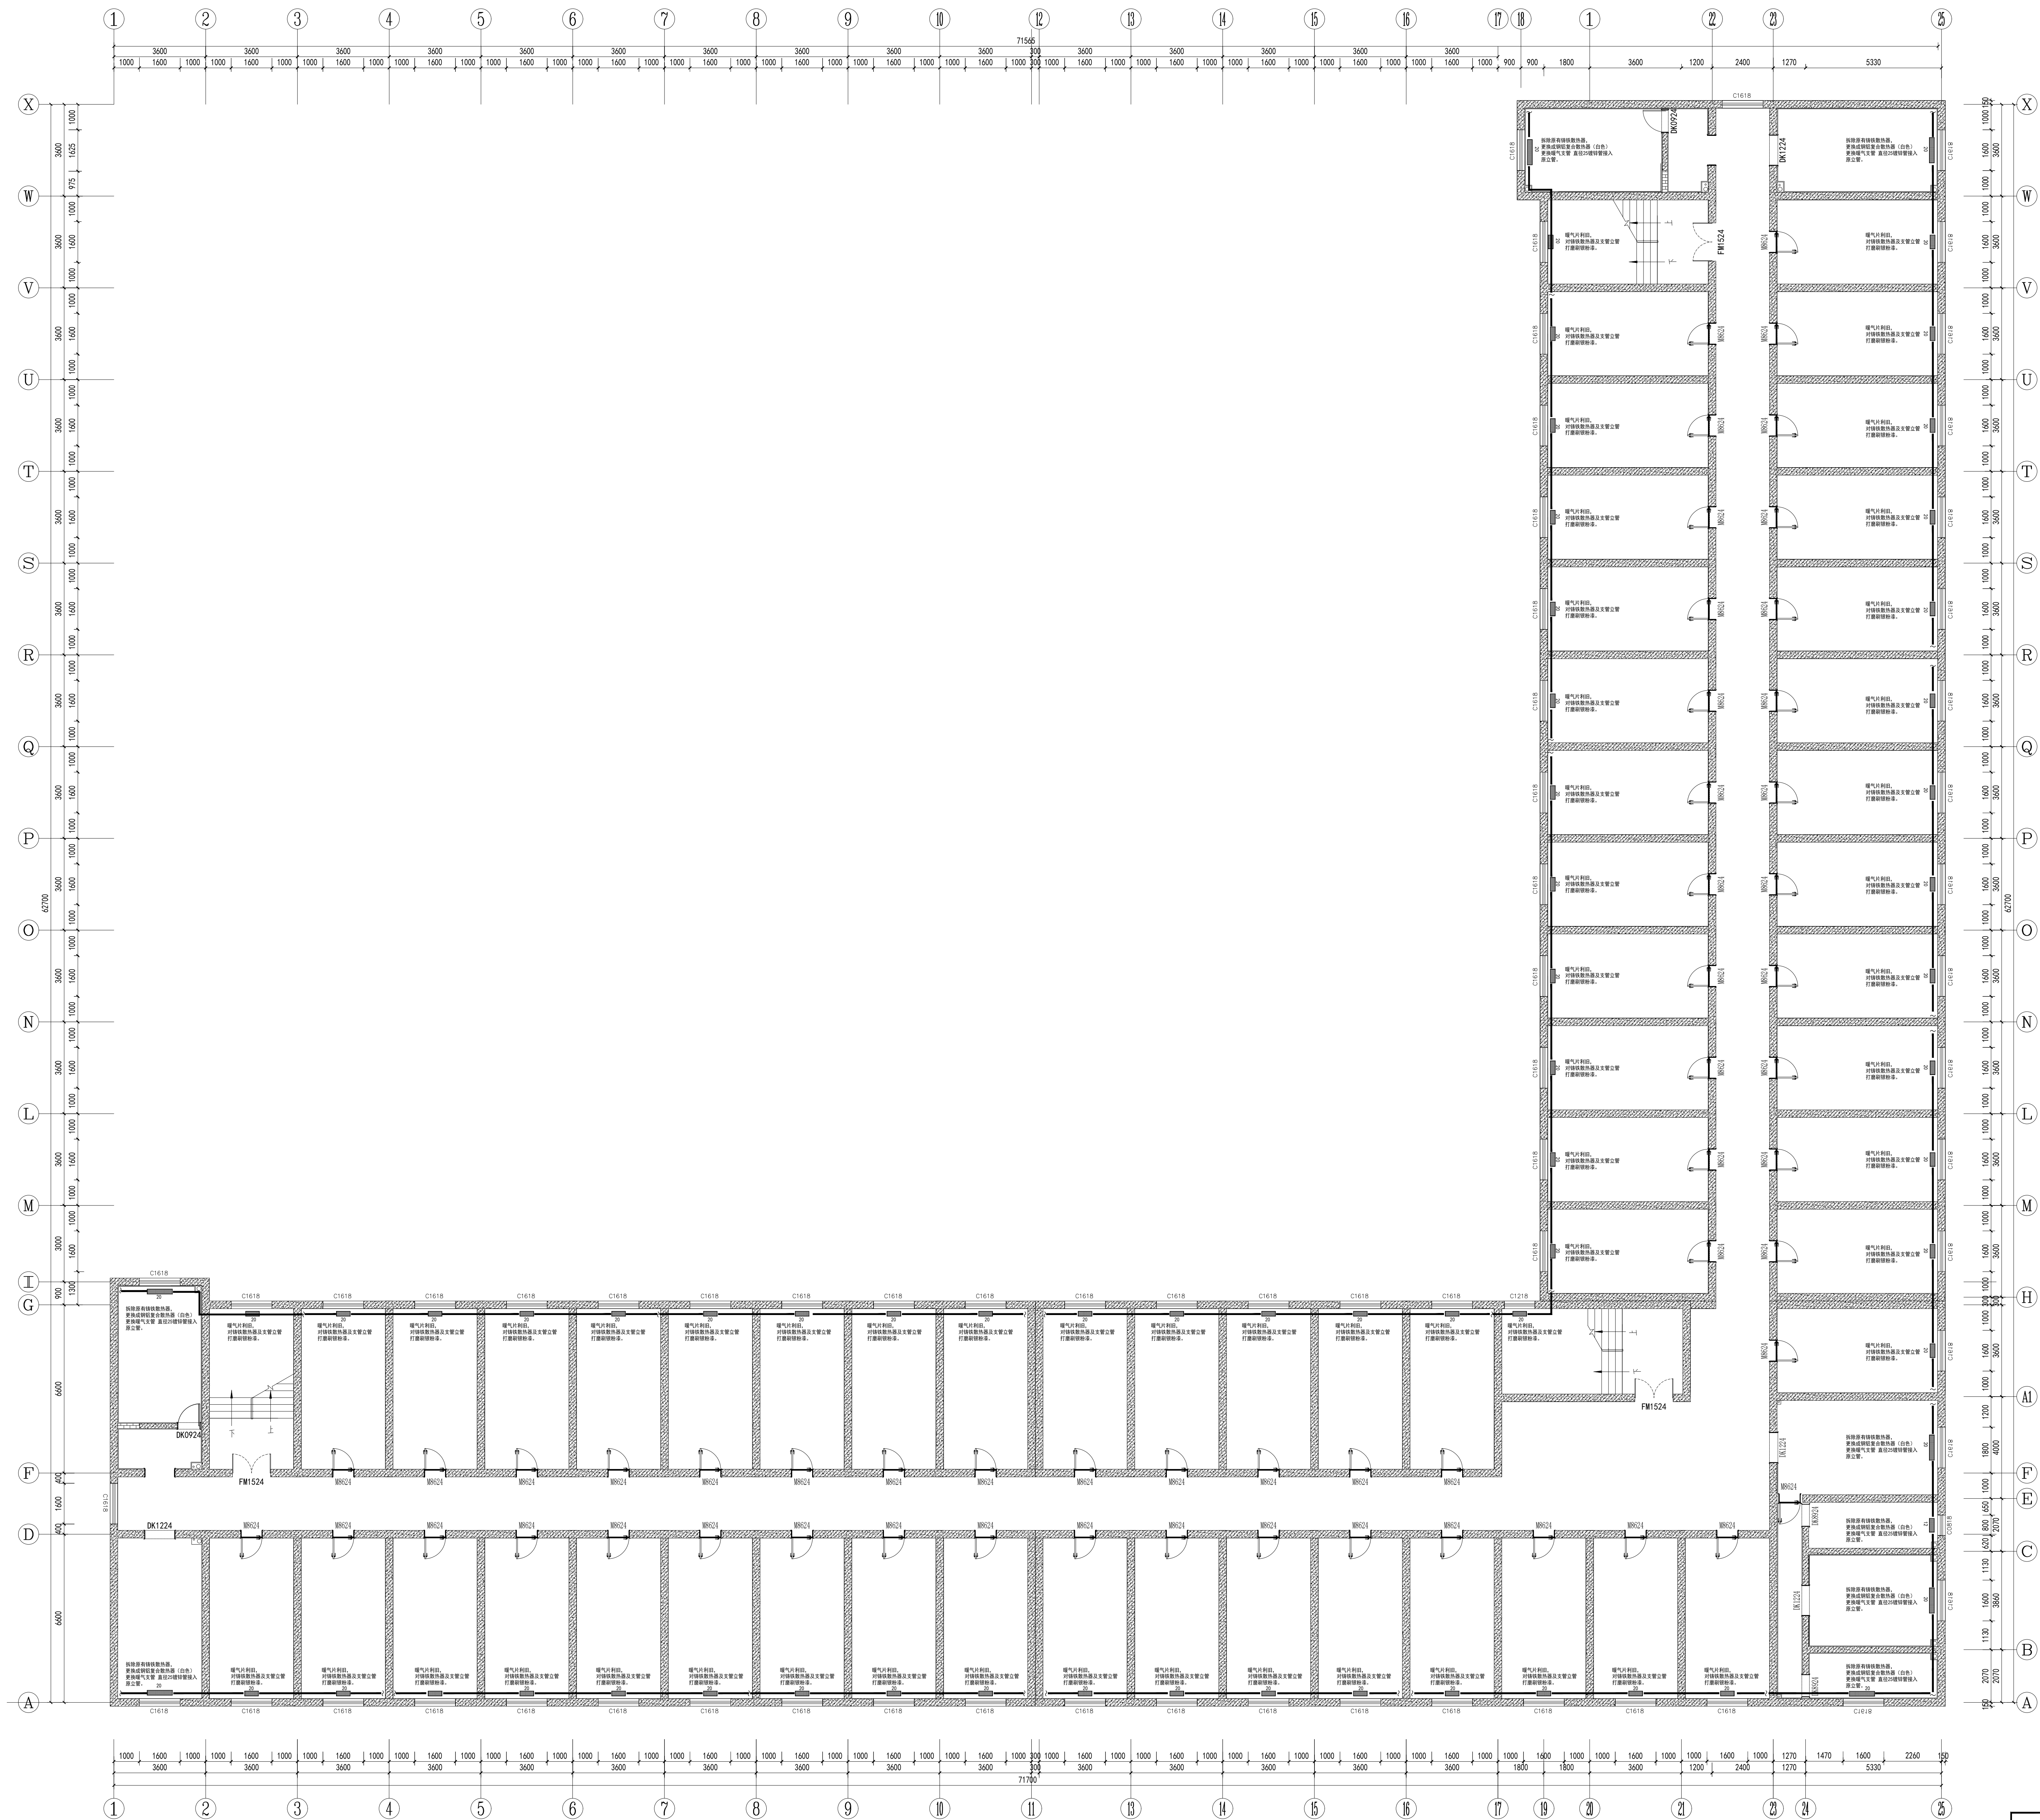

2F-6F暖气片改造图  
SCALE 1:100

编号	块缩略图	块名称
1		五孔插座
2		防水五孔插座开关

项目二维码			
(无二维码图纸无效)			
项目编号		-	
会 签 栏	专 业	签 名	
	建 筑		
	结 构		
	给排水		
	电 气		
暖 通			
设计单位			
大洲设计咨询集团有限公司			
证书编号: A232006431			
资 质 业 务 范 围	建筑行业 (建筑工程、人防工程)		
	风景园林工程设计专项		
	市政行业、水利工程		
	公路行业 (公路)		
电力行业 (送电工程、变电工程)			
建设单位			
新疆农业大学			
项目名称		新疆农业大学4号宿舍楼整体改造项目	
工程名称		4号宿舍楼改造	
审 核	姓 名	王龙亚	签 名
	王龙亚		
项目负责	张成俊	张成俊	
	张成俊		
专业负责	王龙亚	王龙亚	
	王龙亚		
校 对	陈昌青	陈昌青	
	陈昌青		
设 计	杨海江	杨海江	
	杨海江		
绘 图	杨海江	杨海江	
	杨海江		
图 纸 名 称		2F-6F暖气片改造图	
专 业		建筑	
图 号			
日 期		2026. 01	
执业专用章			
(按规定加盖)			
出图专用章			
本图须加盖出图签章, 否则一律无效			