


三楼多媒体室

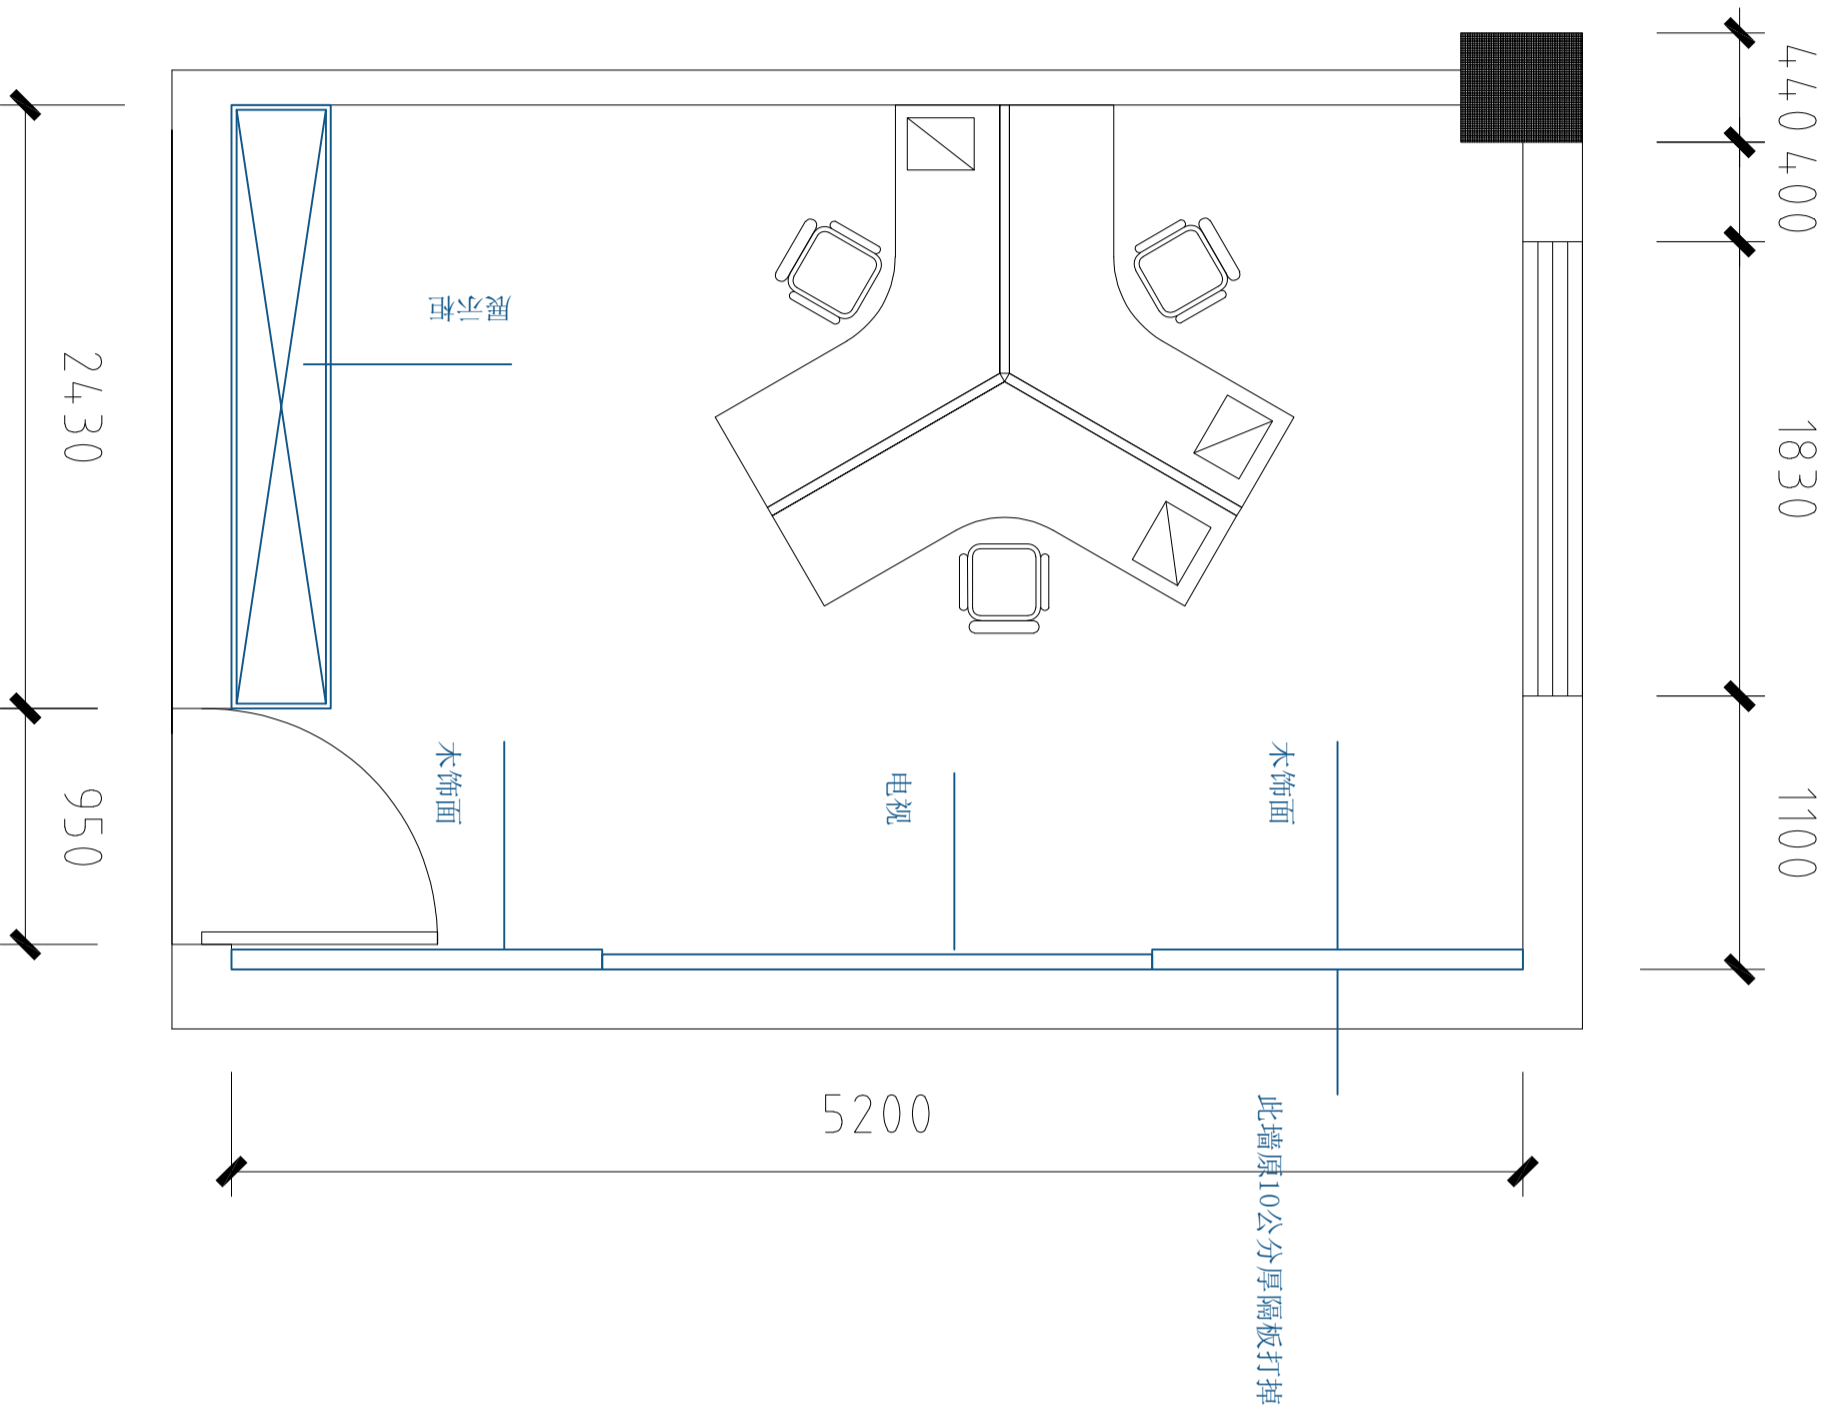

单体在总图中的位置

会签

建筑	电气
结构	给排水
暖通	未定

盖章栏

注册(执业)章

建设单位

项目名称

子项

图纸名称

原始平面图

类别

审核

工程负责

校对

设计

比例

工程号

修改版次

日期

图别

图号

施工图

WD-01