


工 艺	
电 气	
暖 通	
结 构	
建 筑	
专业名称	日期
会 签 栏	

实 名 签 名	
项目负责人	邱仁龙
专业负责人	钟琴
设计人	余捷加
注册（执业）章	
预留章	
出图章	
审图章	
竣工章	

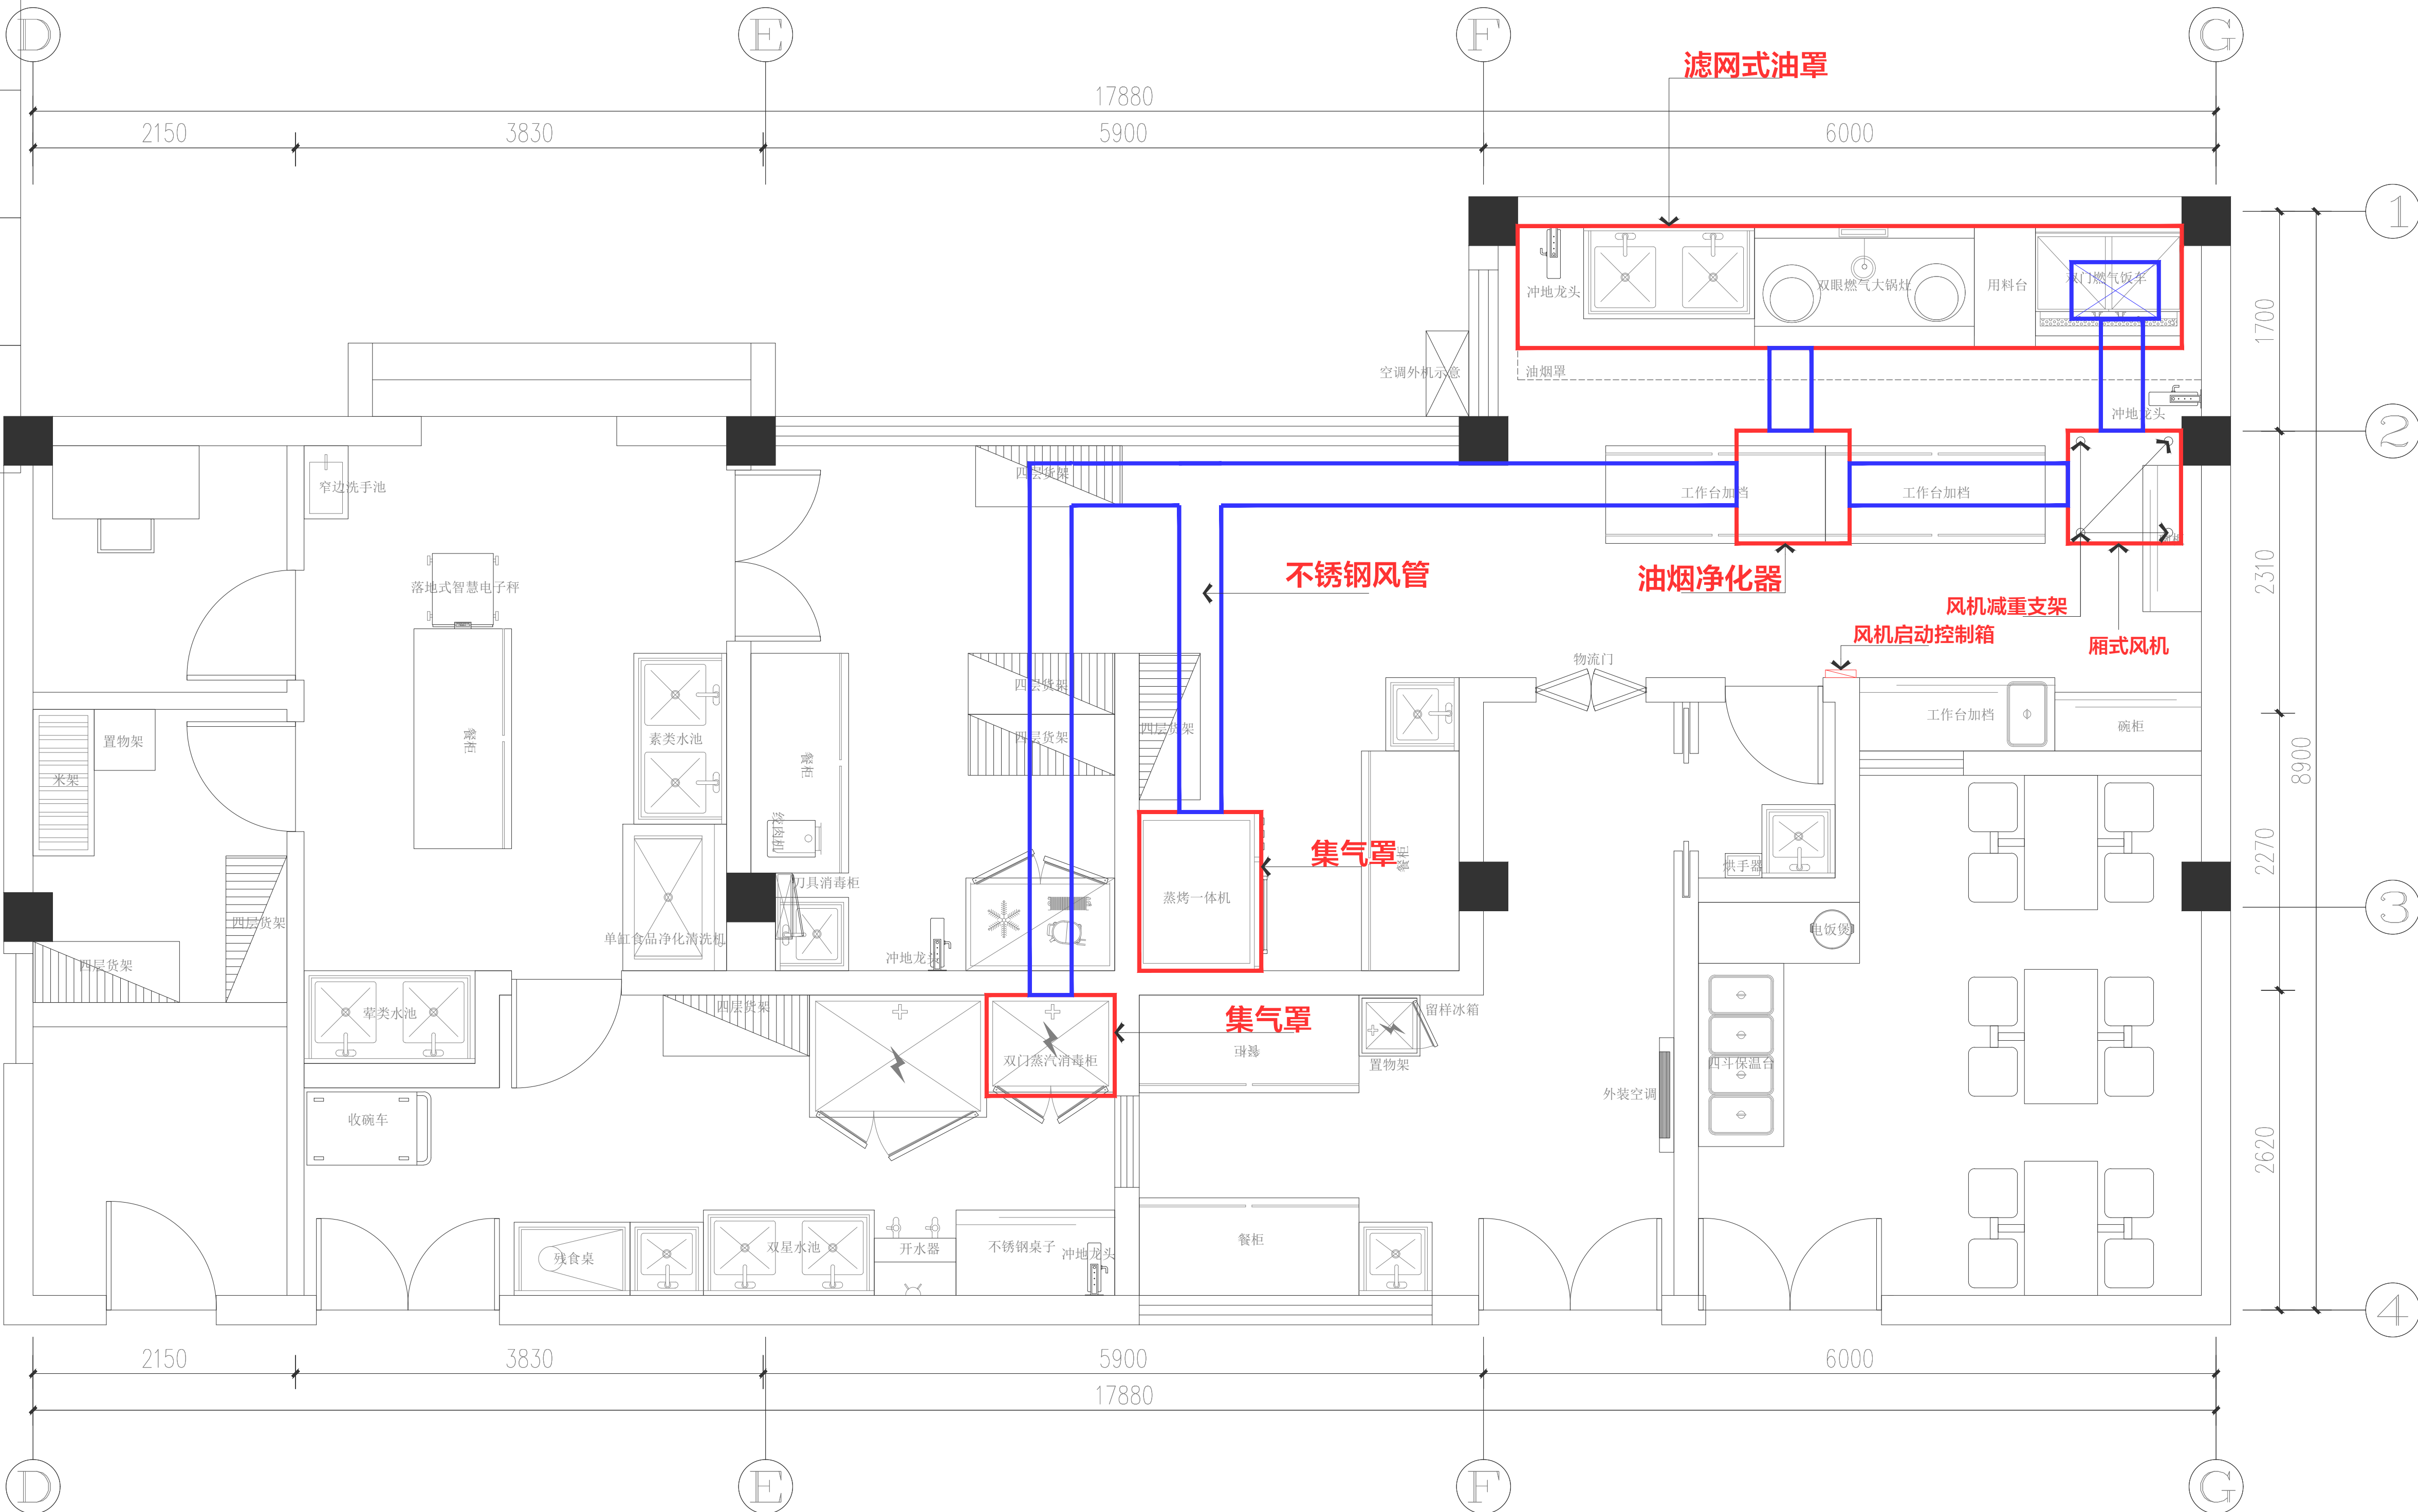

区域位置示意图

中浙信科技咨询有限公司  
ZHONGZHEXIN CONSULTING CO., LTD.  
中国 浙江省 杭州市 西湖区 天目山路 232号  
TEL: 0571-85122058 FAX: 0571-85122857  
POSTALCODE: 310013  
住房和城乡建设部工程设计证书 A133029459

修改记录

序号	日期	版本号	修改说明
01			
02			
03			
04			
05			
06			
07			
08			

建设单位

杭州市人民政府机关幼儿园

工程名称

运新园区部分修缮项目

项目名称

工程编号

1005379411

版本号

图 别

装饰

图号

CF-15

图纸名称

厨房油烟机净化设备示意图

审 定 人

陈方军

审 核 人

张诸华

校 对 人

耿益

项目负责人

邱仁龙

专业负责人

钟琴

设计人

余捷加

绘 图 人

余捷加

出图日期

2026.05.19

出图人

二编网区请勿复印

未按规定盖章本图无效

REFLECTED CEILING PLAN  
厨房油烟机净化设备示意图 SCALE 1:30@A2