


出图章：

执业章：

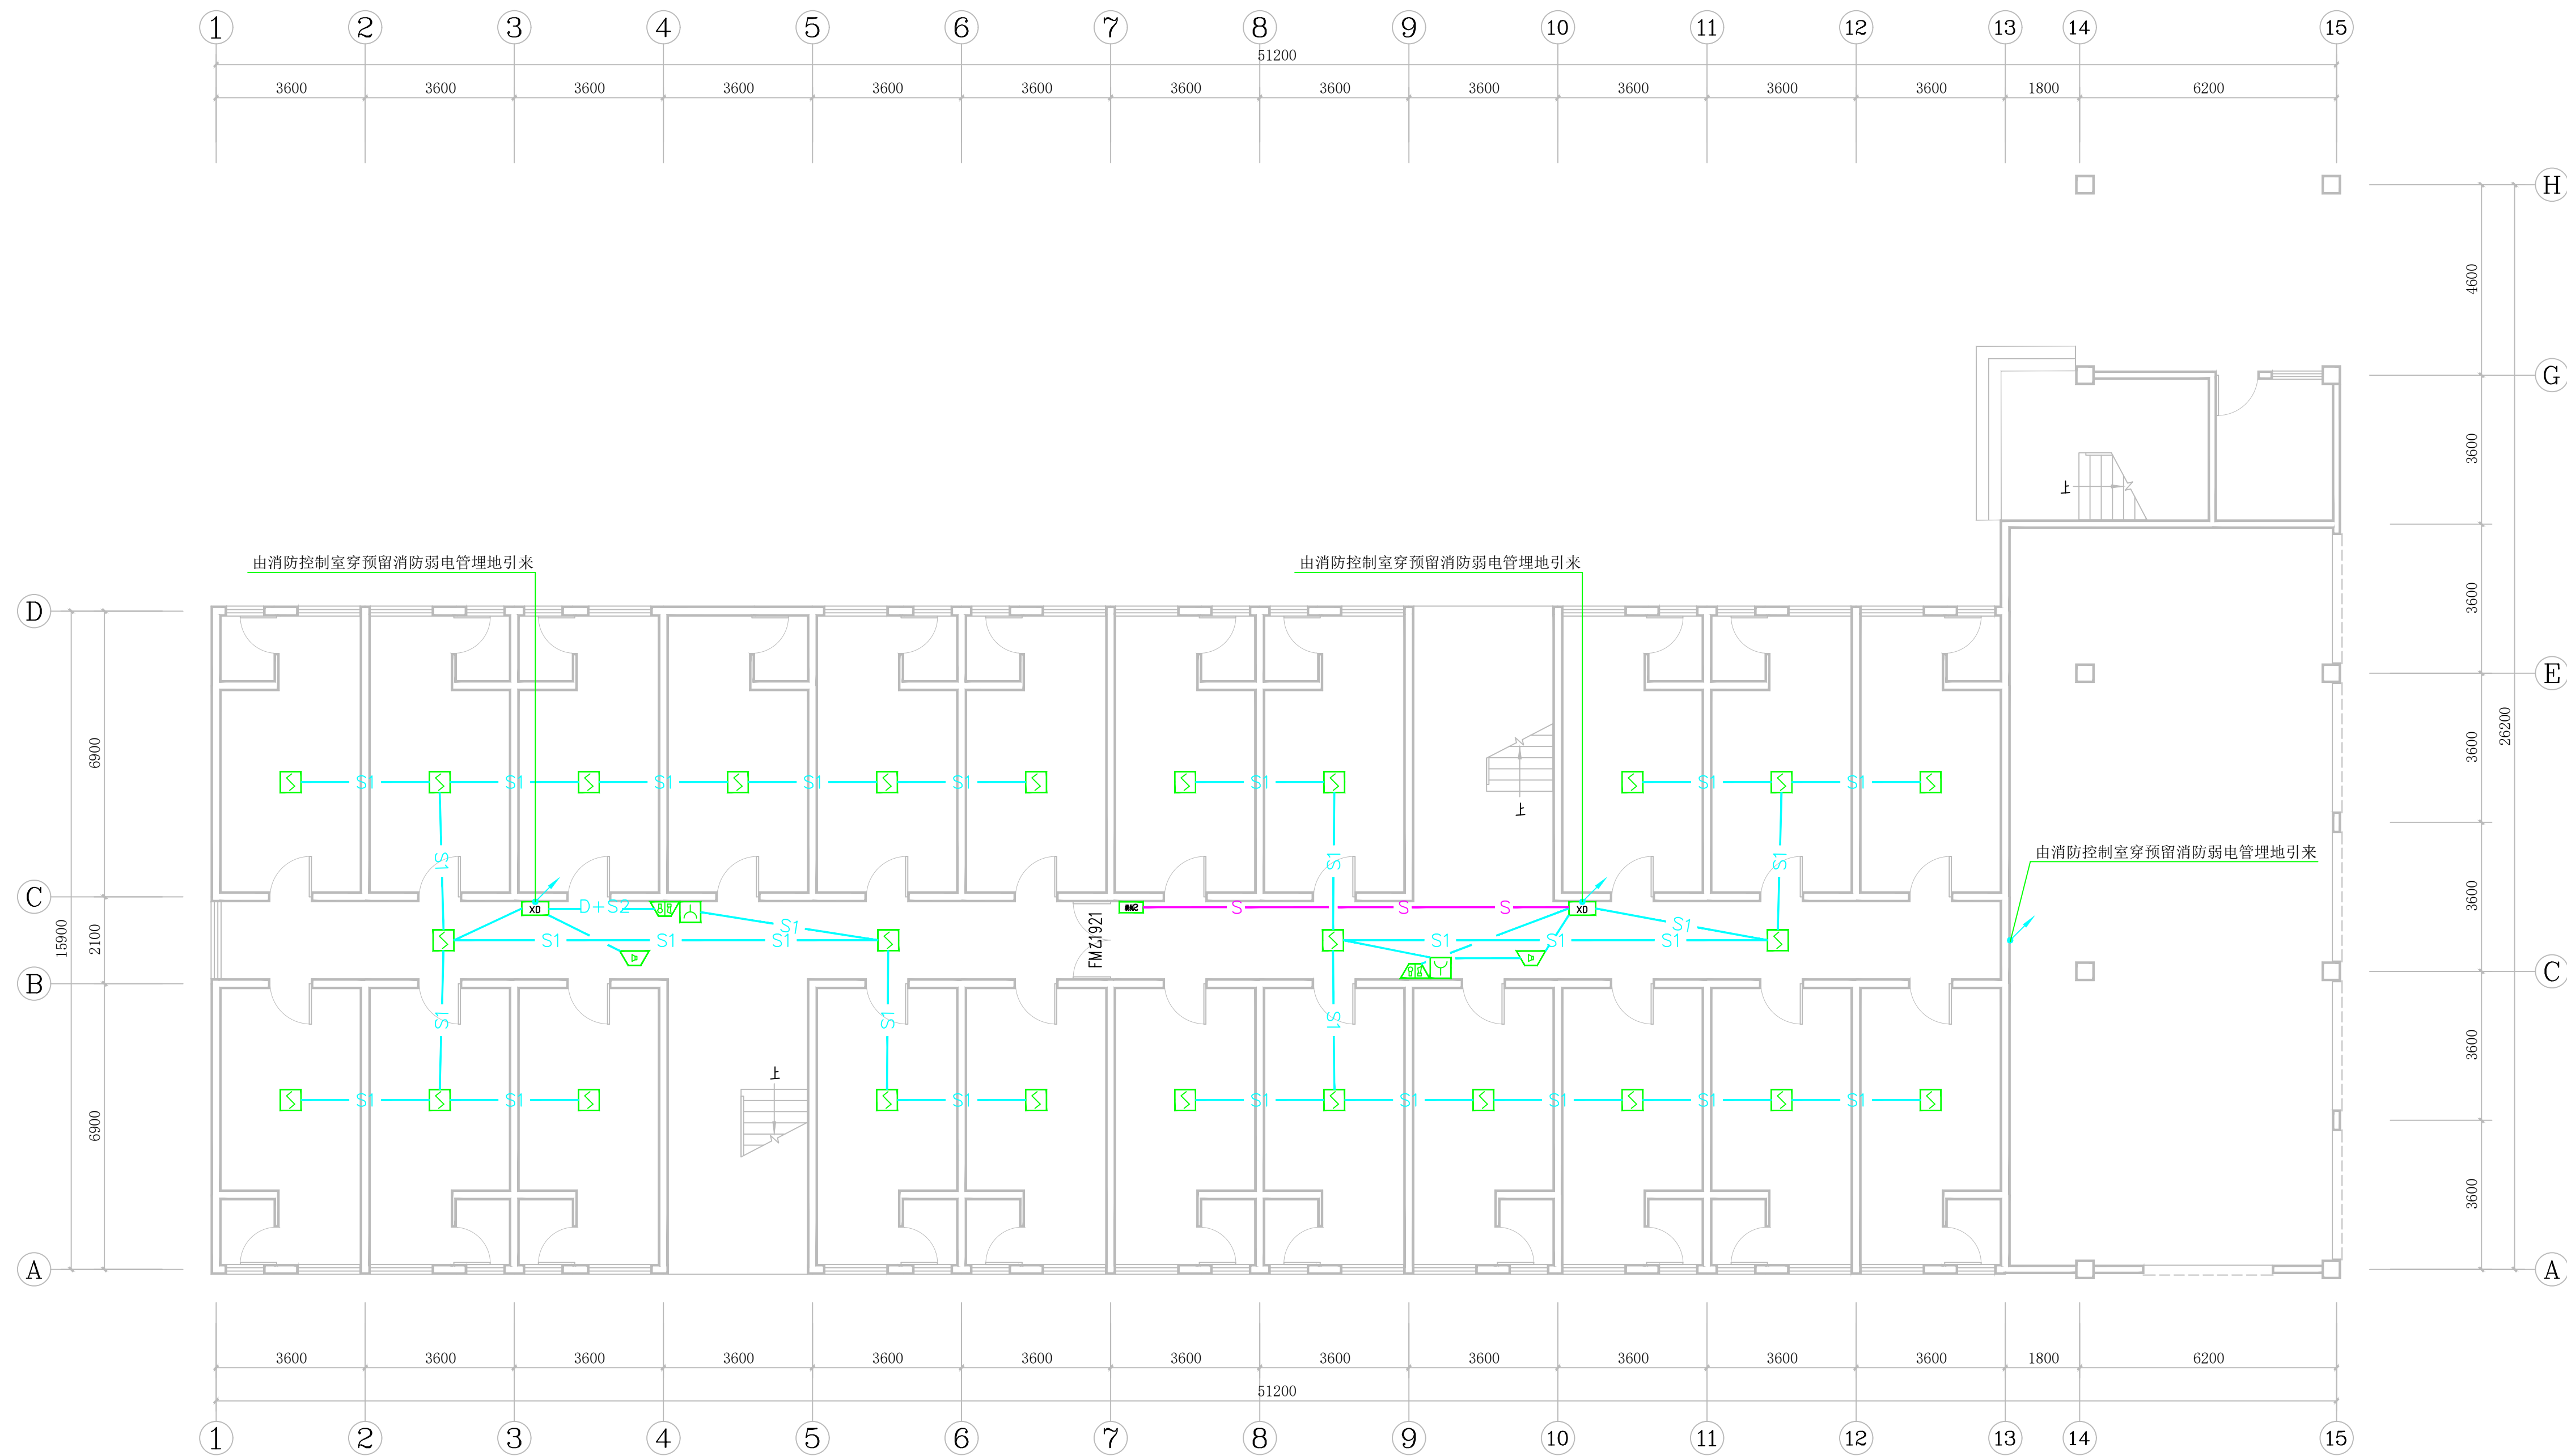

一层火灾自动报警系统平面图 1:100

建设单位：

普洱市民族中学

项目名称：

普洱市民族中学2025年基础教育综合奖补
资金学校大型修缮项目（校园环境、消防）

子项名称：

学生公寓

工程编号	—		
职责	姓名	签字	日期
审定	罗玺	罗玺	
审核	罗玺	罗玺	
专业 负责人	杨春飞	杨春飞	
校对	刘毅	刘毅	
设计	刘毅	刘毅	
绘图	刘毅	刘毅	

图纸名称：


一层火灾自动报警系统平面图

专业	电气	阶段	施工图
图号	02/07	版次	01
比例	详图	日期	2026.05

本图未盖公司出图章及执业章无效

出图章：

执业章：

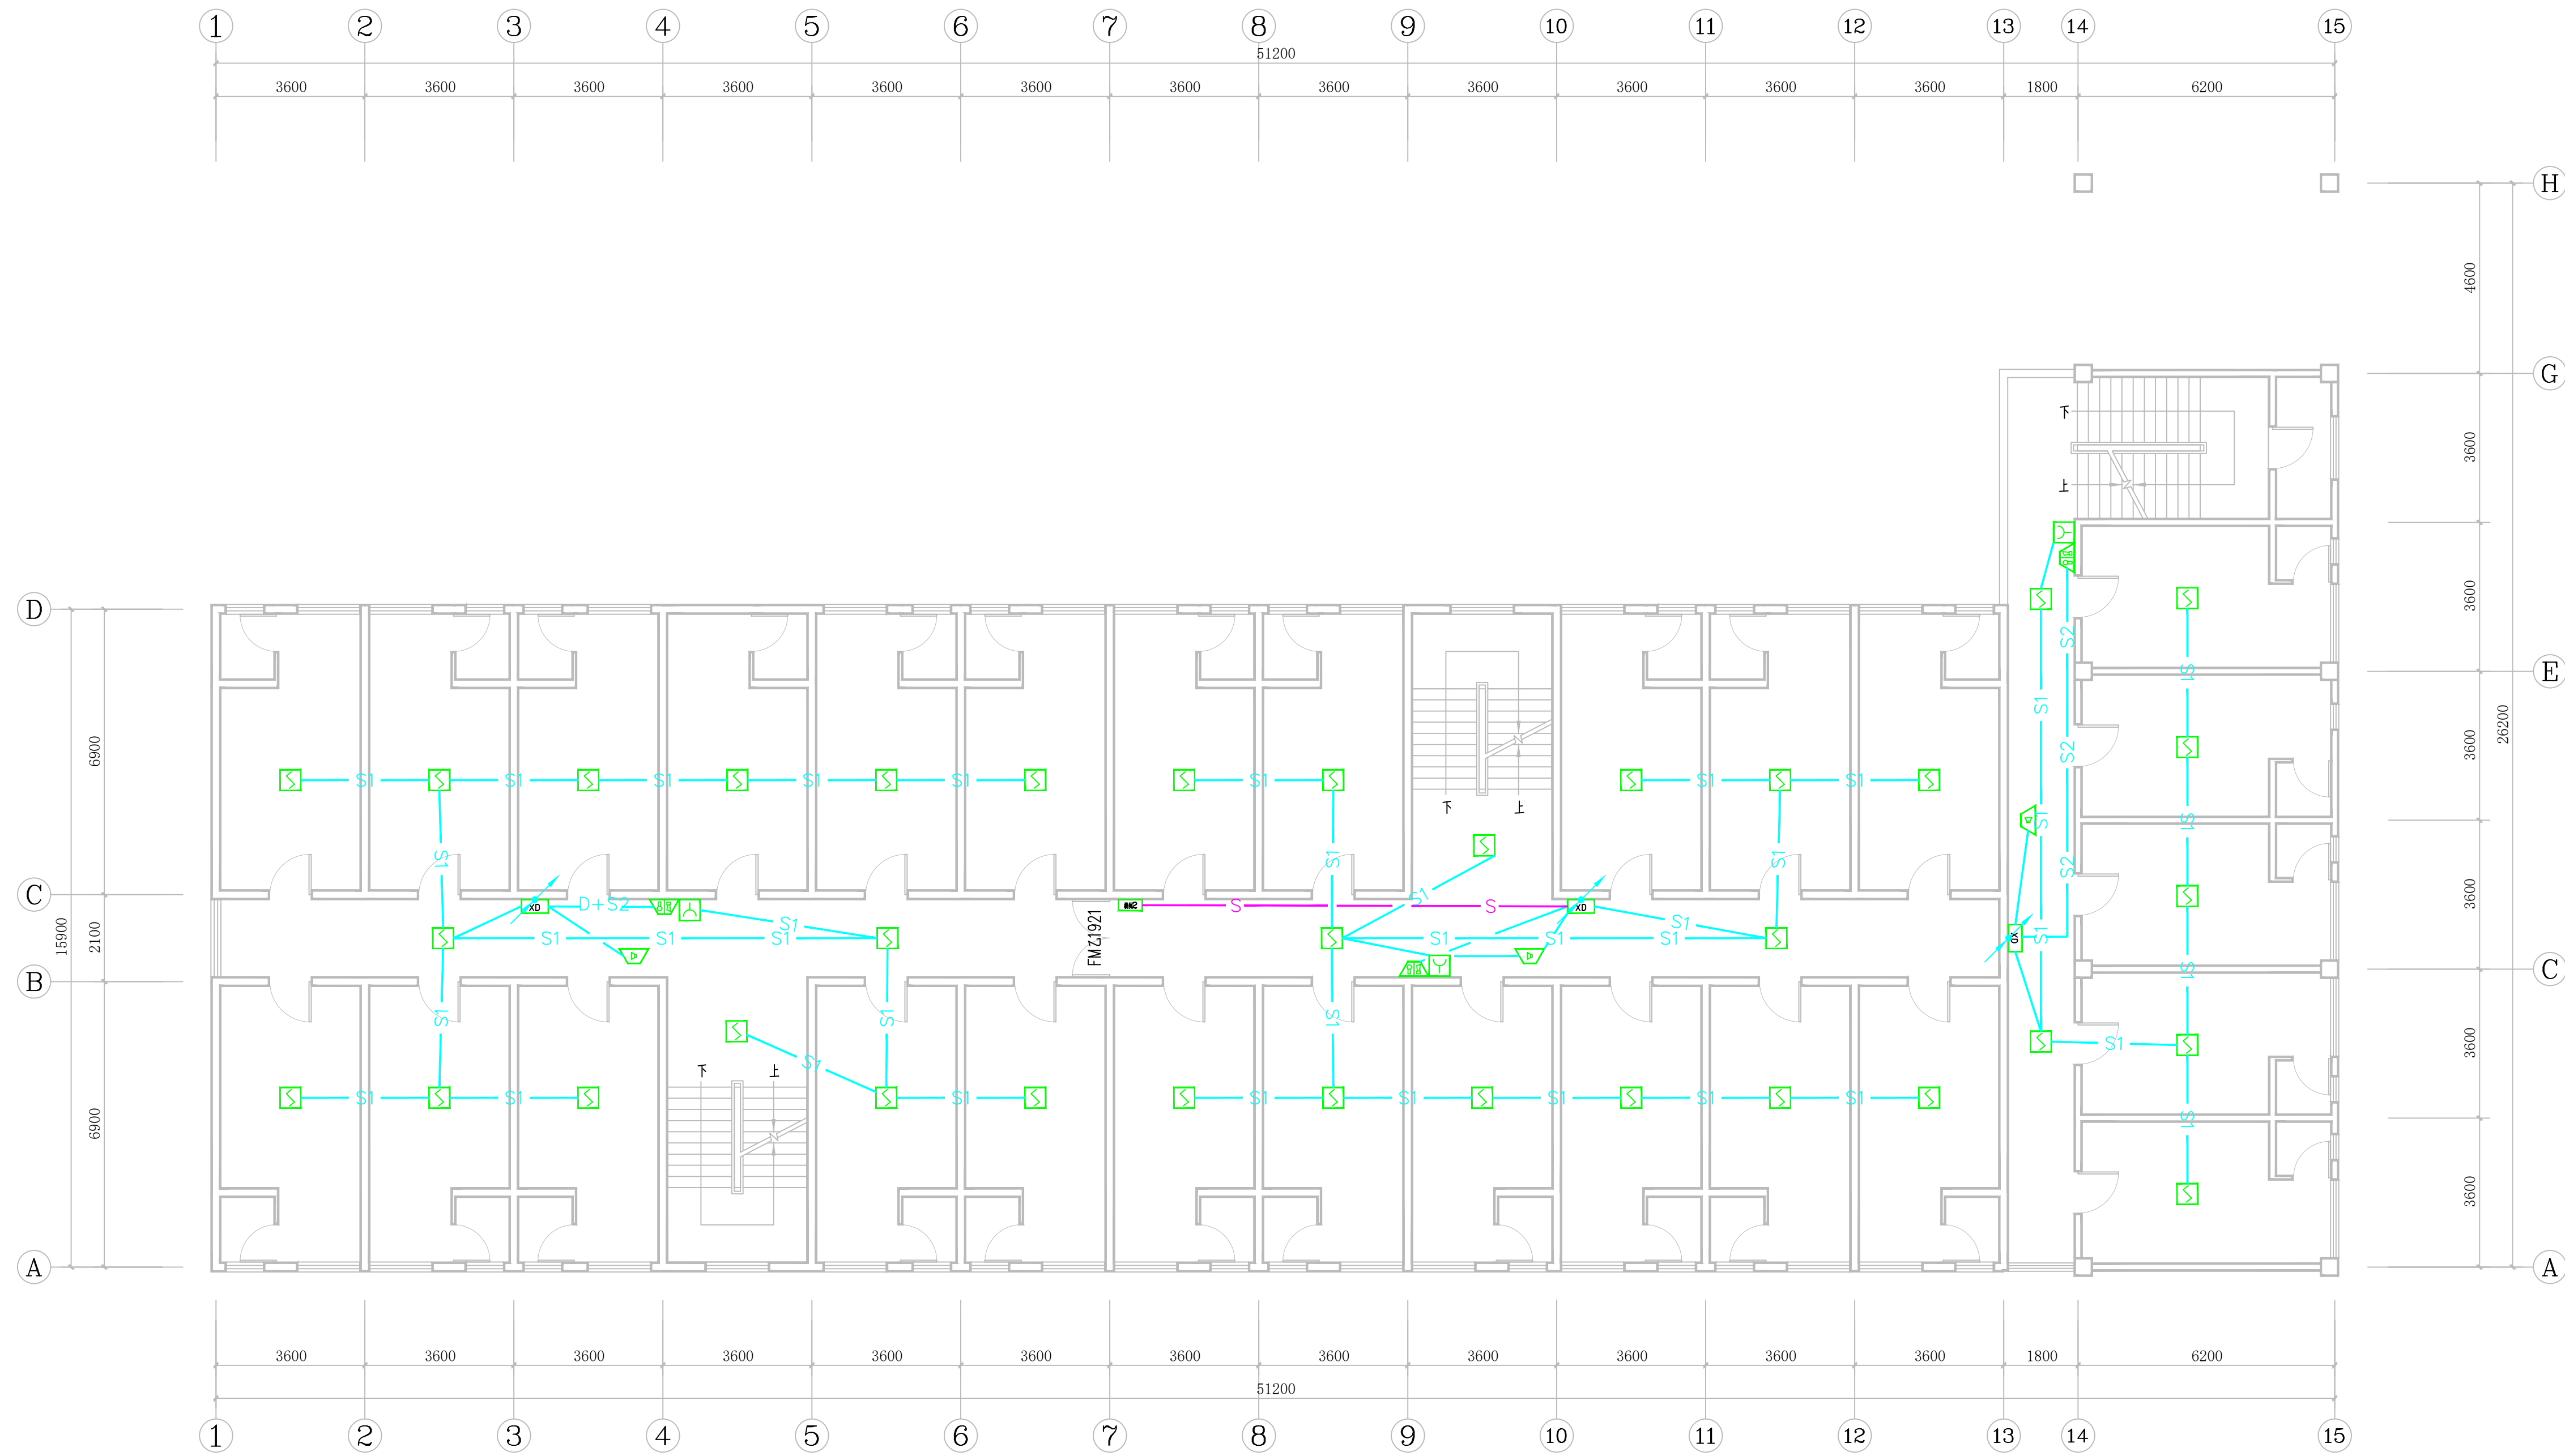

二层火灾自动报警系统平面图 1:100

建设单位：

普洱市民族中学

项目名称：

普洱市民族中学2025年基础教育综合奖补
资金学校大型修缮项目（校园环境、消防）

子项名称：

学生公寓

工程编号	—		
职责	姓名	签字	日期
审定	罗玺	罗玺	
审核	罗玺	罗玺	
专业 负责人	杨春飞	杨春飞	
校对	刘毅	刘毅	
设计	刘毅	刘毅	
绘图	刘毅	刘毅	

图纸名称：


二层火灾自动报警系统平面图

专业	电气	阶段	施工图
图号	03/07	版次	01
比例	详图	日期	2026.05

本图未盖公司出图章及执业章无效

出图章：

执业章：

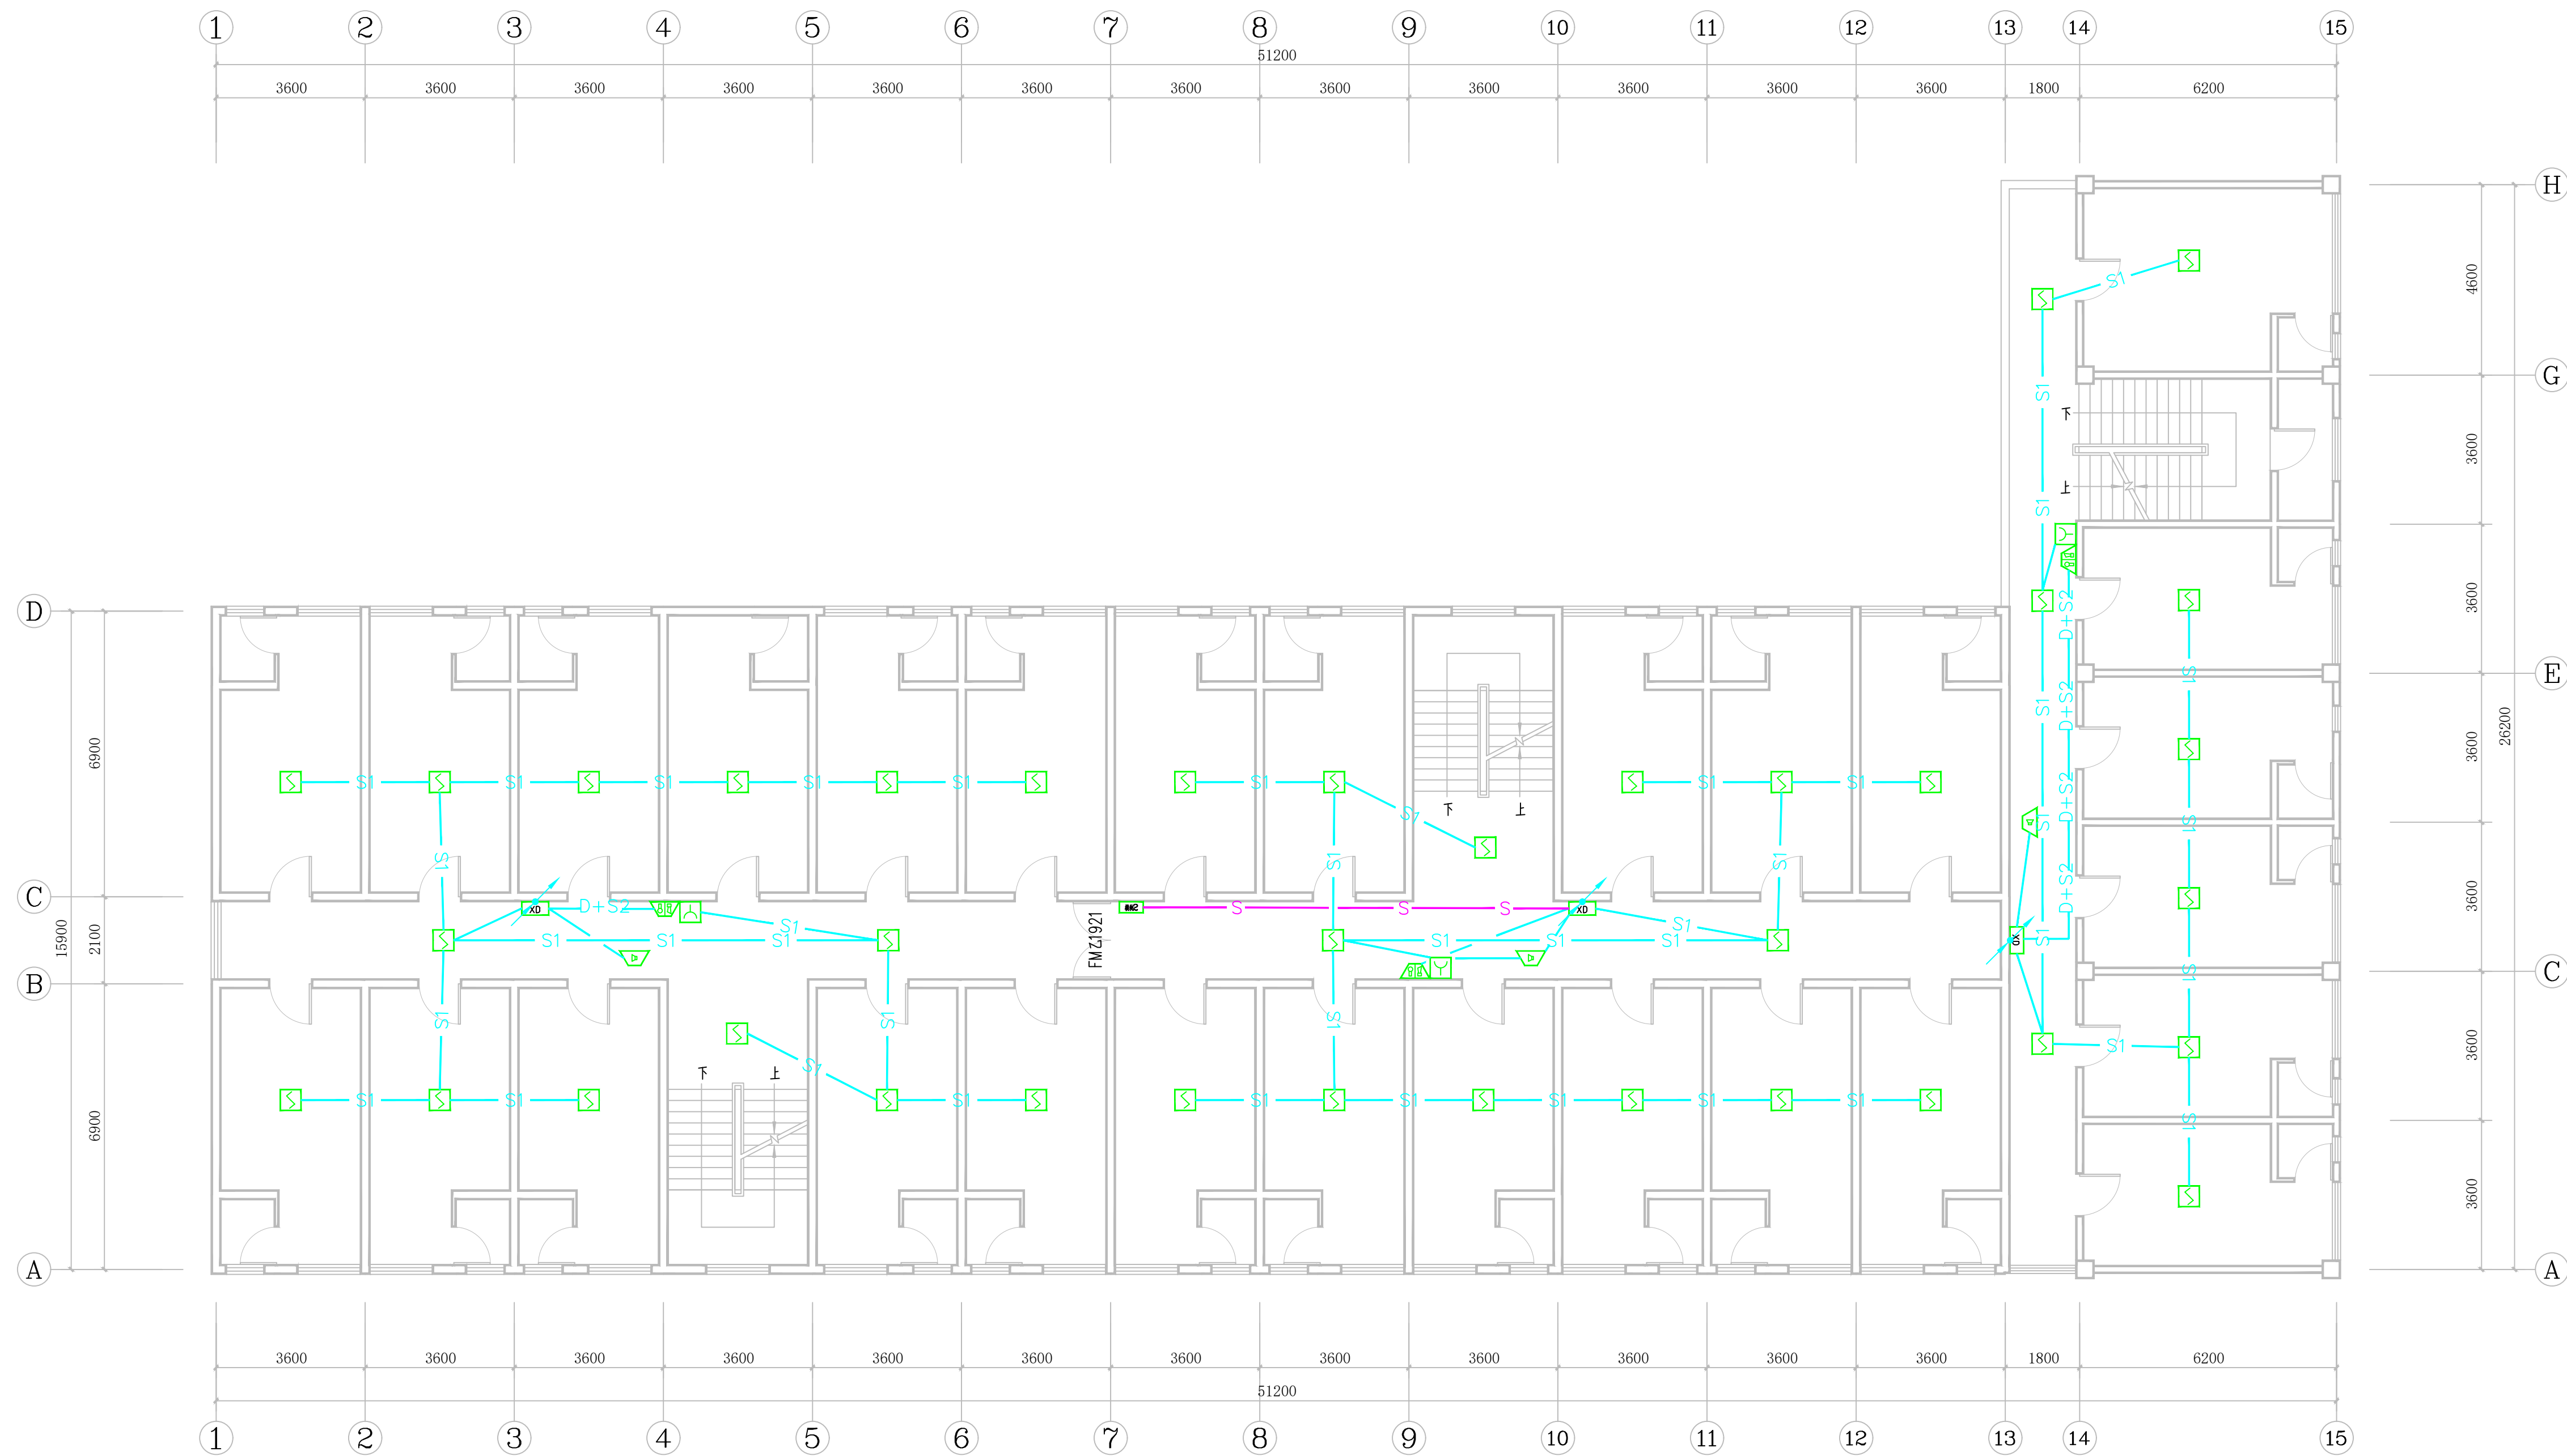

三层火灾自动报警系统平面图 1:100

建设单位：

普洱市民族中学

项目名称：

普洱市民族中学2025年基础教育综合奖补
资金学校大型修缮项目（校园环境、消防）

子项名称：

学生公寓

工程编号	—		
职责	姓名	签字	日期
审定	罗玺	罗玺	
审核	罗玺	罗玺	
专业 负责人	杨春飞	杨春飞	
校对	刘毅	刘毅	
设计	刘毅	刘毅	
绘图	刘毅	刘毅	

图纸名称：


三层火灾自动报警系统平面图

专业	电气	阶段	施工图
图号	04/07	版次	01
比例	详图	日期	2026.05

本图未盖公司出图章及执业章无效

出图章：

执业章：

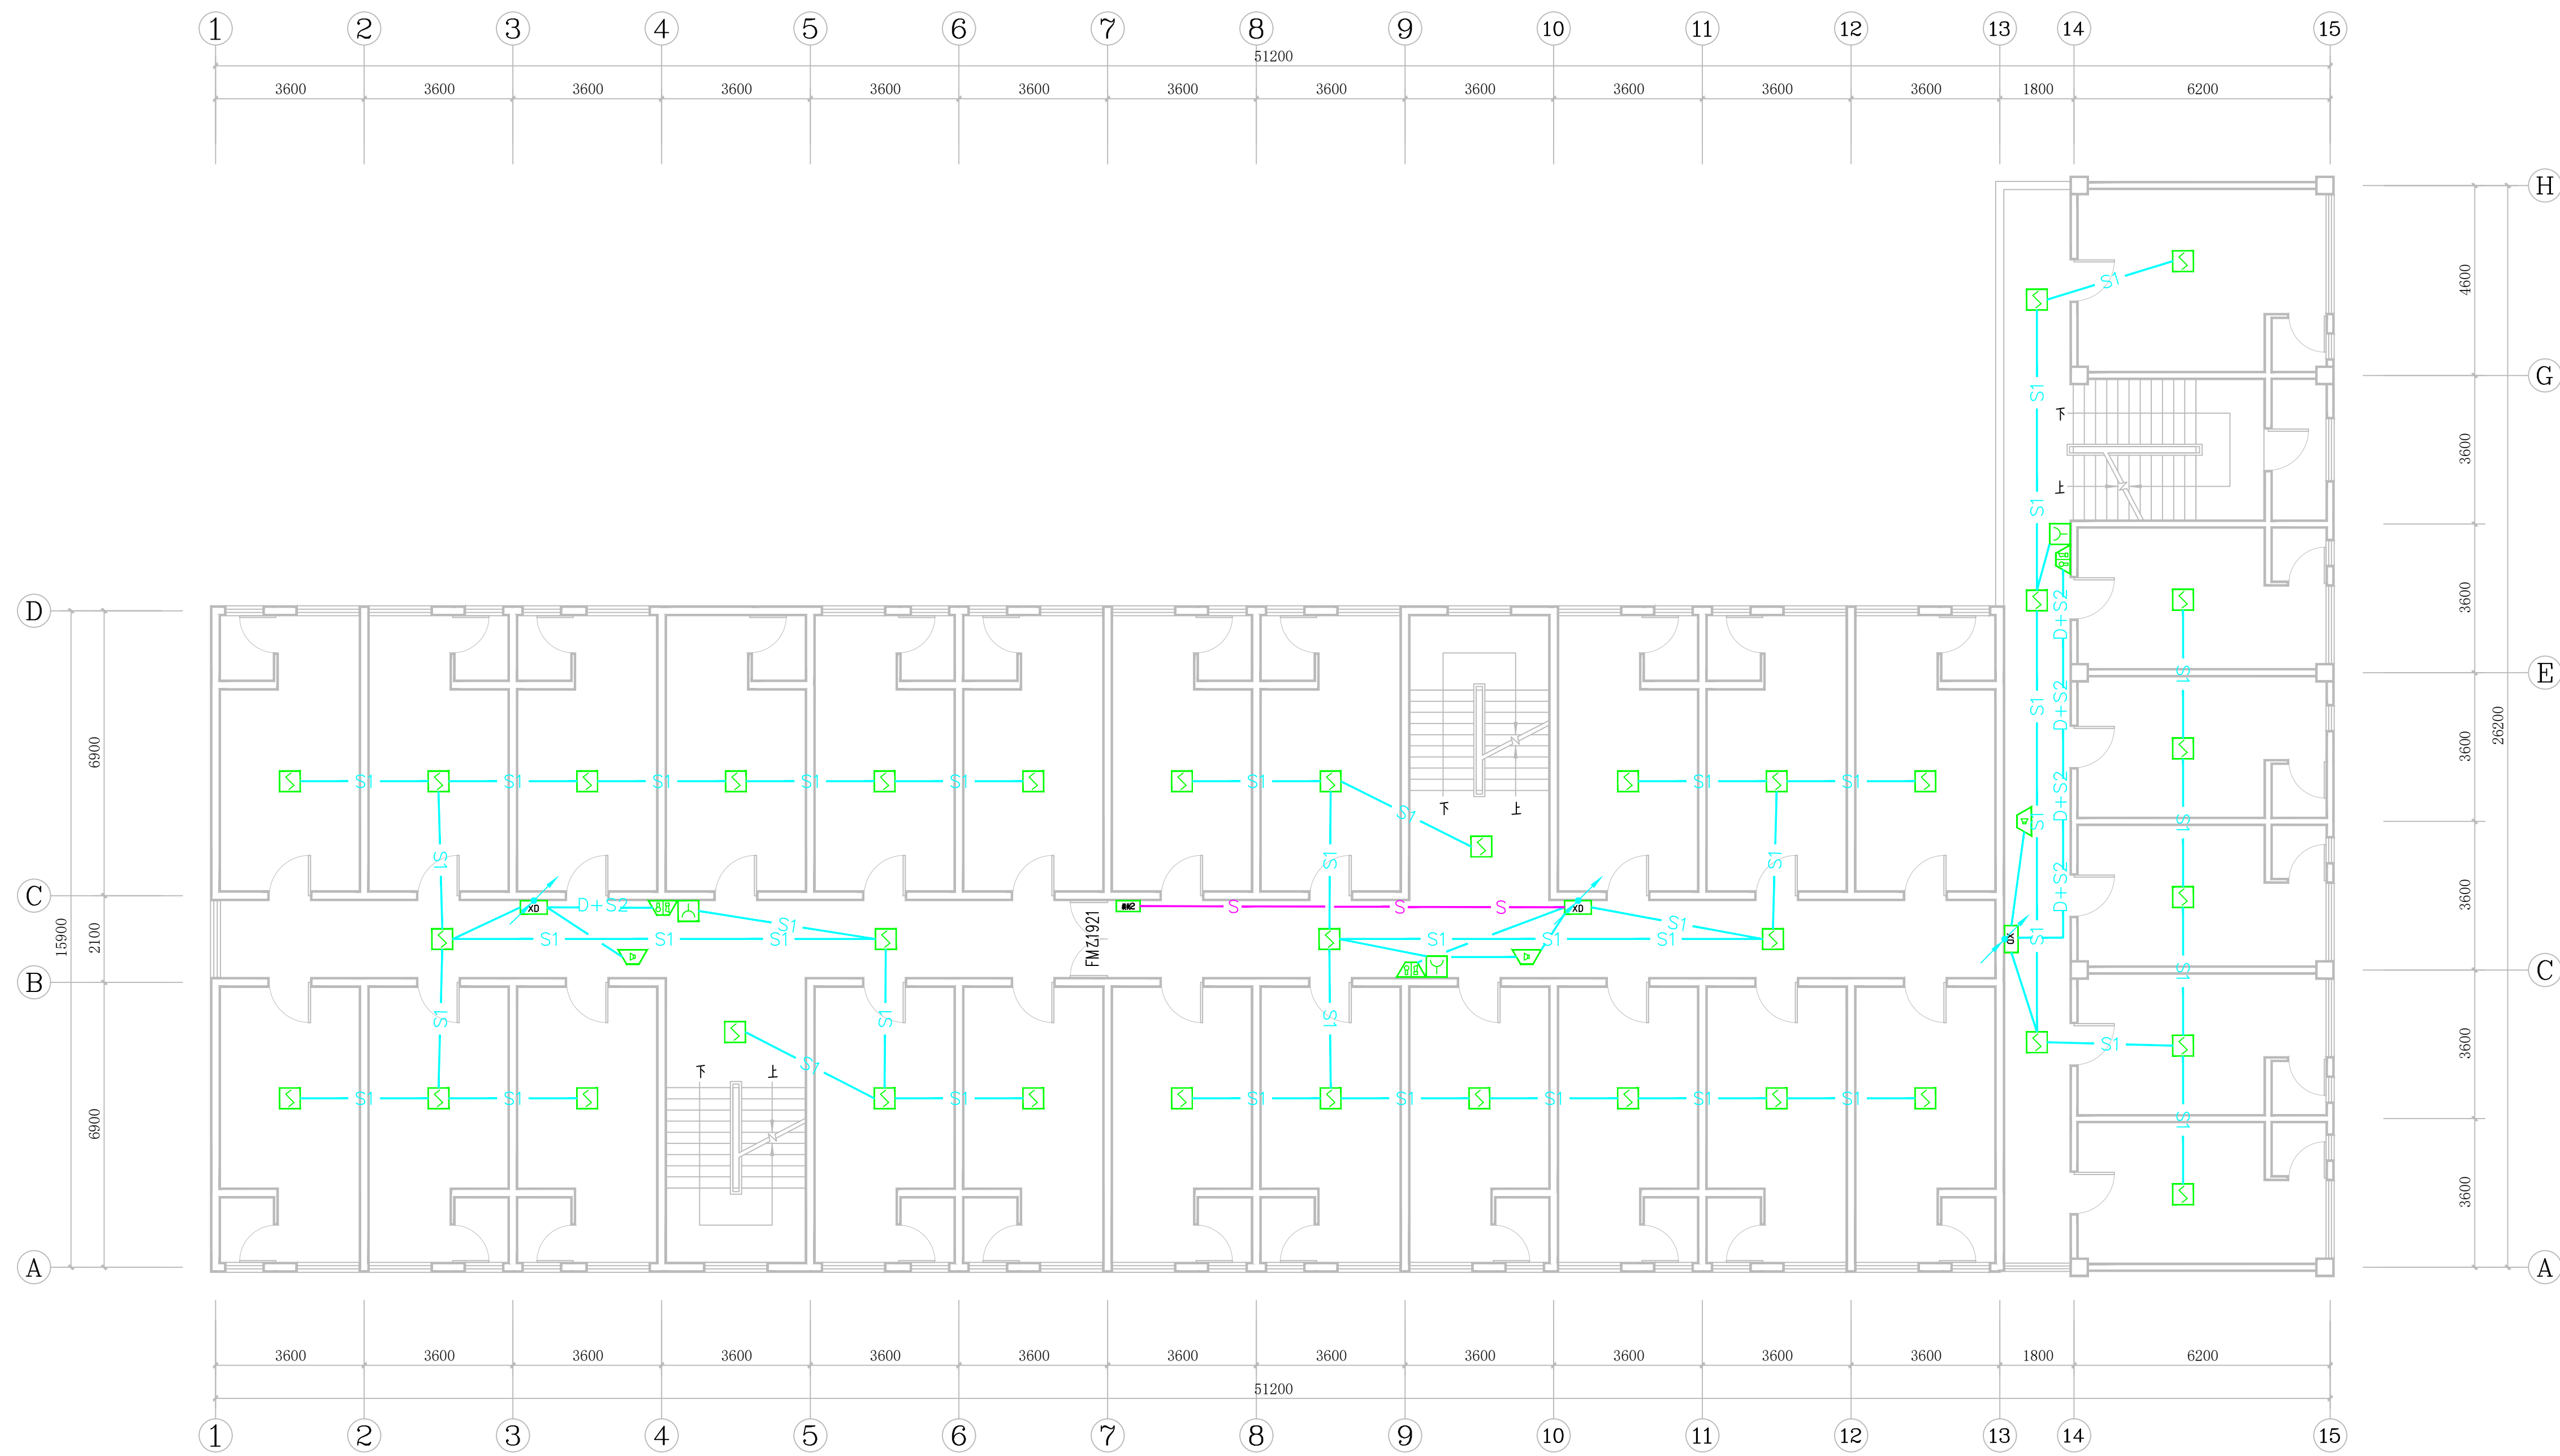

四层火灾自动报警系统平面图 1:100

建设单位：

普洱市民族中学

项目名称：

普洱市民族中学2025年基础教育综合奖补
资金学校大型修缮项目（校园环境、消防）

子项名称：

学生公寓

工程编号	—		
职责	姓名	签字	日期
审定	罗玺	罗玺	
审核	罗玺	罗玺	
专业 负责人	杨春飞	杨春飞	
校对	刘毅	刘毅	
设计	刘毅	刘毅	
绘图	刘毅	刘毅	

图纸名称：


四层火灾自动报警系统平面图

专业	电气	阶段	施工图
图号	05/07	版次	01
比例	详图	日期	2026.05

本图未盖公司出图章及执业章无效

出图章：

执业章：

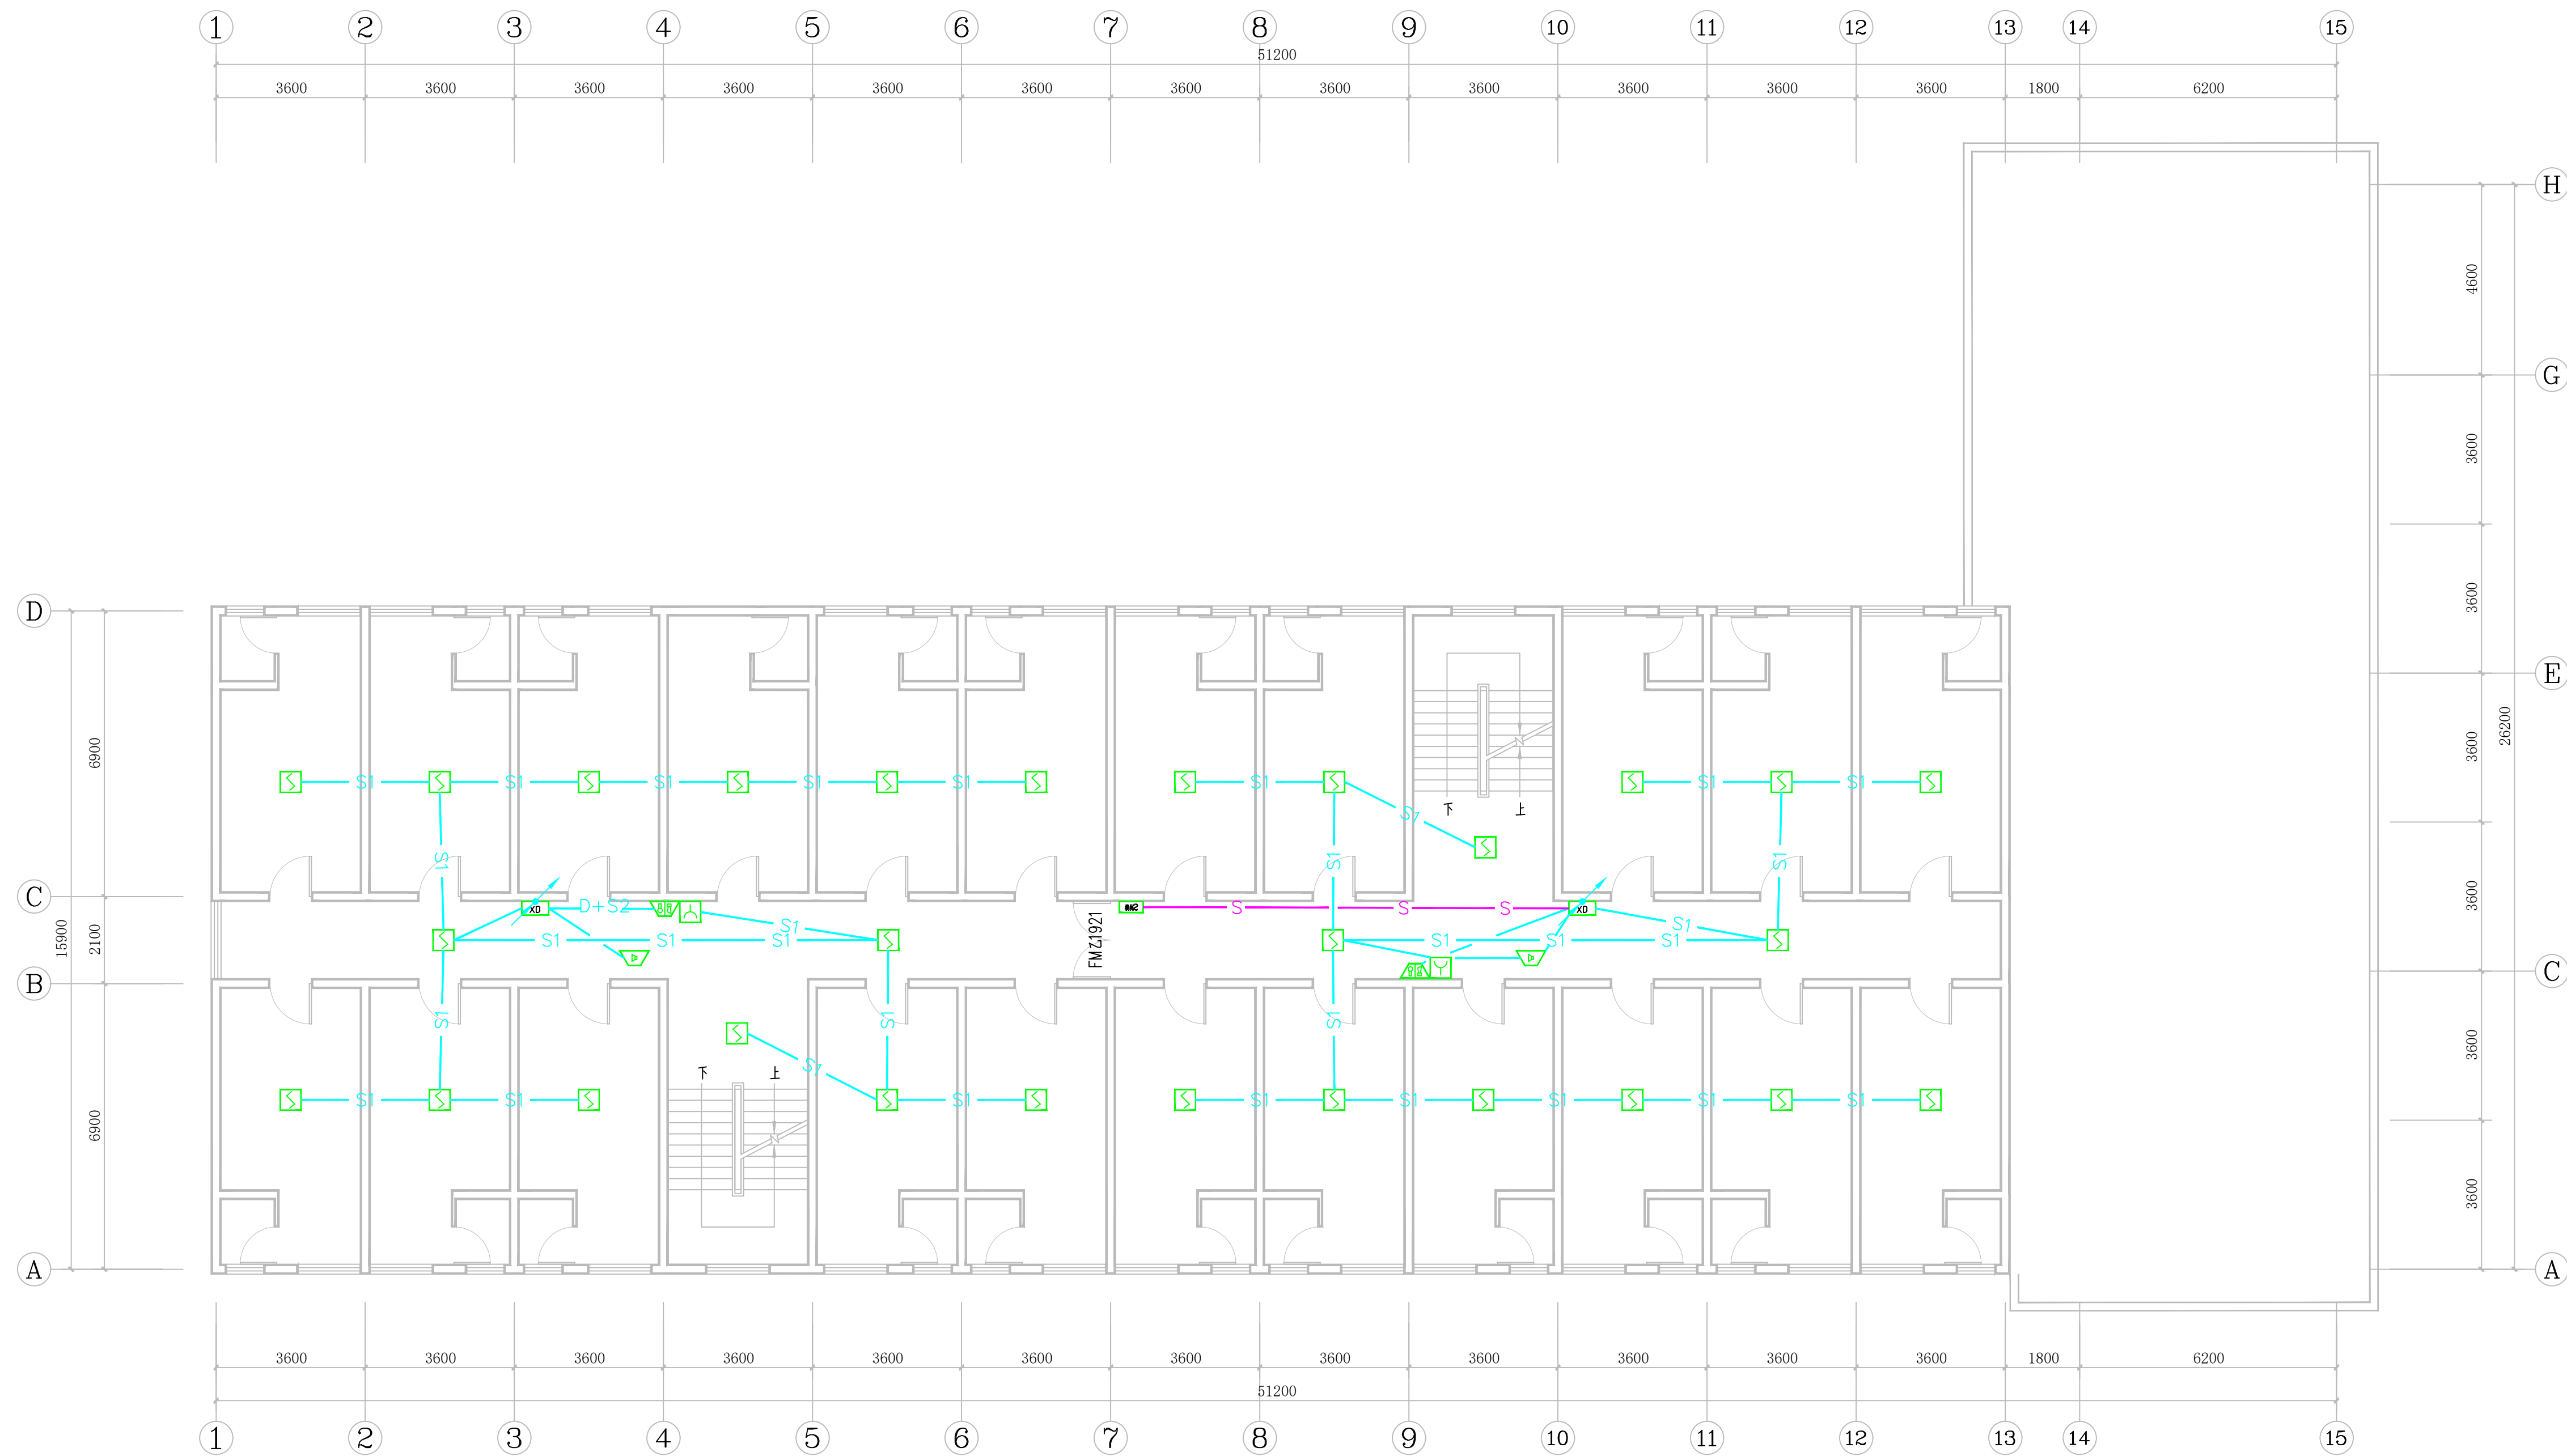

五层火灾自动报警系统平面图 1:100

建设单位：

普洱市民族中学

项目名称：

普洱市民族中学2025年基础教育综合奖补
资金学校大型修缮项目（校园环境、消防）

子项名称：

学生公寓

工程编号		—	
职责	姓名	签字	日期
审定	罗玺	罗玺	
审核	罗玺	罗玺	
专业 负责人	杨春飞	杨春飞	
校对	刘毅	刘毅	
设计	刘毅	刘毅	
绘图	刘毅	刘毅	

图纸名称：

五层火灾自动报警系统平面图

专业	电 气	阶段	施工图
图号	06/07	版次	01
比例	详 图	日期	2026.05

本图未盖公司出图章及执业章无效

出图章：

执业章：

建设单位：

普洱市民族中学

项目名称：

普洱市民族中学2025年基础教育综合奖补
资金学校大型修缮项目（校园环境、消防）

子项名称：

学生公寓


工程编号		一	
职责	姓名	签字	日期
审定	罗玺	罗玺	
审核	罗玺	罗玺	
专业 负责人	杨春飞	杨春飞	
校对	刘毅	刘毅	
设计	刘毅	刘毅	
绘图	刘毅	刘毅	

图纸名称：

六层火灾自动报警系统平面图

专业	电 气	阶段	施工图
图号	07/07	版次	01
比例	详 图	日期	2026.05

本图未盖公司出图章及执业章无效

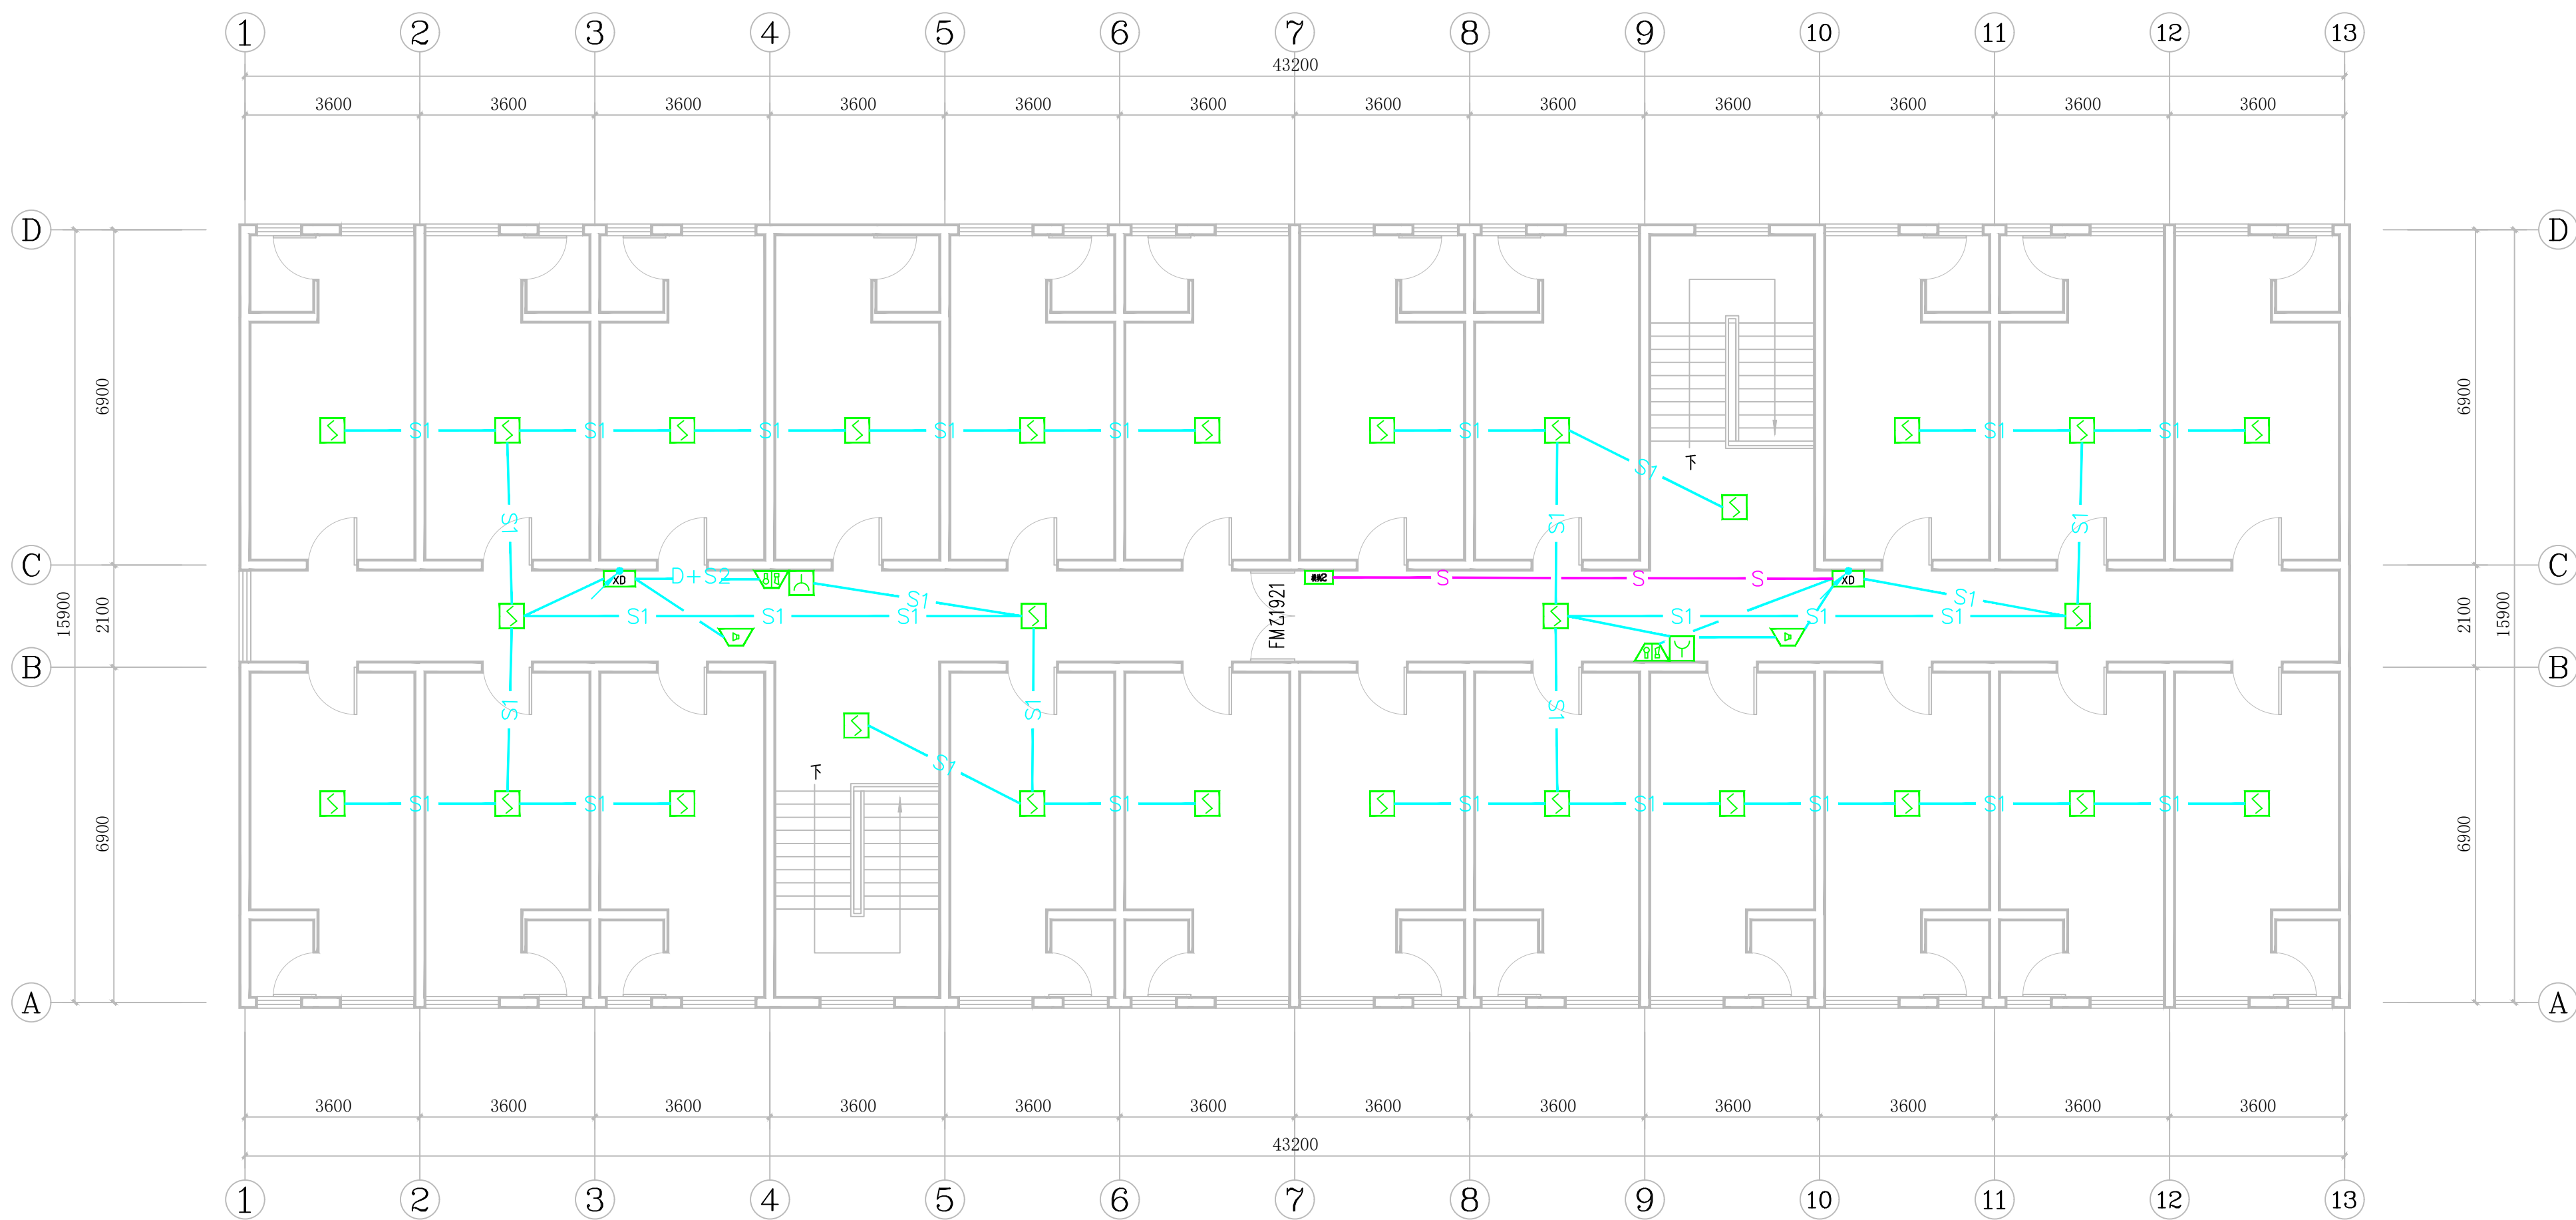

六层火灾自动报警系统平面图 1:100