


四楼执勤四对办公室

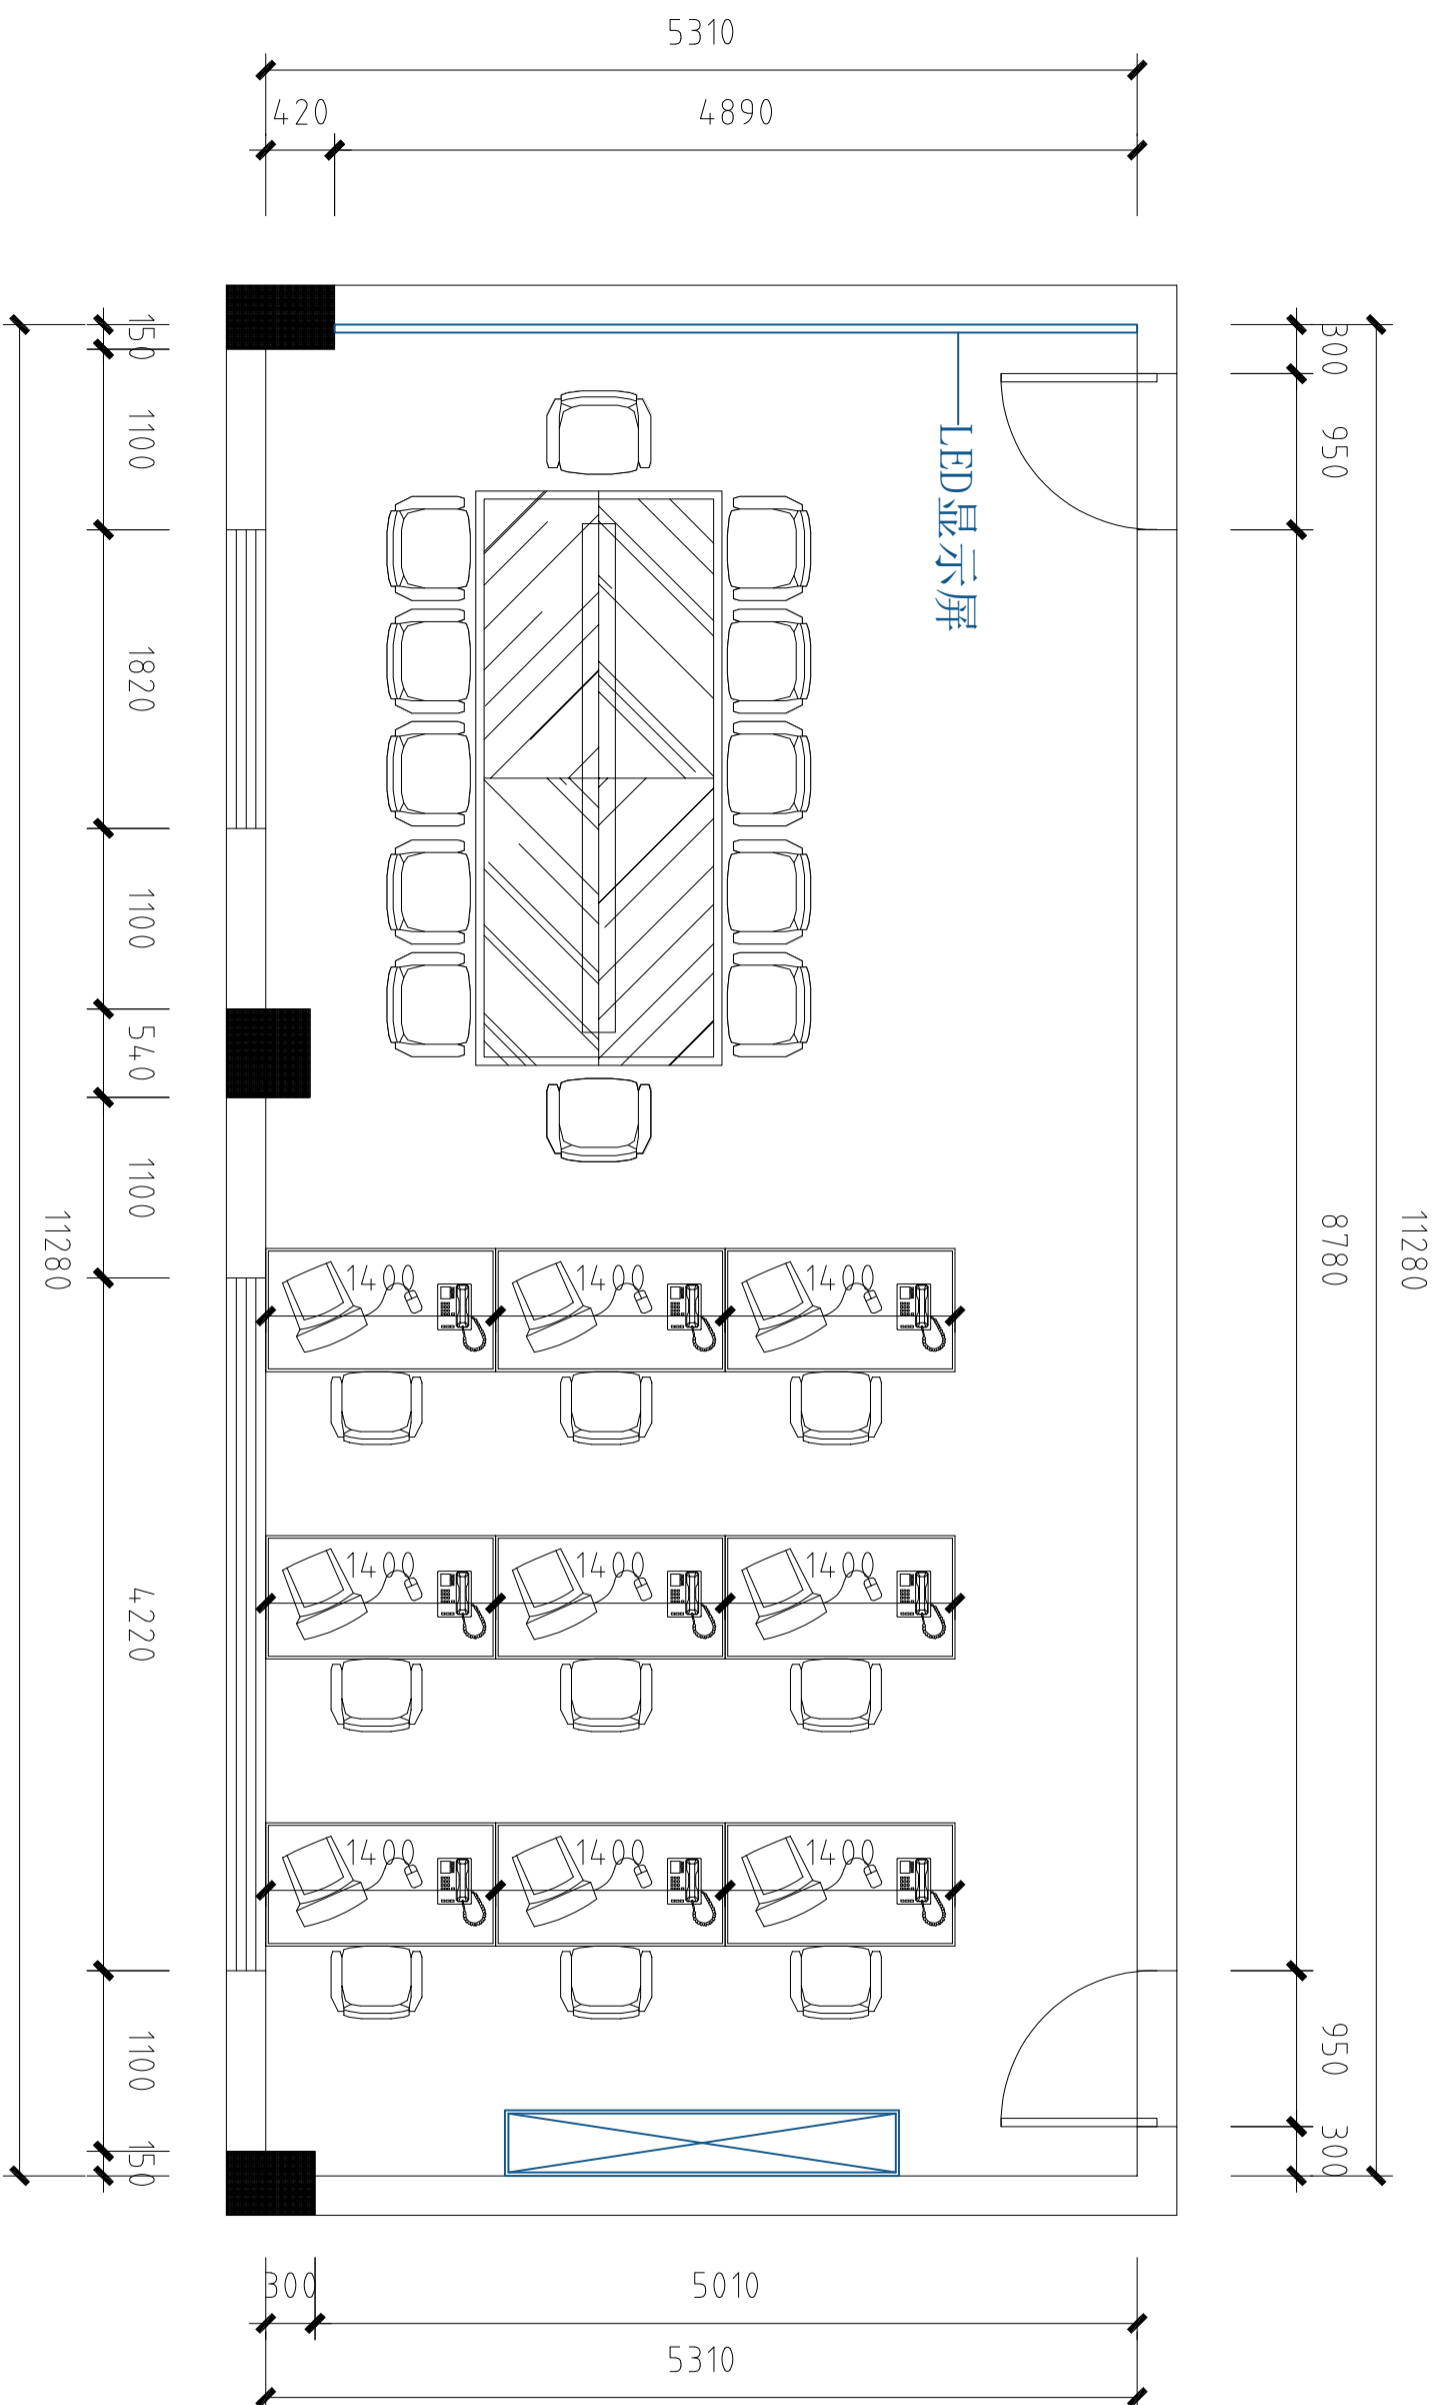

单体在总图中的位置

会签	CONFIRMED BY	电气	
建筑		给排水	
结构		暖通	
暖通		其他专业	
盖章栏		未经项目负责人同意, 不得签字	

注册(执业)章

出图章

审图章

图样名称

平面图

类别

审定

审核

工程负责

工种负责

校对

设计

比例

工程号

修改次数

姓名

姓名

姓名

姓名

姓名

姓名

姓名

日期

图别

图号

2026.2月

施工图

第一版

第一版

第一版

第一版

第一版

第一版

第一版

第一版